


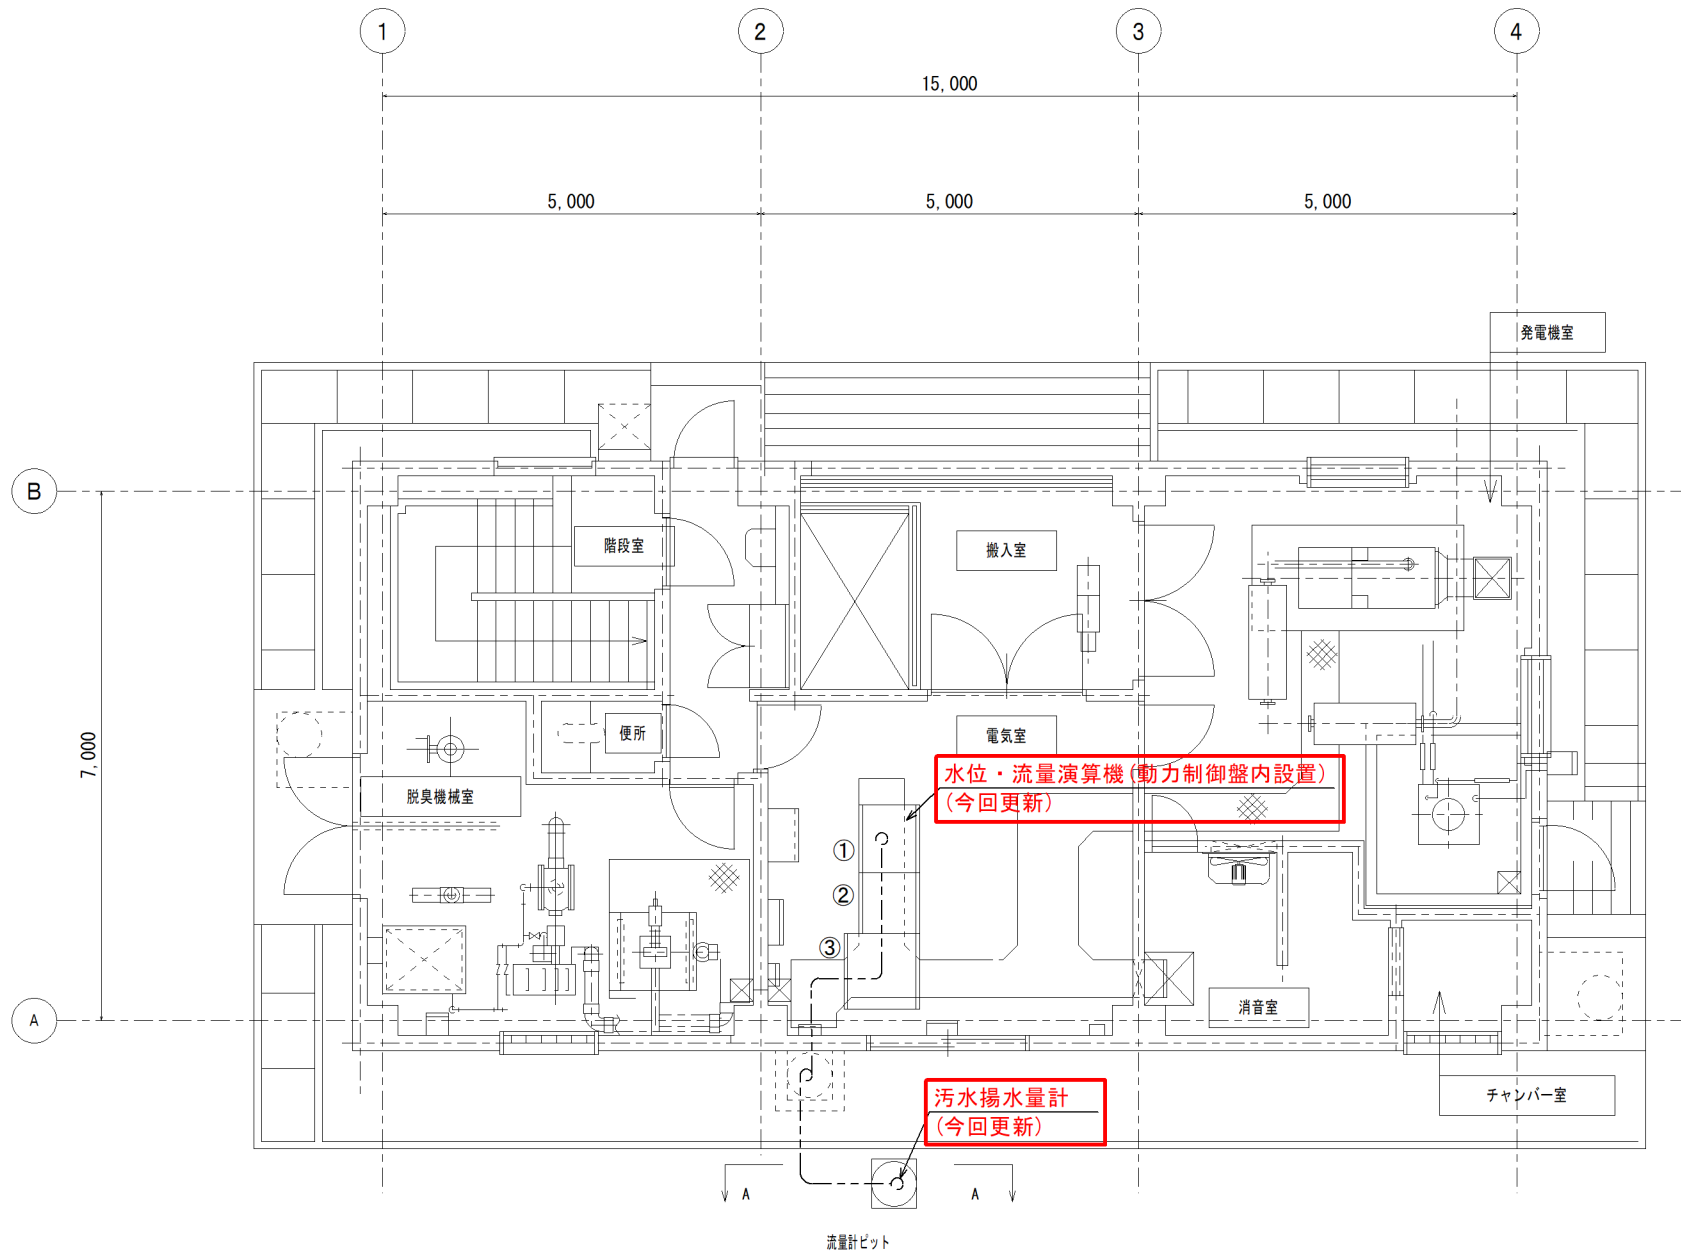


1 階平面図 S:1/100 (A3)

番 号	盤記号	盤 名 称	備 考
①	LB-1B	電源切替盤	既設
②	LB-2B	動力制御盤 (1)	既設
③	LB-3B	動力制御盤 (2)	既設

更新ケーブル

自	至	線種	電線管
〈LB-3B〉動力制御盤 (2)	污水揚水量計	専用ケーブル	既設FEP流用

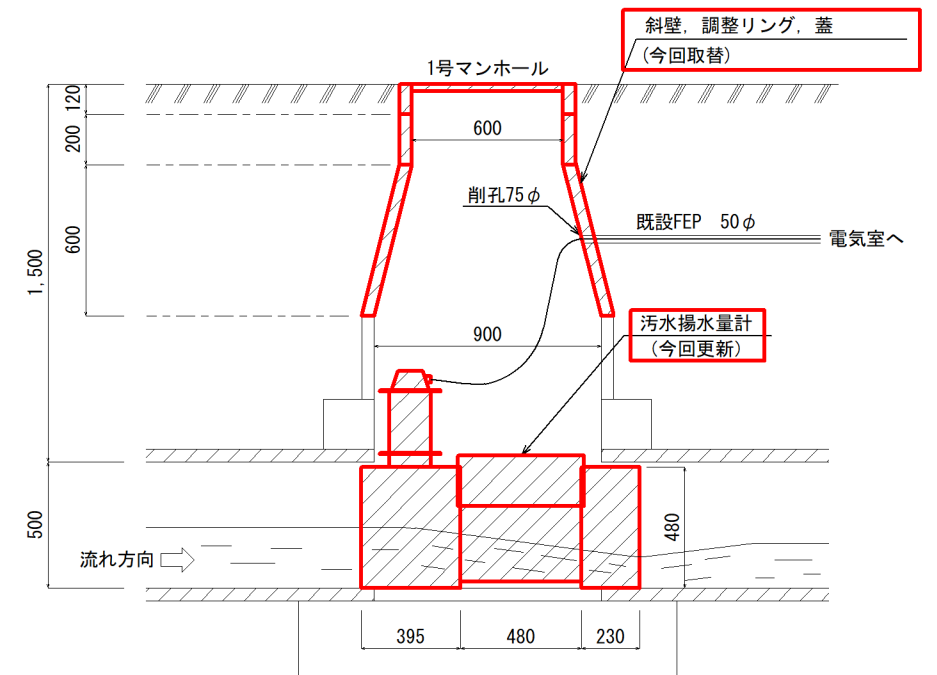


※記載の機器寸法は既設を示すものであり、新設機器の製作者、型式等を指定するものではない。

流量計ピット断面図 (A-A) S:1/30 (A3)


【凡例】

は今回更新機器を示す。


件名	祇園ポンプ場ほか計装設備改築工事		
図名	祇園ポンプ場配置図		
縮尺	1/100 (A3), 1/30 (A3)	図番	E-01
米子市下水道部			

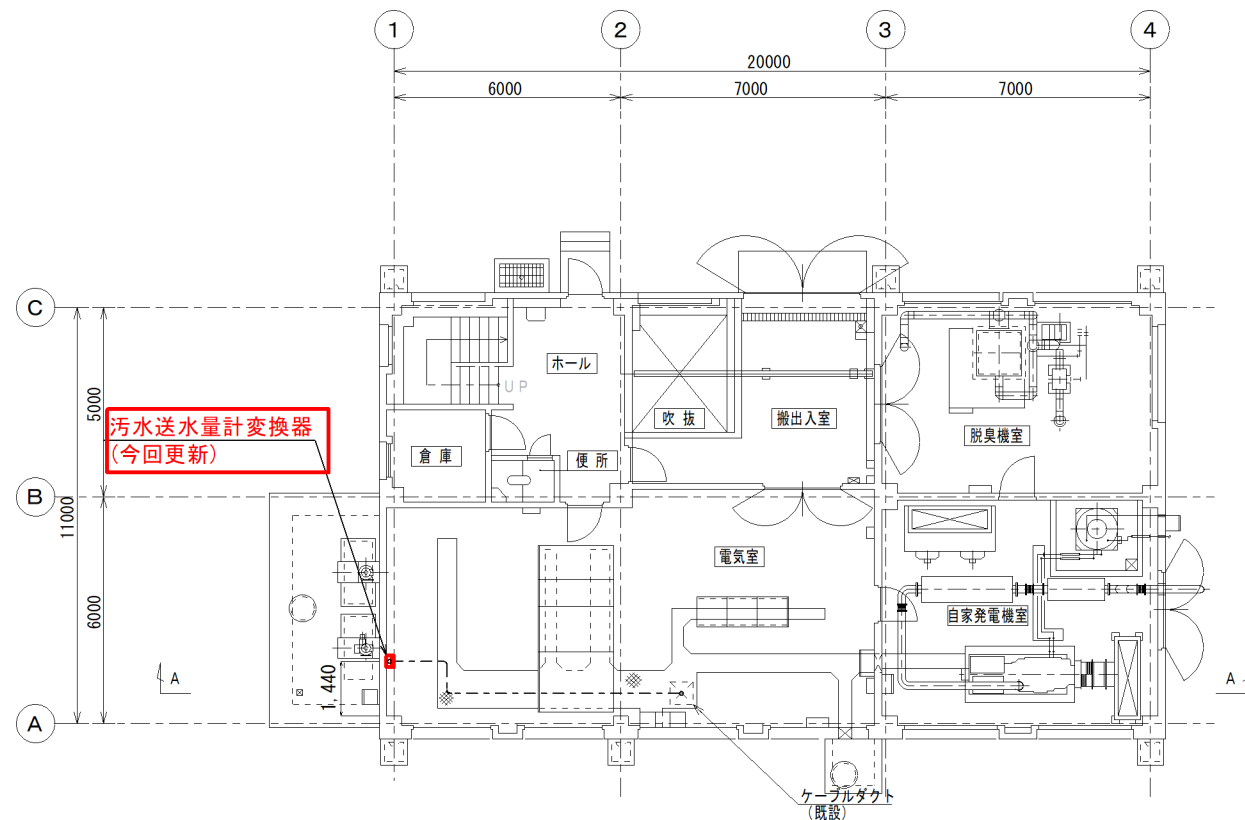

1階 平面図

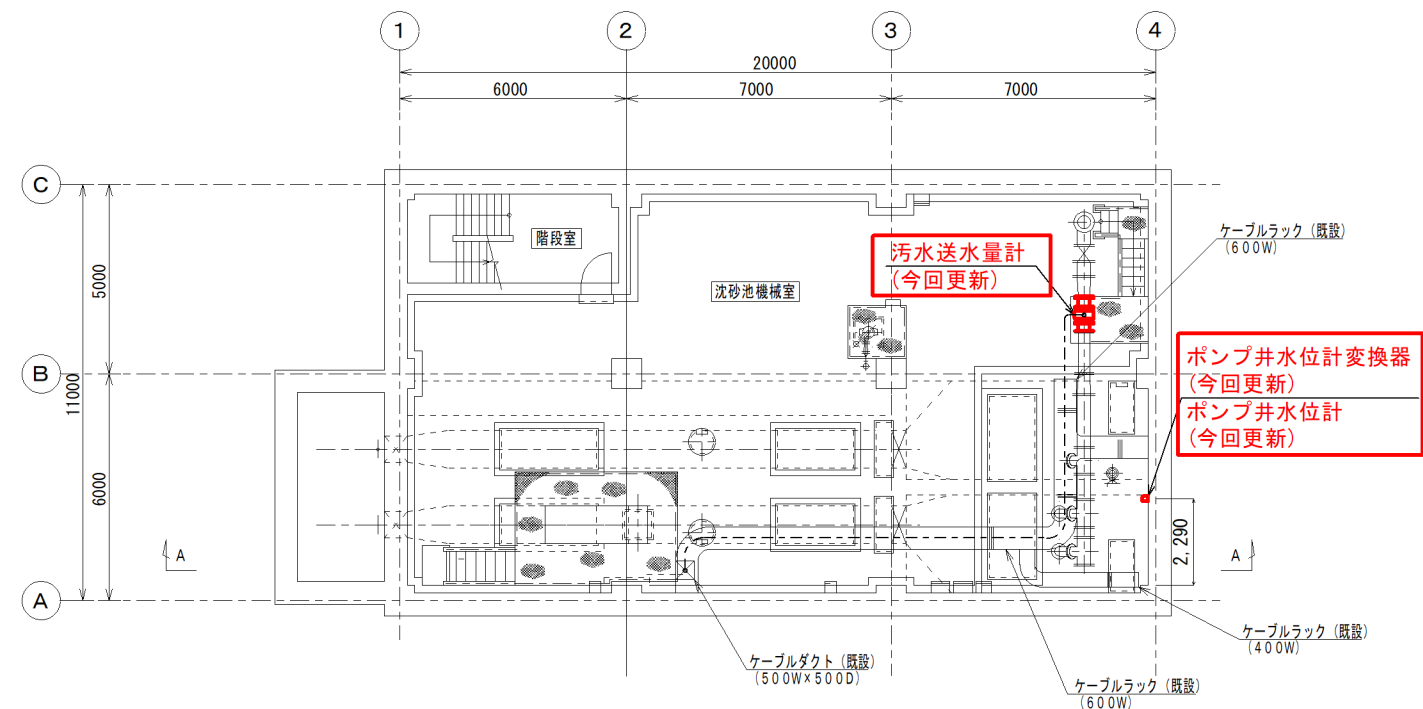

地下1階 平面図

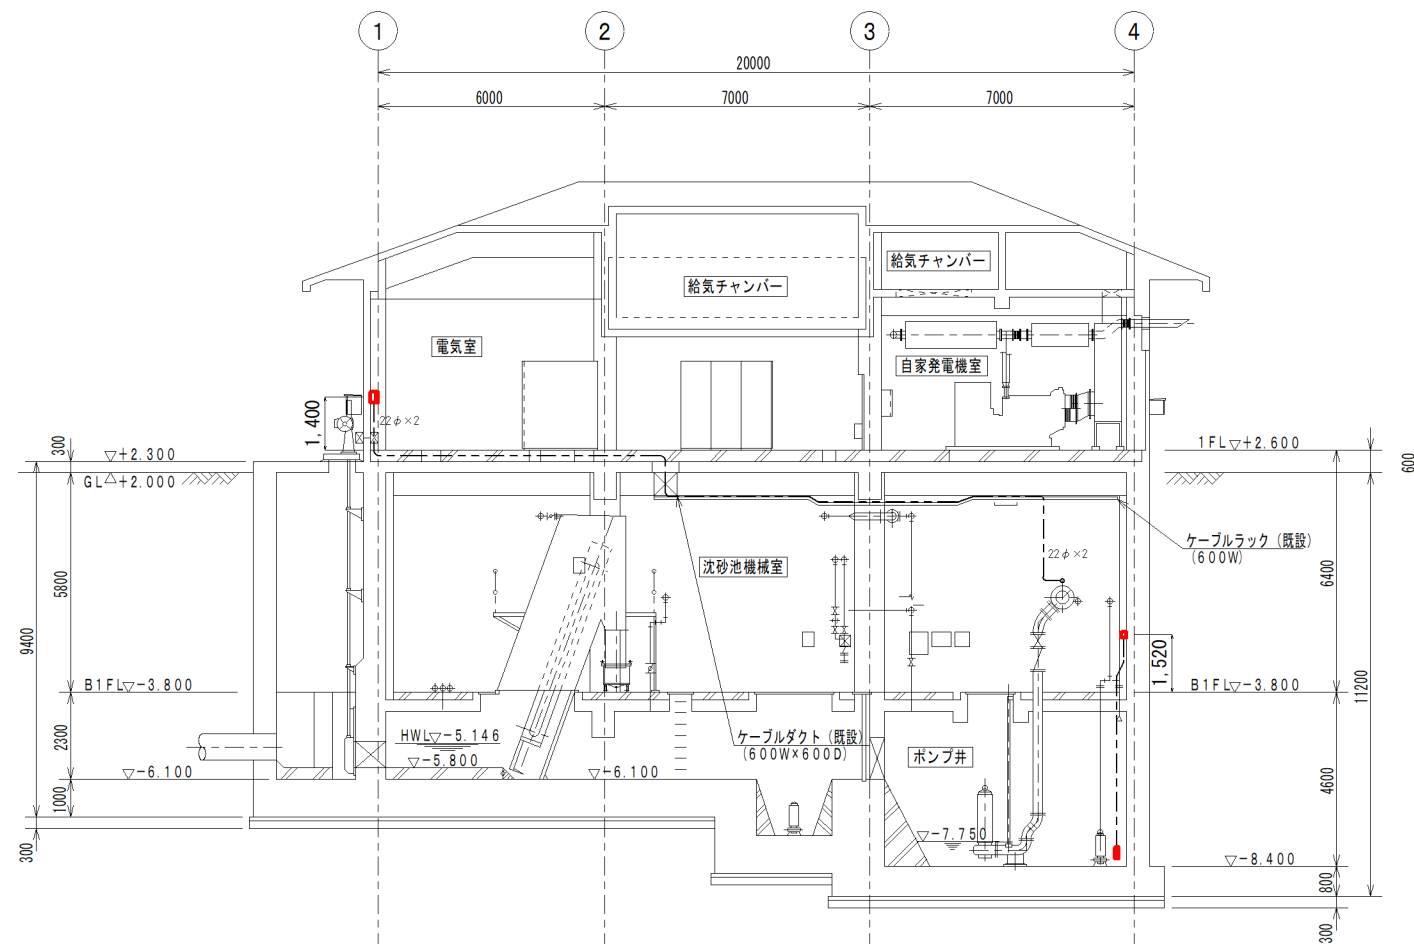

A - A 断面図


更新ケーブル

自	至	線種	電線管(撤去)	電線管(新設)
汚水送水量計 変換器	汚水送水量計 検出器	専用ケーブル	GP 22φ	HIVE 22φ
		専用ケーブル	GP 22φ	HIVE 22φ
ポンプ井水位計変換器	ポンプ井水位計	専用中空ケーブル	—	—


【凡例】

は今回更新機器を示す。


件名	祇園ポンプ場ほか計装設備改築工事		
図名	大谷ポンプ場配置図		
縮尺	1/200 (A3)	図番	E-02
米子市下水道部			

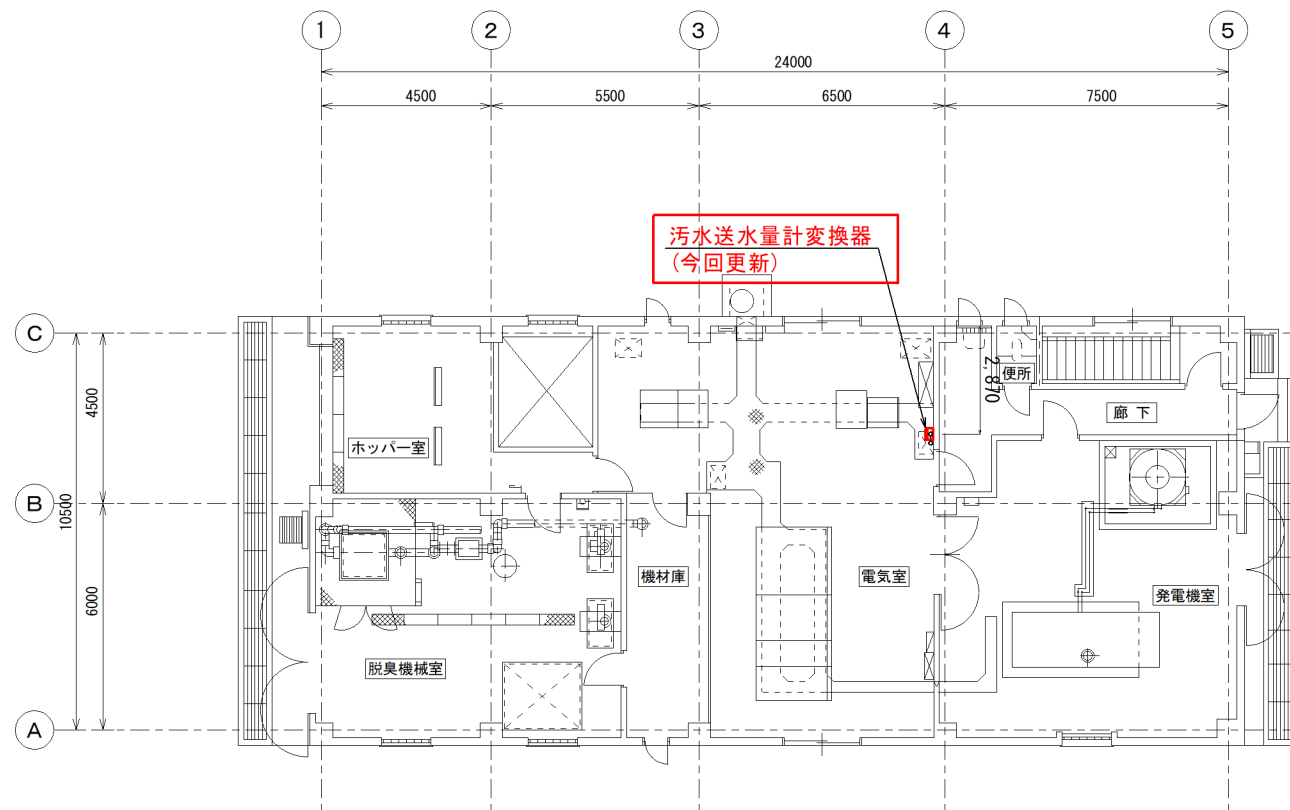

1階 平面図

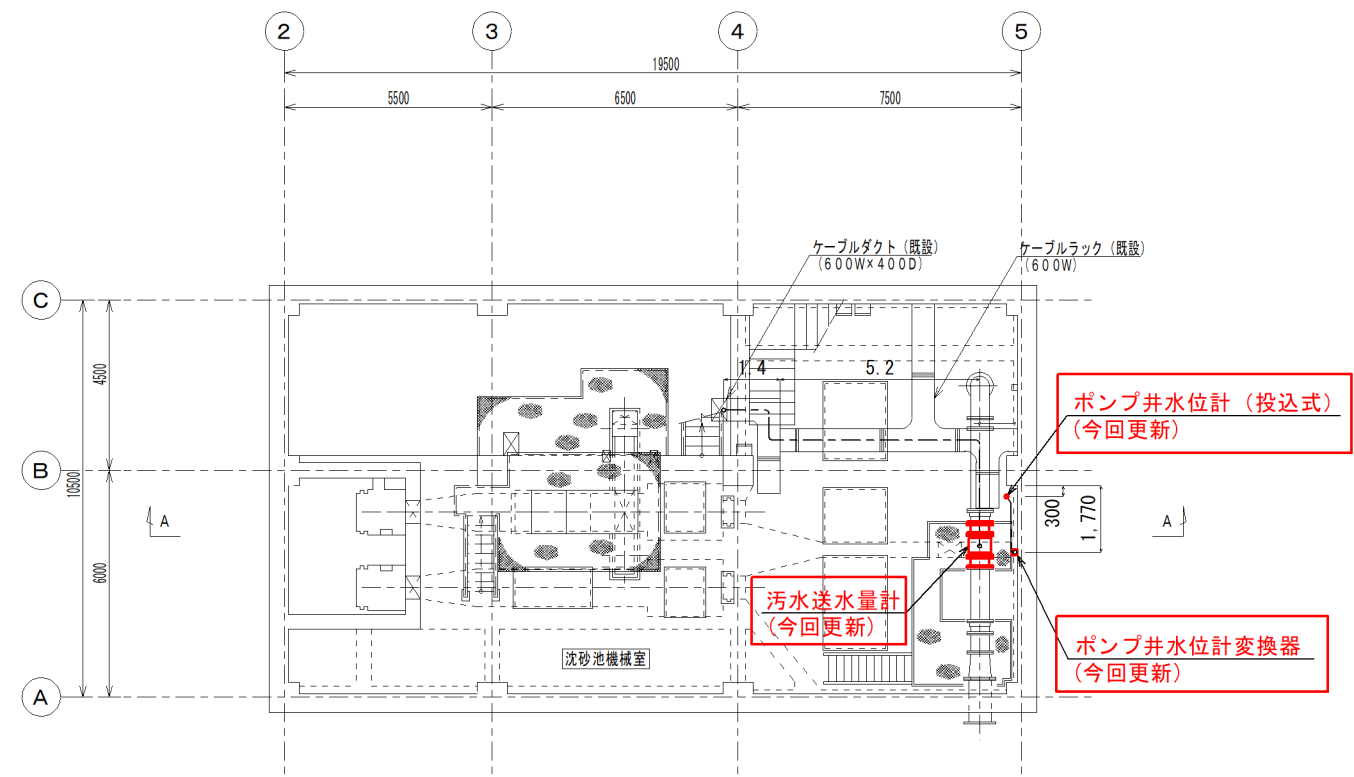

地下1階 平面図

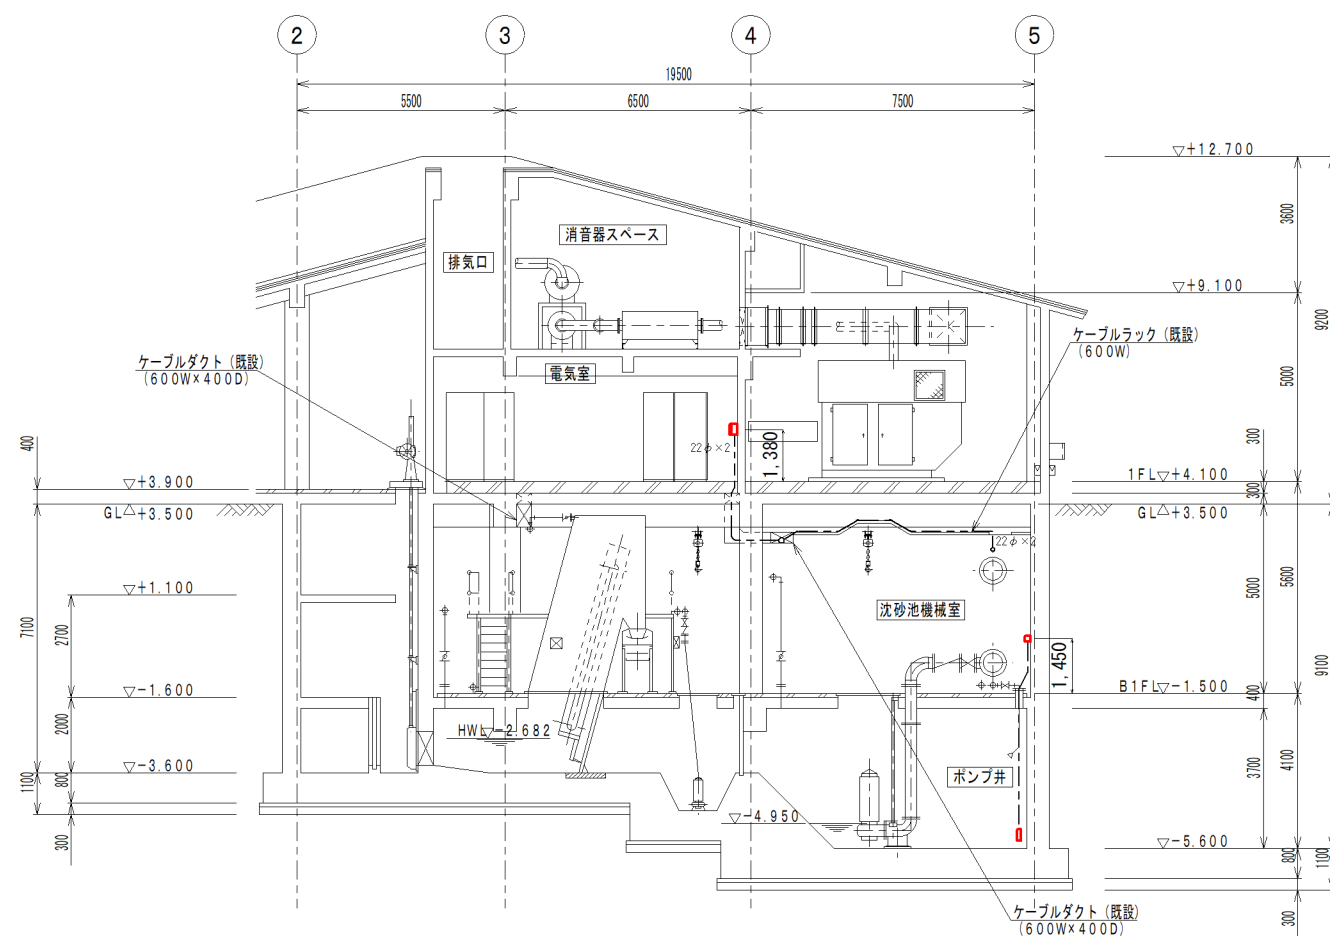

A - A 断面図

更新ケーブル

自	至	線種	電線管(撤去)	電線管(新設)
汚水送水量計	汚水送水量計	専用ケーブル	GP 22φ	HIVE 22φ
変換器	検出器	専用ケーブル	GP 22φ	HIVE 22φ
ポンプ井水位計変換器	ポンプ井水位計	専用中空ケーブル	—	—

【凡例】

は今回更新機器を示す。

件名	祇園ポンプ場ほか計装設備改築工事		
図名	新加茂ポンプ場配置図		
縮尺	1/200 (A3)	図番	E-03
米子市下水道部			