

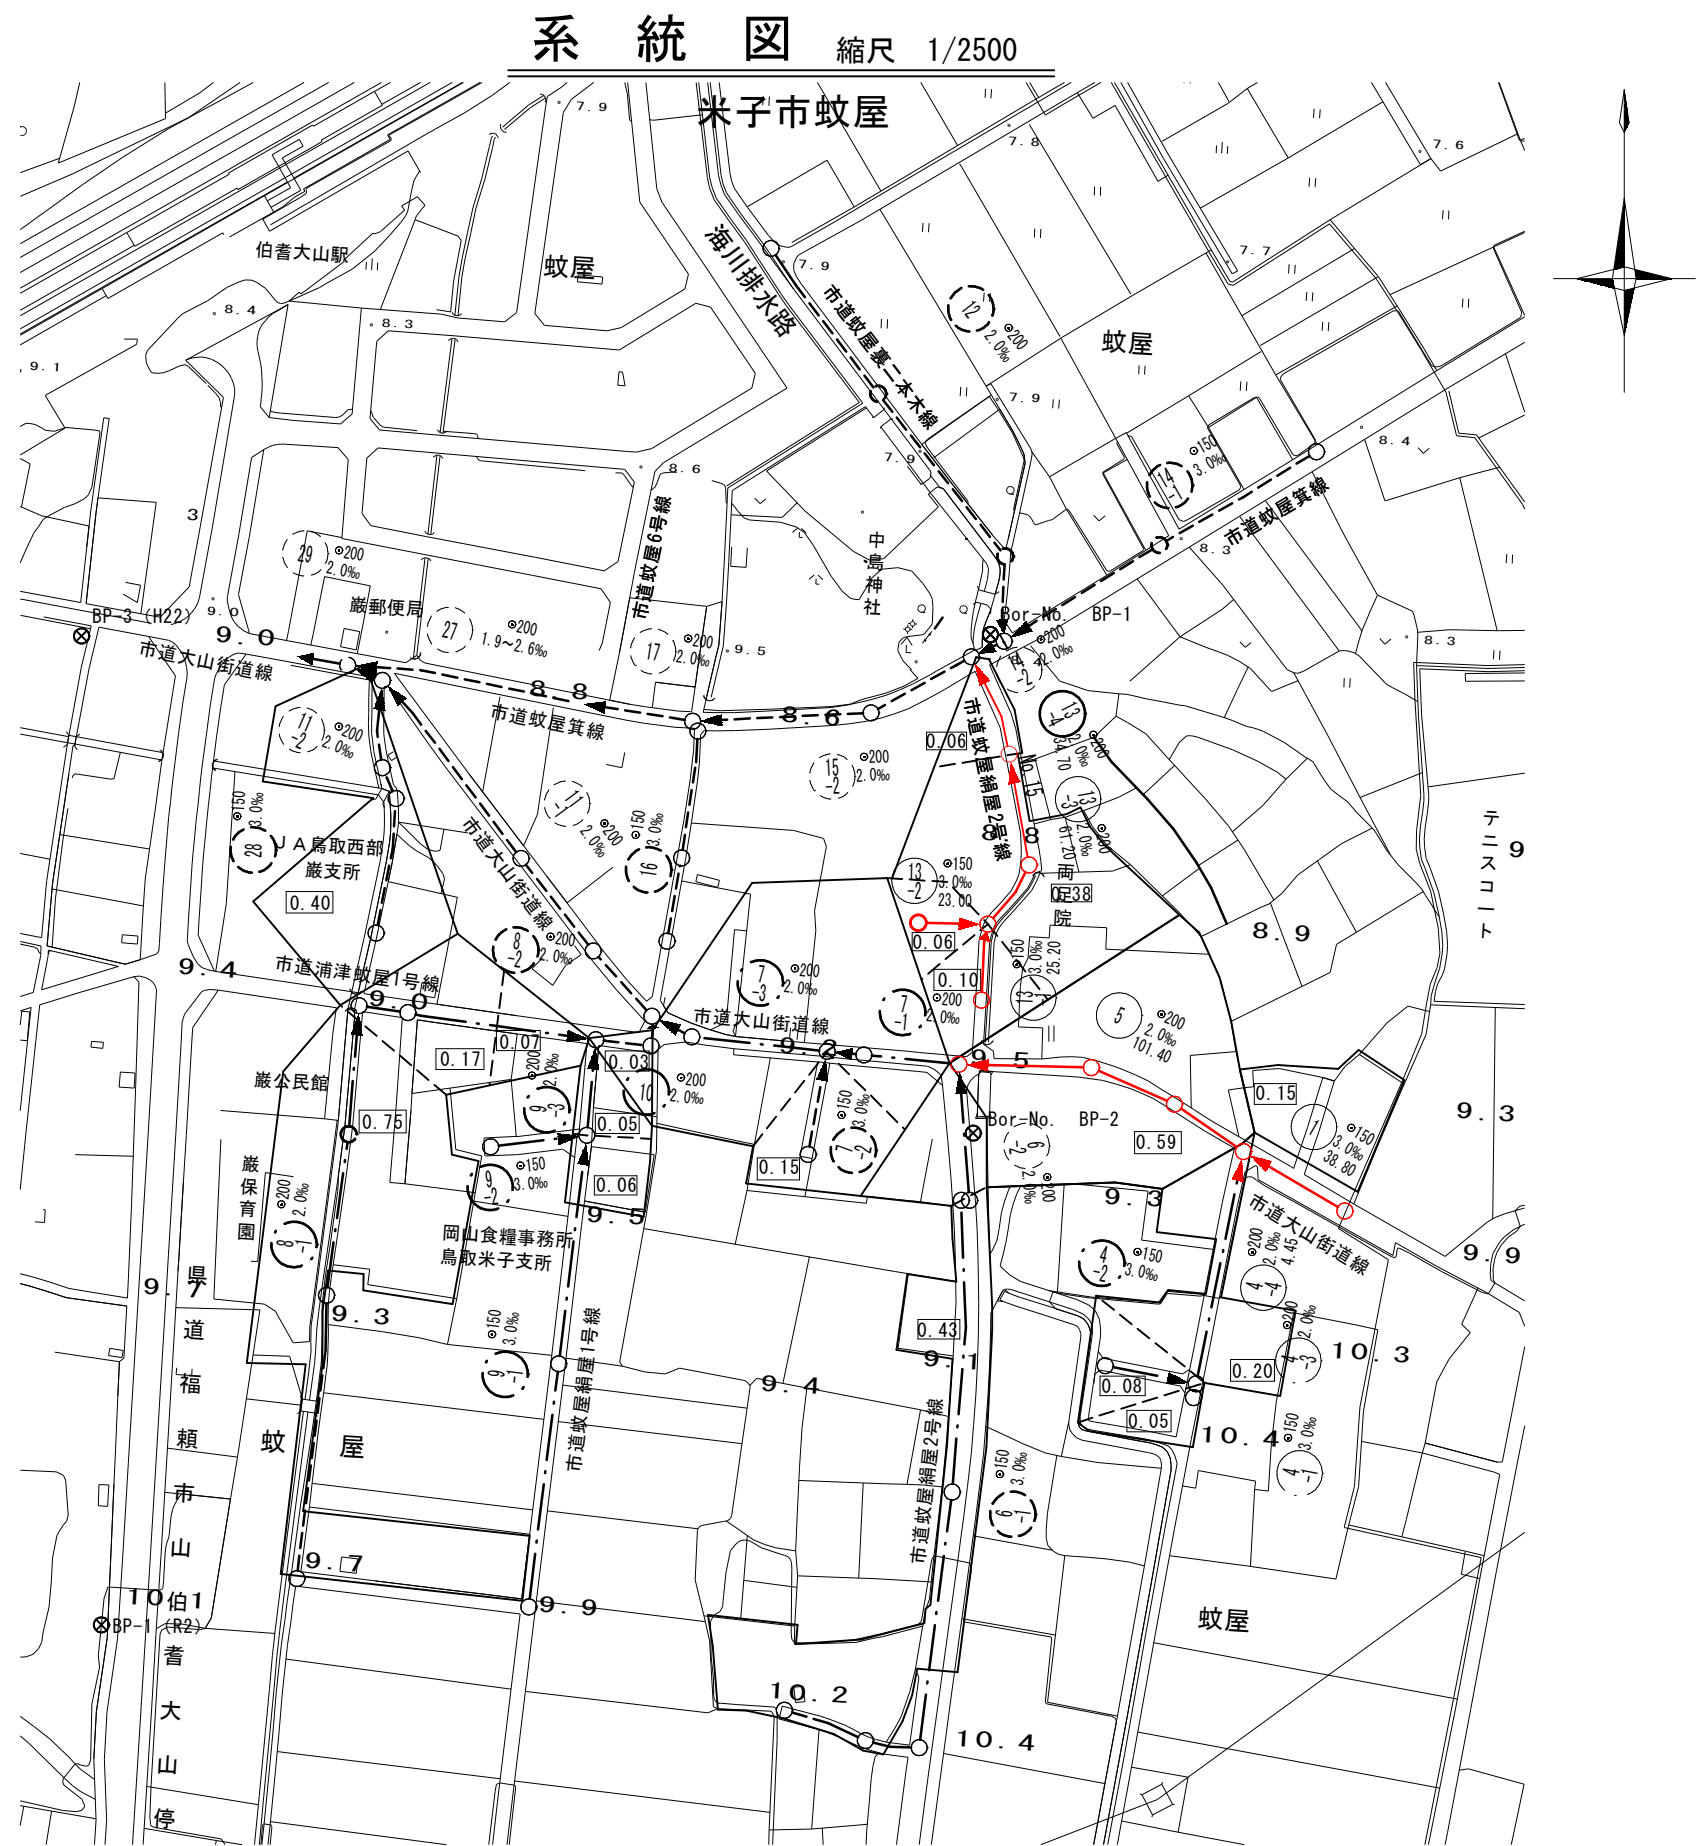
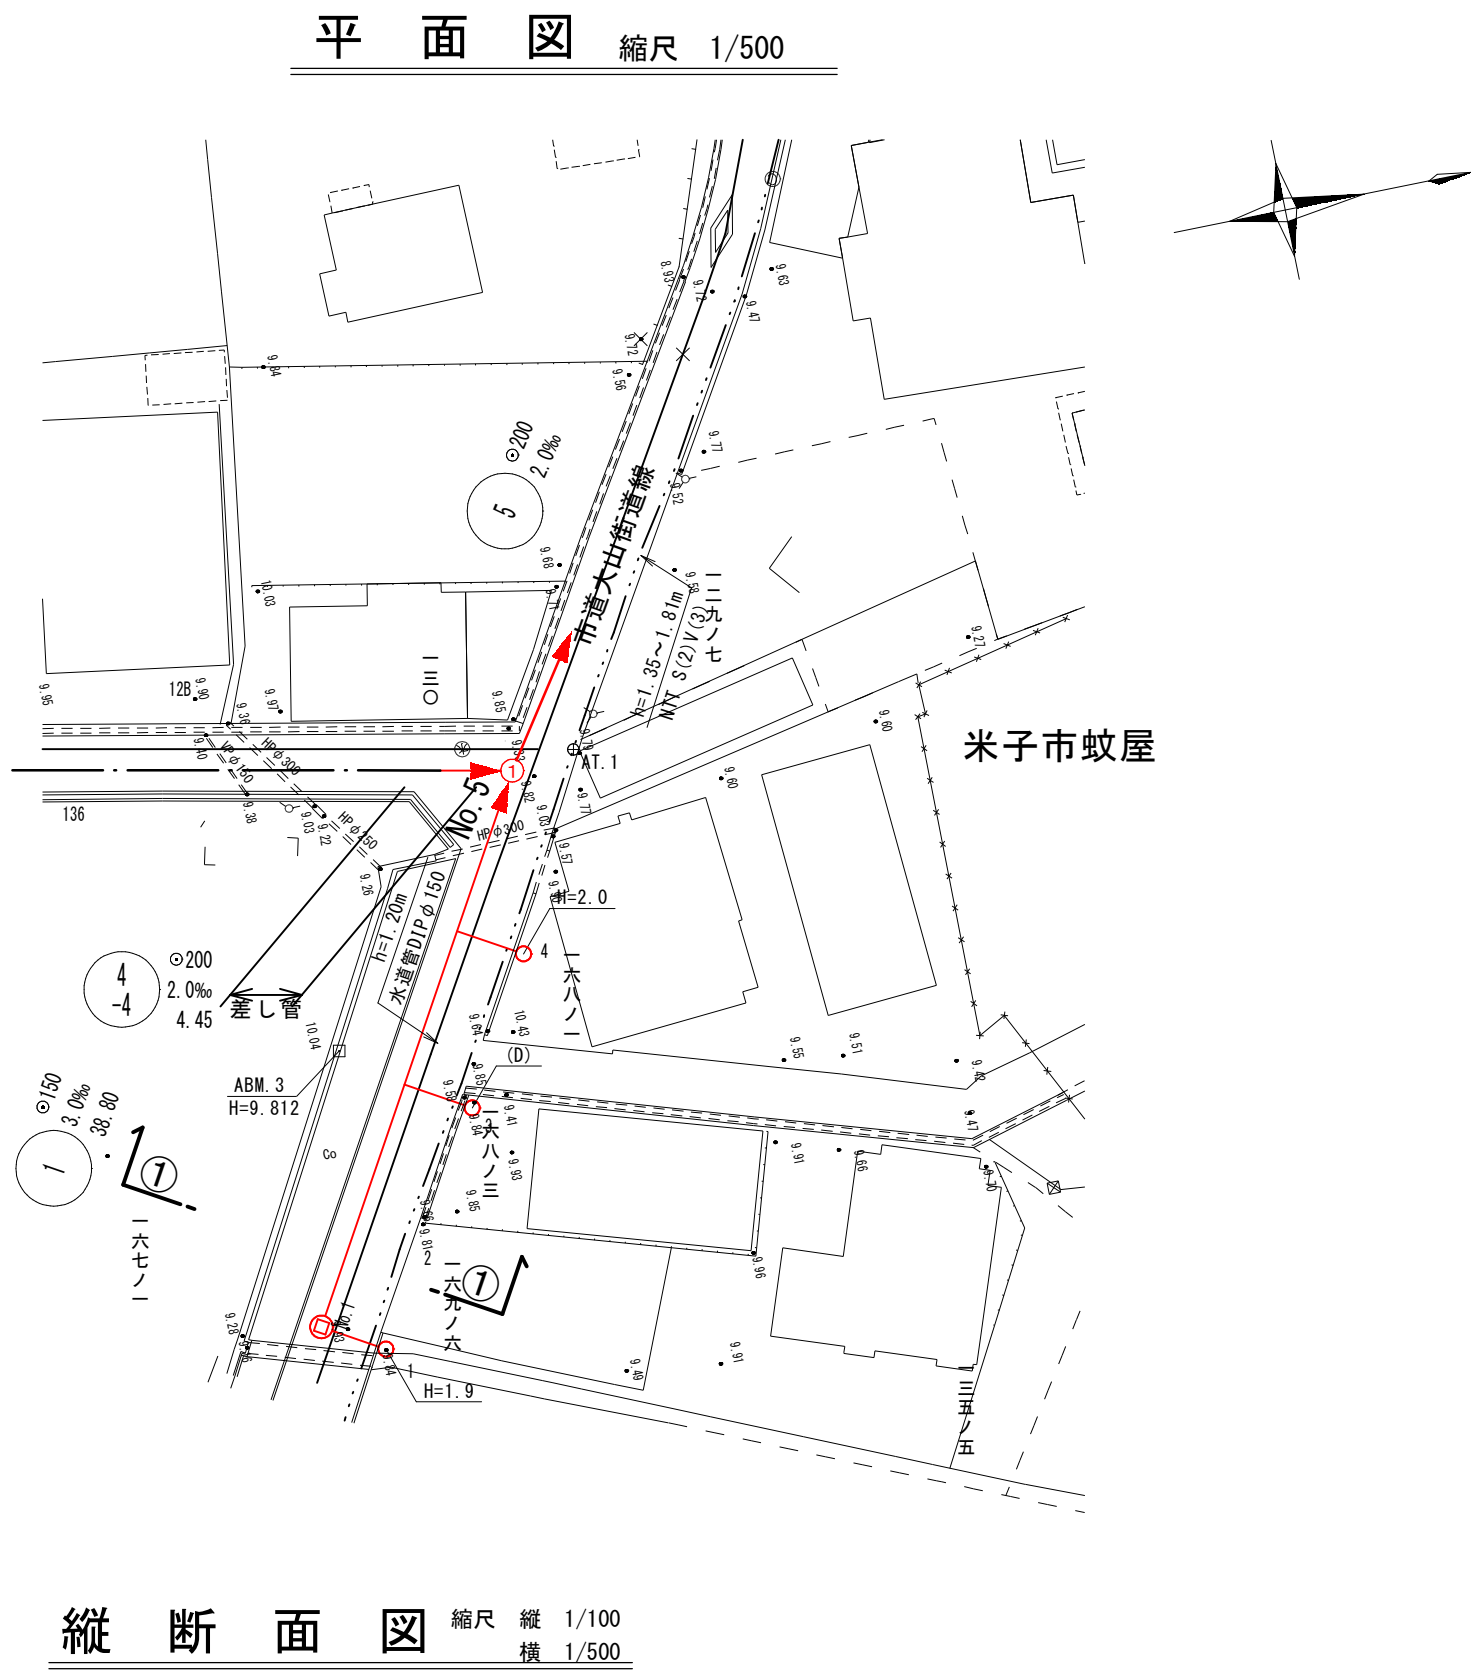


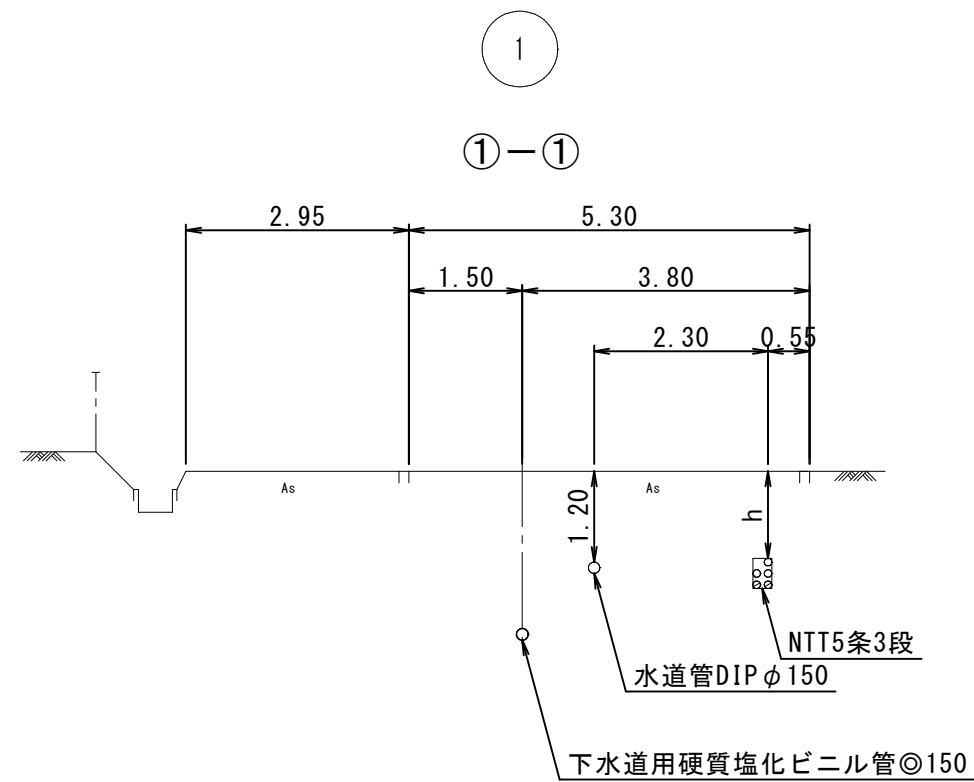

横断面図 縮尺 1/100

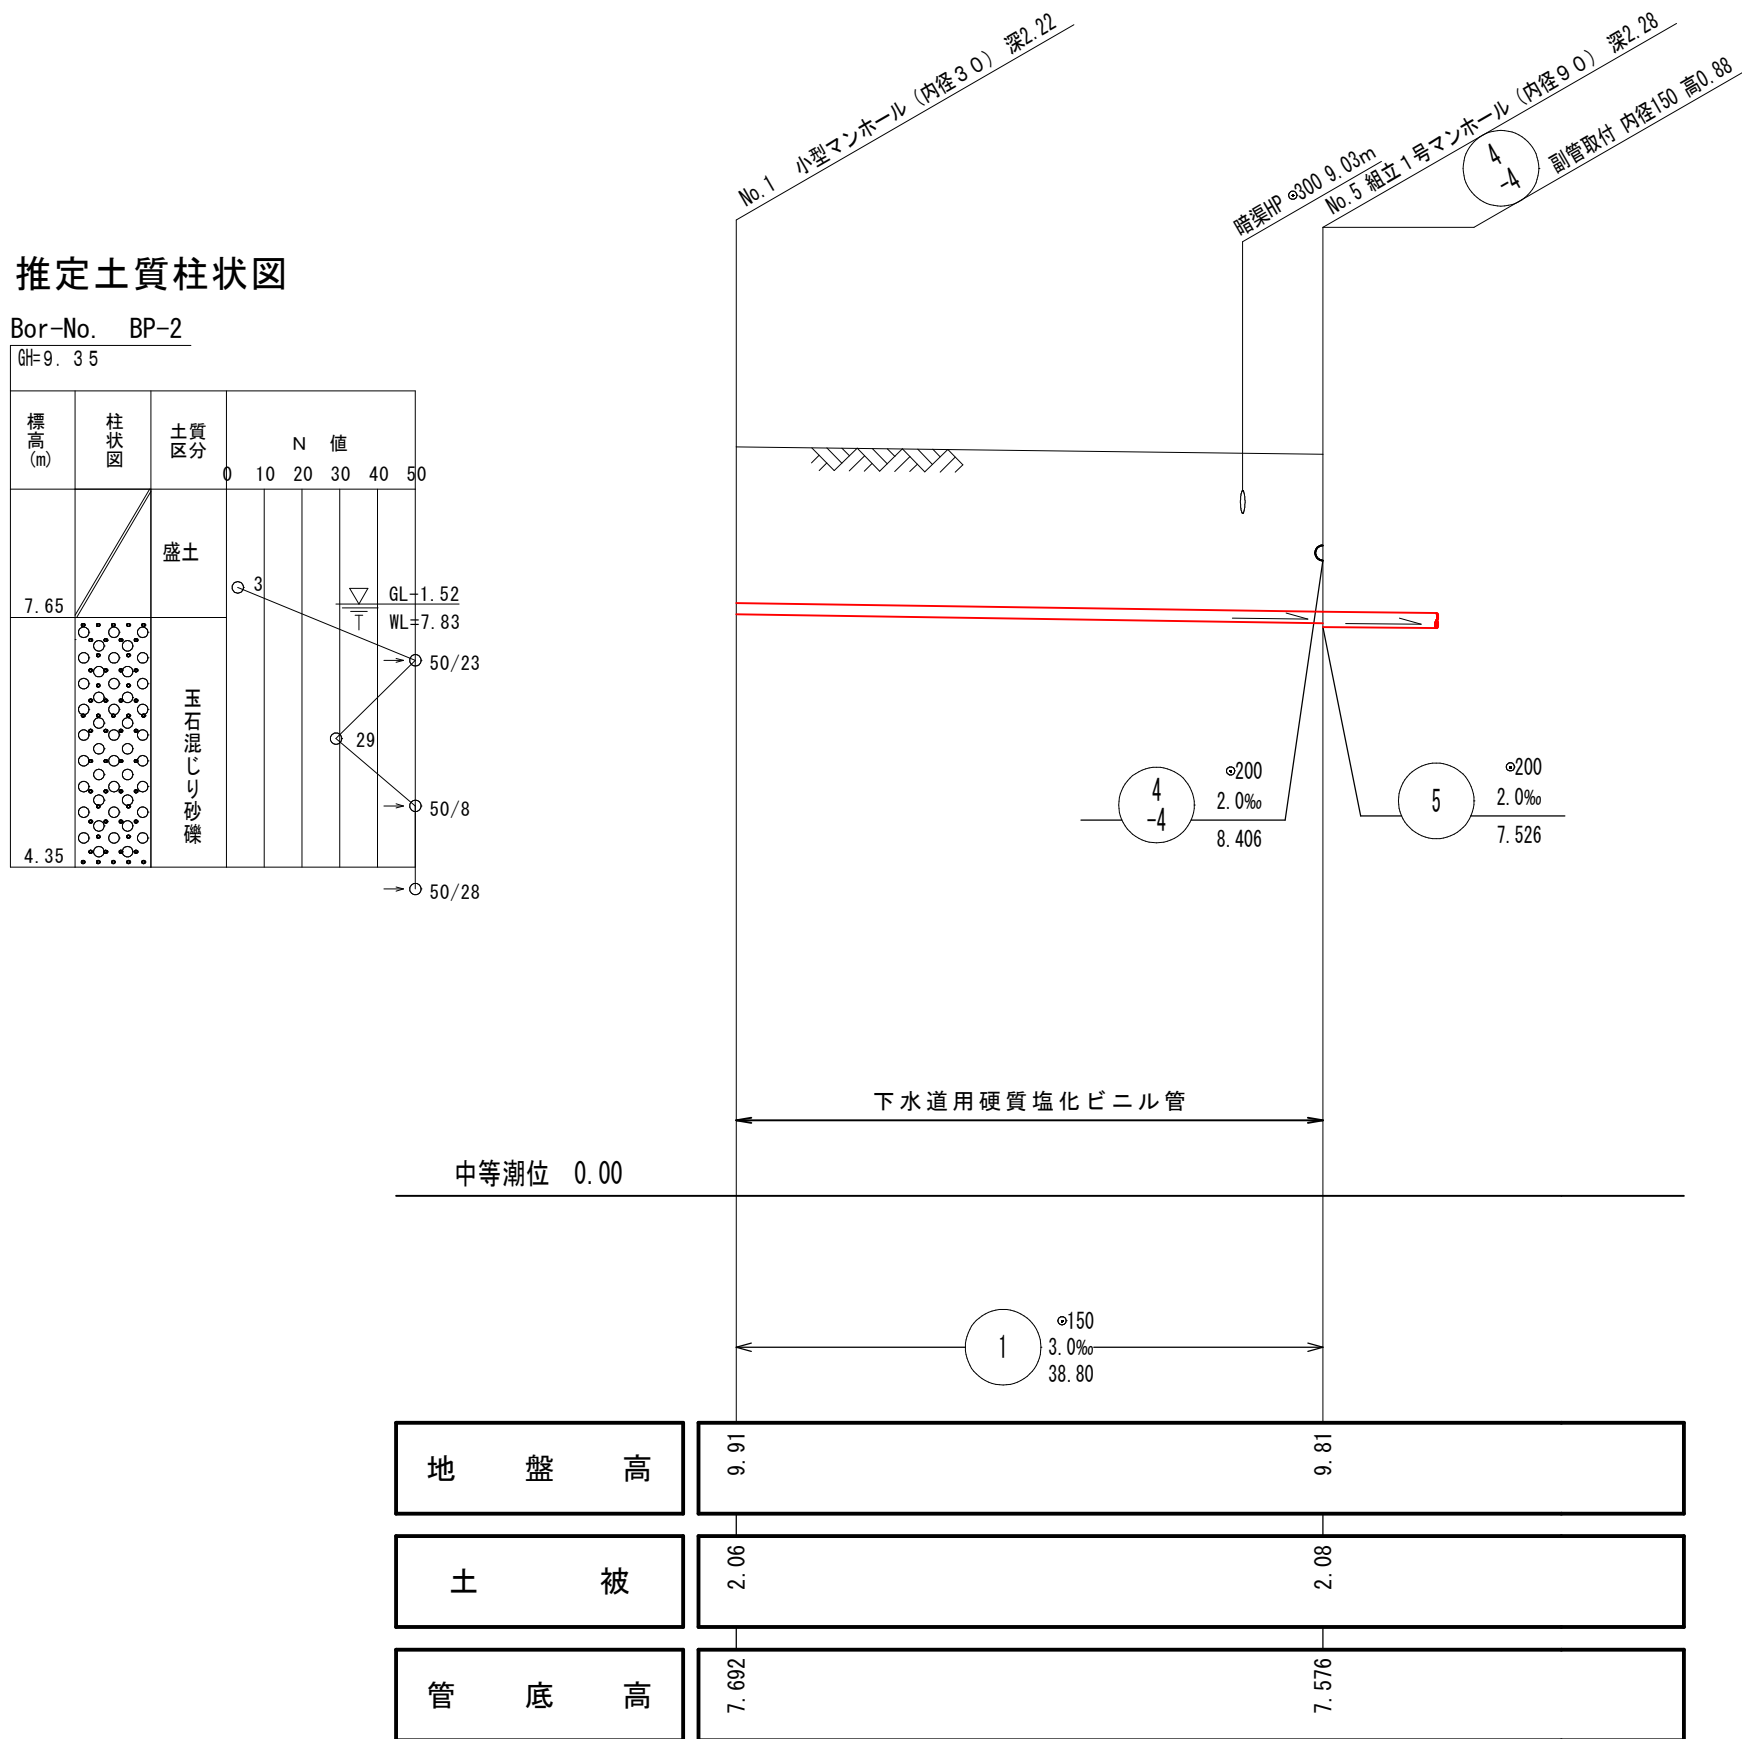


注・取付管については内径10センチメートルを標準とする。


注・汚水については塩化ビニル管、内径10センチメートルとする。

注・標準仕様書「下水道」水道工事




水準基標（東京湾中等潮位による）			
所在地		真高	備考
町名	目標		
皆生温泉 3丁目	皆生処理場内	メートル 4.760	
外浜系統 蚊屋処理分区			
件名	蚊屋枝線その11工事		
図名	線路詳細図・系統図・横断面図		
縮尺	図示	図番	1/9
調整年月日	令和 年 月 日		
設計者氏名			
米子市下水道部			

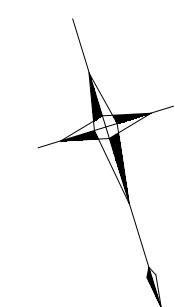


平面図 縮尺 1/500

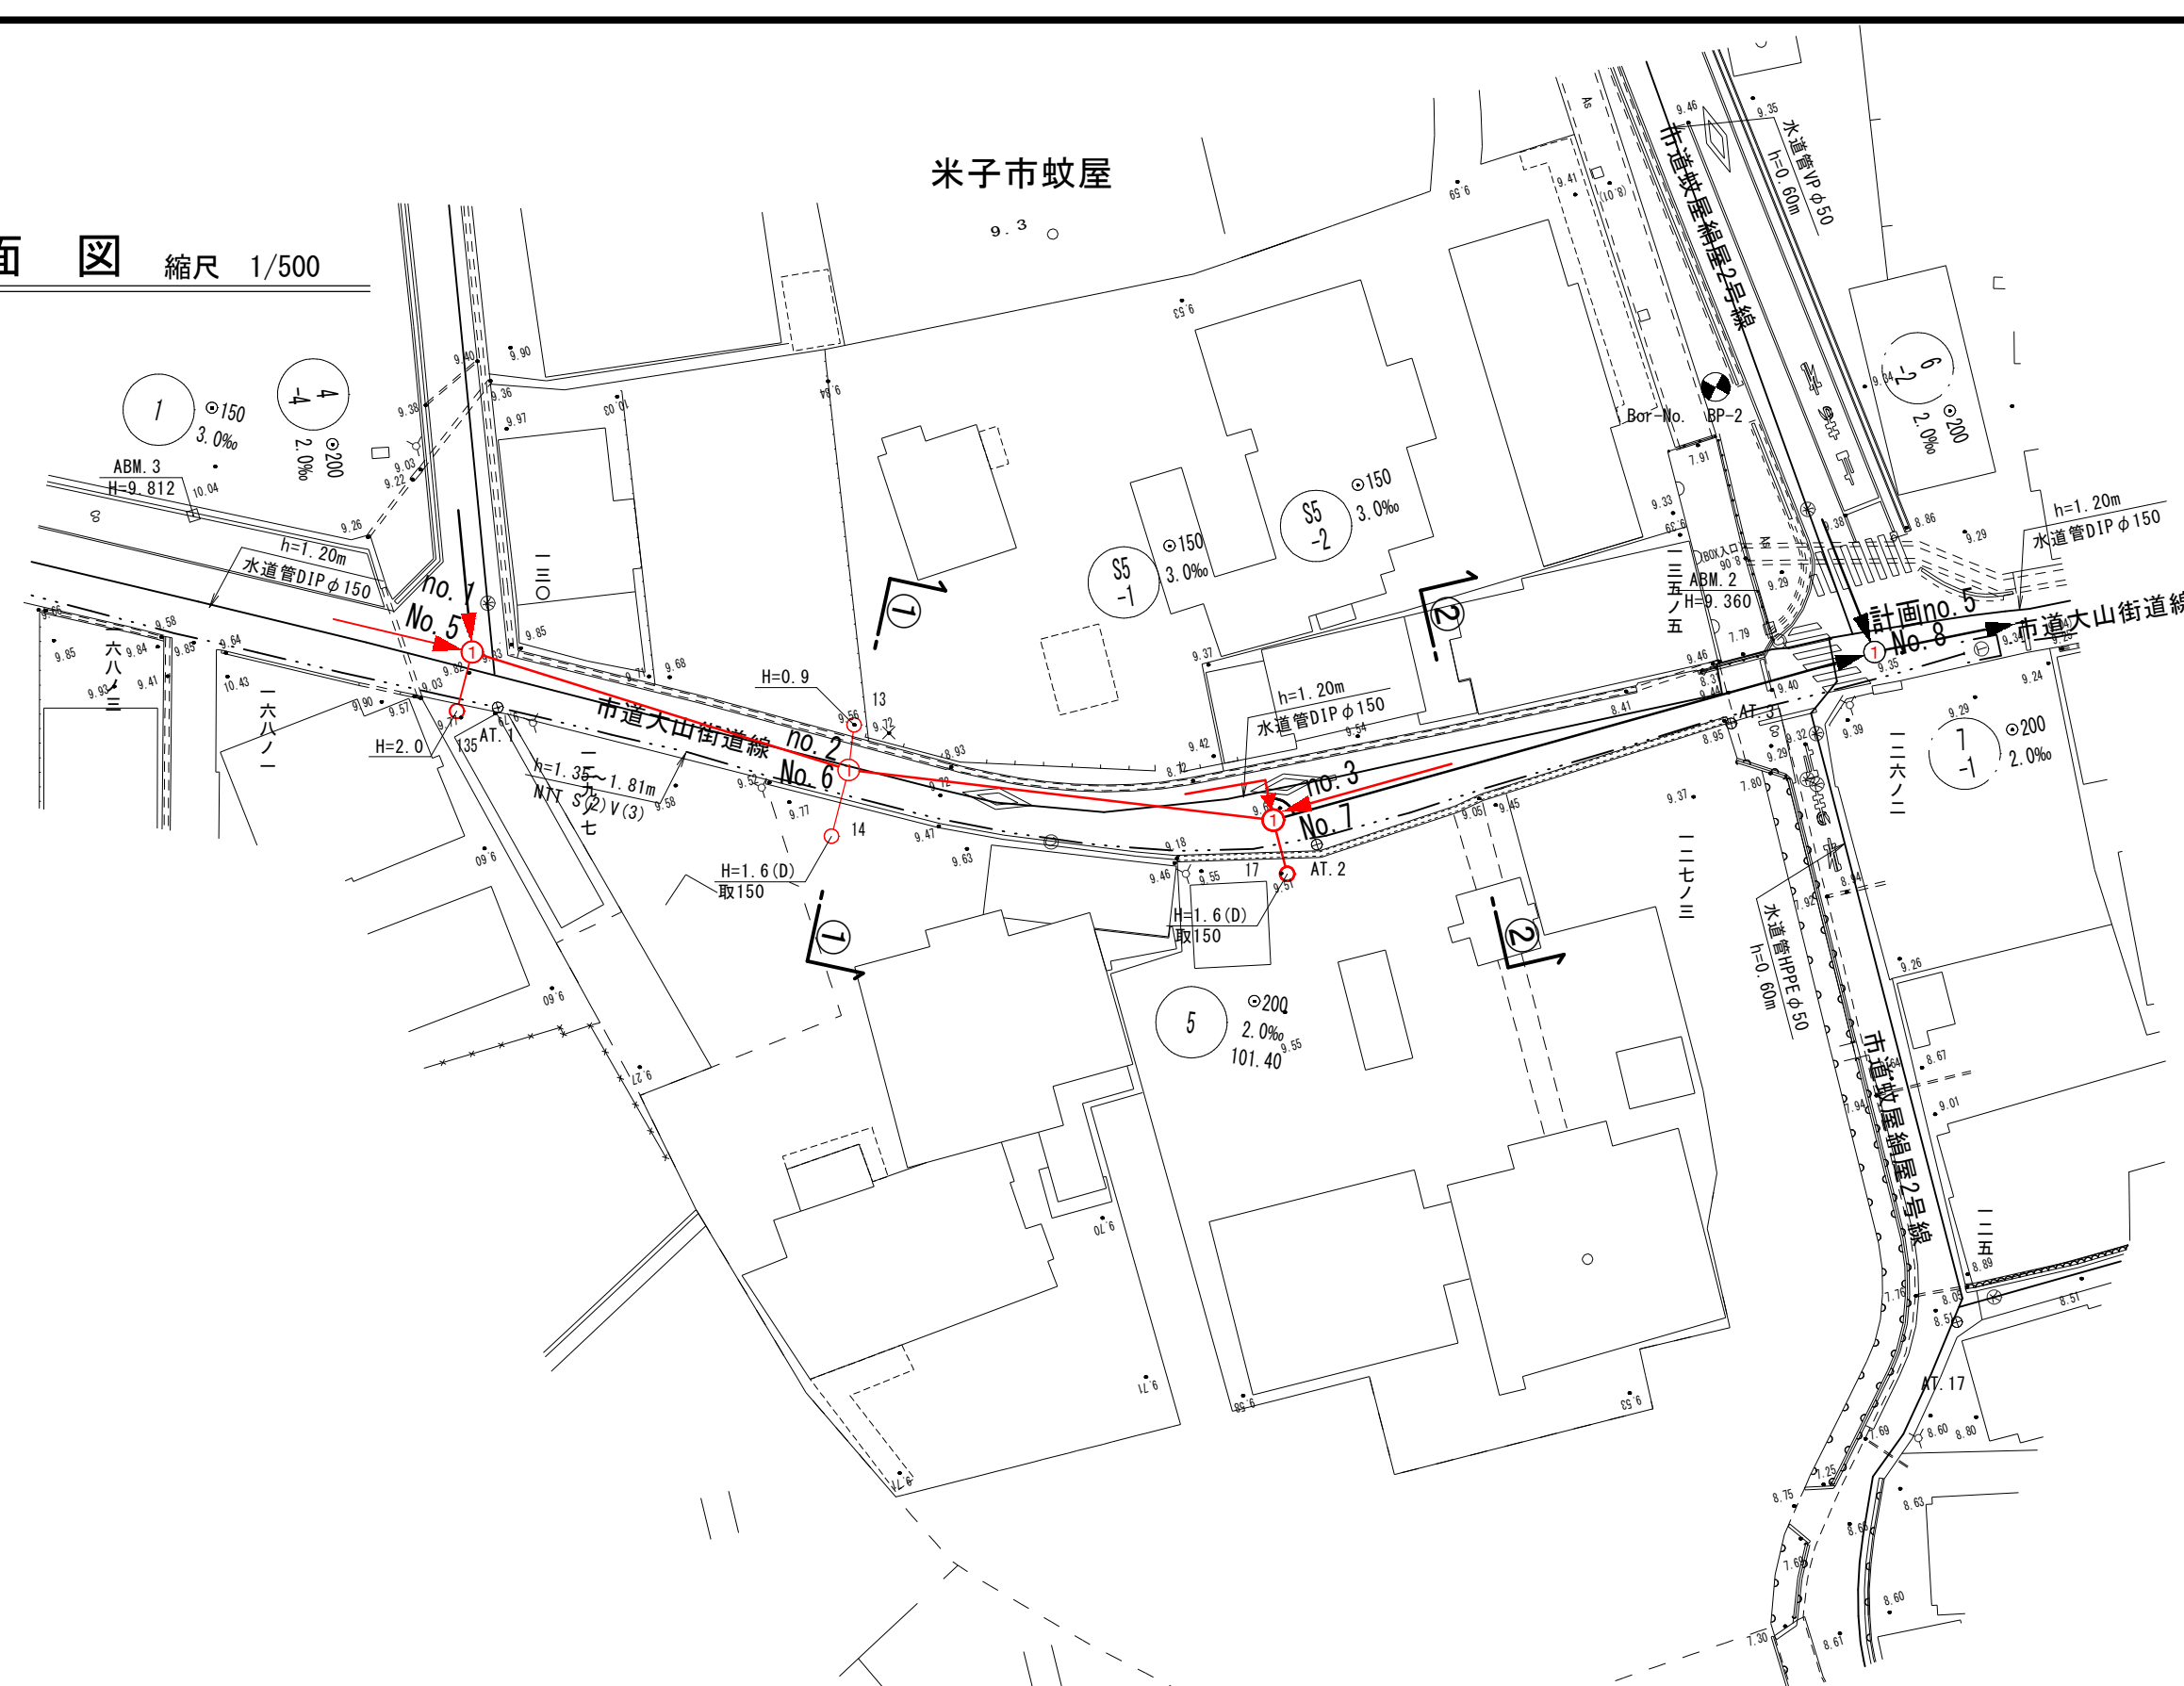

縦断面図 縮尺 縦 1/100
横 1/500

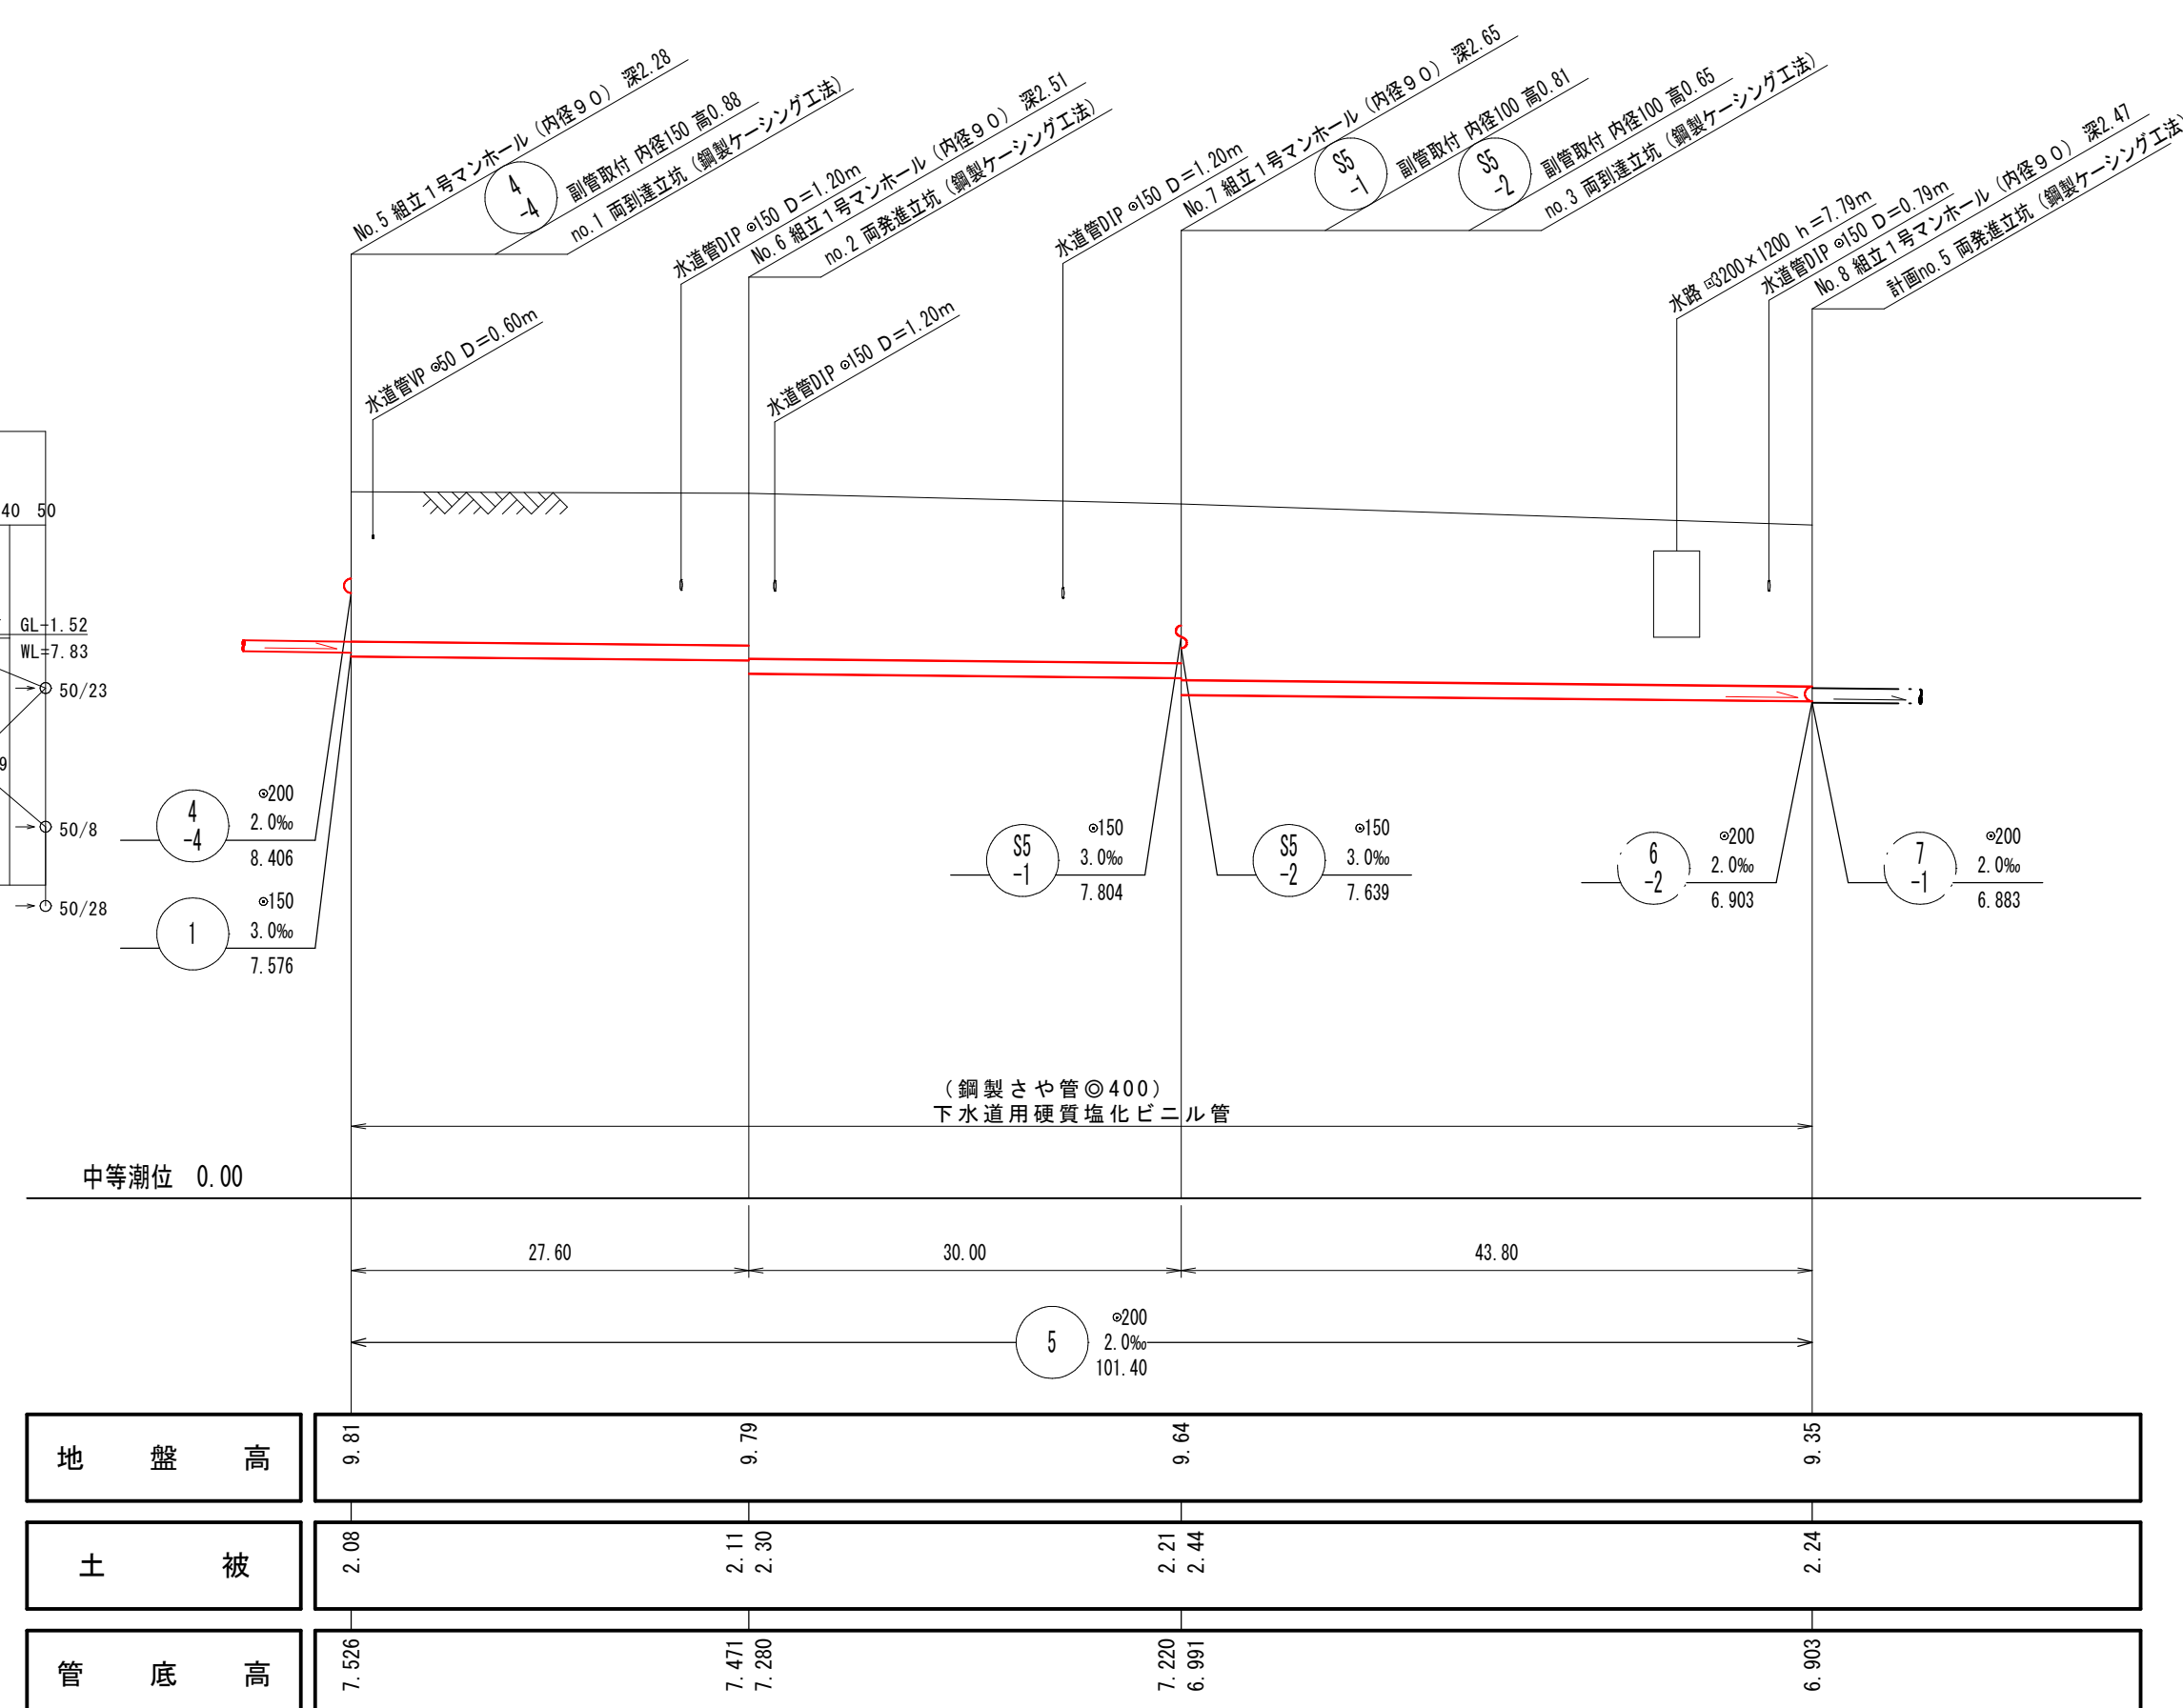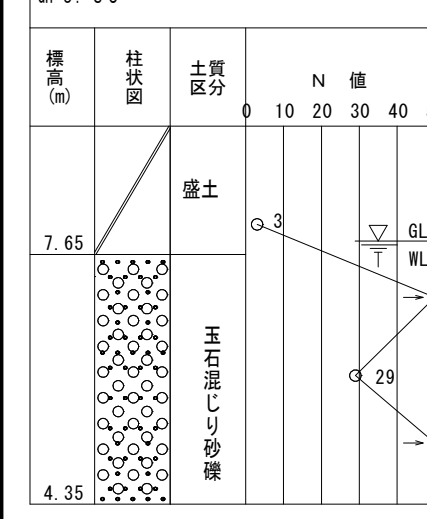 

横断面図 縮尺 1/100

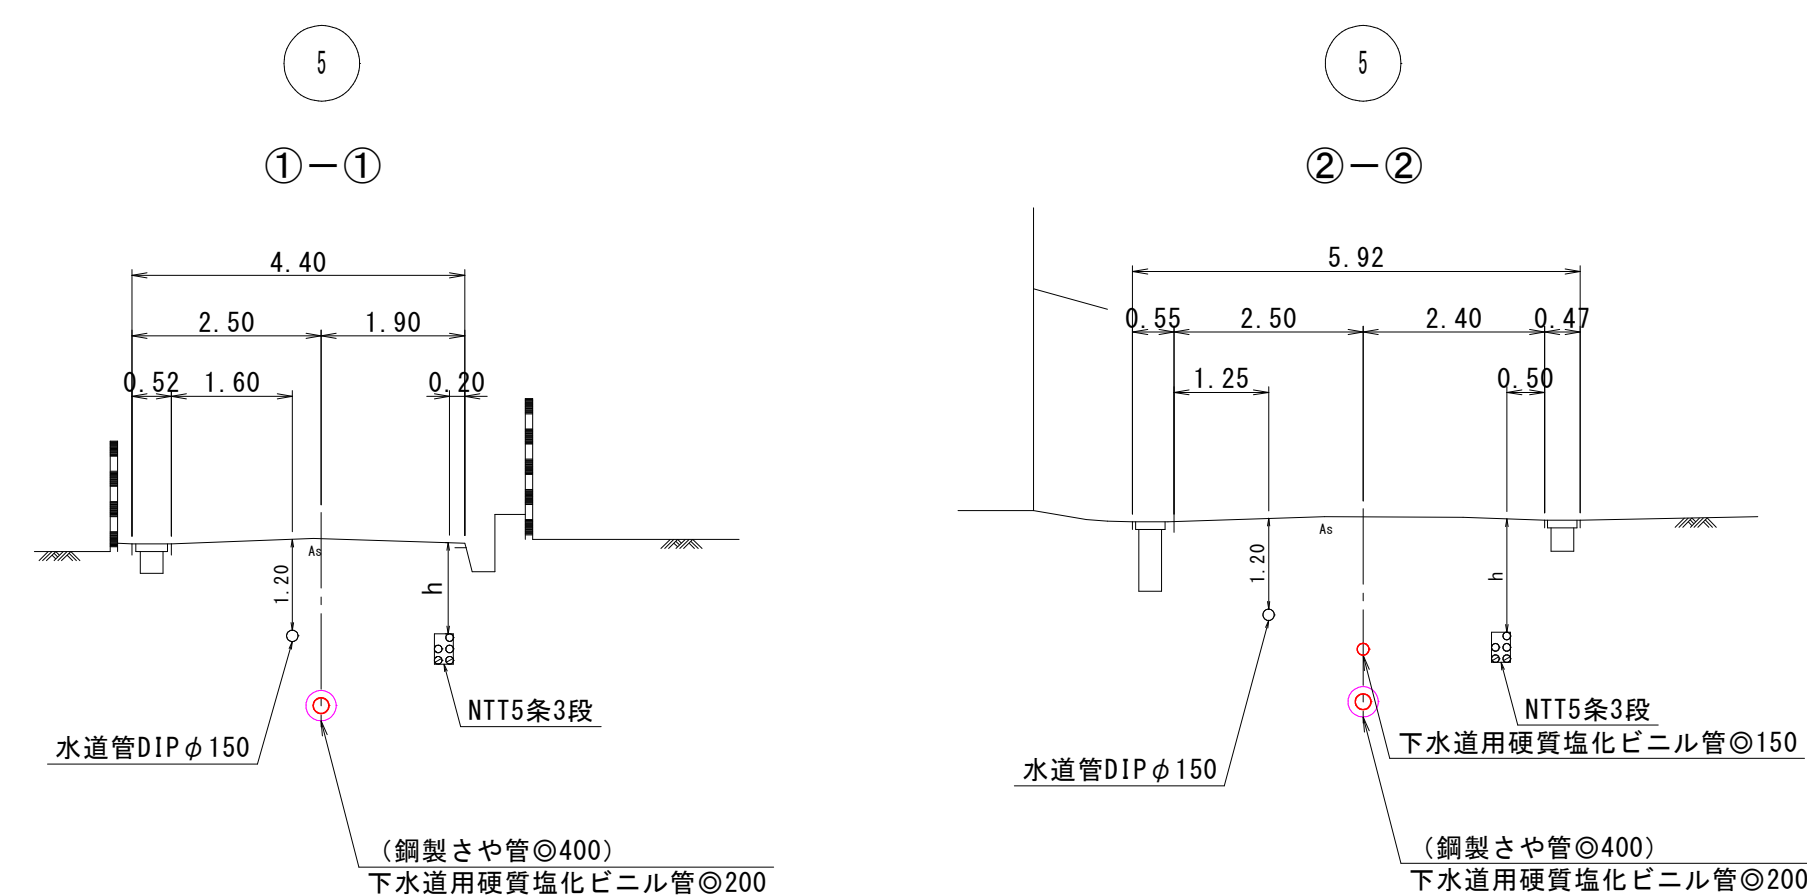


注・ 施工については、「下水道工事標準仕様書」による。

注・ 汚水樹については、楕円形（内径二〇センチメートル深さ八〇センチメートル）を標準とする。

注・ 取付管については内径一〇センチメートルを標準とする。



水準基標（東京湾中等潮位による）			
所在地		真高	備考
皆生温泉 3丁目		皆生処理場内	メートル 4.760
外浜系統 蚊屋処理分區			
件名	蚊屋枝線その11工事		
図	線路詳細図・横断面図		
縮尺	図示	図番	2/9
調整年月日	令和 年 月 日		
設計者氏名			
米子市下水道部			

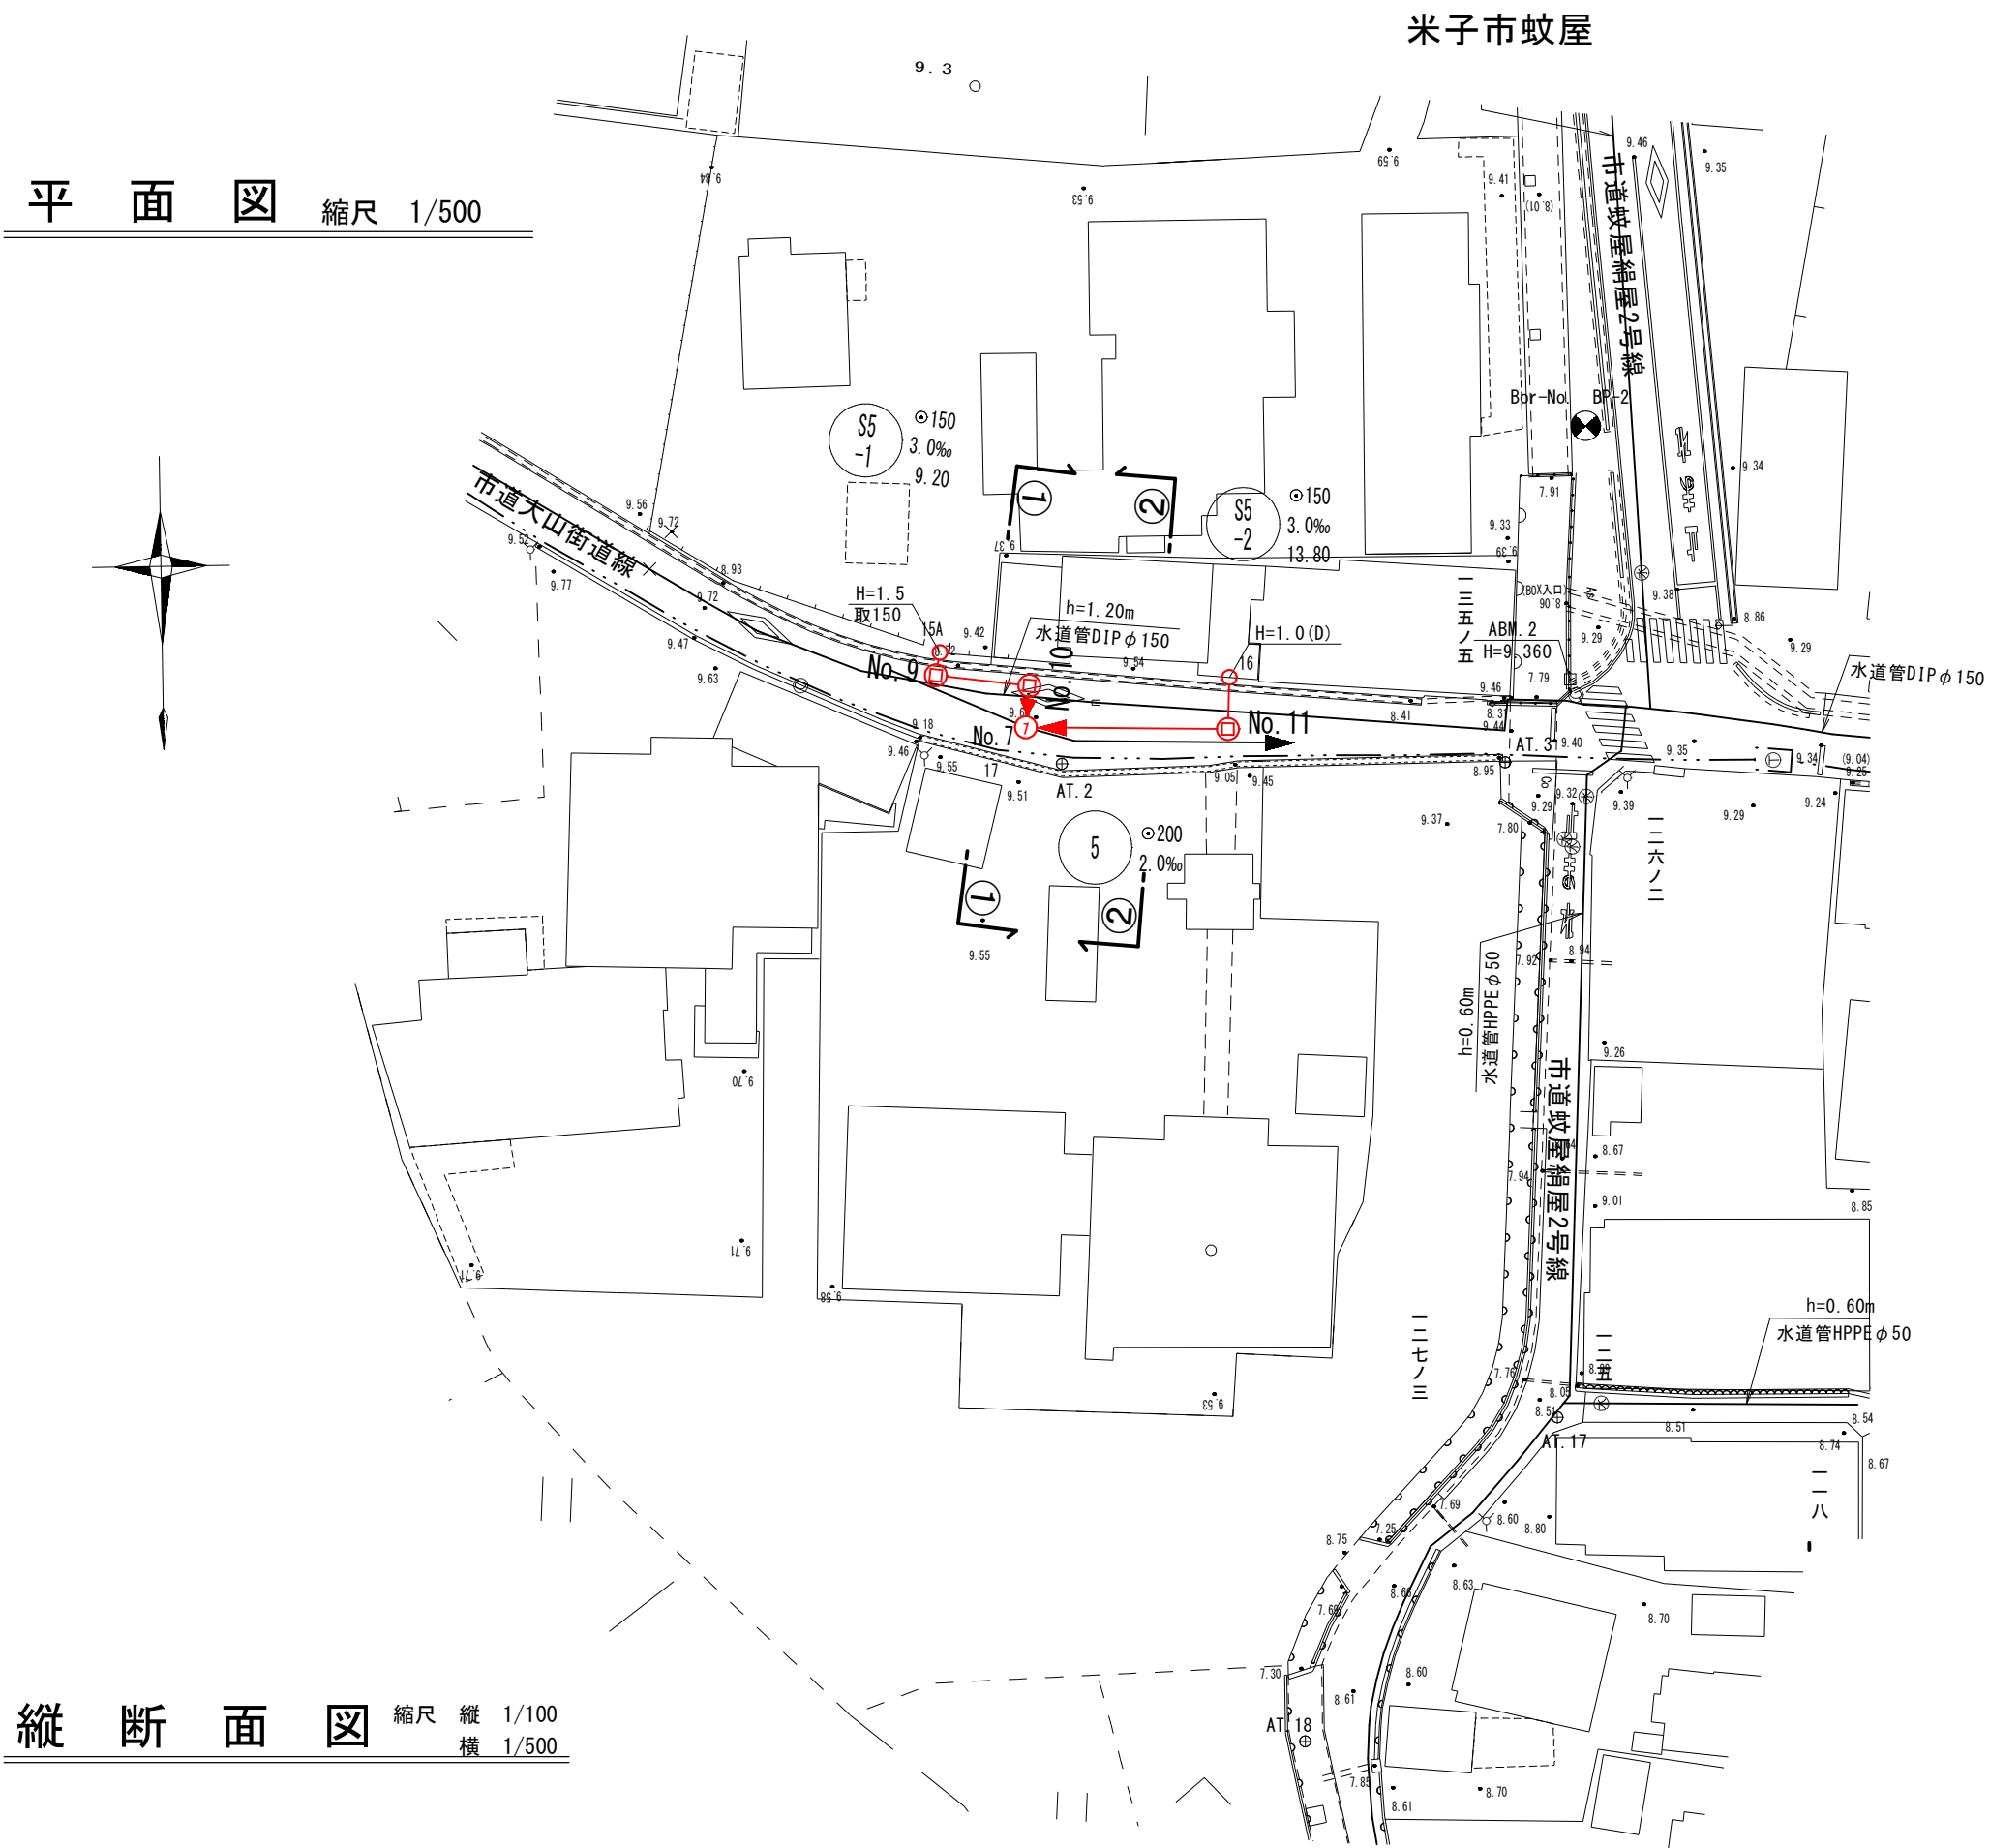

縦断面図 縮尺 縦 1/100 横 1/500

推定土質柱状図

Bor-No. BP-2
BH=9.35

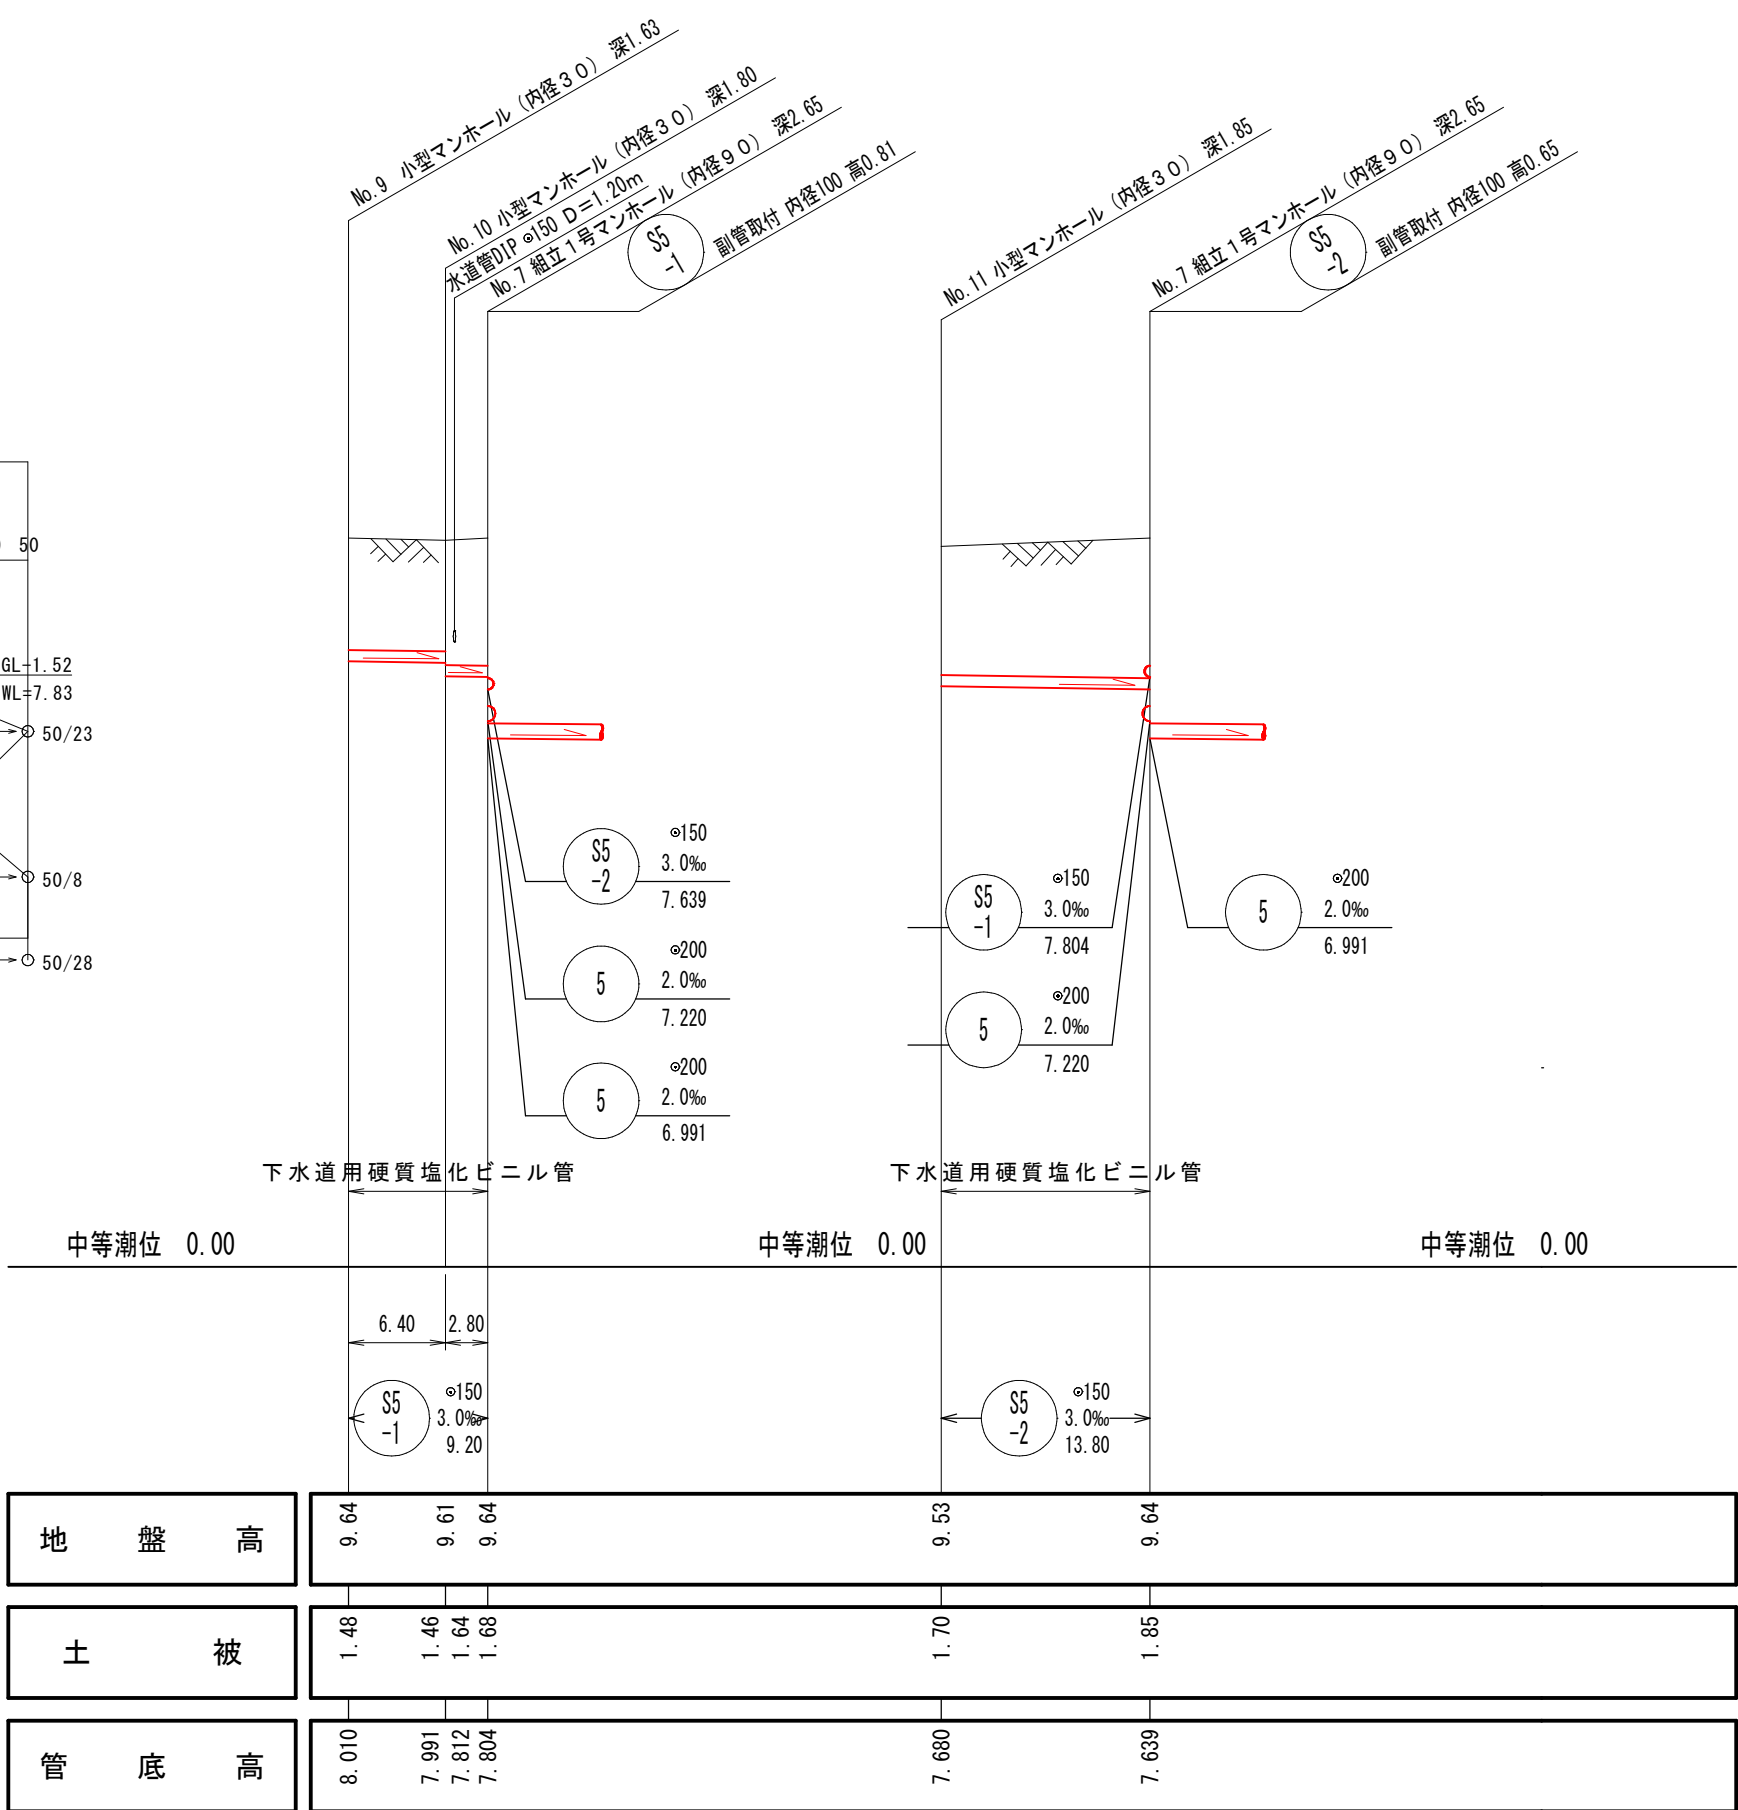
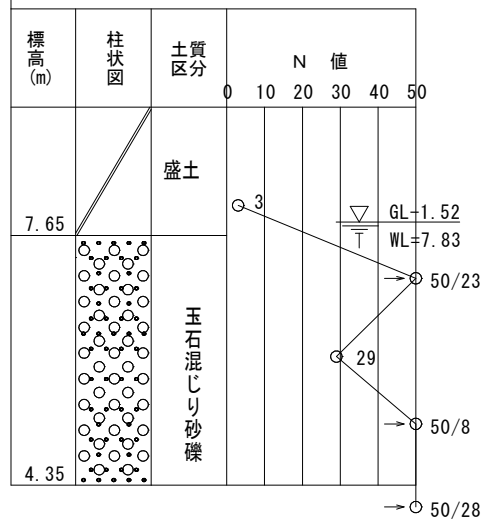


線路詳細図

SS-1 SS-2

横断面図

横断面図 縮尺 1/100

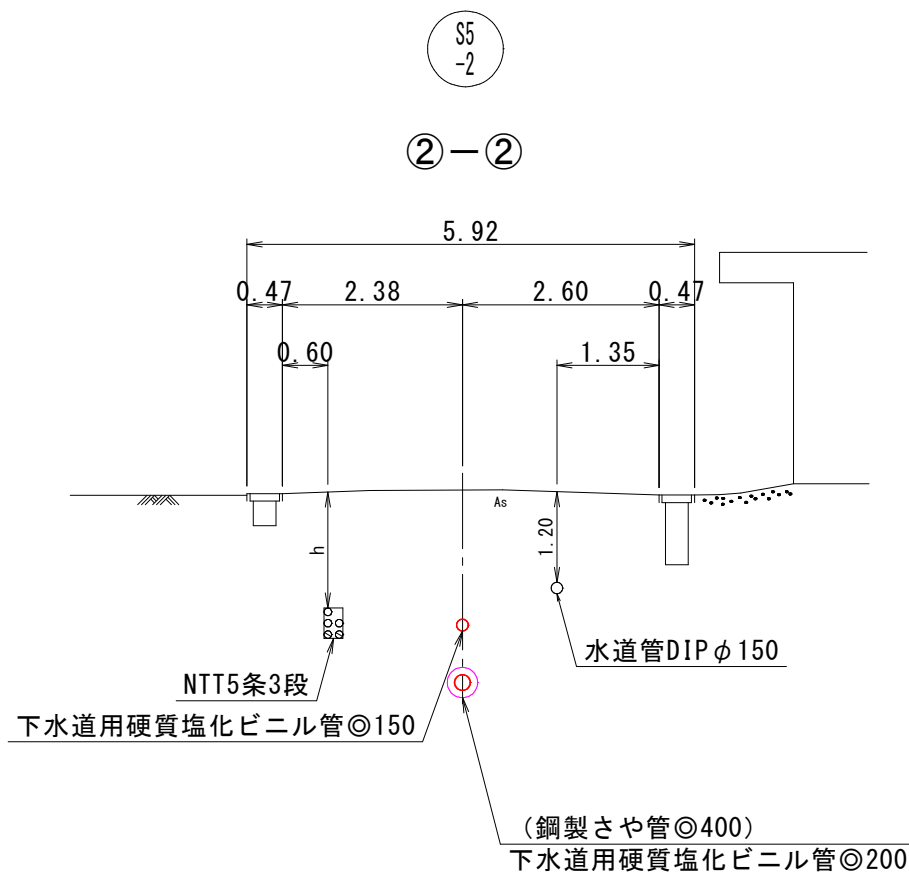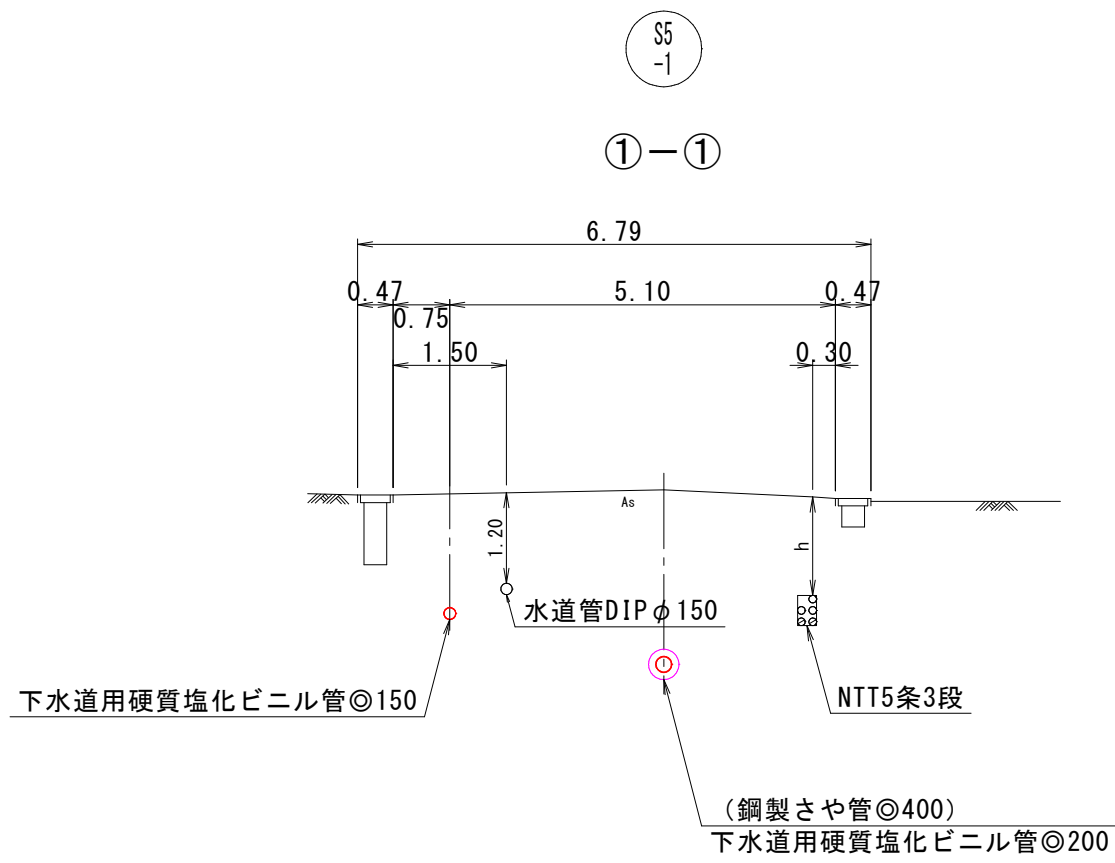

注・取付管については内径100センチメートルを標準とする。


注・汚水については埋設・内径100センチメートルの深さのセンテールを標準とする。

注・標準仕様書「下水道工事」による。

外浜系統 蚊屋処理分区



件名	蚊屋枝線その11工事			
図名	線路詳細図・横断面図			
縮尺	図示	図番	3/9	
調整年月日	令和	年	月	日
設計者氏名				
米子市下水道部				

平面図 縮尺 1/500

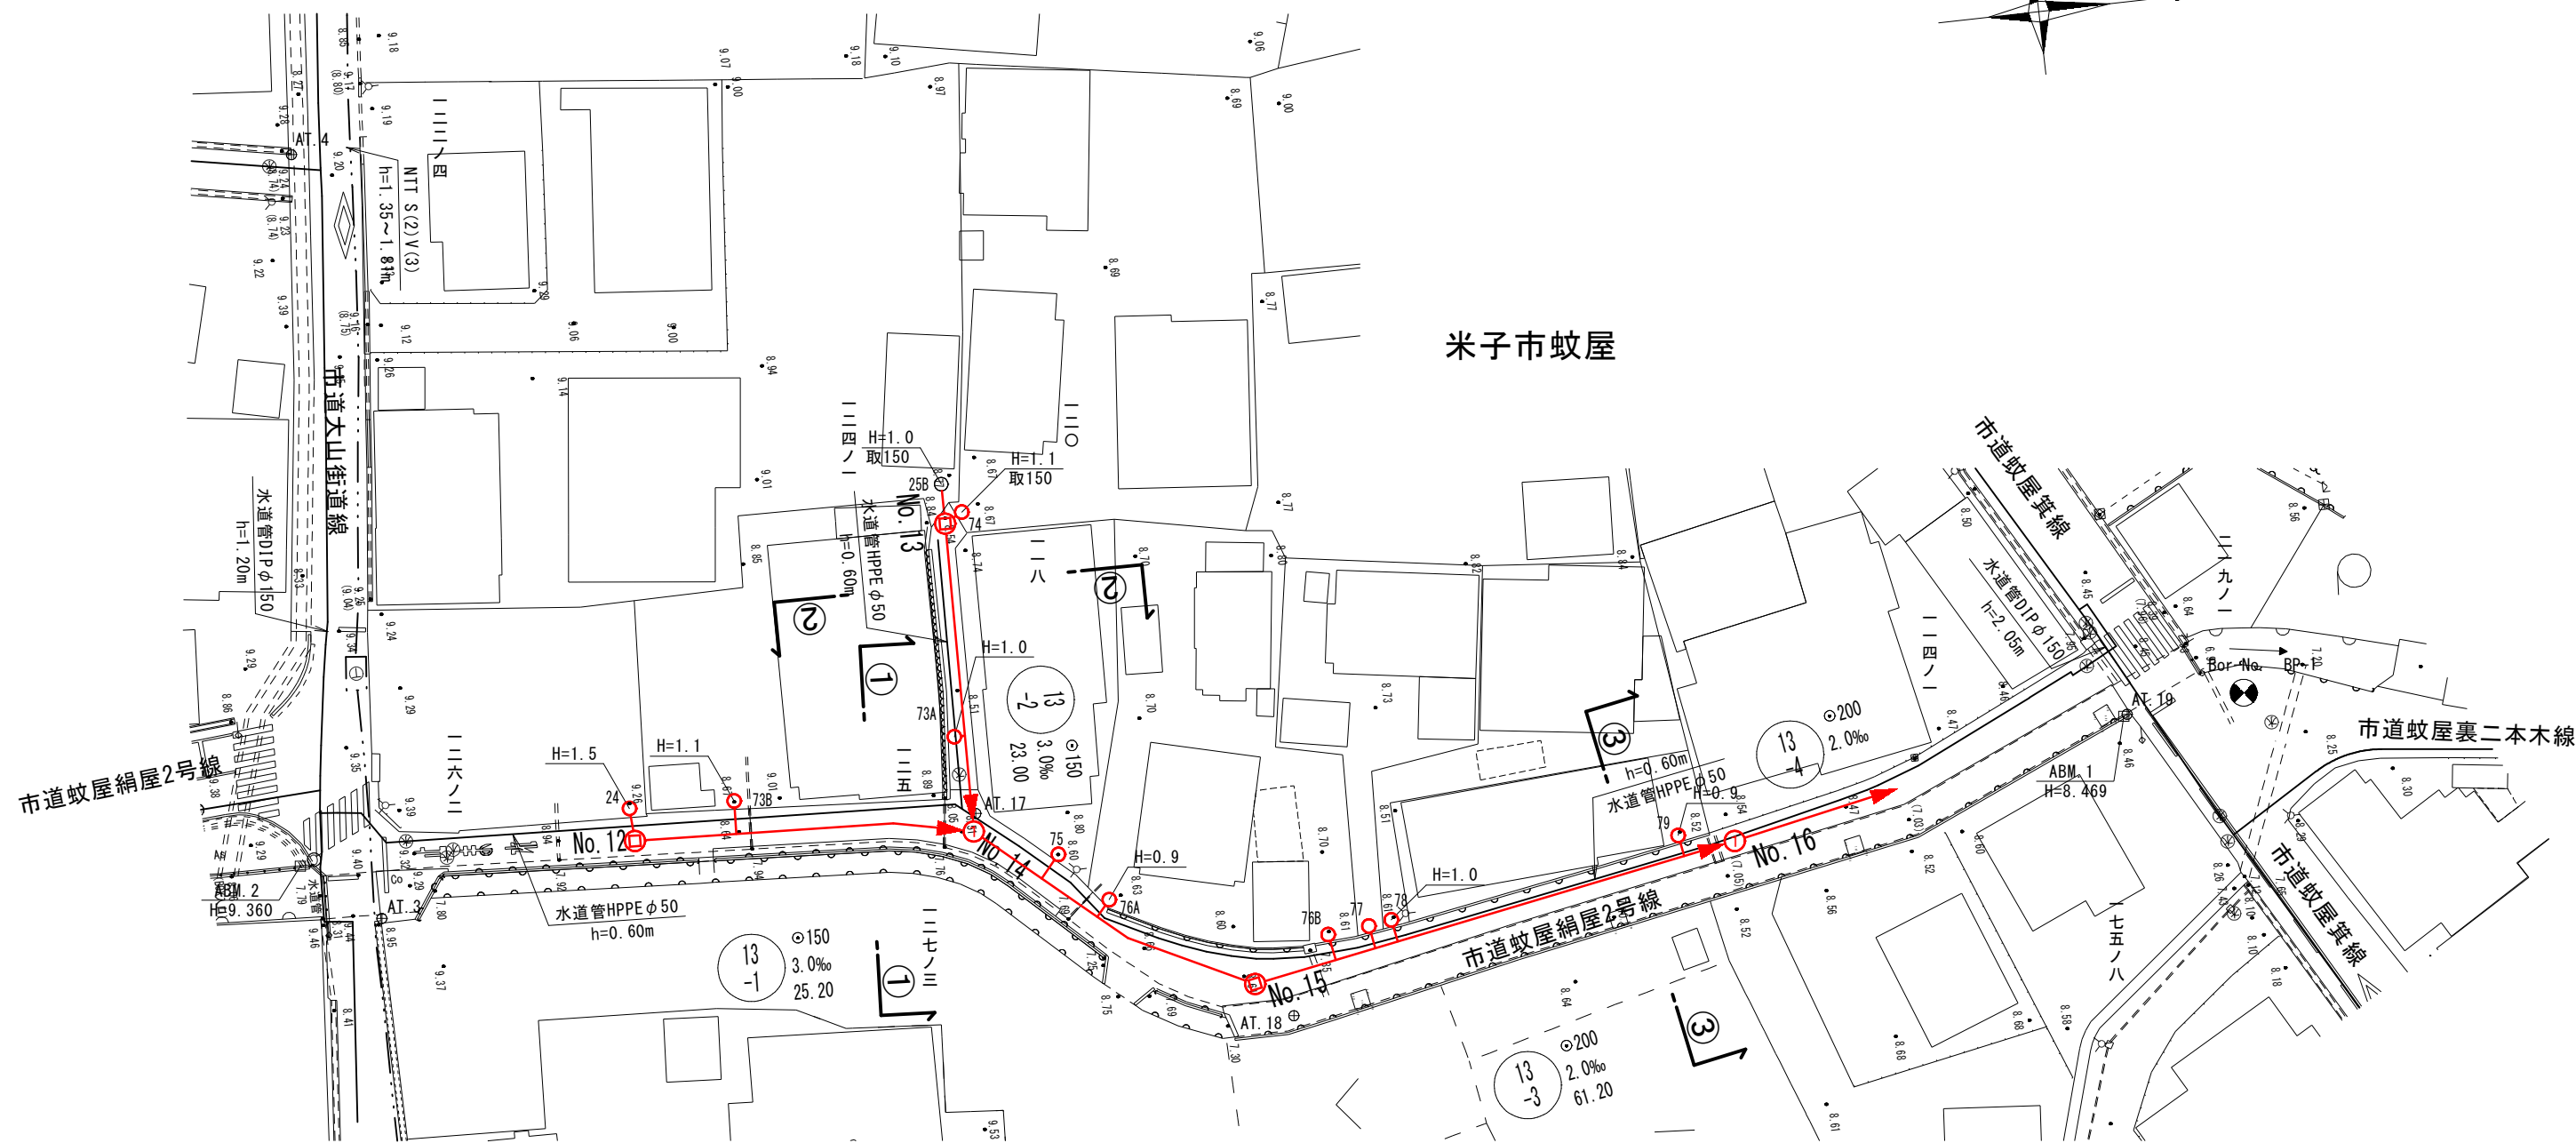


縦断面図 縮尺 縦 1/100 横 1/500

推定土質柱状図

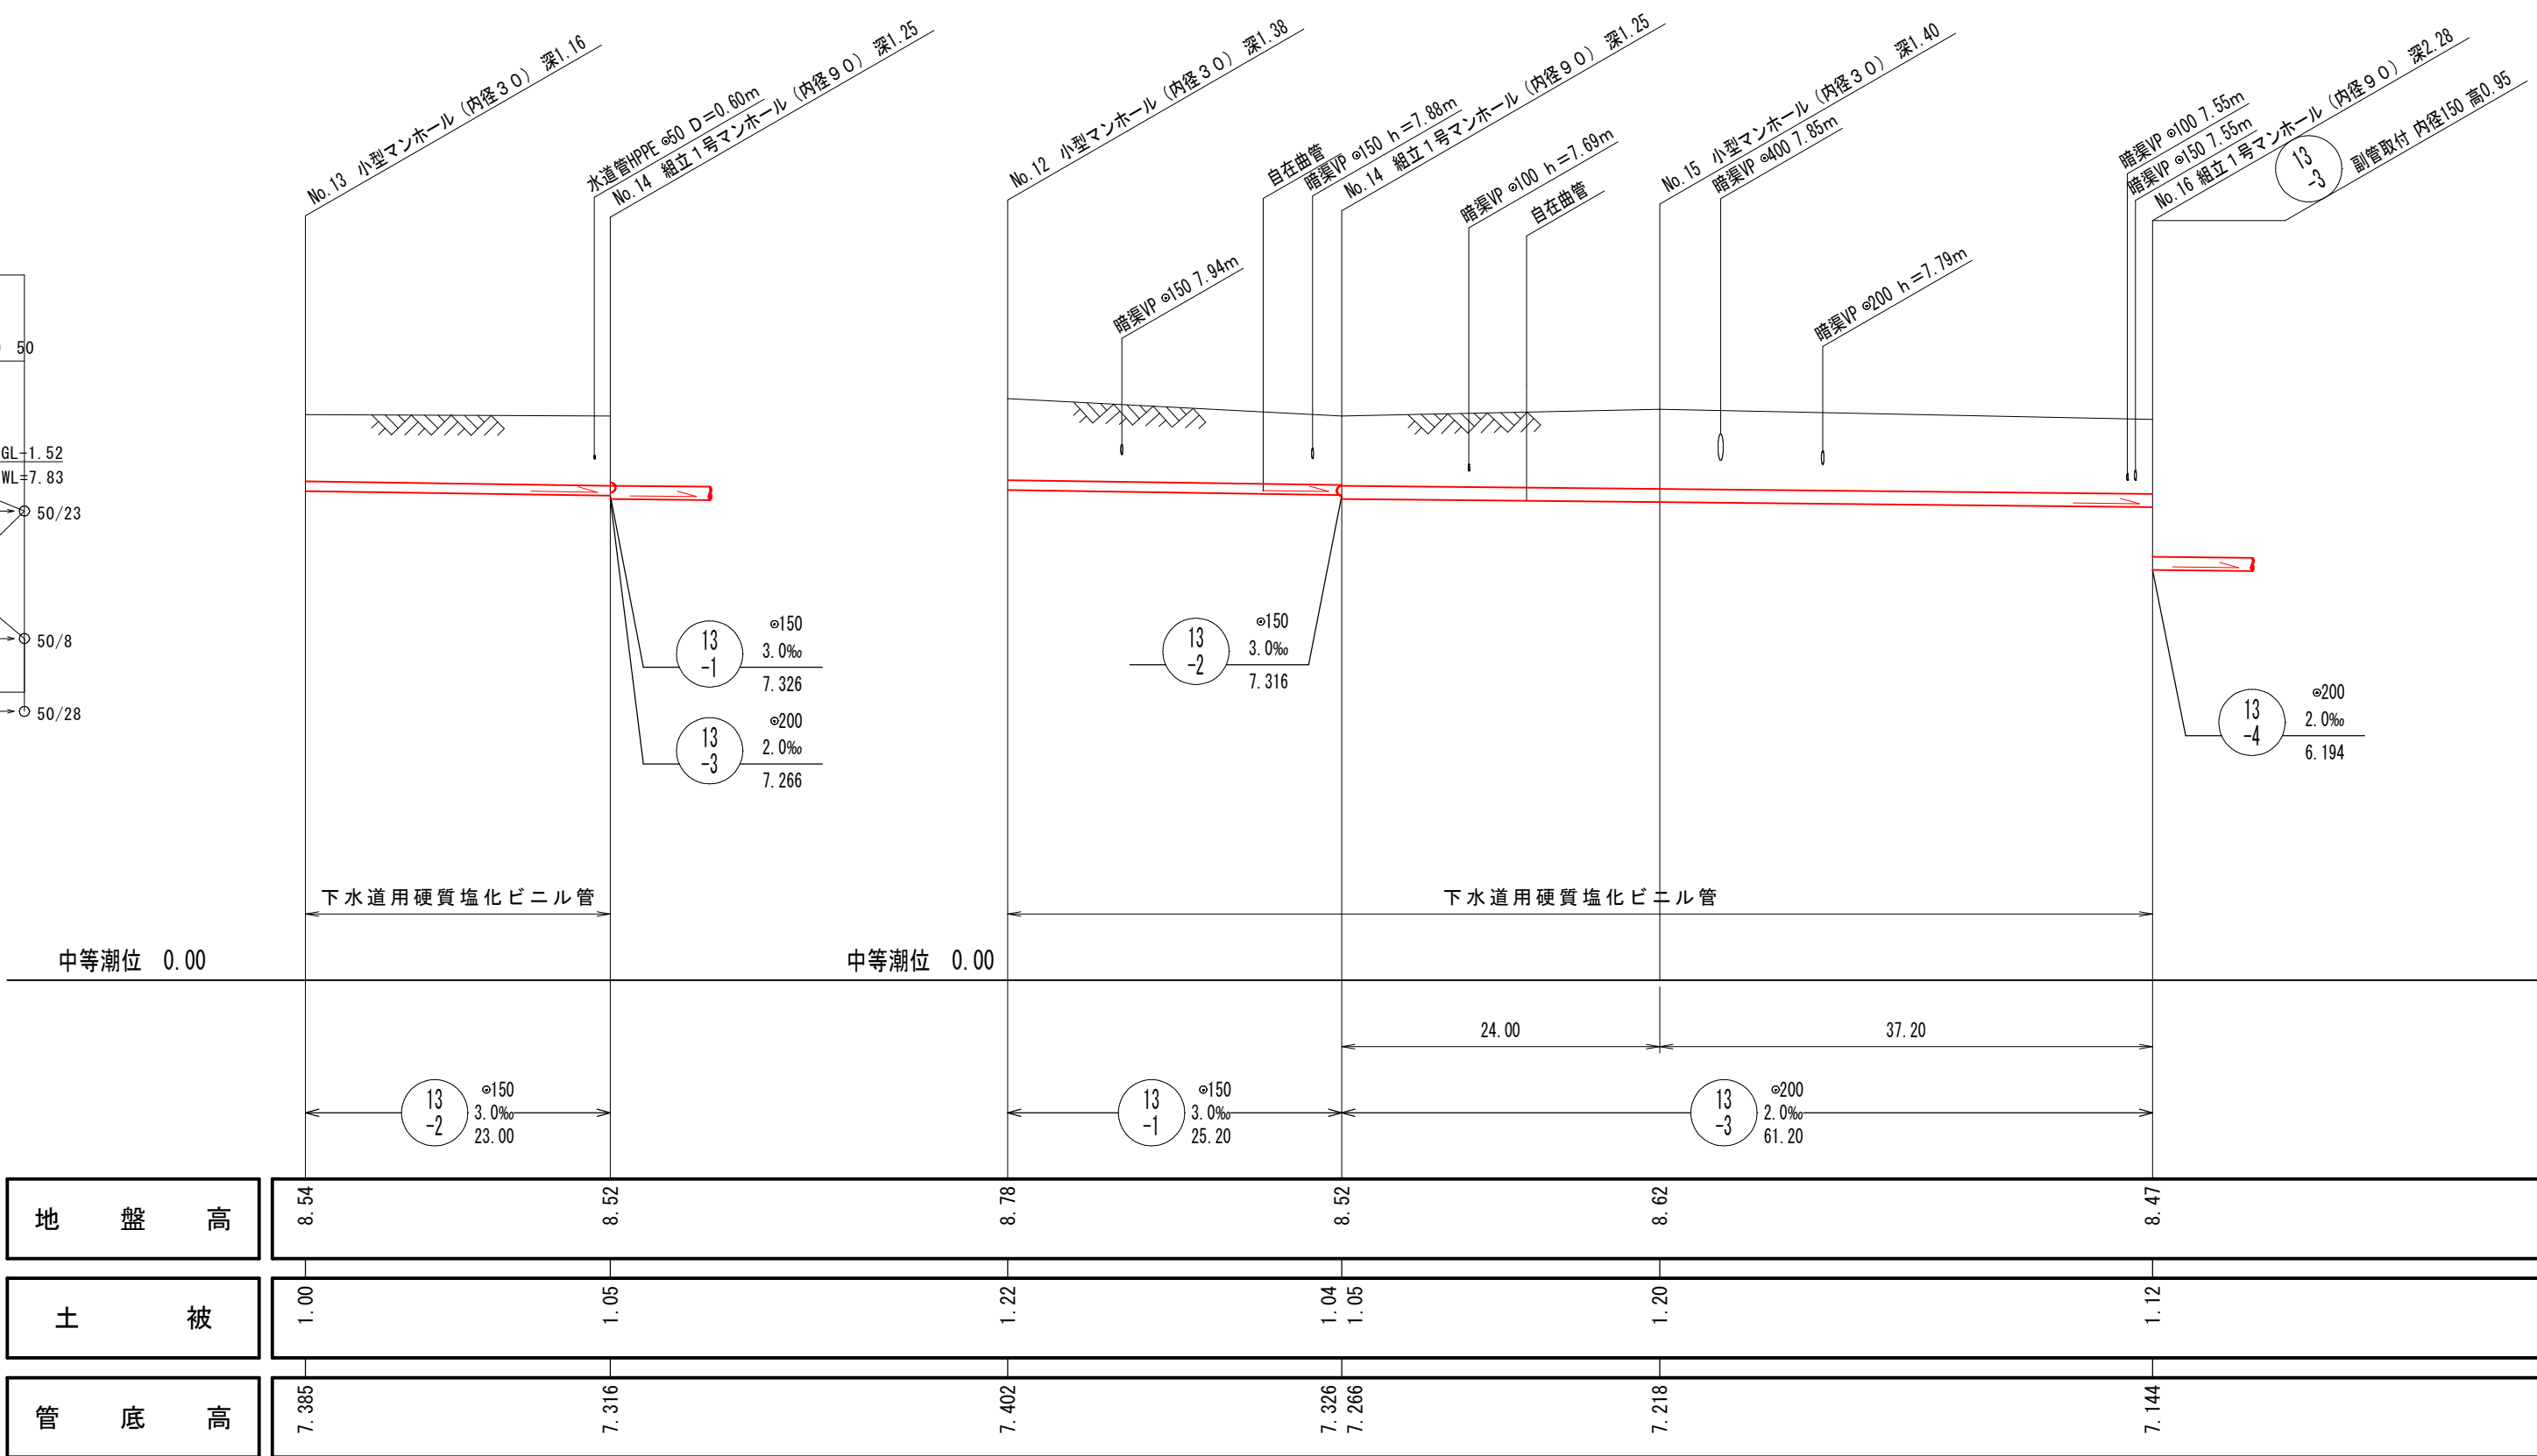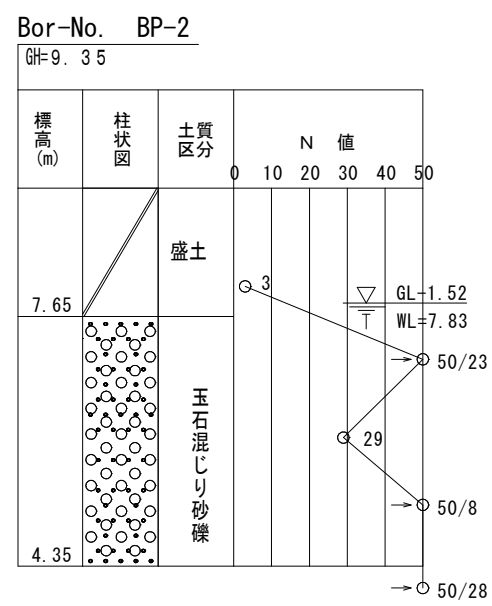


地盤高	8.54	8.52	8.78	8.52	8.62	8.47
土被	1.00	1.05	1.22	1.04	1.20	1.12
管底高	7.385	7.316	7.402	7.326	7.218	7.144

推定土質柱状図

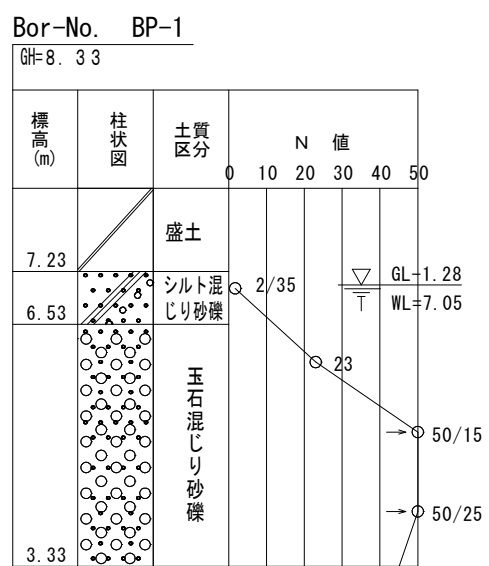

横断面図 縮尺 1/100

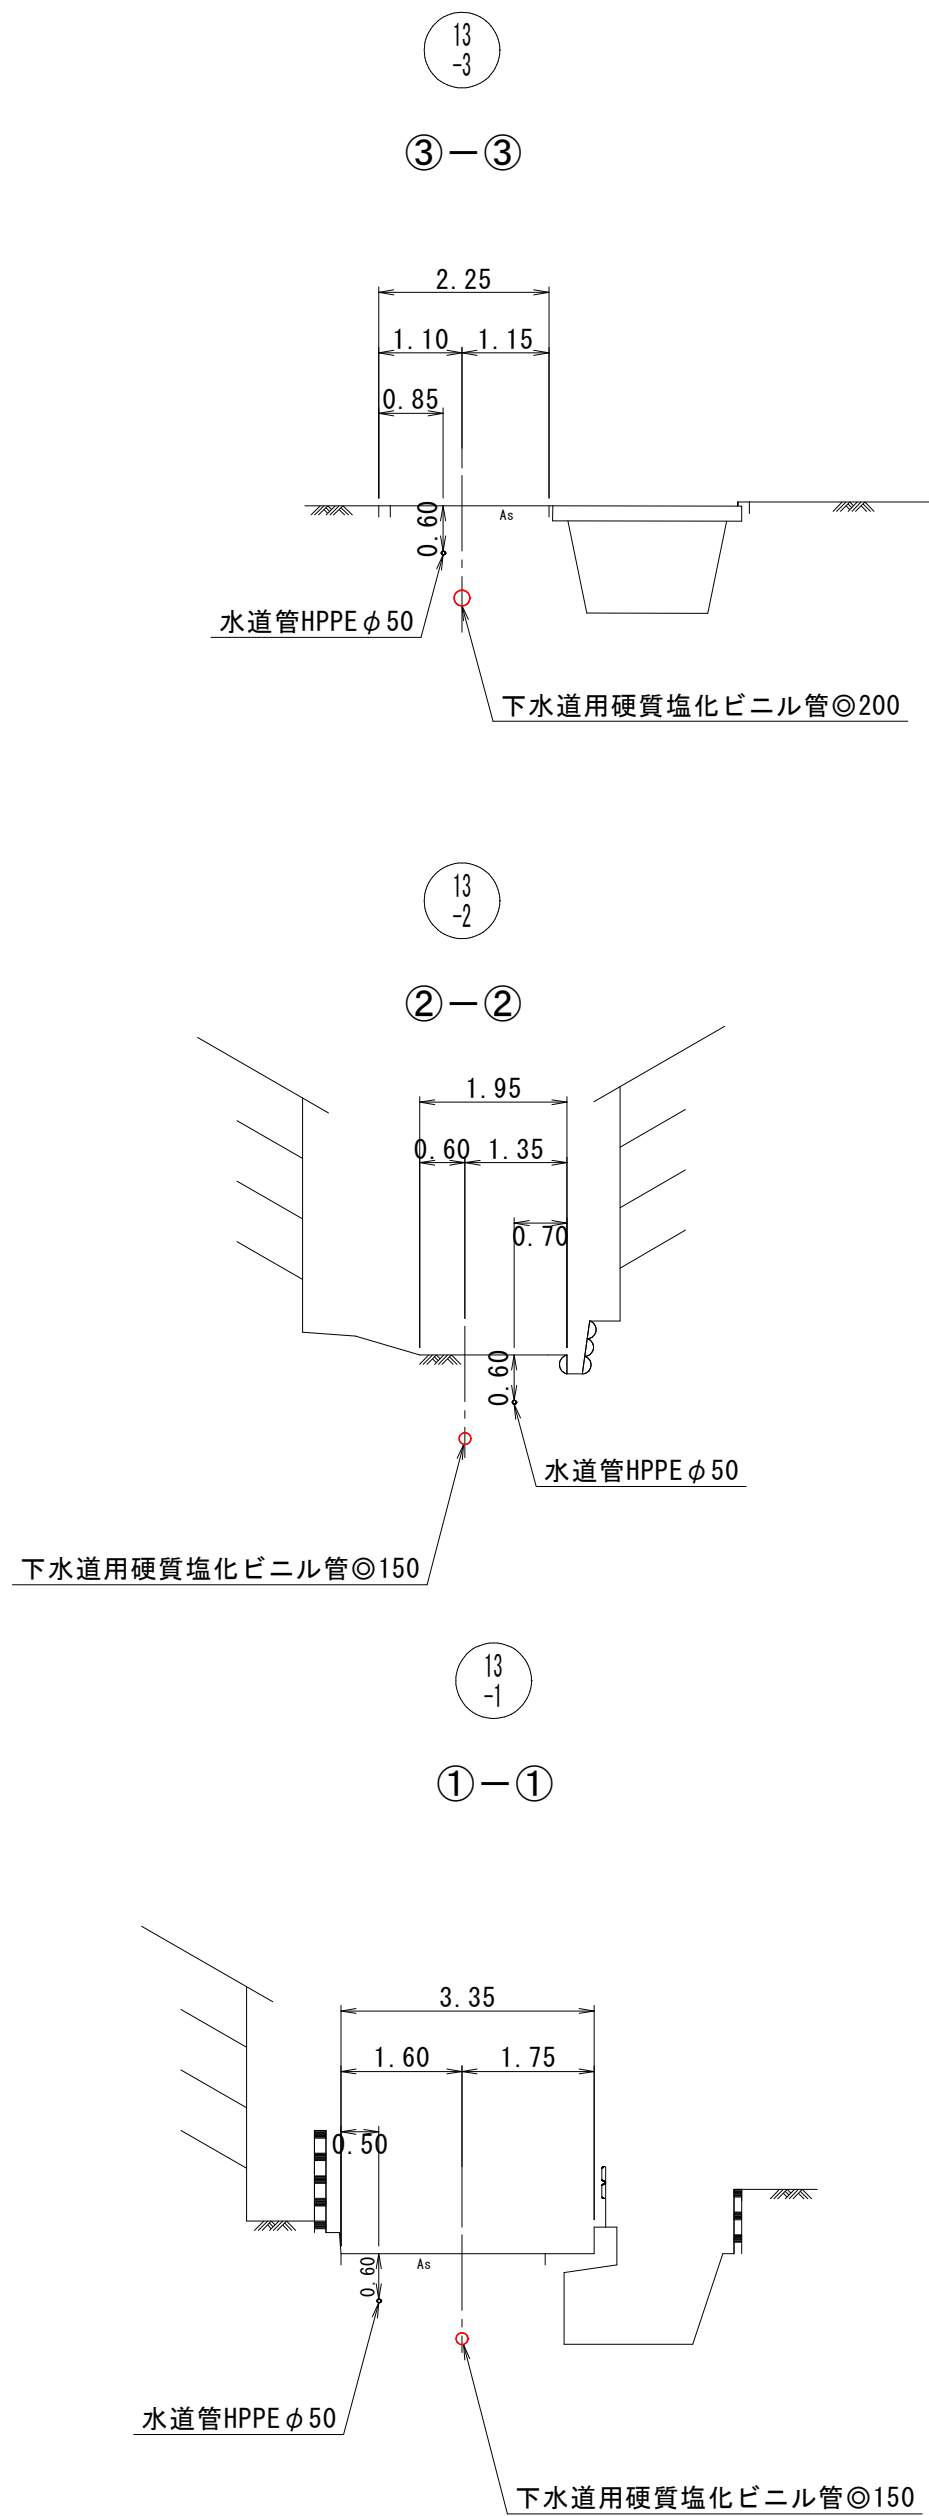


注・取付管については内径10センチメートルを標準とする。

注・汚水井については埋設（内径10センチメートル）を標準とする。

注・施工仕様書「11.1」水道工事

外浜系統 蚊屋処理分区				
件 名	蚊屋枝線その１１工事			
図 名	線路詳細図・横断面図			
縮 尺	図 示	図 番	4/9	
調 整 年 月 日	令和	年	月	日
設 計 者 氏 名				
米 子 市 下 水 道 部				


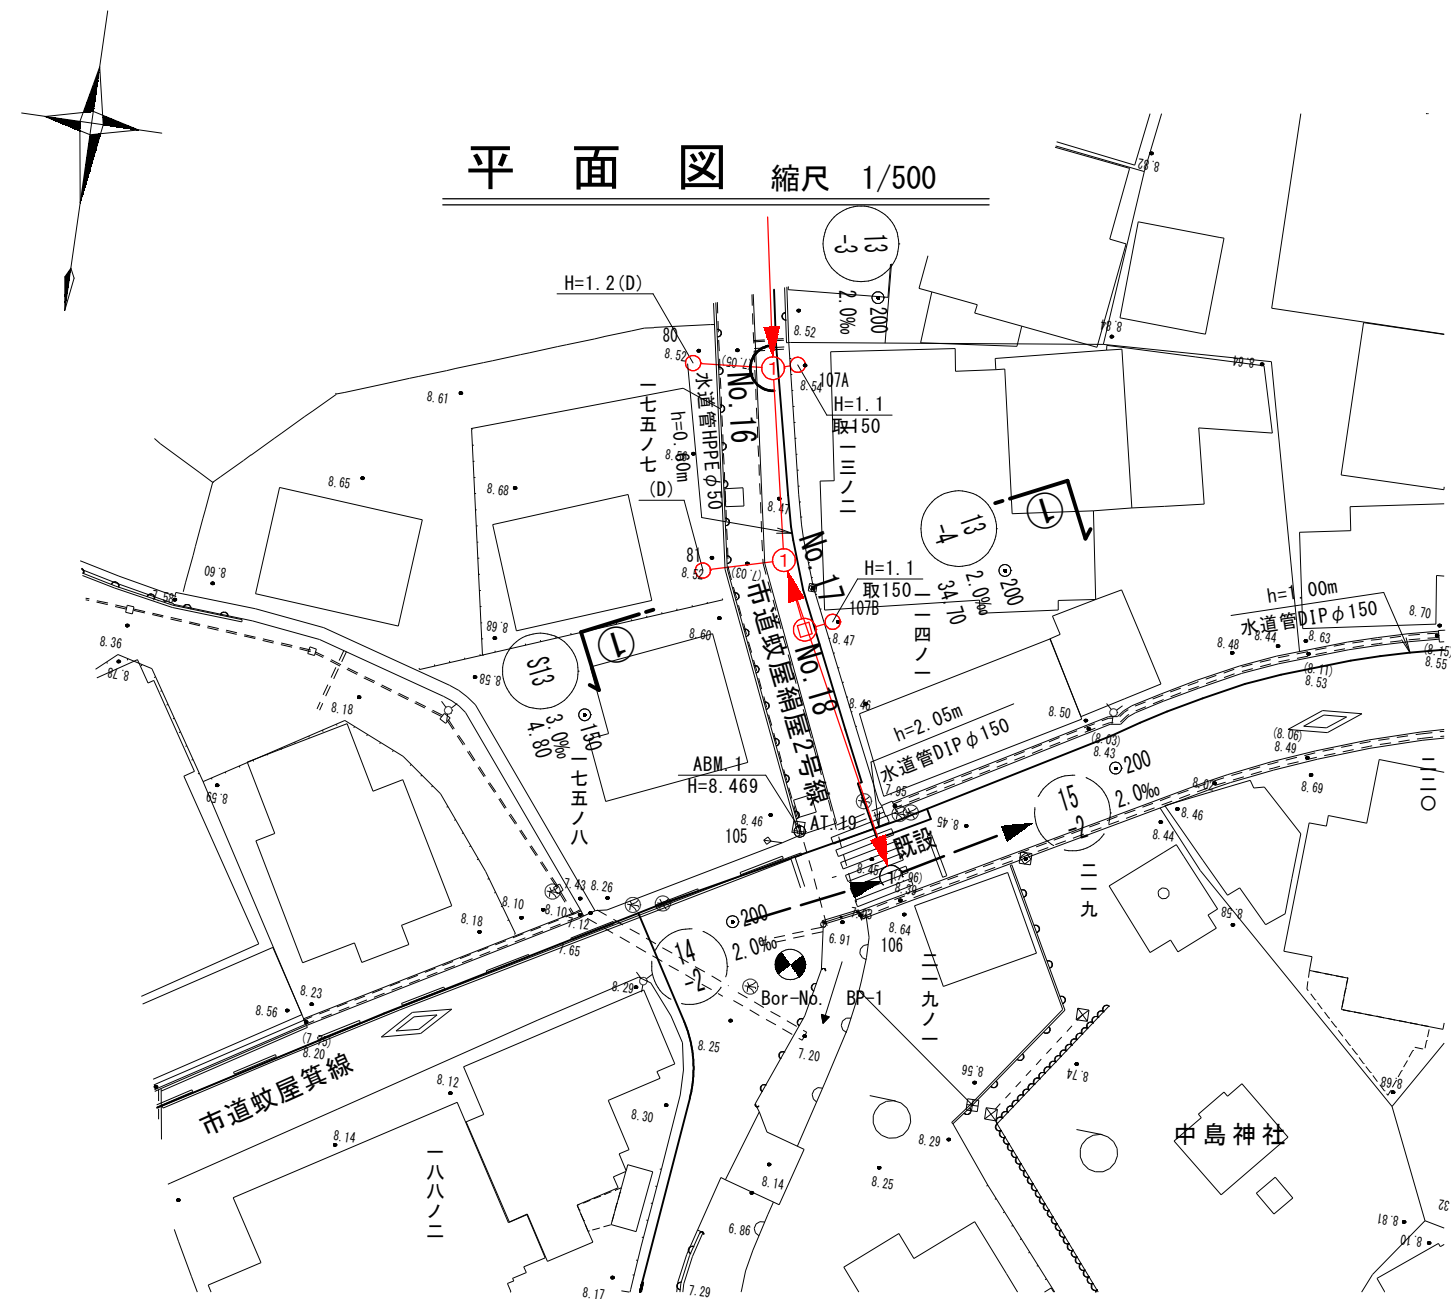


平面図 縮尺 1/500


縦断面図 縮尺 縦 1/100 横 1/500

推定土質柱状図

Bor-No. BP-1
BH=8.33

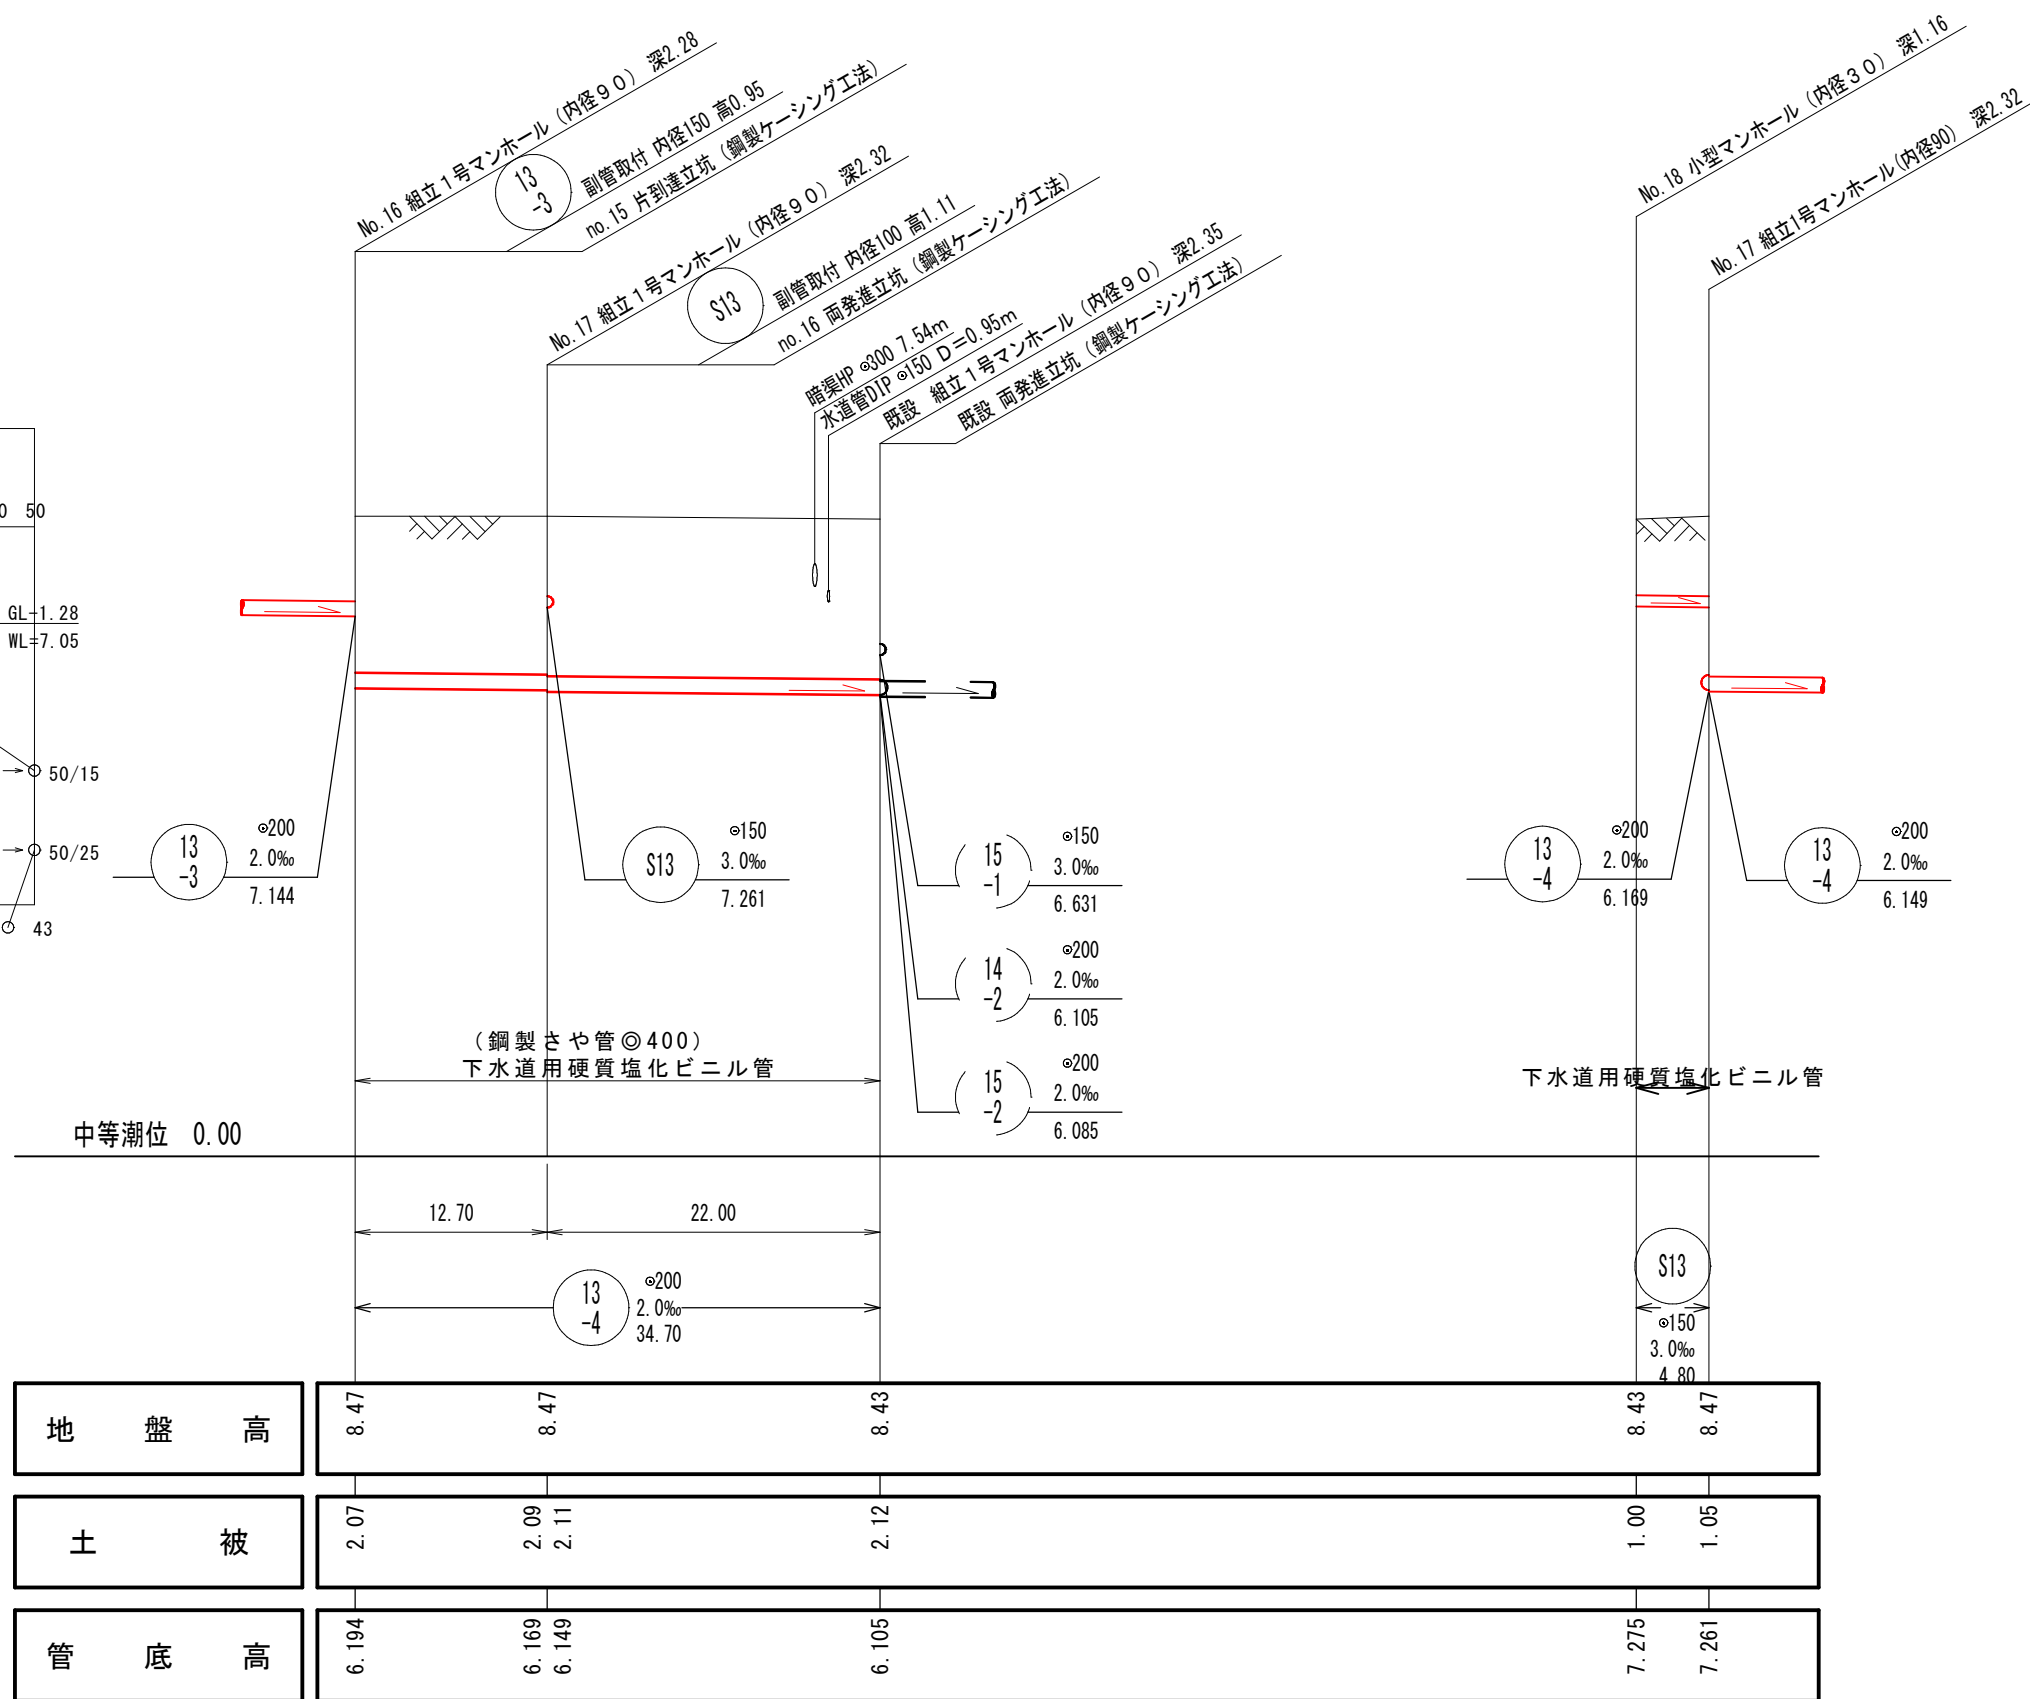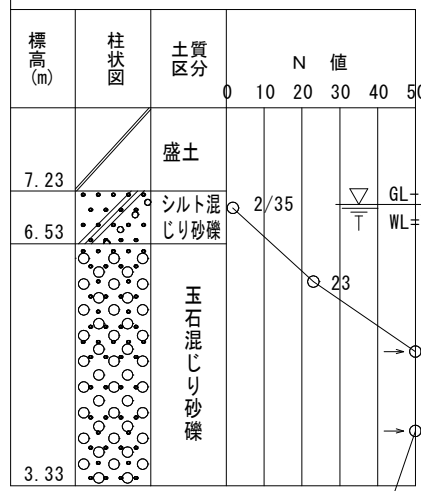

横断面図 縮尺 1/100

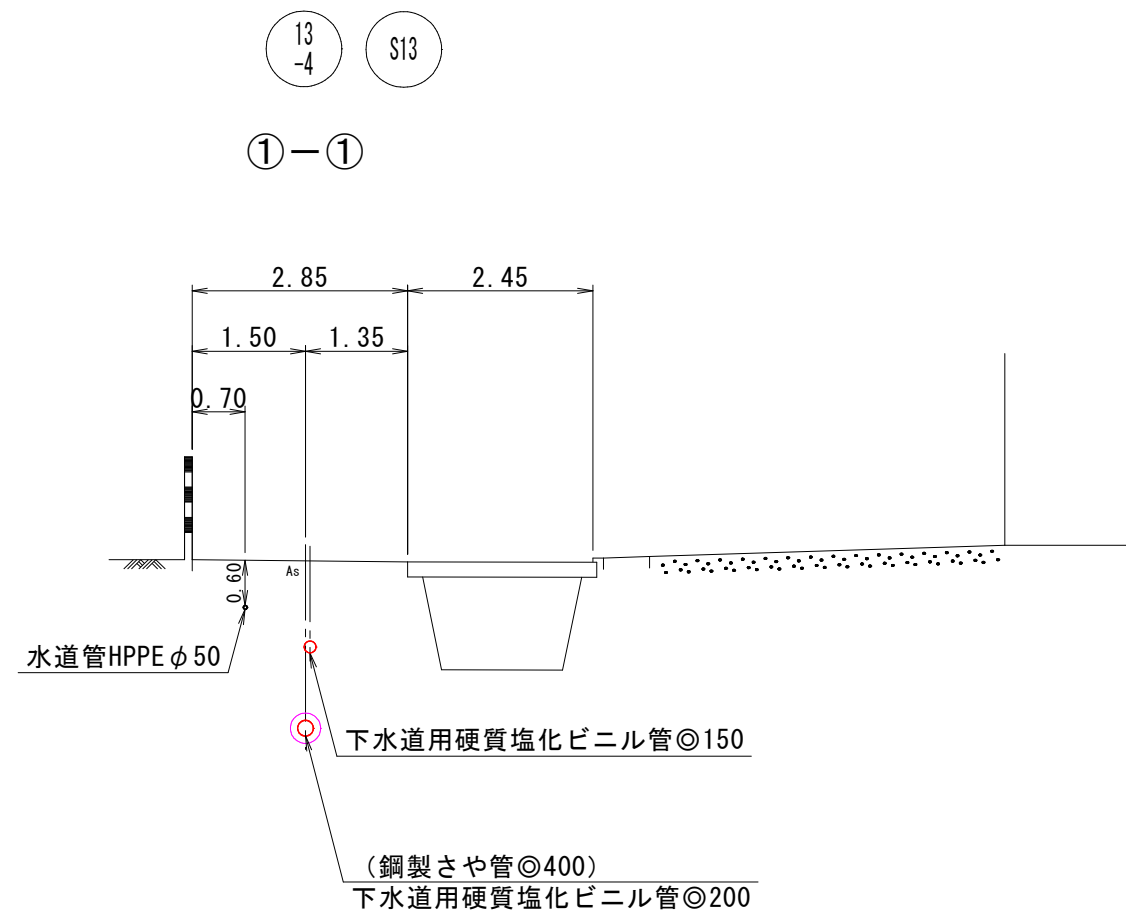

注・ 取付管については内径「φ」センチメートルを標準とする。
注・ 汚水井については地味・内径「φ」センチメートルを標準とする。
注・ 標準仕様書「下水道」水道工事

外浜系統 蚊屋処理分区				
件 名	蚊屋枝線その11工事			
図 名	線路詳細図・横断面図			
縮 尺	図 示	図 番	5/9	
調 整 年 月 日	令和	年	月	日
設 計 者 氏 名				
米 子 市 下 水 道 部				


薬液注入工構造図

(鋼製さや管推進工法 坑口防護工)


縮尺 1/50

薬液注入工構造図

側面図

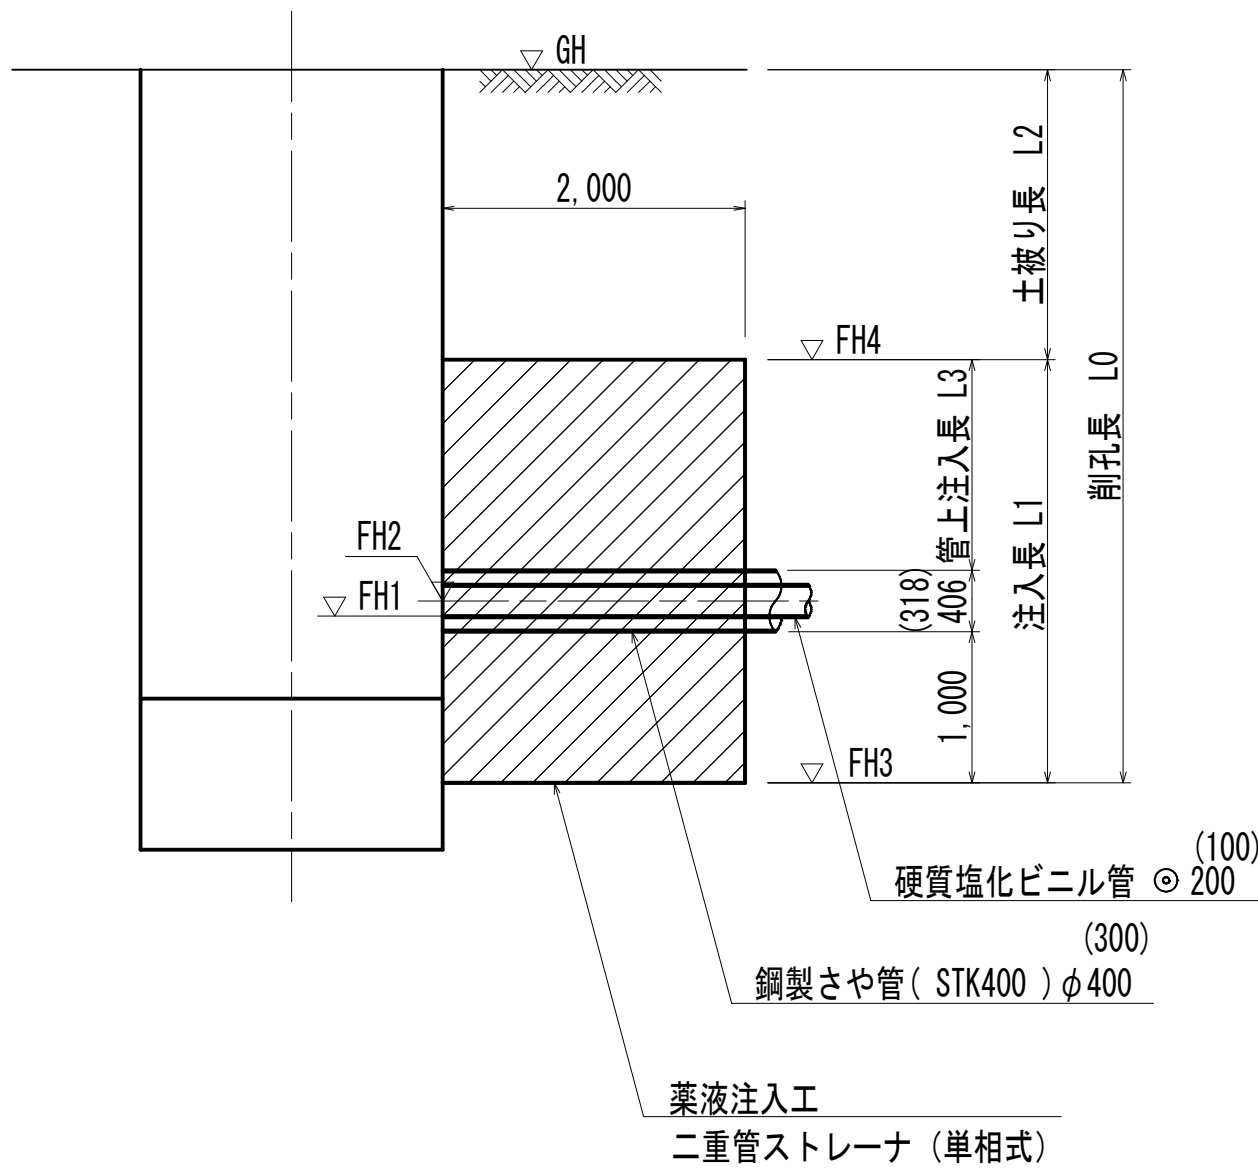


断面図

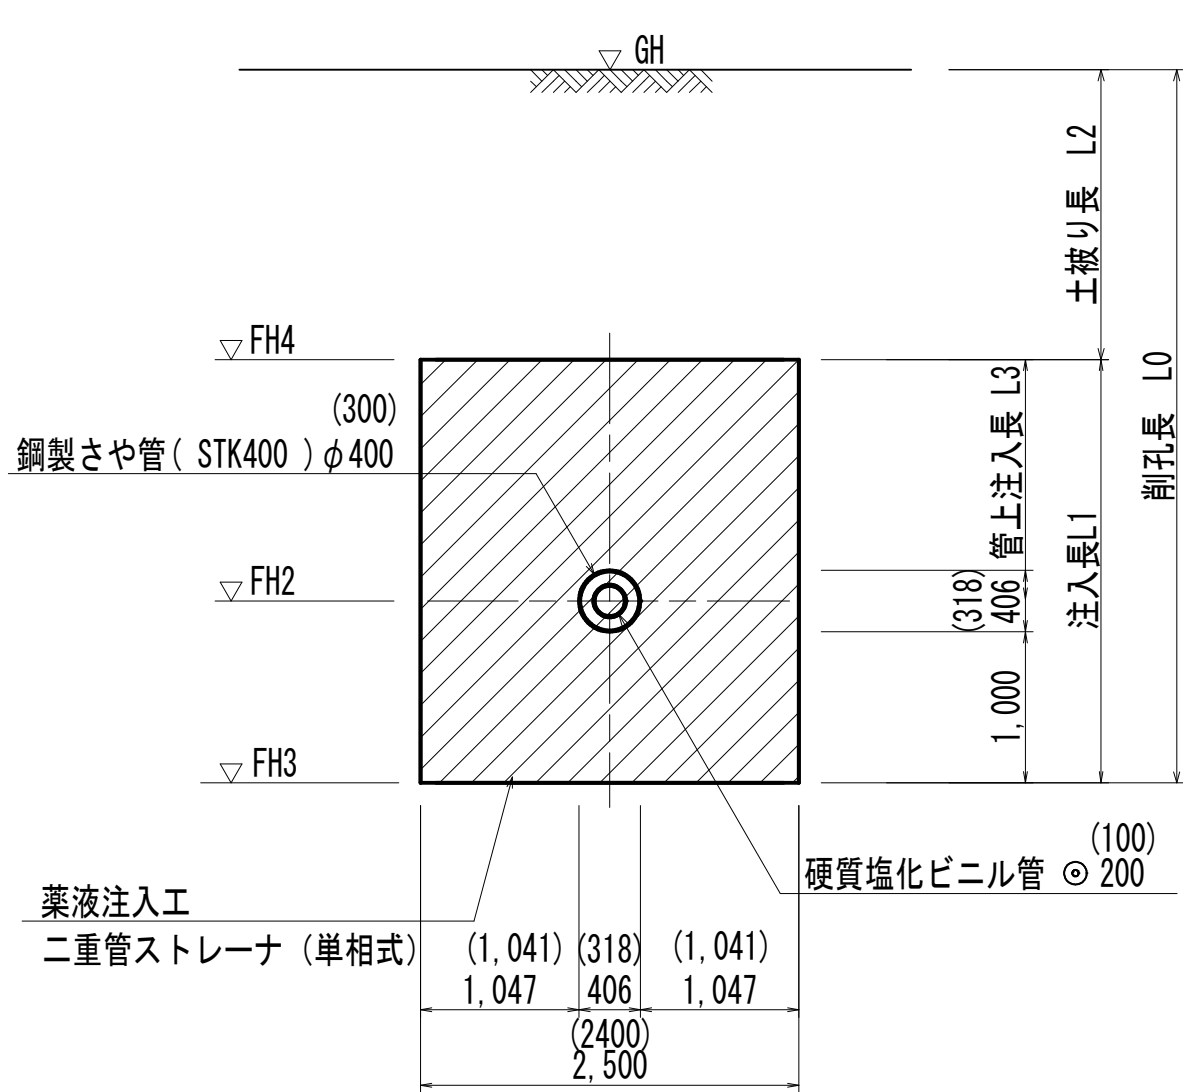


薬液注入工 数値表

場 所		銅製さや管 管 径	挿 入 管 管種・管径	地盤高	計画管底高	計画管芯高	注入底面高	注入天端高	削孔長	注入長	土被り長	管上注入長	備 考
				GH	FH1	FH2	FH3	FH4	L0	L1	L2	L3	
				(m)	(m)	(m)	(m)	(m)	(m)	(m)	(m)	(m)	
5 路線													
no. 1	下流側到達口	SPφ400	VUφ200	9.81	7.526	7.626	6.423	8.723	3.387	2.300	1.087	0.894	R3-Bor. 2
no. 2	上流側発進口	SPφ400	VUφ200	9.79	7.471	7.571	6.368	8.768	3.422	2.400	1.022	0.994	R3-Bor. 2
no. 2	下流側発進口	SPφ400	VUφ200	9.79	7.280	7.380	6.177	8.777	3.613	2.600	1.013	1.194	R3-Bor. 2
no. 3	上流側到達口	SPφ400	VUφ200	9.64	7.220	7.320	6.117	8.617	3.523	2.500	1.023	1.094	R3-Bor. 2
no. 3	下流側到達口	SPφ400	VUφ200	9.64	6.991	7.091	5.888	8.588	3.752	2.700	1.052	1.294	R3-Bor. 2
no. 5	上流側発進口	SPφ400	VUφ200	9.35	6.903	7.003	5.800	8.300	3.550	2.500	1.050	1.094	R3-Bor. 2
13-4 路線													
no. 15	下流側到達口	SPφ400	VUφ200	8.47	6.194	6.294	5.091	7.391	3.379	2.300	1.079	0.894	R3-Bor. 1
no. 16	上流側発進口	SPφ400	VUφ200	8.47	6.169	6.269	5.066	7.466	3.404	2.400	1.004	0.994	R3-Bor. 1
no. 16	下流側発進口	SPφ400	VUφ200	8.47	6.149	6.249	5.046	7.446	3.424	2.400	1.024	0.994	R3-Bor. 1
既設	上流側到達口	SPφ400	VUφ200	8.43	6.105	6.205	5.002	7.402	3.428	2.400	1.028	0.994	R3-Bor. 1
no. 15	取付管発進口	SPφ300	VUφ100	8.47	6.294	6.344	5.185	7.385	3.285	2.200	1.085	0.882	R3-Bor. 1
no. 16	取付管発進口	SPφ300	VUφ100	8.47	6.249	6.299	5.140	7.440	3.330	2.300	1.030	0.982	R3-Bor. 1

平面図

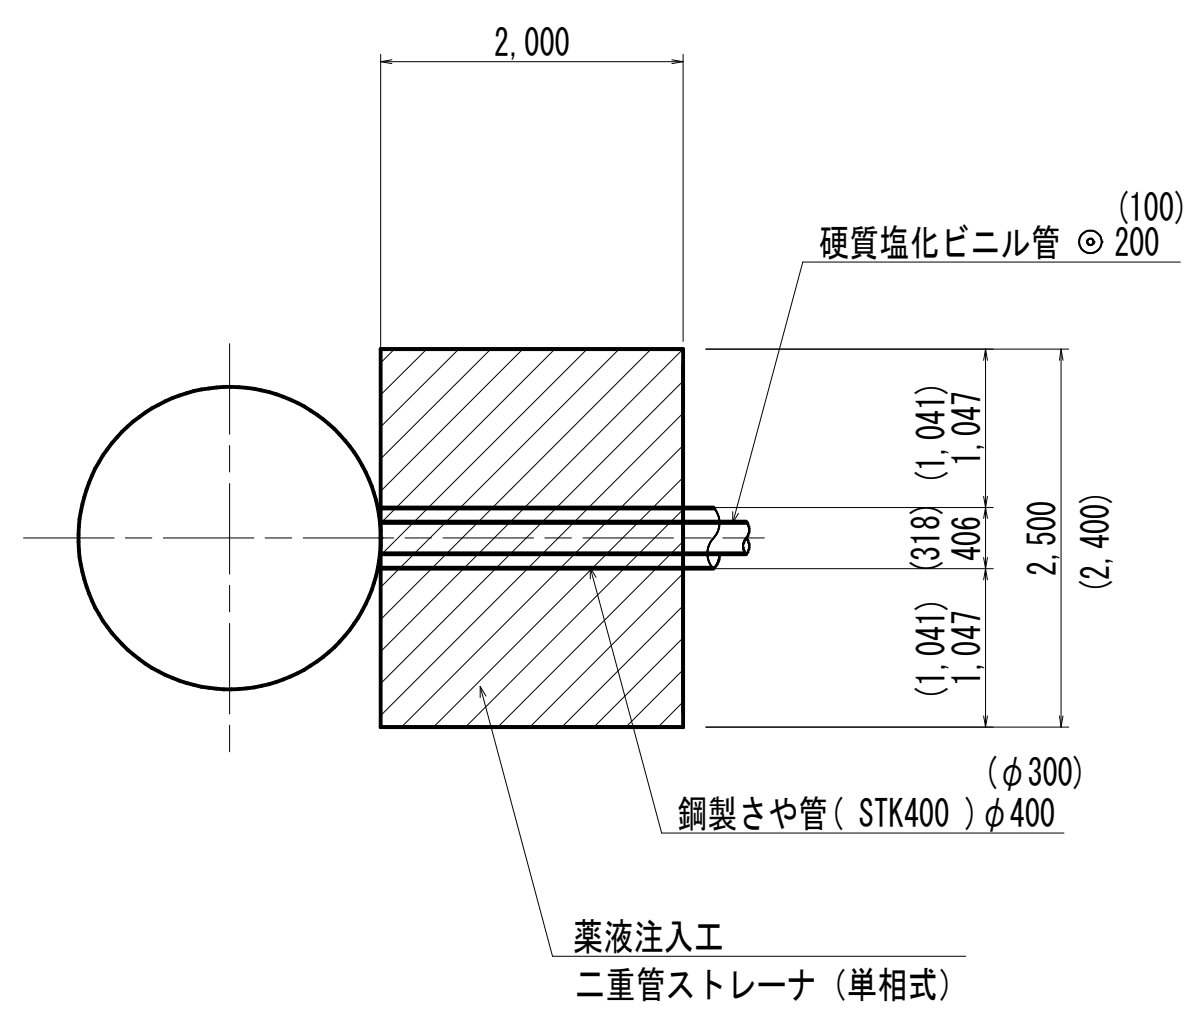

推定土質柱状図

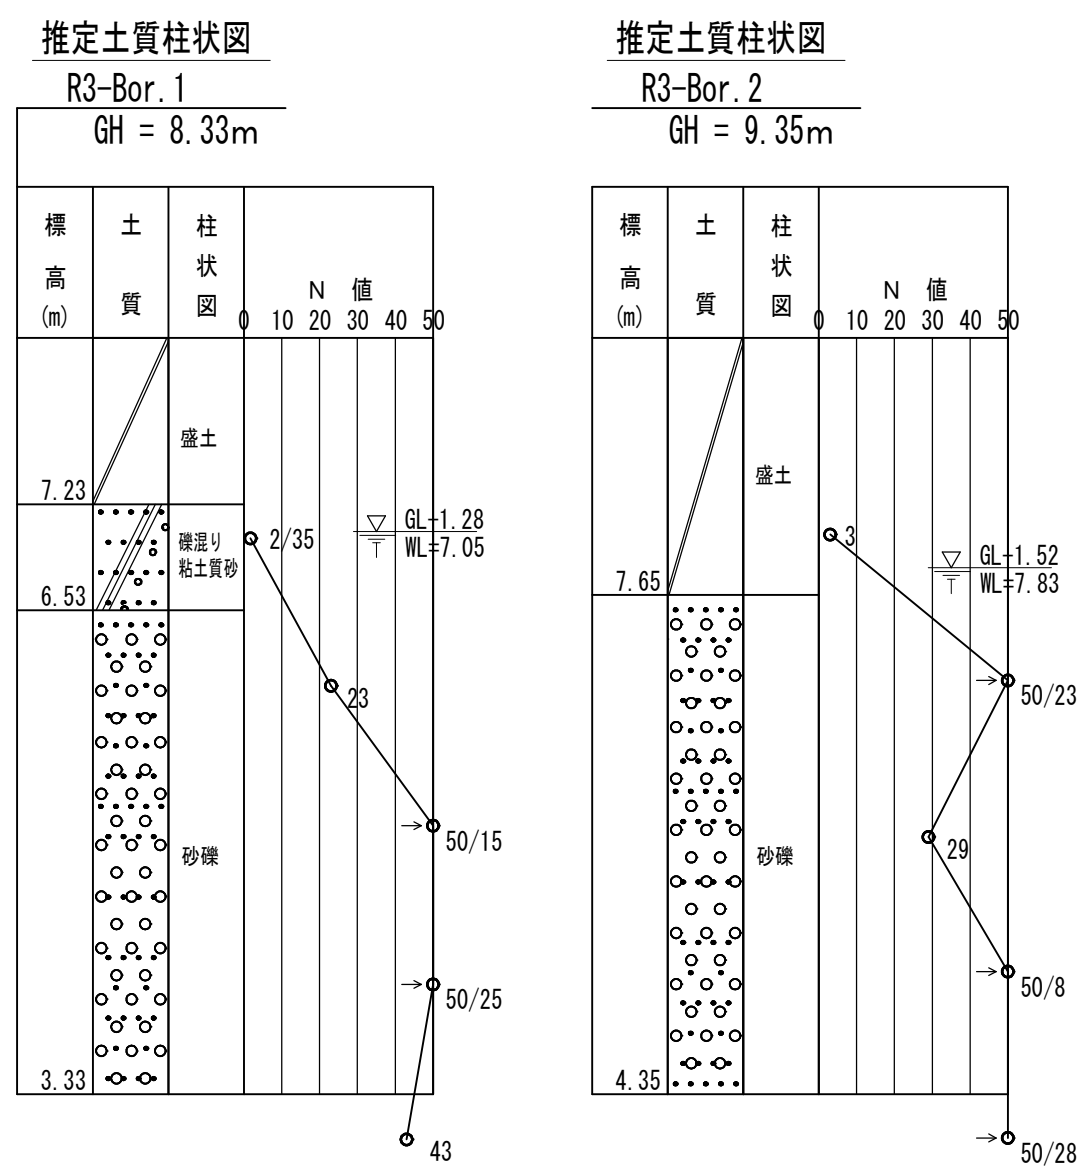



注 ・ 施工については「下水道工事標準仕様書」による。

注 ・ 注入対象範囲は標準とする。

外浜系統 蚊屋処理分区				
件 名	蚊屋枝線その11工事			
図 名	薬液注入工構造図			
縮 尺	1/50	図 番	6/9	
調 整 年 月 日	令和	年	月	日
設 計 者 氏 名				
米子市下水道部				

縮尺 1/50


取付管標準断面図

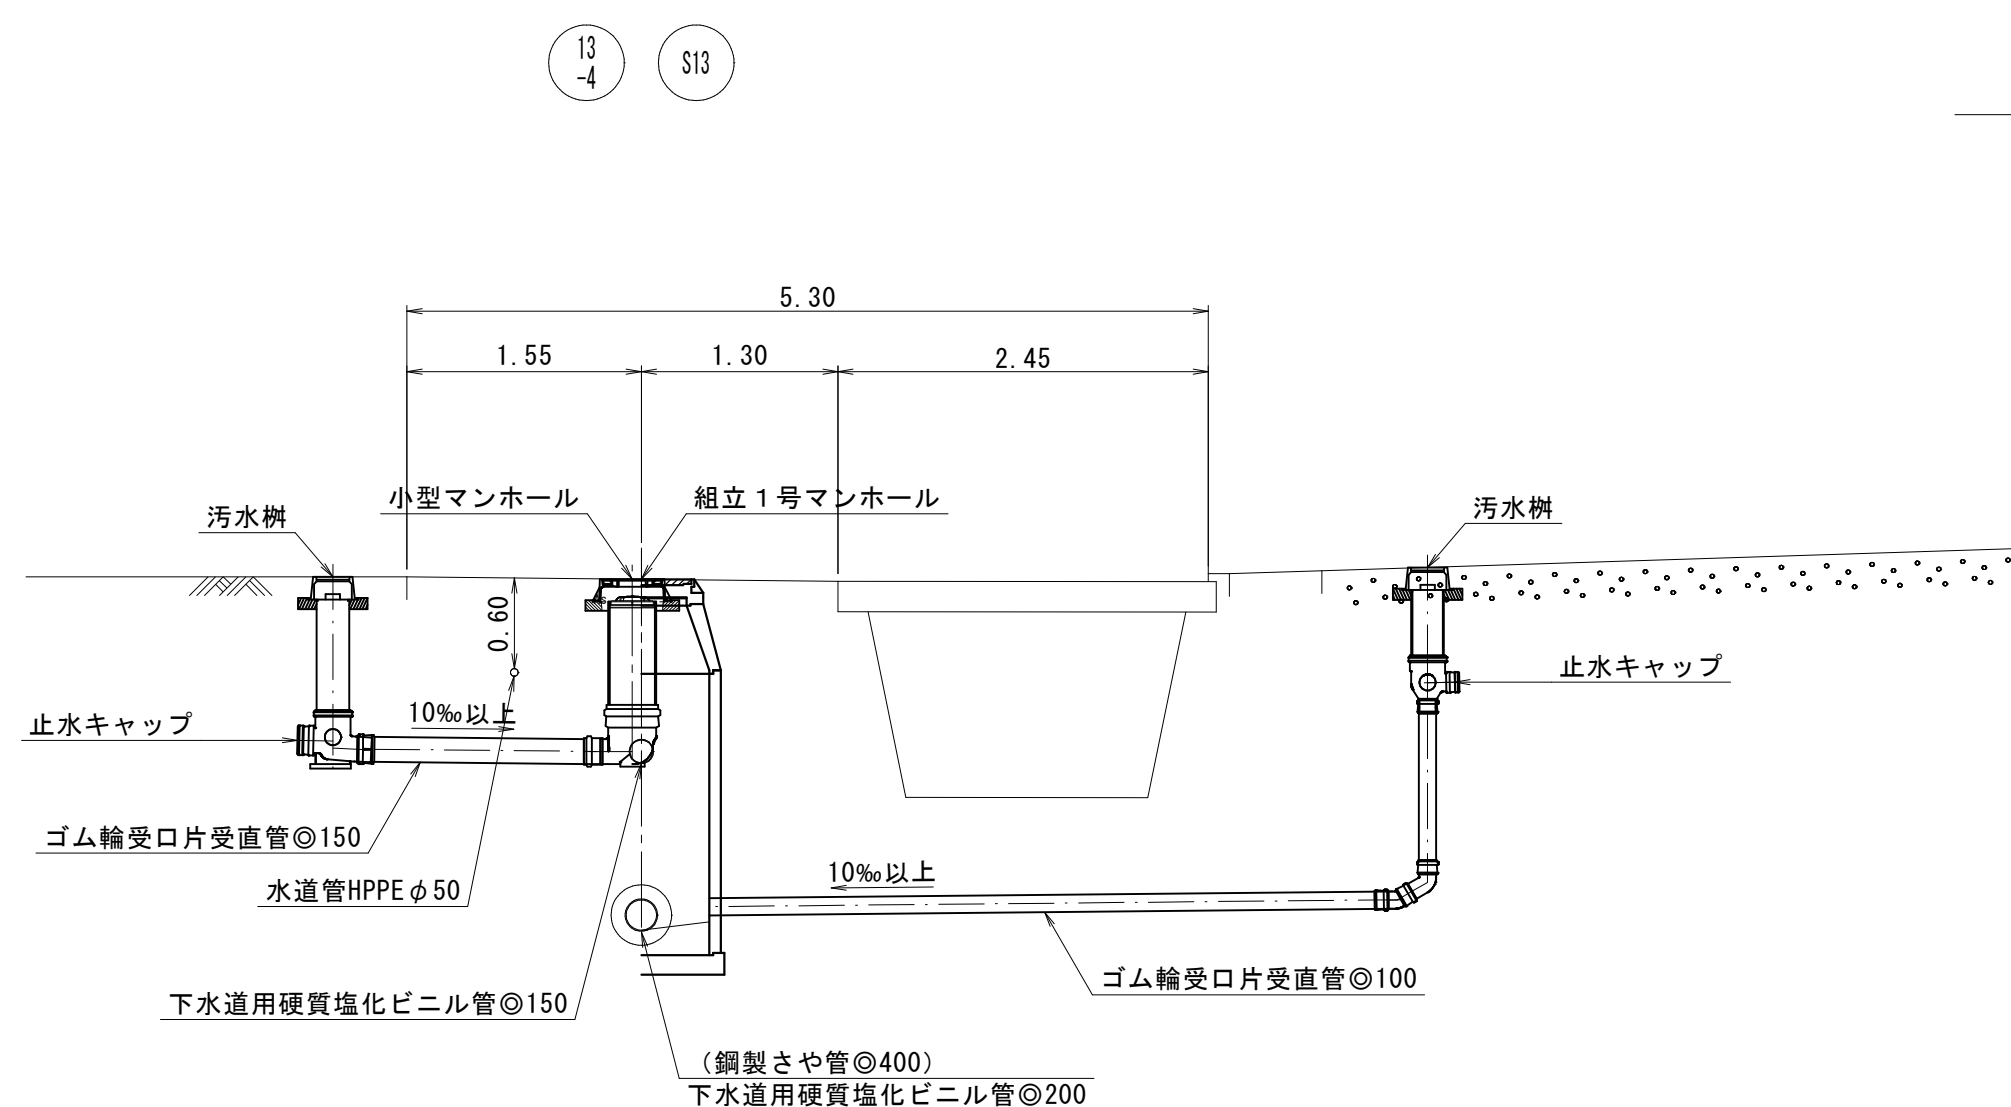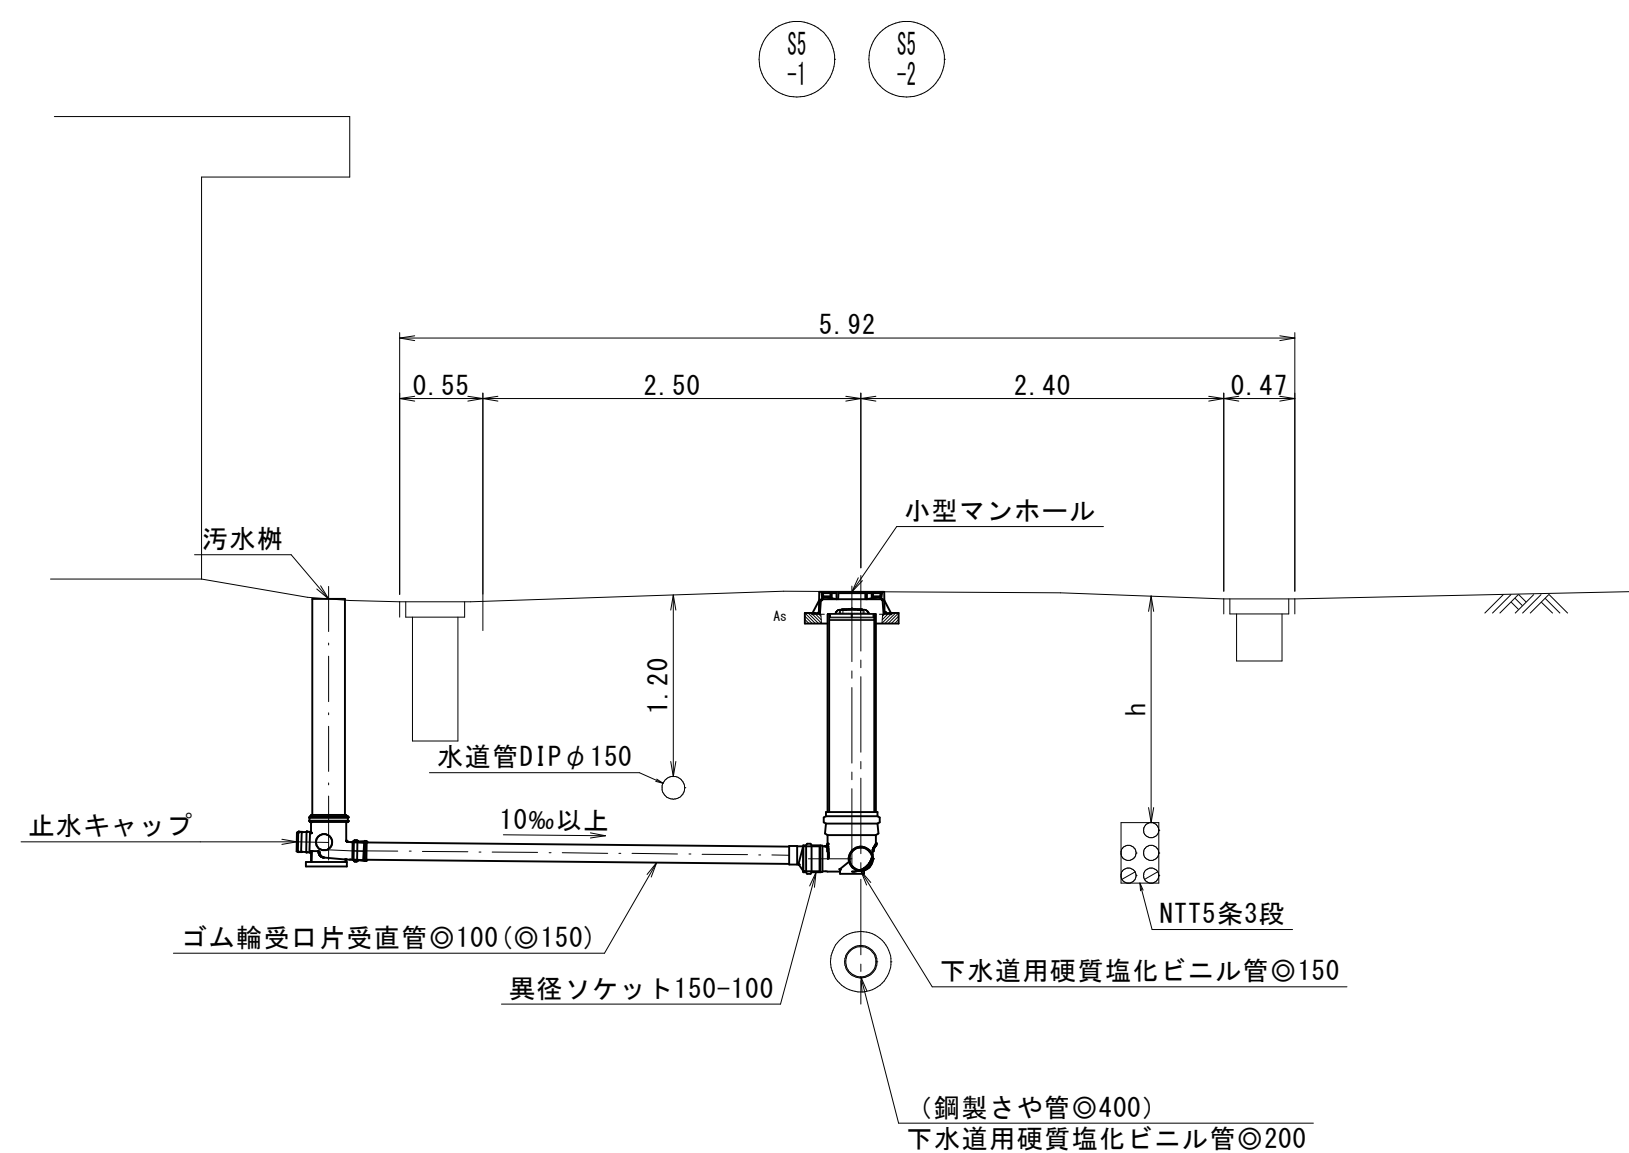


注・施工については、「下水道工事標準仕様書」による。

外浜系統 蚊屋処理分区分				
件 名	蚊屋枝線その11工事			
図 名	取付管標準断面図			
縮 尺	図 示	図 番	7/9	
調 整 年 月 日	令和	年	月	日
設 計 者 氏 名				
米 子 市 下 水 道 部				

汚水樹標準構造図 縮尺 1/30

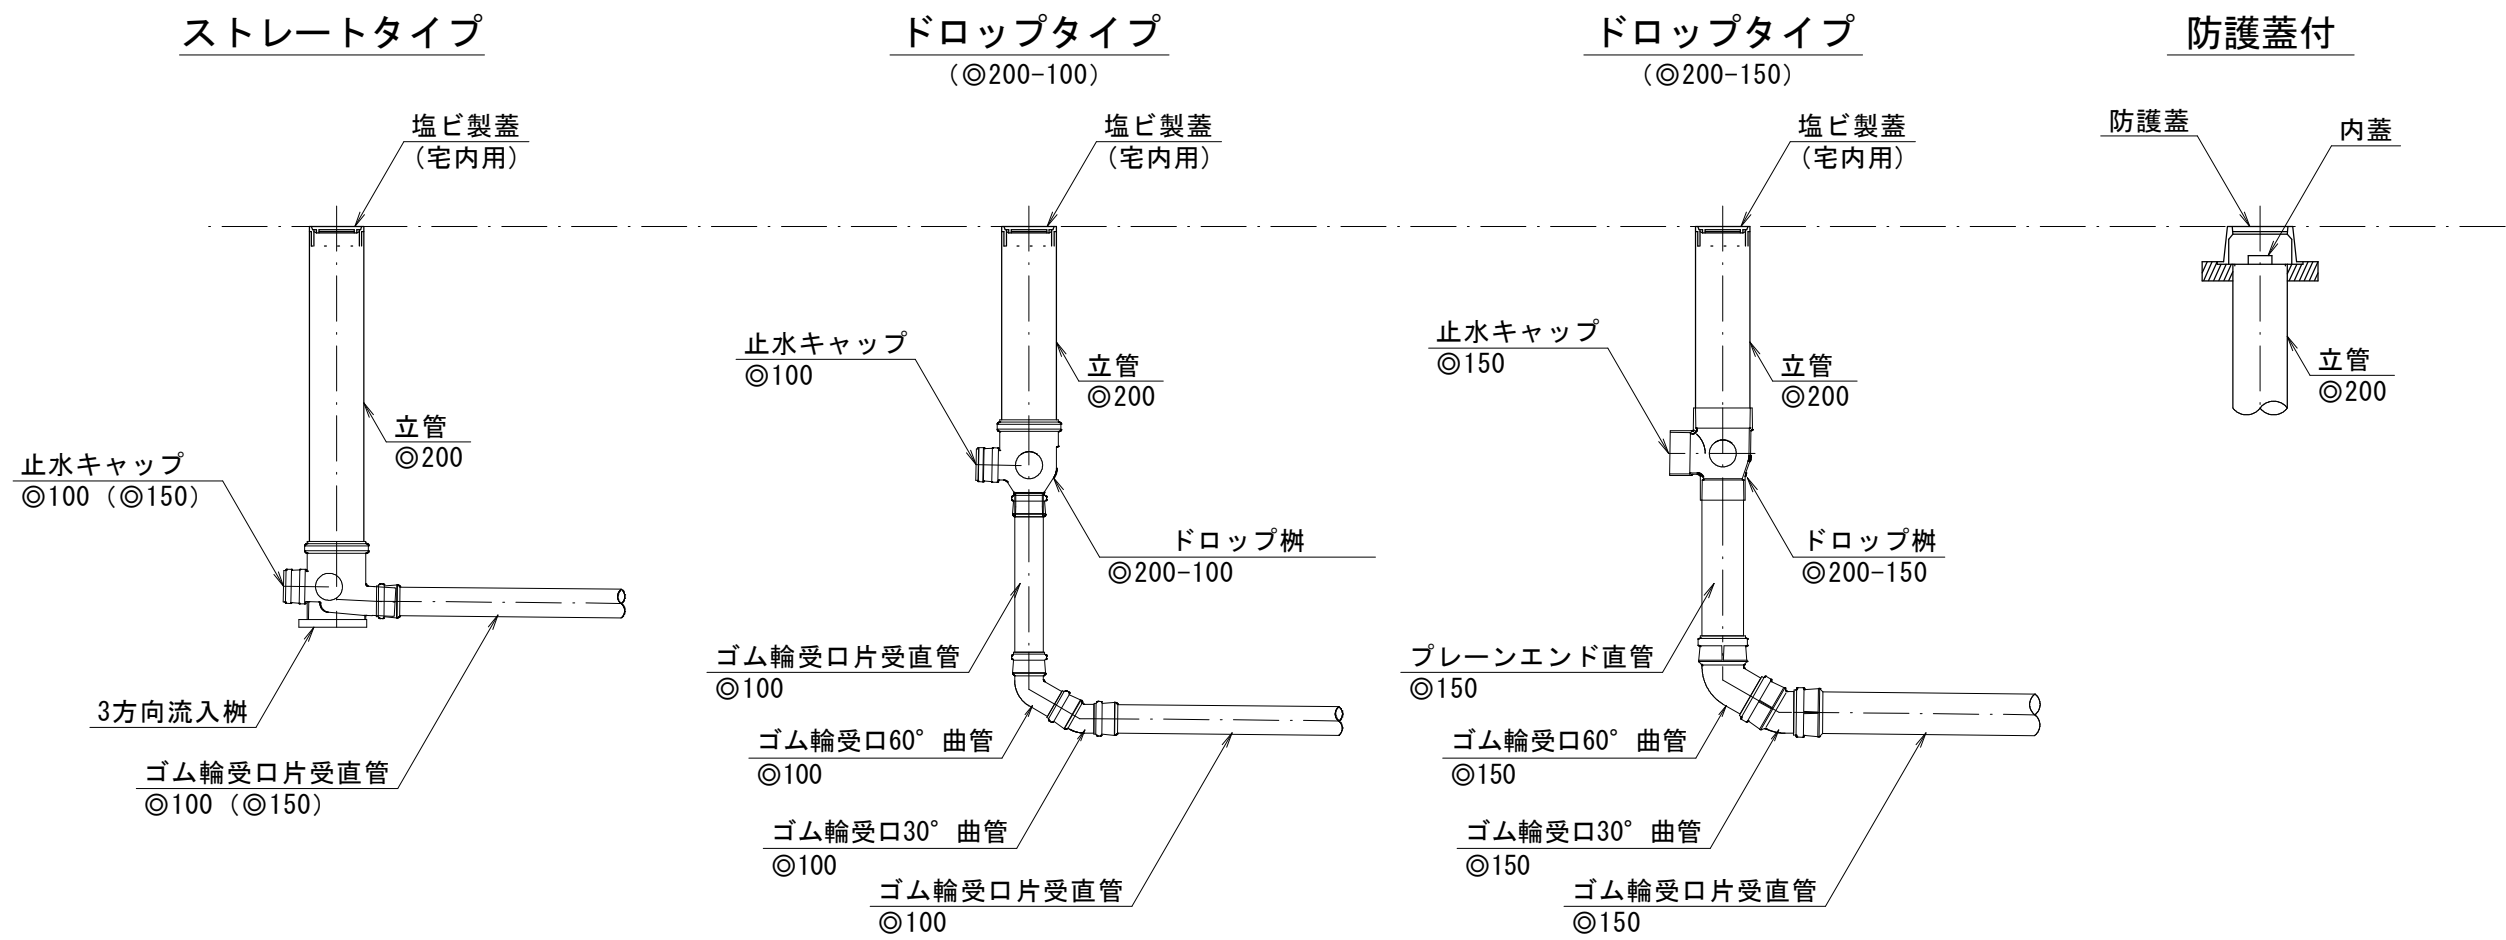

掘削標準断面図

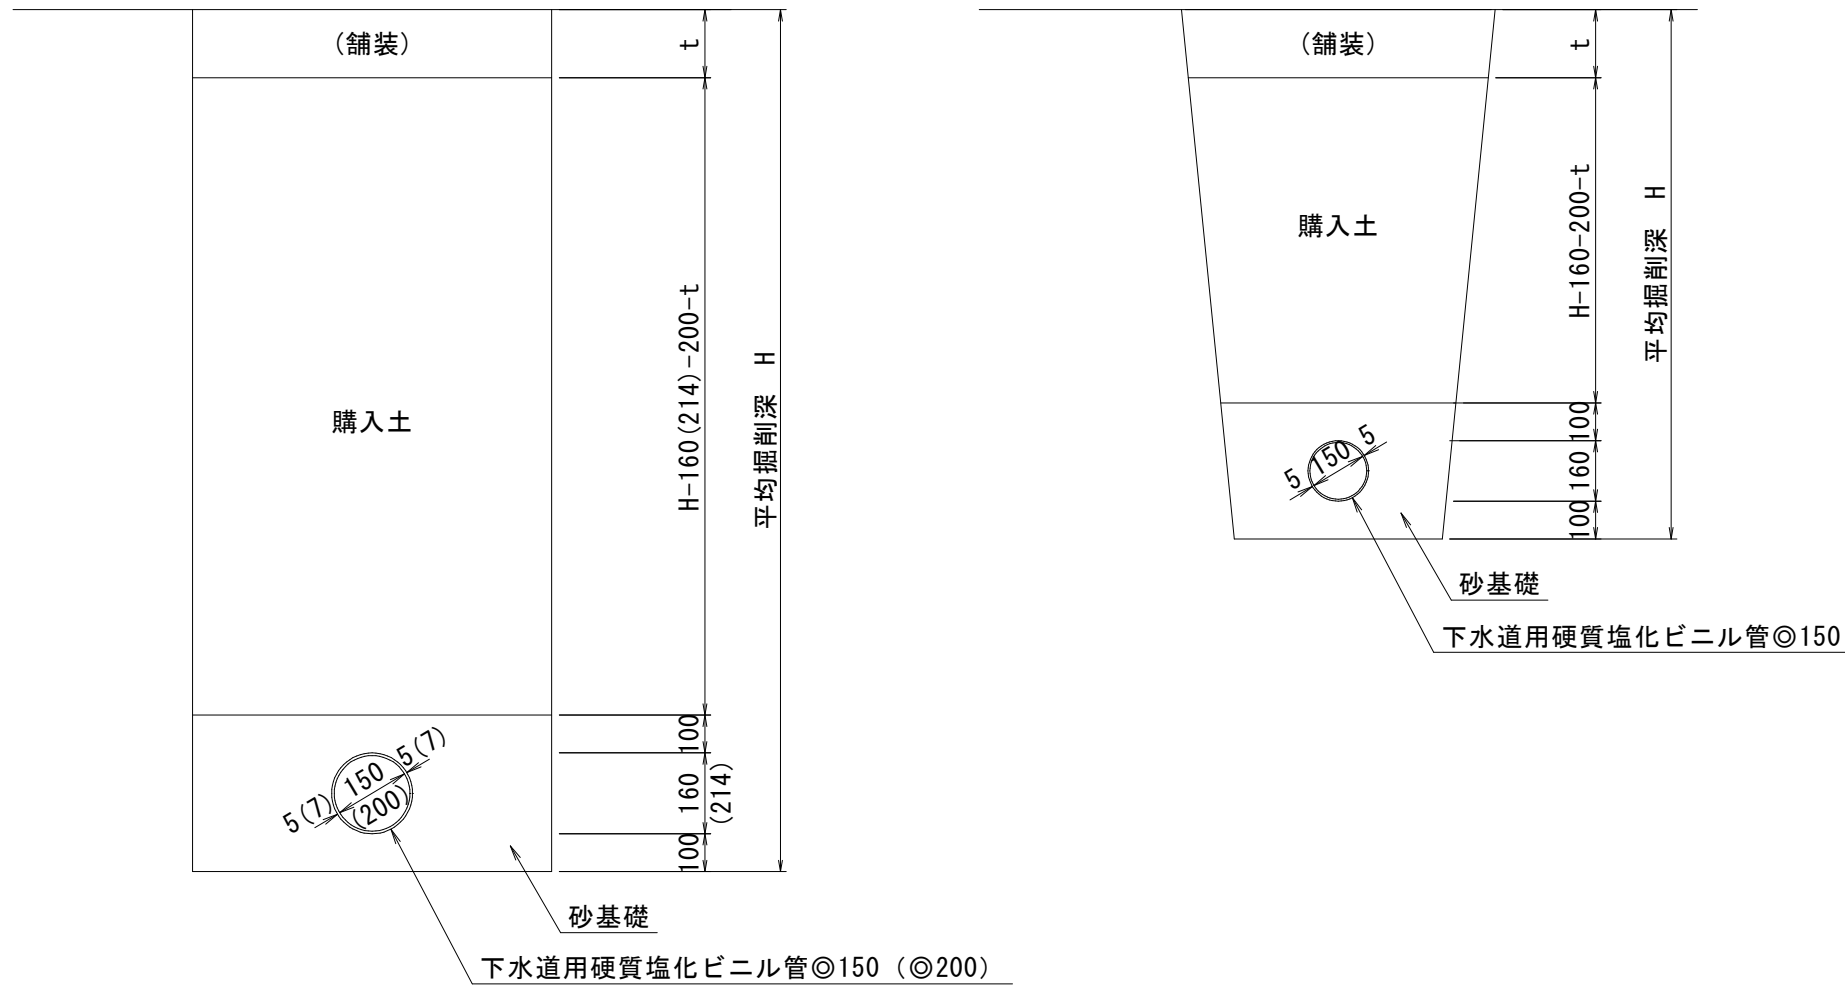


汚水樹標準構造図

掘削標準断面図


舗装復旧断面図

舗装復旧断面図 縮尺 1/20

その他市道・法定外公共物

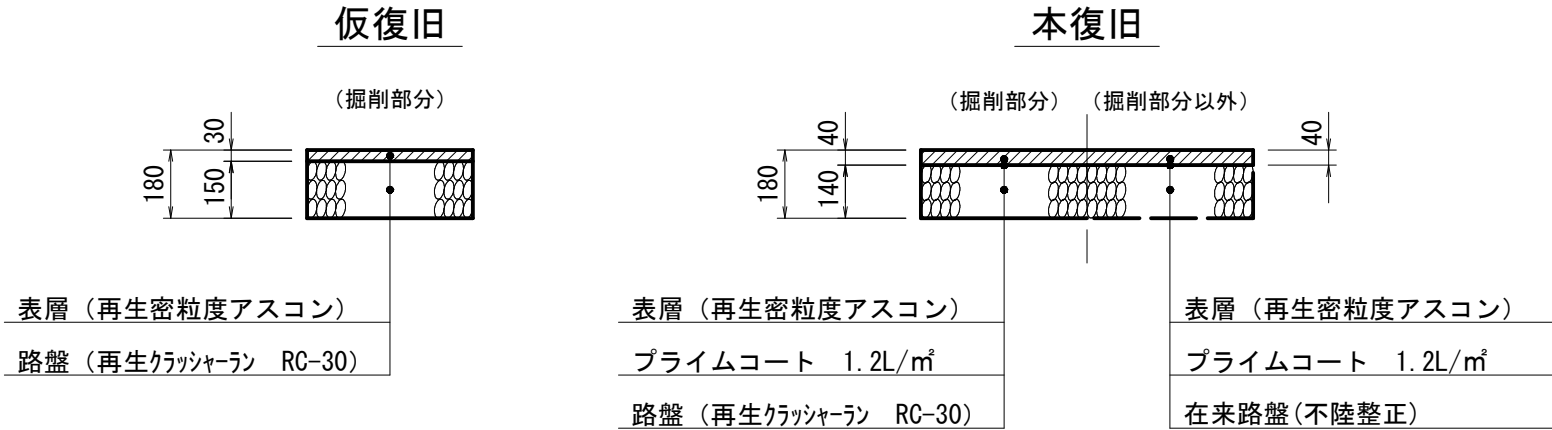



市道大山街道線・市道蚊屋箕線

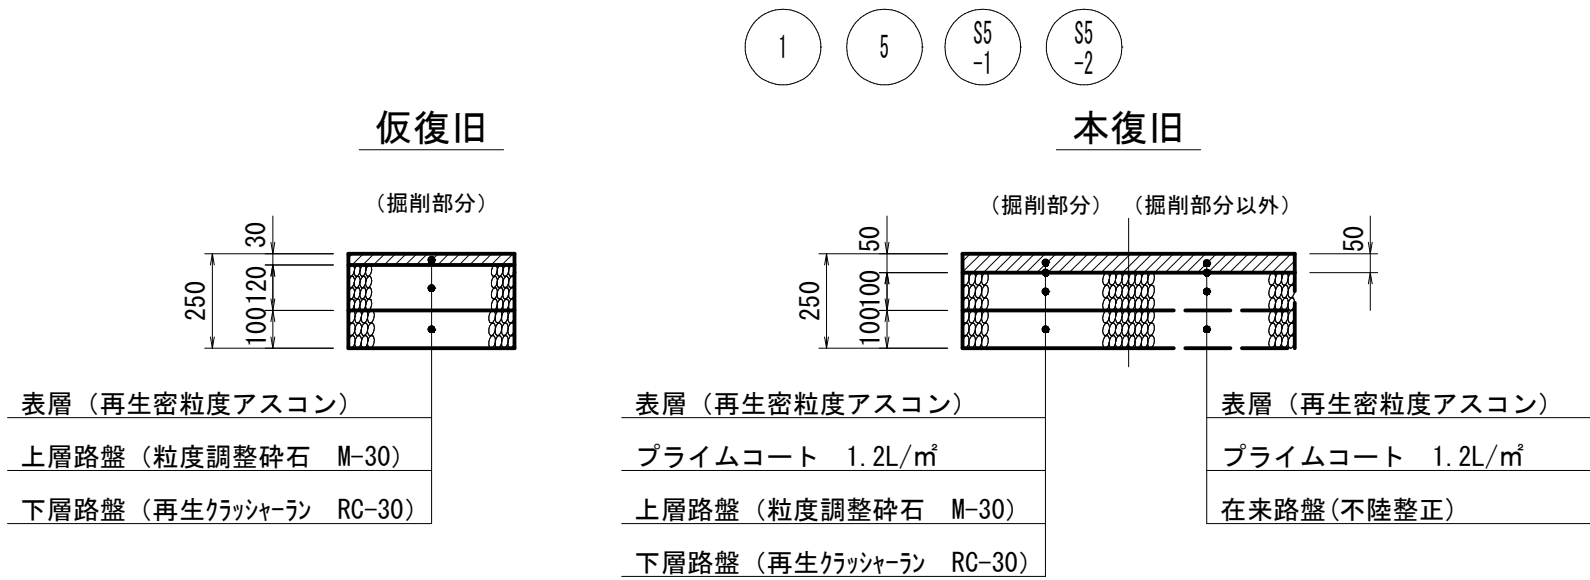




注
・施工については「下水道工事標準仕様書」による。

外浜系統 蚊屋処理分区				
件 名	蚊屋枝線その11工事			
図 名	汚水樹標準構造図・掘削標準断面図 舗装復旧断面図			
縮 尺	図 示	図 番	8/9	
調 整 年 月 日	令和	年	月	日
設 計 者 氏 名				
米子市下水道部				



組立1号マンホール標準構造図 縮尺1/30

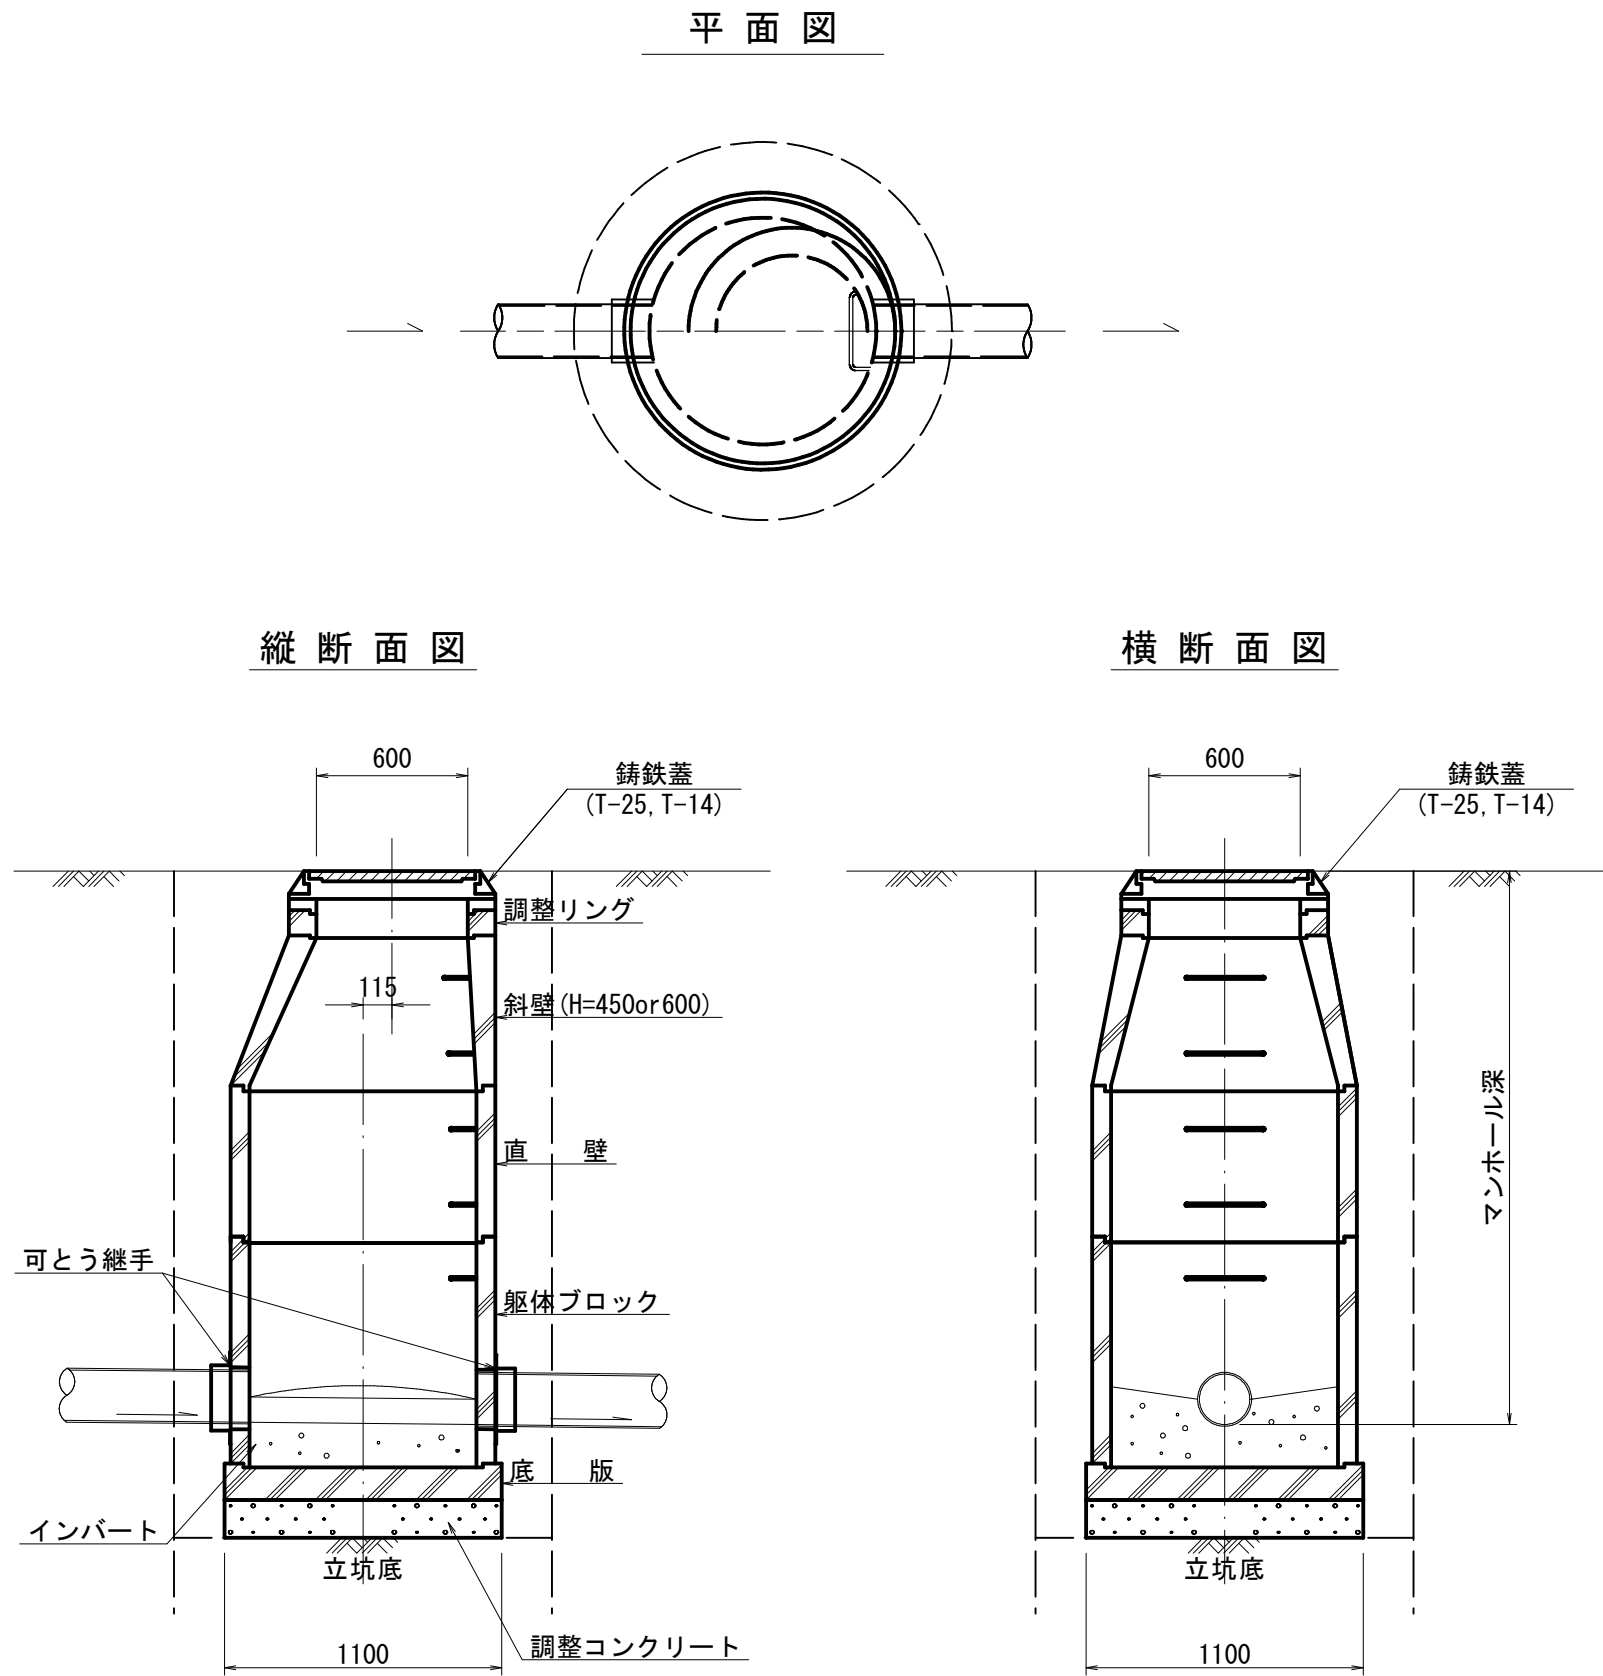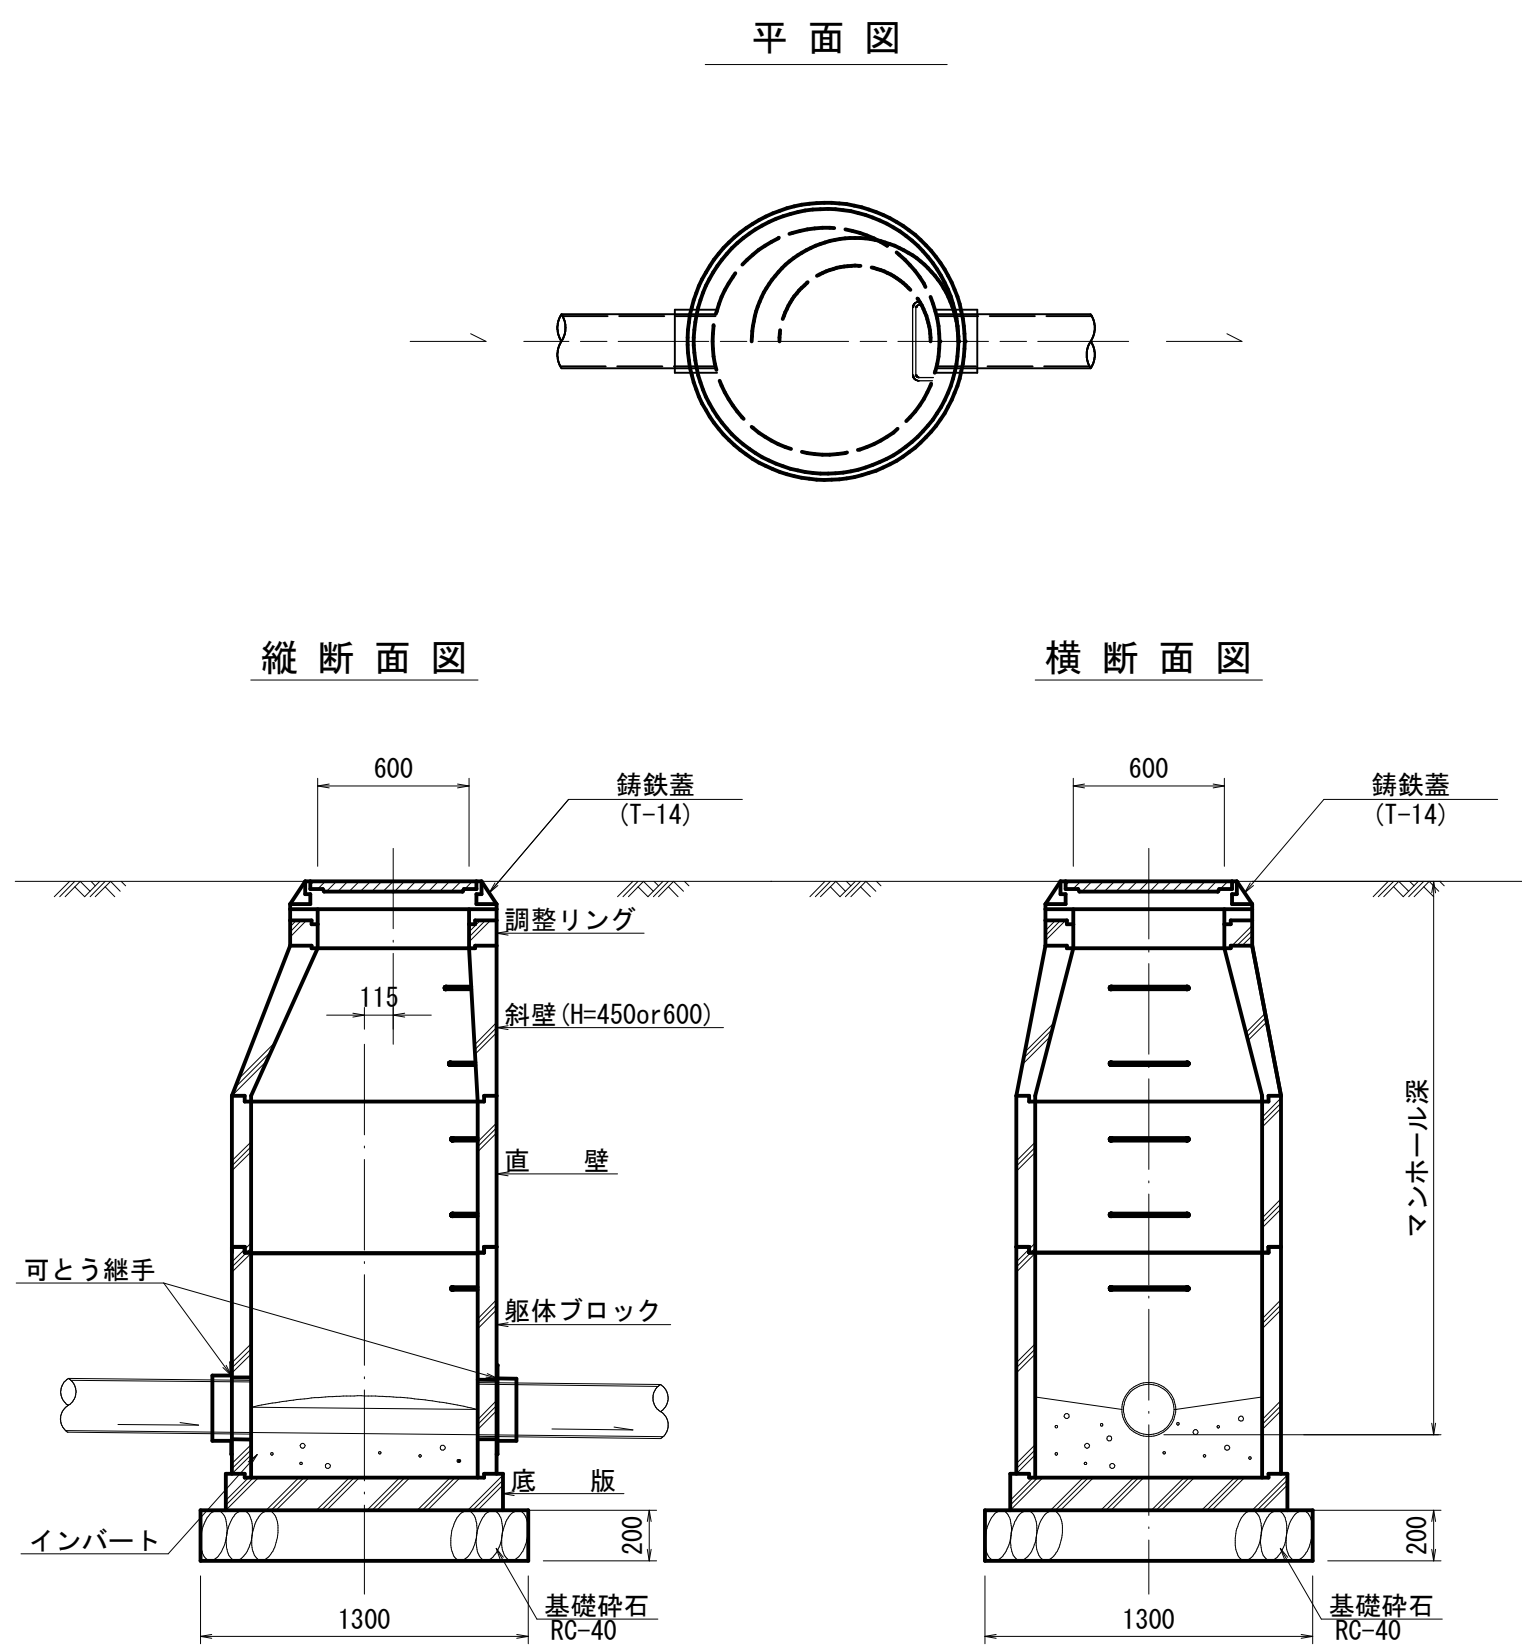

小型マンホール標準構造図 縮尺 1/20

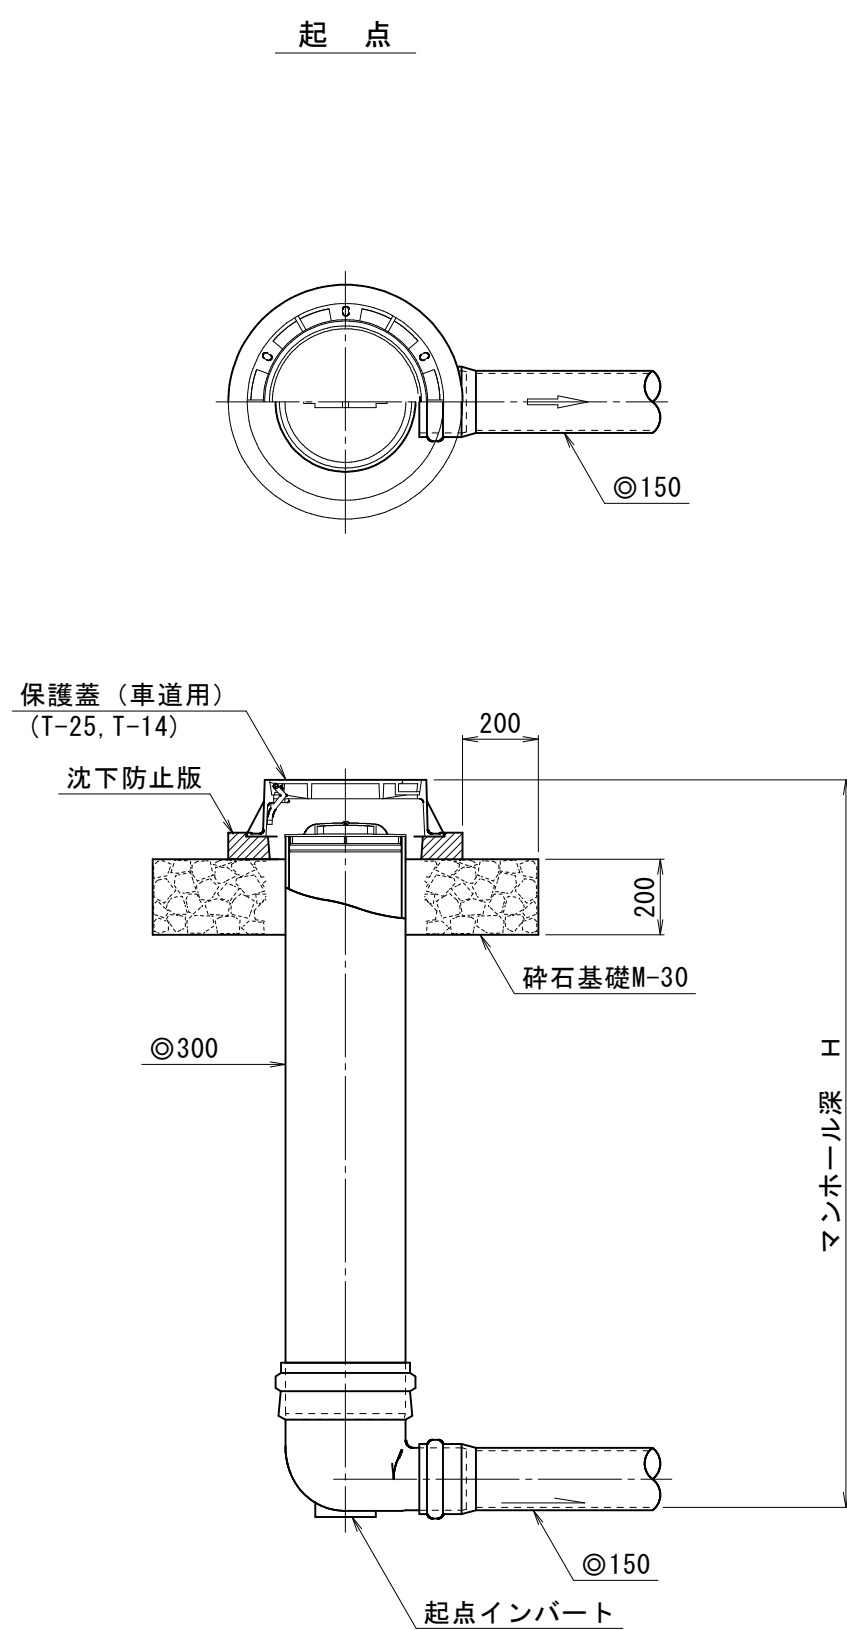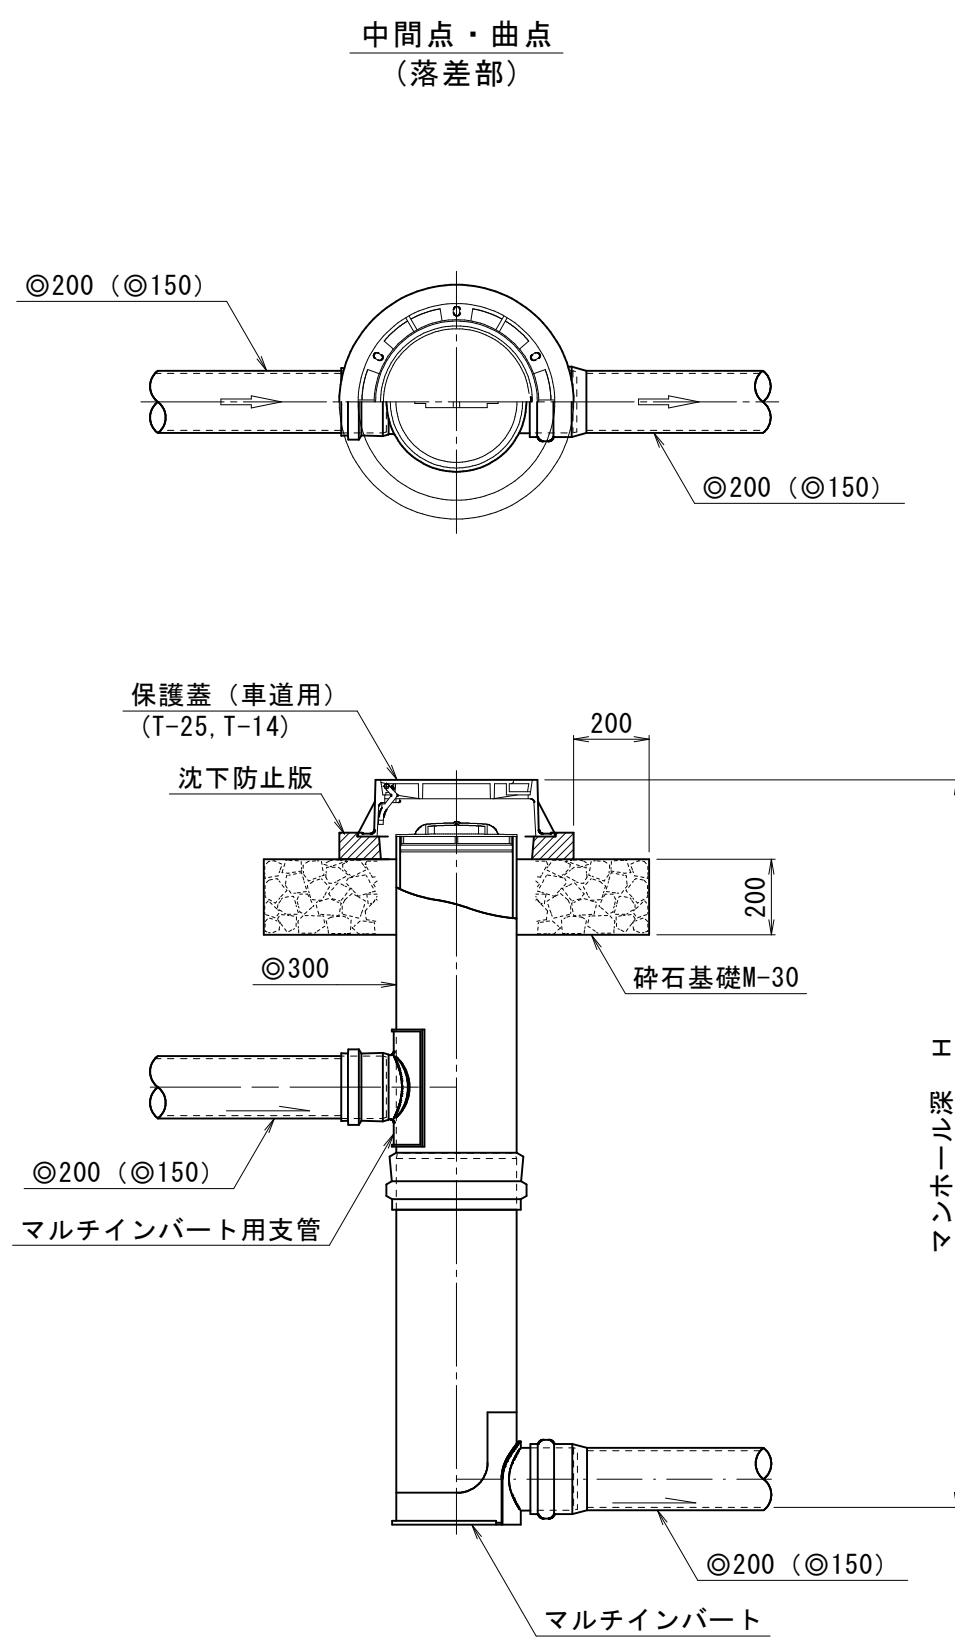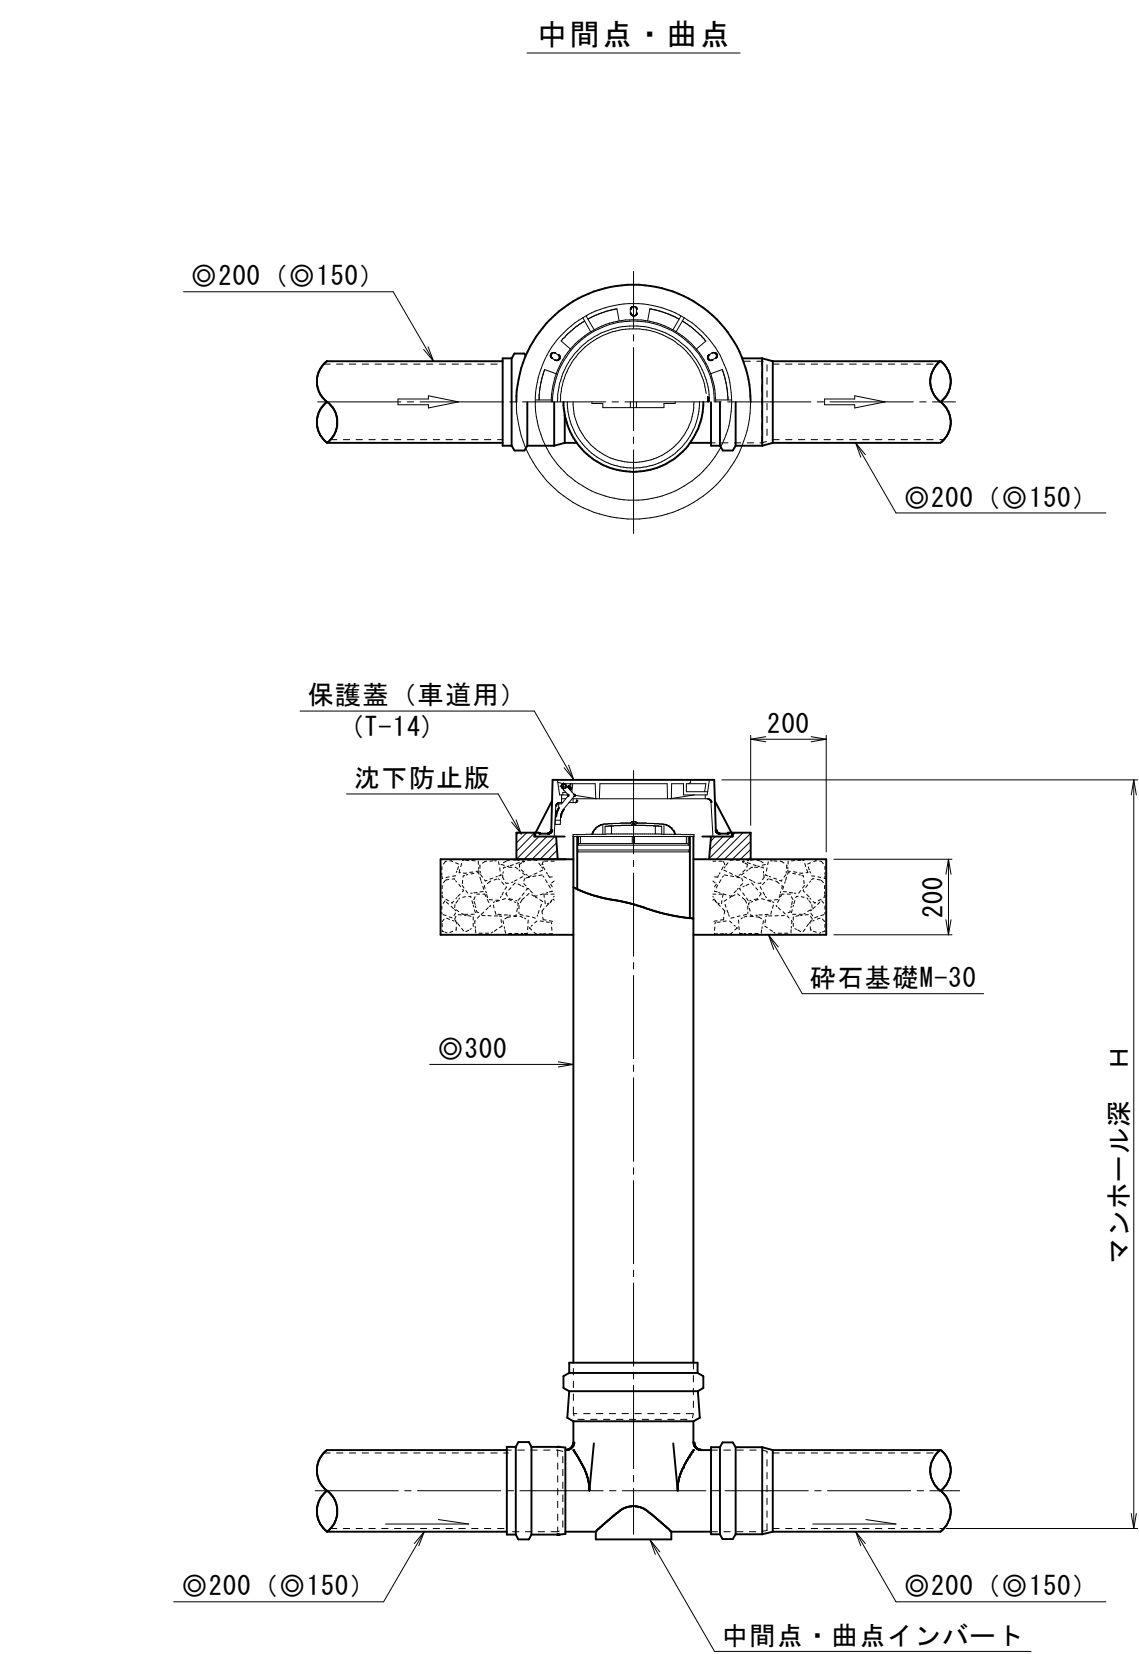

内副管標準構造図 縮尺1/30

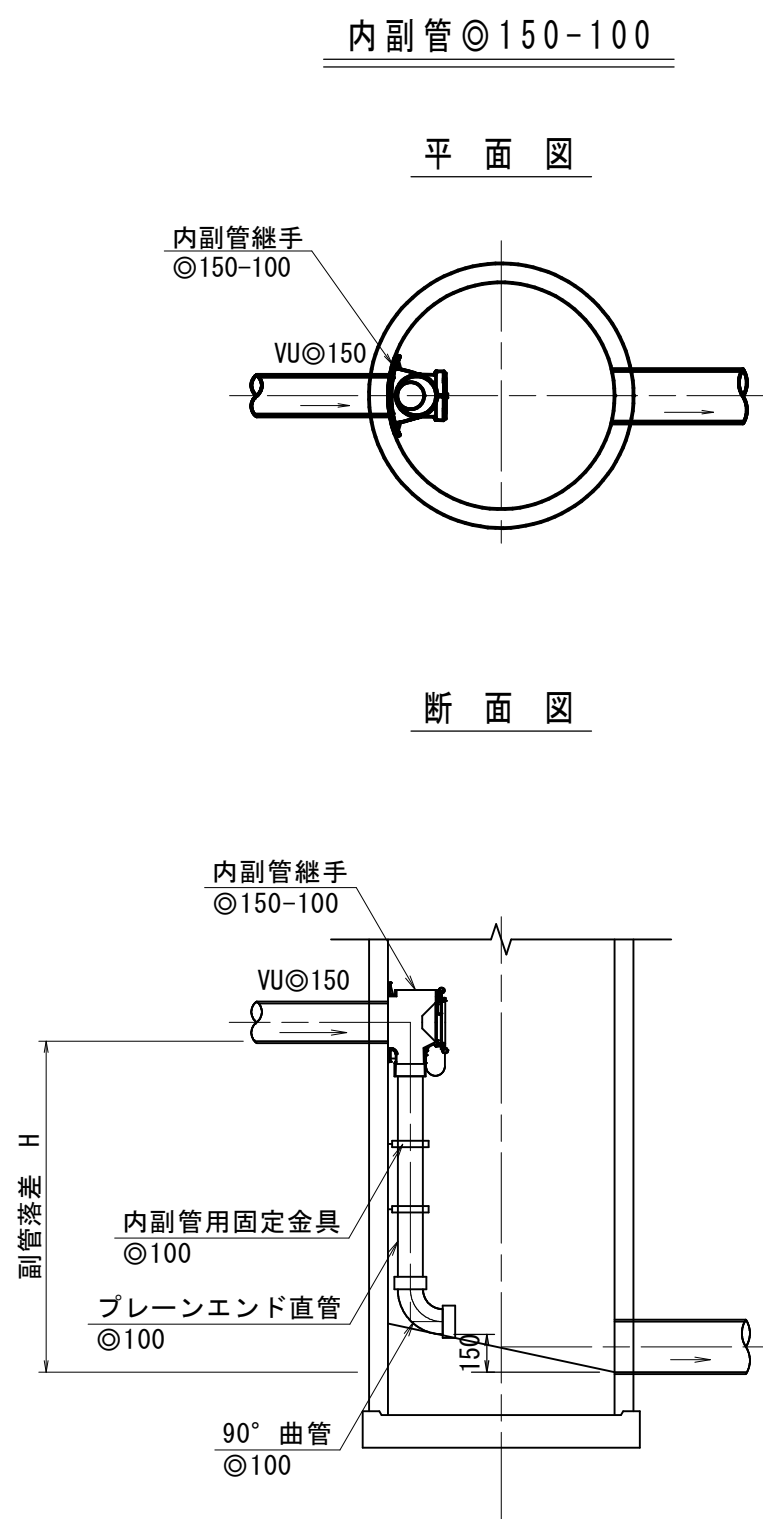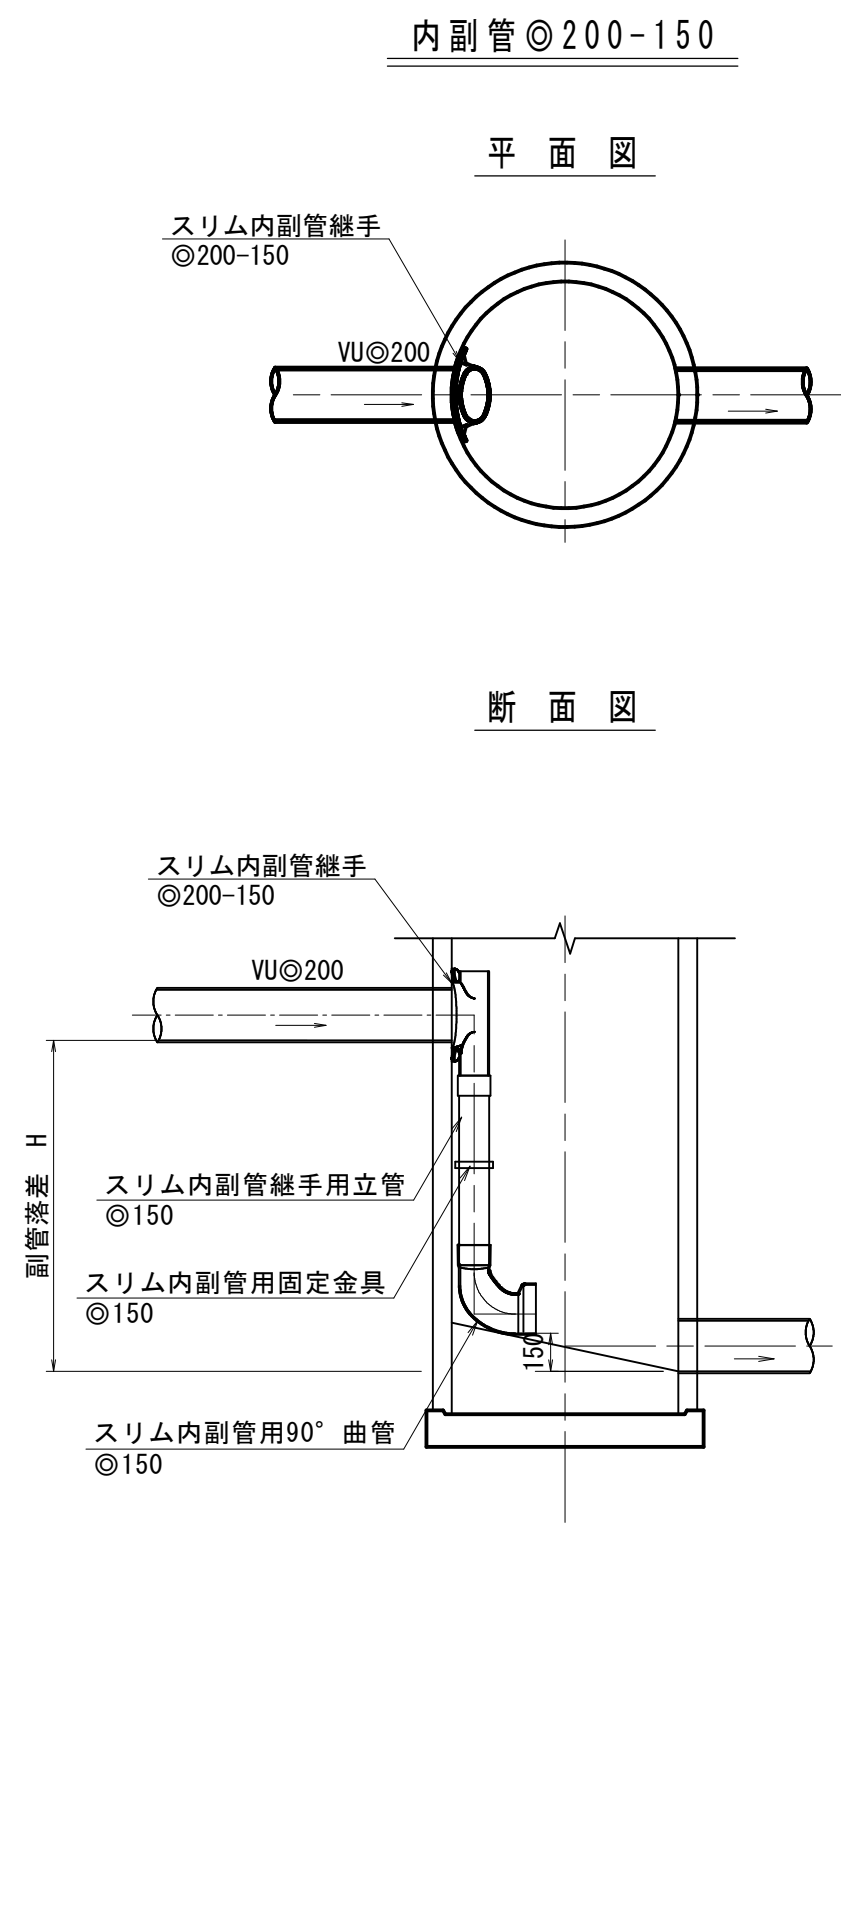

注
・ 施工については「下水道工事標準仕様書」に定める。

外浜系統 蚊屋処理分區				
件 名	蚊屋枝線その11工事			
図 名	マンホール標準構造図・内副管標準構造図			
縮 尺	図 示	図 番	9/9	
調 整 年 月 日	令和	年	月	日
設 計 者 氏 名				
米子市下水道部				