



一般平面図


件名	内浜処理場脱窒槽補修工事		
図名	内浜処理場一般平面図		
縮尺	1:1500 (A3)	図番	M-1
米子市下水道部			

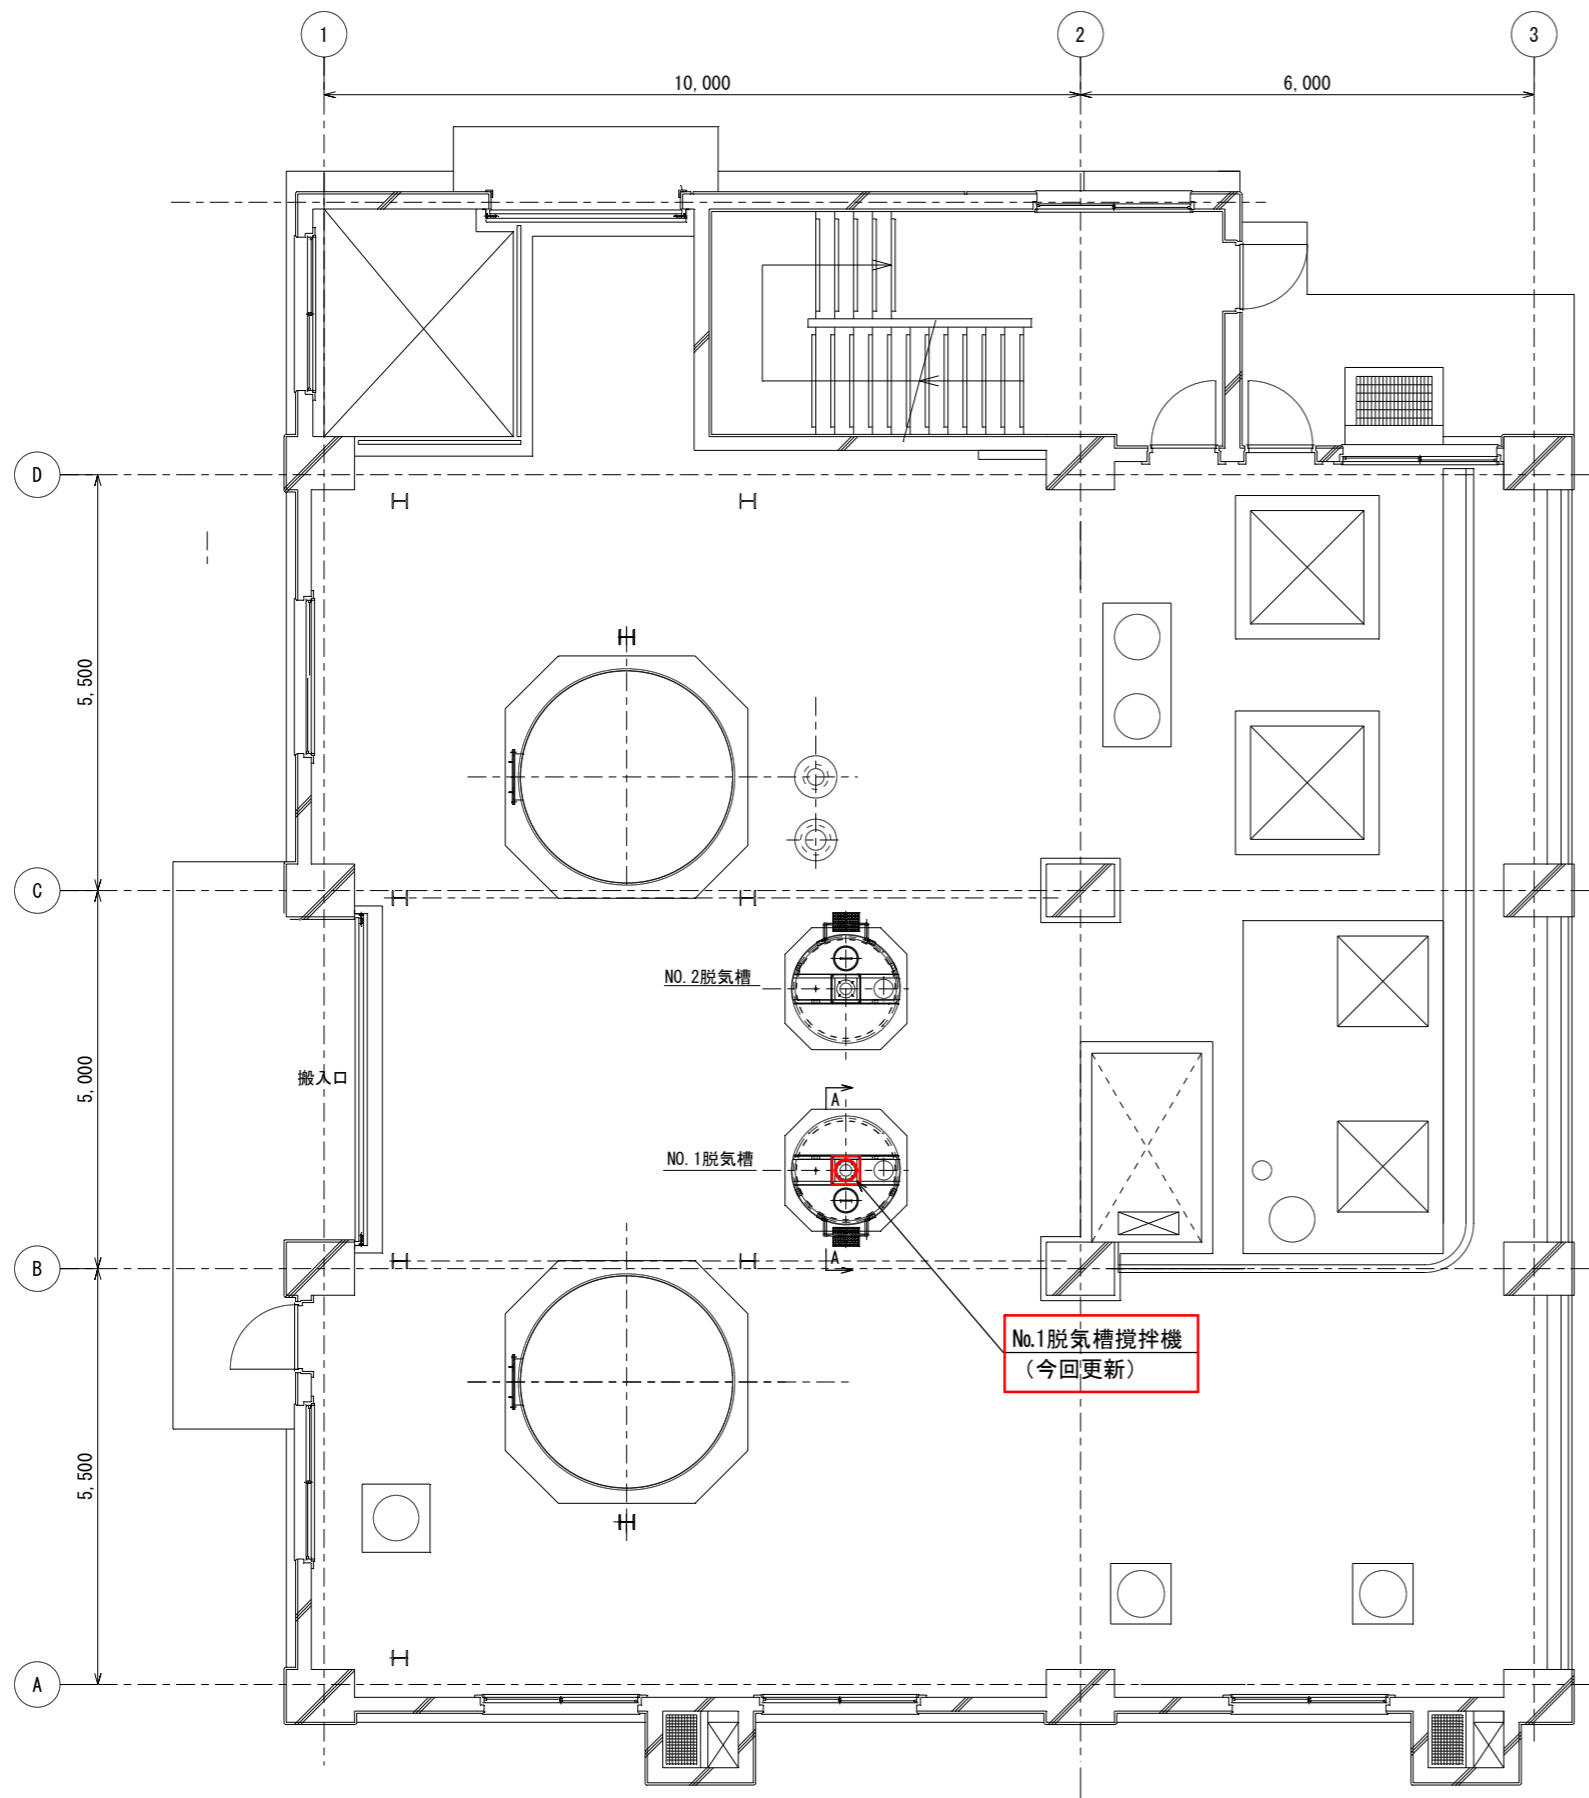

強制濃縮棟1階平面図 S:1/100 (A3)

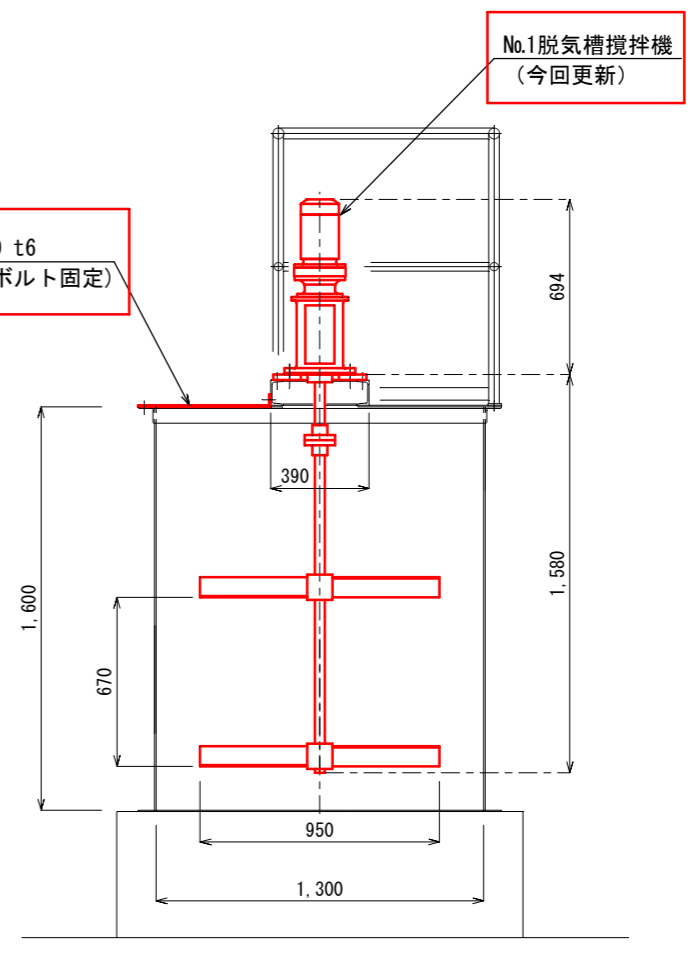

A-A断面 S:1/30 (A3)

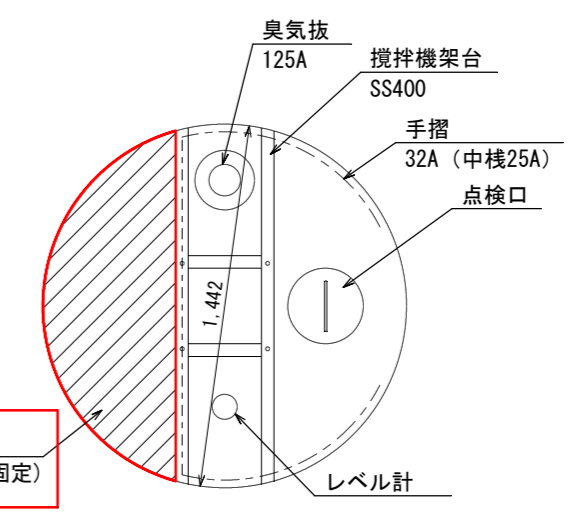

脱気槽蓋平面 S:1/30 (A3)

注記

- は今回工事範囲を示す。
- 脱気槽本体、攪拌機取付架台は既設流用とする。
- 図中へ記載の寸法は既設機器を示す。新規取付機器の詳細寸法を指定するものではないが、流用する既設設備に取付可能な機器を選定すること。

件名	内浜処理場脱気槽補修工事		
図名	強制濃縮棟1階配置図		
縮尺	1:100 (A3)	図番	M-2
米子市下水道部			