

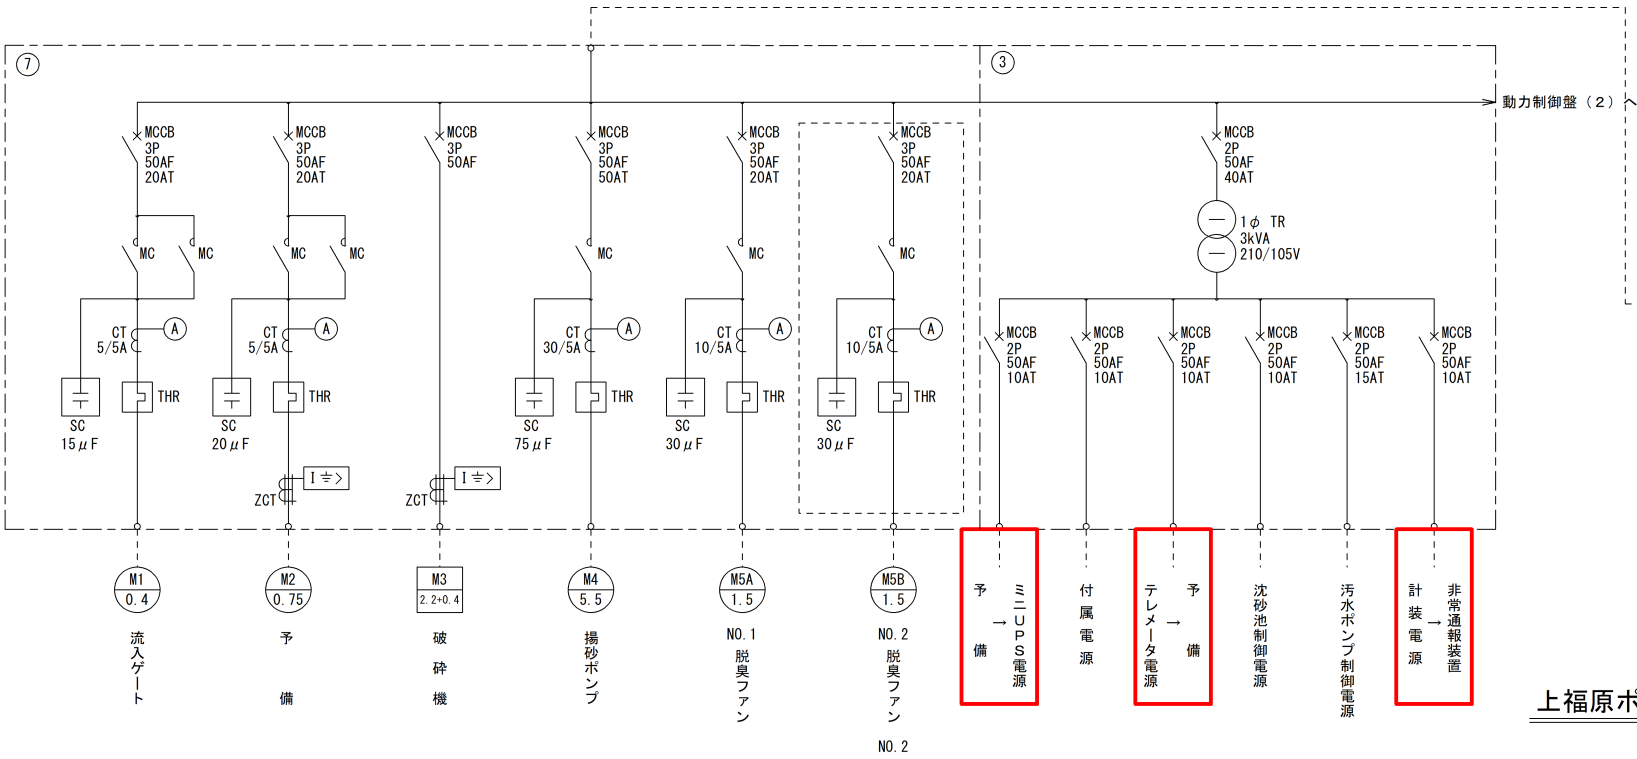
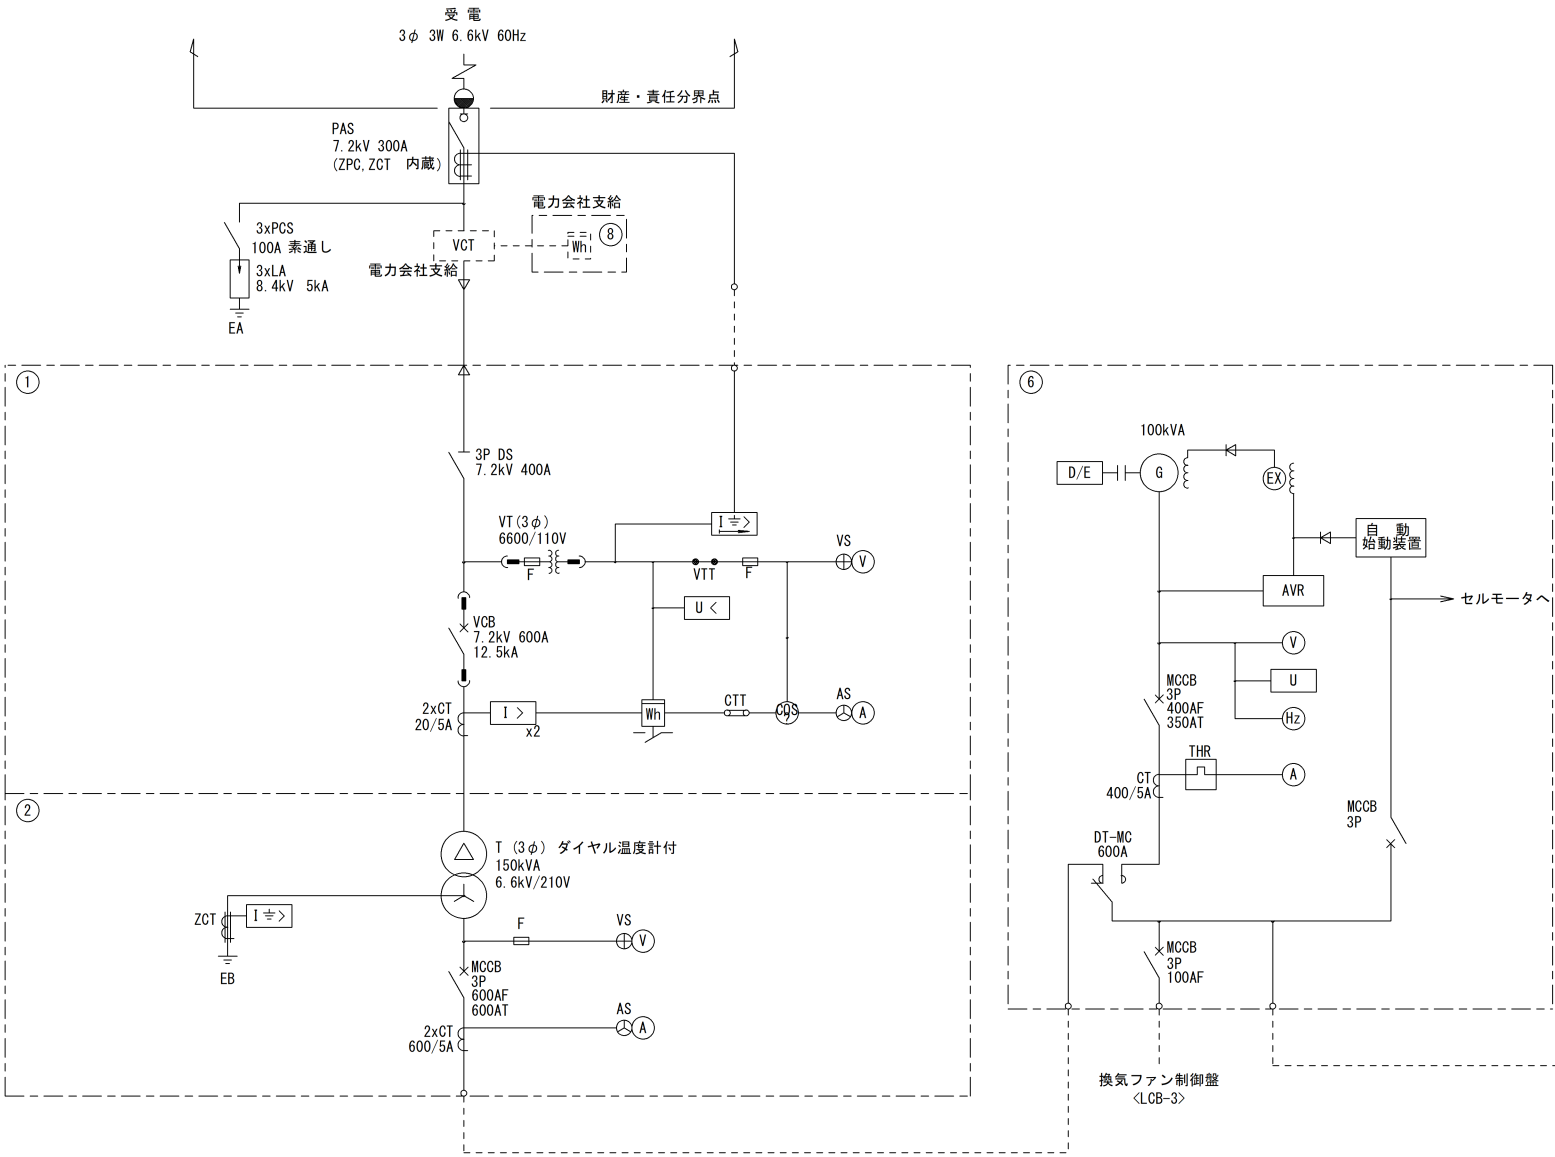
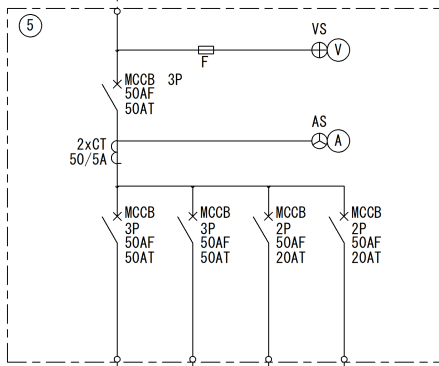


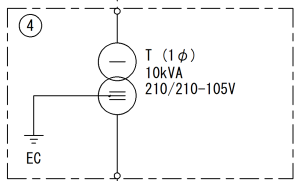

番号	盤名称	盤記号	備考
①	引込受電盤	HC-1	既設
②	変圧器盤	HC-2	既設
③	動力配電盤	LB-1	既設
④	ユニット変圧器	TR	既設
⑤	照明主幹盤	LB-2	既設
⑥	自家発電装置	ACG	既設
⑦	動力制御盤 (1)	LP-1	既設
⑧	電力量計箱	WH	既設

凡例

記号	名称	記号	名称
(A)	電流計	CTT	電流用試験端子
⊙AS	電流切換スイッチ	VTT	電圧用試験端子
(V)	電圧計	DT-MC	双投形電磁接触器
⊕VS	電圧切換スイッチ	ELCB	漏電遮断器
(W)	電力量計	MCCB	配線用遮断器
(Hz)	周波数計	VCB	真空遮断器
⊞	電力量計 (パルス付)	F	ヒューズ
⊞	力率計	L A	避雷器
I >	過電流継電器	M C	電磁接触器
I > 2	地絡方向継電器	PCS	プライマリーカットアウトスイッチ
I >	地絡過電流継電器	PAS	柱上気中開閉器
U	電圧継電器	S C	進相コンデンサ
U <	不足電圧継電器	T	変圧器
AVR	自動電圧調整器	THR	熱動形継電器
C T	変流器	G	交流発電機
ZCT	零相変流器	E X	励磁装置
D S	断路器	D E	ディーゼル機関
VCT	取引用計器用変成器		
V T	計器用変圧器		


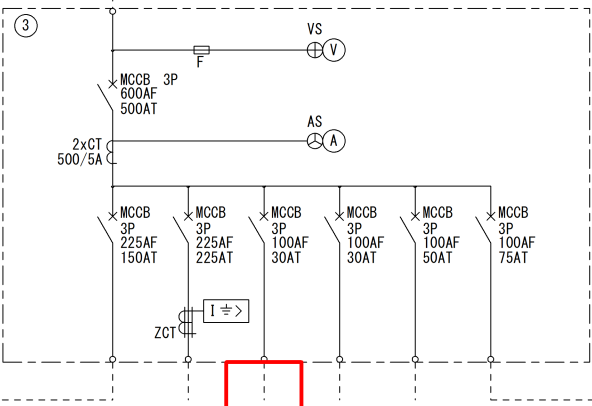


注記


1. は、今回を示す。

上福原ポンプ場 単線結線図


件名	上福原ポンプ場電気設備改築工事		
図名	単線結線図 (更新)		
施工場所	米子市皆生四丁目10番28号		
縮尺	-	図番	E-1
米子市下水道部			

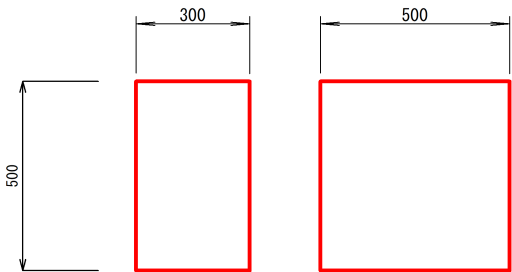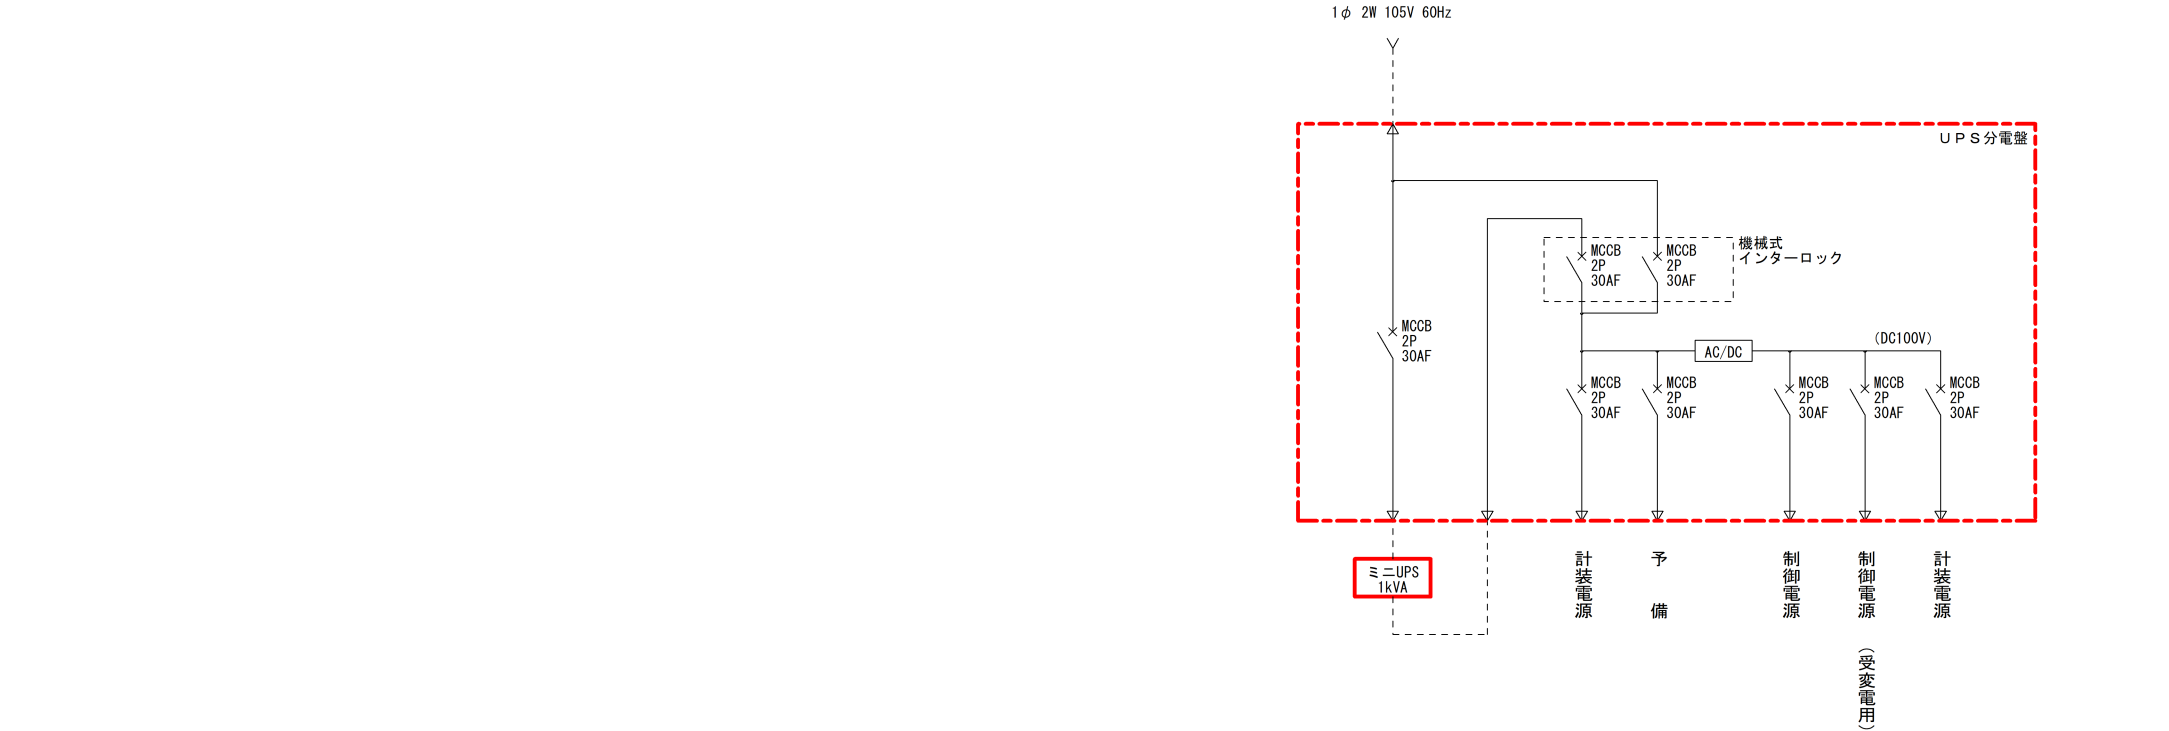

盤名称	ミニUPS
盤記号	

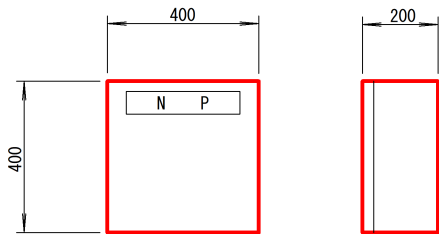

盤名称	非常通報装置盤
盤記号	

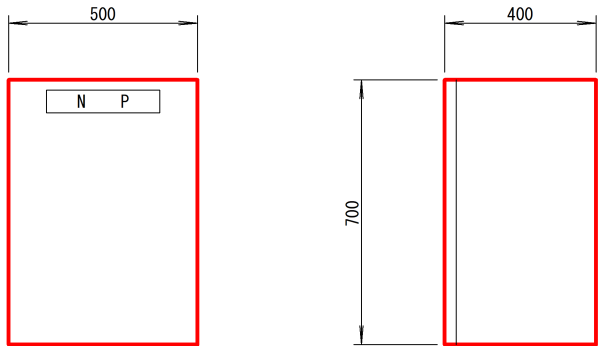

盤名称	UPS分電盤
盤記号	UPS-1

注 記



1. は、今回を示す。

件 名	上福原ポンプ場電気設備改築工事		
図 名	非常通報装置盤等外形図		
施 工 場 所	米子市皆生四丁目10番28号		
縮 尺	A3 1:20	図 番	E-2
米 子 市 下 水 道 部			




1. は、今回を示す。

件 名	上福原ポンプ場電気設備改築工事		
図 名	システム構成図		
施 工 場 所	米子市皆生四丁目10番28号		
縮 尺	A3 -	図 番	E-3
米 子 市 下 水 道 部			

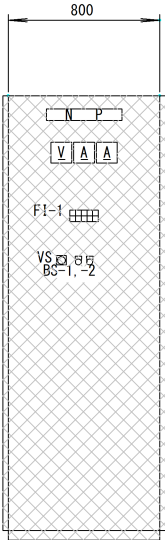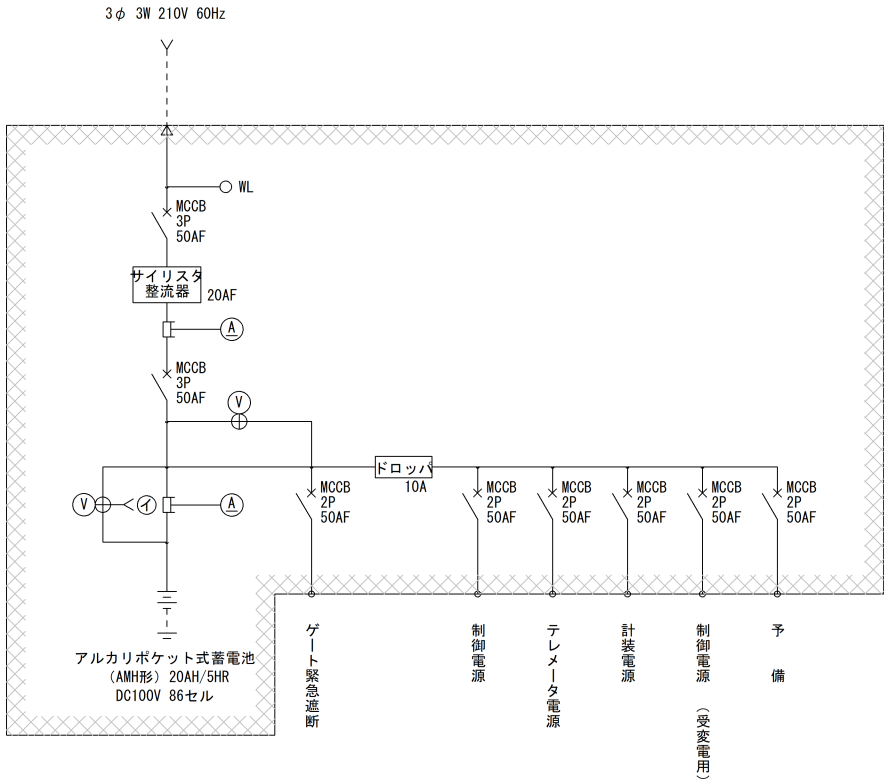

正面図


盤名称	直流電源装置
盤記号	D C

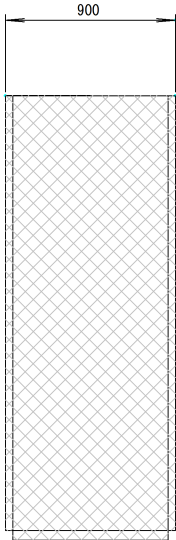

側面図

F I-1			
受電	浮動	均等	ヒューズ断 MCBトリップ
直流 不足電圧	直流地絡	蓄電池 温度上昇	蓄電池 液面低下

記 号	名 称	備 考
PBS -1	ランプテスト	
-2	表示復帰	

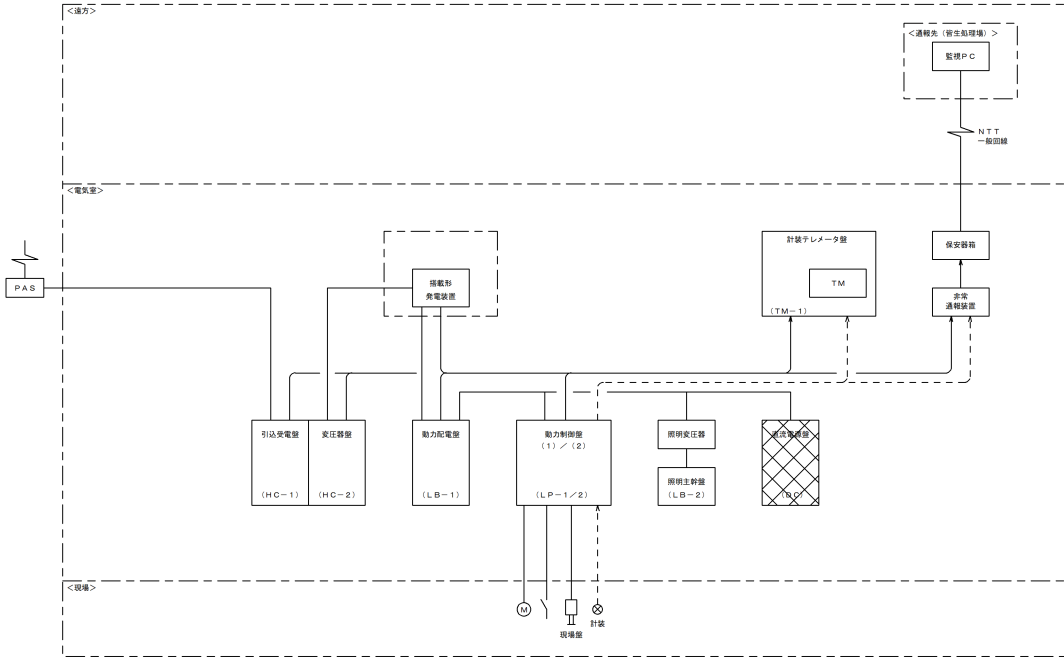

注 記

1. は、撤去を示す。

件 名	上福原ポンプ場電気設備改築工事		
図 名	上福原ポンプ場 直流電源装置単線・外形図（撤去）		
施 工 場 所	米子市皆生四丁目10番28号		
縮 尺	A3 1:40	図 番	E-4
米 子 市 下 水 道 部			