



全体配置図

 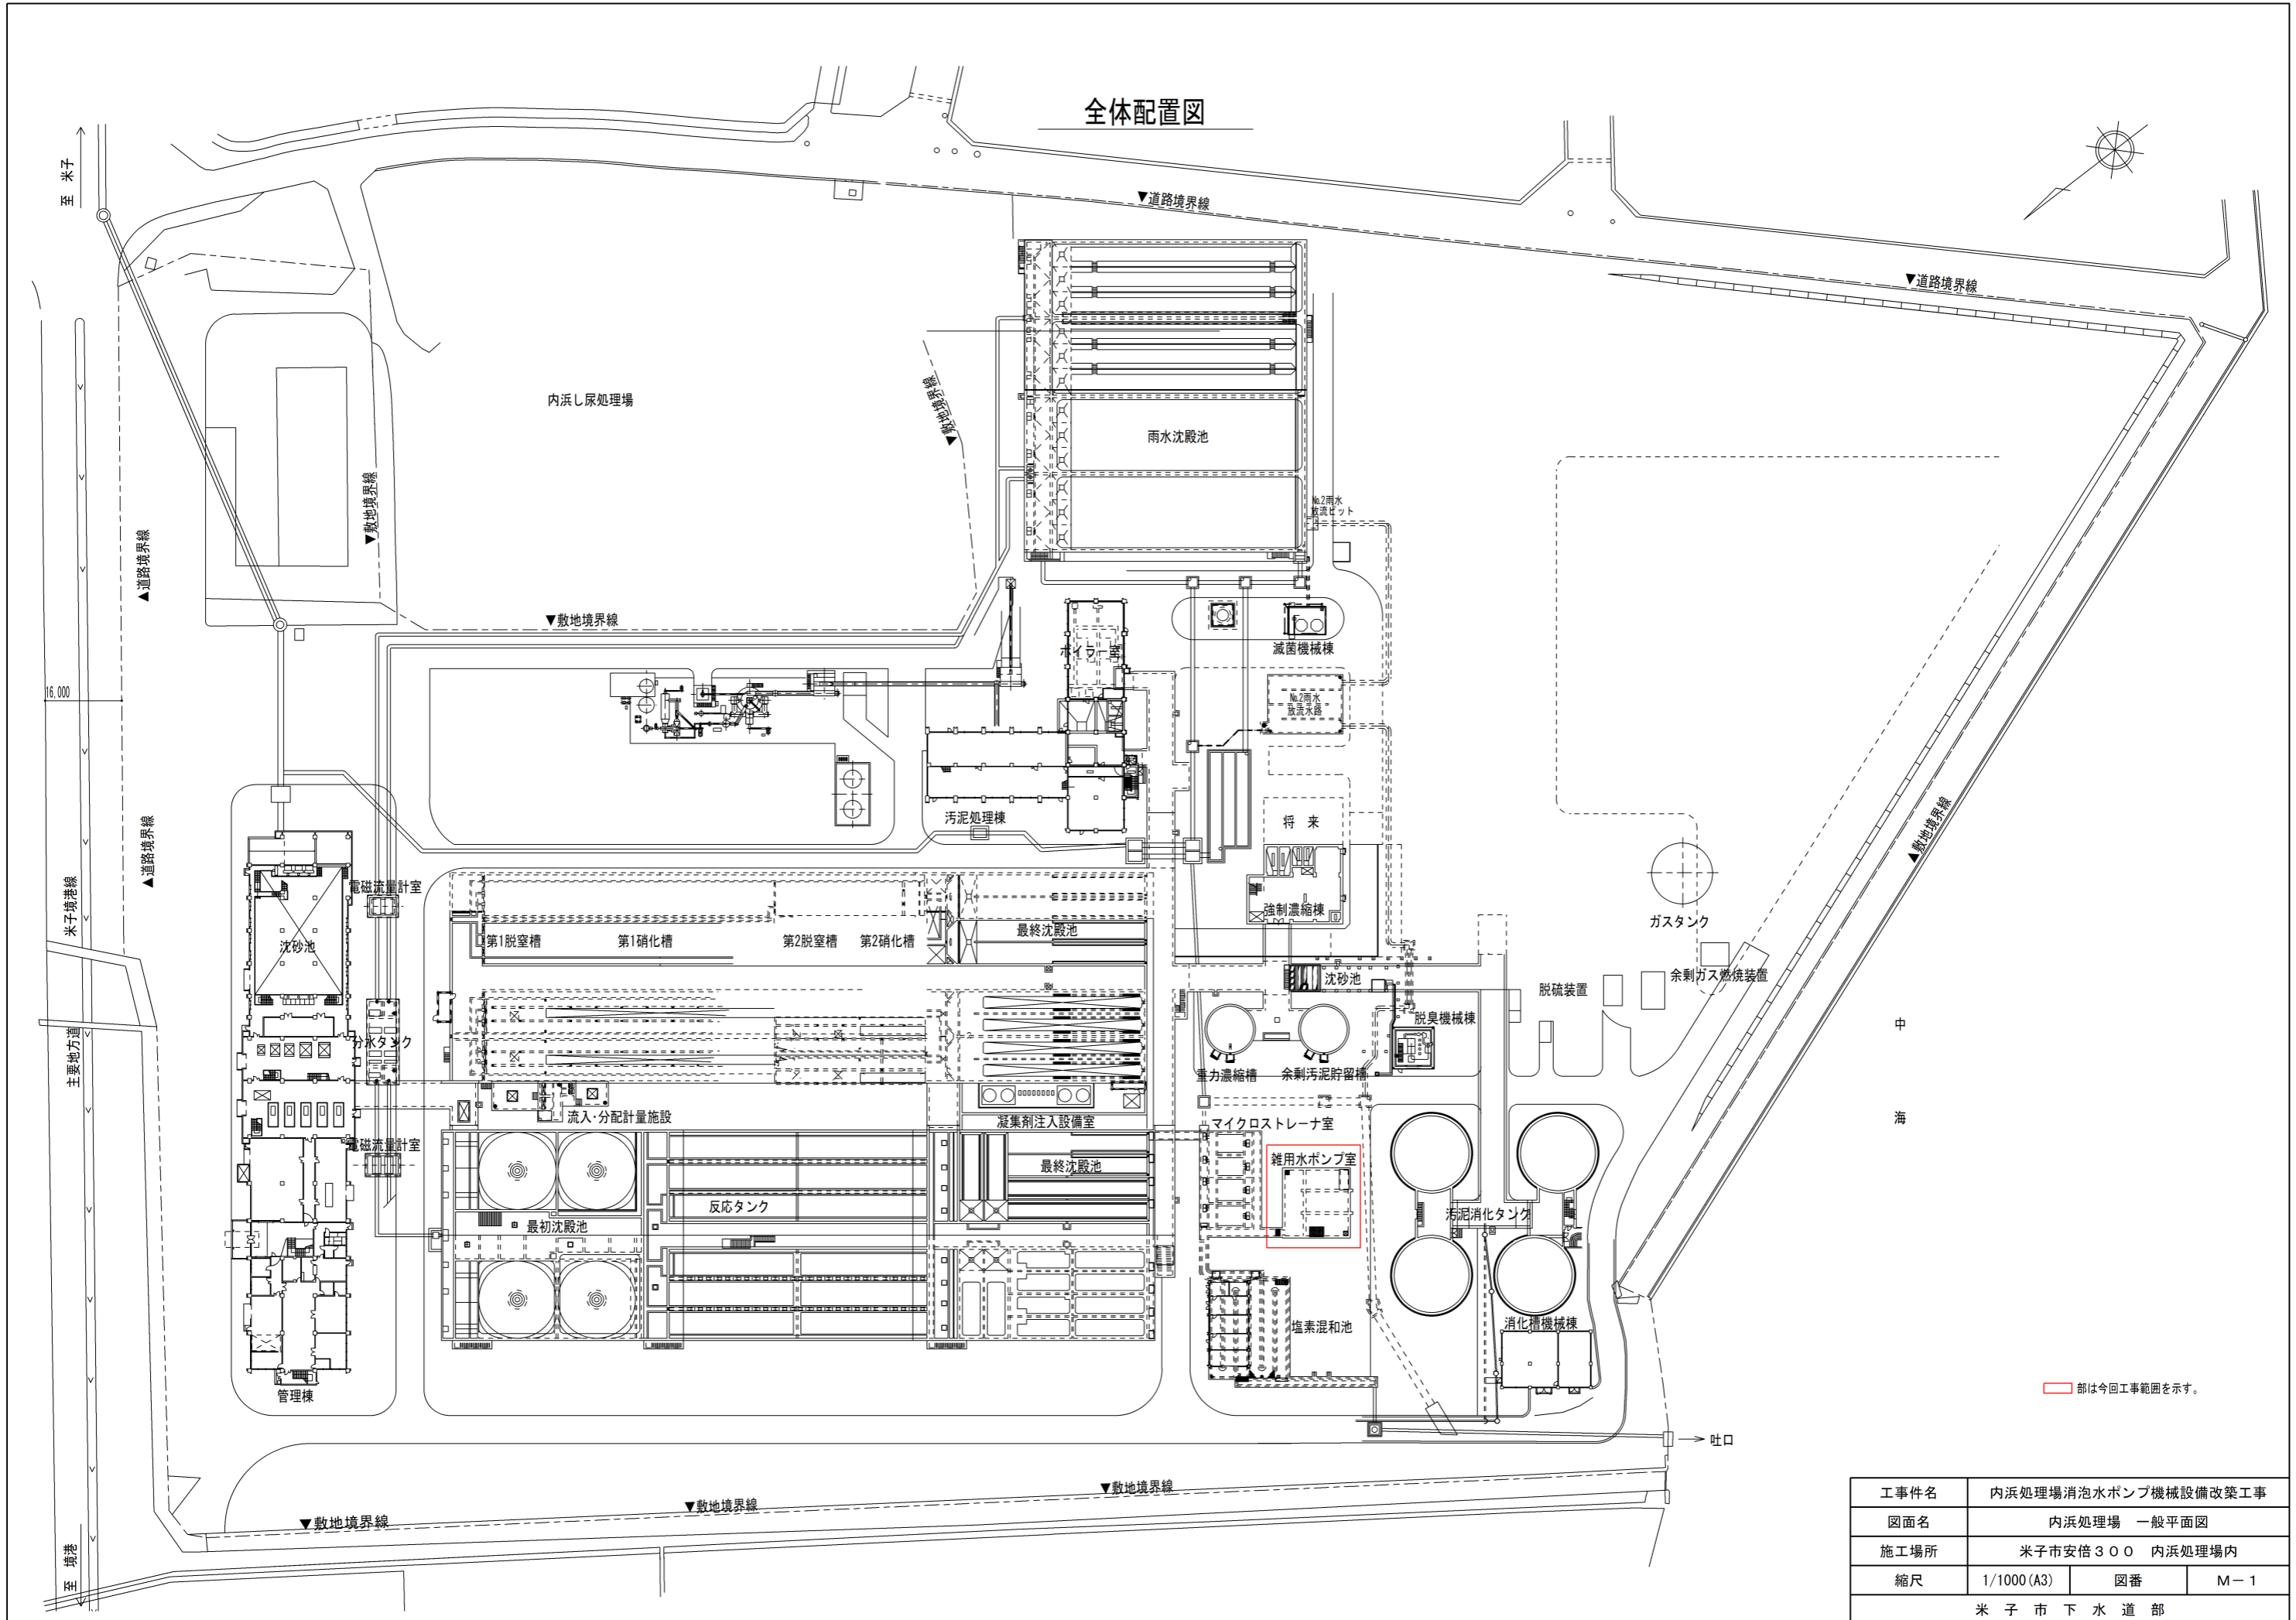



■部は今回工事範囲を示す。

工事件名	内浜処理場消水ポンプ機械設備改築工事		
図面名	内浜処理場 一般平面図		
施工場所	米子市安倍300 内浜処理場内		
縮尺	1/1000 (A3)	図番	M-1
米子市下水道部			

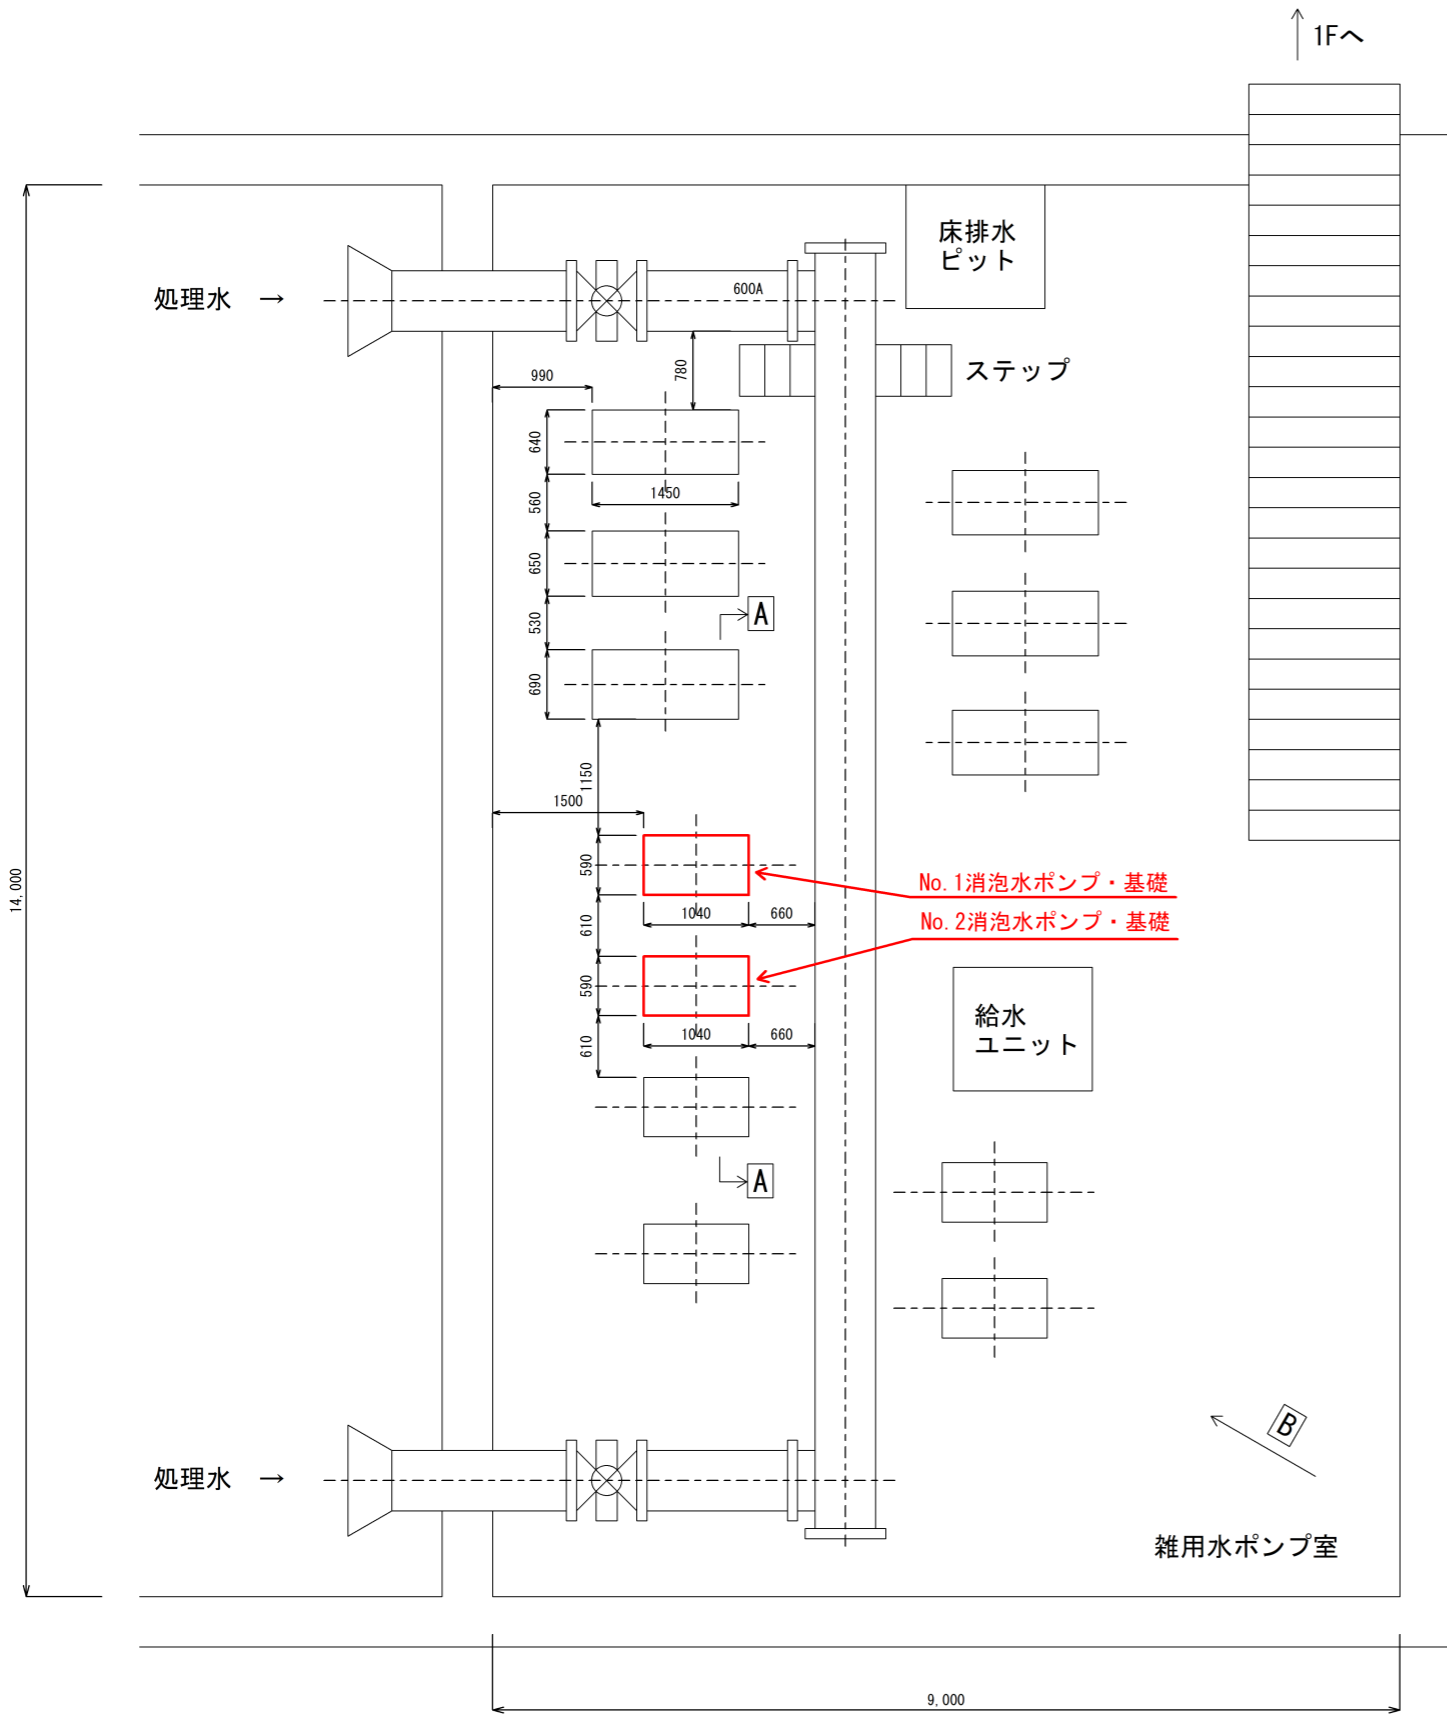


雑用水ポンプ室B1F平面図(1:75)

- ・朱書部は今回工事での更新対象を示す。
- ・寸法指示の無いものは参考位置とする。
- ・各ポンプ本体及びポンプ吸込配管、吐出配管、電線管等は平面図では省略する。
- ・図中の  はポンプ基礎を示す。

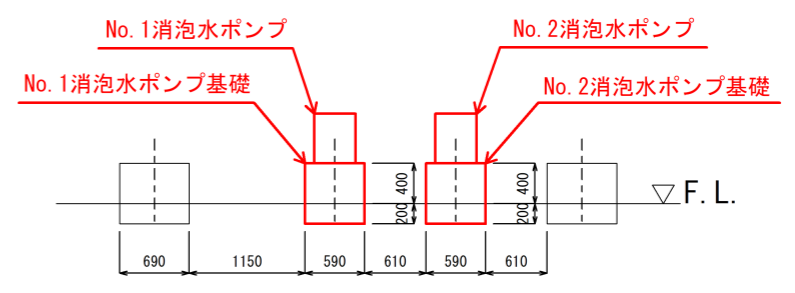

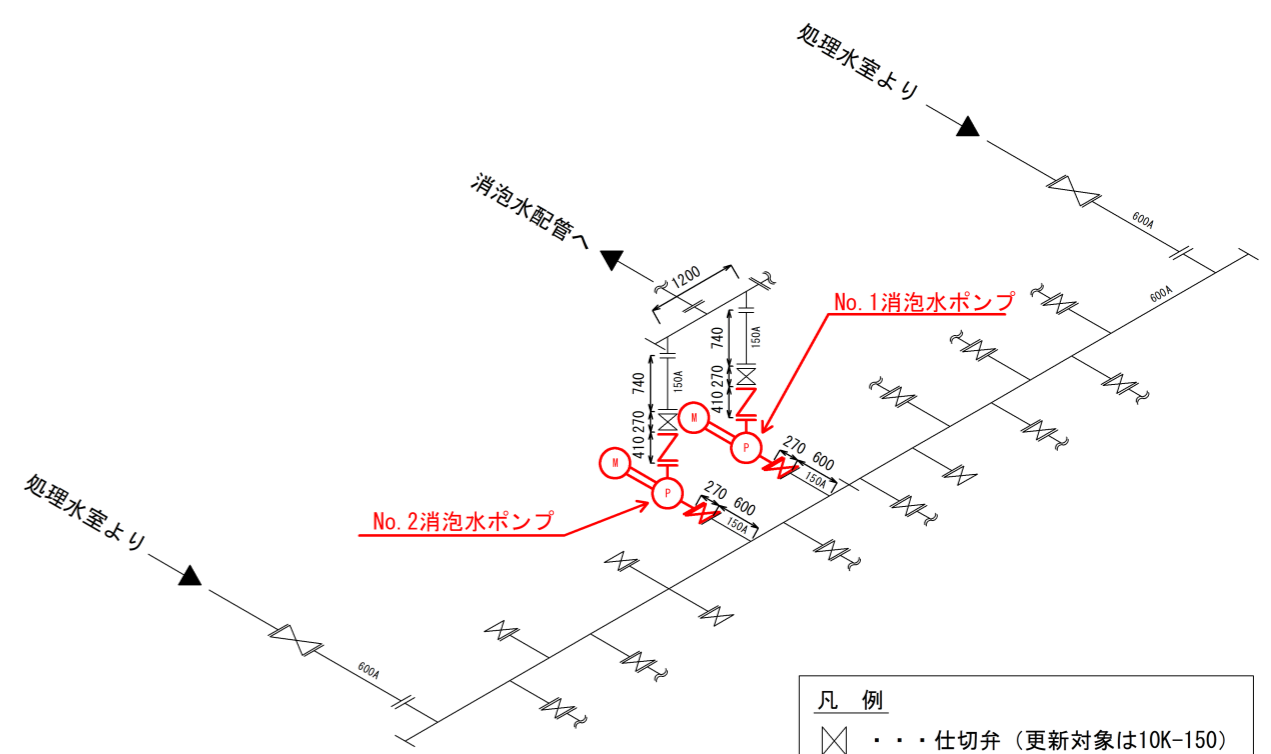

A-A断面図 (S=1/75)




配管スケルトン (B矢视图) (S=1/100)

凡例

	仕切弁 (更新対象は10K-150)
	逆止弁 (更新対象は10K-150S)
※仕切弁・逆止弁はいずれも鋳鉄製	
※仕切弁は外ねじ型	

工事名	内浜処理場消泡水ポンプ機械設備改築工事		
図面名	雑用水ポンプ室 配置図		
施工場所	米子市安倍300 内浜処理場内		
縮尺	1:75 (A3)	1:100 (A3)	図番 M-2
米子市下水道部			

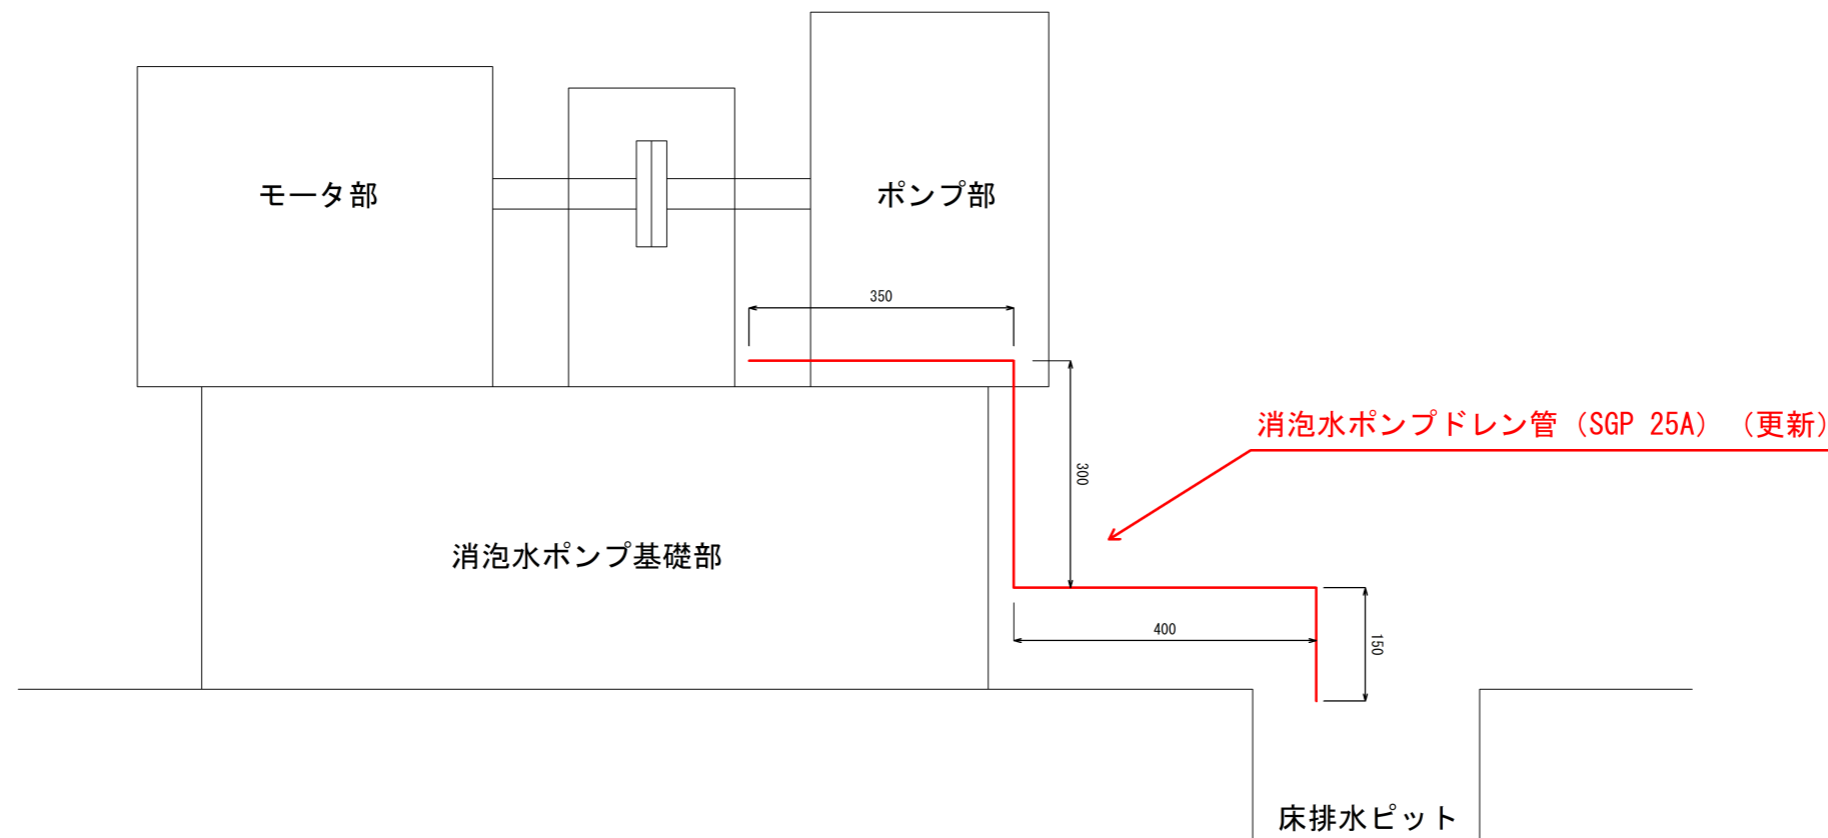

消泡水ポンプドレン管詳細図

※ドレン管は消泡水ポンプ1台につき1本設置されている。

- ・朱書部は今回工事での更新箇所を示す。
- ・寸法指示の無いものは参考位置とする。
- ・ポンプ吸込配管、吐出配管、電線管等は本図では省略する。
- ・ドレン管サポート材等も更新対象に含む。

工事件名	内浜処理場消泡水ポンプ機械設備改築工事		
図面名	消泡水ポンプドレン管 詳細図		
施工場所	米子市安倍300 内浜処理場内		
縮尺	1:10 (A3)	図番	M-3
米子市下水道部			