



②配水管布設替工事 NSDIP φ500 L=30m(L=30.1m)
②配水管切替工事 NSDIP φ400 1か所(L=8.6m)

②モルタル充填工 1式

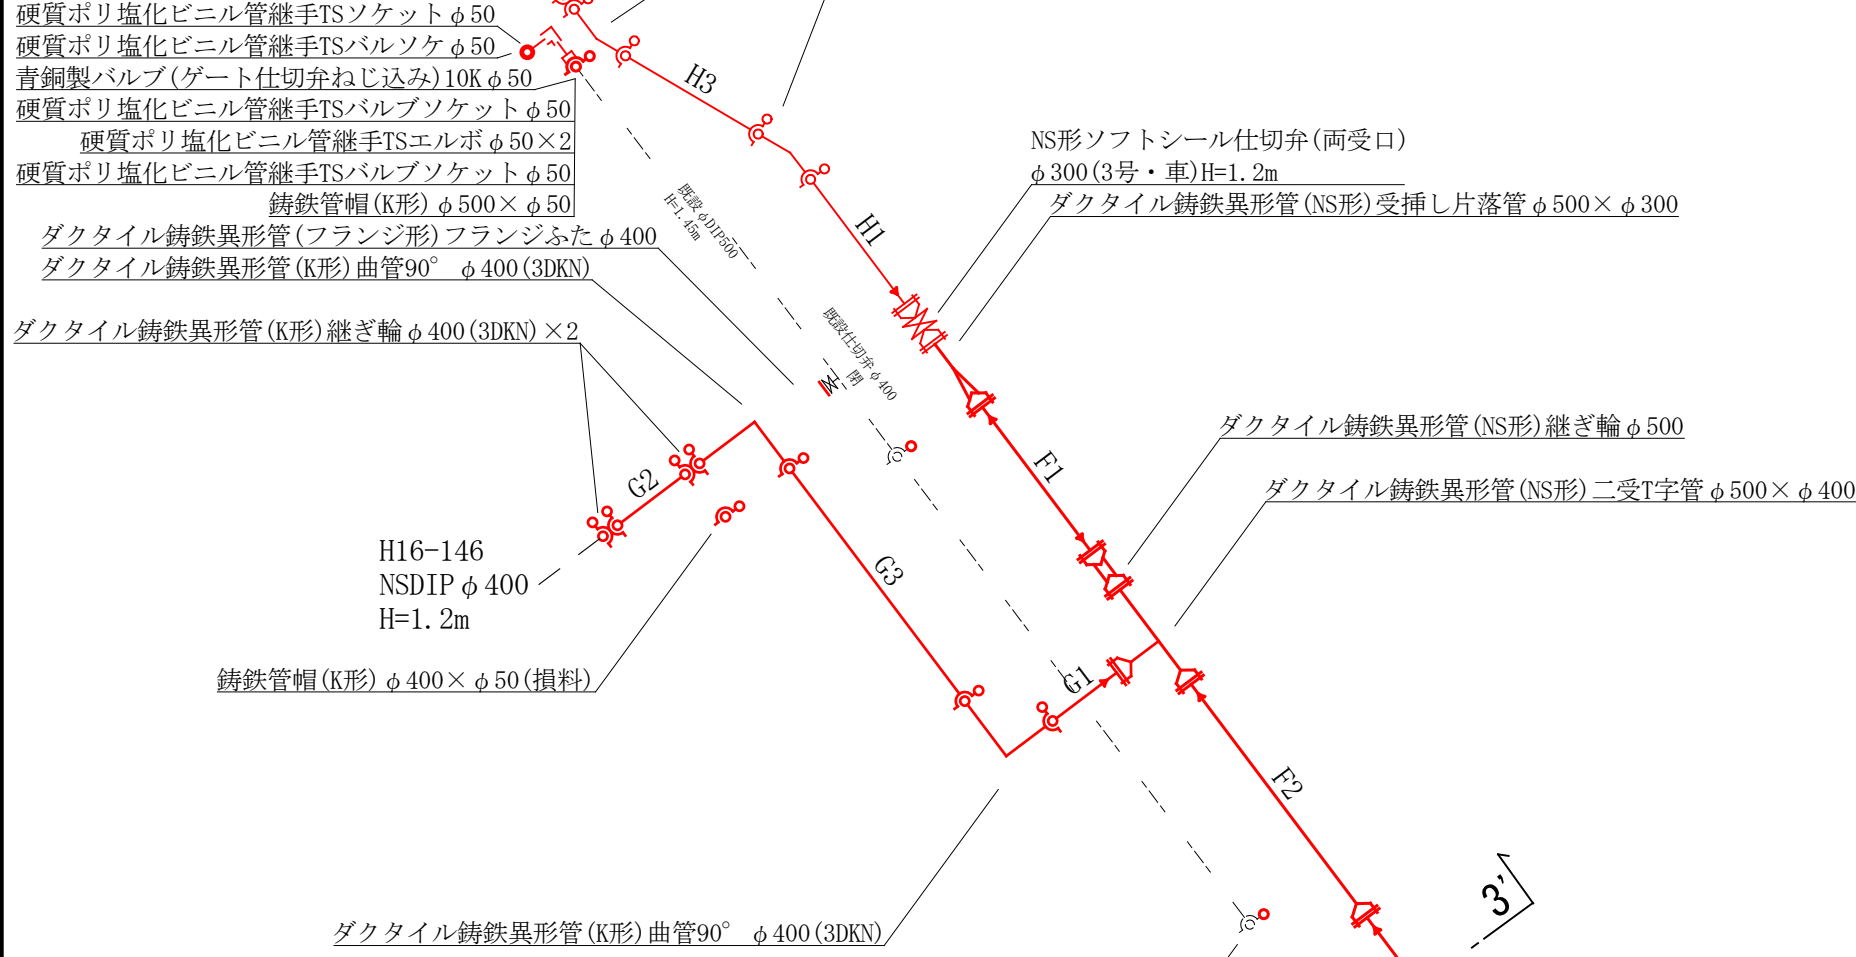


②モルタル充填工 1式

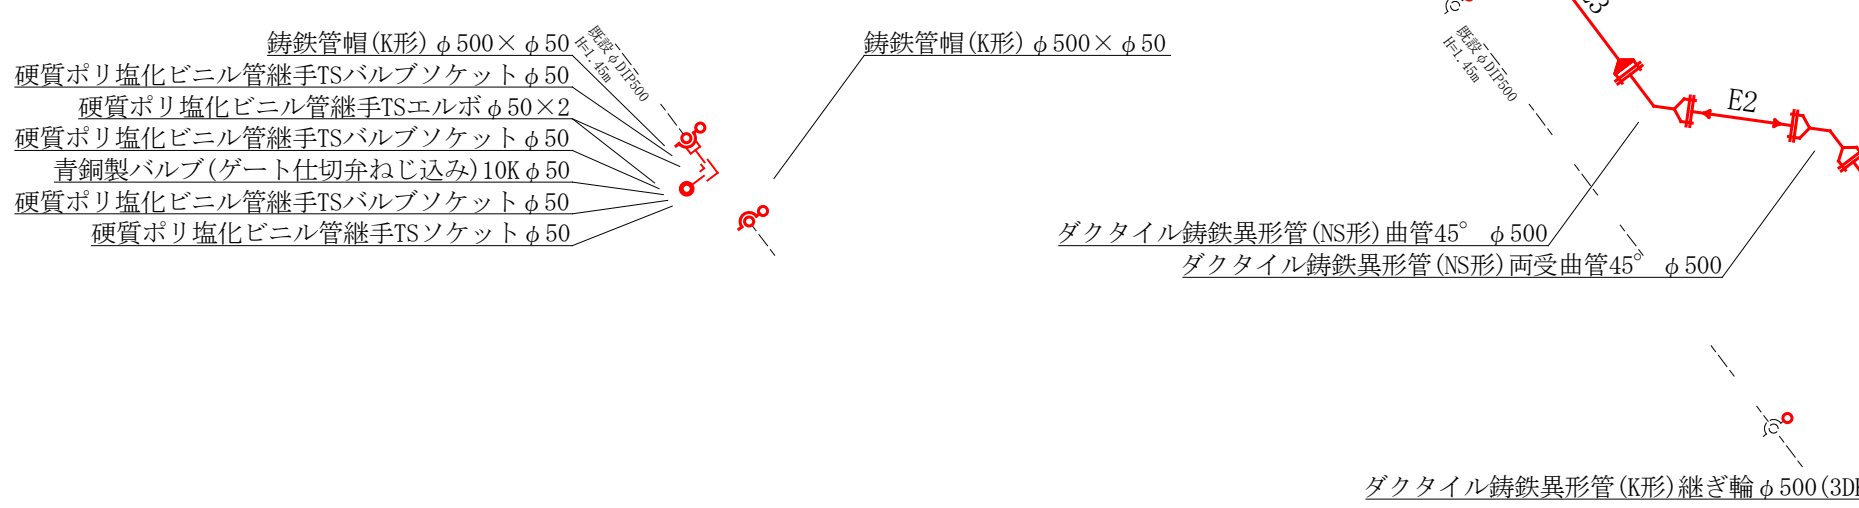

断面図 S=1:50


3 — 3'

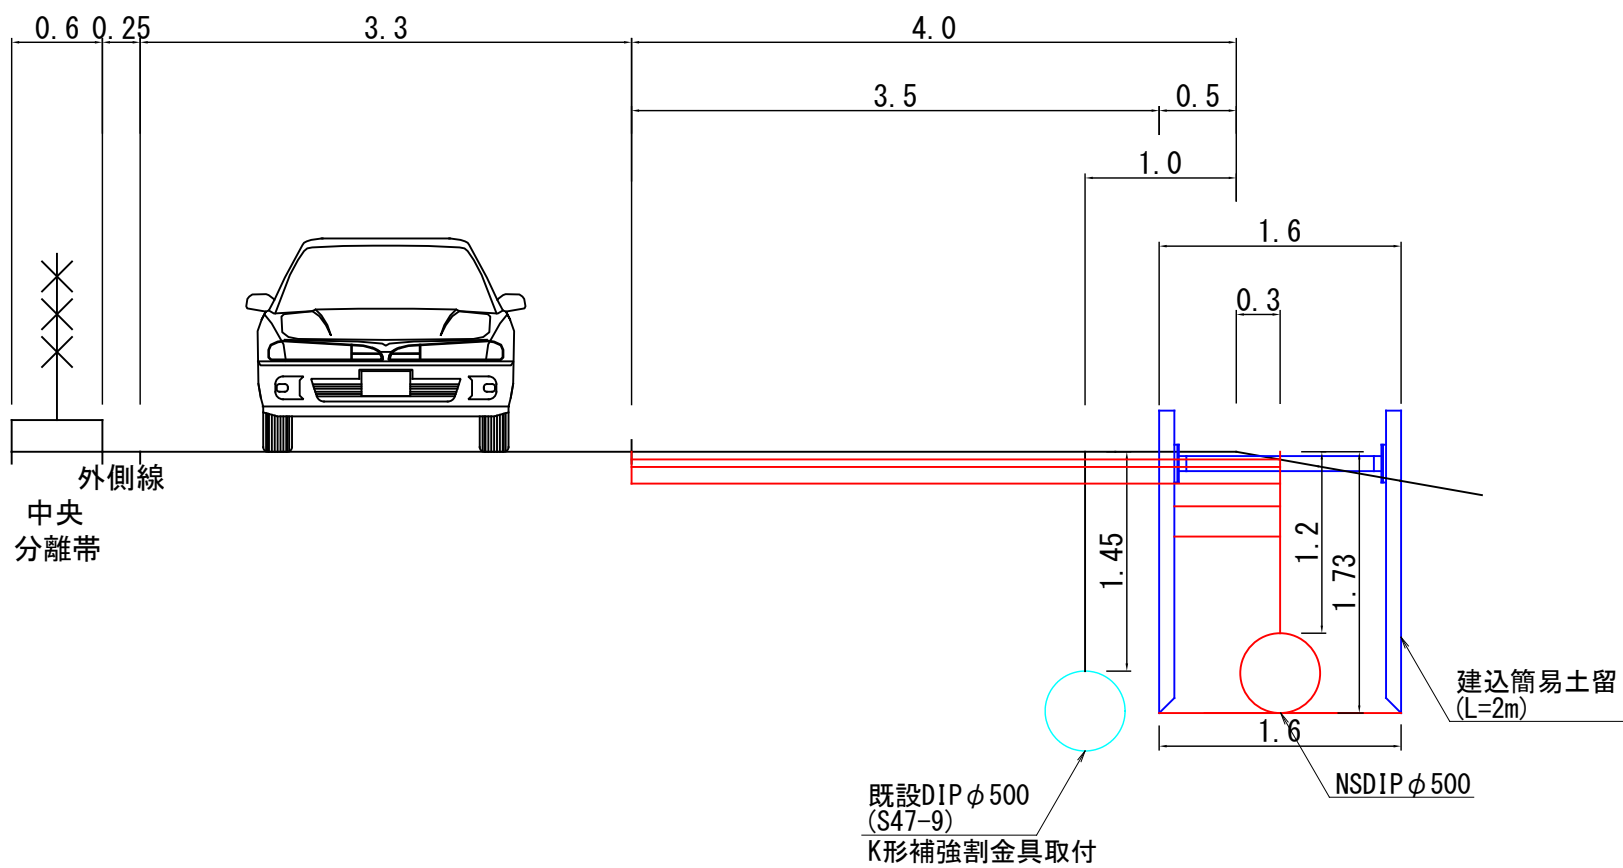


詳細図

①配水管布設替工事 NSDIP φ500 L=340m(L=343.7m)
①配水管切替工事 NSDIP φ100 1か所(L=10.5m)

①モルタル充填工 1式

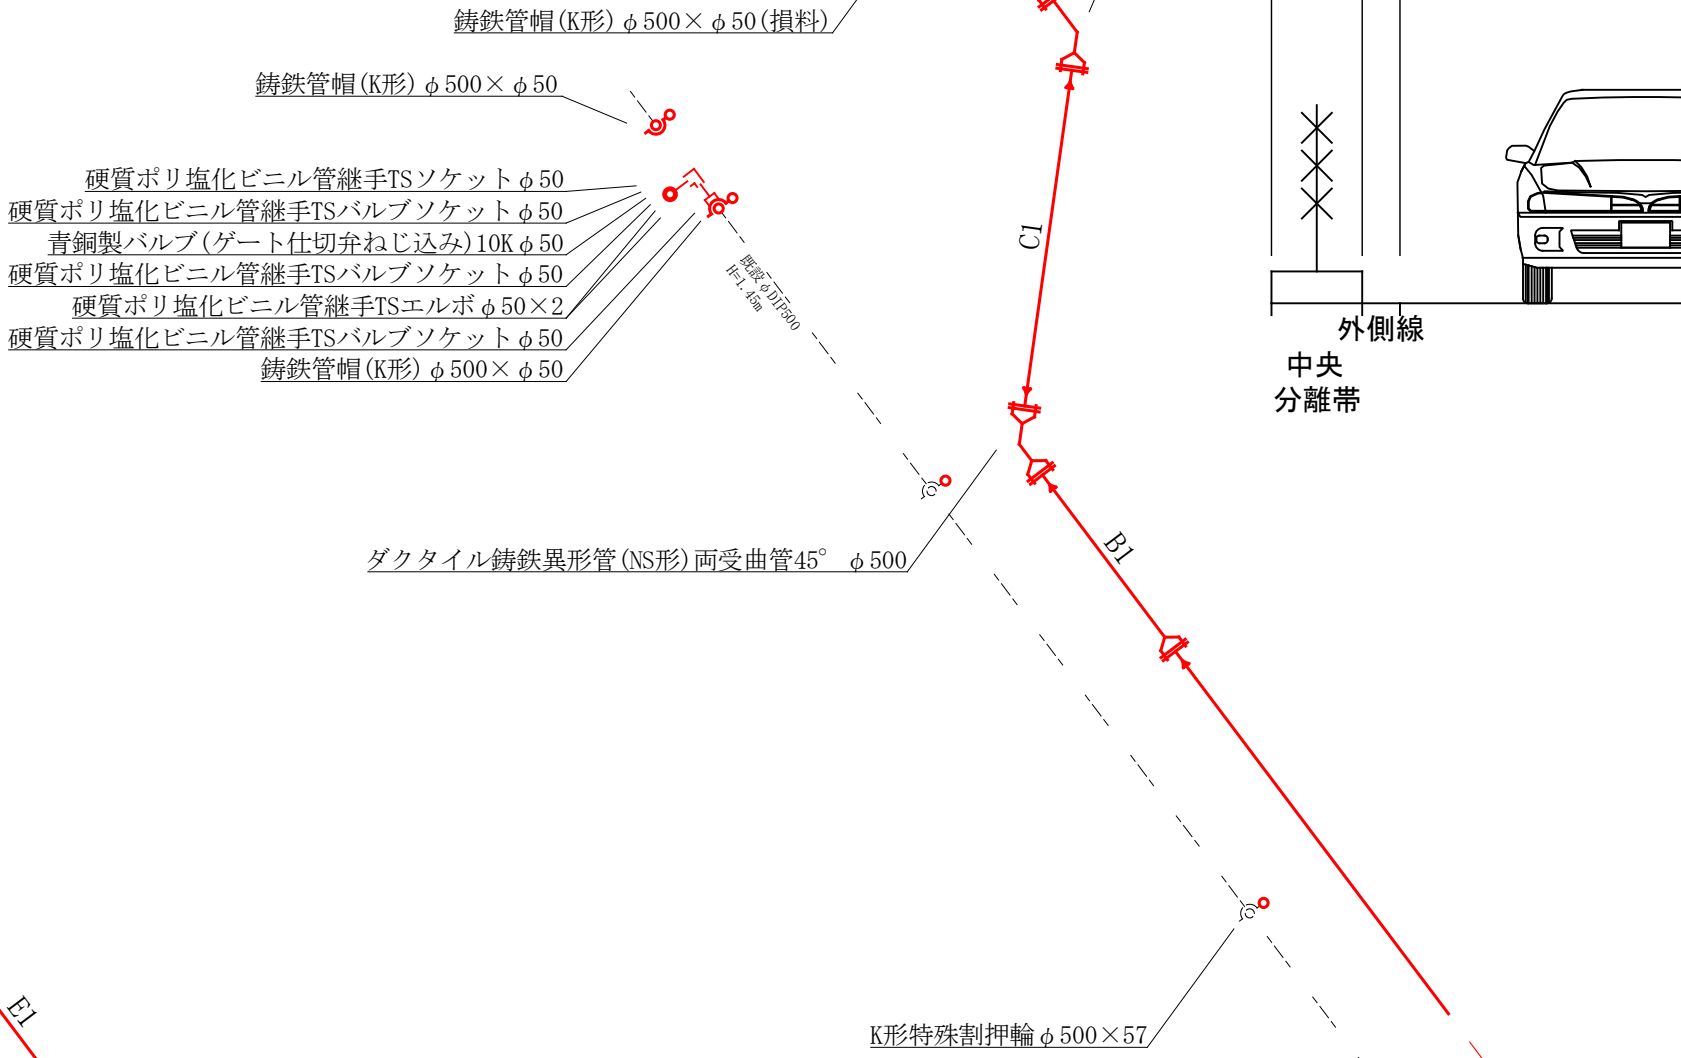


①仮設工事 1式

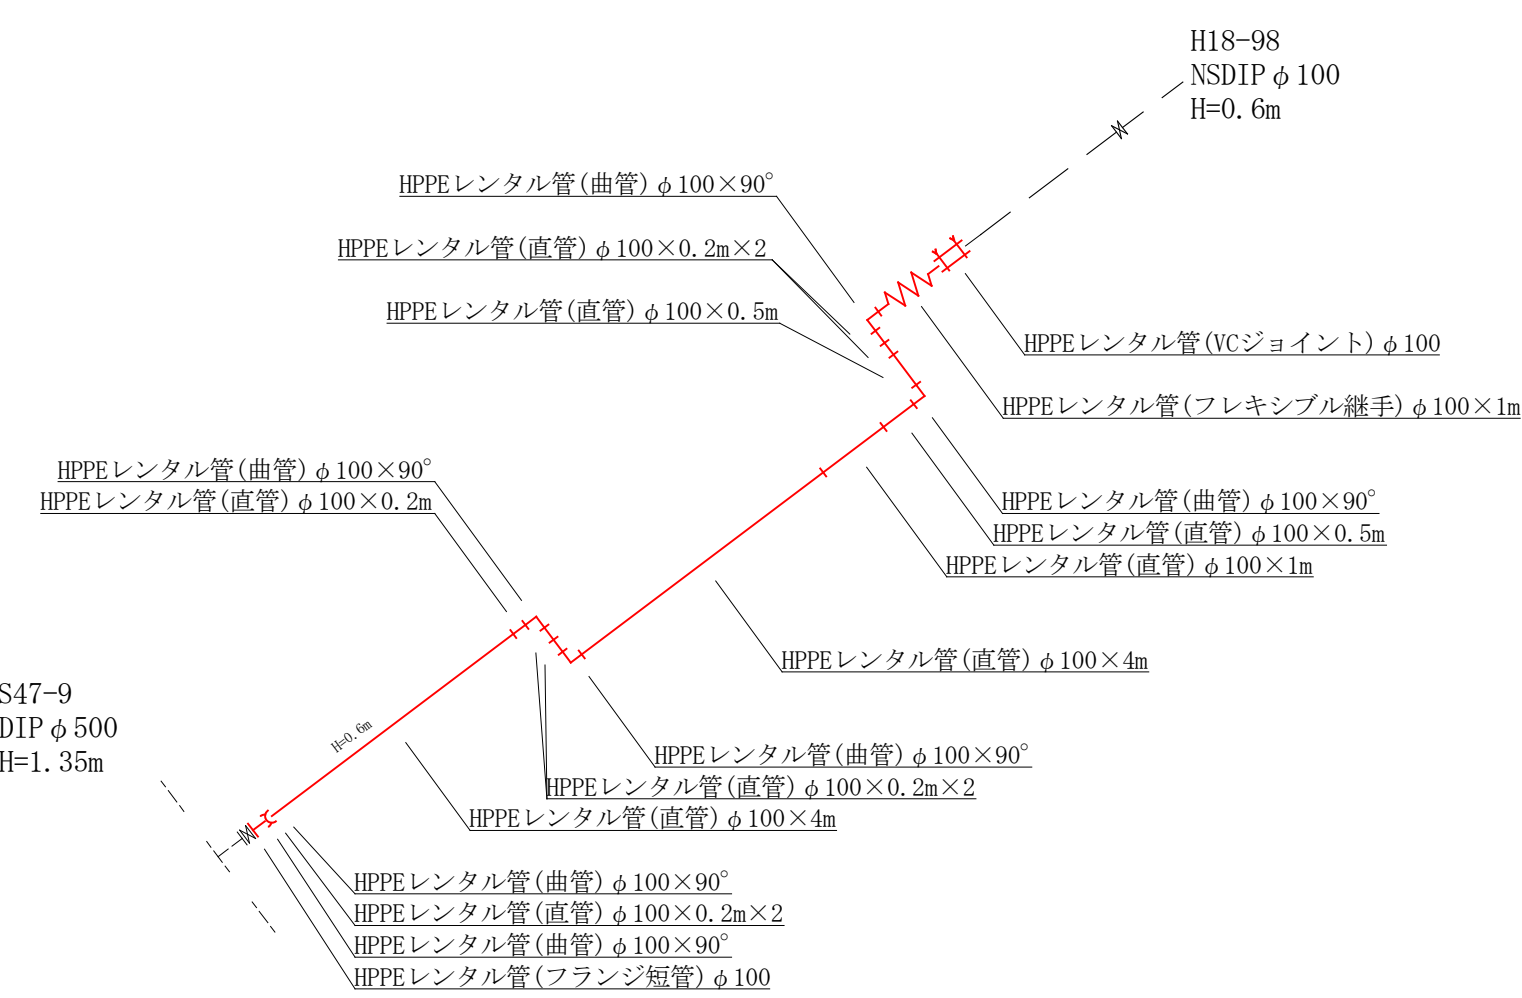


断面図 S=1:50

1 — 1'

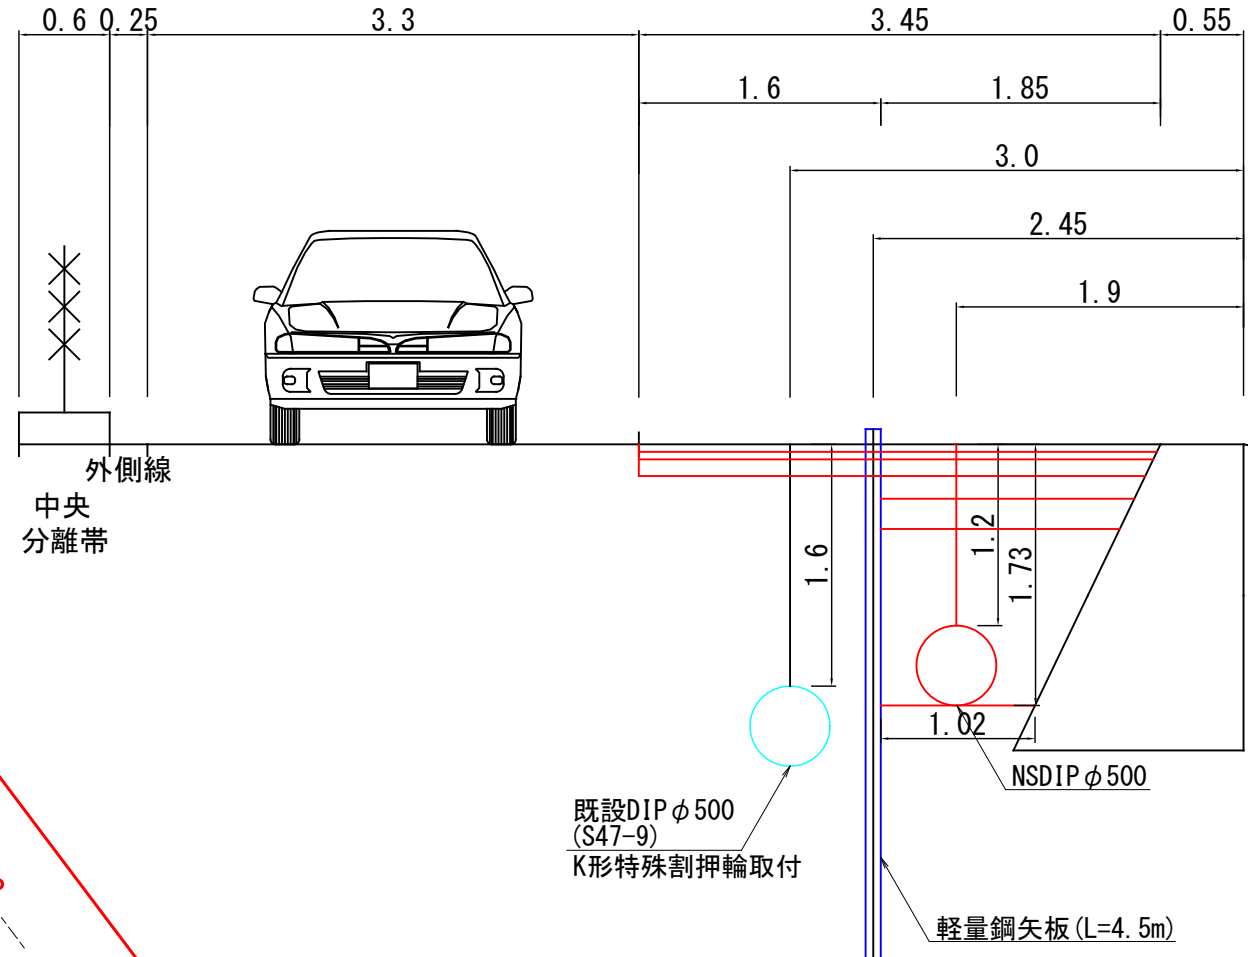


①モルタル充填工 1式

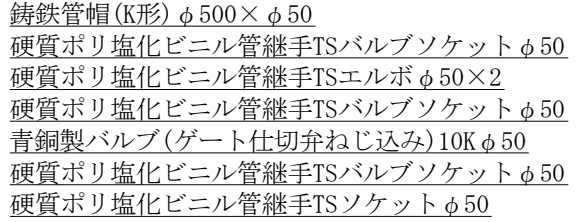

H28-8
NSDIP φ500
H=1.5m


断面図 S=1:50

3 — 3'

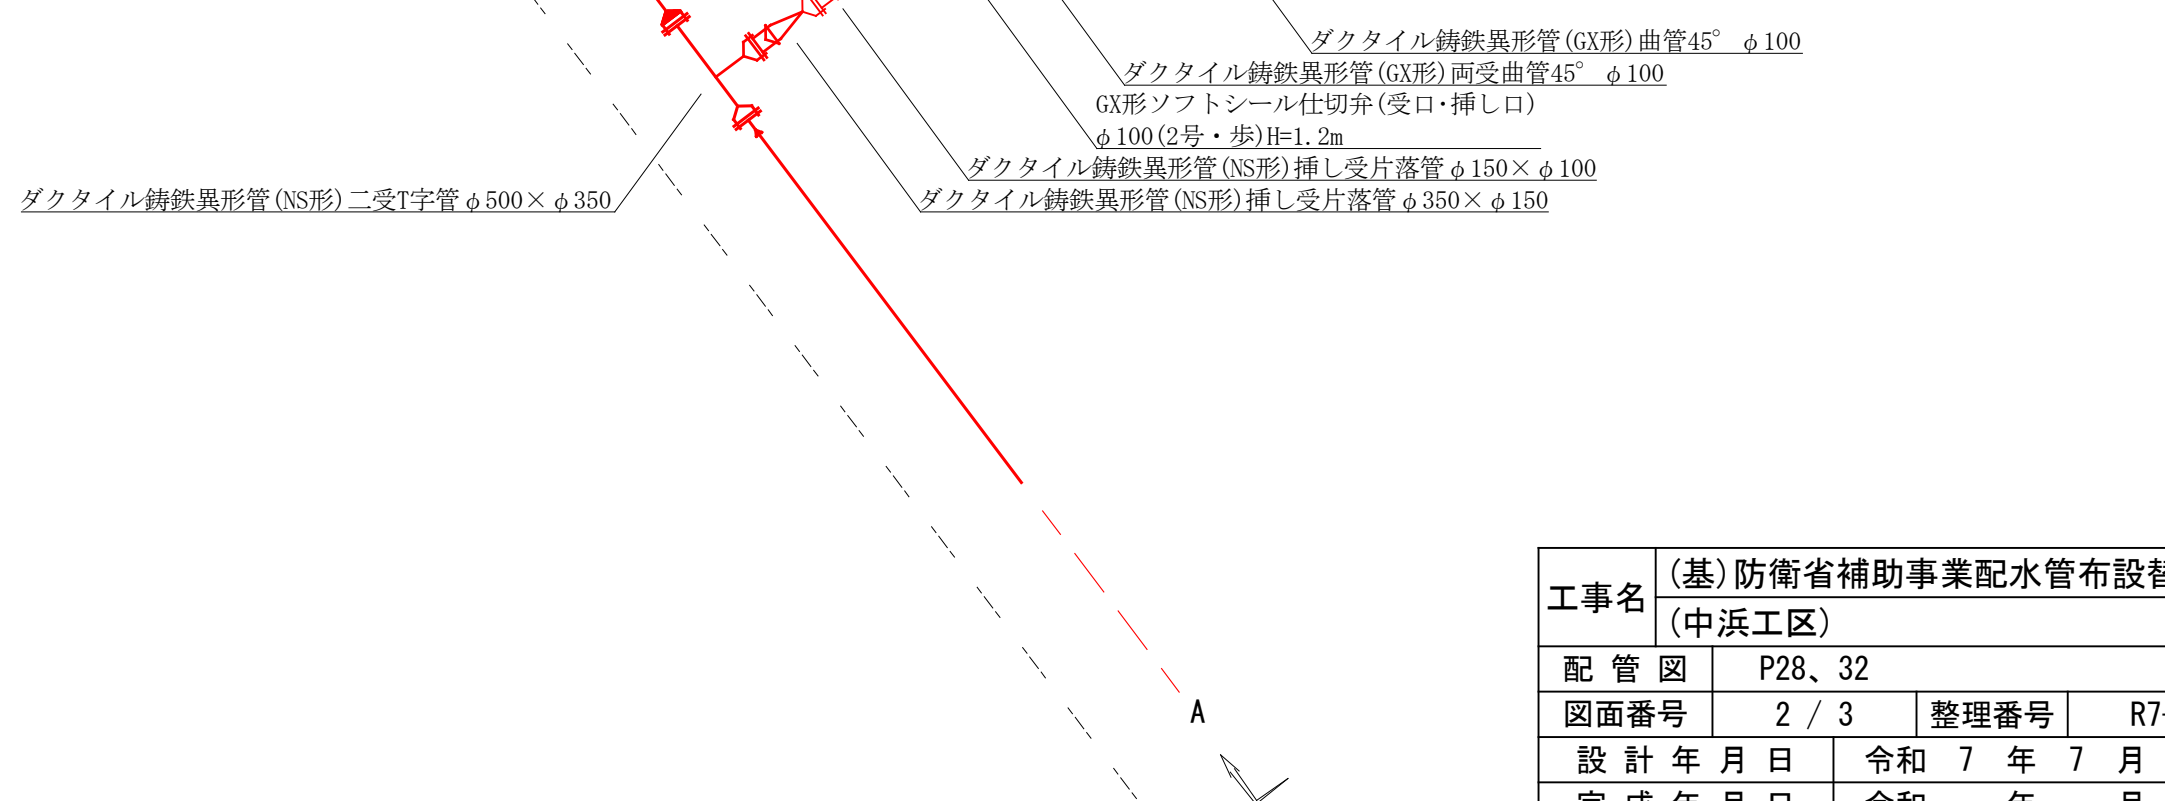

工事名	(基) 防衛省補助事業配水管布設替工事 (中浜工区)		
配管図	P28、32	図面番号	2 / 3
設計年月日	令和 7 年 7 月 日	整理番号	R7-47
完成年月日	令和 年 月 日		
米子市上下水道局 水道設計監理課			


④配水管切替工事 KDIPφ300 1か所(L=4.6m)

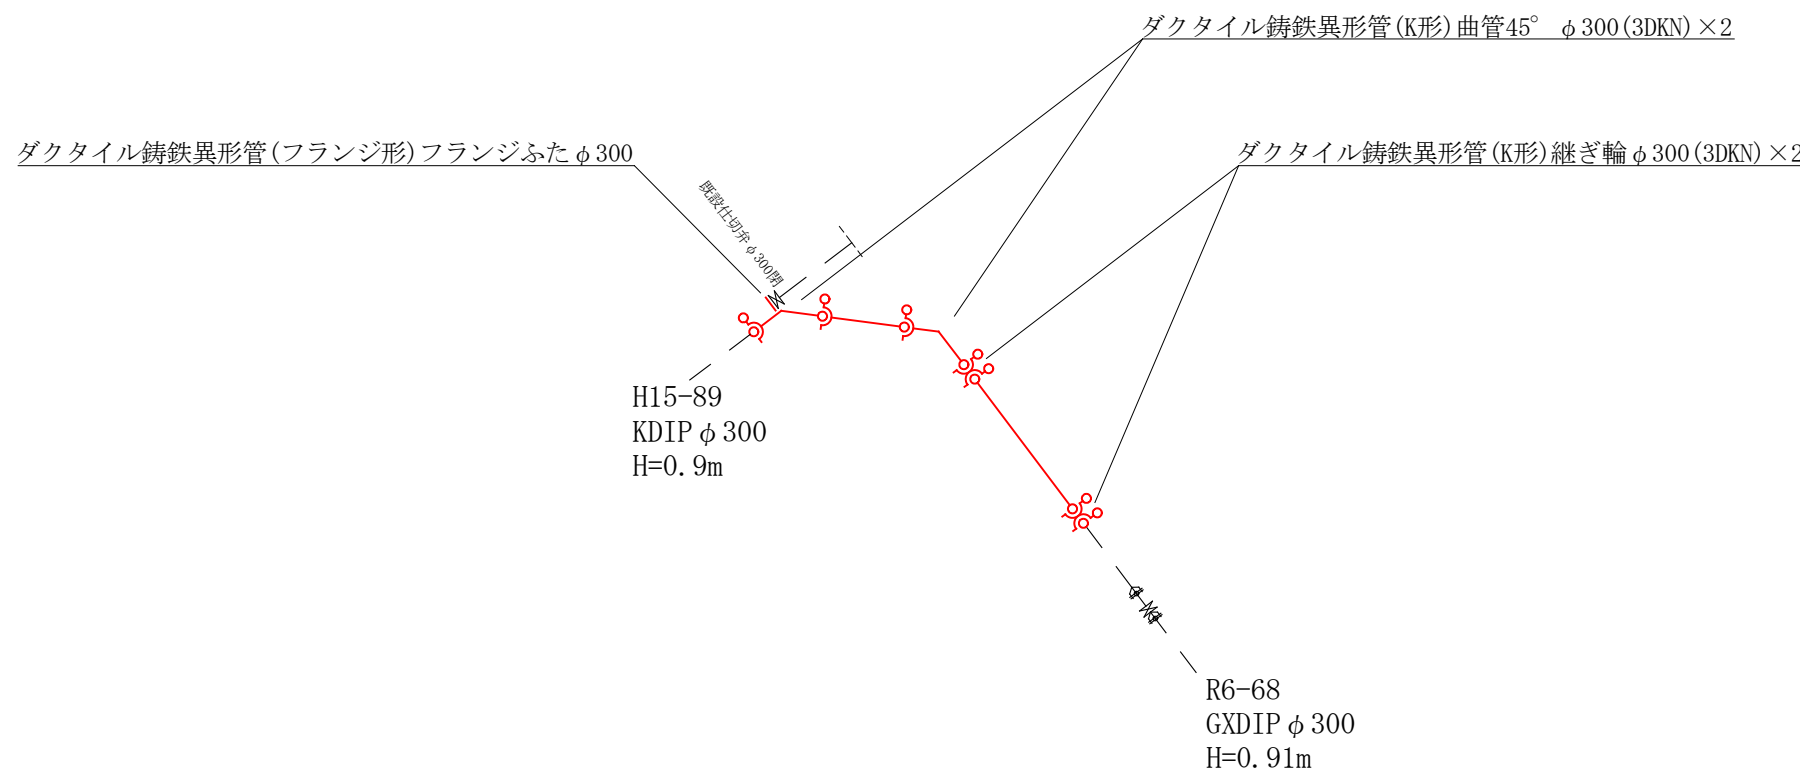


モルタル充填工 1式

- TSソケットφ50
- TSバルブソケットφ50
- 青銅製バルブφ50 (ゲート仕切弁ねじ込み)
- TSバルブソケットφ50
- TSエルボφ50×2
- TSバルブソケットφ50
- 鋳鉄管帽(K形)φ500×φ50



断面図 縮尺 1:50

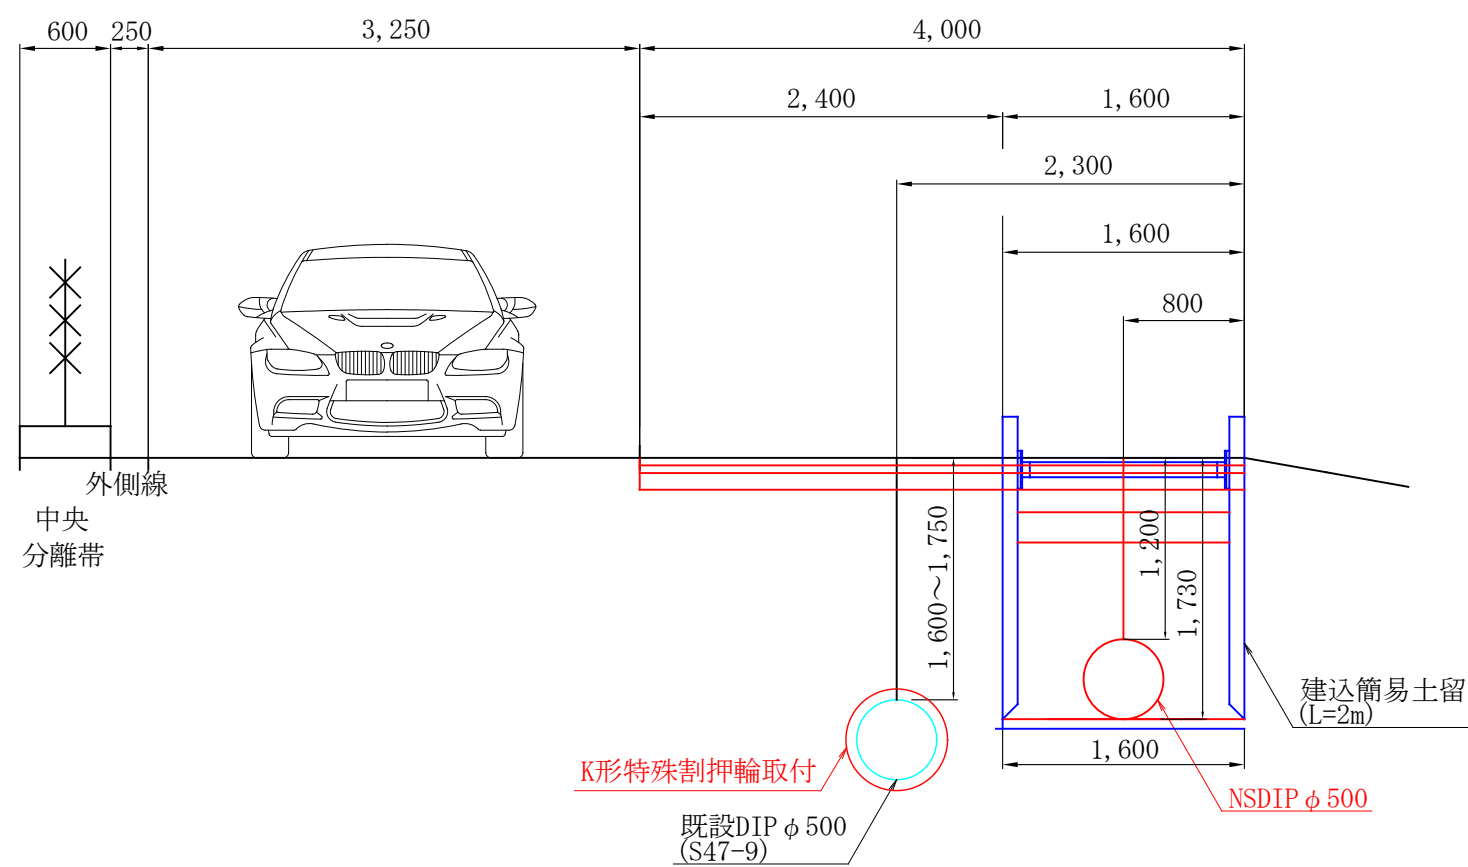

離脱取付断面図 縮尺1/50

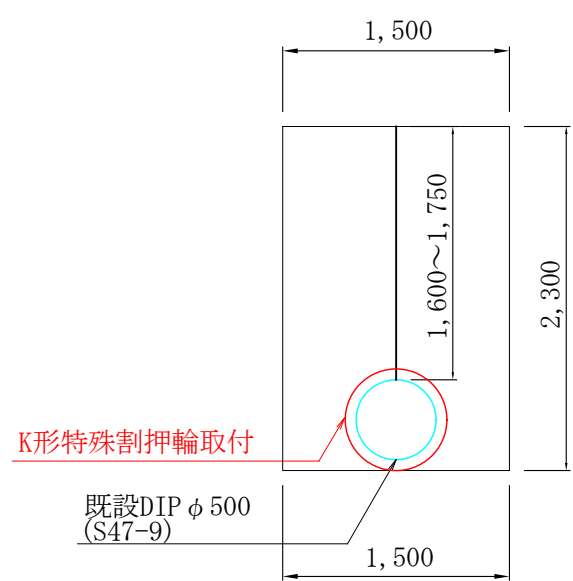

舗装復旧構成図 縮尺1/10

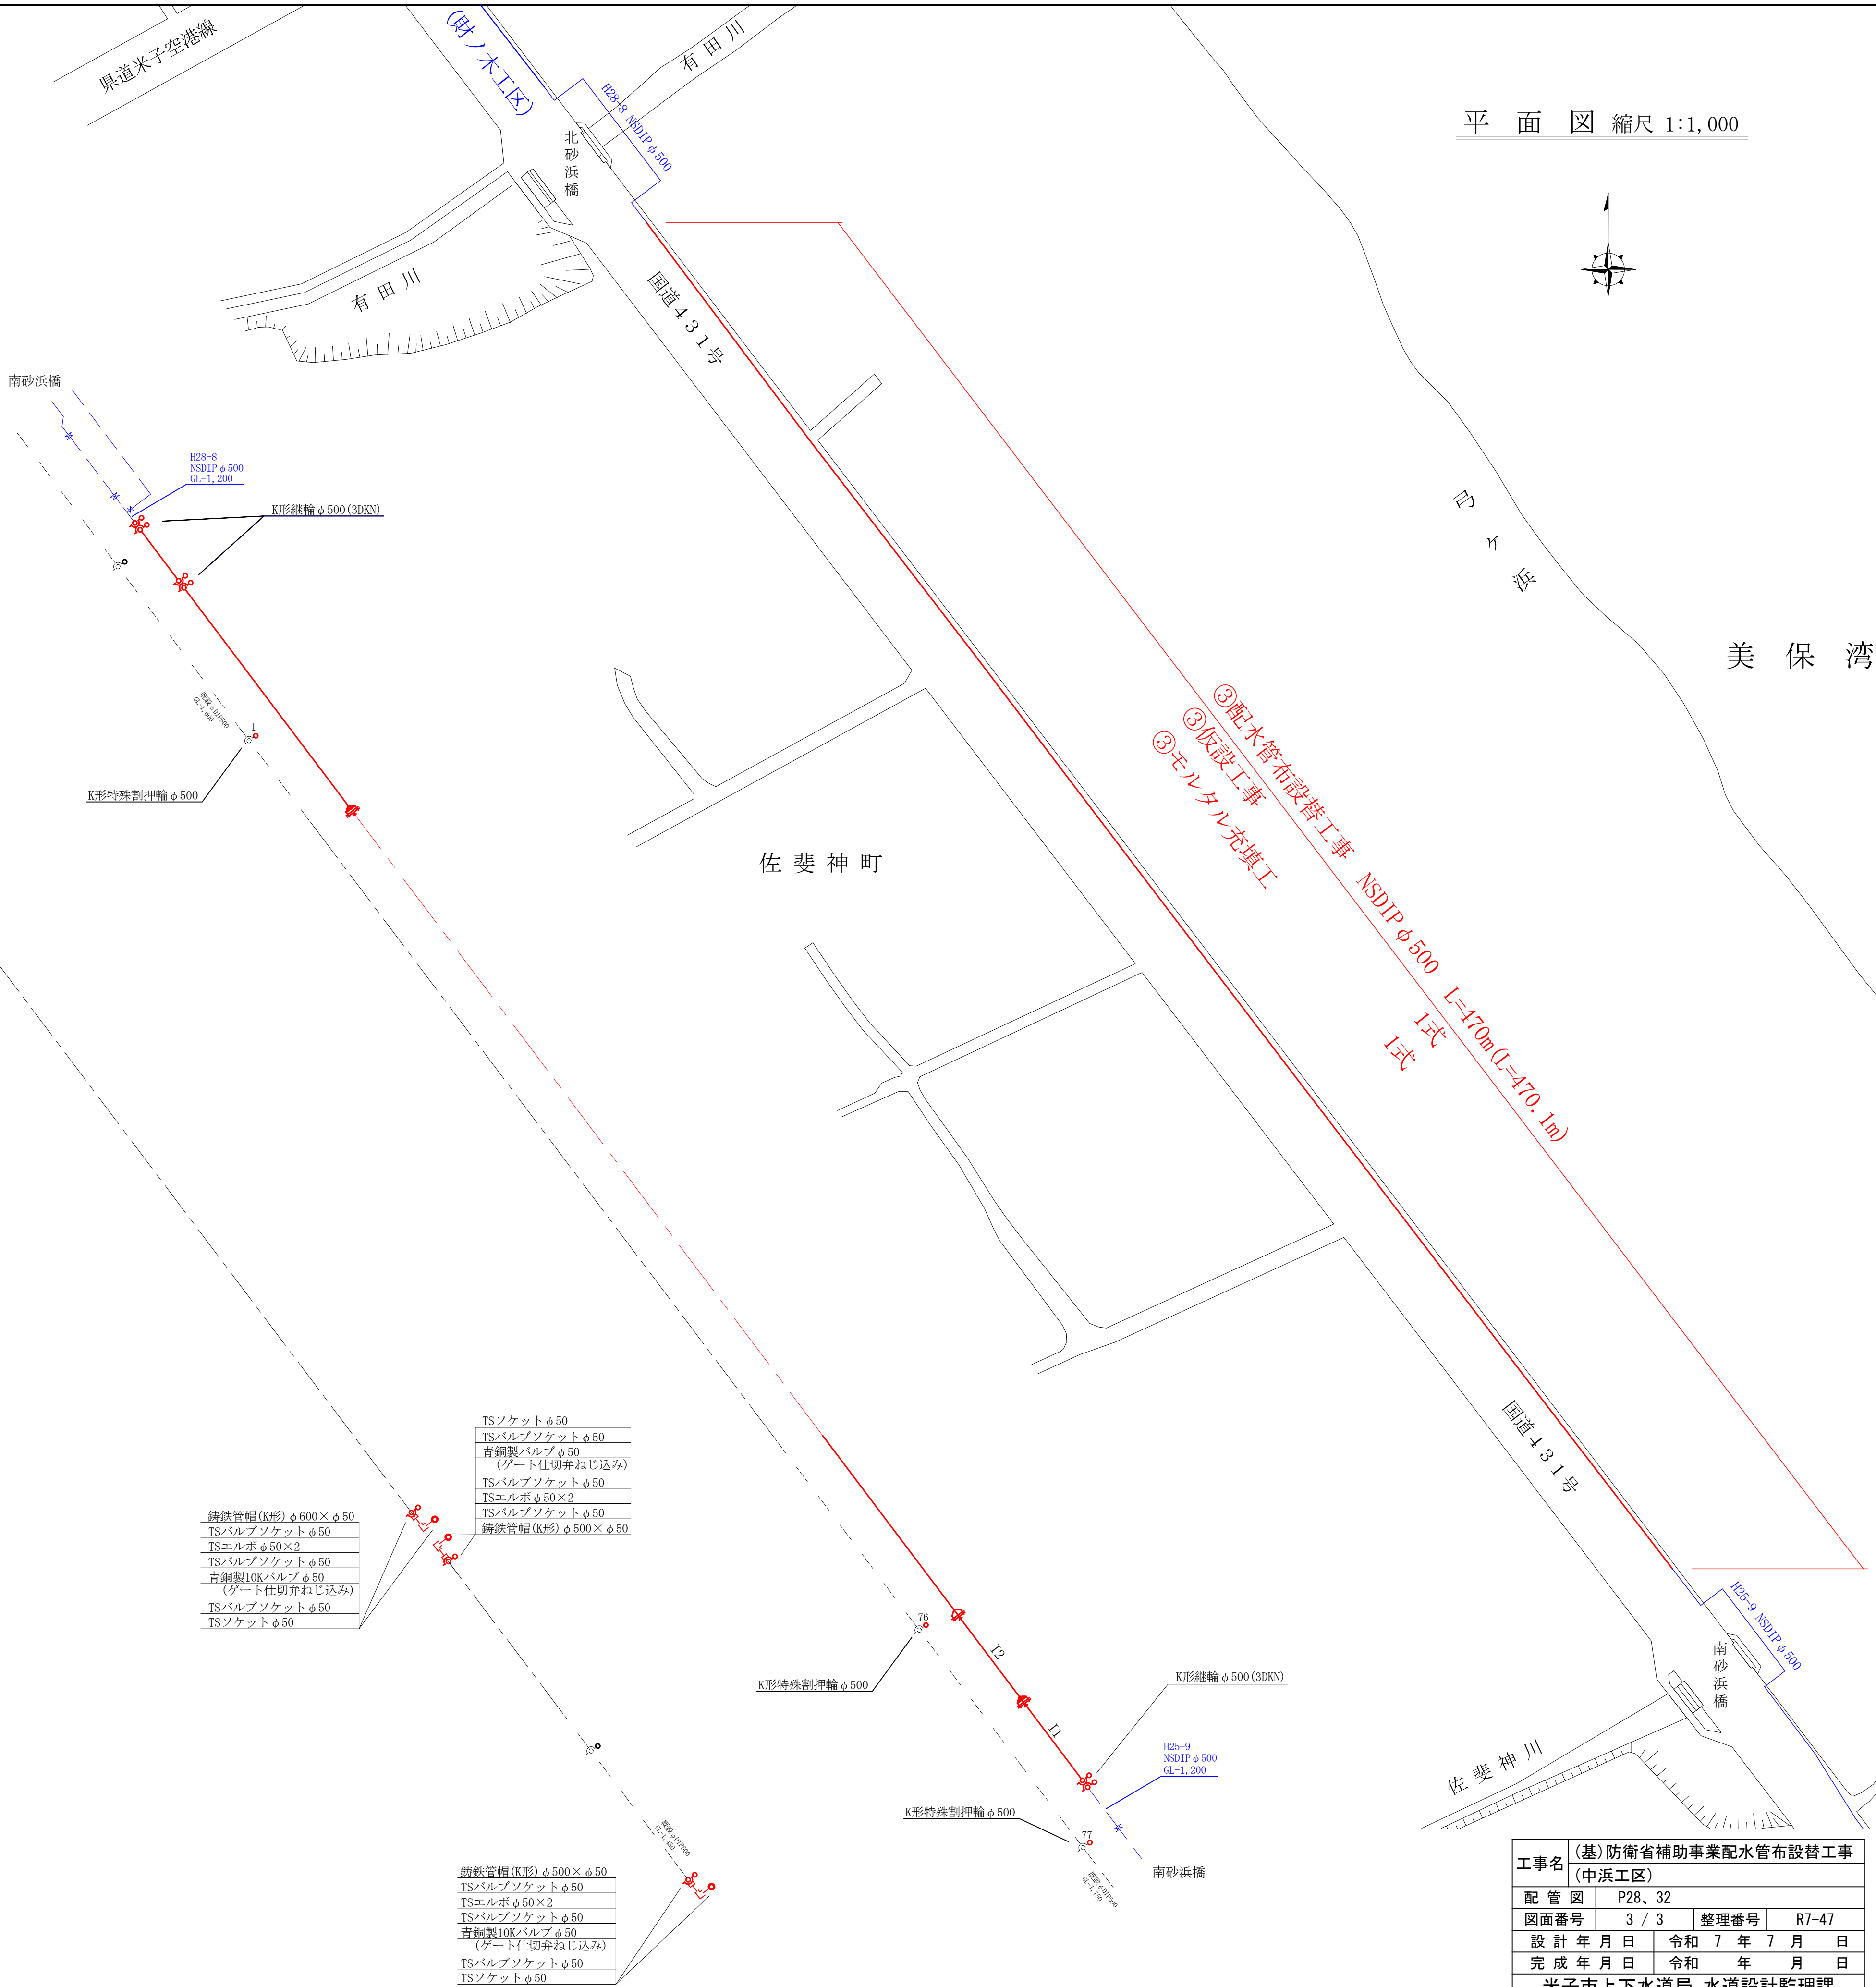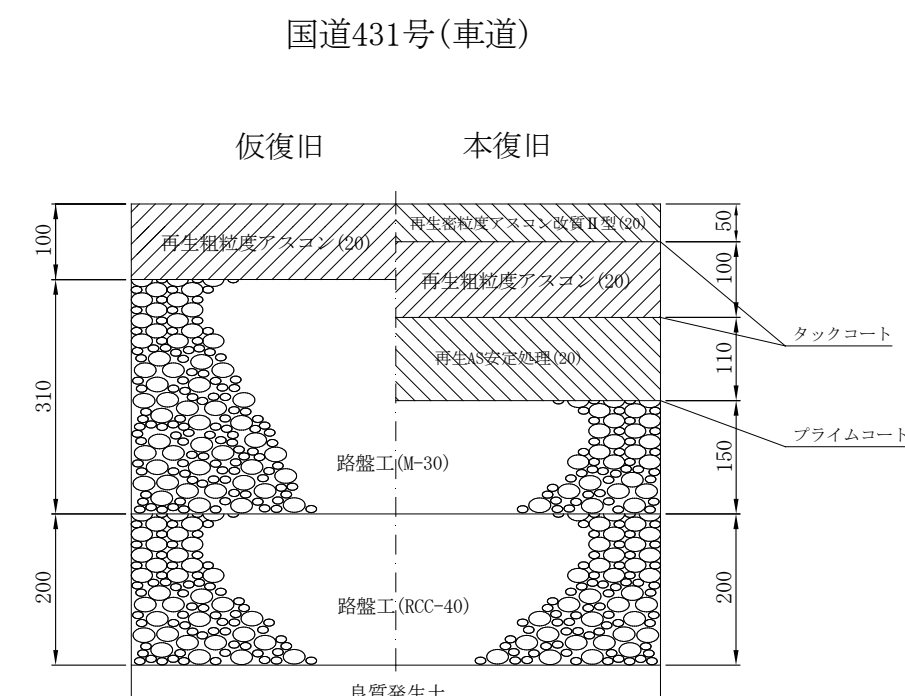

平面図 縮尺 1:1,000

工事名	(基)防衛省補助事業配水管布設替工事 (中浜工区)		
配管図	P28、32	図面番号	3 / 3
整理番号	R7-47	設計年月日	令和 7 年 7 月 日
完成年月日	令和 年 月 日	完 成 年 月 日	令和 年 月 日
米子市上下水道局 水道設計監理課			