
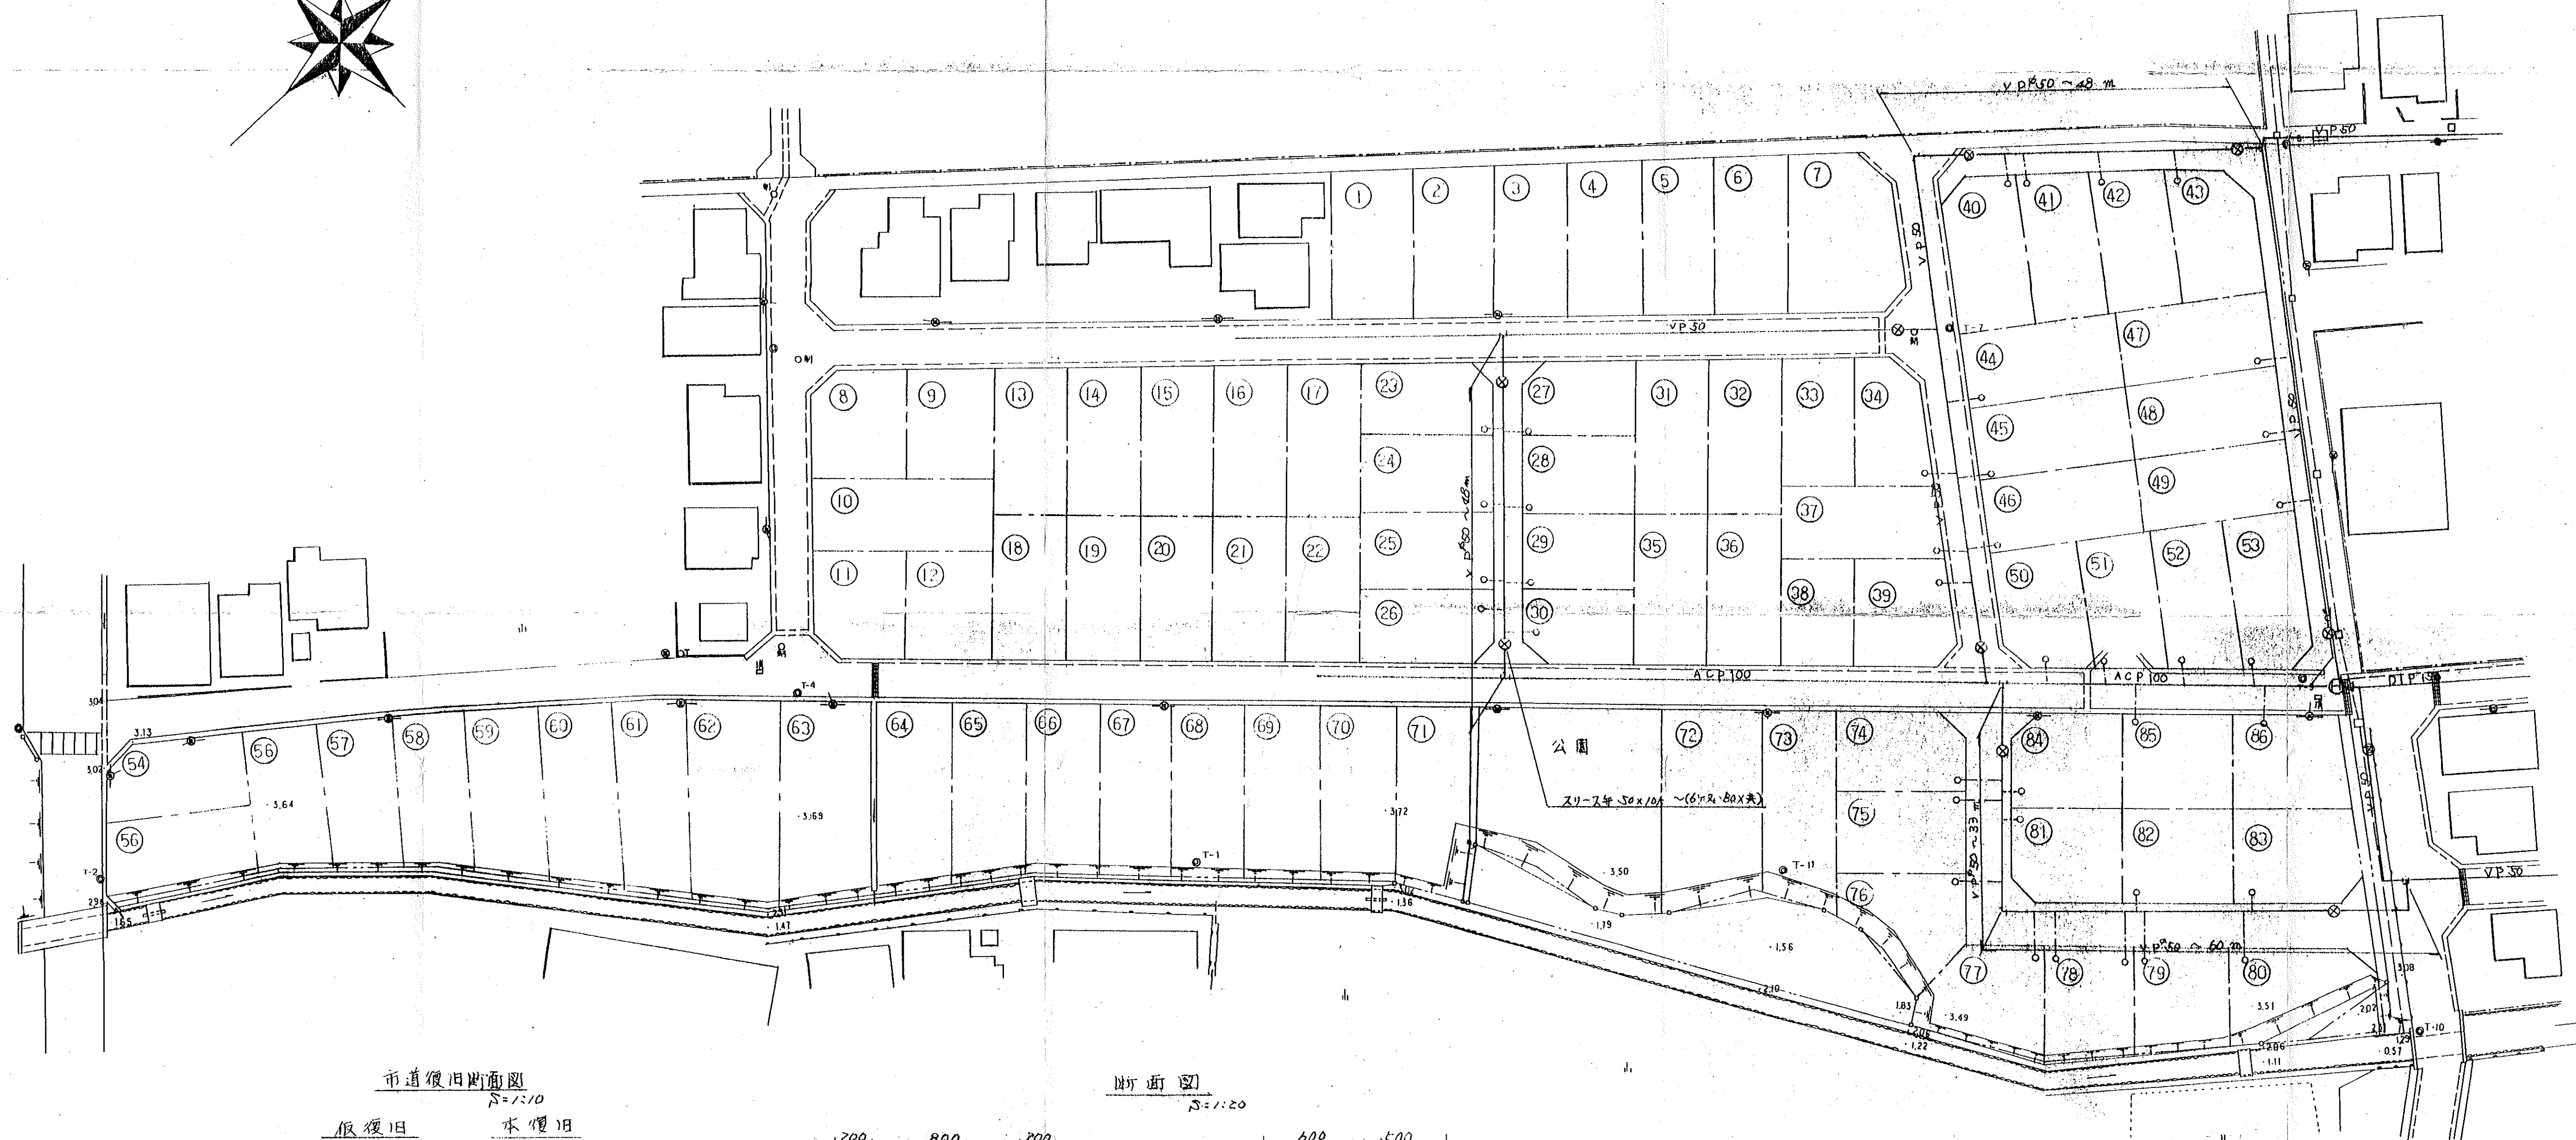


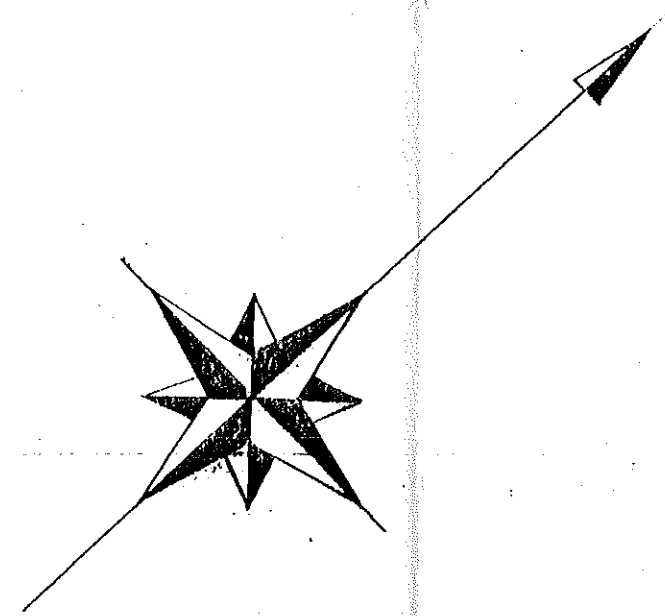


市道復旧断面図

S=1:10


仮復旧

本復旧

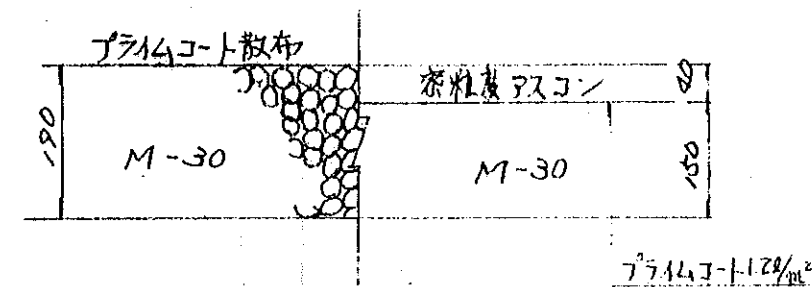

断面図

S=1:20

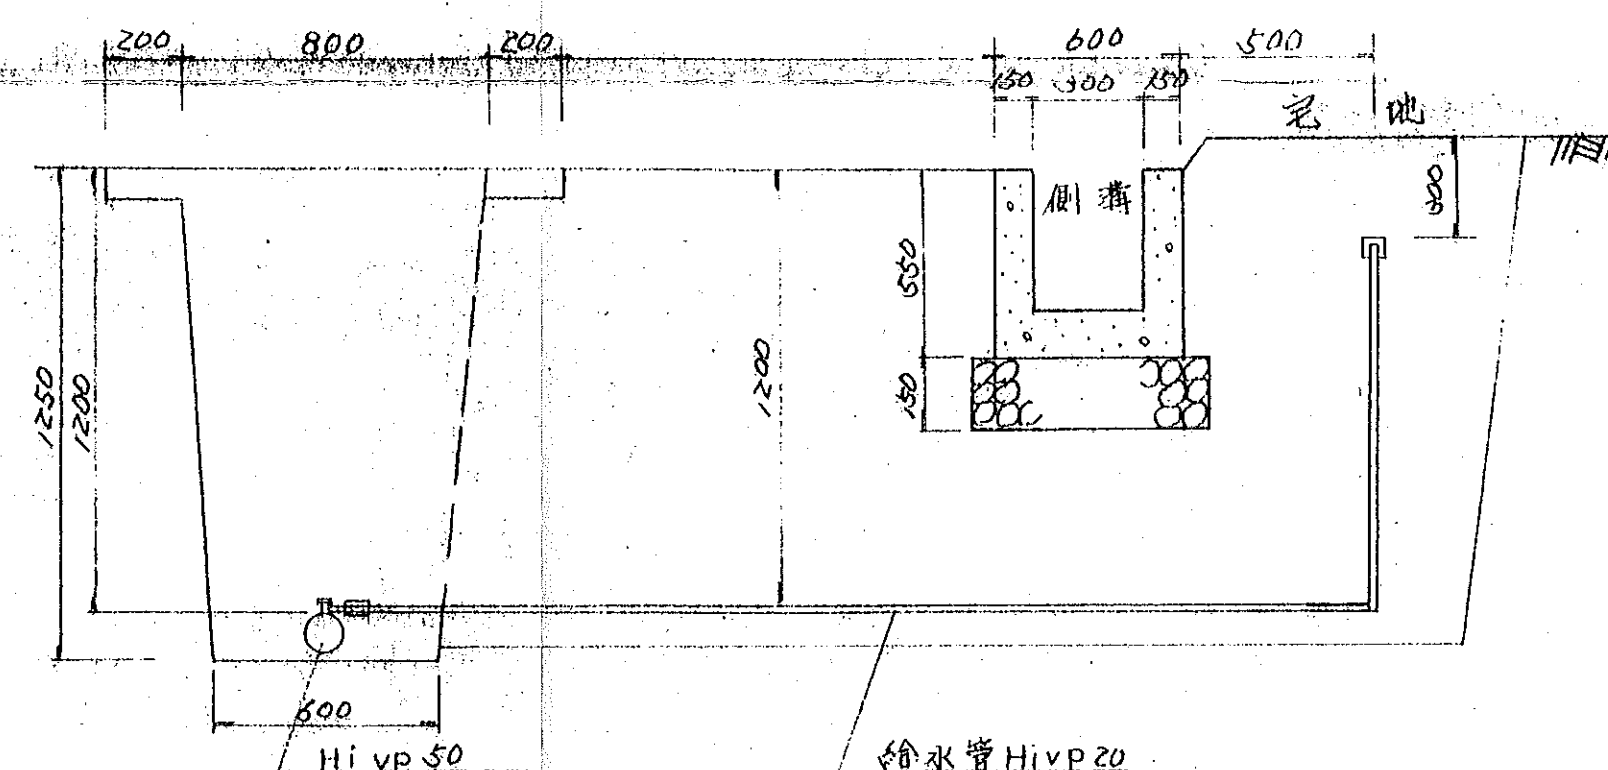

開発行為		340
米子市夜見町地内		図面番号
水道管施設及引込分岐平面図		縮尺 1:500
検閲	担当	製図
		設計年月日