


鉄道用地

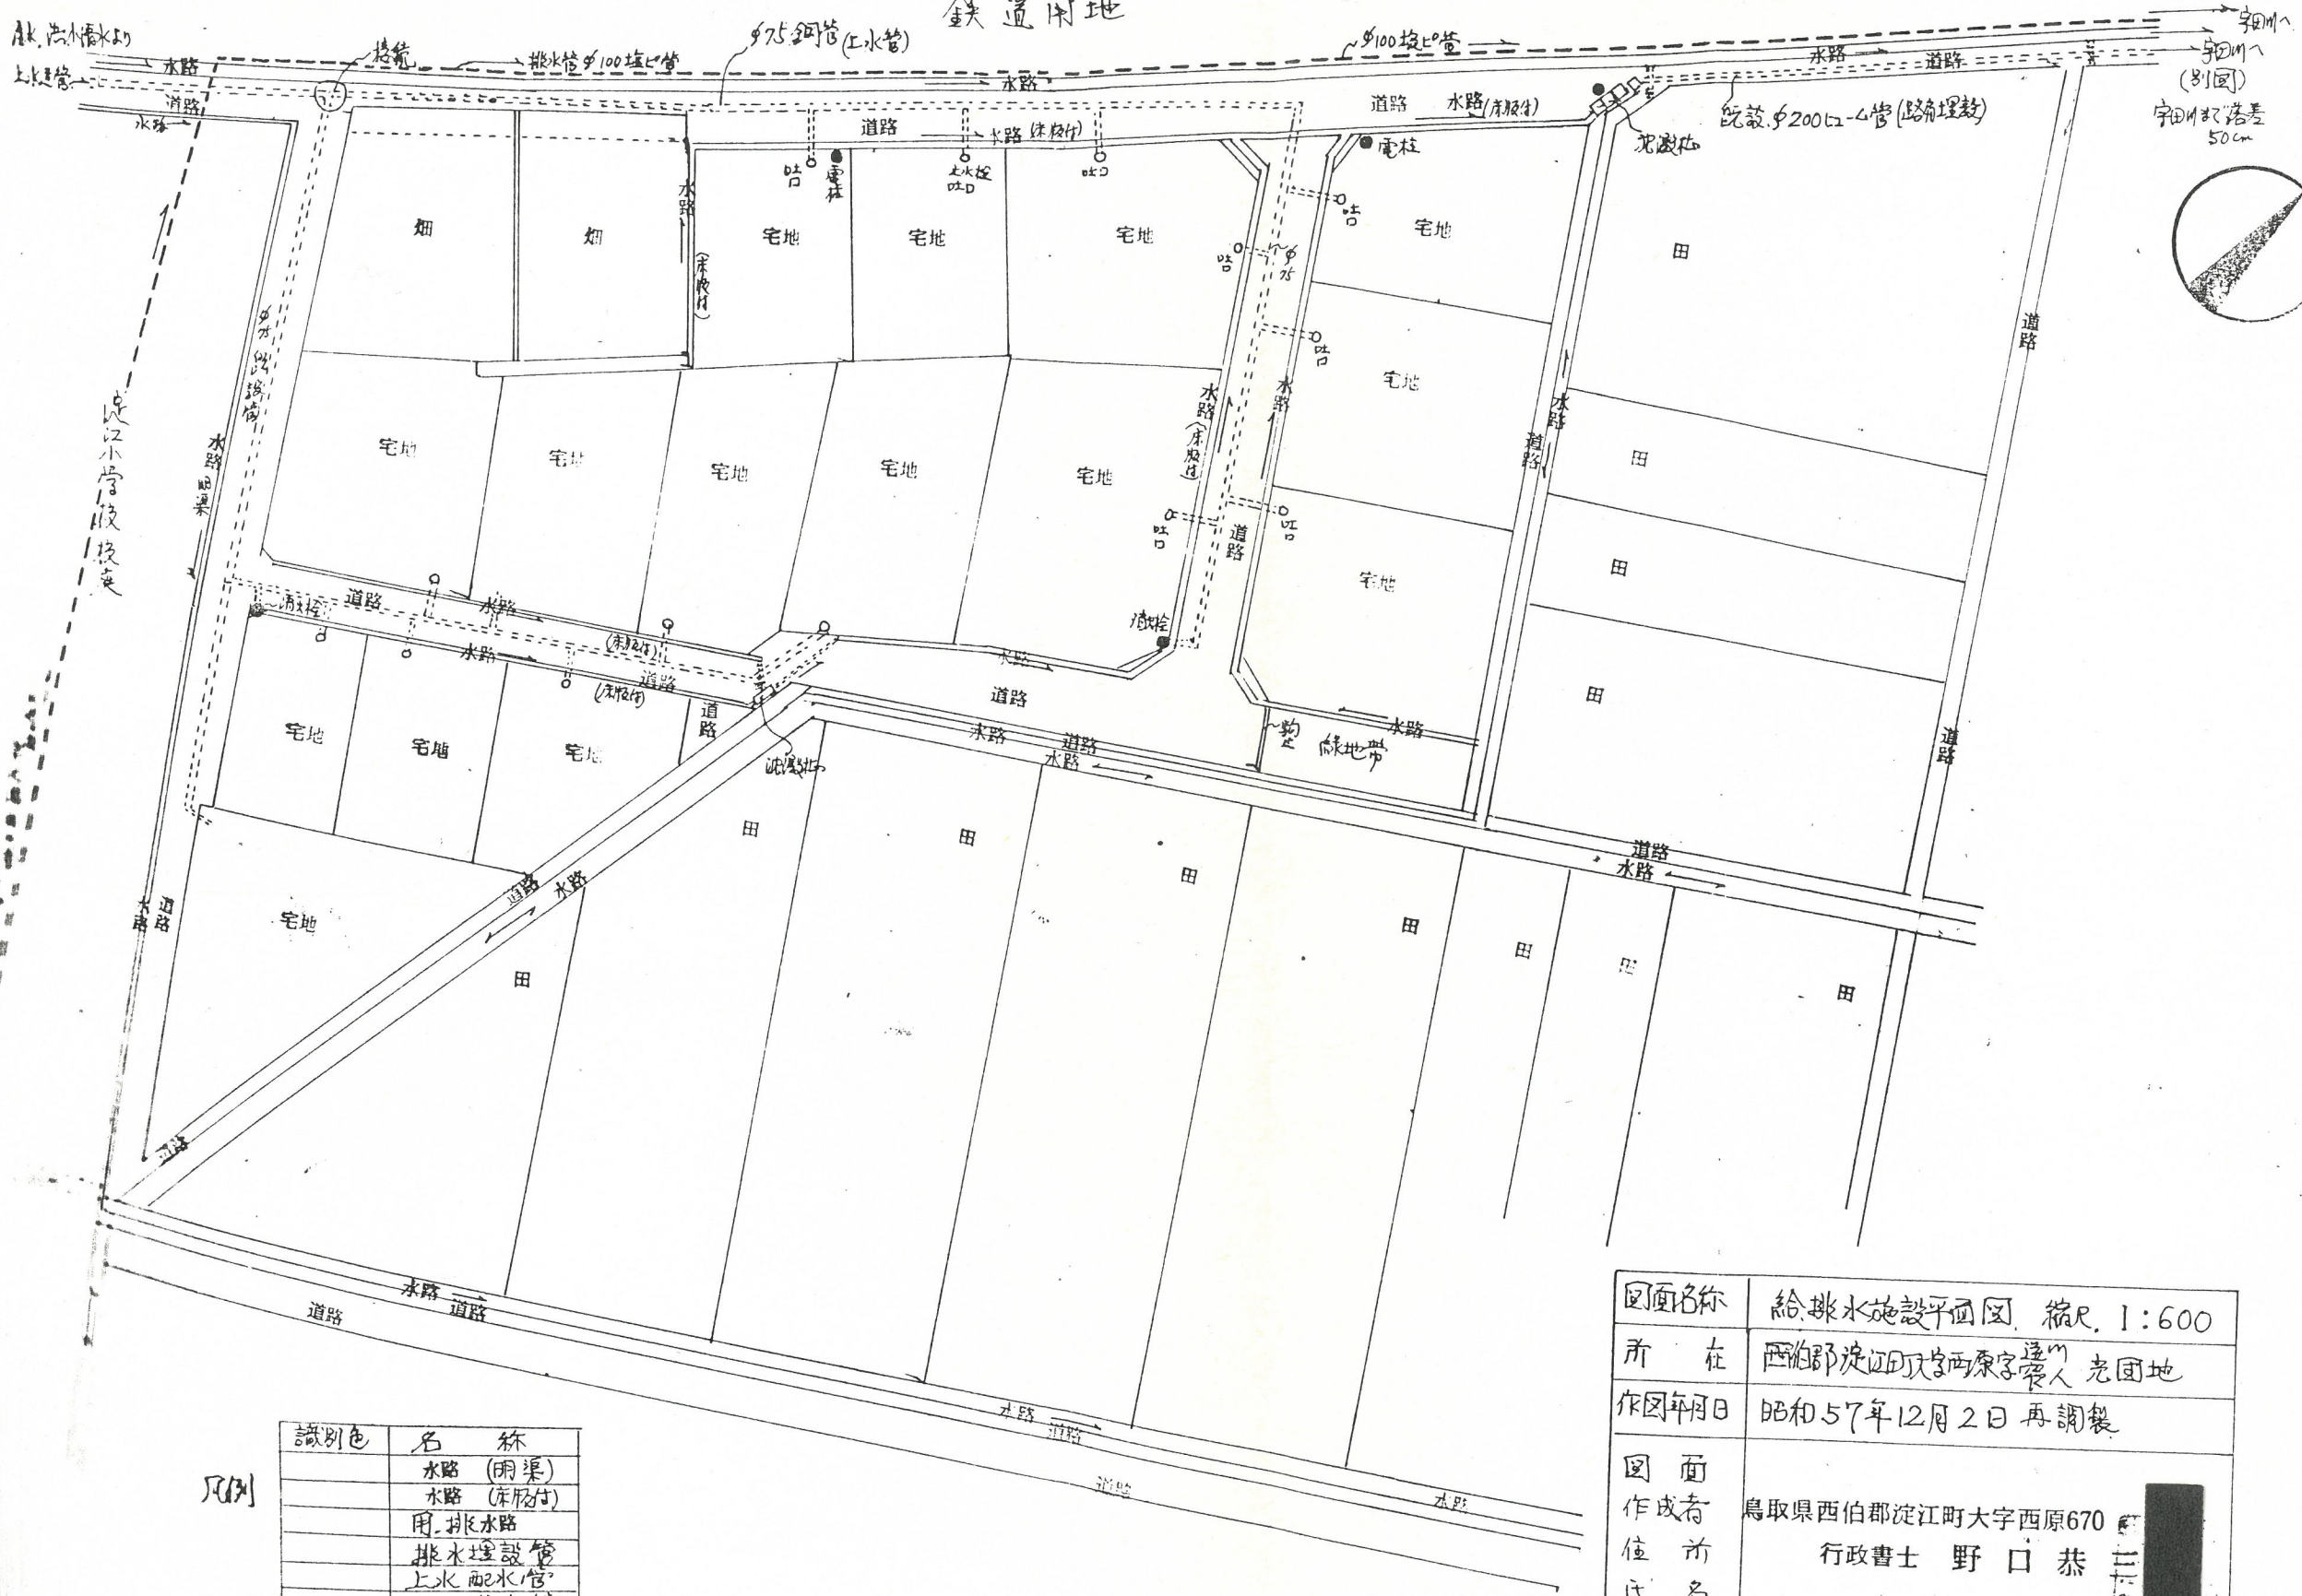

凡例

| 識別色 | 名称 |
|-----|--------|
| | 水路(明渠) |
| | 水路(埋設) |
| | 用排水路 |
| | 排水埋設管 |
| | 上水配水管 |
| | 上水給水管 |
| | 道路 |

| | |
|-------|--------------------------------|
| 図面名称 | 給排水施設平面図 縮尺 1:600 |
| 所在 | 西伯郡淀江町大字西原字 ^通 袋人老団地 |
| 作図年月日 | 昭和57年12月2日再調製 |
| 図面作成者 | 鳥取県西伯郡淀江町大字西原670 |
| 住所氏名 | 行政書士 野口 恭 |