


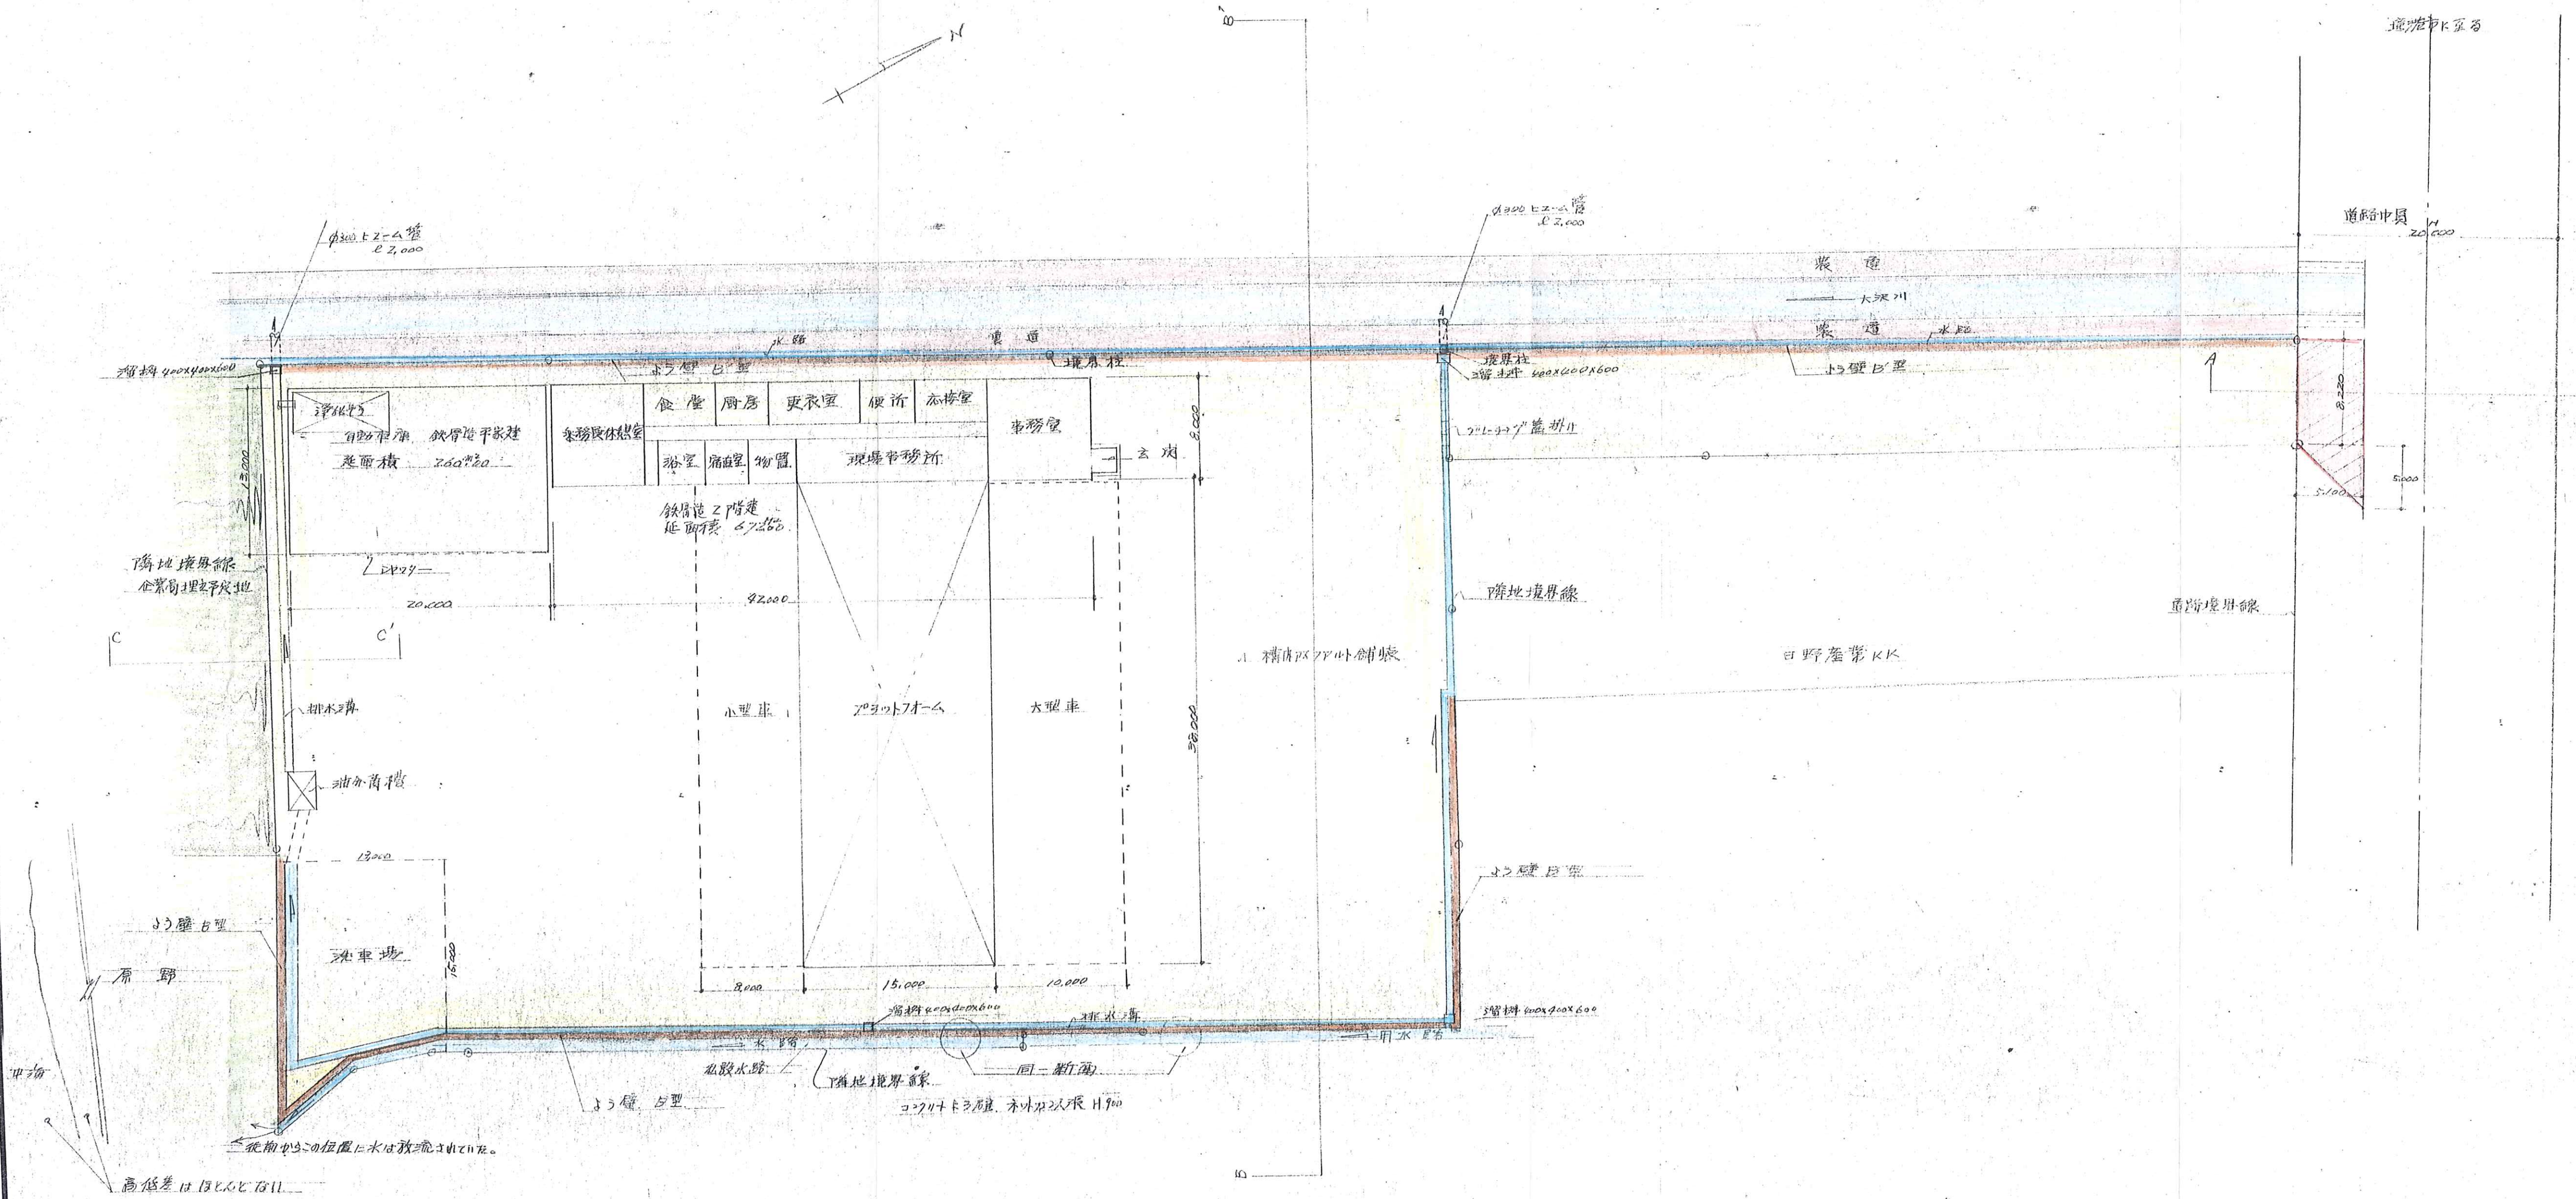

中国西濃運輸株式会社建設工事			
主査	土地利用計画図	図面番号	
担当	環境図	整理番号	
日付	建設計画図	整理番号	
縮尺	1:300	排水設備平面図	
山根俊彦建築設計事務所			

一級建築士 登録第30112号
山根俊彦