



縮尺 1:500

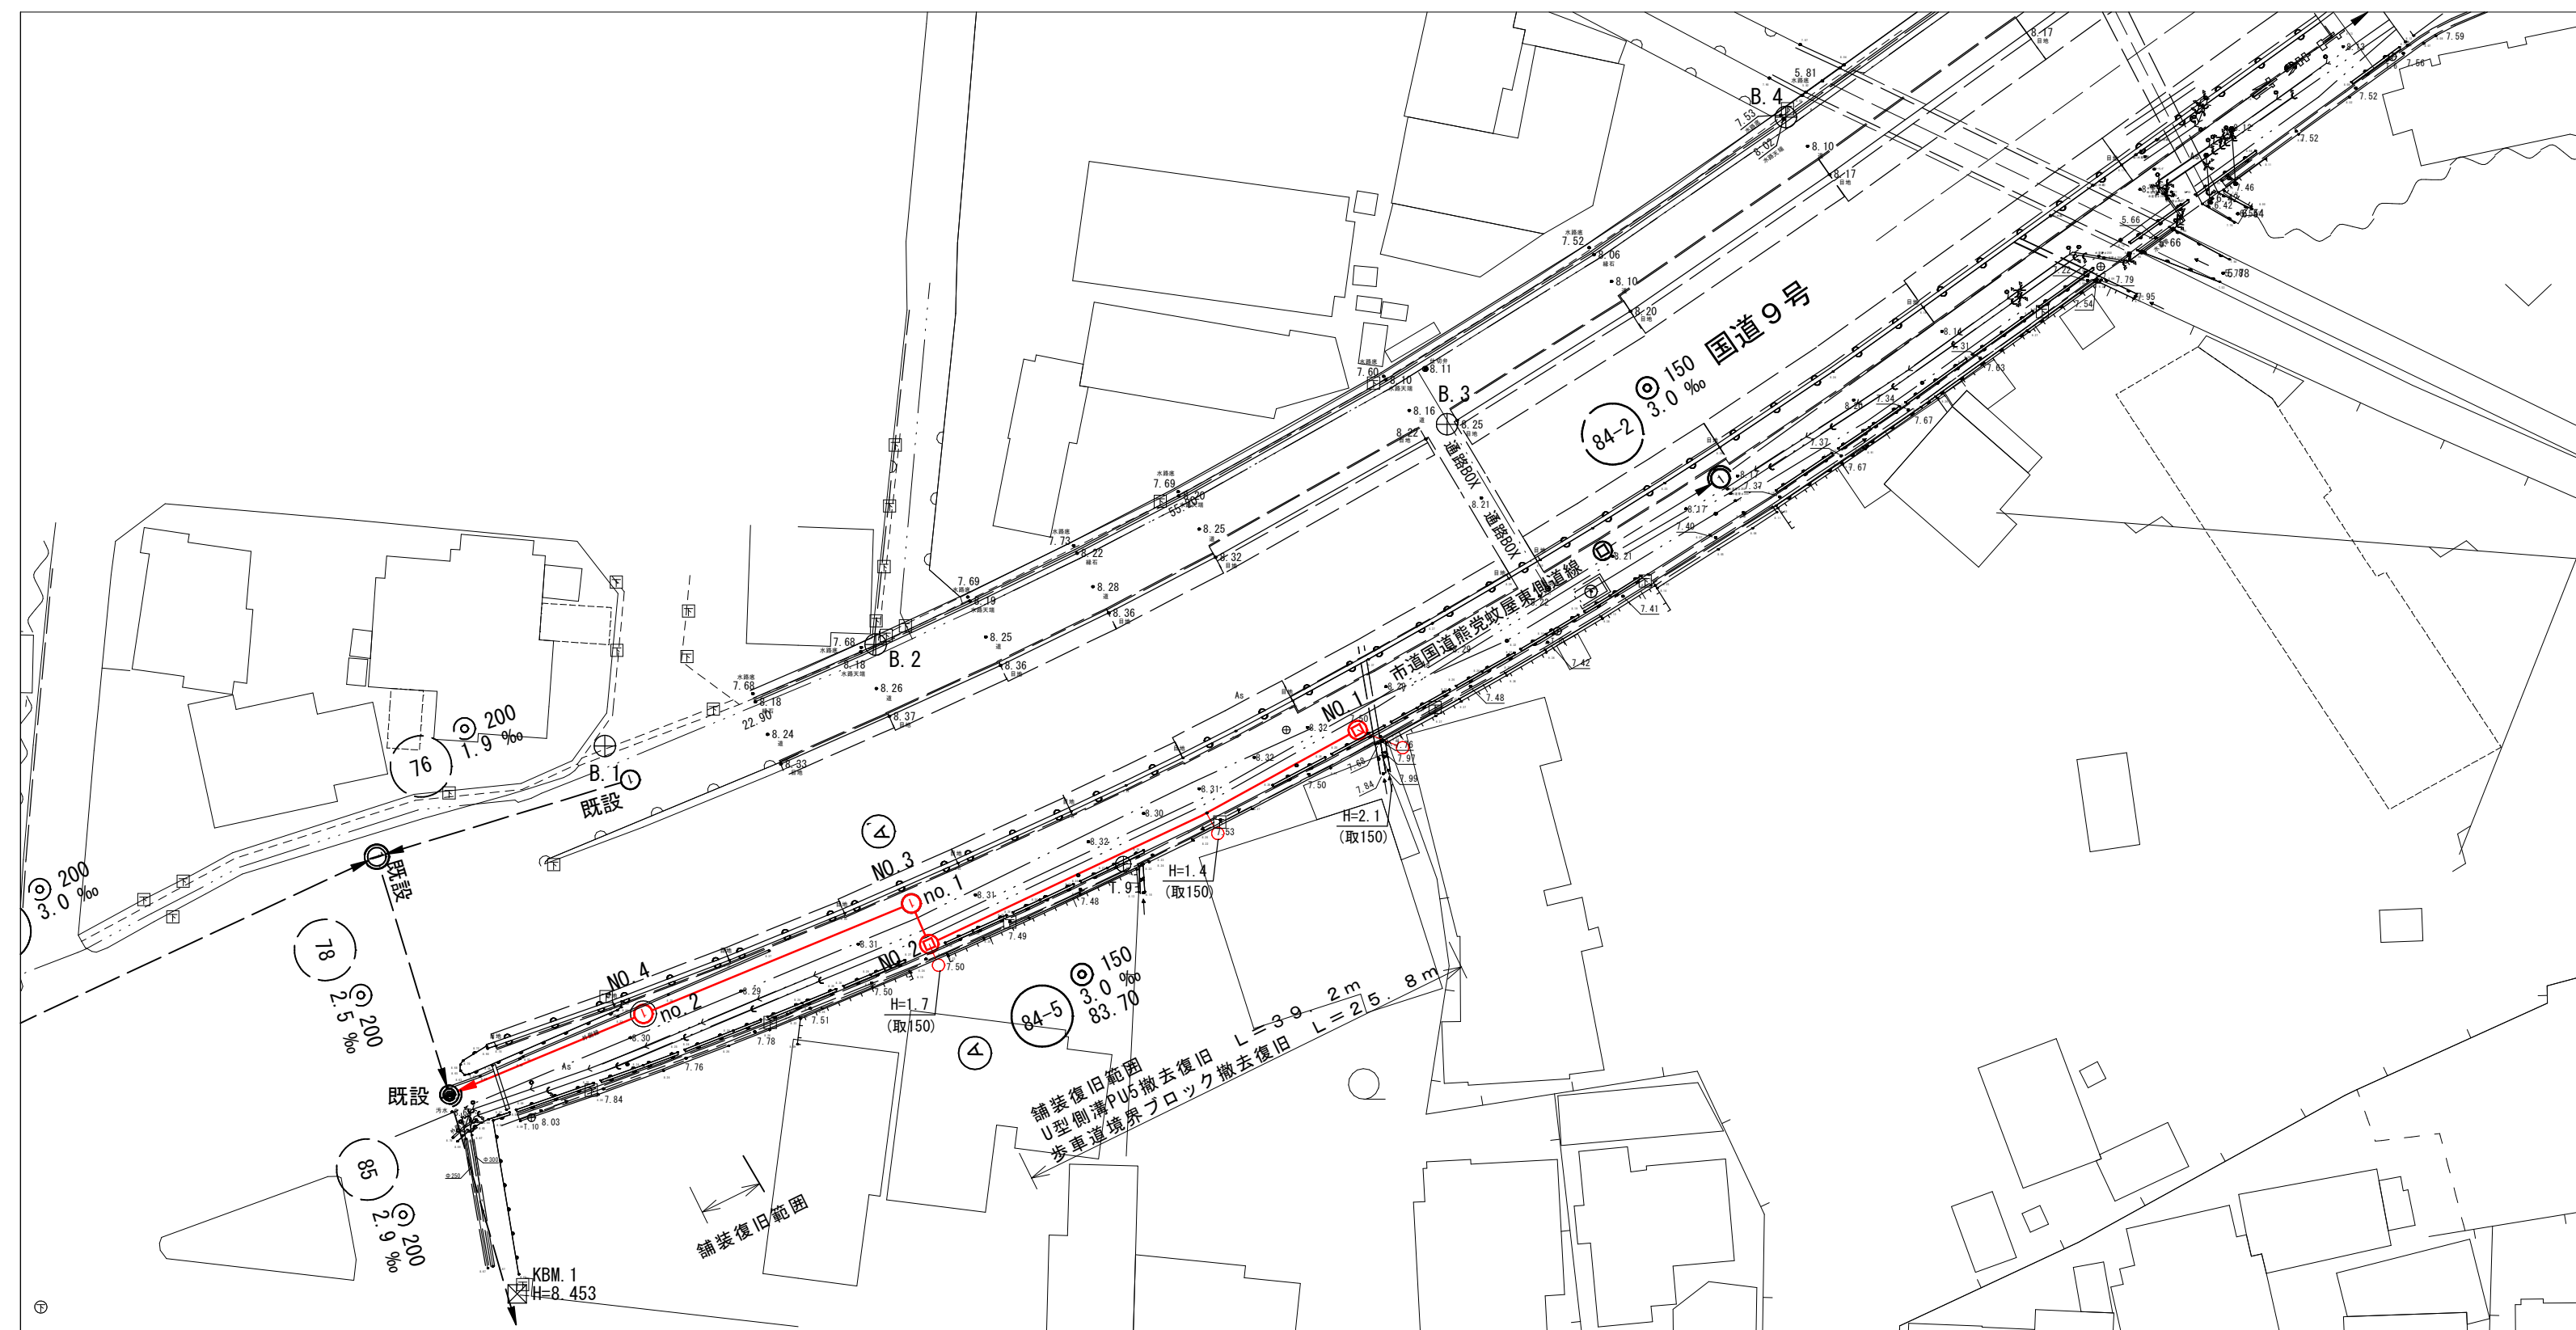


縮尺 縱橫 1:100  
1:500

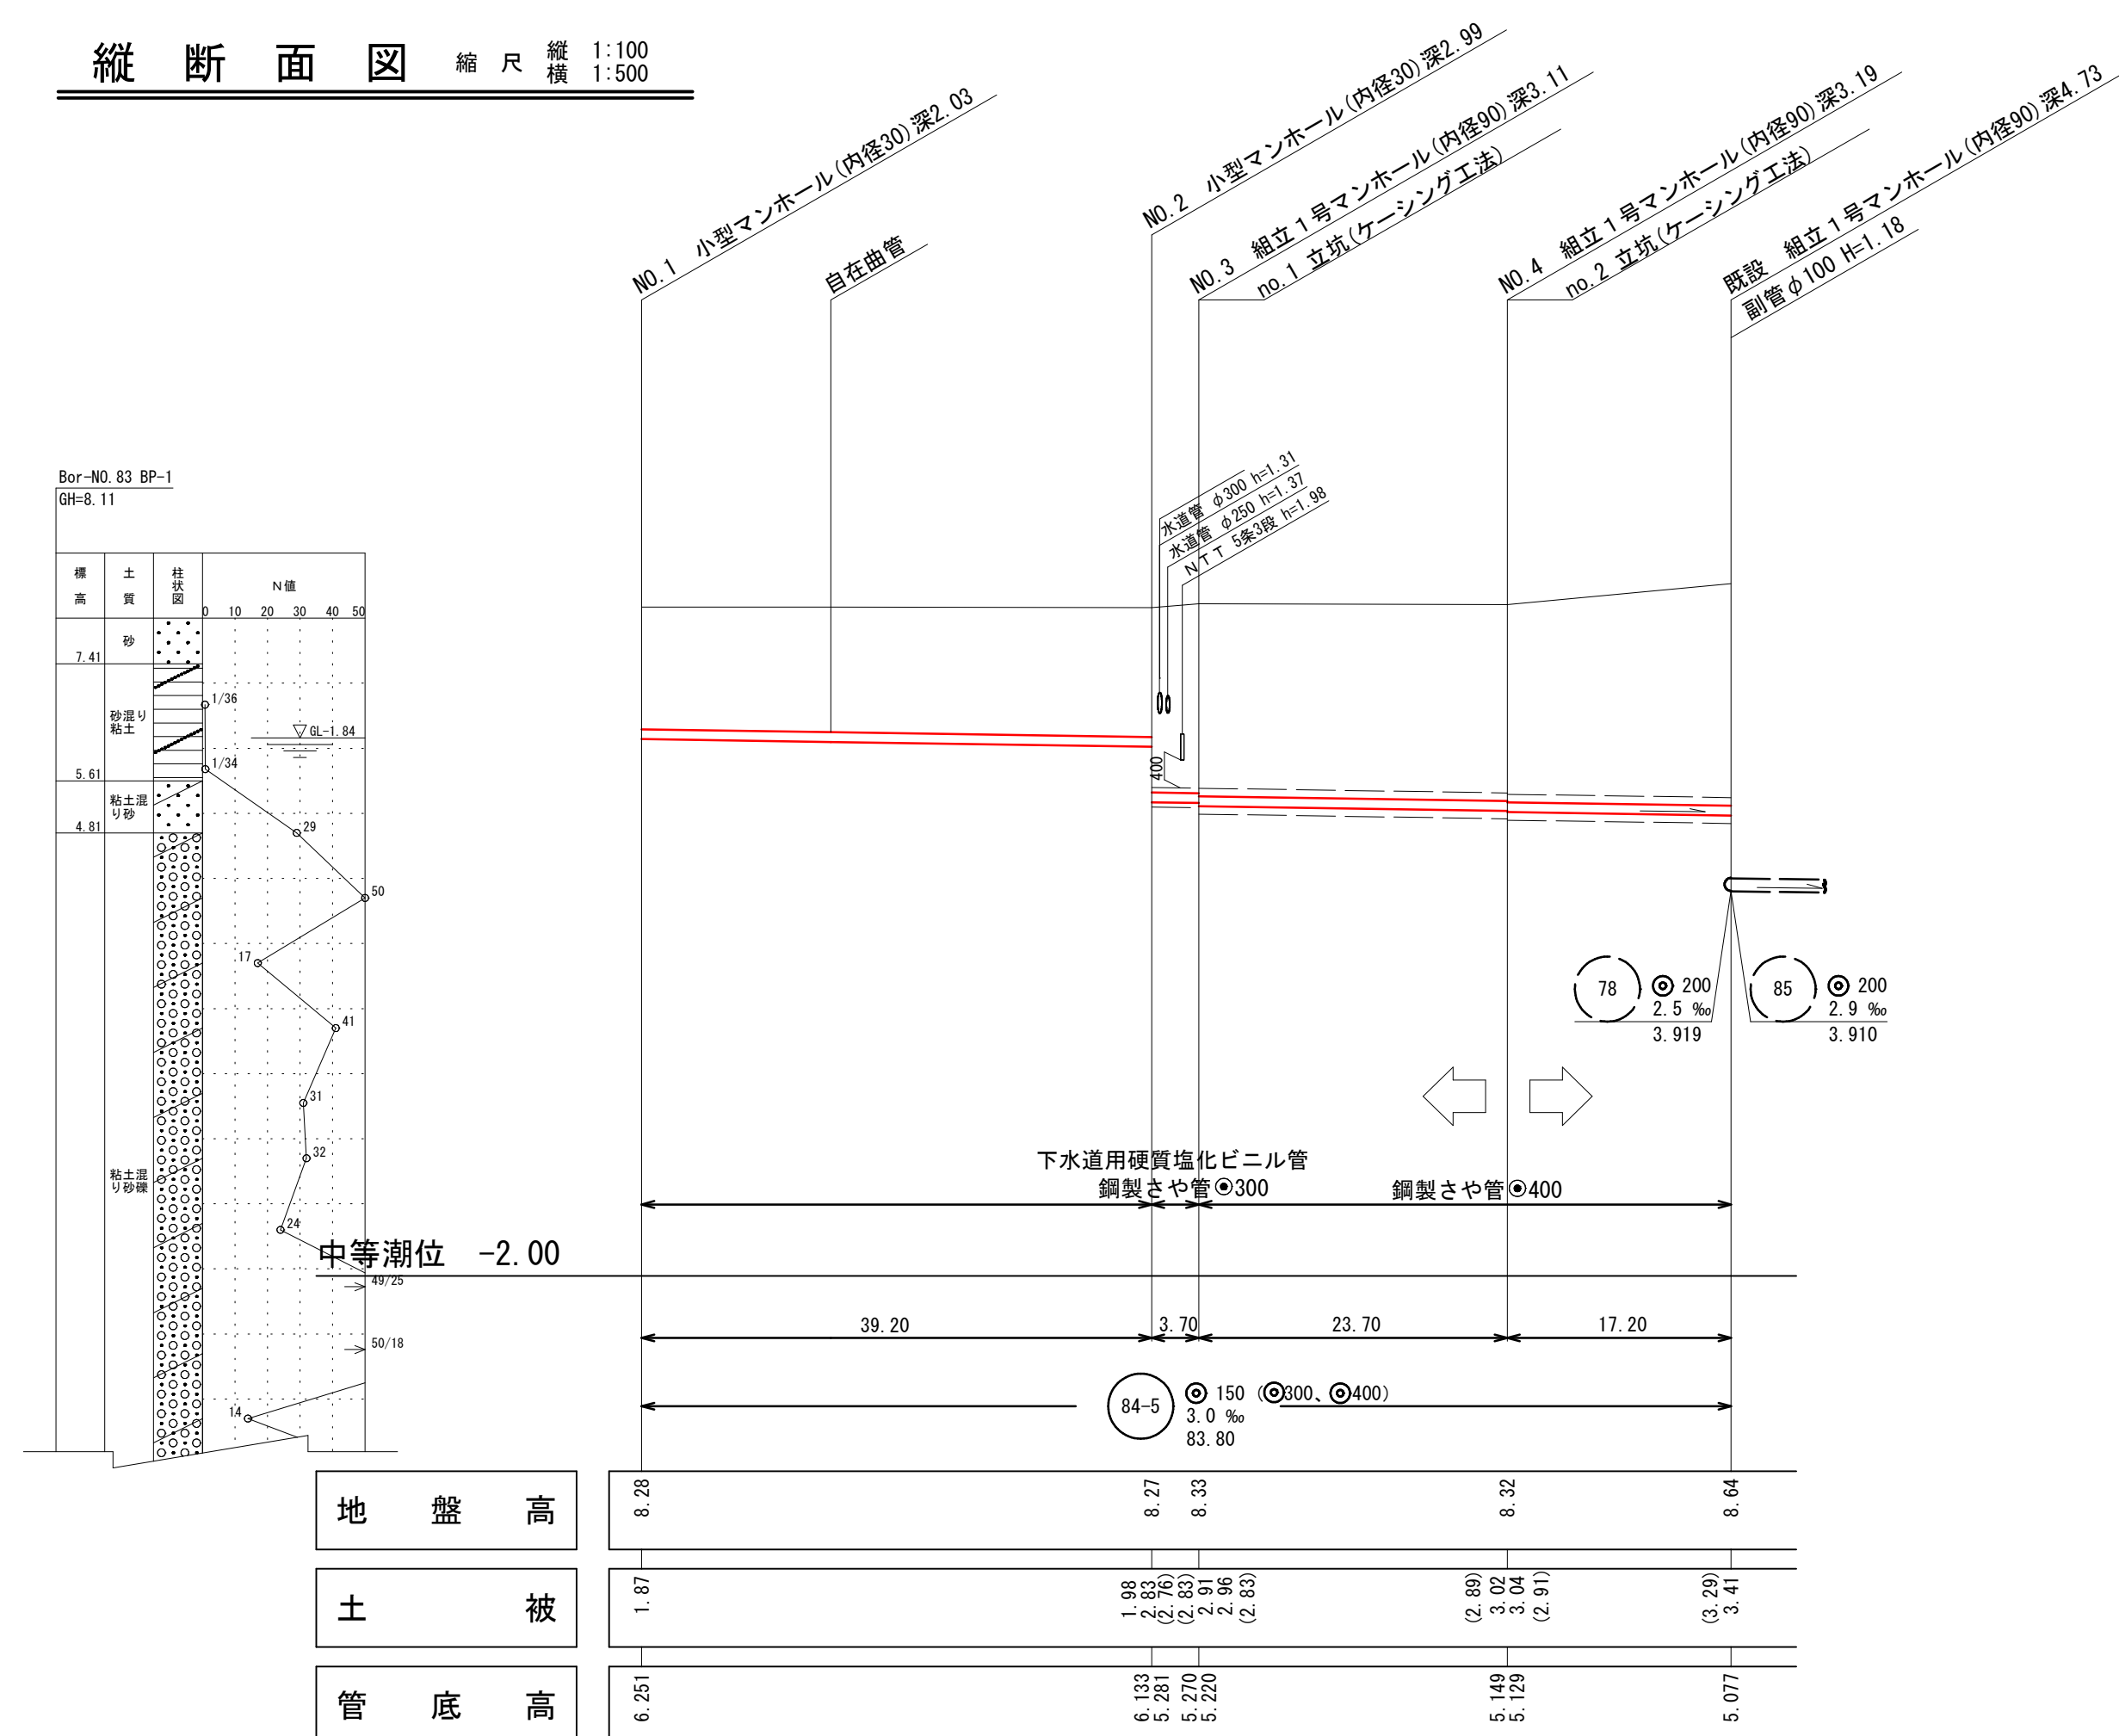


※()は鋼製さや管の土被りである。

## 縮尺1/1000

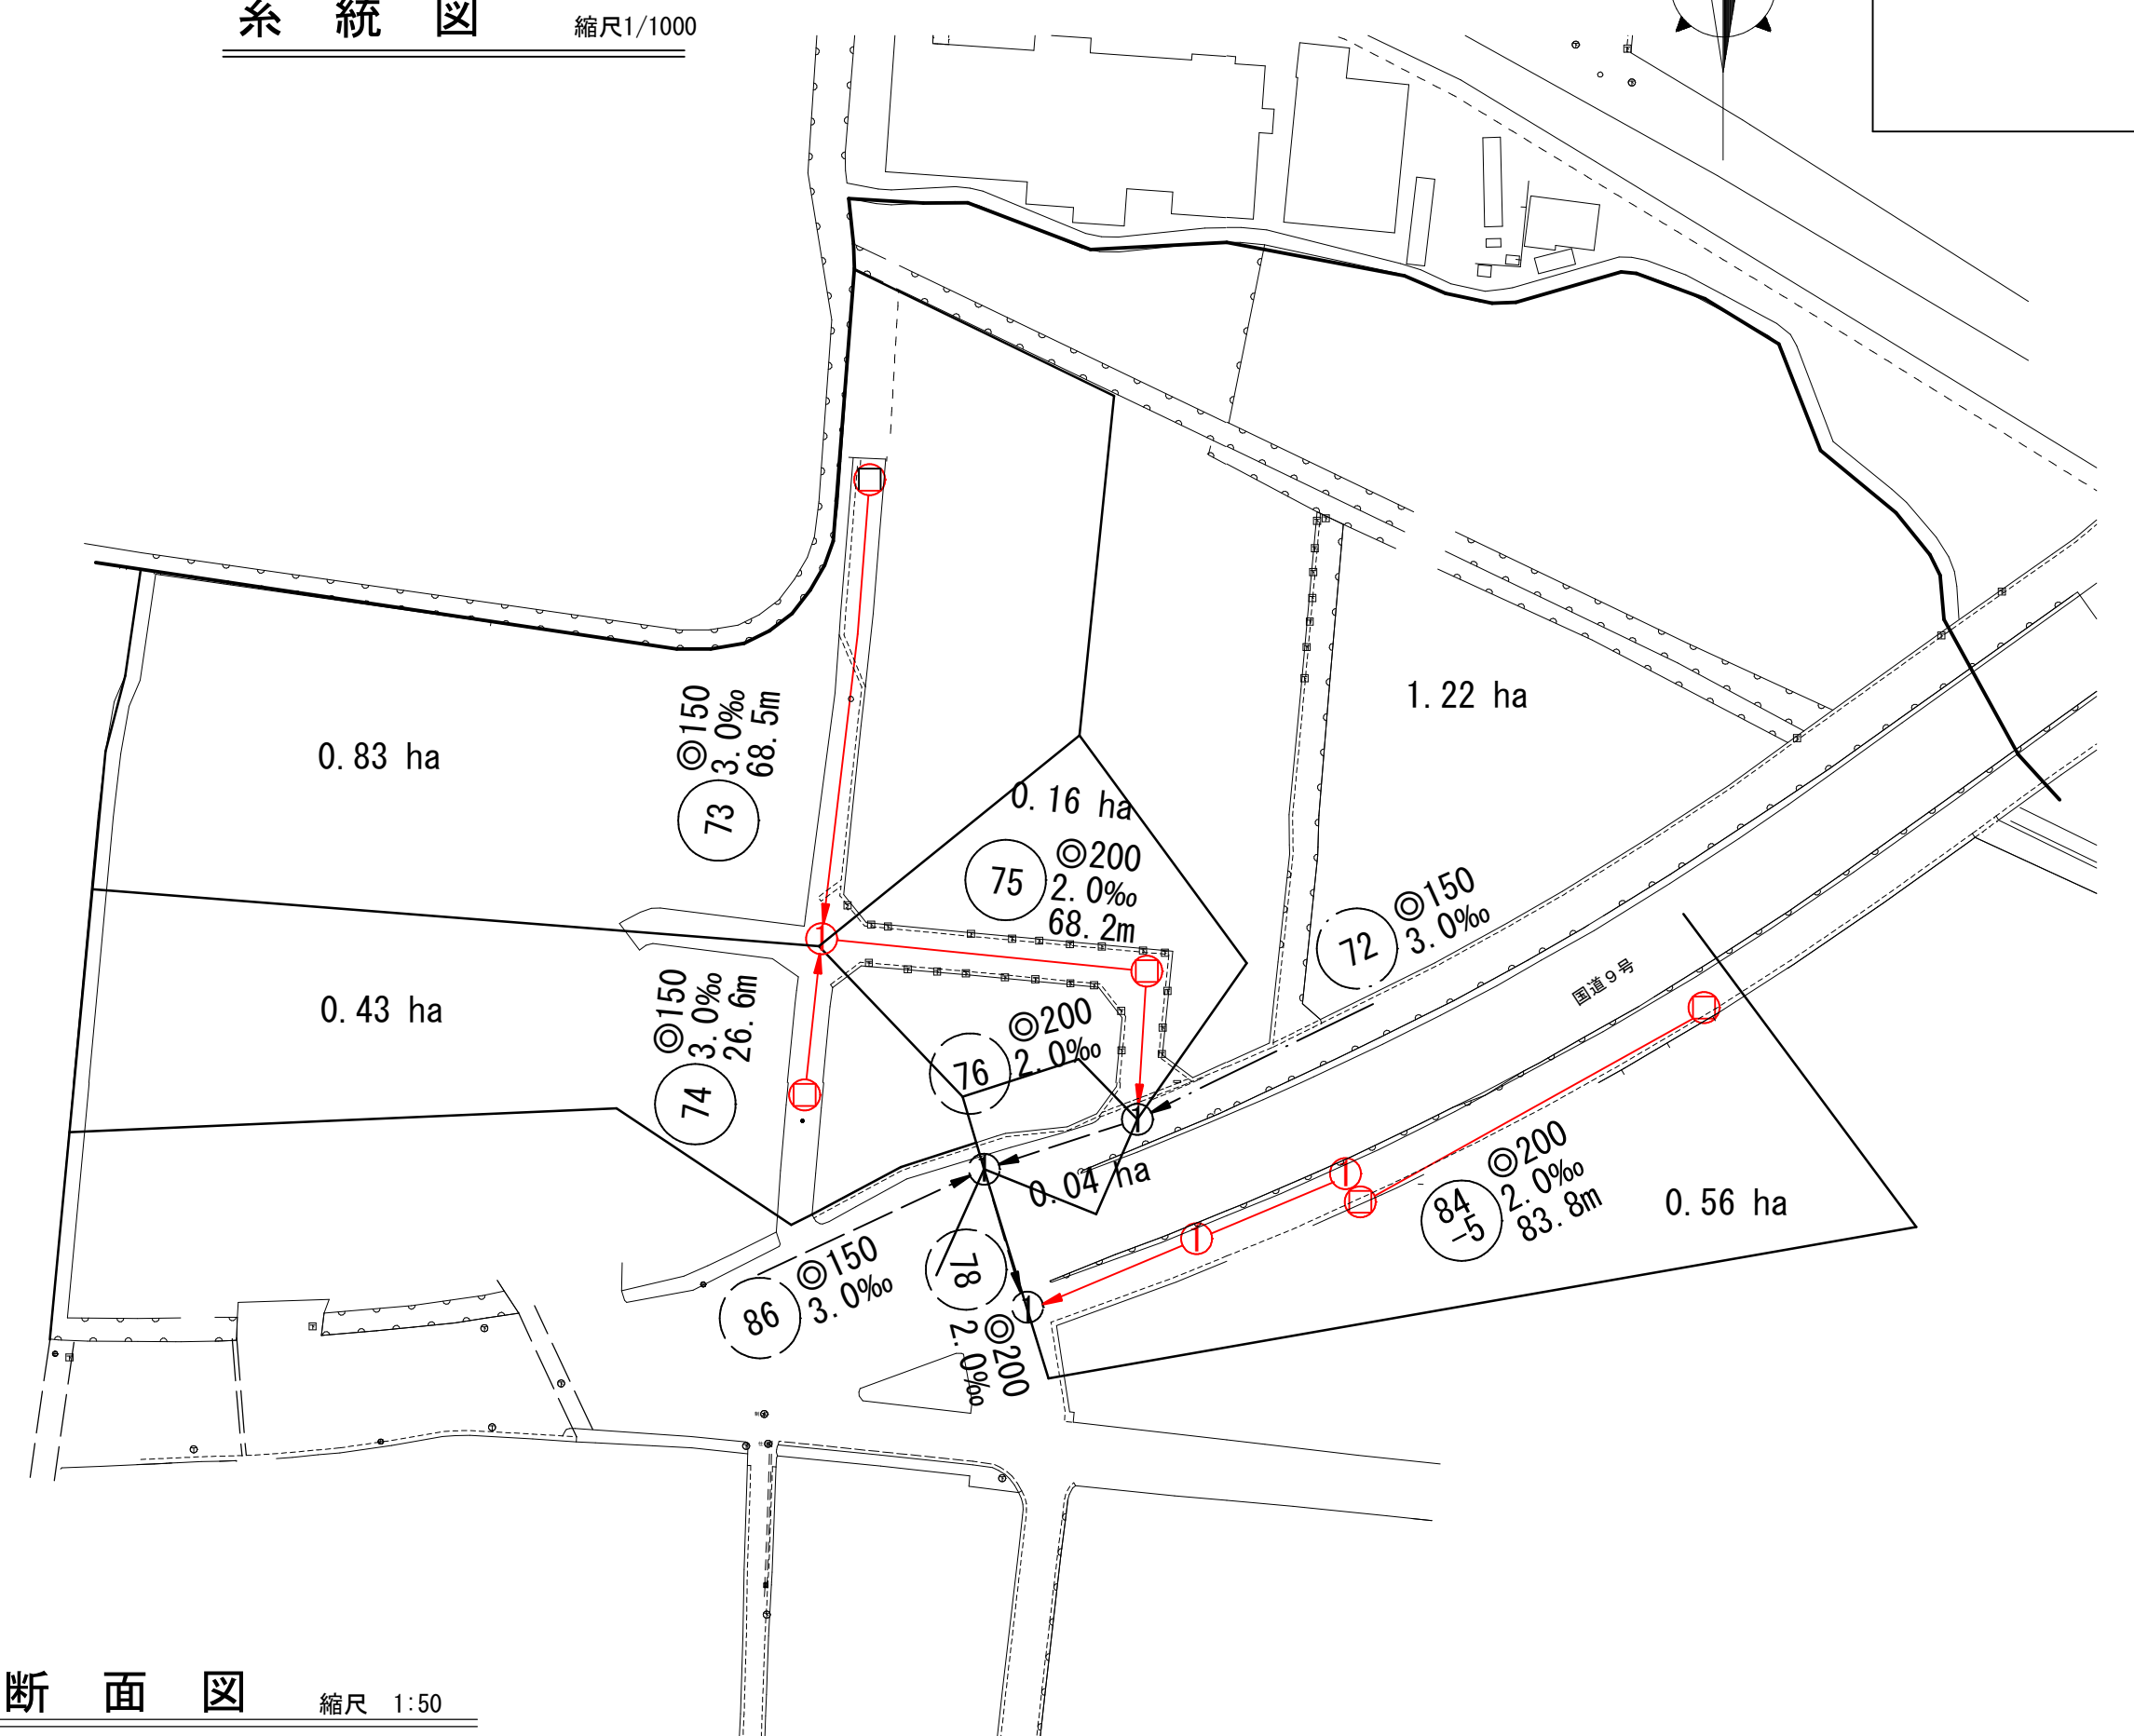

## 縮尺 1:50

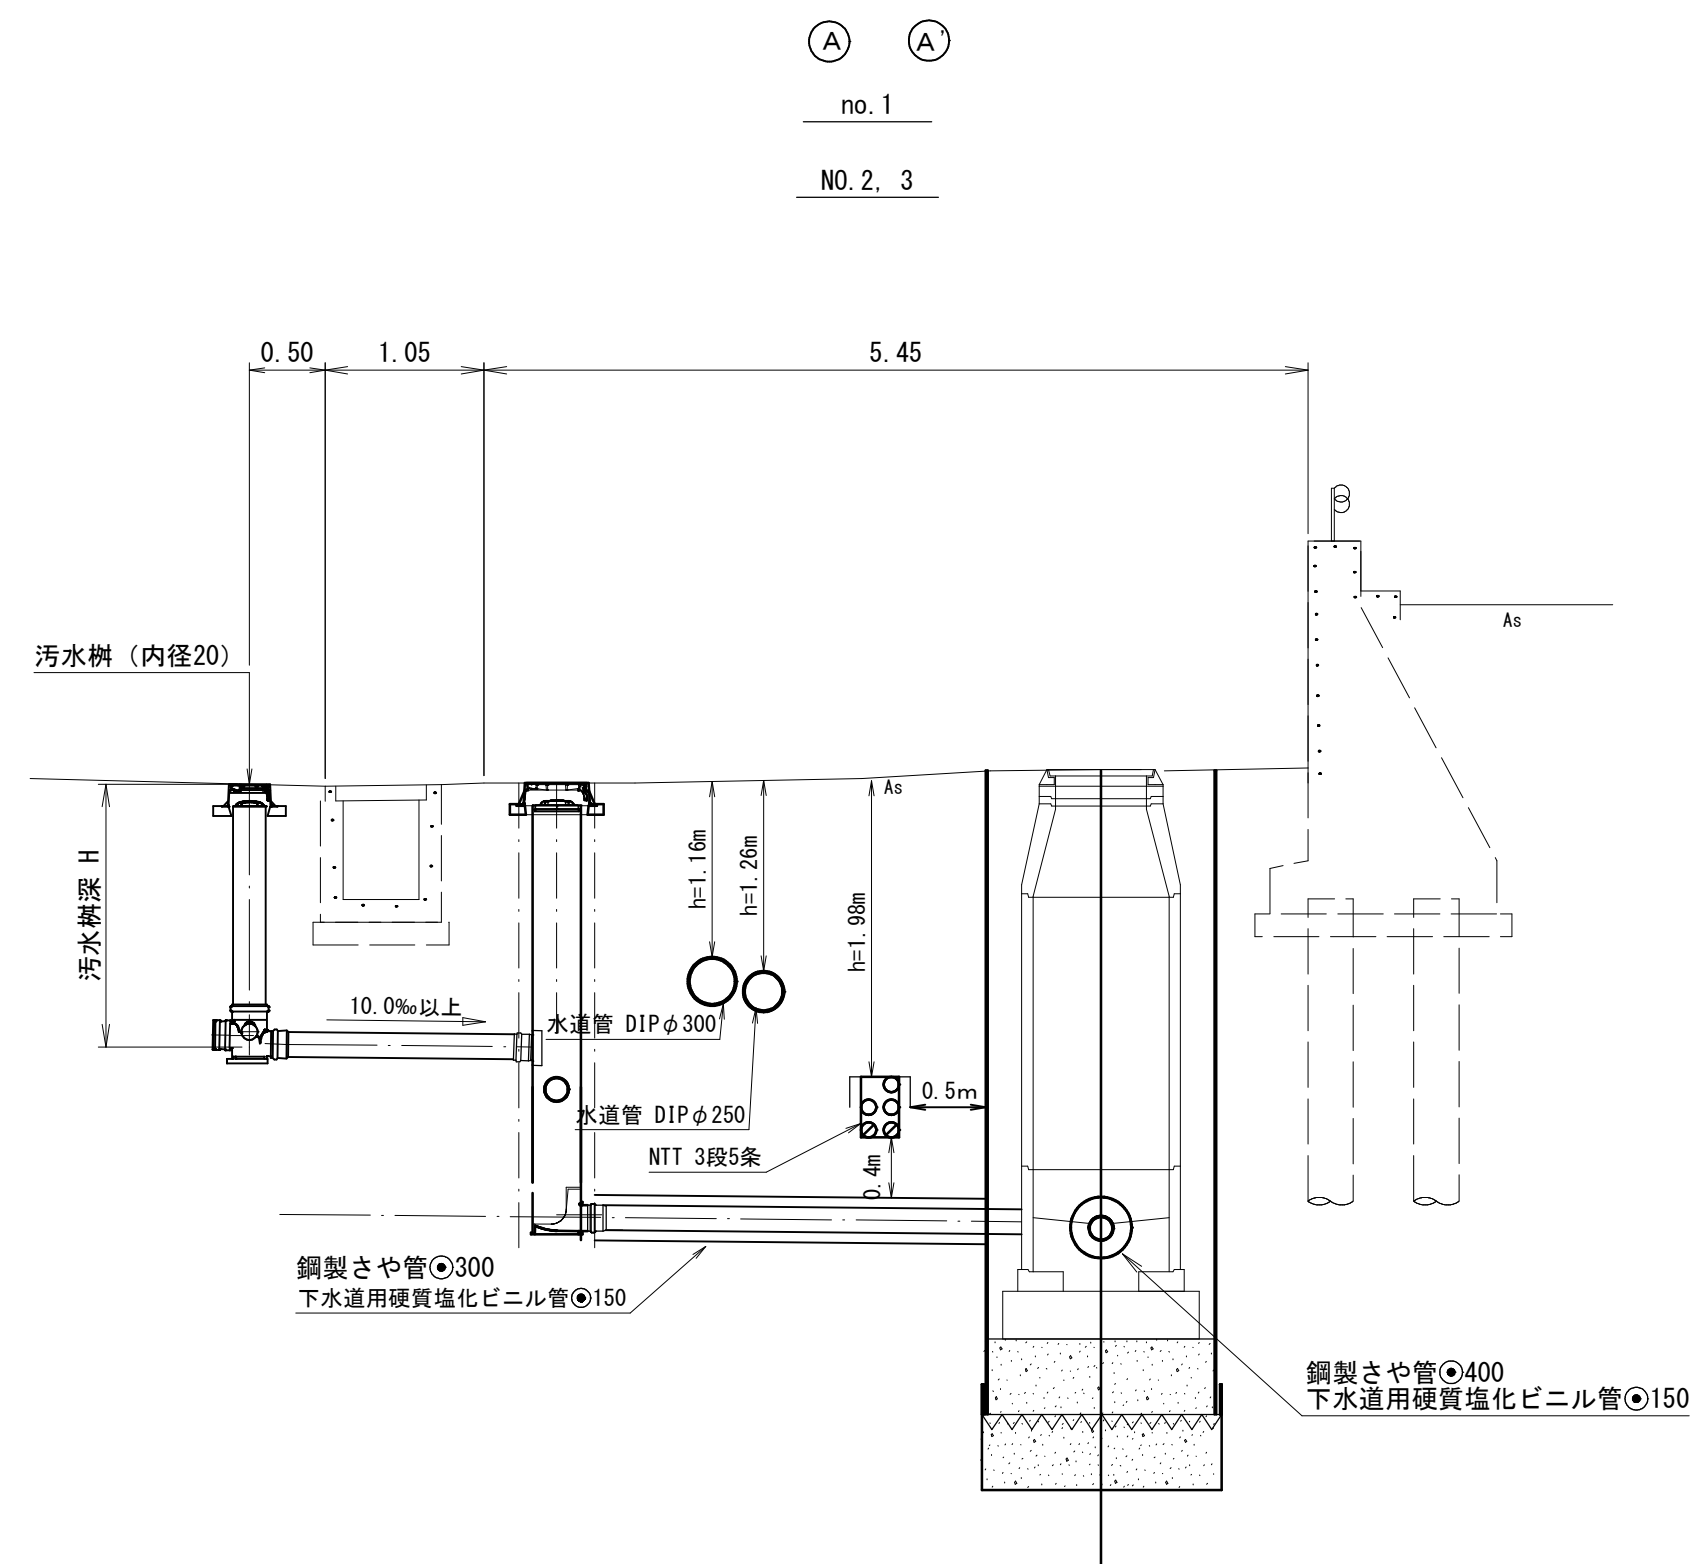

注・施工については、「下水道工事標準仕様書」による。

|                          |                                                                          |                |       |
|--------------------------|--------------------------------------------------------------------------|----------------|-------|
| 1 工 区                    |                                                                          |                |       |
| 水準基標（東京湾中等潮位による）         |                                                                          |                |       |
| 所 在 地                    |                                                                          | 真 高            | 備 考   |
| 町 名                      | 目 標                                                                      |                |       |
| 皆生温泉<br>3丁目              | 皆生処理場内                                                                   | メートル<br>4. 760 |       |
| 外 浜 系 統      蚊 屋 処 理 分 区 |                                                                          |                |       |
| 件 名                      | 熊 党 枝 線 の 7 工 事                                                          |                |       |
| 図 名                      | 系統図・線路詳細図・横断面図                                                           |                |       |
| 縮 尺                      | 図 示                                                                      | 図 番            | 1 / 5 |
| 調 整 年 月 日                | 令 和                      年                      月                      日 |                |       |
| 設 計 者 氏 名                |                                                                          |                |       |
| 米 子 市 下 水 道 部            |                                                                          |                |       |









薬液注入工図

薬液注入工断面図 縮尺 1:30

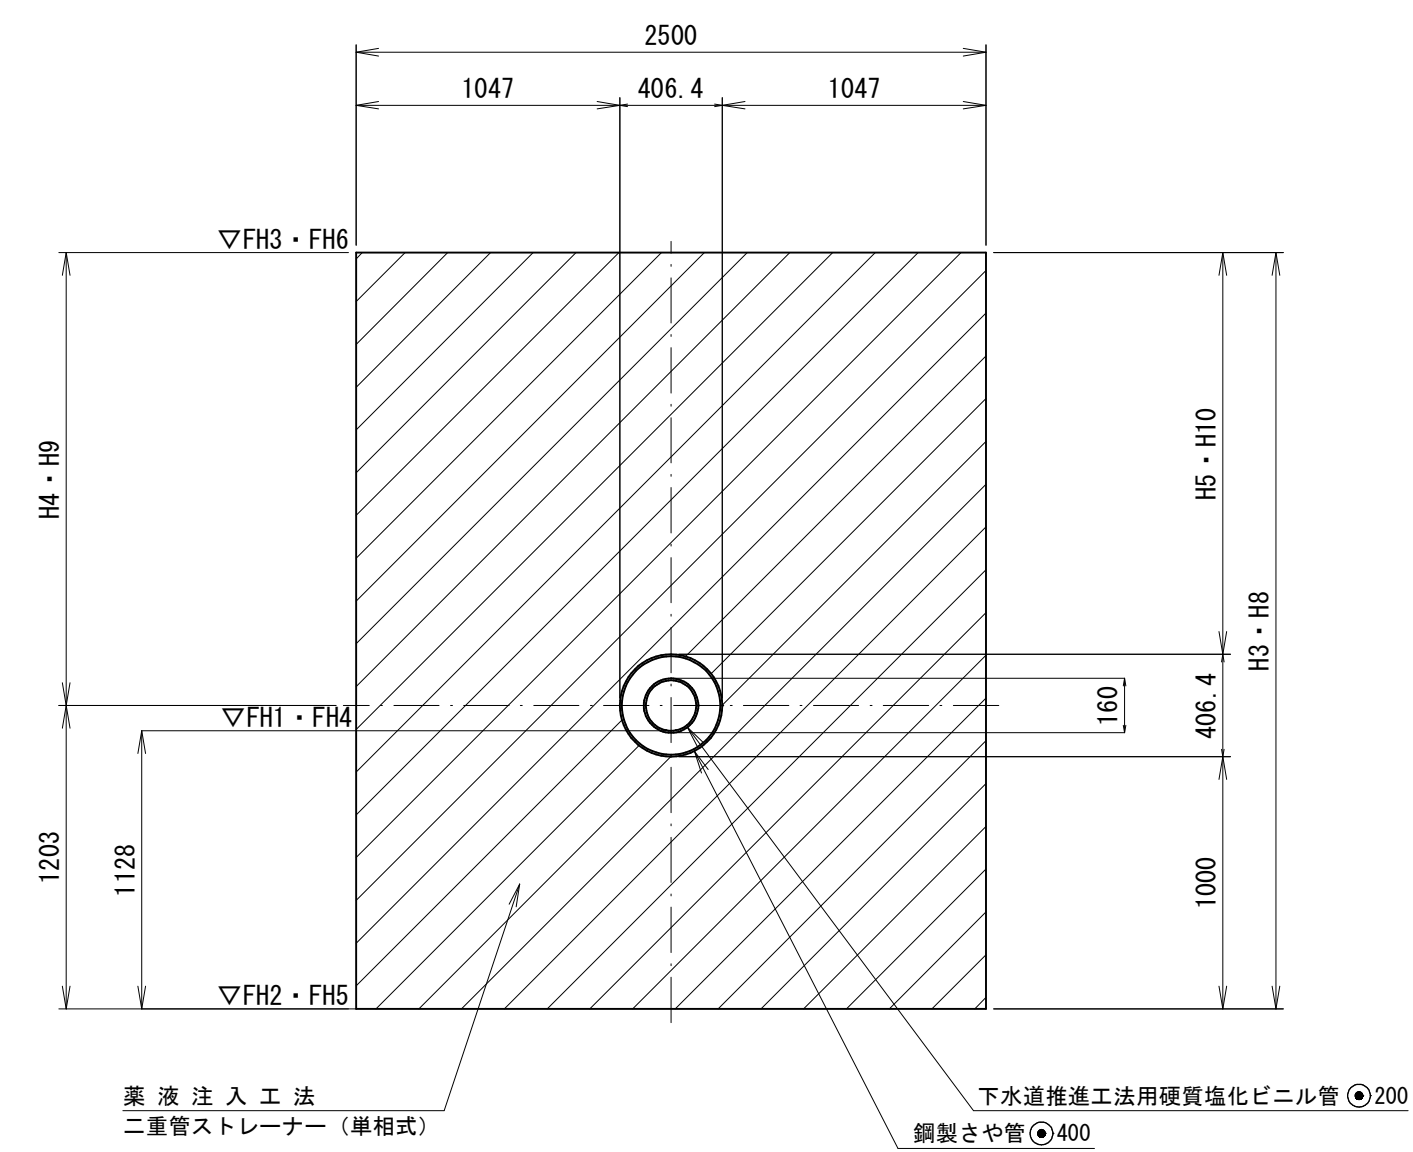

注. FH1、FH4は、管底高を示す。

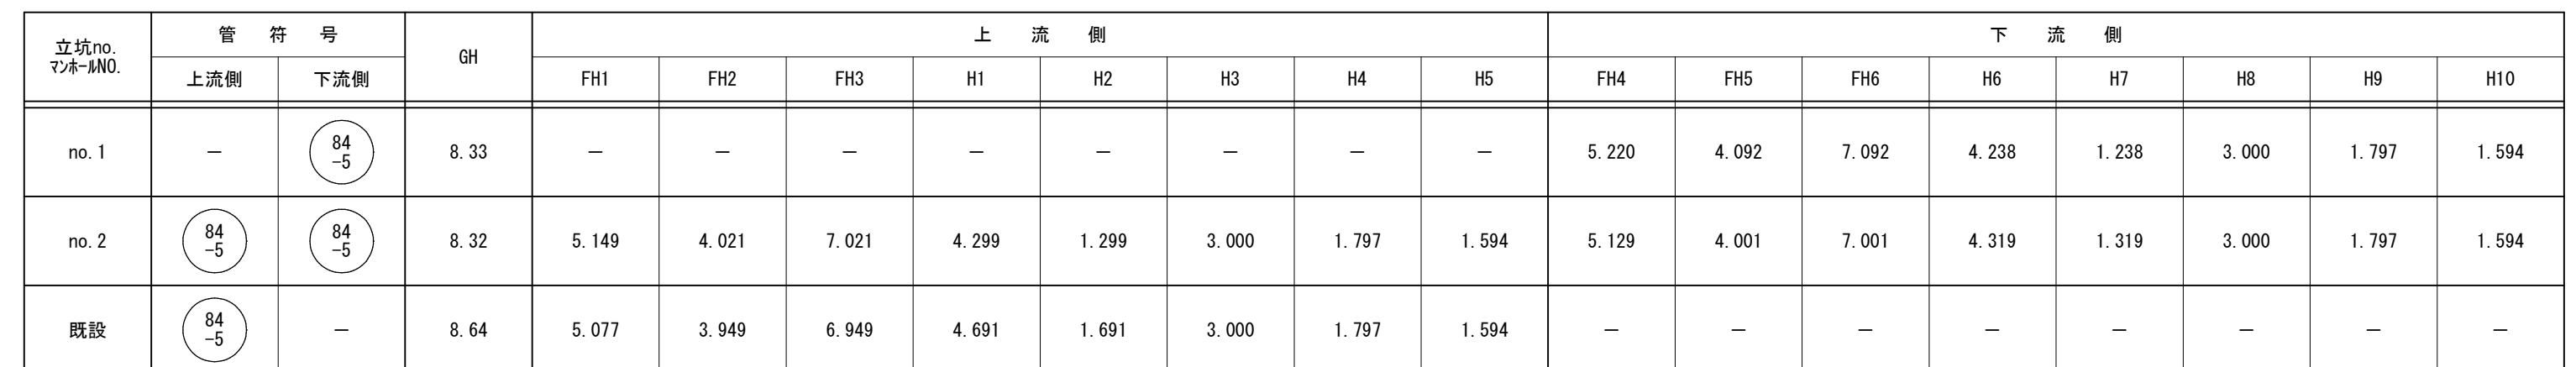

注・施工については、「下水道工事標準仕様書」による。




1 工 区

| 外浜系統          |                  | 蚊屋処理分區 |       |   |
|---------------|------------------|--------|-------|---|
| 件名            | 熊 党 校 線 その 7 工 事 |        |       |   |
| 図名            | 薬 液 注 入 工 図      |        |       |   |
| 縮尺            | 図 示              | 図 番    | 3 / 5 |   |
| 調 整 年 月 日     | 令 和              | 年      | 月     | 日 |
| 設 計 者 氏 名     |                  |        |       |   |
| 米 子 市 下 水 道 部 |                  |        |       |   |







## 組立 1 号マンホール（内径90）標準構造図

縮尺 1/20

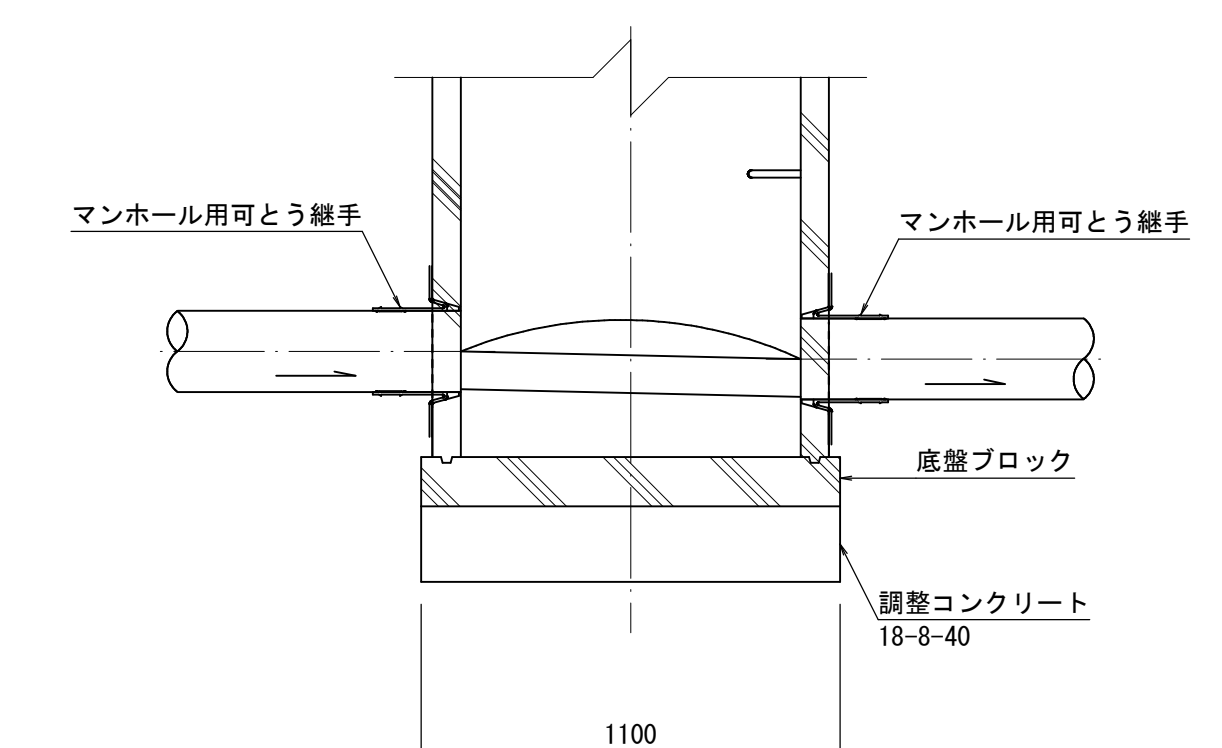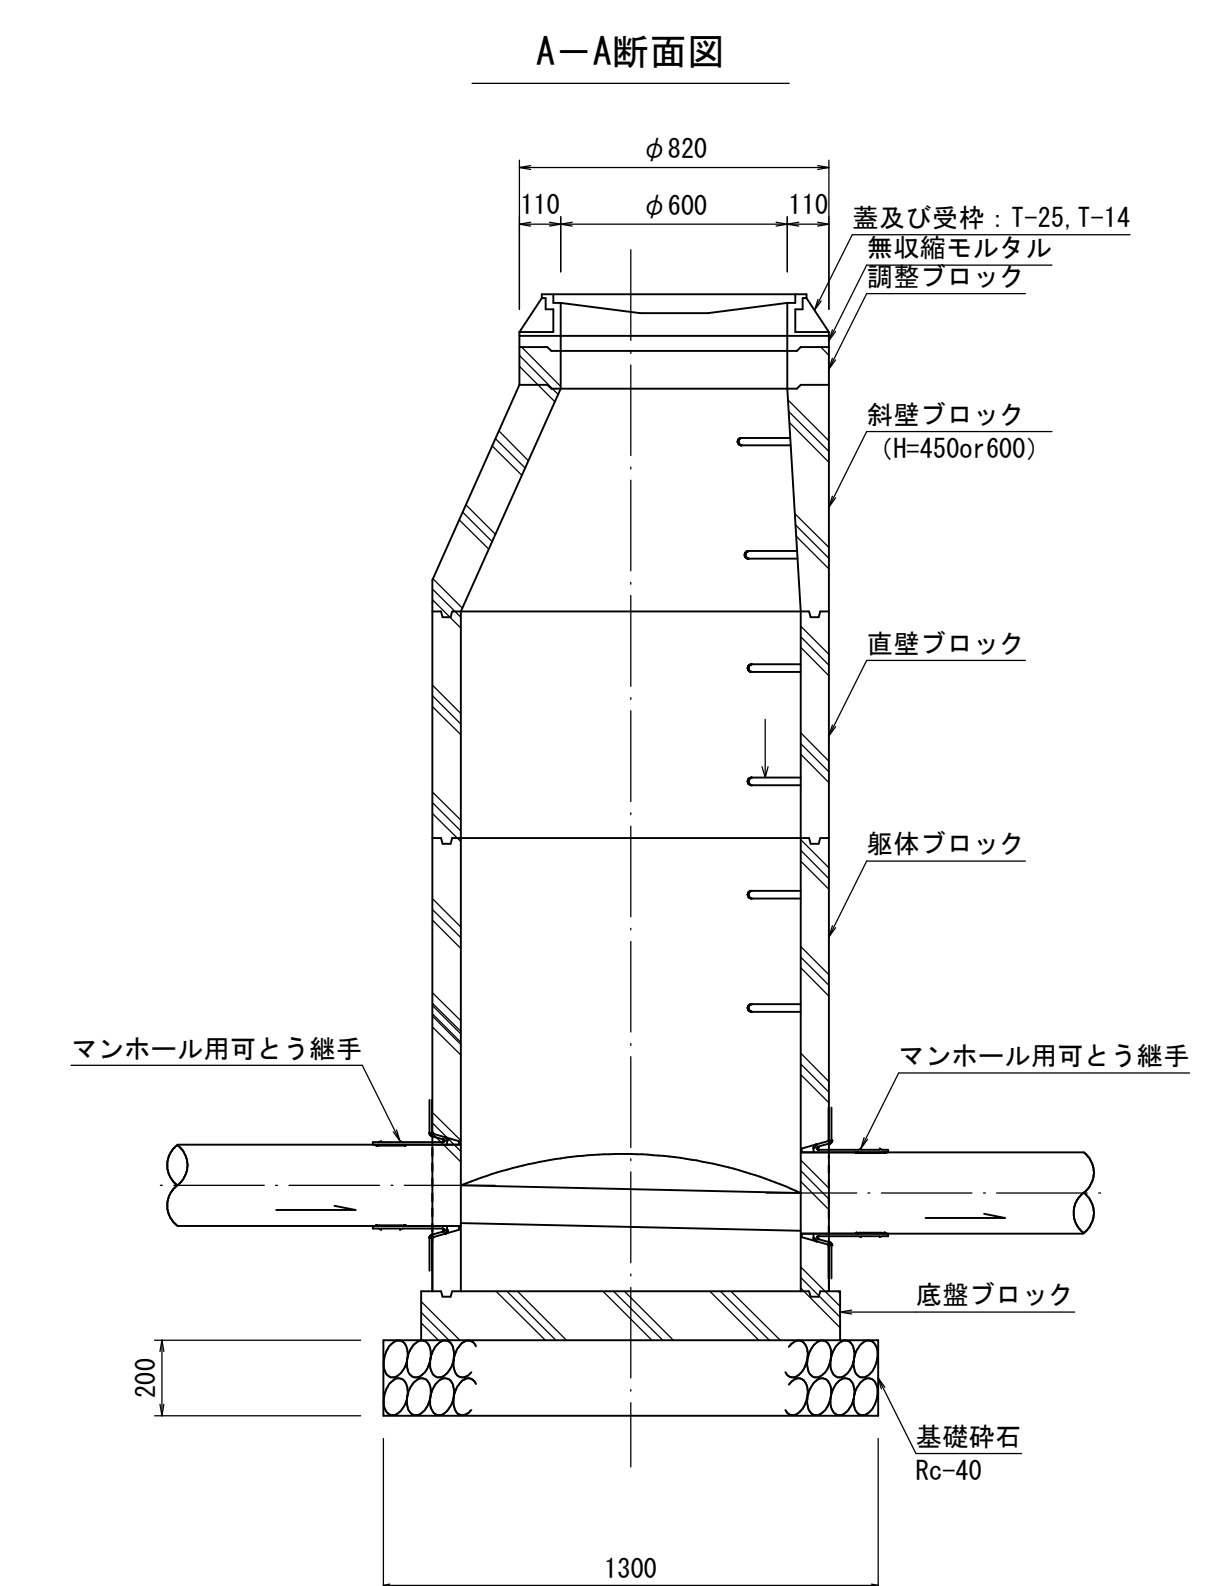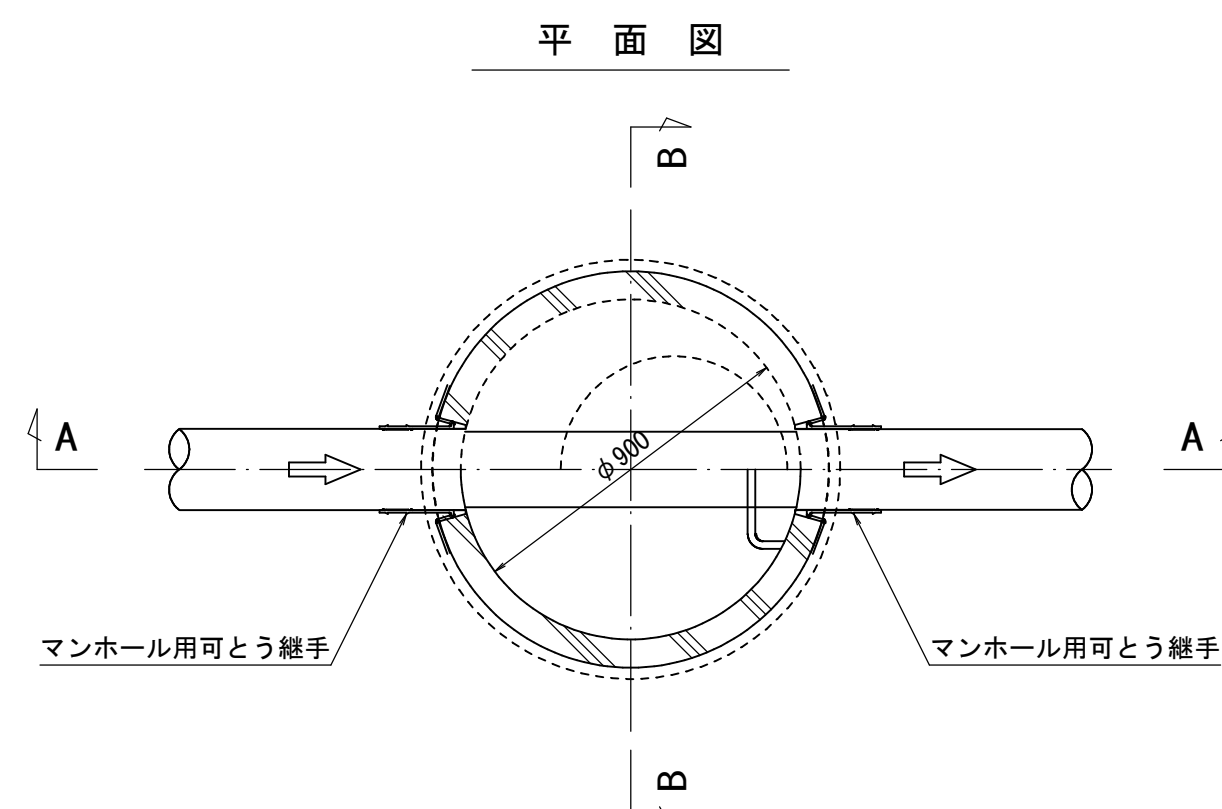



### 小型マンホール（内径30）標準構造図

縮尺 1/20

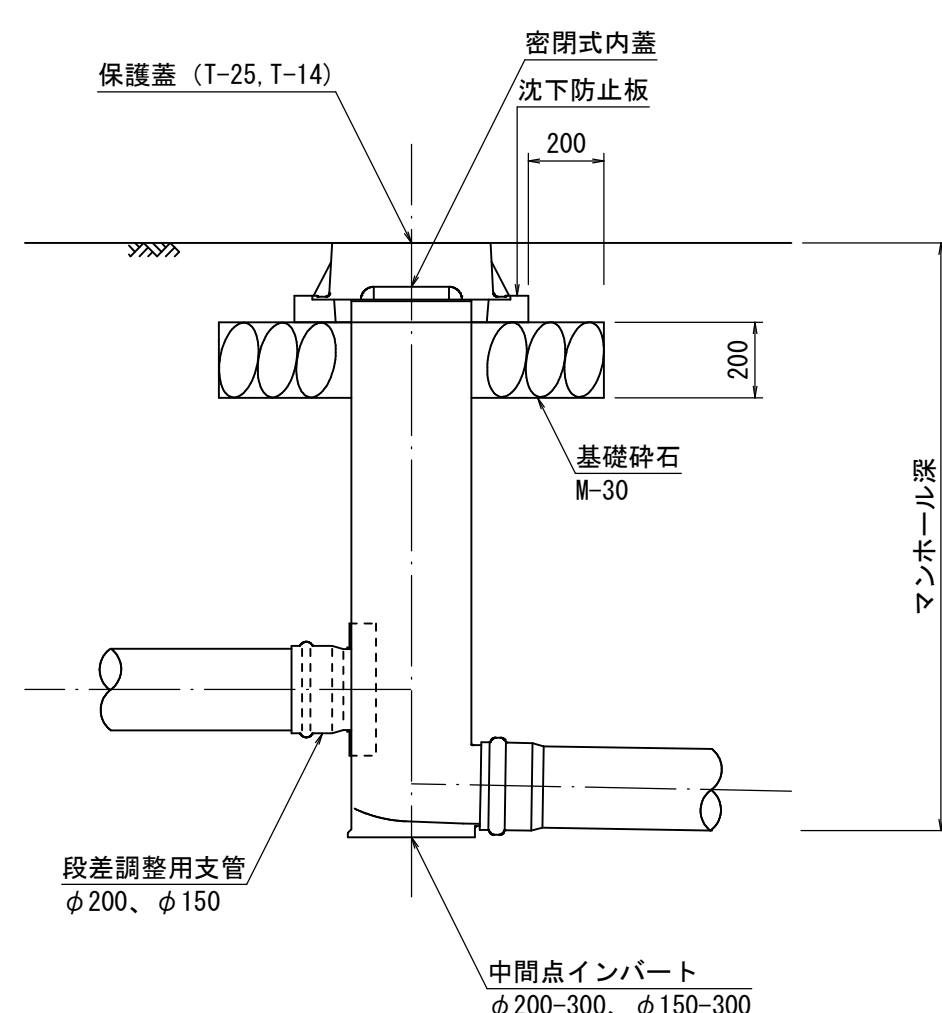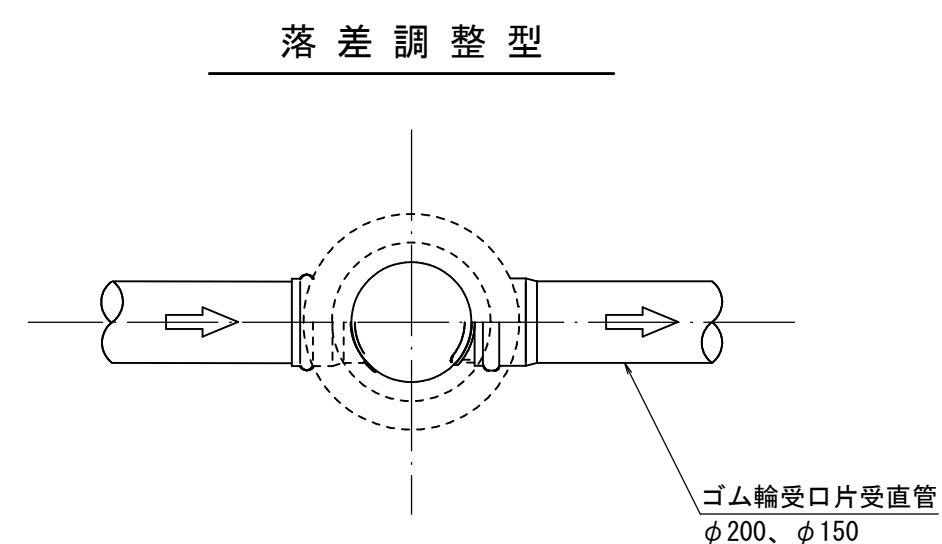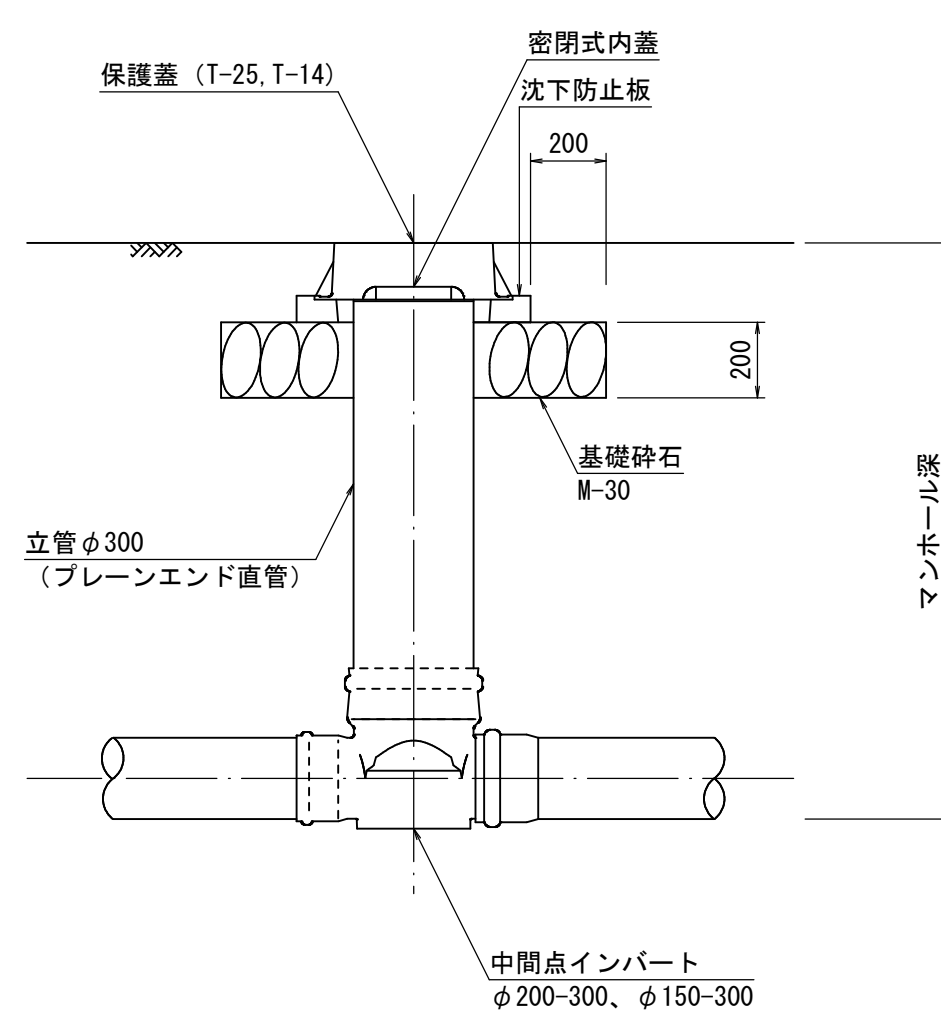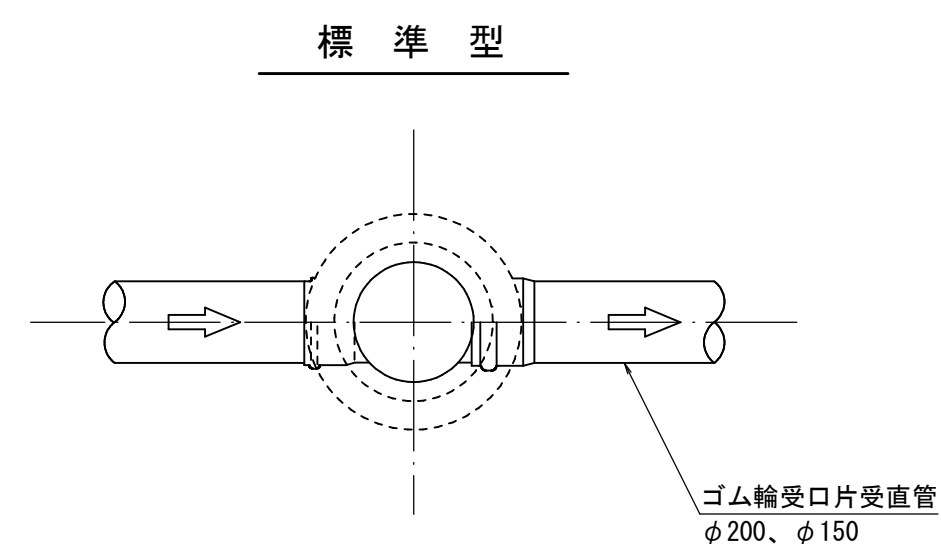

### 内副管設置標準構造図

縮尺 1/30

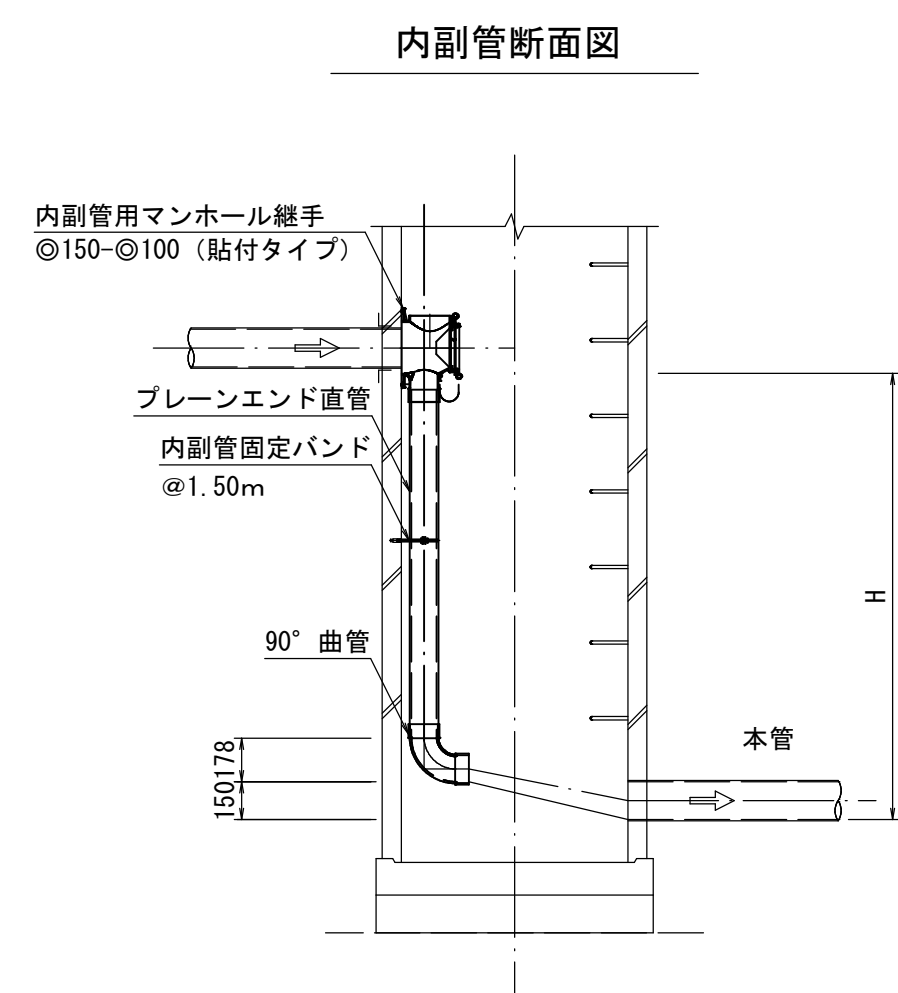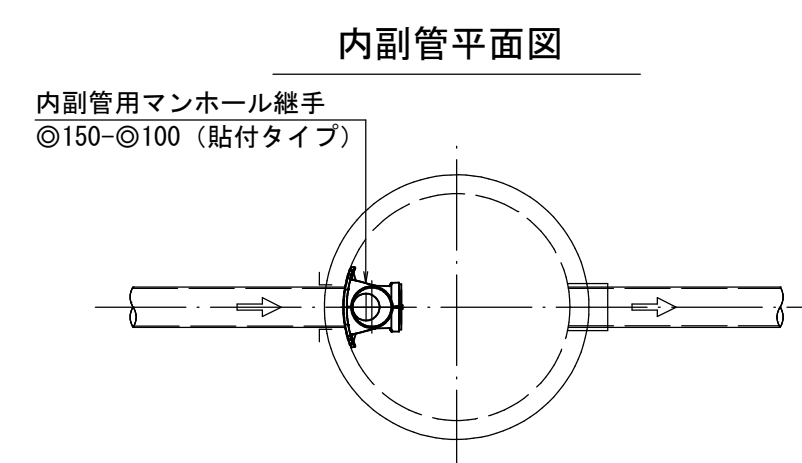

注・施工については、「下水道工事標準仕様書」による。



1·2工区共通

| 外浜系統      |                          | 蚊屋処理分区 |       |
|-----------|--------------------------|--------|-------|
| 件 名       | 熊鷹枝線その7工事                |        |       |
| 図 名       | 楯立マンホール、小型マンホール標準構造図他    |        |       |
| 縮 尺       | 図 示                      | 図 番    | 4 / 5 |
| 調 整 年 月 日 | 平 成      年      月      日 |        |       |
| 設 計 者 氏 名 |                          |        |       |




取 付 管 標 準 図

縮 尺 1/50

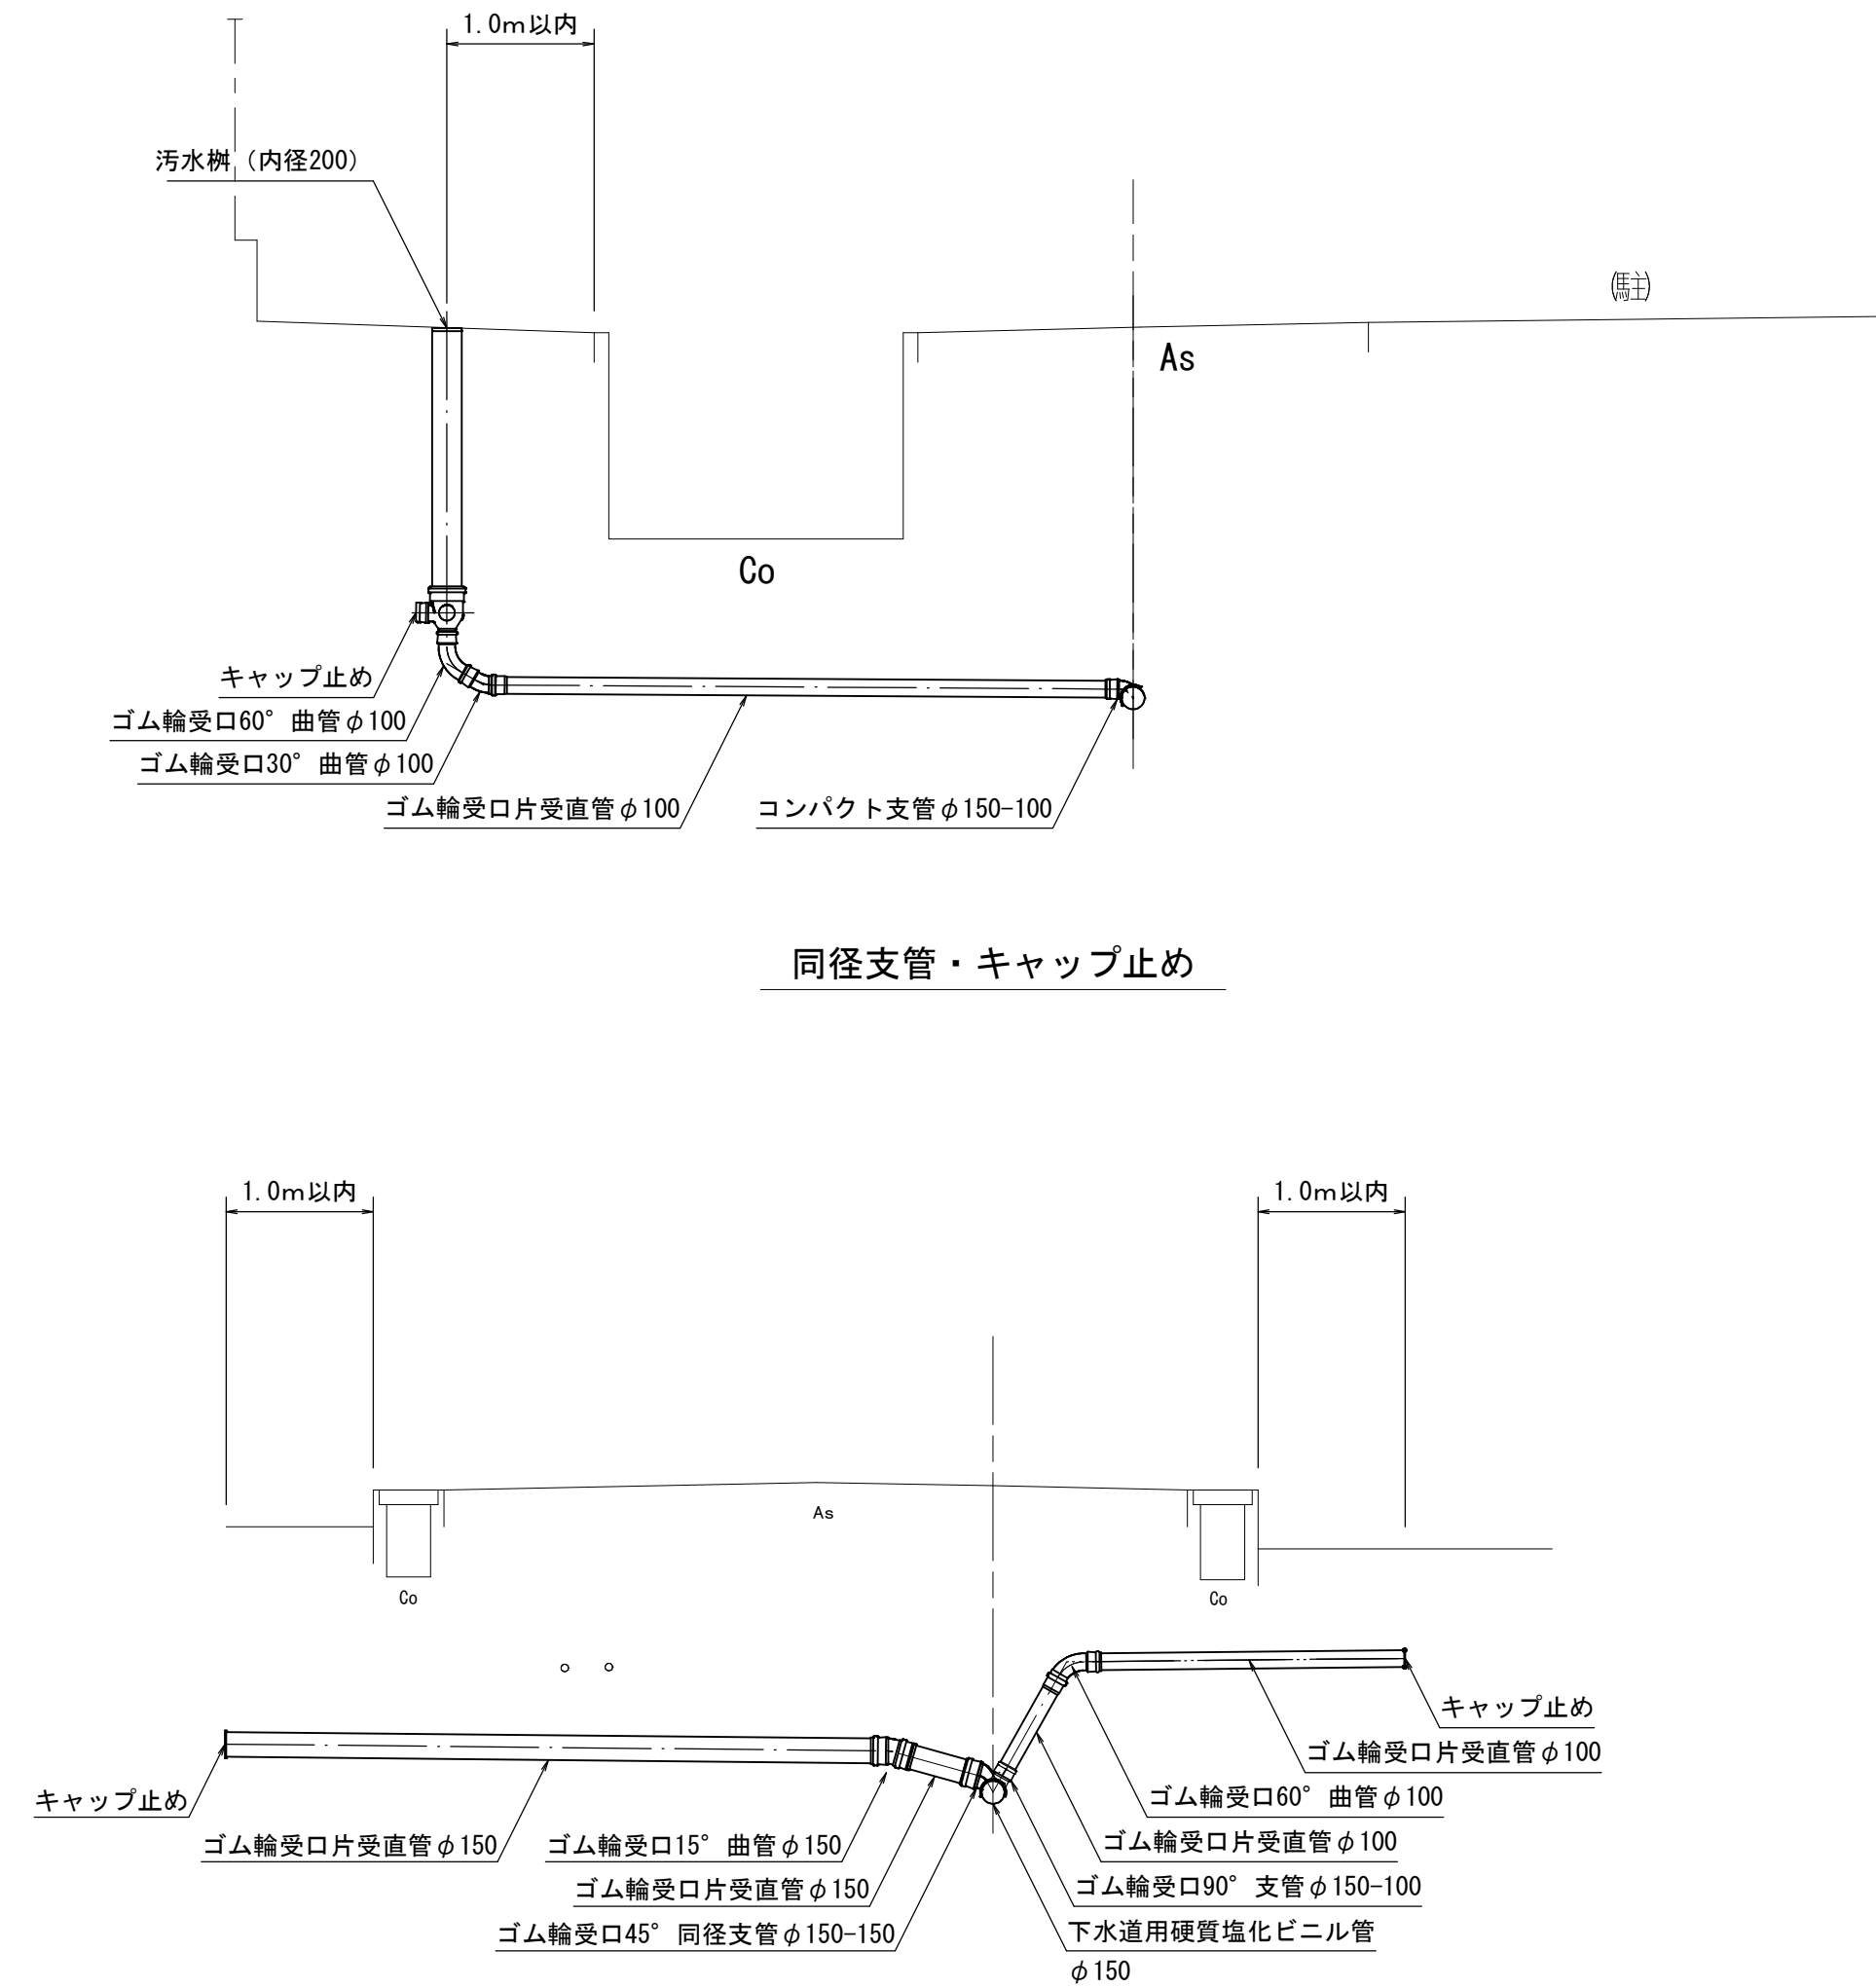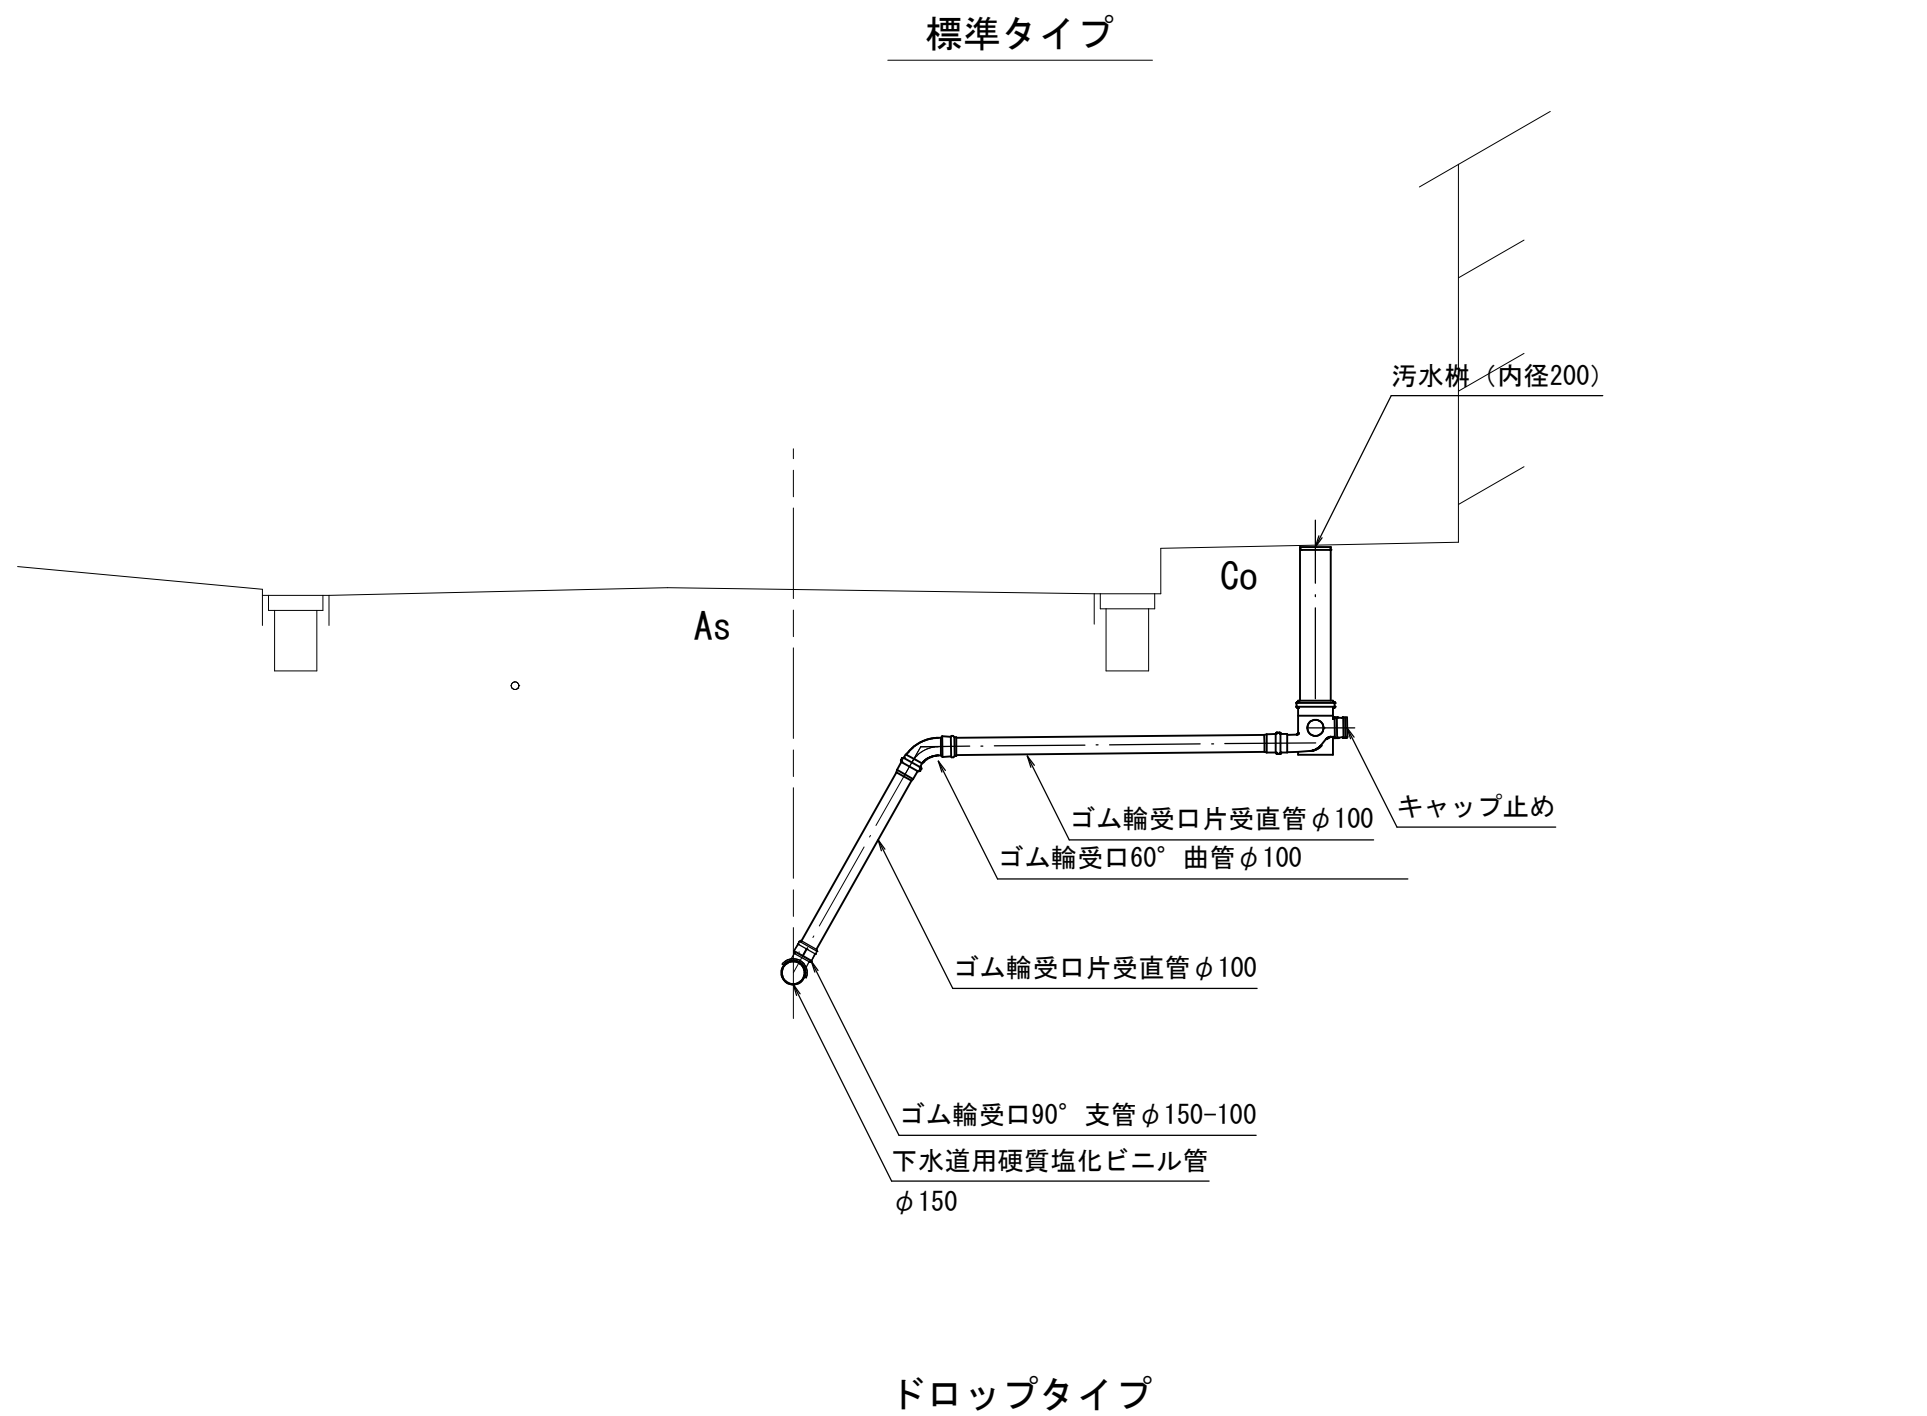


汚 水 樹 標 準 図

縮 尺 1/20

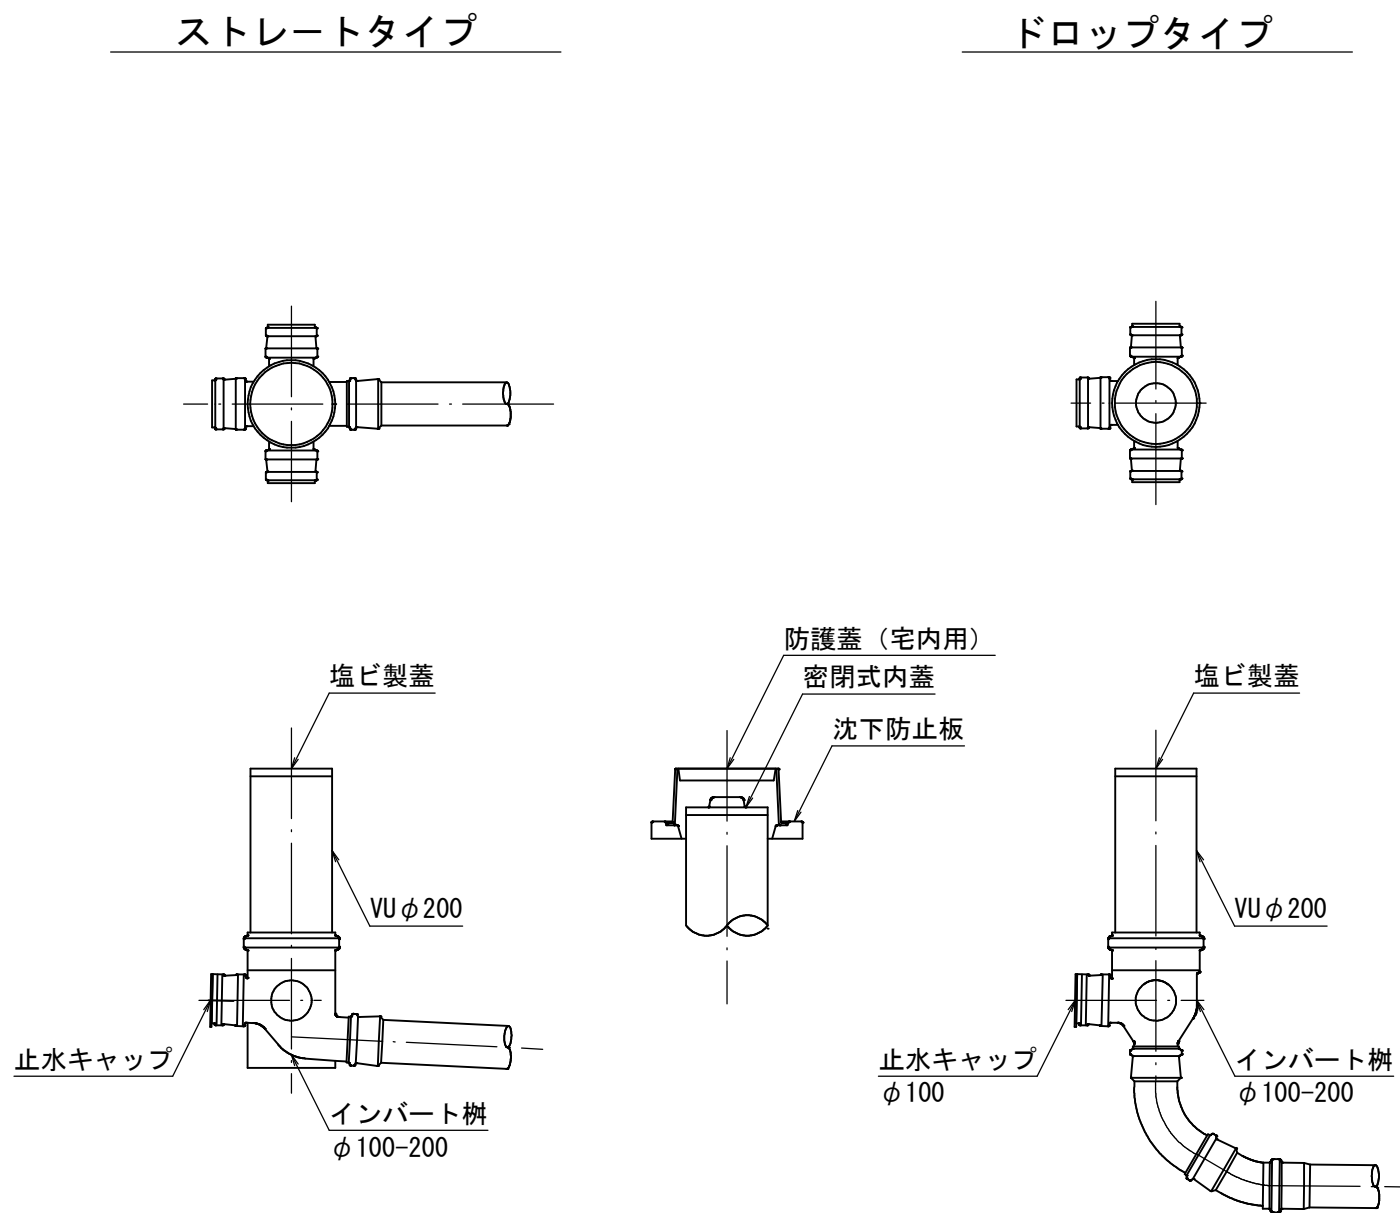


※車庫等の車が入り出す場所は、保護蓋を使用すること。

掘 削 標 準 断 面 図

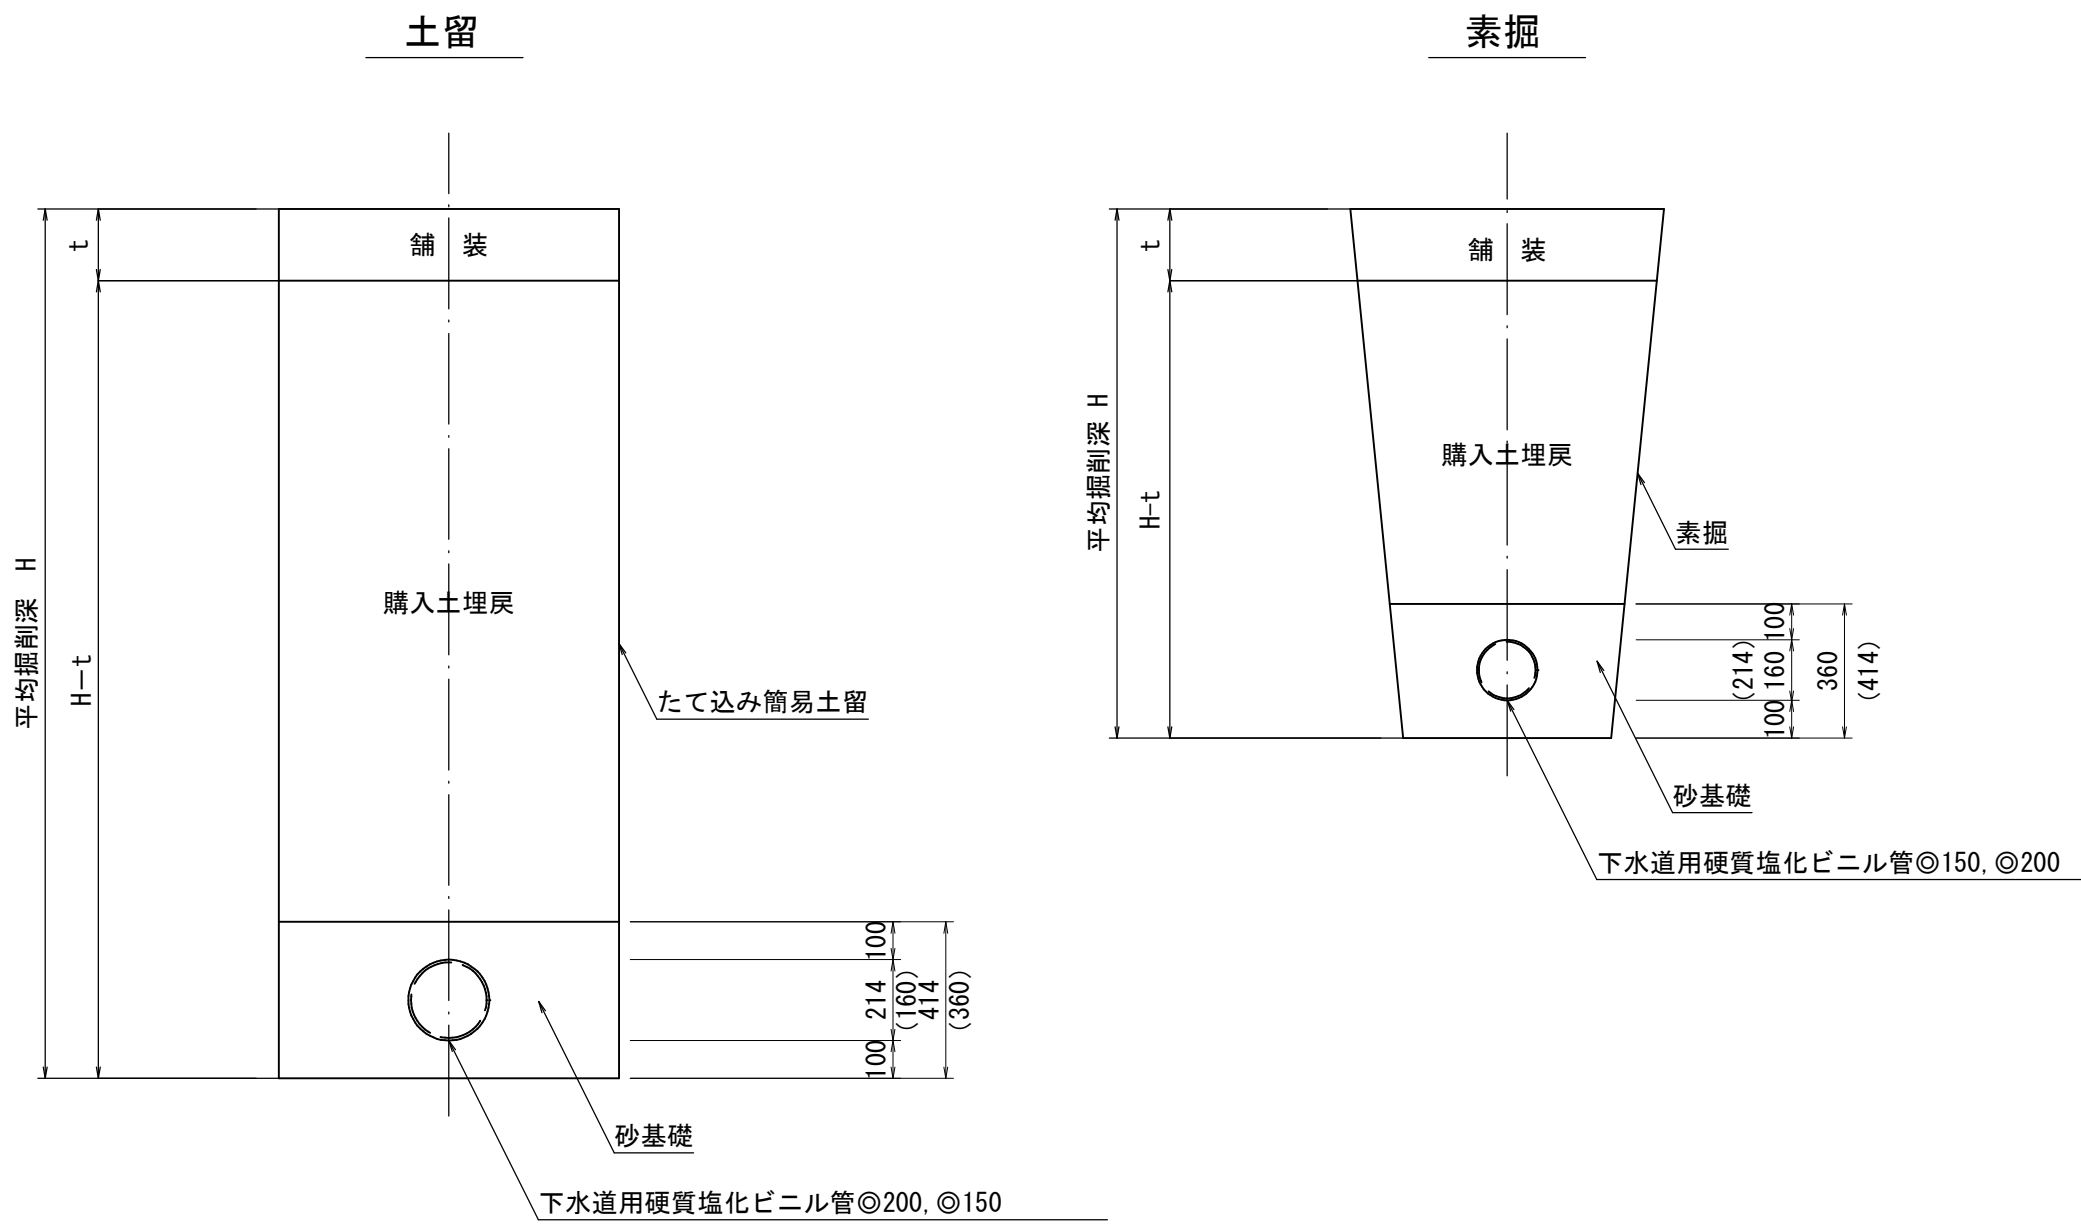

舗 装 復 旧 断 面 図

縮 尺 1/20

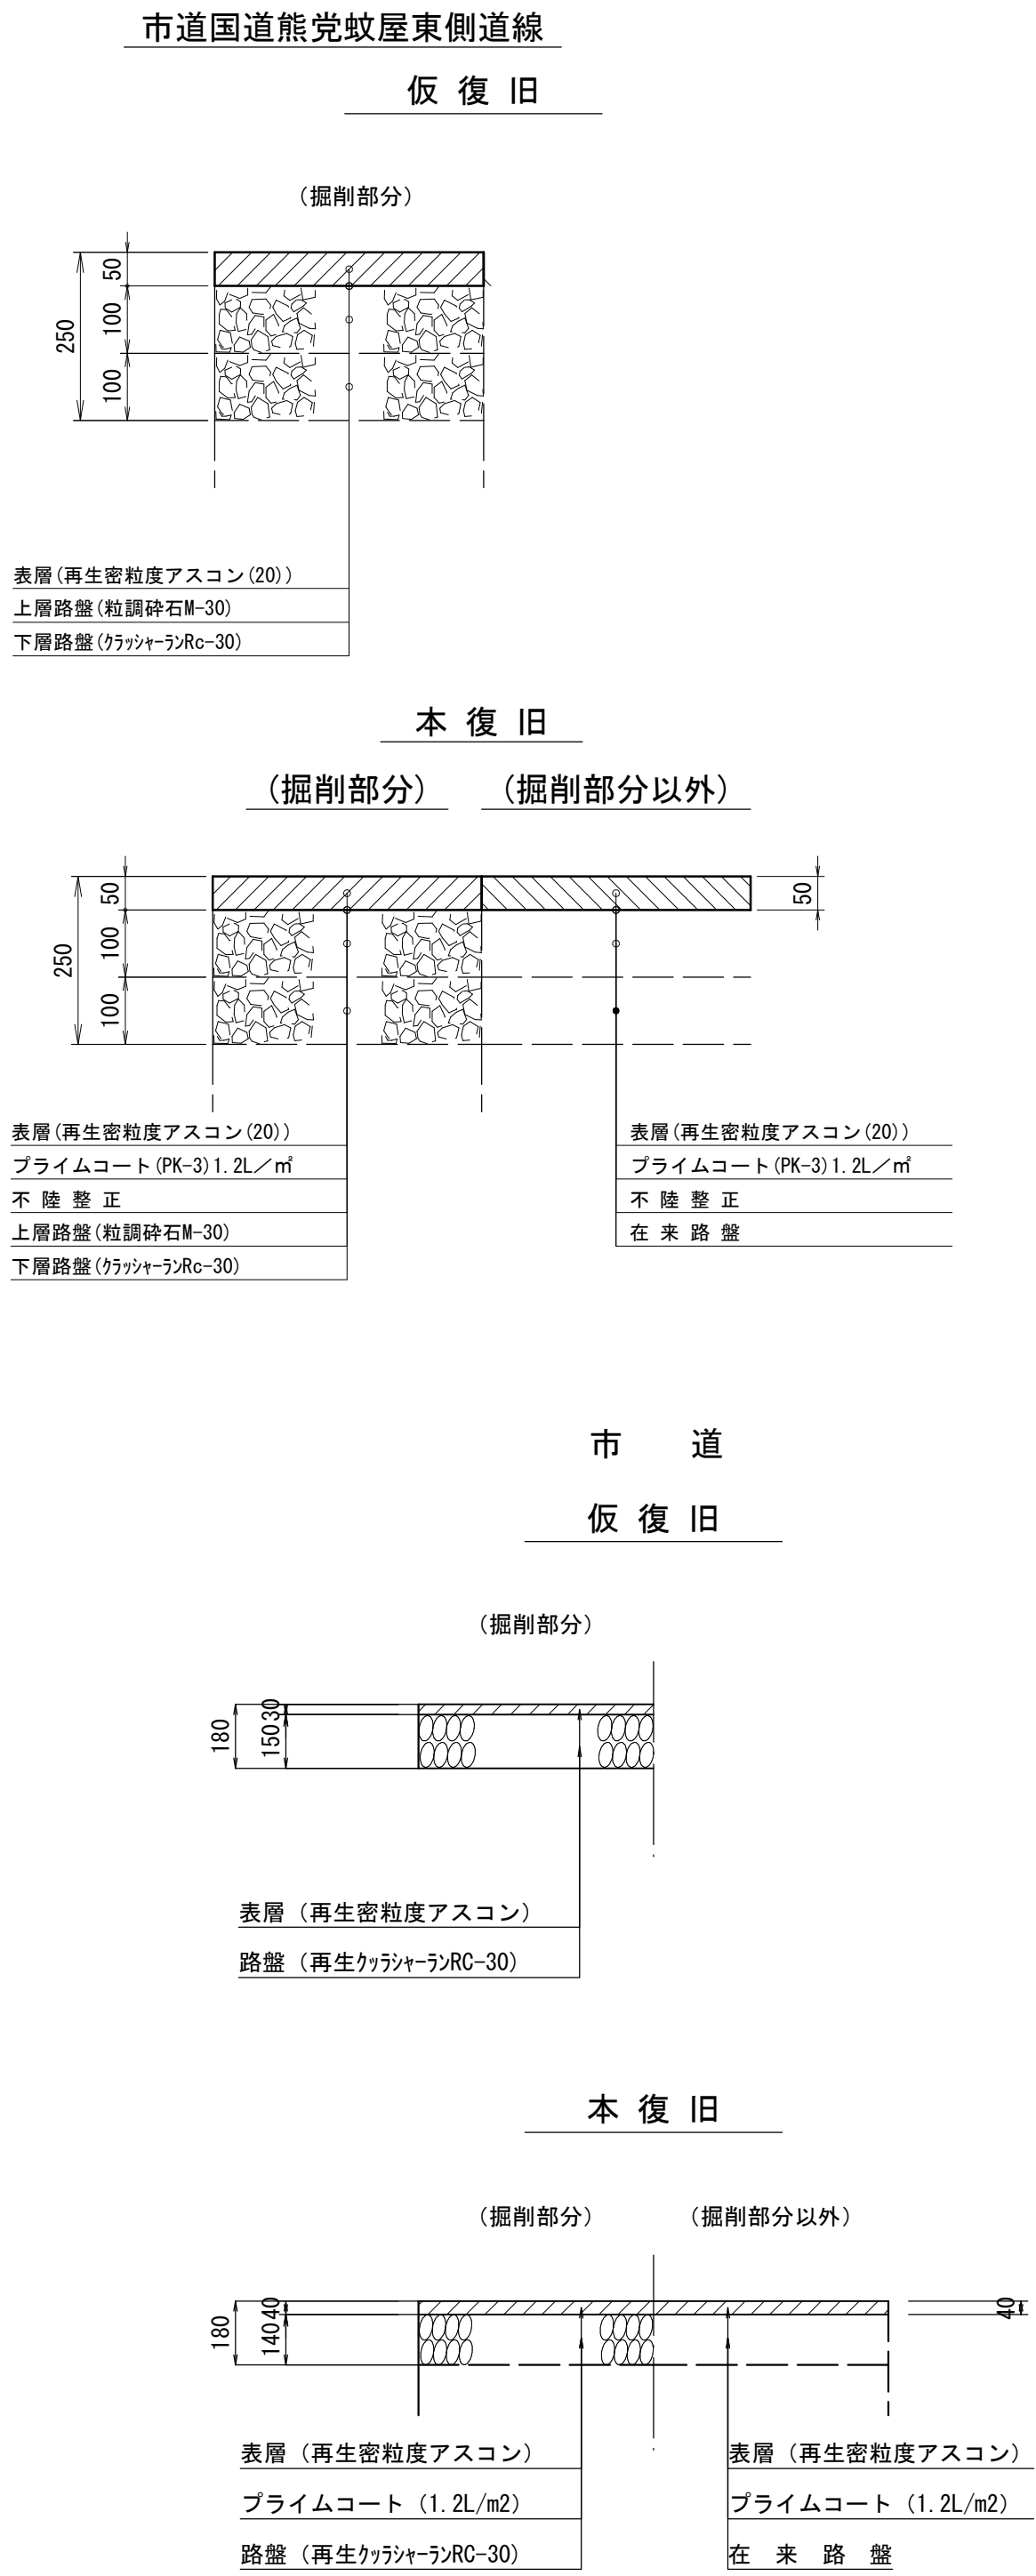


注  
・掘削については「下水道工事標準仕様書」による

米 子 市 下 水 道 部



84  
-5


平面图

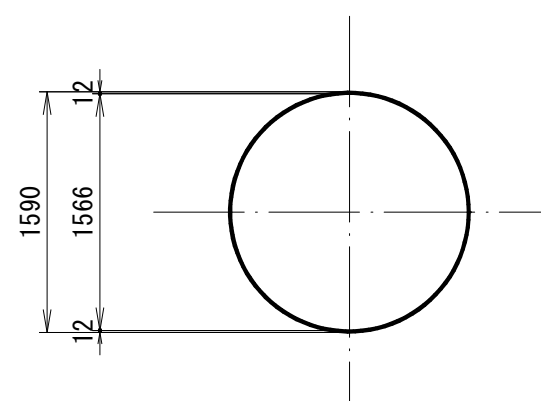



φ2000

φ1500用 円形覆工板

压入掘削図

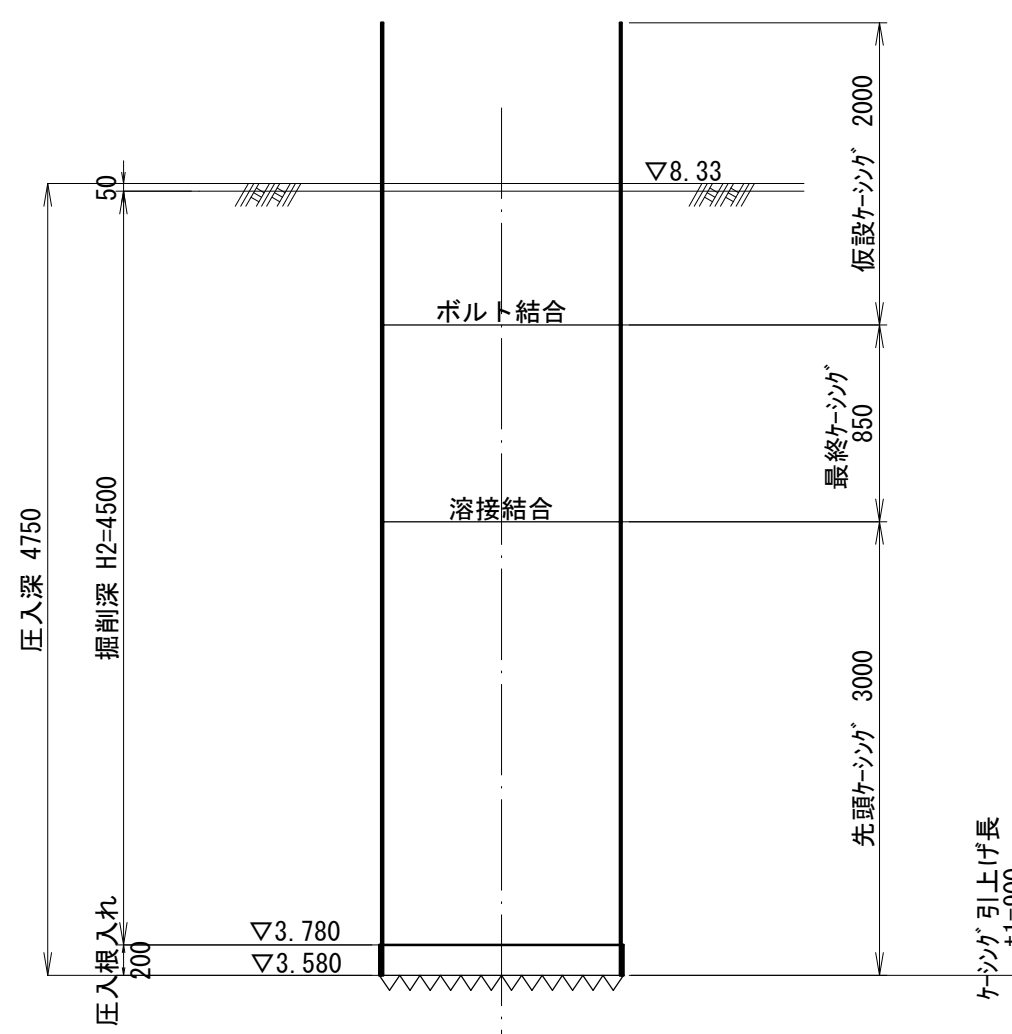


## 立坑構築図

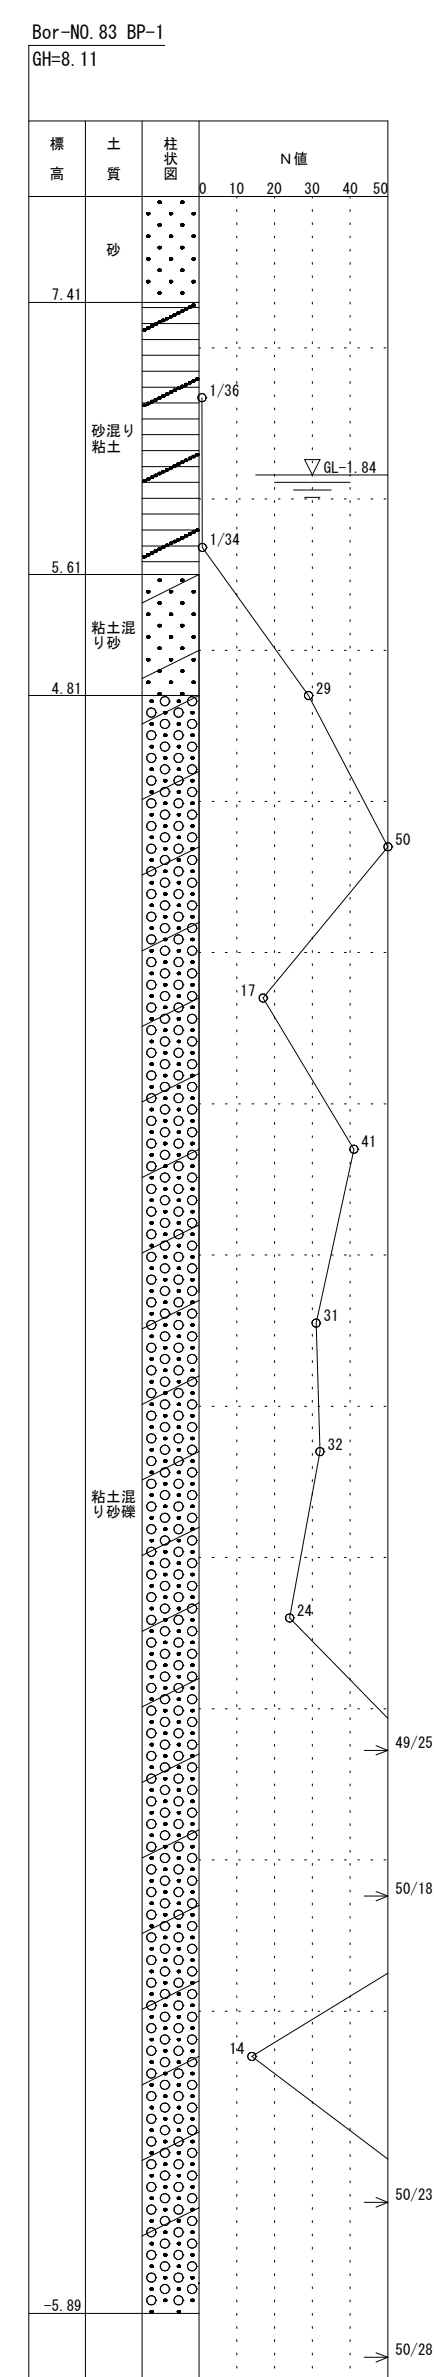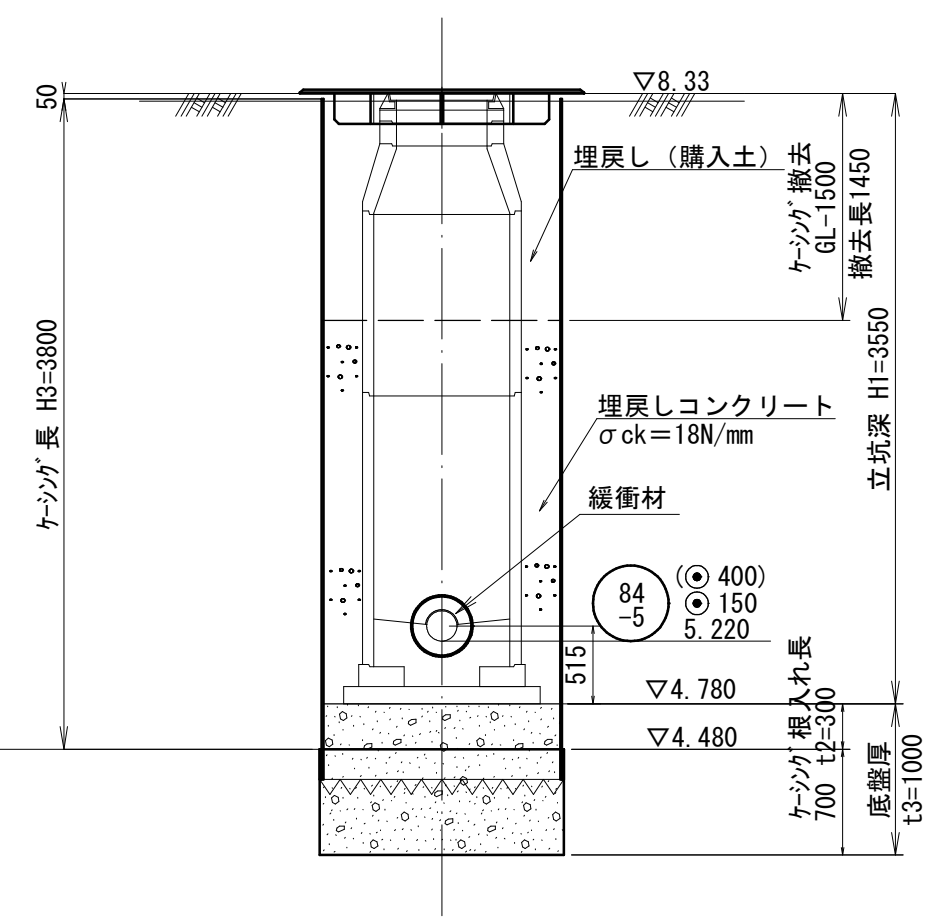


84  
-5


平 面 図

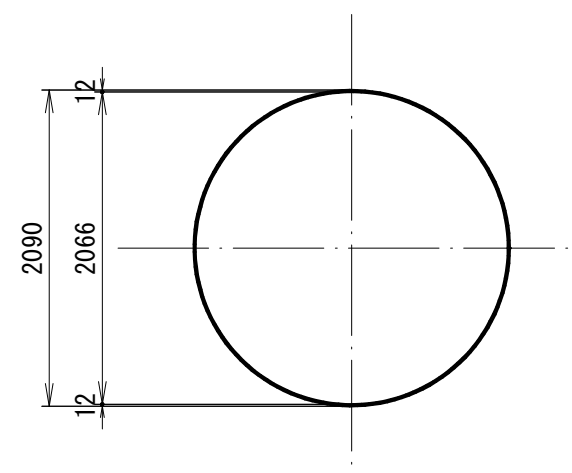

压入掘削図

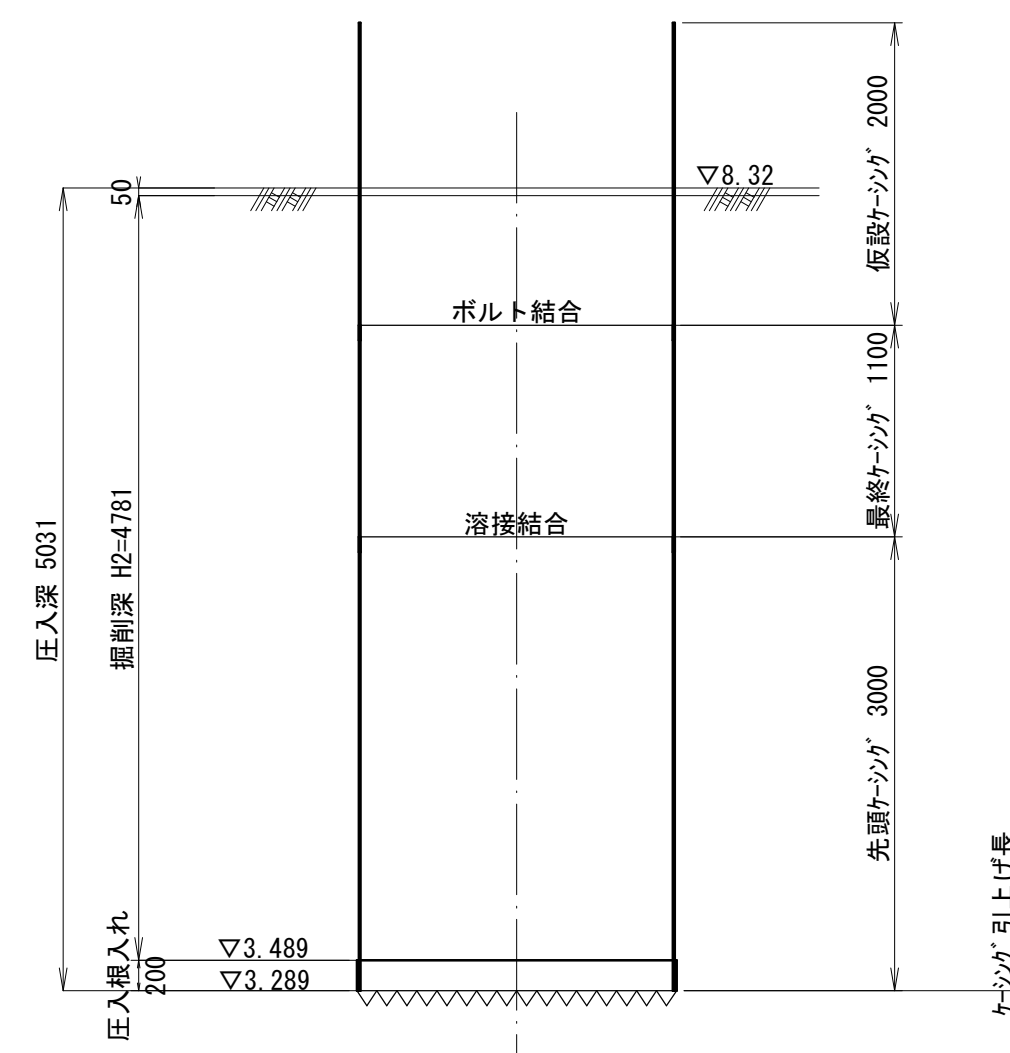

## 立坑構築図

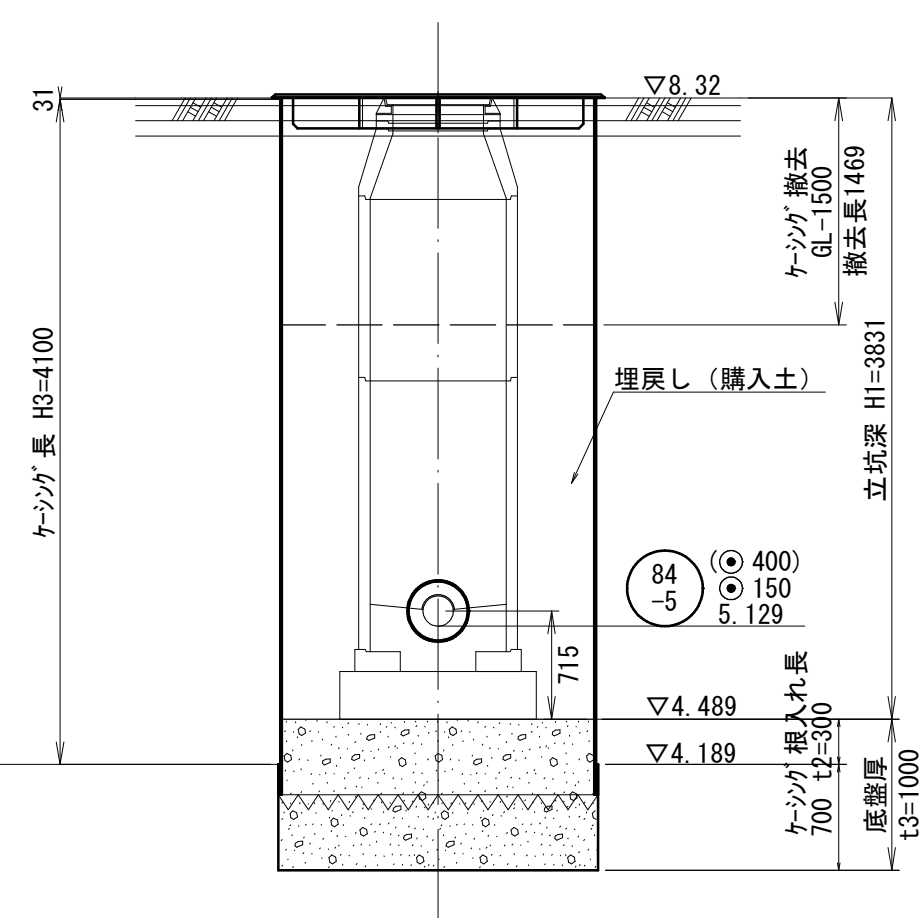

84

|                            |       |           |    |     |        |   |  |  |
|----------------------------|-------|-----------|----|-----|--------|---|--|--|
| 注・施工については、「下水道工事標準仕様書」による。 | 外浜系統  |           |    |     | 蚊屋処理分区 |   |  |  |
|                            | 件名    | 熊党枝線その7工事 |    |     |        |   |  |  |
|                            | 図名    | 立坑仮設図     |    |     |        |   |  |  |
|                            | 縮尺    | 図示        | 図番 | 1/1 |        |   |  |  |
|                            | 調整年月日 | 令和        |    | 年   | 月      | 日 |  |  |
|                            | 設計者氏名 |           |    |     |        |   |  |  |
| 米子市下水道部                    |       |           |    |     |        |   |  |  |