

No. 1 小型マンホール

推定土質柱状図


R4-Bor. 2
計=4.90m

深 高 (m)	土 質 図	N 値
4.10		19 20 40 49
2.80	シルト質粘土 砂	2 16 27 28 35 44 48 20 27
-3.70		
-5.00	硬質粘土 砂	
-5.70		

地下水位
0.00m

1:500

単位 -3.000

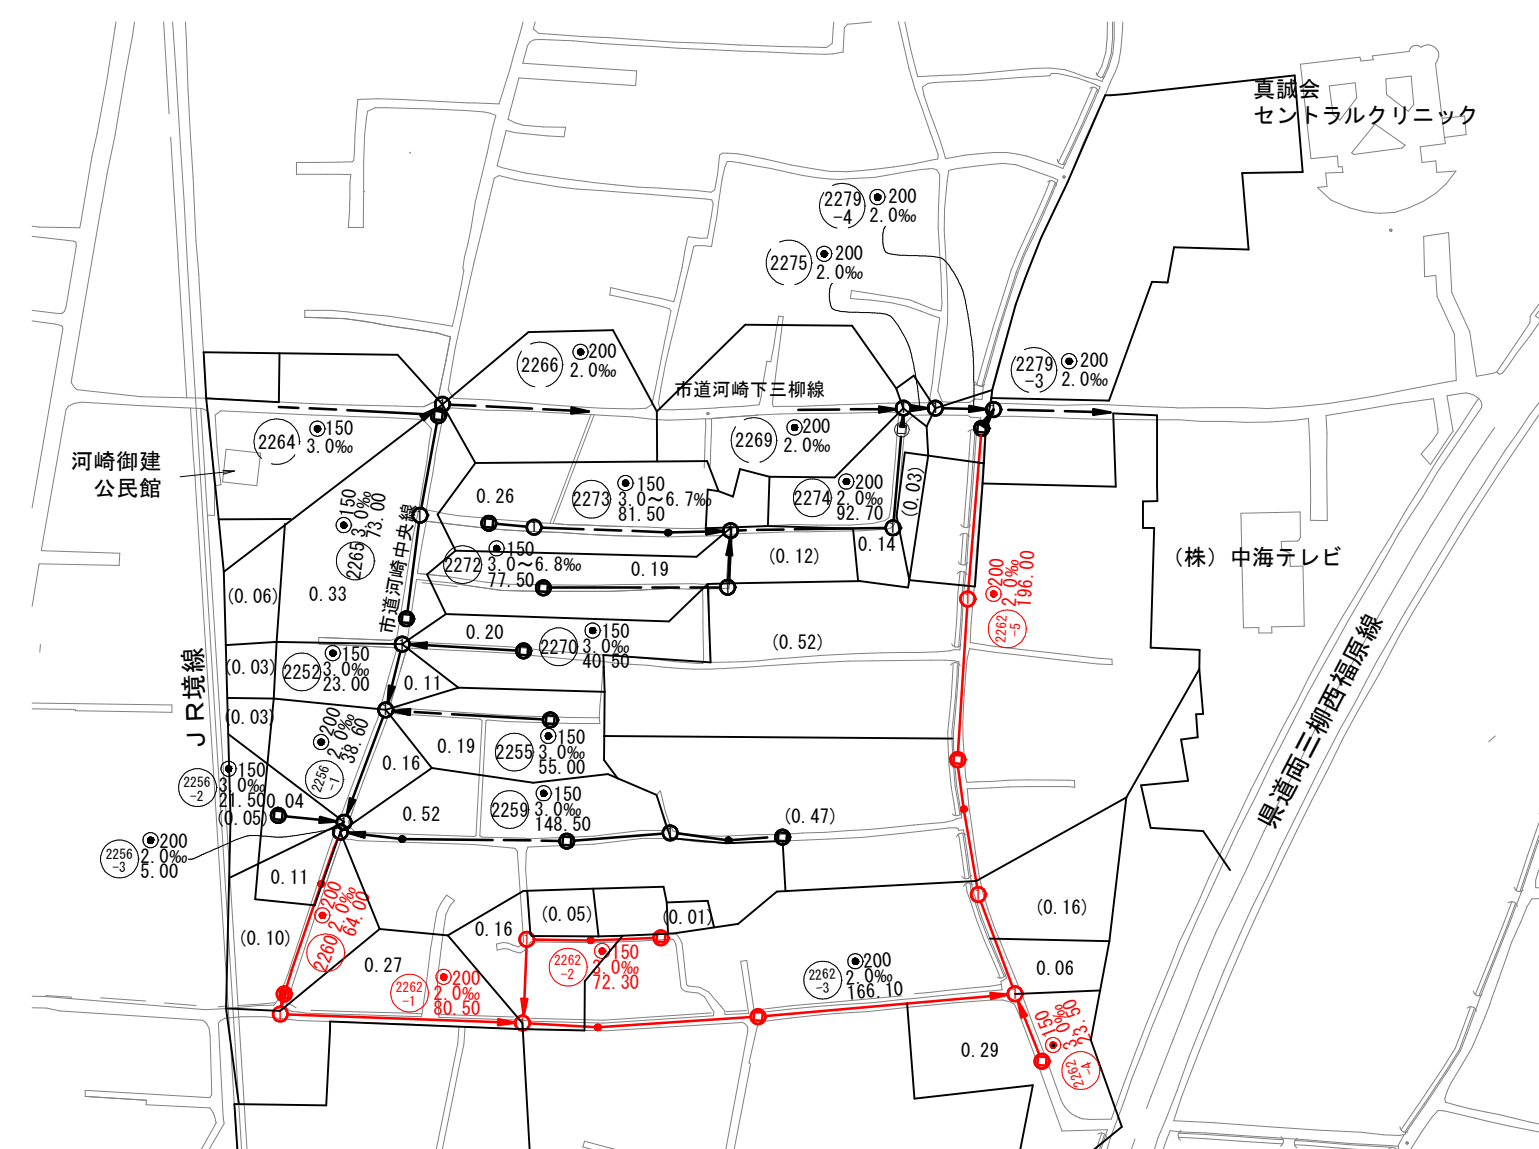

⑬—⑭断面

2.50

0.80 1.01 0.69

0.80 1.70

A5

h=0.80m

水道管HPPE φ75

排水管HP φ300

下水道用硬質塩化ビニル管φ200

水準基標（東京湾中等潮位による）				
所在地		真高	備考	
町名	目標			
皆生温泉 三丁目	皆生処理場 地内	4.760		
外浜系統 三柳処理分区分				
件名	河崎校線の8工事			
図名	系統図・線路詳細図・横断面図			
縮尺	図示	図番	1/6	
調整年月日	令和 年 月 日			
設計者氏名				
米子市下水道部				


注・施工については、「下水道工事標準仕様書」による。

注・汚水樹については塩ビ樹（内径一〇センチメートル）深さ八〇センチメートルを標準とする。

注・取付管については内径一〇センチメートルを標準とする。

平面図


縮尺 1/500

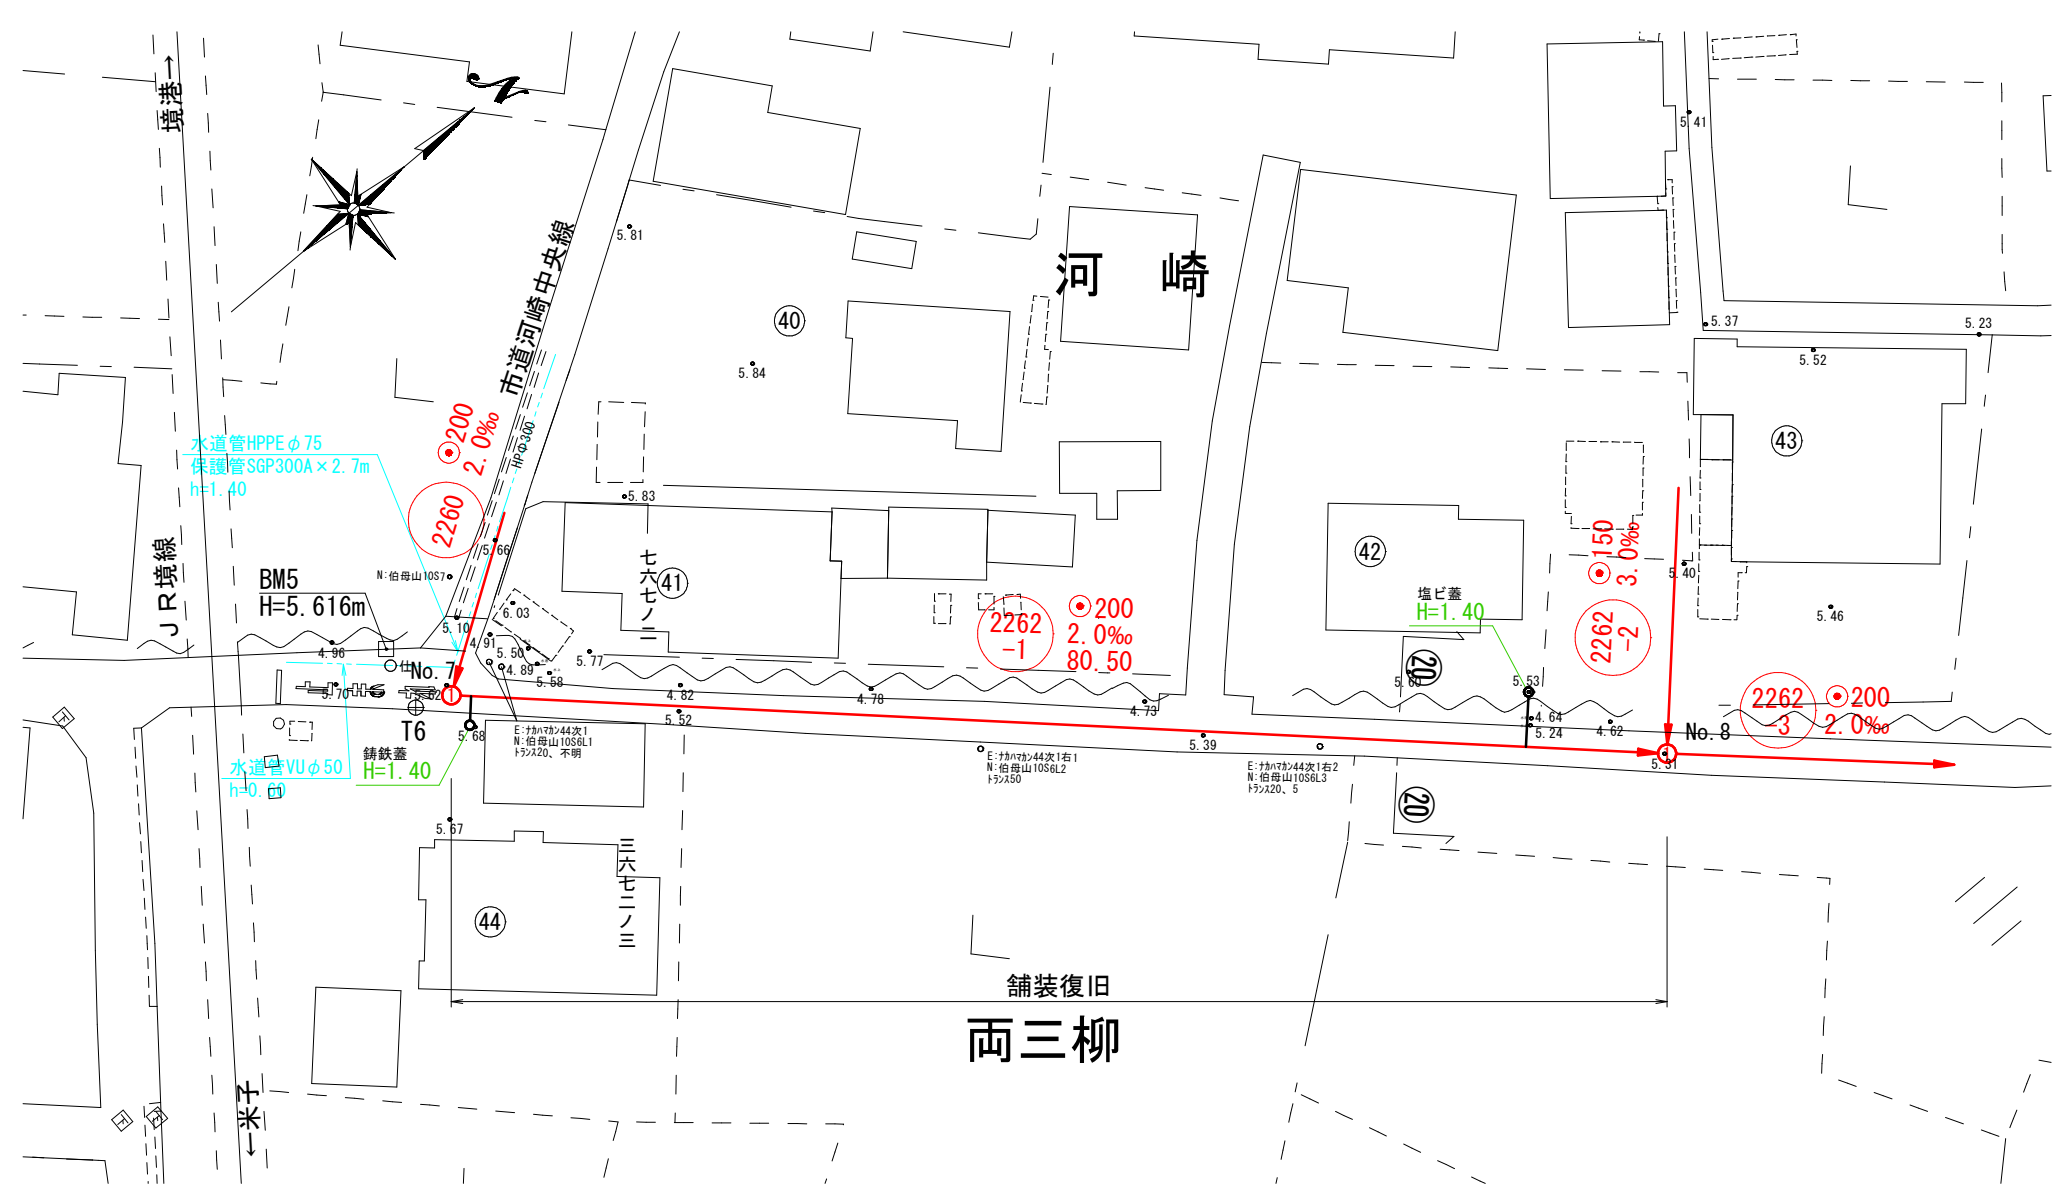

横断面図


縮尺 1/100

20-20断面

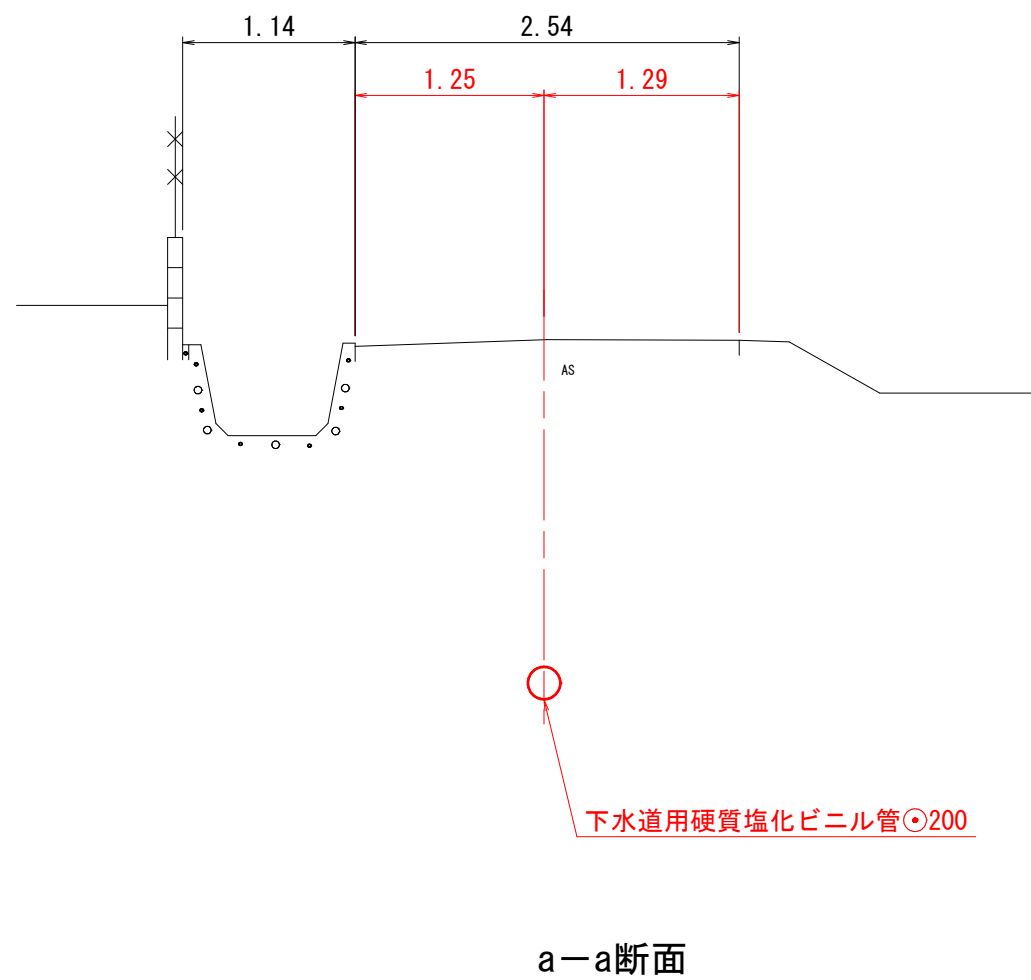


縦断面図

縦尺 1/100
縮尺 1/500

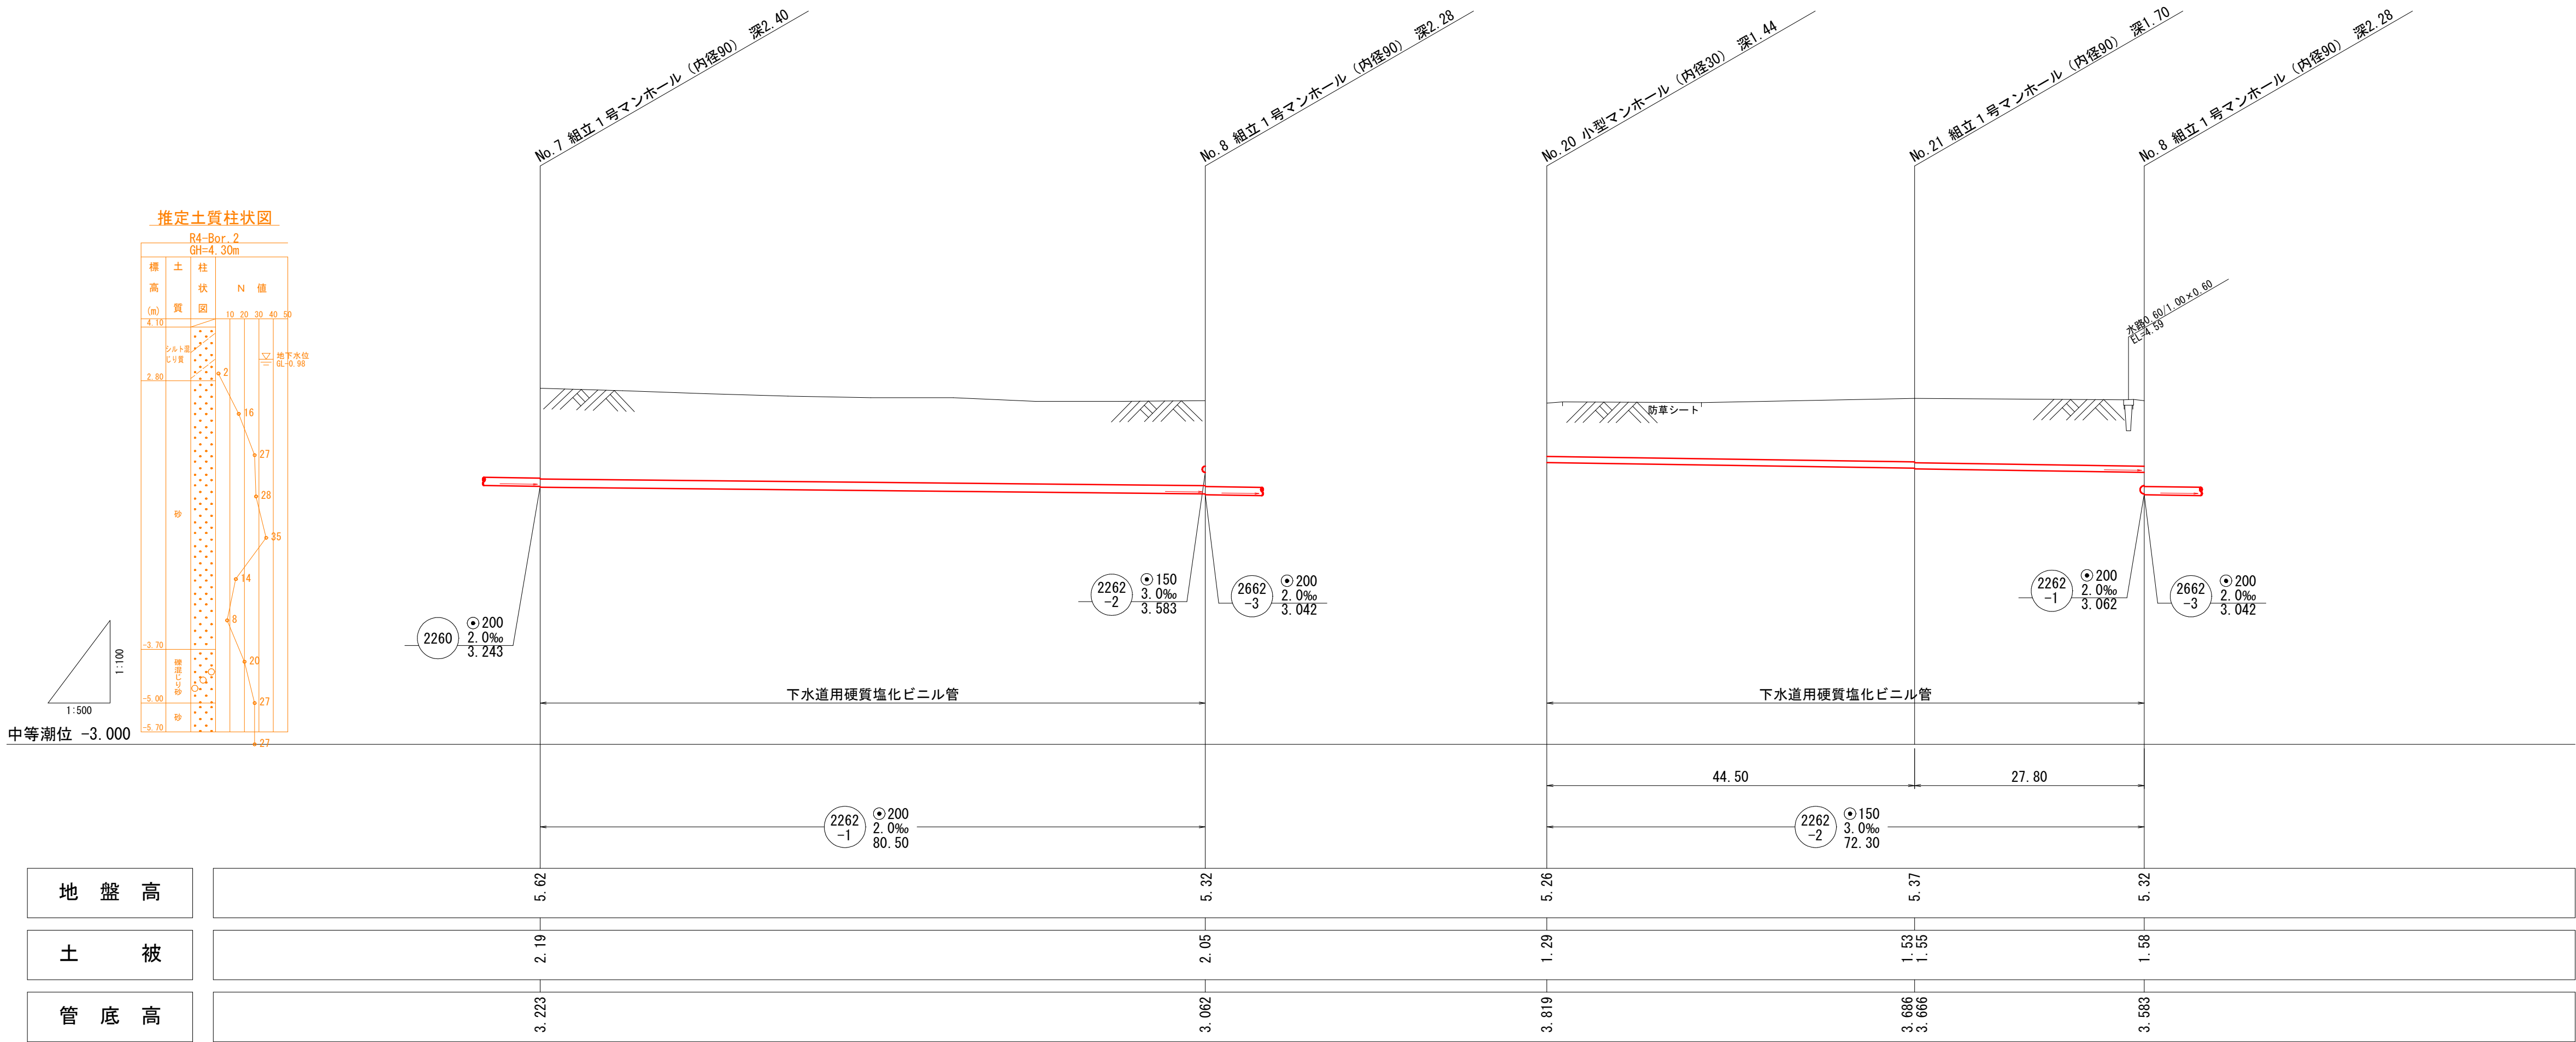

推定土質柱状図

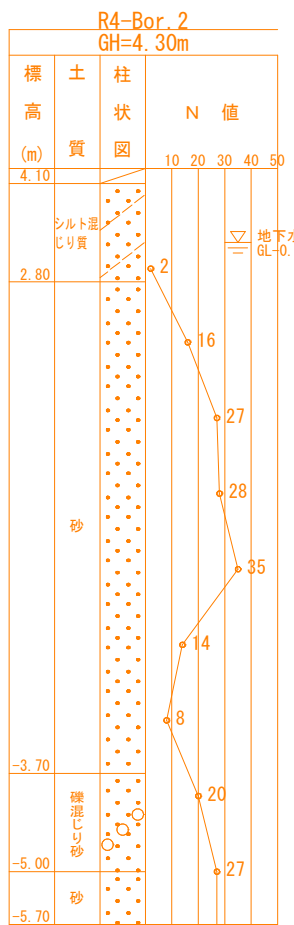


注・
一取付管については内径を標準とする。
注・
一取付管については内径を標準とする。
注・
一取付管については内径を標準とする。

外浜系統					三柳処理分区	
件名	河崎枝線その8工事					
図名	線路詳細図・横断面図					
縮尺	図示		図番		2/6	
調整年月日		令和 年 月 日				
設計者氏名						
米子市下水道部						


平面図

縮尺 1/500

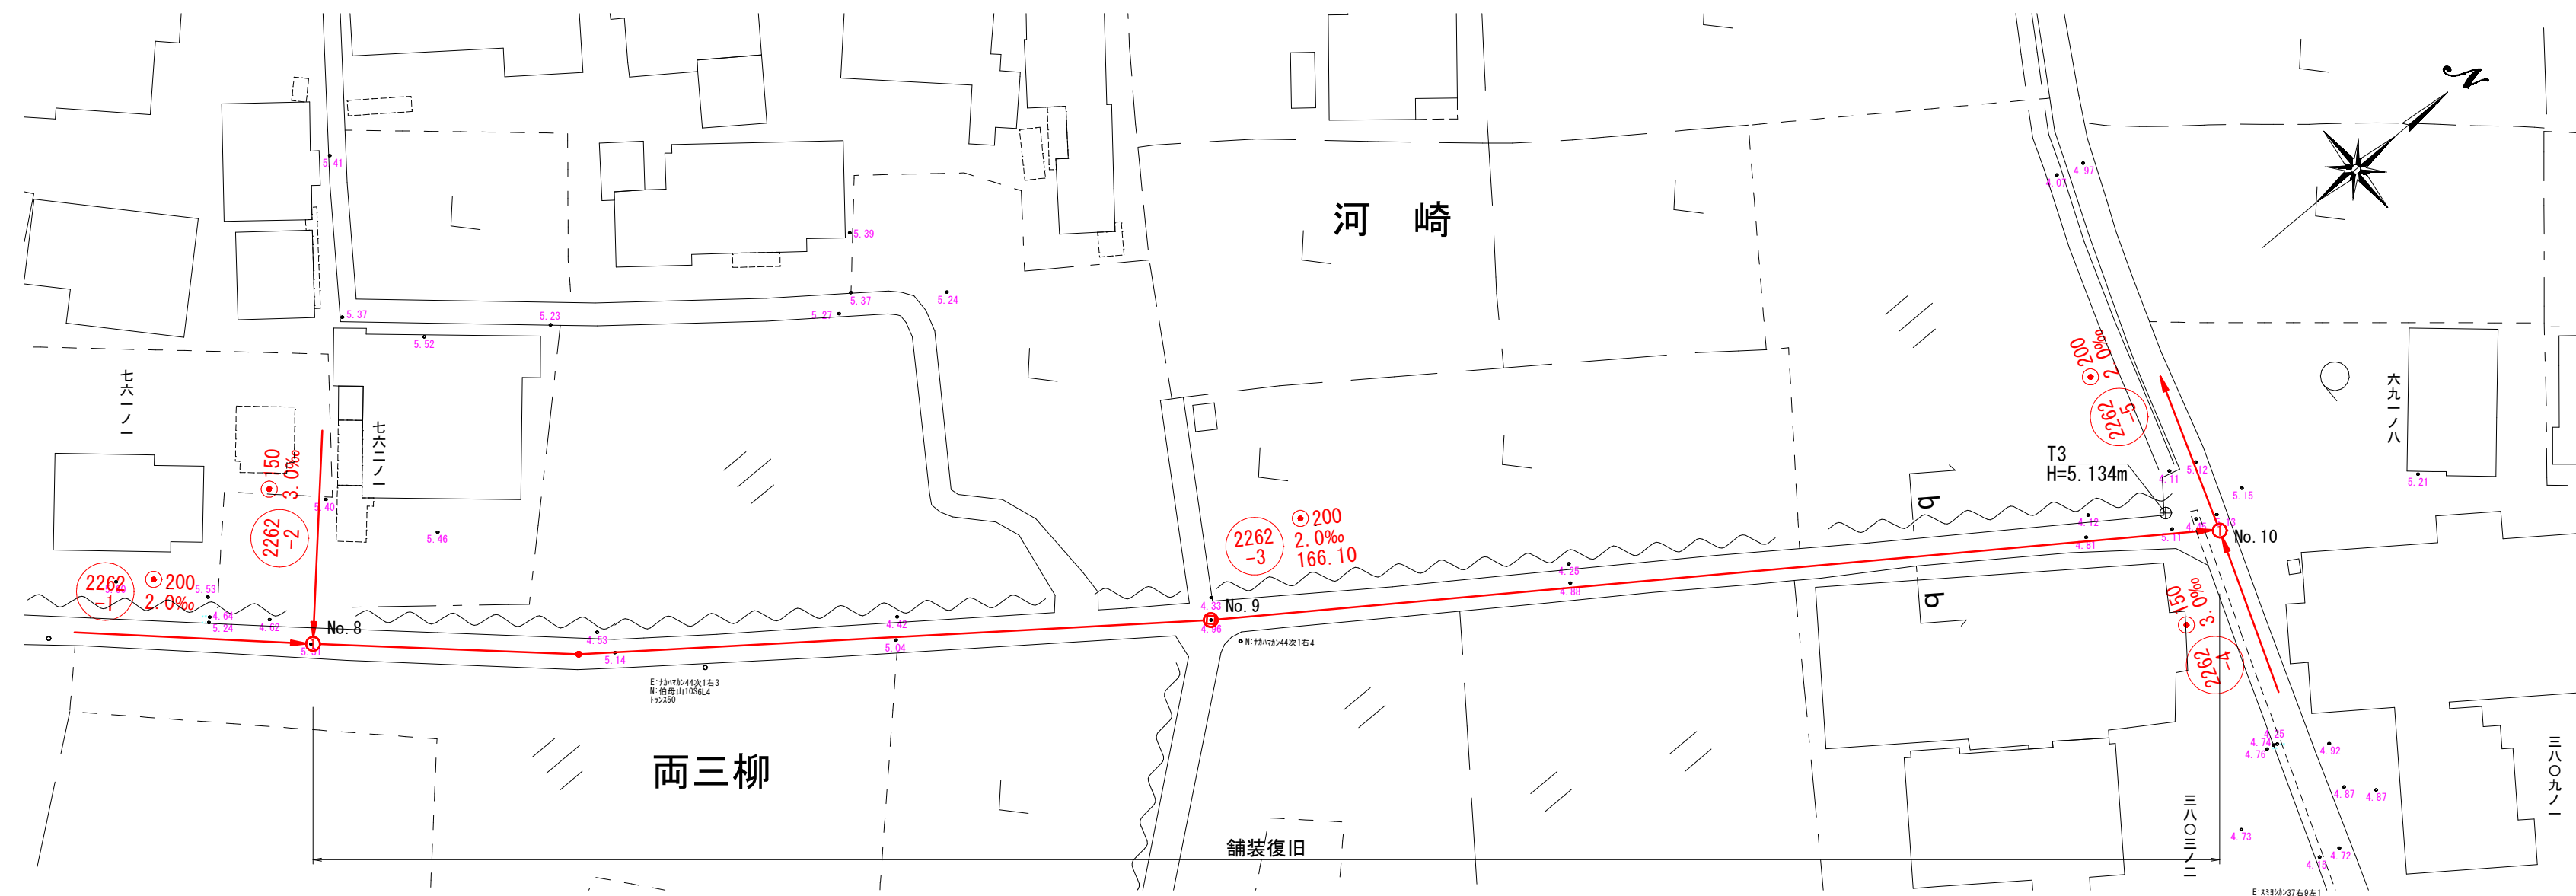

横断面図

縮尺 1/100

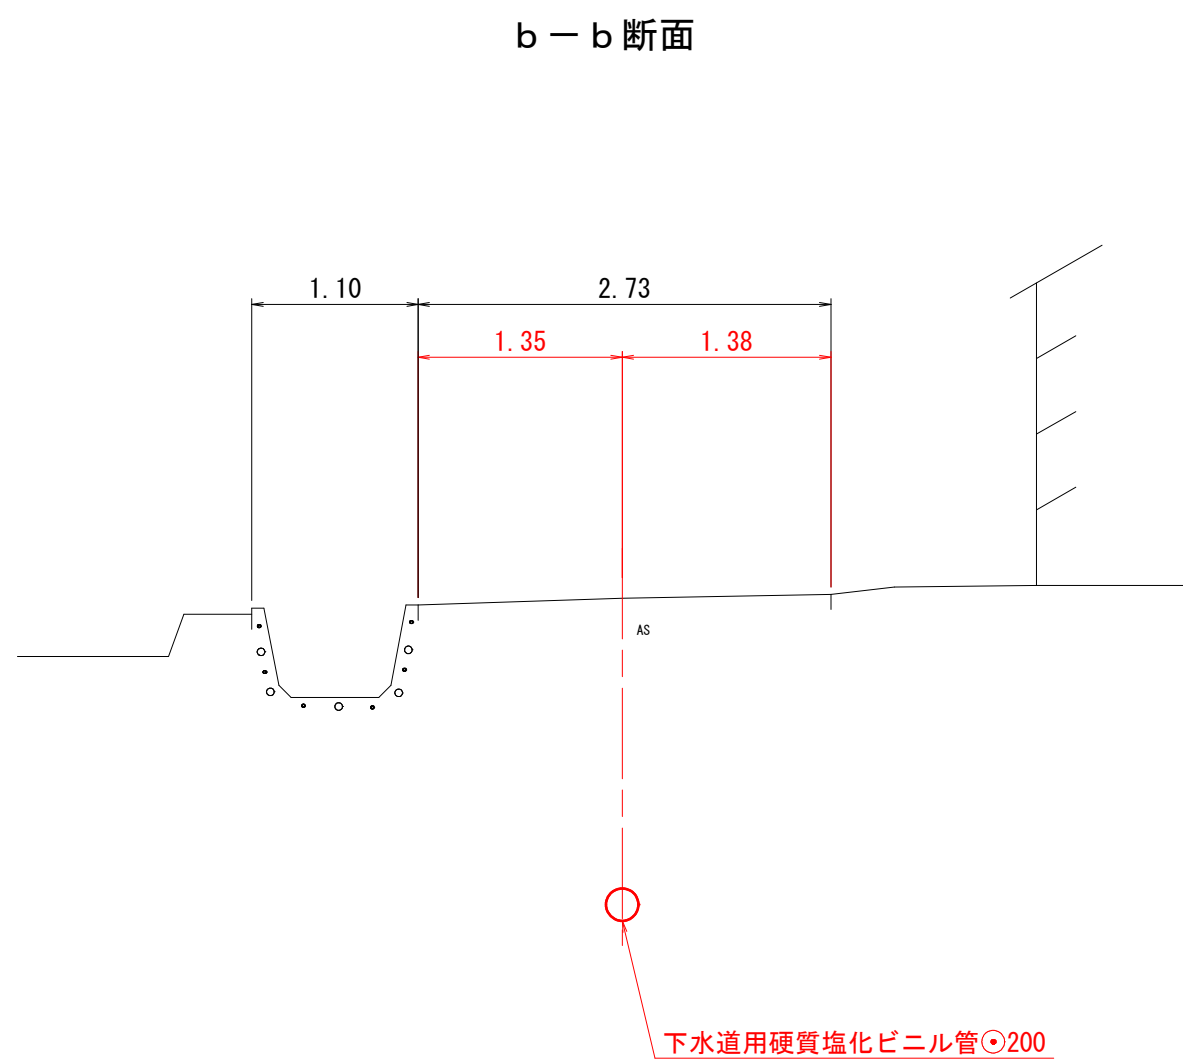


線路詳細図

2262-3


横断面図

縦断面図

縦尺 1/100
縮尺 1/500

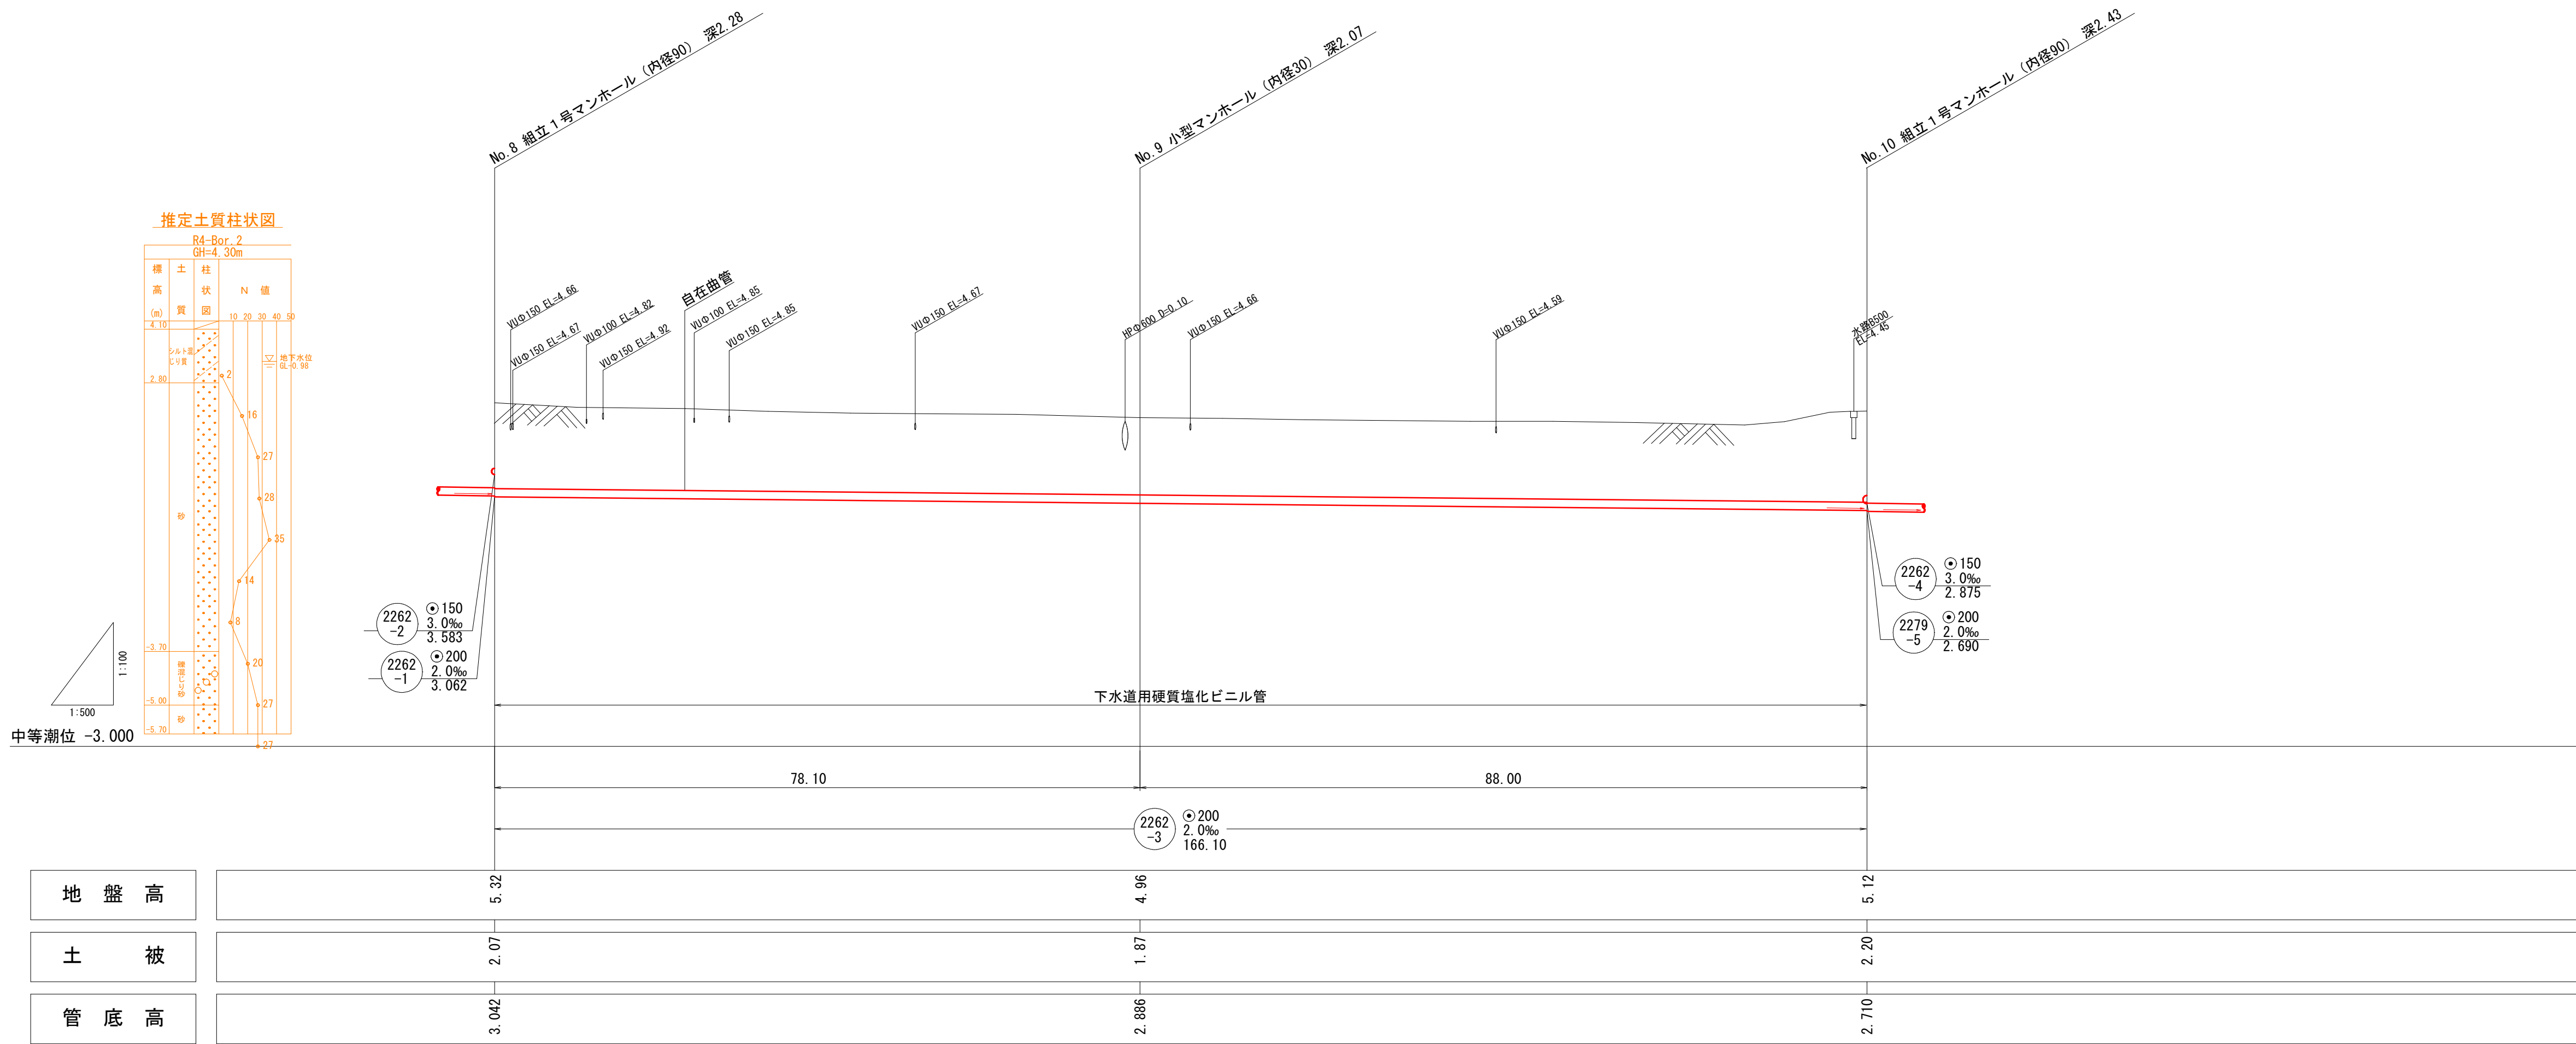

推定土質柱状図

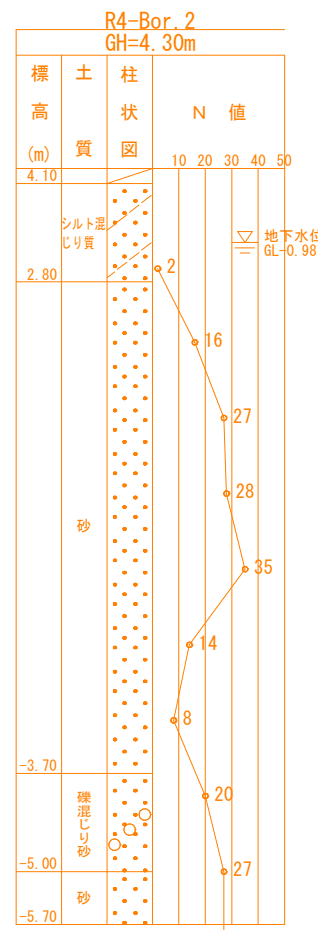

地盤高

土被

管底高

外浜系統 三柳処理分区

件 名	河崎枝線その8工事		
図 名	線路詳細図、横断面図		
縮 尺	図 示	図 番	3/6
調 整 年 月 日	令和 年 月 日		
設 計 者 氏 名			
米 子 市 下 水 道 部			

注・標準仕様については「下水道工事標準仕様」による。
注・汚水樹については「汚水樹標準仕様」による。
注・内径80センチメートルを標準とする。
注・取付管については内径を標準とする。

平面図

縮尺 1/500

横断面図


縮尺 1/100

線路詳細図

2262-4 2262-5


横断面図

①-①断面

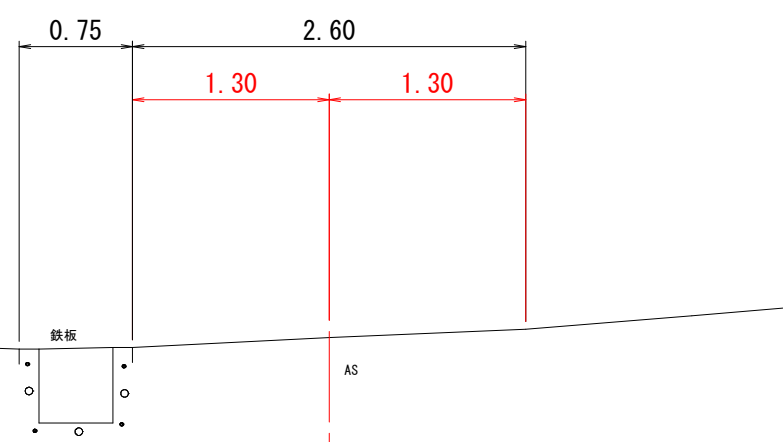

下水道用硬質塩化ビニル管φ150

②-②断面

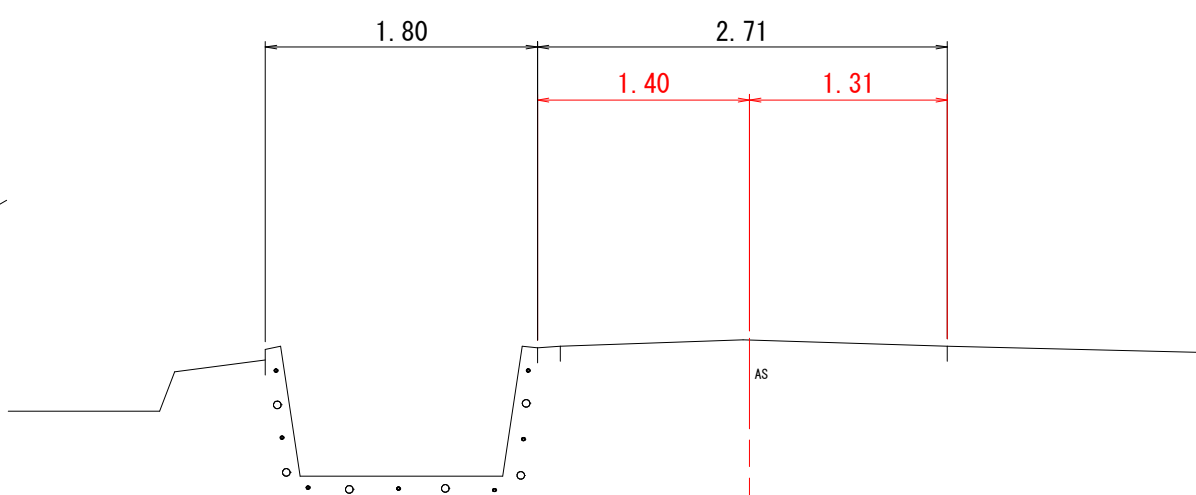


下水道用硬質塩化ビニル管φ200


縦断面図

縦尺 1/100
縮尺 1/500

推定土質柱状図

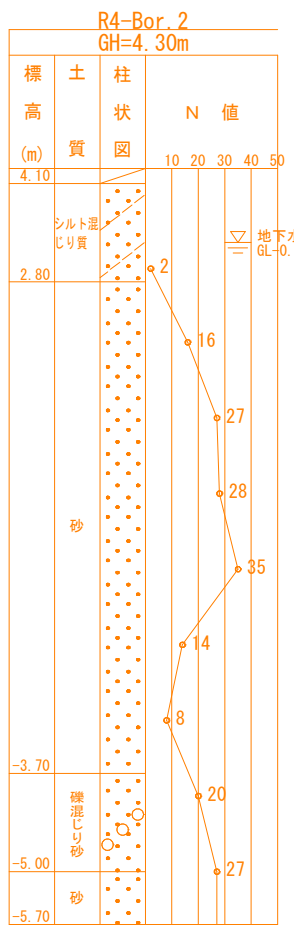

中等潮位 -3.000

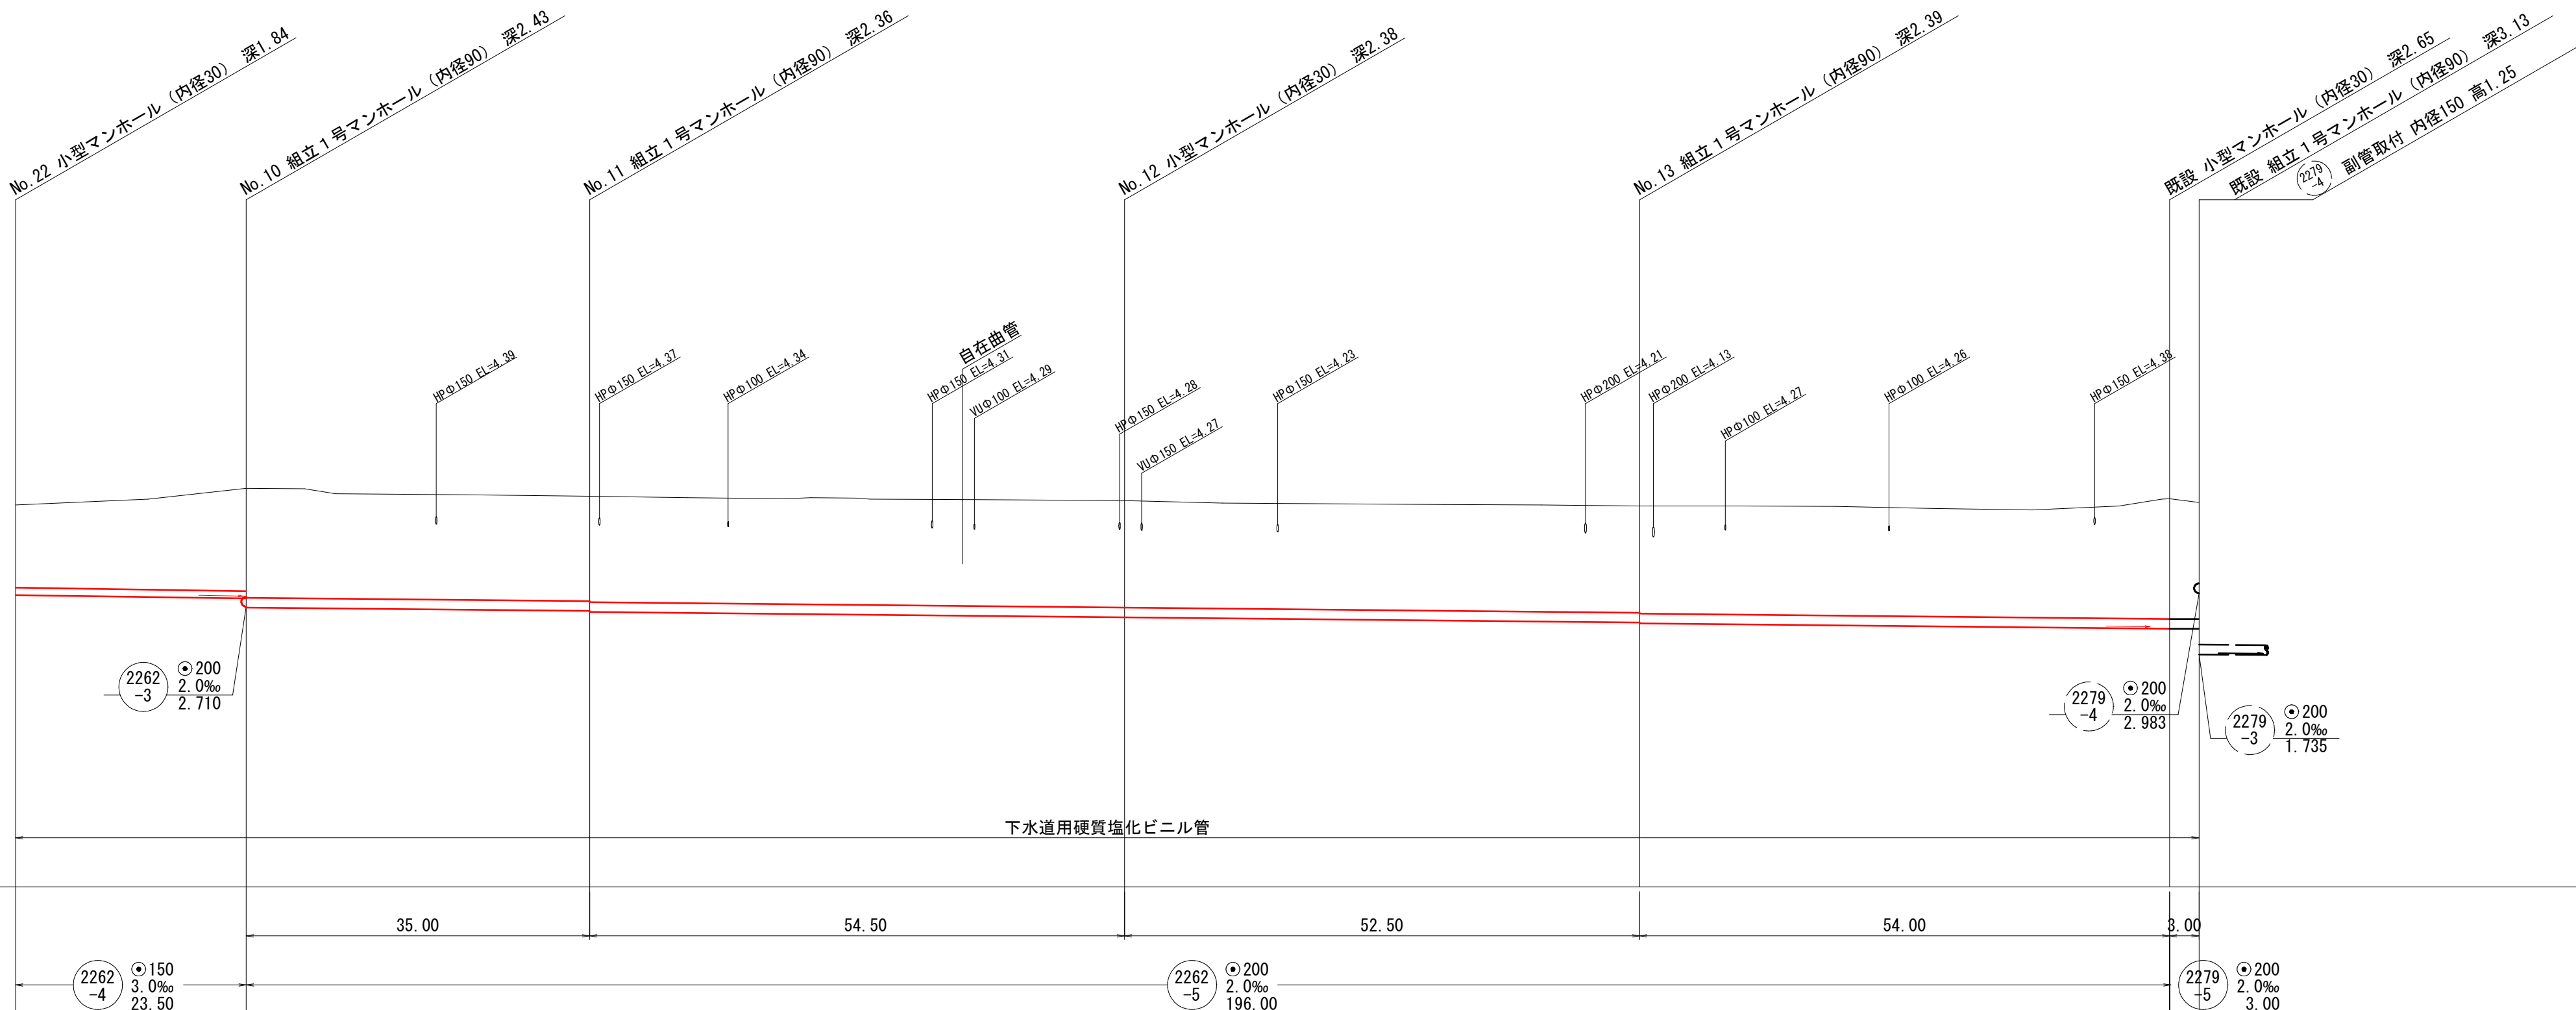

地盤高	4.78	5.12	4.96	4.87	4.76	4.91	4.83
土被	1.68	2.09 2.22	2.13 2.15	2.17	2.17 2.19	2.45 2.37	2.37
管底高	2.945	2.875 2.690	2.620 2.600	2.491	2.386 2.366	2.258 2.252	2.252






注・
一取付管については内径を標準とする
注・
一取付管については内径を標準とする
注・
一取付管については内径を標準とする

外浜系統 三柳処理分区			
件名	河崎枝線その8工事		
図名	線路詳細図・横断面図		
縮尺	図示	図番	4/6
調整年月日	令和 年 月 日		
設計者氏名	米子市下水道部		

取付管標準断面図 (1)

縮尺 1/50

取付管標準断面図 (1)

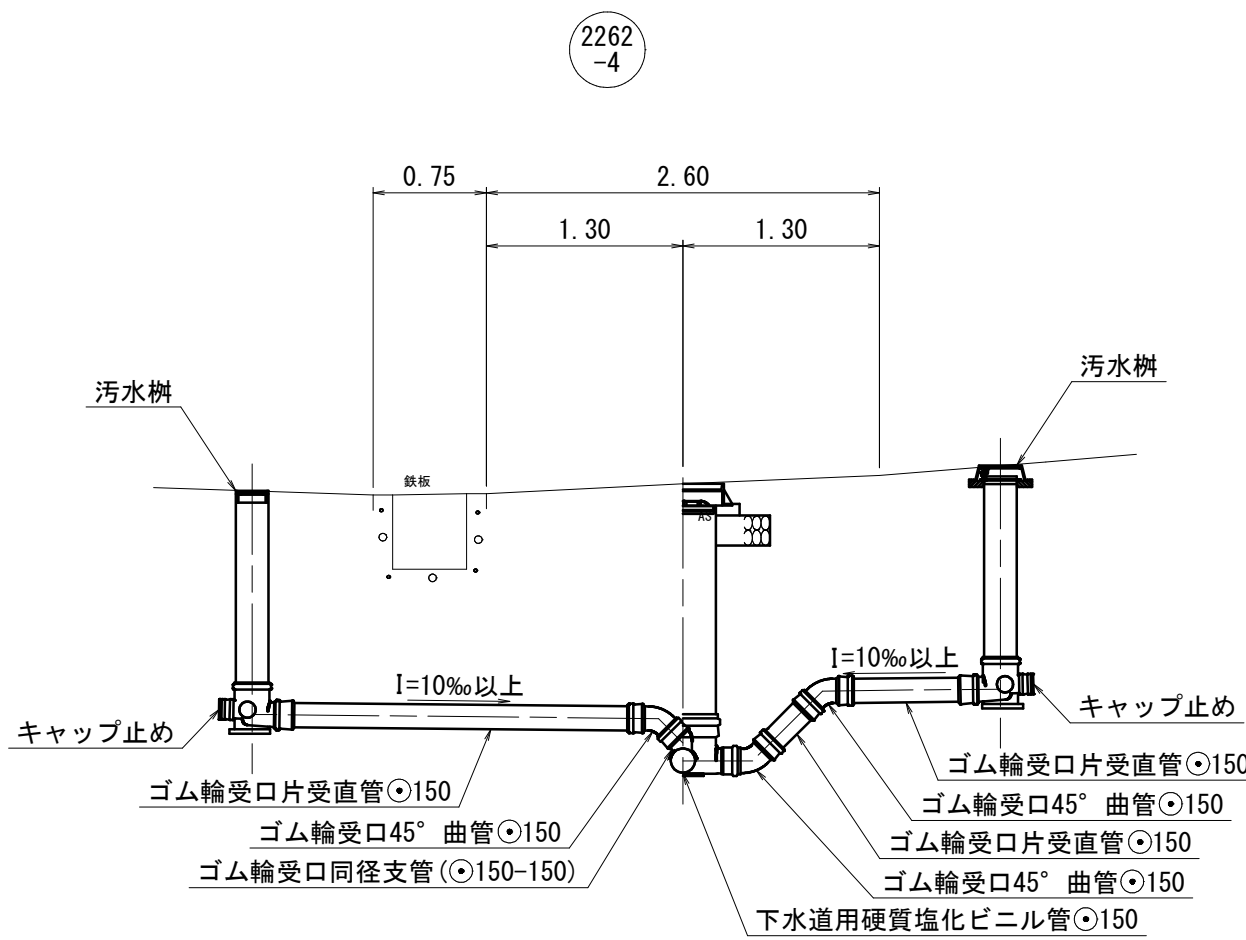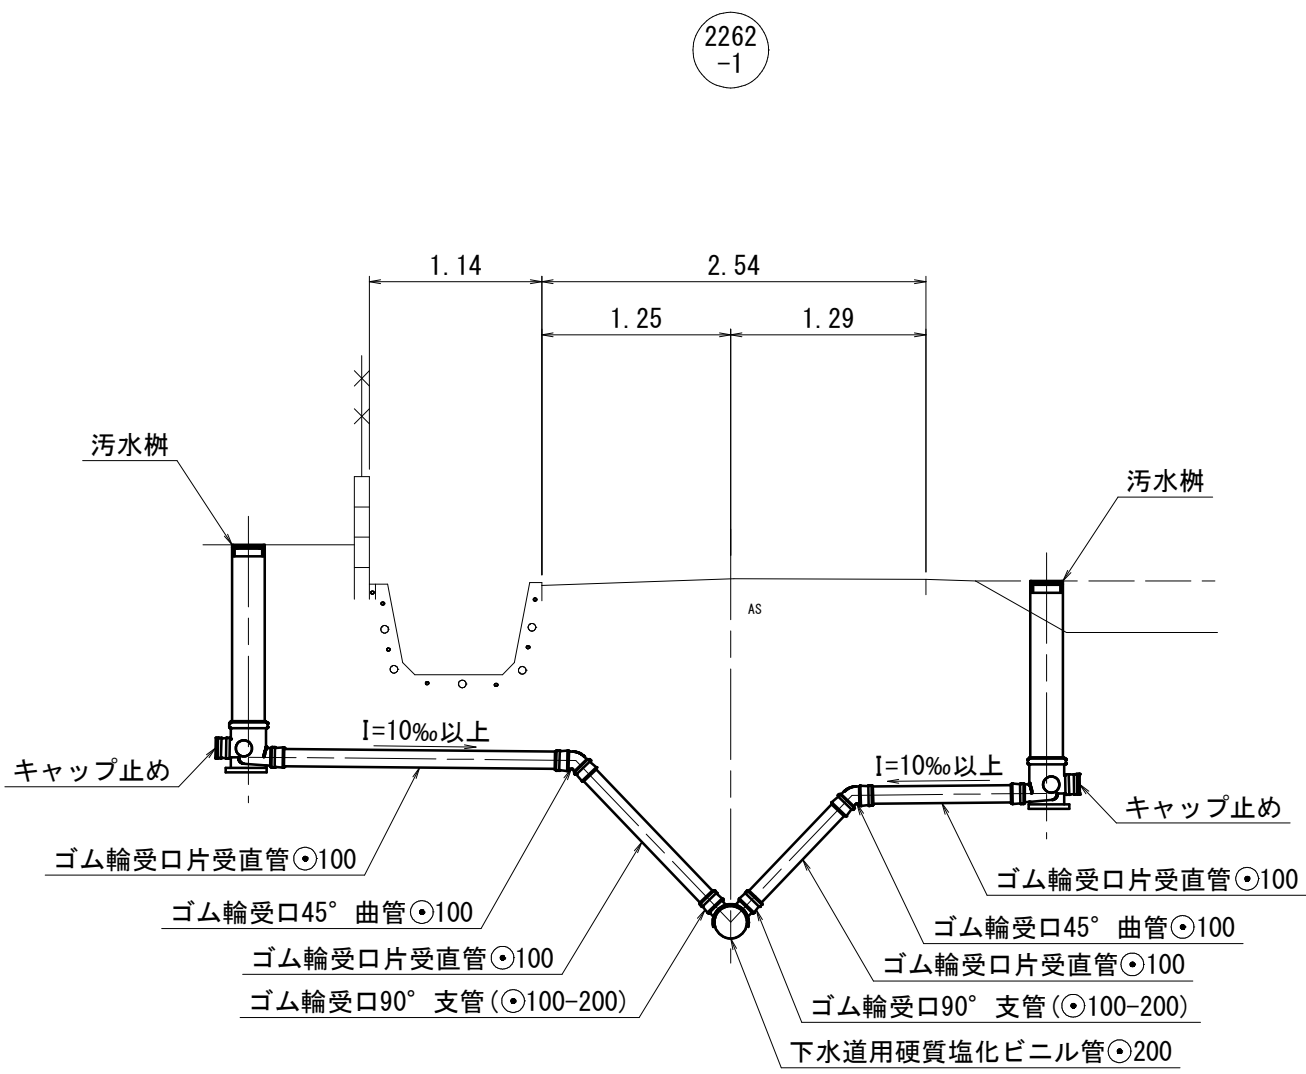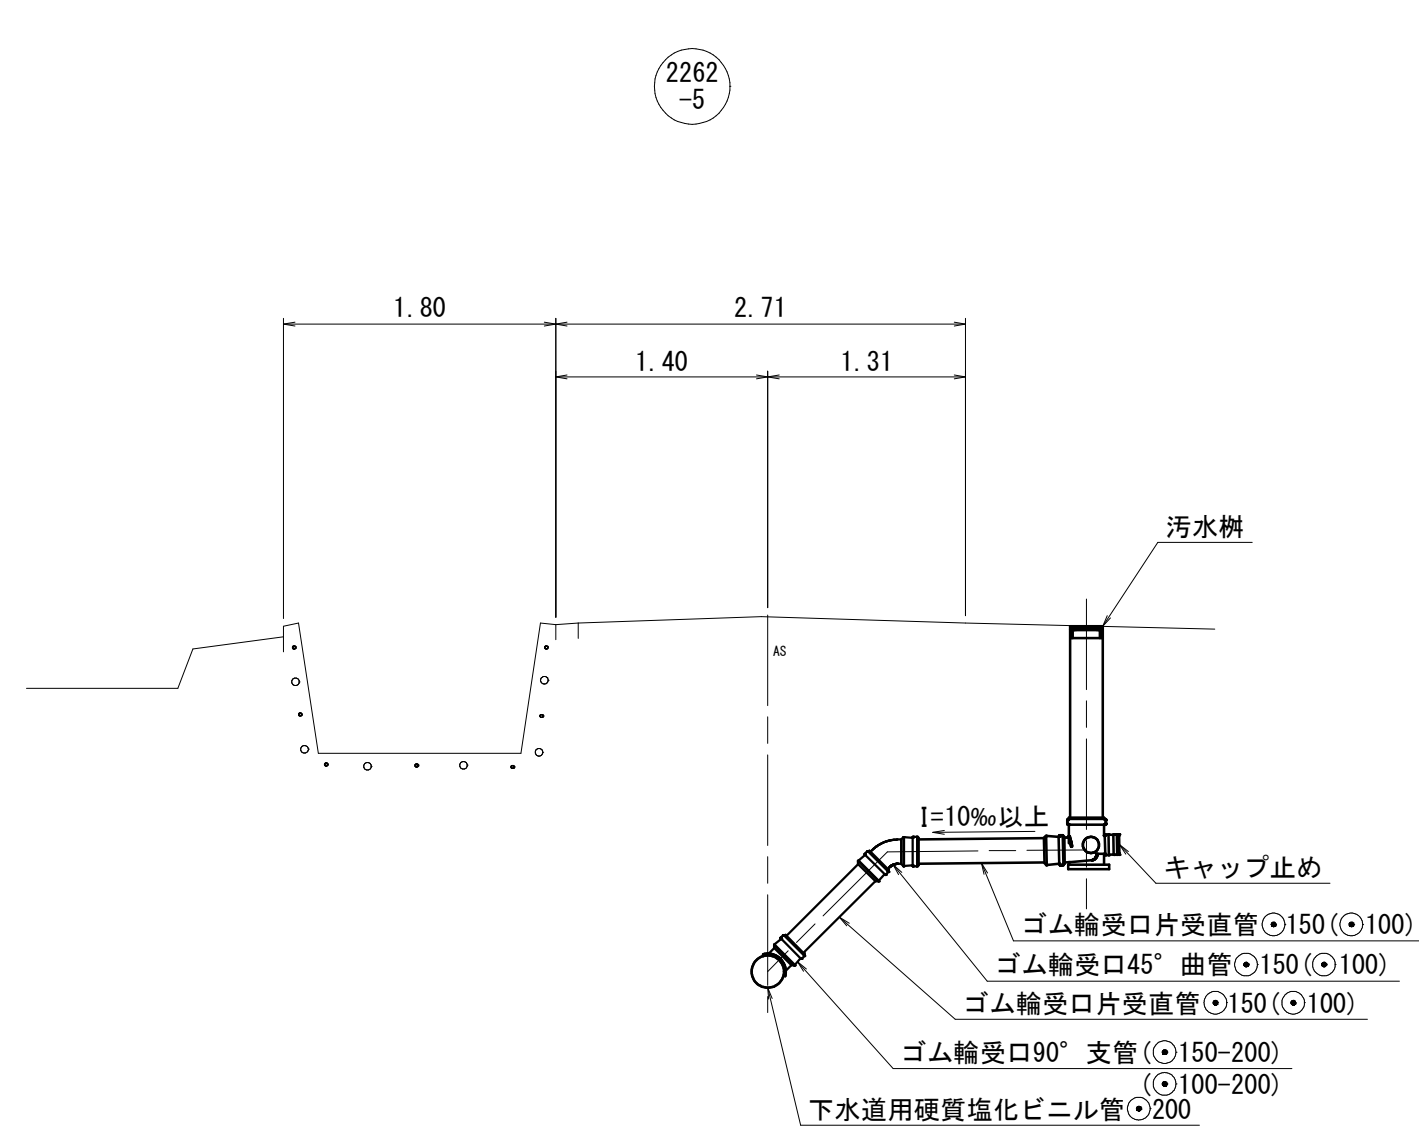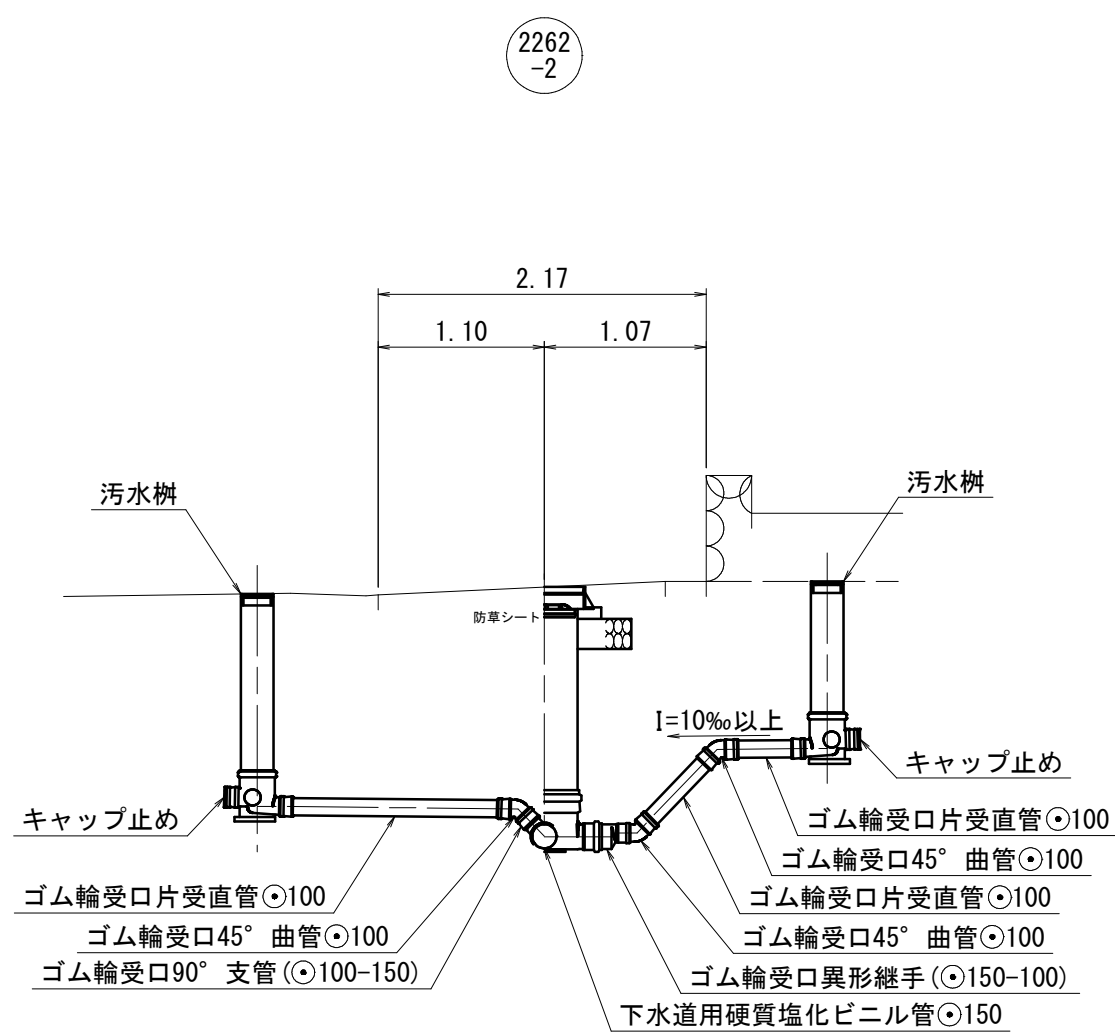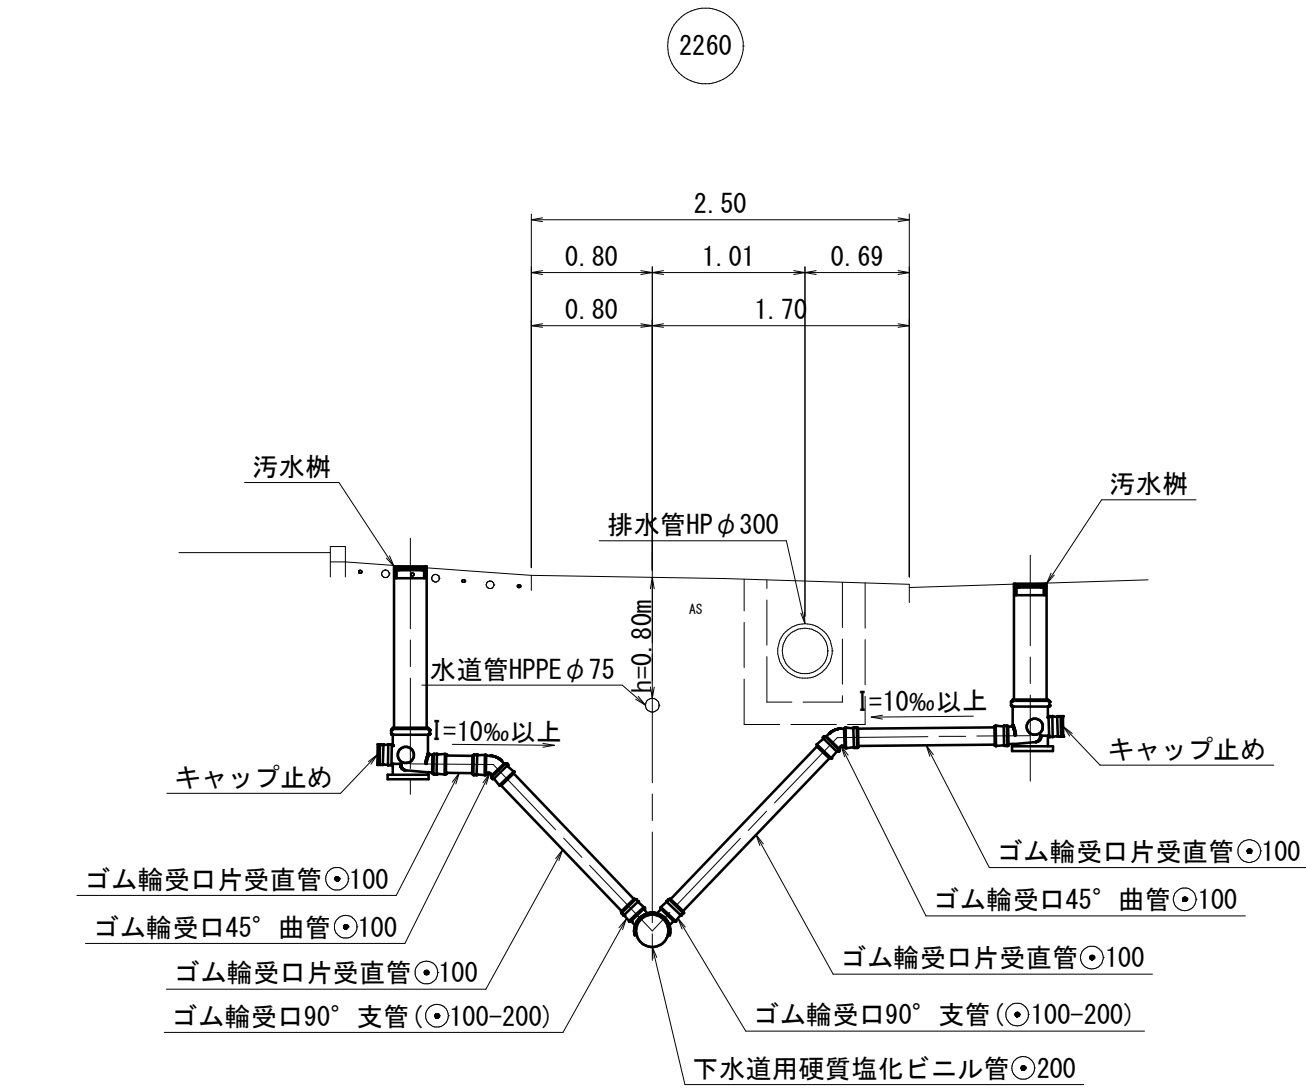

注・施工仕様書による

外浜系統				三柳処理分区	
件 名		河崎枝線 その8工事			
図 名		取付管標準断面図			
縮 尺		図 示		図 番	5/6
調 整 年 月 日		令和 年 月 日			
設 計 者 氏 名					
米 子 市 下 水 道 部					

