




平面図 縮尺1/500

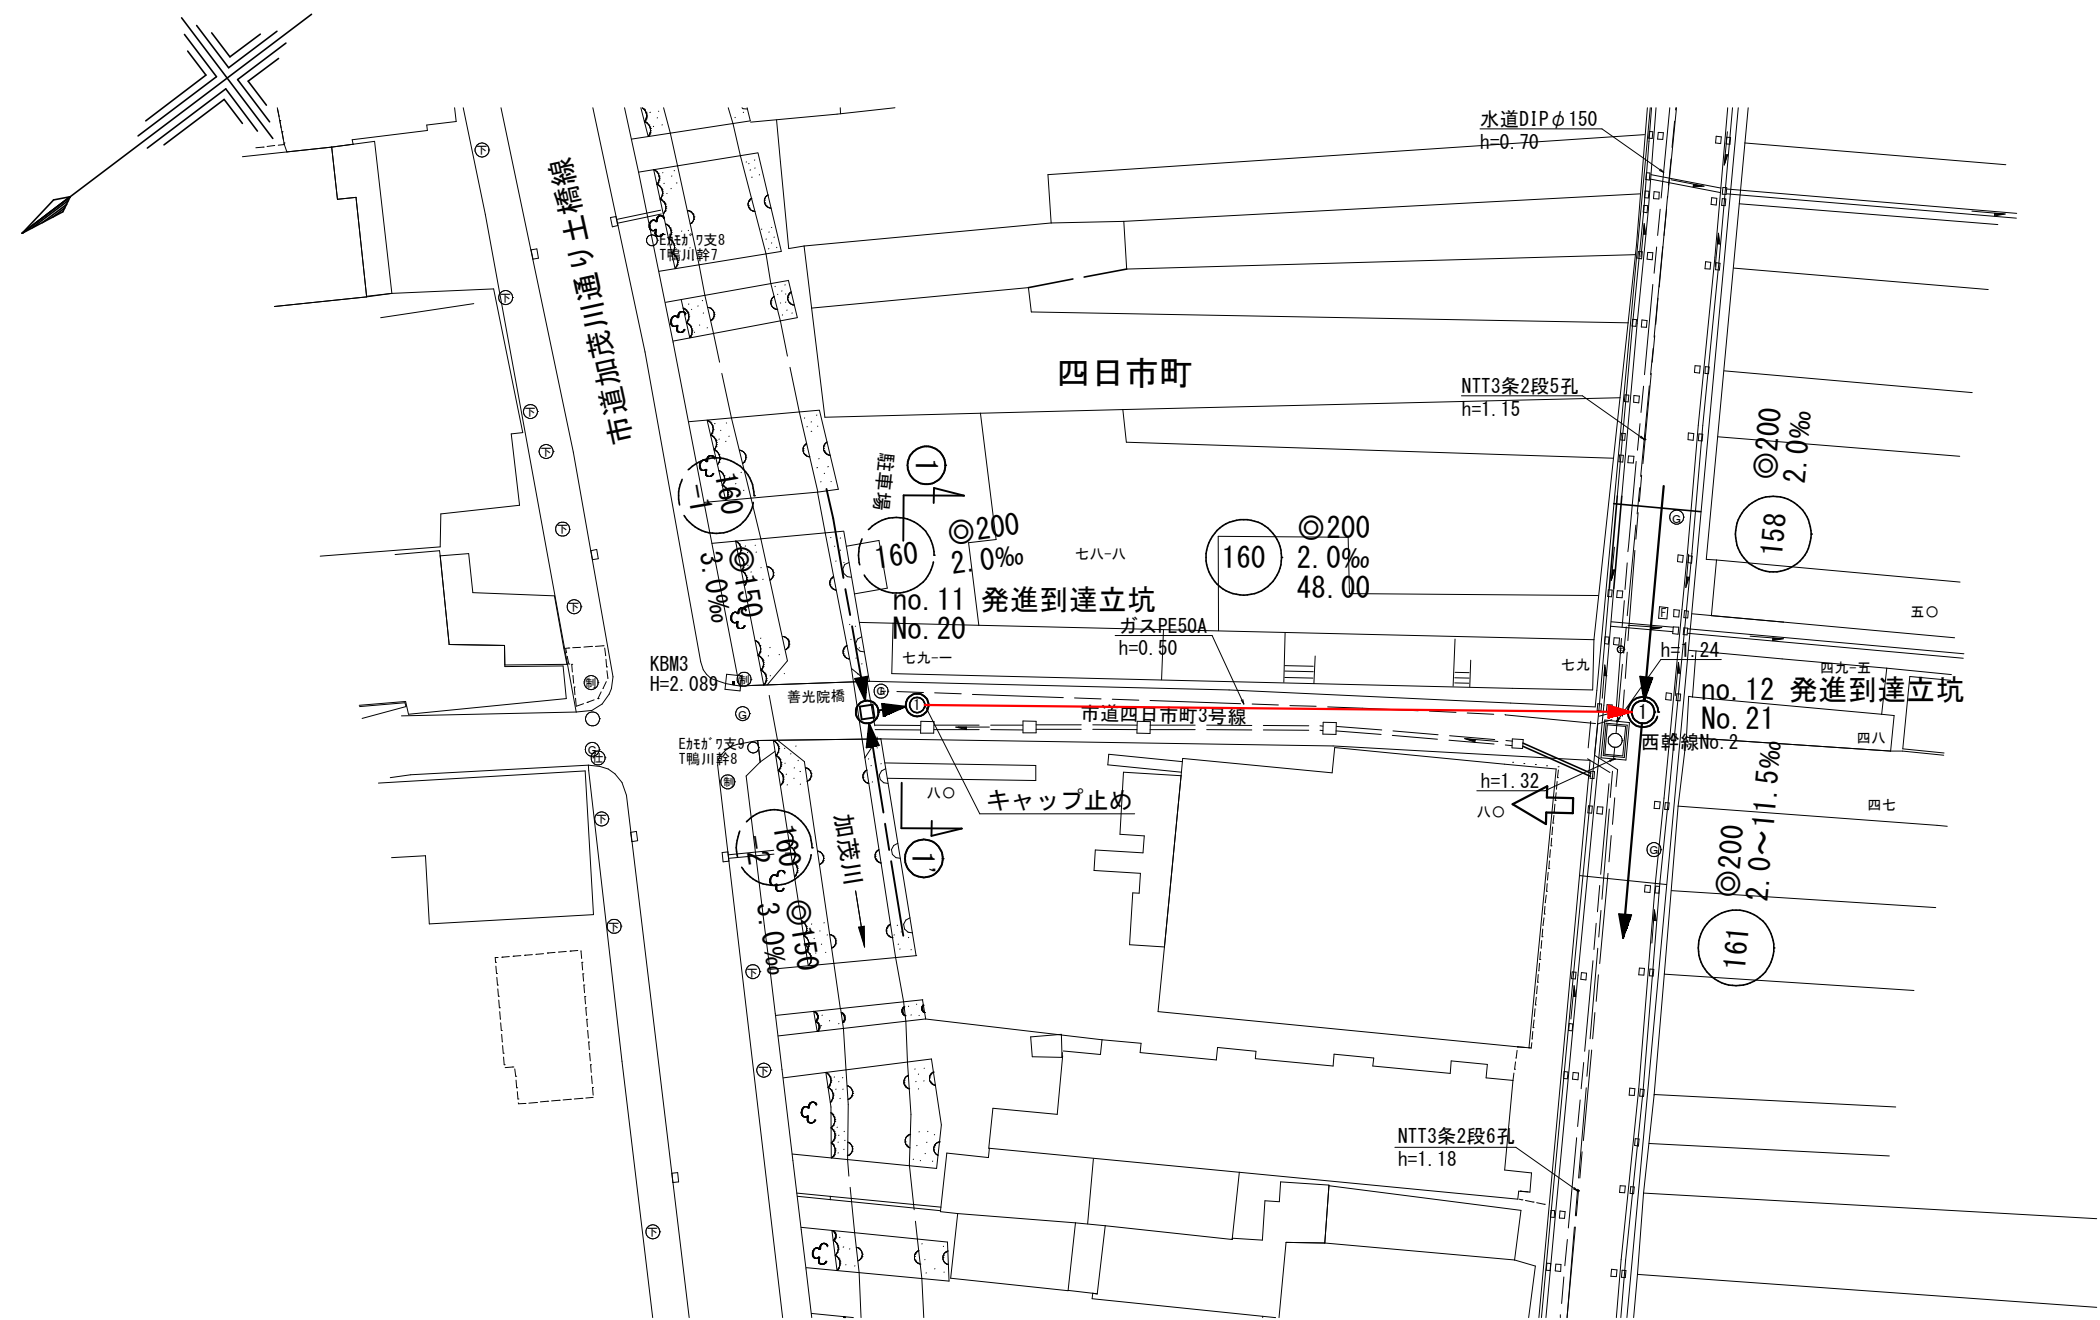


縦断面図 縮尺 縦1/100 横1/500

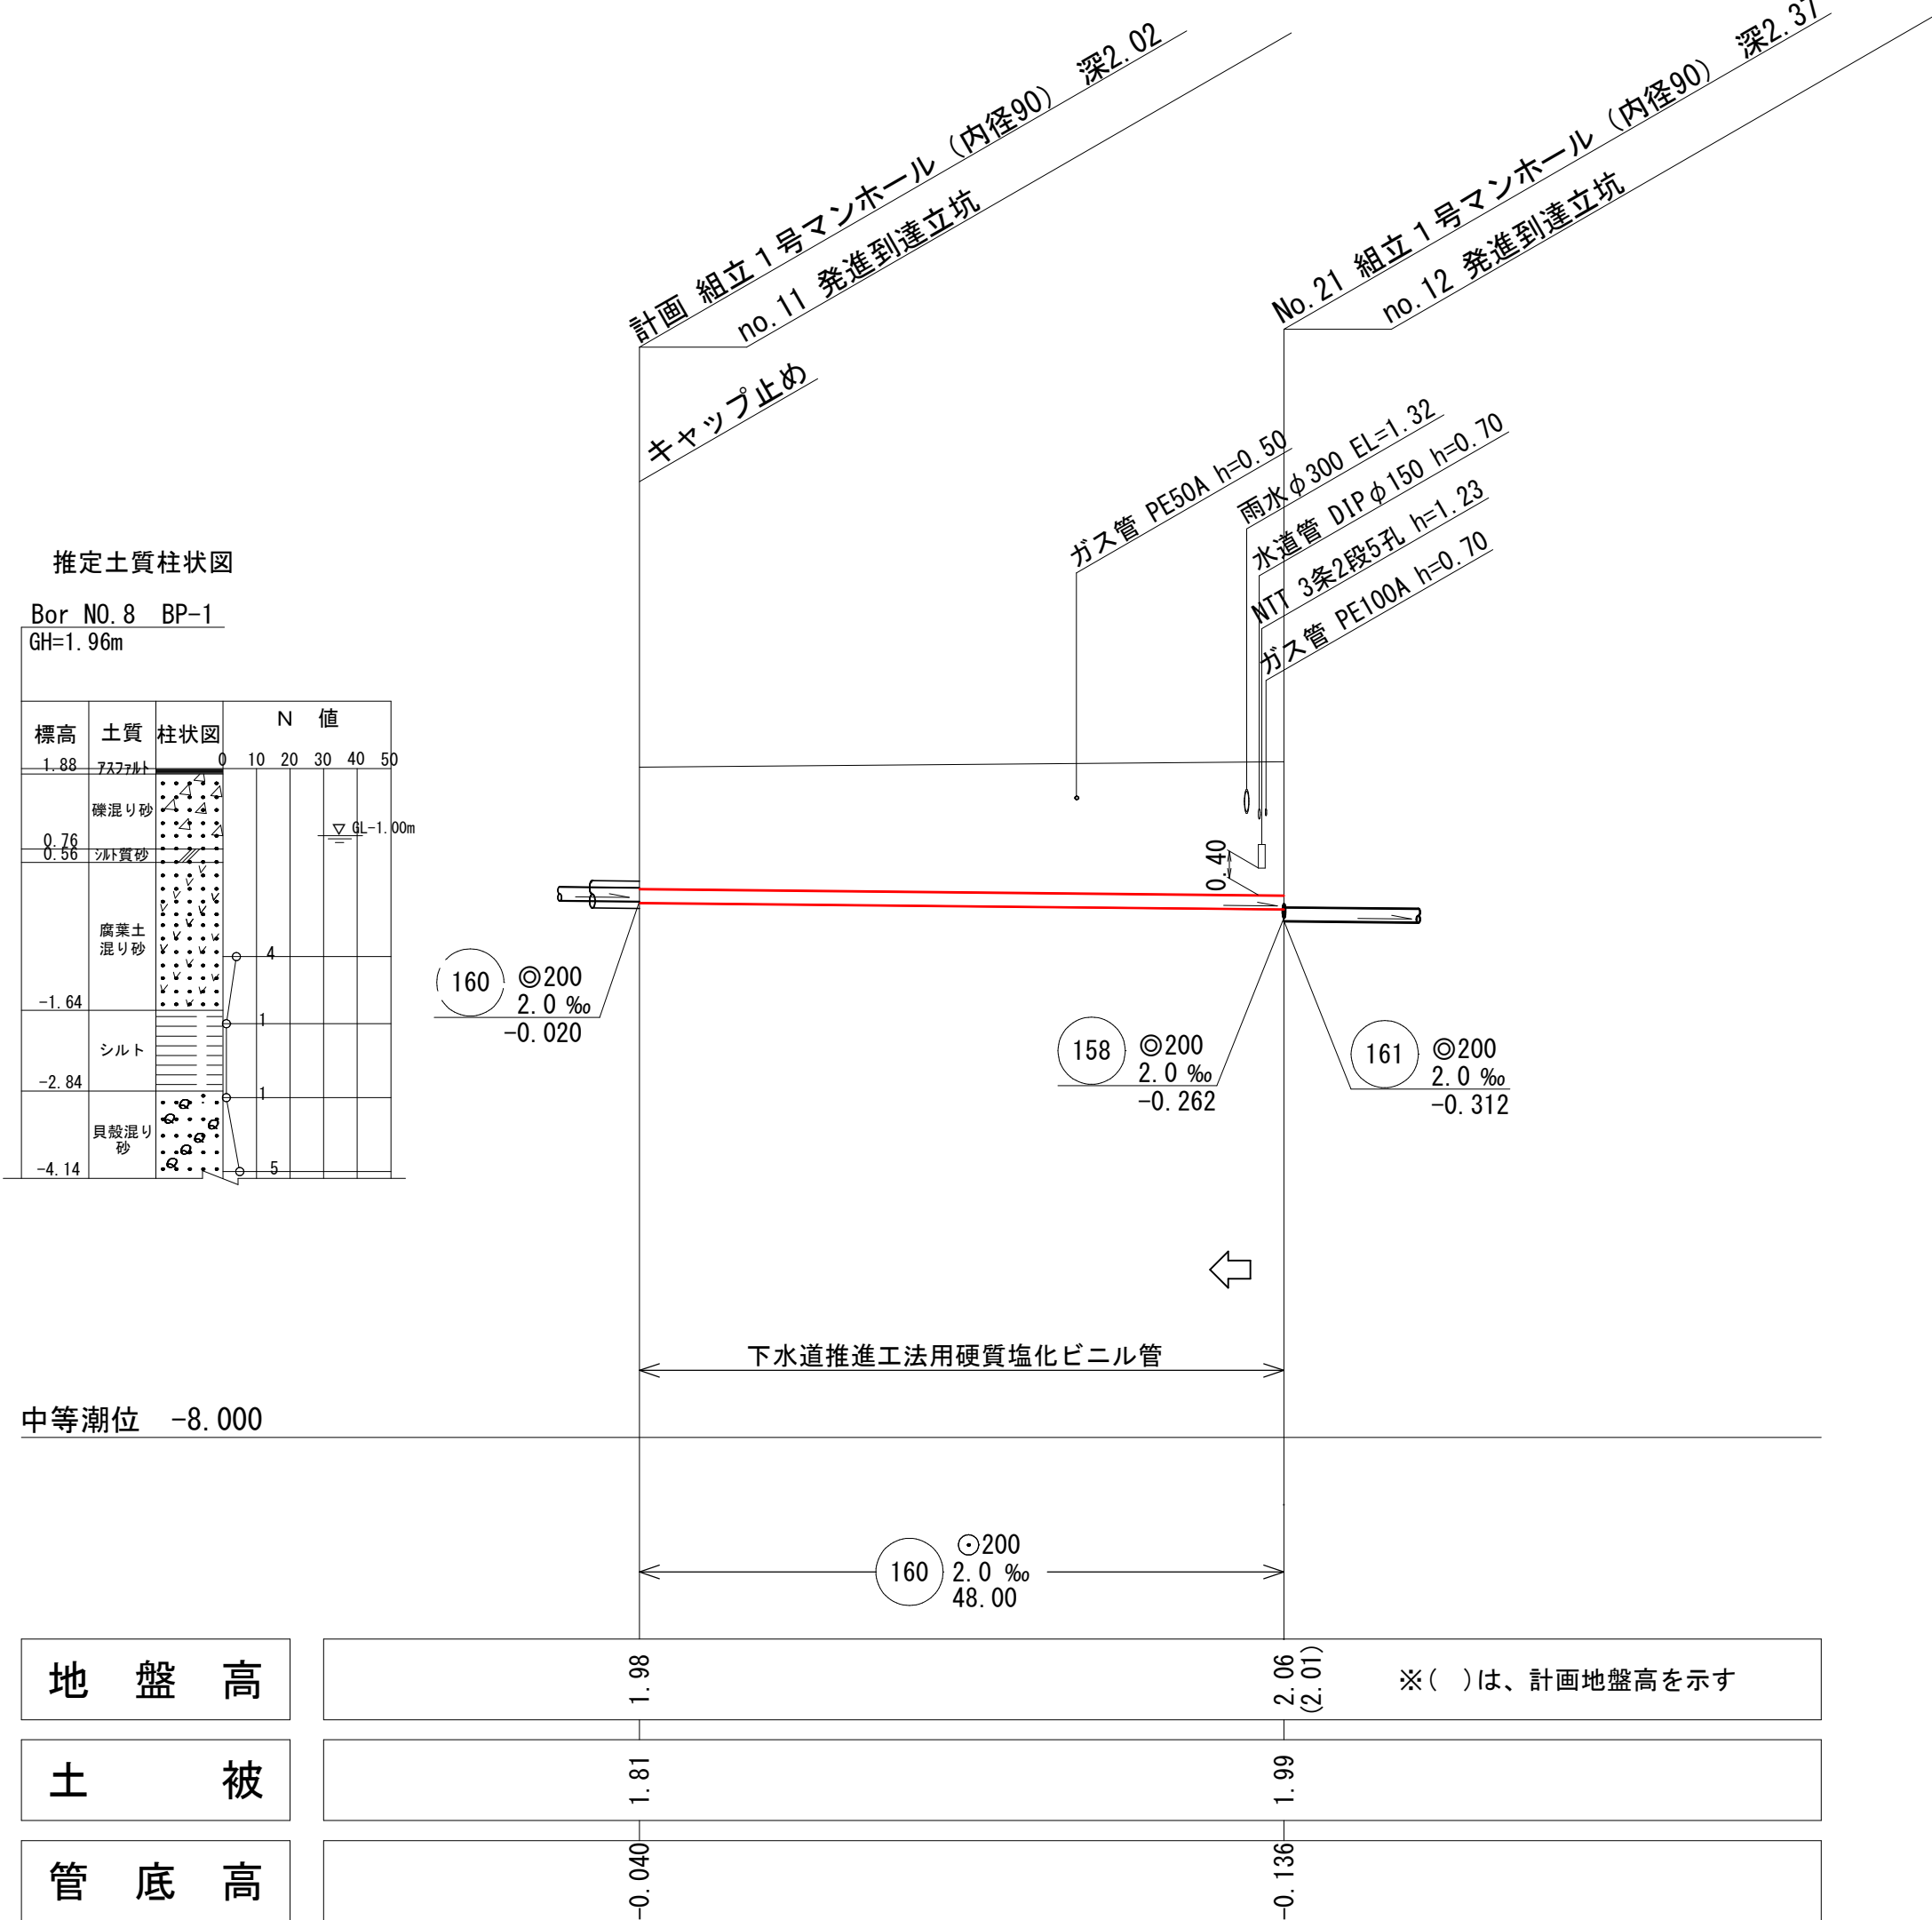

横断面図 縮尺1/100

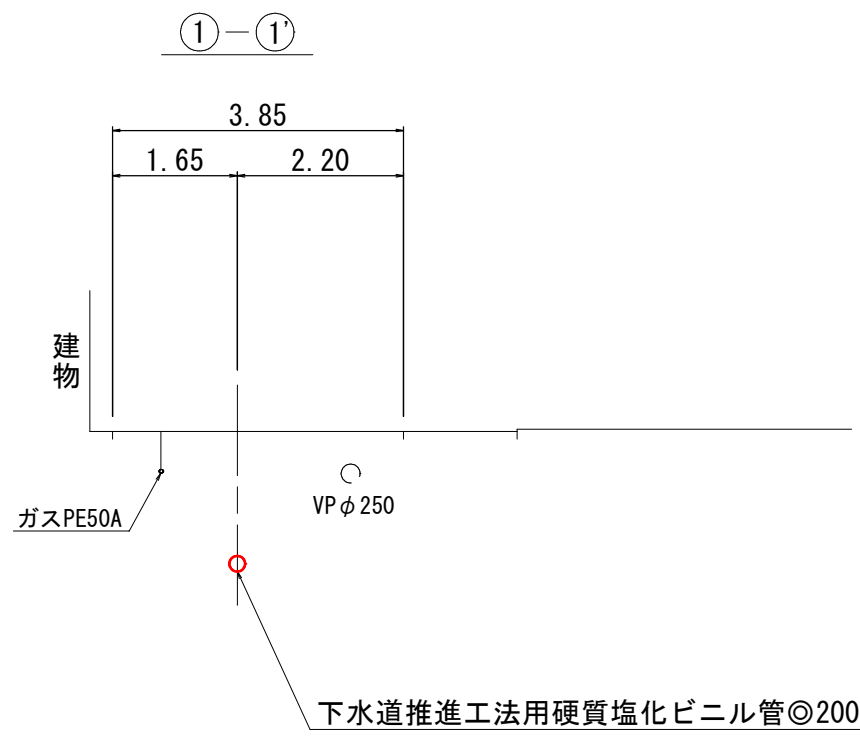

系統図 縮尺1/2500

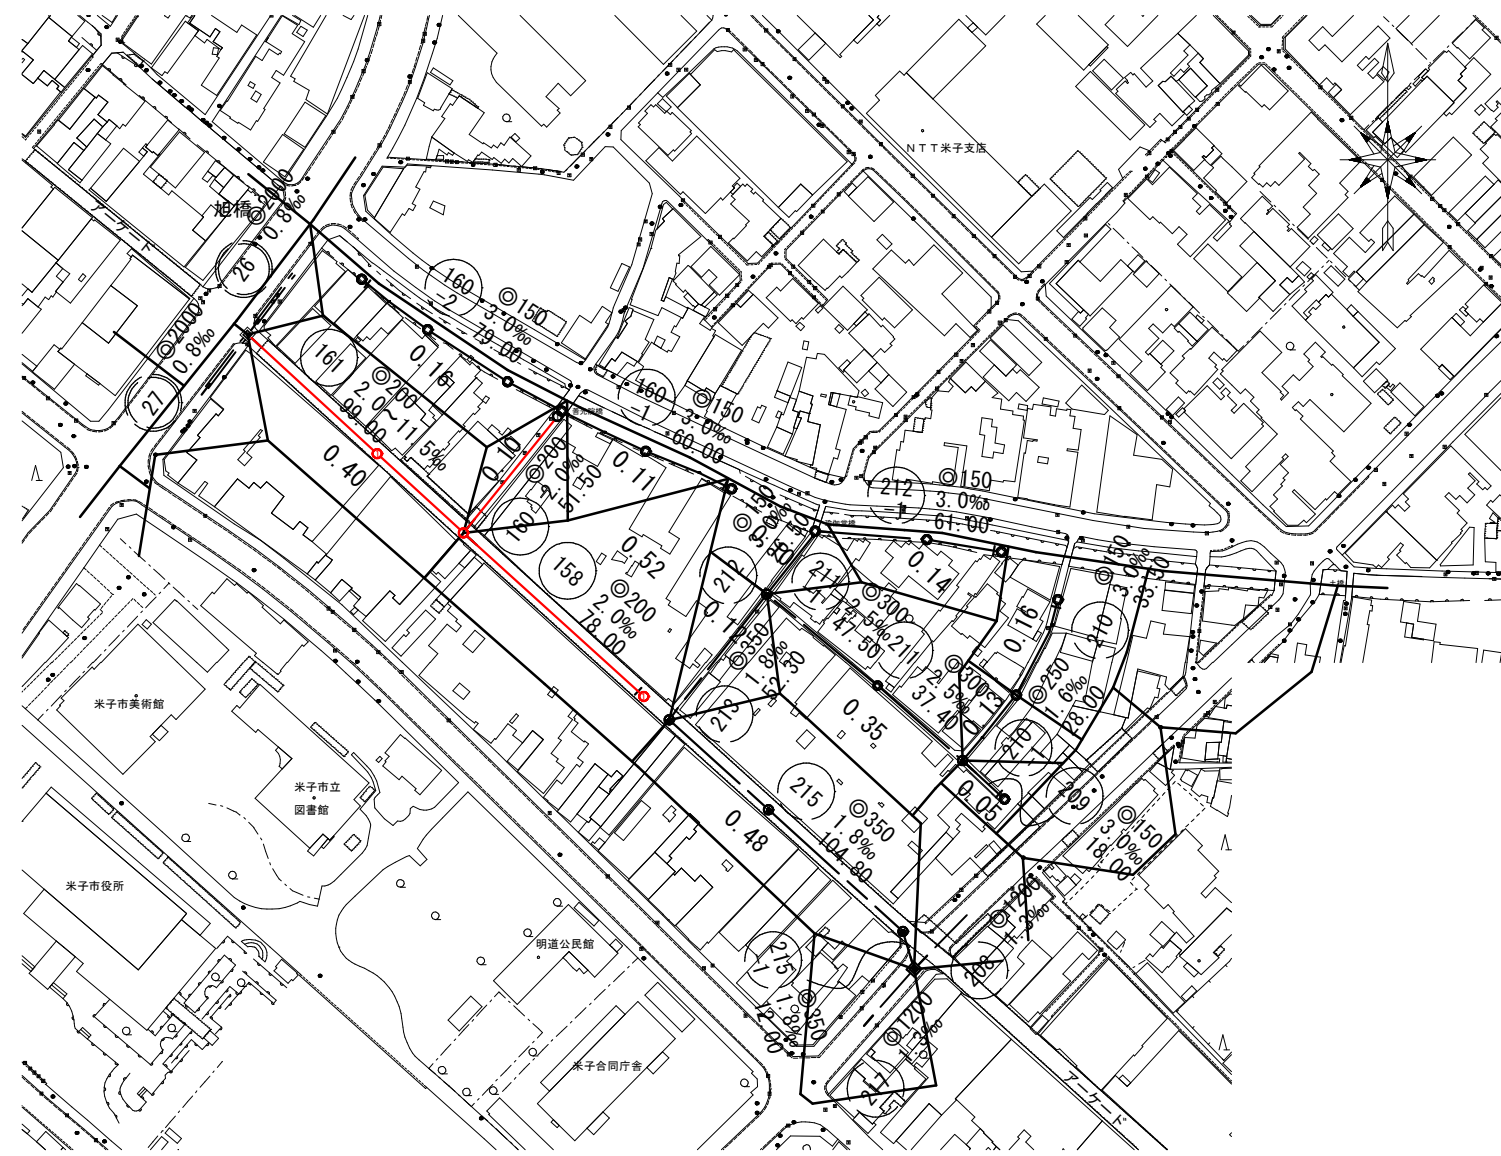


系統図
線路詳細図


160
横断面図

水準基標（東京湾中等潮位による）			
所 在 地		真 高	備 考
町 名	目 標		
皆生温泉 三丁目	湊山公園内 清洞寺岩	1.931	メトリ
内浜系統 中央排水区			
件 名	東倉吉町四日市町ほか枝線工事		
図 名	系統図・線路詳細図・横断面図		
縮 尺	図 示	図 番	1 / 5
調査年月日	令和	年	月 日
設計者氏名			
米 子 市 下 水 道 部			


平面図 縮尺1/500

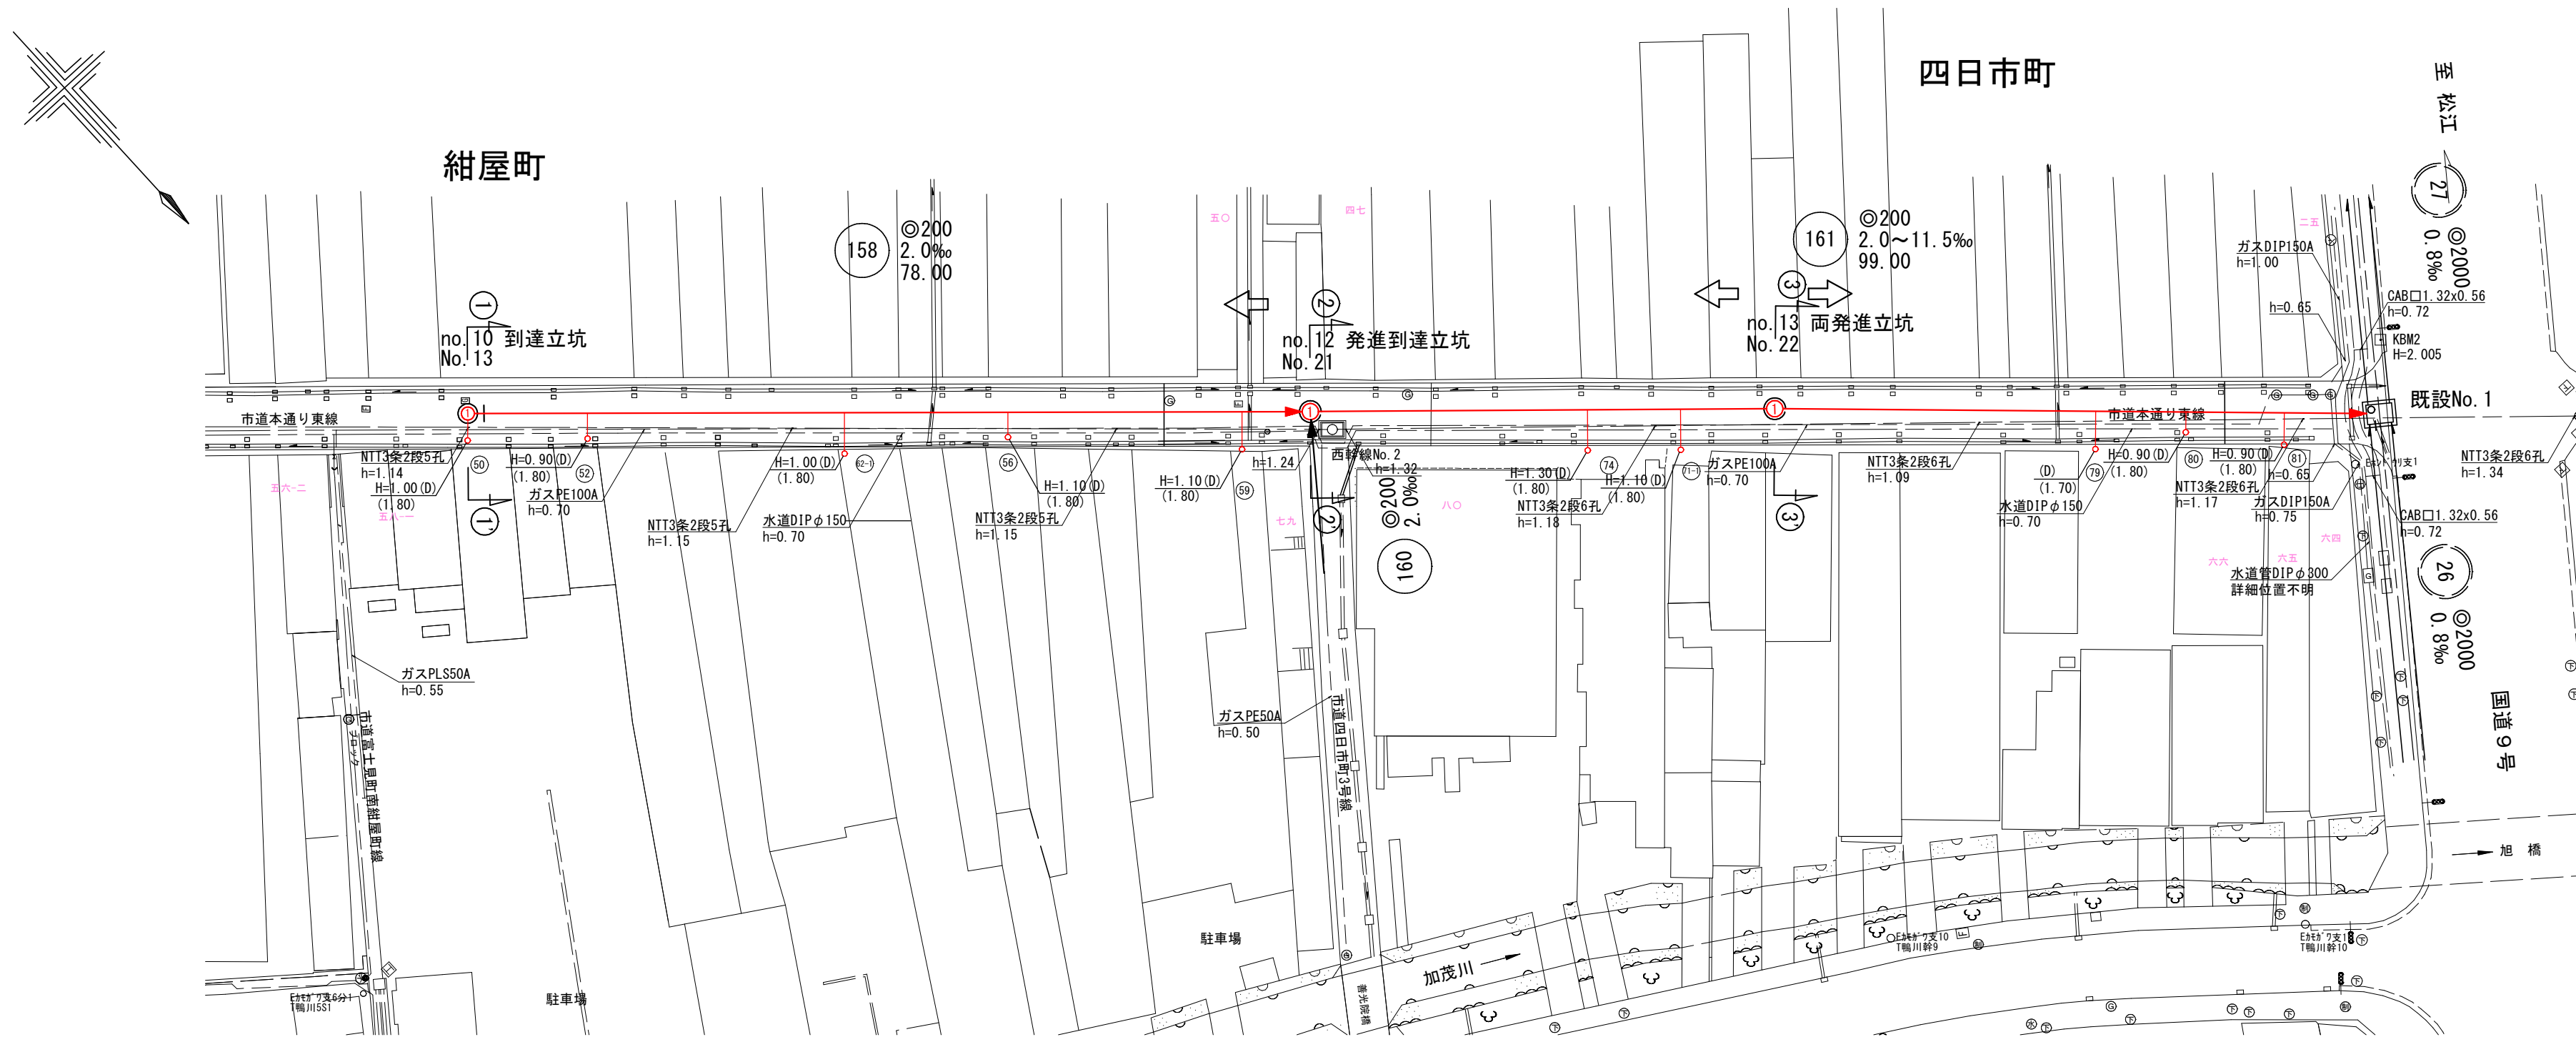

縦断面図 縦1/100 横1/500

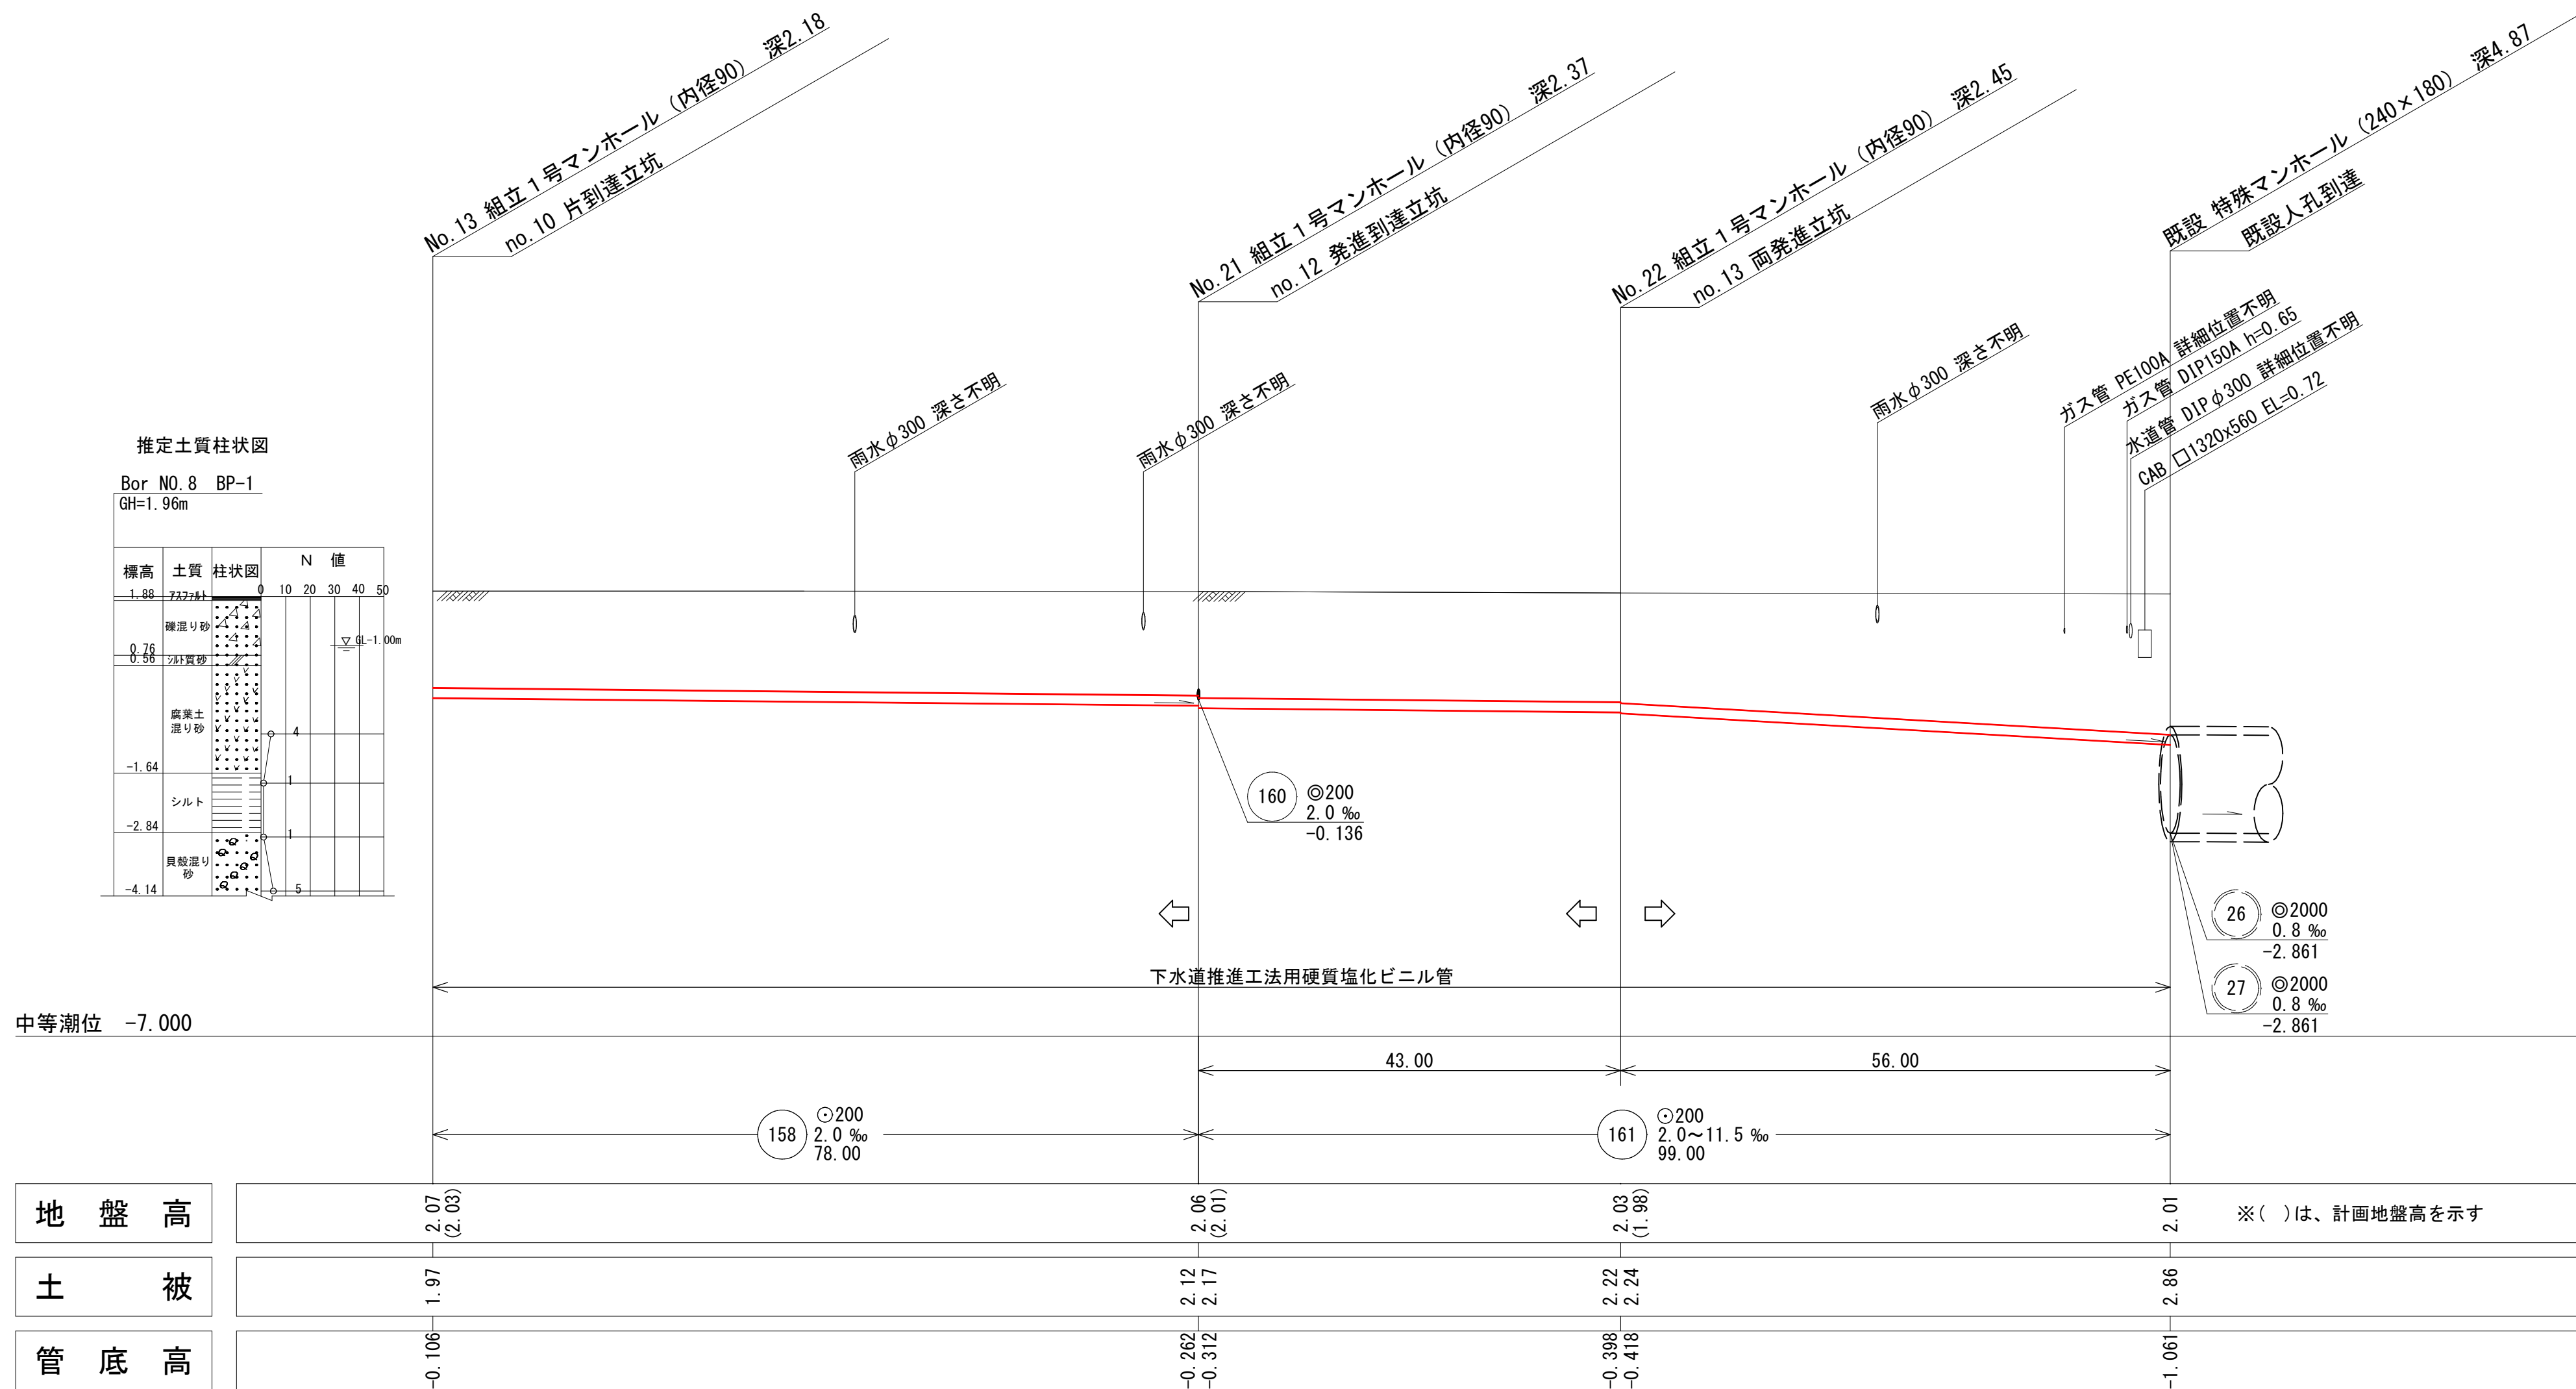

横断面図 縮尺1/100

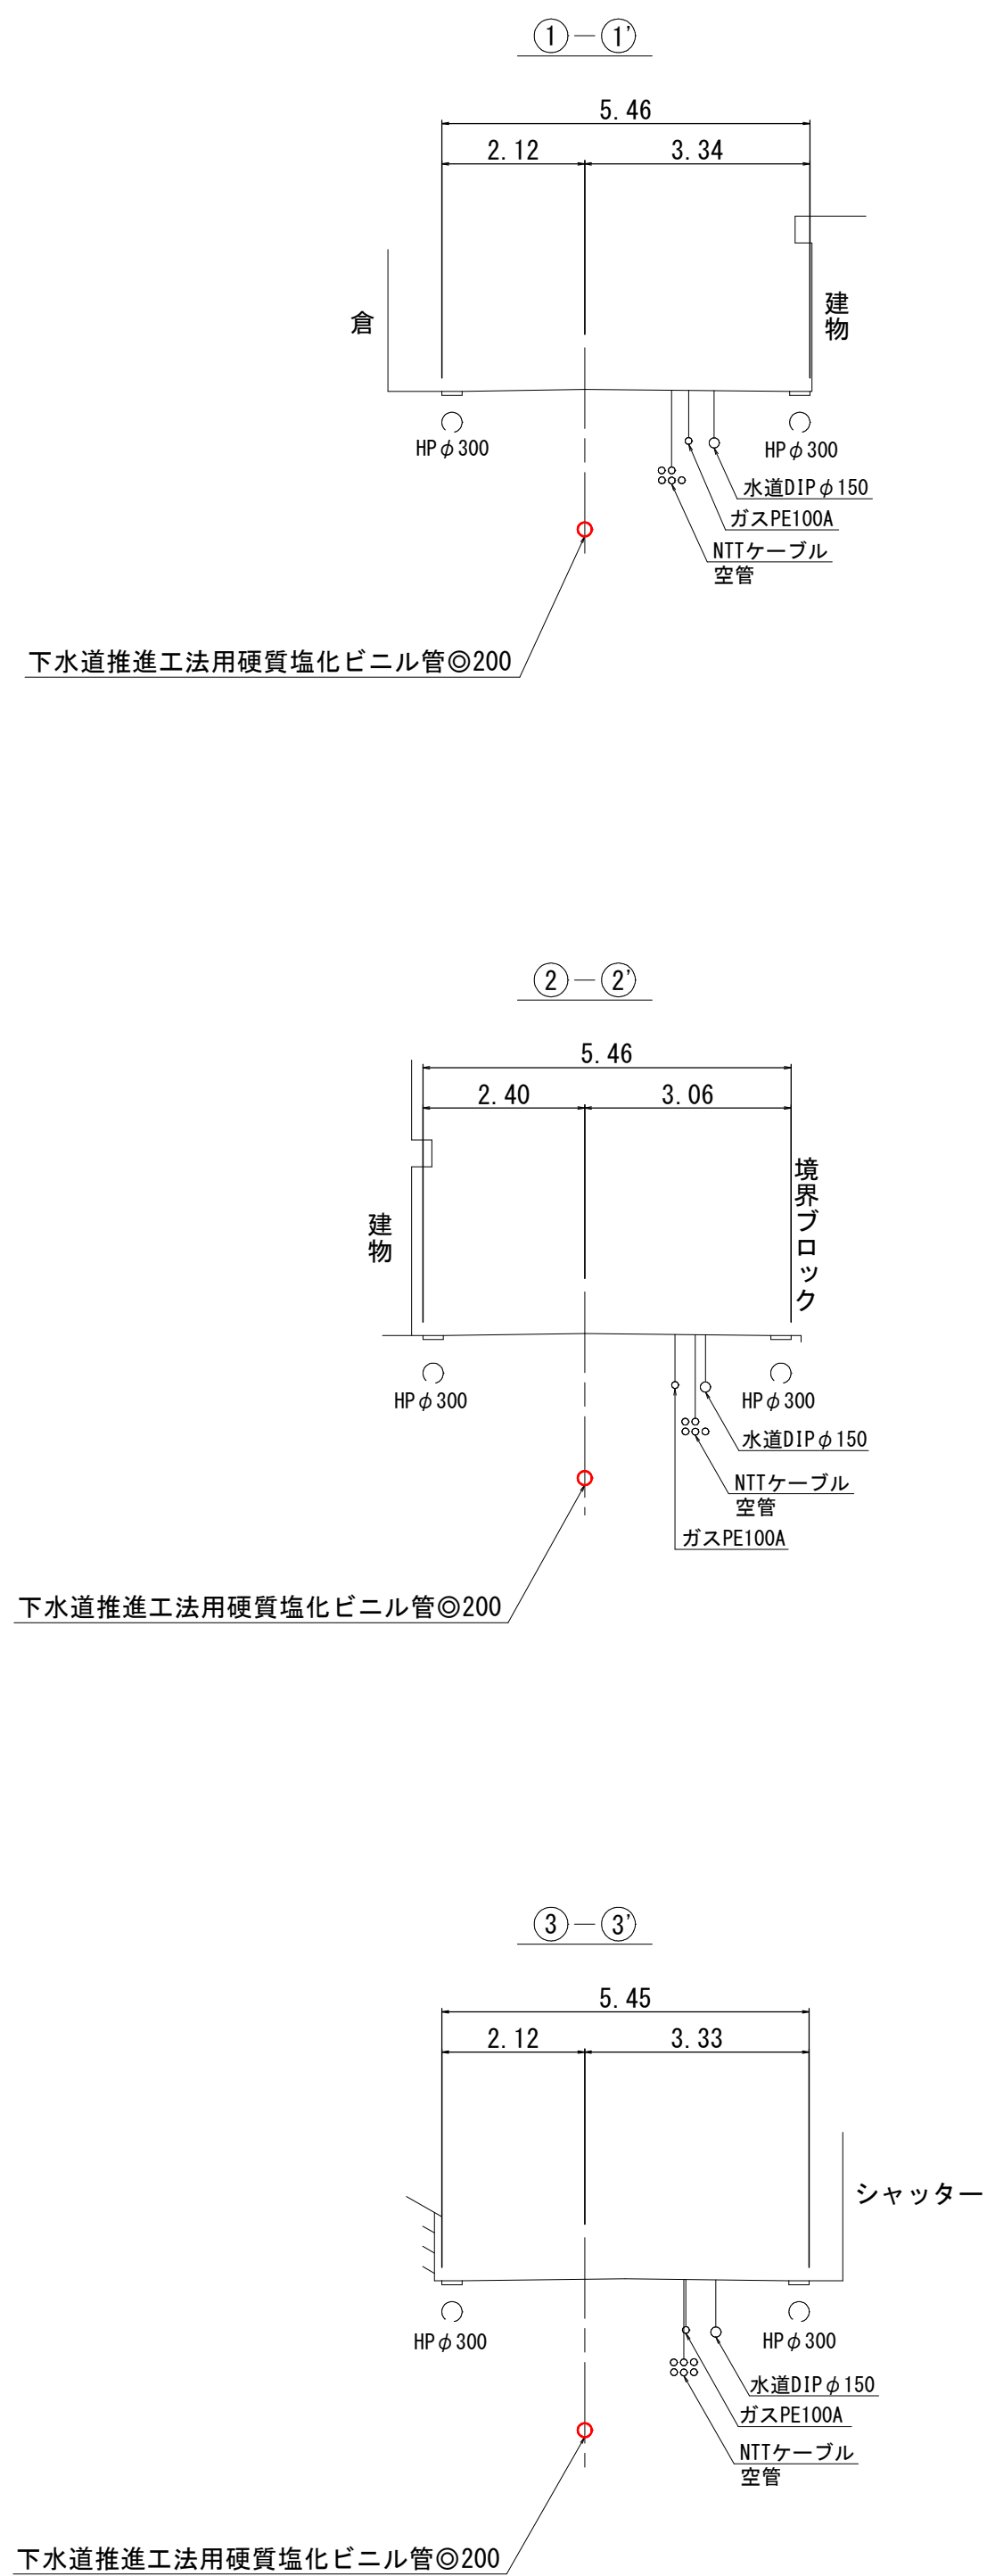

線路詳細図

158 161




横断面図

内浜系統 中央排水区

件名	東倉吉町四日市町ほか枝線工事			
図名	線路詳細図・横断面図			
縮尺	図示	図番	2 / 5	
調査年月日	令和	年	月	日
設計者氏名				
米子市下水道部				

取付管標準断面図 縮尺 1/50

取付管標準断面図

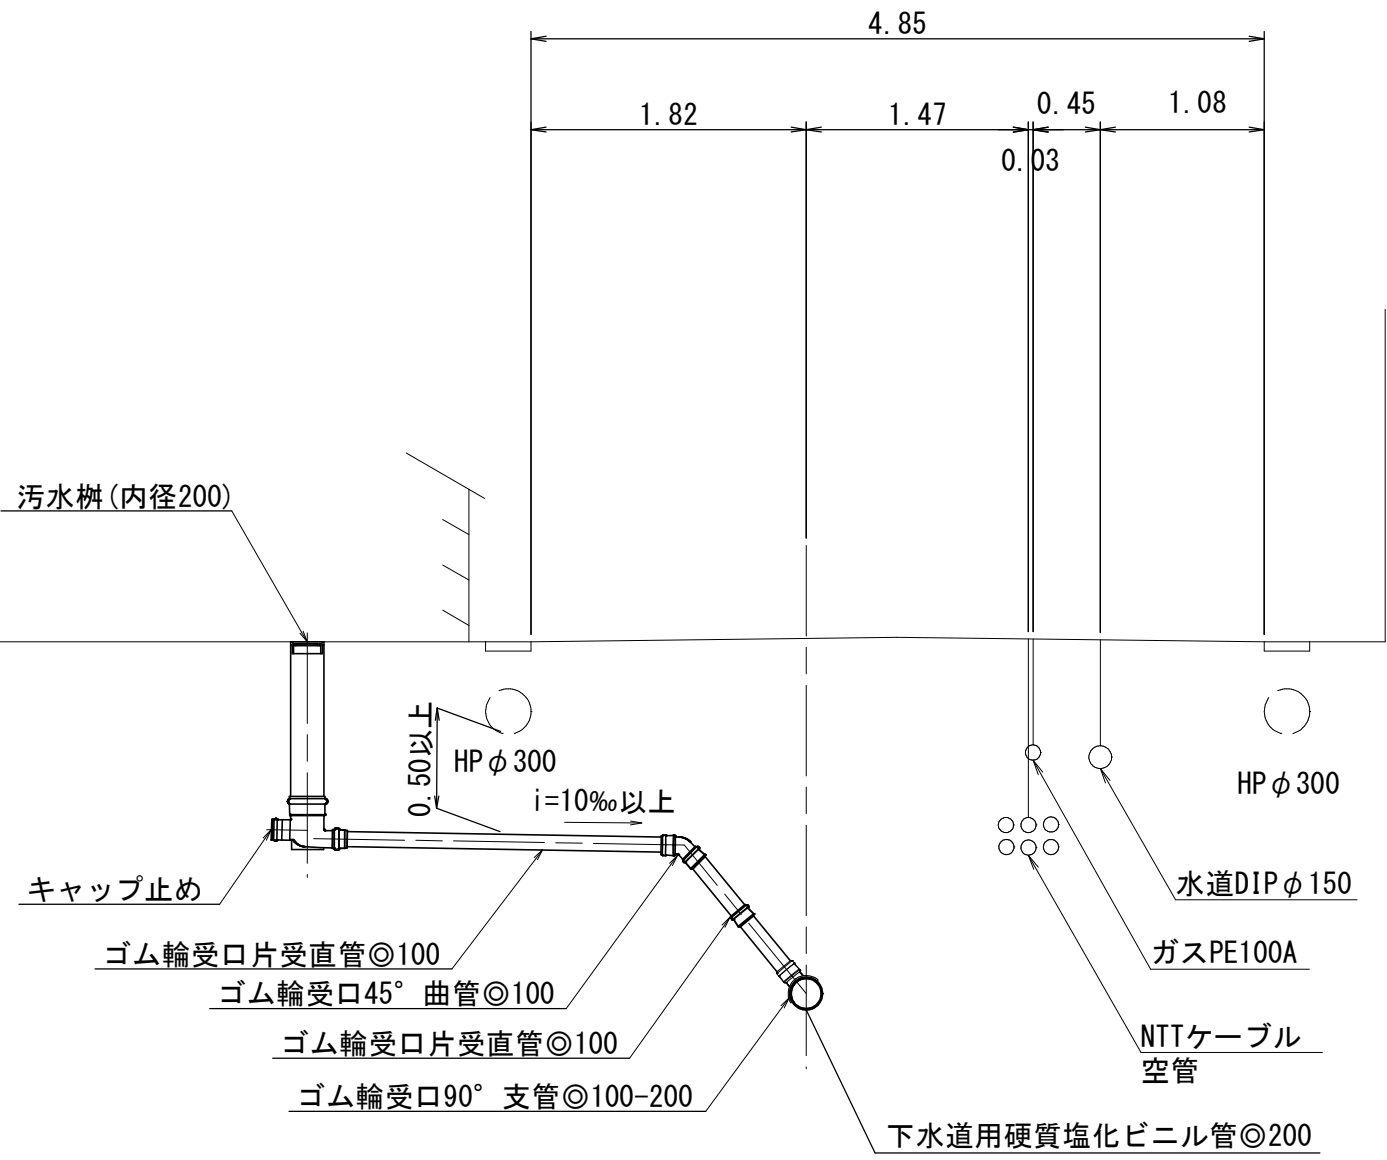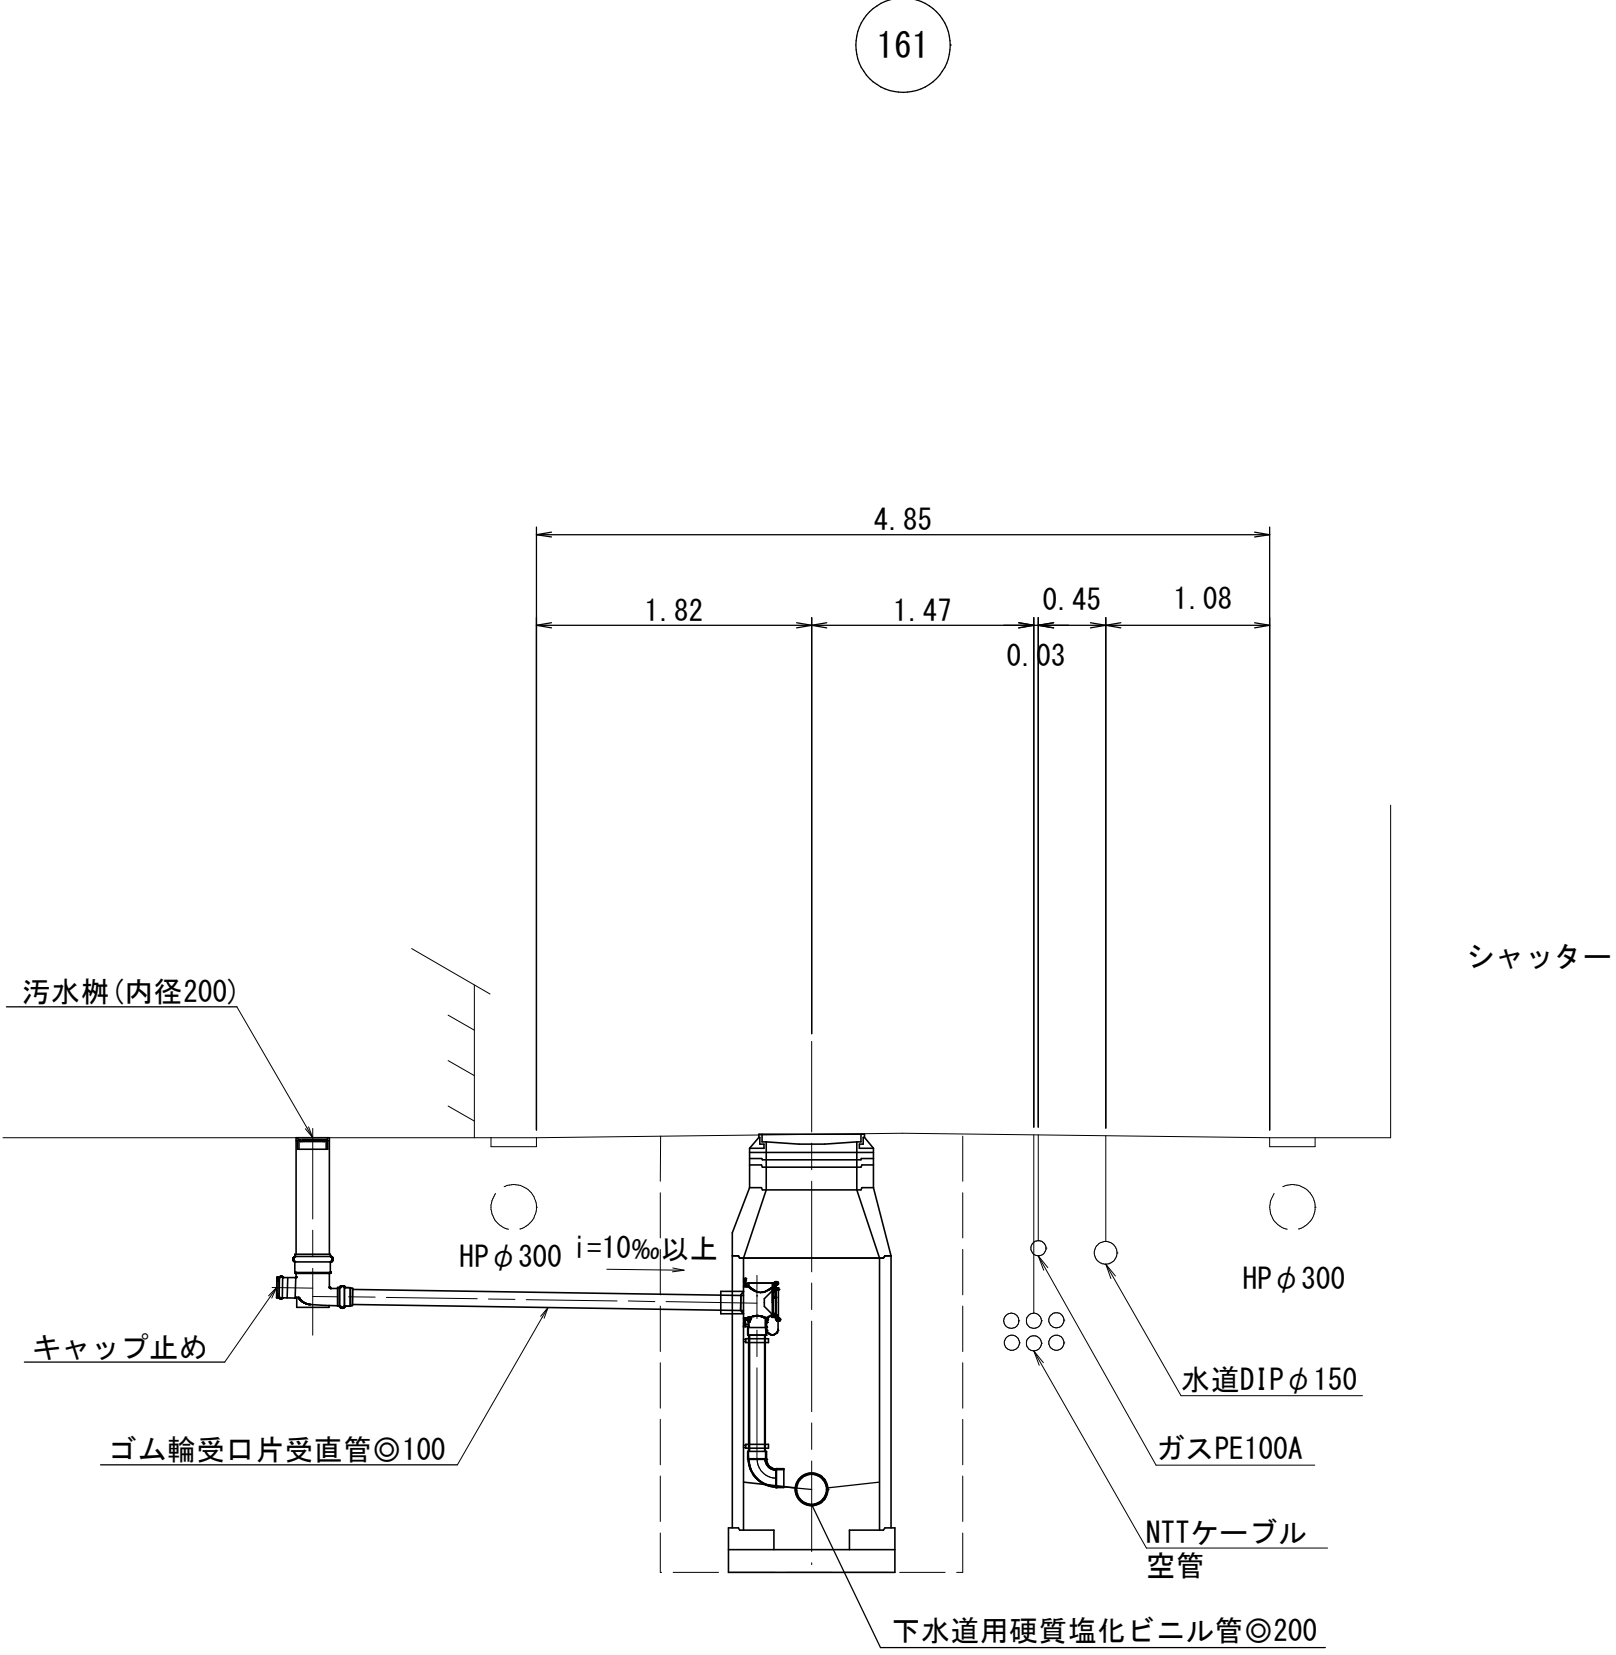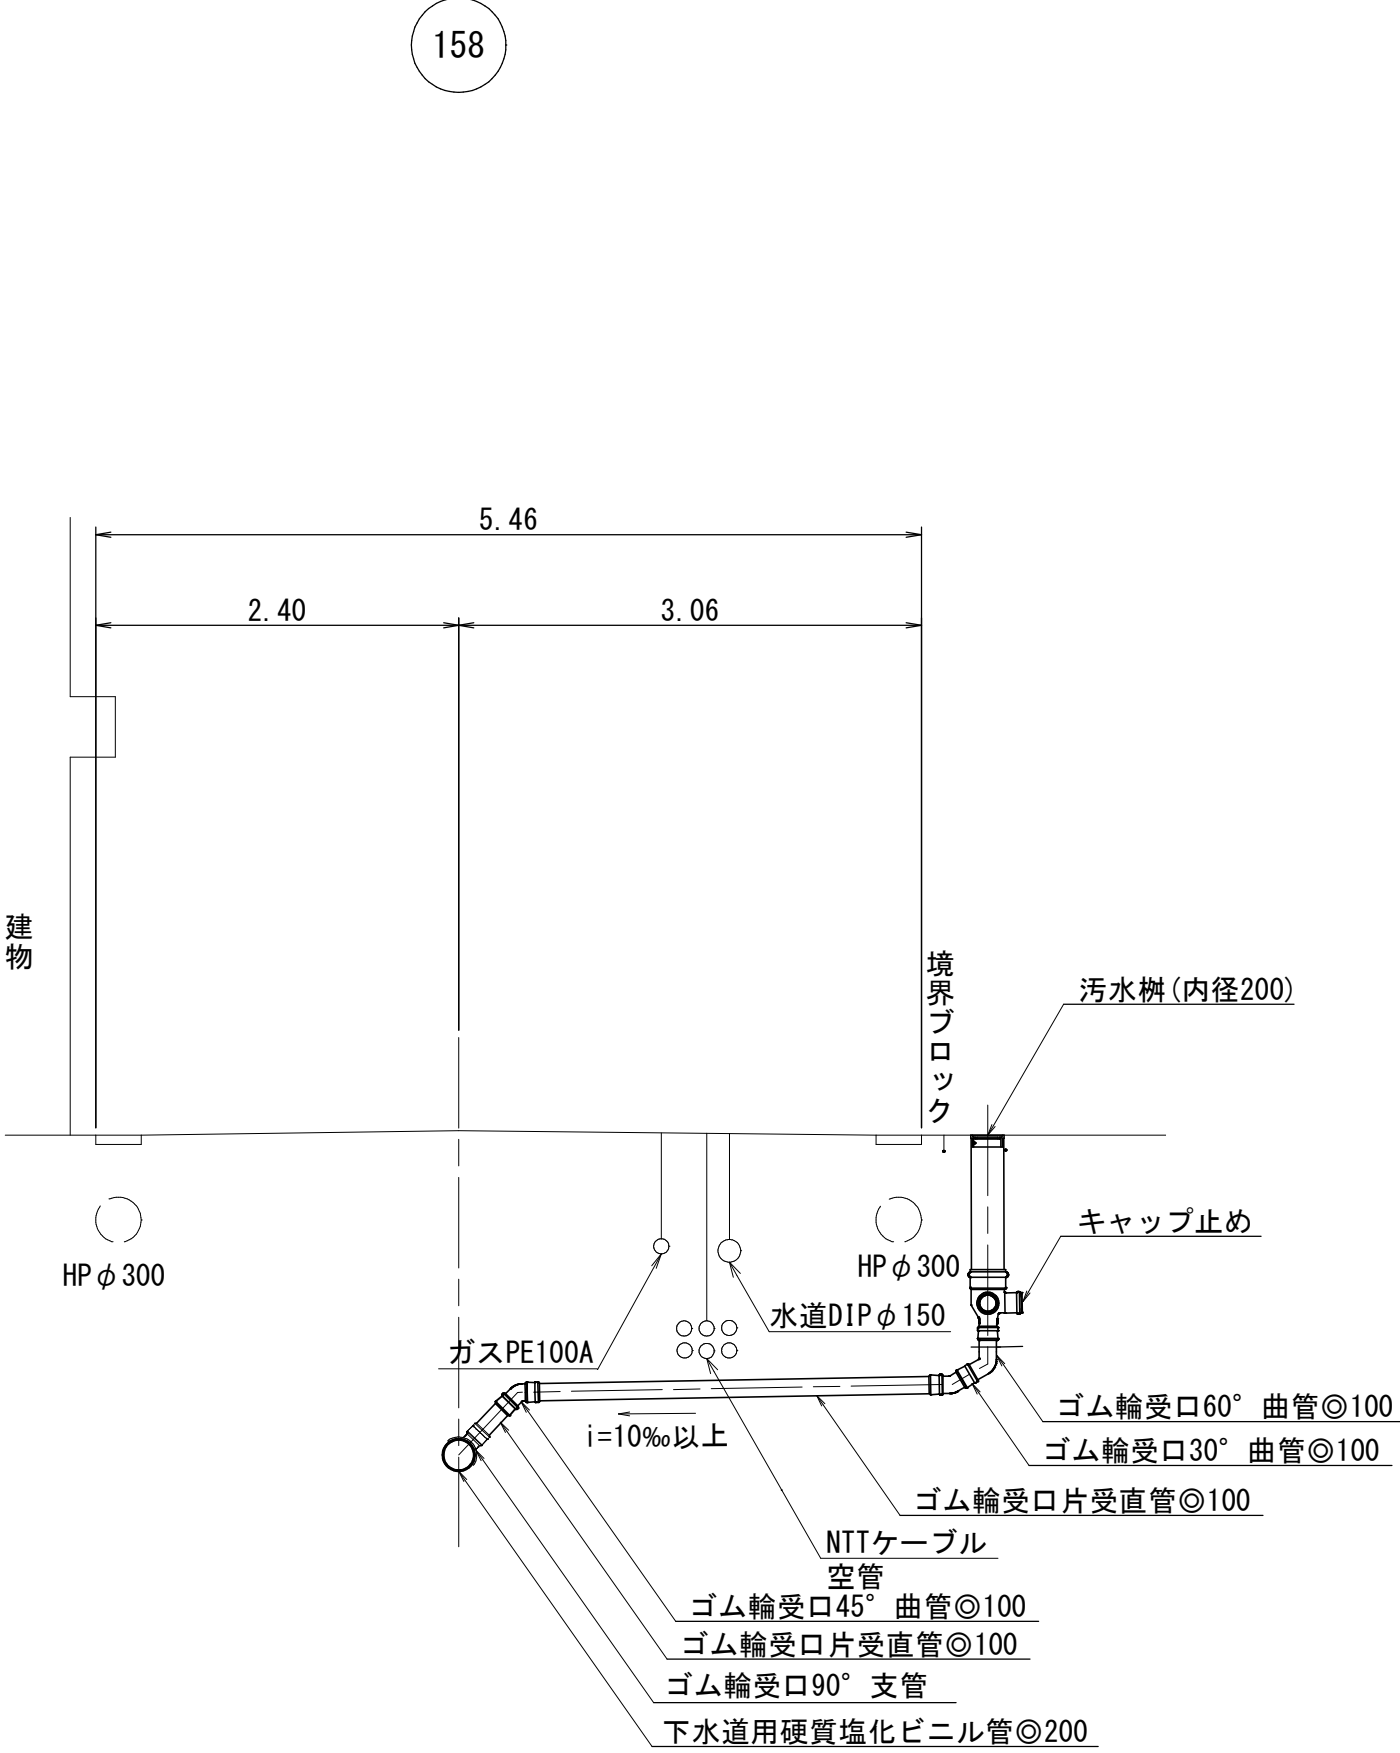

注・施工については「下水道標準仕様書」による。


内浜系統 中央排水区				
件 名	東倉吉町四日市町ほか枝線工事			
図 名	取付管標準断面図			
縮 尺	1/50	図 番	3 / 5	
調査年月日	令和	年	月	日
設計者氏名				
米 子 市 下 水 道 部				

薬液注入工図


本管推進坑口薬液注入工図 縮尺 1/50

下水道推進工法用
硬質塩化ビニル管φ200

平 面 図

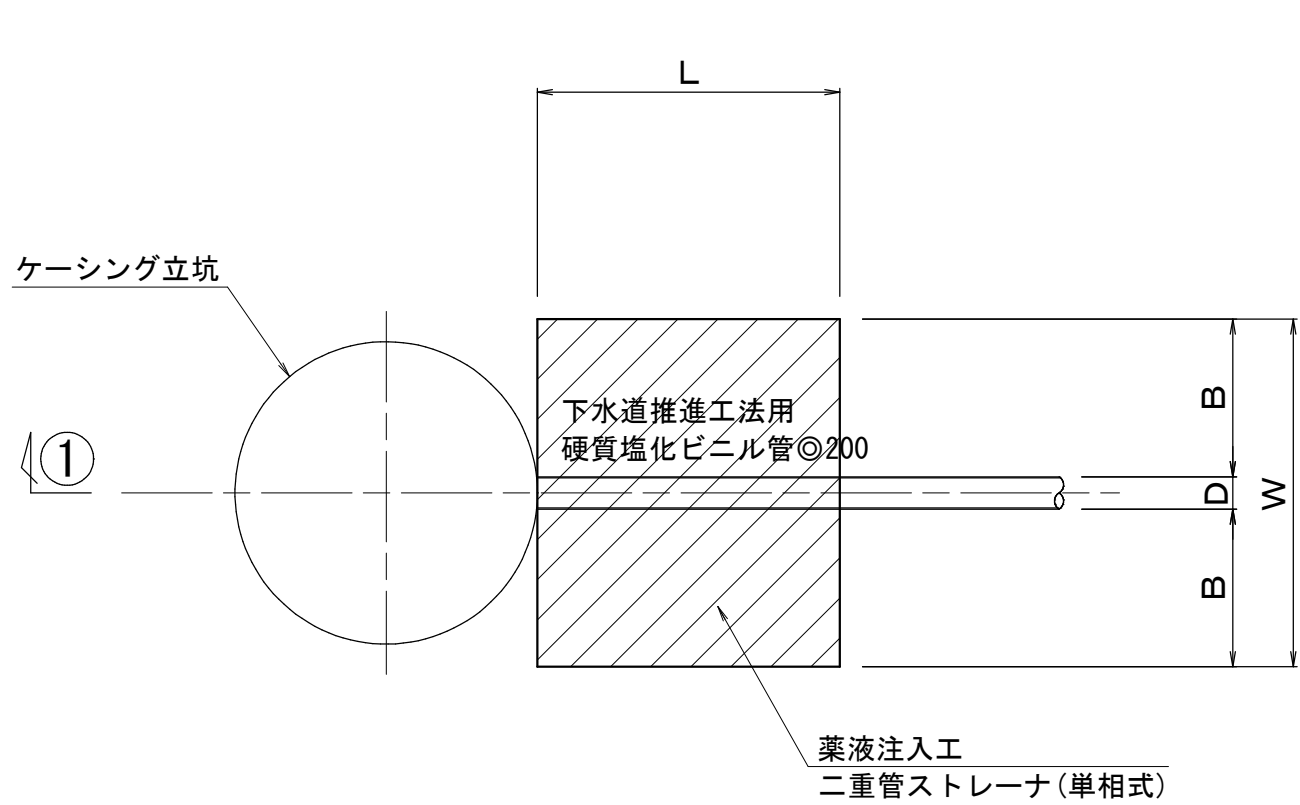


①－①断面図

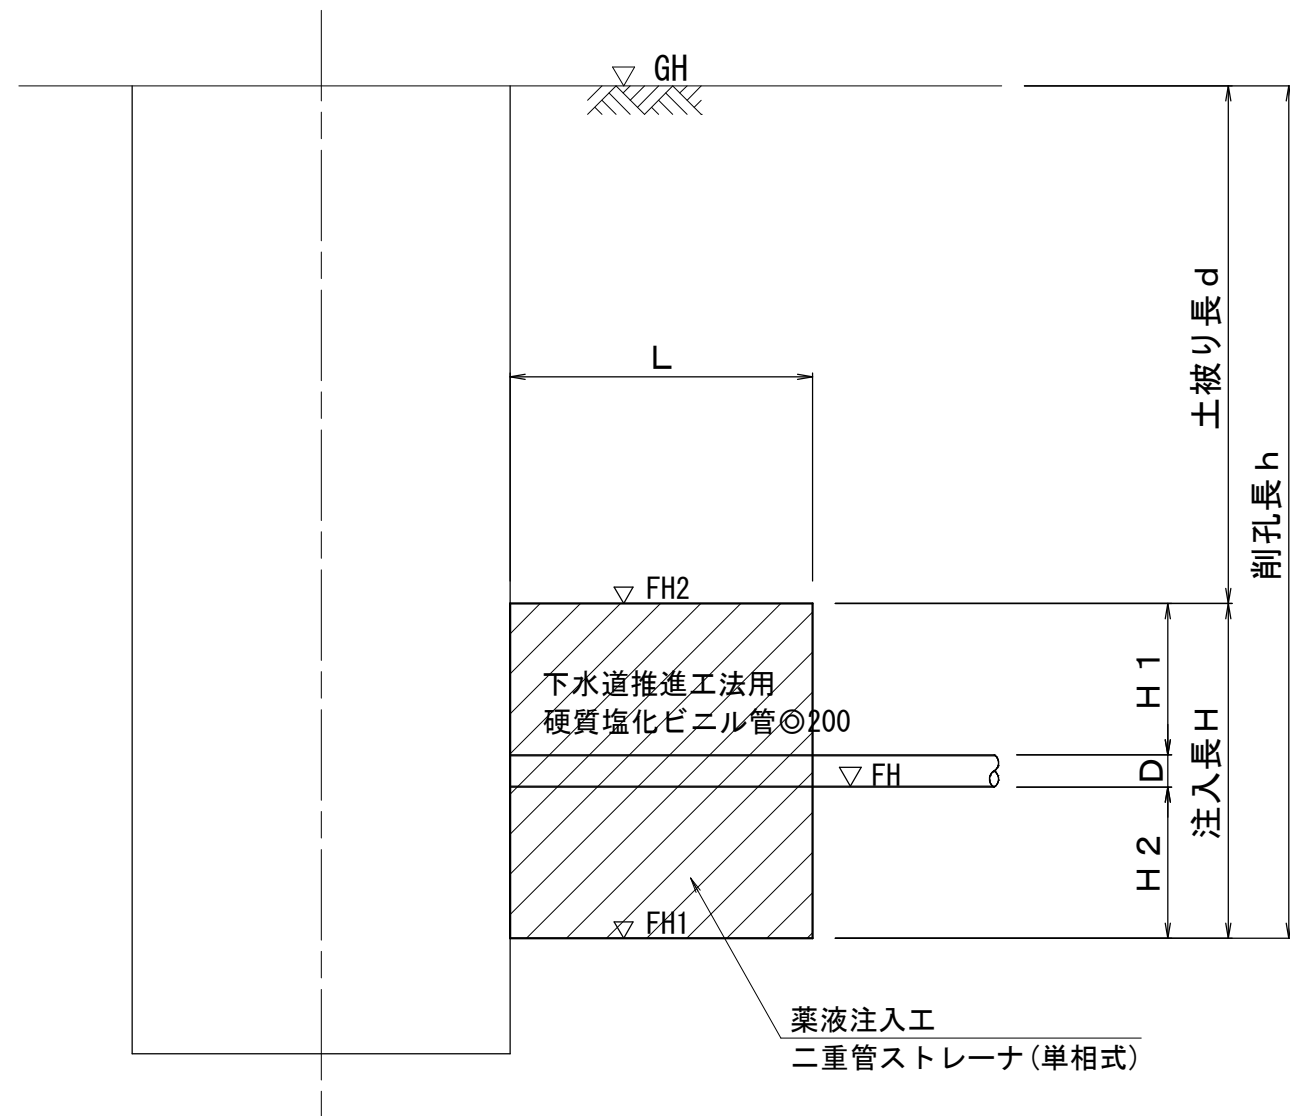

薬液注入改良断面図 縮尺 1/50

下水道推進工法用
硬質塩化ビニル管φ200

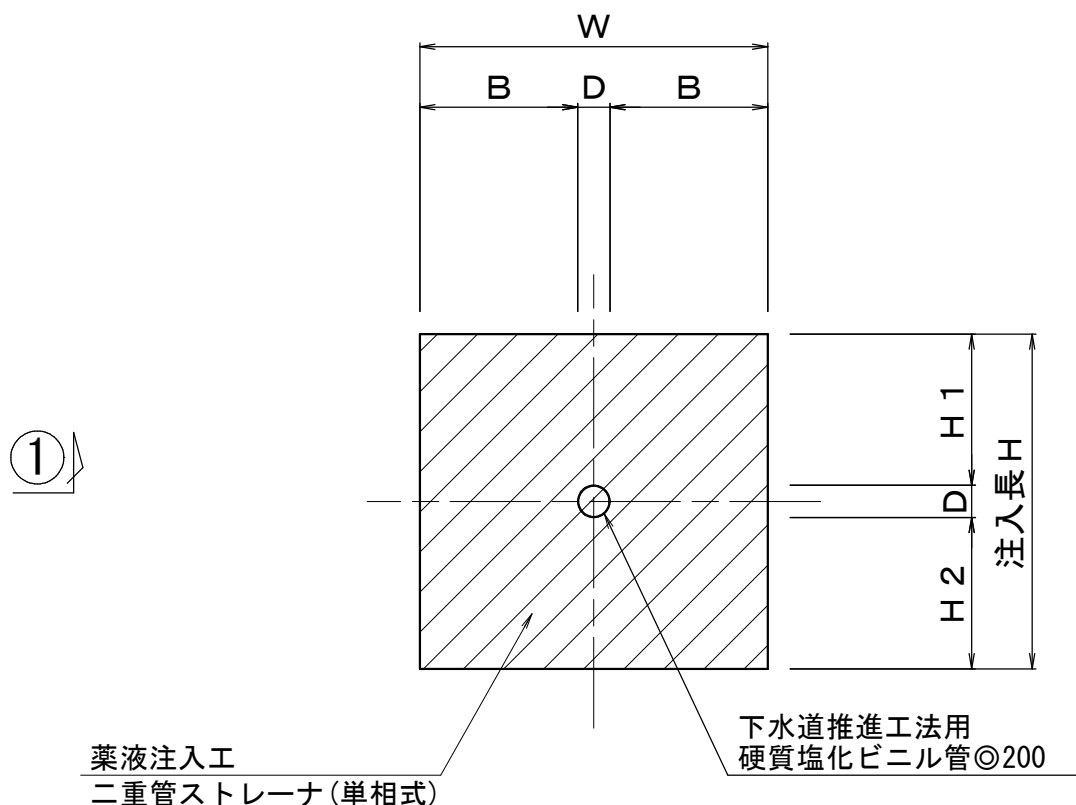

薬液注入工寸法表

場 所		管種・管径	GH	FH	D	管中心	H1	H2	B	h	FH1	H	W	L	FH2	d	備 考
			(m)	(m)	(m)	(m)	(m)	(m)	(m)	(m)	(m)	(m)	(m)	(m)	(m)	(m)	
no. 10	下流側到達口	VP φ 200	2.07	-0.106	0.214	-0.006	0.886	1.000	1.043	3.183	-1.113	2.100	2.300	2.000	0.987	1.083	Bor No. 8 BP-1
no. 11	下流側到達口	VP φ 200	1.98	-0.040	0.214	0.060	0.786	1.000	1.043	3.027	-1.047	2.000	2.300	2.000	0.953	1.027	Bor No. 8 BP-1
no. 12	上流側発進口	VP φ 200	2.06	-0.136	0.214	-0.036	0.986	1.000	1.043	3.203	-1.143	2.200	2.300	2.000	1.057	1.003	Bor No. 8 BP-1
no. 12	上流側発進口	VP φ 200	2.06	-0.262	0.214	-0.162	1.086	1.000	1.043	3.329	-1.269	2.300	2.300	2.000	1.031	1.029	Bor No. 8 BP-1
no. 12	下流側到達口	VP φ 200	2.06	-0.312	0.214	-0.212	1.086	1.000	1.043	3.379	-1.319	2.300	2.300	2.000	0.981	1.079	Bor No. 8 BP-1
no. 13	上流側発進口	VP φ 200	2.03	-0.398	0.214	-0.298	1.186	1.000	1.043	3.435	-1.405	2.400	2.300	2.000	0.995	1.035	Bor No. 8 BP-1
no. 13	下流側発進口	VP φ 200	2.03	-0.418	0.214	-0.318	1.186	1.000	1.043	3.455	-1.425	2.400	2.300	2.000	0.975	1.055	Bor No. 8 BP-1
既設No. 1MH	上流側到達口	VP φ 200	2.01	-1.061	0.214	-0.961	1.586	1.000	1.043	4.078	-2.068	2.800	2.300	2.000	0.732	1.278	Bor No. 8 BP-1


注
施工については「下水道
工事標準仕様書」による。

内浜系統 中央排水区				
件 名	東倉吉町四日市町ほか枝線工事			
図 名	薬液注入工図			
縮 尺	1/50	図 番	4 / 5	
調査年月日	令和	年	月	日
設計者氏名				
米 子 市 下 水 道 部				


標準構造図 縮尺 1/40

組立1号マンホール（内径90）


平面図

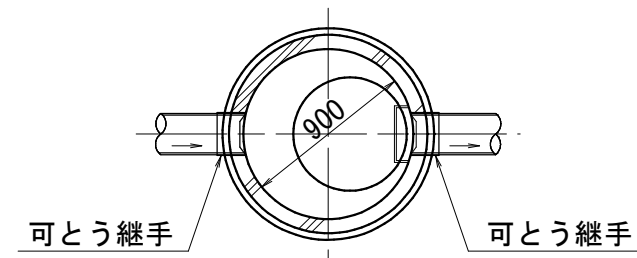

縦断図

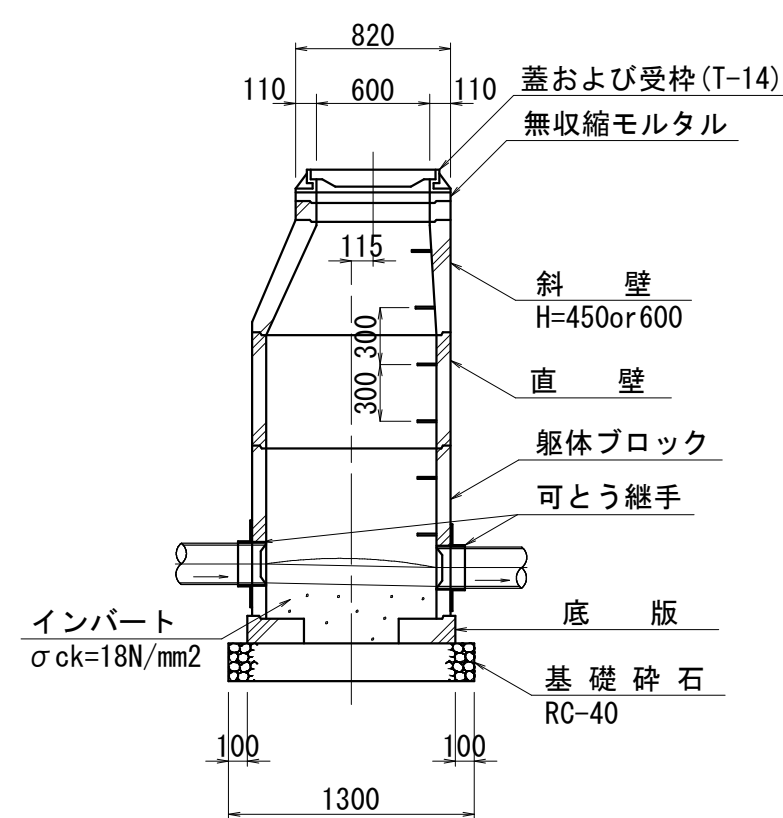

横断図

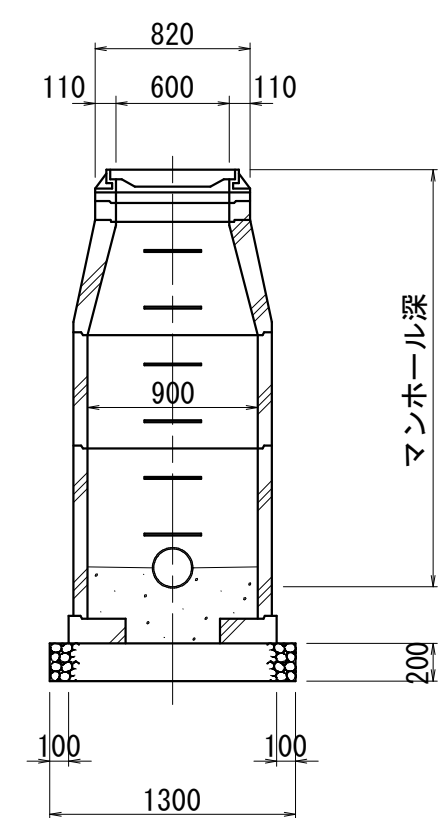


舗装復旧断面図 縮尺 1/20


アーケード内
（タイル舗装区間）

仮復旧

（掘削部分）

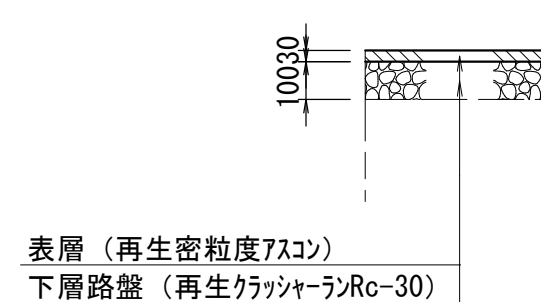


現況

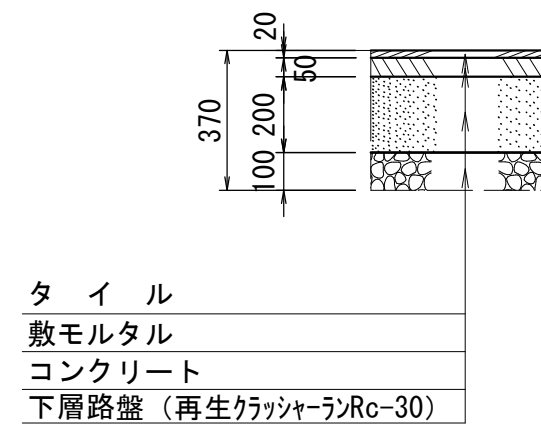


アーケード内
（インターロッキング舗装区間）

仮復旧

（掘削部分）

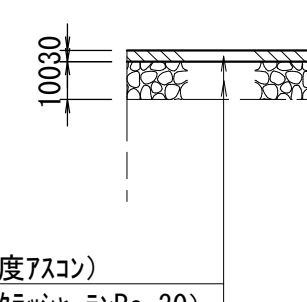


現況

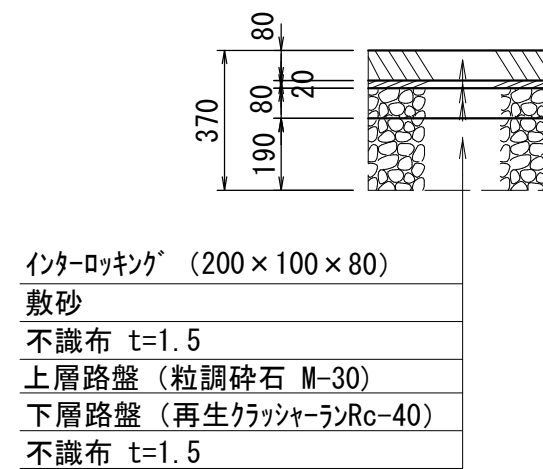


市道四日市町3号線
（160路線）

本復旧

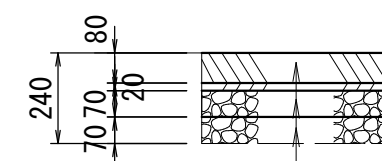


汚水樹

標準型

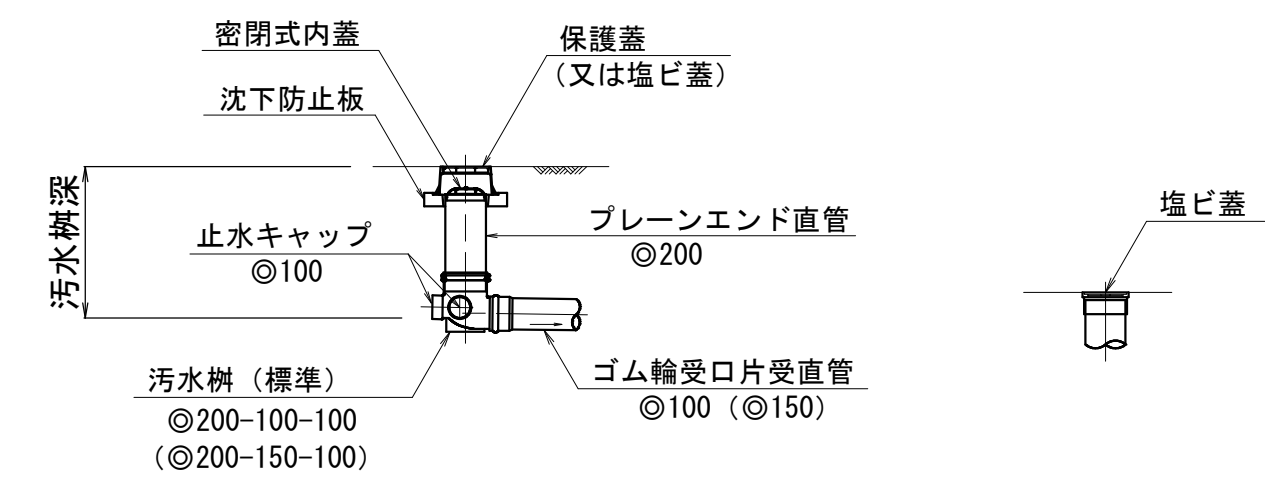

ドロップ型 (D)

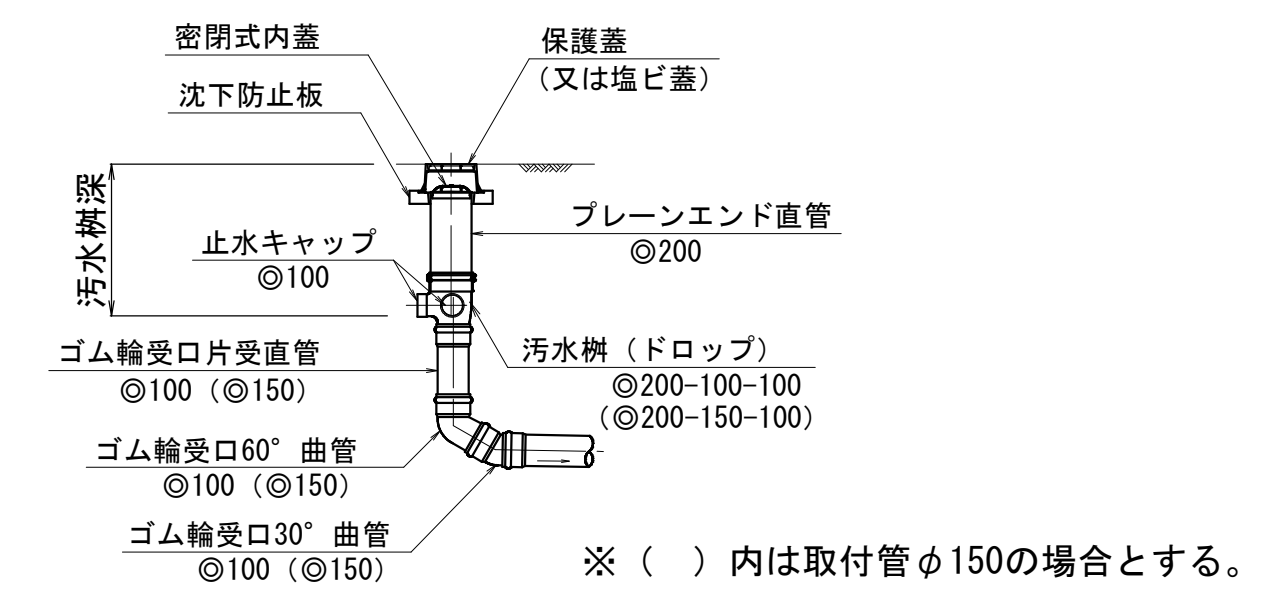

標準構造図
・組立1号マンホール
（内径90）
・汚水樹


舗装復旧断面図

注・施工については、「下水道工事標準仕様書」による。


内浜系統 中央排水区				
件 名	東倉吉町四日市町ほか枝線工事			
図 名	標準構造図・舗装復旧断面図			
縮 尺	図 示	図 番	5 / 5	
調査年月日	令和	年	月	日
設計者氏名				
米 子 市 下 水 道 部				

no. 10 到達立坑


平 面 図

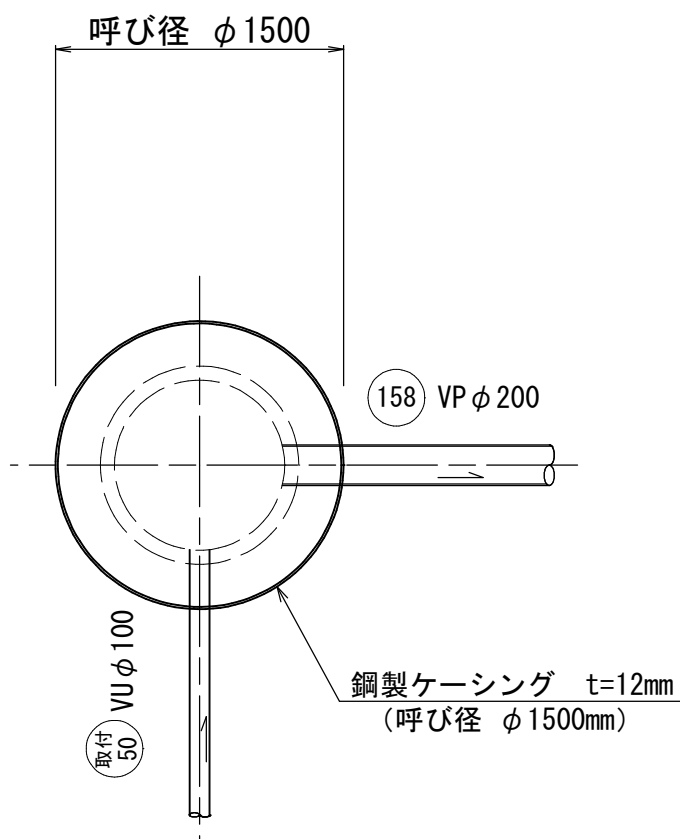



円形覆工板詳細図

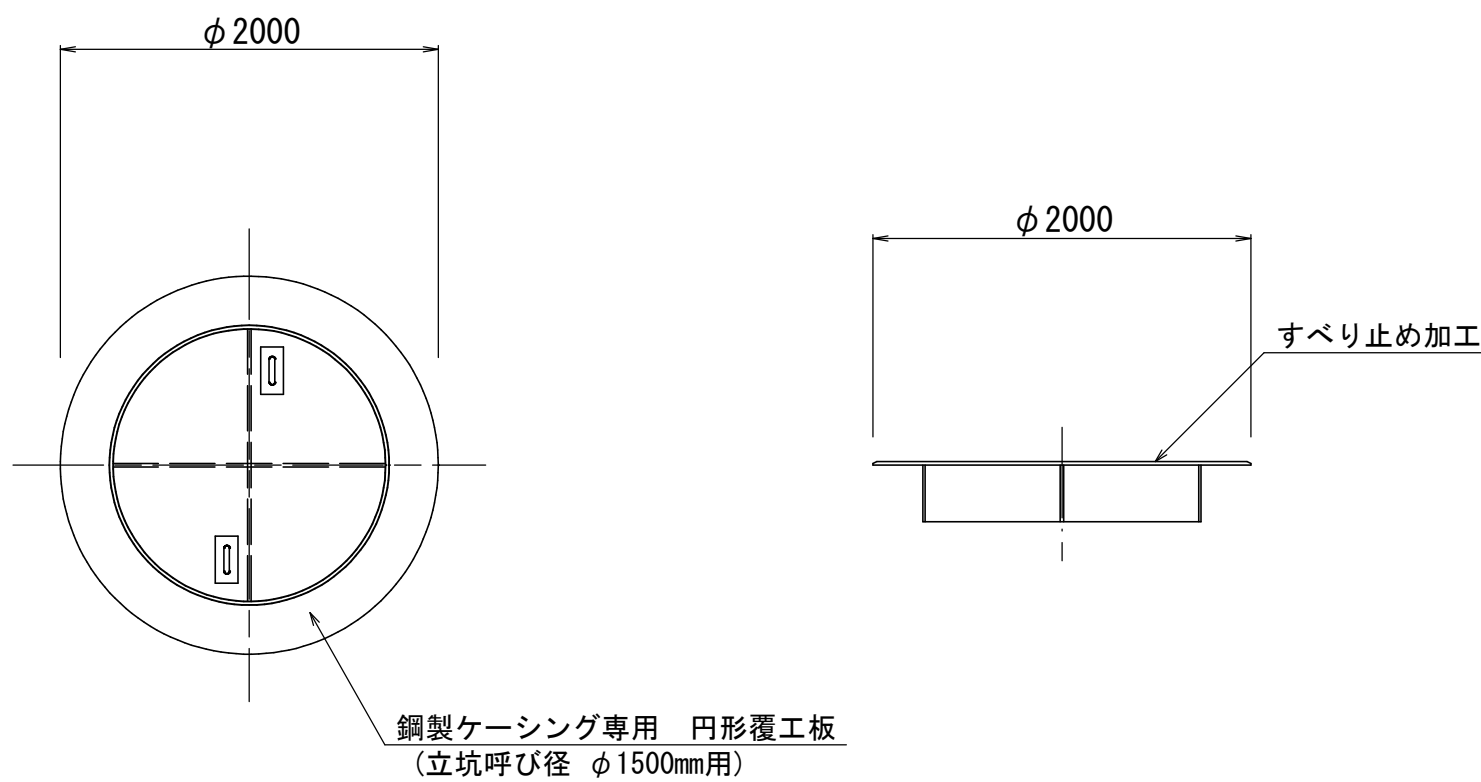

掘削完了時

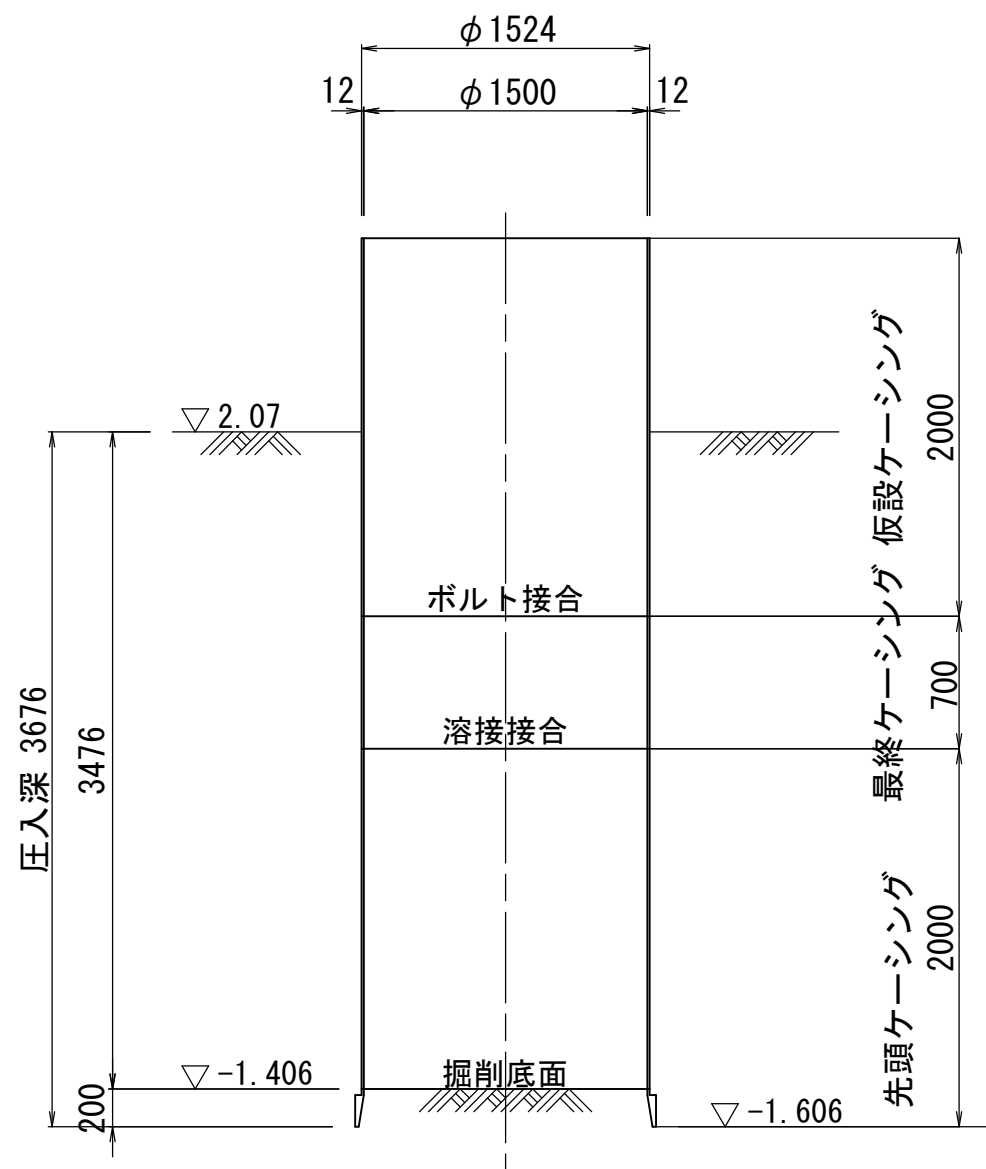


引上完了時

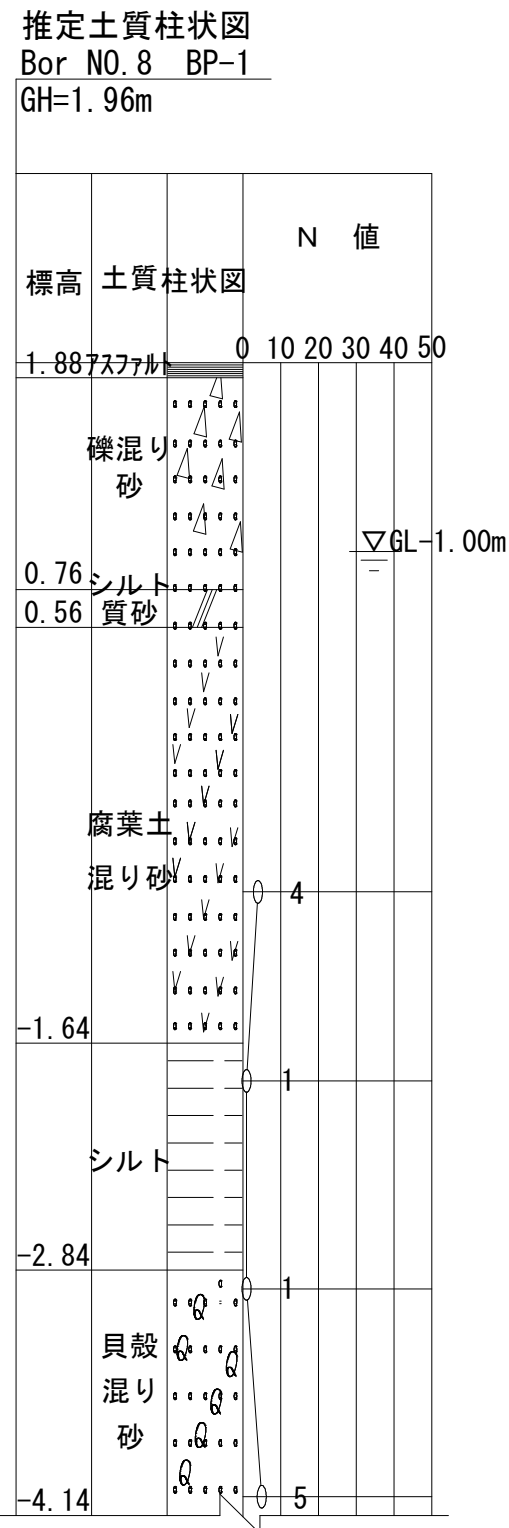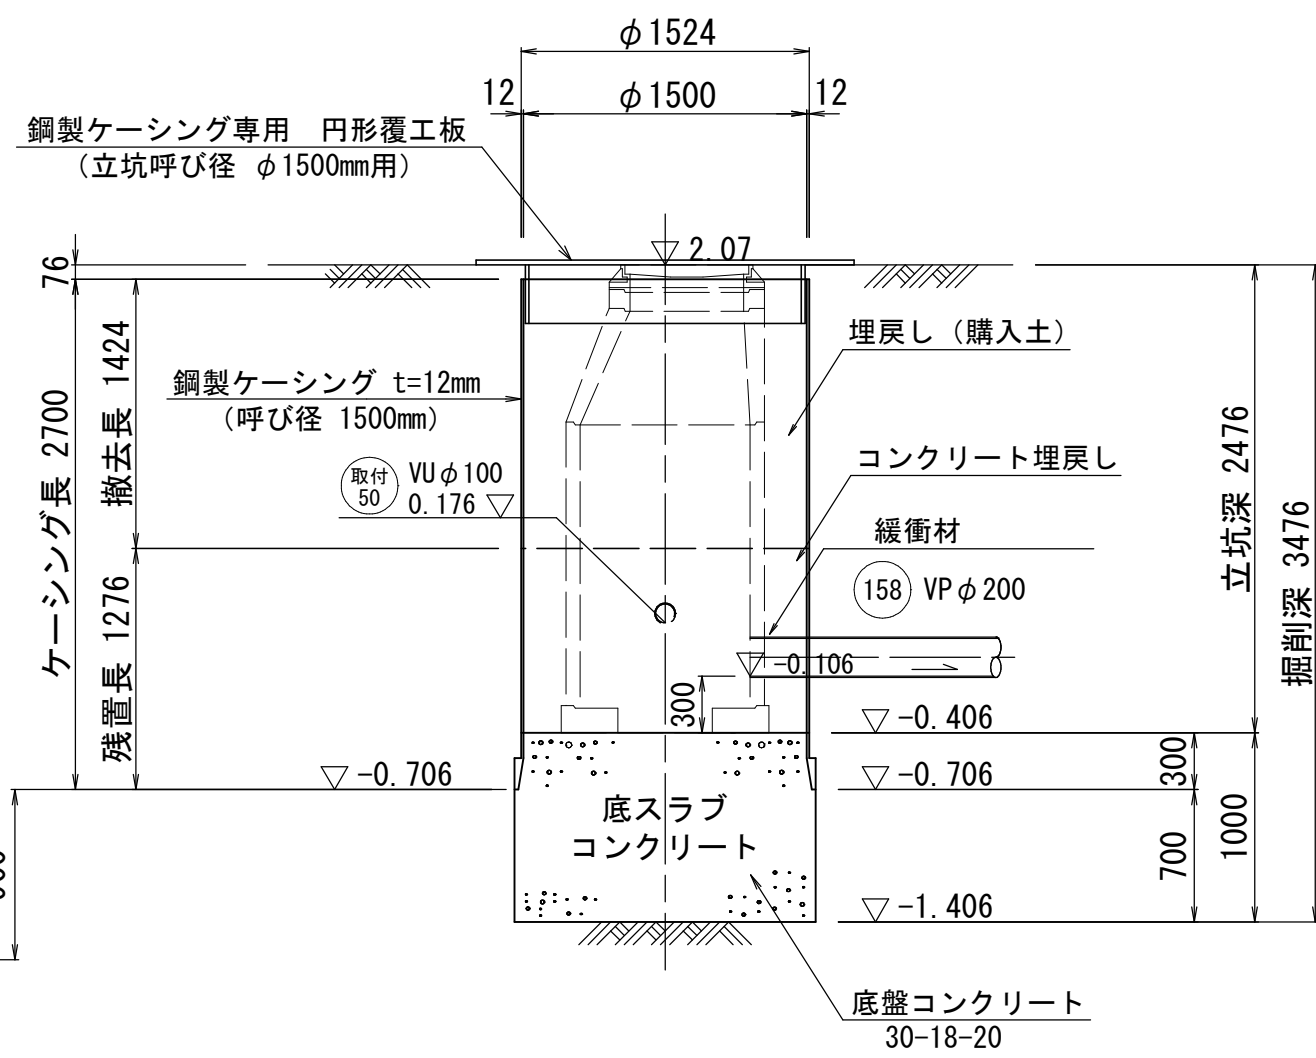


no. 11 発進到達立坑



平 面 図

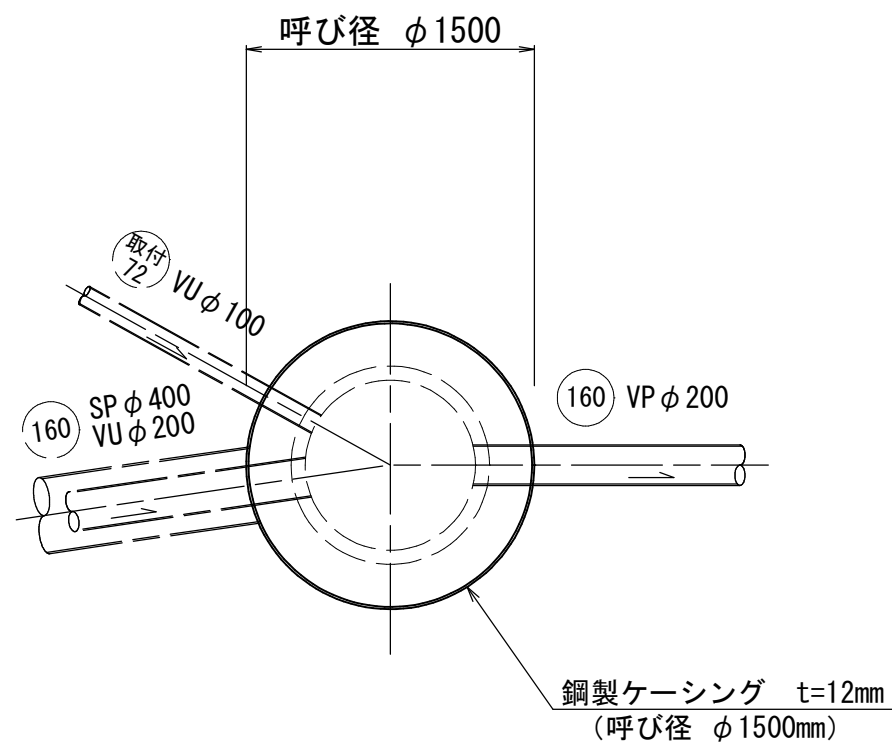

円形覆工板詳細図

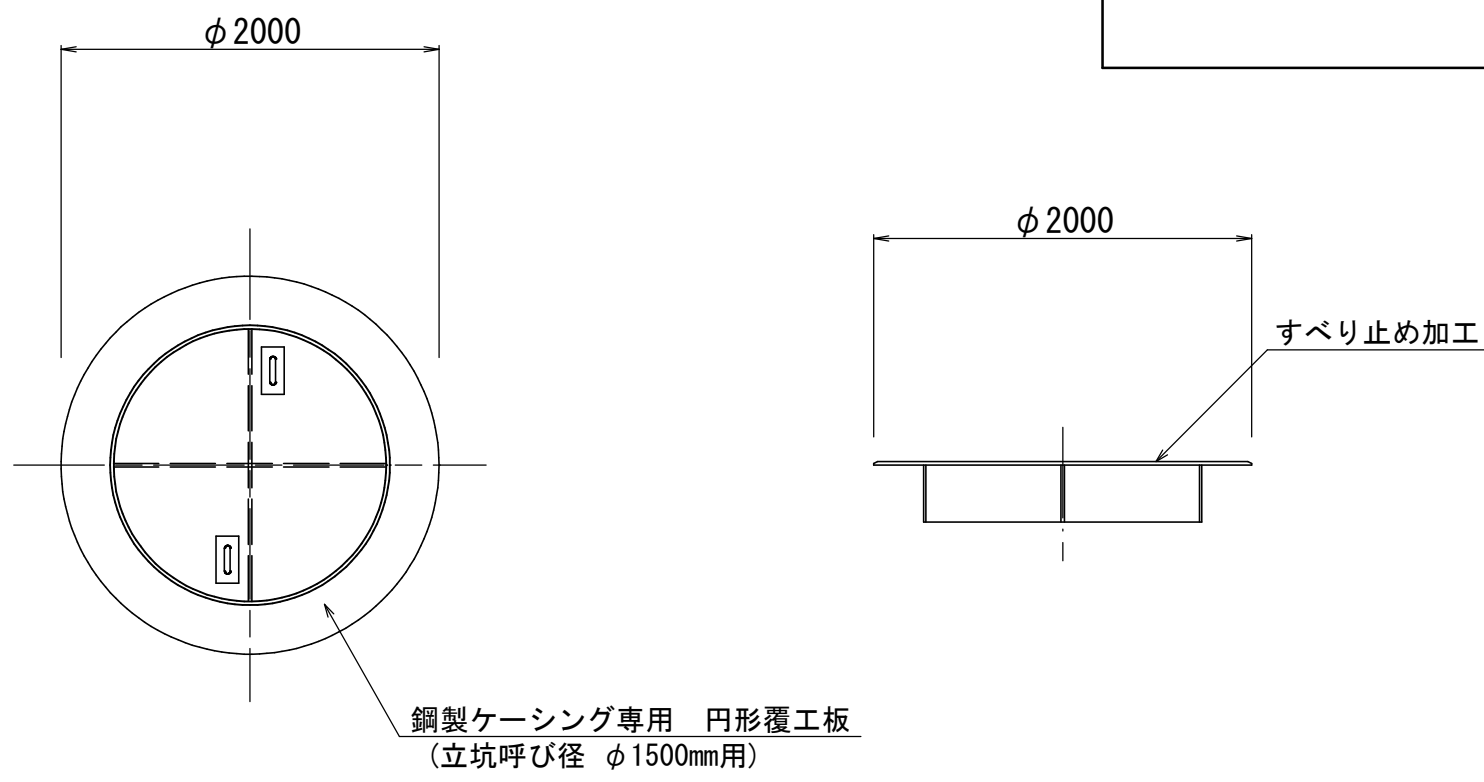

掘削完了時

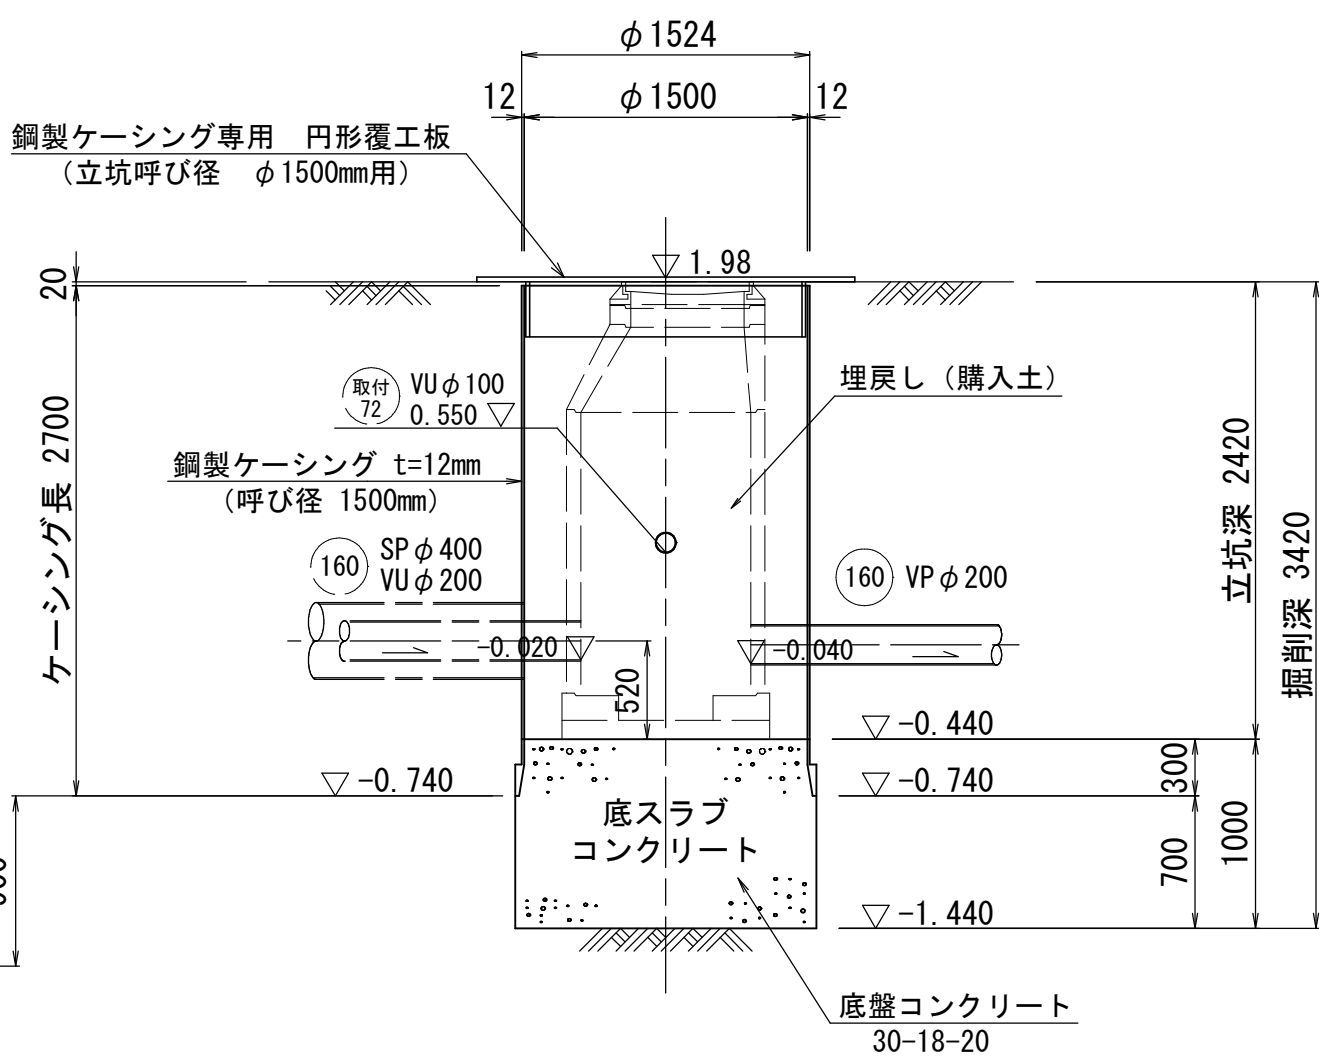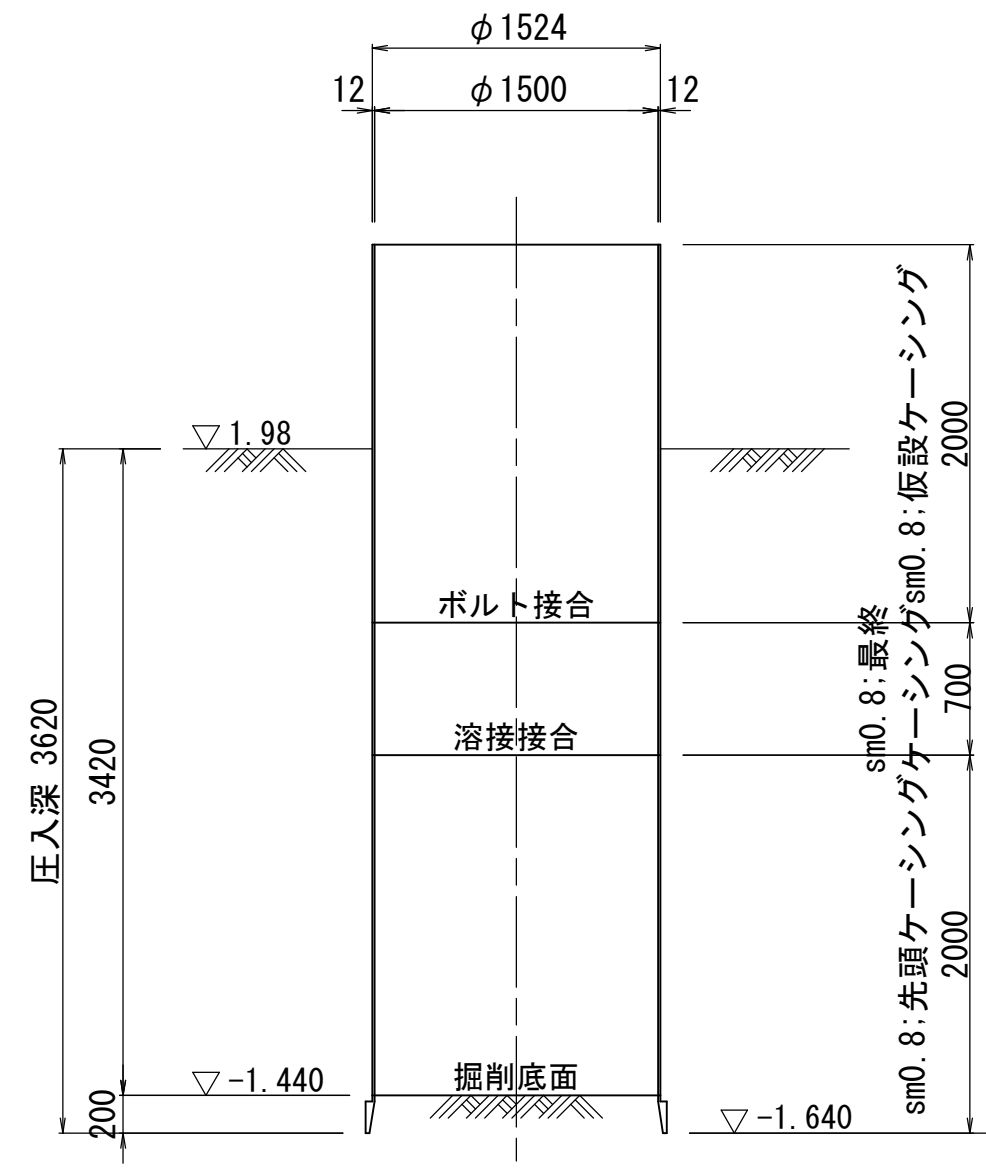

注
・施工については「下水道
工事標準仕様書」による。


参 考 図

内浜系統 中央排水区				
件 名	東倉吉町四日市町ほか枝線工事			
図 名	立坑仮設図(1) (参考図)			
縮 尺	1/40	図 番	1 / 2	
調査年月日	令和	年	月	日
設計者氏名				
米 子 市 下 水 道 部				

立坑仮設図(1)
(参考図)



no. 10 到達立坑 φ1500
no. 11 到達立坑 φ1500

no. 12 発進到達立坑

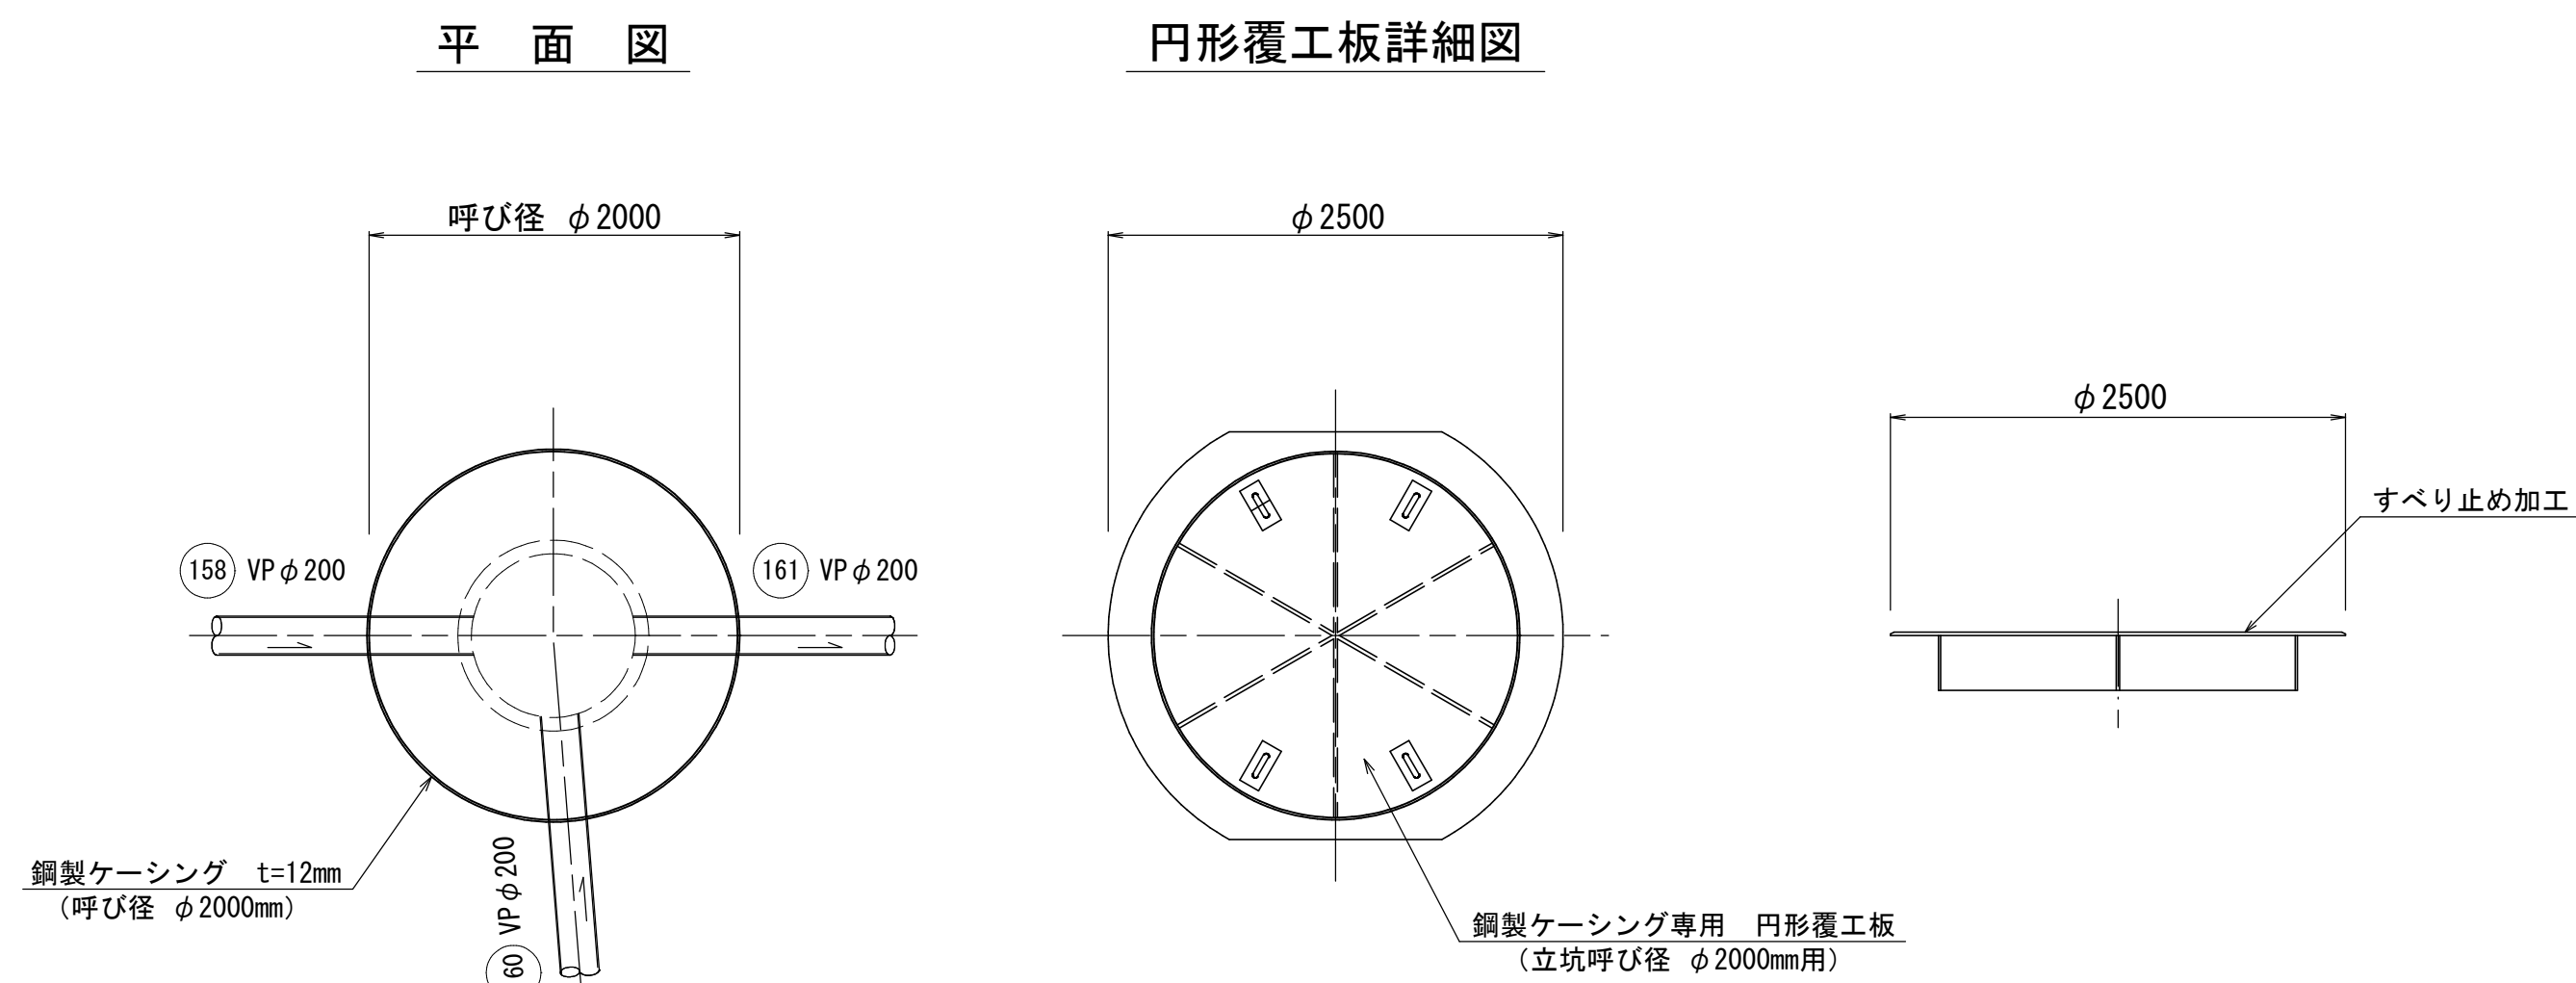


掘削完了時

引上完了時

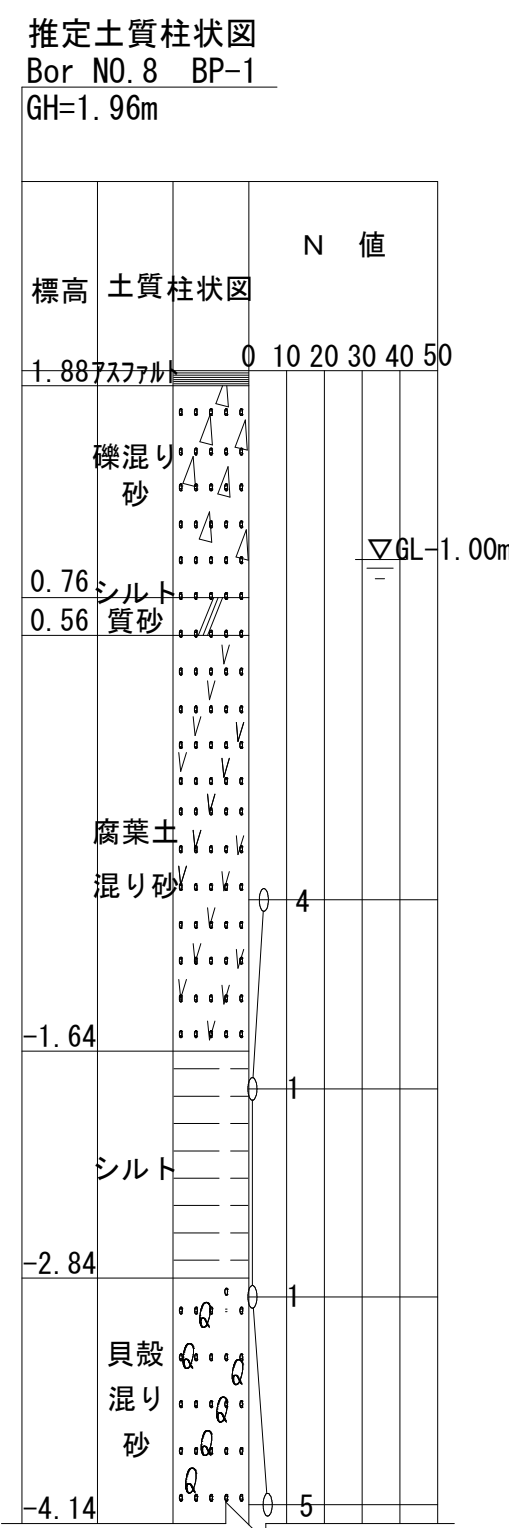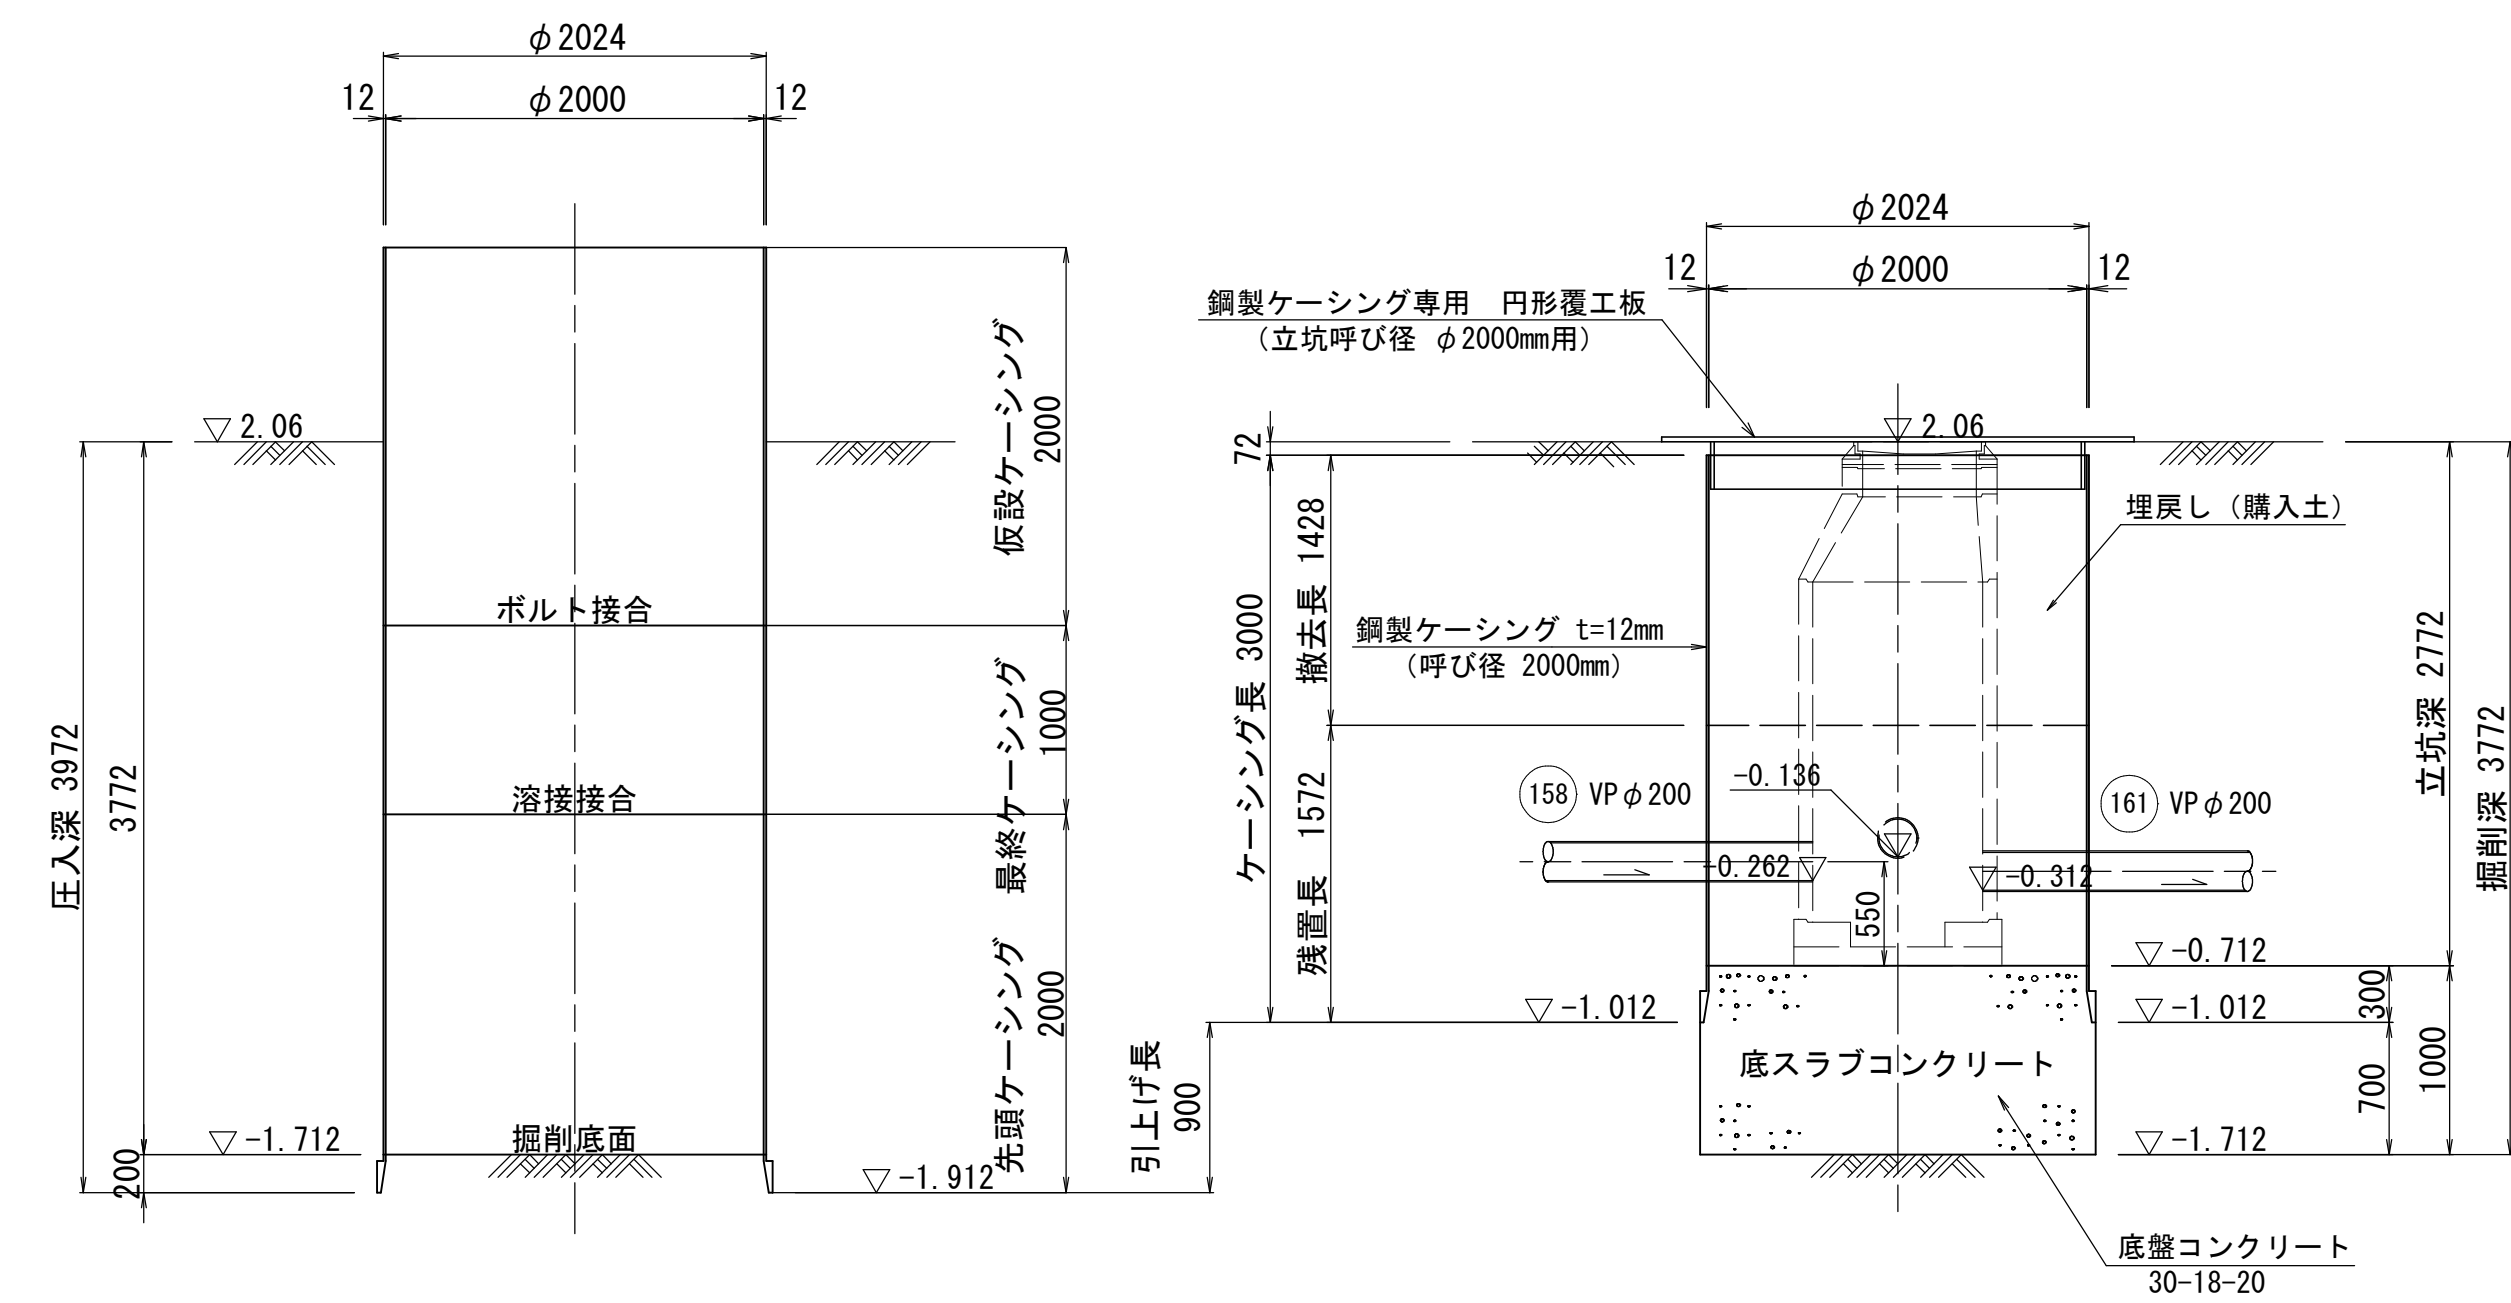


no. 13 両発進立坑

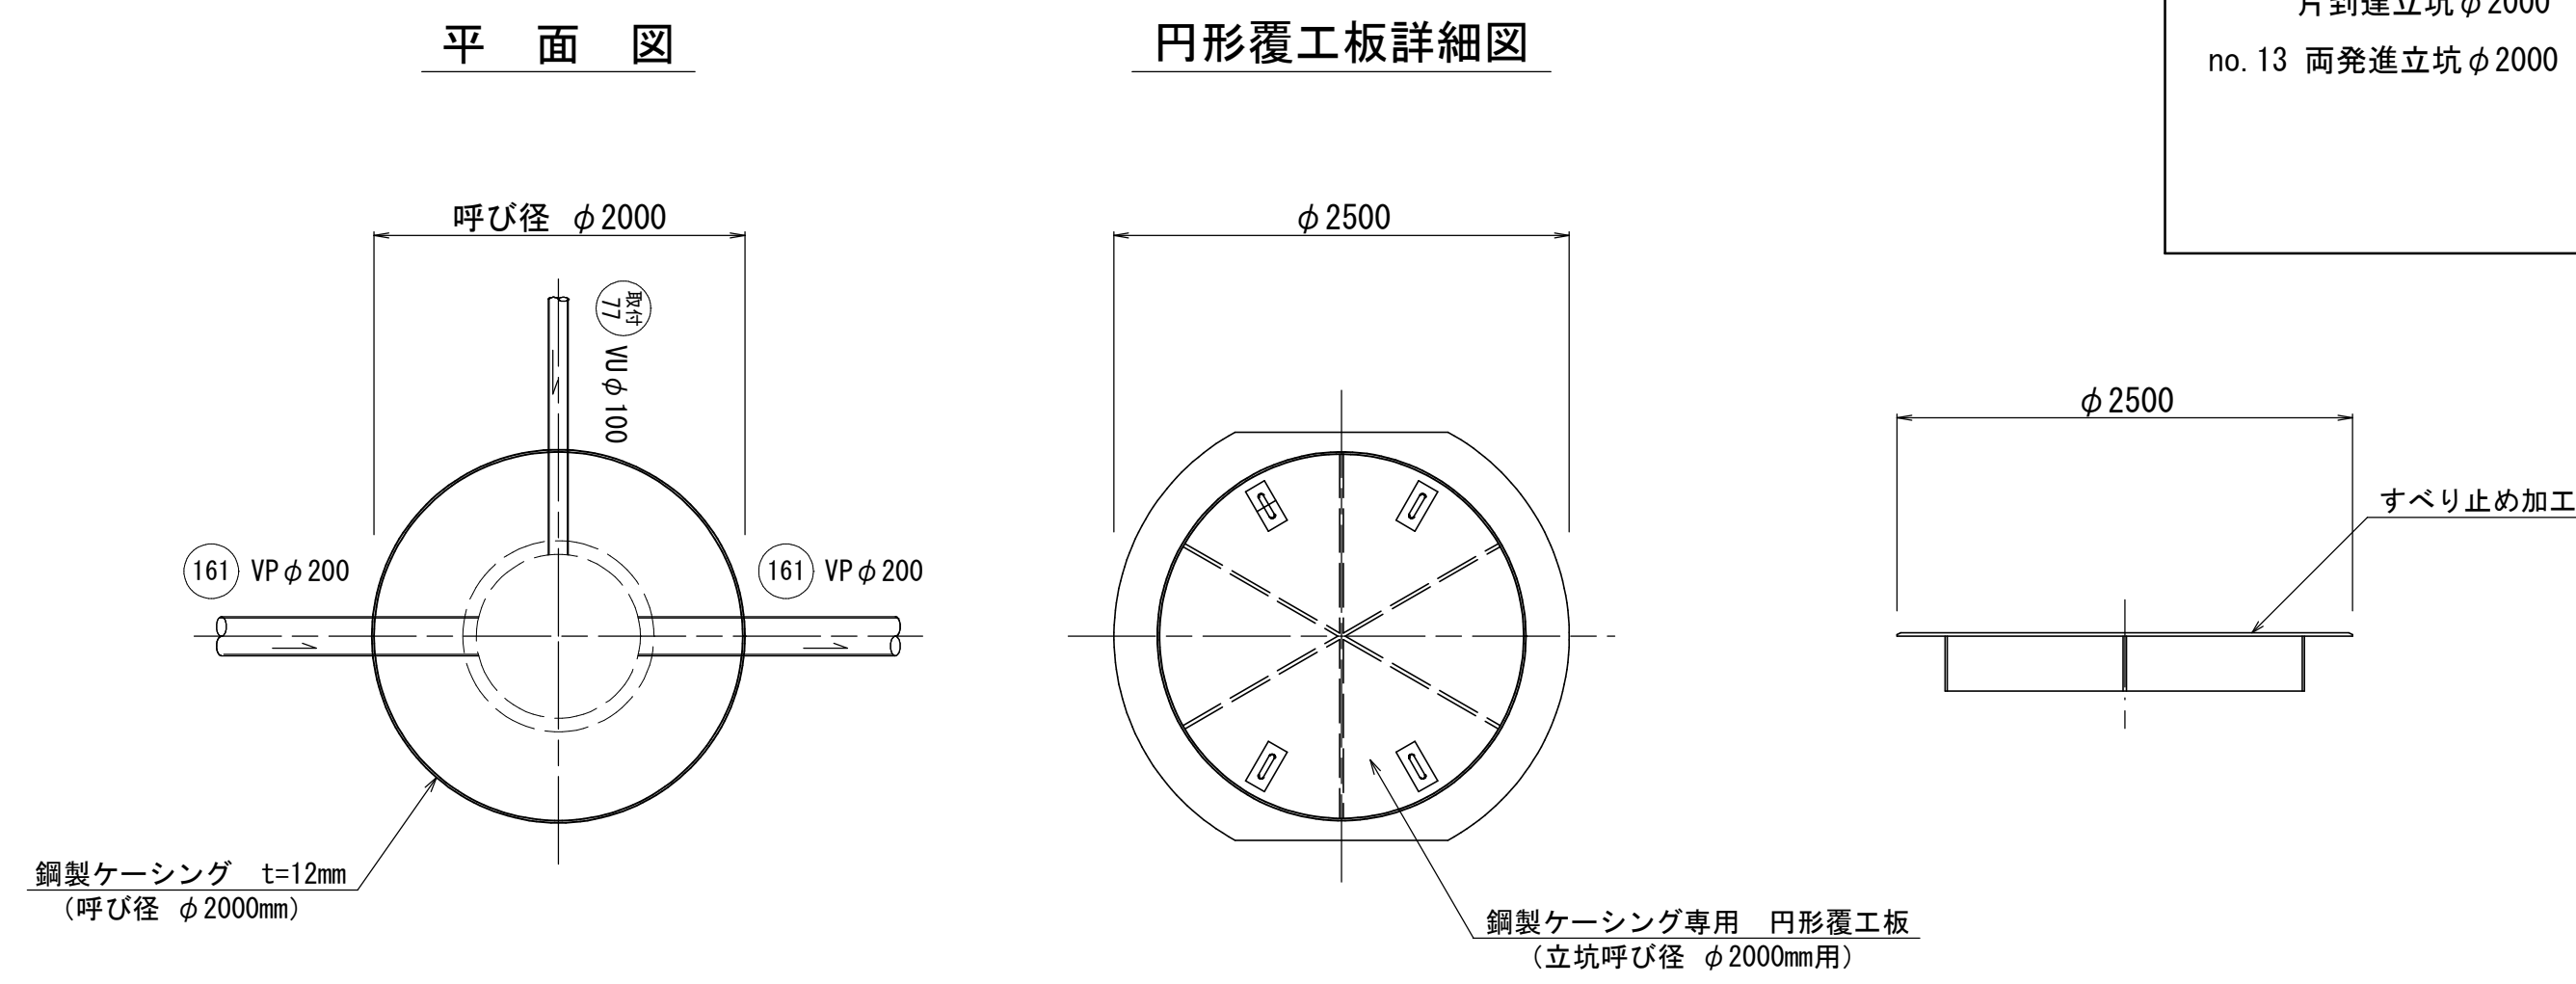

掘削完了時

引上完了時

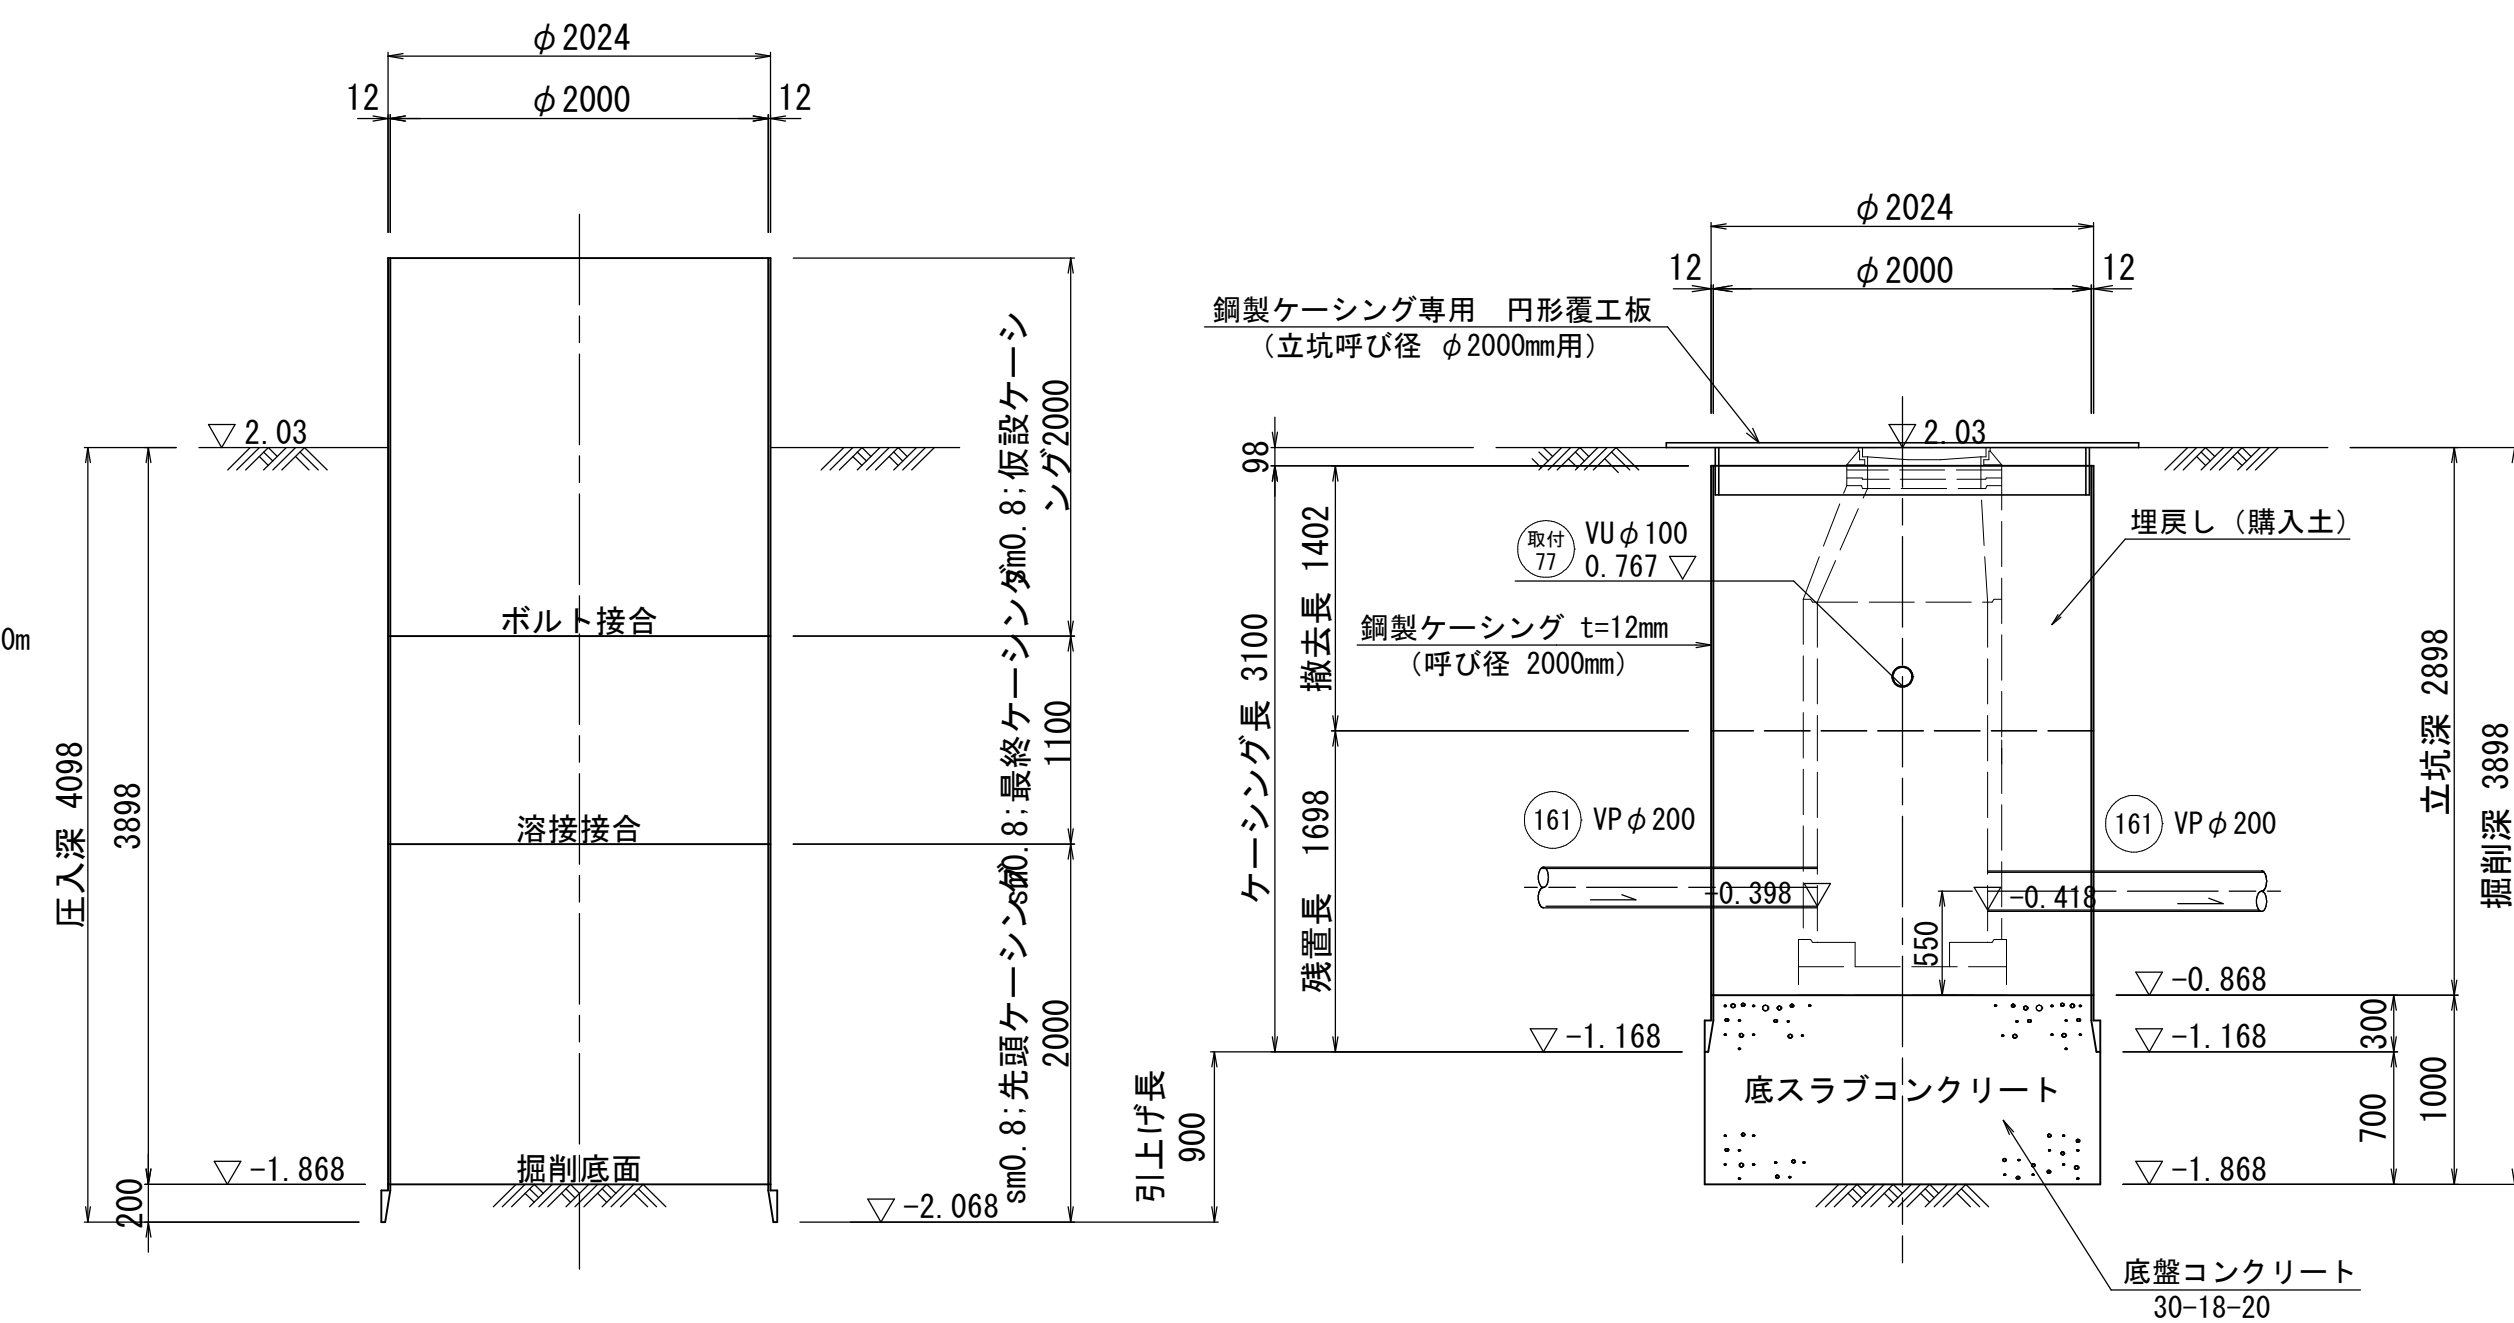

注
・施工については「下水道
工事標準仕様書」による。

参考図

内浜系統 中央排水区				
件 名	東倉吉町四日市町ほか枝線工事			
図 名	立坑仮設図(2) (参考図)			
縮 尺	1/40	図 番	2 / 2	
調査年月日	令和	年	月	日
設計者氏名				
米 子 市 下 水 道 部				