




平 面 図 縮尺 1:500
米 子 市 陰 田 町

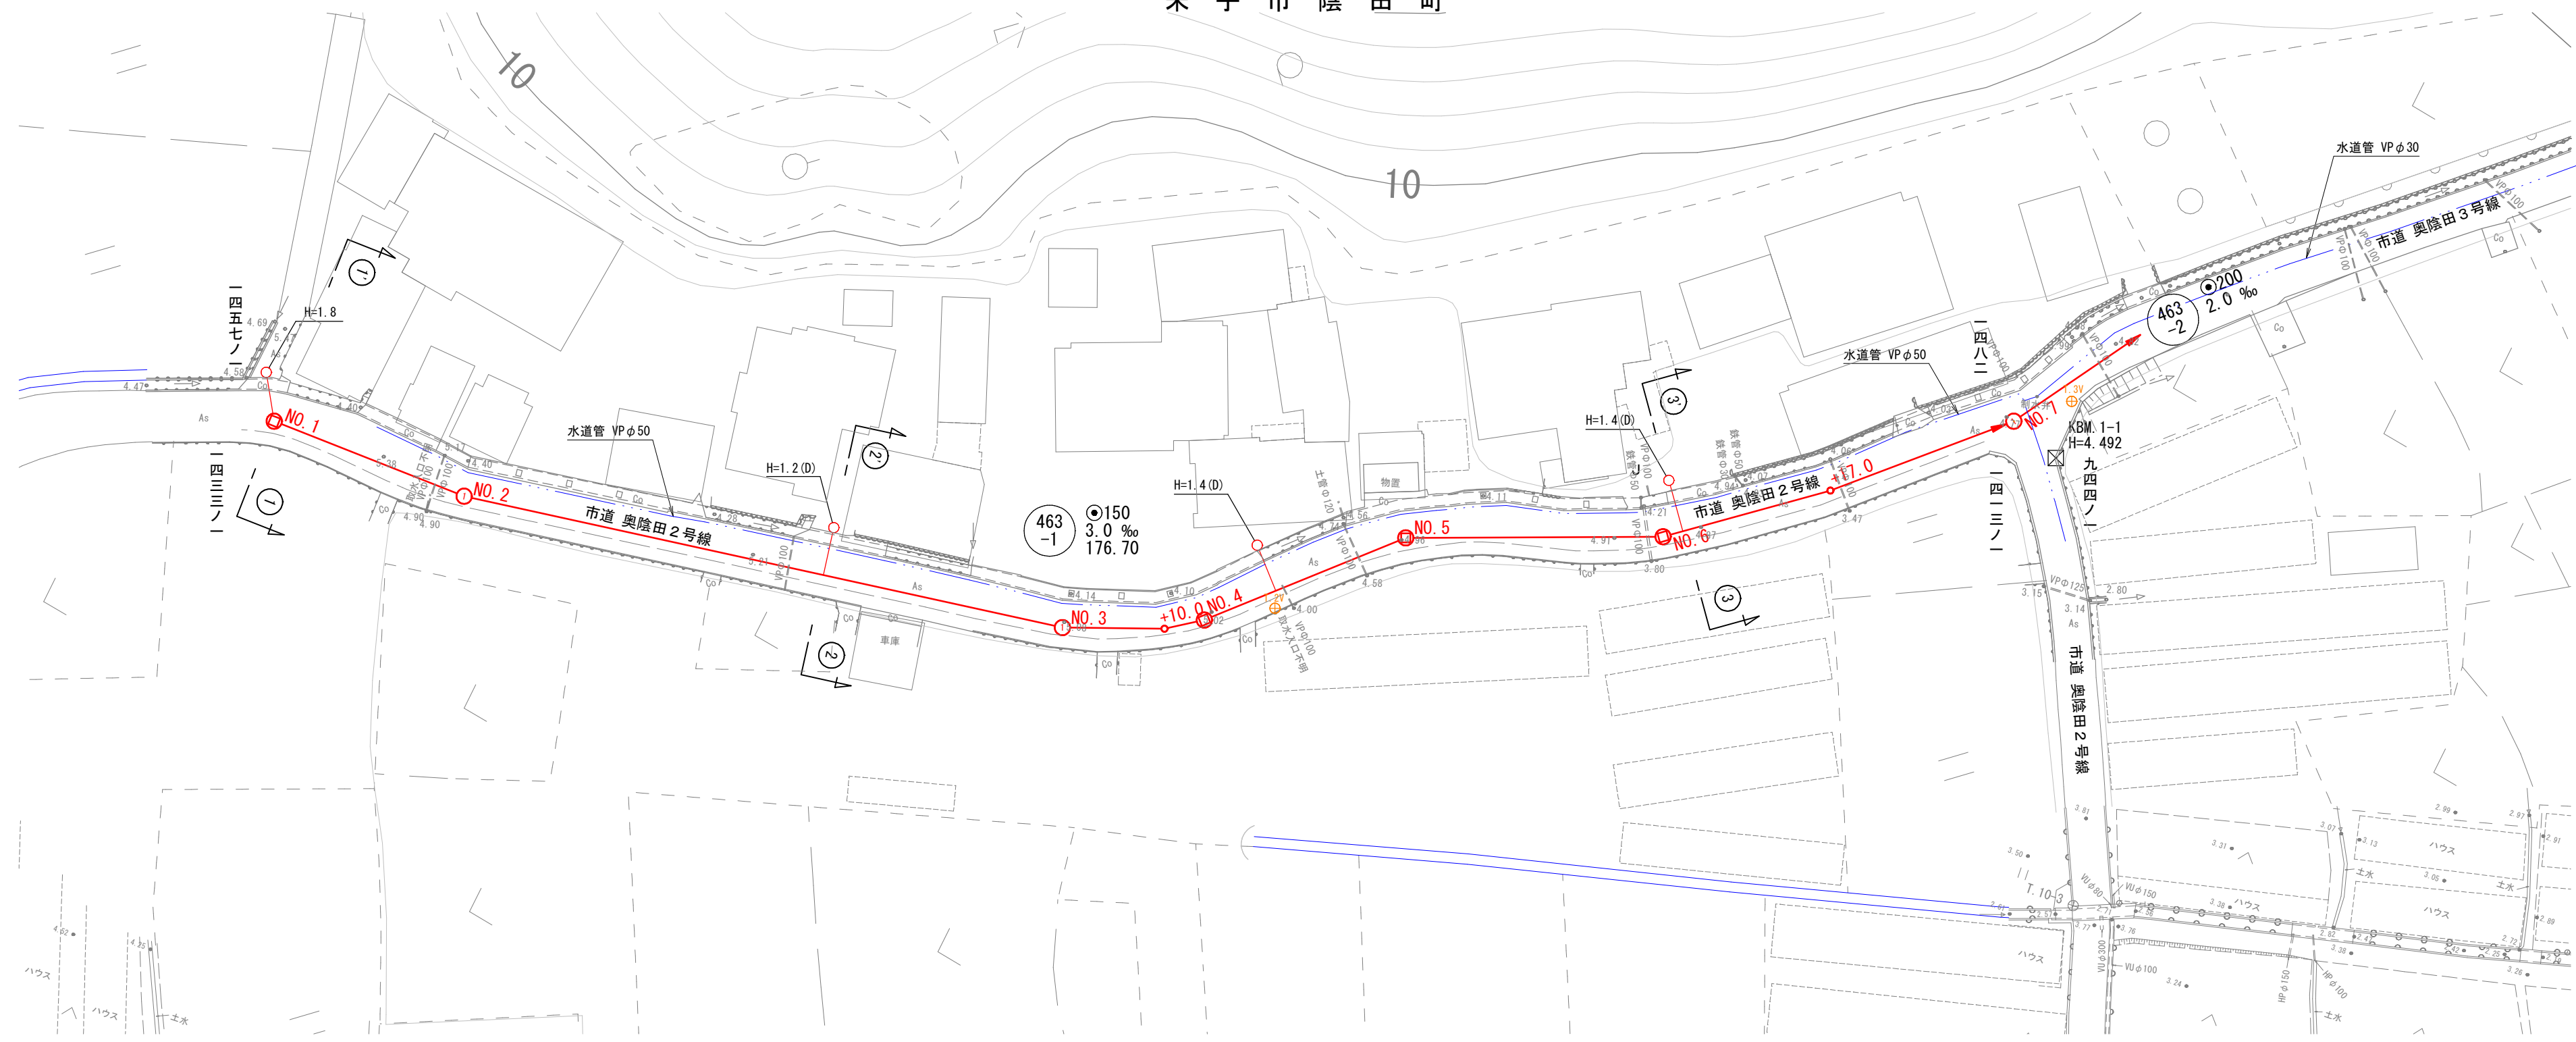

縦 断 面 図 縦 1:100
横 1:500

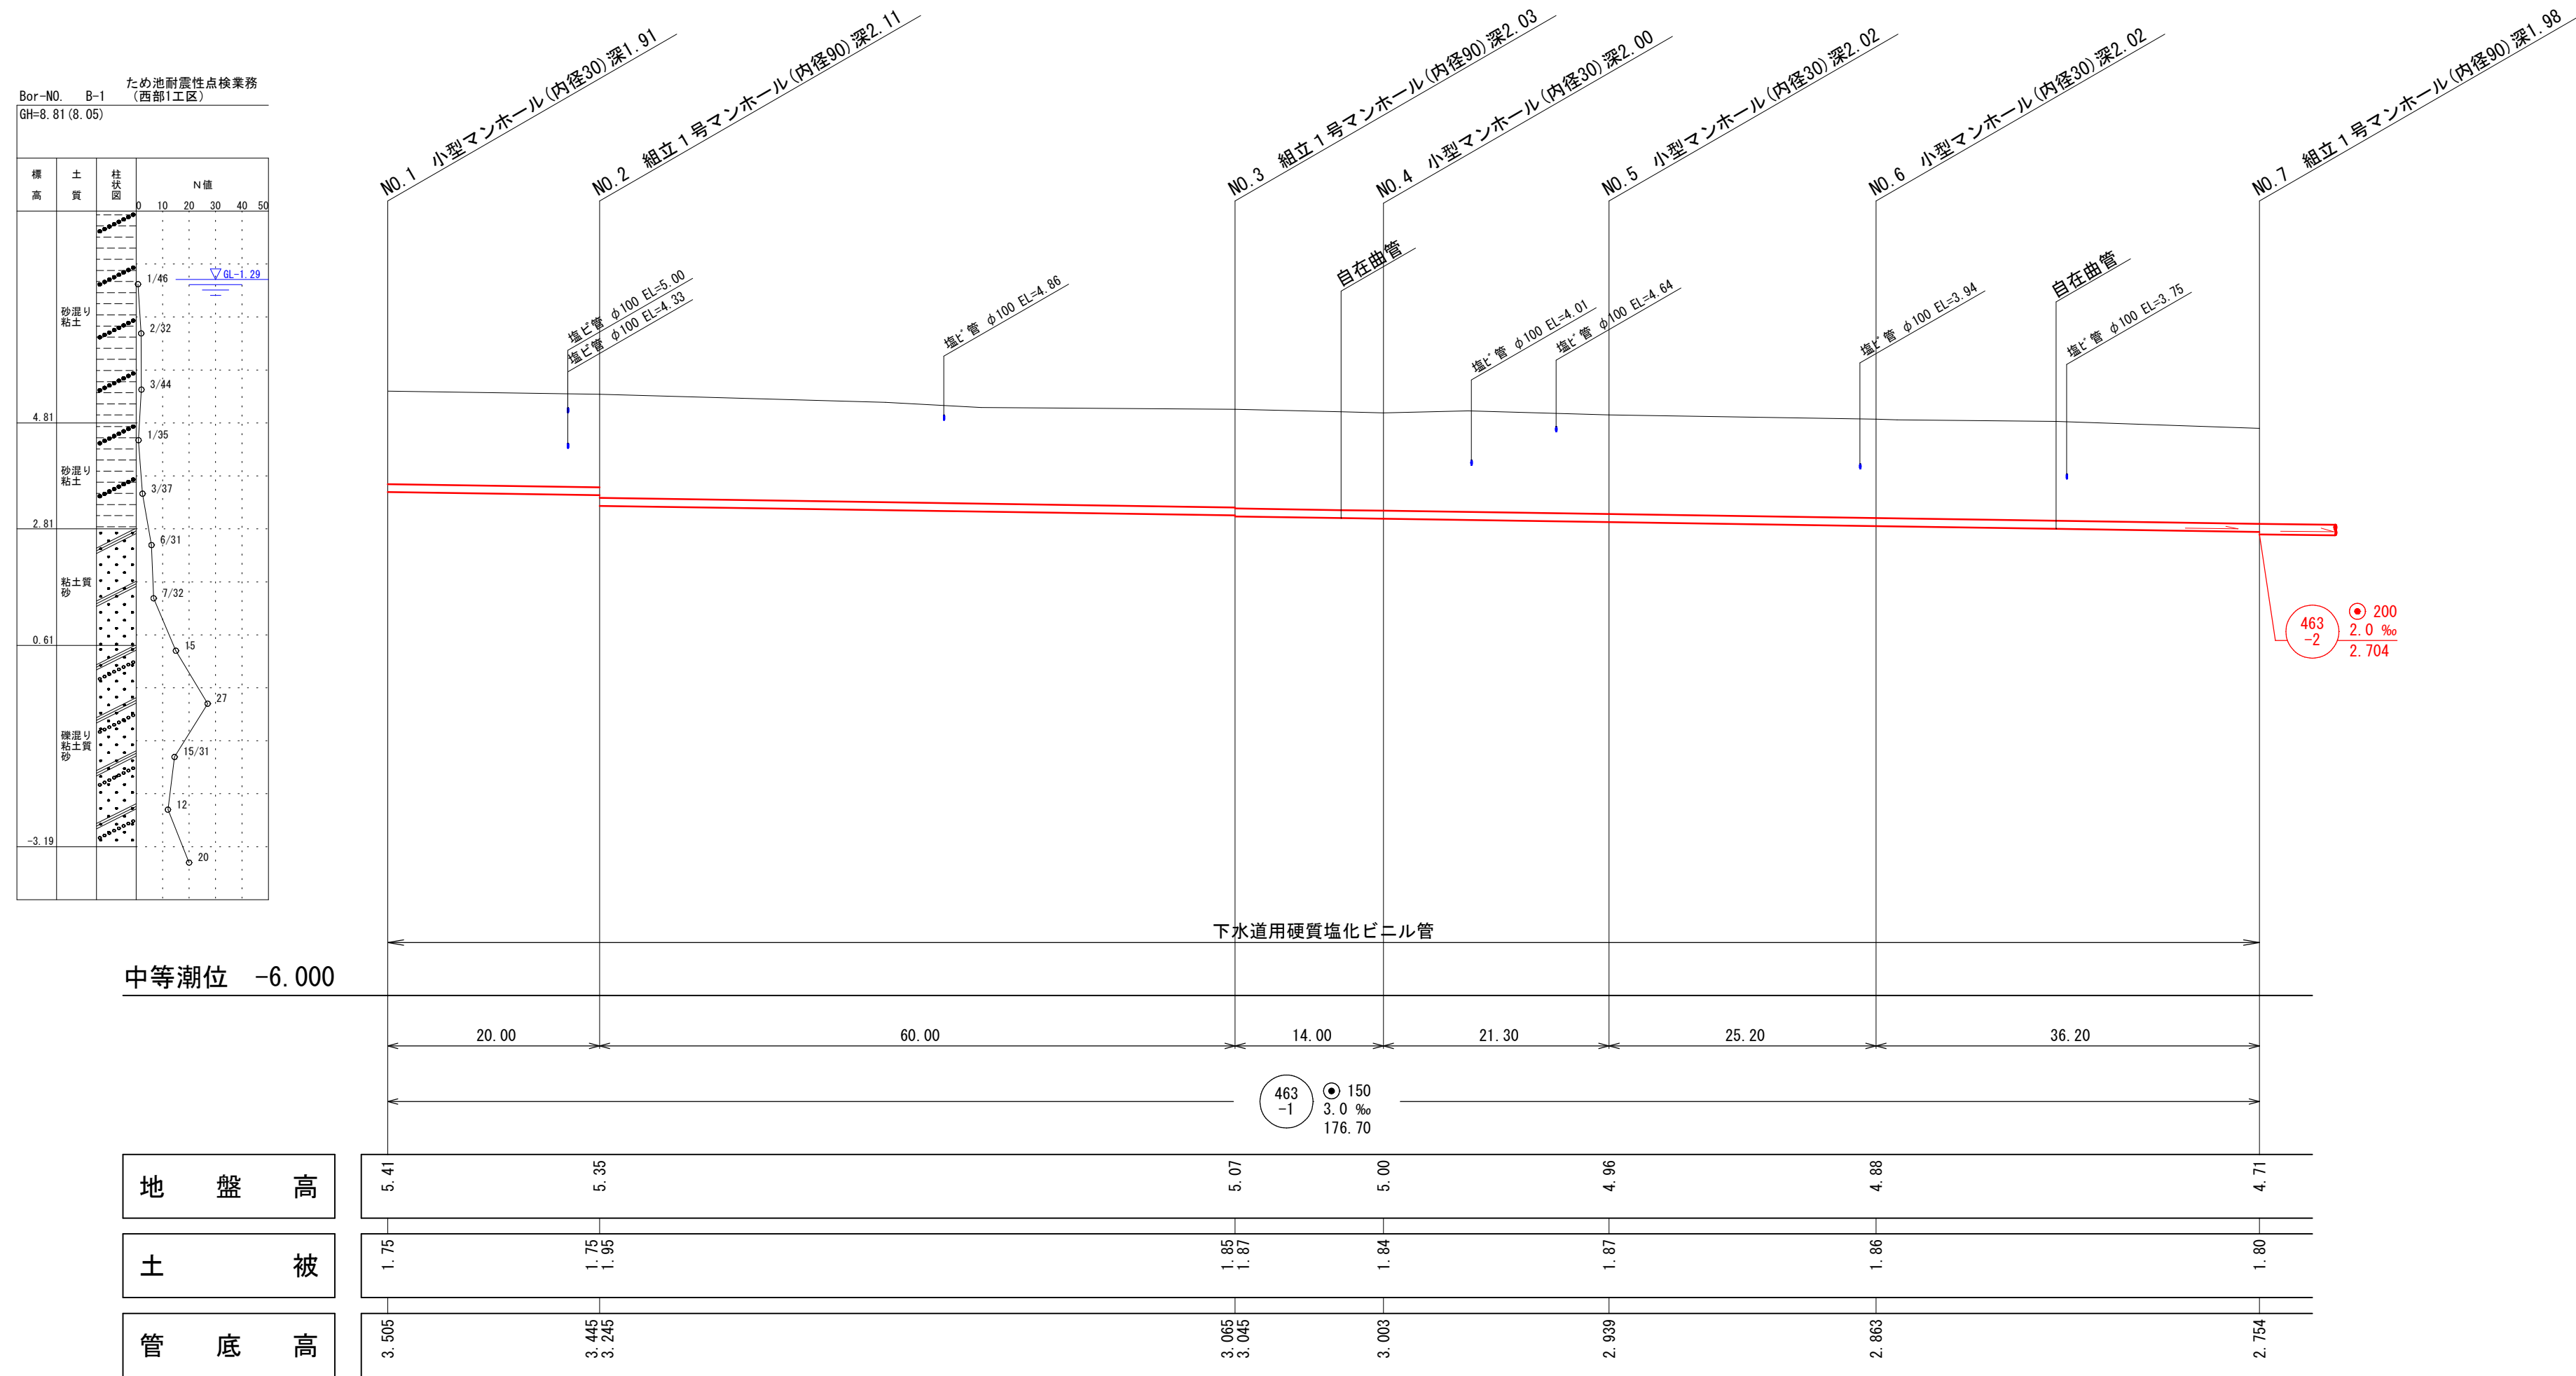

系 統 図 縮尺 1:2500

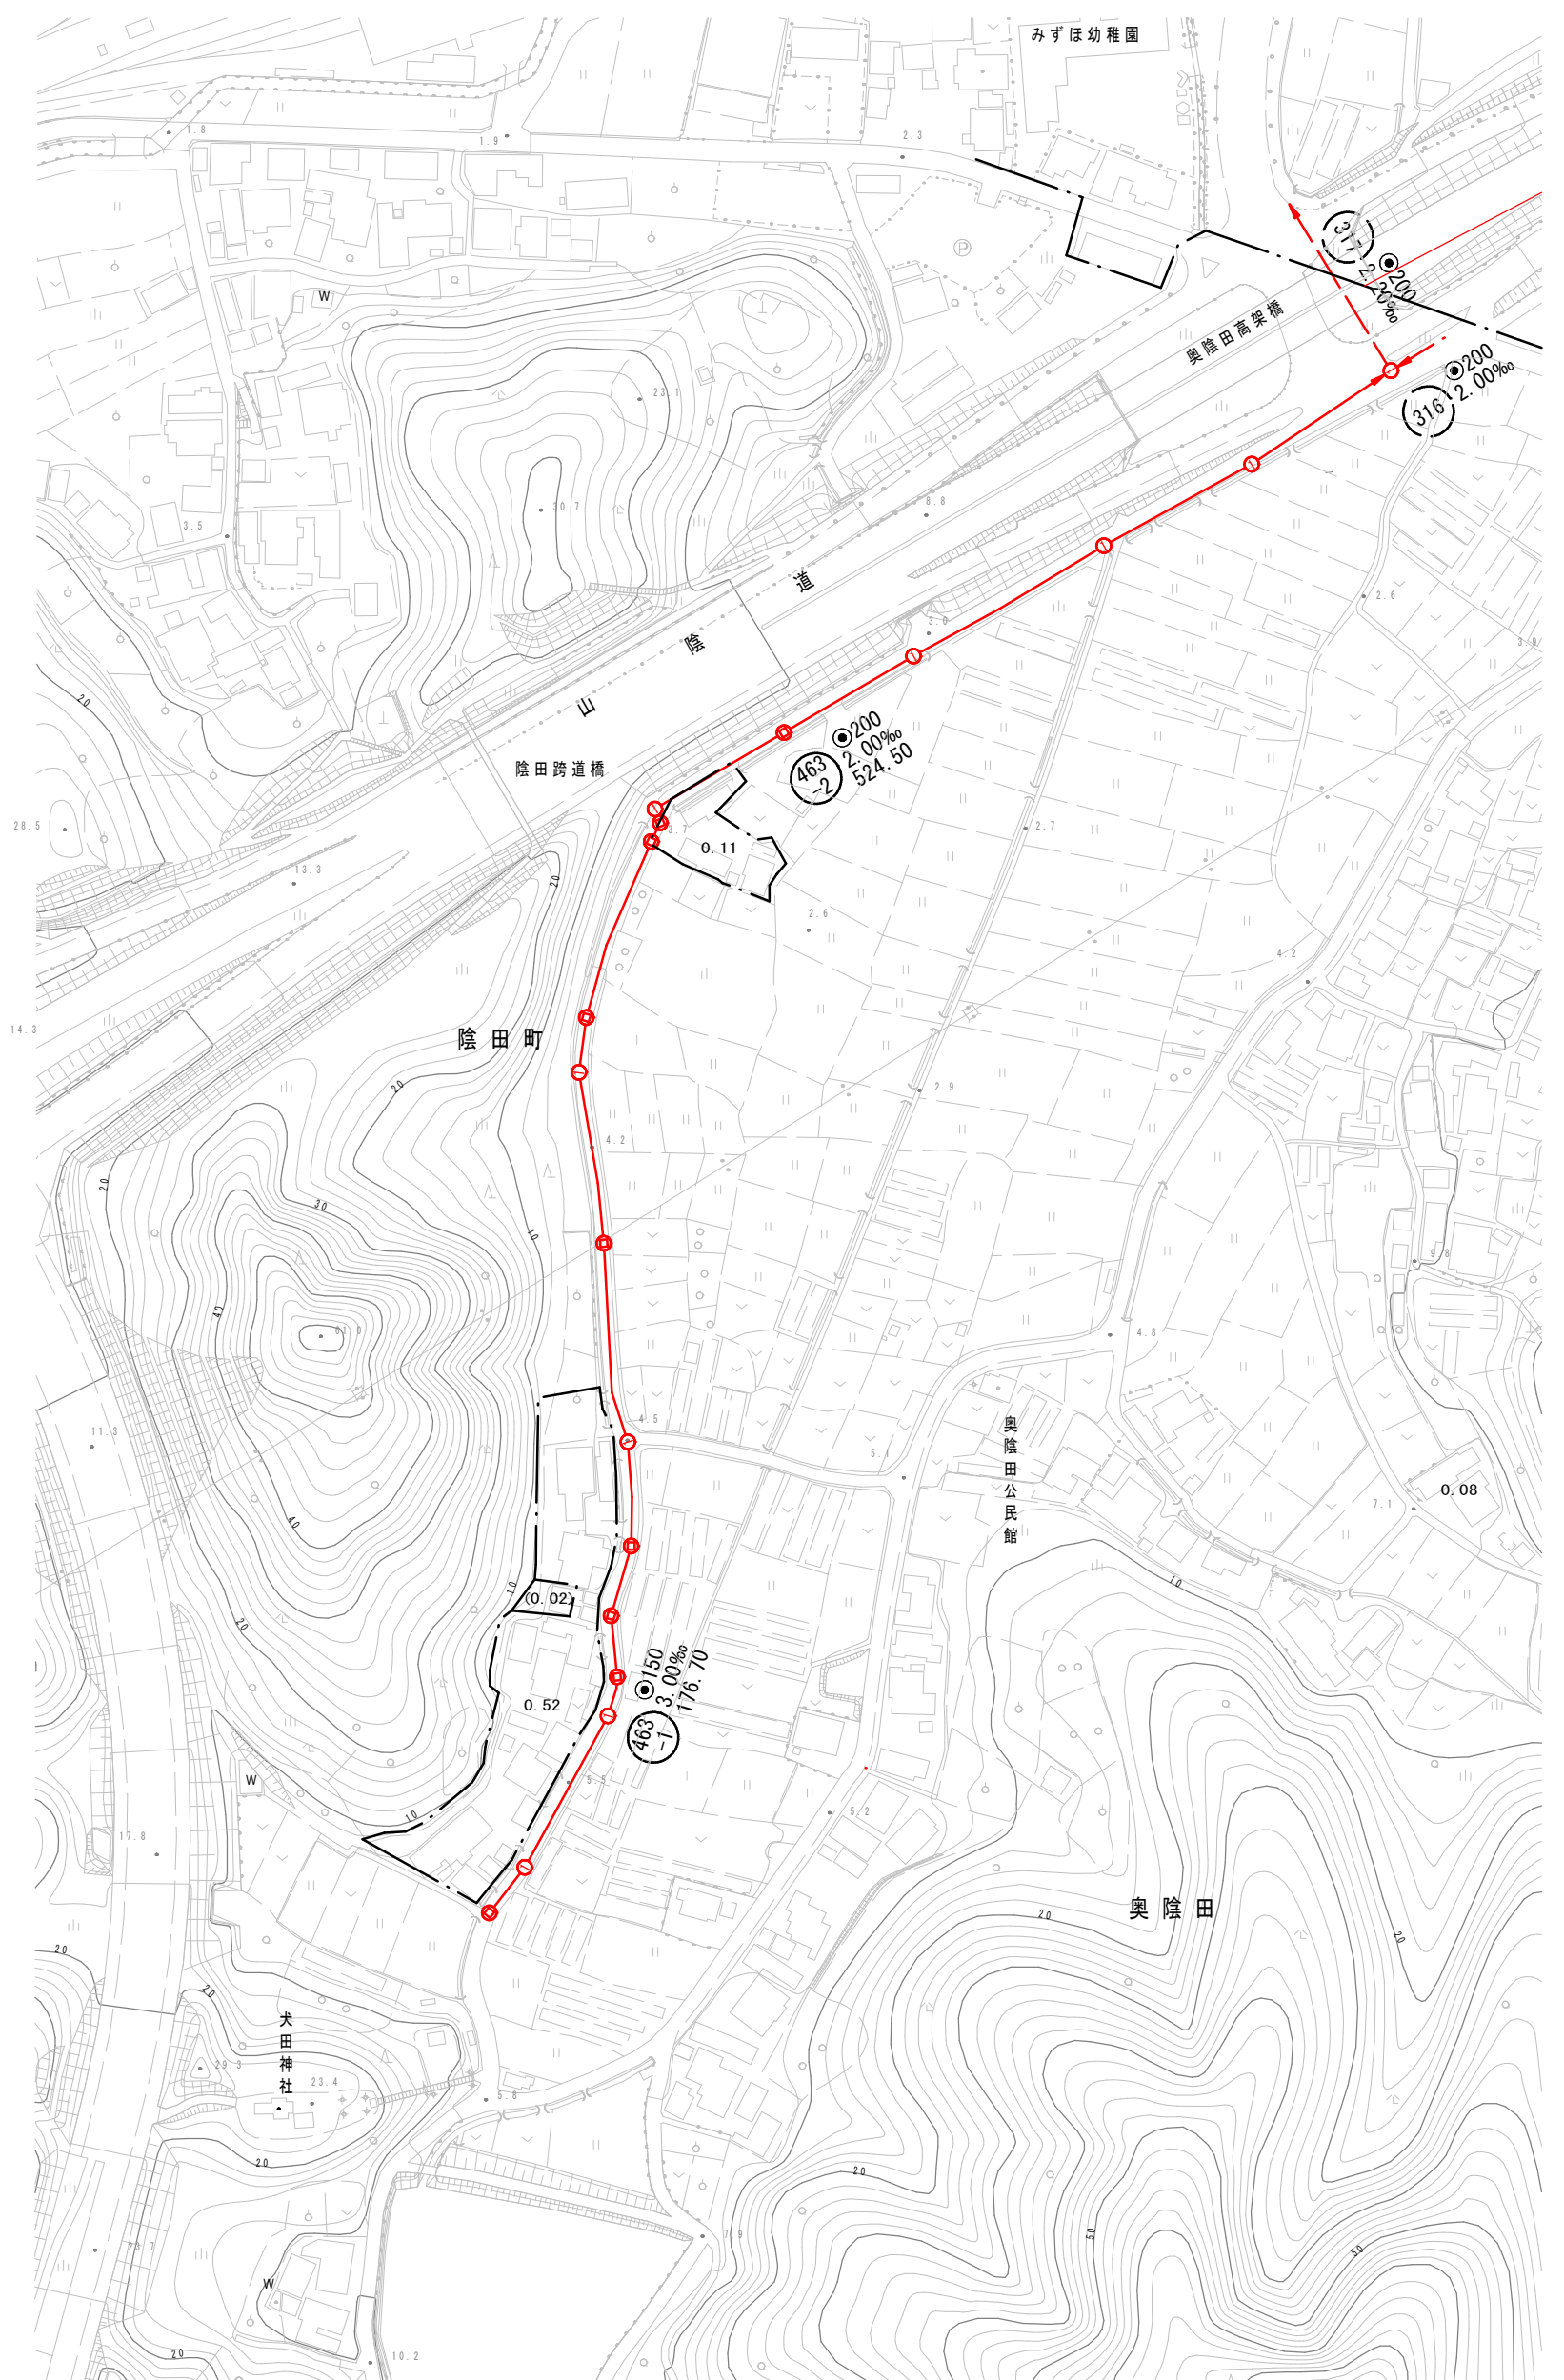


縮尺はA1出力時を示す。A3出力時は図示の50%

水準基標（東京湾中等潮位による）			
所在地		真高	備考
町名	目標		
西町	湊山公園内 清洞寺岩	メートル 1.931	
内浜系統 深浦第一処理分區			
件 名	陰 田 町 枝 線 の 1 3 工 事		
図 名	系 統 図 ・ 線 路 詳 細 図		
縮 尺	図 示	図 番	1／9
調 整 年 月 日		令 和	年 月 日
設 計 者 氏 名			
米 子 市 下 水 道 部			

注・施工については、「下水道
工事標準仕様書」による。
注・汚水については塩ビ
管（内径10センチメートル）
を標準とする。
注・取付管については
内径10センチメートル
を標準とする。


平 面 図 縮尺 1:500
米 子 市 陰 田 町

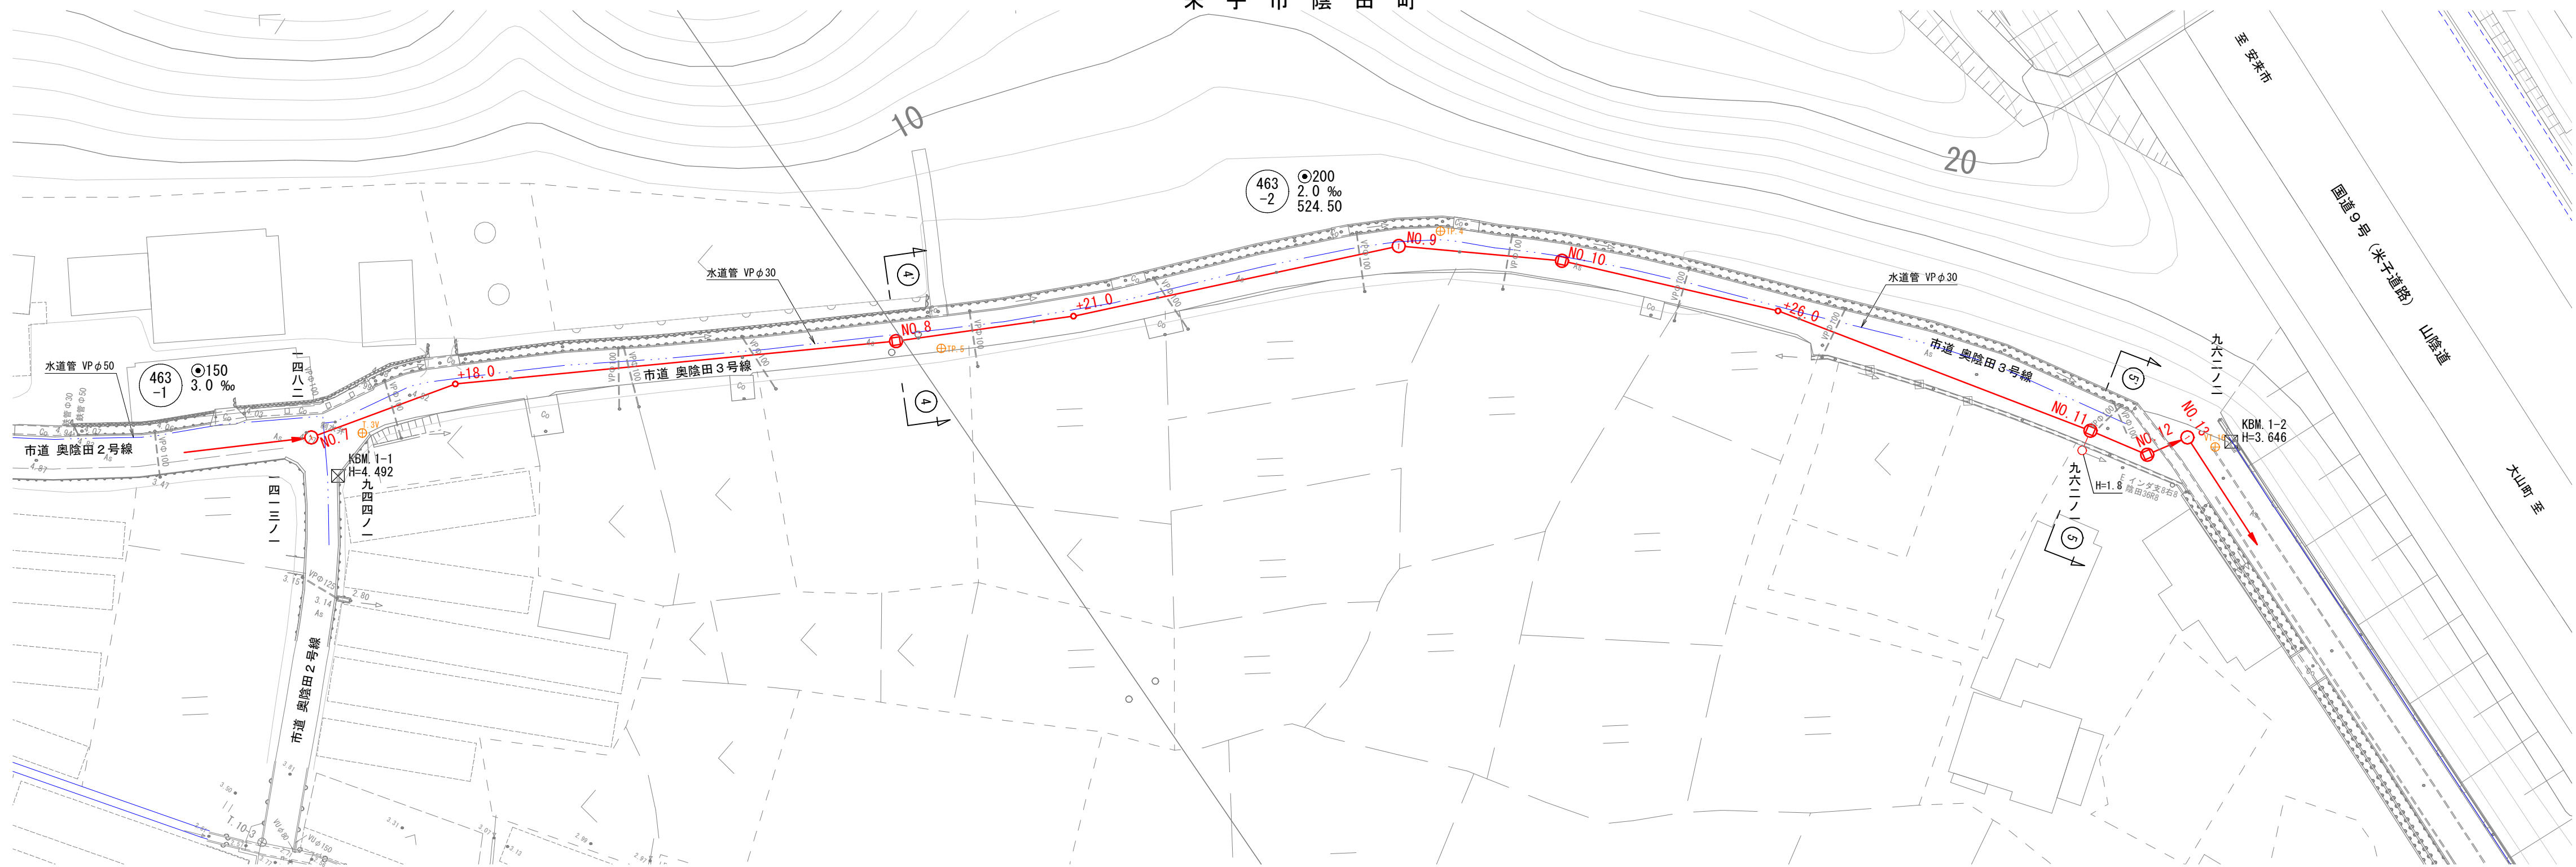

線 路 詳 細 図

463
-2

縦 断 面 図 縮尺 縦 1:100 横 1:500

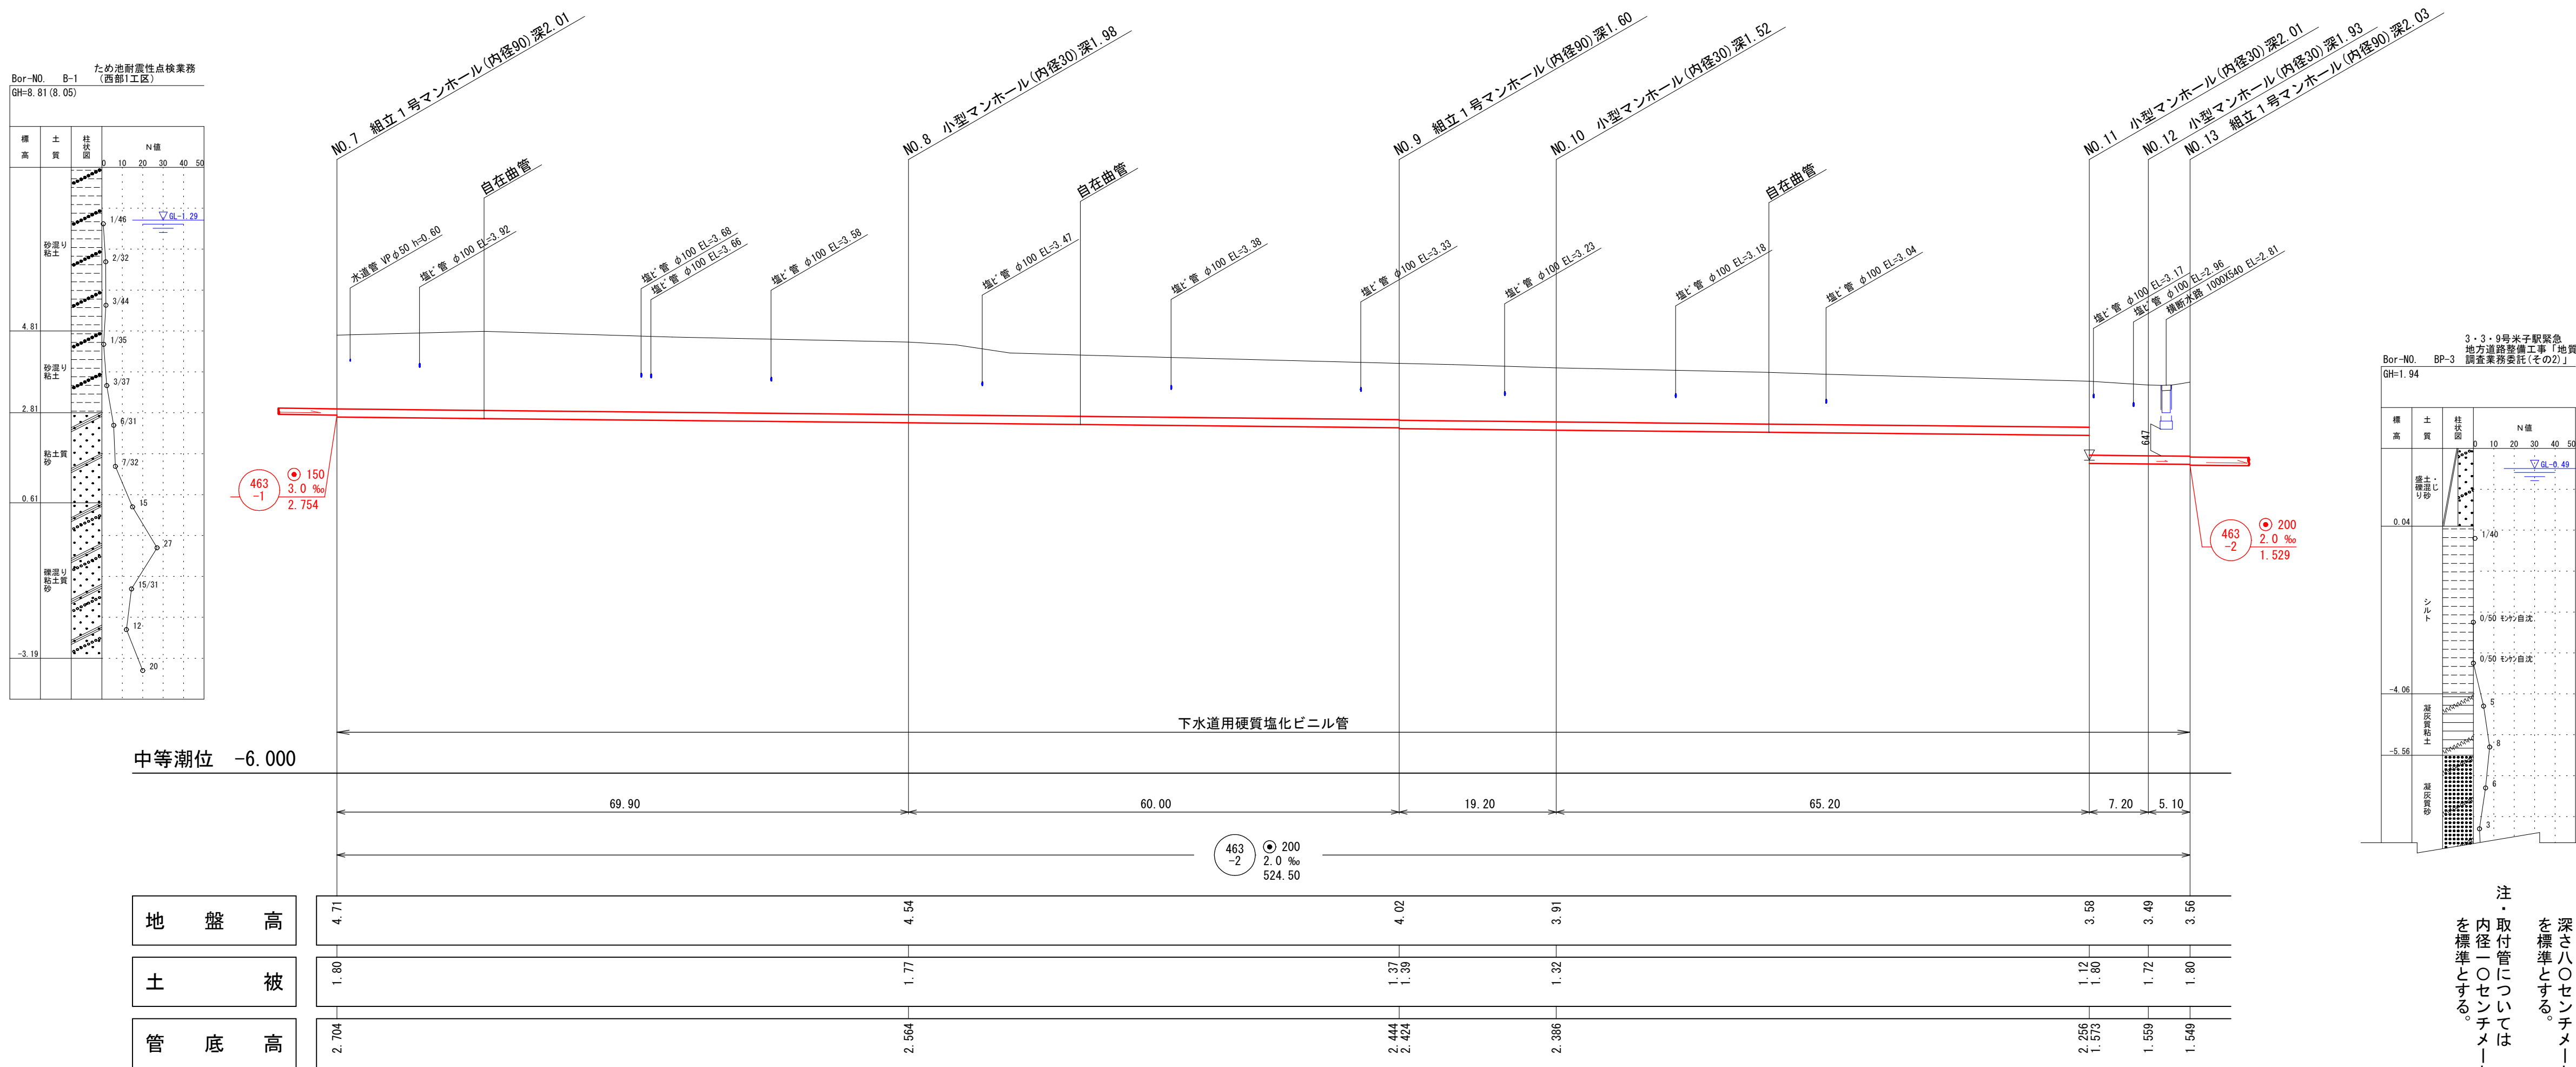

縮尺はA1出力時を示す。A3出力時は図示の50%


内浜系統 深浦第一処理分區

件 名	陰 田 町 枝 線 そ の 1 3 工 事		
図 名	線 路 詳 細 図		
縮 尺	図 示	図 番	2 / 9
調 整 年 月 日	令 和	年	月 日
設 計 者 氏 名			

米 子 市 下 水 道 部

注・施工については、「下水道工事標準仕様書」による。
注・汚水樹については塩ビ樹（内径10センチメートル）を標準とする。
注・取付管については内径10センチメートルを標準とする。


米子市陰田町

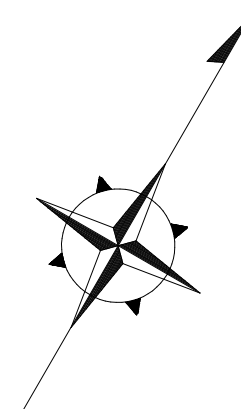

線 路 詳 細 図

463
-2

 縮尺 縦横 1:100
1:500



内浜系統 深浦第一処理分區				
件 名	陰田町枝線その13工事			
図 名	線路詳細図			
縮 尺	図 示	図 番	3/9	
調整年月日	令和	年	月	日
設計者氏名				
米子市下水道部				


注・施工については、「下水道工事標準仕様書」による。

注・汚水桝については塩ビ桝（内径二〇センチメートル深さ八〇センチメートル）を標準とする。


注・取付管については内径一〇センチメートルを標準とする。

縮尺 1:500

米子市陰田町

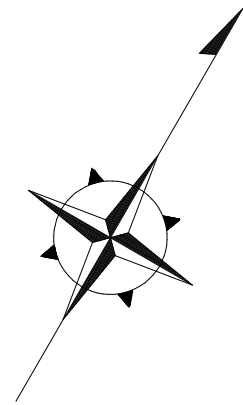

縮尺 縦 1:100

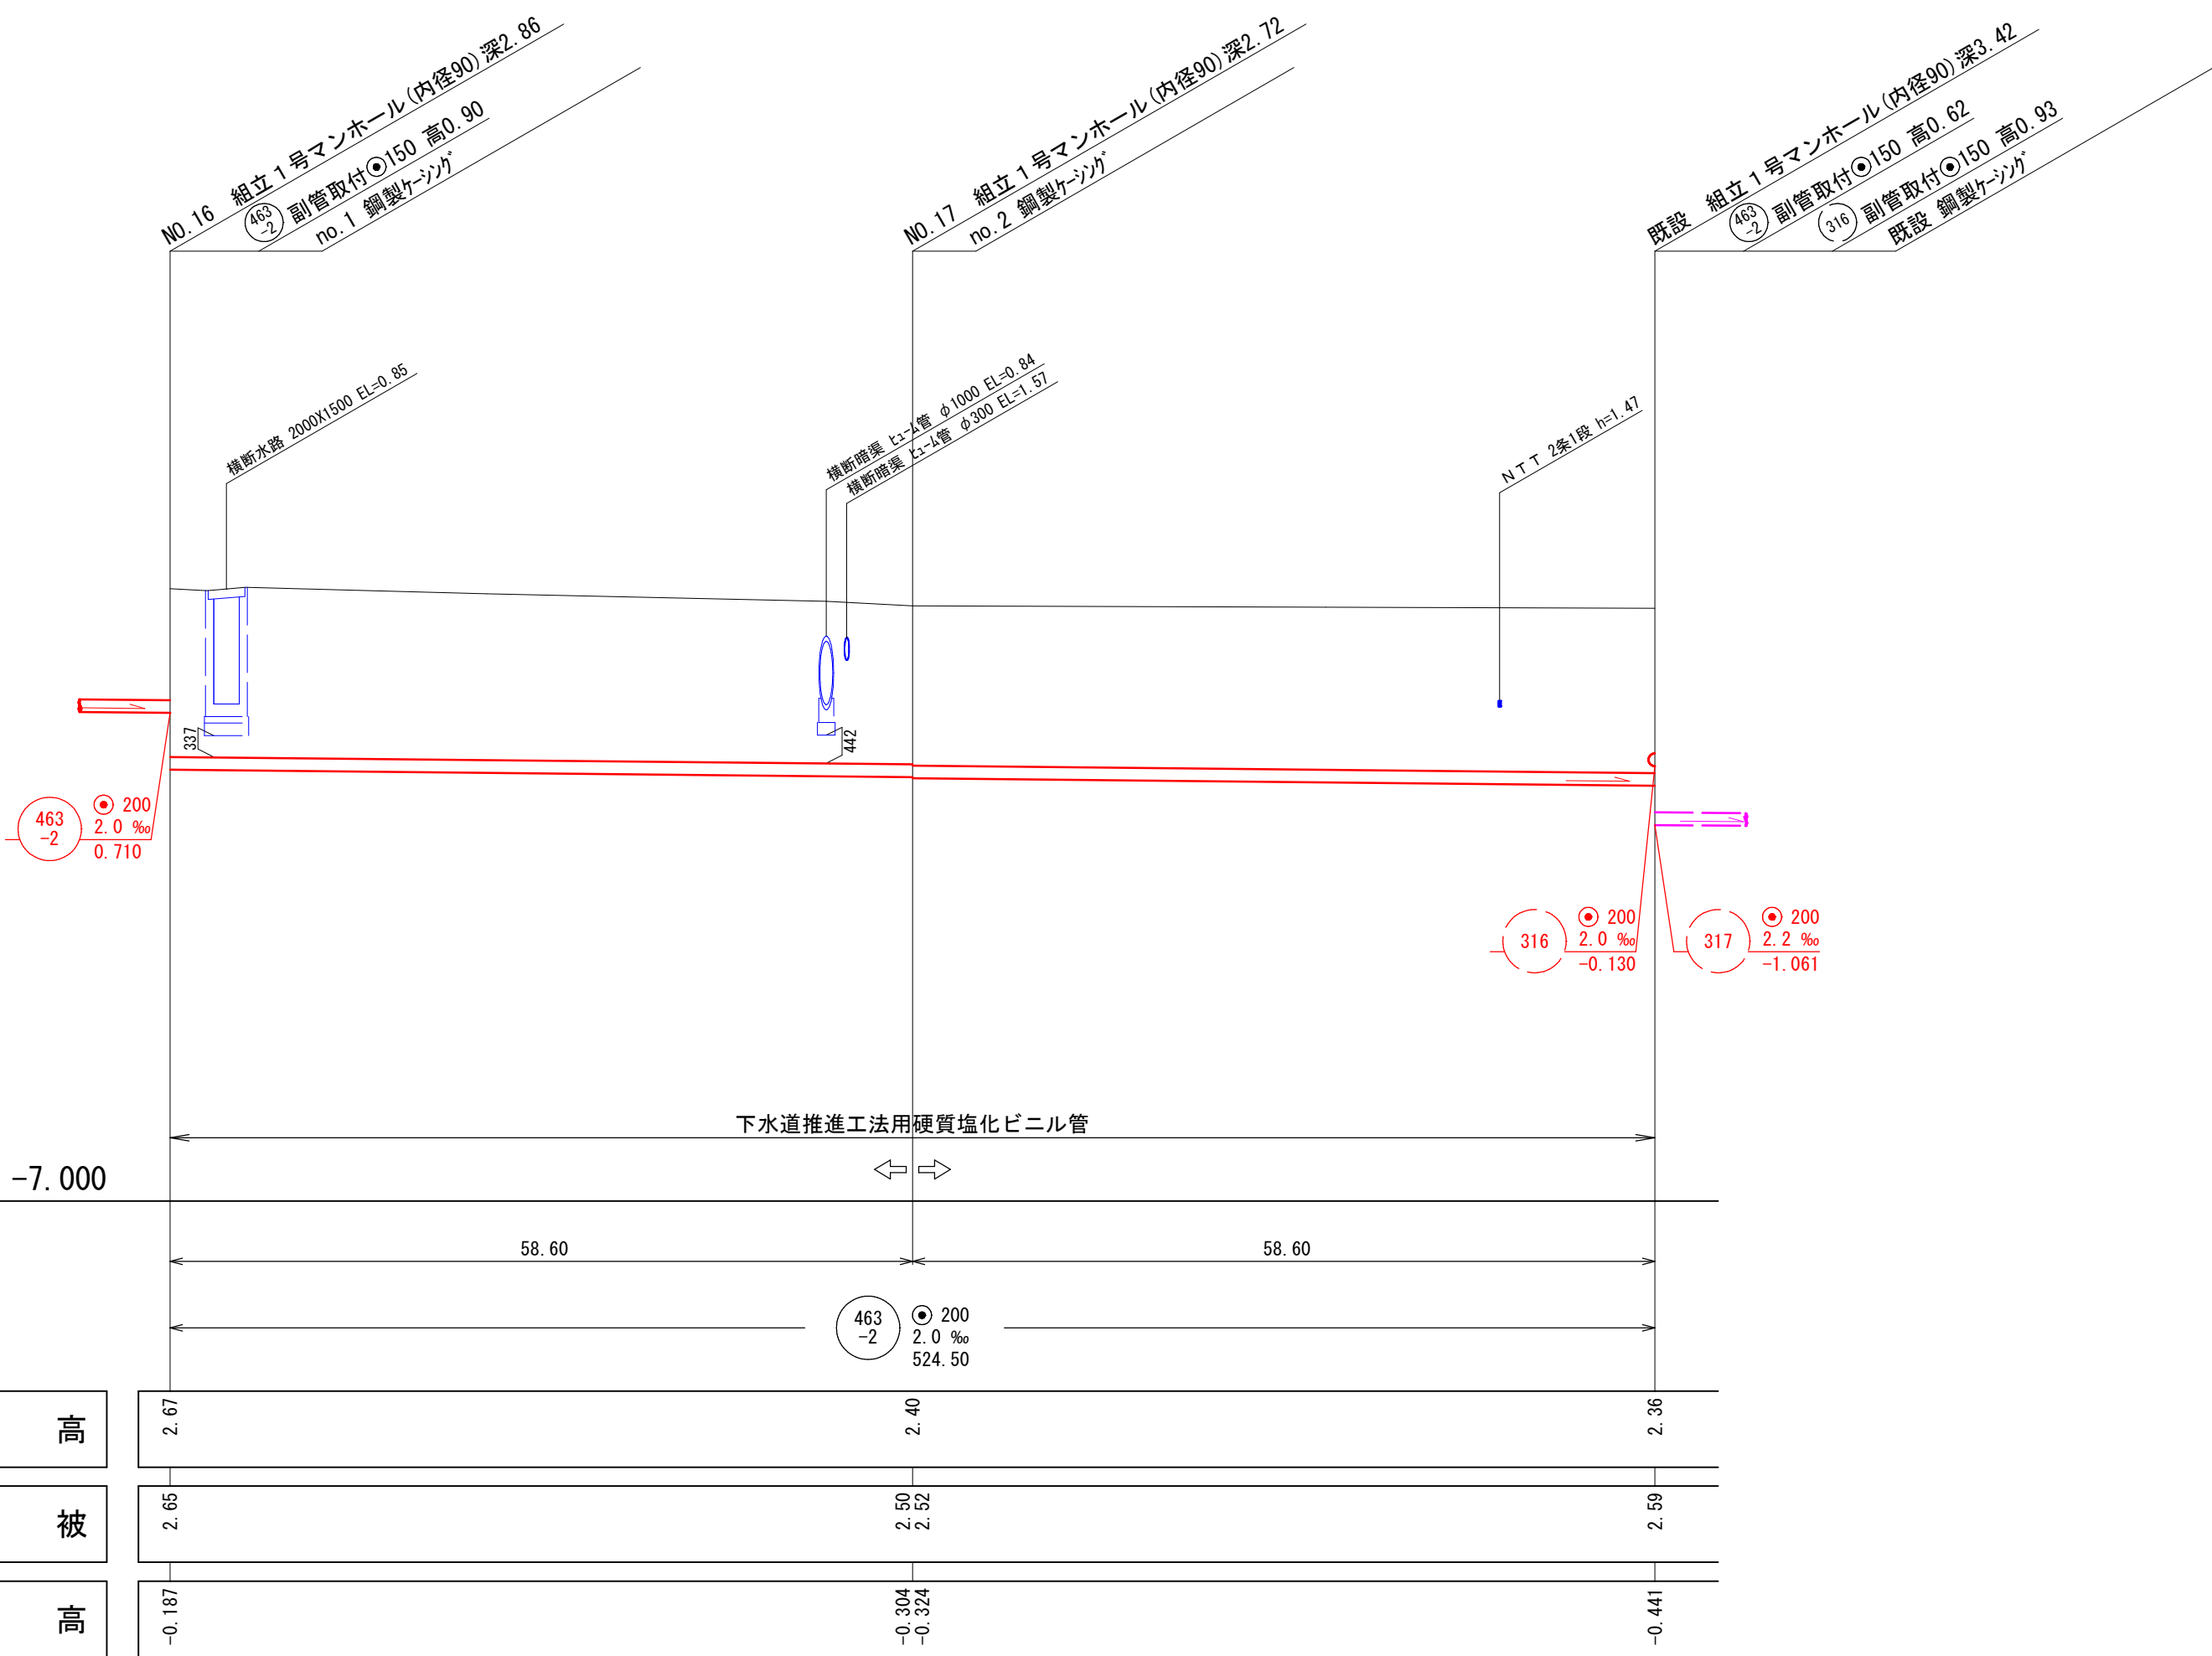

地	盤	高
土		被
管	底	高

縮尺はA1出力時を示す。A3出力時は図示の50%

内 込 系 統				深 浦 第 一 処 理 分 区			
件 名		陰 田 町 枝 線 そ の 1 3 工 事					
図 名		線 路 詳 細 図					
縮 尺		図 示		図 番		4 / 9	
調 整 年 月 日		令 和		年 月 日			
設 計 者 氏 名							
米 子 市 下 水 道 部							









注	施工については、「下水道工事標準仕様書」による。
注	汚水枳については塩ビ枳（内径二〇センチメートル深さ八〇センチメートル）を標準とする。
注	取付管については内径一〇センチメートルを標準とする。

横断面図 縮尺 1:50

463
-1

463
-2

横断面図

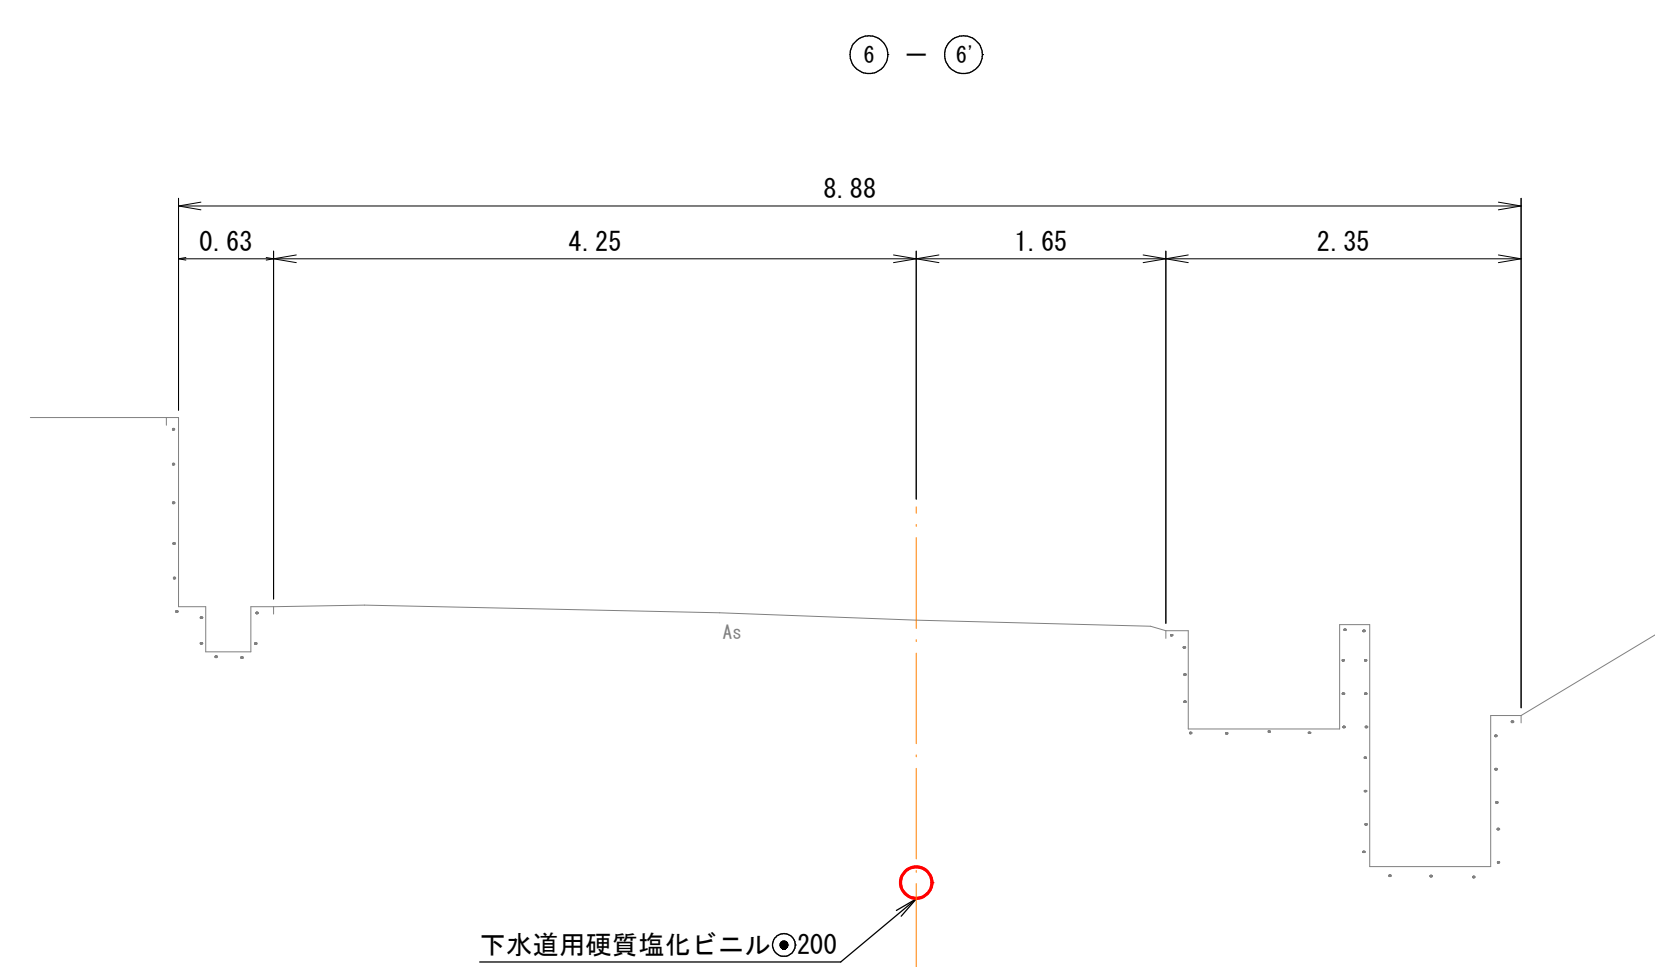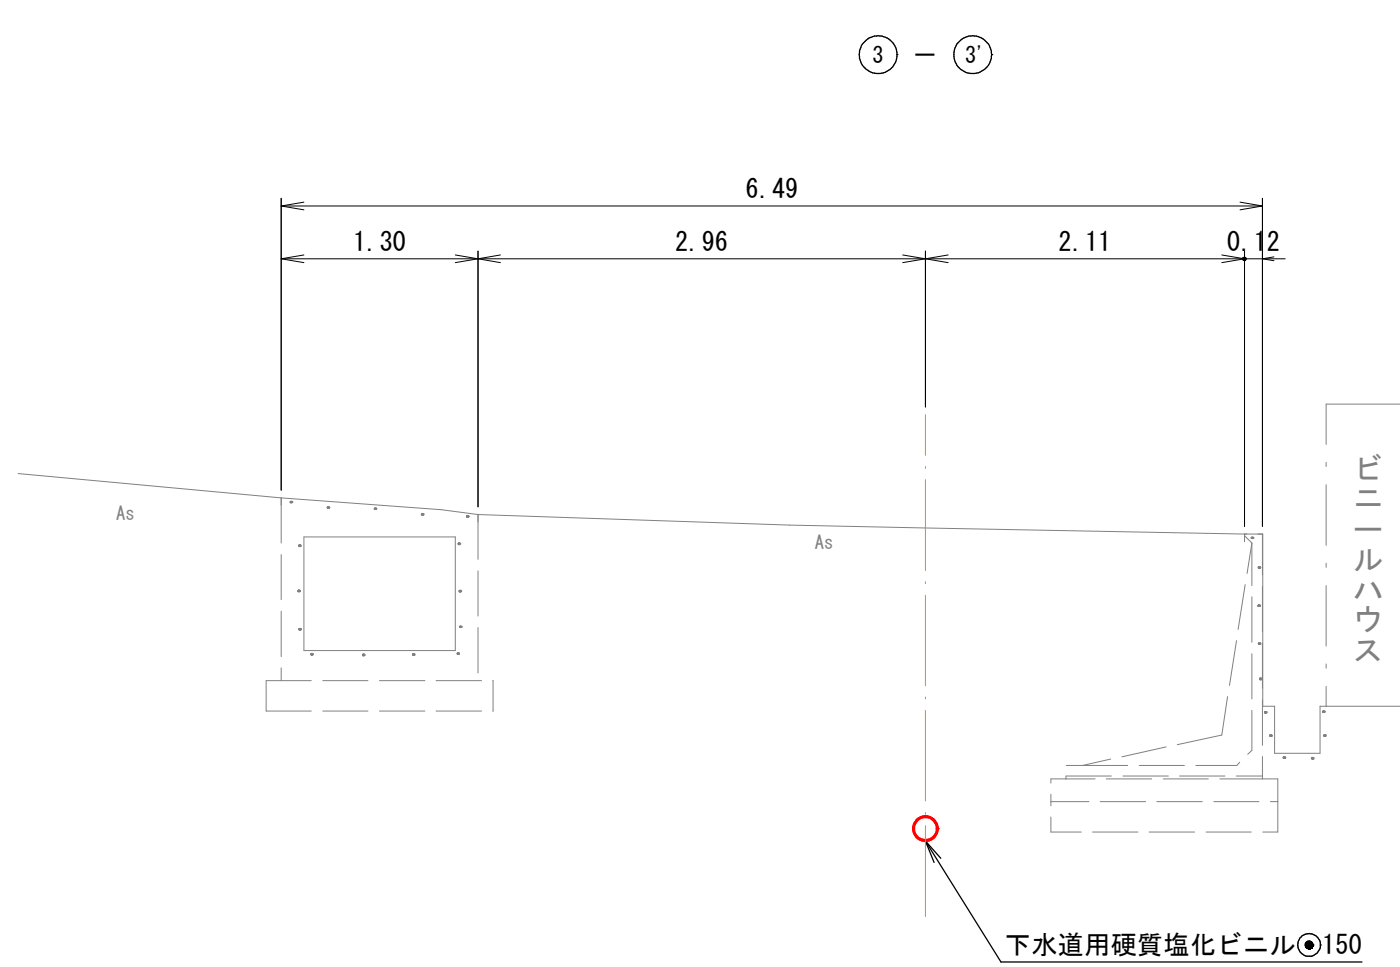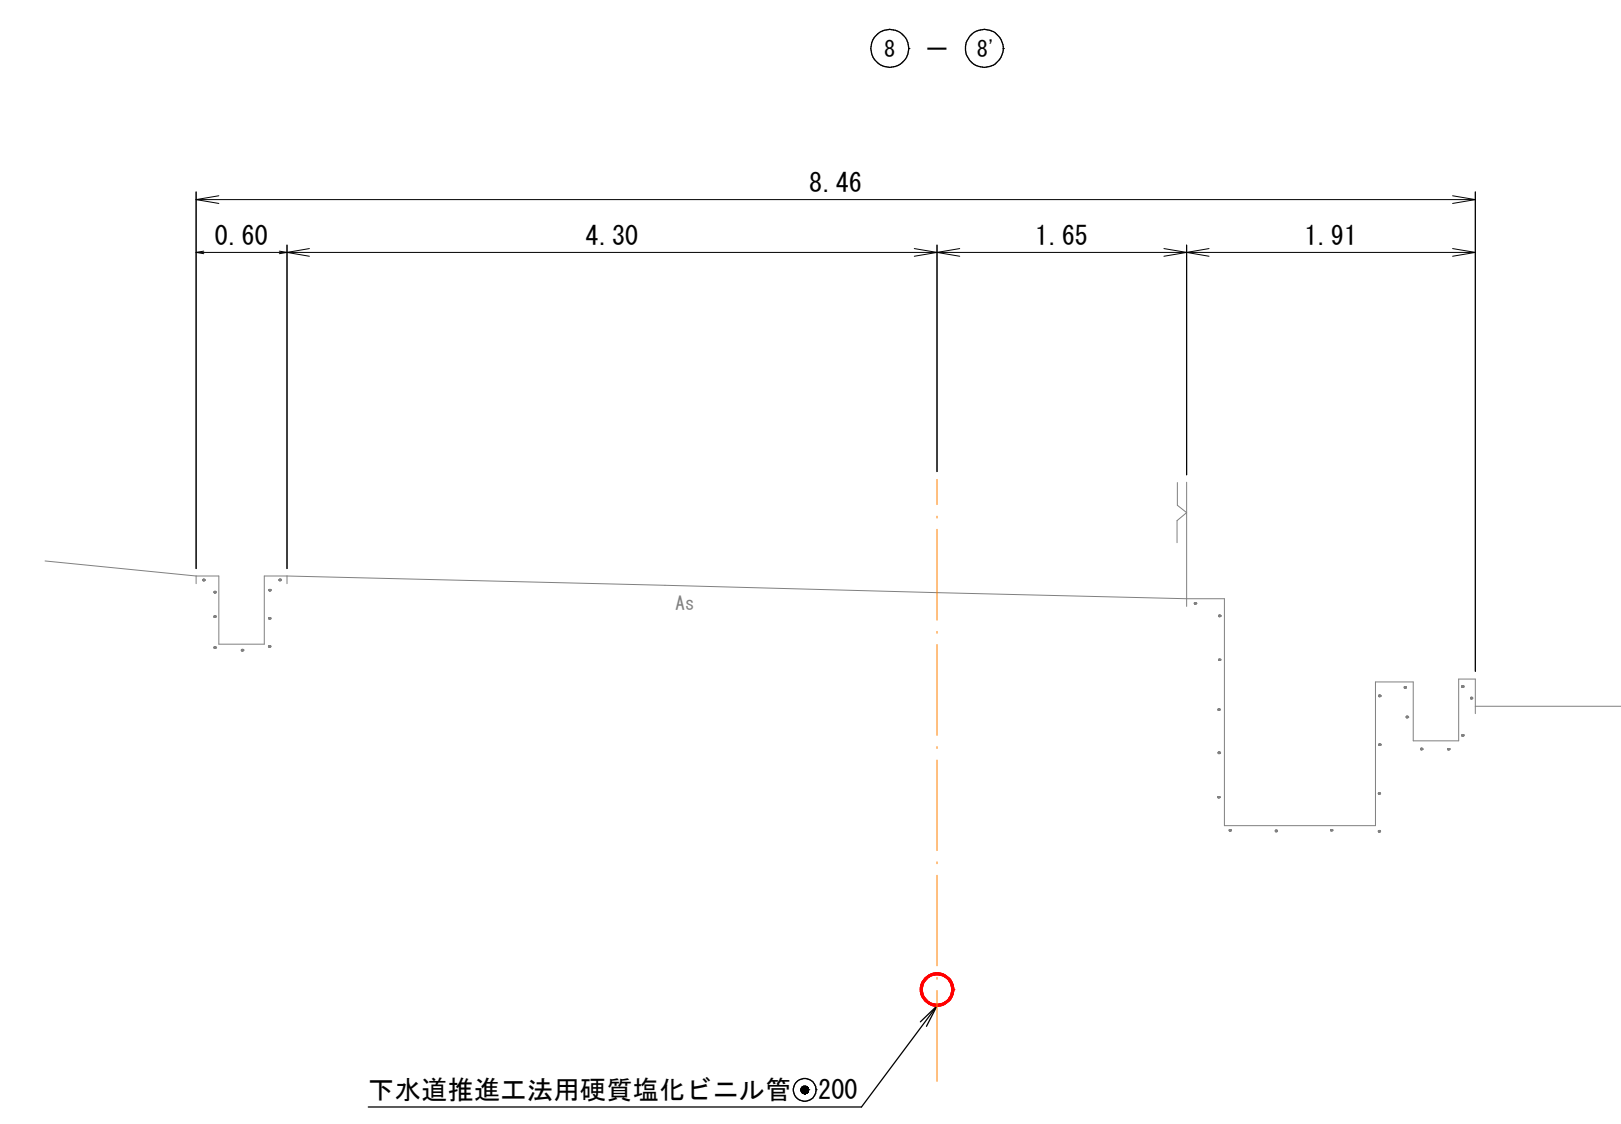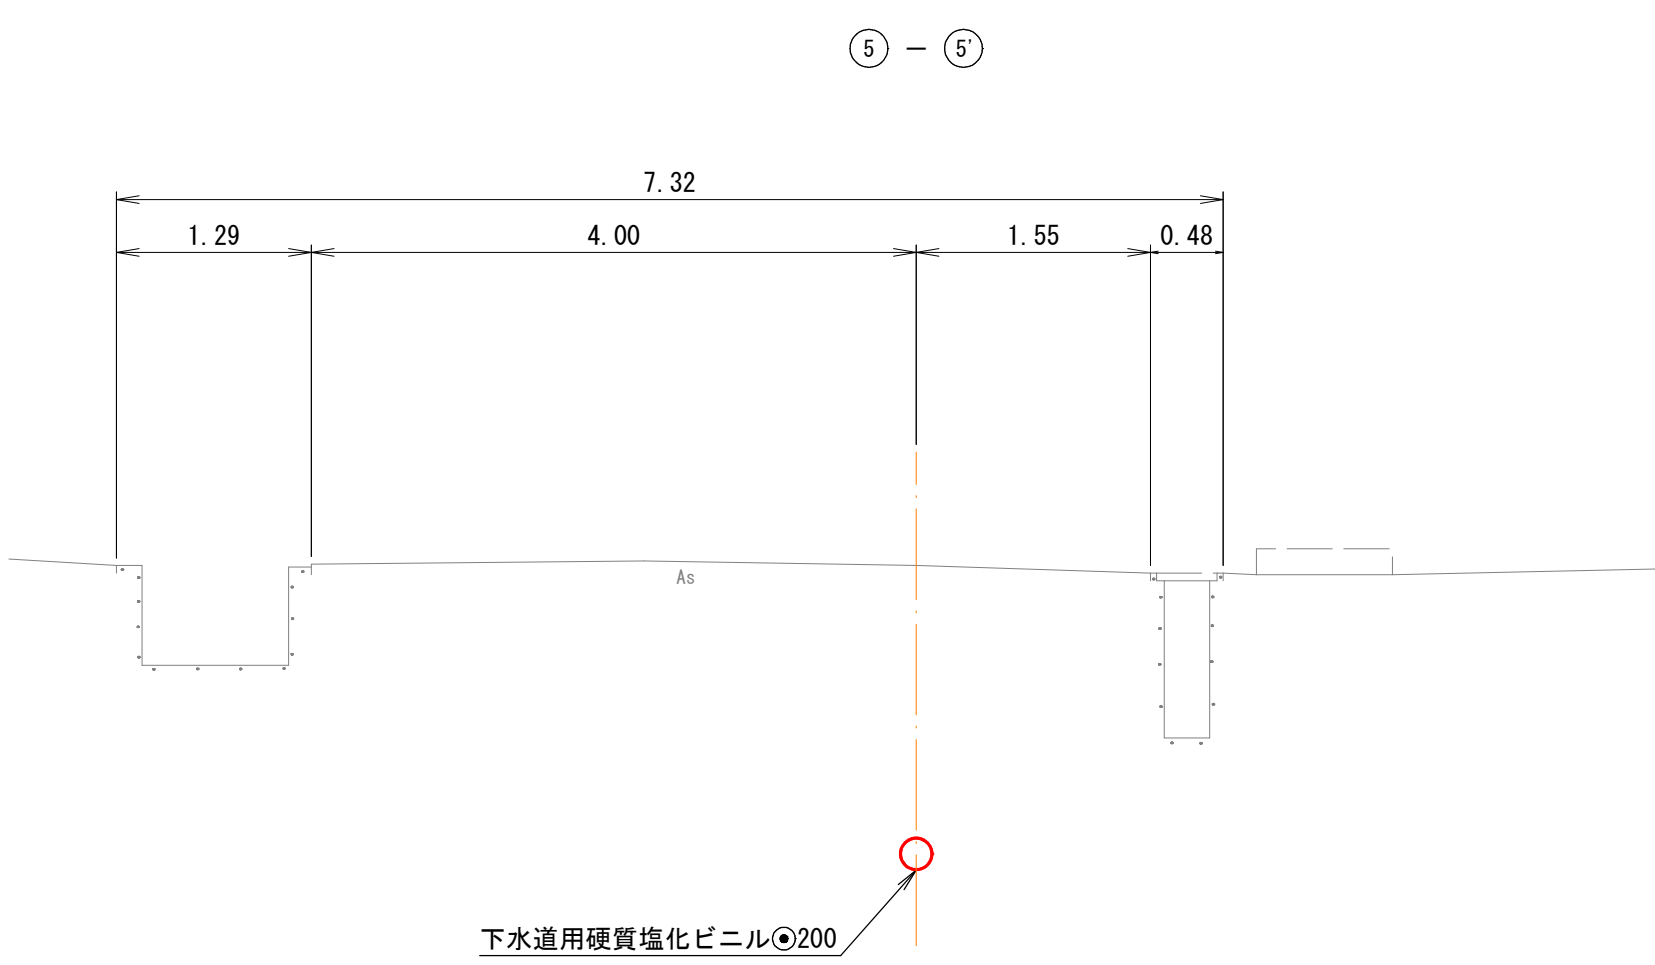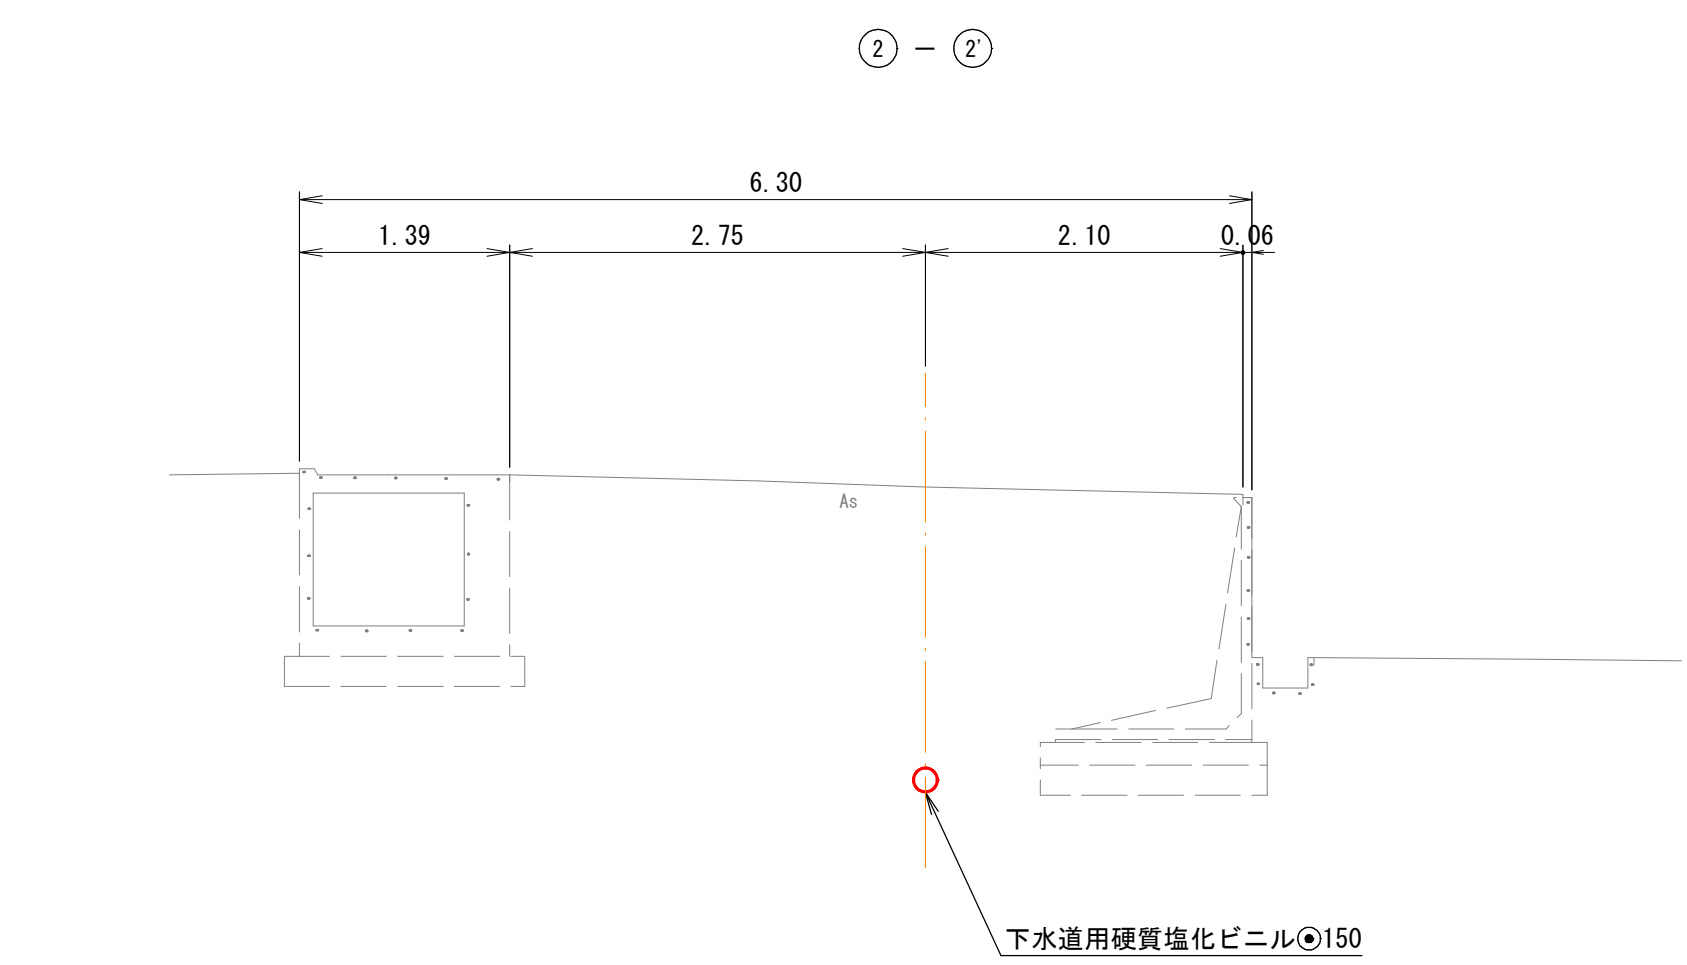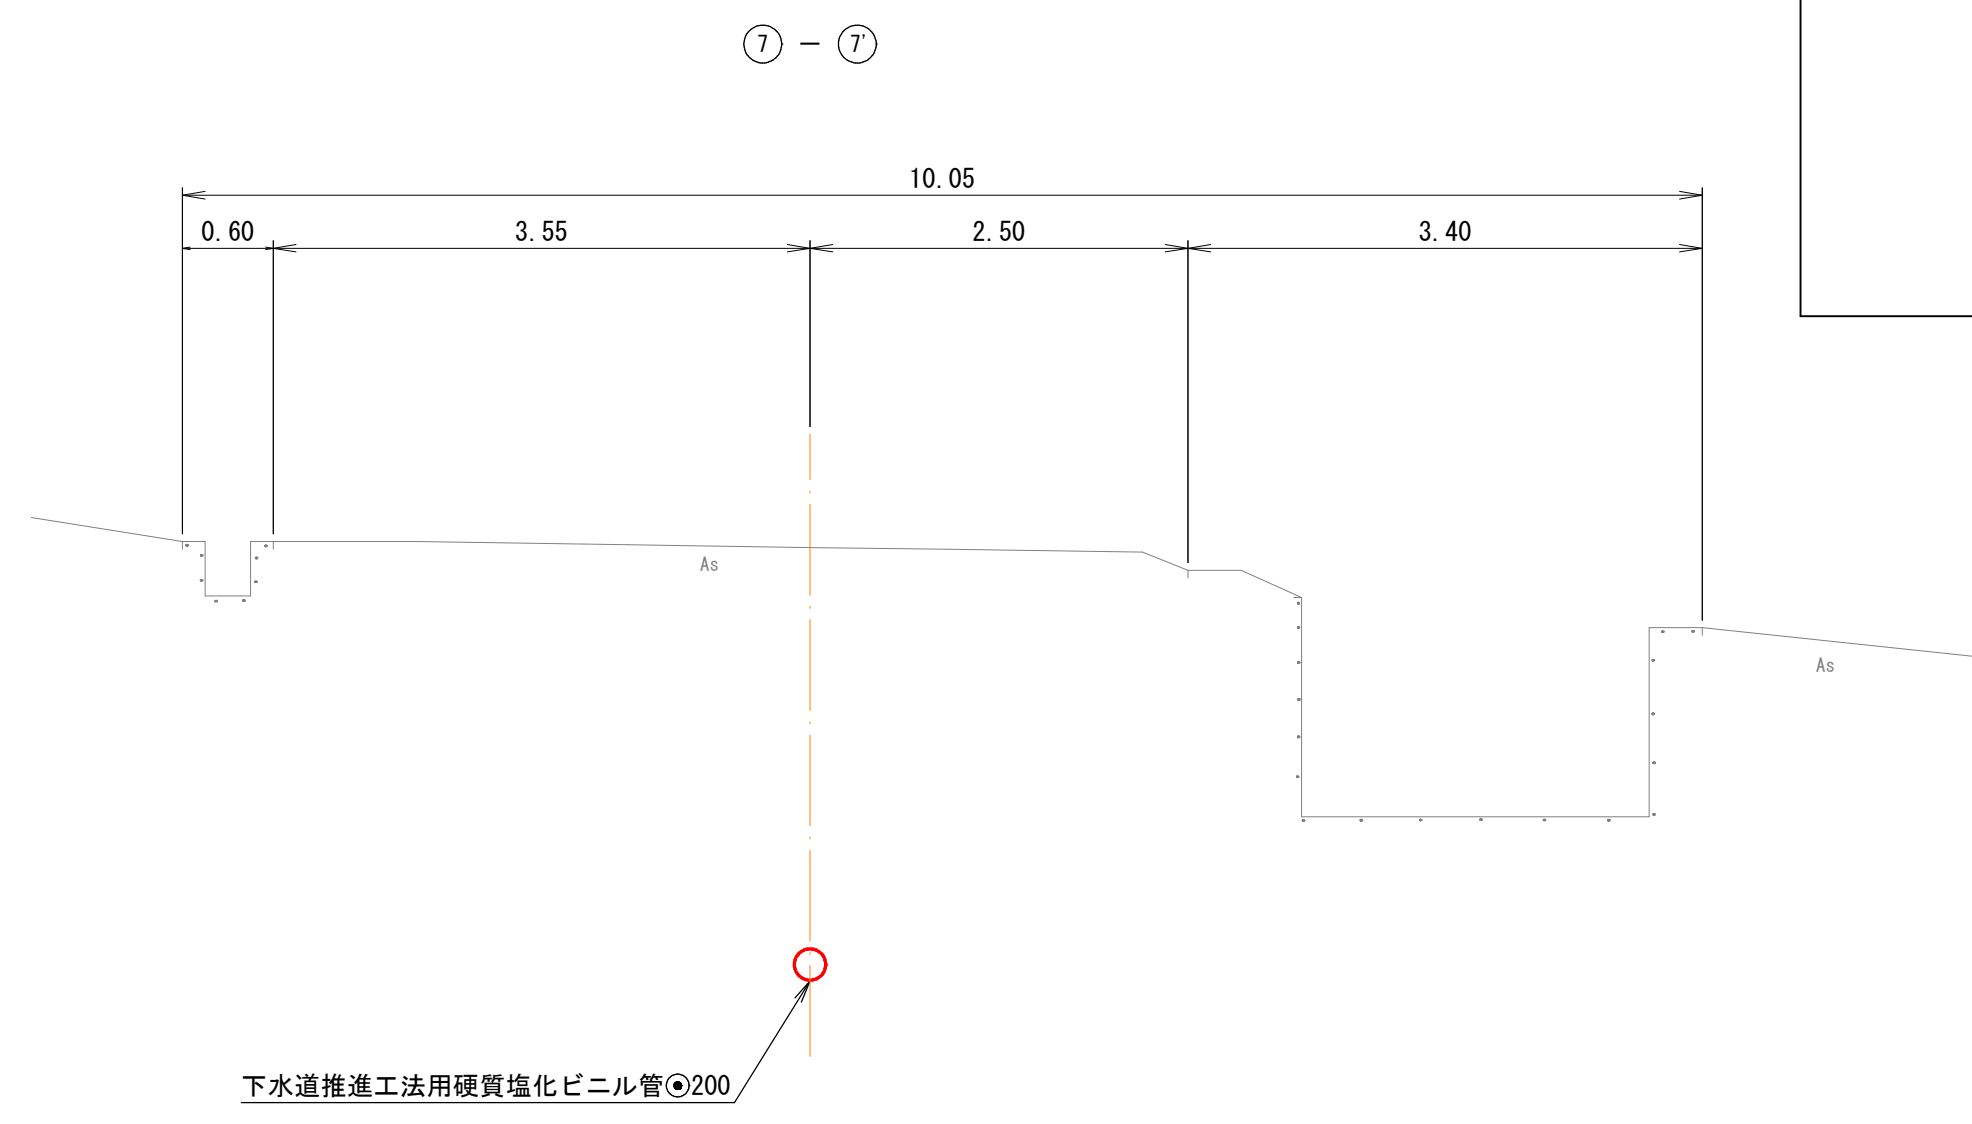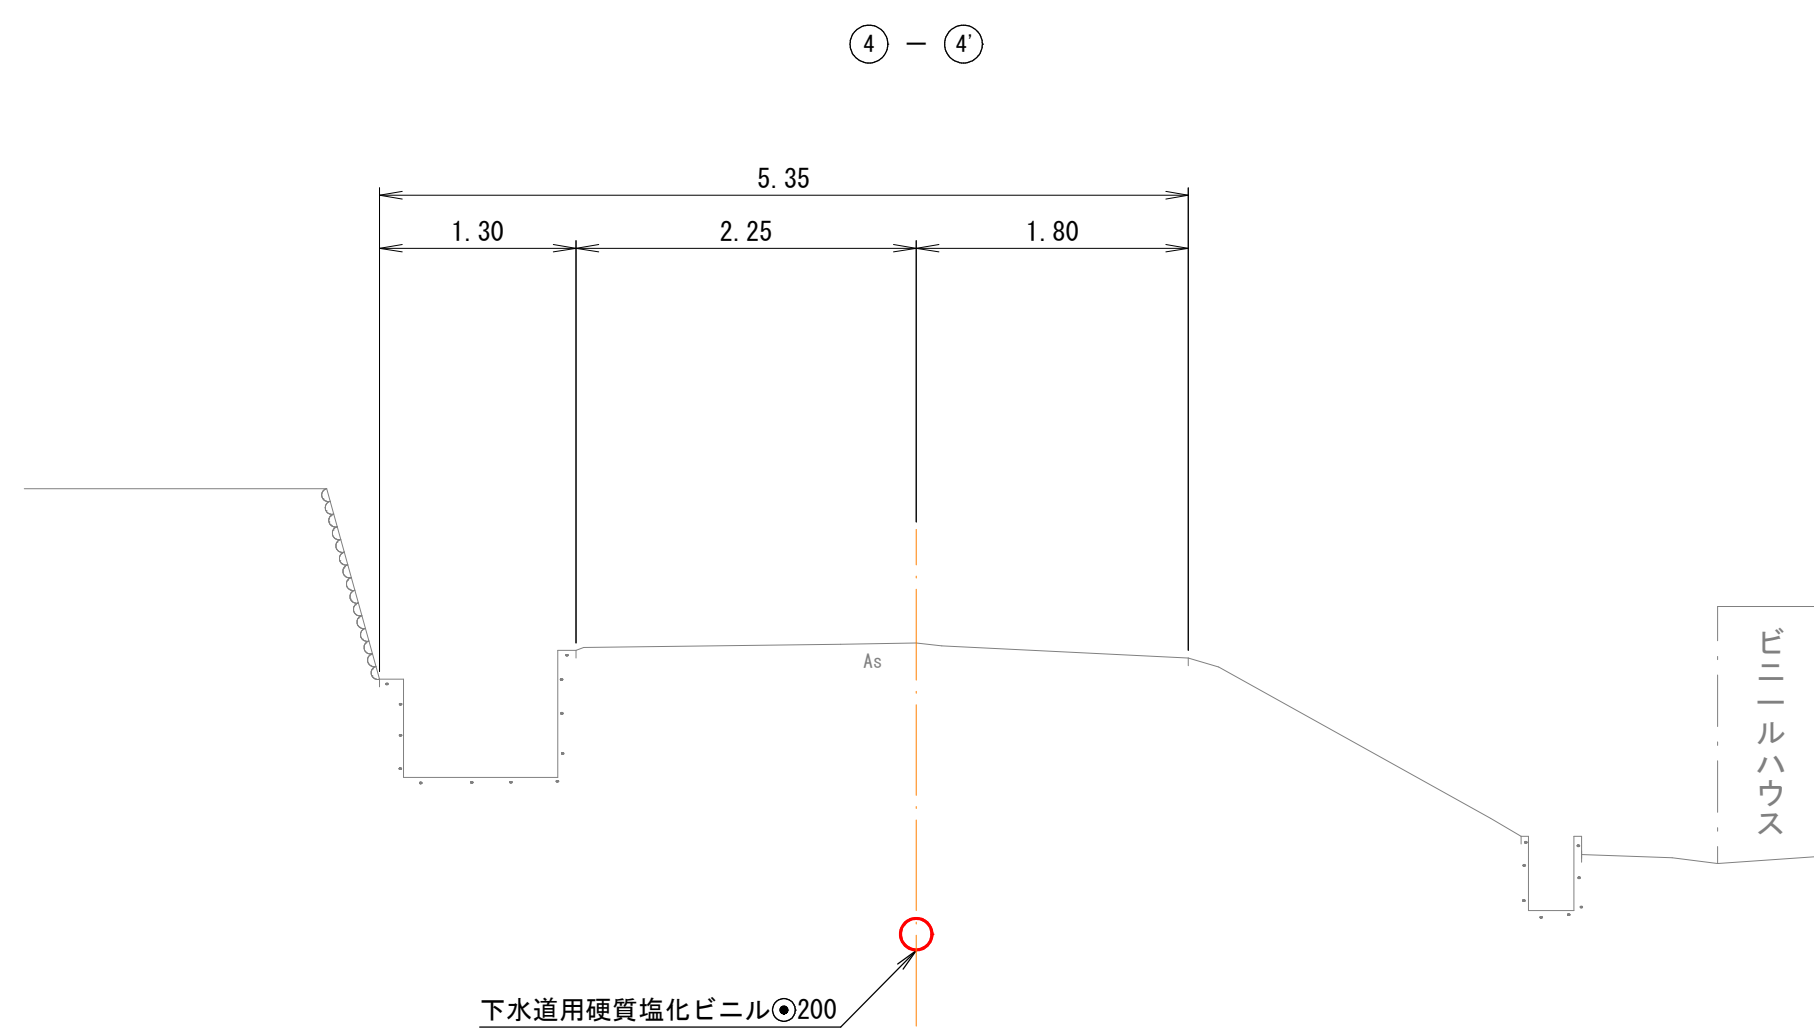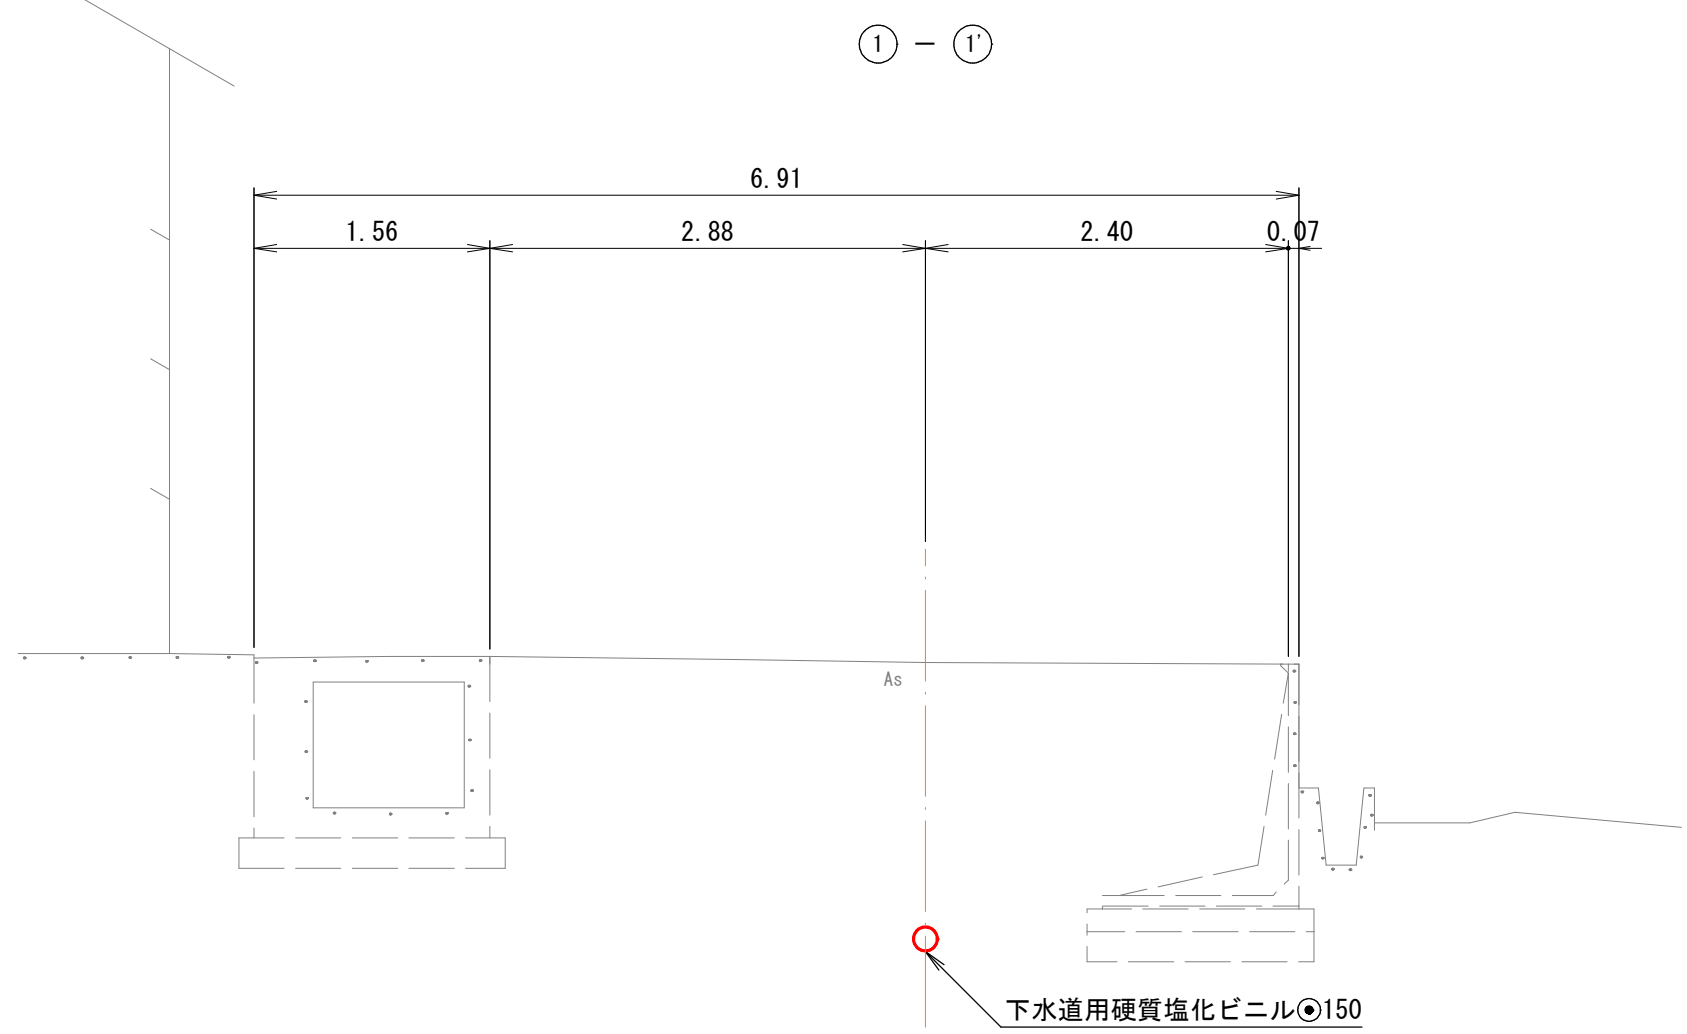

縮尺はA1出力時を示す。A3出力時は図示の50%

注・施工については、「下水道
工事標準仕様書」による。






内浜系統 深浦第一処理分区				
件 名	陰田町枝線その13工事			
図 名	横 断 面 図			
縮 尺	図 示	図 番	5 / 9	
調 整 年 月 日	令和	年	月	日
設 計 者 氏 名				
米 子 市 下 水 道 部				

取 付 管 標 準 図 縮尺 1:50

463
-1

463
-2

取 付 管 標 準 図

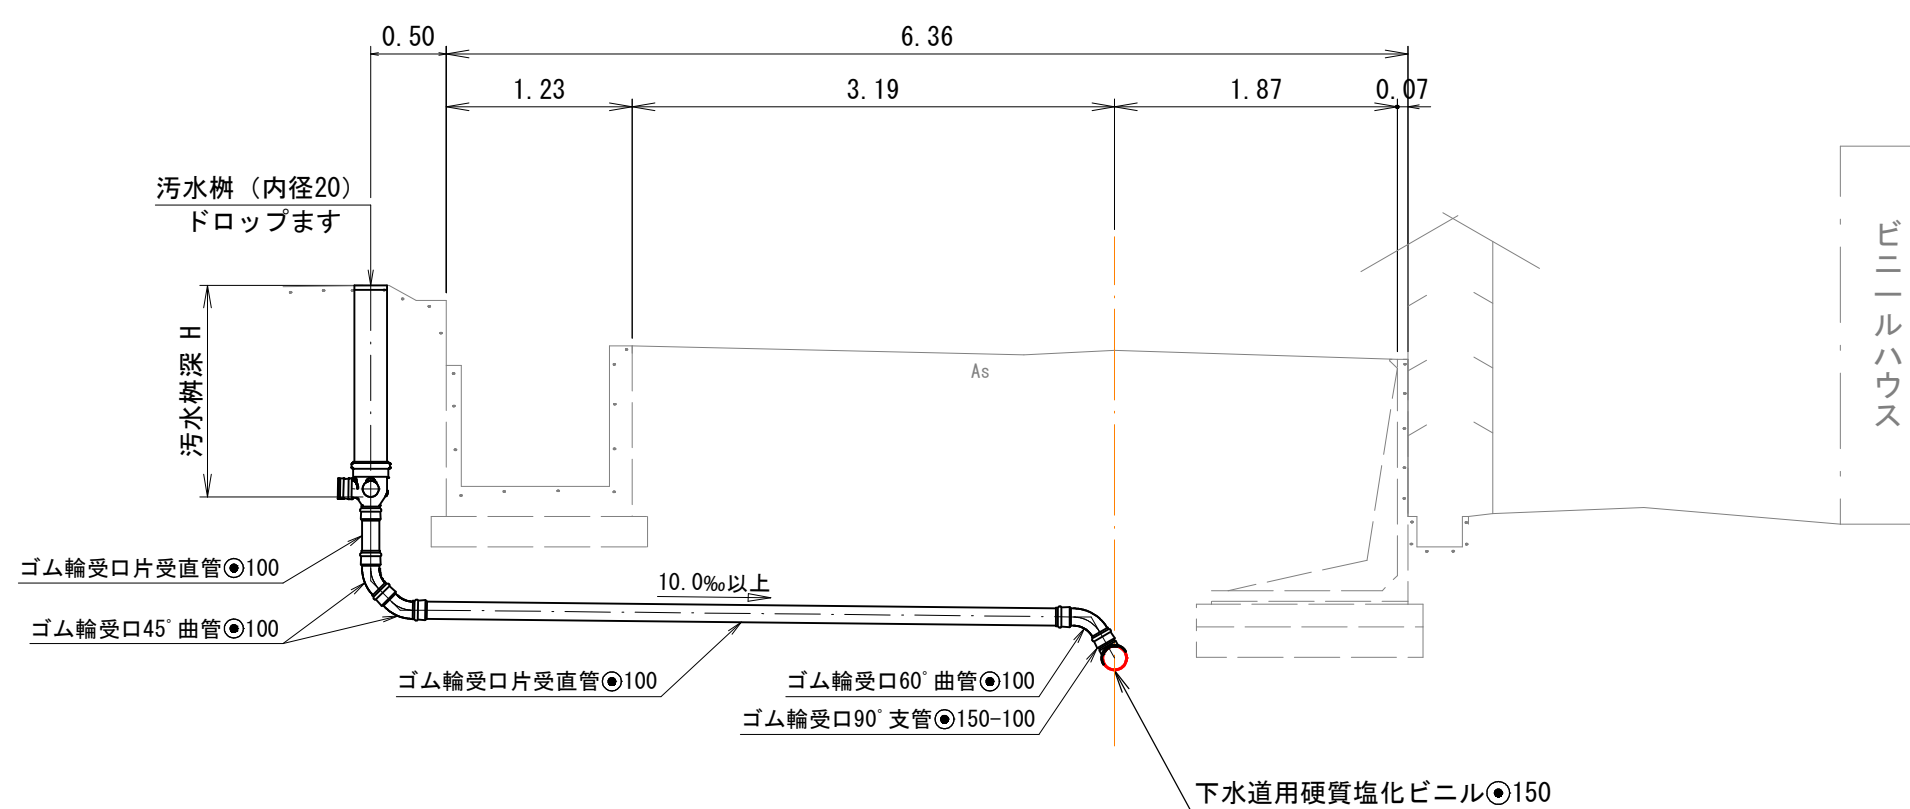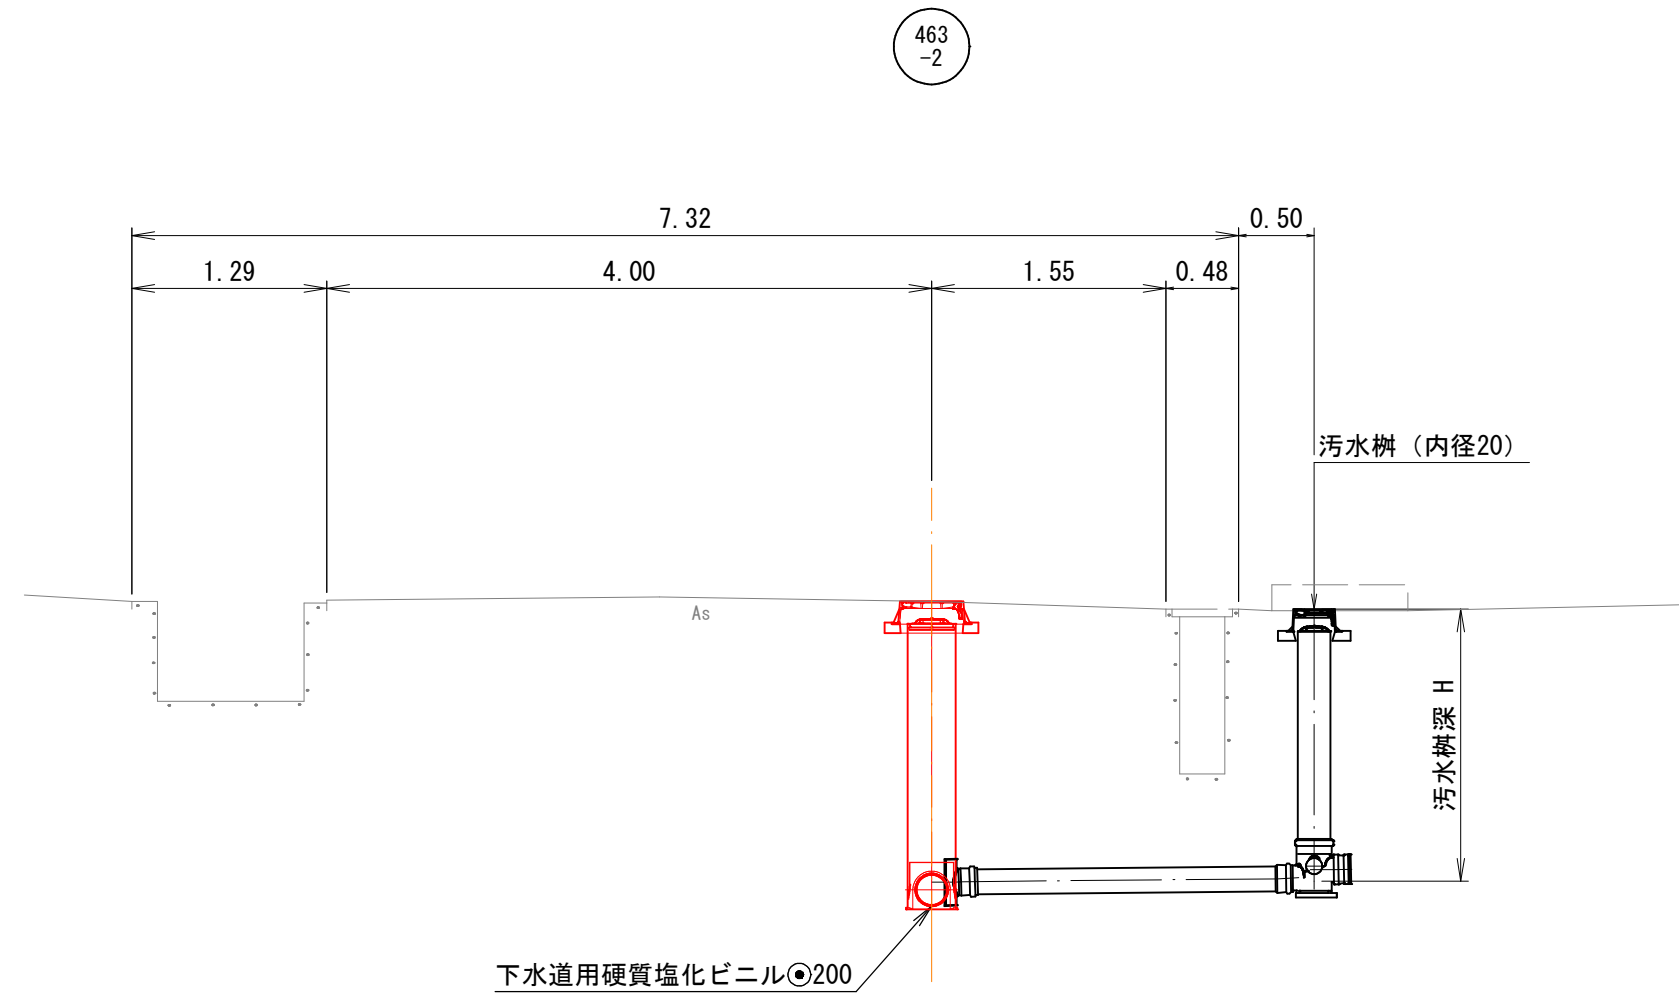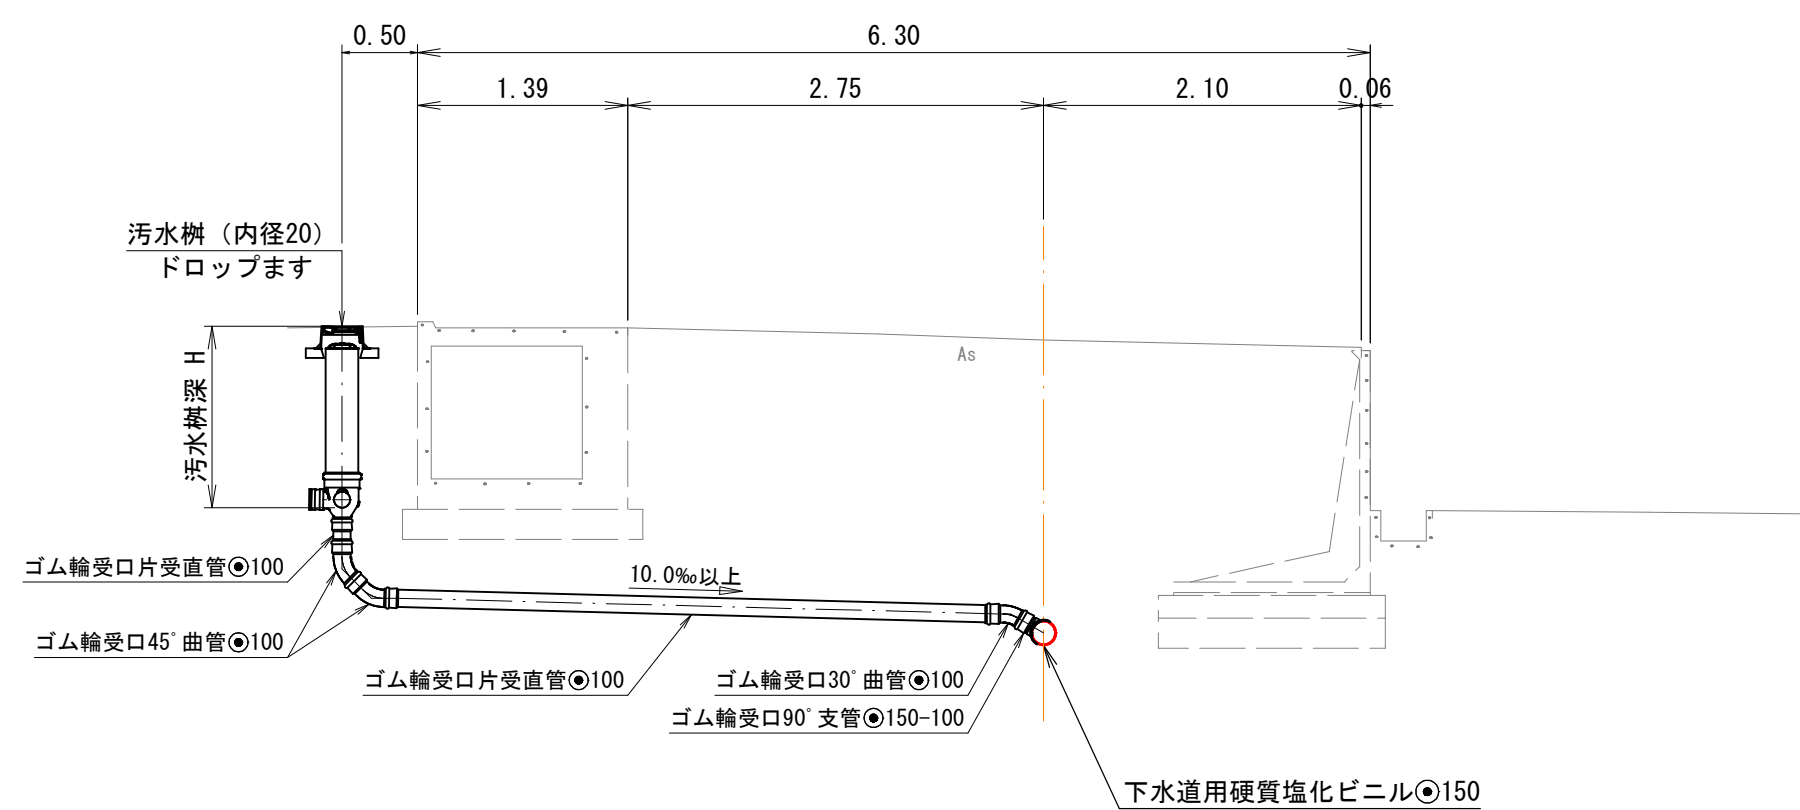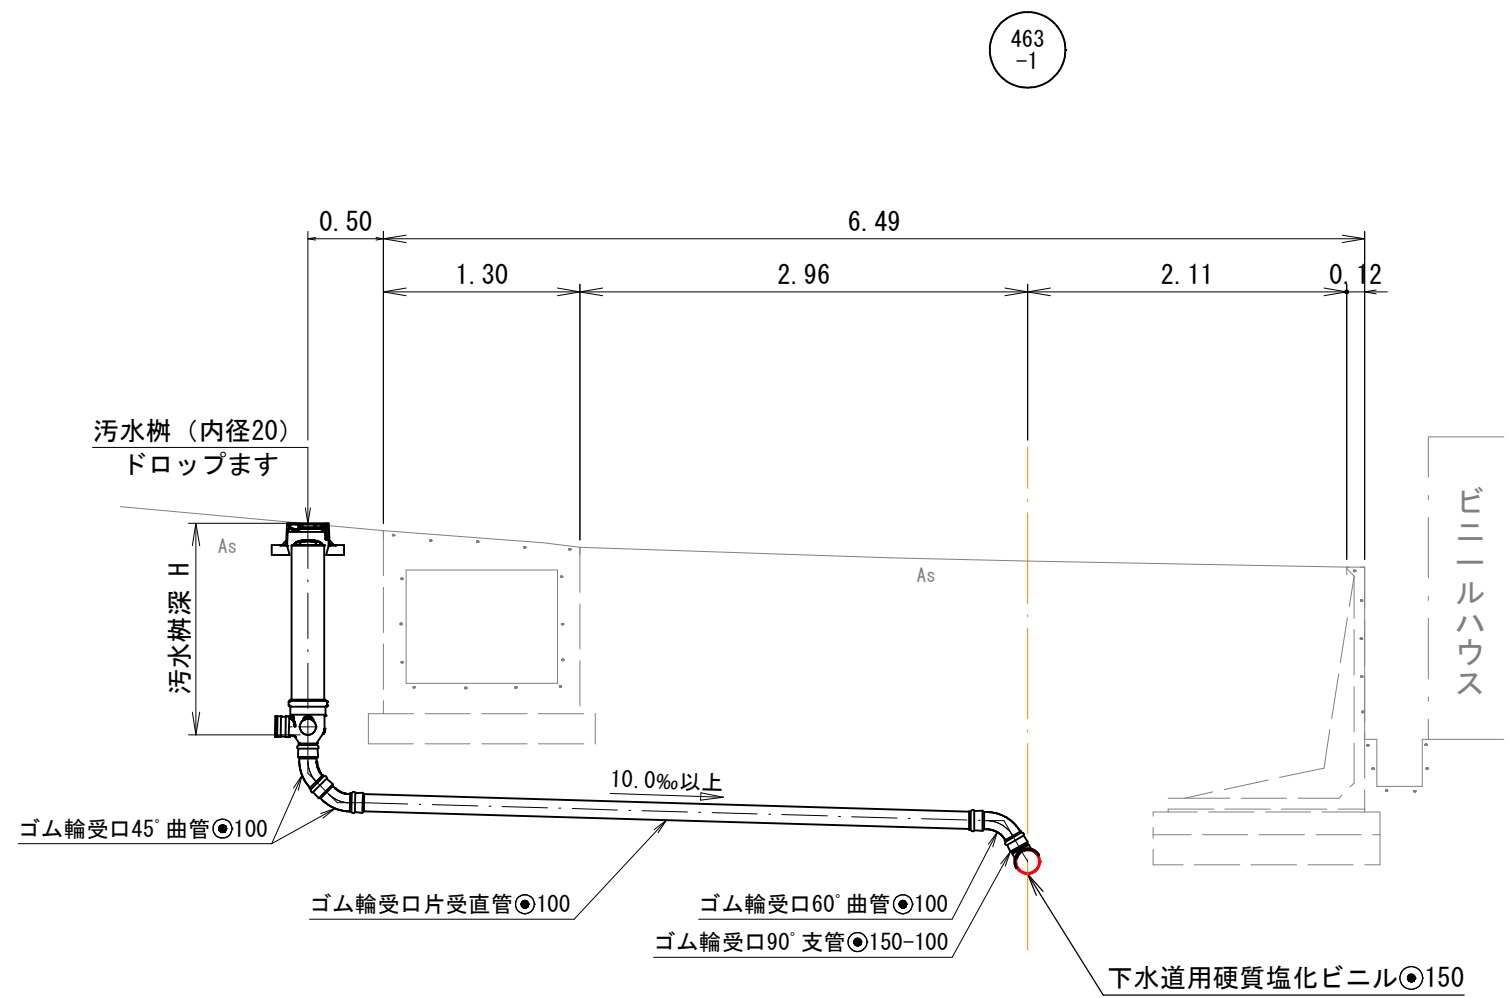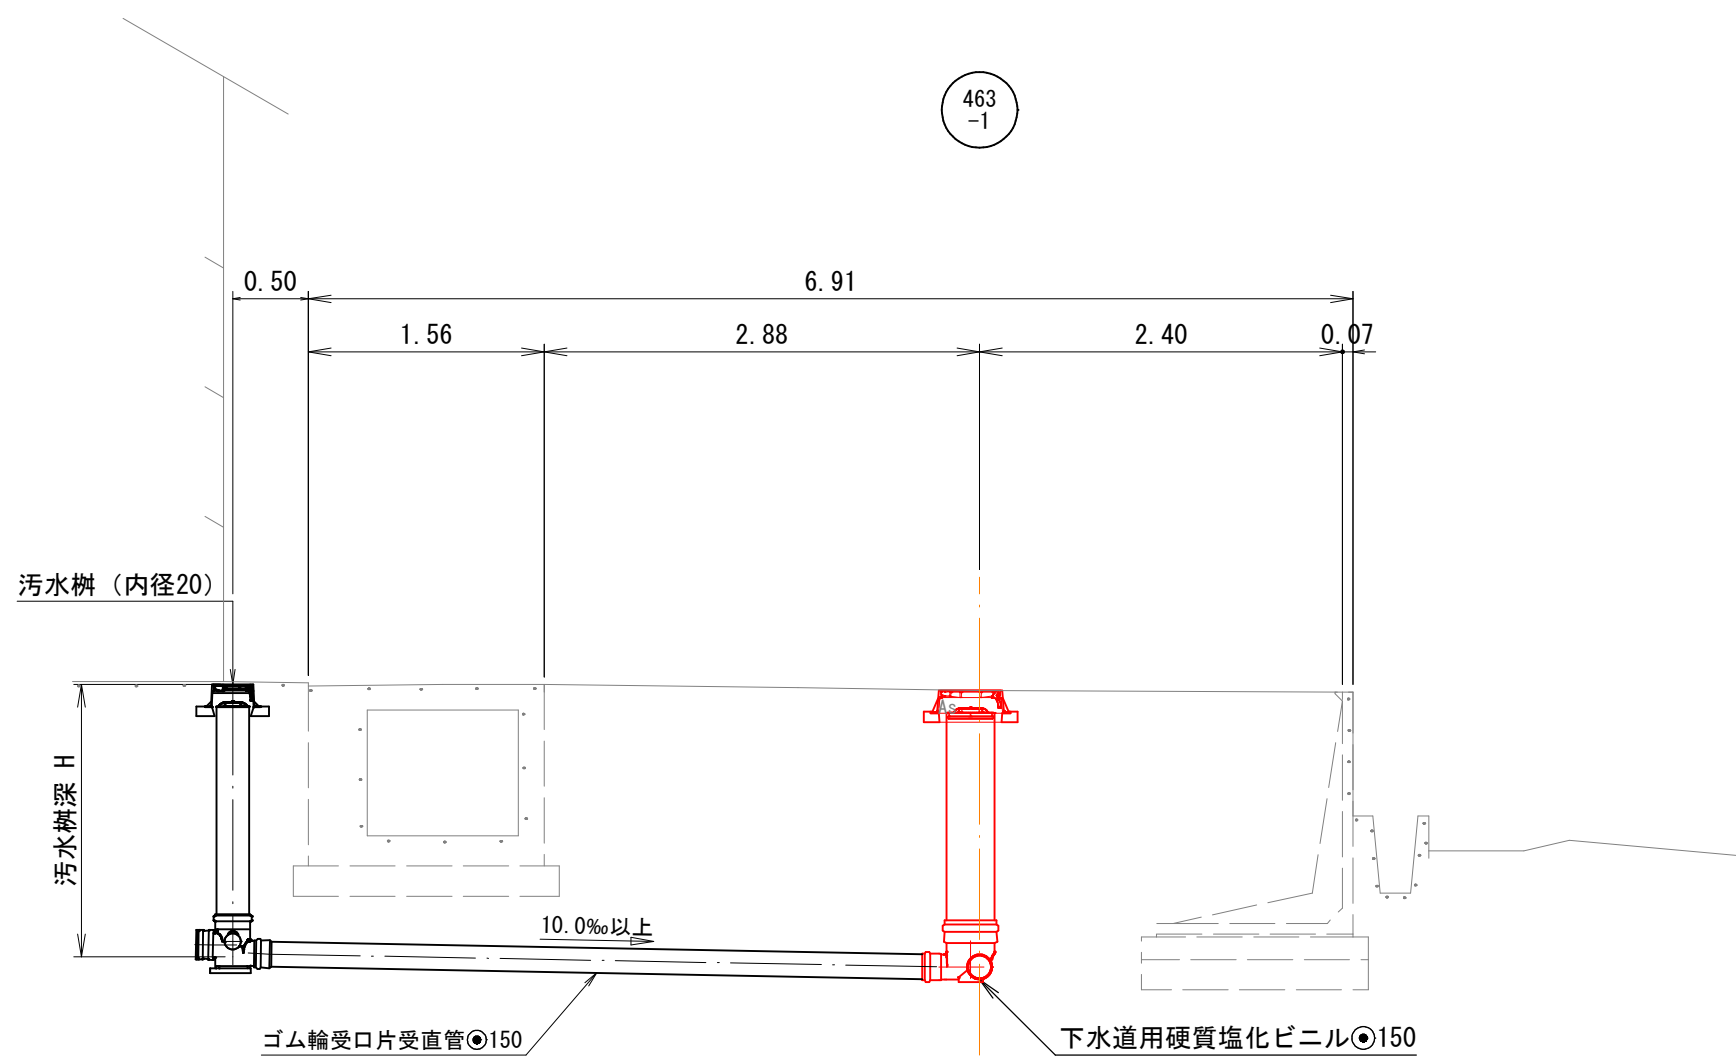

縮尺はA1出力時を示す。A3出力時は図示の50%

内浜系統 深浦第一処理分区

件 名	陰 田 町 枝 線 そ の 1 3 工 事		
図 名	取 付 管 標 準 図		
縮 尺	図 示	図 番	6 / 9
調 整 年 月 日	令 和	年	月 日
設 計 者 氏 名			

 
米 子 市 下 水 道 部

注・施工については、「下水道
工事標準仕様書」による。




平面图



平面图



平面図

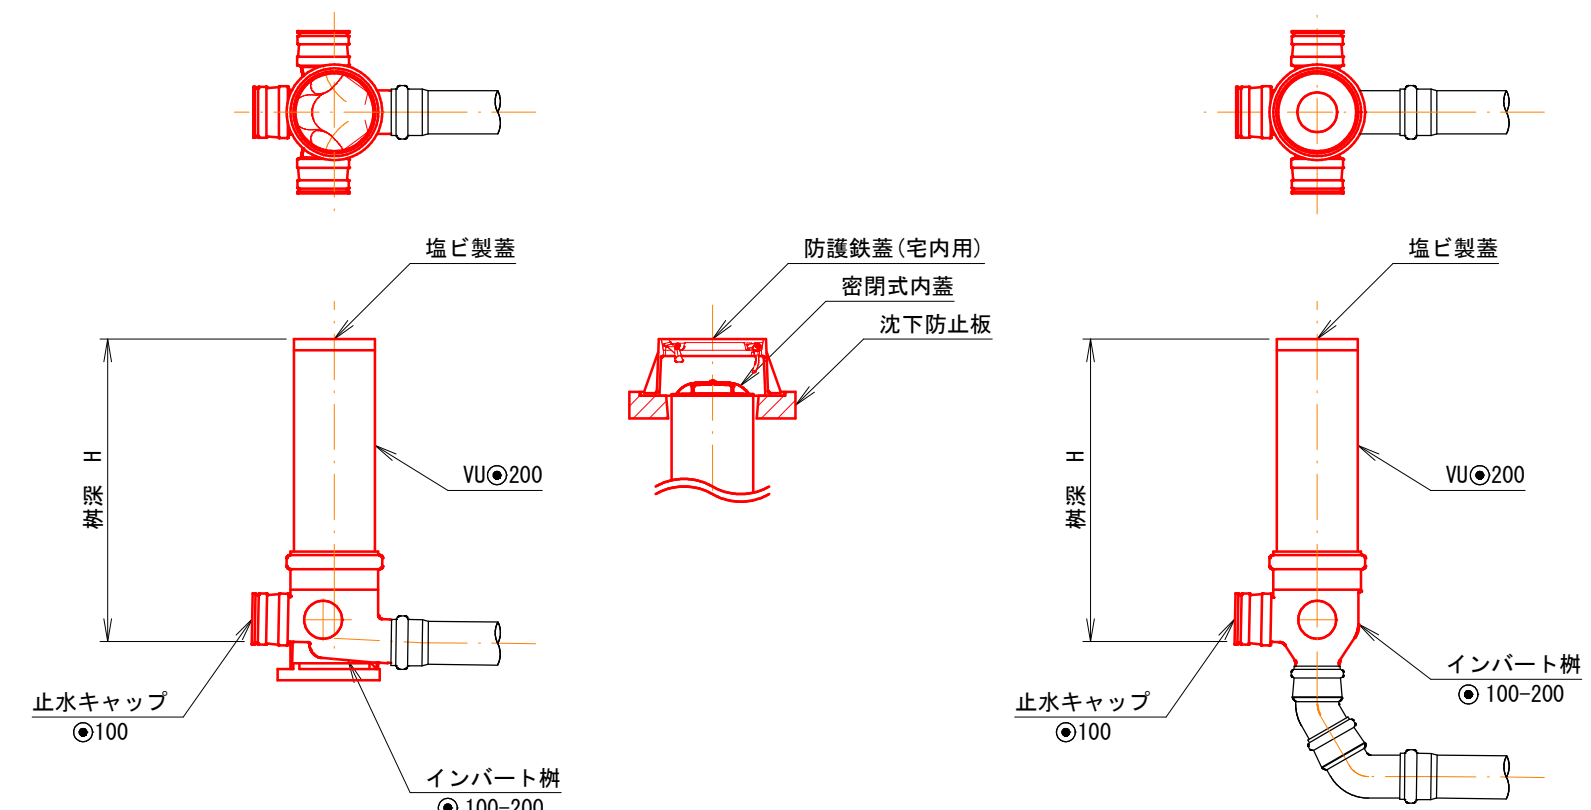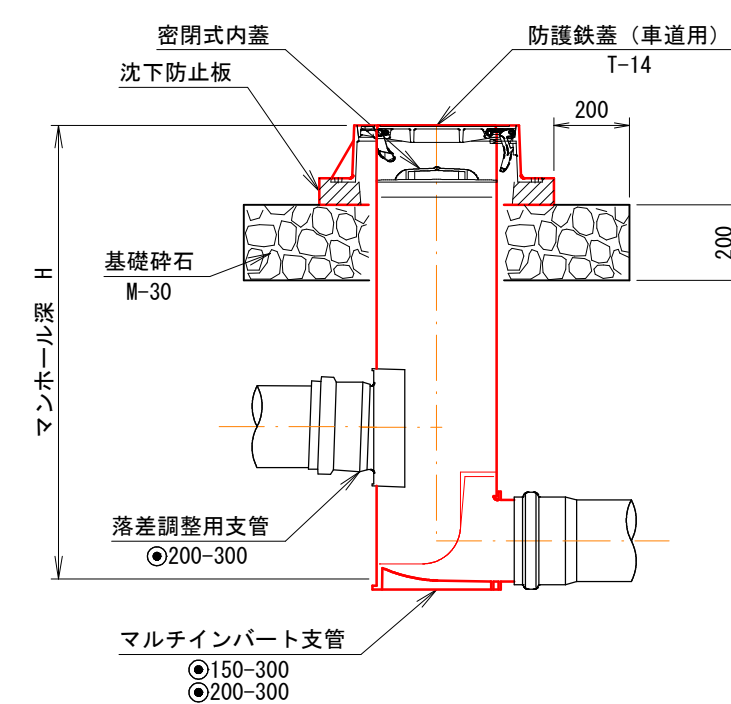 


内浜系統 深浦第一処理分区

件 名	陰田町枝線その13工事				
図 名	組立1号マンホール標準構造図 等				
縮 尺	図 示	図 番	7/9		
調 整 年 月 日	令和		年	月	日
設 計 者 氏 名					
米 子 市 下 水 道 部					


注・施工については、「下水道工事標準仕様書」による。

舗装復旧断面図 縮 尺 1:10

舗装復旧断面図
掘削標準断面図

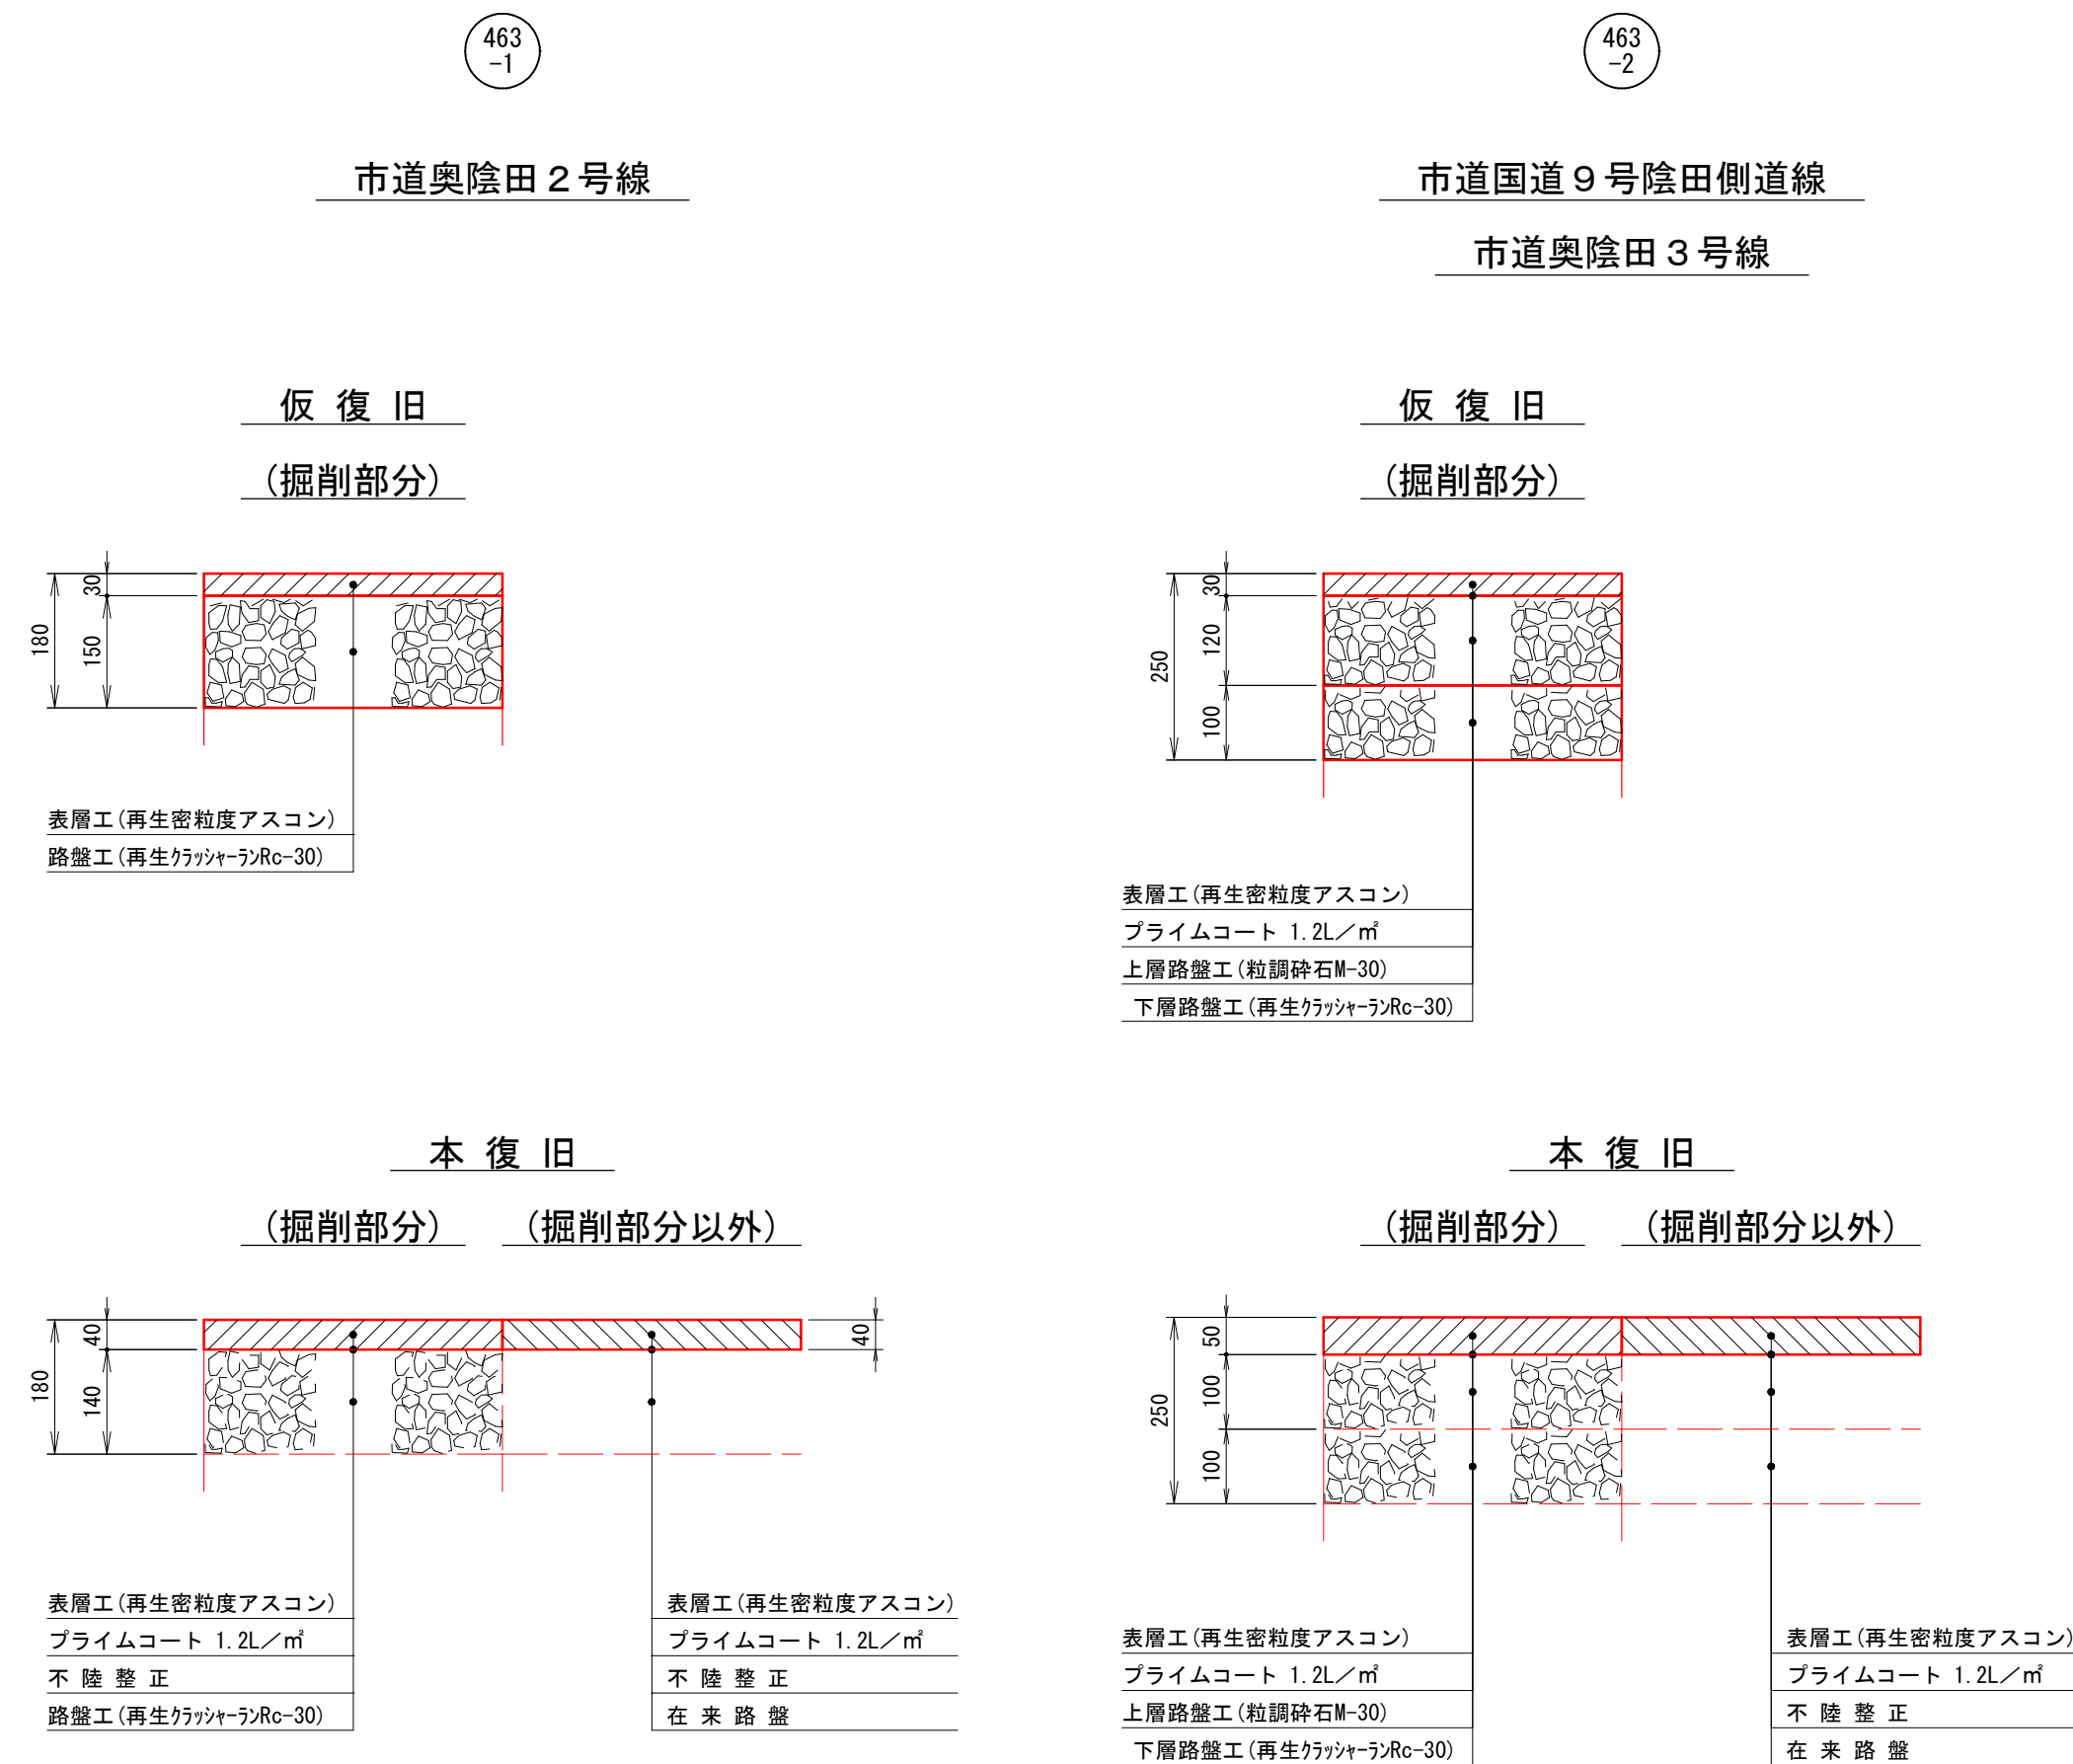

掘削標準断面図

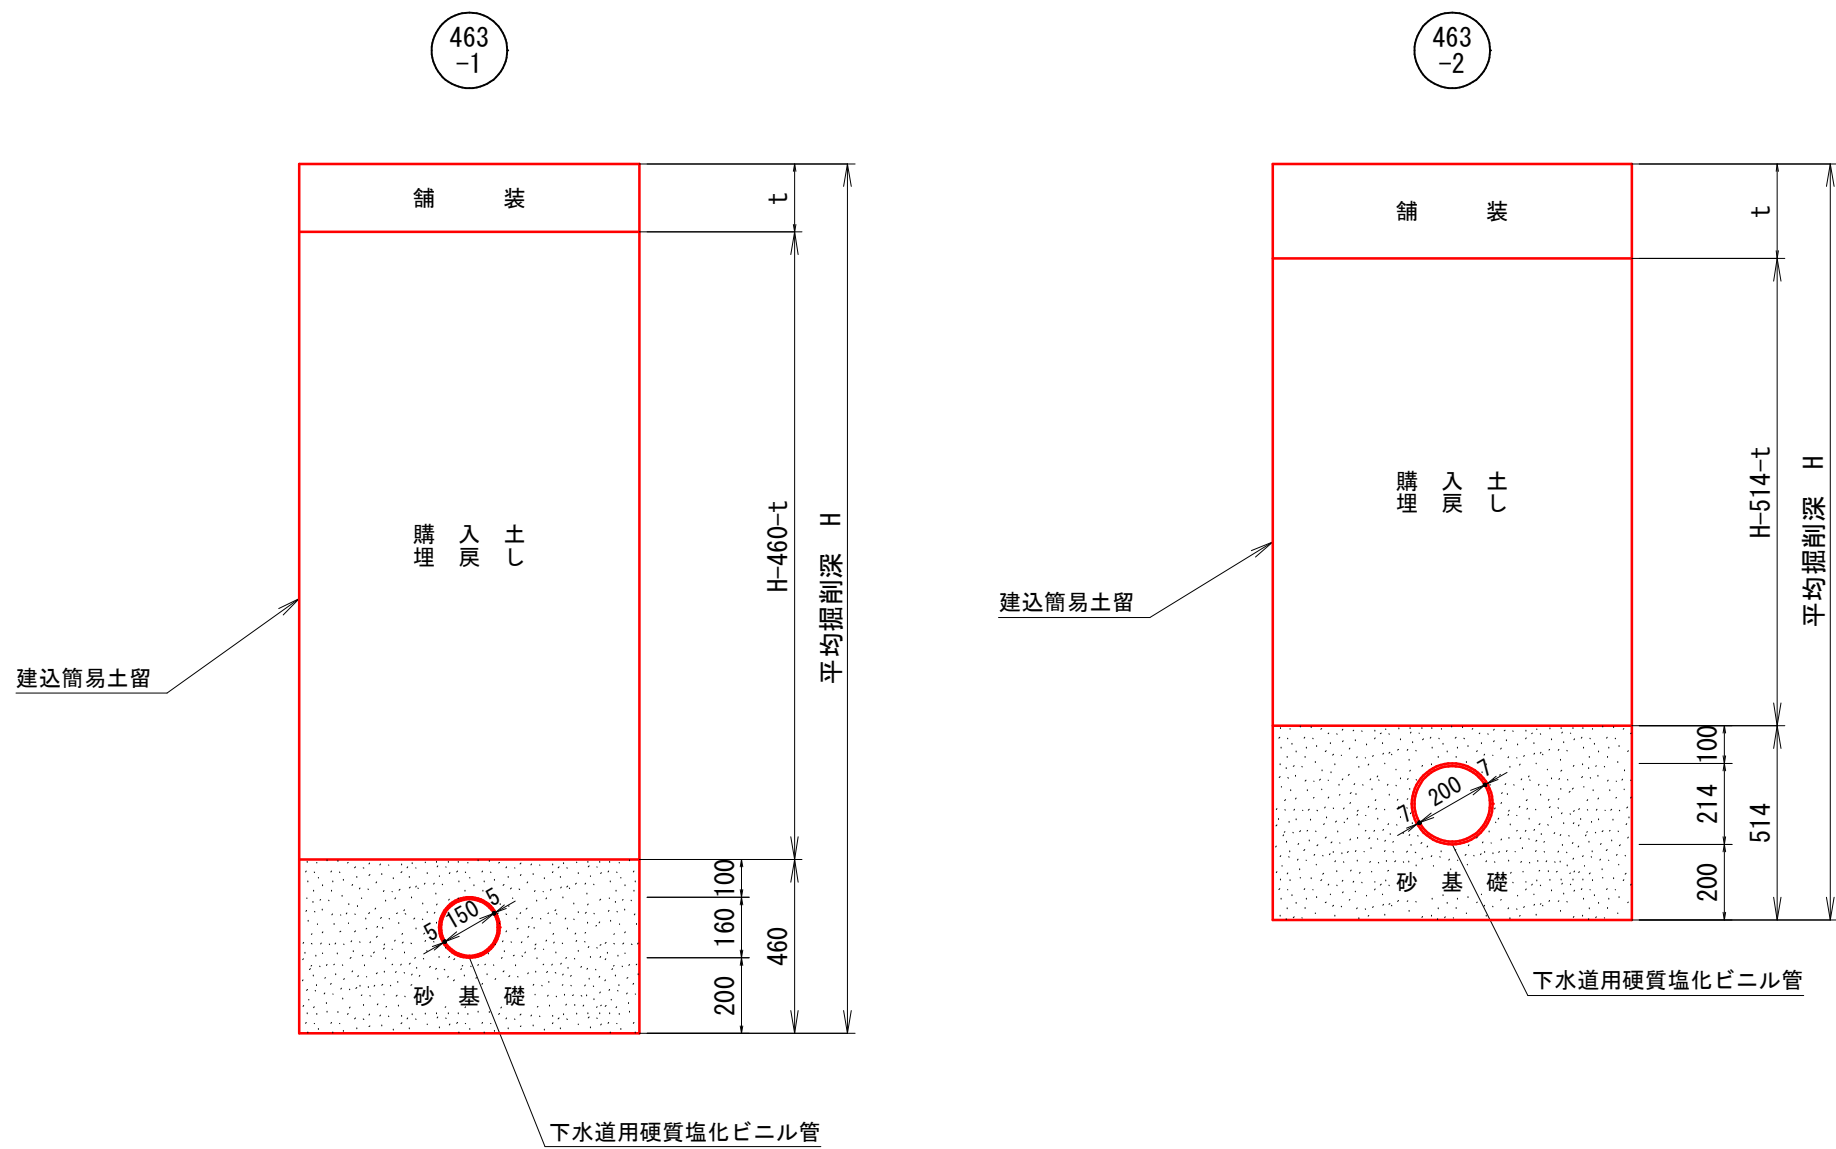


縮尺はA1出力時を示す。A3出力時は図示の50%

内浜系統 深浦第一処理分区				
件 名	陰田町枝線その13工事			
図 名	舗装復旧断面図・掘削標準断面図			
縮 尺	図 示	図 番	8／9	
調 整 年 月 日	令和	年	月	日
設 計 者 氏 名				
米 子 市 下 水 道 部				


注・施工については、「下水道工事標準仕様書」による。

薬液注入工図 縮尺 1:50


平面図

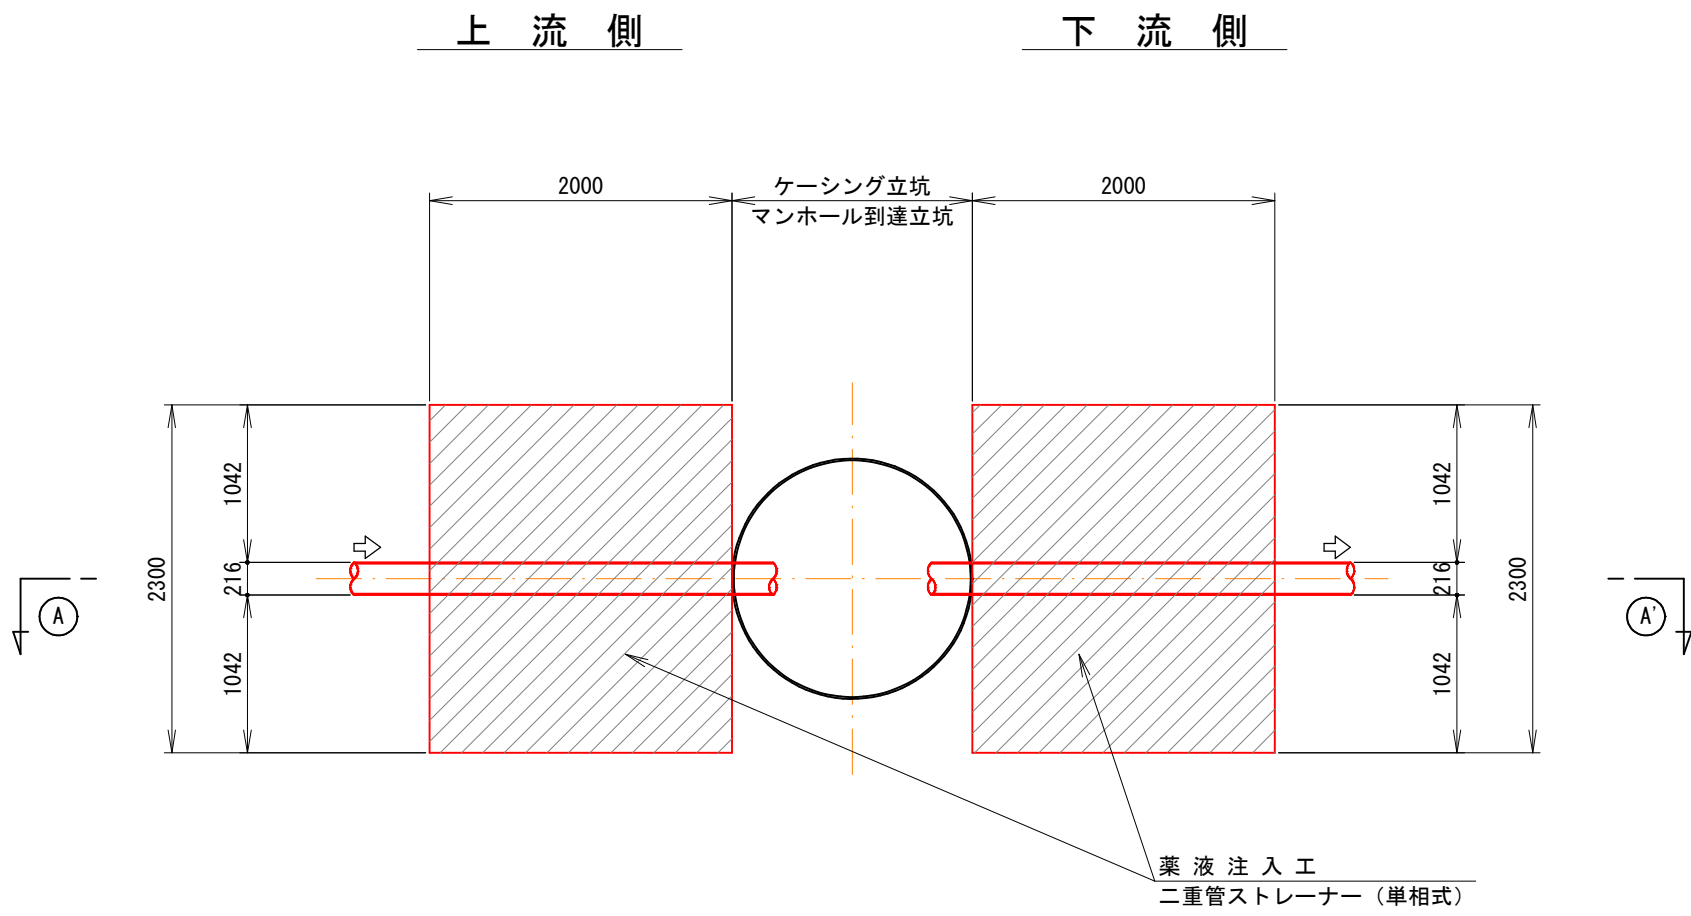

①-① 断面図

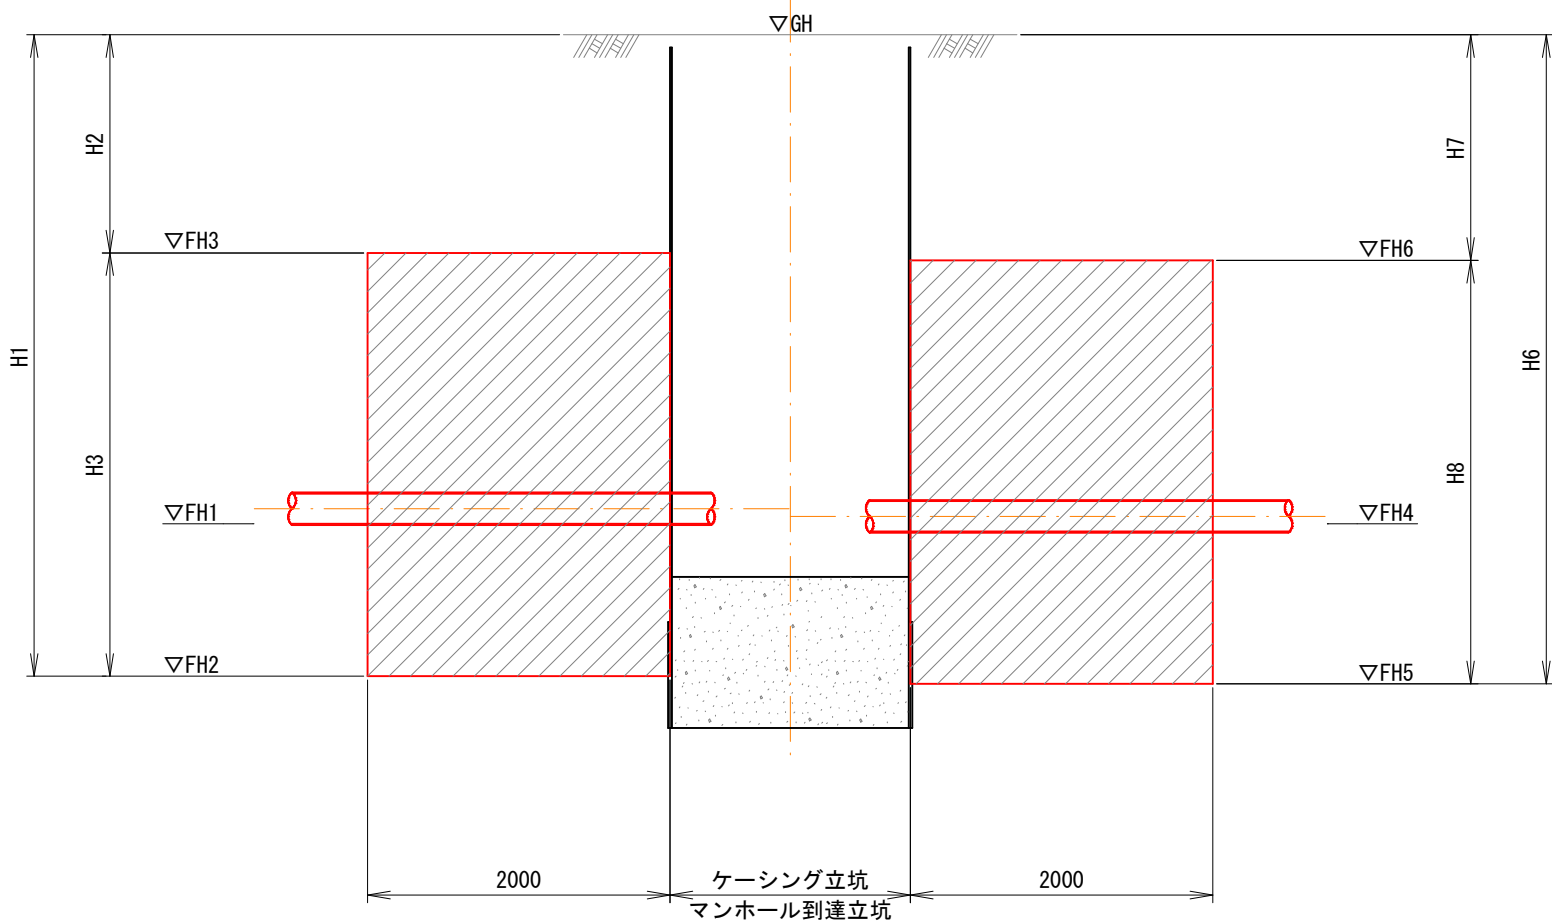

薬液注入工断面図 縮尺 1:30

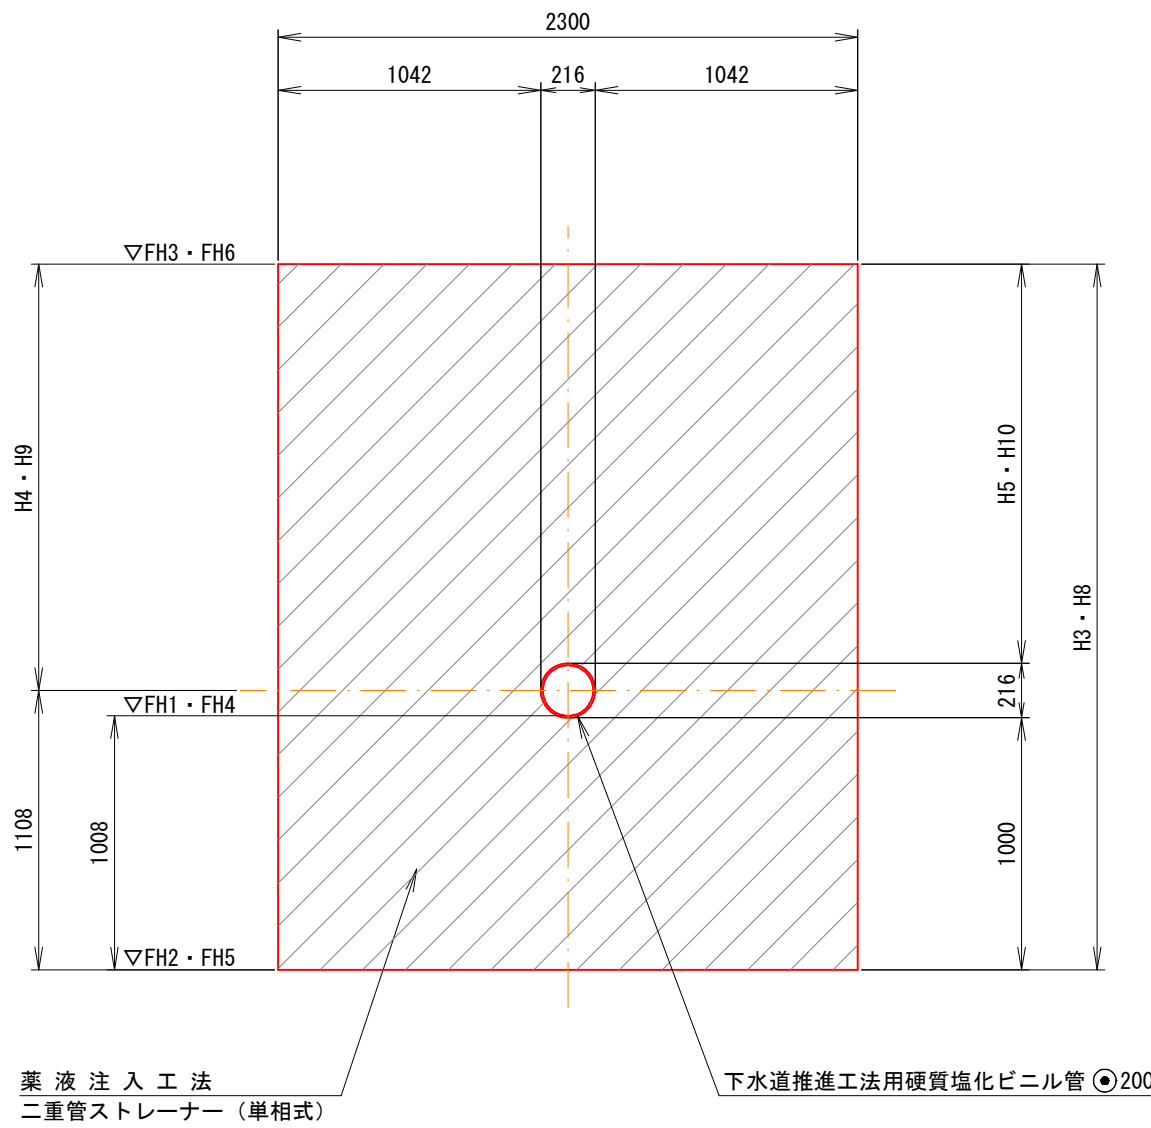

立坑no. マンホールのNO.	管 符 号		GH	上 流 側								下 流 側							
	上流側	下流側		FH1	FH2	FH3	H1	H2	H3	H4	H5	FH4	FH5	FH6	H6	H7	H8	H9	H10
no. 1	—	463 -2	2. 67	—	—	—	—	—	—	—	—	-0. 187	-1. 195	1. 605	3. 865	1. 065	2. 800	1. 692	1. 584
no. 2	463 -2	463 -2	2. 40	-0. 304	-1. 312	1. 388	3. 712	1. 012	2. 700	1. 592	1. 484	-0. 324	-1. 332	1. 368	3. 732	1. 032	2. 700	1. 592	1. 484
既設	463 -2	—	2. 36	-0. 441	-1. 449	1. 351	3. 809	1. 009	2. 800	1. 692	1. 584	—	—	—	—	—	—	—	—

注: FH1、FH4は、管底高を示す。

縮尺はA1出力時を示す。A3出力時は図示の50%

内浜系統 深浦第一処理分区

件 名	陰田町枝線その13工事		
図 名	薬液注入工図		
縮 尺	図 示	図 番	9 / 9
調 整 年 月 日	令和	年	月 日
設 計 者 氏 名			


米子市下水道部

注・施工については、「下水道工事標準仕様書」による。
注・注入対象範囲は、標準とする。


no. 1片到達立坑仮設図
no. 2両発進立坑仮設図
(参 考 図)

no. 1 片到達立坑仮設図 縮 尺 1:50


平 面 図

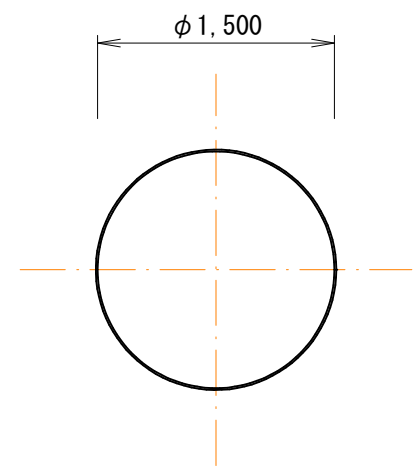



路面覆工平面図

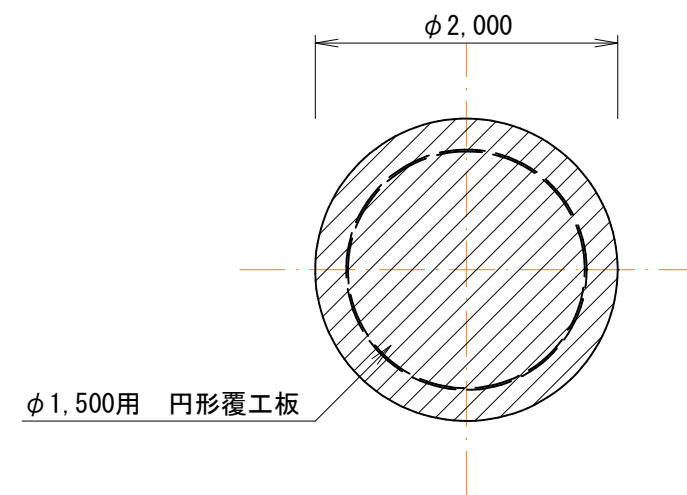

圧入掘削図

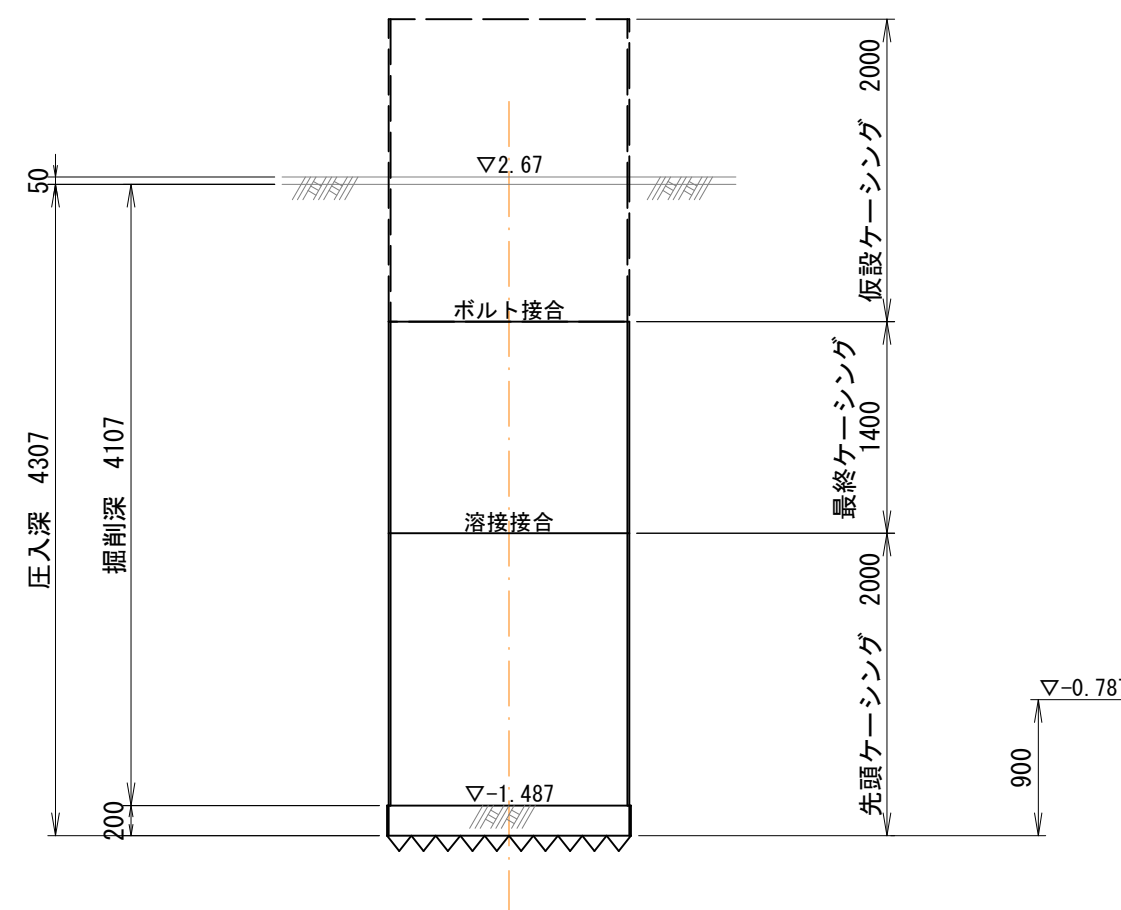


立坑構築図

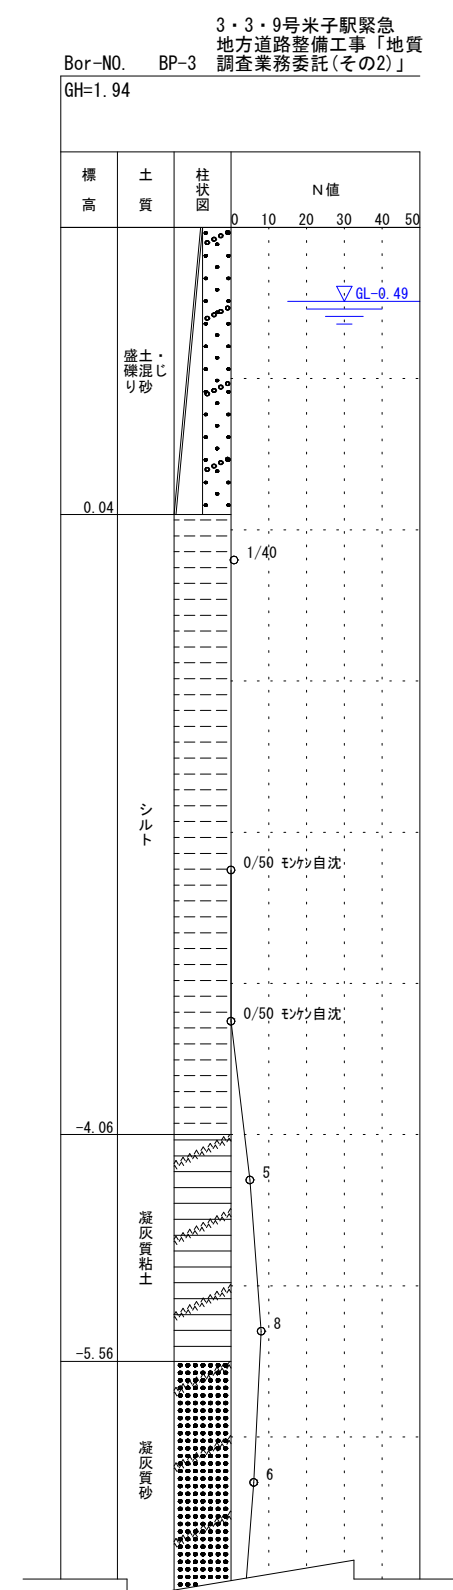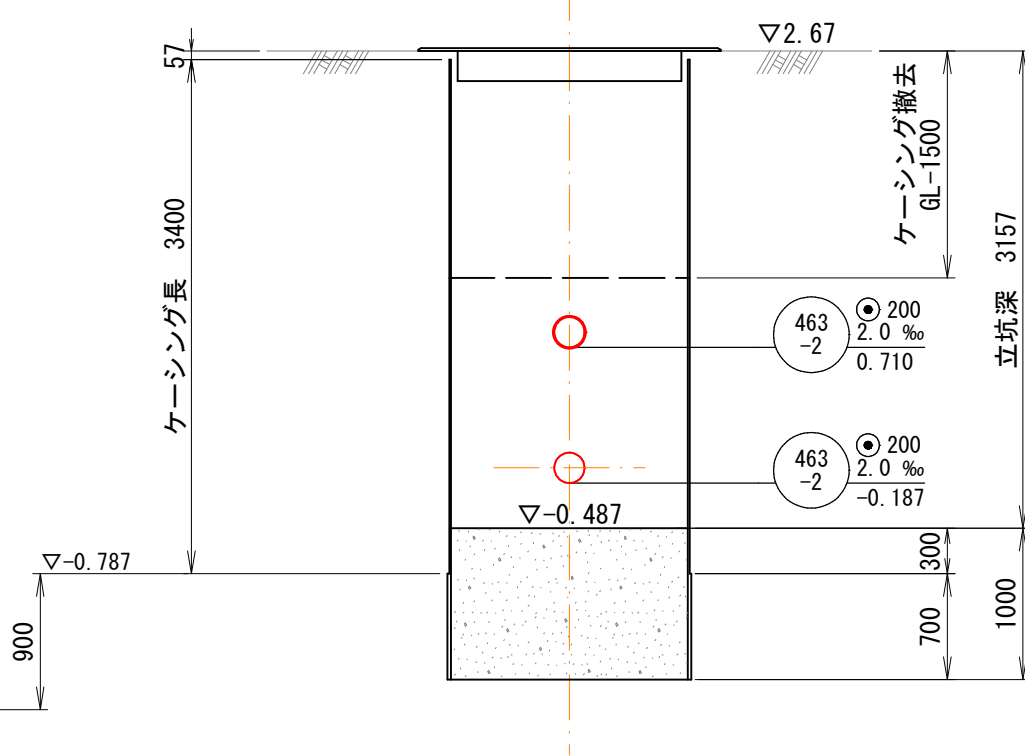


no. 2 両発進立坑仮設図 縮 尺 1:50


平 面 図

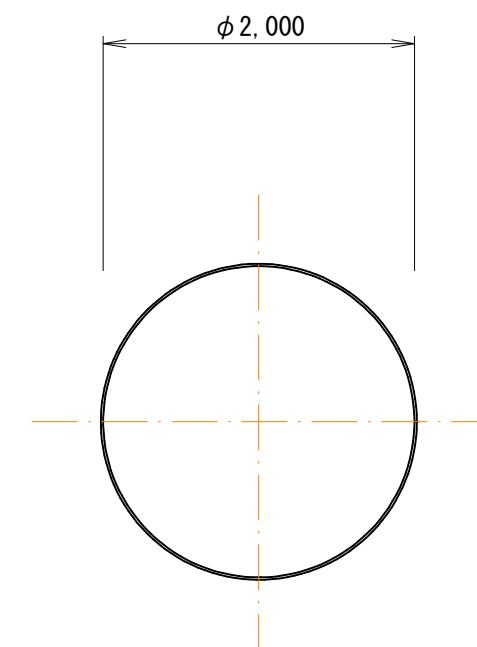


平 面 図

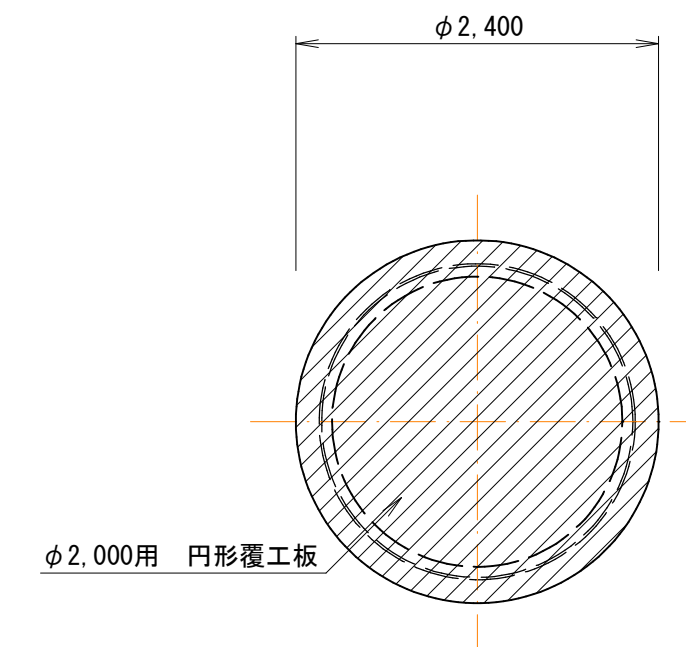

圧入掘削図

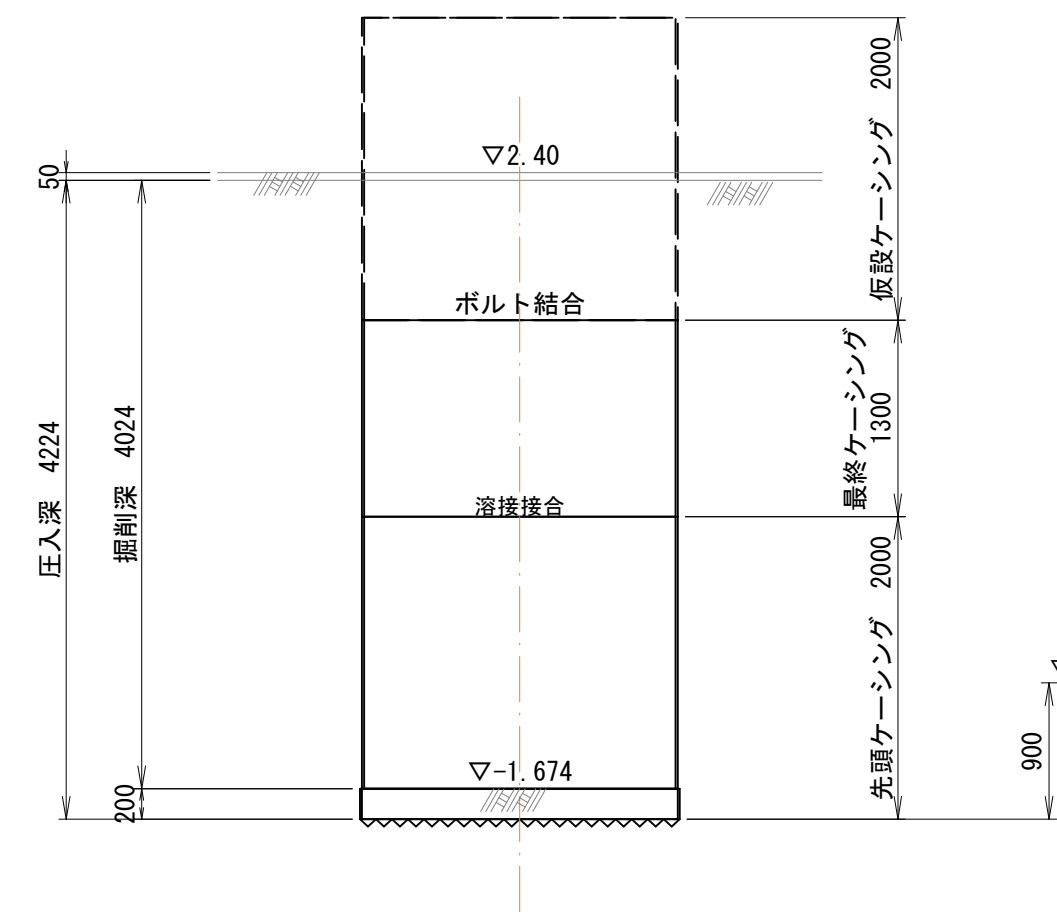

立坑構築図

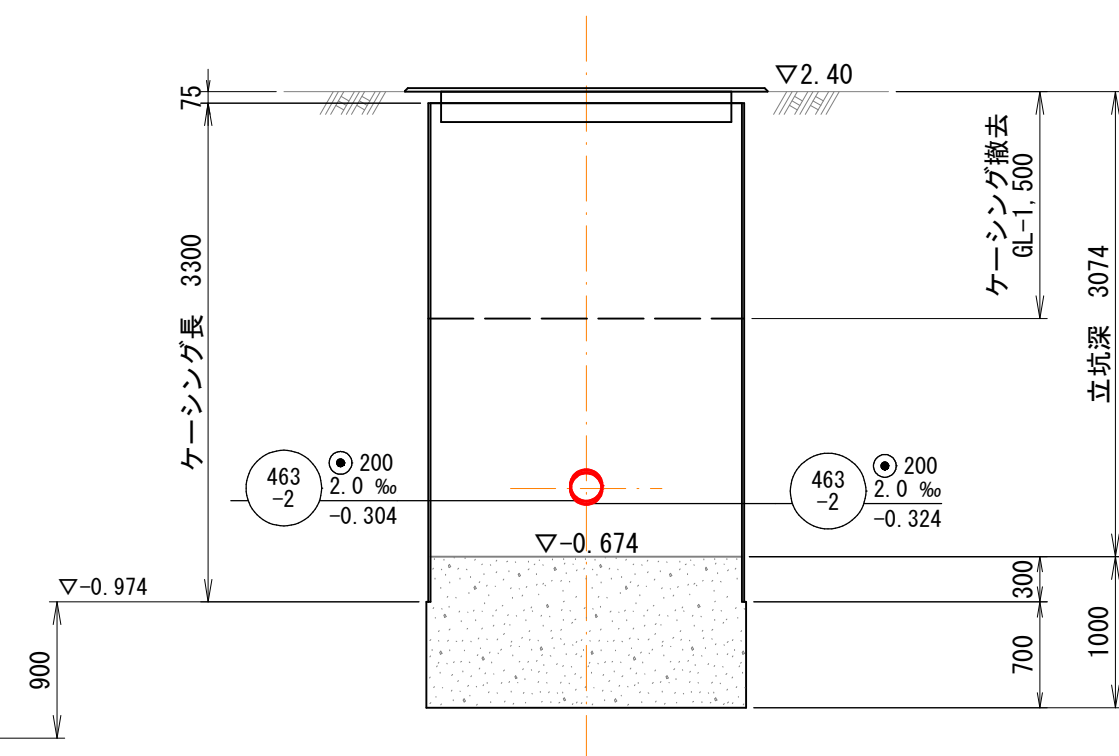


縮尺はA1出力時を示す。A3出力時は図示の50%

注・施工については、
工事標準仕様書「下水道」


内浜系統 深浦第一処理分區				
件 名	陰田町枝線その13工事			
図 名	立 坑 仮 設 図			
縮 尺	図 示	図 番	／	
調 整 年 月 日	令和	年	月	日
設 計 者 氏 名				
米 子 市 下 水 道 部				

既設 到達立坑仮設図 縮 尺 1:50


平 面 図

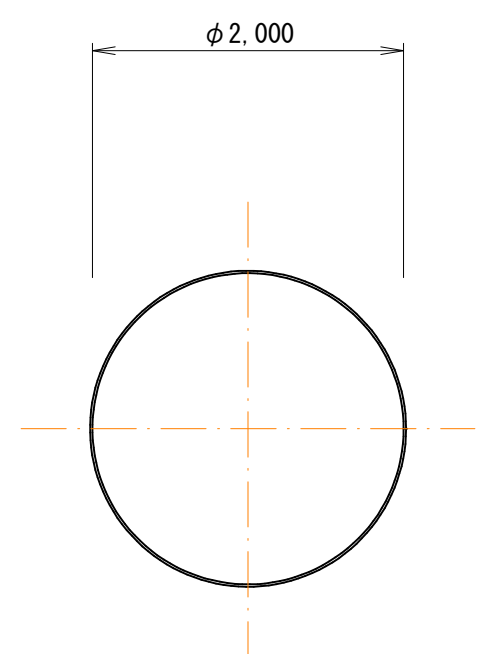



平 面 図

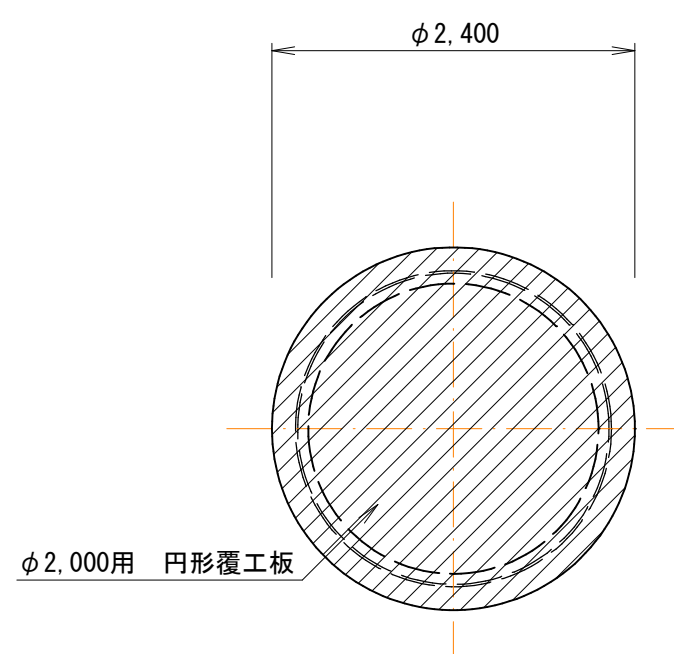

圧入掘削図

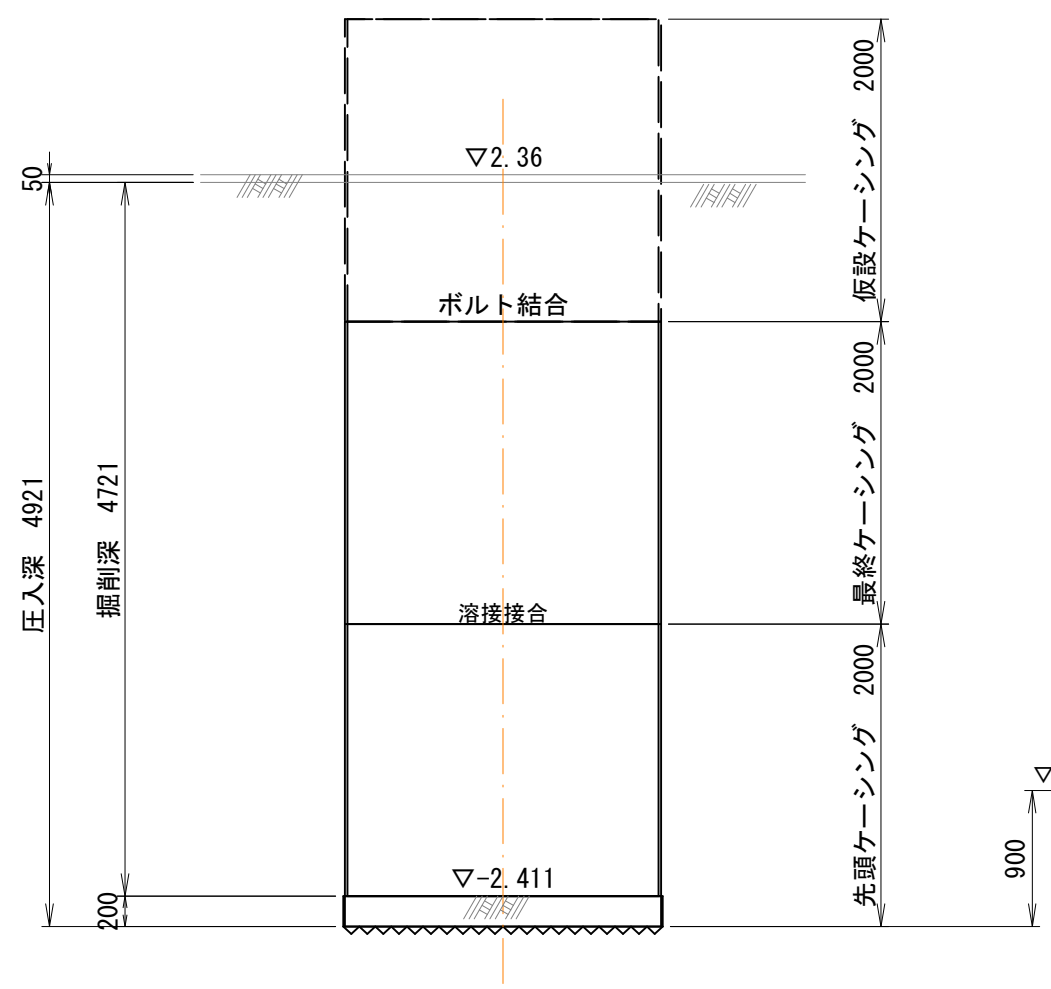

立坑構築図

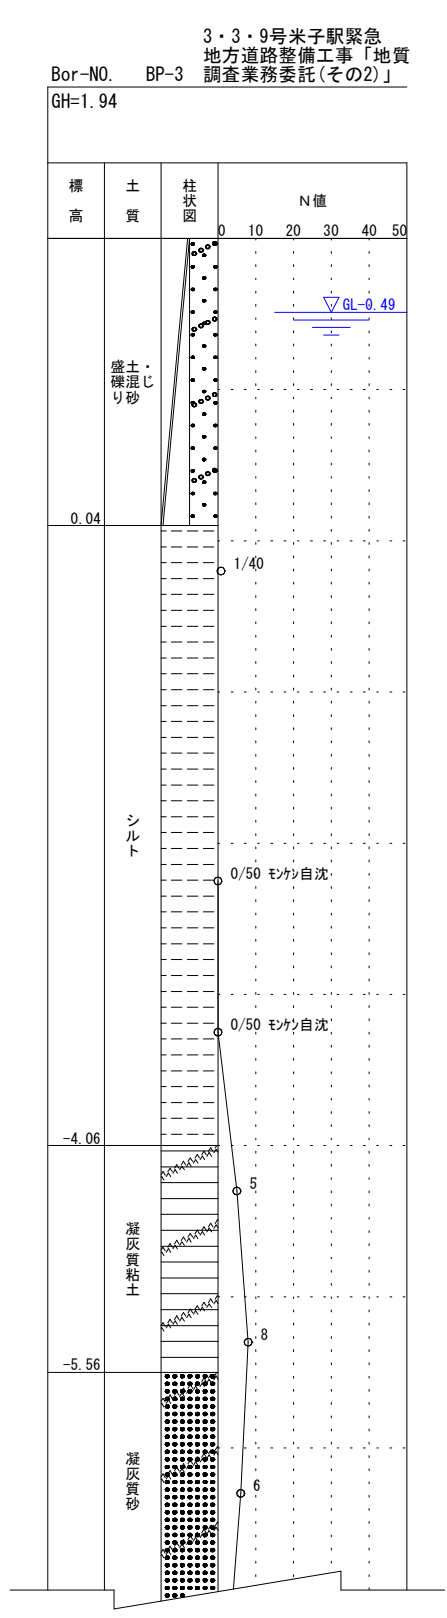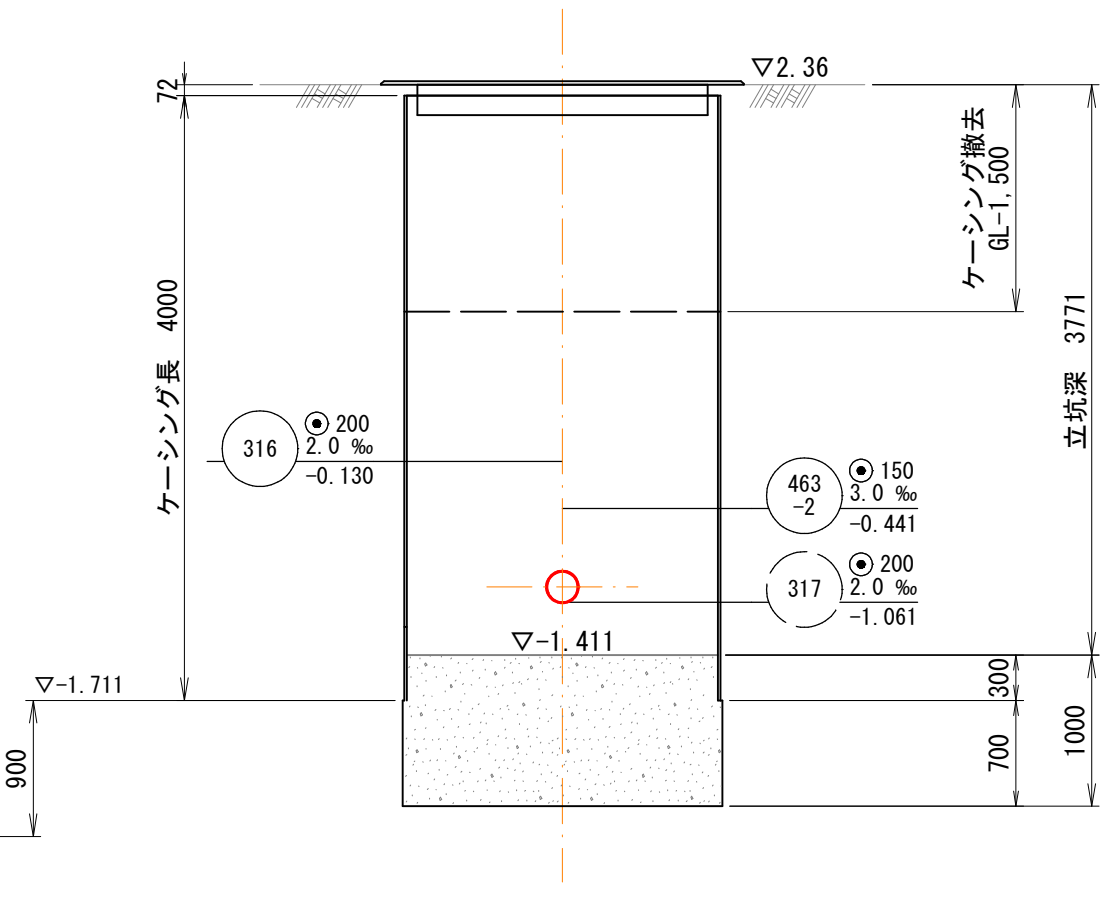

縮尺はA1出力時を示す。A3出力時は図示の50%

内浜系統 深浦第一処理分区				
件 名	陰田町枝線その13工事			
図 名	立坑仮設図			
縮 尺	図 示	図 番	／	
調 整 年 月 日	令和	年	月	日
設 計 者 氏 名				
米子市下水道部				

注・施工については、「下水道工事標準仕様書」による。