




平面図 縮尺 1/500

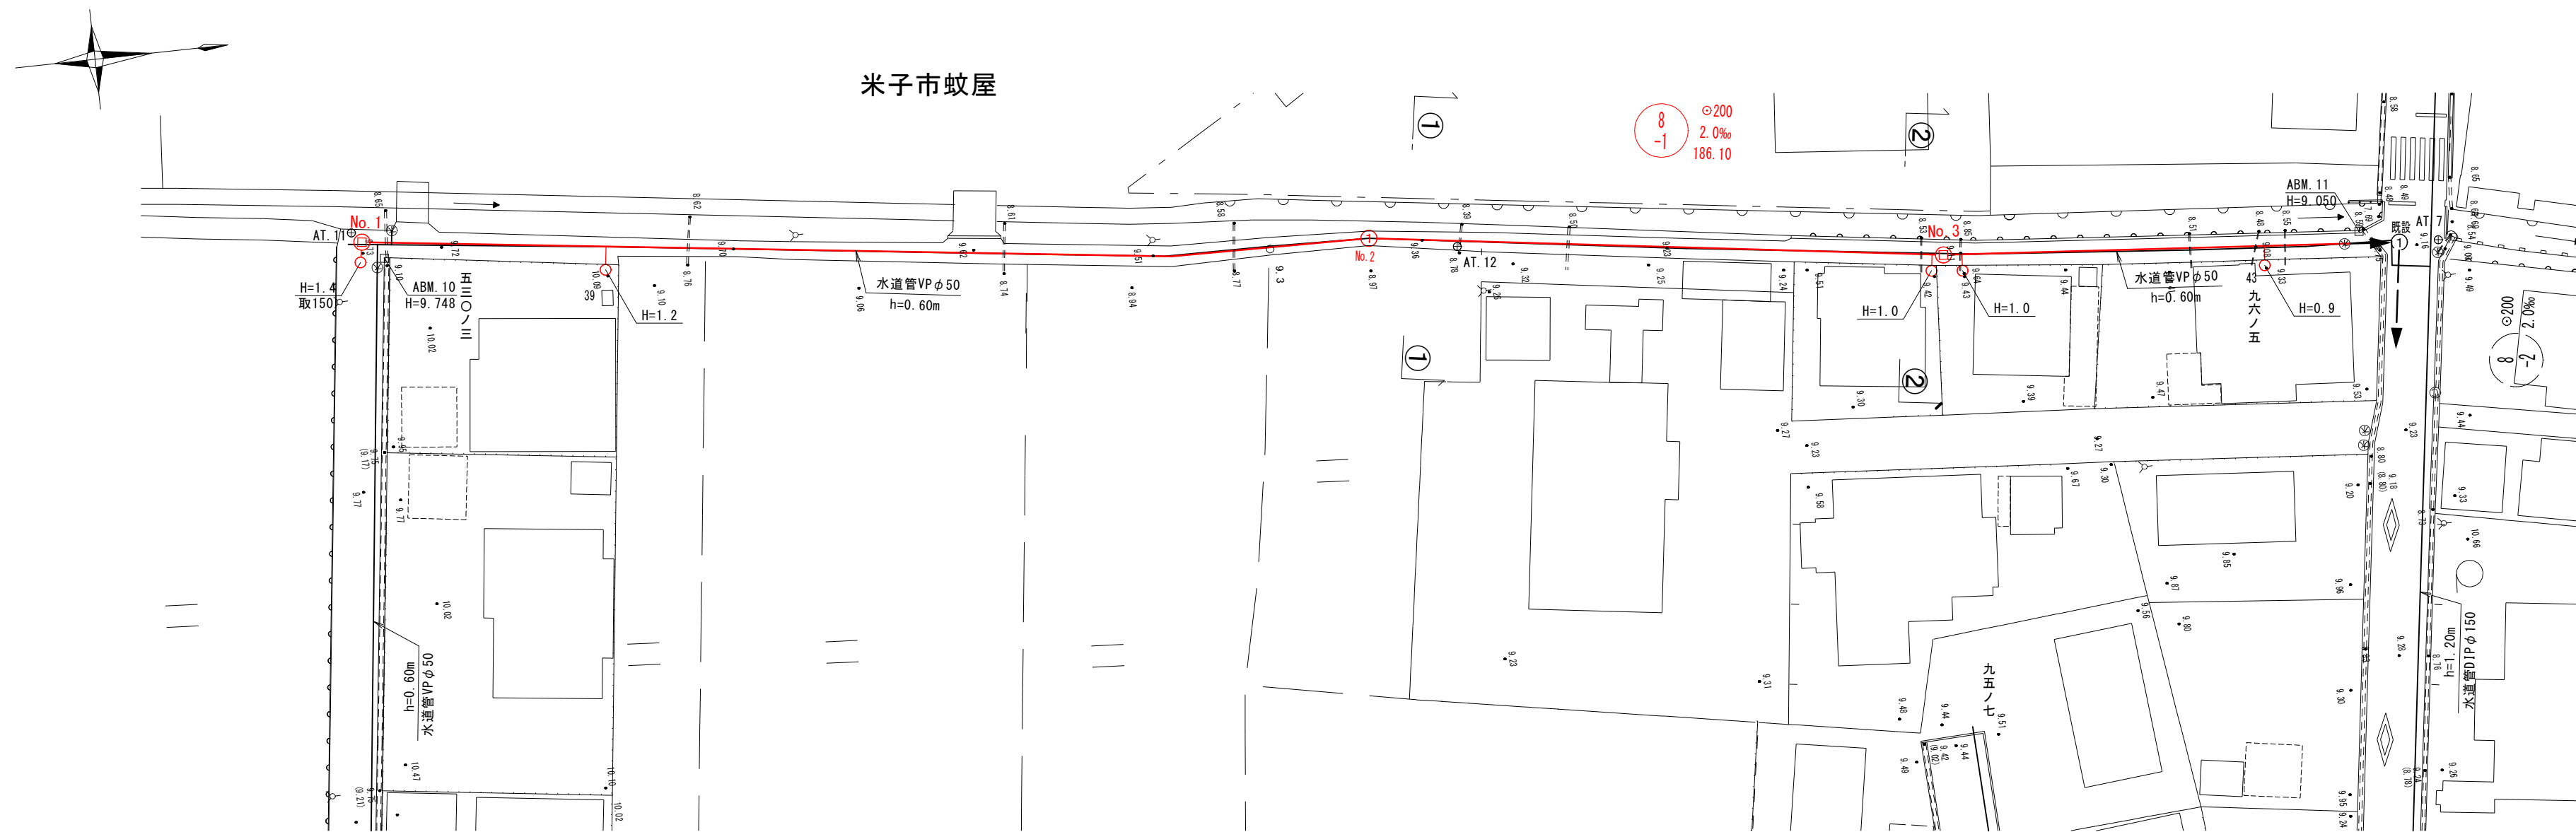


縦断面図 縮尺 縦 1/100 横 1/500

推定土質柱状図


BP-1 (R2)
BH=9.80

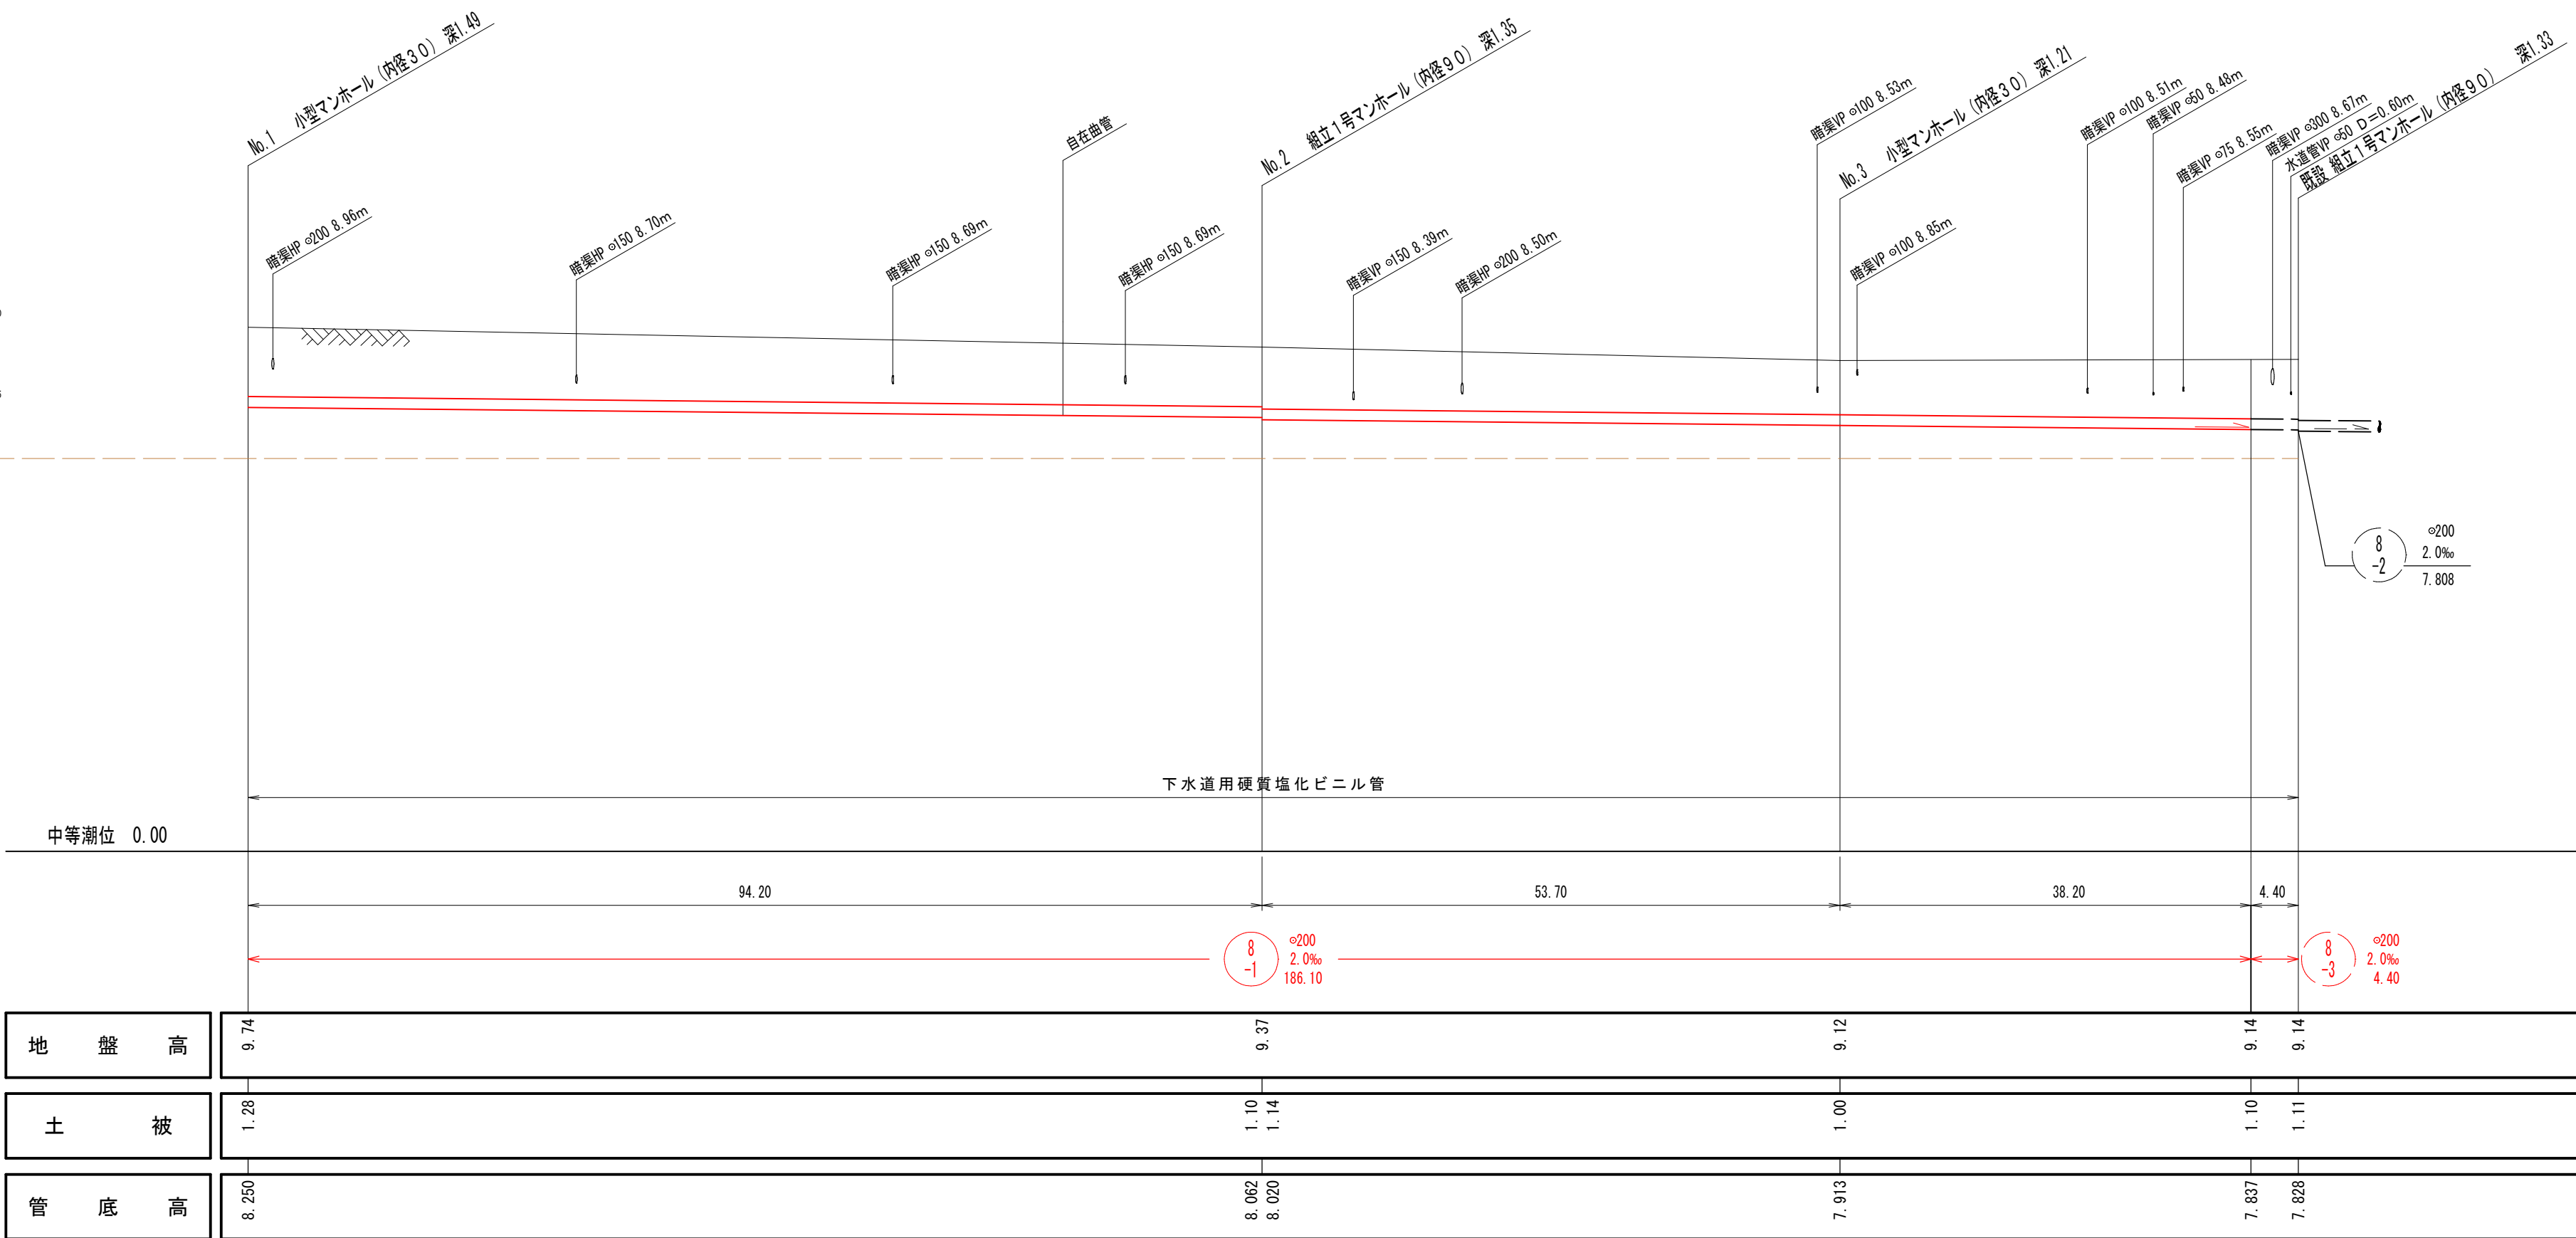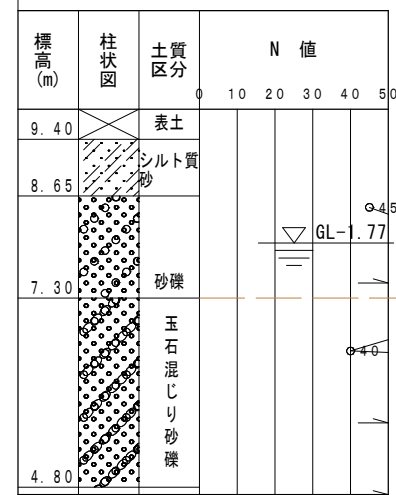


系統図 縮尺 1/2500

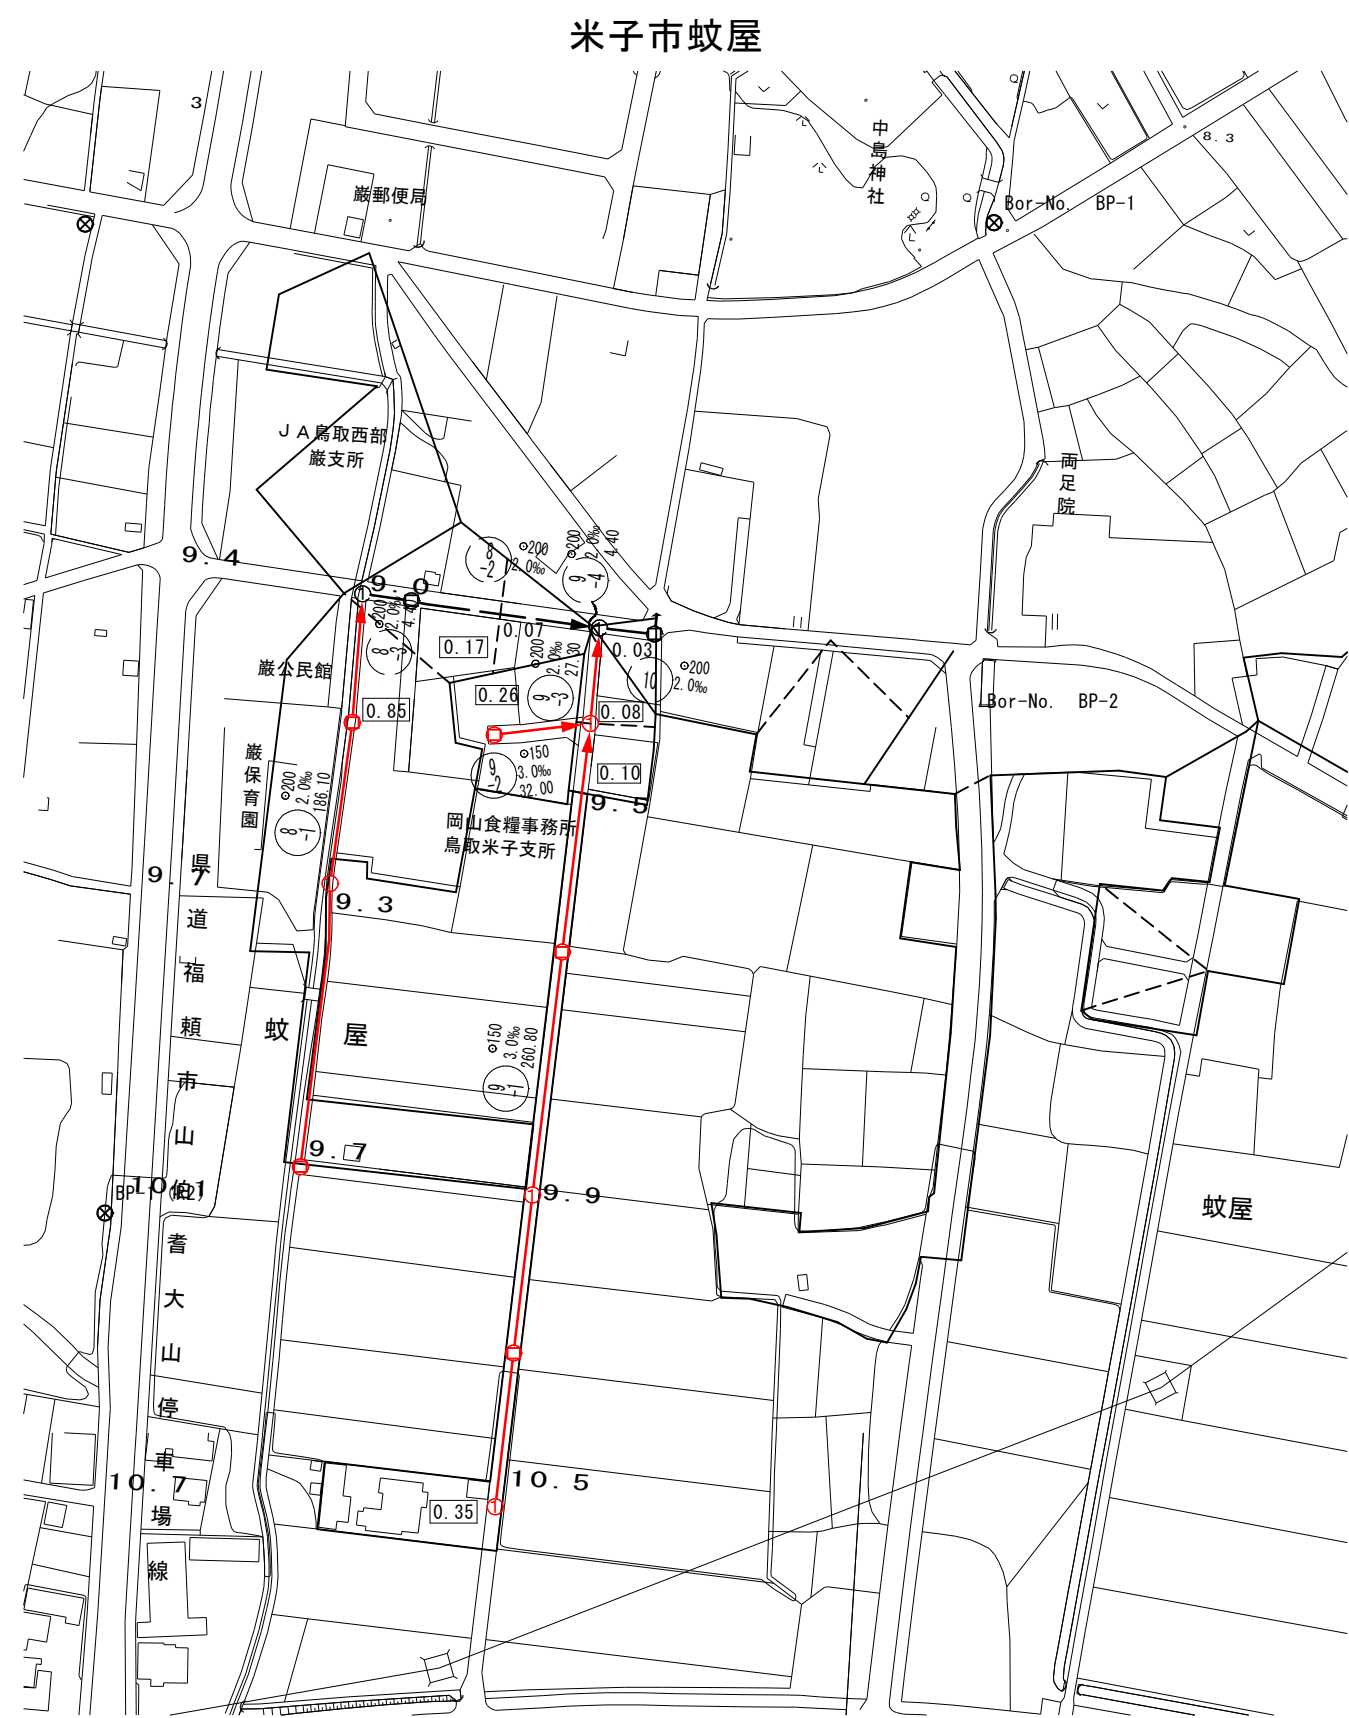

横断面図 縮尺 1/100

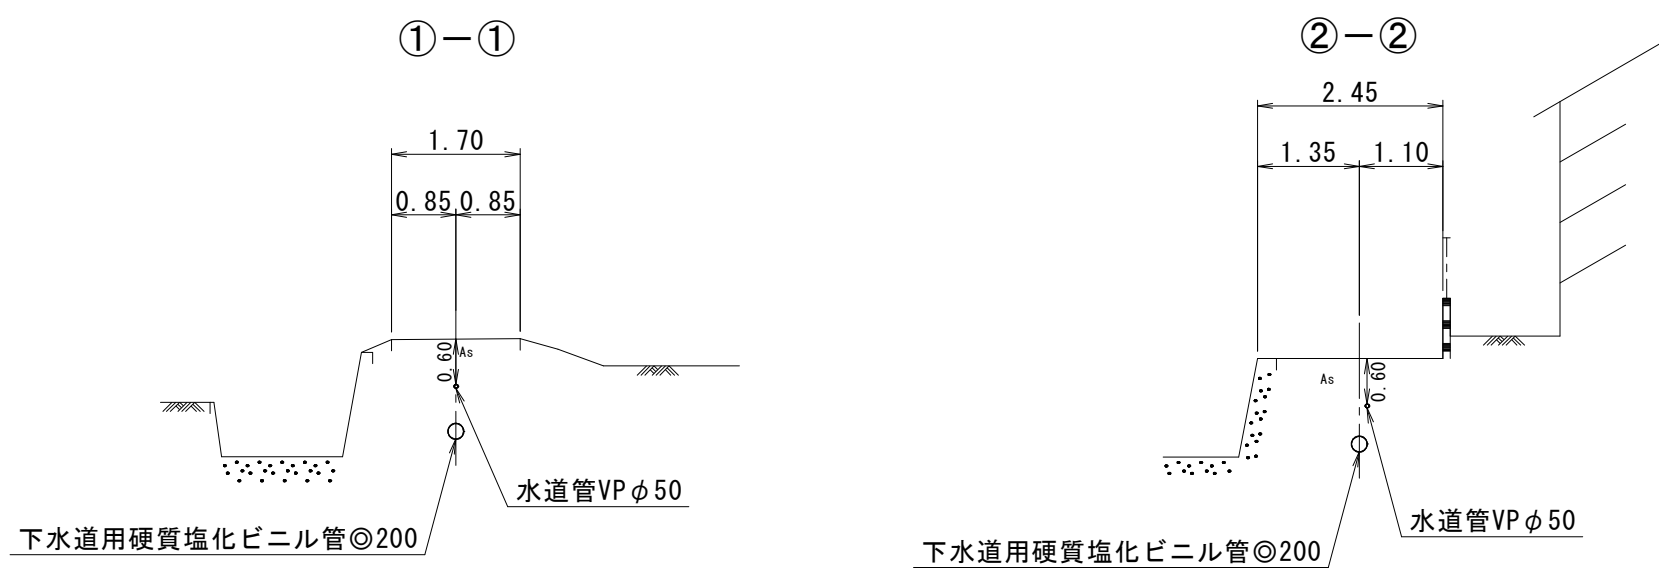

水準基標（東京湾中等潮位による）				
所在地		真 高	備 考	
町 名	目 標			
皆生温泉 3丁目	皆生処理場内	メートル 4.760		
外浜系統 蚊屋処理分区				
件 名	蚊屋枝線その12工事			
図 名	線路詳細図・横断面図			
縮 尺	図 示	図 番	1/5	
調 整 年 月 日	令 和	年	月	日
設 計 者 氏 名				
米子市下水道部				

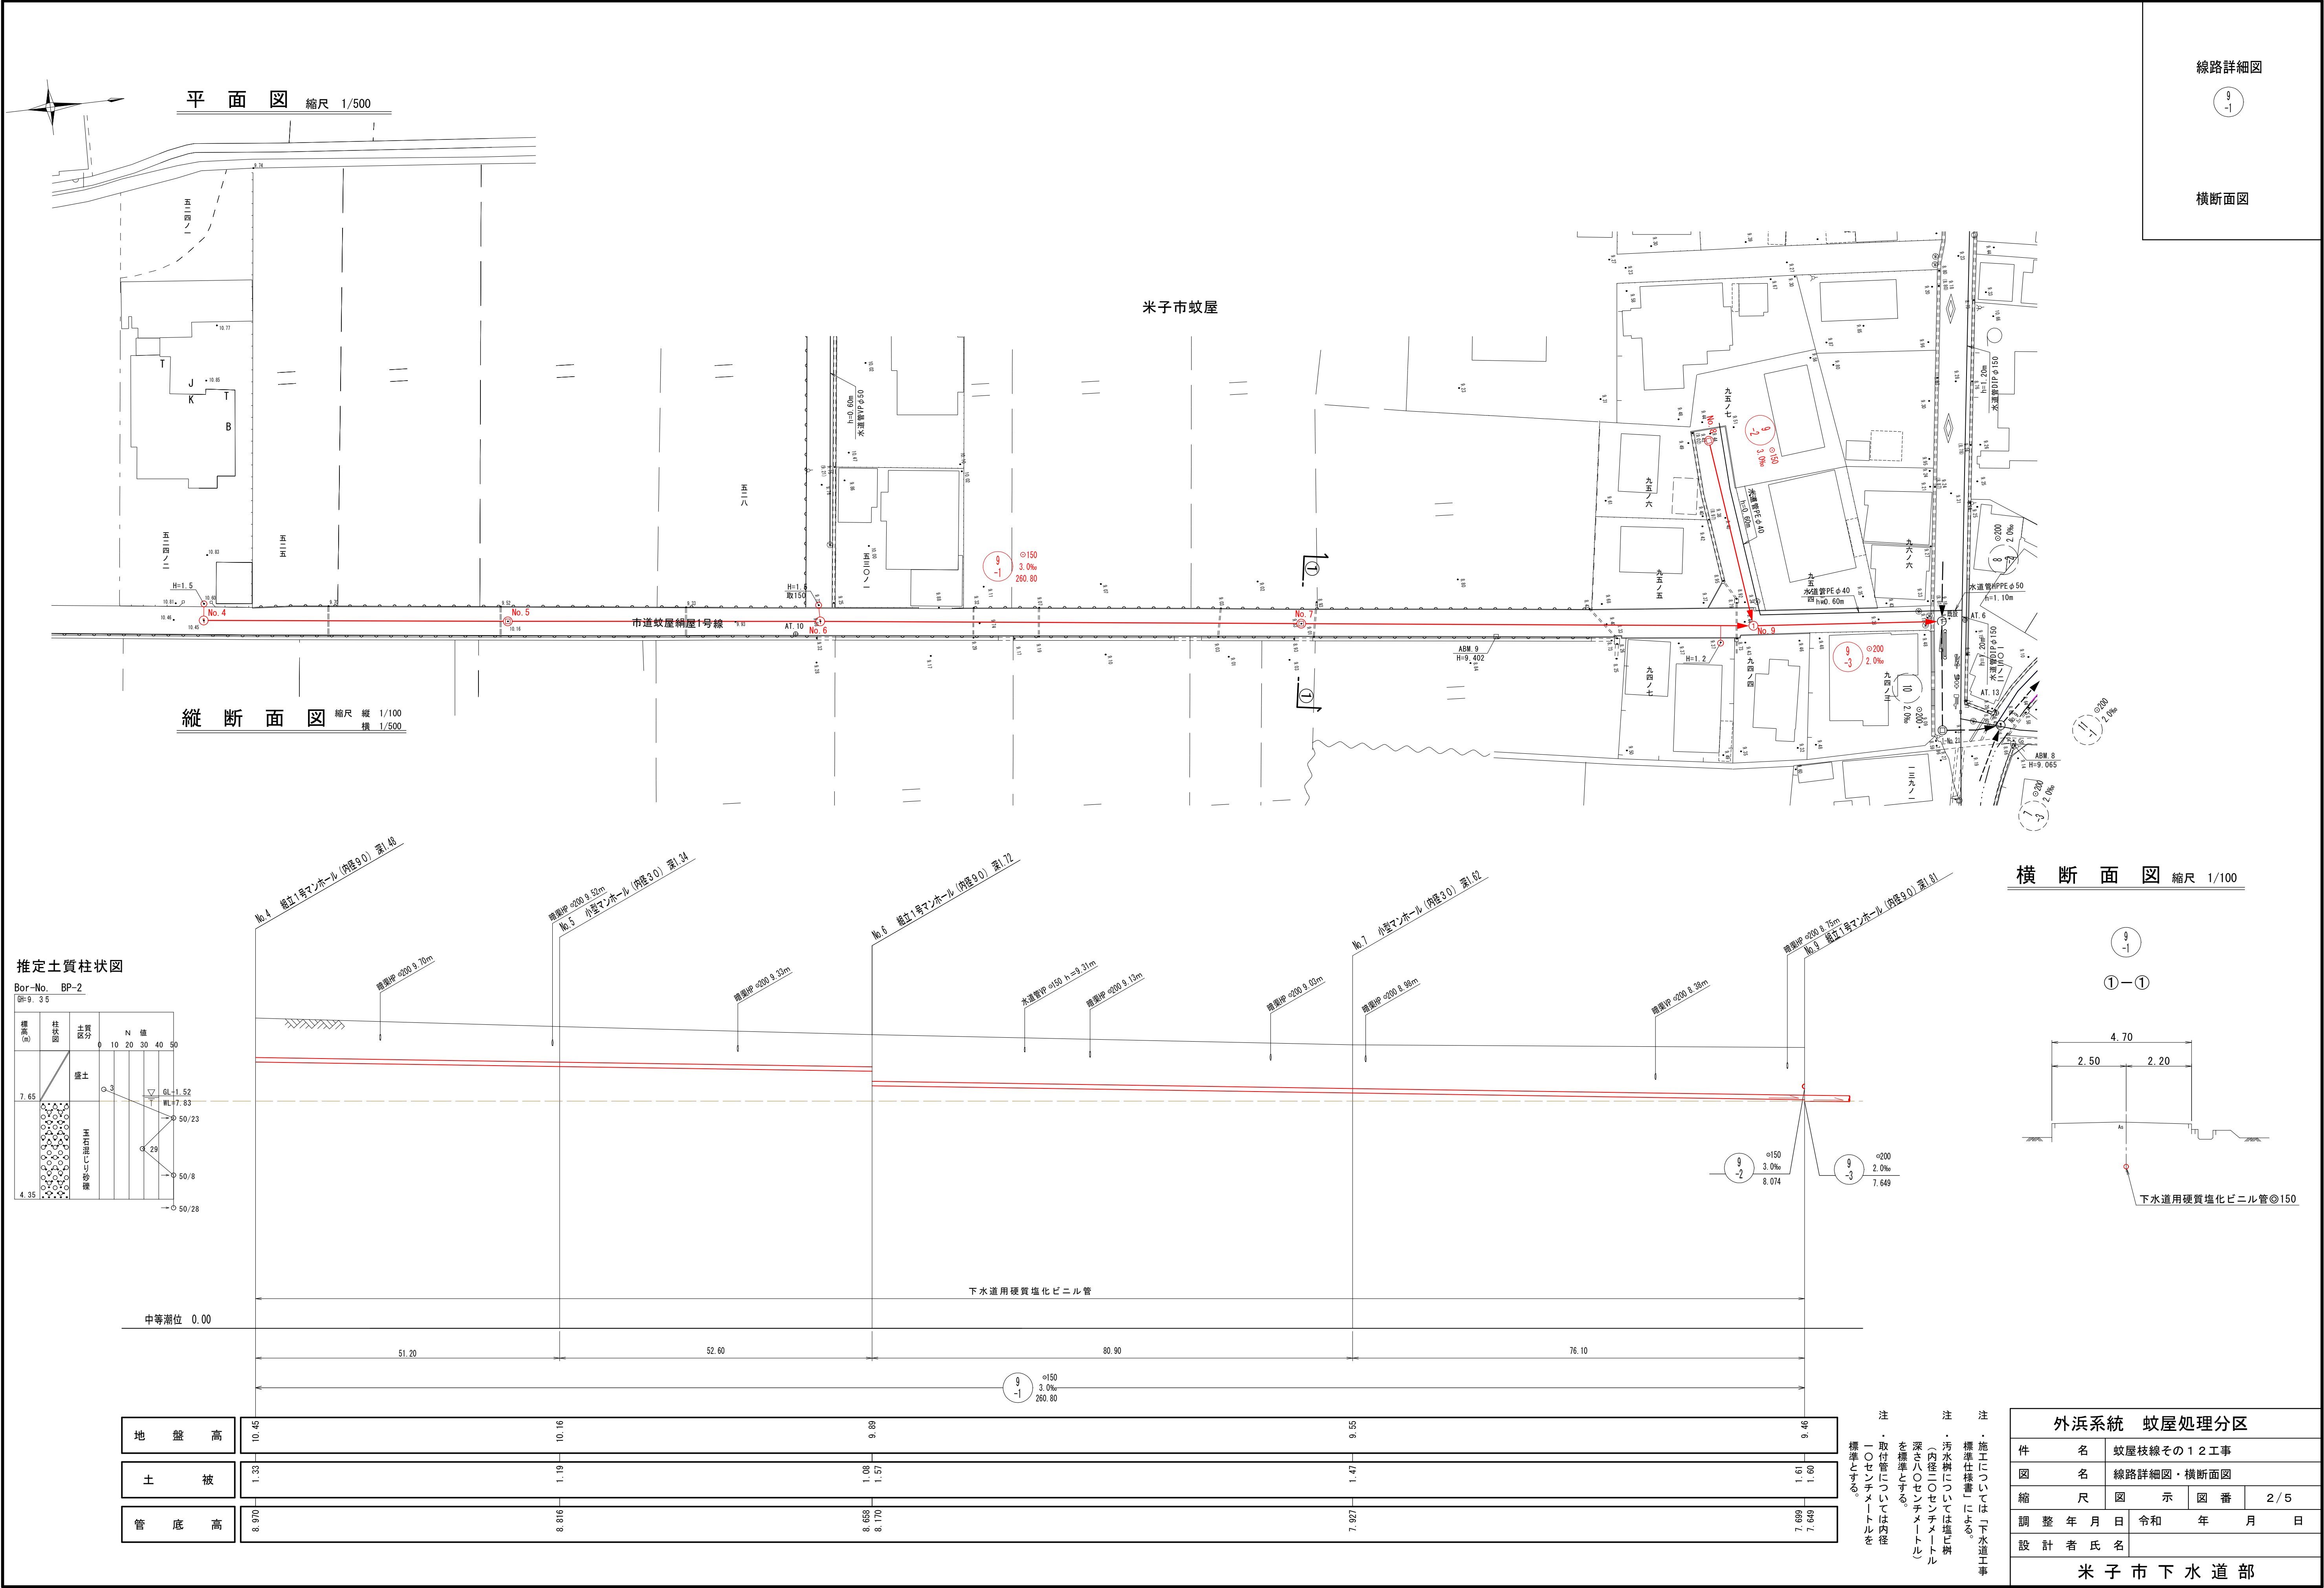

平面図 縮尺 1/500

縦断面図 縮尺 縦 1/100 横 1/500


線路詳細図

9
-1

横断面図


横断面図 縮尺 1/100

9
-1
①-①

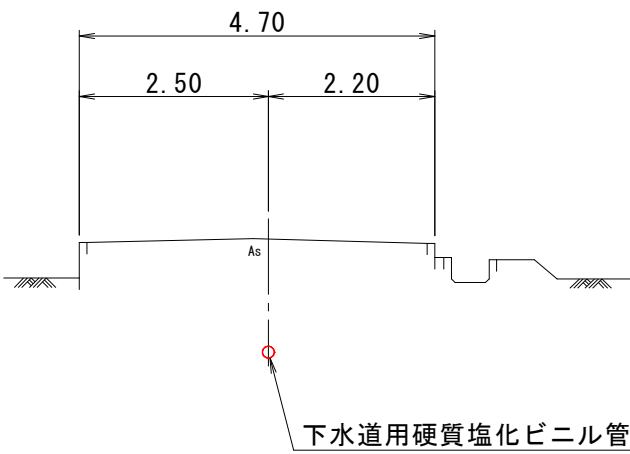

推定土質柱状図


Bor-No. BP-2
BH=9.35

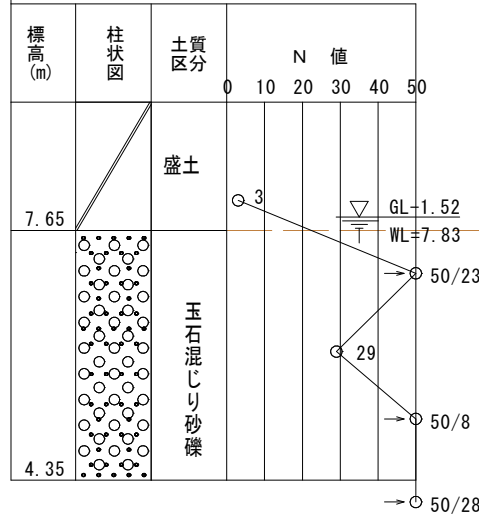


地盤高	10.45	10.16	9.89	9.55	9.46
土被	1.33	1.19	1.08 1.57	1.47	1.61 1.60
管底高	8.970	8.816	8.658 8.170	7.927	7.699 7.649

注
・施工については「マ」水道工事標準仕様書「マ」を参照。
・汚水処理については「マ」水道工事標準仕様書「マ」を参照。
・内径100mm（内径100mm）を標準とする。
・取付管については内径100mm（内径100mm）を標準とする。
・取付管については内径100mm（内径100mm）を標準とする。

外浜系統 蚊屋処理分区				
件 名	蚊屋枝線その１２工事			
図 名	線路詳細図・横断面図			
縮 尺	図 示	図 番	2 / 5	
調 整 年 月 日	令和	年	月	日
設 計 者 氏 名				
米 子 市 下 水 道 部				

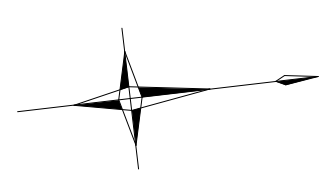



平面図 縮尺 1/500

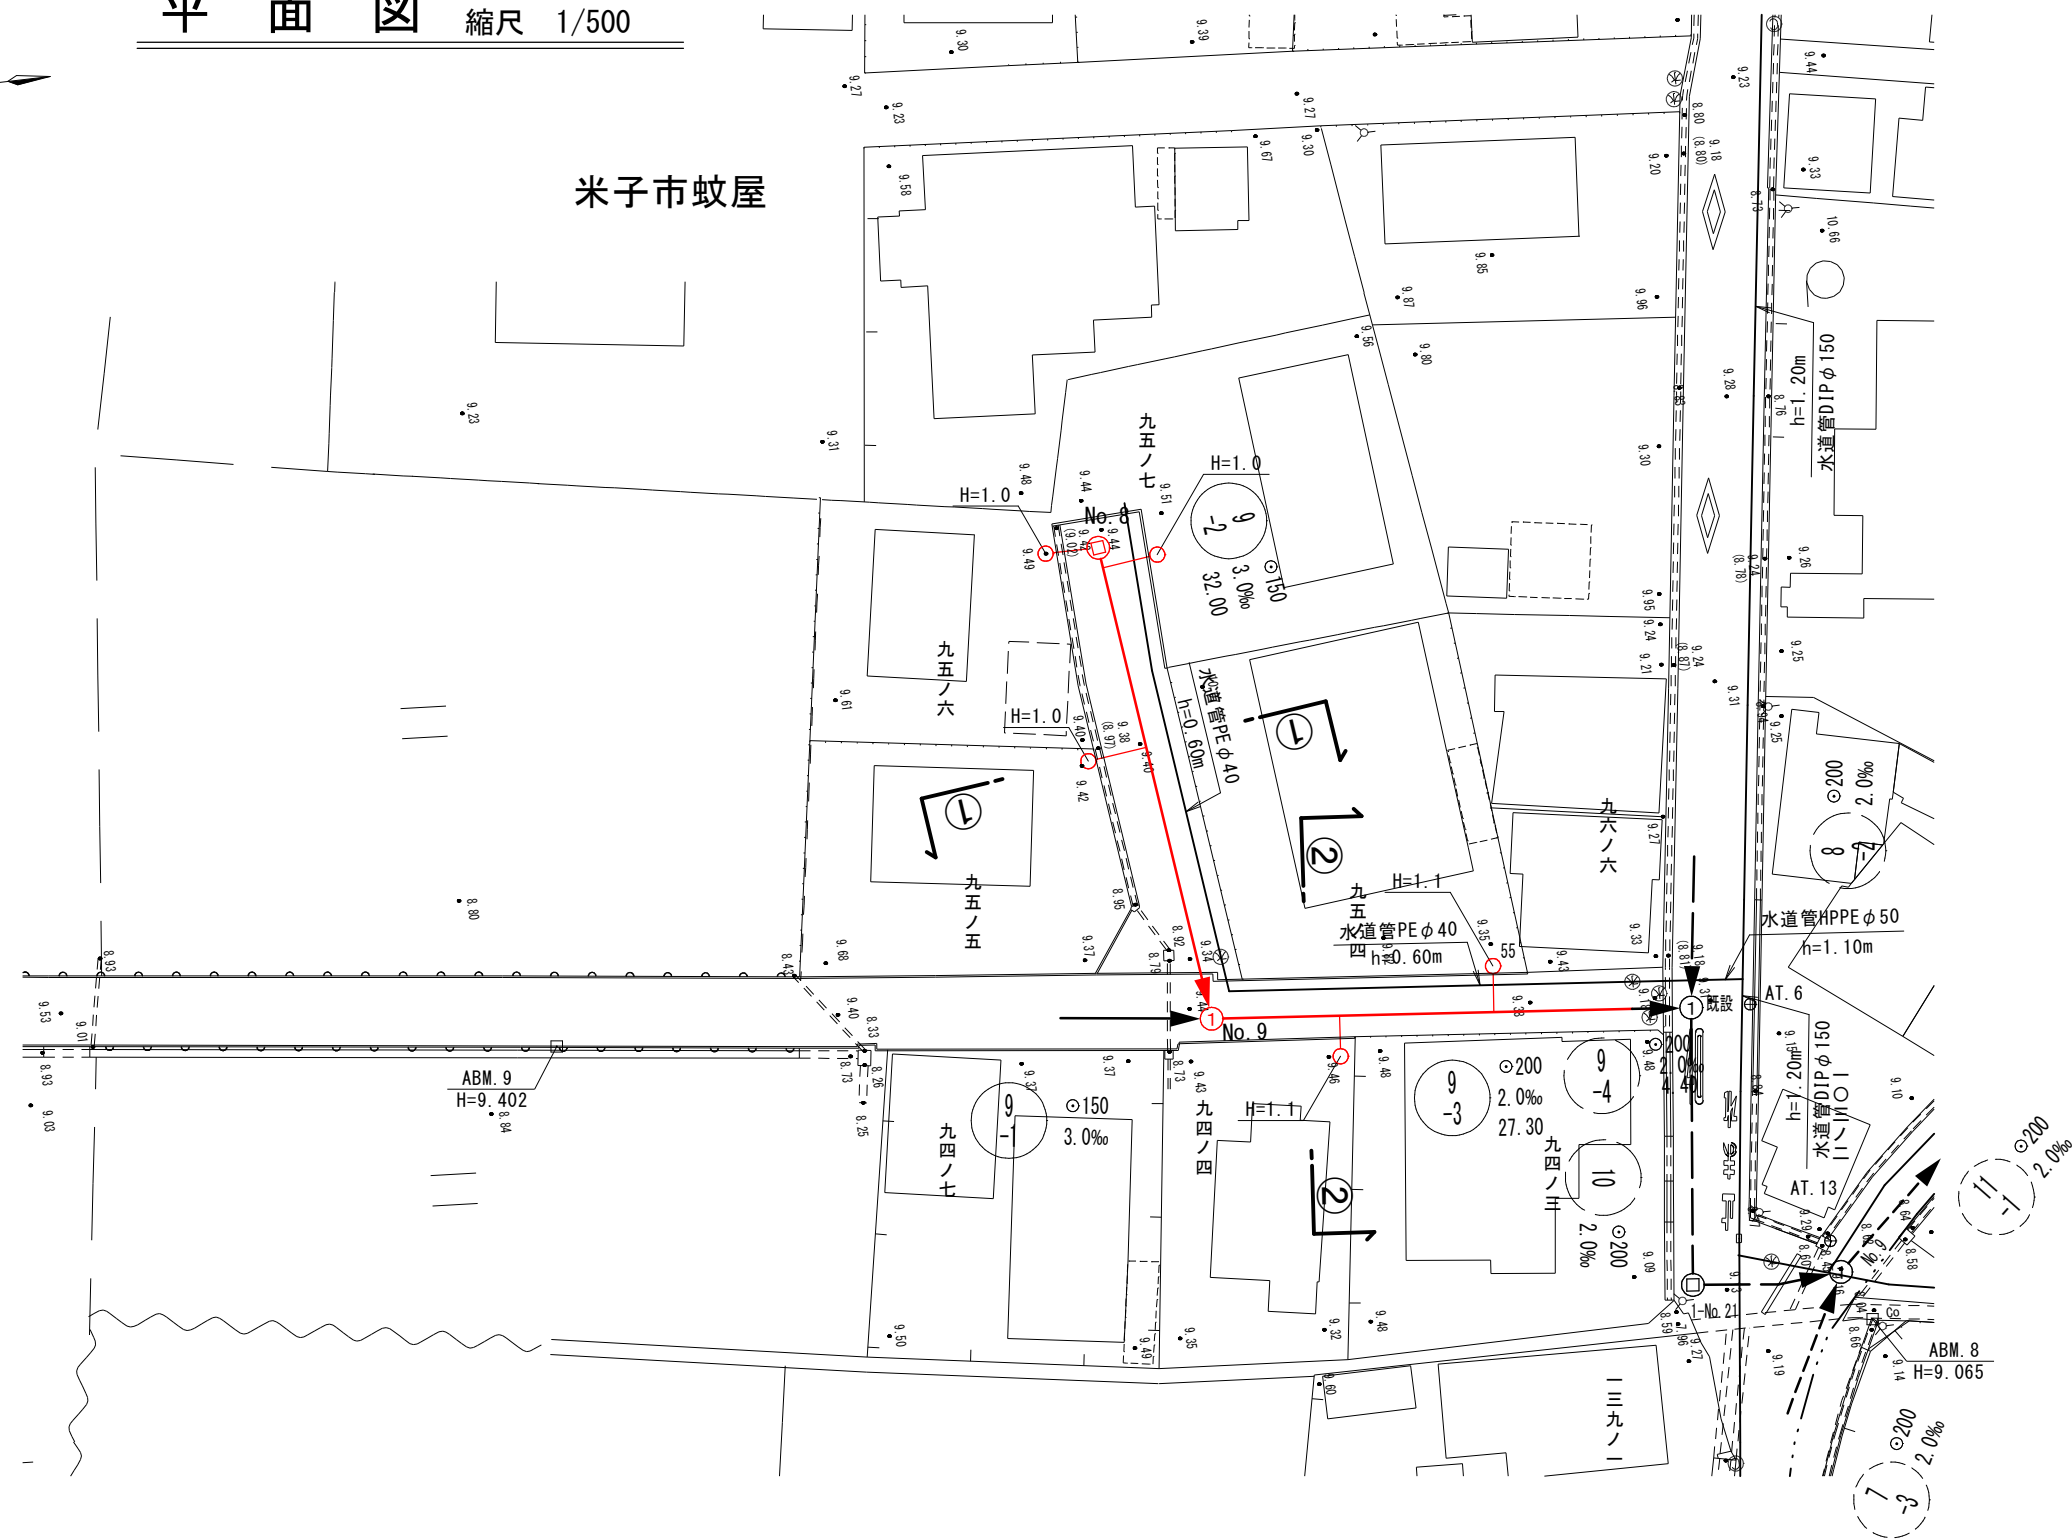

縦断面図 縮尺 縦 1/100 横 1/500


推定土質柱状図

Bor-No. BP-2
BH=9.35

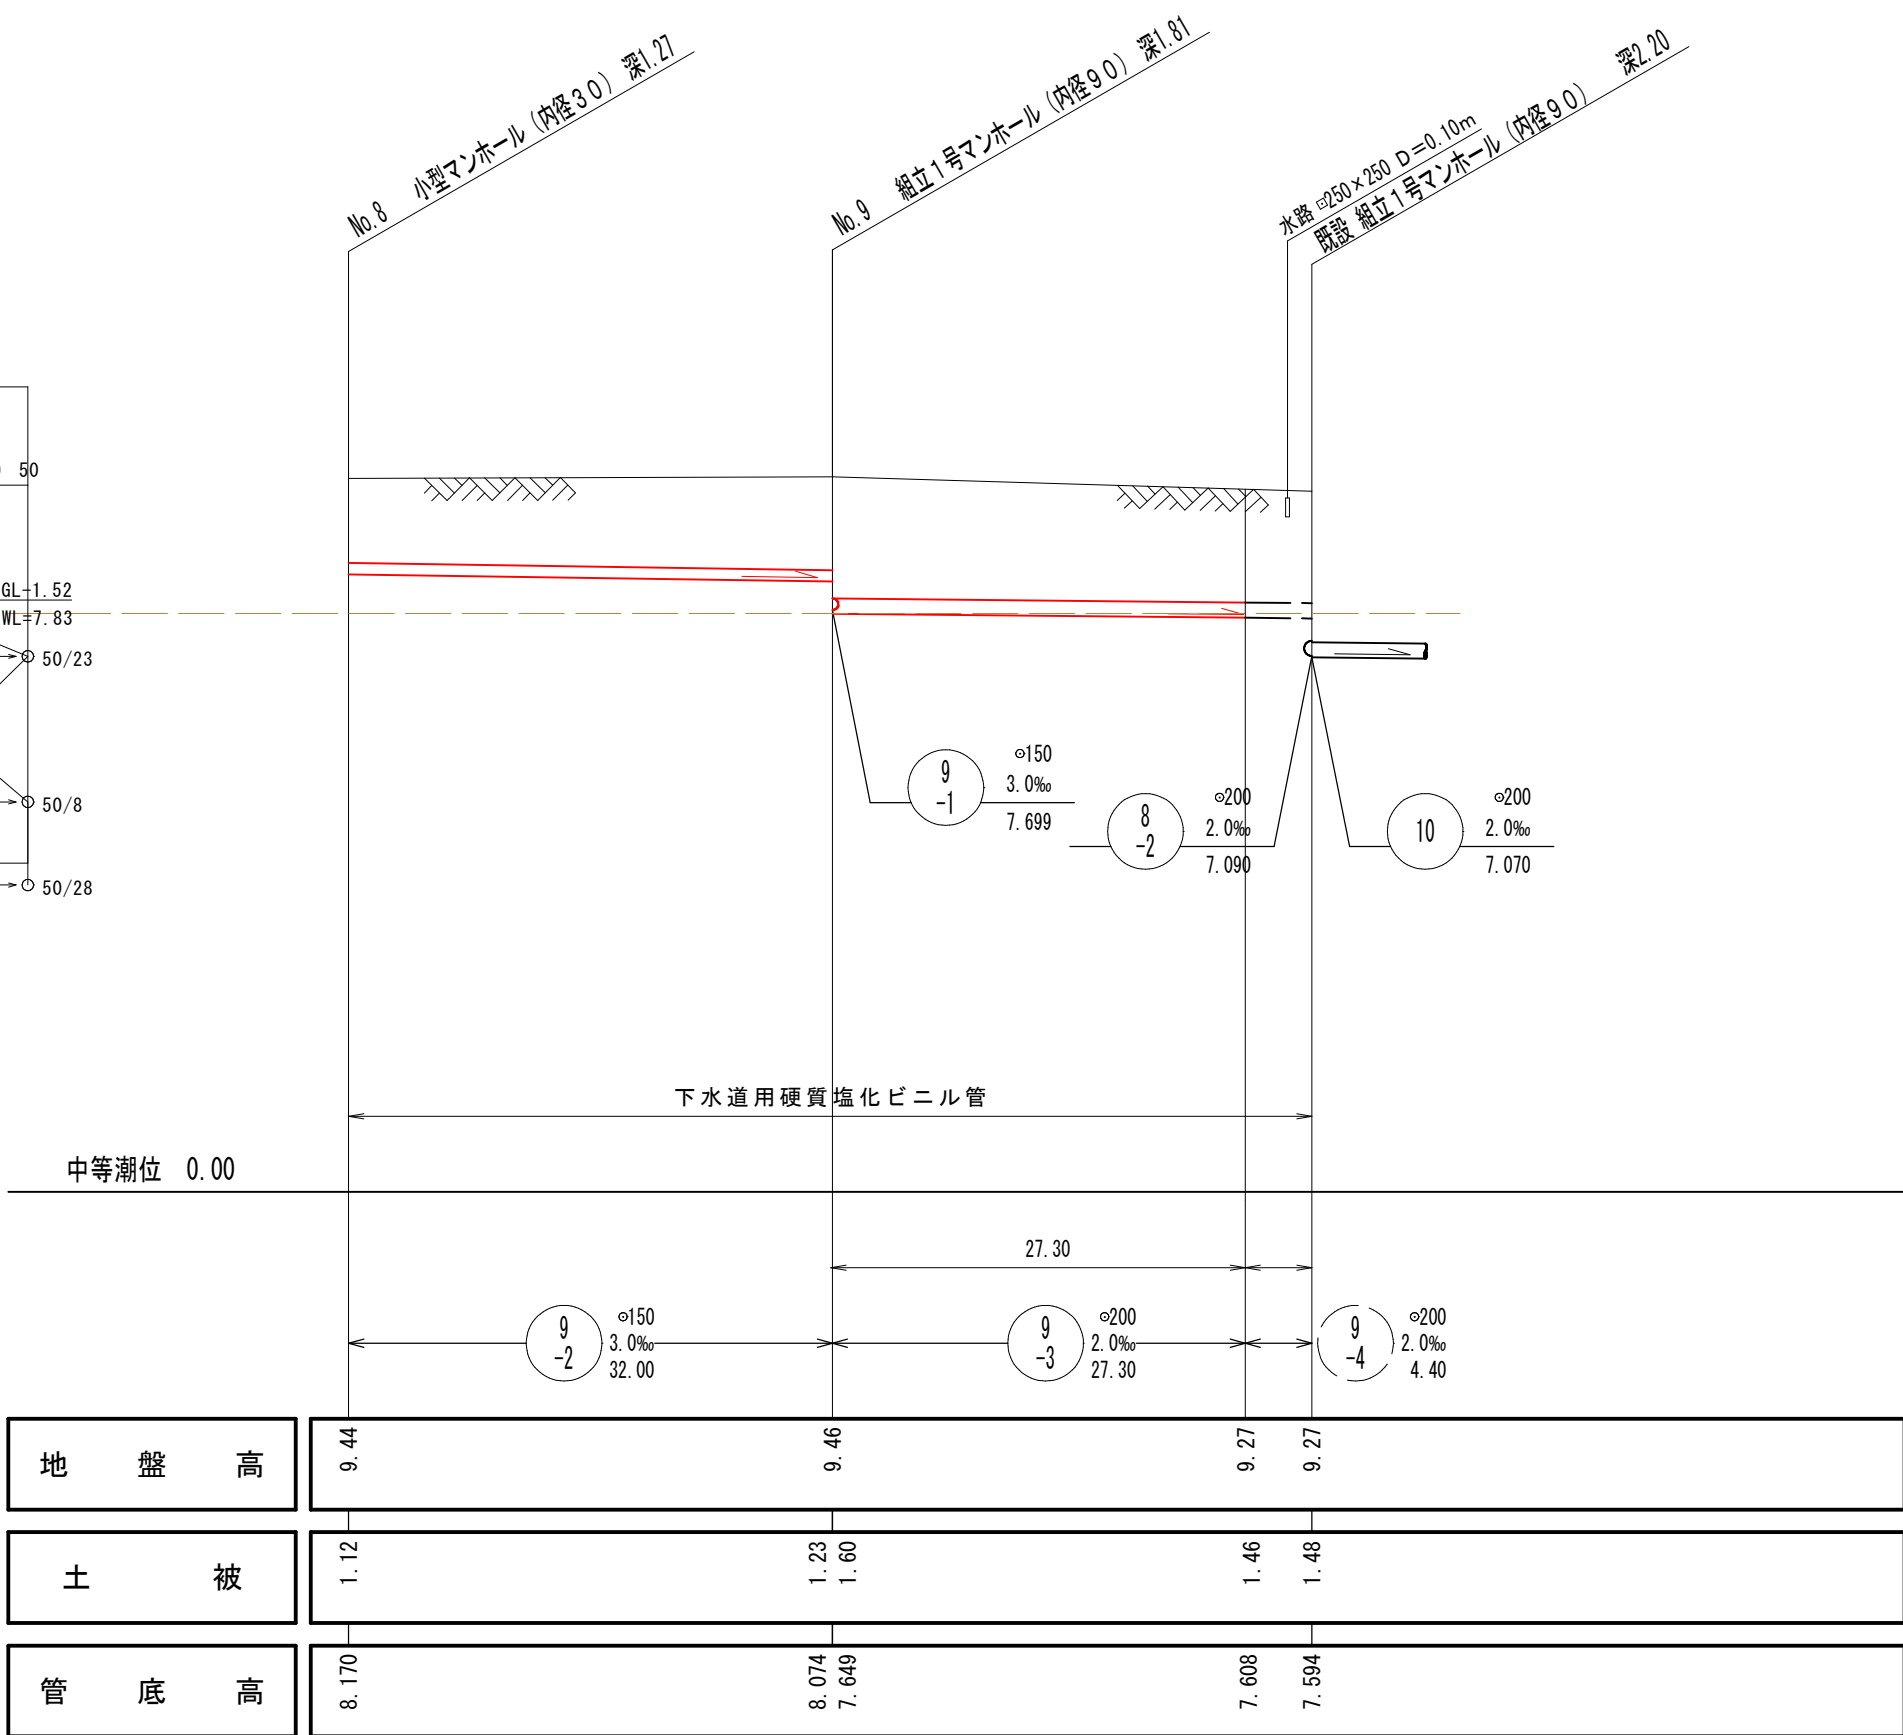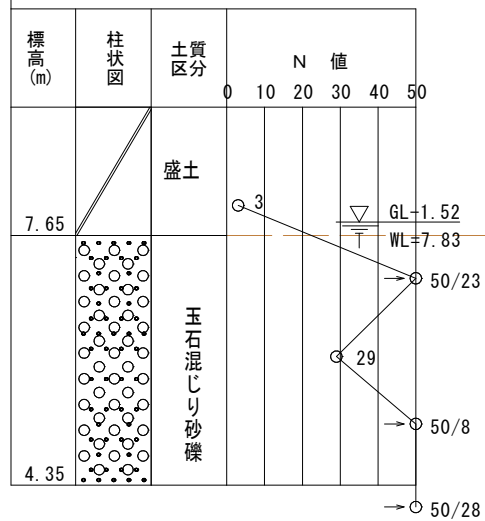

地盤高	9.44	9.46	9.27	9.27
土被	1.12	1.23 1.60	1.46	1.48
管底高	8.170	8.074 7.649	7.608	7.594

横断面図 縮尺 1/100

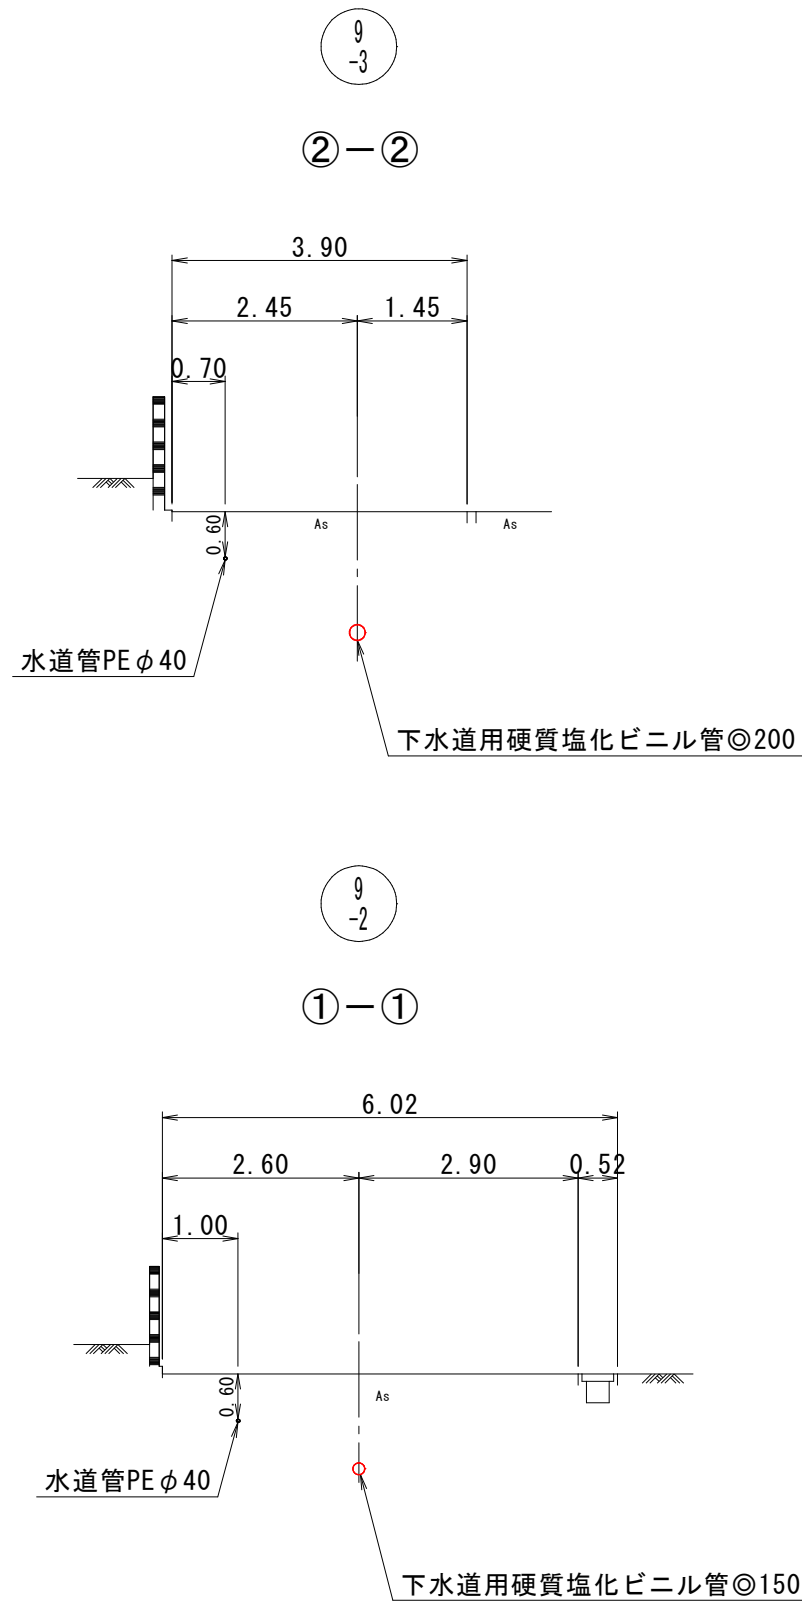

線路詳細図

9-2 9-3


横断面図

- 注
- ・施工については「下水道工事標準仕様書」による。
 - ・汚水樹については塩ビ樹（内径10センチメートル）を標準とする。
 - ・取付管については内径10センチメートルを標準とする。


外浜系統 蚊屋処理分区				
件 名	蚊屋枝線その１２工事			
図 名	線路詳細図・横断面図			
縮 尺	図 示	図 番	3 / 5	
調 整 年 月 日	令和	年	月	日
設 計 者 氏 名				
米 子 市 下 水 道 部				

組立1号マンホール標準構造図 縮尺 1/30


平面図

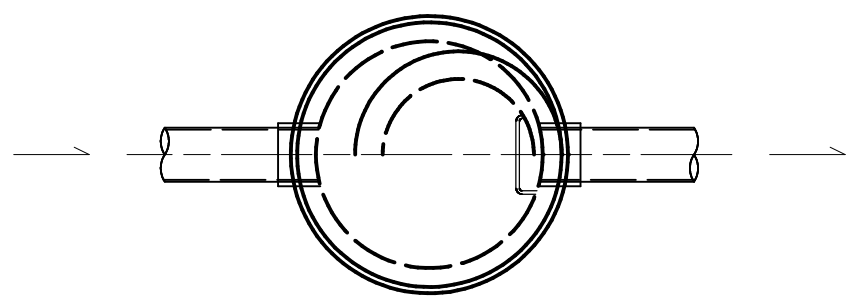


縦断面図

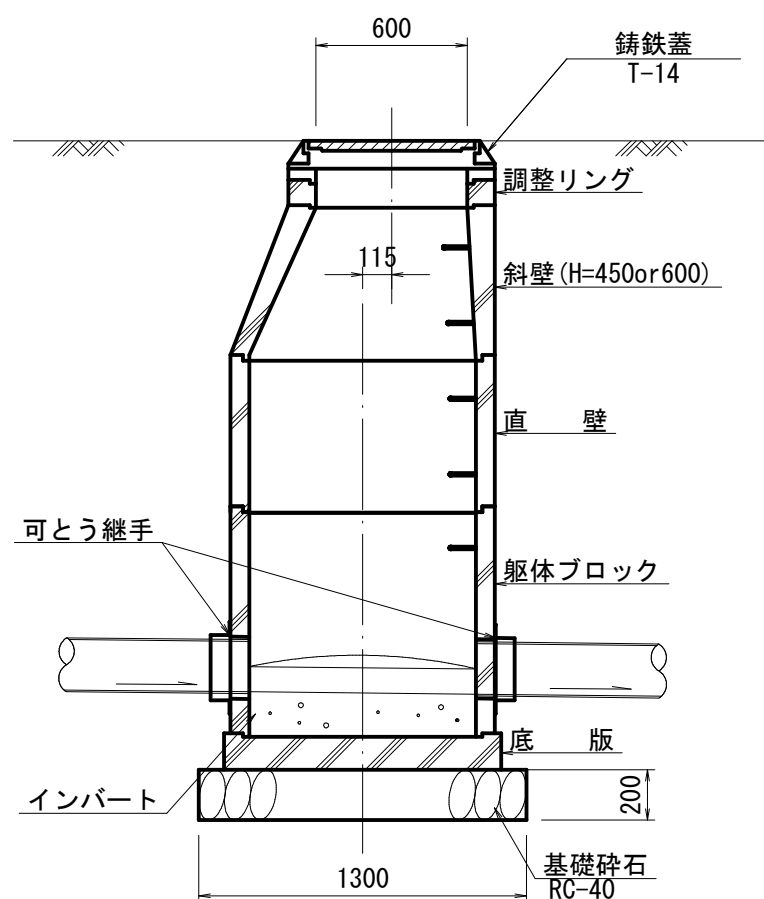


横断面図

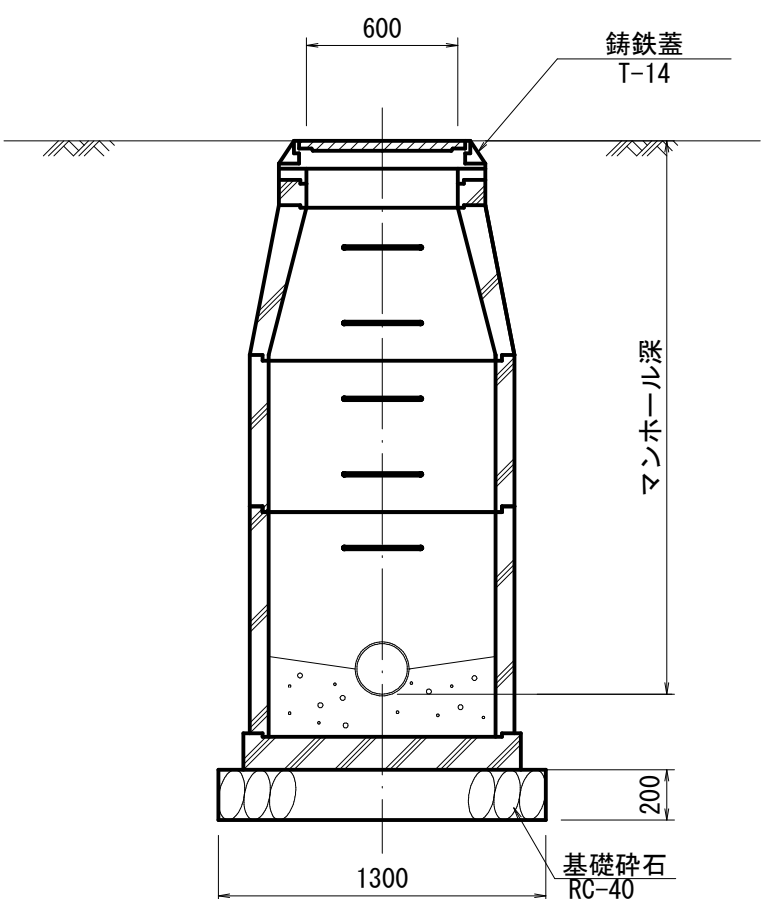


ストレートタイプ

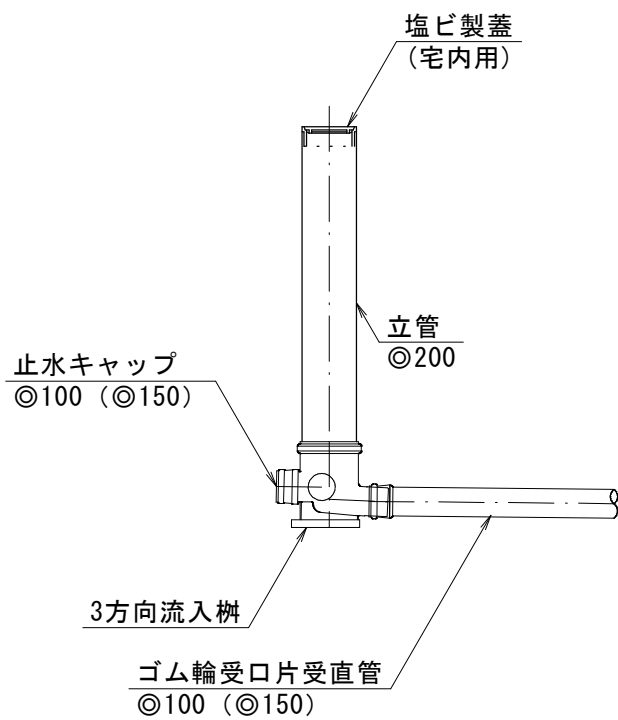

ドロップタイプ


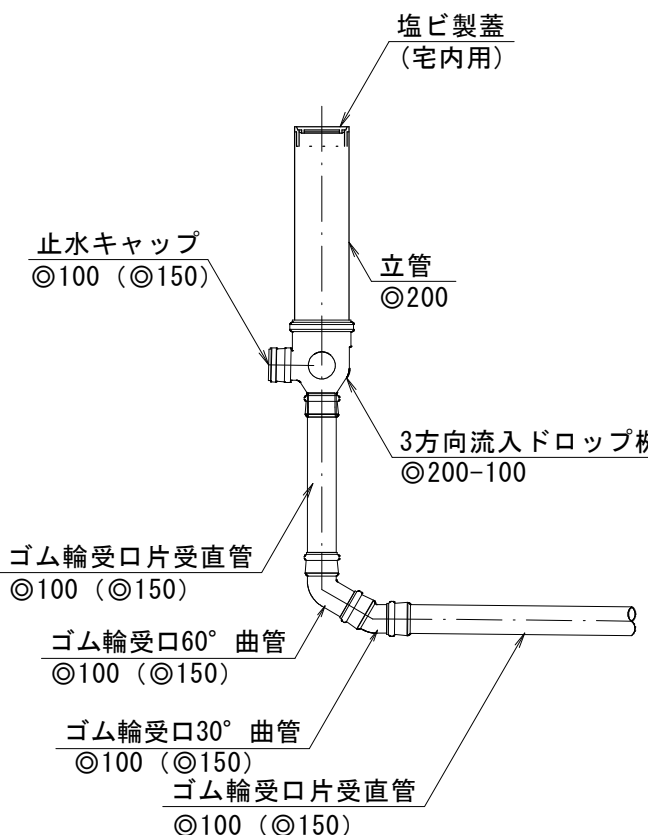


防護蓋付

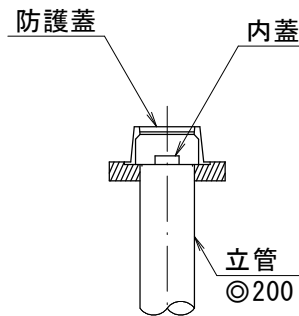


舗装復旧断面図 縮尺 1/20

一般市道・法定外道路・私道

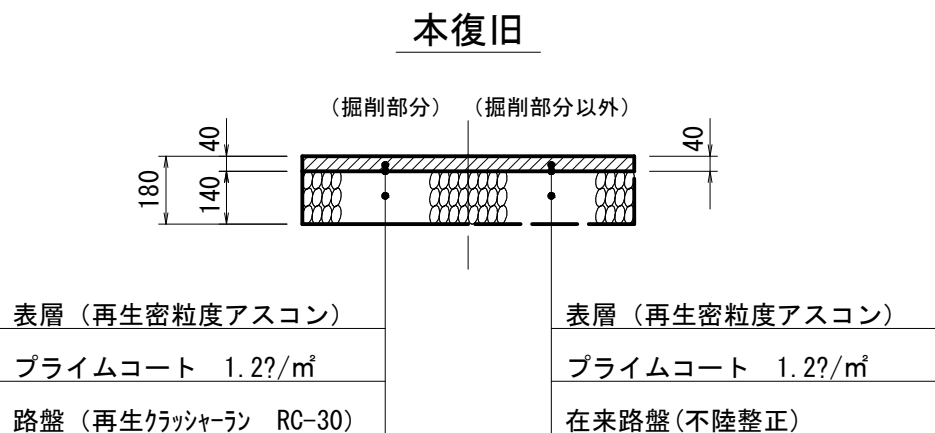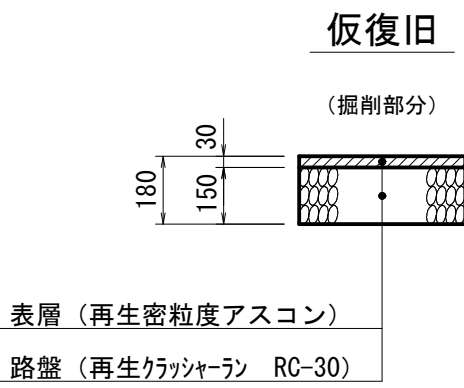


小型マンホール標準構造図 縮尺 1/20





中間点・曲点

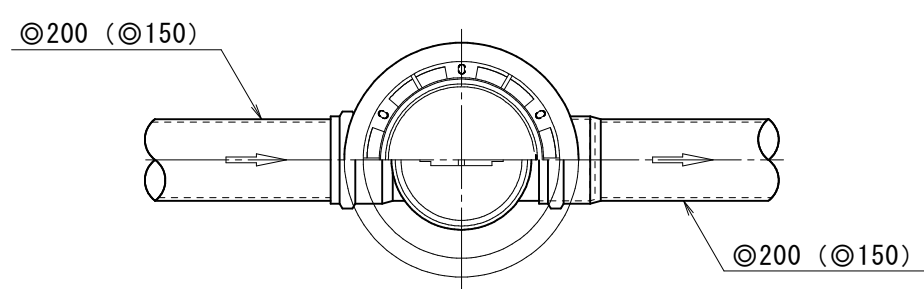


中間点・曲点
(落差部)

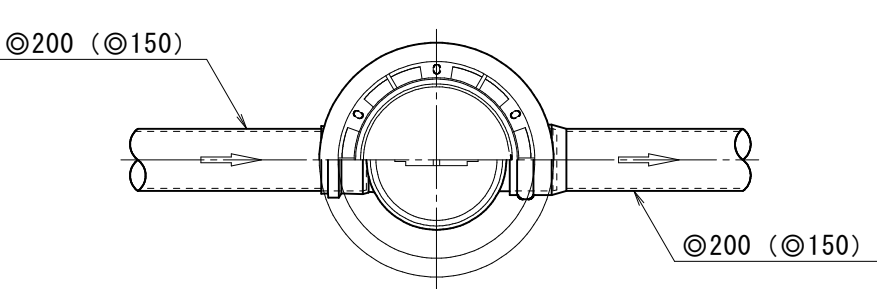

起 点

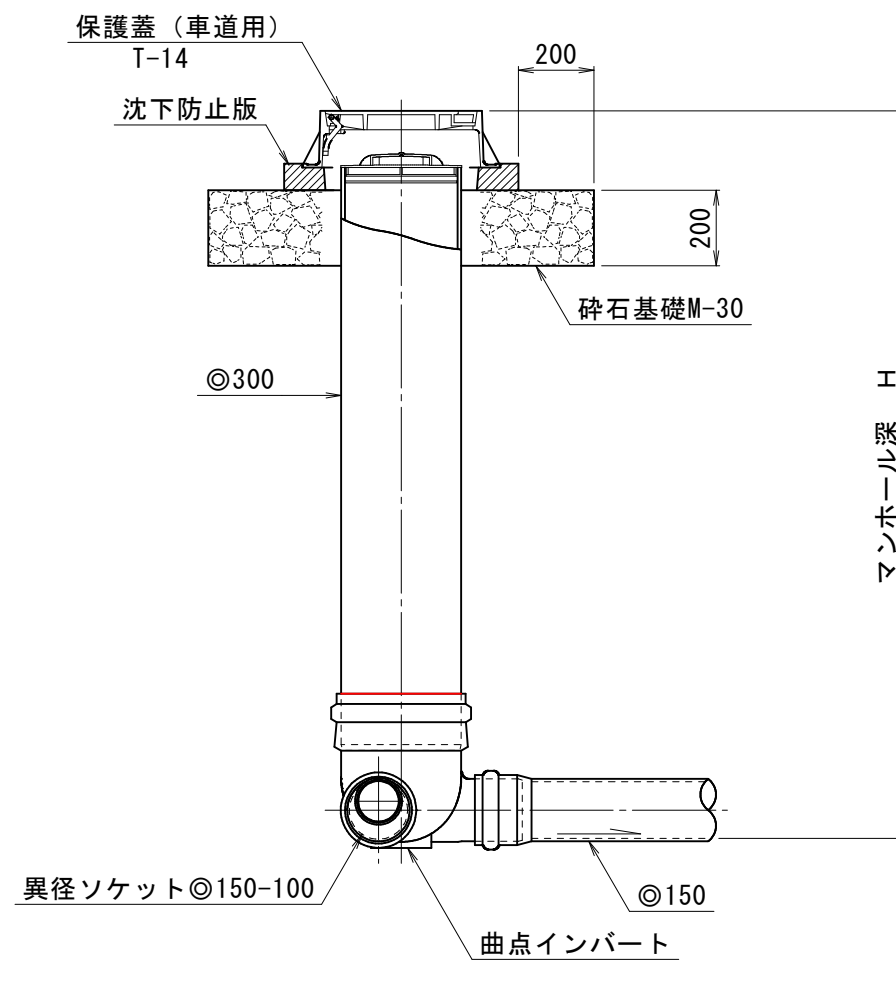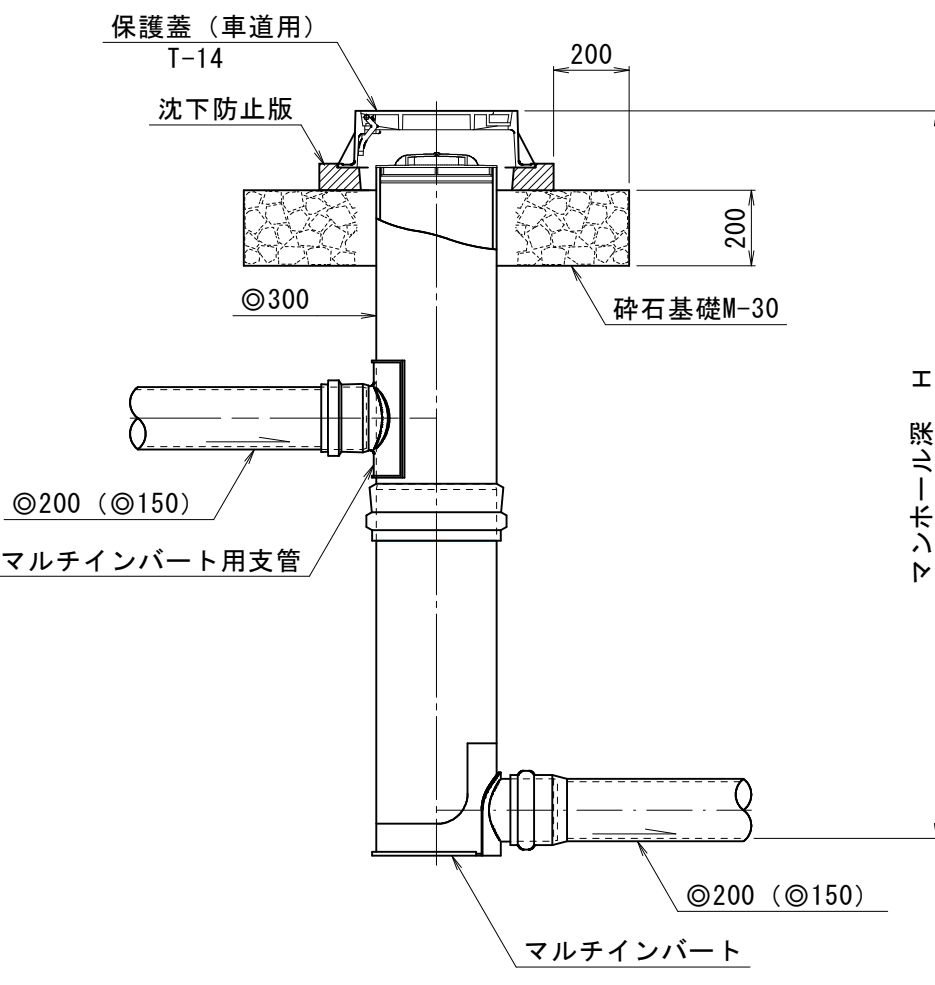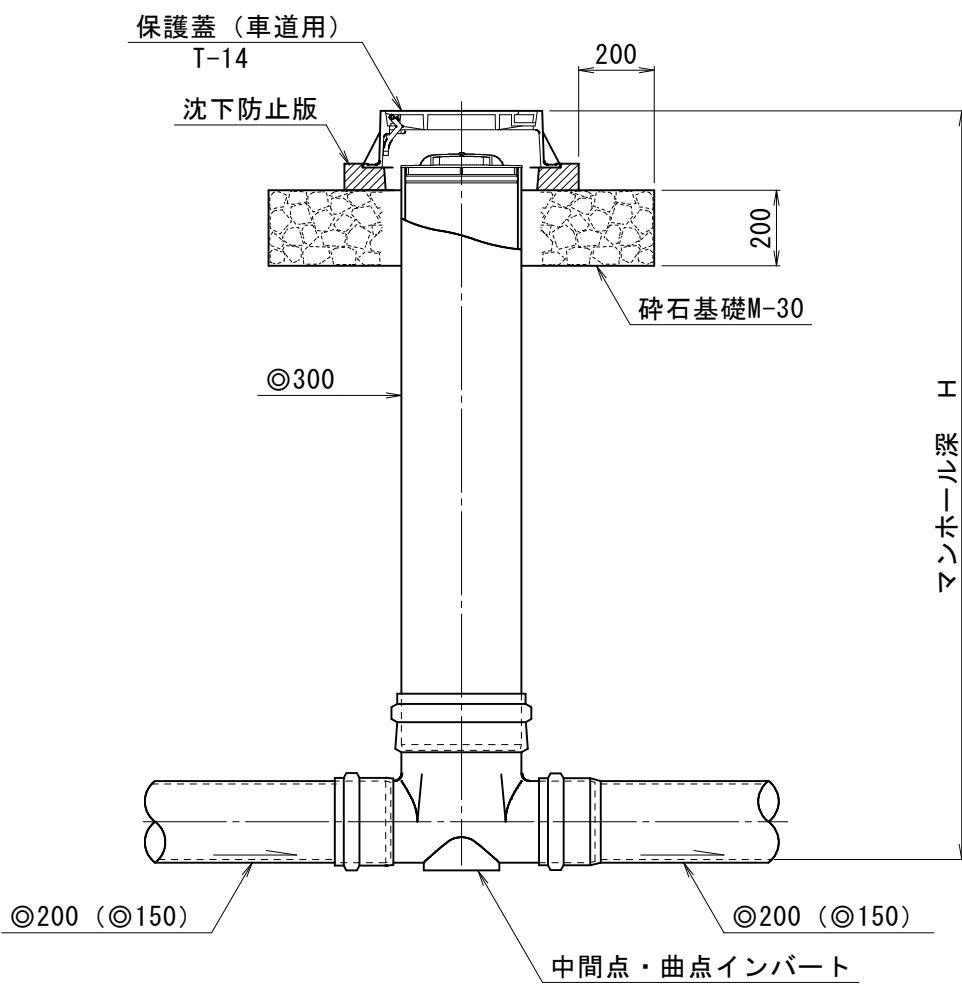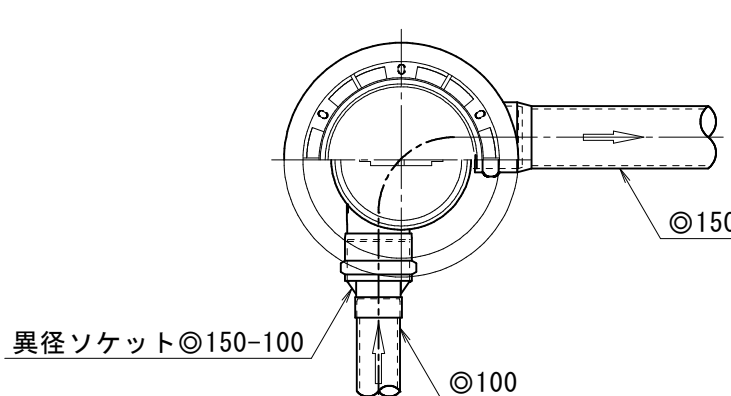

掘削標準断面図




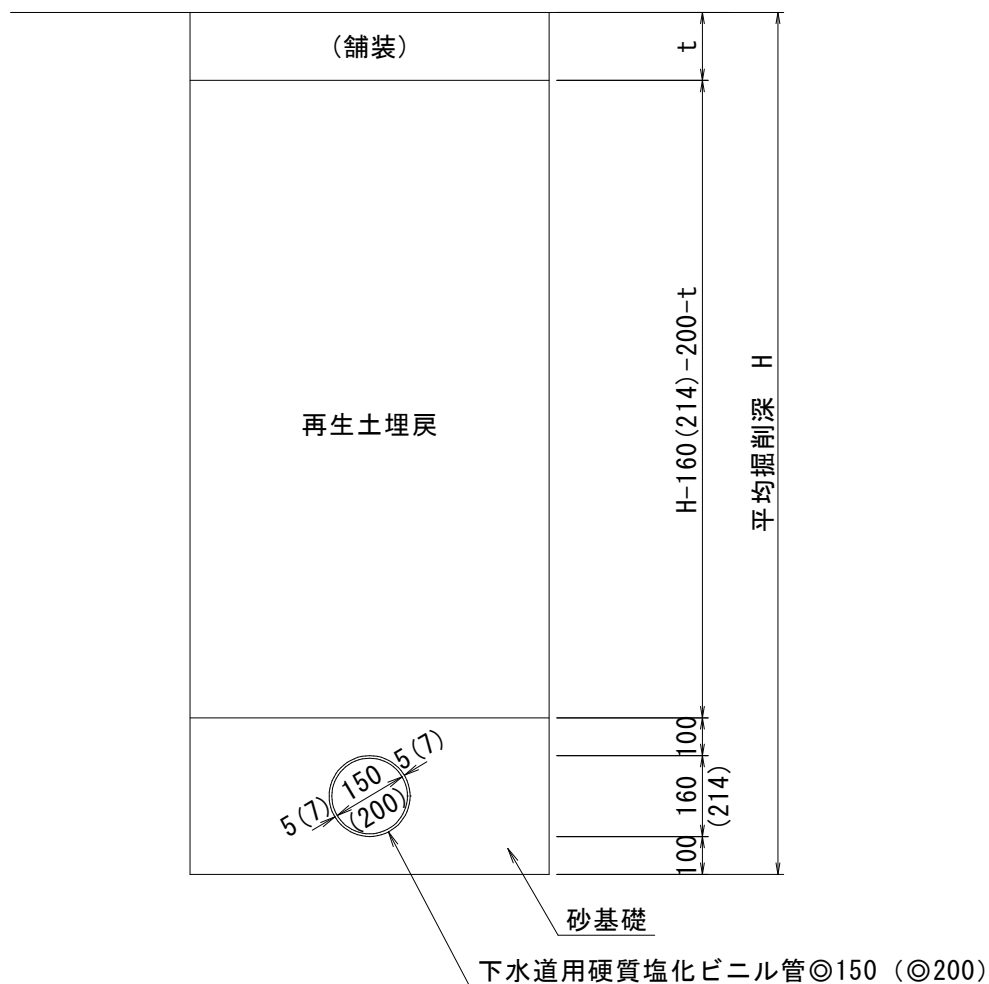


注
・ 標準仕様書「下水道工事」を参照

外浜系統 蚊屋処理分区				
件 名	蚊屋枝線その１２工事			
図 名	マンホール標準構造図外			
縮 尺	図 示	図 番	４／５	
調 整 年 月 日	令和	年	月	日
設 計 者 氏 名				
米子市下水道部				

取付管標準断面図

縮尺 1/50

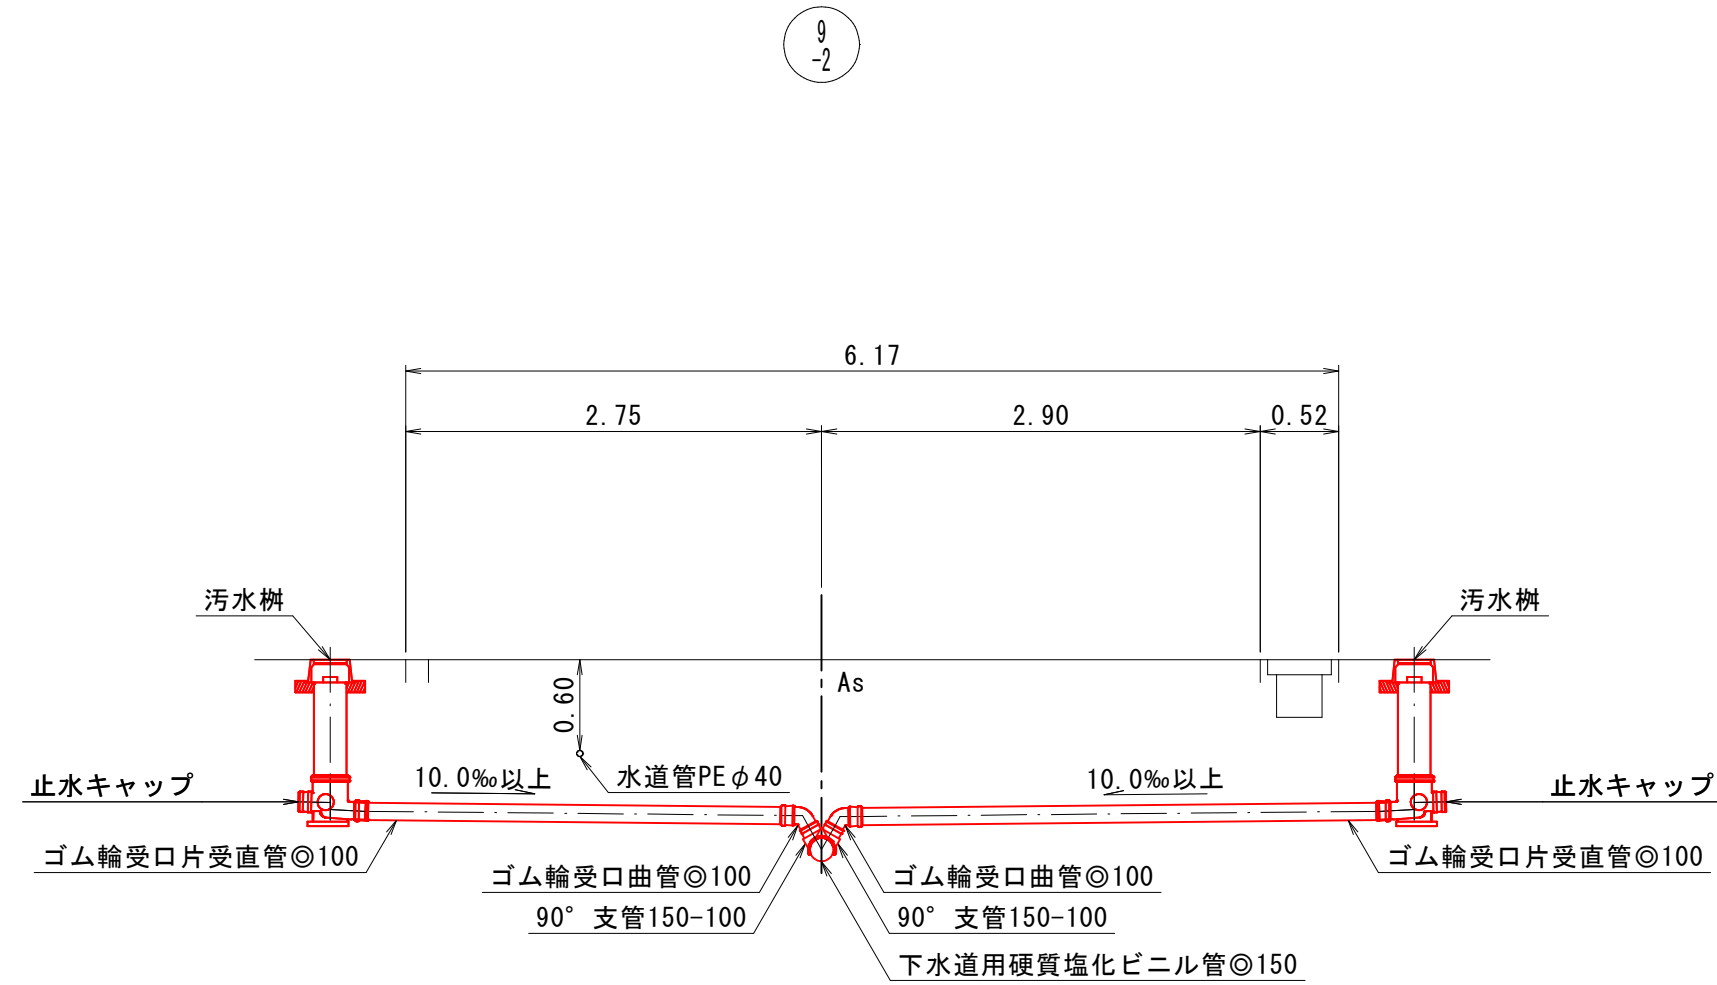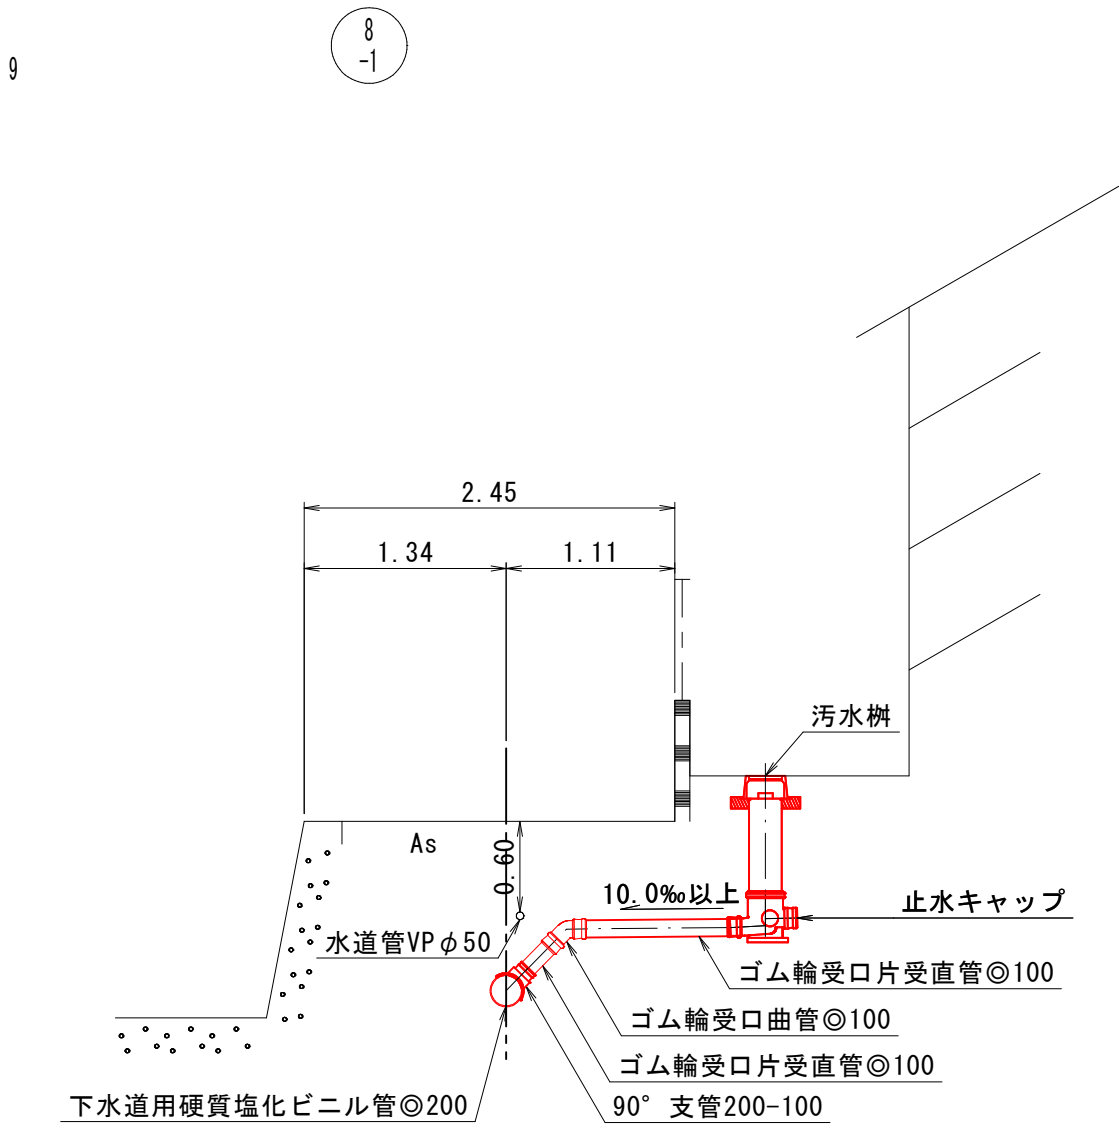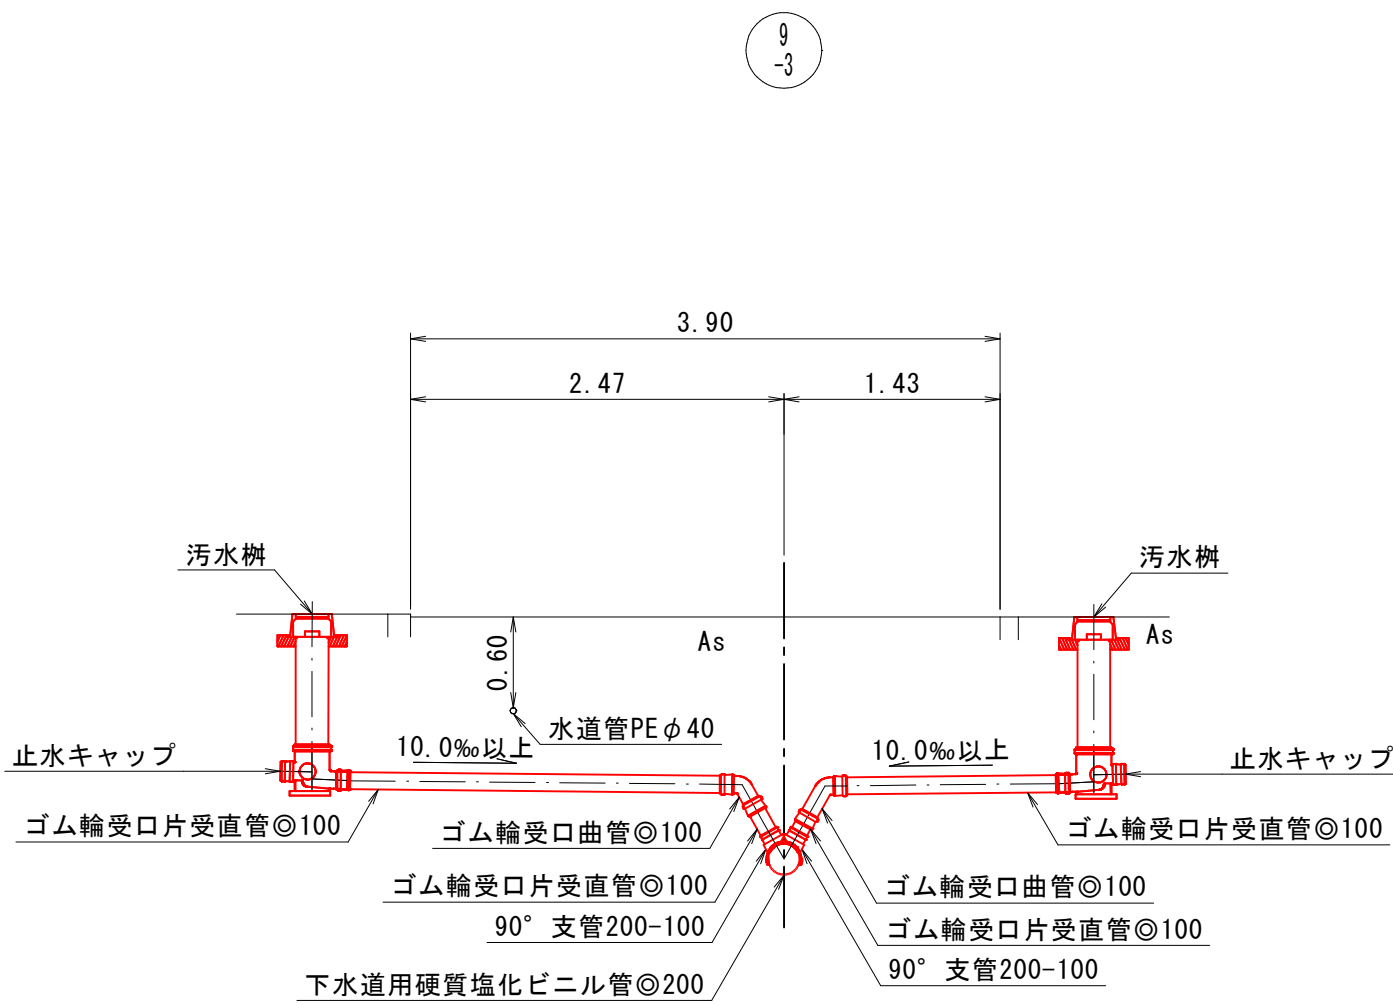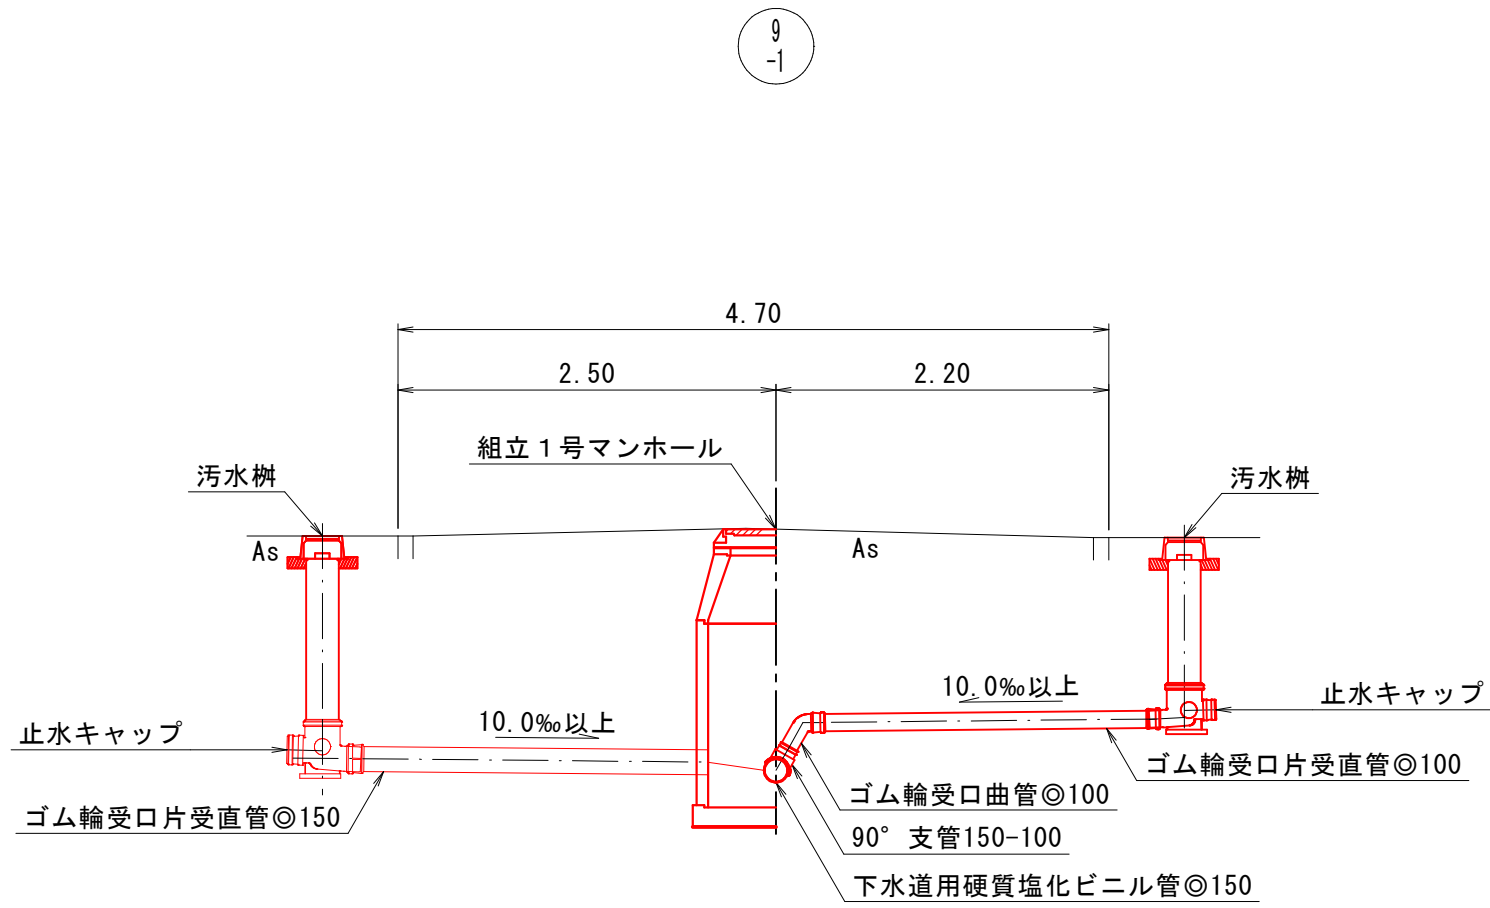

注
・施工については「下水道工事標準仕様書」による。

外浜系統 蚊屋処理分区				
件 名	蚊屋枝線その１２工事			
図 名	取付管標準断面図			
縮 尺	図 示	図 番	５／５	
調 整 年 月 日	令和	年	月	日
設 計 者 氏 名				
米 子 市 下 水 道 部				