
 
 
 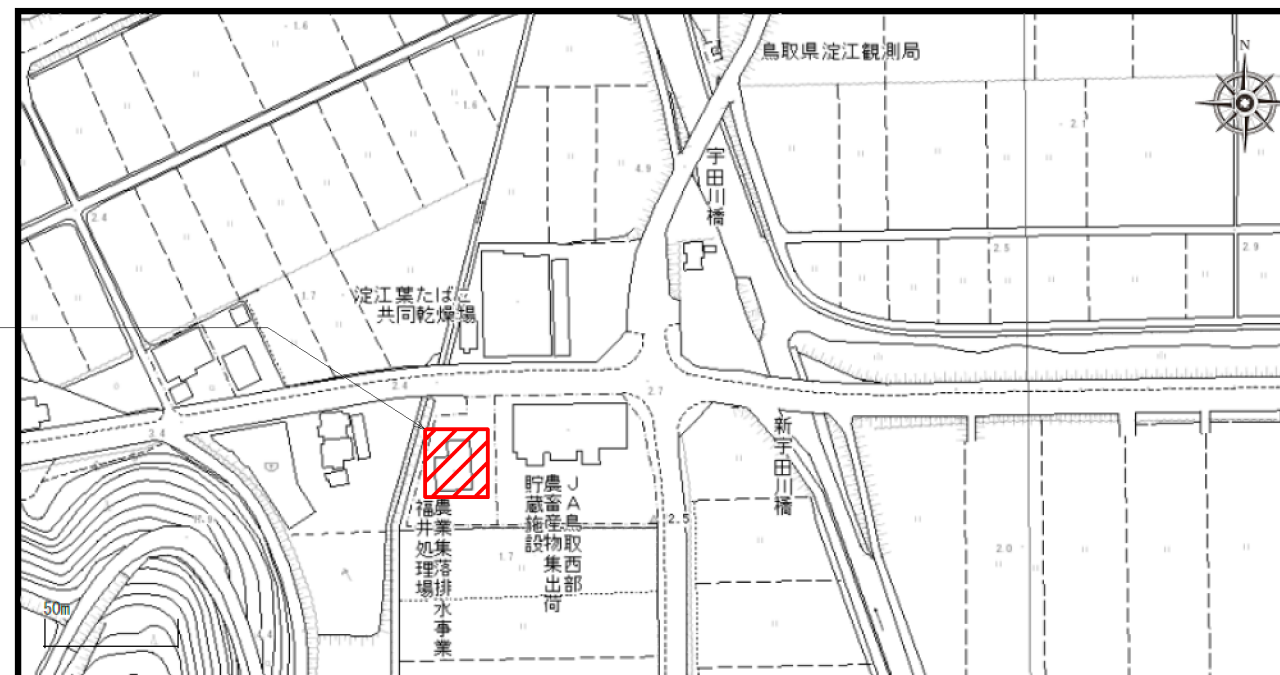






福井地区農業集落排水施設位置図 (NTS)



件名	福井地区農業集落排水施設ほか流量計更新工事		
図名	位置図		
縮尺	-	図番	E-1
米子市下水道部			

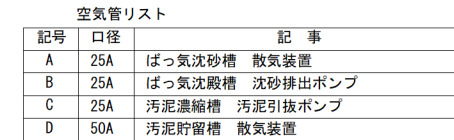


件名	福井地区農業集落排水施設ほか流量計更新工事		
図名	福井地区農業集落排水施設フローシート		
縮尺	-	図番	E-2
米子市下水道部			

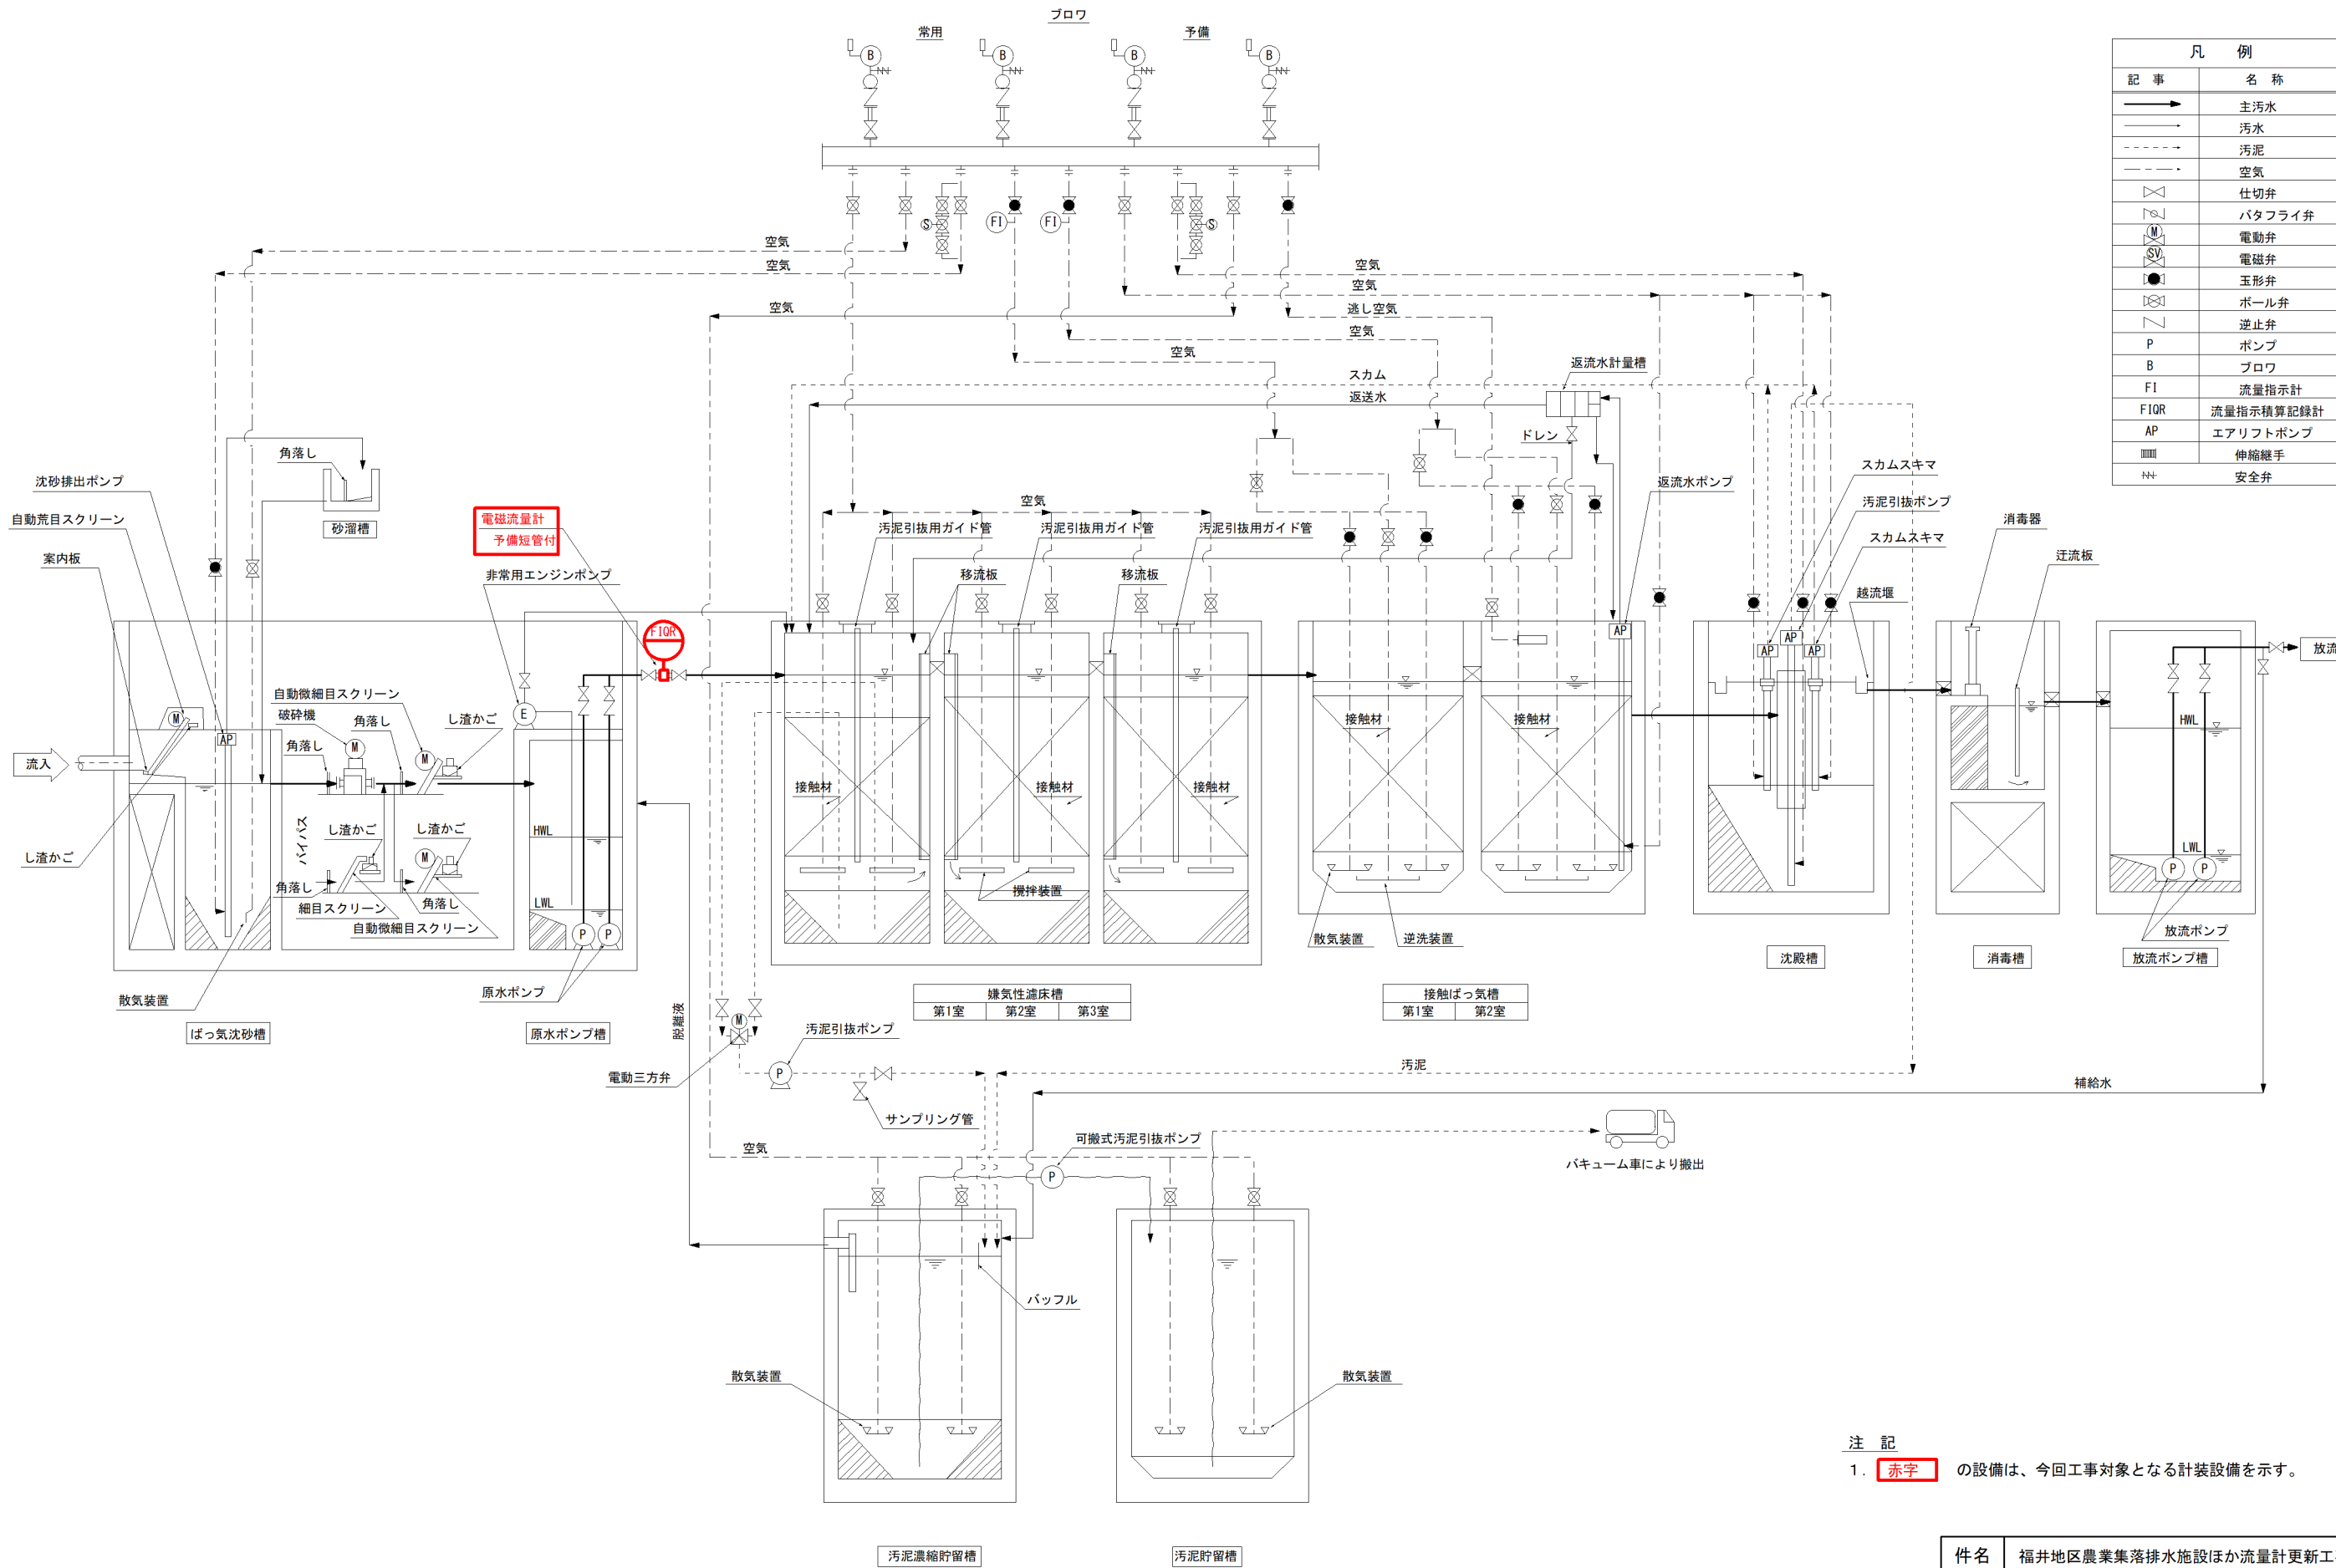

凡 例	
記 事	名 称
→	主汚水
→	汚水
- - - -	汚泥
- - - -	空気
⋈	仕切弁
⋈	バタフライ弁
Ⓜ	電動弁
Ⓢ	電磁弁
●	玉形弁
⊗	ボール弁
⋈	逆止弁
P	ポンプ
B	ブロウ
FI	流量指示計
FIQR	流量指示積算記録計
AP	エアリフトポンプ
	伸縮継手
⋈	安全弁

注 記
1. 赤字 の設備は、今回工事対象となる計装設備を示す。

件名	福井地区農業集落排水施設ほか流量計更新工事		
図名	福岡地区農業集落排水施設フローシート		
縮尺	-	図番	E-3
米子市下水道部			

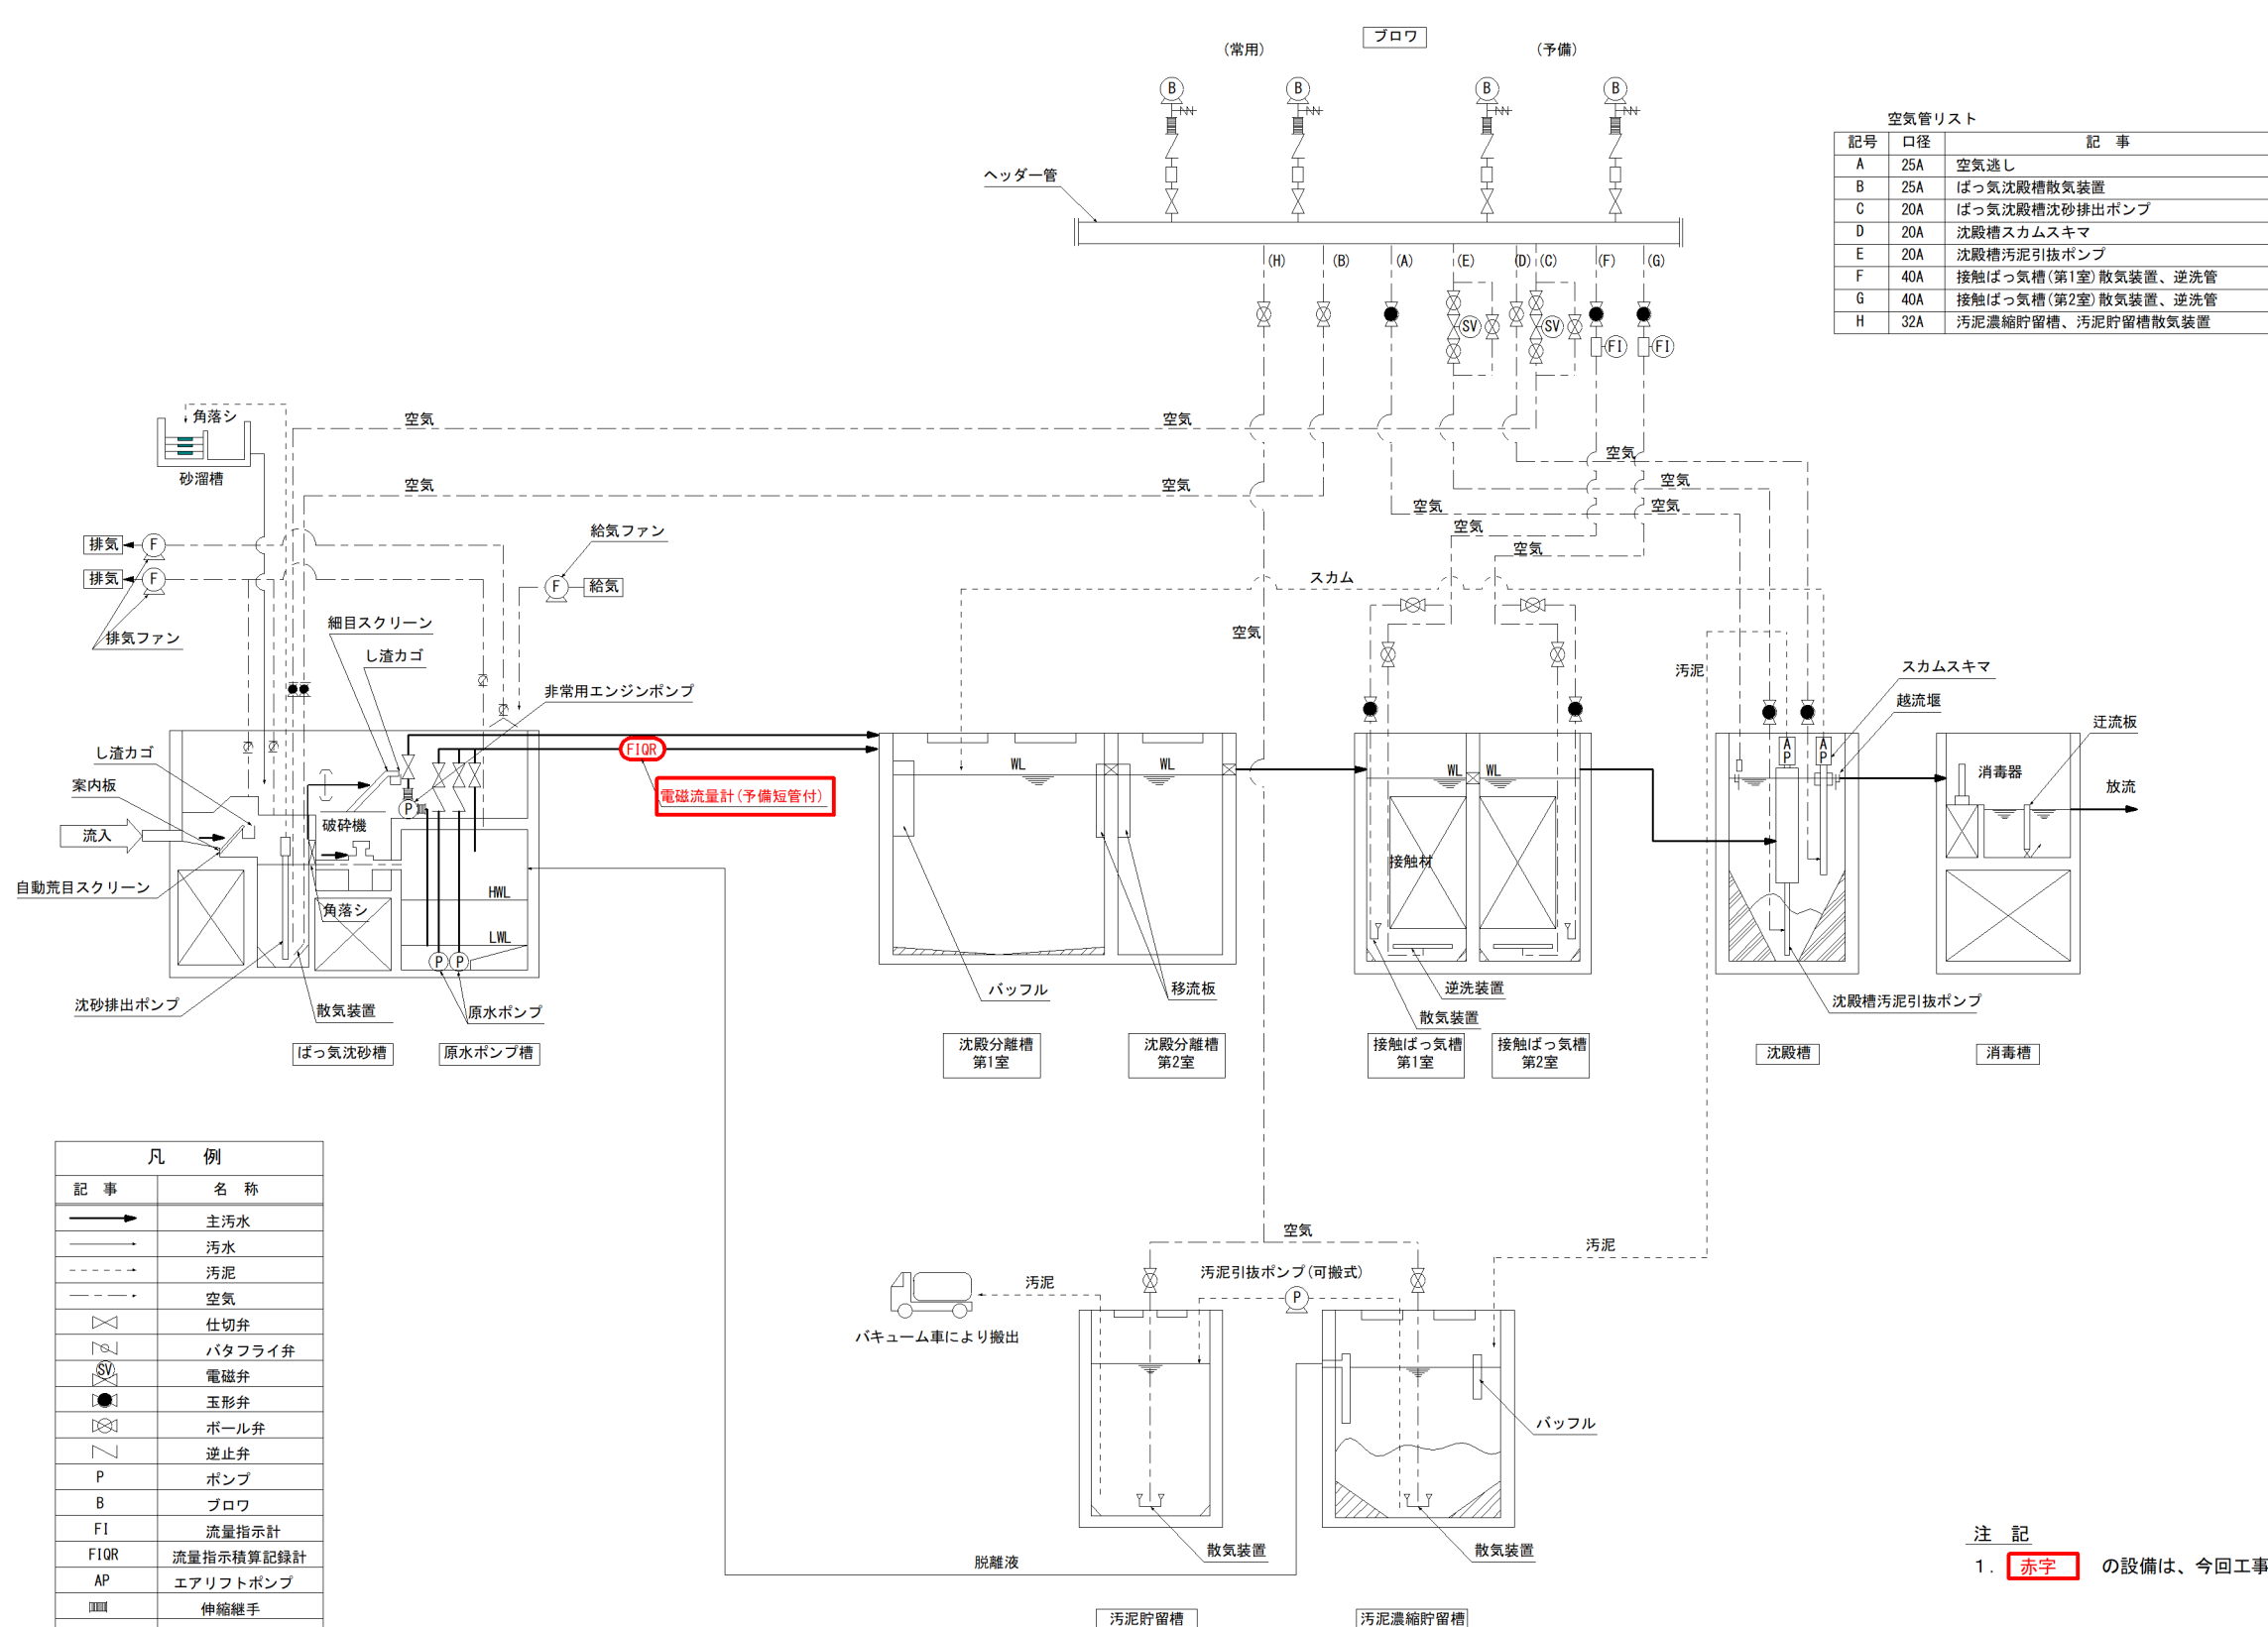


空気管リスト		
記号	口径	記 事
A	25A	空気逃し
B	25A	ばっ気沈殿槽散気装置
C	20A	ばっ気沈殿槽沈砂排出ポンプ
D	20A	沈殿槽スカムスキマ
E	20A	沈殿槽汚泥引抜ポンプ
F	40A	接触ばっ気槽(第1室) 散気装置、逆洗管
G	40A	接触ばっ気槽(第2室) 散気装置、逆洗管
H	32A	汚泥濃縮貯留槽、汚泥貯留槽散気装置


凡 例	
記 事	名 称
	主汚水
	汚水
	汚泥
	空気
	仕切弁
	バタフライ弁
	電磁弁
	玉形弁
	ボール弁
	逆止弁
P	ポンプ
B	ブロウ
FI	流量指示計
F1QR	流量指示積算記録計
AP	エアリフトポンプ
	伸縮継手
++	安全弁

注 記
1. 赤字 の設備は、今回工事対象となる計装設備を示す。

件名	福井地区農業集落排水施設ほか流量計更新工事		
図名	本宮地区農業集落排水施設フローシート		
縮尺	-	図番	E-4
米子市下水道部			

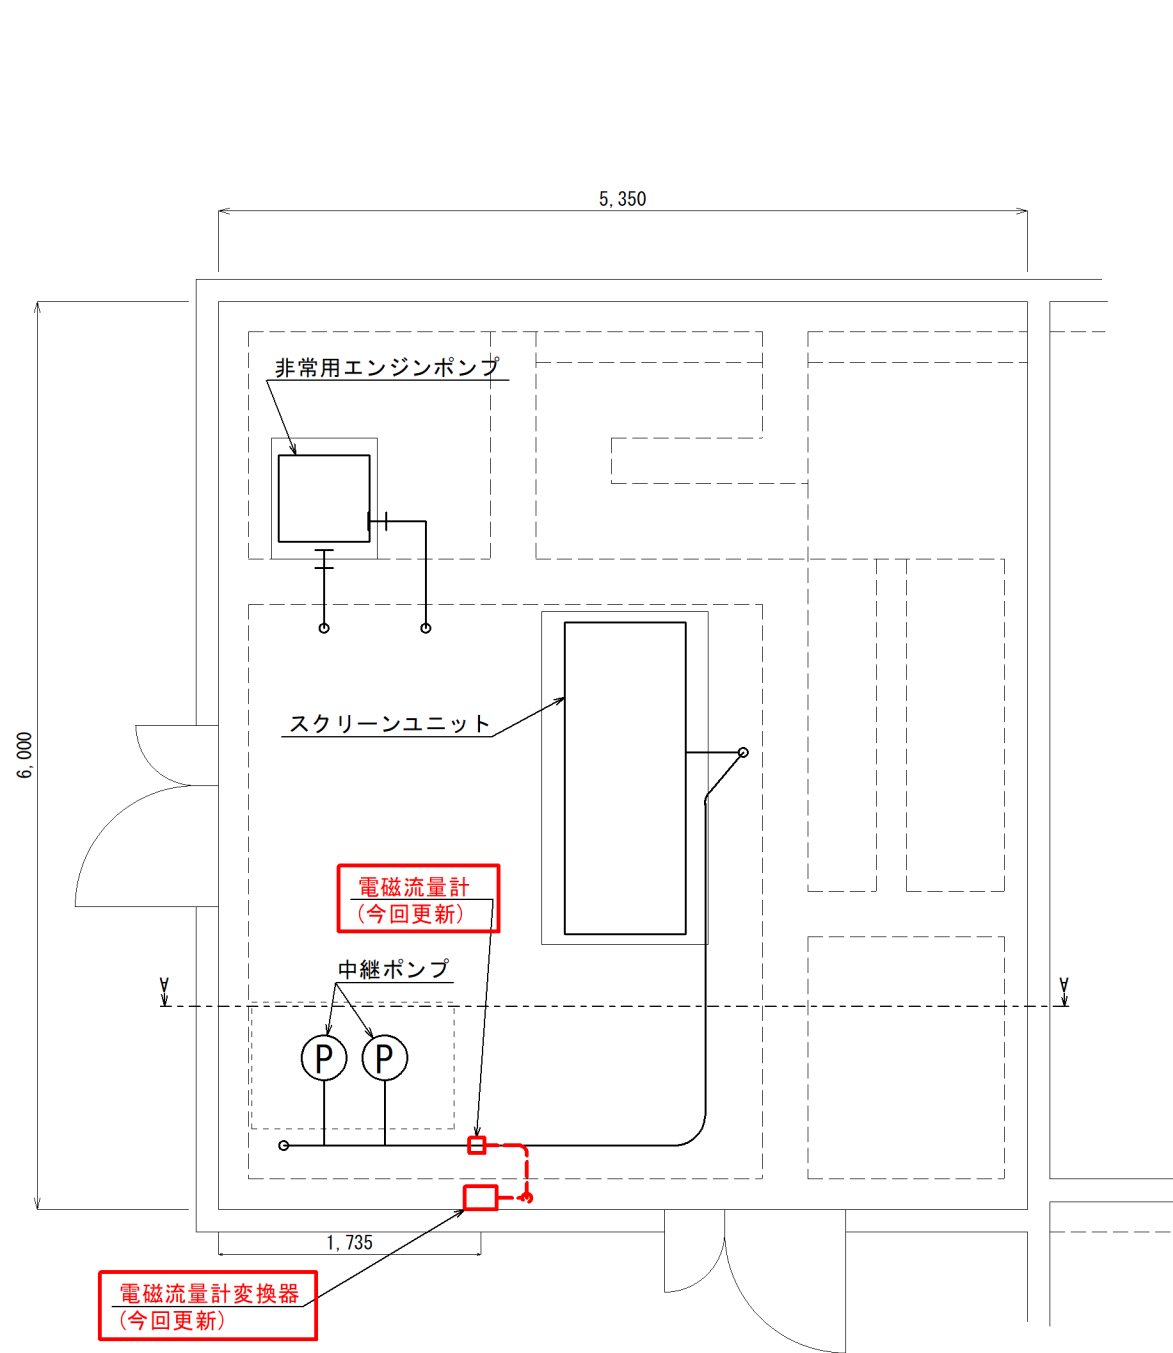

1階(前処理室)平面図 S:1/50 (A3)

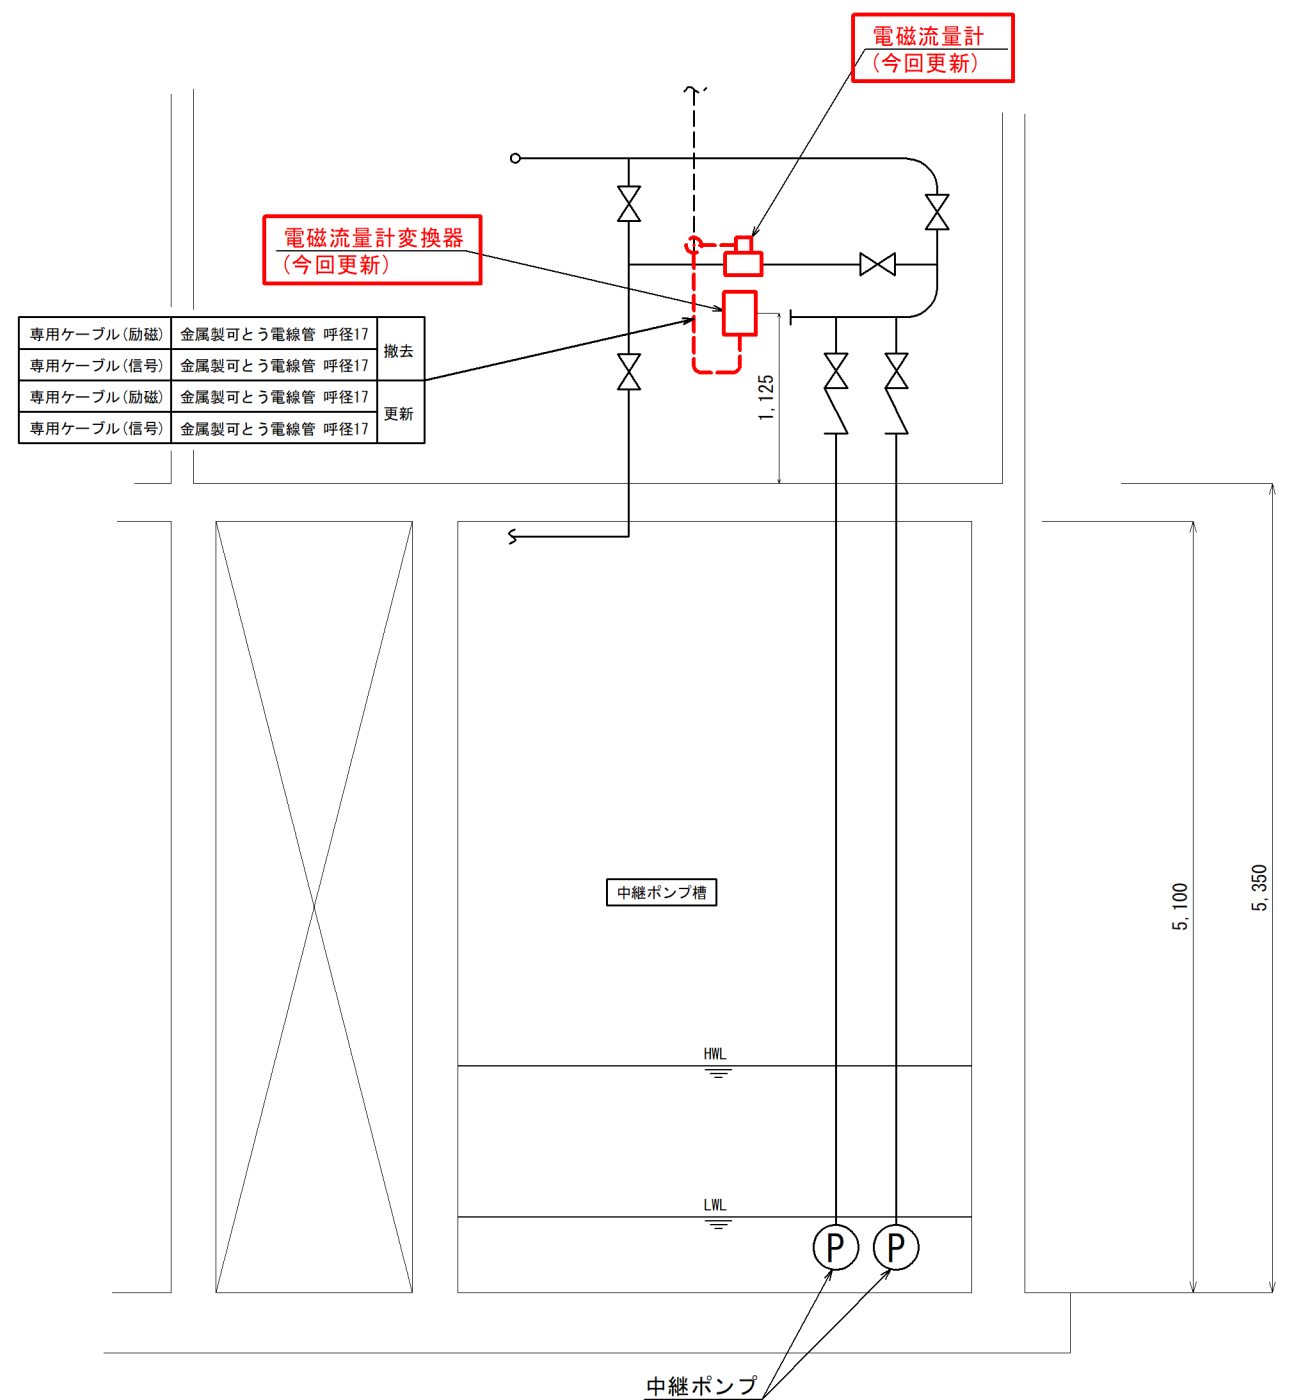

A-A断面図 S:1/50 (A3)

注記

- は今回施工範囲を示す。
- は今回更新の配線経路を示す。
- は既設配管経路を示す。

件名	福井地区農業集落排水施設ほか流量計更新工事		
図名	福井地区農業集落排水施設 配置図		
縮尺	1/50 (A3)	図番	E-5
米子市下水道部			


専用ケーブル	—	撤去
専用ケーブル	既設配線経路流用	更新




1階平面図 S:1/50 (A3)

- 注記
- ・ は今回施工範囲を示す。
 - ・ ----- は今回更新の配線経路を示す。

件名	福井地区農業集落排水施設ほか流量計更新工事		
図名	福岡地区農業集落排水施設 1F配置図		
縮尺	1/50 (A3)	図番	E-6
米子市下水道部			

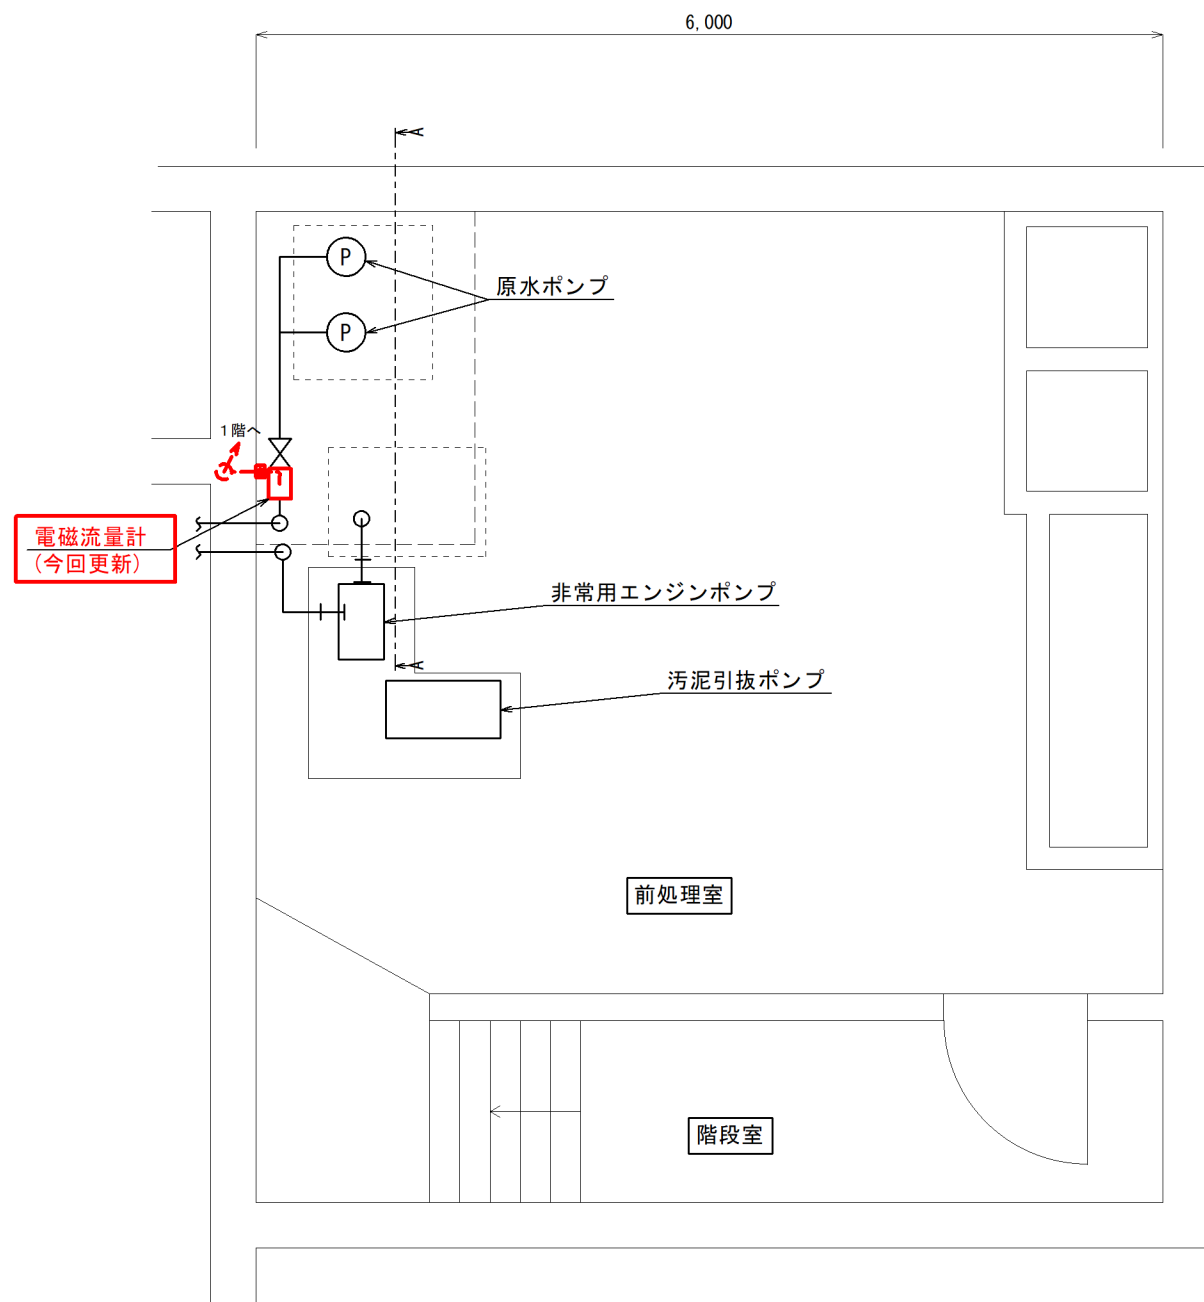


地下1階平面図 S:1/50 (A3)

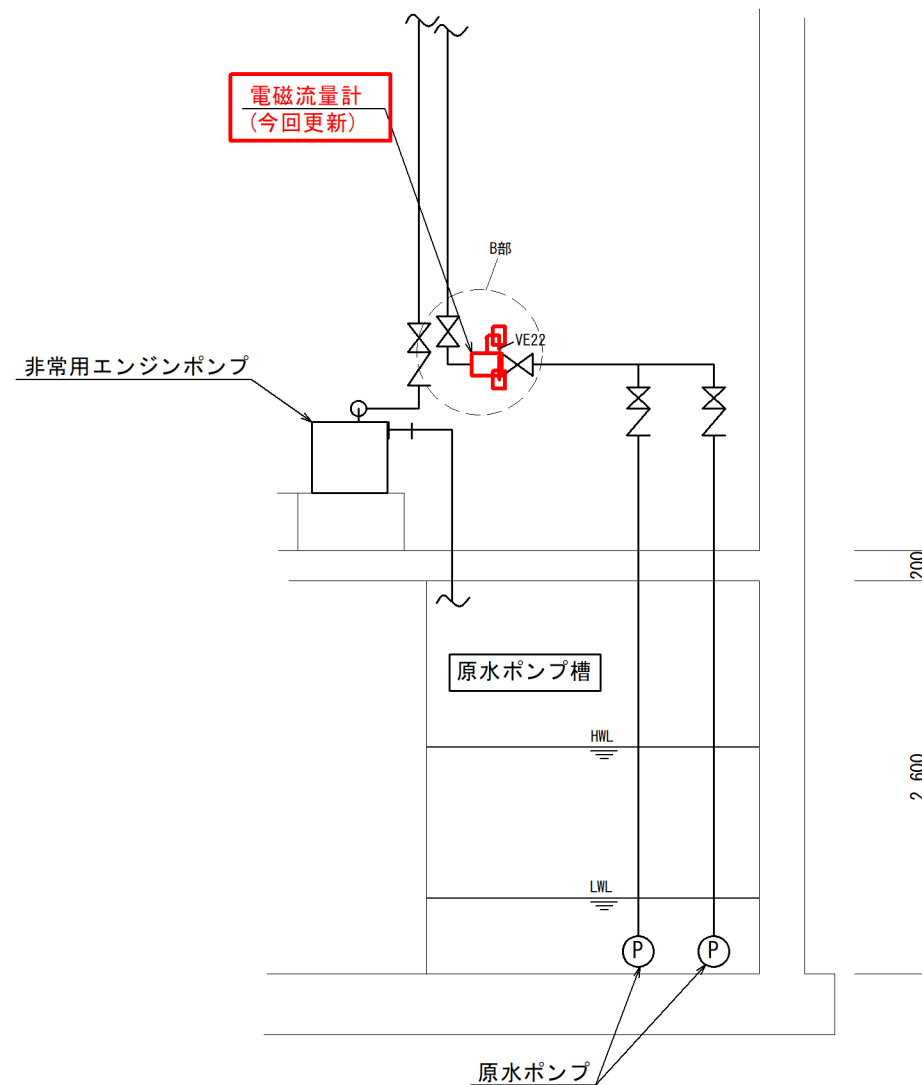


A-A断面図 S:1/50 (A3)

専用ケーブル	金属製可とう電線管 呼び径17 (流量計-プルボックス間) その他既設配線経路流用	更新
--------	--	----

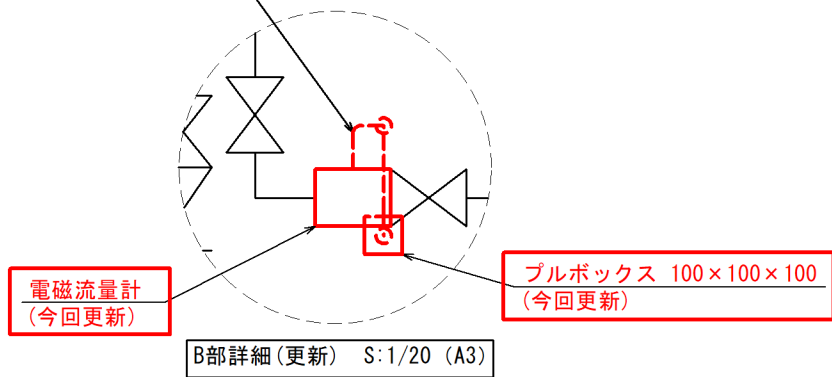


専用ケーブル	VE22 (スイッチボックス間)	撤去
--------	------------------	----

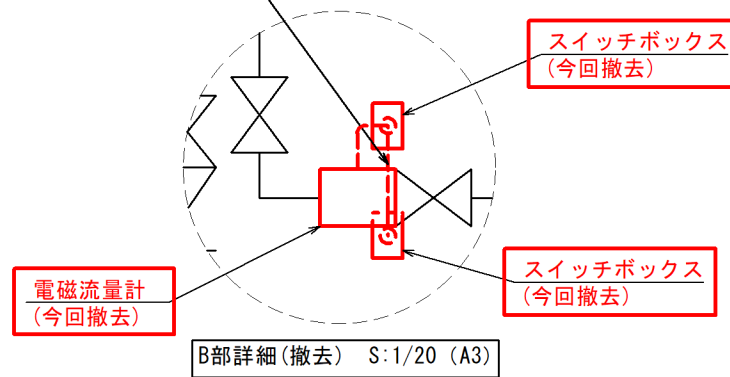



- 注記
- は今回施工範囲を示す。
 - は今回更新の配線経路を示す。
 - は既設配管経路を示す。

件名	福井地区農業集落排水施設ほか流量計更新工事		
図名	福岡地区農業集落排水施設 B1F配置図		
縮尺	1/50, 1/20 (A3)	図番	E-7
米子市下水道部			

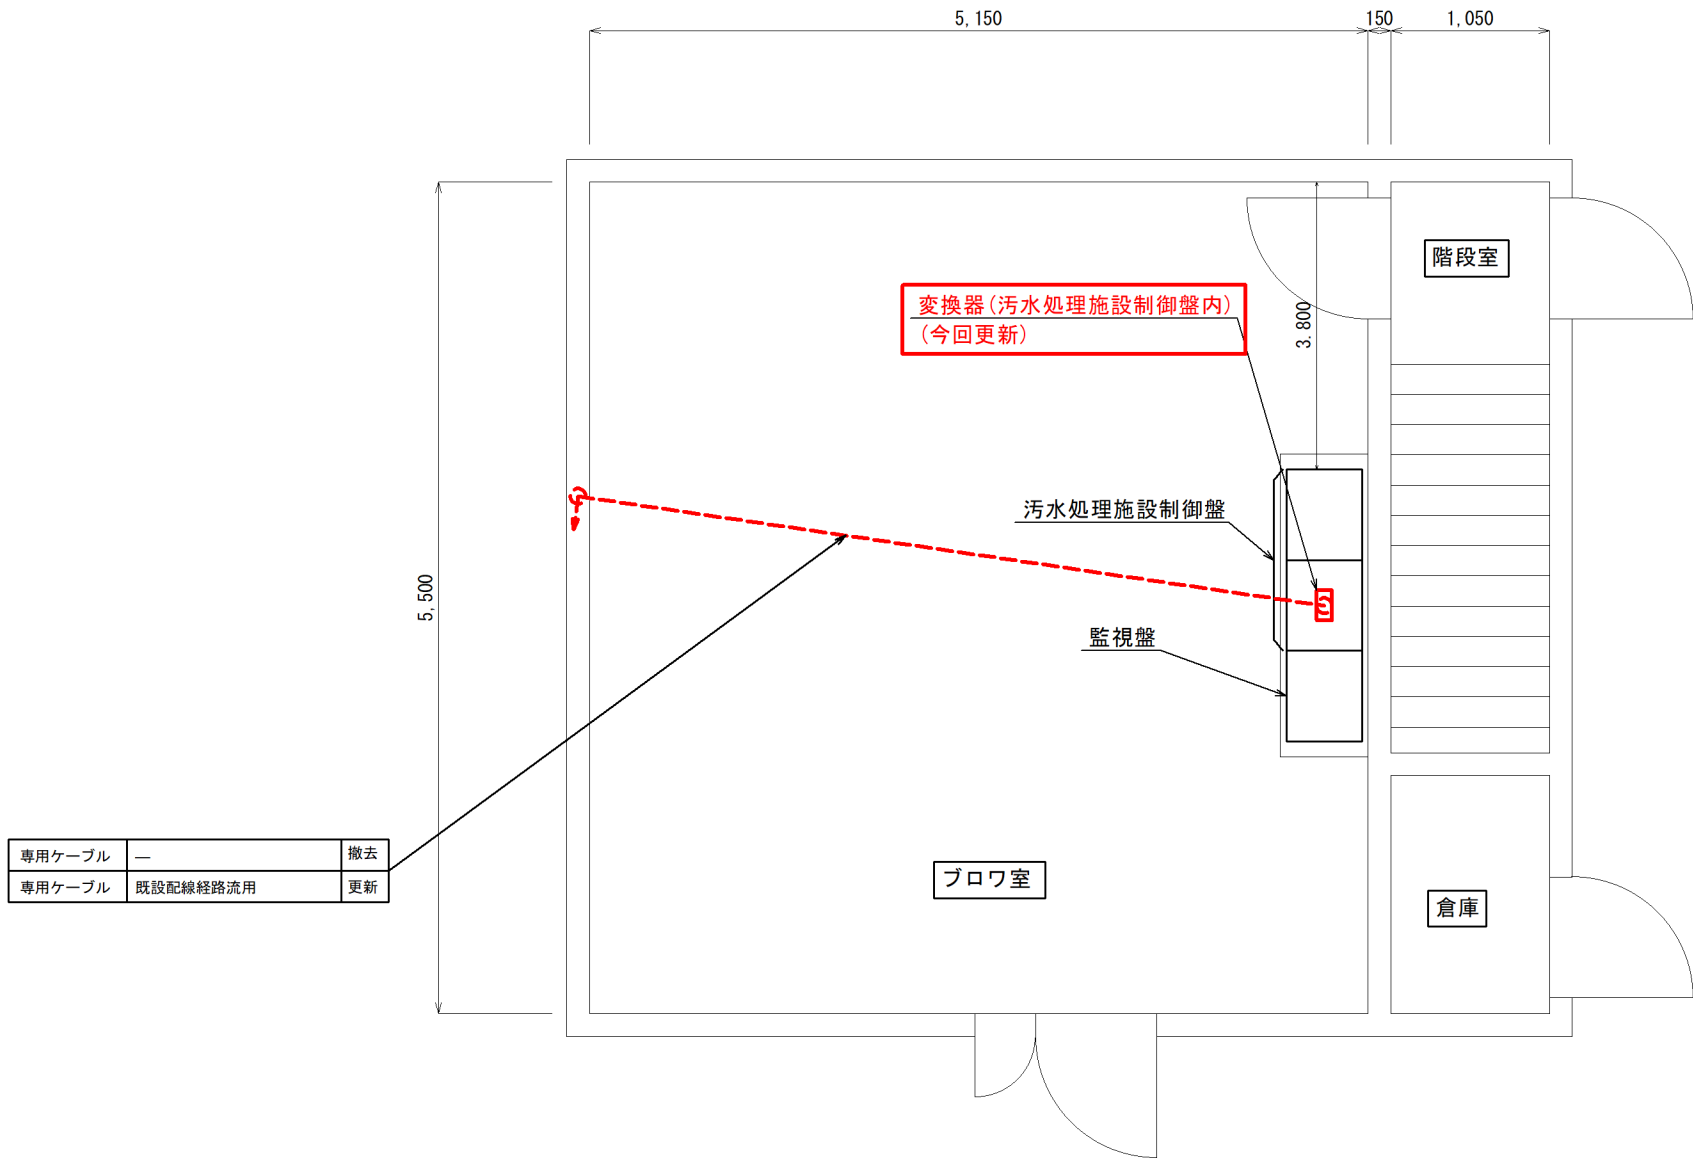

1階平面図 S:1/50 (A3)

注記			
・ は今回施工範囲を示す。			
・ - - - - は今回更新の配線経路を示す。			
件名	福井地区農業集落排水施設ほか流量計更新工事		
図名	本宮地区農業集落排水施設 1F配置図		
縮尺	1/50 (A3)	図番	E-8
米子市下水道部			

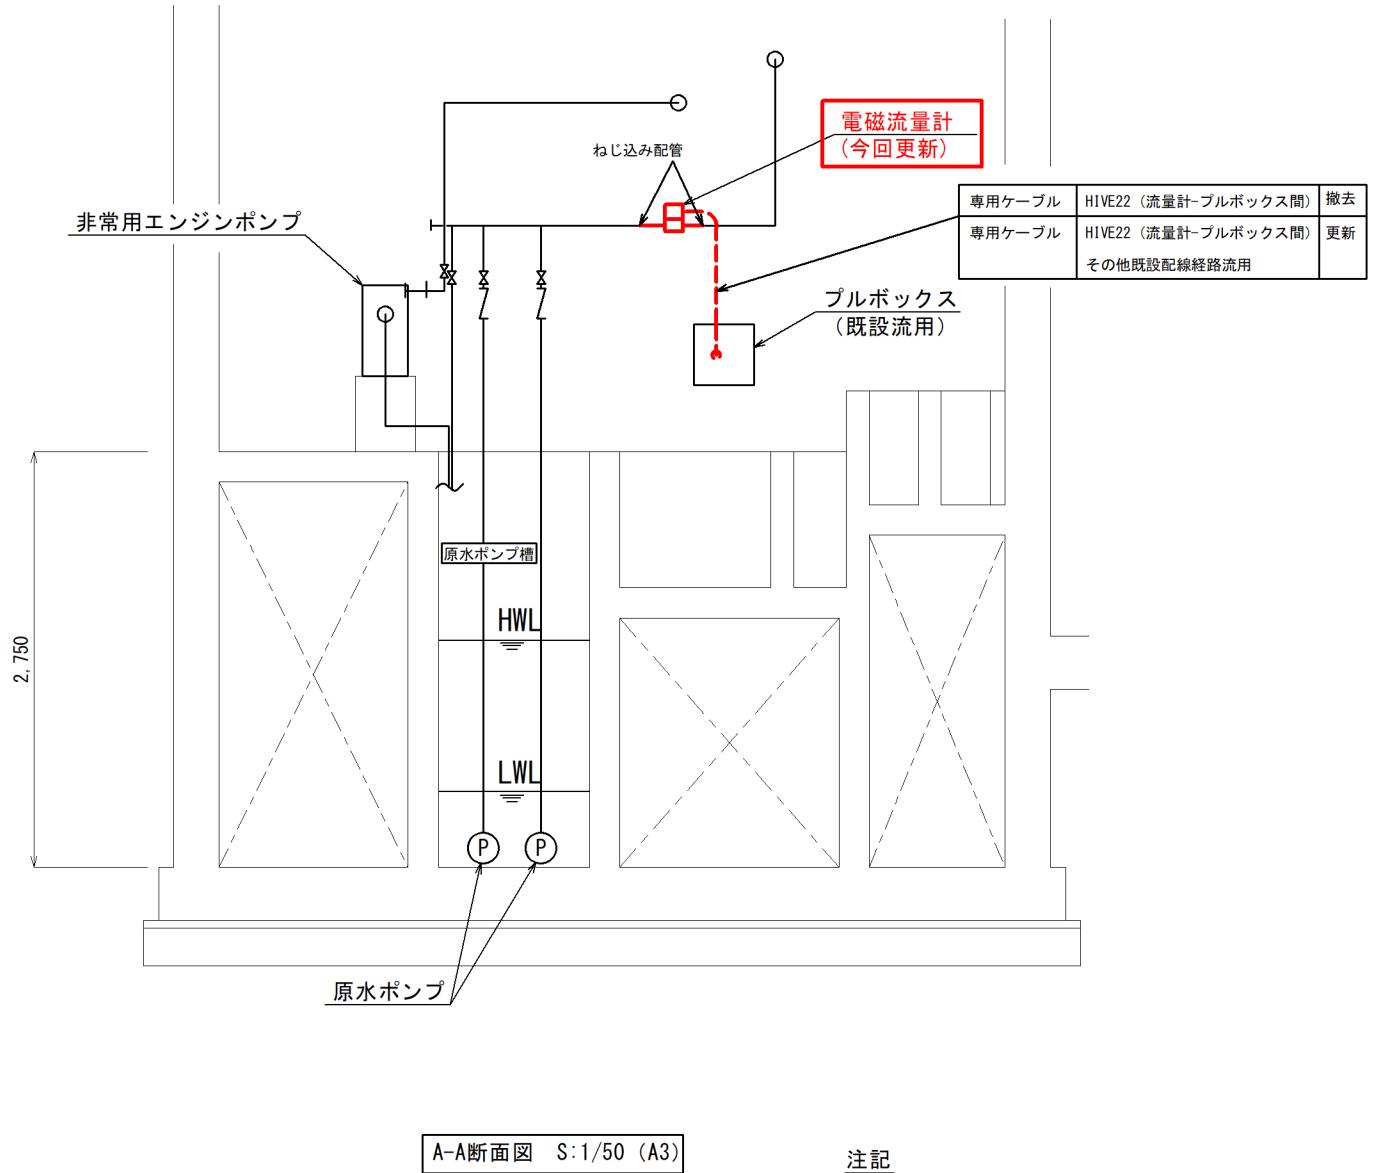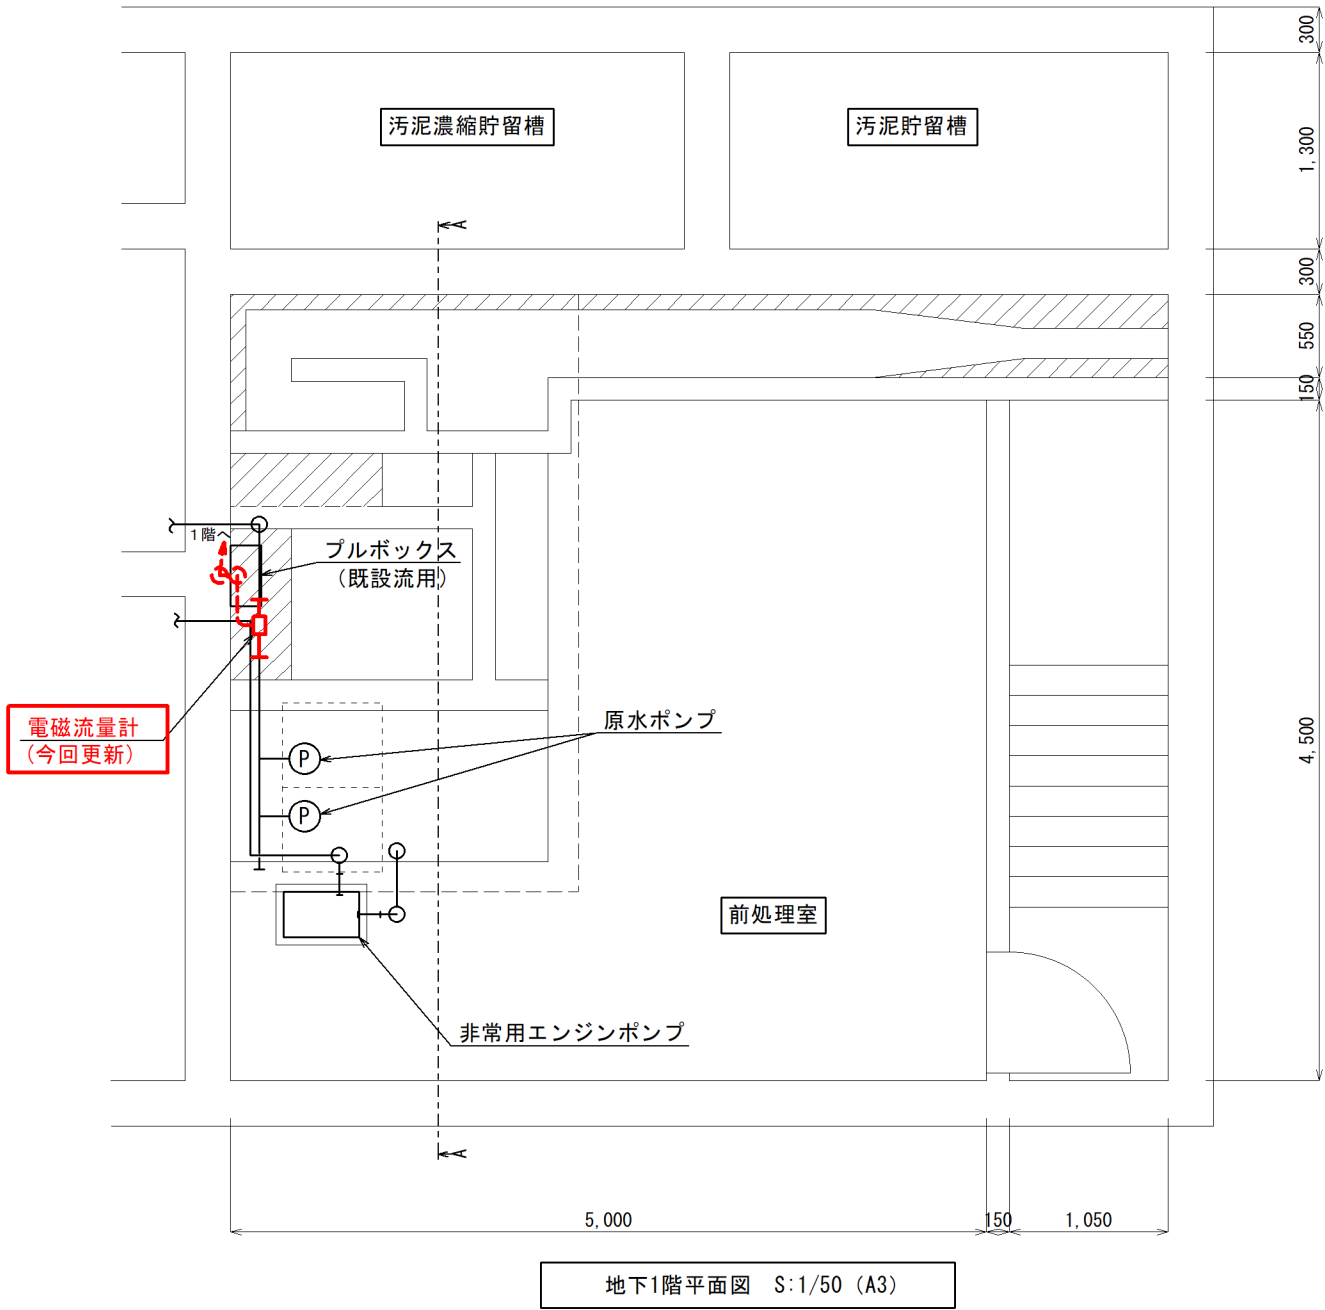

- 注記
- ・ は今回施工範囲を示す。
 - ・ --- は今回更新の配線経路を示す。
 - ・ --- は既設配管経路を示す。

件名	福井地区農業集落排水施設ほか流量計更新工事		
図名	本宮地区農業集落排水施設 B1F配置図		
縮尺	1/50 (A3)	図番	E-9
米子市下水道部			