



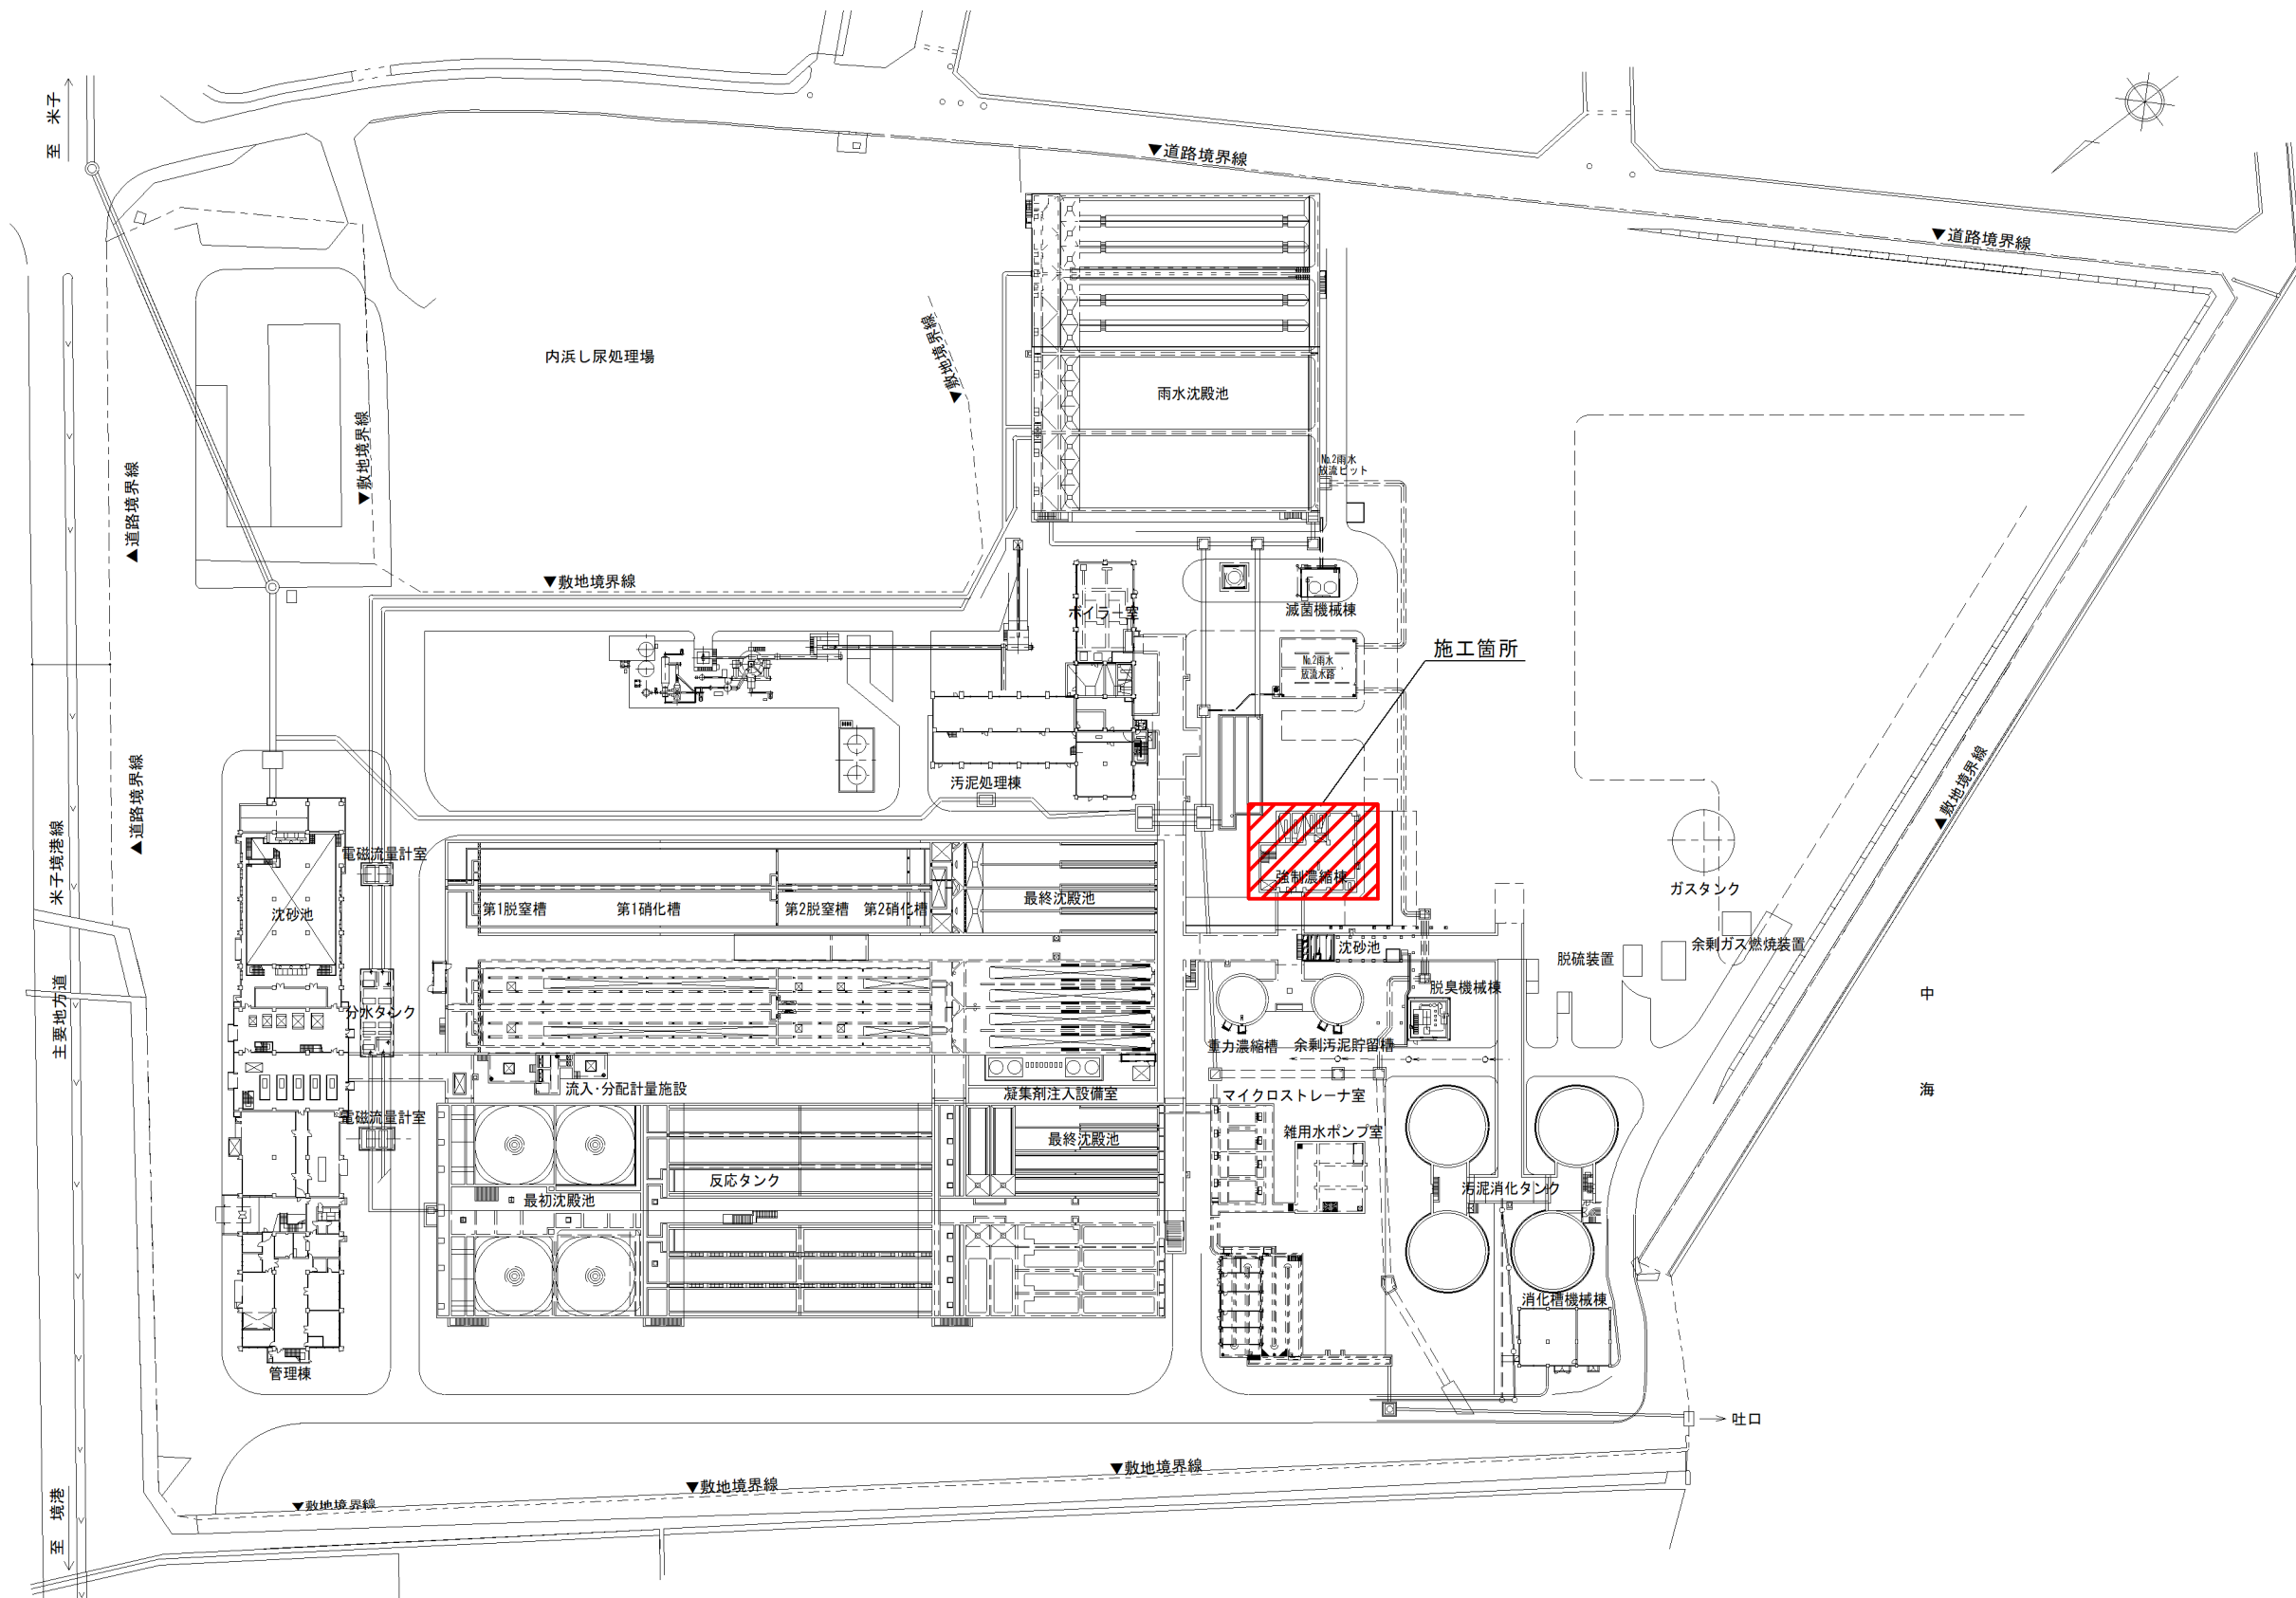


一般平面図

件名	内浜処理場浮上装置補修工事		
図名	内浜処理場一般平面図		
縮尺	1:1500 (A3)	図番	M-1
米子市下水道部			

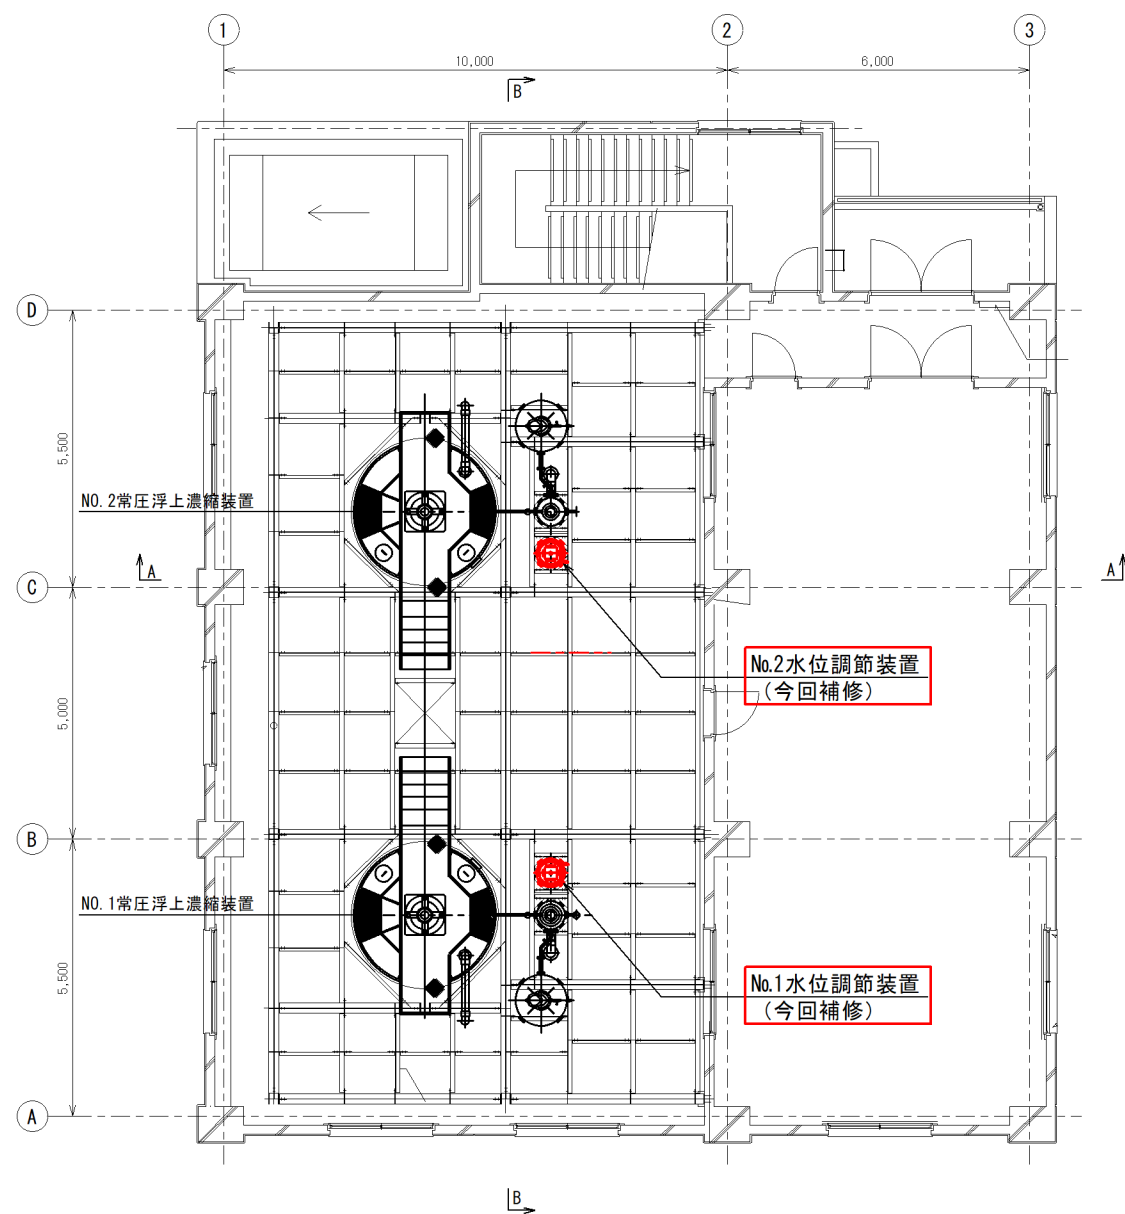

強制濃縮棟2階平面図 S:1/150 (A3)

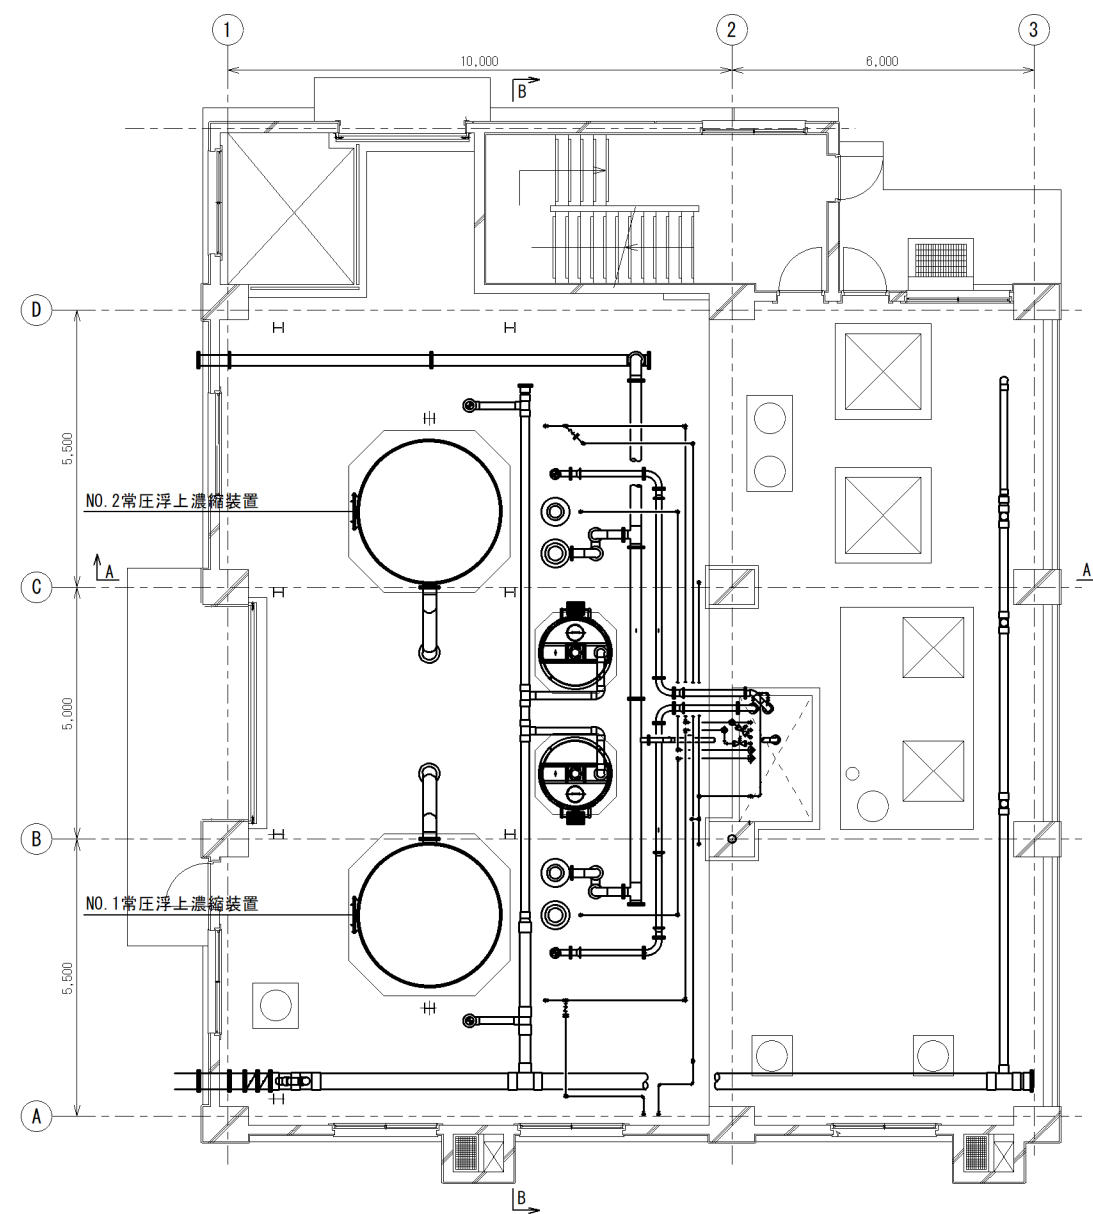


強制濃縮棟1階上部平面図 S:1/150 (A3)


注記

- ・ は今回工事範囲を示す。

件名	内浜処理場浮上装置補修工事		
図名	強制濃縮棟配置図		
縮尺	1:150 (A3)	図番	M-2
米子市下水道部			

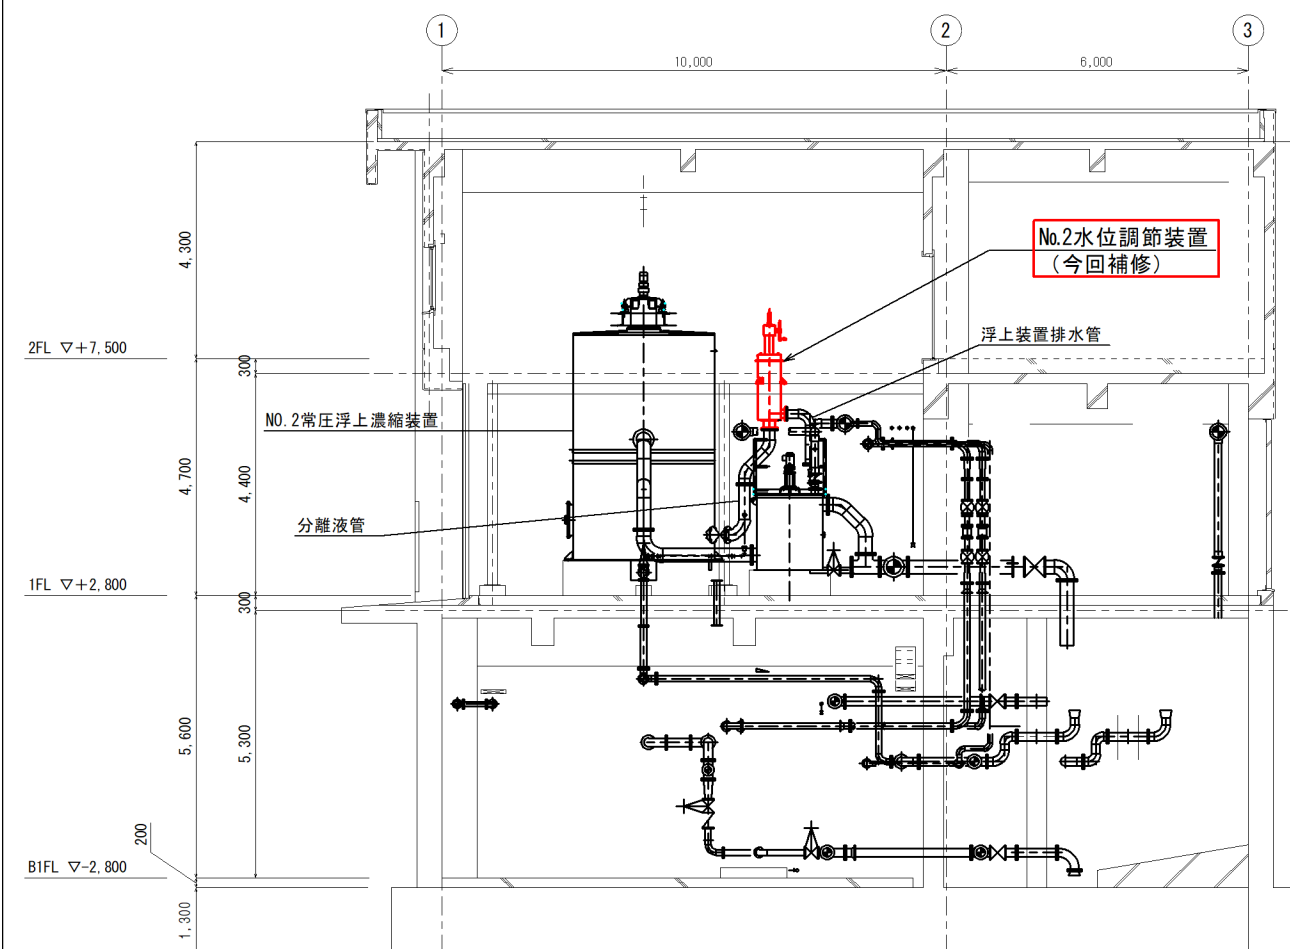

強制濃縮棟A-A断面図 S:1/150 (A3)

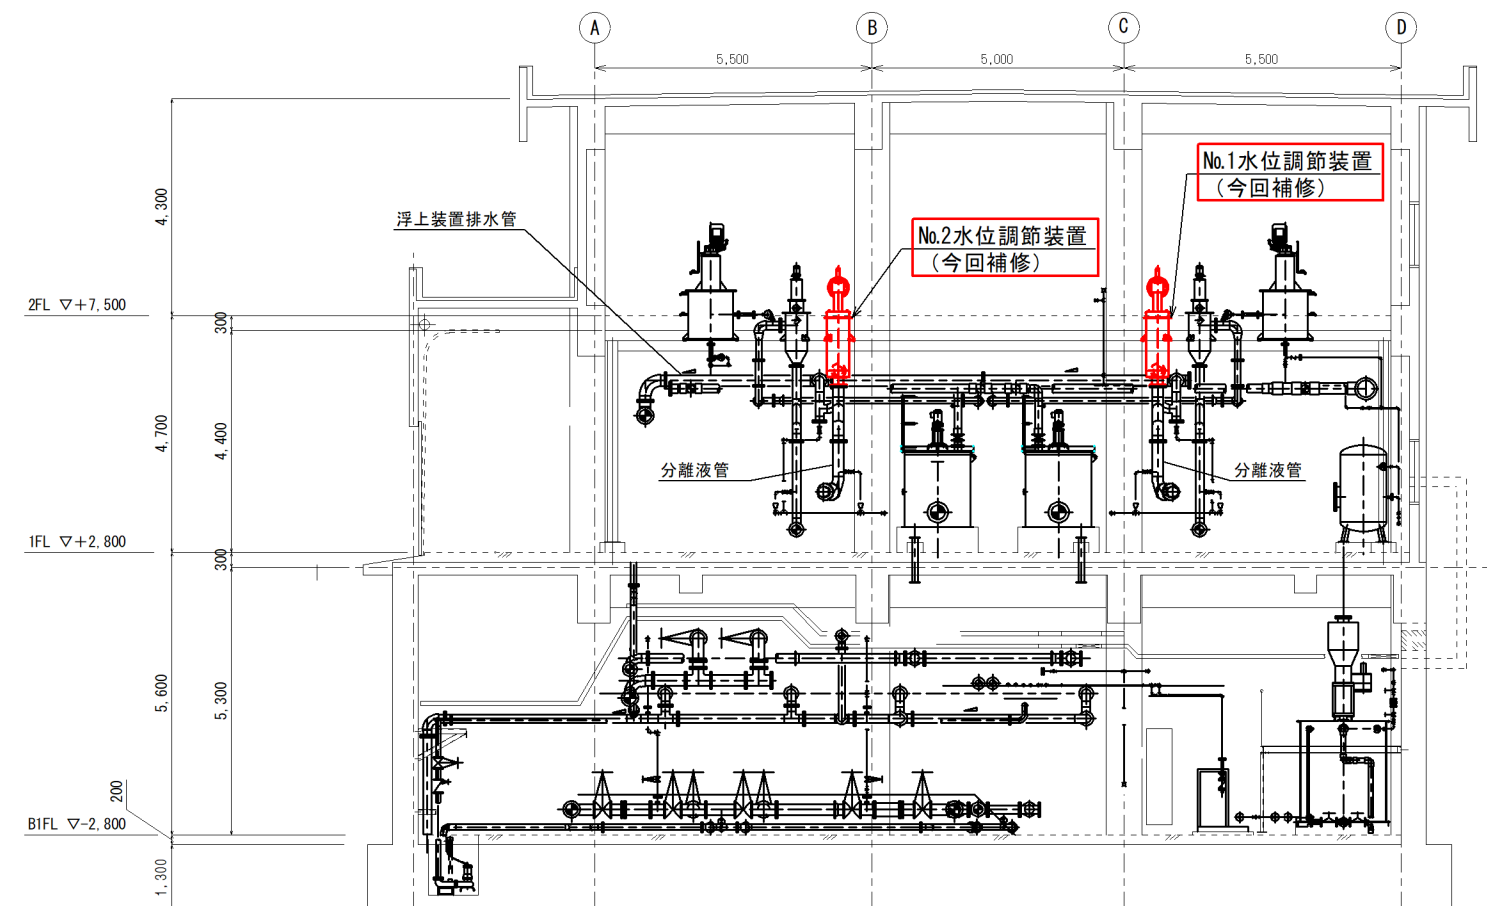


強制濃縮棟B-B断面図 S:1/150 (A3)

注記

- ・ は今回工事範囲を示す。

件名	内浜処理場浮上装置補修工事		
図名	強制濃縮棟断面図		
縮尺	1:150 (A3)	図番	M-3
米子市下水道部			

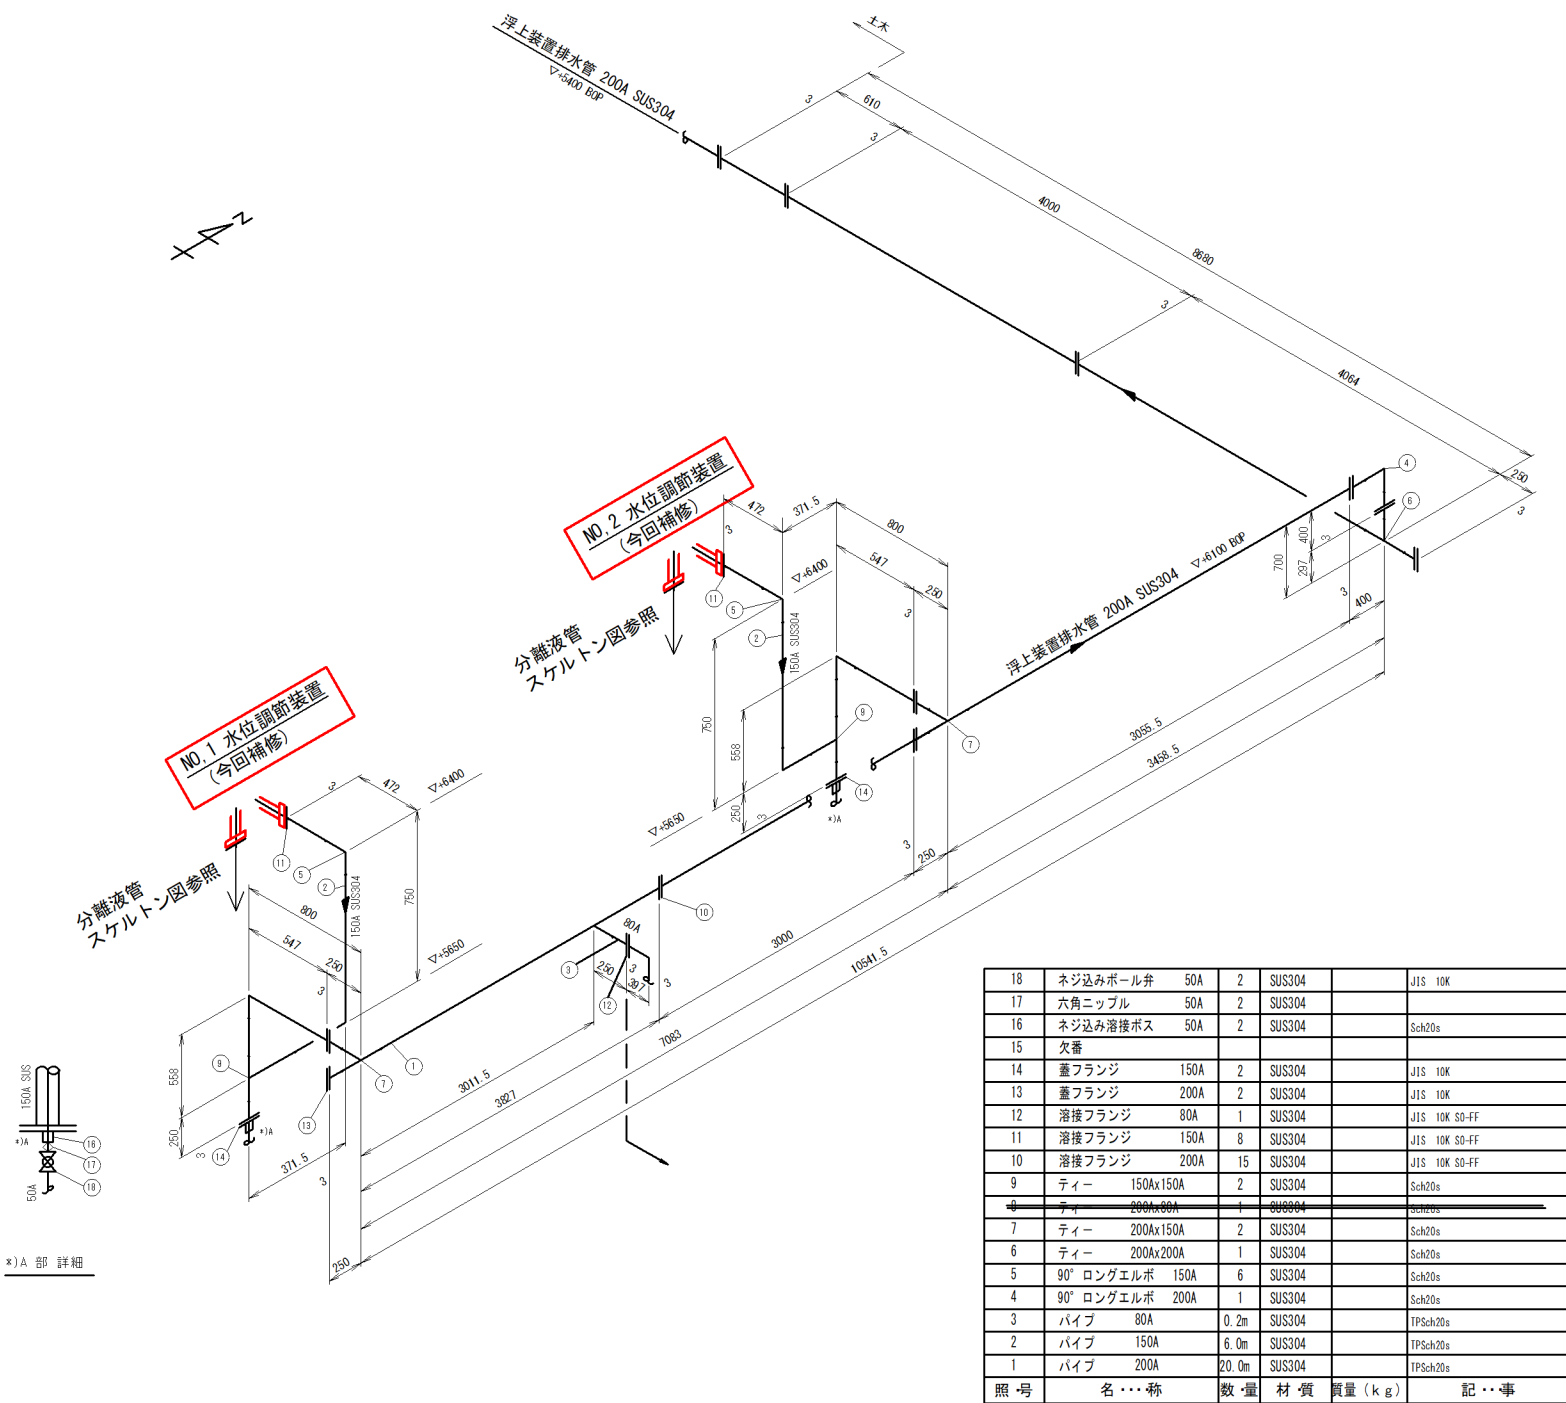


浮上装置排水管スケルトン図 NTS

18	ネジ込みボール弁	50A	2	SUS304		JIS 10K
17	六角ニップル	50A	2	SUS304		
16	ネジ込み溶接ボス	50A	2	SUS304		Sch20s
15	欠番					
14	蓋フランジ	150A	2	SUS304		JIS 10K
13	蓋フランジ	200A	2	SUS304		JIS 10K
12	溶接フランジ	80A	1	SUS304		JIS 10K SO-FF
11	溶接フランジ	150A	8	SUS304		JIS 10K SO-FF
10	溶接フランジ	200A	15	SUS304		JIS 10K SO-FF
9	ティー	150Ax150A	2	SUS304		Sch20s
8	ティー	200Ax80A	1	SUS304		Sch20s
7	ティー	200Ax150A	2	SUS304		Sch20s
6	ティー	200Ax200A	1	SUS304		Sch20s
5	90° ロングエルボ	150A	6	SUS304		Sch20s
4	90° ロングエルボ	200A	1	SUS304		Sch20s
3	パイプ	80A	0.2m	SUS304		TPSch20s
2	パイプ	150A	6.0m	SUS304		TPSch20s
1	パイプ	200A	20.0m	SUS304		TPSch20s
照・号	名…称	数・量	材・質	質量 (k g)	記…事	

注記


- ・ は今回工事範囲を示す。

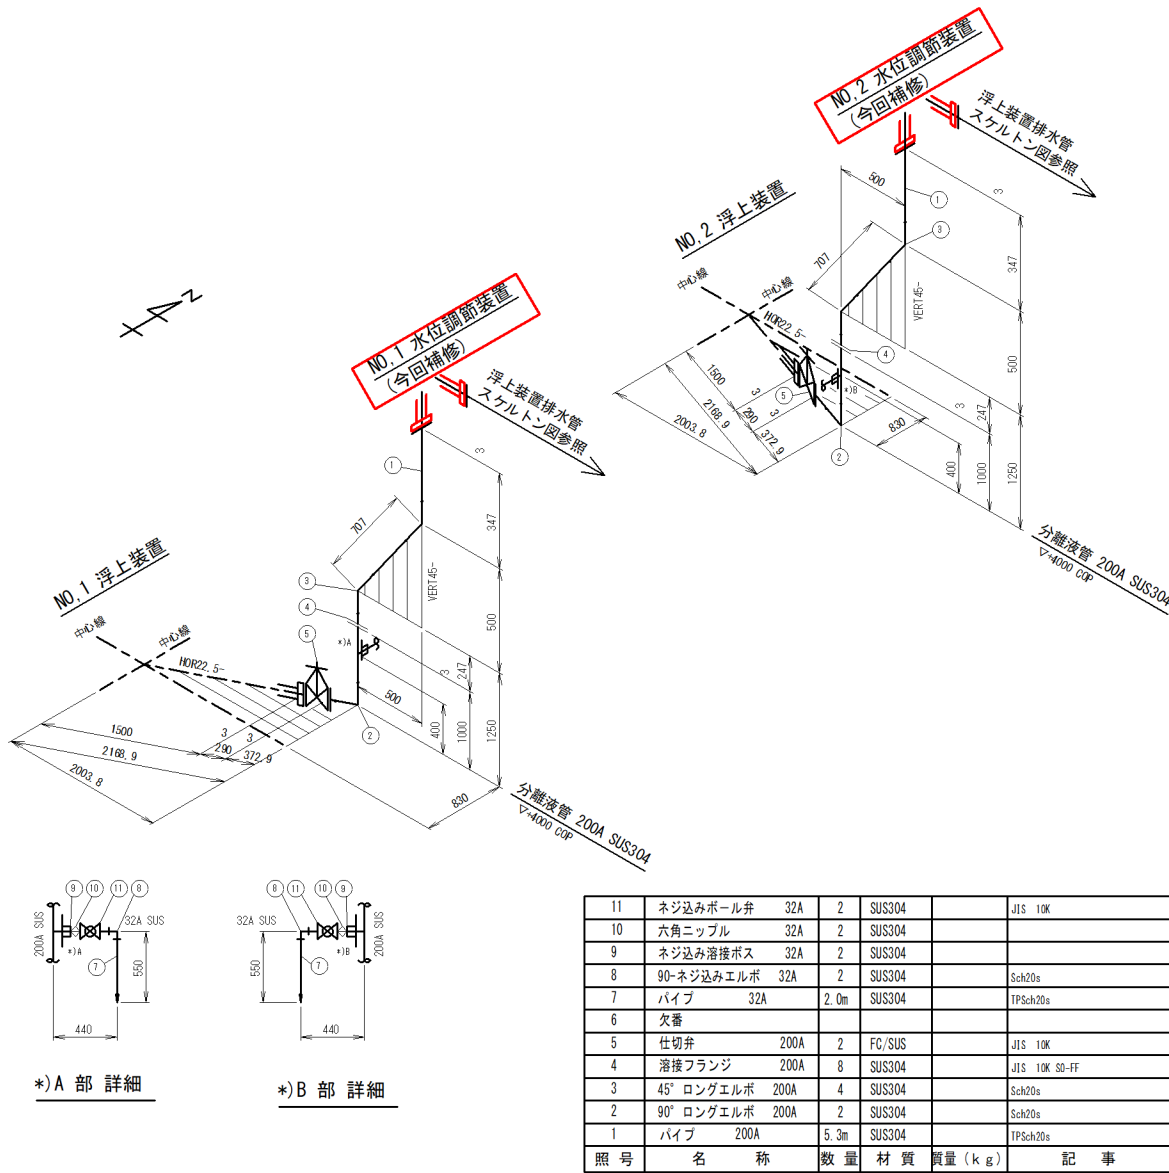

分離液管スケルトン図 NTS

11	ネジ込みボール弁	32A	2	SUS304		JIS 10K
10	六角ニップル	32A	2	SUS304		
9	ネジ込み溶接ボス	32A	2	SUS304		
8	90°-ネジ込みエルボ	32A	2	SUS304		Sch20s
7	パイプ	32A	2.0m	SUS304		TPSch20s
6	欠番					
5	仕切弁	200A	2	FC/SUS		JIS 10K
4	溶接フランジ	200A	8	SUS304		JIS 10K SO-FF
3	45° ロングエルボ	200A	4	SUS304		Sch20s
2	90° ロングエルボ	200A	2	SUS304		Sch20s
1	パイプ	200A	5.3m	SUS304		TPSch20s
照 号	名 称	数 量	材 質	質量 (k g)	記 事	

件名	内浜処理場浮上装置補修工事		
図名	スケルトン図(水位調節装置周辺)		
縮尺	-	図番	M-4
米子市下水道部			

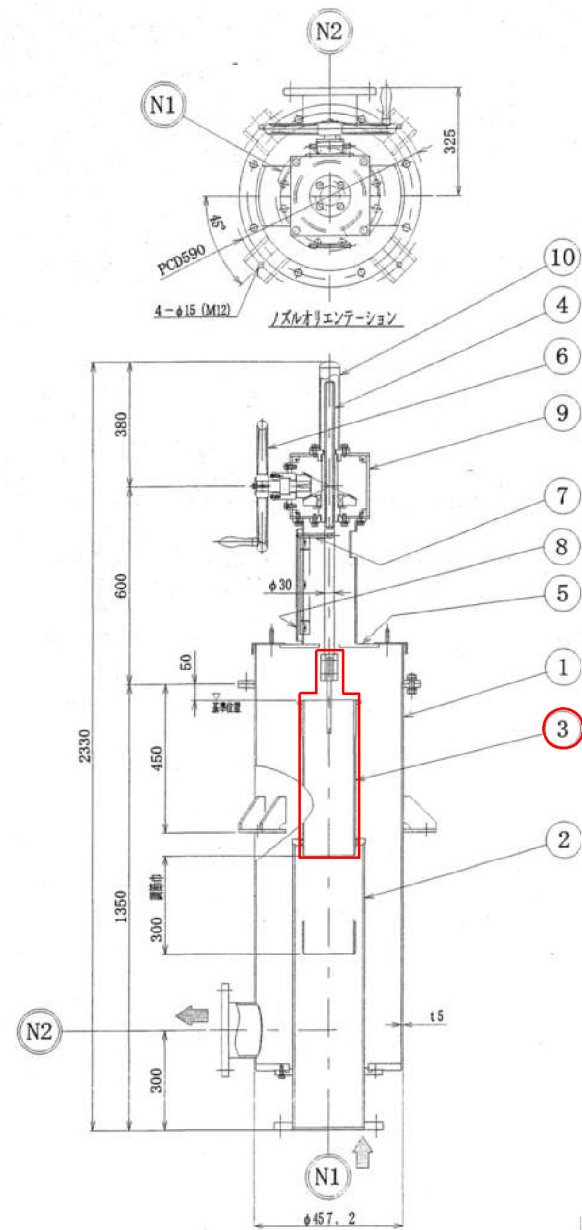

水位調節装置詳細図 NTS

ノズル表

N1	分離液入口	200A JIS10K
N2	分離液出口	150A JIS10K

部品表

10	ネジカバー	1	SUS304	
9	ギヤーボックス本体	1	SUS304	
8	目盛板	1	SUS304	
7	指針	1	SUS304	
6	ハンドル	1	FC200	φ400 ニギリ付 クロムメッキ
5	ギヤーボックス台	1	SUS304	
4	オネジ	1	SUS304	
3	スライド管	1	SUS304	0リング、ボルト・ナット等の付属品含む
2	固定管	1	SUS304	
1	水位調節装置本体	1	SUS304	
符 号	部 品 名	数 量	材 質	記 事

交換対象

注記

- ・ は今回工事範囲を示す。
- ・ 部品表は1台分の数量を示す。本工事は2台補修を実施する。

件名	内浜処理場浮上装置補修工事		
図名	水位調節装置詳細図		
縮尺	—	図番	M-5
米子市下水道部			