





尾高5号マンホールポンプ場 付近見取図 (NTS)

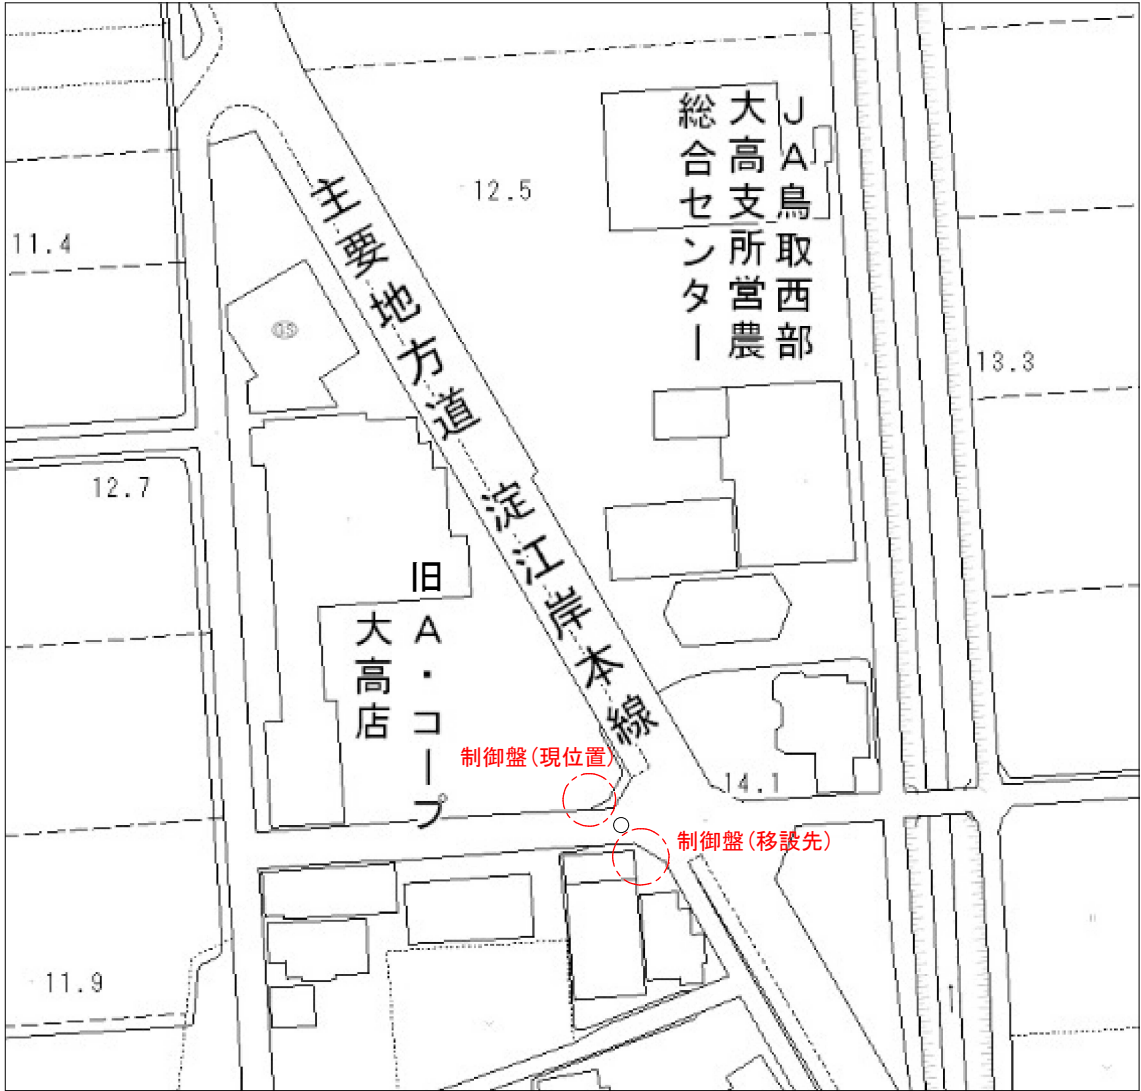

尾高5号マンホールポンプ場 配置図 (NTS)

件名	尾高5号マンホールポンプ場制御盤移設工事		
図名	付近見取図、配置図		
縮尺	-	図番	E-1
米子市下水道部			

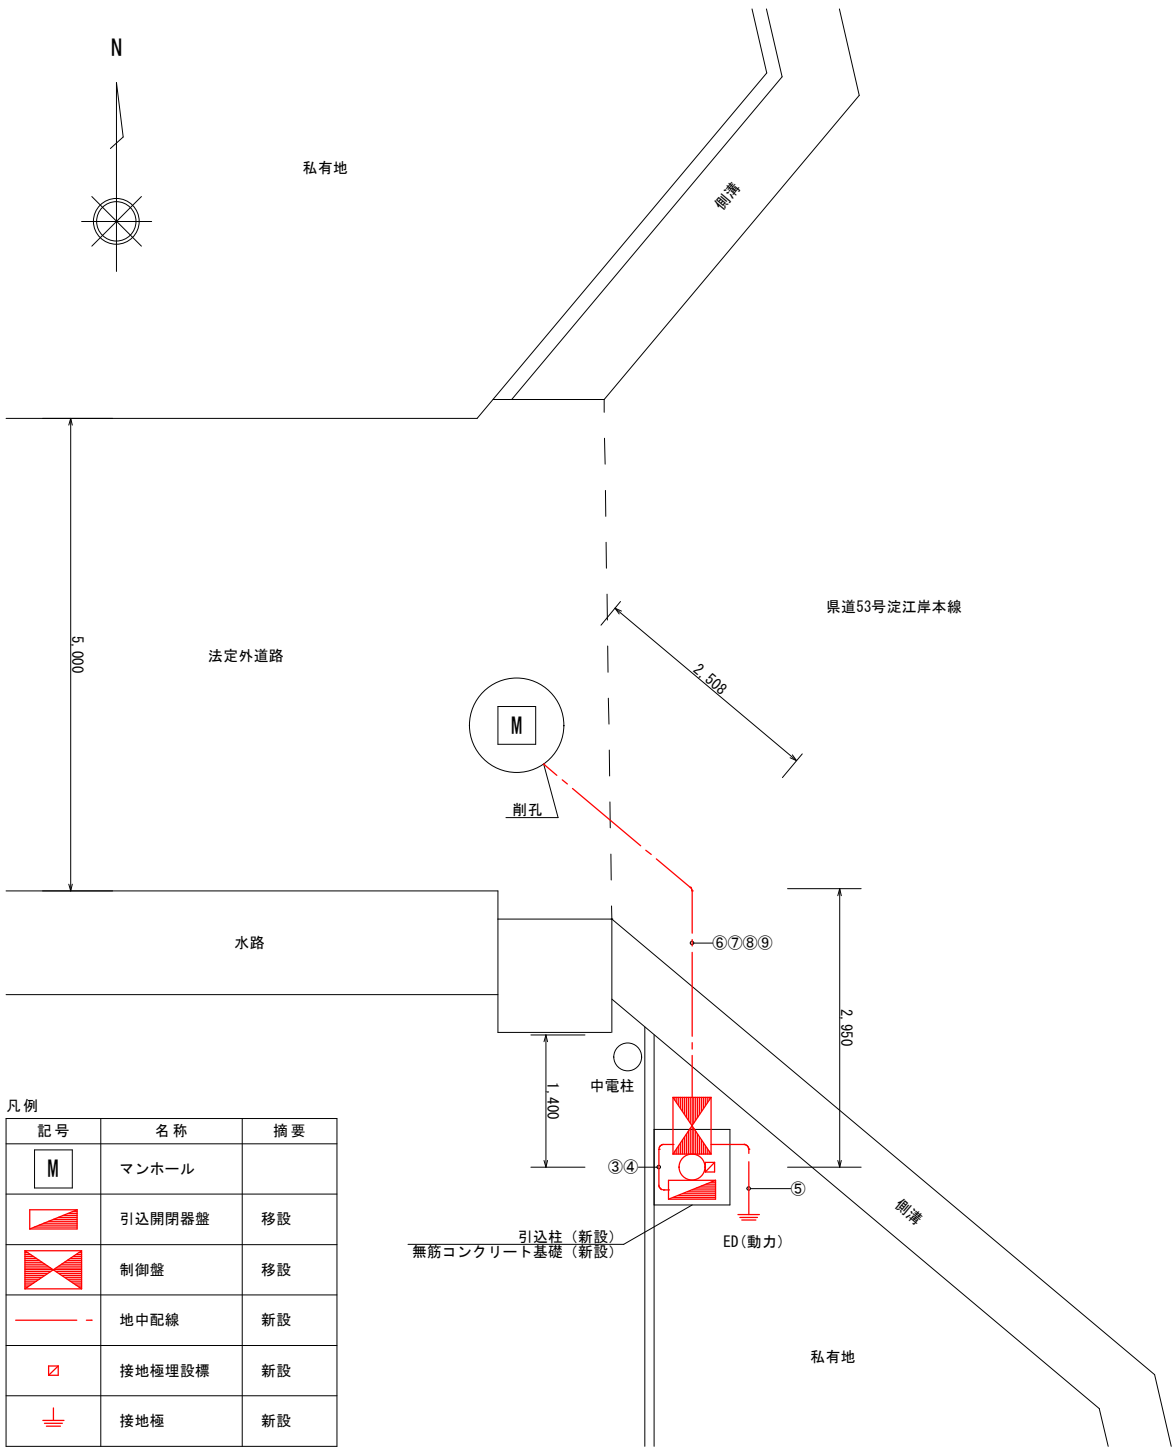


凡例	記号	名称	摘要
	M	マンホール	
		引込開閉器盤	移設
		制御盤	移設
		地中配線	新設
		接地極埋設標	新設
		接地極	新設

平面図（新設） S:1/80

特記事項

- ・新設架空電線は、既存の架空電線及び通信線との離隔を十分に確保すること。
- ・汚水ポンプ及びフロートスイッチのケーブル(⑥, ⑦, ⑧)は、マンホール内で新設ケーブルと直接接続(レジン注入式)すること。
- ・投込式水位計のケーブル(⑨)は、既設流用とし、新設配管内に入線すること。


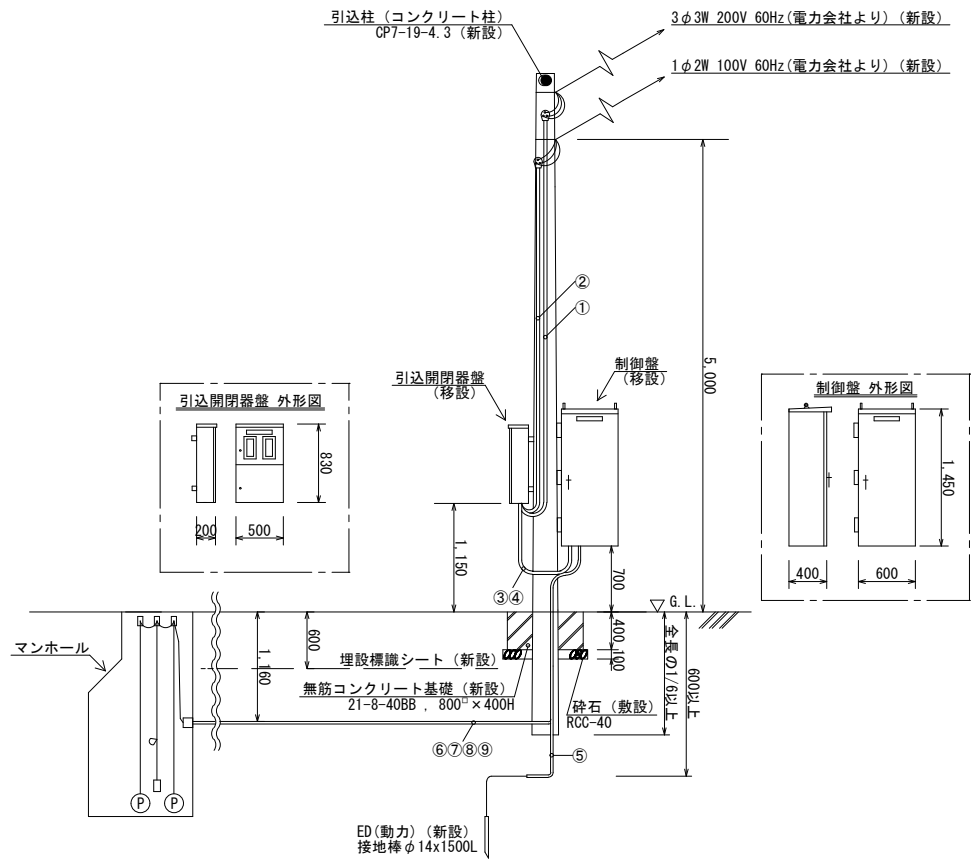


装柱図（新設） S:1/80

配線表（新設）

記号	自	至	種別	電線管	用途	摘要
①	引込点	引込開閉器盤	EM-CE5. 5sq-3C	G28、F30	動力線	配線新設、配管新設
②	引込点	引込開閉器盤	EM-CE3. 5sq-2C	G22、F24	電灯線	
③	引込開閉器盤	ポンプ制御盤	EM-CE5. 5sq-3C、EM-IE5. 5sq	F30	動力線、接地線	
④	引込開閉器盤	ポンプ制御盤	EM-CE3. 5sq-2C	F24	電灯線	
⑤	ポンプ制御盤	接地棒	EM-IE5. 5sq	HIVE16	接地線	
⑥	ポンプ制御盤	マンホール	EM-CE2sq-4C	G28、FEP30	No. 1ポンプ	
⑦	ポンプ制御盤	マンホール	EM-CE2sq-4C	G28、FEP30	No. 2ポンプ	
⑧	ポンプ制御盤	マンホール	EM-CEE1. 25sq-3C	G28、FEP30	フロートスイッチ	配線流用、配管新設
⑨	ポンプ制御盤	マンホール	中空ケーブルφ12		投込式水位計	

件名	尾高5号マンホールポンプ場制御盤移設工事		
図名	平面図、装柱図（新設）		
縮尺	1/80 (A3)	図番	E-2
米子市下水道部			

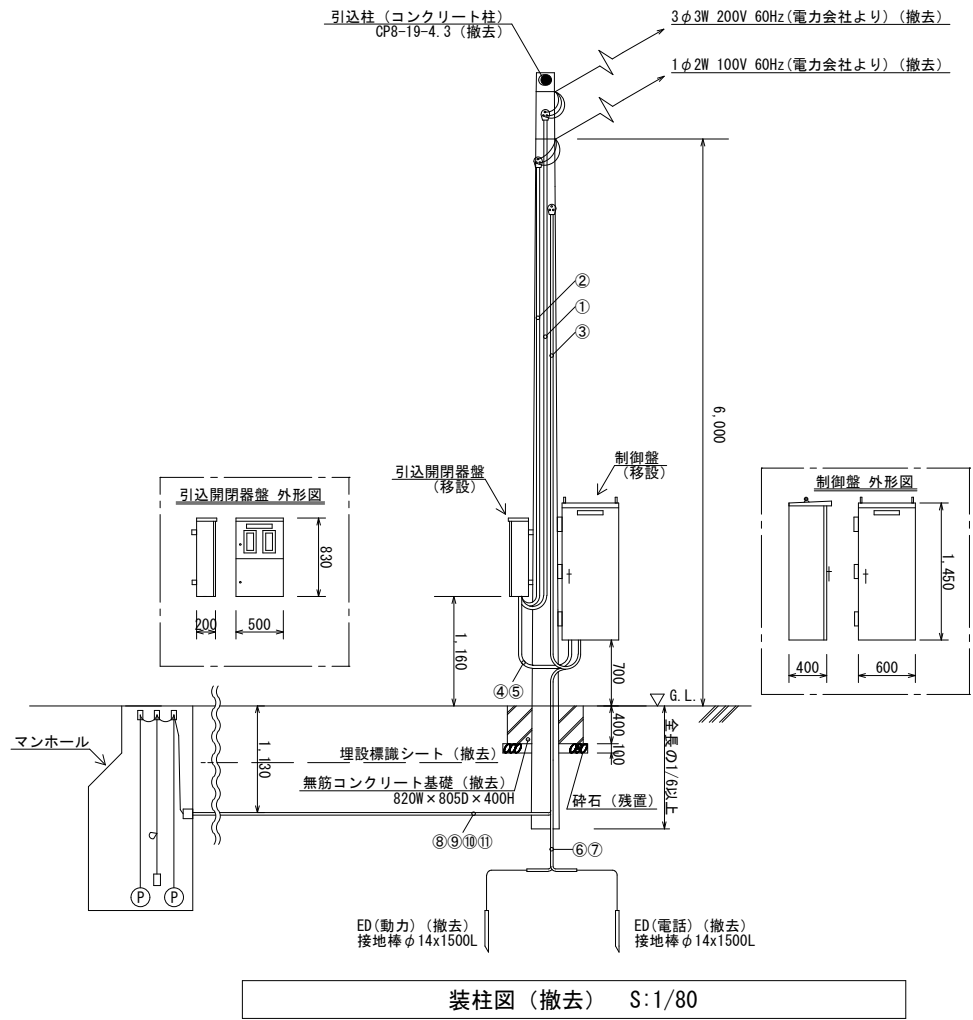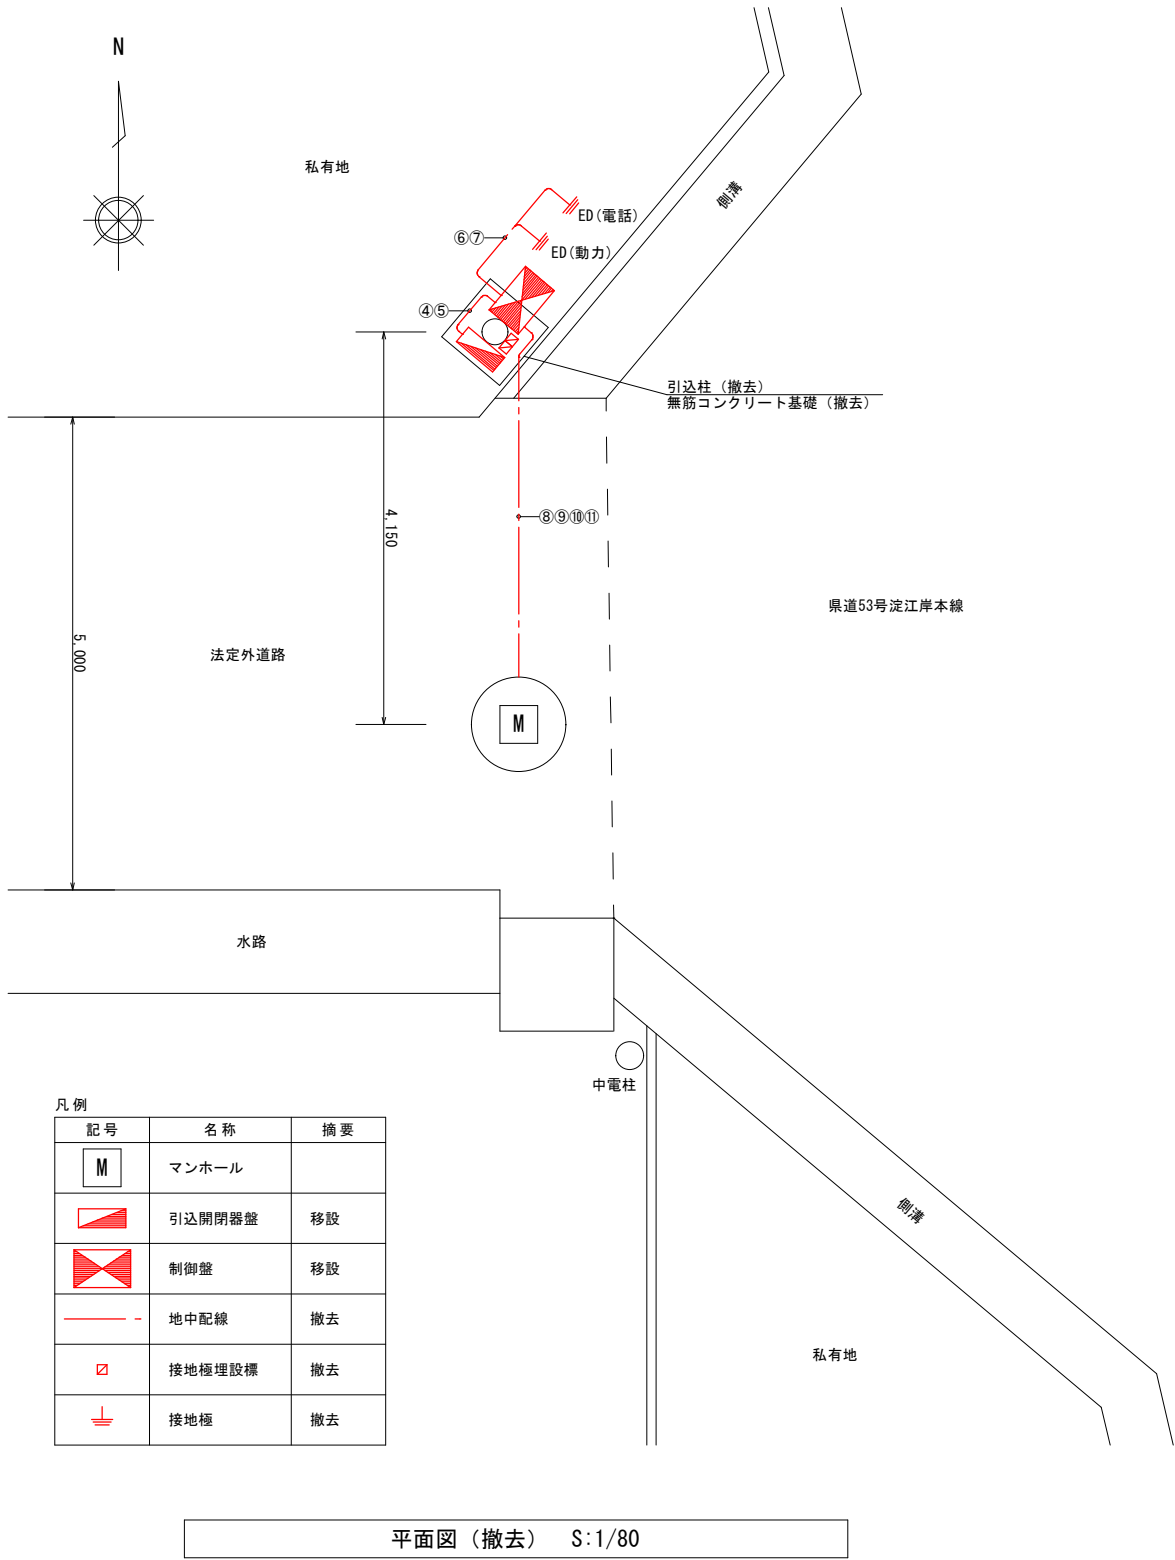


特記事項

- ・汚水ポンプ及びフロートスイッチのケーブル(⑧, ⑨, ⑩)は、マンホール内で切断すること。
- ・投込式水位計のケーブル(⑪)は、既設流用するため、切断をせず引き抜くこと。


配線表 (撤去)

記号	自	至	種別	電線管	用途	摘要
①	引込点	引込開閉器盤	CV5. 5sq-3C	HIVE28、F30	動力線	配線撤去、配管撤去
②	引込点	引込開閉器盤	CV5. 5sq-2C	HIVE28、F30	電灯線	
③	引込点	ポンプ制御盤	—	HIVE22、F24	(予備管)	
④	引込開閉器盤	ポンプ制御盤	CV5. 5sq-3C、1V5. 5sq	F30	動力線、接地線	
⑤	引込開閉器盤	ポンプ制御盤	CV5. 5sq-2C	F30	電灯線	
⑥	ポンプ制御盤	接地棒	1V5. 5sq	HIVE16	接地線	
⑦	ポンプ制御盤	接地棒	1V5. 5sq	HIVE16	接地線	
⑧	ポンプ制御盤	マンホール	VCT1. 25sq-4C	HIVE28、FEP30	No. 1ポンプ	配線流用、配管撤去
⑨	ポンプ制御盤	マンホール	VCT1. 25sq-4C	HIVE28、FEP30	No. 2ポンプ	
⑩	ポンプ制御盤	マンホール	VCTFK0. 75sq-3C	HIVE28、FEP30	フロートスイッチ	
⑪	ポンプ制御盤	マンホール	中空ケーブルφ12		投込式水位計	


件名	尾高5号マンホールポンプ場制御盤移設工事		
図名	平面図、装柱図 (撤去)		
縮尺	1/80 (A3)	図番	E-3
米子市下水道部			

 

 - ・ は、掘削およびアスファルト仮復旧・本復旧範囲を示す。
- ・ は、アスファルト本復旧範囲を示す。
- ・ は、流用土による埋戻し範囲を示す。
- ・ 上記埋戻しの発生残土は、移設元の埋戻しに使用すること。
- ・ アスファルト仮復旧及び本復旧は、掘削断面図を参照すること。
- ・ 法定外道路及び私有地のアスファルト本復旧の表層については、
(A部)及び(B部)と同等とすること。
- ・ 県道のアスファルト本復旧の表層については、(C部)と同等とすること。
- ・ 掘削時には、既存の埋設物(水道管及び下水道管等)に十分留意して施工すること。



件名	尾高5号マンホールポンプ場制御盤移設工事		
図名	平面図、掘削断面図（土工）		
縮尺	1/80, 1/25 (A3)	図番	E-4
米子市下水道部			

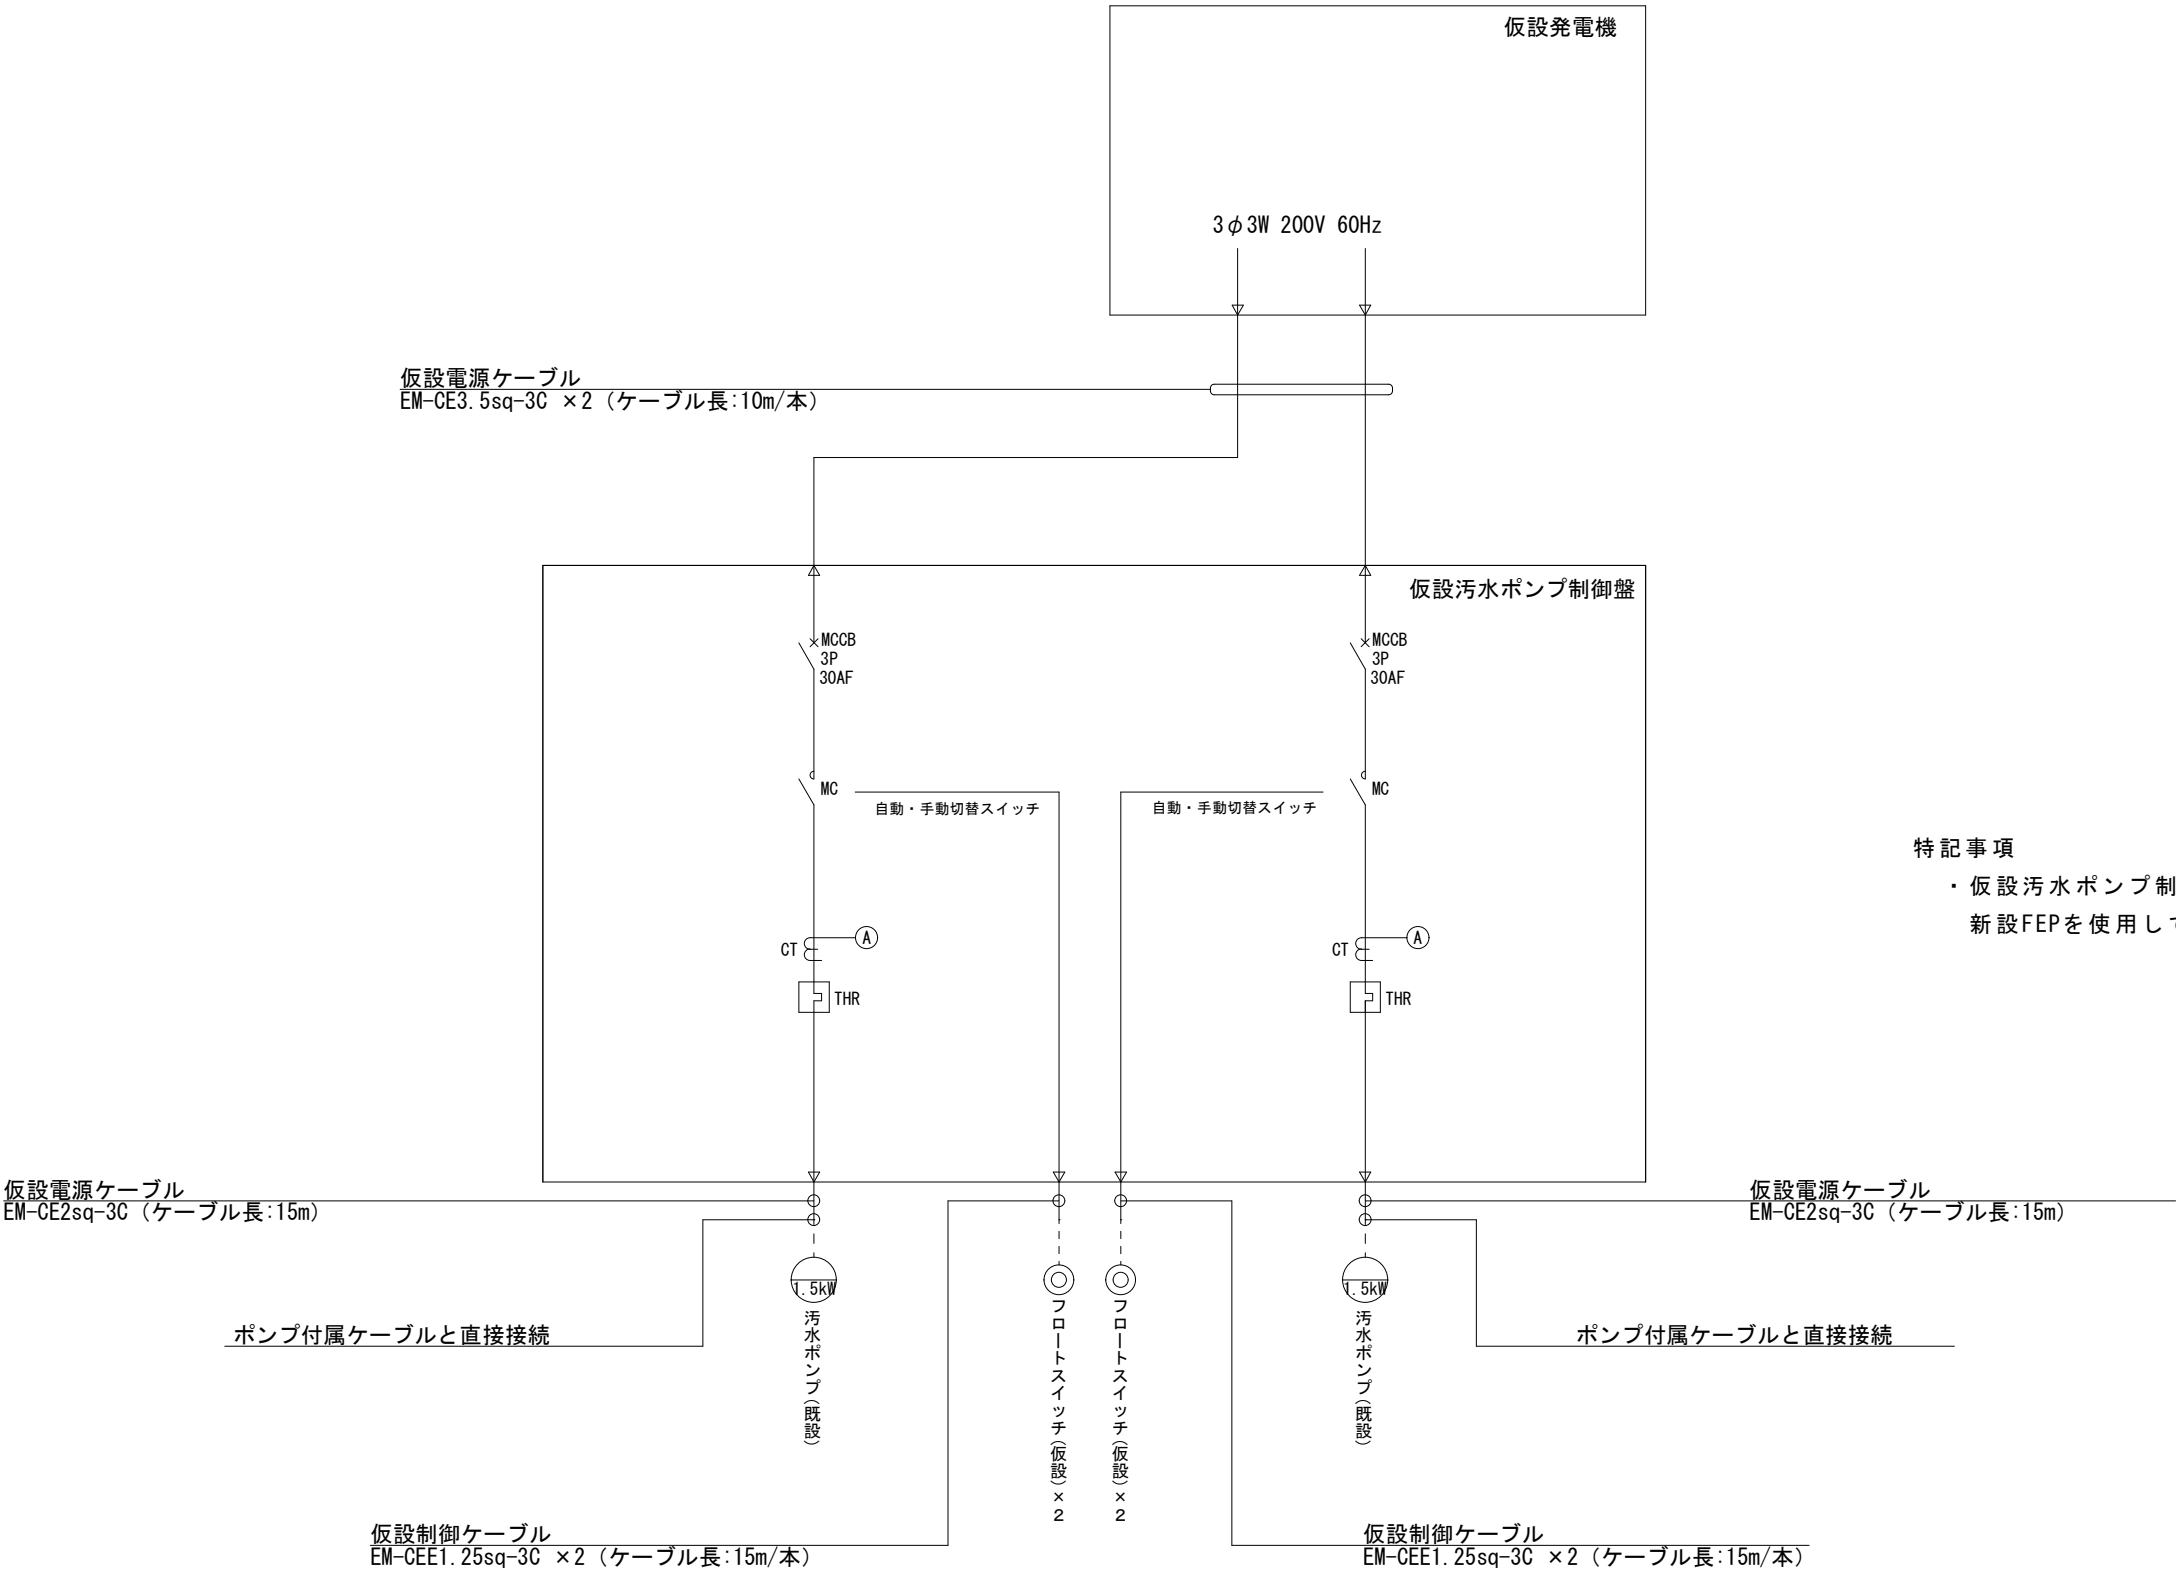

特記事項

- ・ 仮設汚水ポンプ制御盤からマンホールへの配線は、新設FEPを使用して敷設すること。

凡例

記号	名称
MCCB	配線用遮断器
MC	電磁接触器
CT	変流器
Ⓐ	電流計
THR	熱動継電器

汚水ポンプ制御盤単線結線図(仮設)

件名	尾高5号マンホールポンプ場制御盤移設工事		
図名	単線結線図（仮設）		
縮尺	－	図番	E-5
米子市下水道部			