


件名	春日地区農業集落排水施設インバータ補修工事		
図名	付近見取図、配置図		
縮尺	1/400 (A3)	図番	E-1
米子市上下水道局			

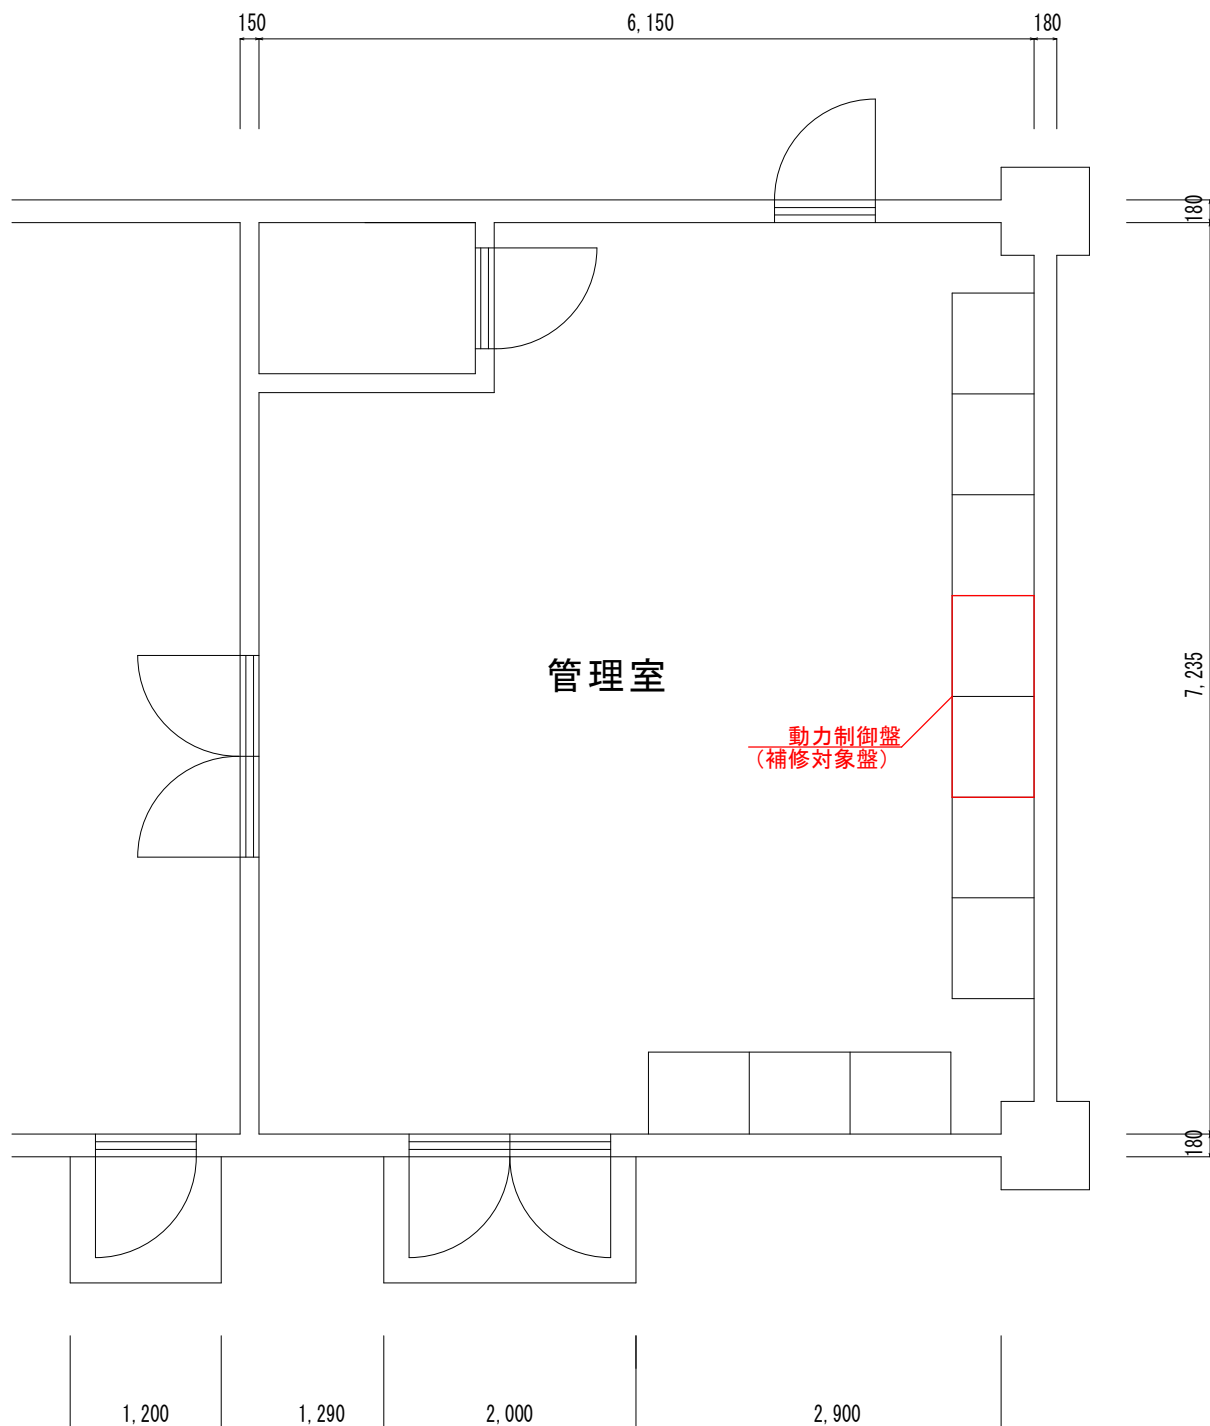


平面図 S:1/60



盤内器具配置図

件名	春日地区農業集落排水施設インバータ補修工事		
図名	平面図、盤内器具配置図		
縮尺	1/60 (A3)	図番	E-2
米子市上下水道局			

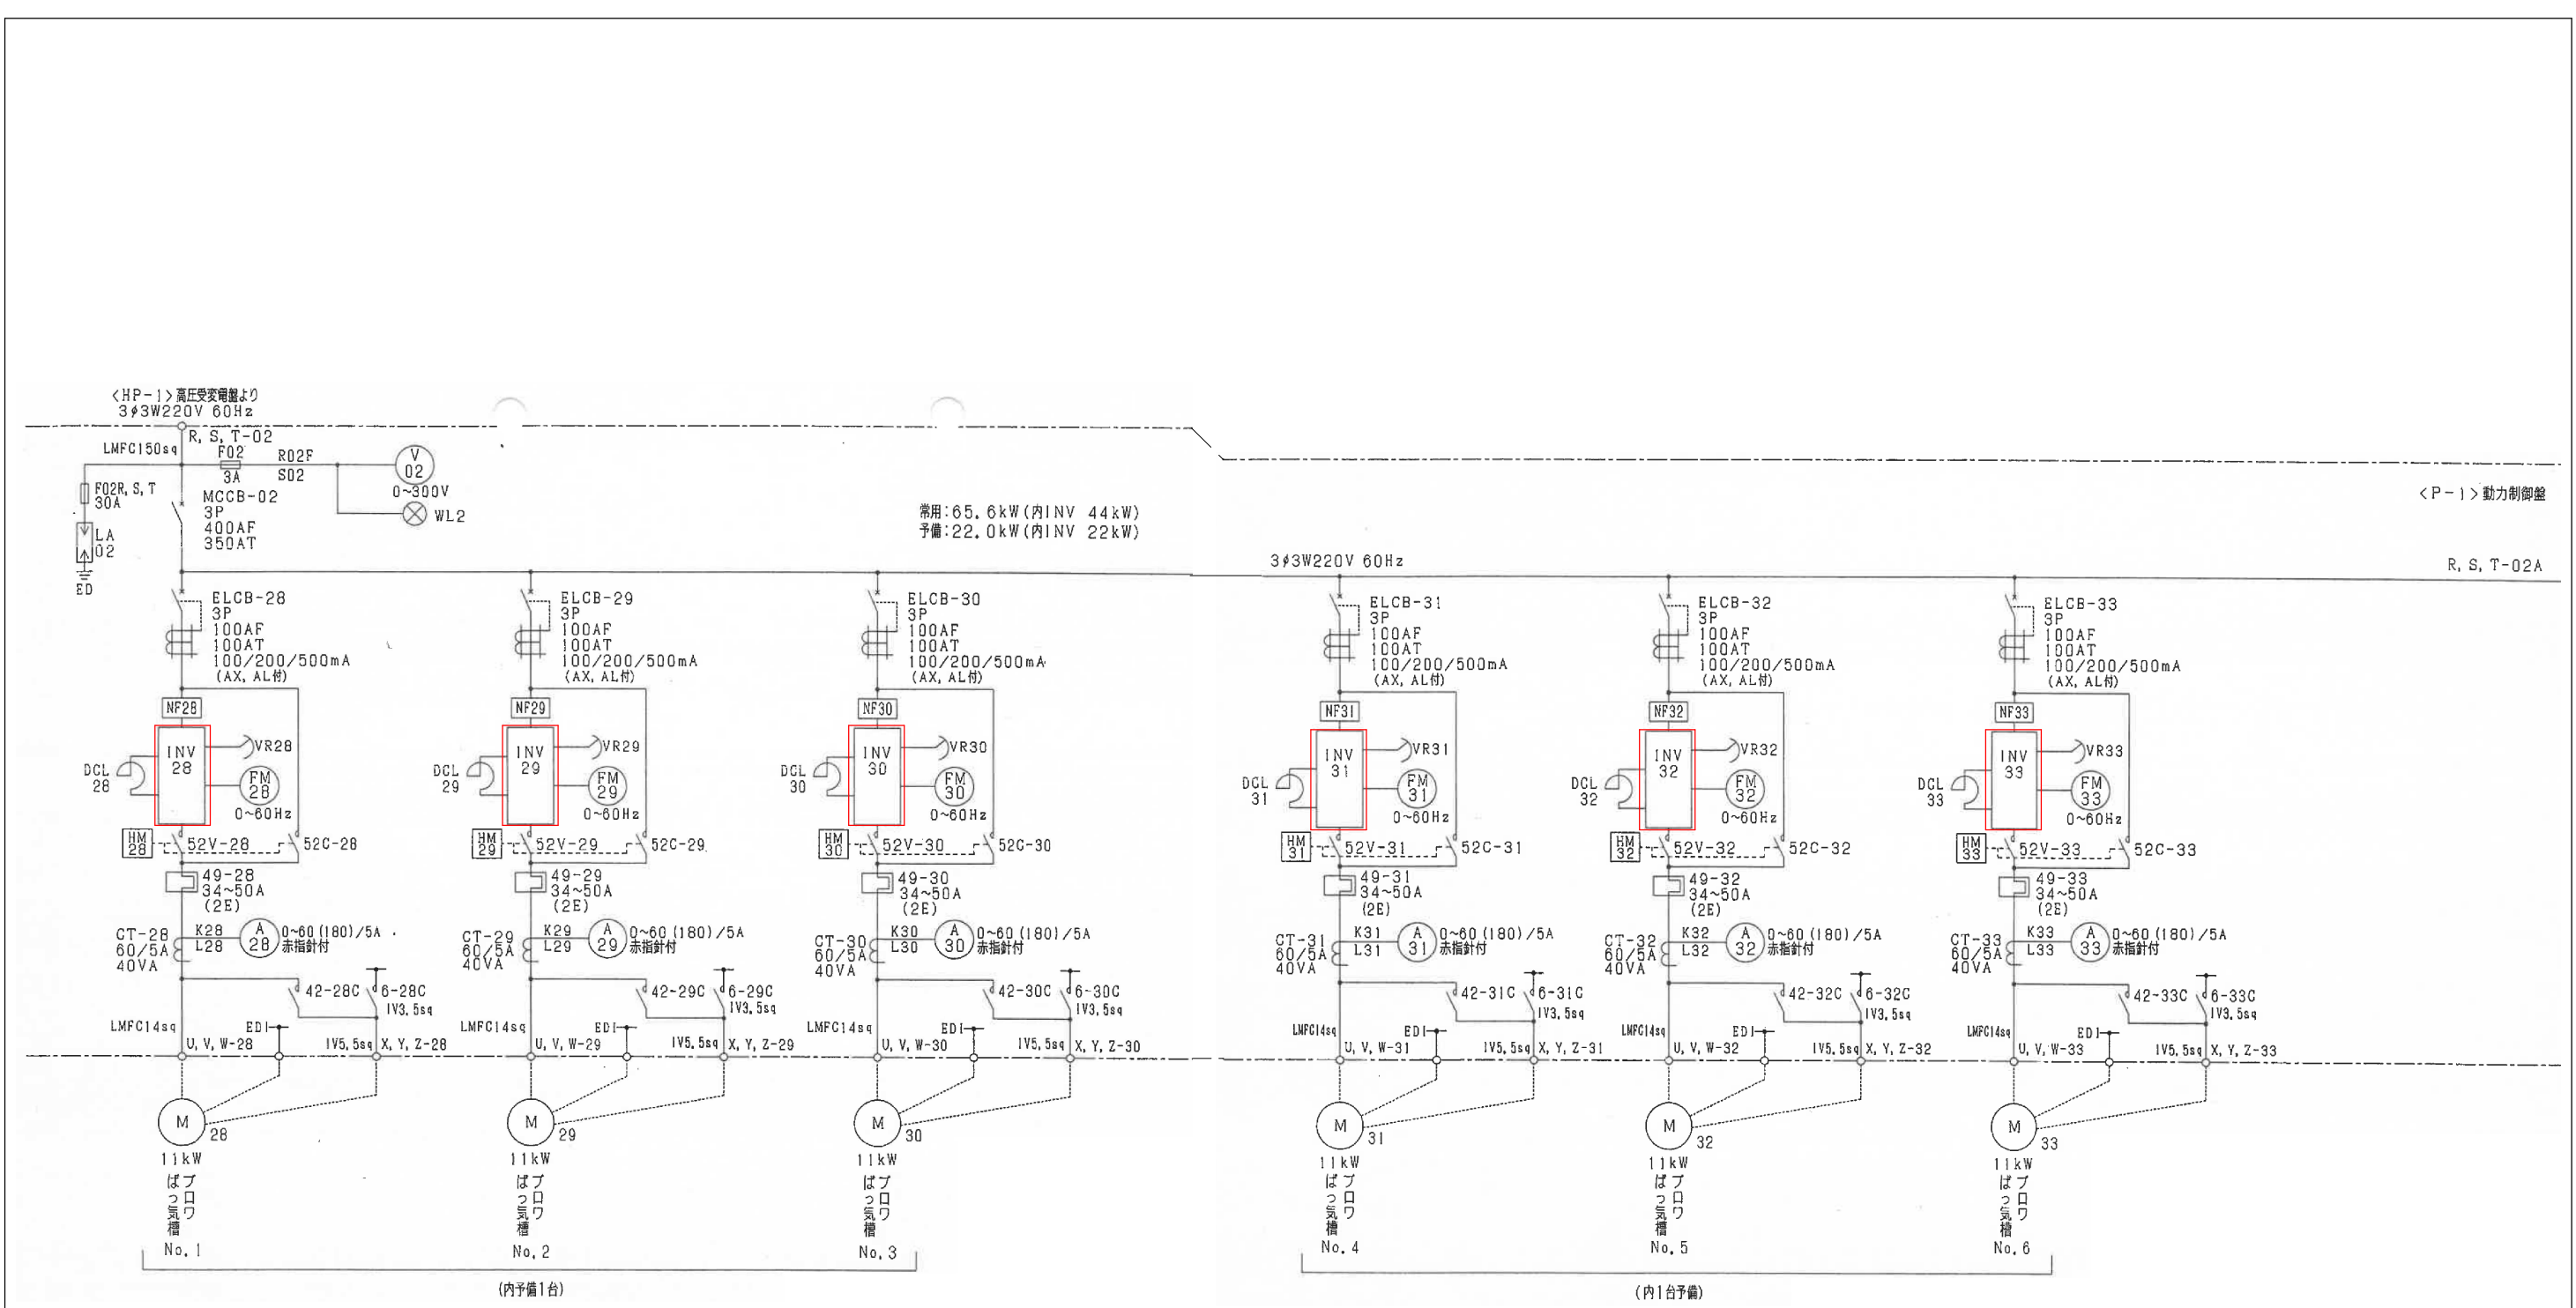

特記事項
・ 図中 は、今回の補修範囲を示す。

件名	春日地区農業集落排水施設インバータ補修工事		
図名	単線結線図		
縮尺	—	図番	E-3
米子市上下水道局			