

縦断面図

縮尺 横 1 : 500

No. 15 小型マンホール (内径30) 深1.65
no. 12 片道立坑 (円形ライナープレートφ1500)
No. 16 組立1号マンホール (内径90) 深1.93
no. 13 両側立坑 (円形ライナープレートφ2000)
No. 17 組立1号マンホール (内径90) 深1.91
no. 14 片道立坑 (円形ライナープレートφ1500)
No. 18 組立1号マンホール (内径90) 深1.97
no. 15 片道立坑 (円形ライナープレートφ1500)
No. 20 組立1号マンホール (内径90) 深2.12
no. 17 既設両側立坑 (円形ライナープレートφ2000)

ガス PEφ30 勾配3‰
本線 DPφ100 勾配1.5‰

標高24.35m 勾配1.5‰

下水管用硬質塩化ビニル管 (鋼製さや管φ400)

3.0 ‰ 30.0 ‰

中等潮位 18.000

18.00 30.00 46.00 23.00

(828-1) φ150 3.0~30.0 ‰ 48.00

(828-1) φ150 33.5 ‰ 46.00

(828) φ150 3.0 ‰ 23.00

(827) φ200 28.0 ‰ 23.015

(829) φ150 19.0 ‰ 23.027


(830) φ200 29.0 ‰ 22.950

地盤高	土被	管底高
27.93	(1.37) 1.50	26.279
27.93	(1.43) 1.55 (1.77) 1.65	26.225 26.002
26.86	(1.48) 1.60 1.75	25.102 24.955
25.25	1.68 (1.81) 1.69	23.414 23.284
25.07	(1.58) 1.70	23.215


※()内は、鋼製さや管の土被りを記す。

水 準 基 標 (東京湾中等潮位による)				
所 在 地		真 高	備 考	
町 名	目 標			
西 町	湊公園内 清潤寺岩	メートル 1.931		
内浜系統 新加茂処理分区				
件 名	宗像枝線その8工事			
図 名	系統図、線路詳細図、横断面図			
縮 尺	図 示	図 番	1 / 3	
調 査 年 月 日	令和 年 月 日			
設 計 者 氏 名				
米 子 市 上 下 水 道 局				


平面図 縮尺 1:500

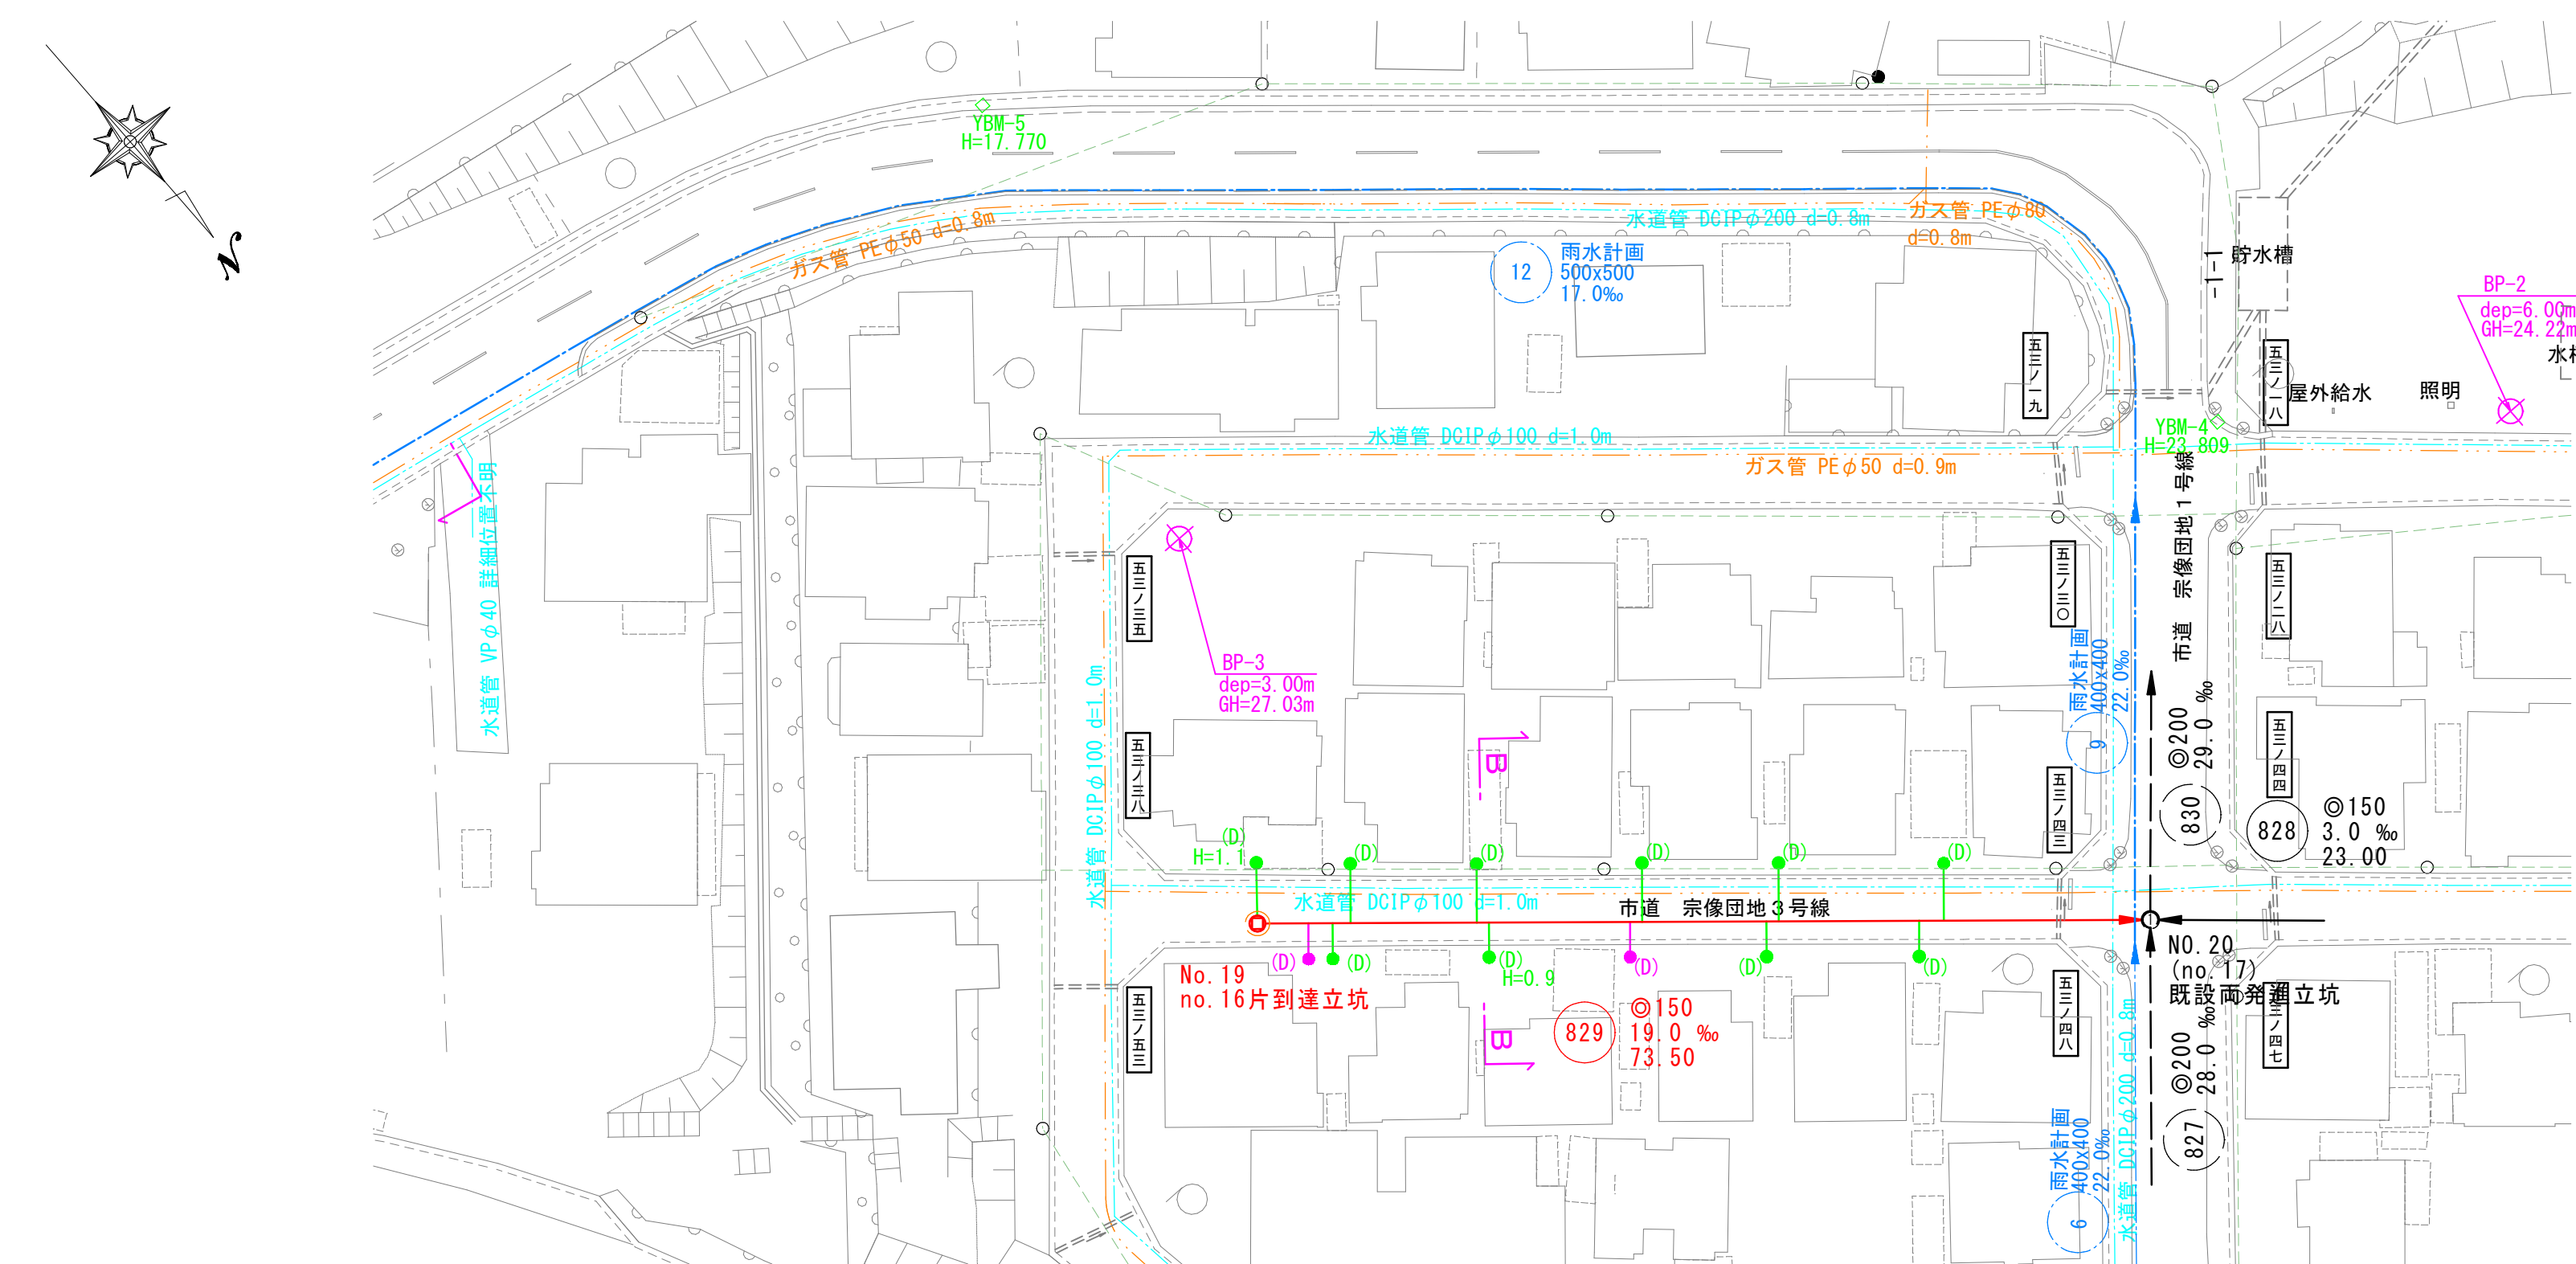

横断面図 縮尺 1:50

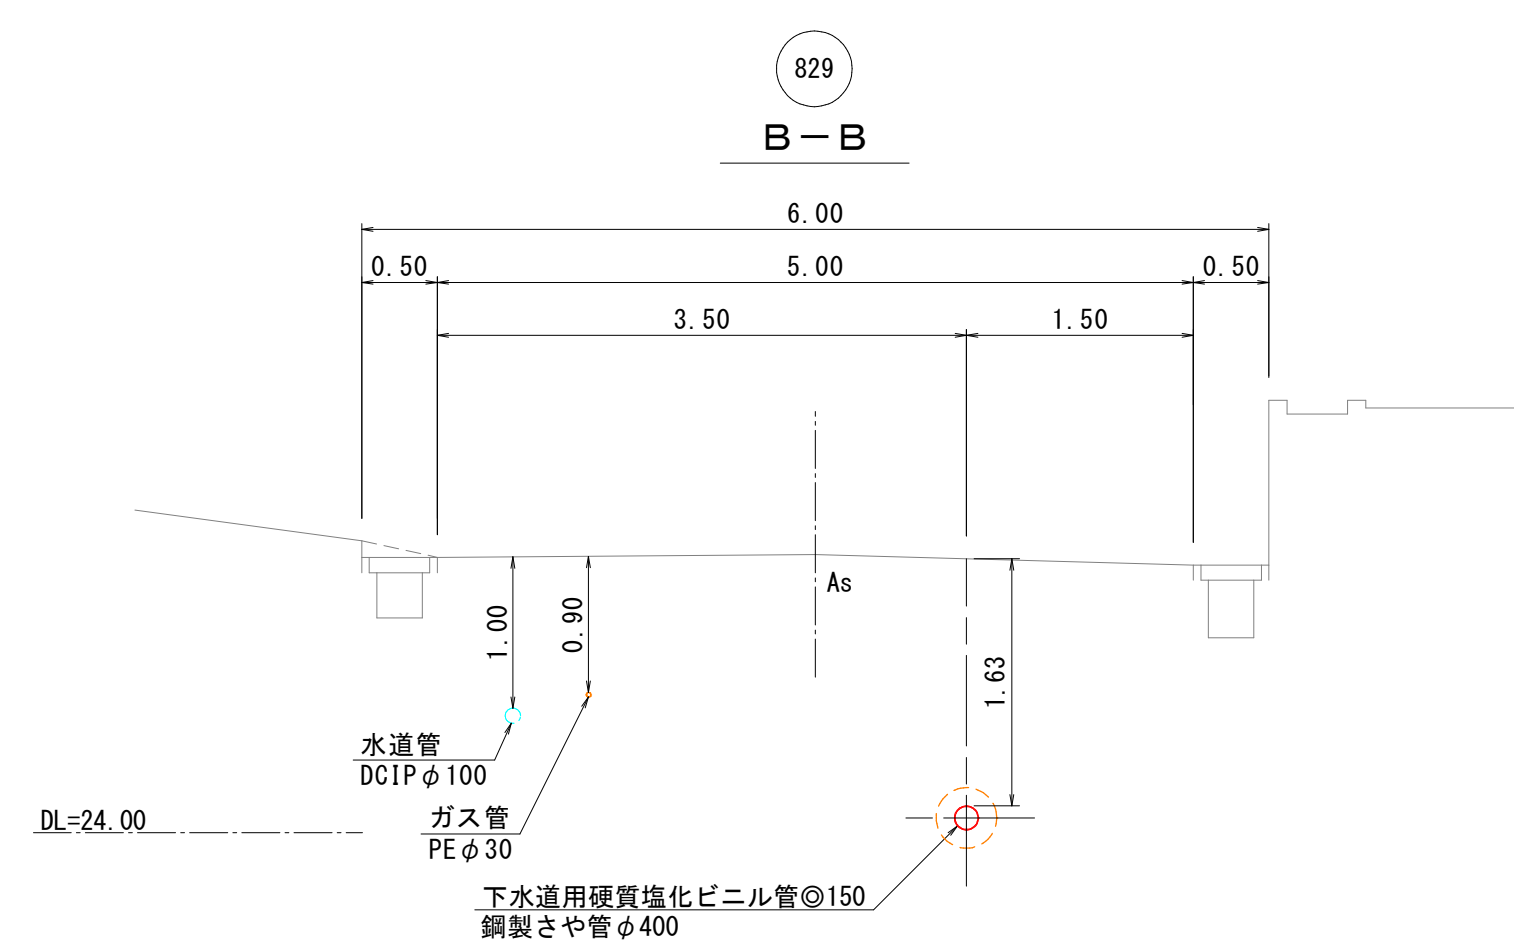

縦断面図 縦縮尺 1:100 横縮尺 1:500

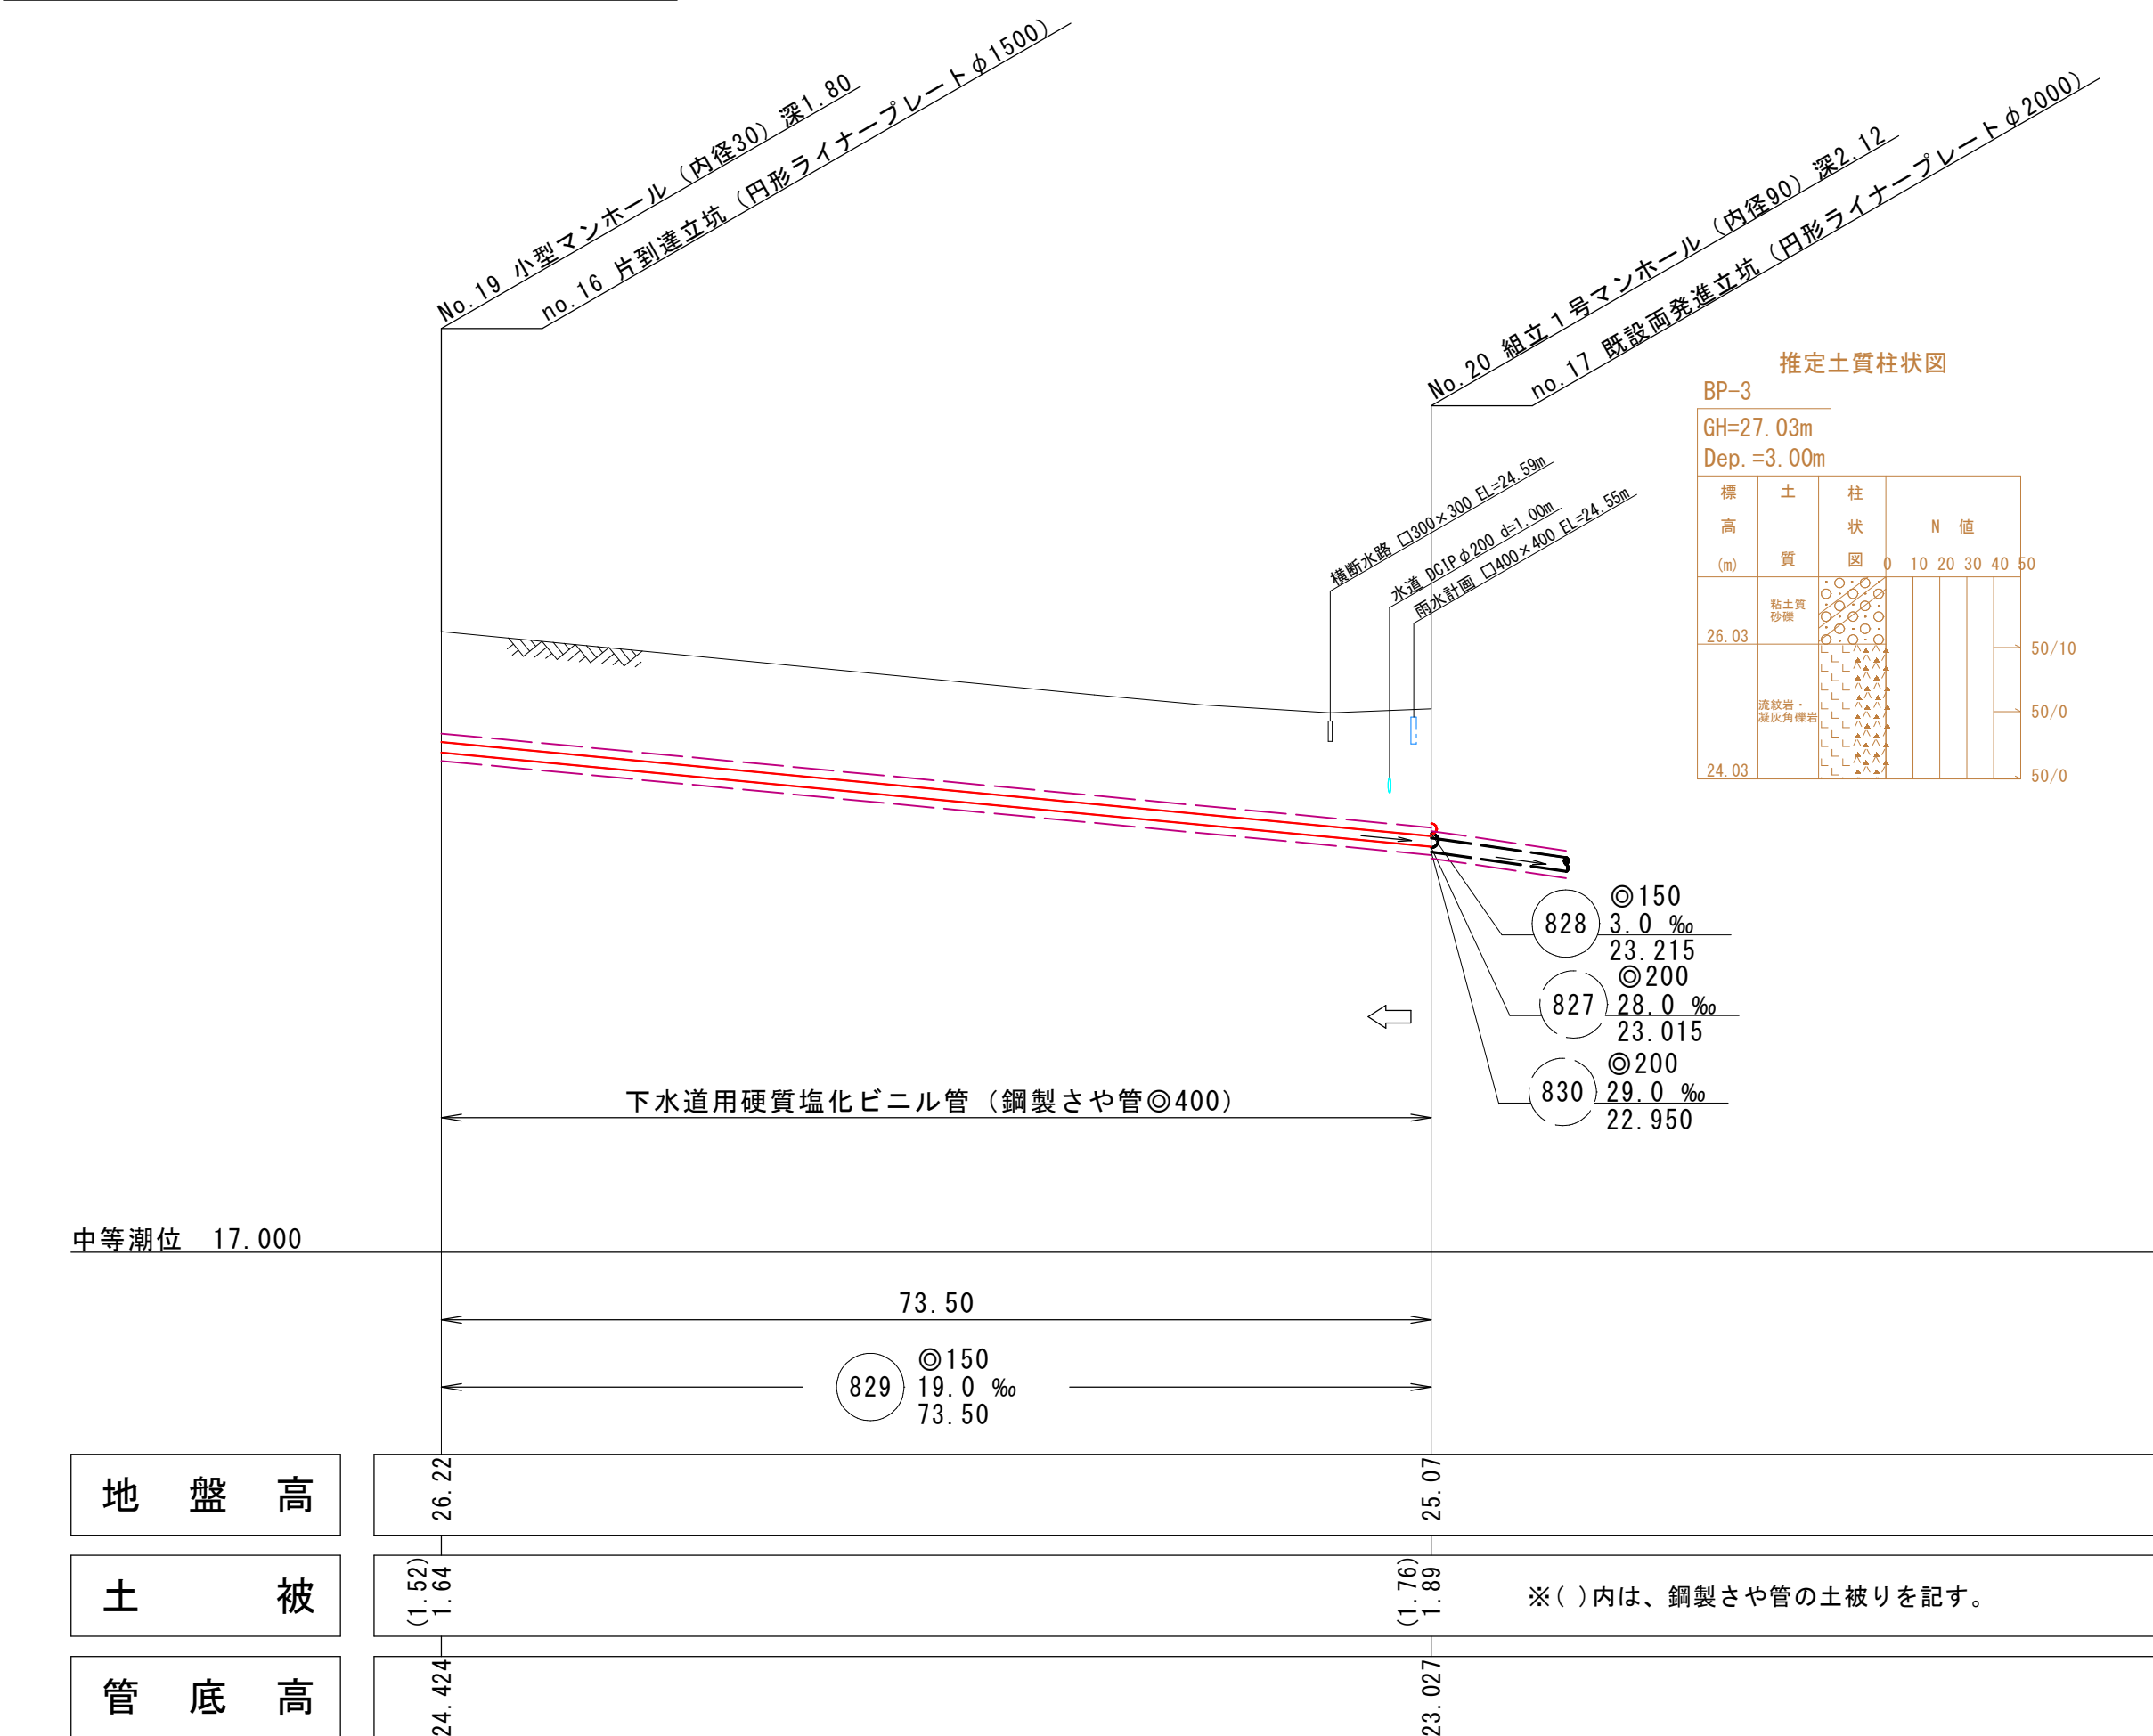

線路詳細図
829
横断面図


注・施工については「下水道工事標準仕様書」による。
（内径100mmのマンホール深さ80センチメートル）を標準とする。

内浜系統 新加茂処理分区				
件 名	宗像枝線その8工事			
図 名	線路詳細図、横断面図			
縮 尺	図 示	図 番	2 / 3	
調 査 年 月 日	令和		年	月 日
設 計 者 氏 名				
米子市上下水道局				

no. 12 片到達立坑（円形ライナープレートφ1500）


no. 13 両発達立坑（円形ライナープレートφ2000）

覆工平面図

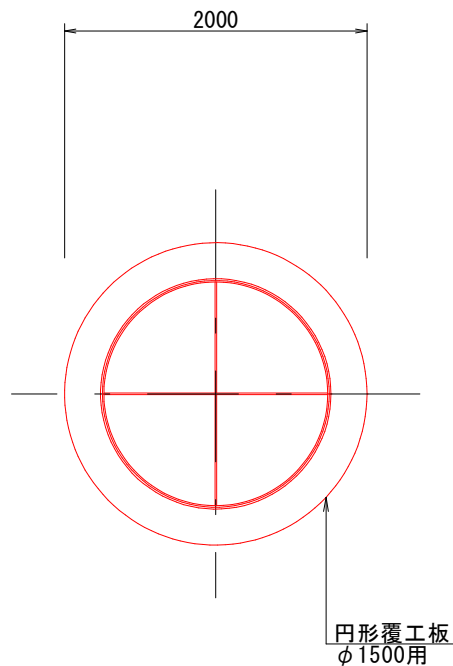


断面図

平面図

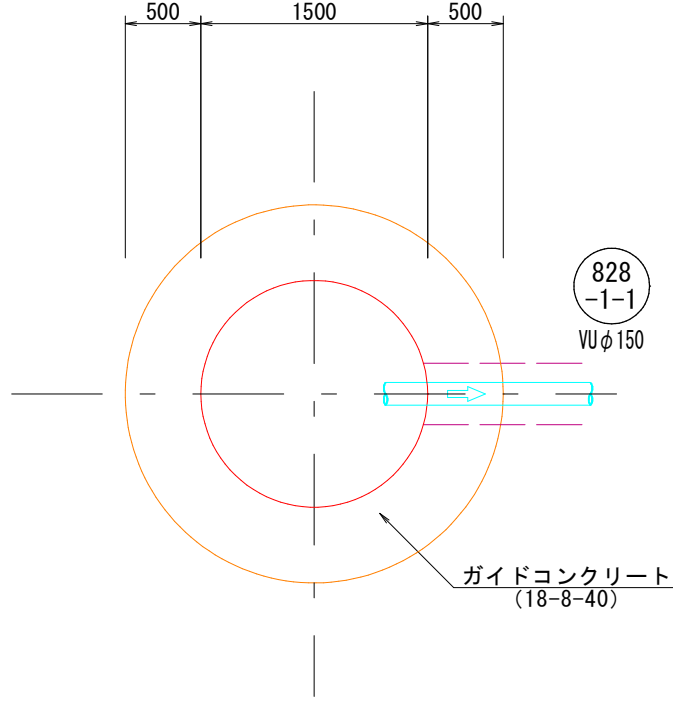


セクション構成図

覆工平面図

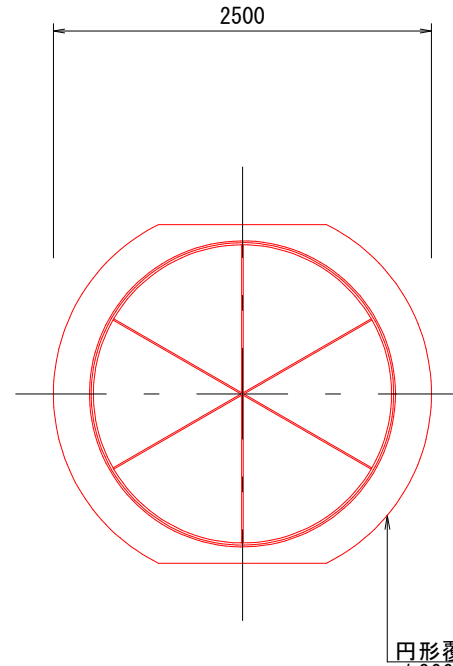





断面図

平面図




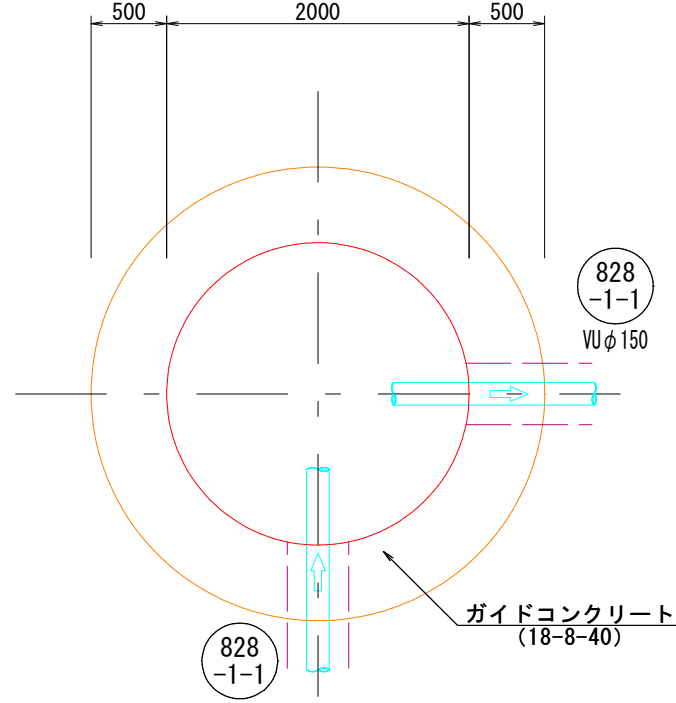


セクション構成図

推定土質柱状図

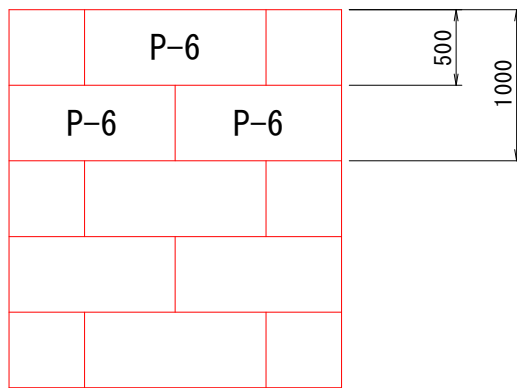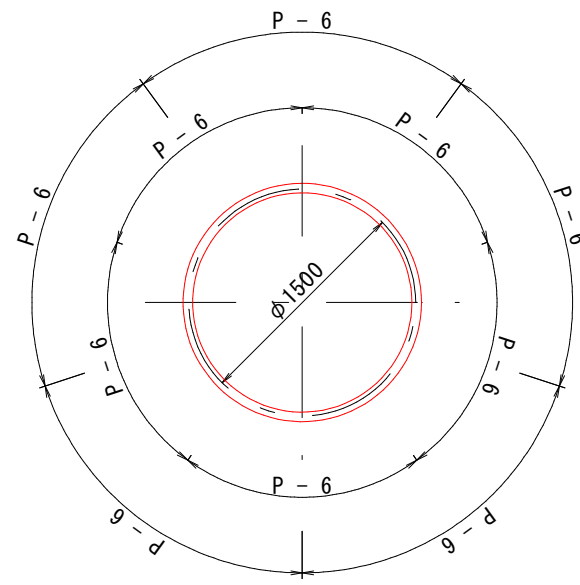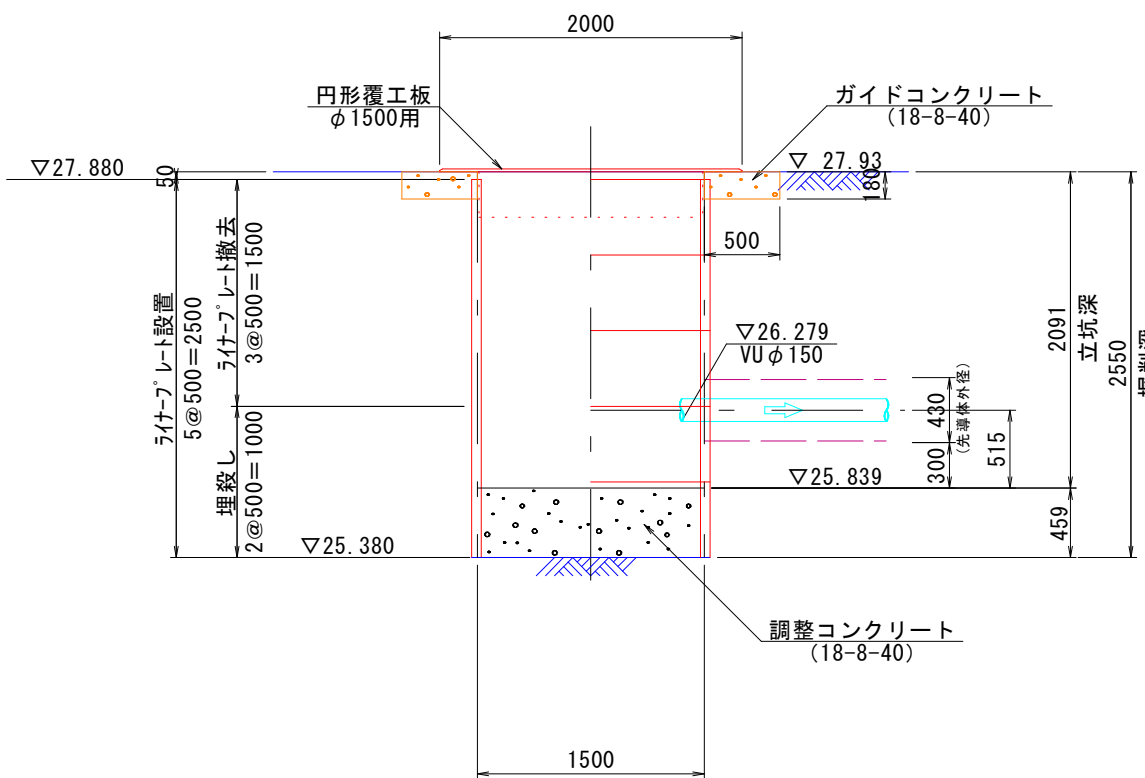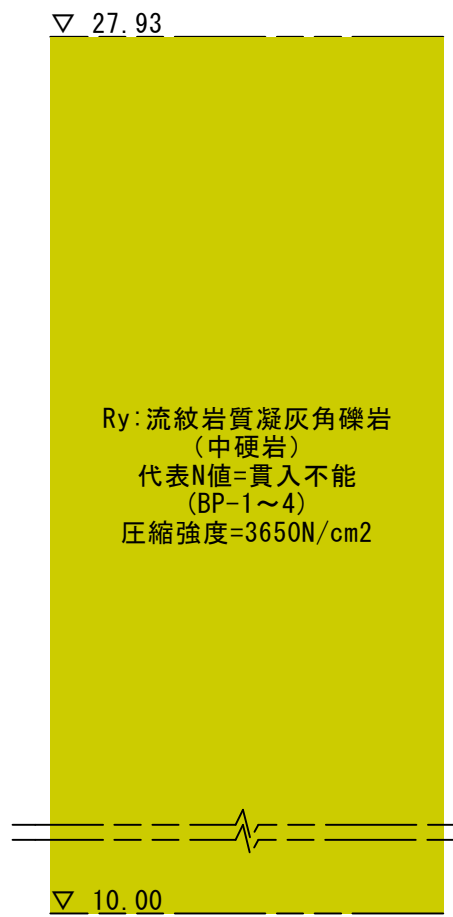

推定土質柱状図

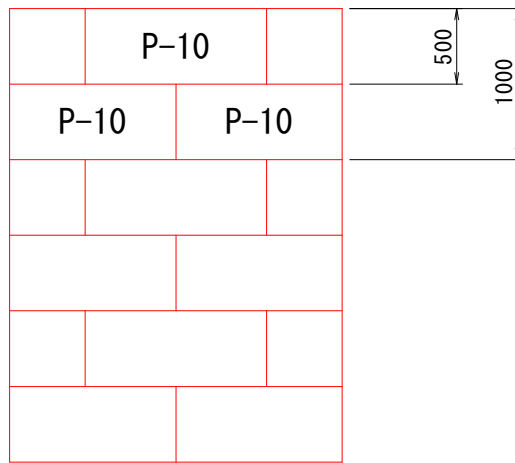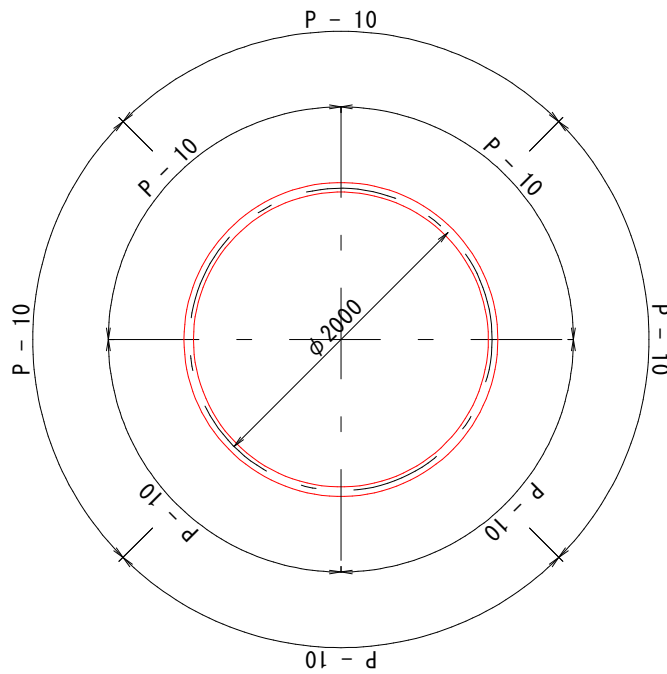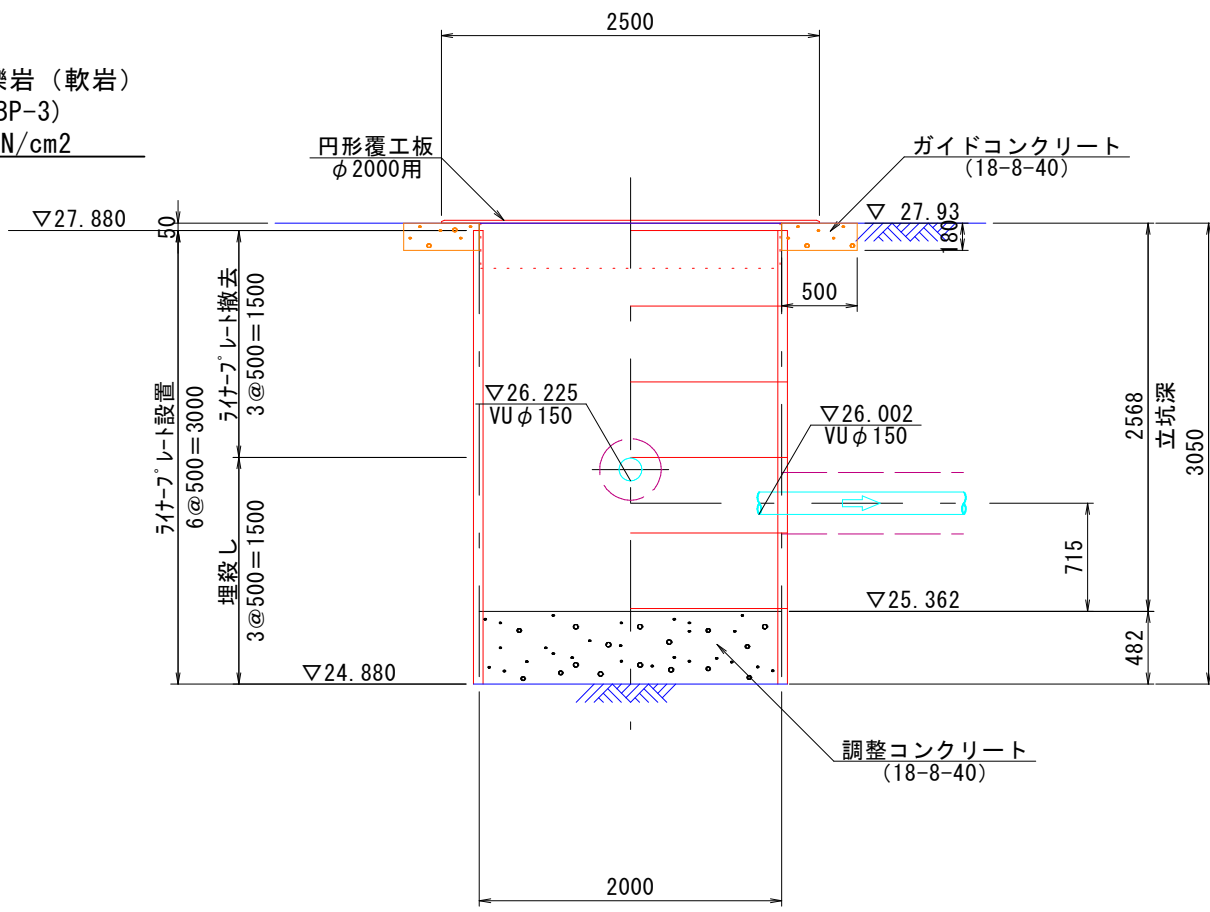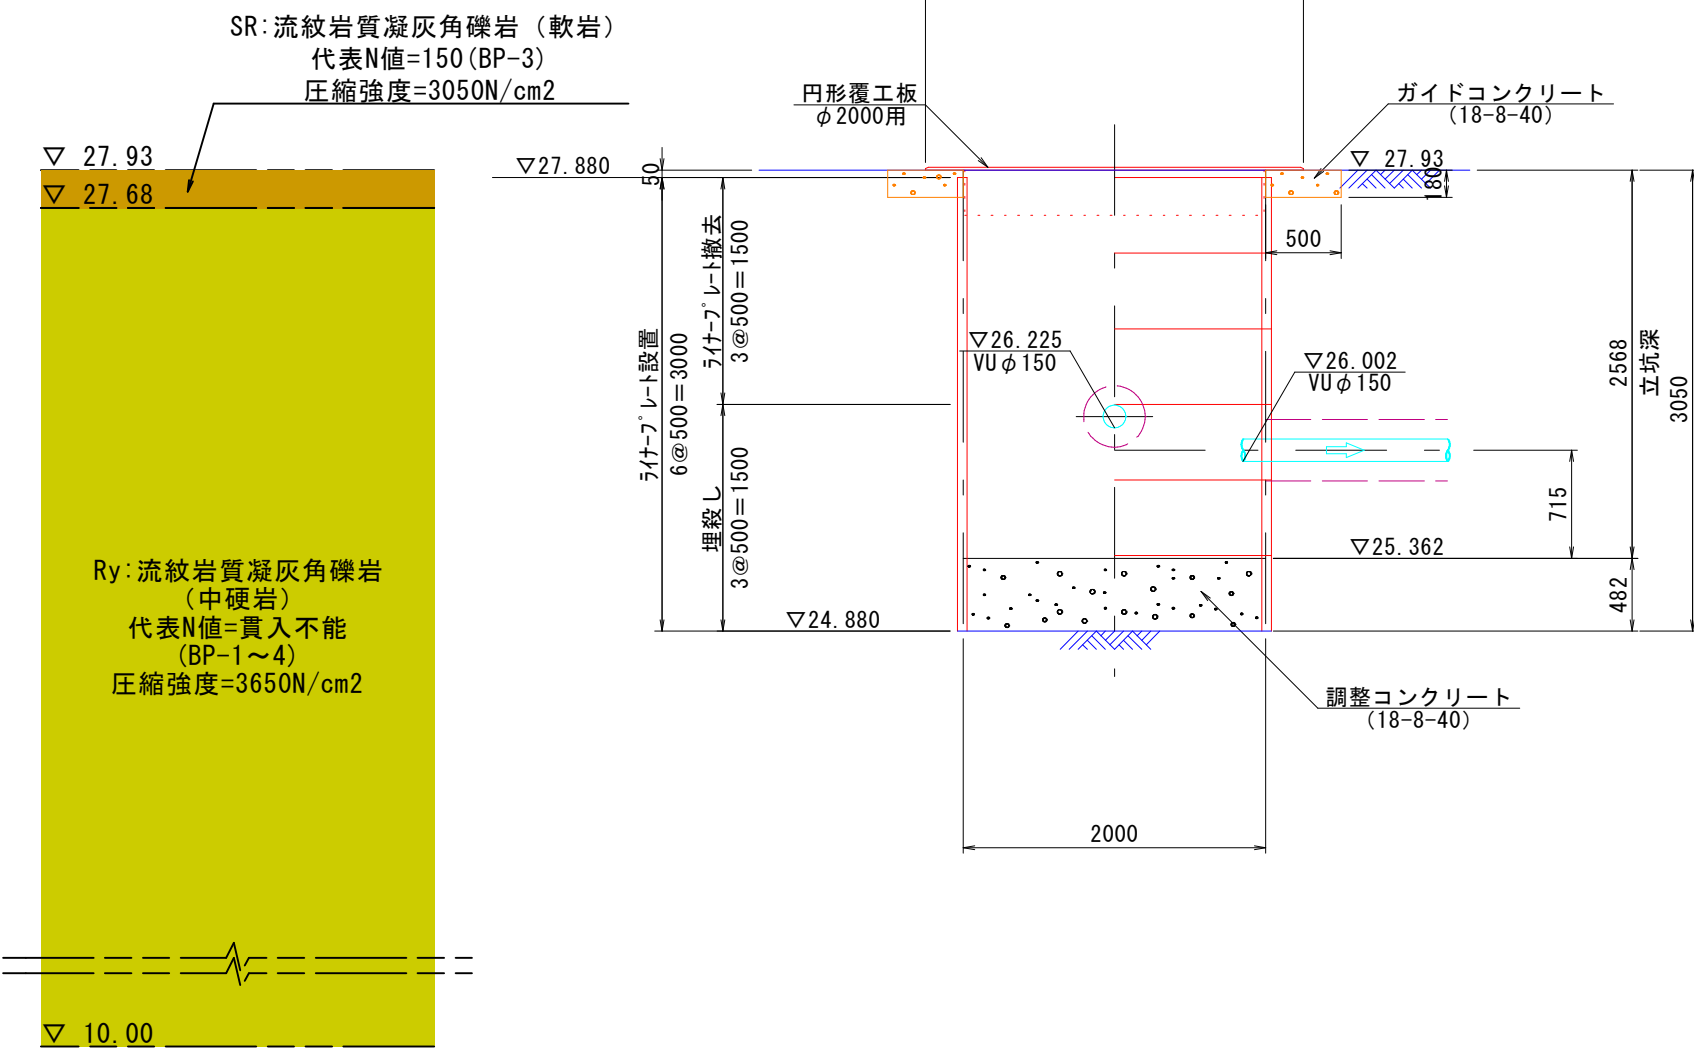

注


標準仕様書」による。

「下水道工事


(参考図)

内浜系統 新加茂処理分區				
件 名		宗像枝線その8工事		
図 名		no. 12・no. 13 立坑仮設図		
縮 尺		1 : 50	図 番	1 / 3
調 査 年 月 日		令和 年 月 日		
設 計 者 氏 名				
米子市上下水道局				


no. 14 片到達立坑（円形ライナープレートφ1500）

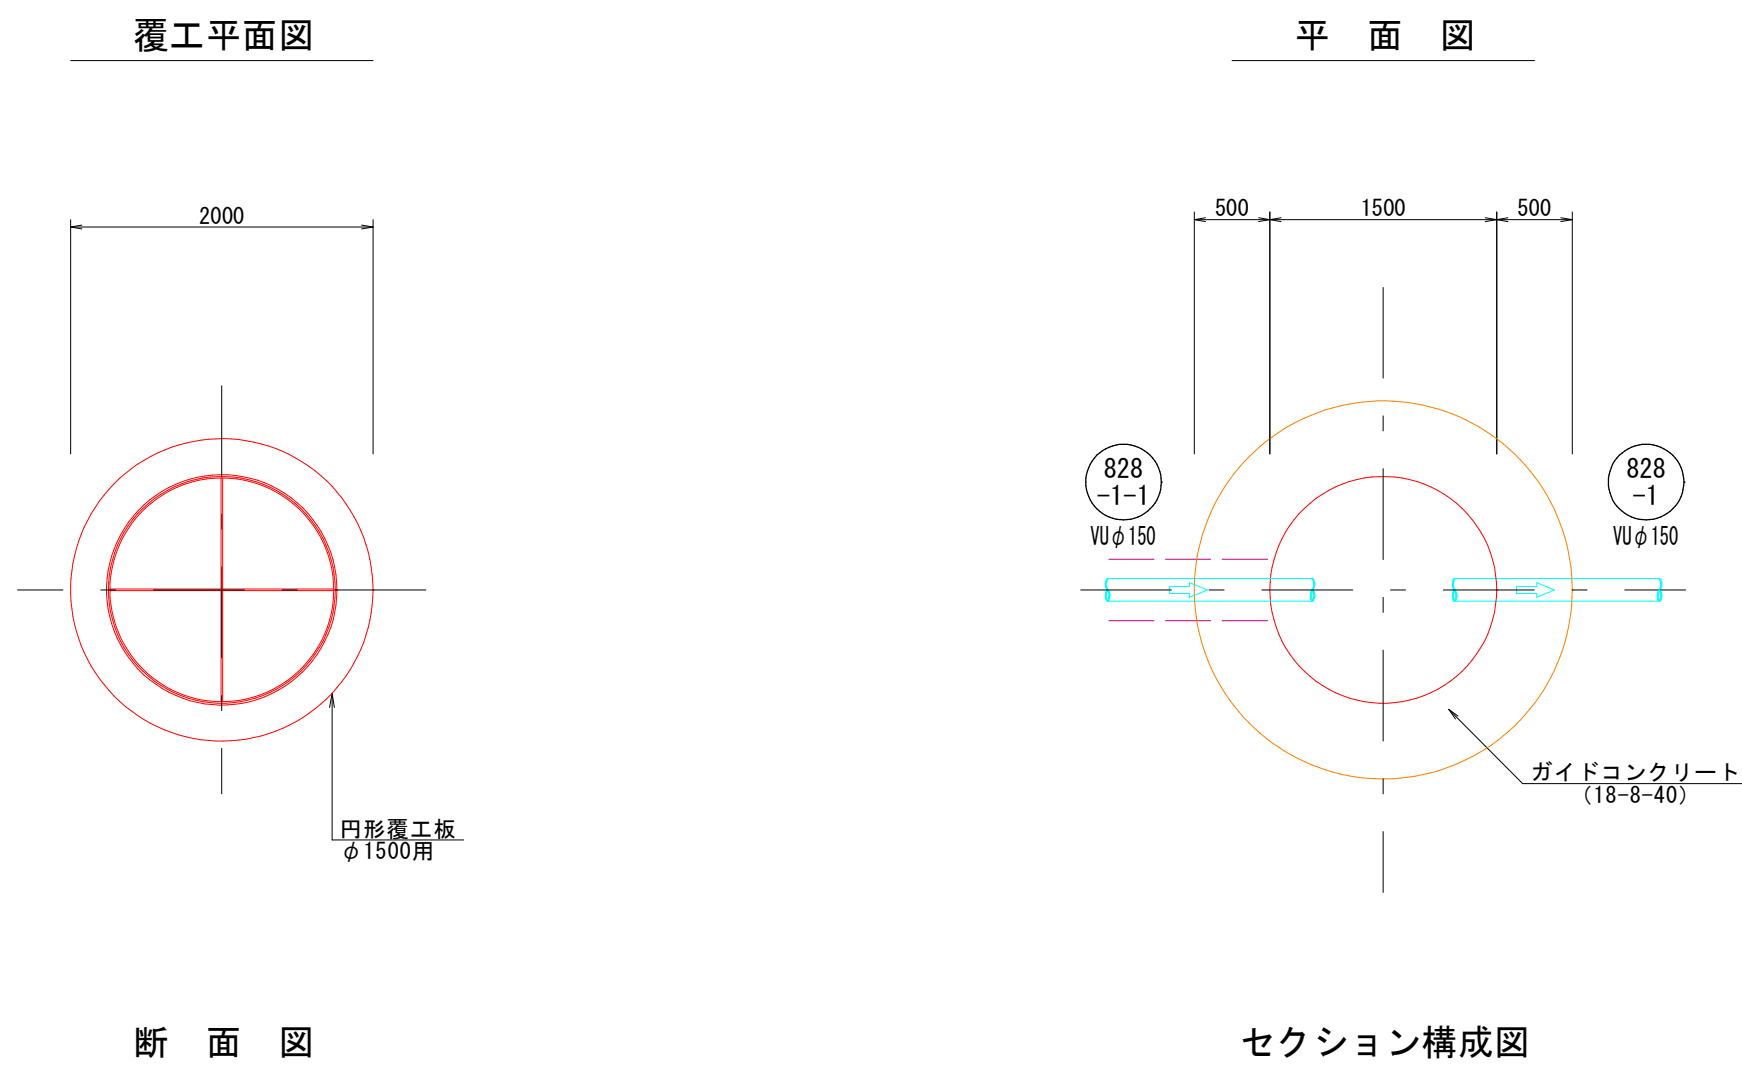


no. 15 片到達立坑（円形ライナープレートφ1500）

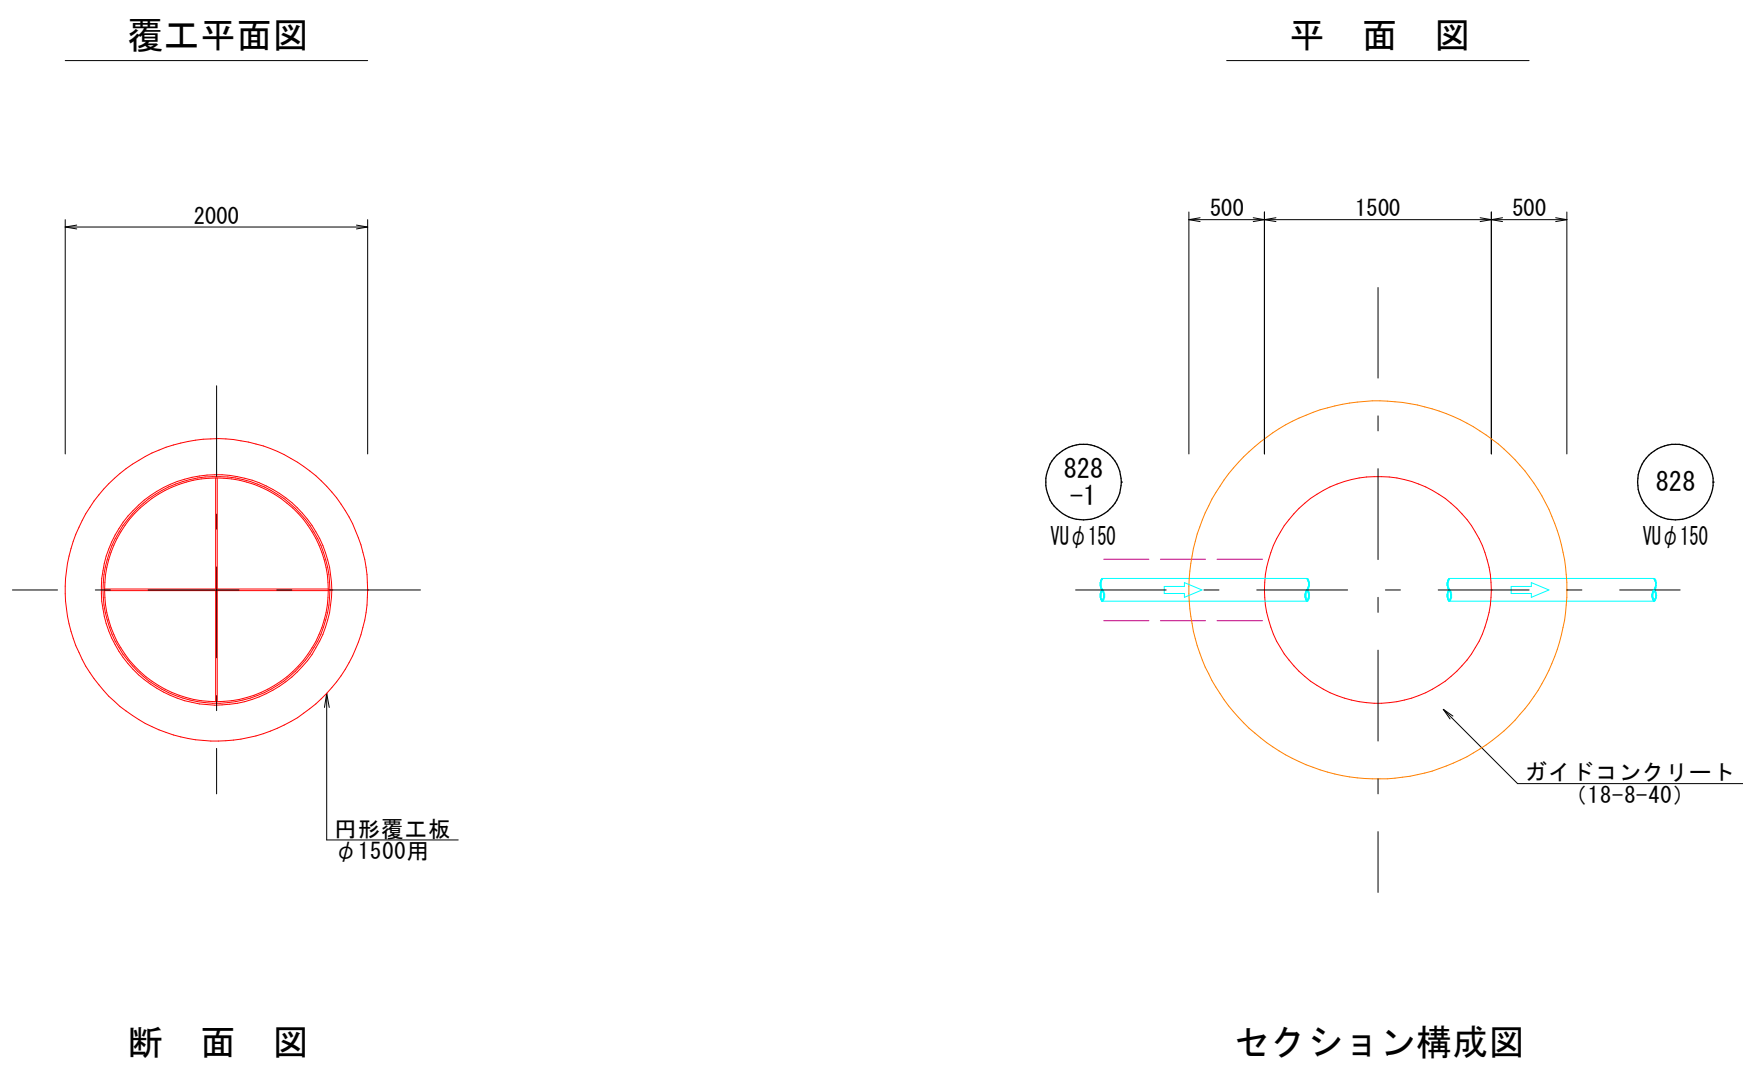

推定土質柱状図

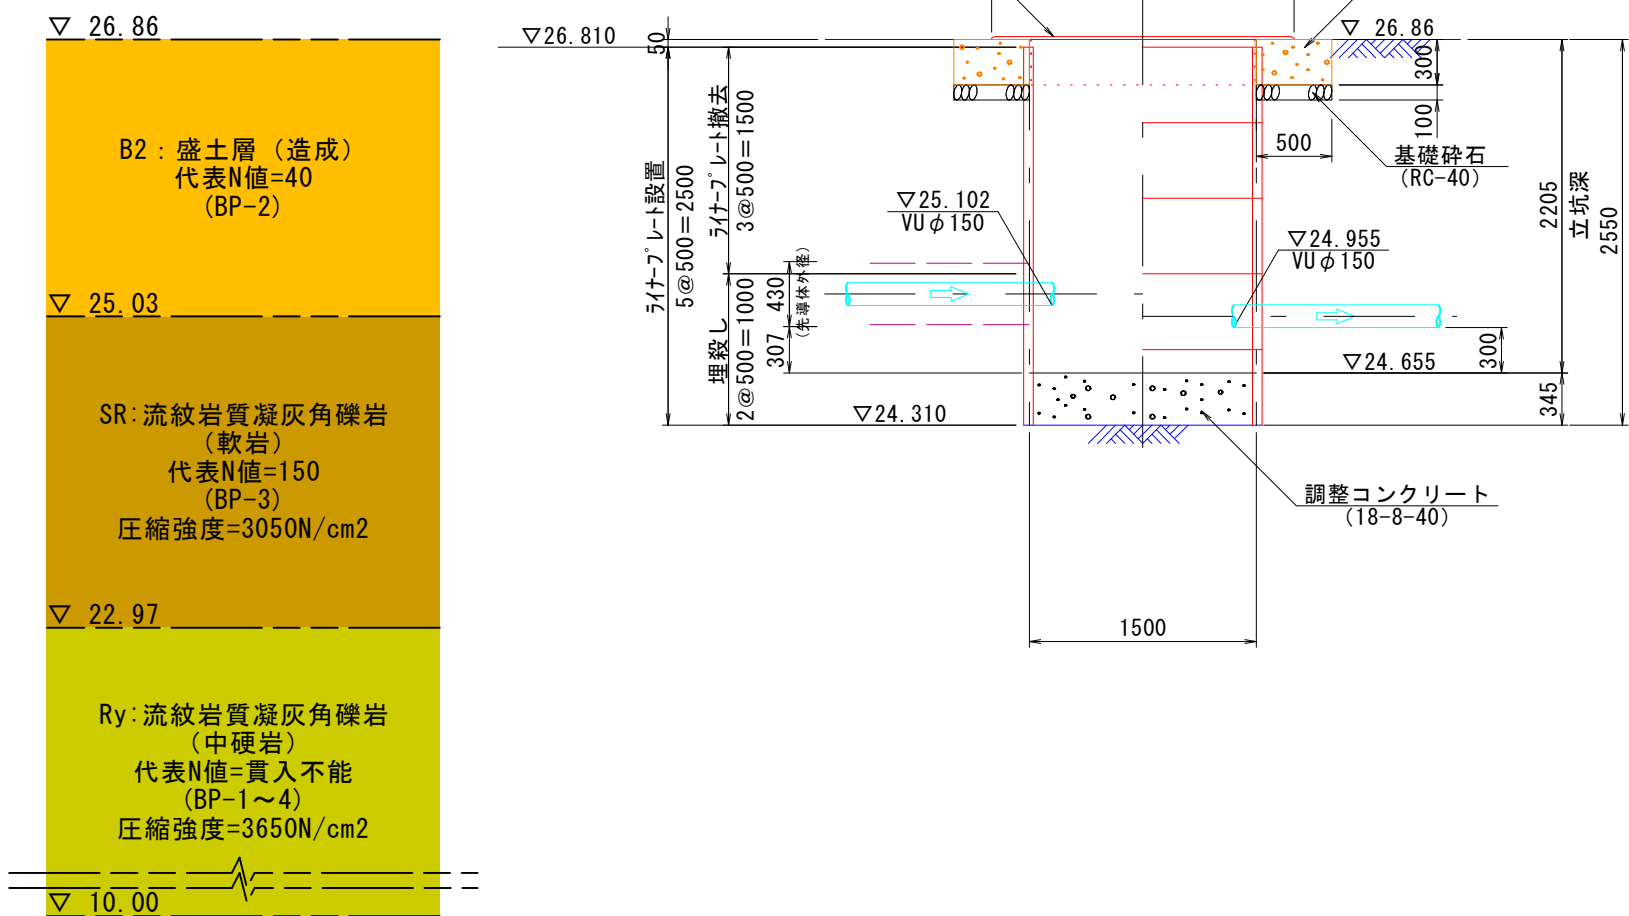

推定土質柱状図

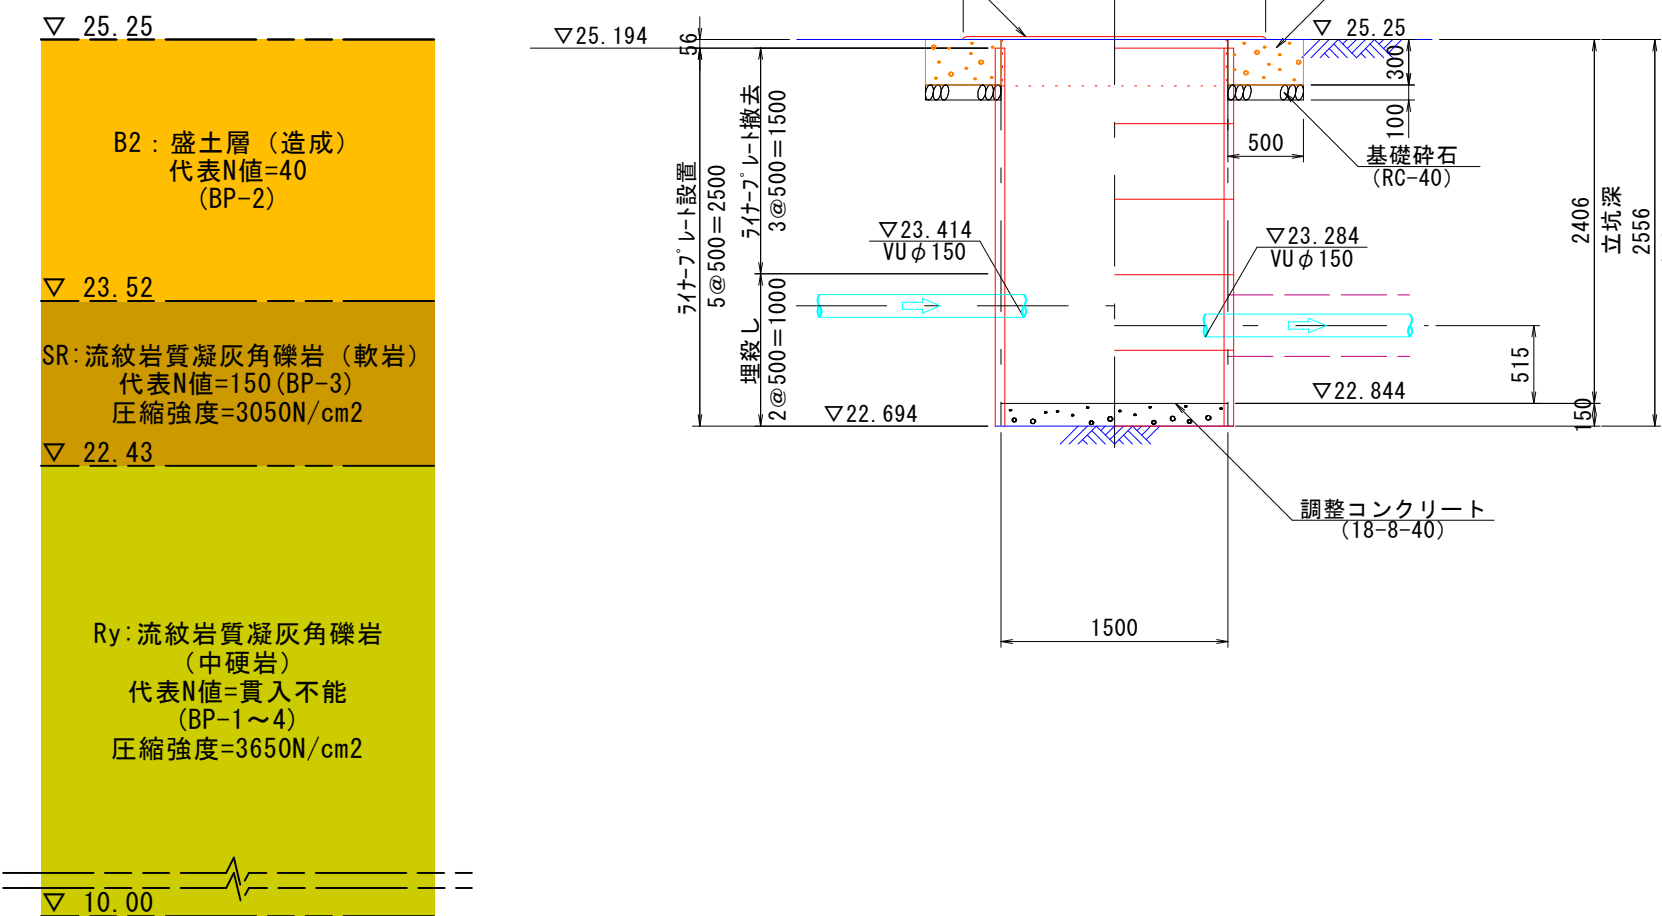


注：施については、「下水道工事標準仕様書」による。

(参考図)

内浜系統 新加茂処理分区			
件名	宗像枝線その8工事		
図名	no. 14・no. 15 立坑仮設図		
縮尺	1：50	図番	2／3
調査年月日	令和 年 月 日		
設計者氏名			
米子市上下水道局			


no.16 片到達立坑（円形ライナープレートφ1500）

覆工平面図


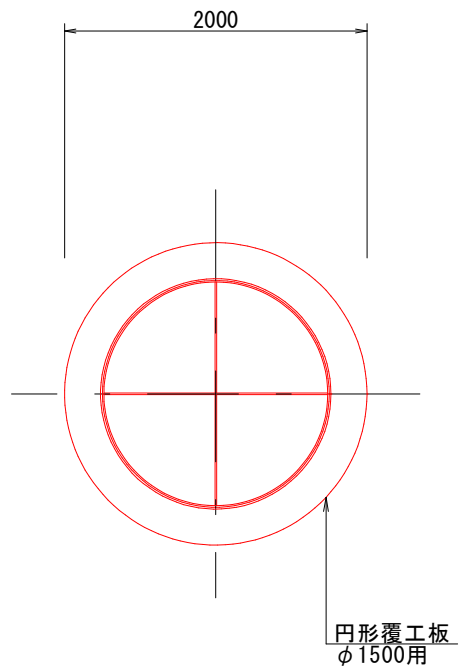


断面図


平面図

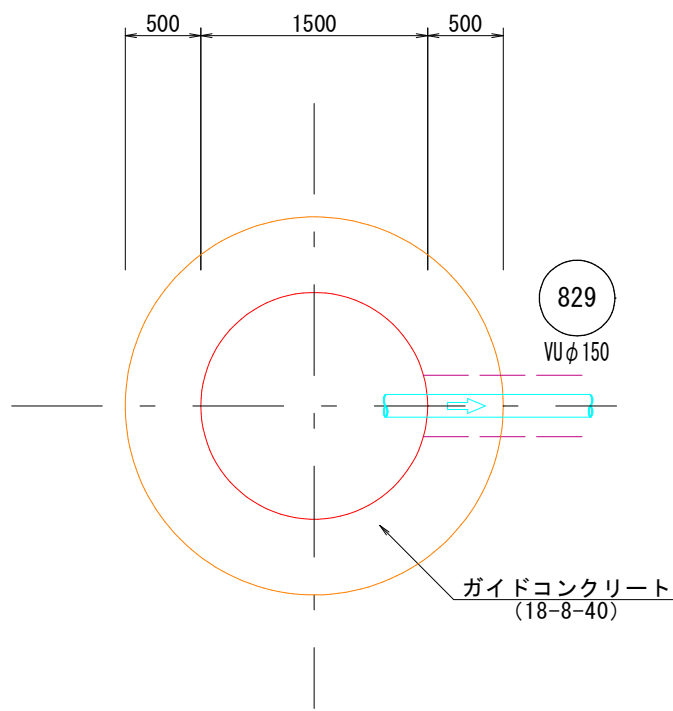

セクション構成図

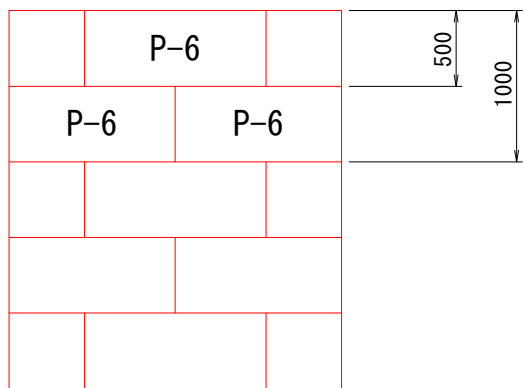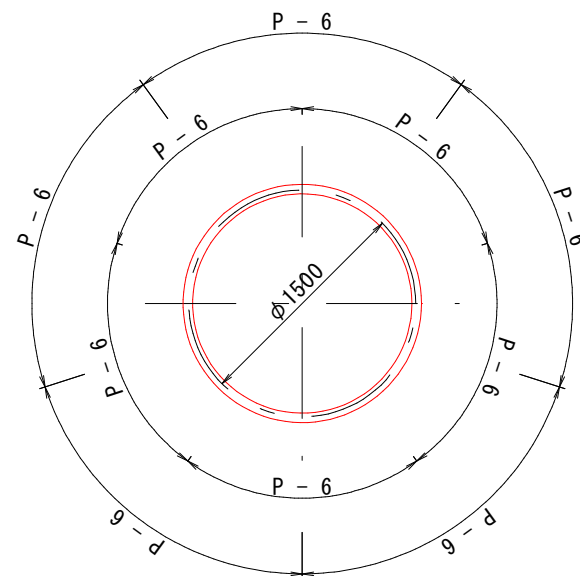

推定土質柱状図

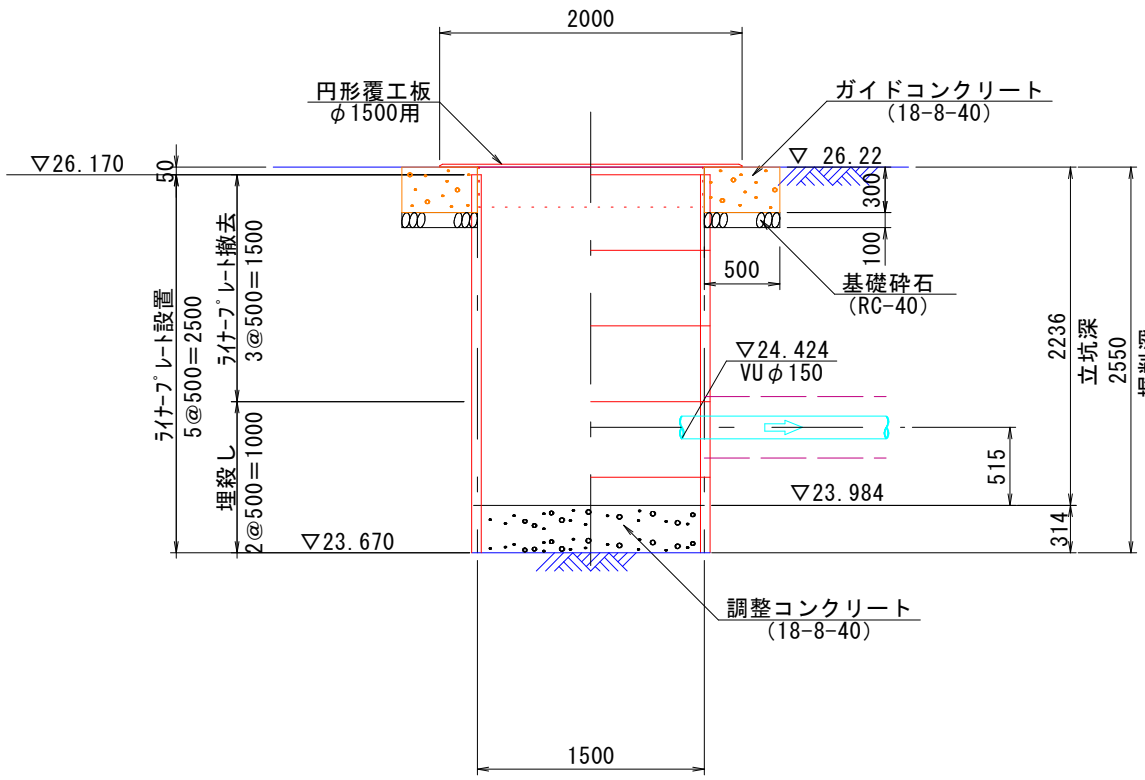

（参考図）

件名	内浜系統 新加茂処理分区		
図名	宗像枝線その8工事		
縮尺	1:50	図番	3/3
調査年月日	令和 年 月 日		
設計者氏名	米子市上下水道局		

注・施工については「下水道工事標準仕様書」による。