



位置図 S=1:10000

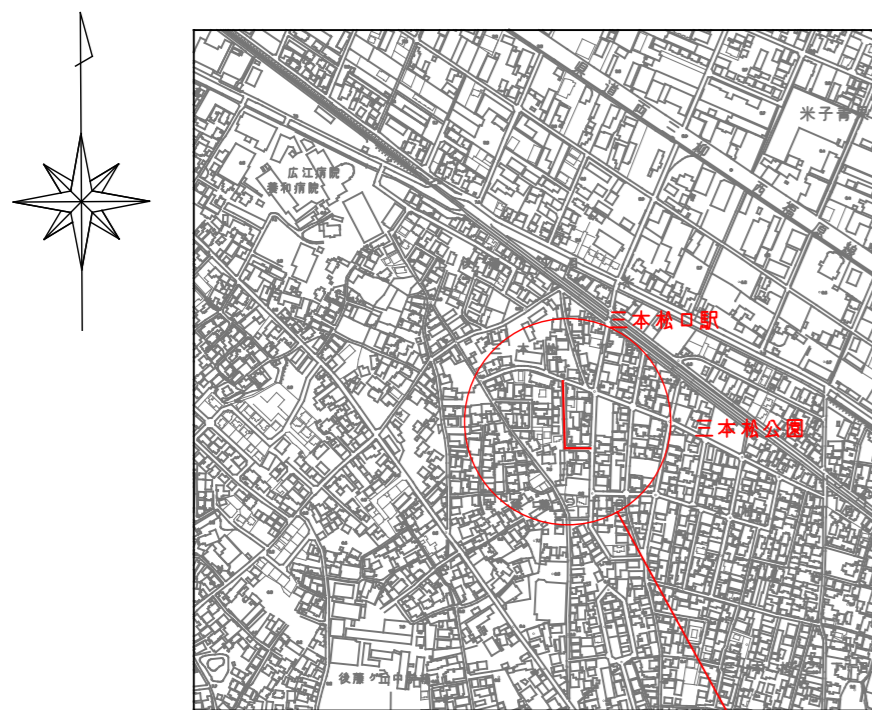



工事場所

平面図 S=1:500

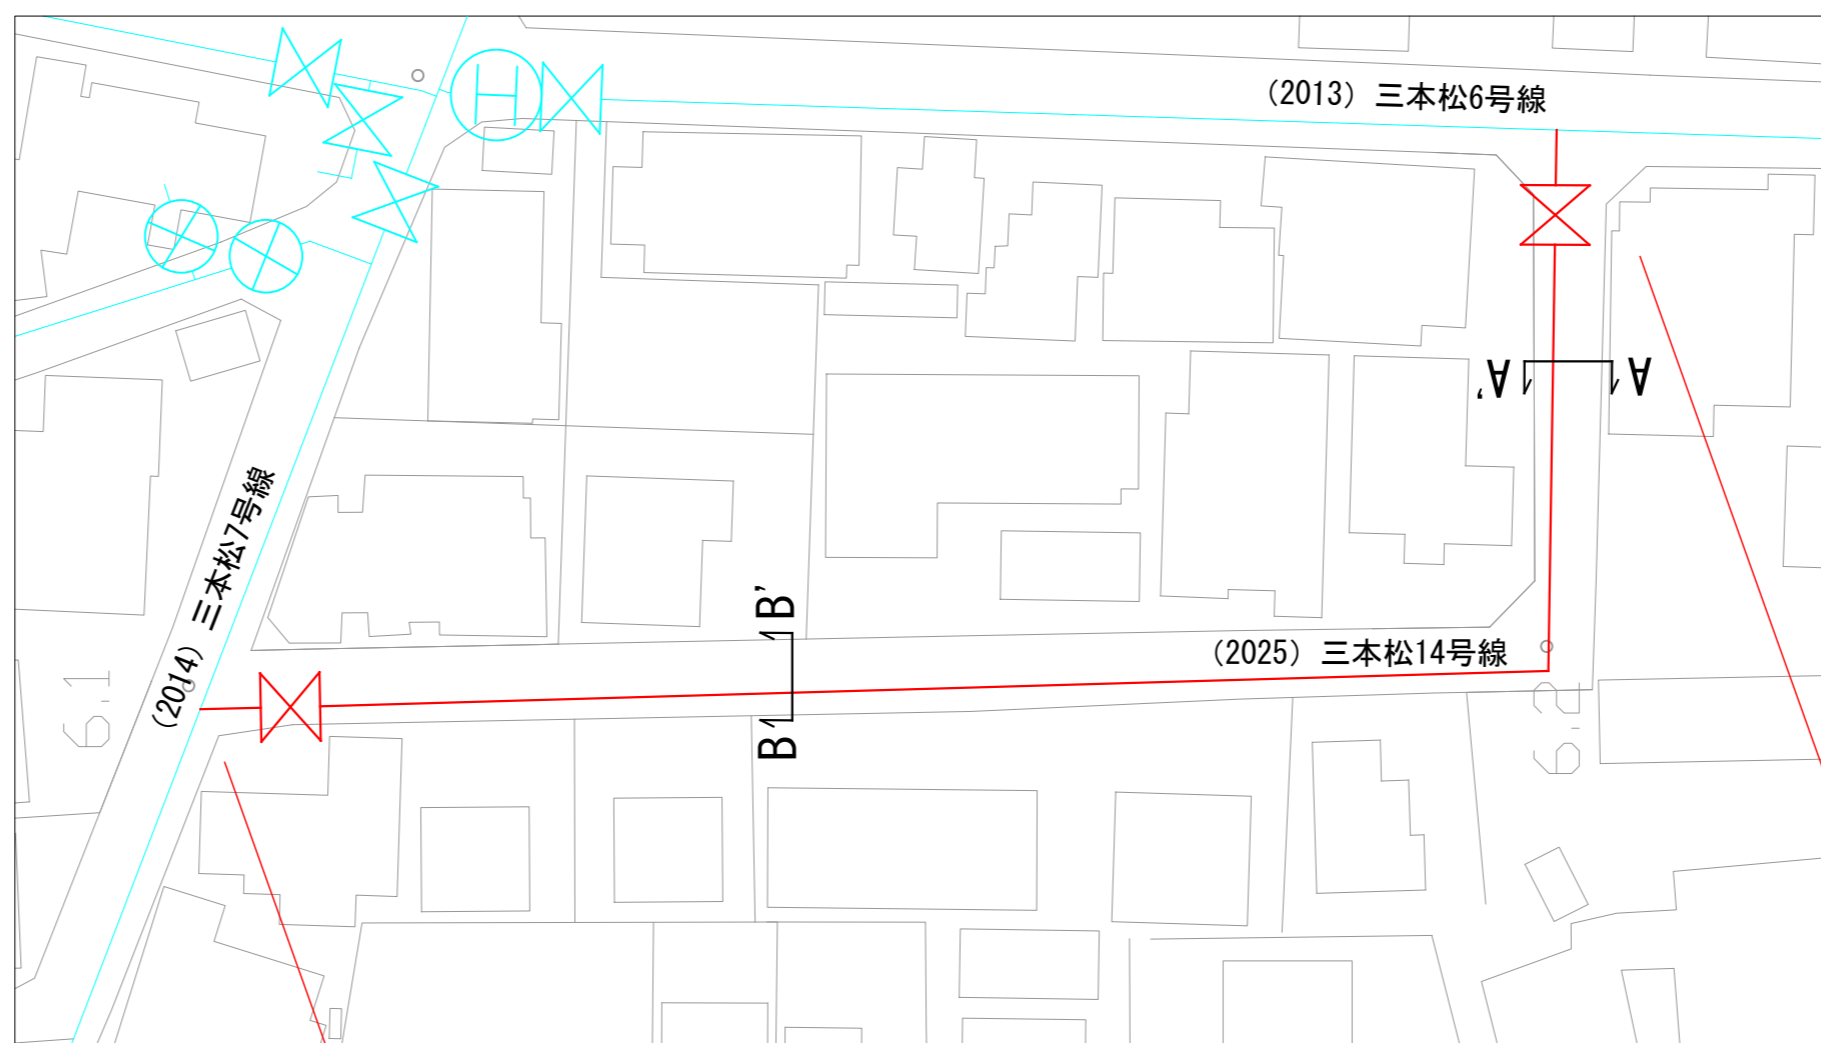


配水管布設替工事 HPPE φ50 L=124m (125.1m)
給水管切替工事 φ50×φ50・20 13か所


平面詳細図 S = Non

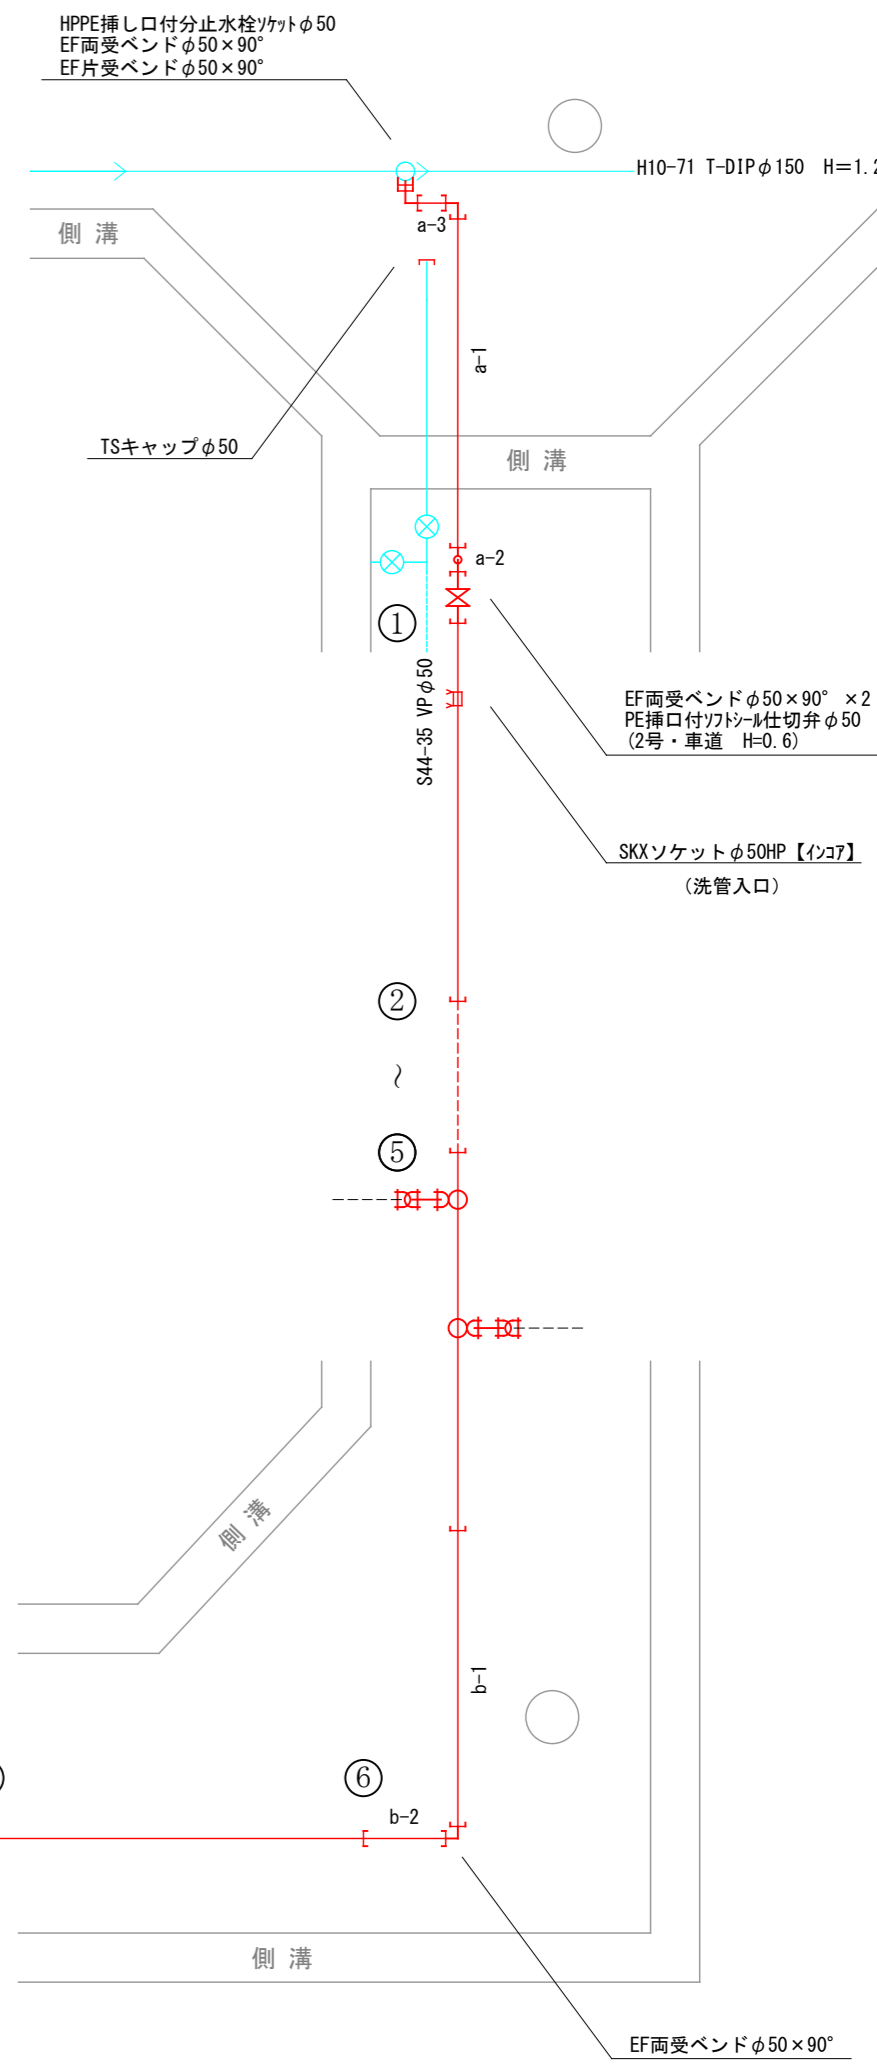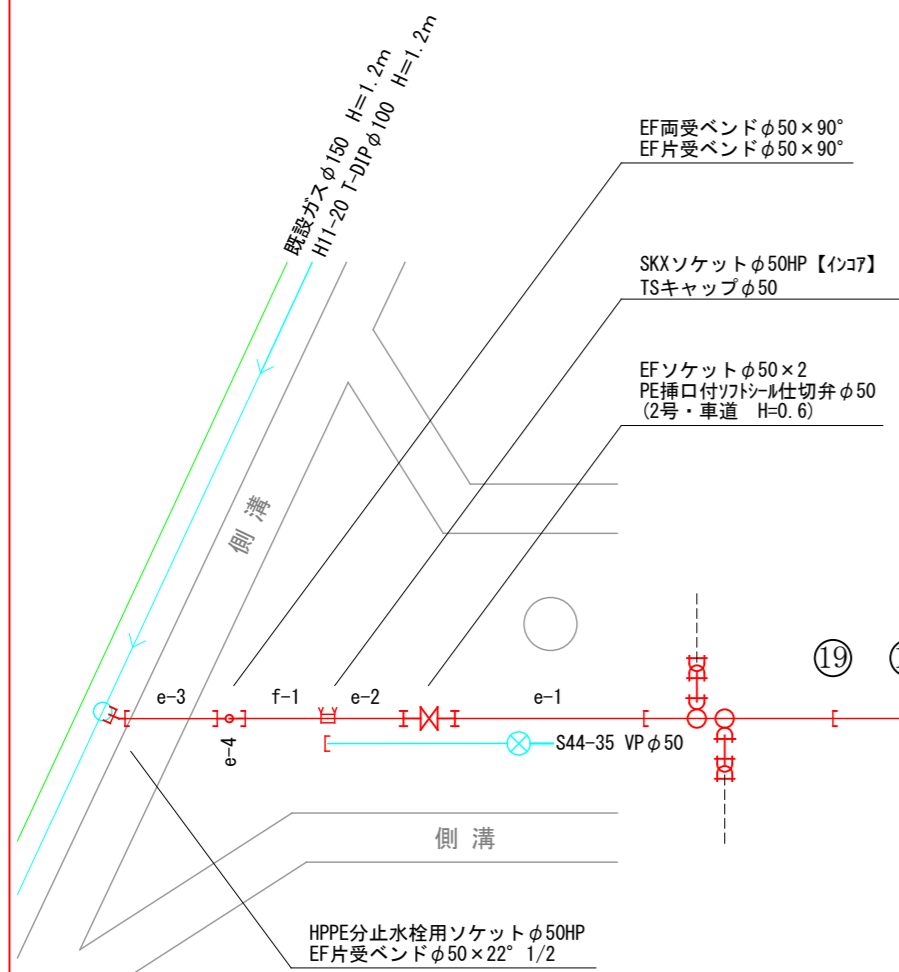

断面図 S=1:50

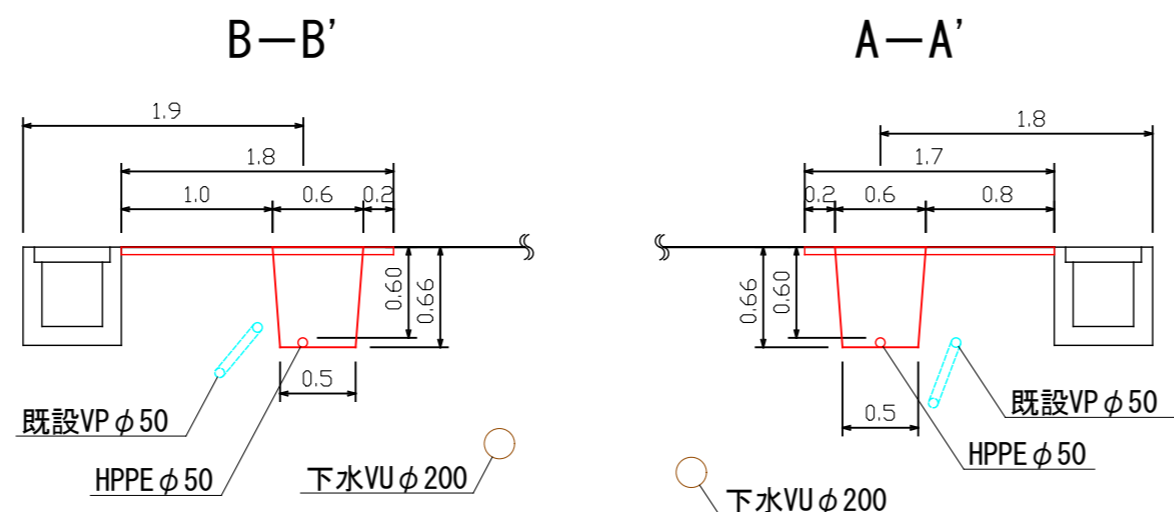

舗装復旧構成図 S=1:10

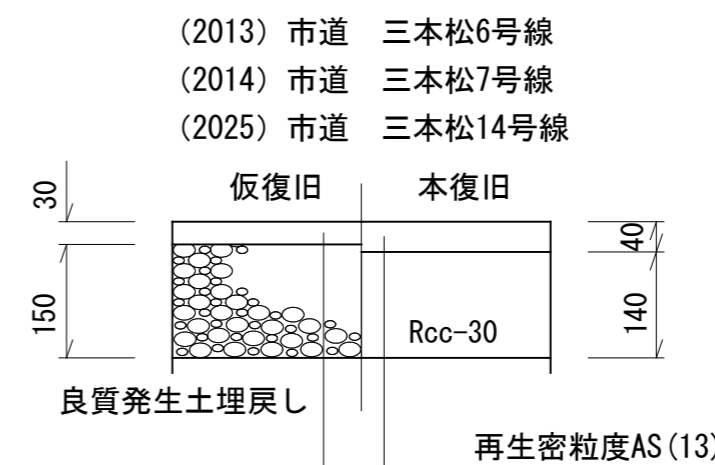

- HPPE φ50 a a-1 a-2a-3
- HPPE φ50 b b-1 b-2
- HPPE φ50 c c-1 c-2
- HPPE φ50 d d-1 d-2
- HPPE φ50 e e-1 e-2 e-3 e-4
- HPPE φ50 f f-1

工事名	(老) 三本松三丁目アーバンハイツ・クチャ付近配水管布設替工事		
縮尺	1/1	整理番号	R6-8
図面番号	1/1	設計年月日	令和6年4月日
		完成年月日	令和 年 月 日
米子市水道局施設課			