





平面図

S=1:1000

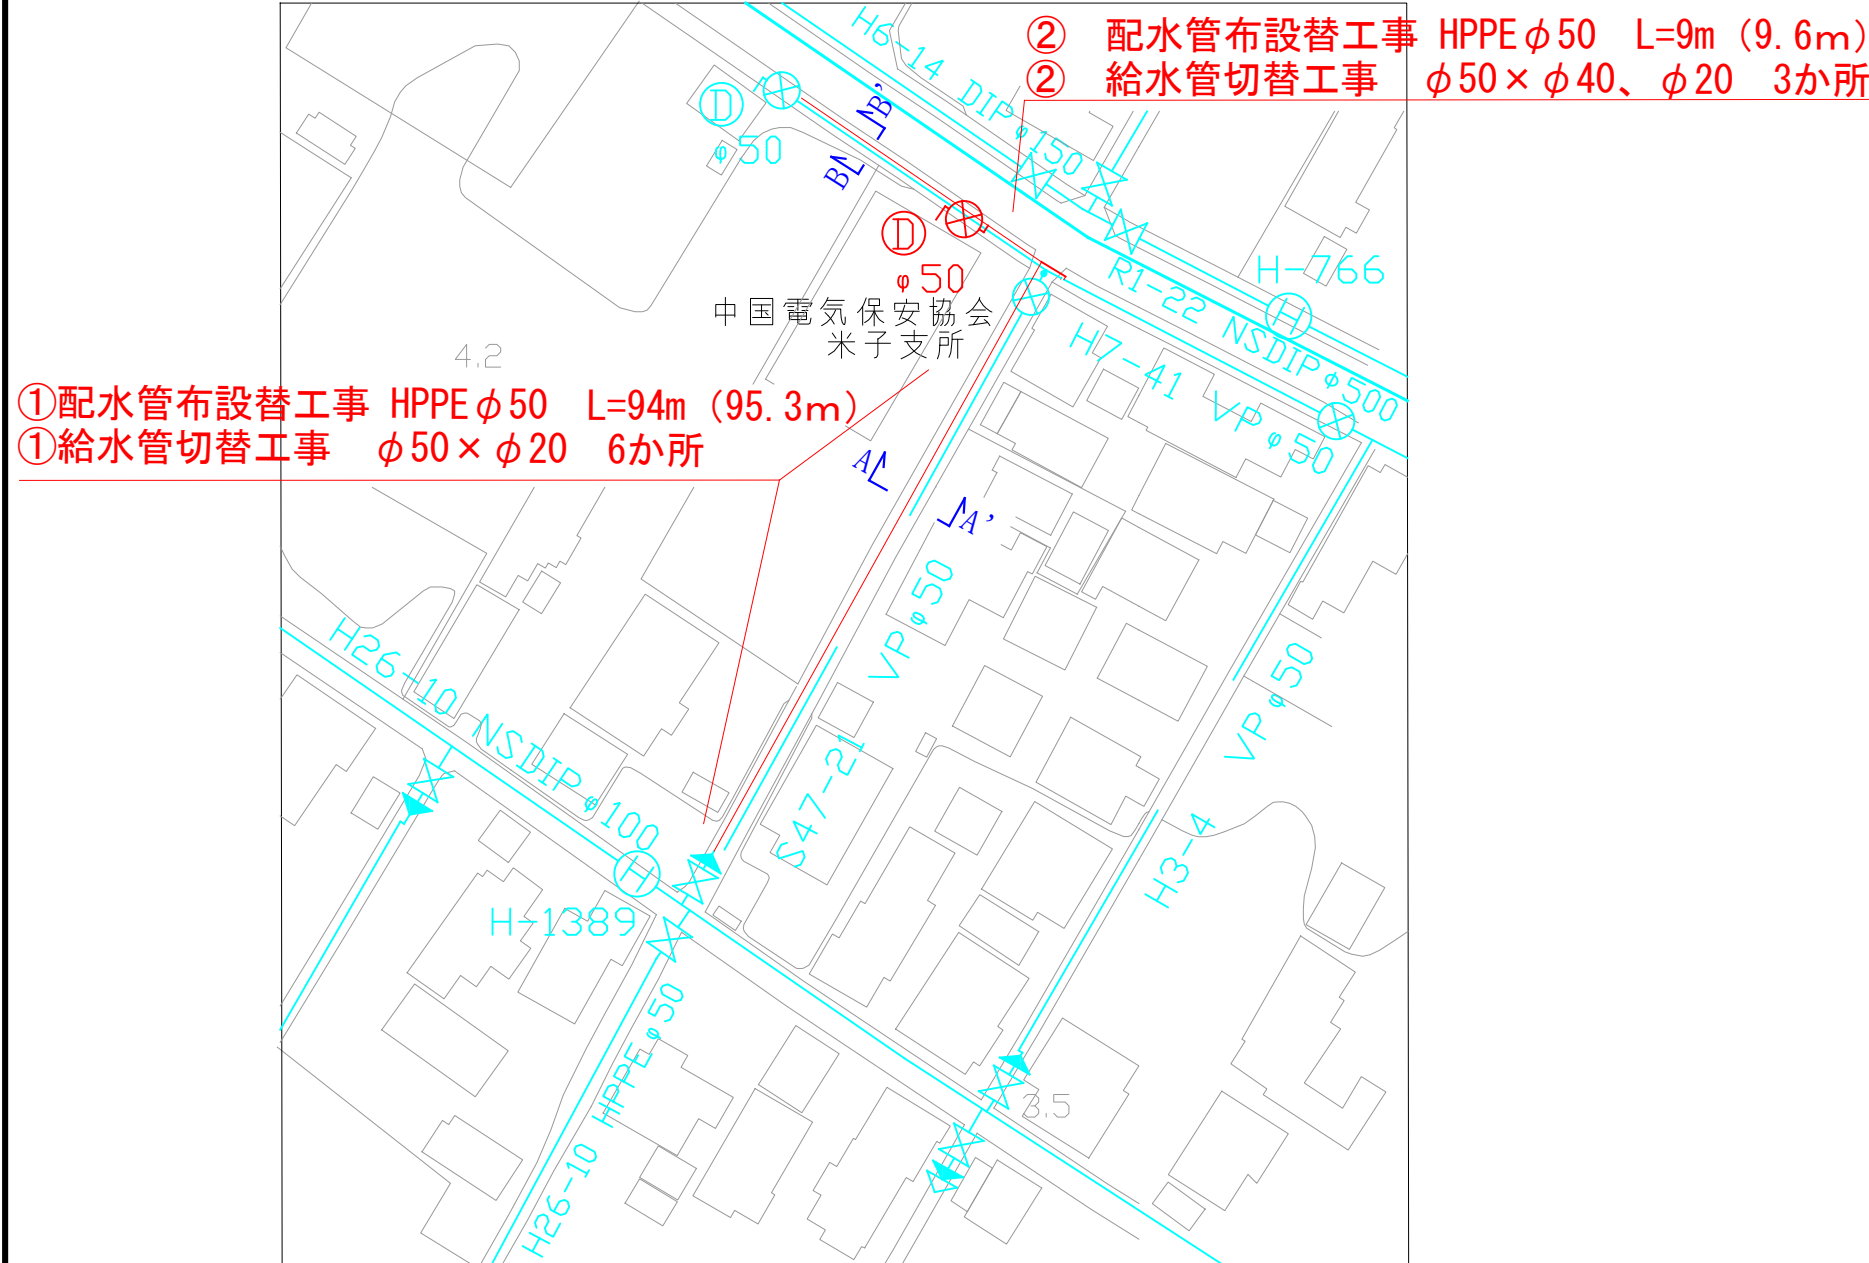

舗装復旧構成図

S=1:10

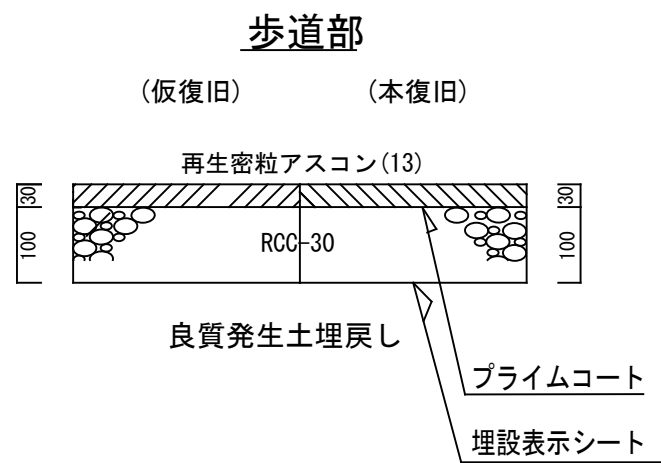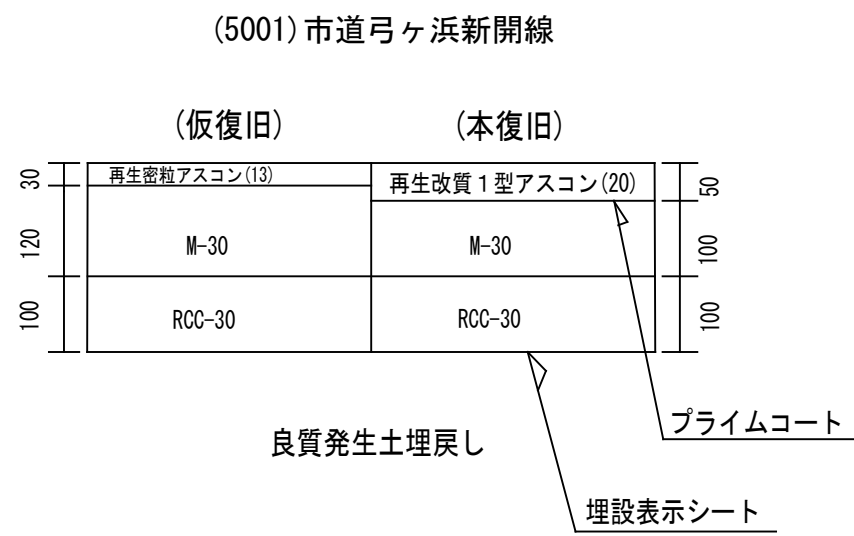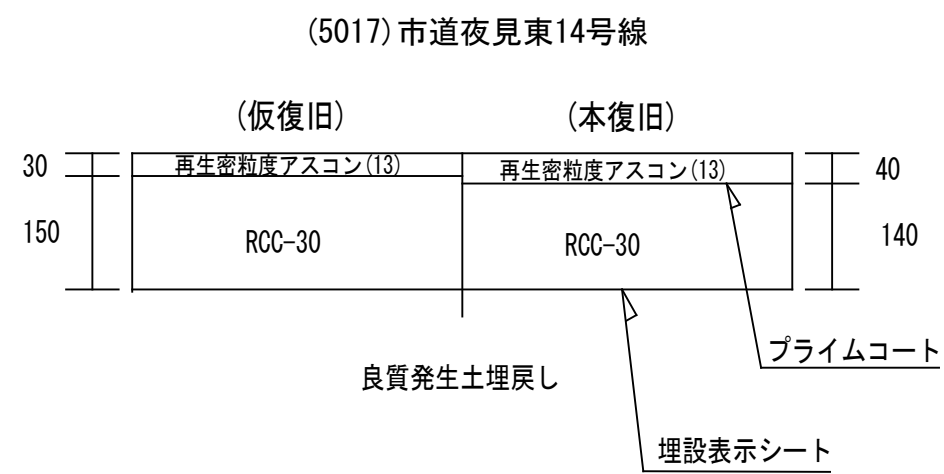


洗管入口
SKXソケットφ50HP (損料)
EFソケット φ50

SKXソケットφ50P
SKXバイブエンドφ50P


配管詳細図

S=1:200

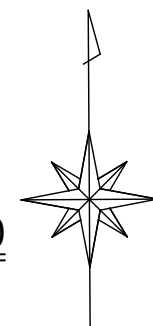

位置図

S=1:10000

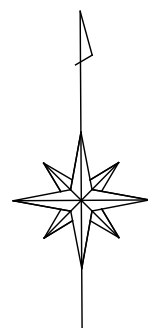


工事場所

断面図

S=1:50


(5017) 市道夜見東14号線

A-A'

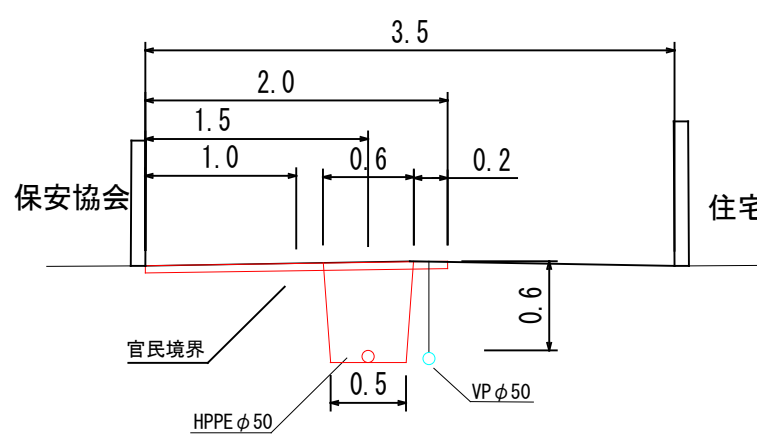


(5001) 市道弓ヶ浜新開線 (歩道)

B-B'

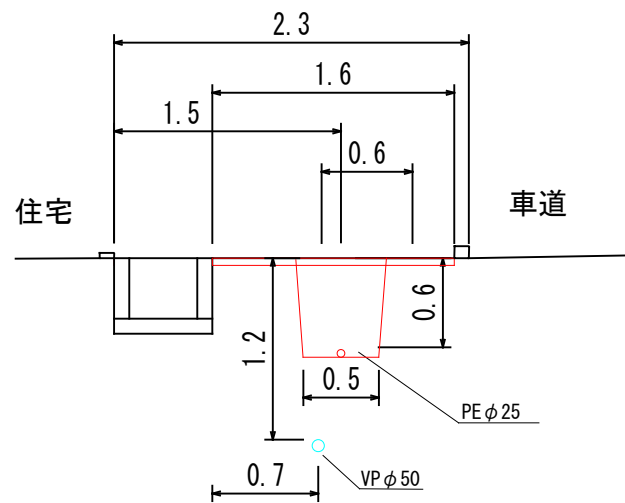

管割図

HPPE φ50

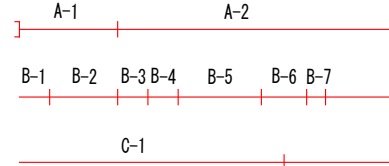

工事名	(老) 夜見町中国電気保安協会付近		
縮尺	配水管布設替工事		
図面番号	1/1	工事番号	R7-3
設計年月日	令和7年3月	完成年月日	令和7年 月 日
米子市上下水道局 水道設計監理課			