


詳細図 縮尺1/100

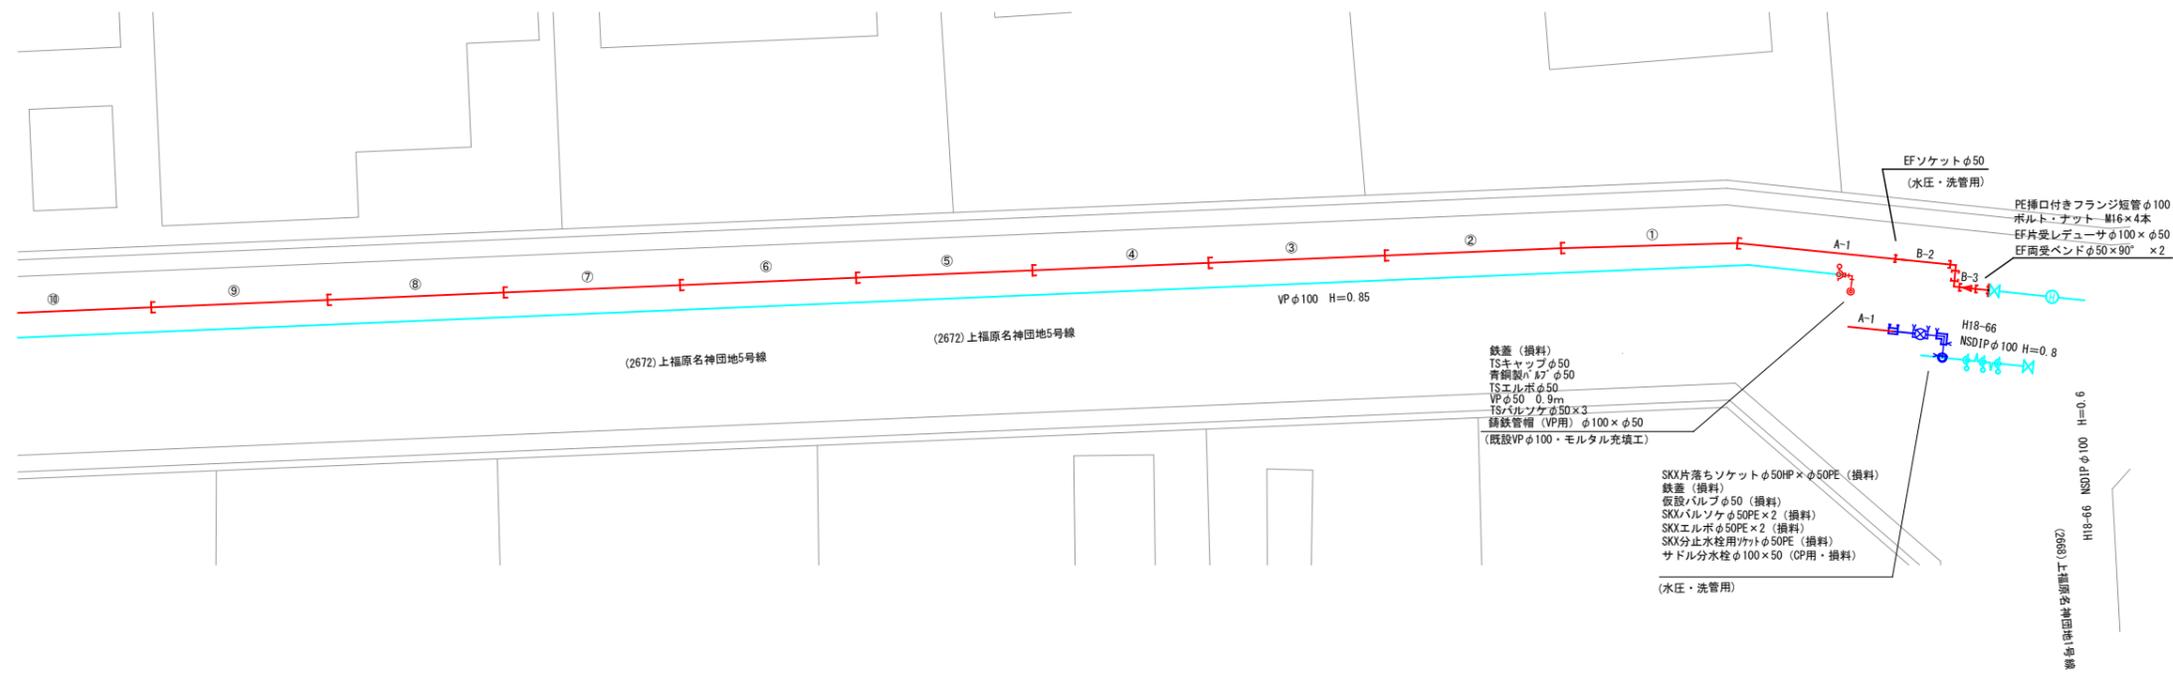


位置図 縮尺1/10000




平面図 縮尺1/500



配水管布設工事 HPPEφ50 L=84m (84.9m)  
給水管切替工事 φ50×φ20 16か所  
ビニール管処分 1式

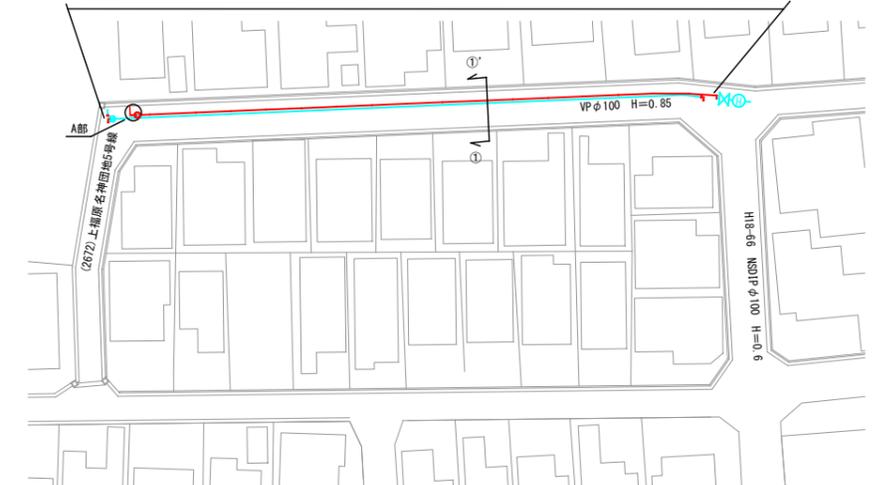


舗装復旧構成図 S=1:10

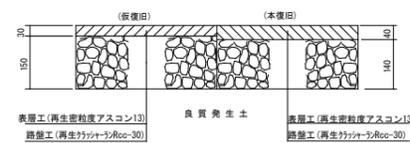


(2672) 上福原名神田地5号線

縦断面図 縮尺1/50

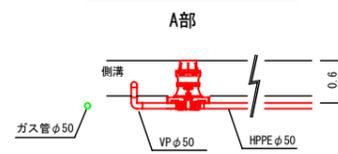

横断面図 縮尺1/50

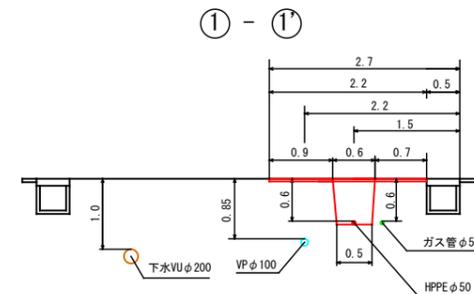

工事名	(老) 上福原ECC上福原南付近配水管布設替工事		
配管図	P103		
縮尺	図示		
図面番号	1/1	整理番号	R7-12
設計年月日	令和 7年 8月 日	完成年月日	令和 7年 8月 日
米子市上下水道局設計監理課			