


位置図 S=1:20000




工事場所


平面図 S=1:1000

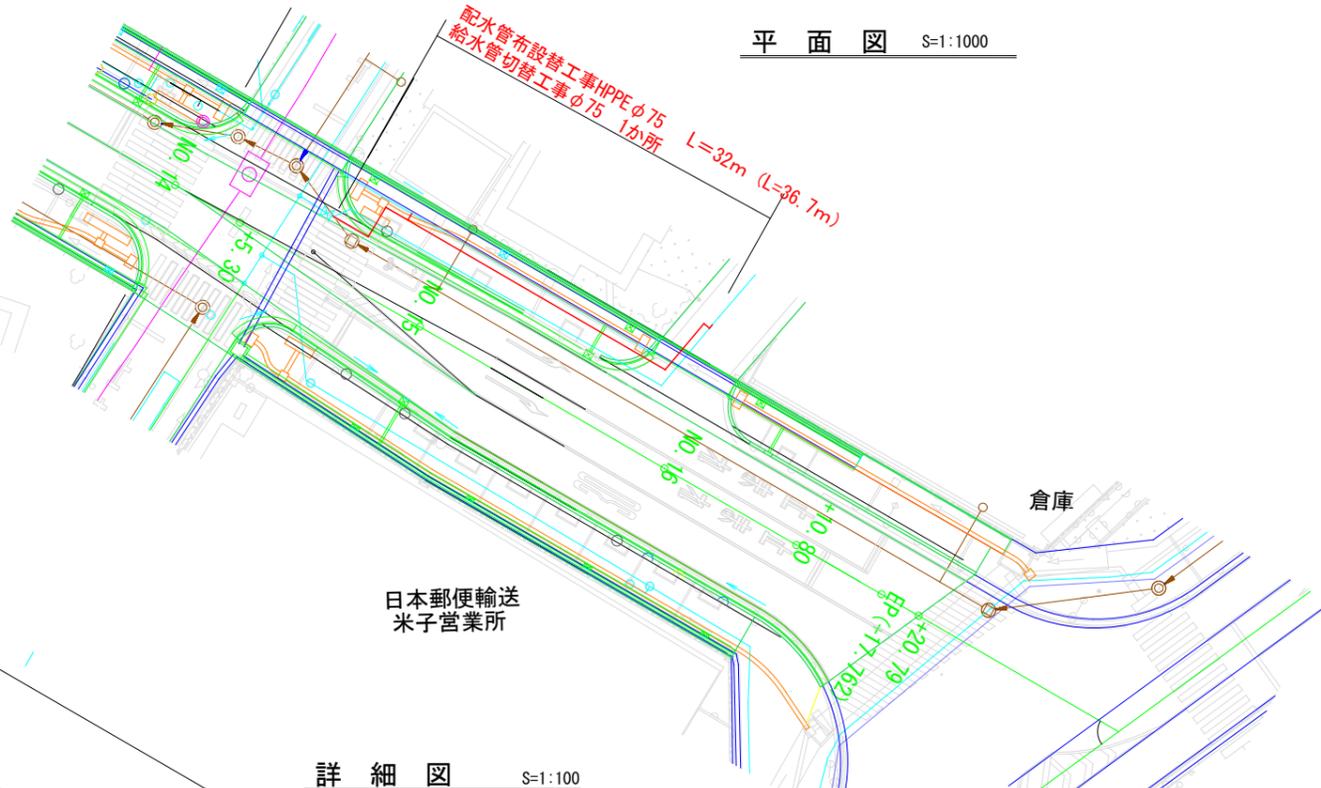


舗装復旧構成図 S=1:20

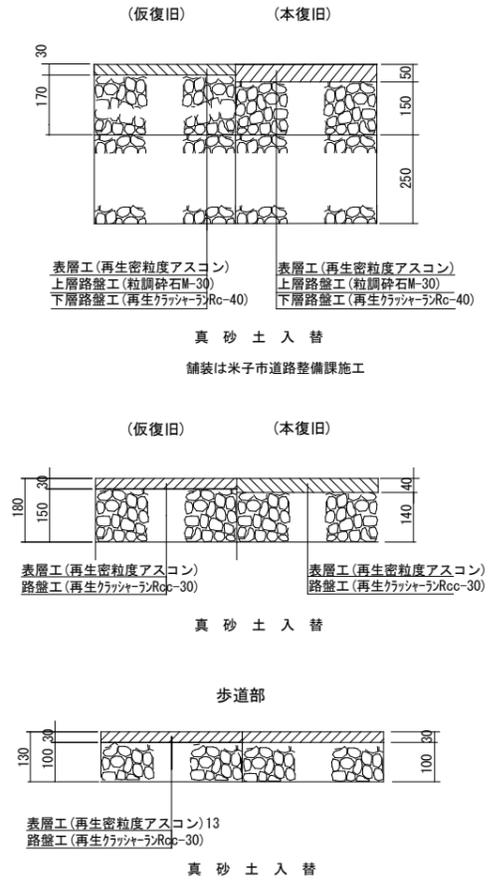


詳細図 S=1:100

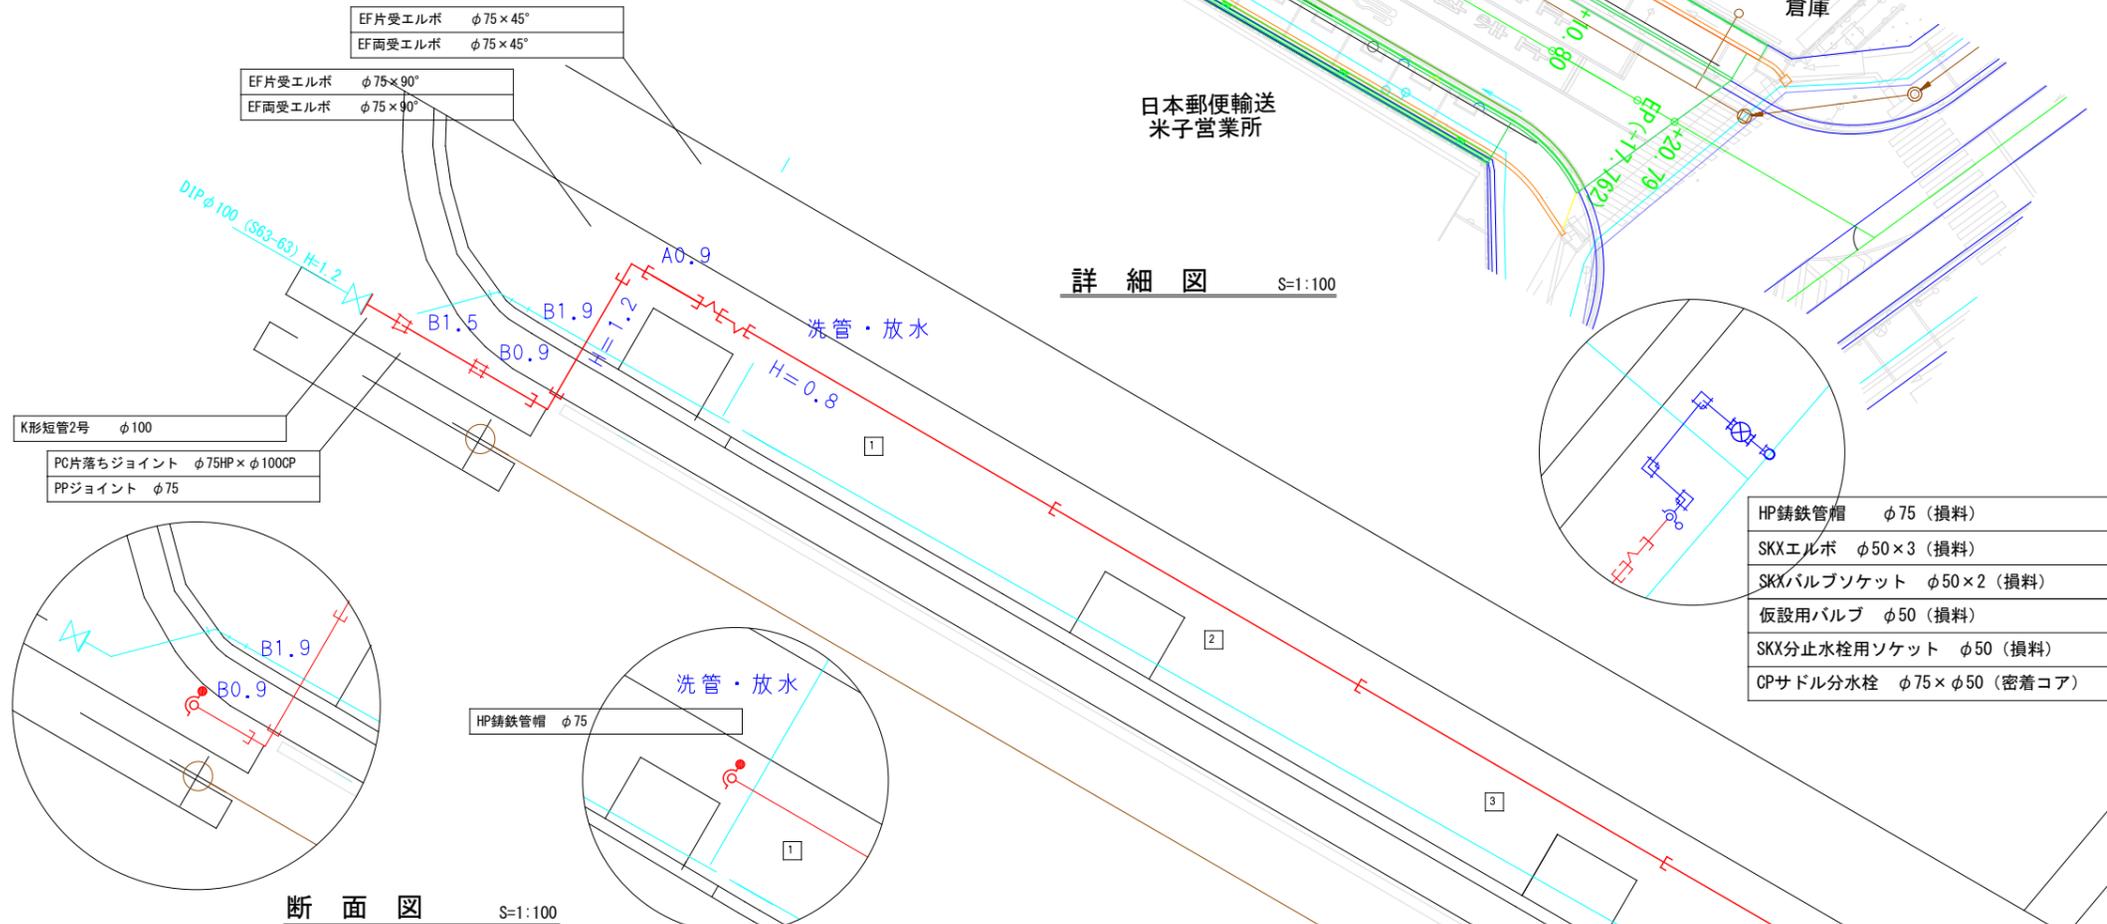

断面図 S=1:100
(歩道部)

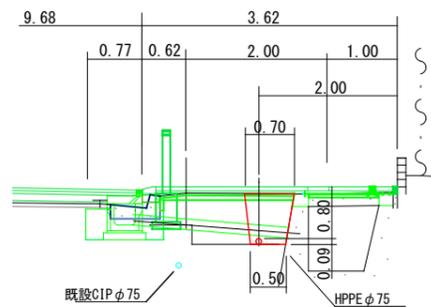

断面図 S=1:100
(水路伏せ越し~単独切替部)

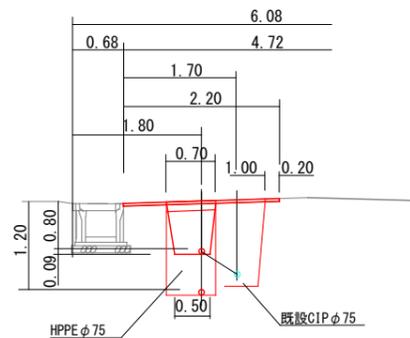

工事名	市道米子駅目久美町線道路整備に伴う 配水管布設替工事		
縮尺	図示	整理番号	13
図面番号	1/1	設計年月日	令和7年3月 日
完成年月日	令和 年 月 日	水道設計監理課	