

位置図 縮尺 1:10000



施工箇所





平面図 縮尺 1:500




舗装復旧構成図 S= 1:10

一般市道
(2225) 下三柳 3 号線
(2226) 下三柳 4 号線

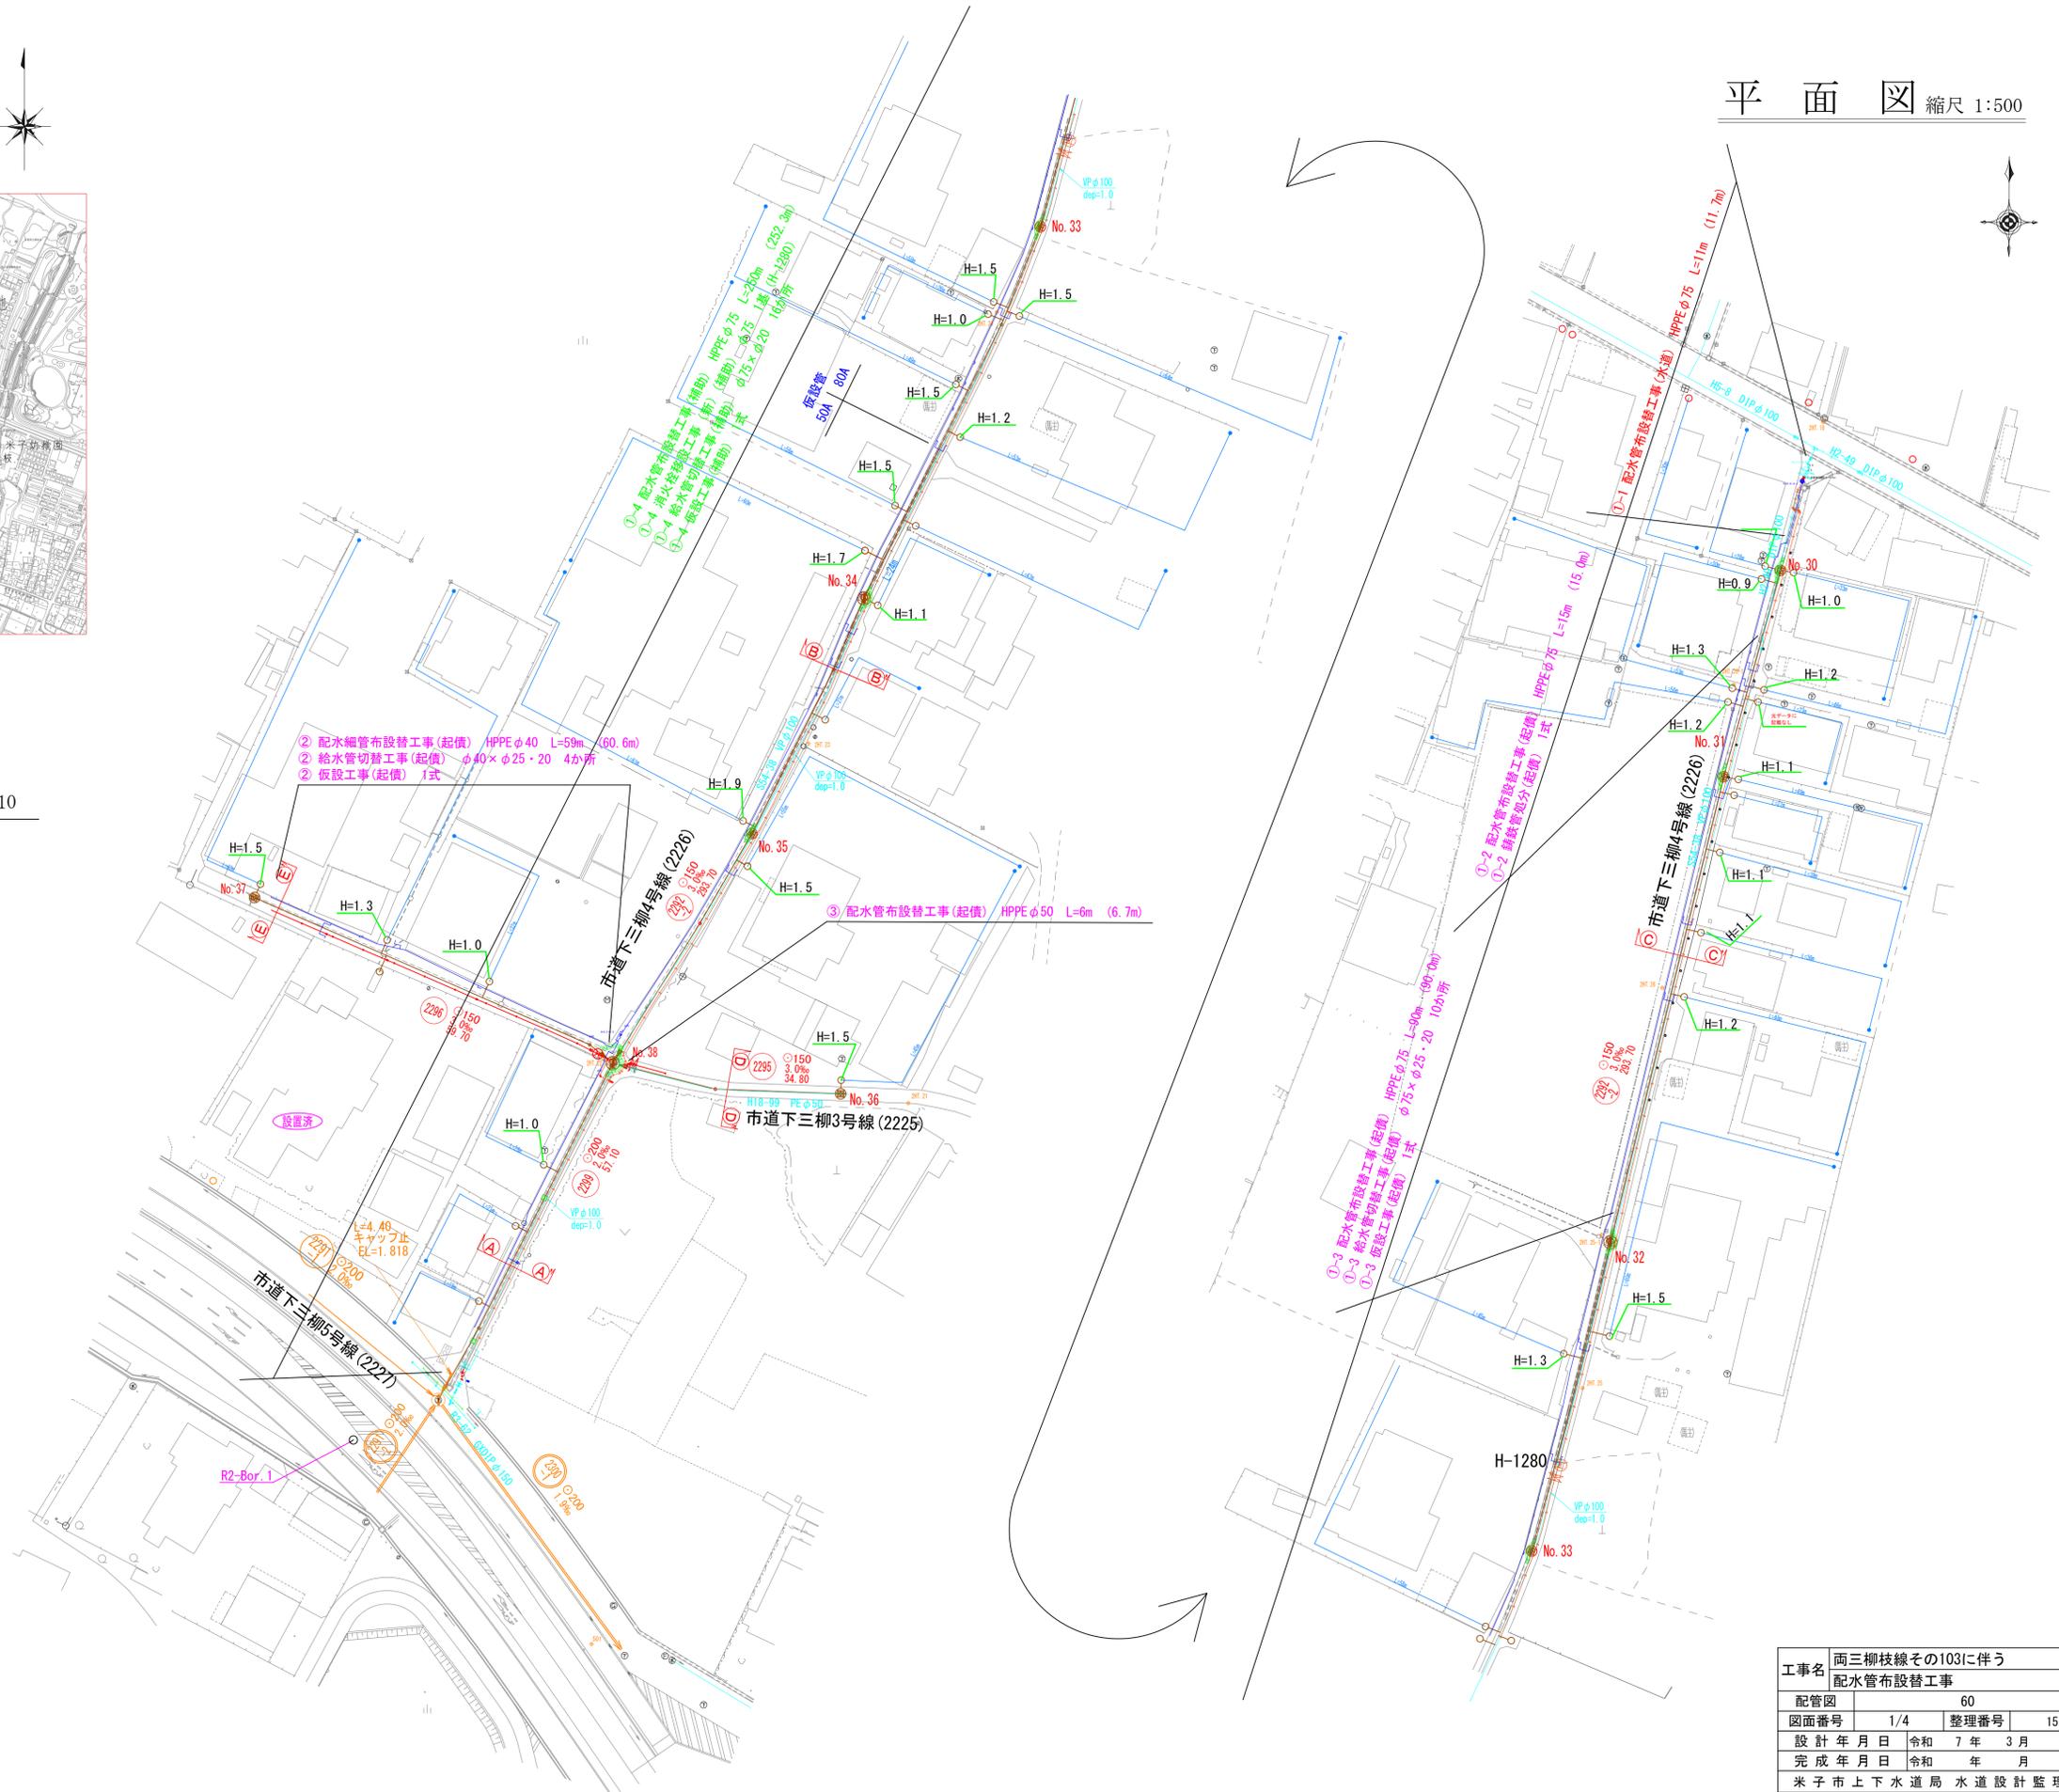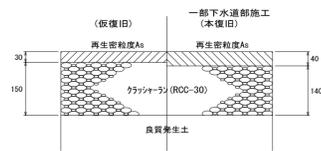

工事名	両三柳枝線その103に伴う 配水管布設替工事		
図面番号	1/4	整理番号	15
設計年月日	令和 7 年 3 月 日	完成年月日	令和 年 月 日
米子市上下水道局 水道設計監理課			



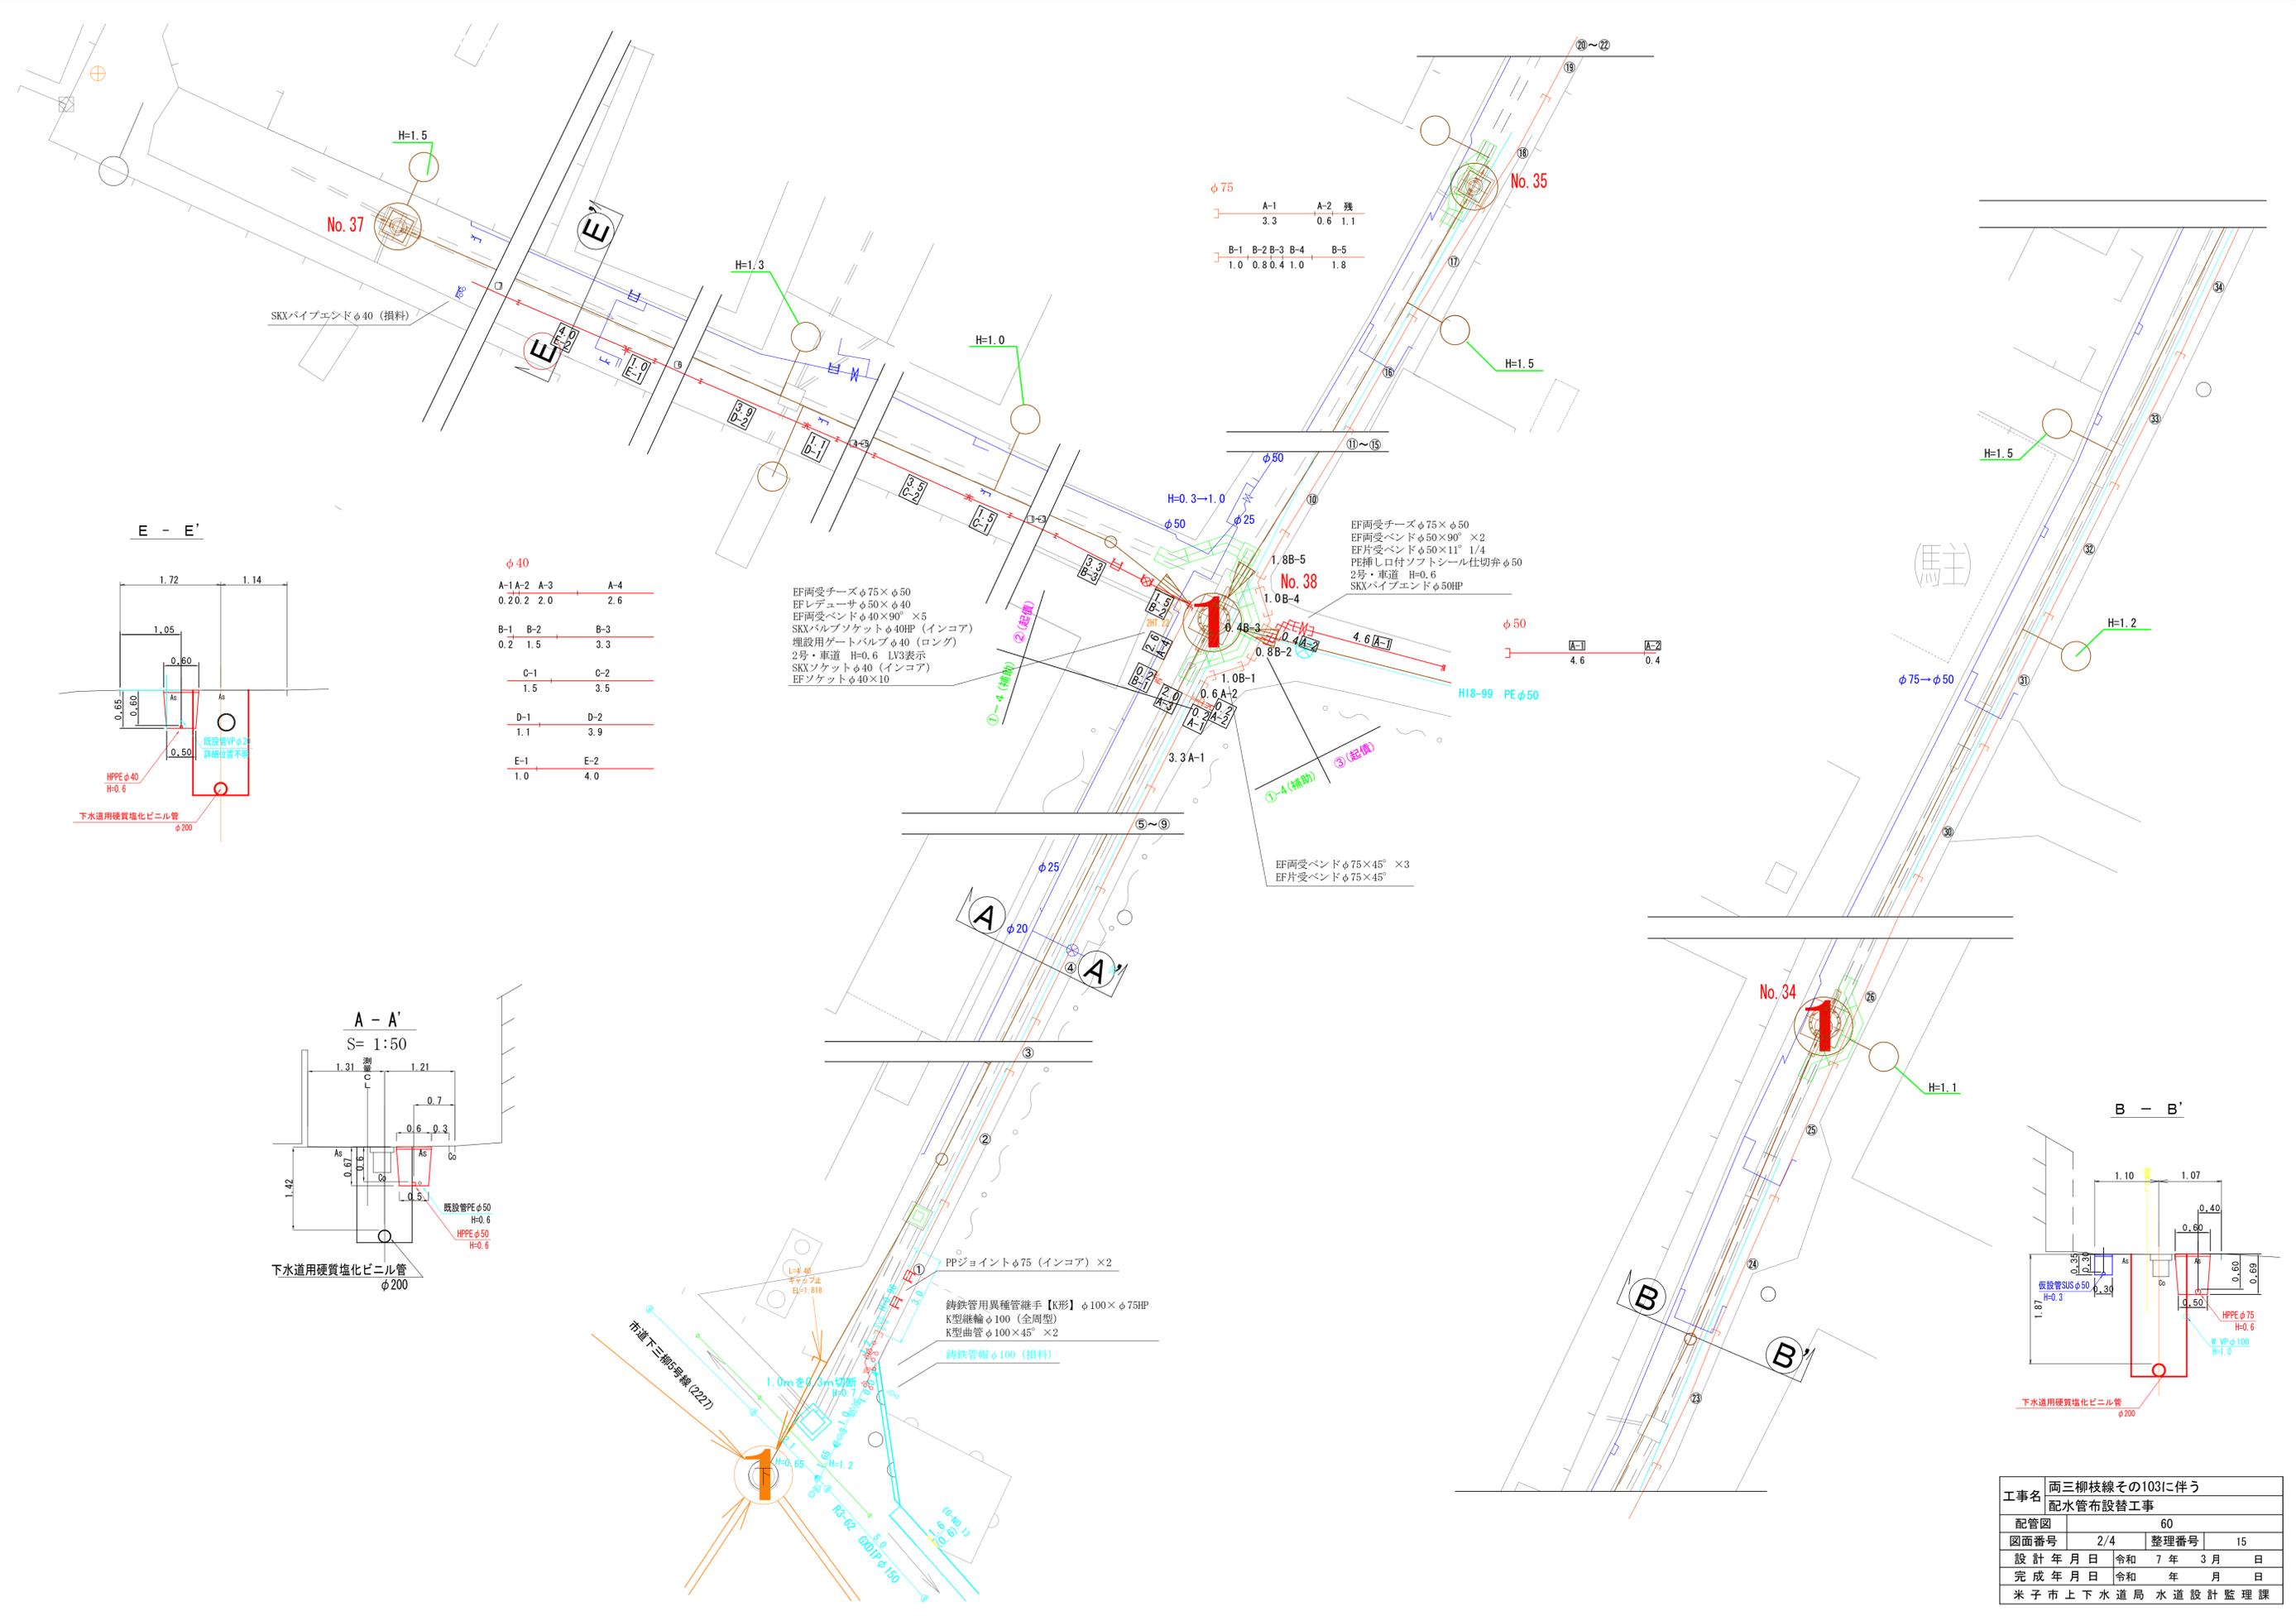


φ75

A-1	A-2	残		
3.3	0.6	1.1		
B-1	B-2	B-3	B-4	B-5
1.0	0.8	0.4	1.0	1.8

φ40

A-1	A-2	A-3	A-4
0.2	0.2	2.0	2.6
B-1	B-2	B-3	
0.2	1.5	3.3	
C-1	C-2		
1.5	3.5		
D-1	D-2		
1.1	3.9		
E-1	E-2		
1.0	4.0		

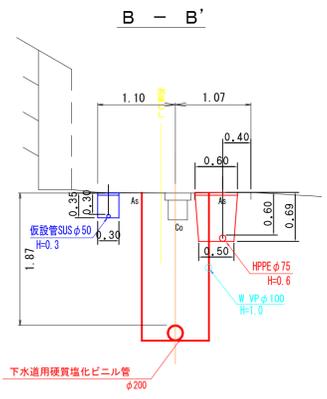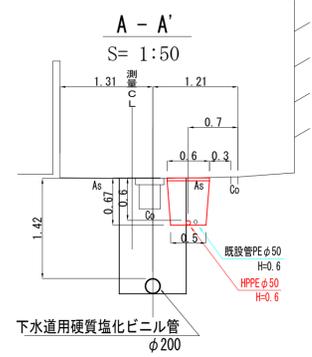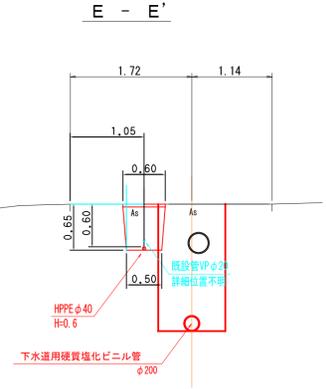

EF両受チーz φ75×φ50
 EFレデューサ φ50×φ40
 EF両受バンド φ40×90° ×5
 SKXバルブソケット φ40HP (インコア)
 埋設用ゲートバルブ φ40 (ロング)
 2号・車道 H=0.6 LV3表示
 SKXソケット φ40 (インコア)
 EFソケット φ40×10

EF両受チーz φ75×φ50
 EF両受バンド φ50×90° ×2
 EF片受バンド φ50×11° 1/4
 PE押し口付ソフトシール仕切弁 φ50
 2号・車道 H=0.6
 SKXパイプエンド φ50HP


EF両受バンド φ75×45° ×3
 EF片受バンド φ75×45°

PPジョイント φ75 (インコア) ×2
 鋳鉄管用異種管継手【K形】 φ100×φ75HP
 K型継輪 φ100 (全周型)
 K型曲管 φ100×45° ×2
 鋳鉄管帽 φ100 (損料)

工事名	両三柳枝線その103に伴う 配水管布設替工事		
配管図	2/4	整理番号	15
設計年月日	令和 7 年 3 月 日		
完成年月日	令和 年 月 日		
米子市上下水道局 水道設計監理課			

仮設配管図

※仮設管は布設済（撤去のみとする）

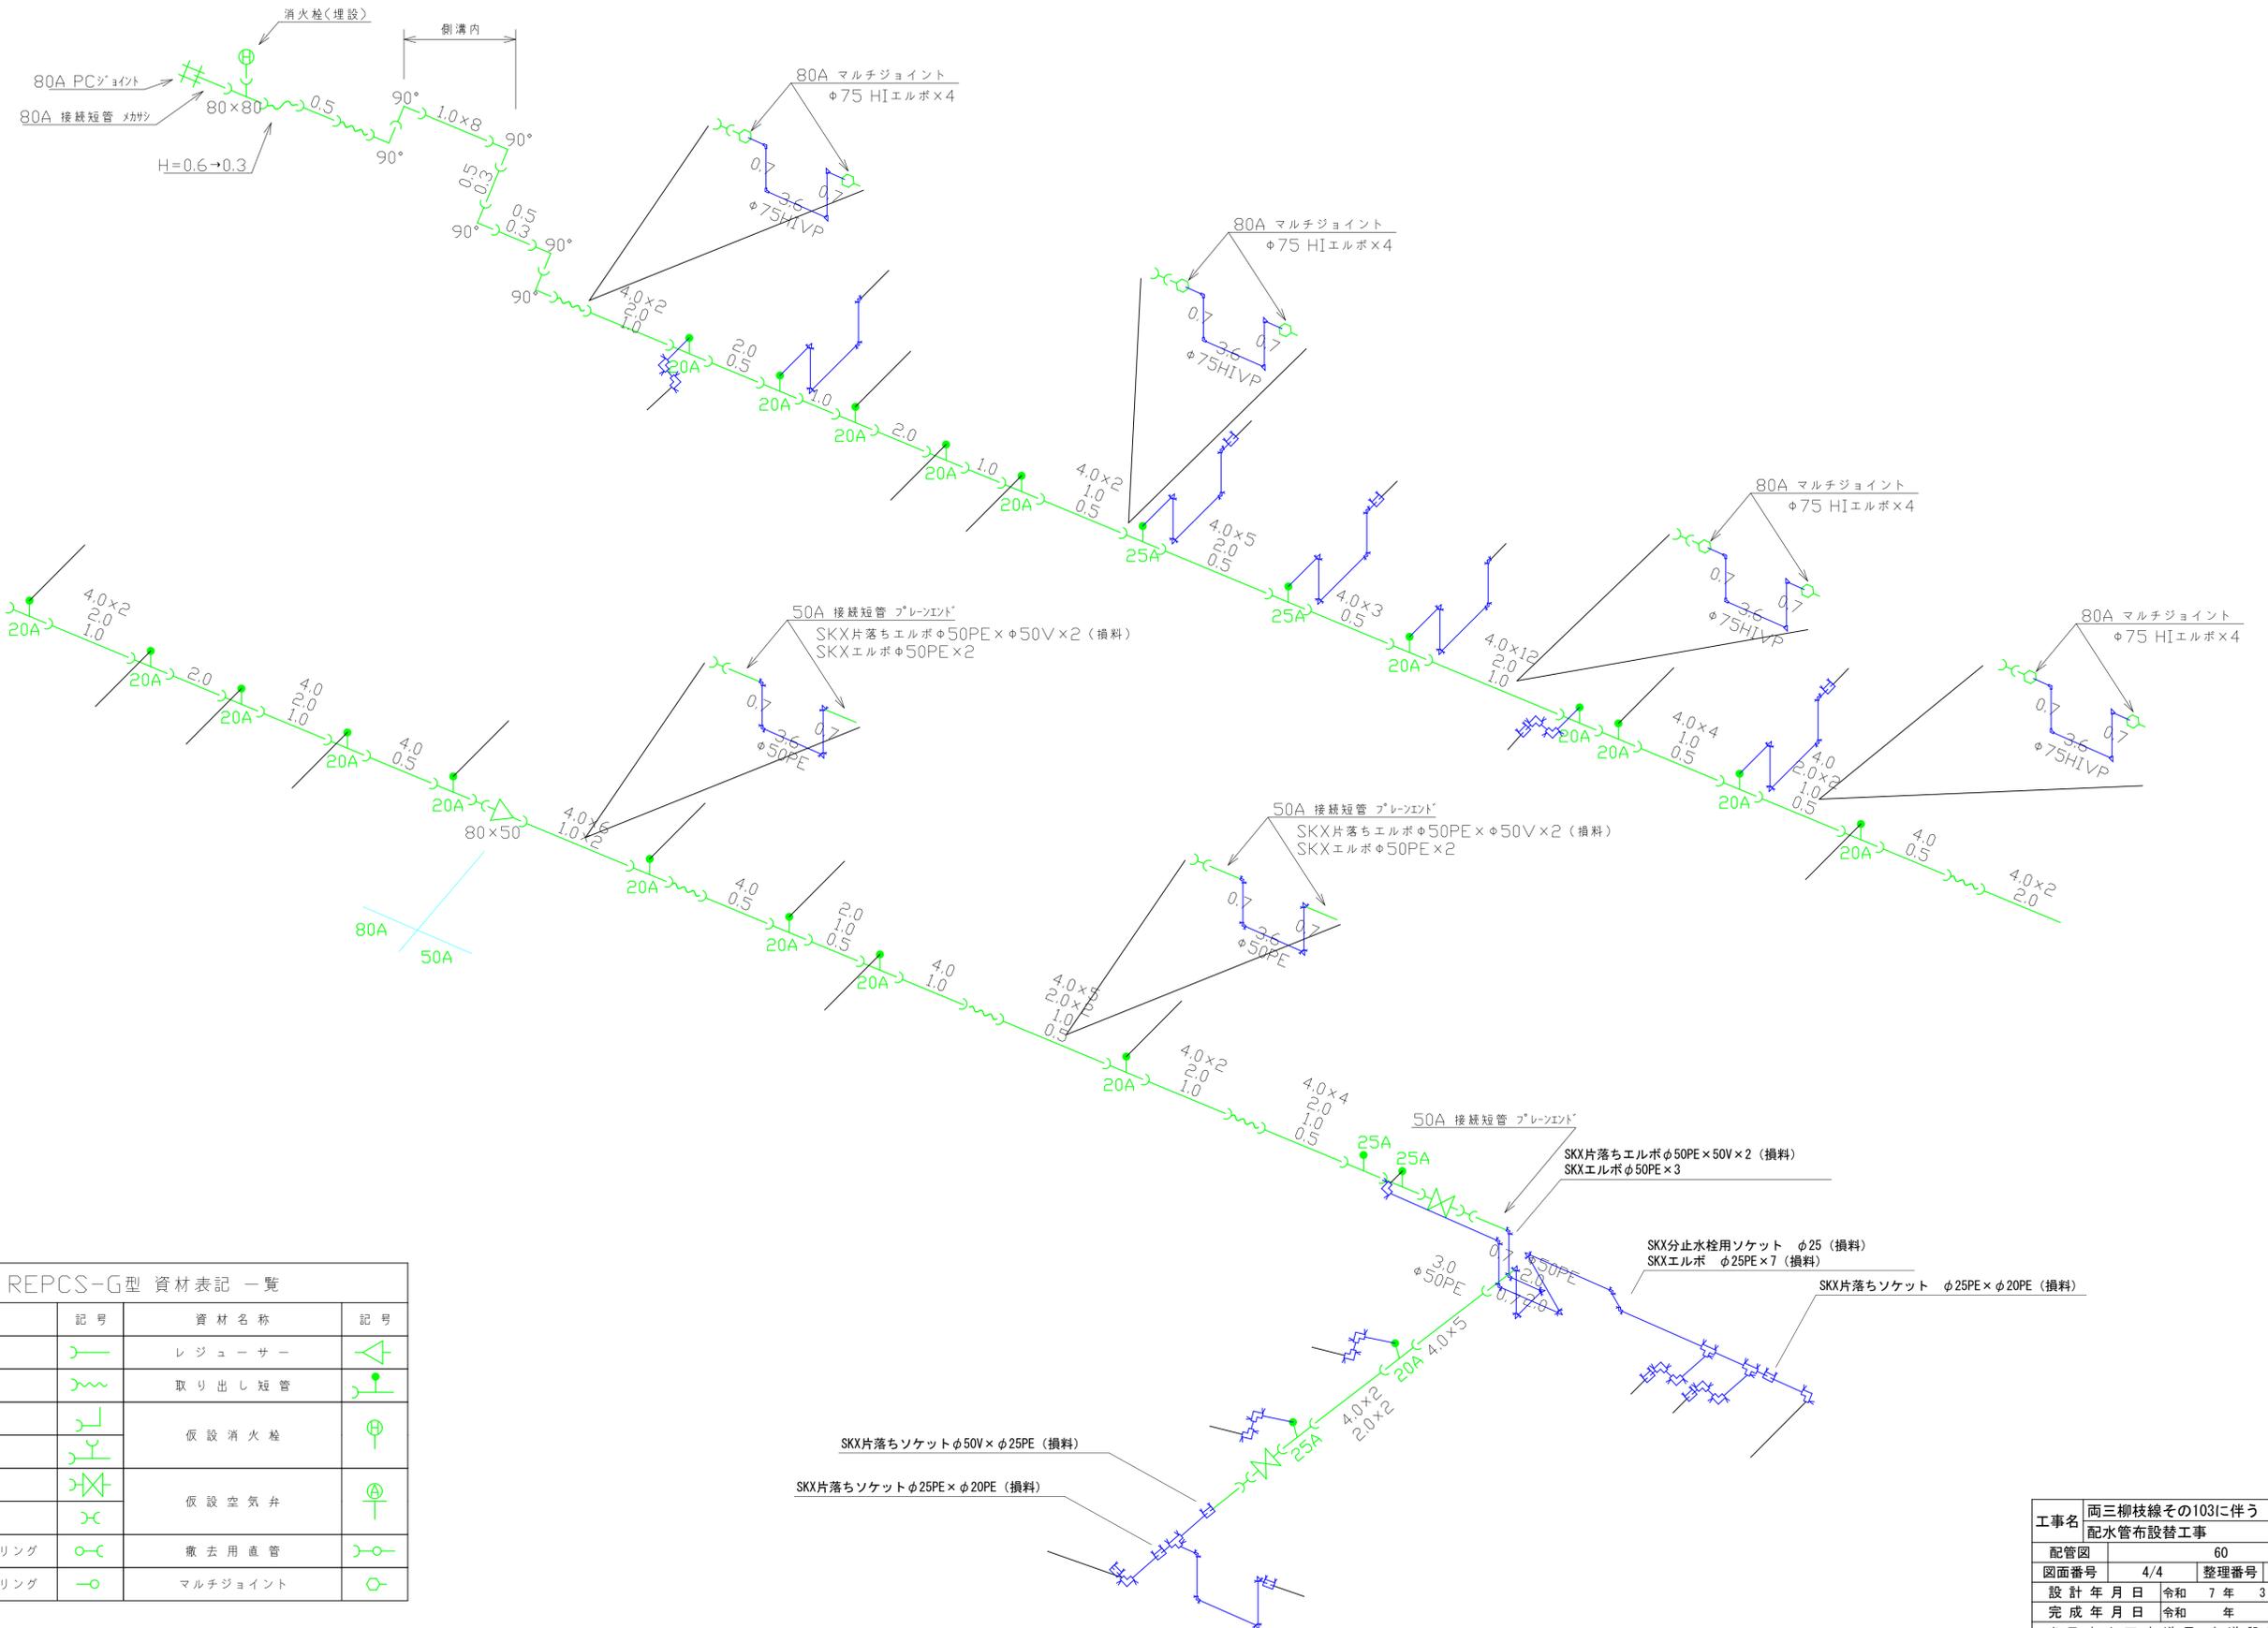

REPCS-G型 資材表記 一覧

資材名称	記号	資材名称	記号
直管		レジュューサー	
フレキ管		取り出し短管	
エルボ		仮設消火栓	
チーズ		仮設空気弁	
バルブ		撤去用直管	
受け×受け		マルチジョイント	
受け×グルーピング、リング			
挿し×グルーピング、リング			

工事名	両三柳枝線その103に伴う 配水管布設替工事		
配管図	4/4	整理番号	60
図面番号	15	設計年月日	令和 7 年 3 月 日
完成年月日	令和 年 月 日		
米子市上下水道局 水道設計監理課			