

施工箇所



平面図 縮尺 1:500

- ④配水管布設替工事（補助）GXDIP φ150 L=28m (30.6m)
- ④消火栓移設工事（新）（補助）φ75 (H-380) 1基
- ④給水管切替工事（補助）φ150×φ20 1か所
- ④仮設工事（補助） 1式

- ②給水管切廻し工事（補助）PE φ20 2か所
- ②仮設工事（補助） 1式

- ③配水管切廻し工事（起債）HPPE φ50 1か所 (5.9m)
- ③仮設工事（起債） 1式

- ①配水管布設替工事（補助）GXDIP φ150 L=215m (L=218.0m)
- ①消火栓移設工事（新）（補助）φ75 (H-731) 1基
- ①配水管切替工事（起債）φ150×φ100 1か所 (L=4.6m)
- ①配水管切替工事（起債）φ150×φ50 1か所 (L=6.2m)
- ①配水細管切替工事（起債）φ150×φ40 1か所 (6.5m)
- ①給水管切替工事（補助）φ150×φ50・25・20 18か所
- ①仮設工事（補助） 1式

- ⑤铸铁管処分（補助） 1式
- ⑥石綿管処分（水道） 1式

舗装復旧構成図 S=1:10

市道河崎中央線



<仮復旧> <本復旧>
(米子市下水道部)



工事名	河崎枝線その14に伴う 配水管布設替工事		
配管図	060, 072		
図面番号	1/4	整理番号	20
設計年月日	令和7年5月		
完成年月日	令和 年 月 日		
米子市水道局施設課			


詳細図①

①配水管布設工事

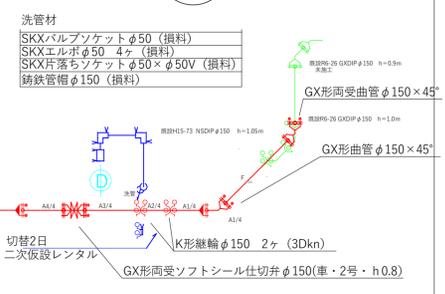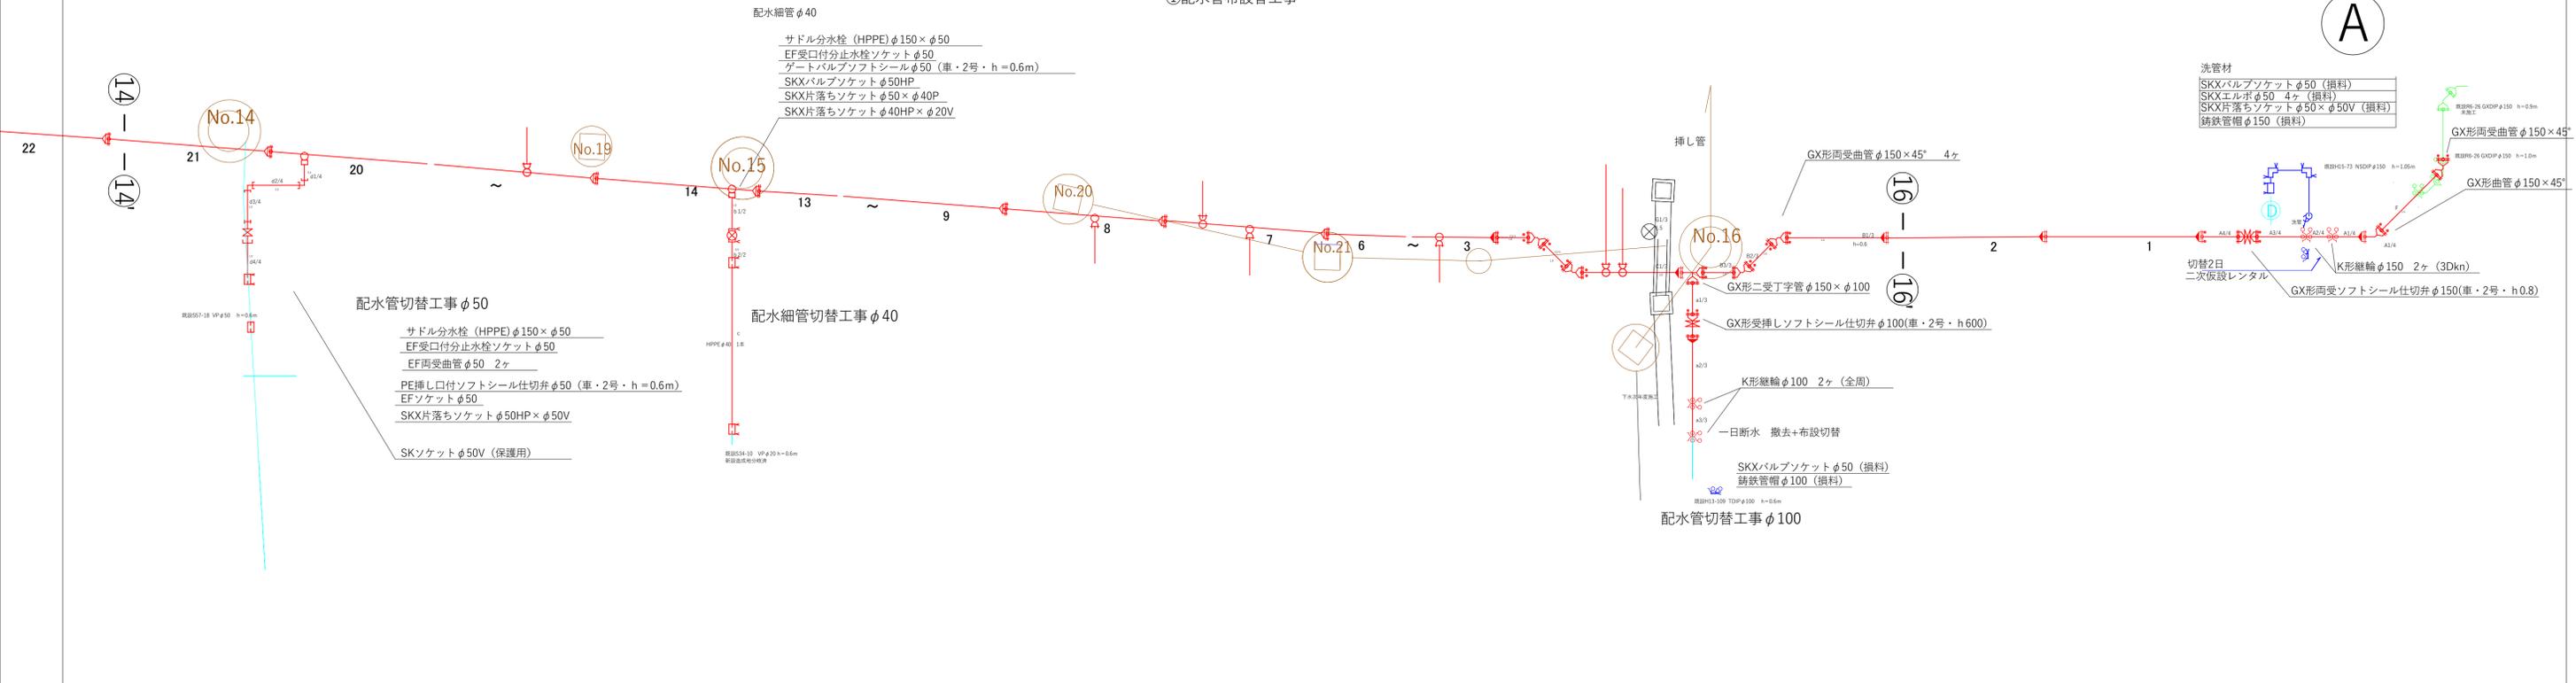


詳細図②

②給水管切廻し工事

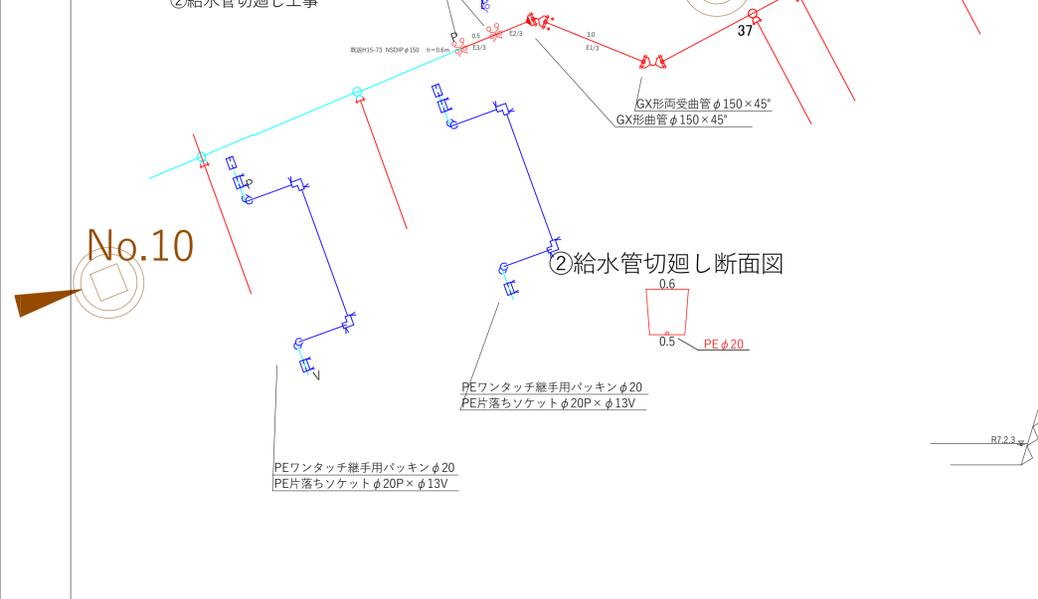


NO.11+12.3
⑪ - ⑪

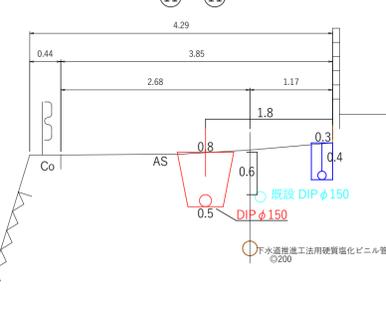

横断面図

縮尺 1:50

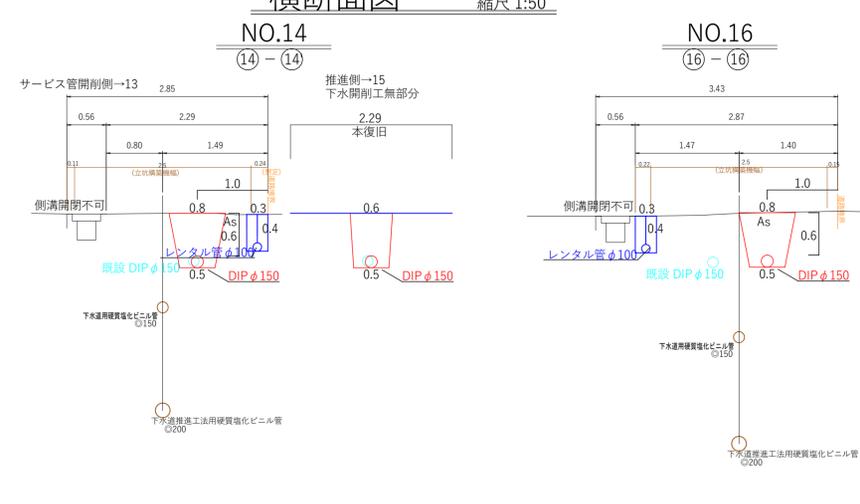


工事名	河崎枝線その14に伴う 配水管布設替工事		
配管図	060, 072	整理番号	
図面番号	2/4	設計年月日	令和7年5月
完成年月日	令和 年 月 日	図面番号	
米子市水道局 施設課			

③配水管切廻し工事 φ50

- サドル分水栓 (HPPE) φ150×φ50
- EF受口付分水栓ソケット φ50
- EF曲管 φ45°
- PE挿し口付ソフトシール仕切弁 φ50 (車・2号・h=0.6m)
- EFソケット φ50
- SKX片落ちソケット φ50HP×φ50P
- SKX片落ちソケット φ50P×φ30V
- SKXエルボ φ50 2ヶ
- SKソケット φ30V (保護用)

詳細図③
③配水管切廻し工事

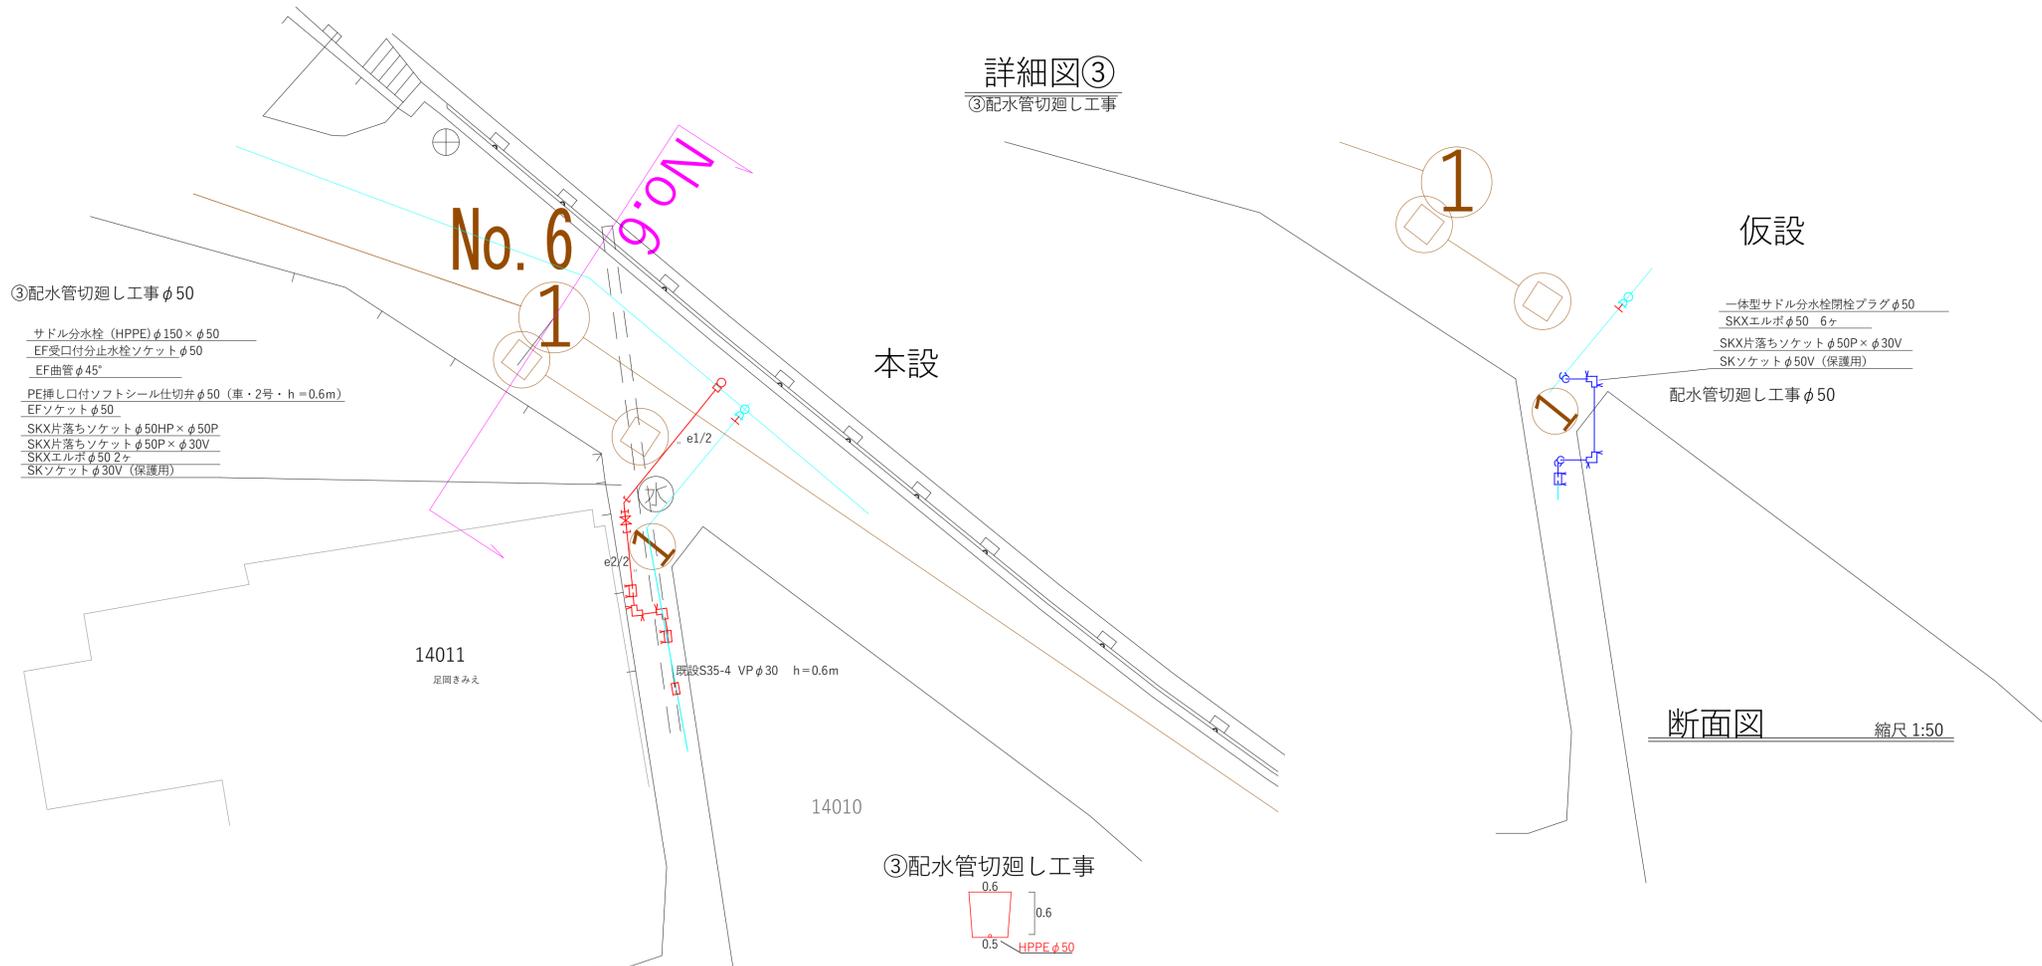


本設

仮設

断面図 縮尺 1:50

 
③配水管切廻し工事



本設

仮設


詳細図④
④配水管布設替工事 φ150

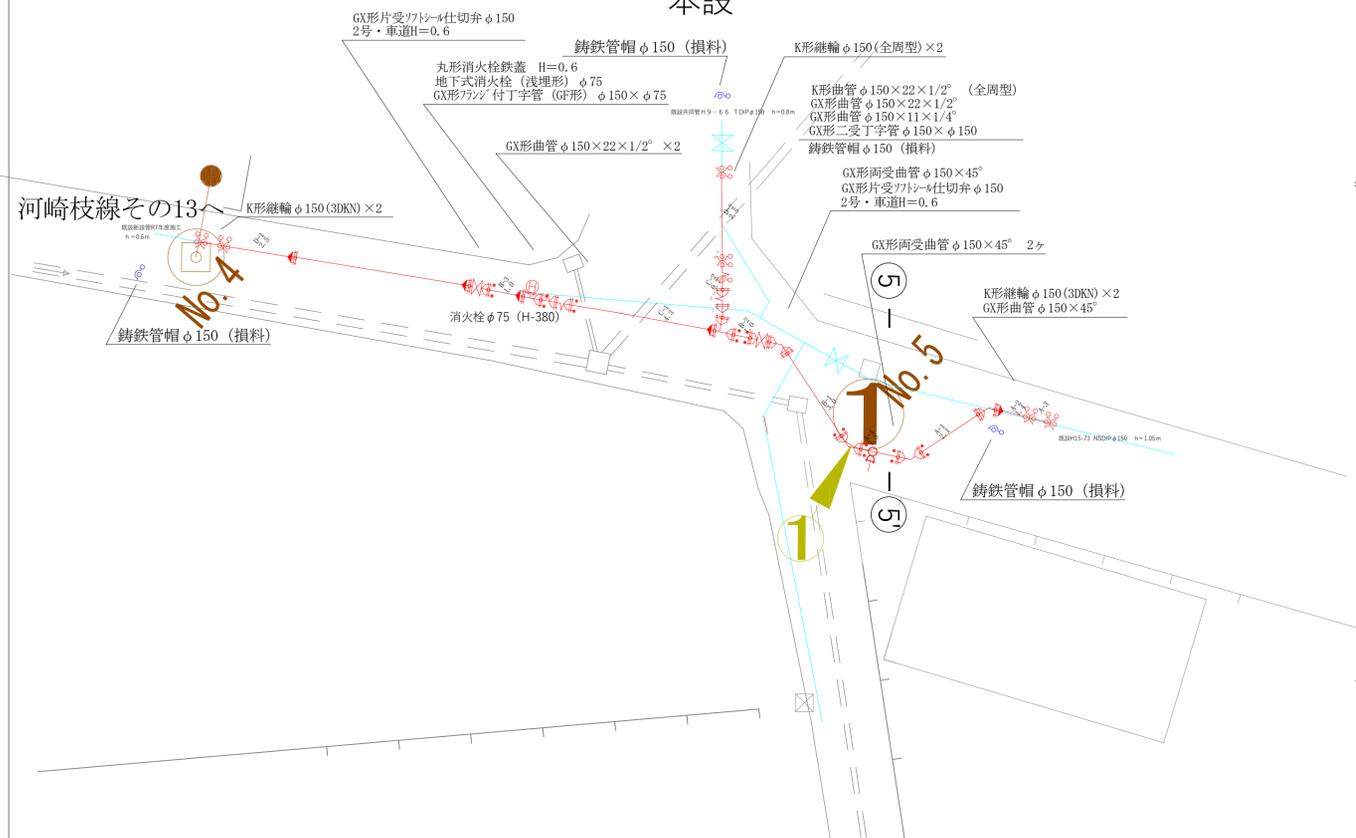


横断面図 縮尺 1:50

NO.5

(5)-(5)

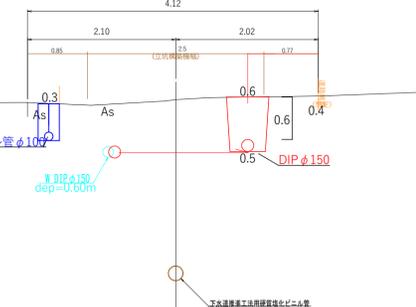

- サドル分水栓 φ150×φ20 (損料)
- SKXバルブソケット φ20 (損料)
- SKXエルボ φ20 6ヶ (損料)
- SKX片落ちソケット φ20P×φ20V (損料)
- 水道用止水栓 φ20
- PEメーター用ソケット φ20 60° ベンド

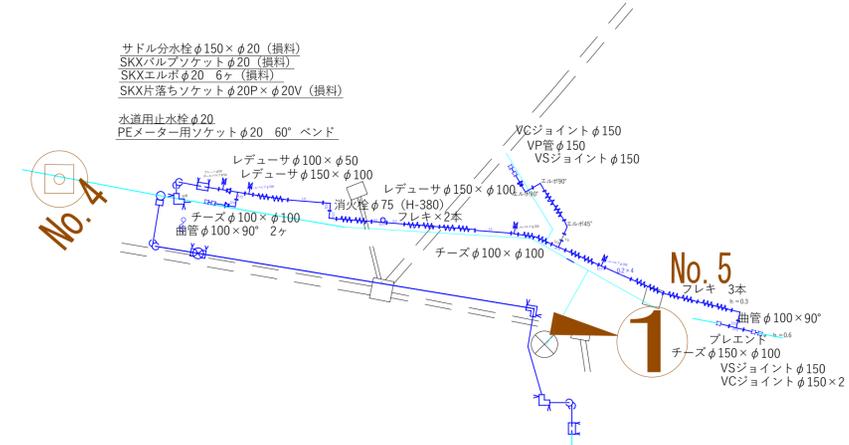

工事名	河崎枝線その14に伴う 配水管布設替工事		
配管図	060, 072	図面番号	4/4 整理番号
設計年月日	令和7年5月	完成年月日	令和 年 月 日
米子市水道局施設課			