


平面図 S=1:500

位置図 縮尺 1:10000

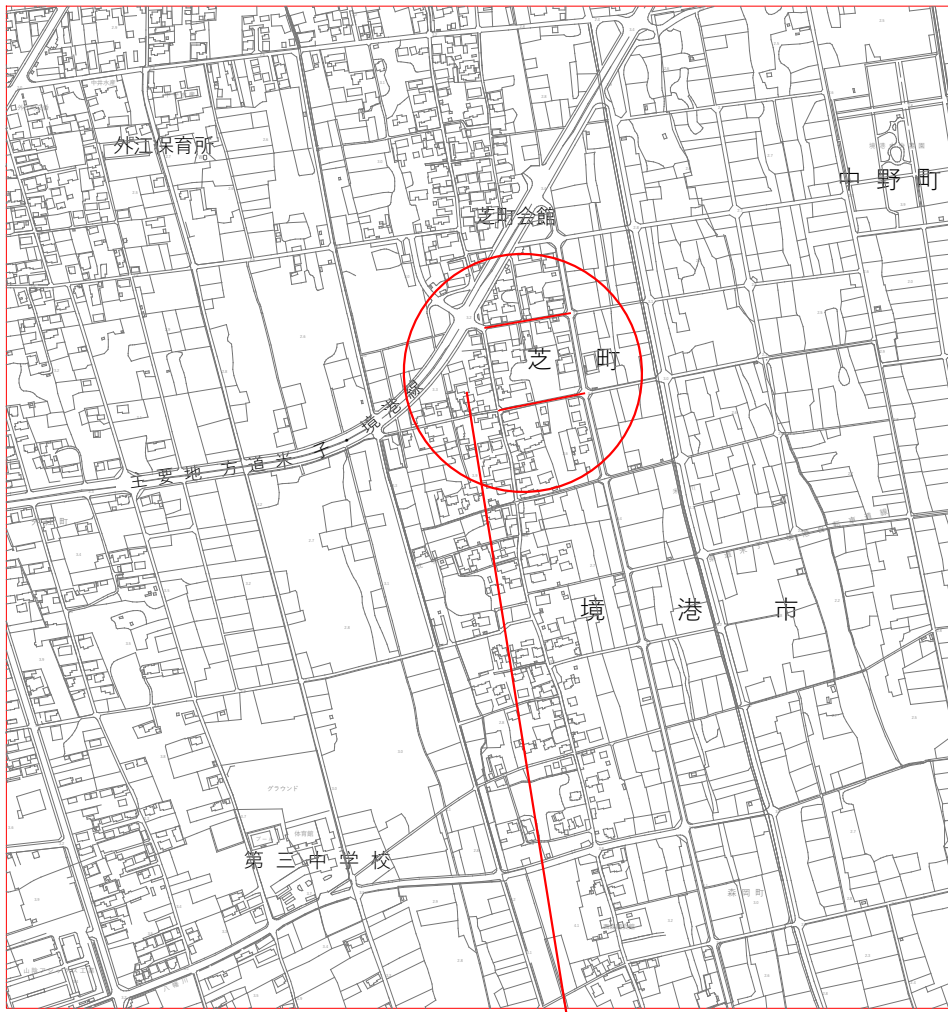

施工場所

③給水管布設替工事(基幹)PE ϕ 25
③仮設工事(基幹) 1式


①配水管布設替工事(基幹)HPPE ϕ 50 L=117m (118.7m)
①給水管切替工事(基幹) ϕ 50 $\times$ ϕ 50 $\cdot$ 20 7か所
①仮設工事(基幹) 1式

②配水管布設替工事(水道)HPPE ϕ 50 L=171m (172.5m)
②給水管切替工事(水道) ϕ 50 $\times$ ϕ 20 6か所
②給水管切替工事(基幹) ϕ 50 $\times$ ϕ 25 1か所


③給水管布設替工事(基幹)PE ϕ 25 L=36m
③仮設工事(基幹) 1式

舗装復旧構成図 S=1:10


内浜中央線

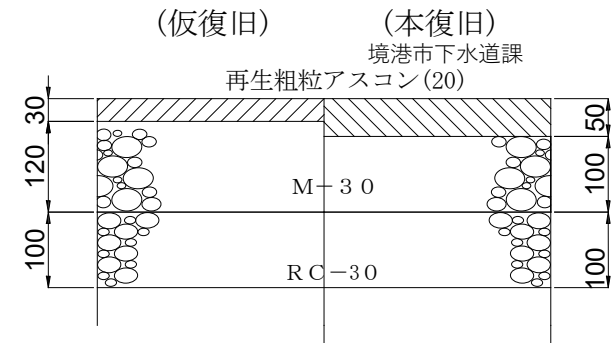


中野芝3号線
外江97号線ほか

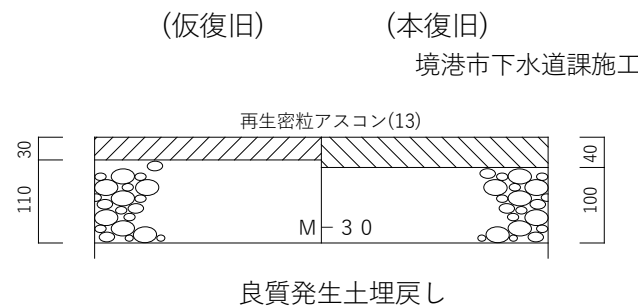

歩道部

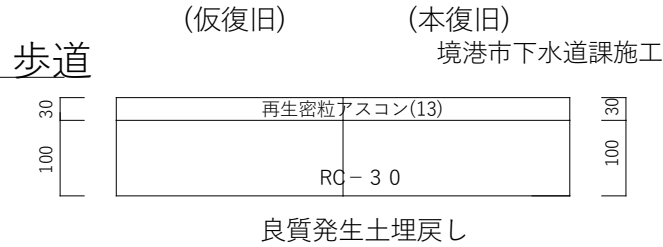

歩道部

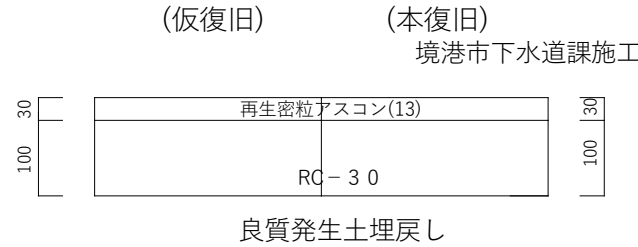


④配水細管布設替工事(基幹)HPPE ϕ 40 L=54m(55.1m)
④給水管切替工事(基幹) ϕ 40 $\times$ ϕ 25 1か所
④仮設工事(基幹) 1式

工事名	芝町汚水枝線 (その2) に伴う 配水管布設替工事		
配管図	011, 012	工事番号	35
図面番号	1/3	設計年月日	令和 7 年 7 月 日
完成年月日	令和 年 月 日	監理年月日	令和 年 月 日
米子市上下水道局設計監理課			


③-1給水管布設替工事PE φ 25

詳細図本設

③-2給水管布設替工事PE ϕ 25


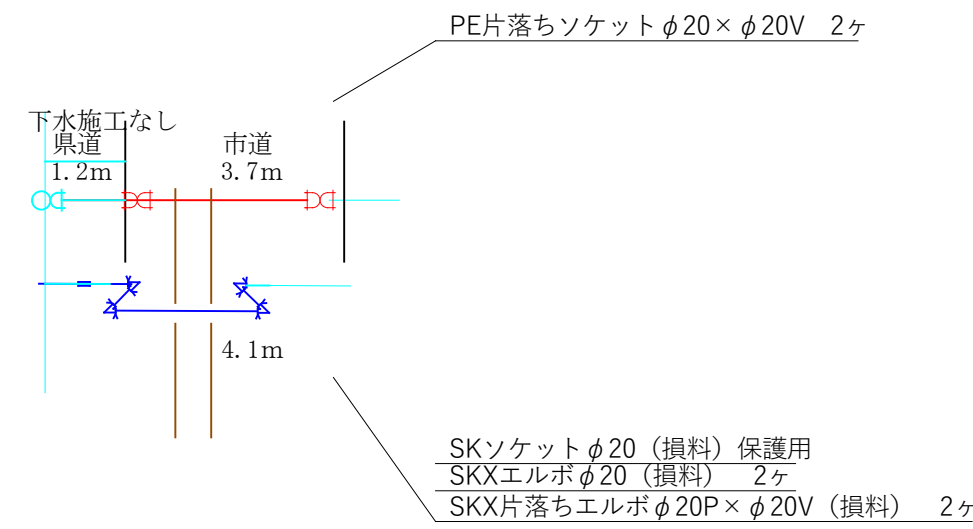


③-B給水管布設替工事

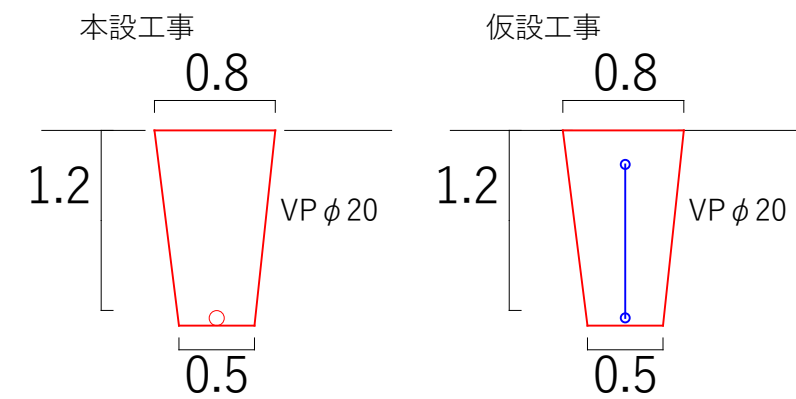


断面図


縮尺 1/50

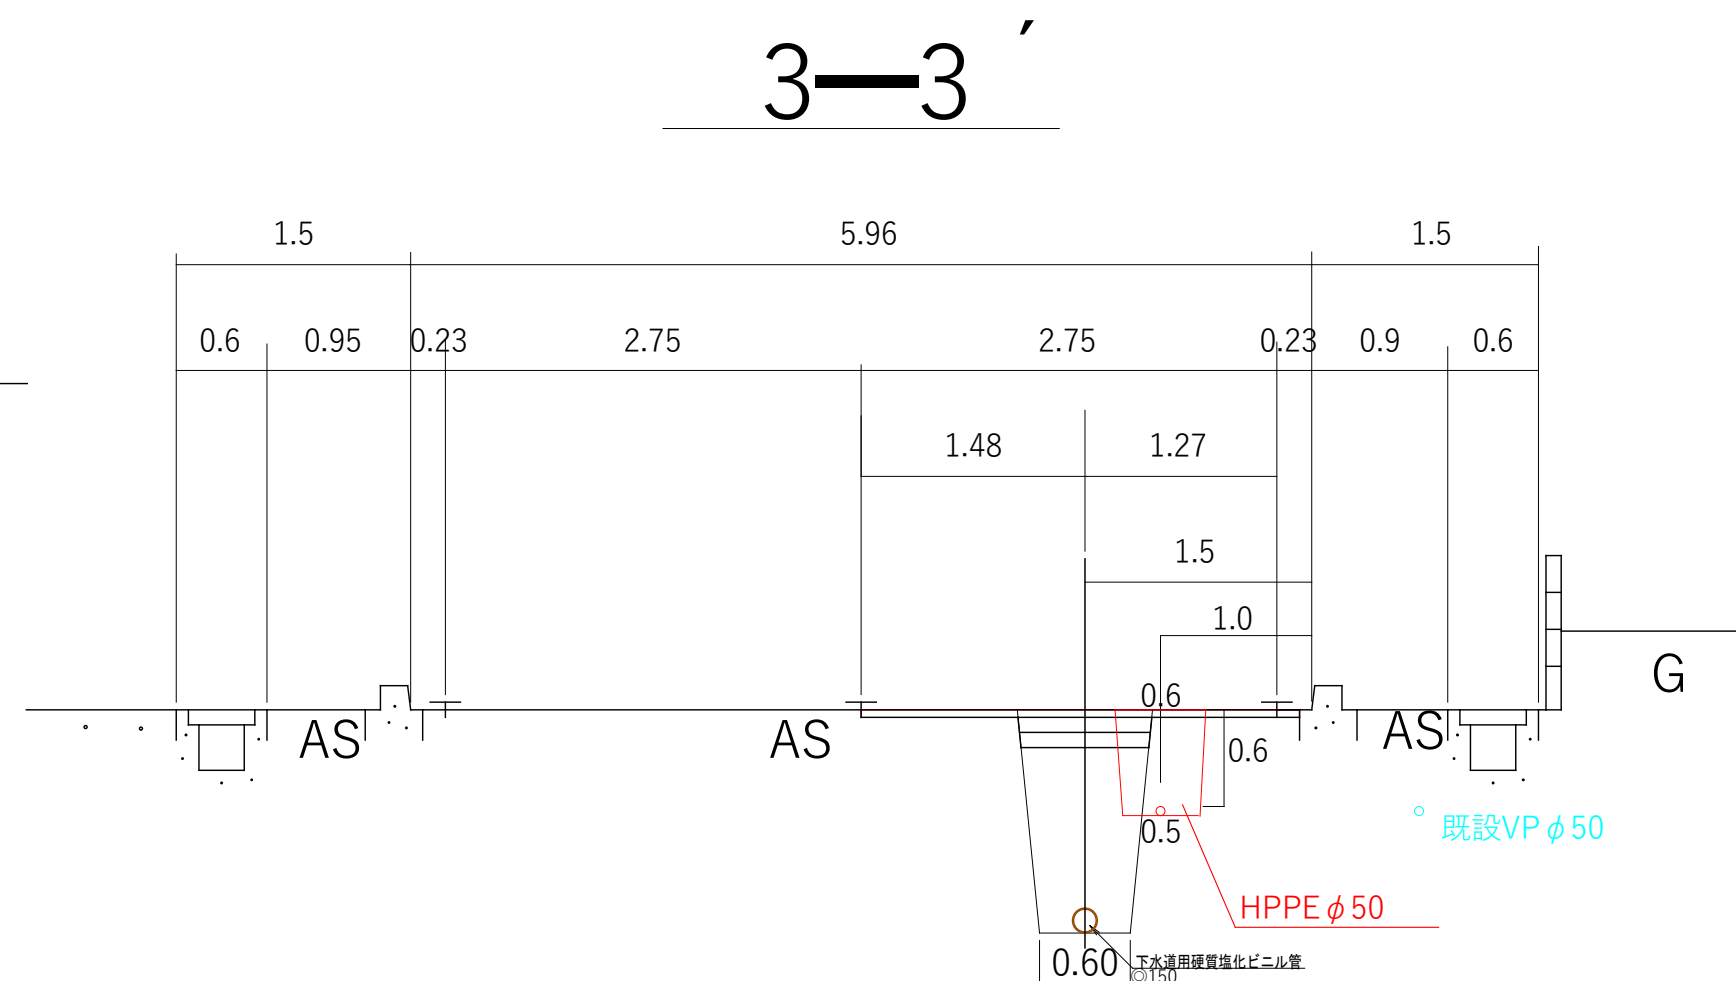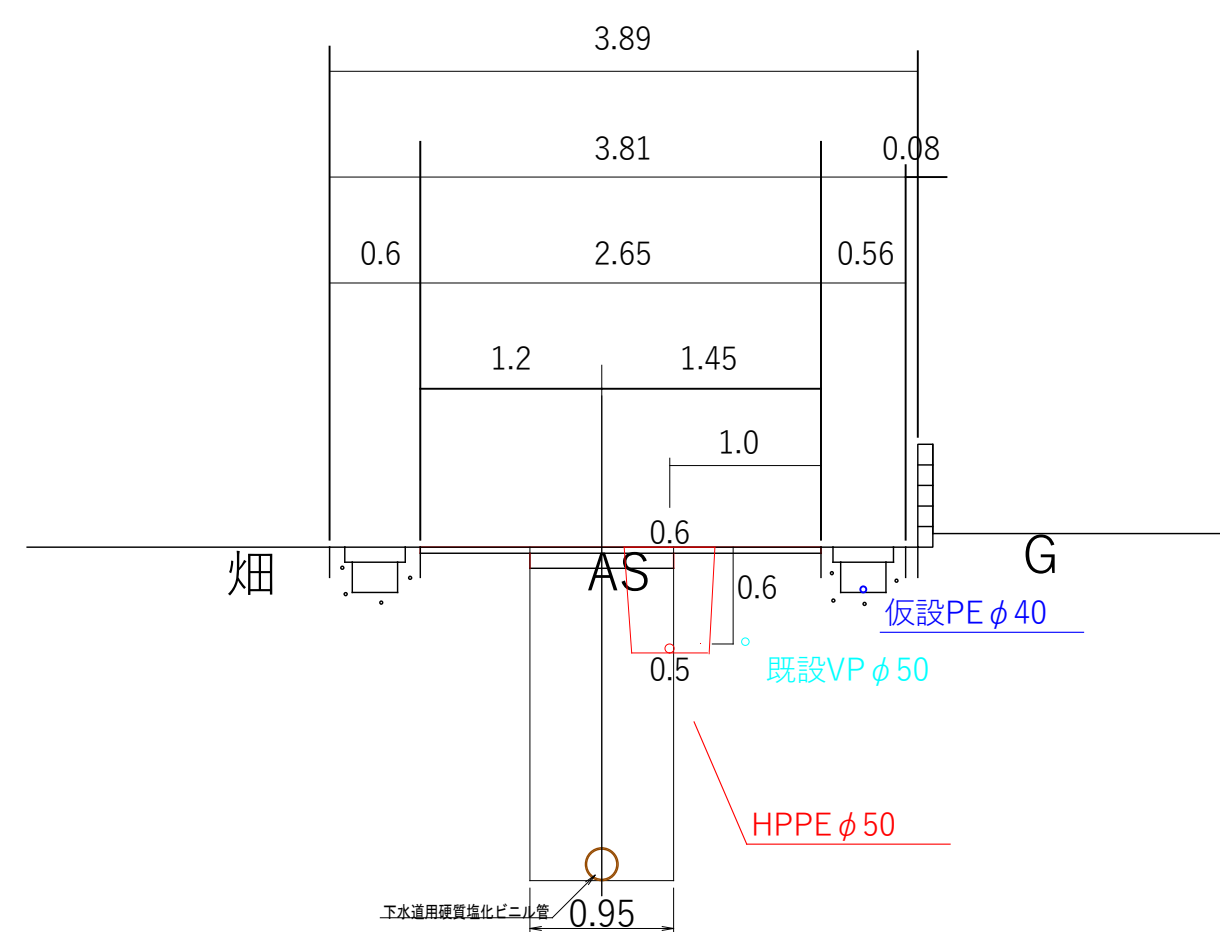

④配水細管布設替工事HPPE φ 40

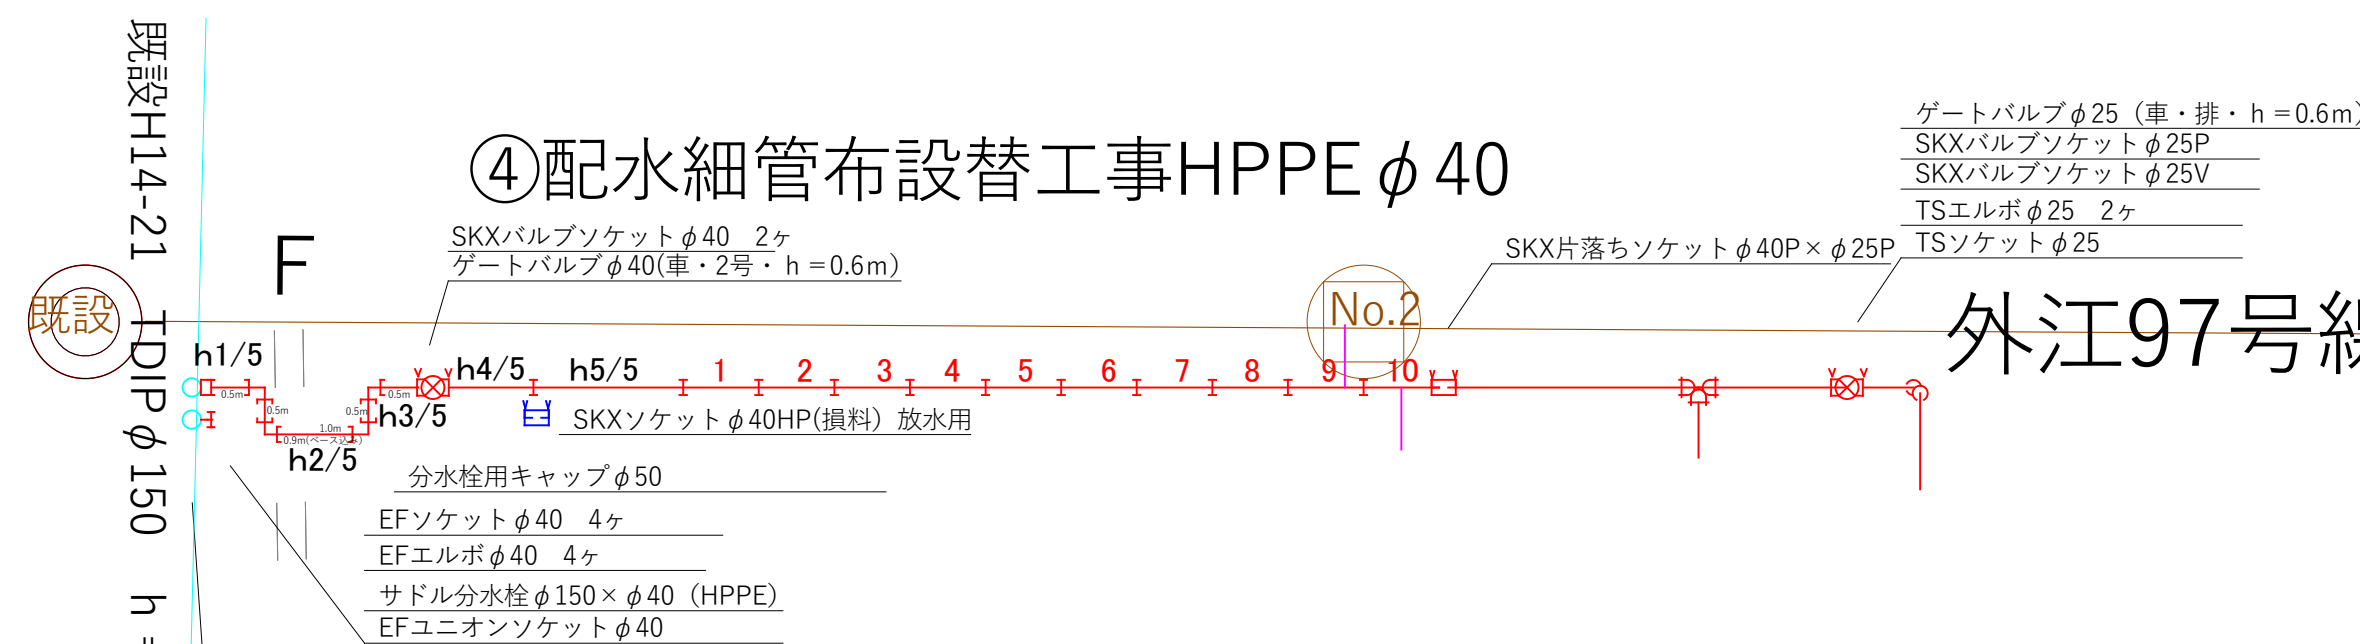

外江97号線

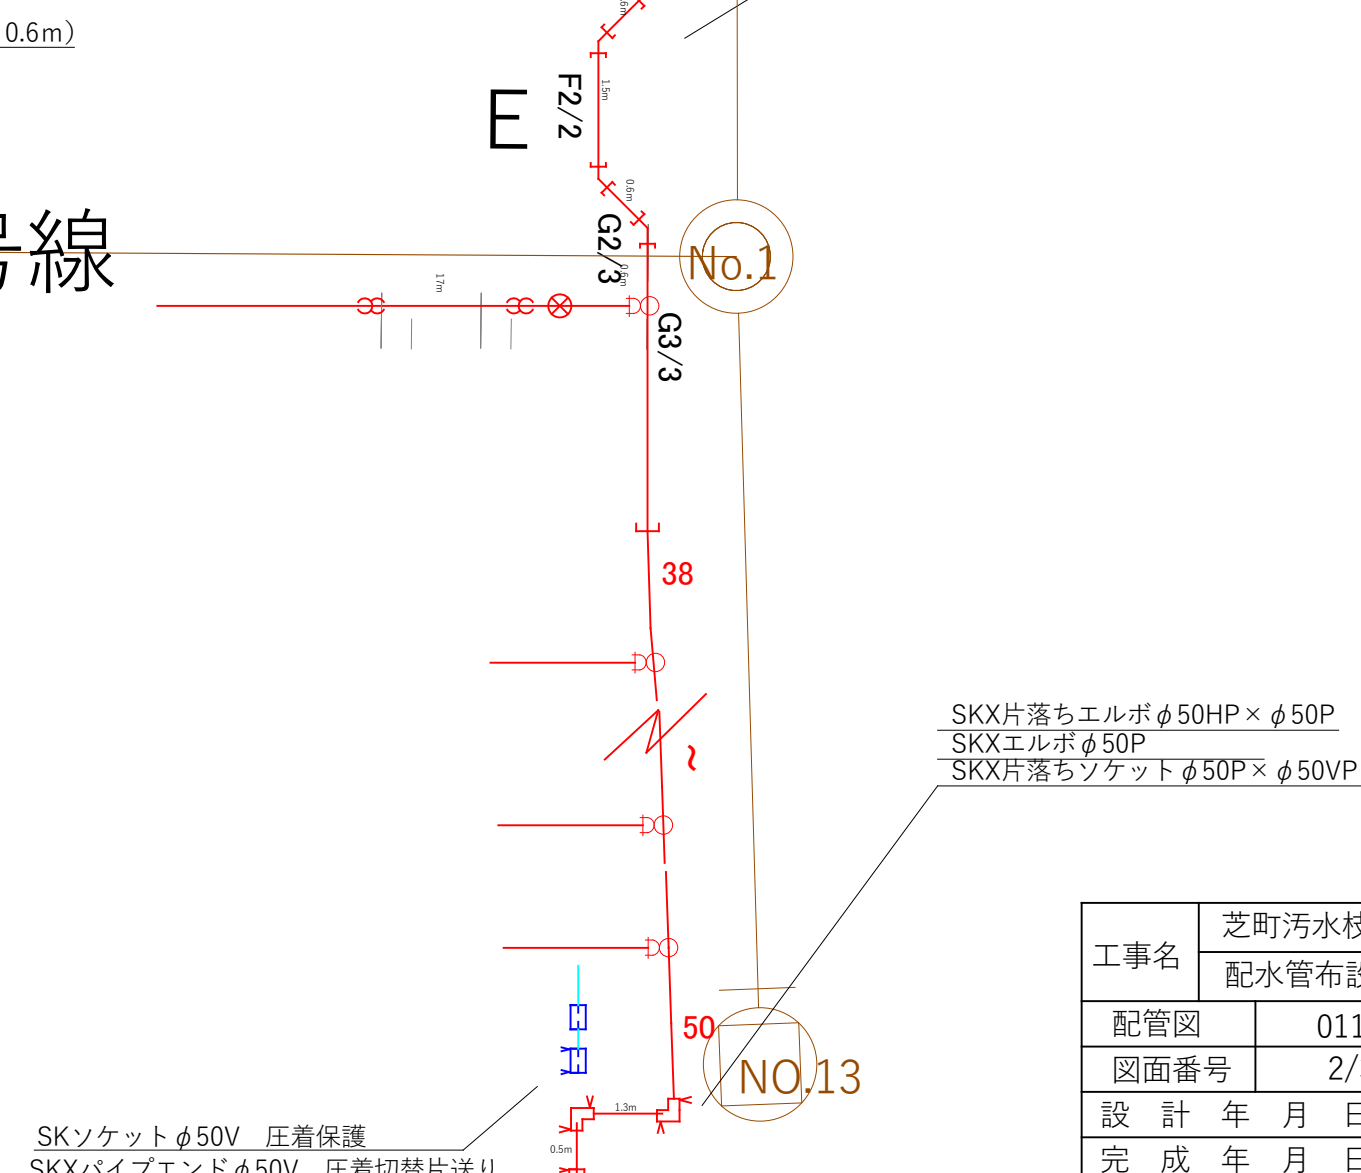

芝町汚水枝線（その2）に伴う	
工事名	配水管布設替工事
配管図	011, 012
図面番号	2/3
工事番号	35
設計年	令和 7 年 7 月 日
完成年	令和 7 年 月 日
米子市上下水道局設計監理課	

②配水管布設替工事HPPEφ50


放水用（マンホールNo13で使いまわす）
SKXバルブソケットφ50（損料） 2ヶ
仮設バルブφ50（損料）

①配水管布設替工事HPPEφ50

内浜中央線


既設H13-21 VP $\phi 50$ $h = 0.6\text{m}$

③-1給水管布設替工事PE φ 25

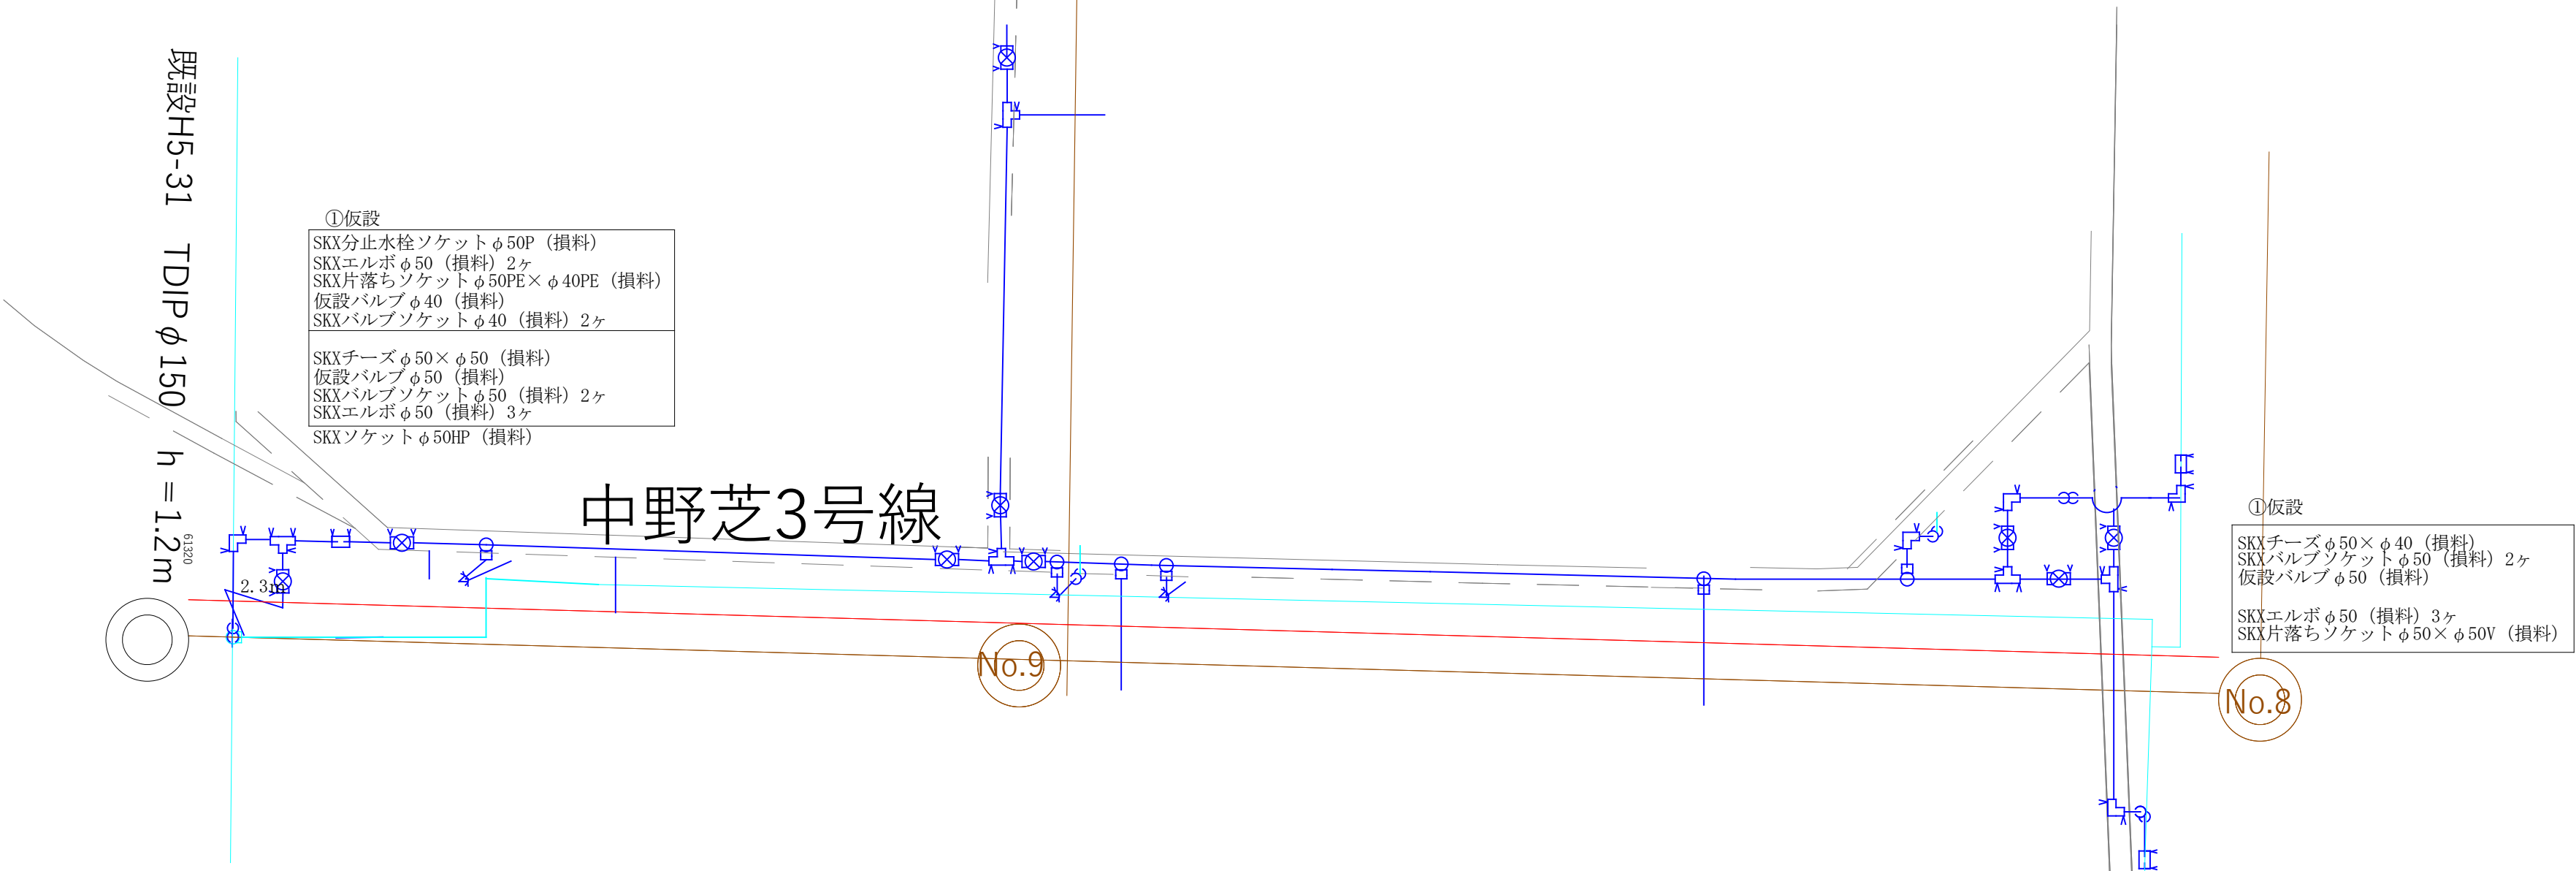


①配水管布設替工事HPPE φ 50

内浜中央線

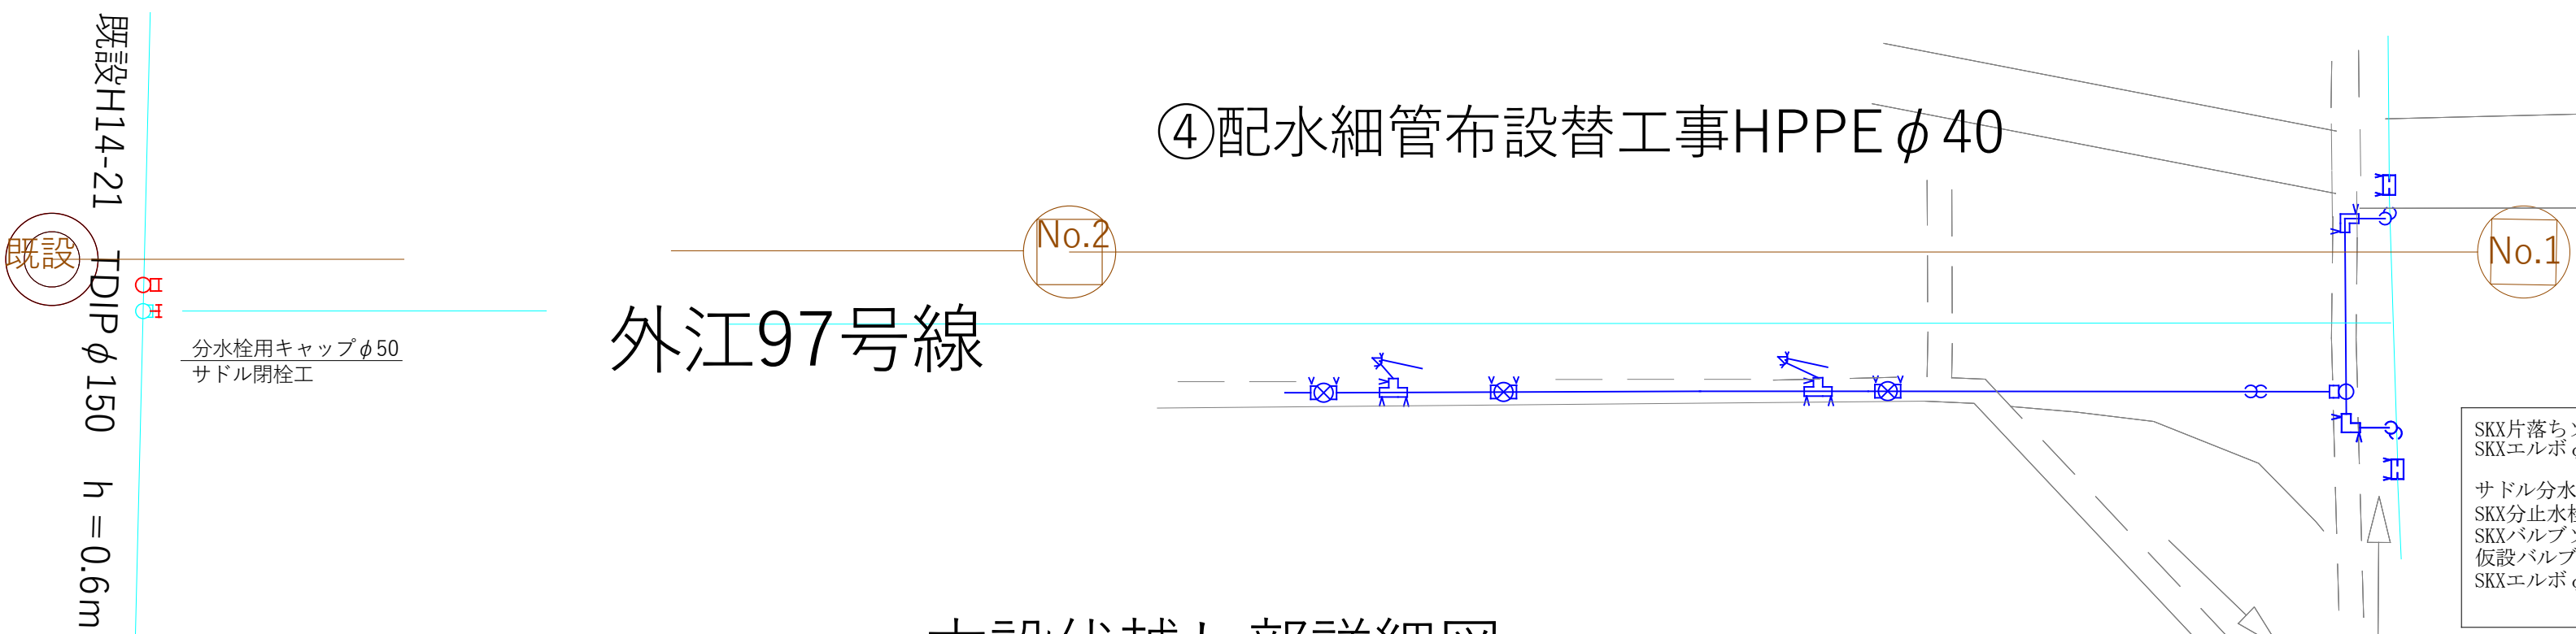

本設伏越し部詳細図

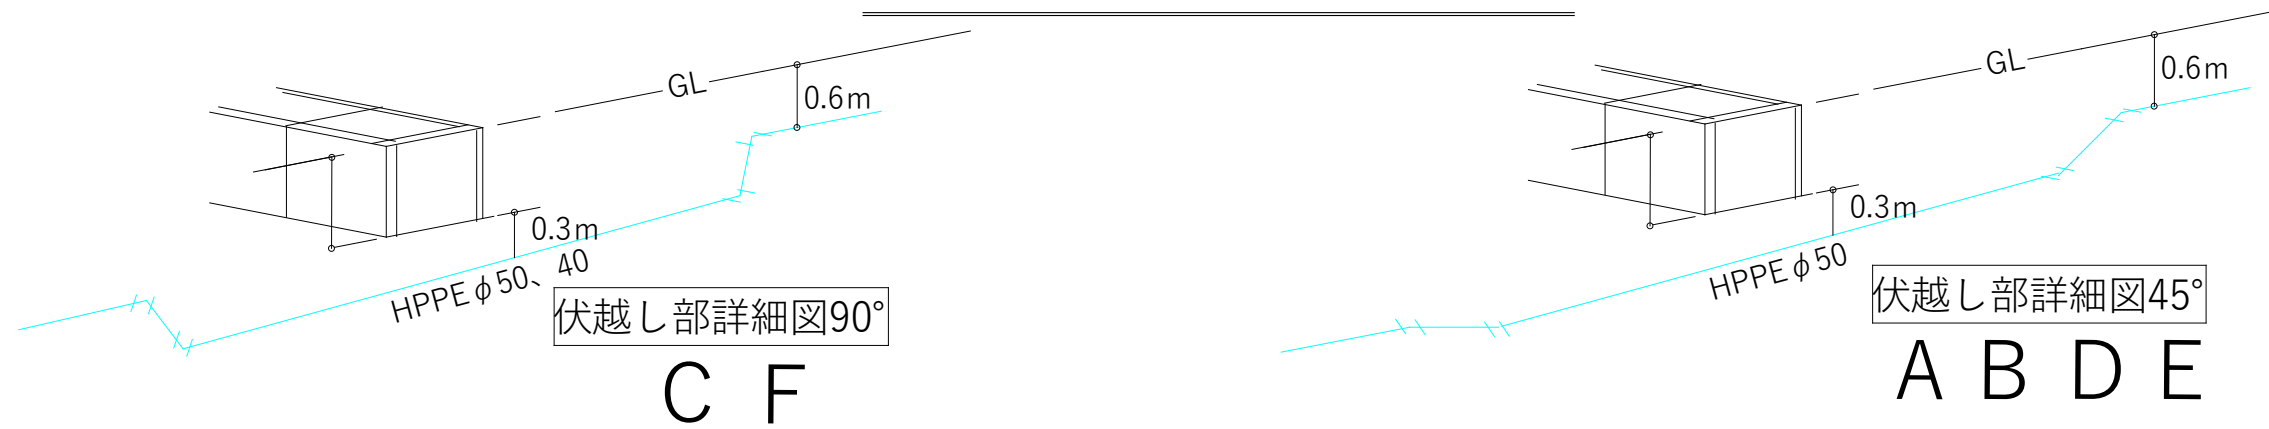

工事名	芝町汚水枝線（その2）に伴う		
	配水管布設替工事		
配管図	011, 012		
図面番号	3/3	工事番号	35
設 計 年 月 日	令和 7 年 7 月 日		
完 成 年 月 日	令和 年 月 日		
米子市上下水道局設計監理課			