



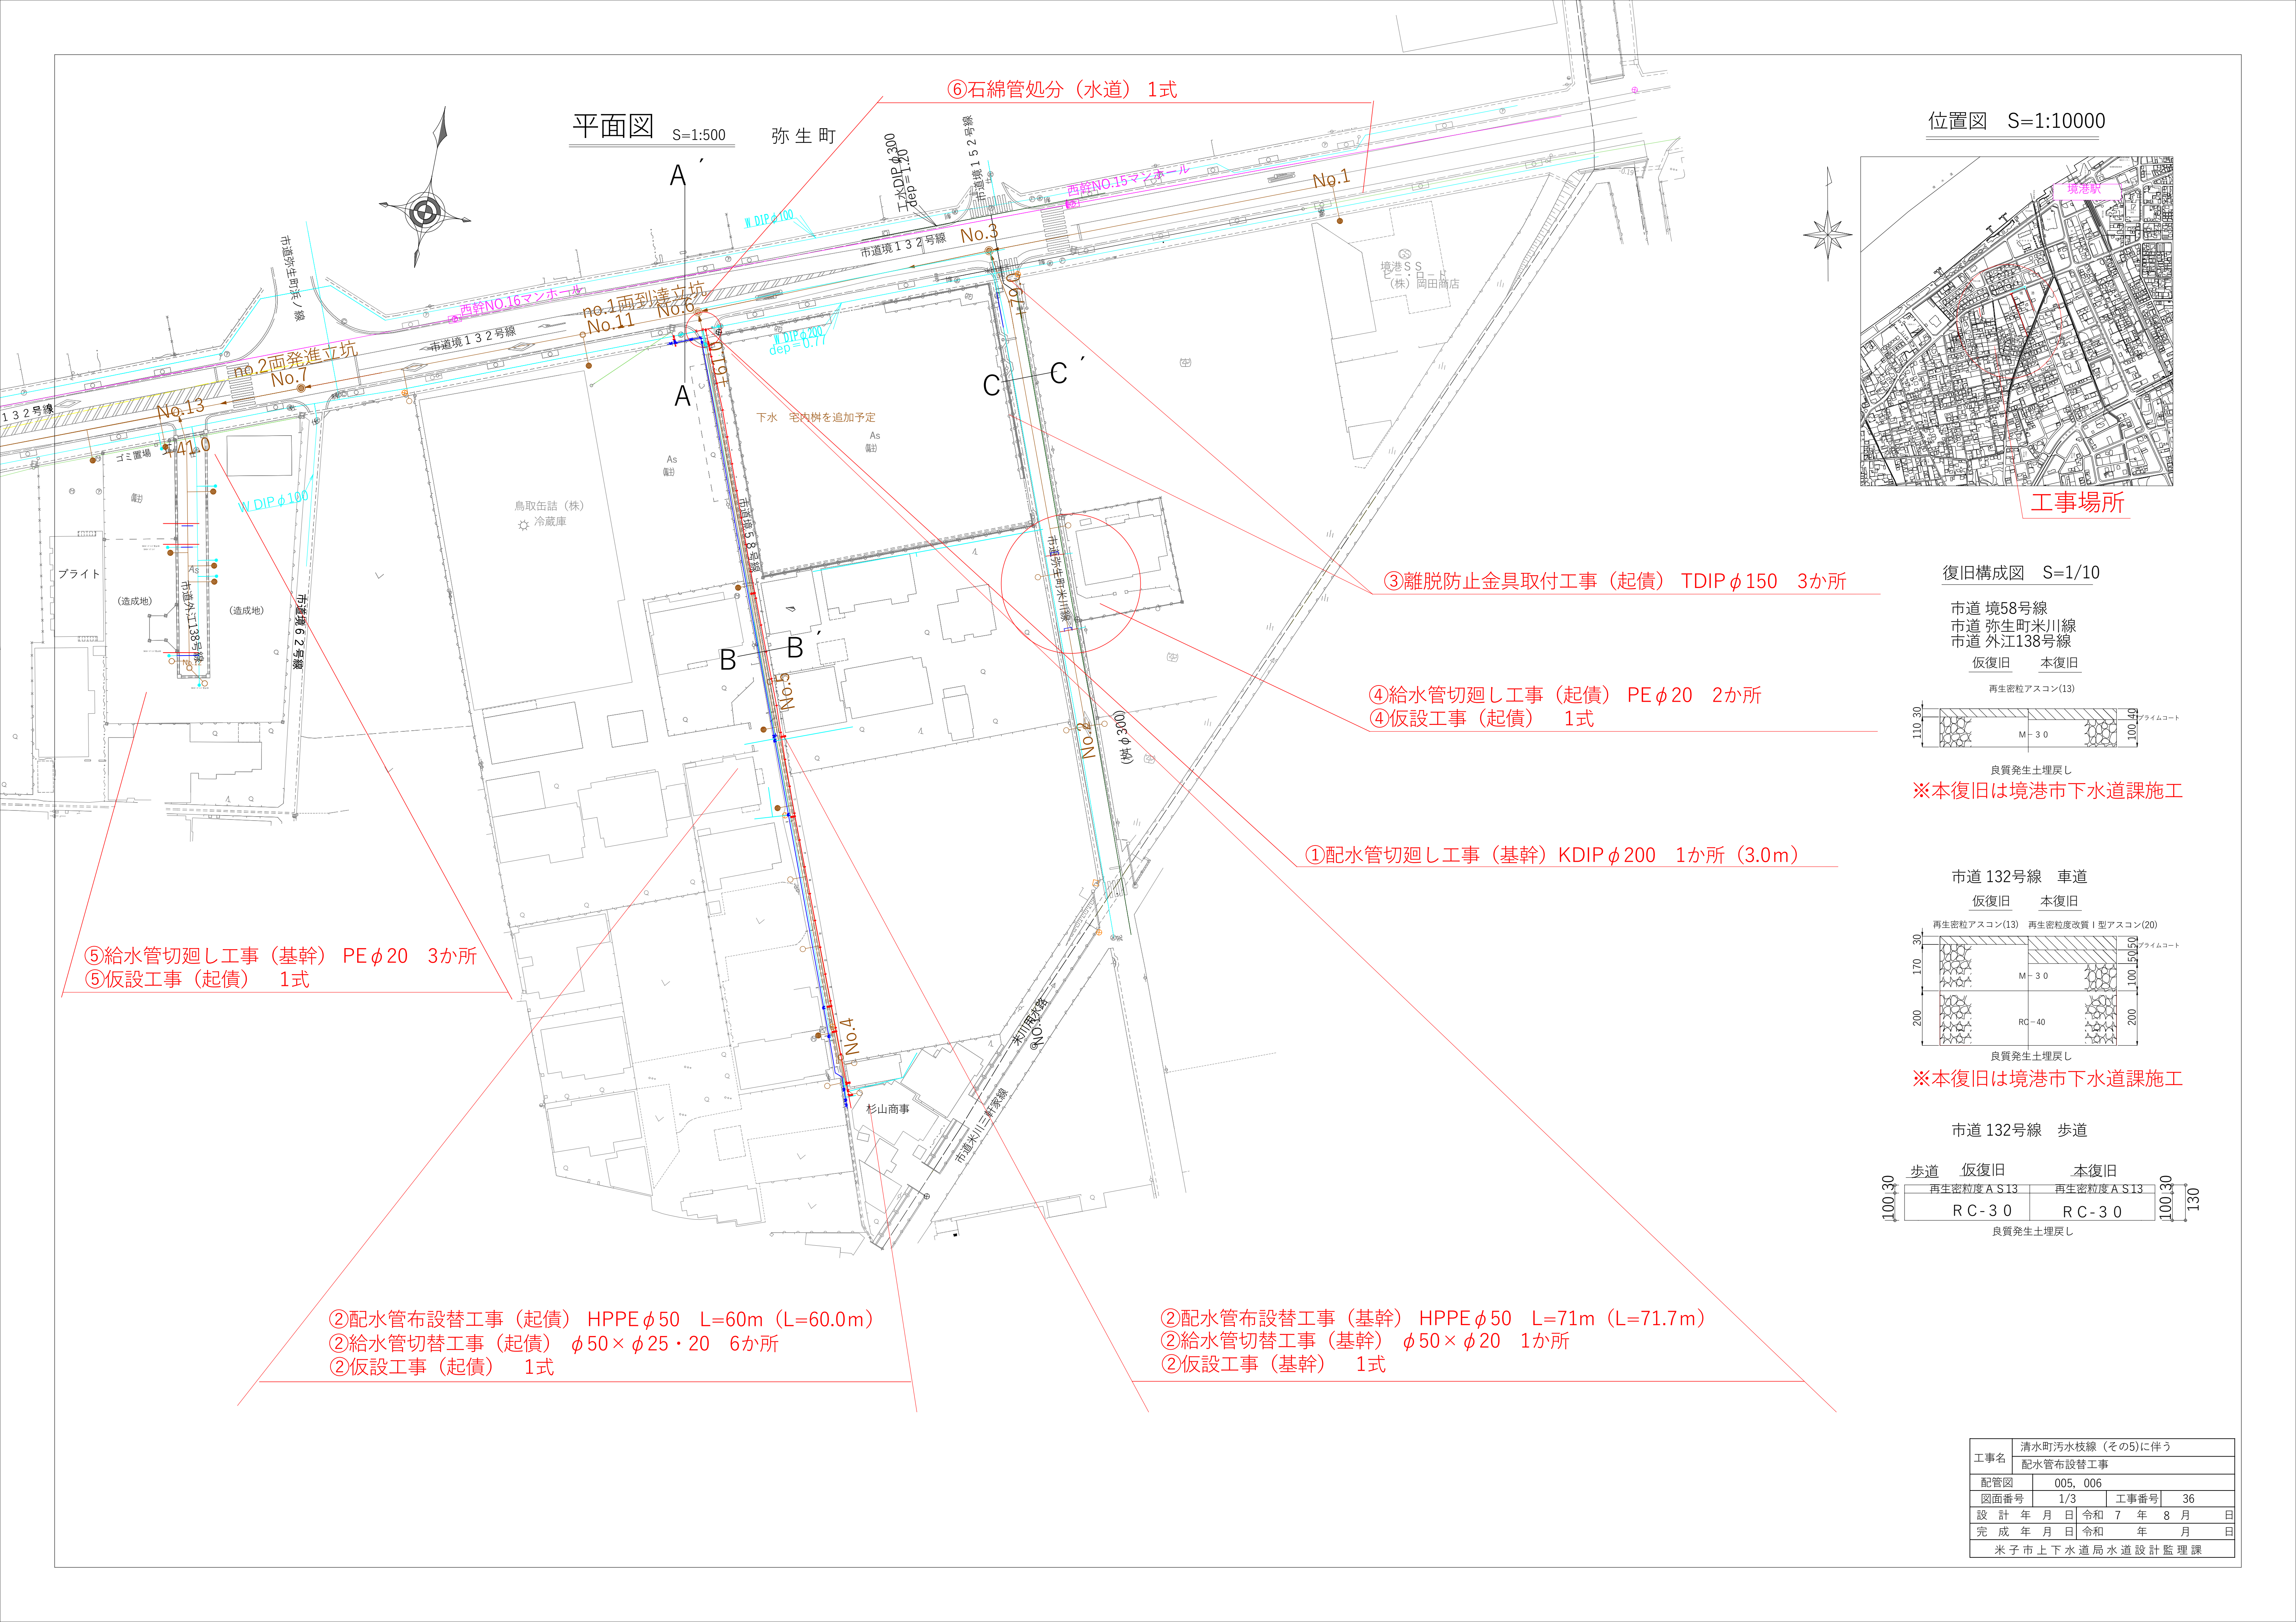

平面図 S=1:500


位置図 S=1:10000

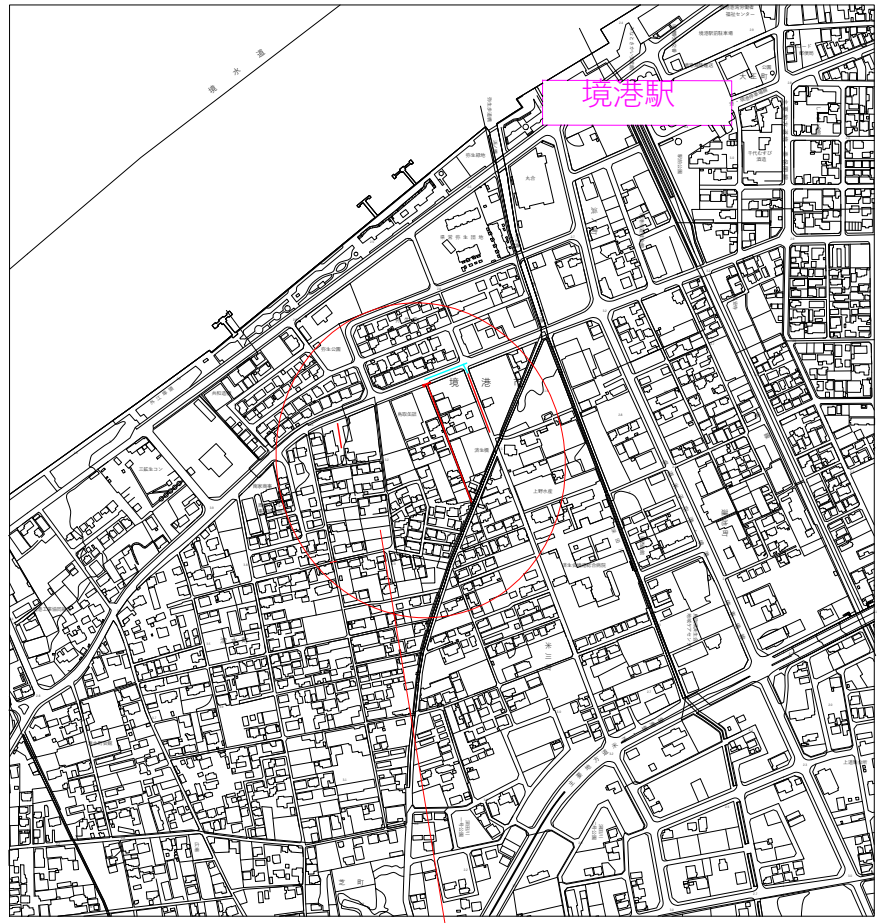


工事場所

復旧構成図 S=1/10


市道 境58号線
市道 弥生町米川線
市道 外江138号線
仮復旧 本復旧

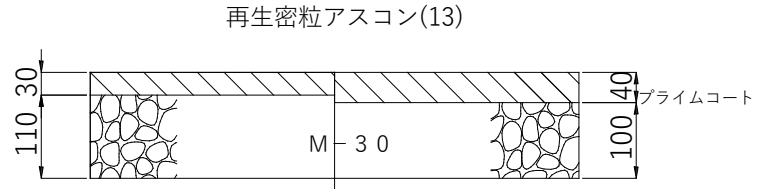

※本復旧は境港市下水道課施工

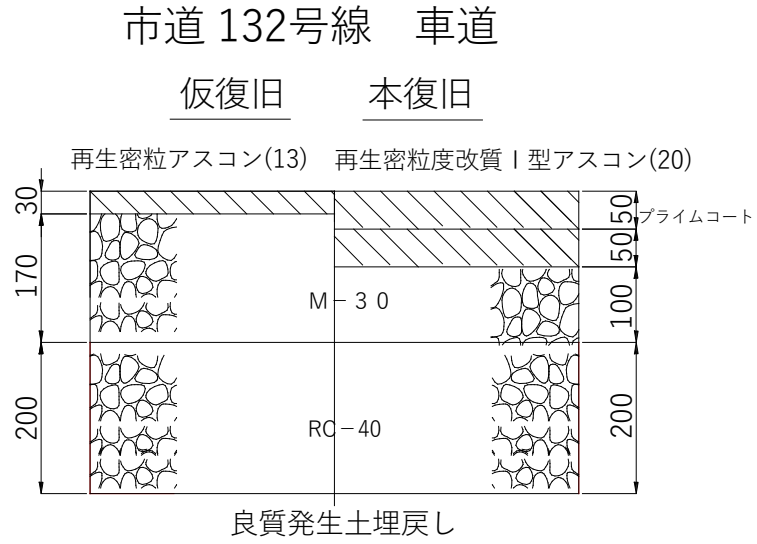

※本復旧は境港市下水道課施工

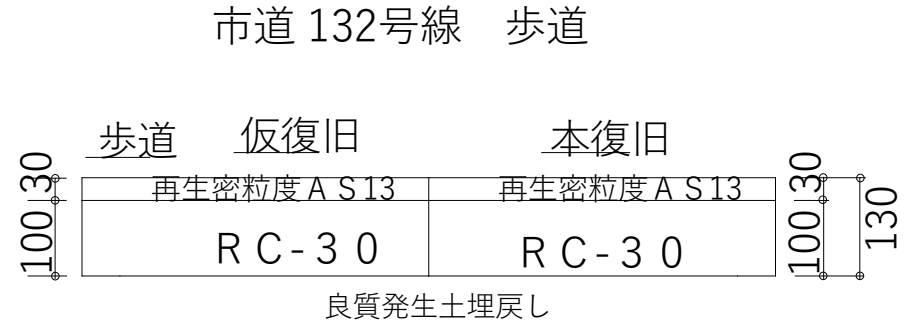

⑤給水管切廻し工事（基幹）PEφ20 3か所
⑤仮設工事（起債） 1式

②配水管布設替工事（起債）HPPEφ50 L=60m (L=60.0m)
②給水管切替工事（起債）φ50×φ25・20 6か所
②仮設工事（起債） 1式


②配水管布設替工事（基幹）HPPEφ50 L=71m (L=71.7m)
②給水管切替工事（基幹）φ50×φ20 1か所
②仮設工事（基幹） 1式

③離脱防止金具取付工事（起債）TDIPφ150 3か所

④給水管切廻し工事（起債）PEφ20 2か所
④仮設工事（起債） 1式

①配水管切廻し工事（基幹）KDIPφ200 1か所（3.0m）

工事名	清水町污水枝線（その5）に伴う		
	配水管布設替工事		
配管図	005_006		
図面番号	1/3	工事番号	36
設計年月日	令和7年8月	日	
完成年月日	令和7年	月	日
米子市上下水道局水道設計監理課			

 


縮尺 1/50

市道 境132号線

No. 6

B — B

 14. 99




市道 境58号線

No.5+19.0

$$B - B$$


2.2

1.28

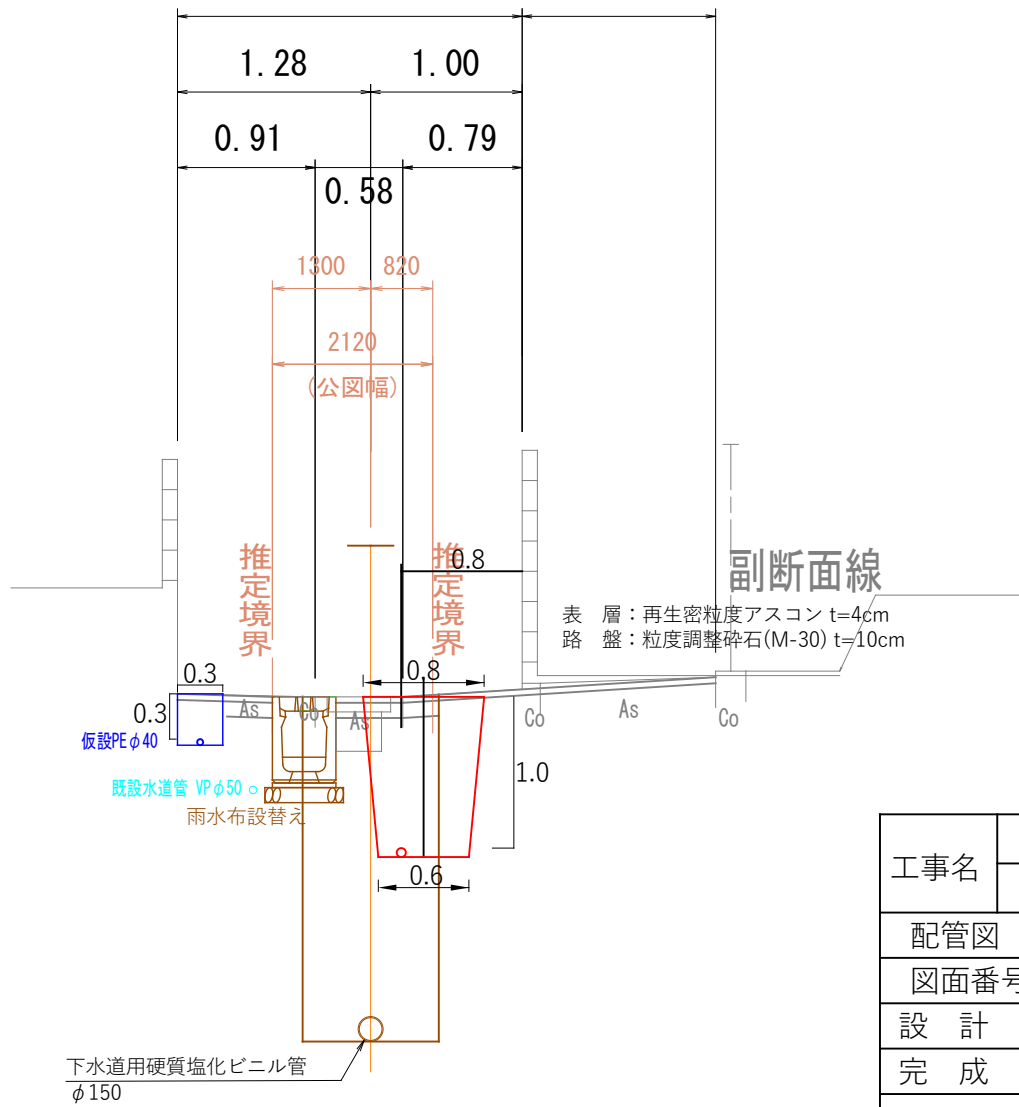


工事名	清水町汚水枝線（その5）に伴う 配水管布設替工事									
	配管図		005、006							
図面番号		2/3		工事番号		36				
設	計	年	月	日	令和	7	年	8	月	日
完	成	年	月	日	令和	年	月	日		
米子市上下水道局水道設計監理課										



⑤給水管切廻し工事（基幹）3か所

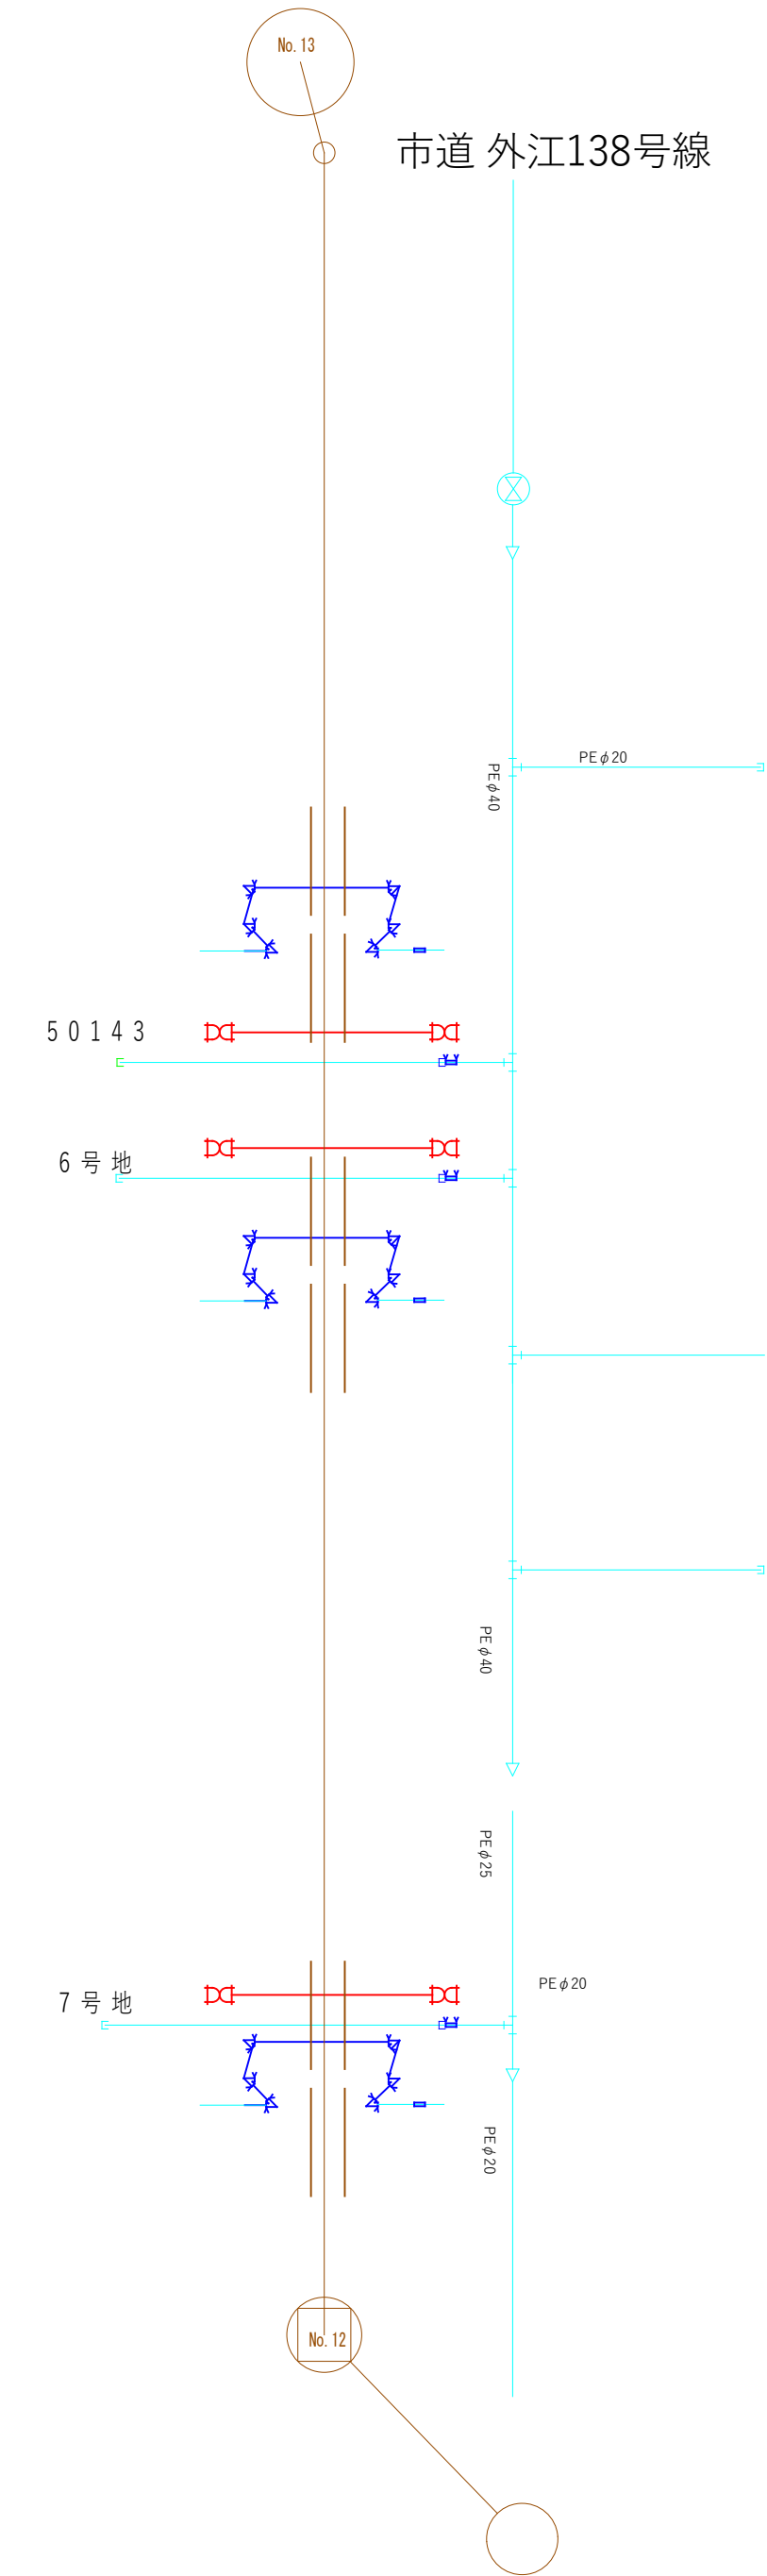

⑥石綿管処分（水道）

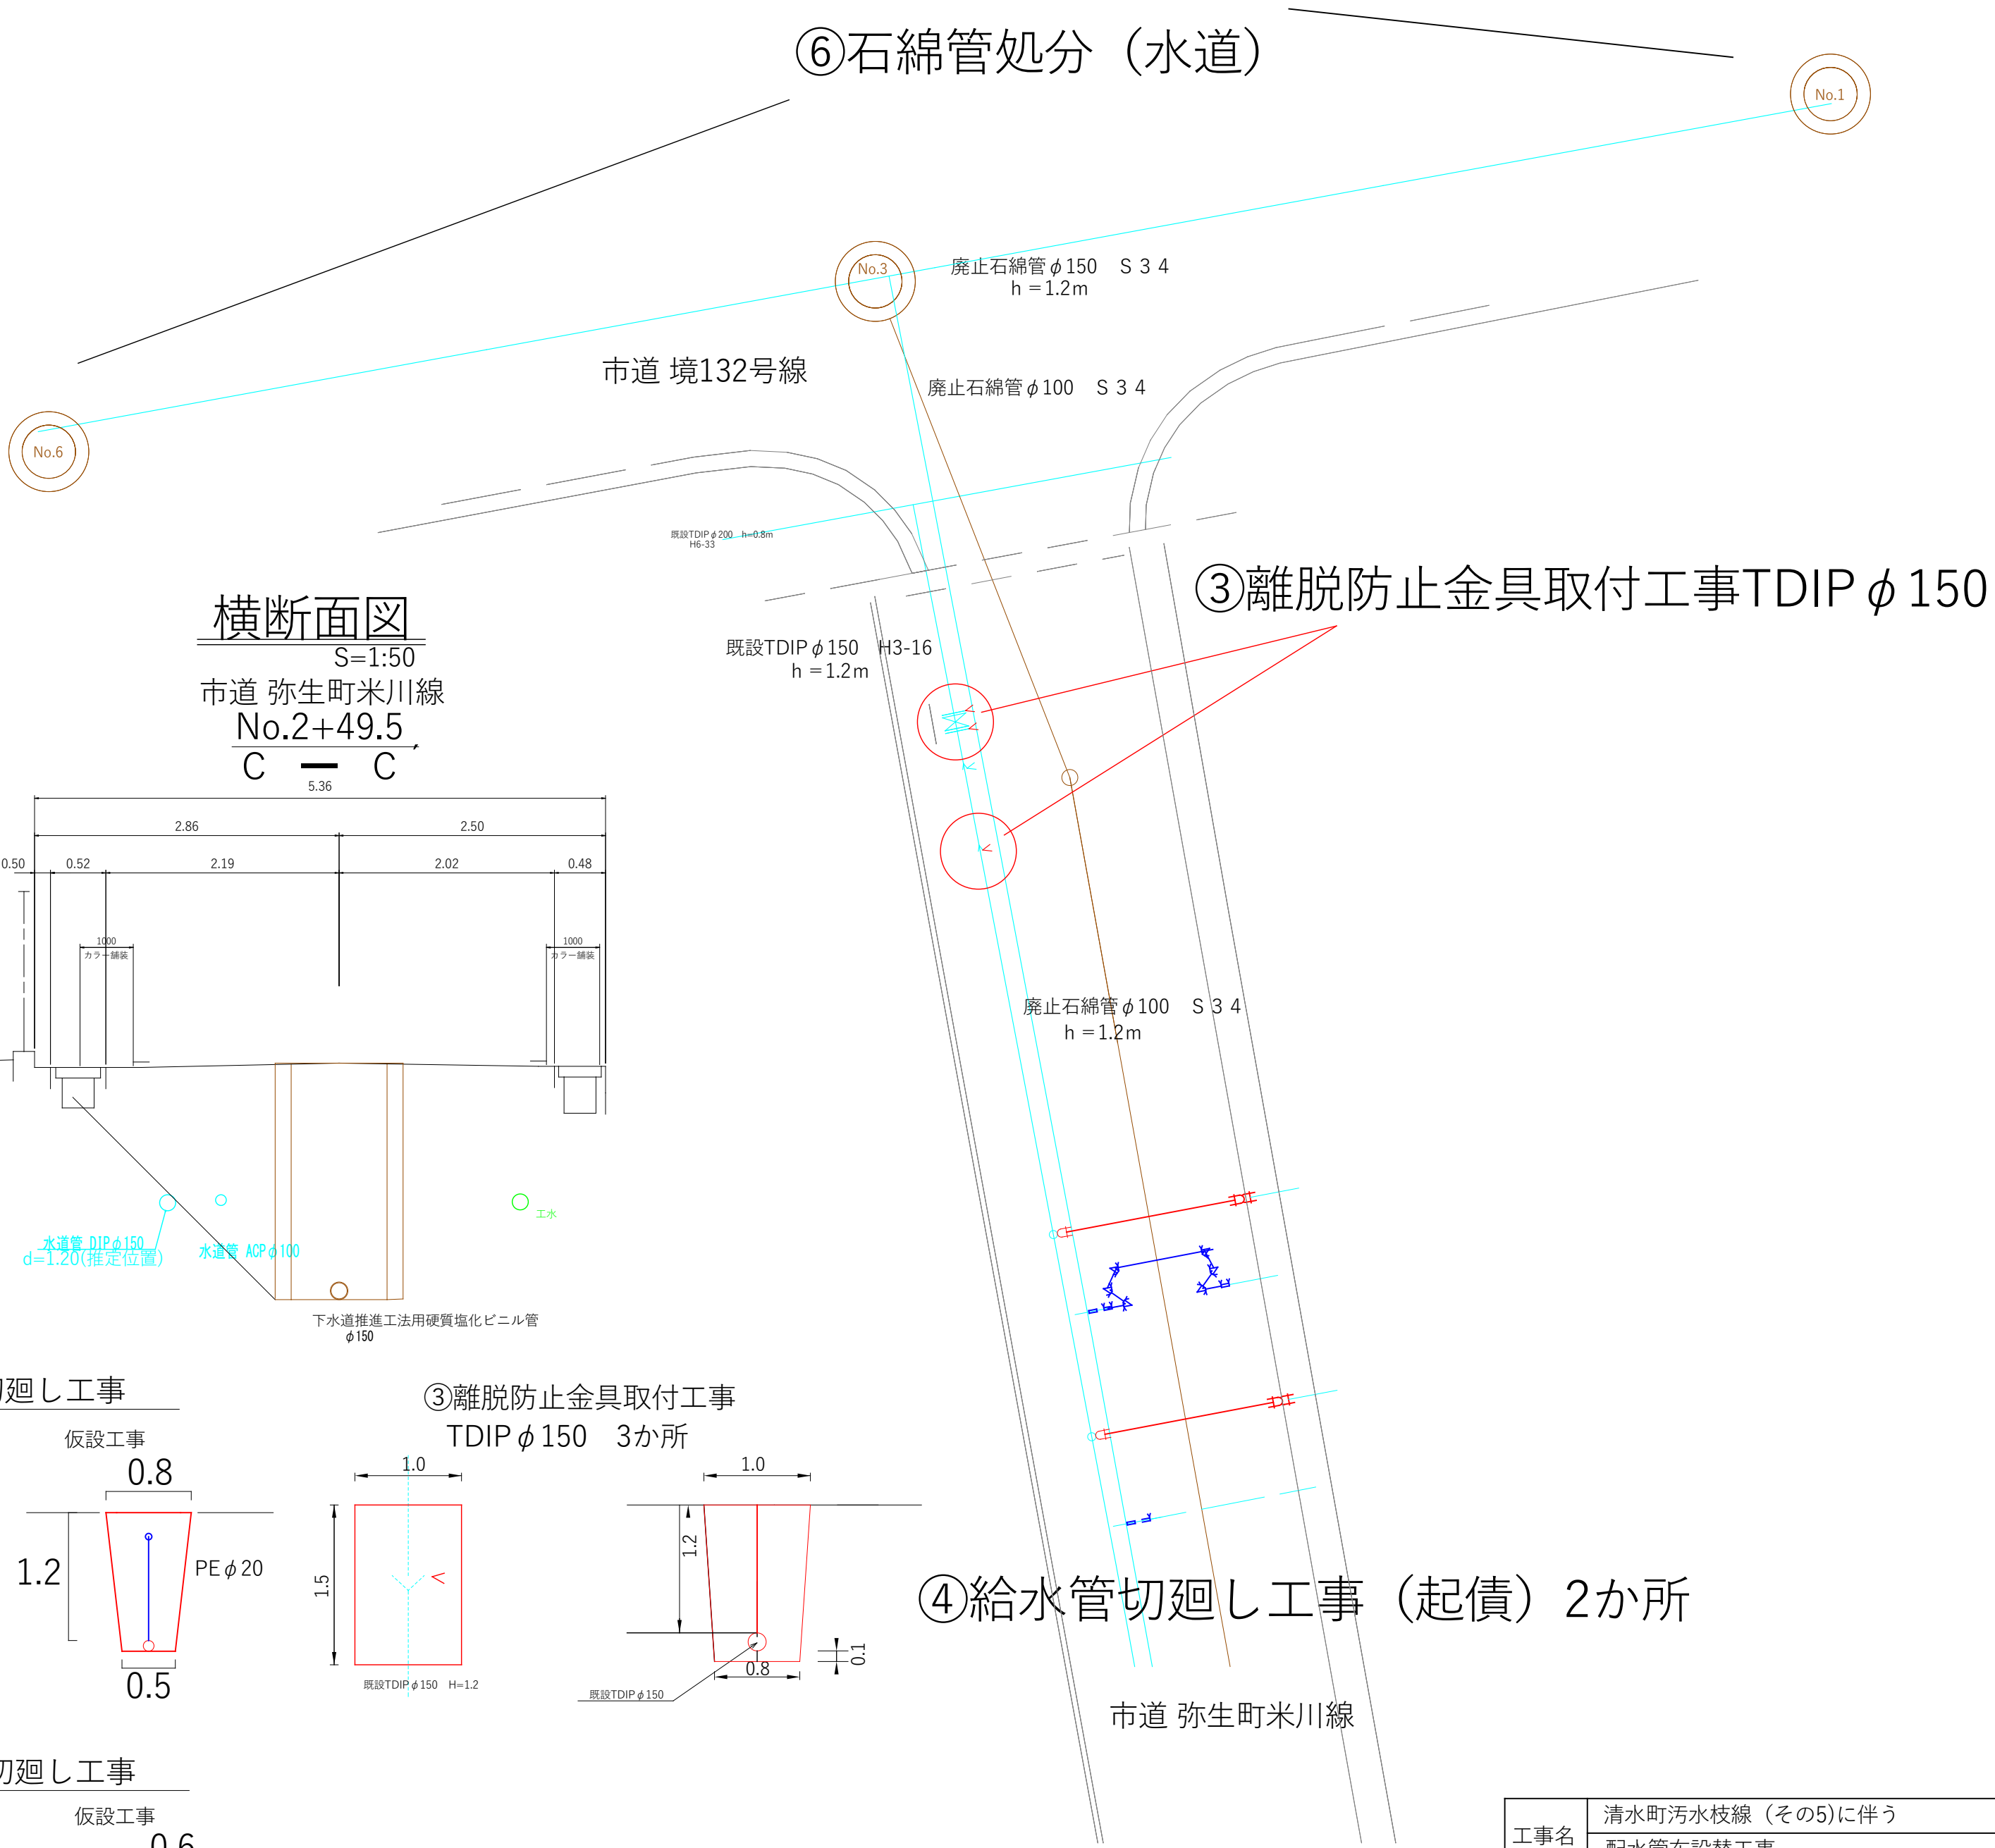

横断面図

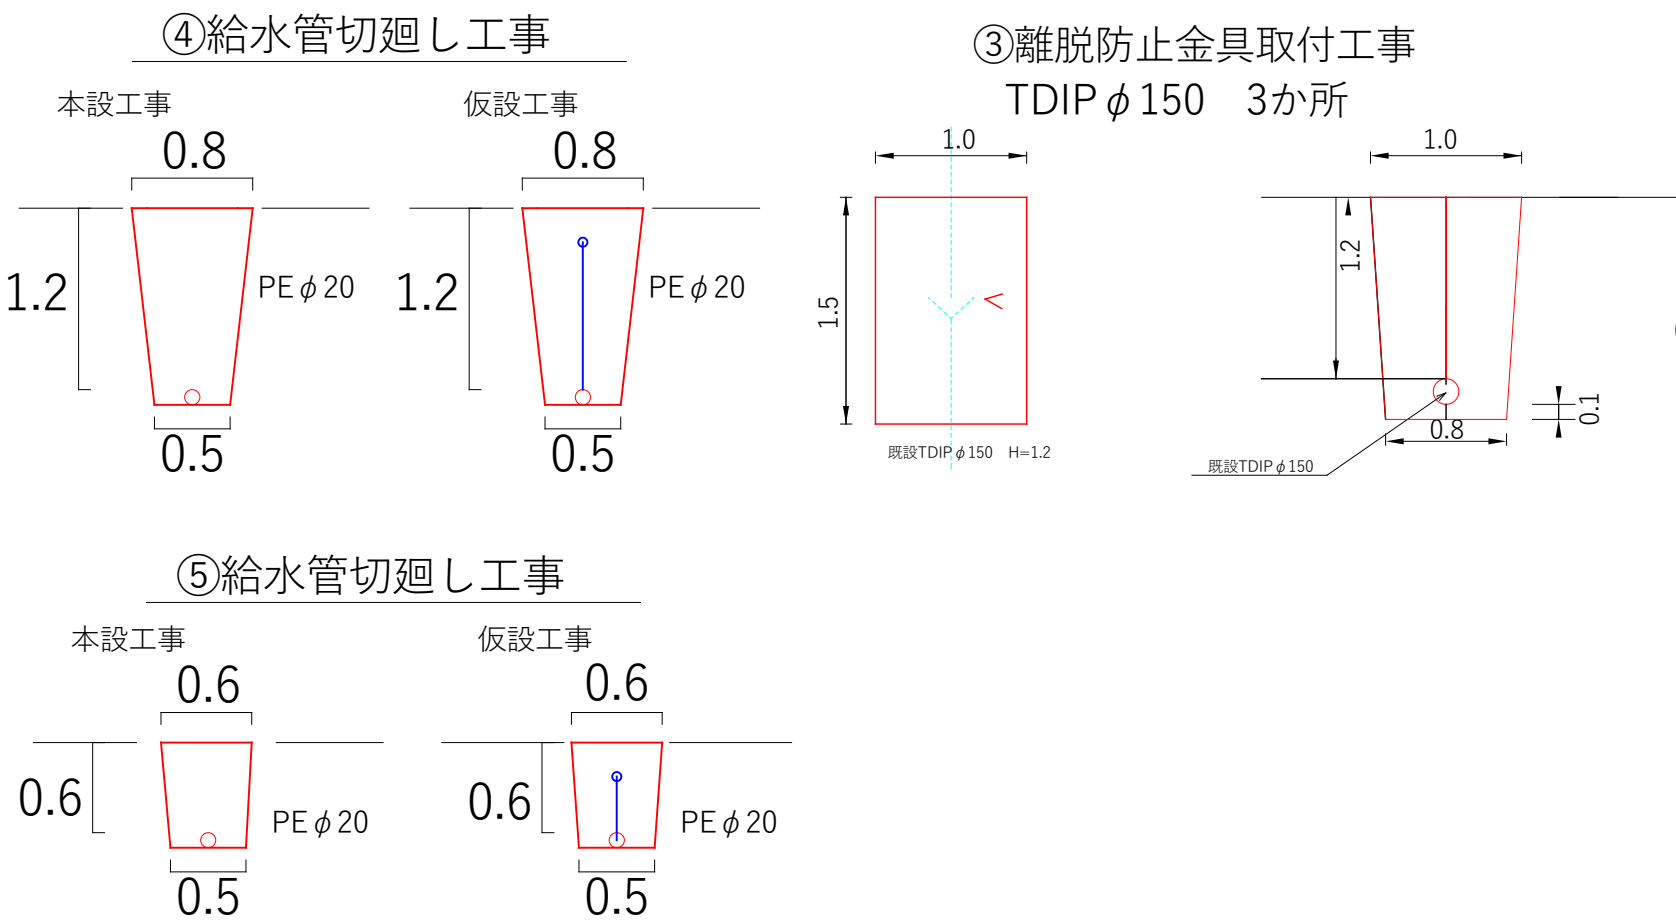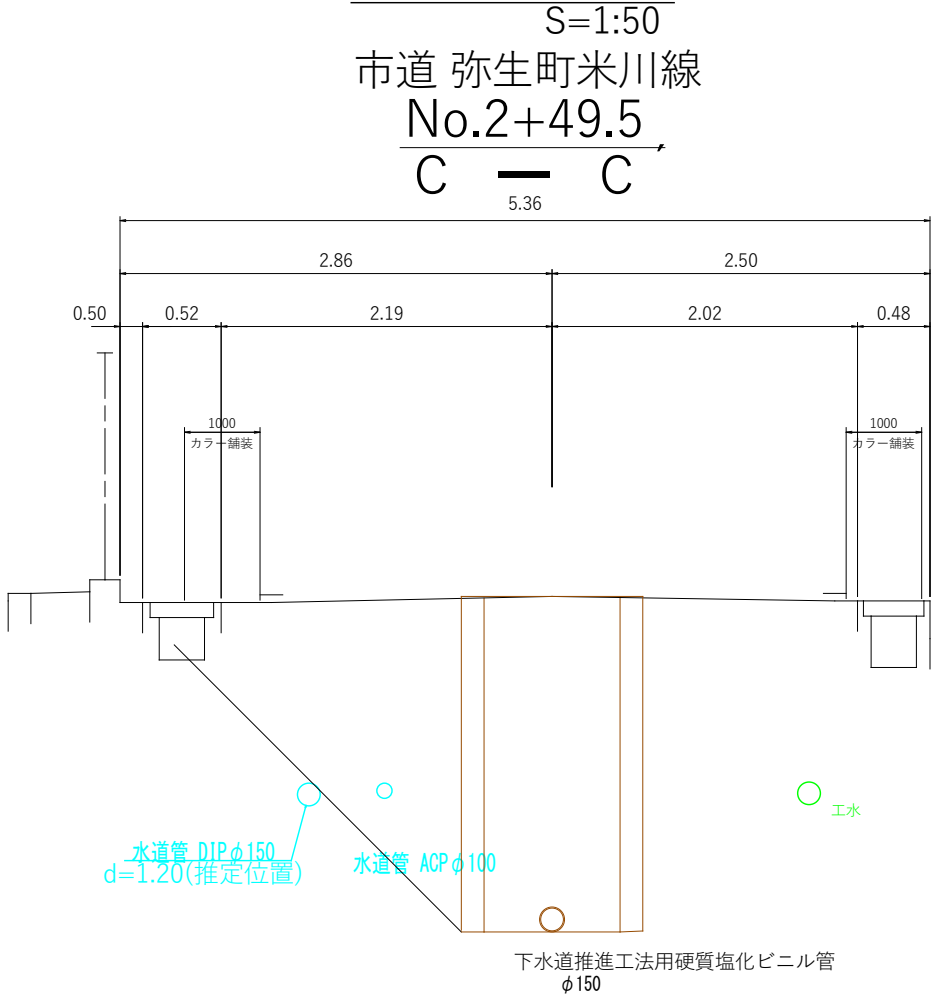

④給水管切廻し工事（起債）2か所

工事名	清水町汚水枝線（その5）に伴う			
	配水管布設替工事			
配管図	005, 006			
図面番号	3/3		工事番号	36
設 計 年 月 日	令和	7	年	8 月 日
完 成 年 月 日	令和		年	月 日
米子市上下水道局水道設計監理課				