



平面図 縮尺 1 : 500

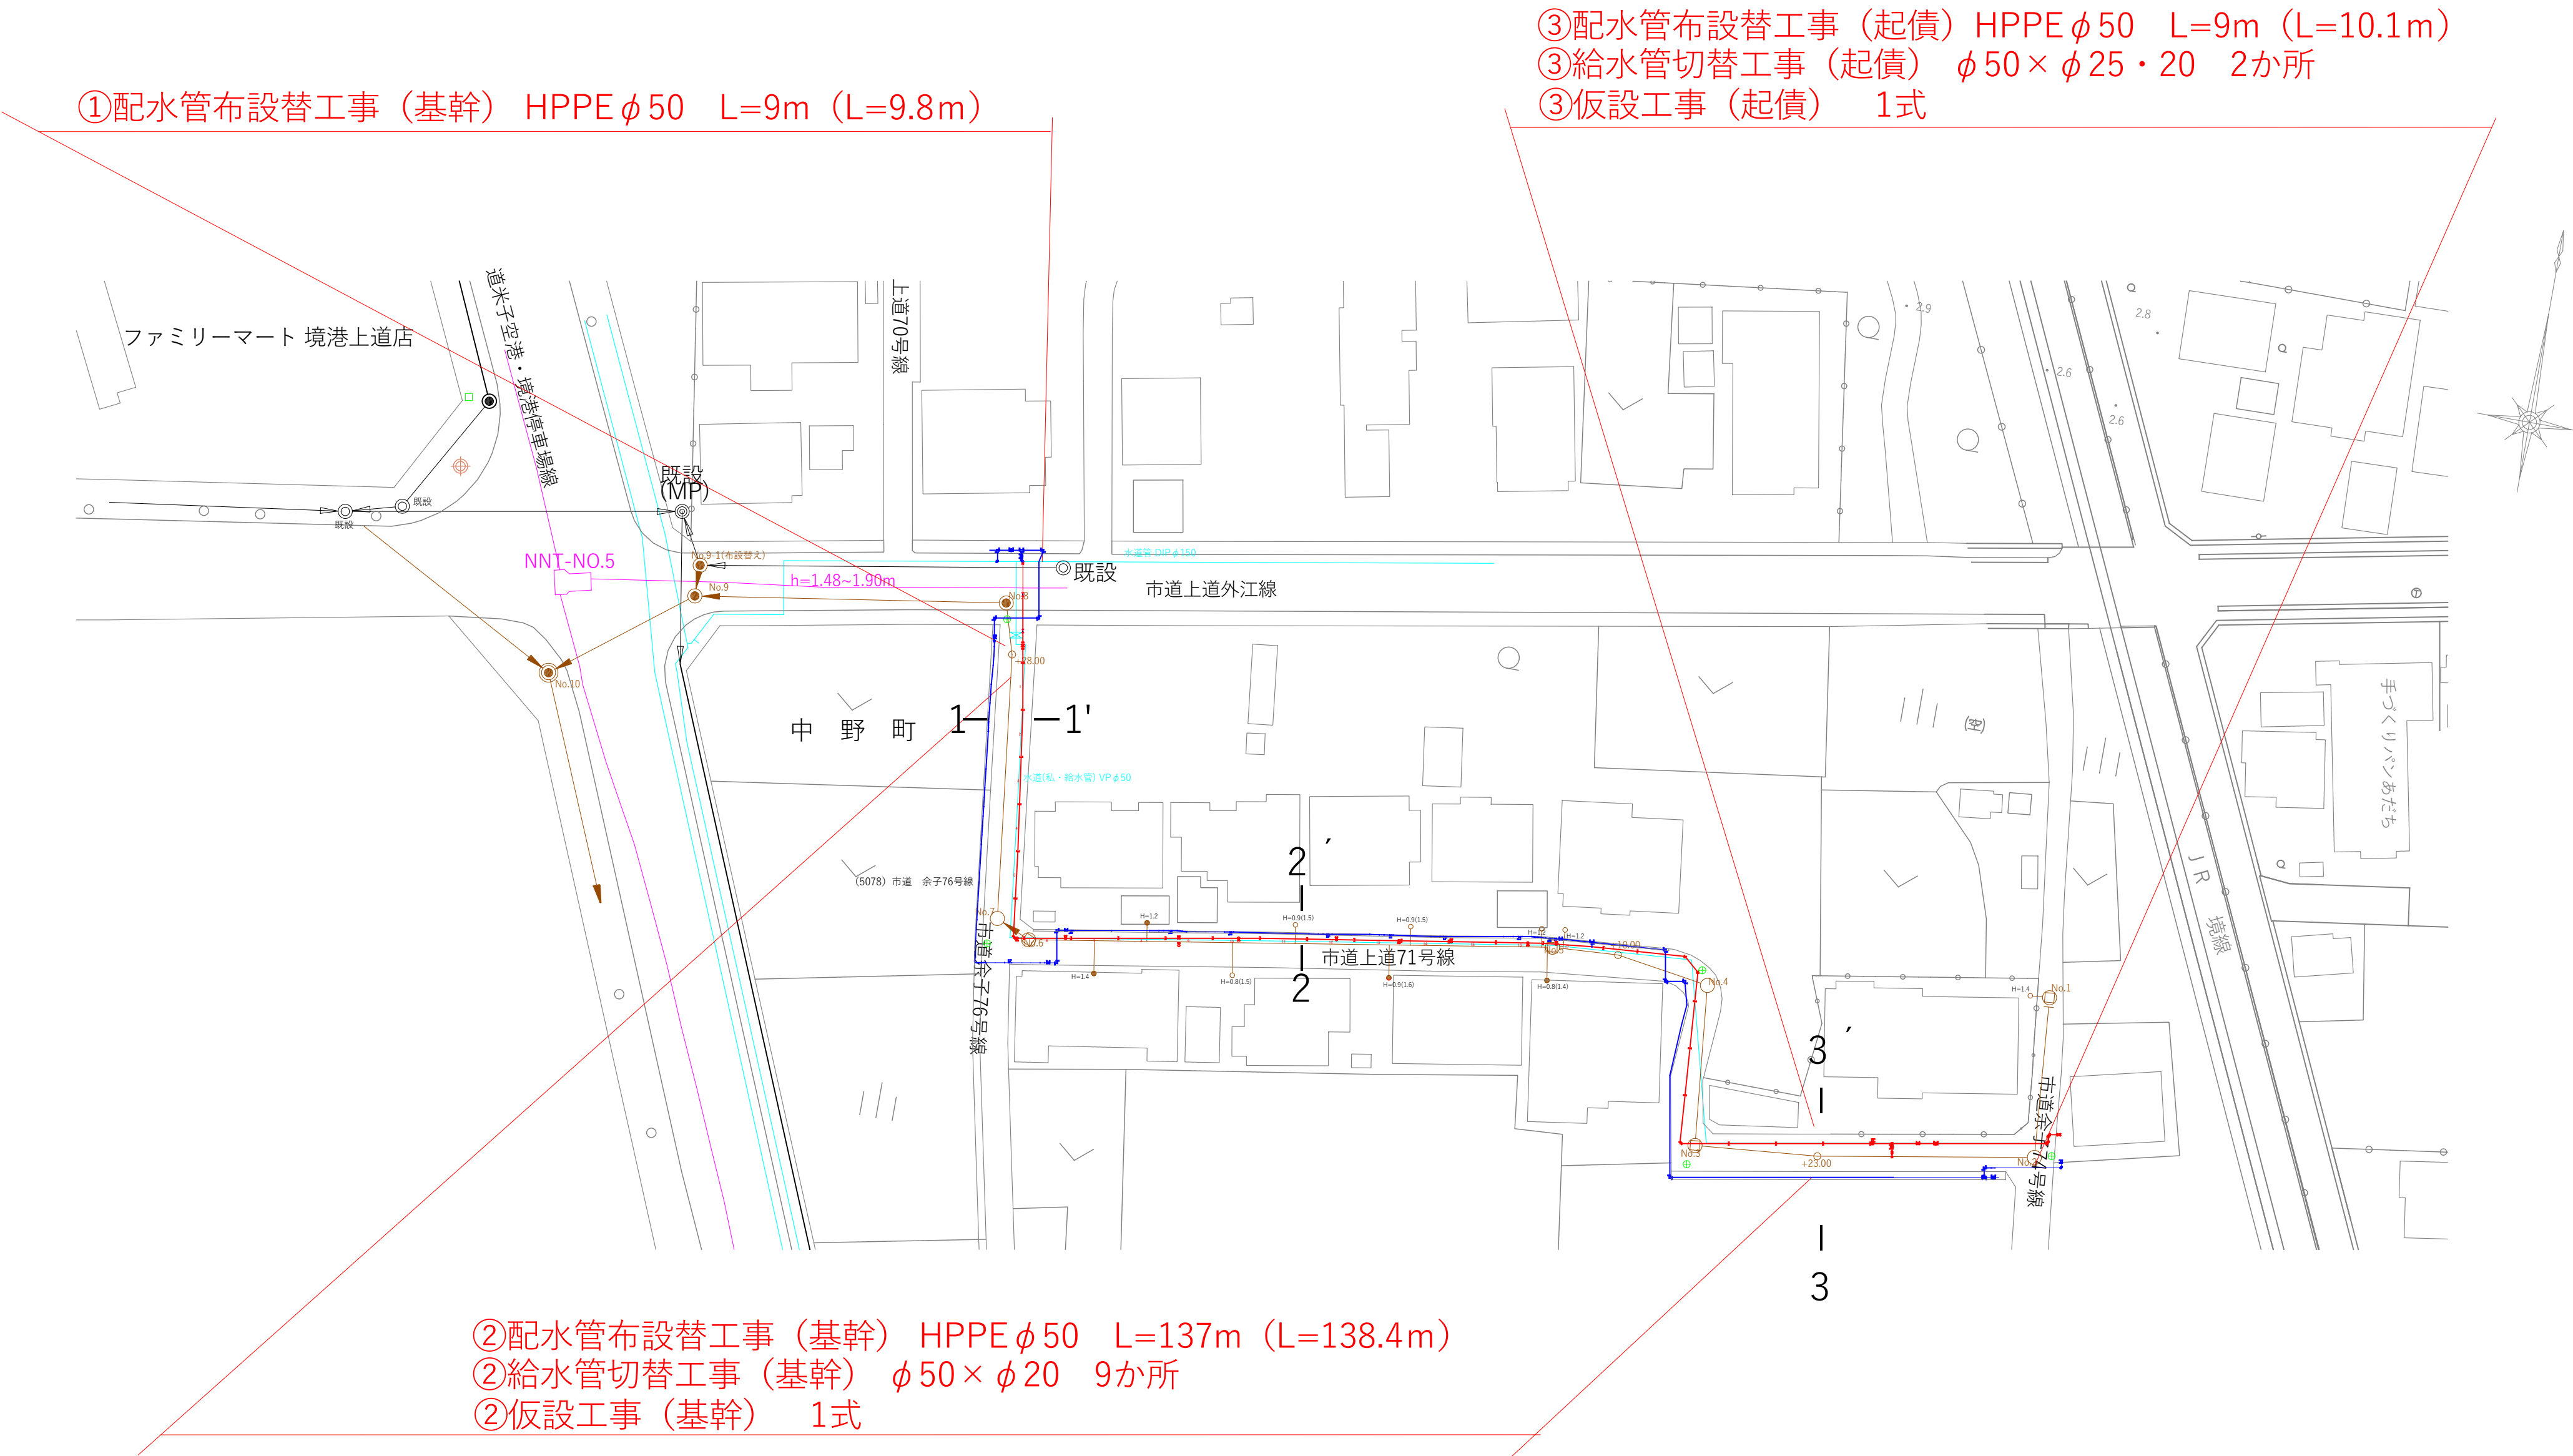

横断面図 縮尺 1:50

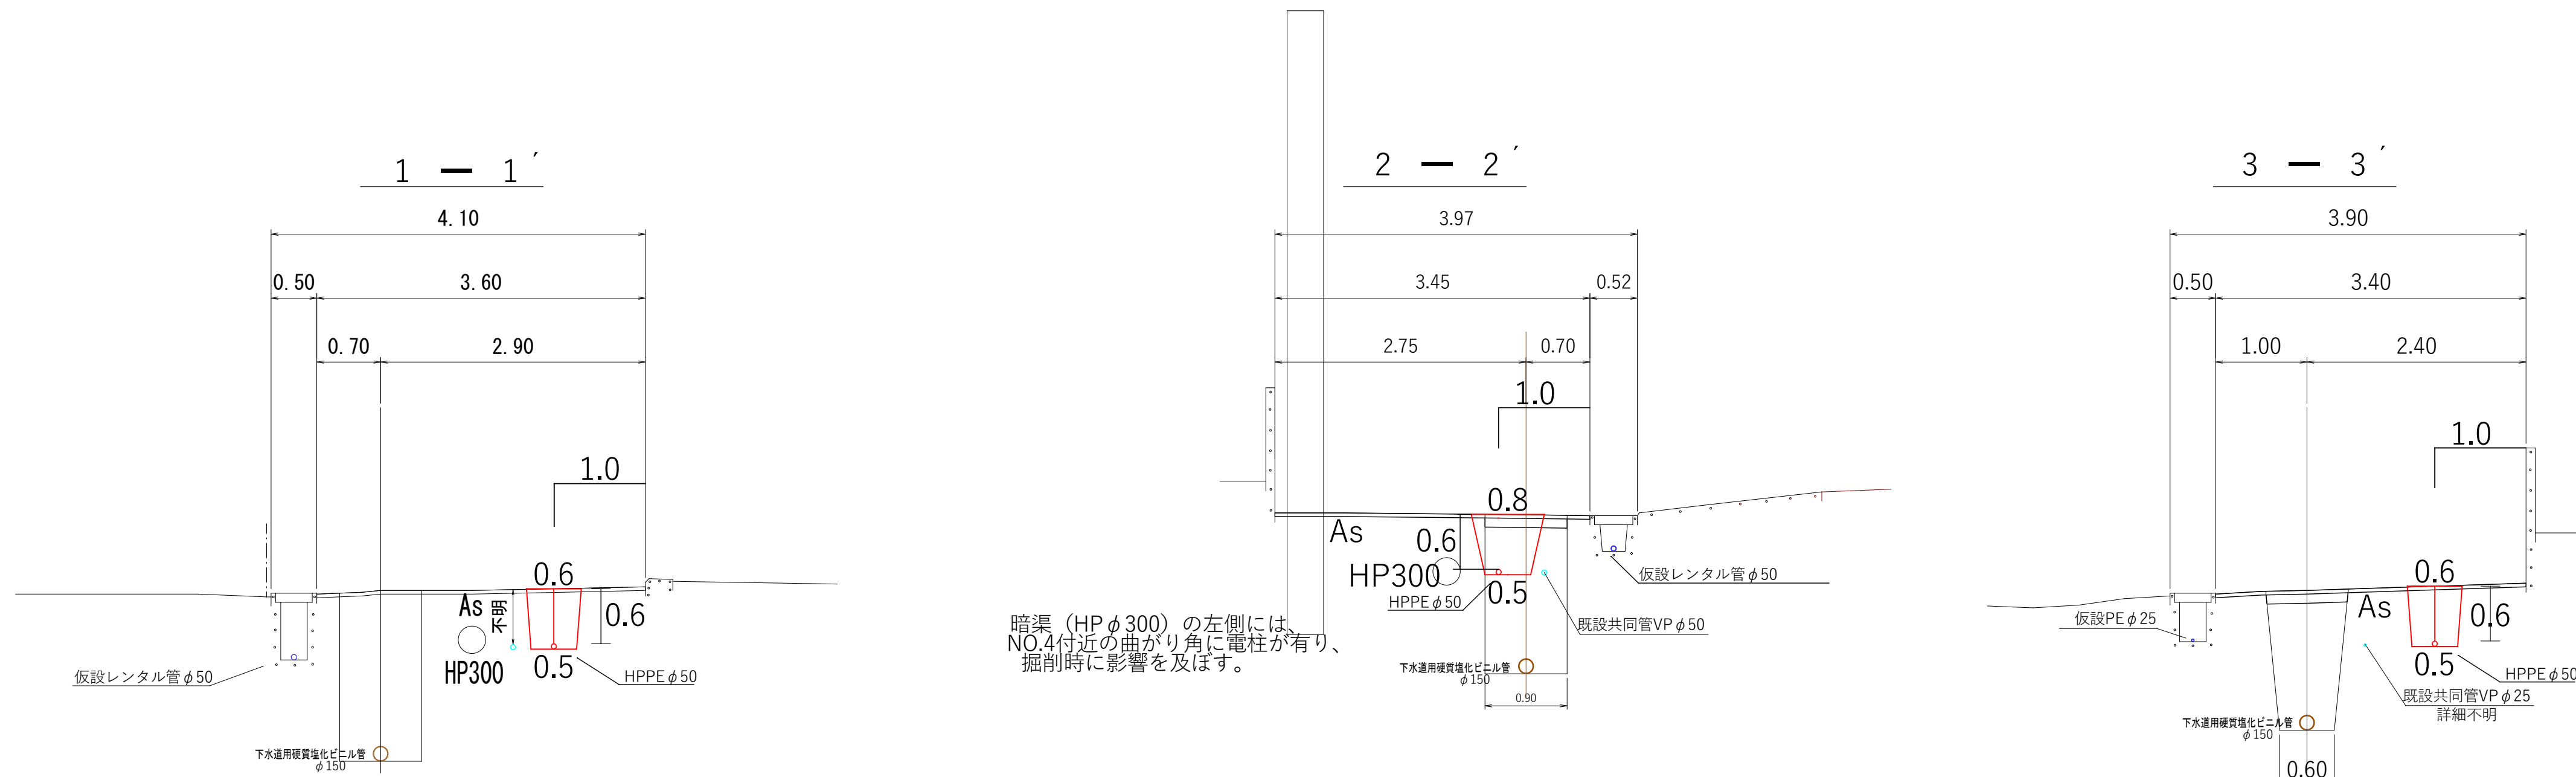


位置図 S= 1 : 10,000




工事場所


舗装復旧構成図 S=1:10

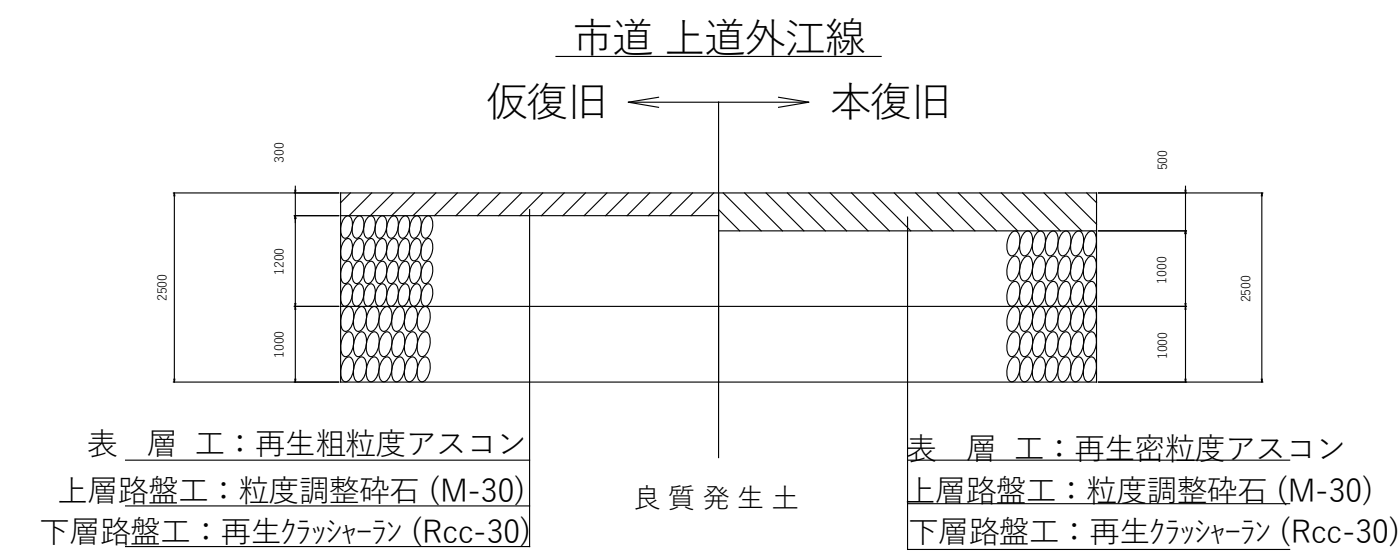

その他の市道

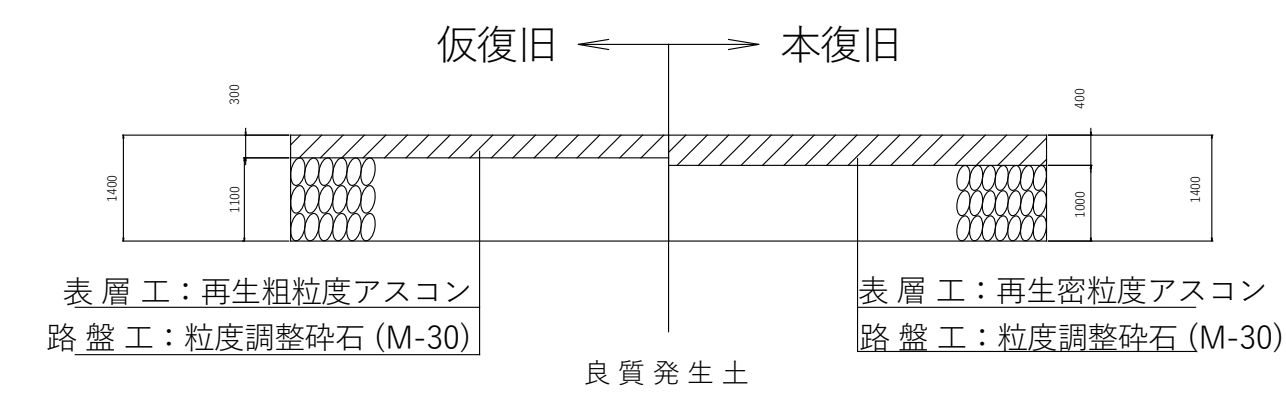

工事名	中野町污水枝線（その26）に伴う		
配管図	012		
図面番号	1/2	工事番号	37
設計年月日	令和7年9月	日	
完成年月日	令和7年	月	日
米子市上下水道局水道設計監理課			

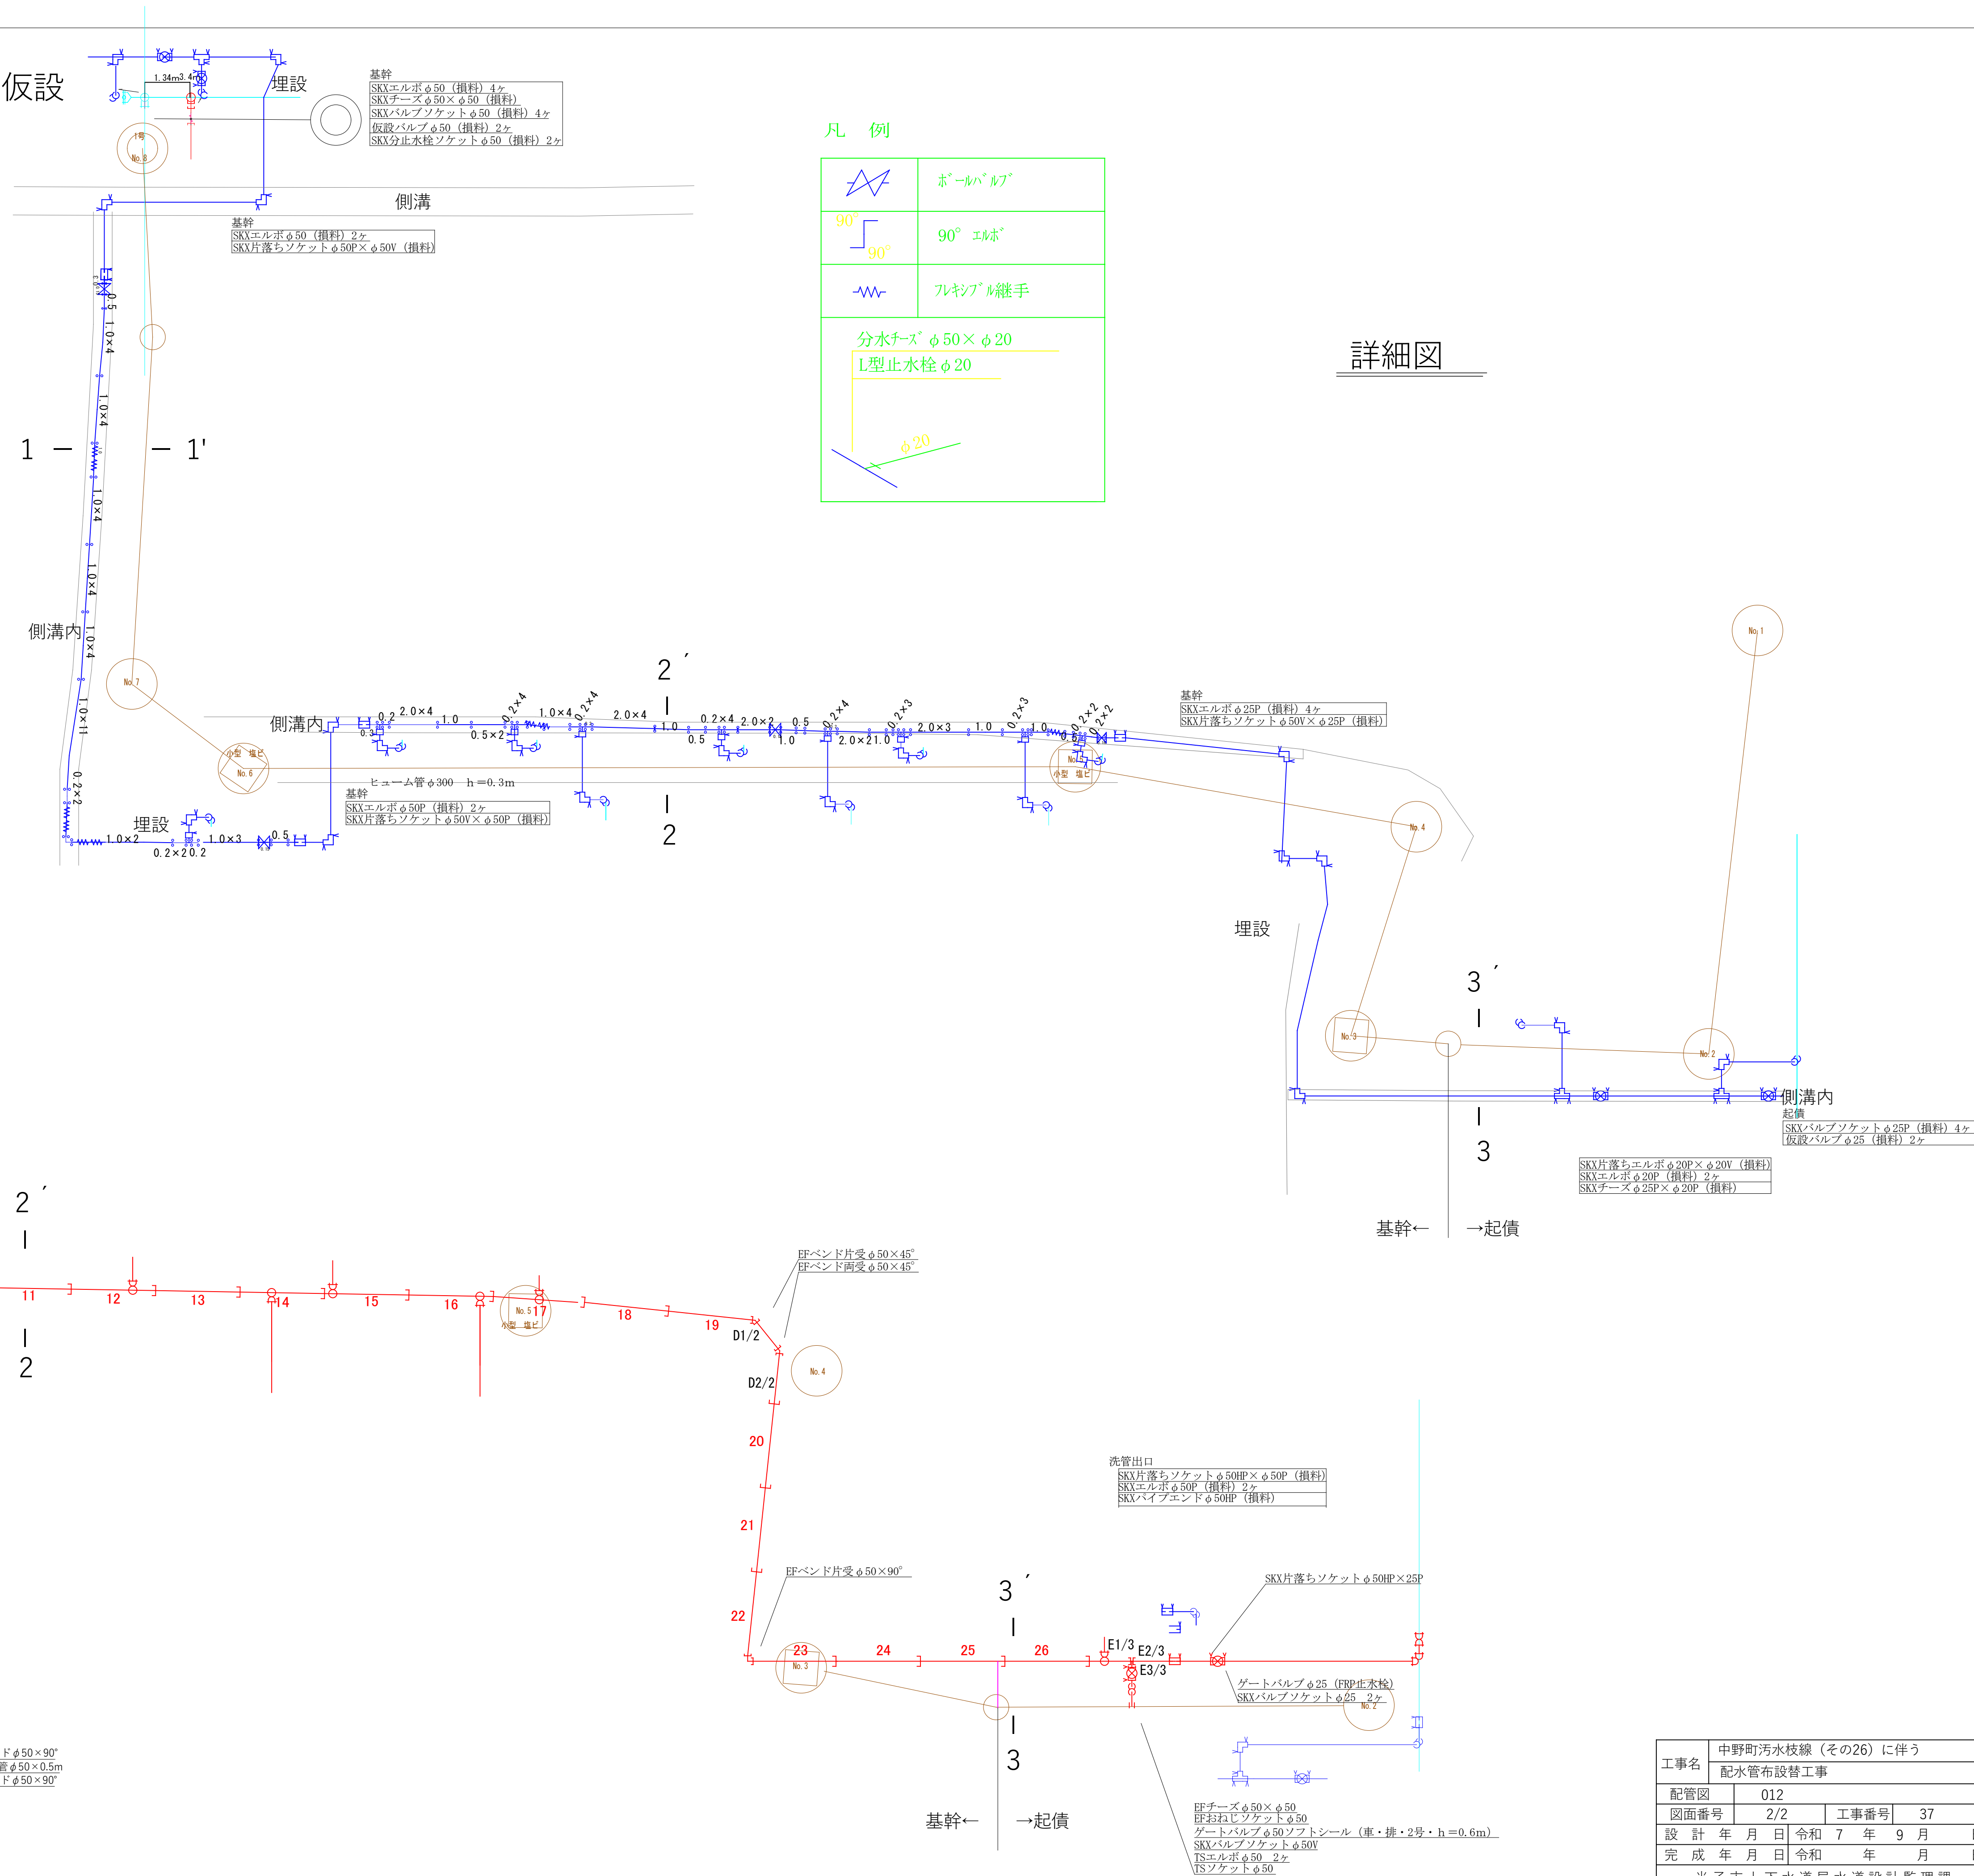

凡 例

	ホ-ルバ-ルブ
	90° エルボ
	フレキシブル継手


分水チ-ズ φ50×φ20

L型止水栓 φ20

φ20

詳細図

伏越工断面詳細図

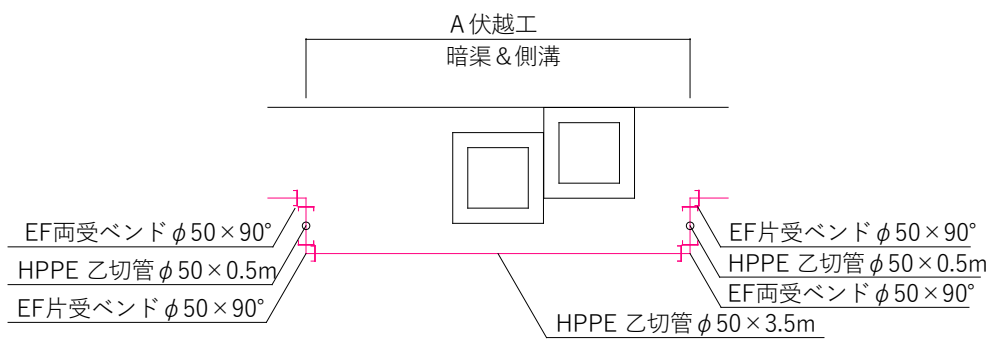

工事名	中野町污水枝線（その26）に伴う配水管布設替工事		
配管図	012	工事番号	37
図面番号	2/2		
設計年	月	日	令和7年9月
完成年	月	日	令和 年 月 日
米子市上下水道局水道設計監理課			