


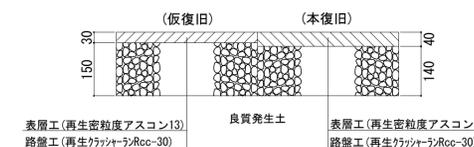




施工箇所

舗装復旧構成図 S=1:10




(2724)河崎新田9号線
(2725)河崎新田10号線
(2726)河崎新田11号線

A-A' 伏越し断面図 縮尺1/50

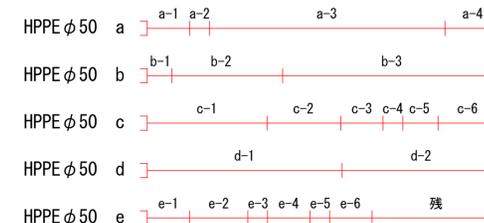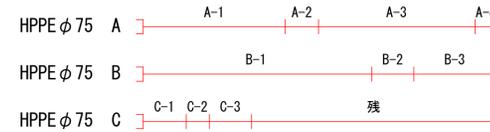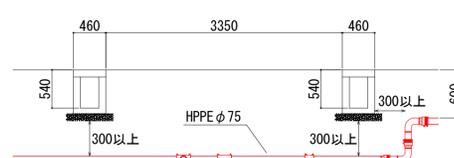


詳細図 S = Non

 


- 鑄鉄管帽 (VP用) φ75
- 閉栓キャップ φ50 ×2
- SKXバリエンド φ50V
- SKXソケット φ50V
- PE挿し口付きフランジ短管 φ75 (GF)
- ボルトナット M16×75 ×4, GFパッキン
- EF両受バンド φ75×90° ×2
- EF両受チーズ φ75×φ50
- EFソケット φ75
- EF片受バンド φ75×90° ×2
- EF両受バンド φ75×45°
- EF両受チーズ φ75×φ50
- EF両受バンド φ50×90° ×2
- EFソケット φ50×3
- PE挿し口付ソフトシル仕切弁 φ50 (2号・車道 H=0.6)
- SKXバリエンド φ50HP (損料)
- SKXソケット φ50HP (損料)

- SKX片落ちソケット φ50HP×φ50V
- SKXソケット φ50HP (インコア×2)
- SKXバリエンド φ50HP (損料)
- EF両受チーズ φ75×φ50
- EFソケット φ75
- EF片受バンド φ75×90° ×2
- EF両受バンド φ75×45°

 
- K形短管2号 φ100 (GF)
- ボルトナット M16×75 ×4, GFパッキン
- PCジョイント φ100×φ75
- EF両受バンド φ75×45°
- EF片受バンド φ75×90° ×2
- PPジョイント φ75 (インコア×2)
- SKXバリエンド φ50HP (損料)
- TSキャップ φ75
- K形短管2号 φ100 (GF)
- ボルトナット M16×75 ×4, GFパッキン
- 鑄鉄管帽 (GP用) φ100×φ50 (全周型)
- 防食キャップ M20×4
- SKXバリエンドソケット φ50HP (インコア)
- EF片受バンド φ50×90° ×3
- SKXソケット φ50HP (インコア×2)
- SKXバリエンド φ50HP (損料)
- TSキャップ φ75




横断面図 縮尺1/50

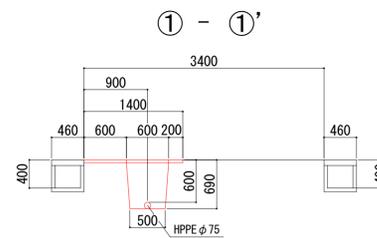


横断面図 縮尺1/50

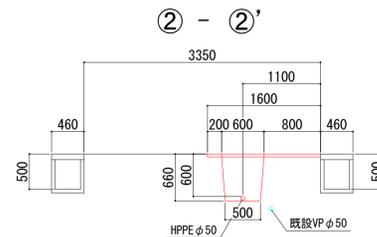


平面図 縮尺1/1000

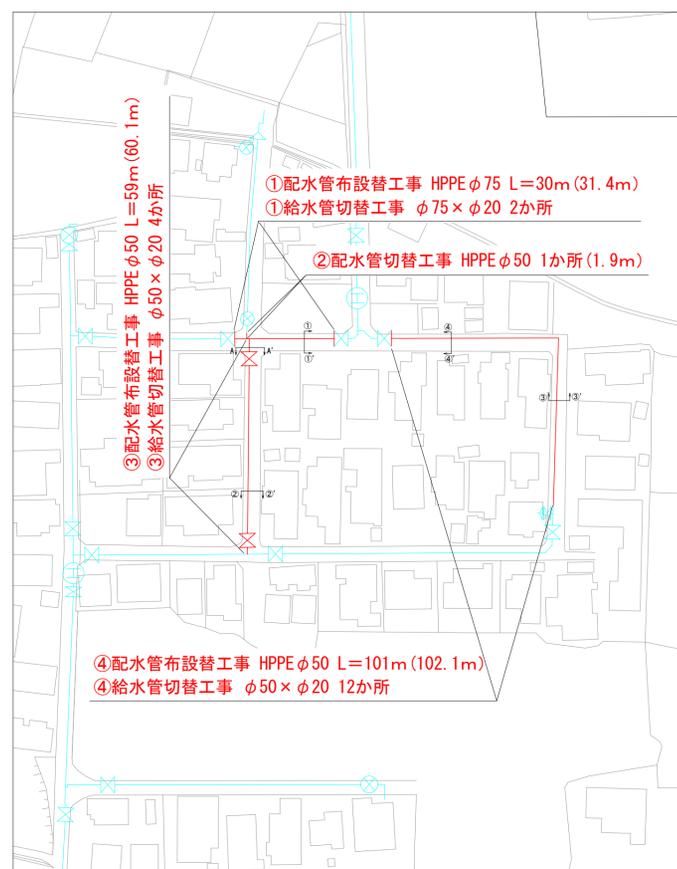


横断面図 縮尺1/50

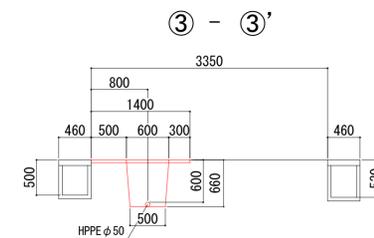

横断面図 縮尺1/50

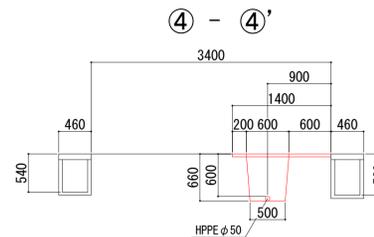

詳細図 (損料)

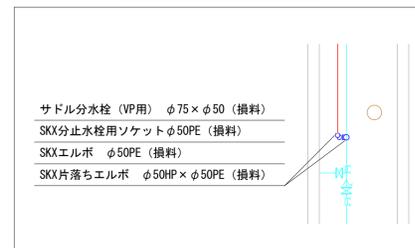

- サドル分水栓 (VP用) φ75×φ50 (損料)
- SKX止水栓用ソケットφ50PE (損料)
- SKXエルボ φ50PE (損料)
- SKX片落ちエルボ φ50HP×φ50PE (損料)

- EFソケット φ50×3
- PE挿し口付ソフトシル仕切弁 φ50 (2号・車道 H=0.6)
- 閉栓キャップ φ50
- TSキャップ φ50

- EF両受バンド φ50×90° ×2
- EF片受バンド φ50×90°
- EF受口付止水栓用ソケット φ50HP
- 密着コア φ50
- サドル分水栓 (DIP用) φ75×φ50

- SKXソケット φ50HP (インコア×2)
- EF両受バンド φ50×90° ×2
- EF片受バンド φ50×90°
- PC片落ちジョイントφ75×φ50 (インコア)

工事名	(老)河崎ローソン米子河崎店付近 配水管布設替工事		
配管図	72. 73. 88	整理番号	R7-45
図面番号	1/1	設計年月日	令和7年7月 日
設計年月日	令和7年7月 日	完成年月日	令和 年 月 日
完成年月日	令和 年 月 日	米子市上下水道局水道設計監理課	