

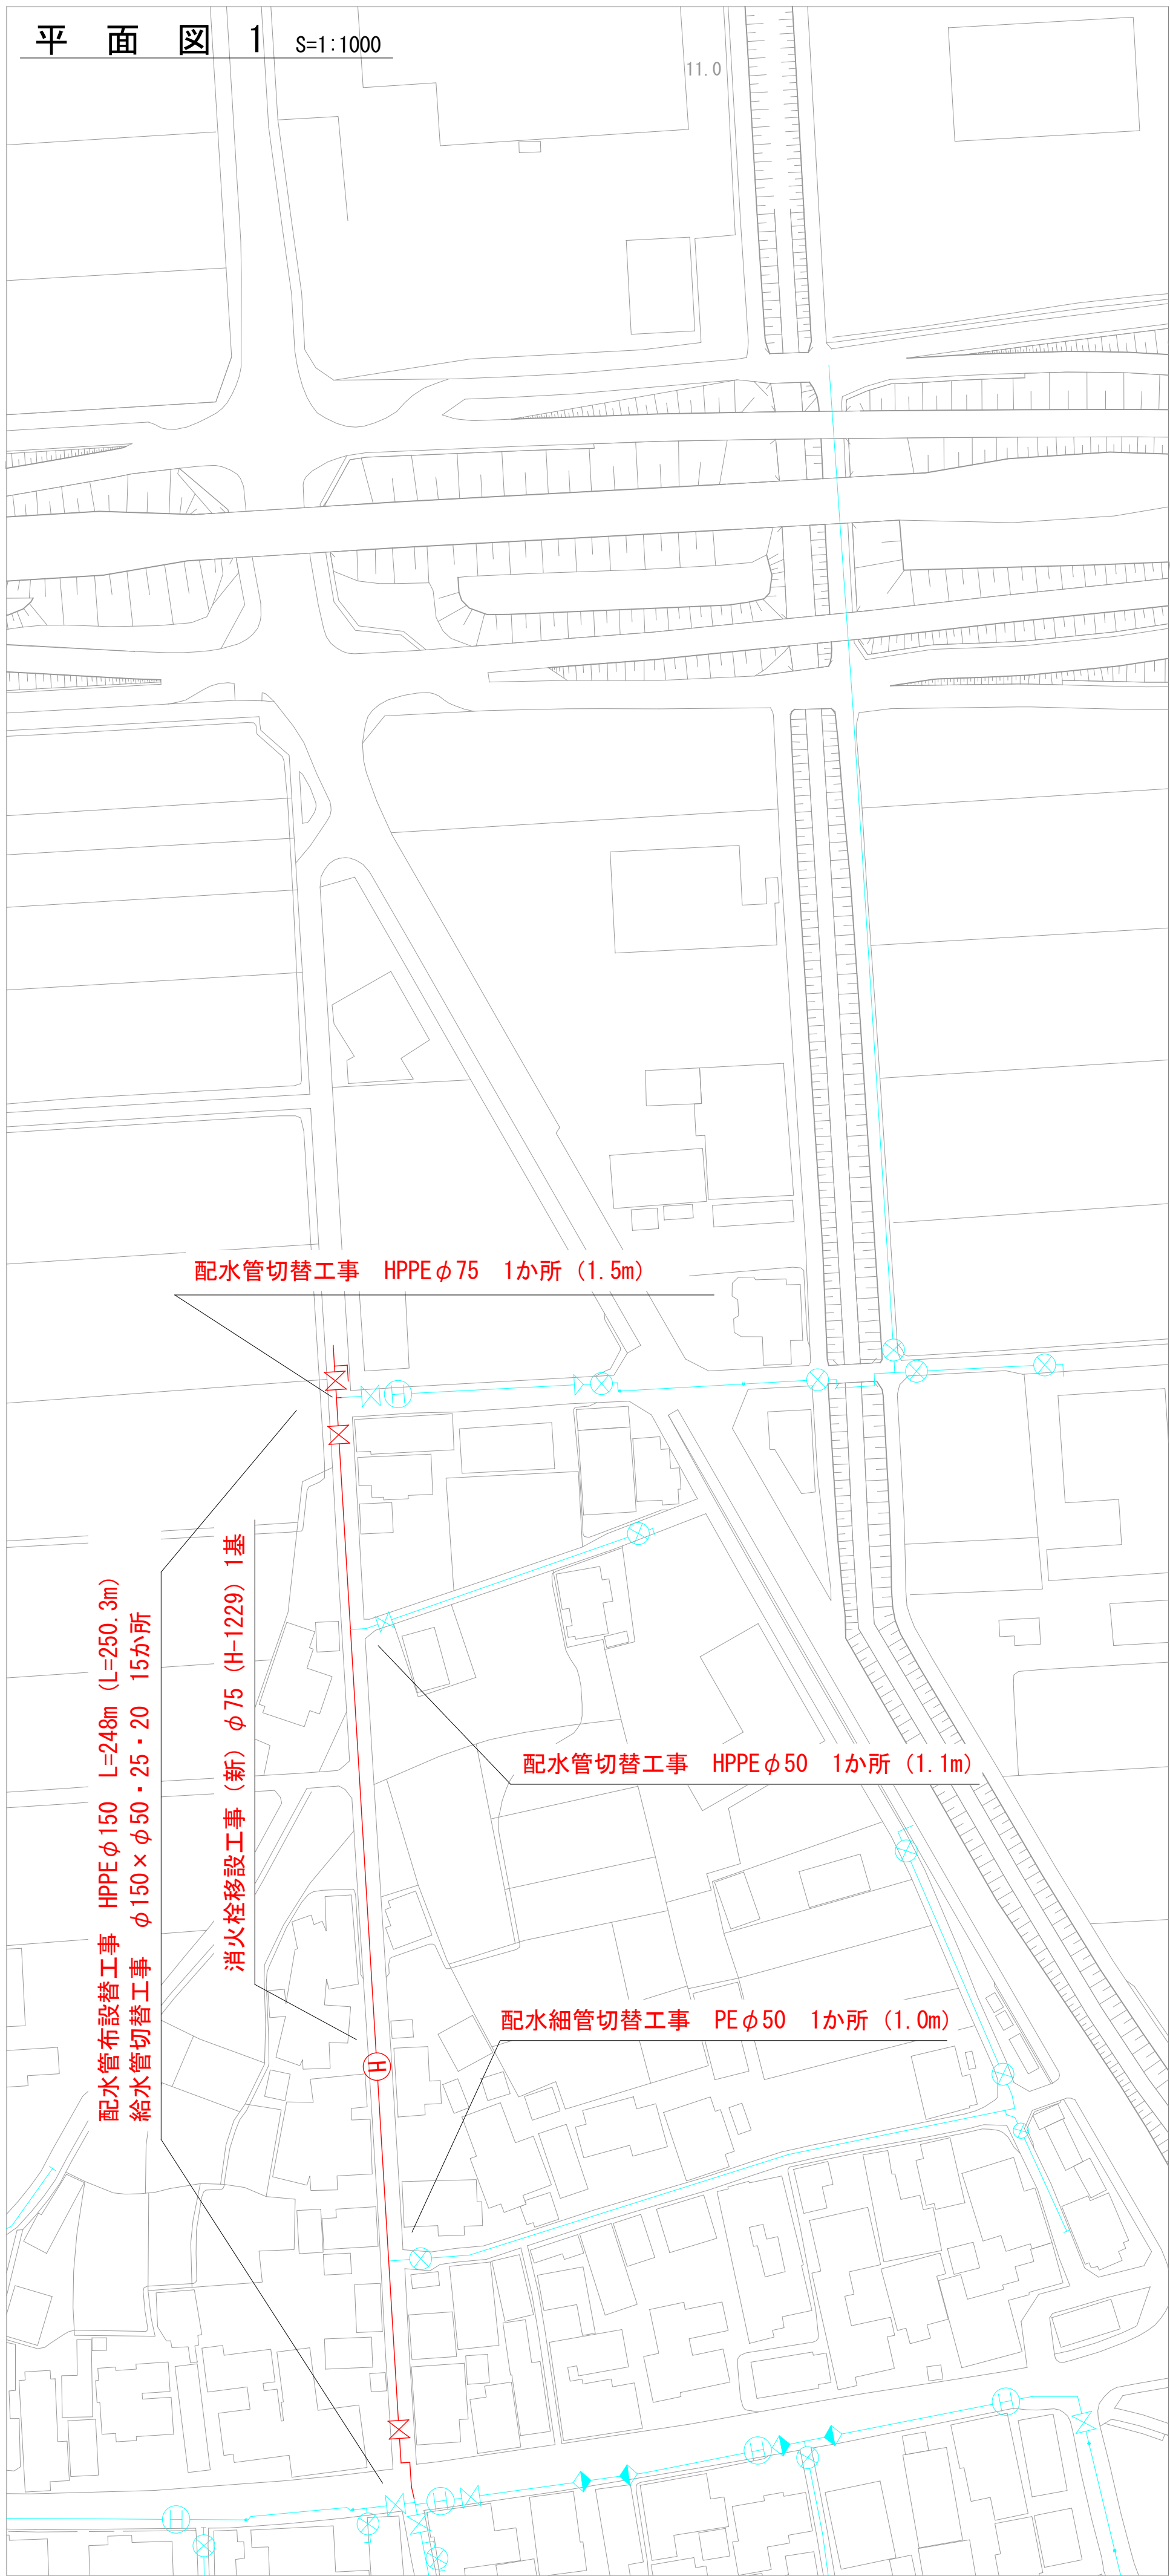



平面図 1 S=1:1000

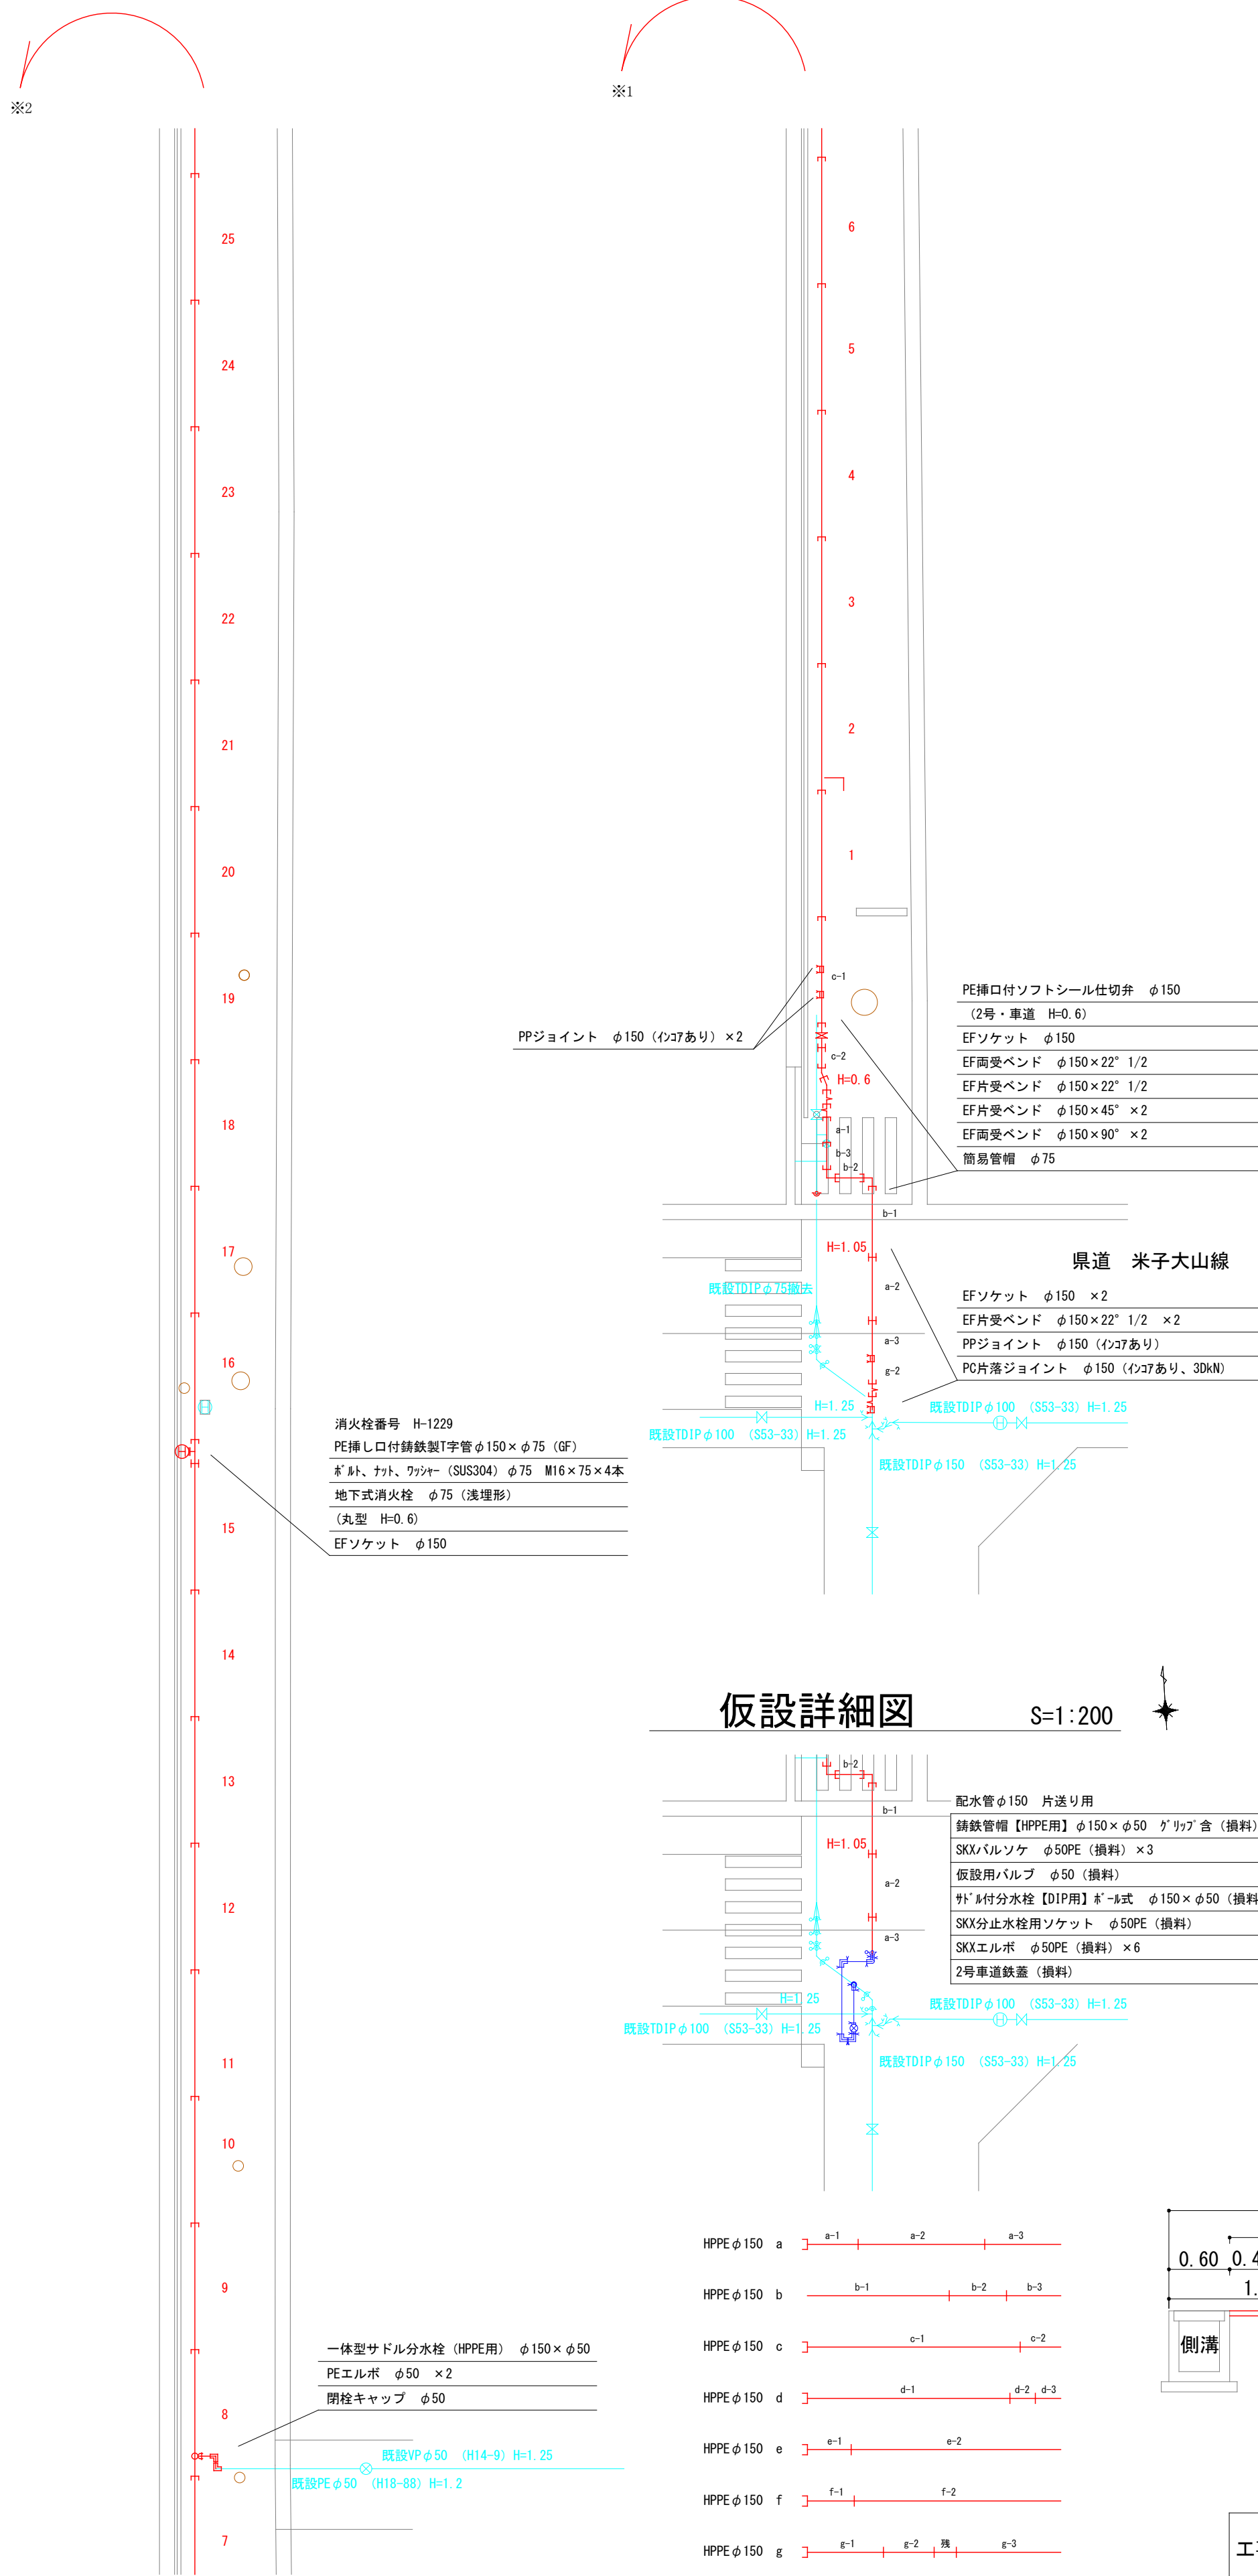


詳細図 S=1:200

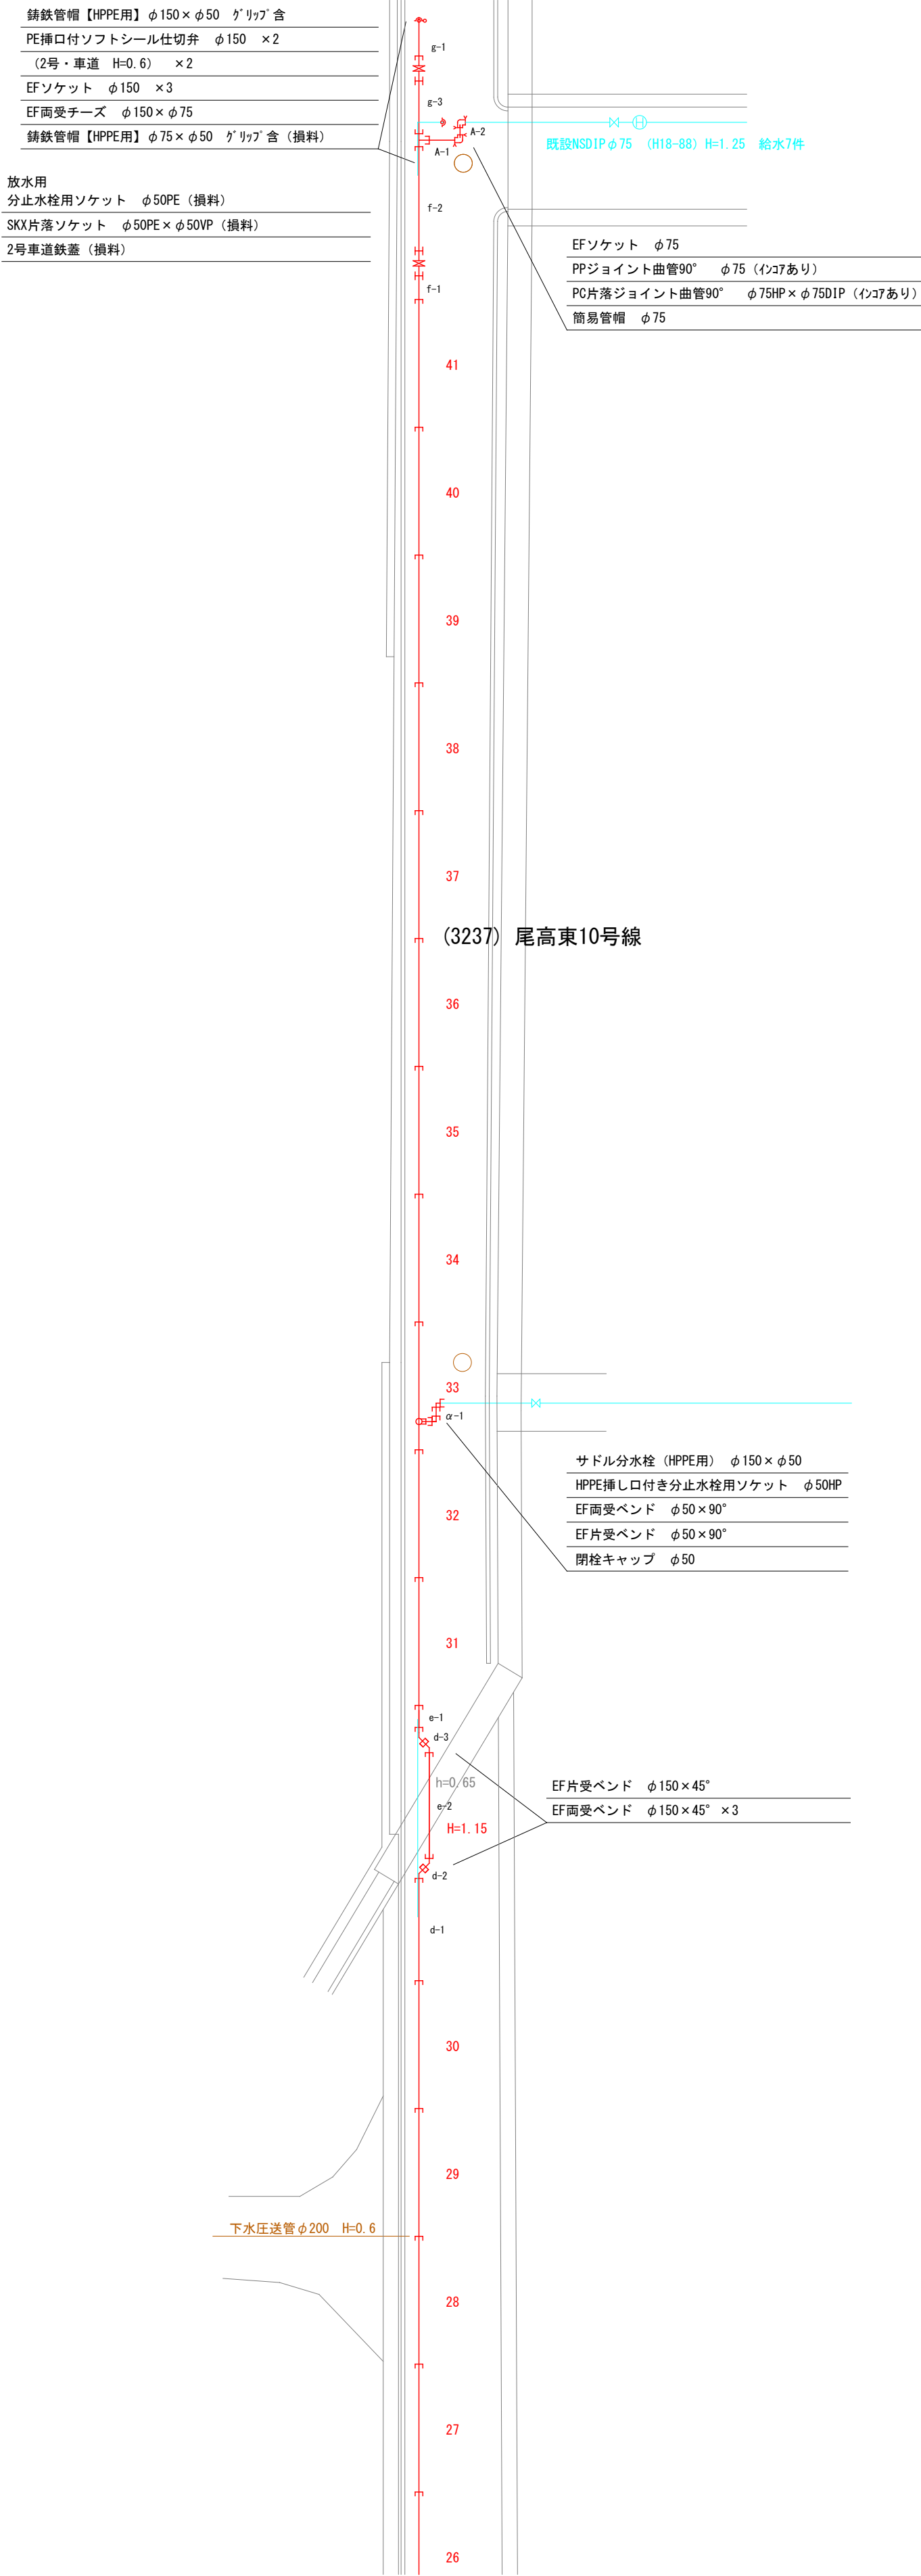

仮設詳細図 S=1:200

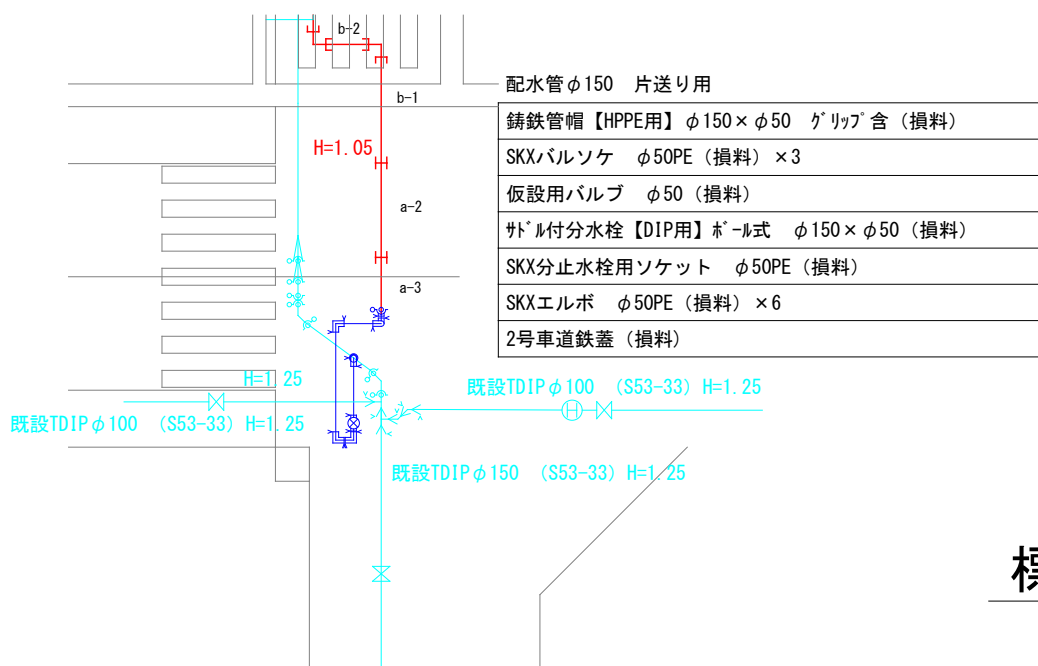

標準断面図 S=1:50

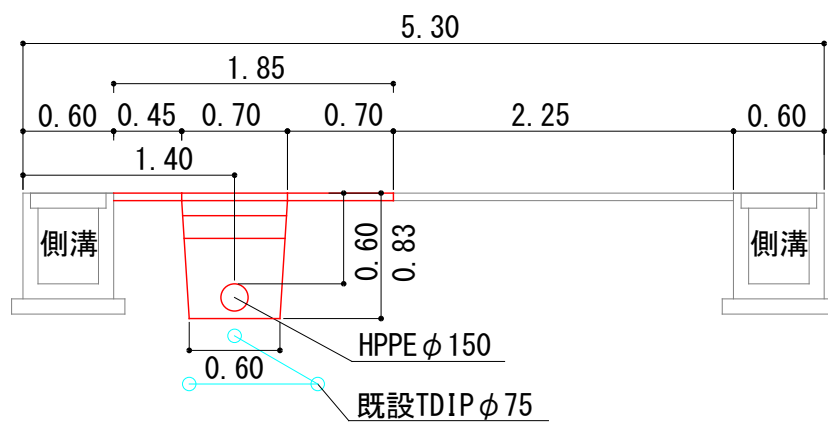

工事名	東部配水区再編事業		
図面番号	132	整理番号	R7-63
設計年月日	令和7年9月	完成年月日	令和7年9月
米子市上下水道局水道設計監理課			

位置図 縮尺1/10,000



舗装復旧構成図 S=1:10

