



平面図 縮尺1/500

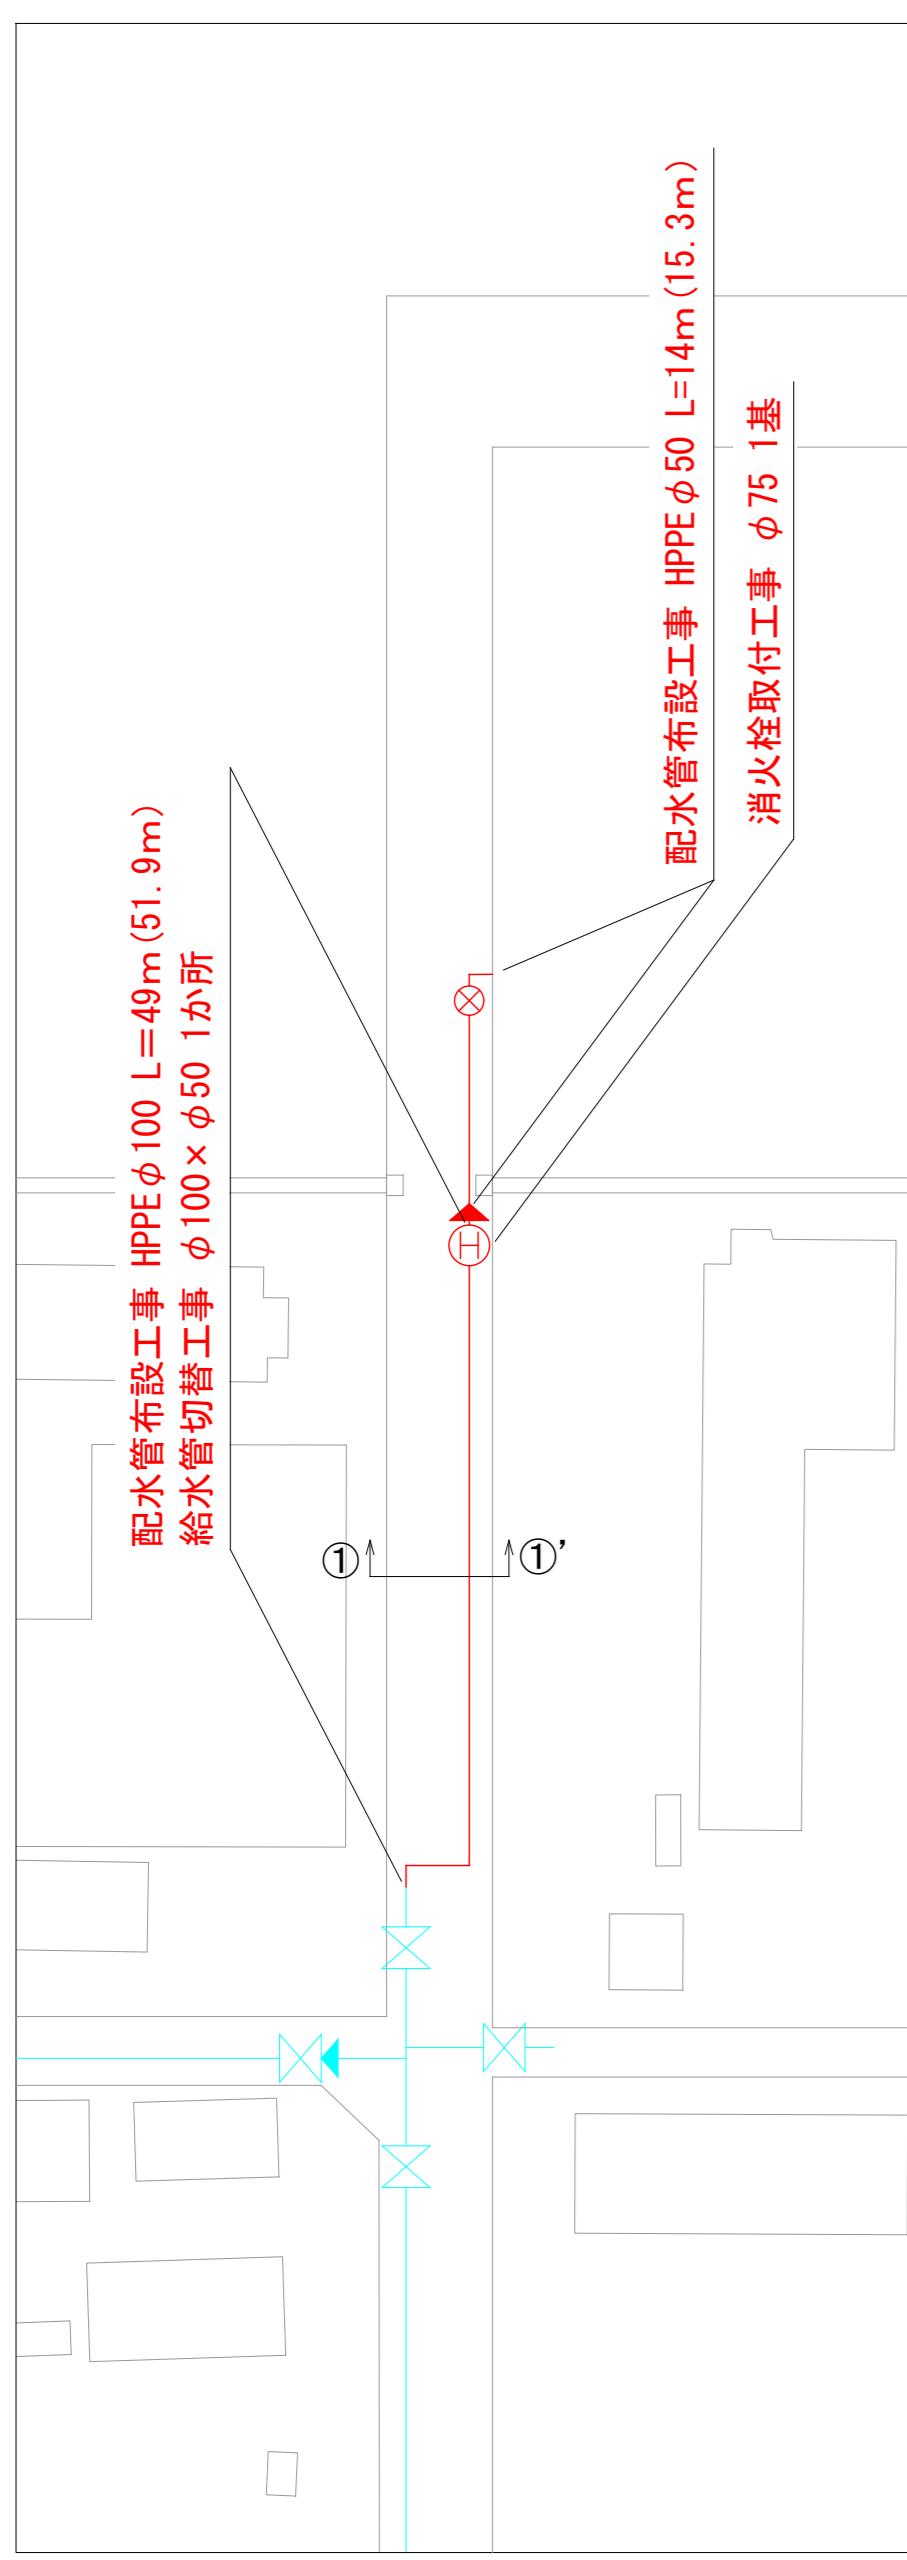

詳細図 縮尺1/100

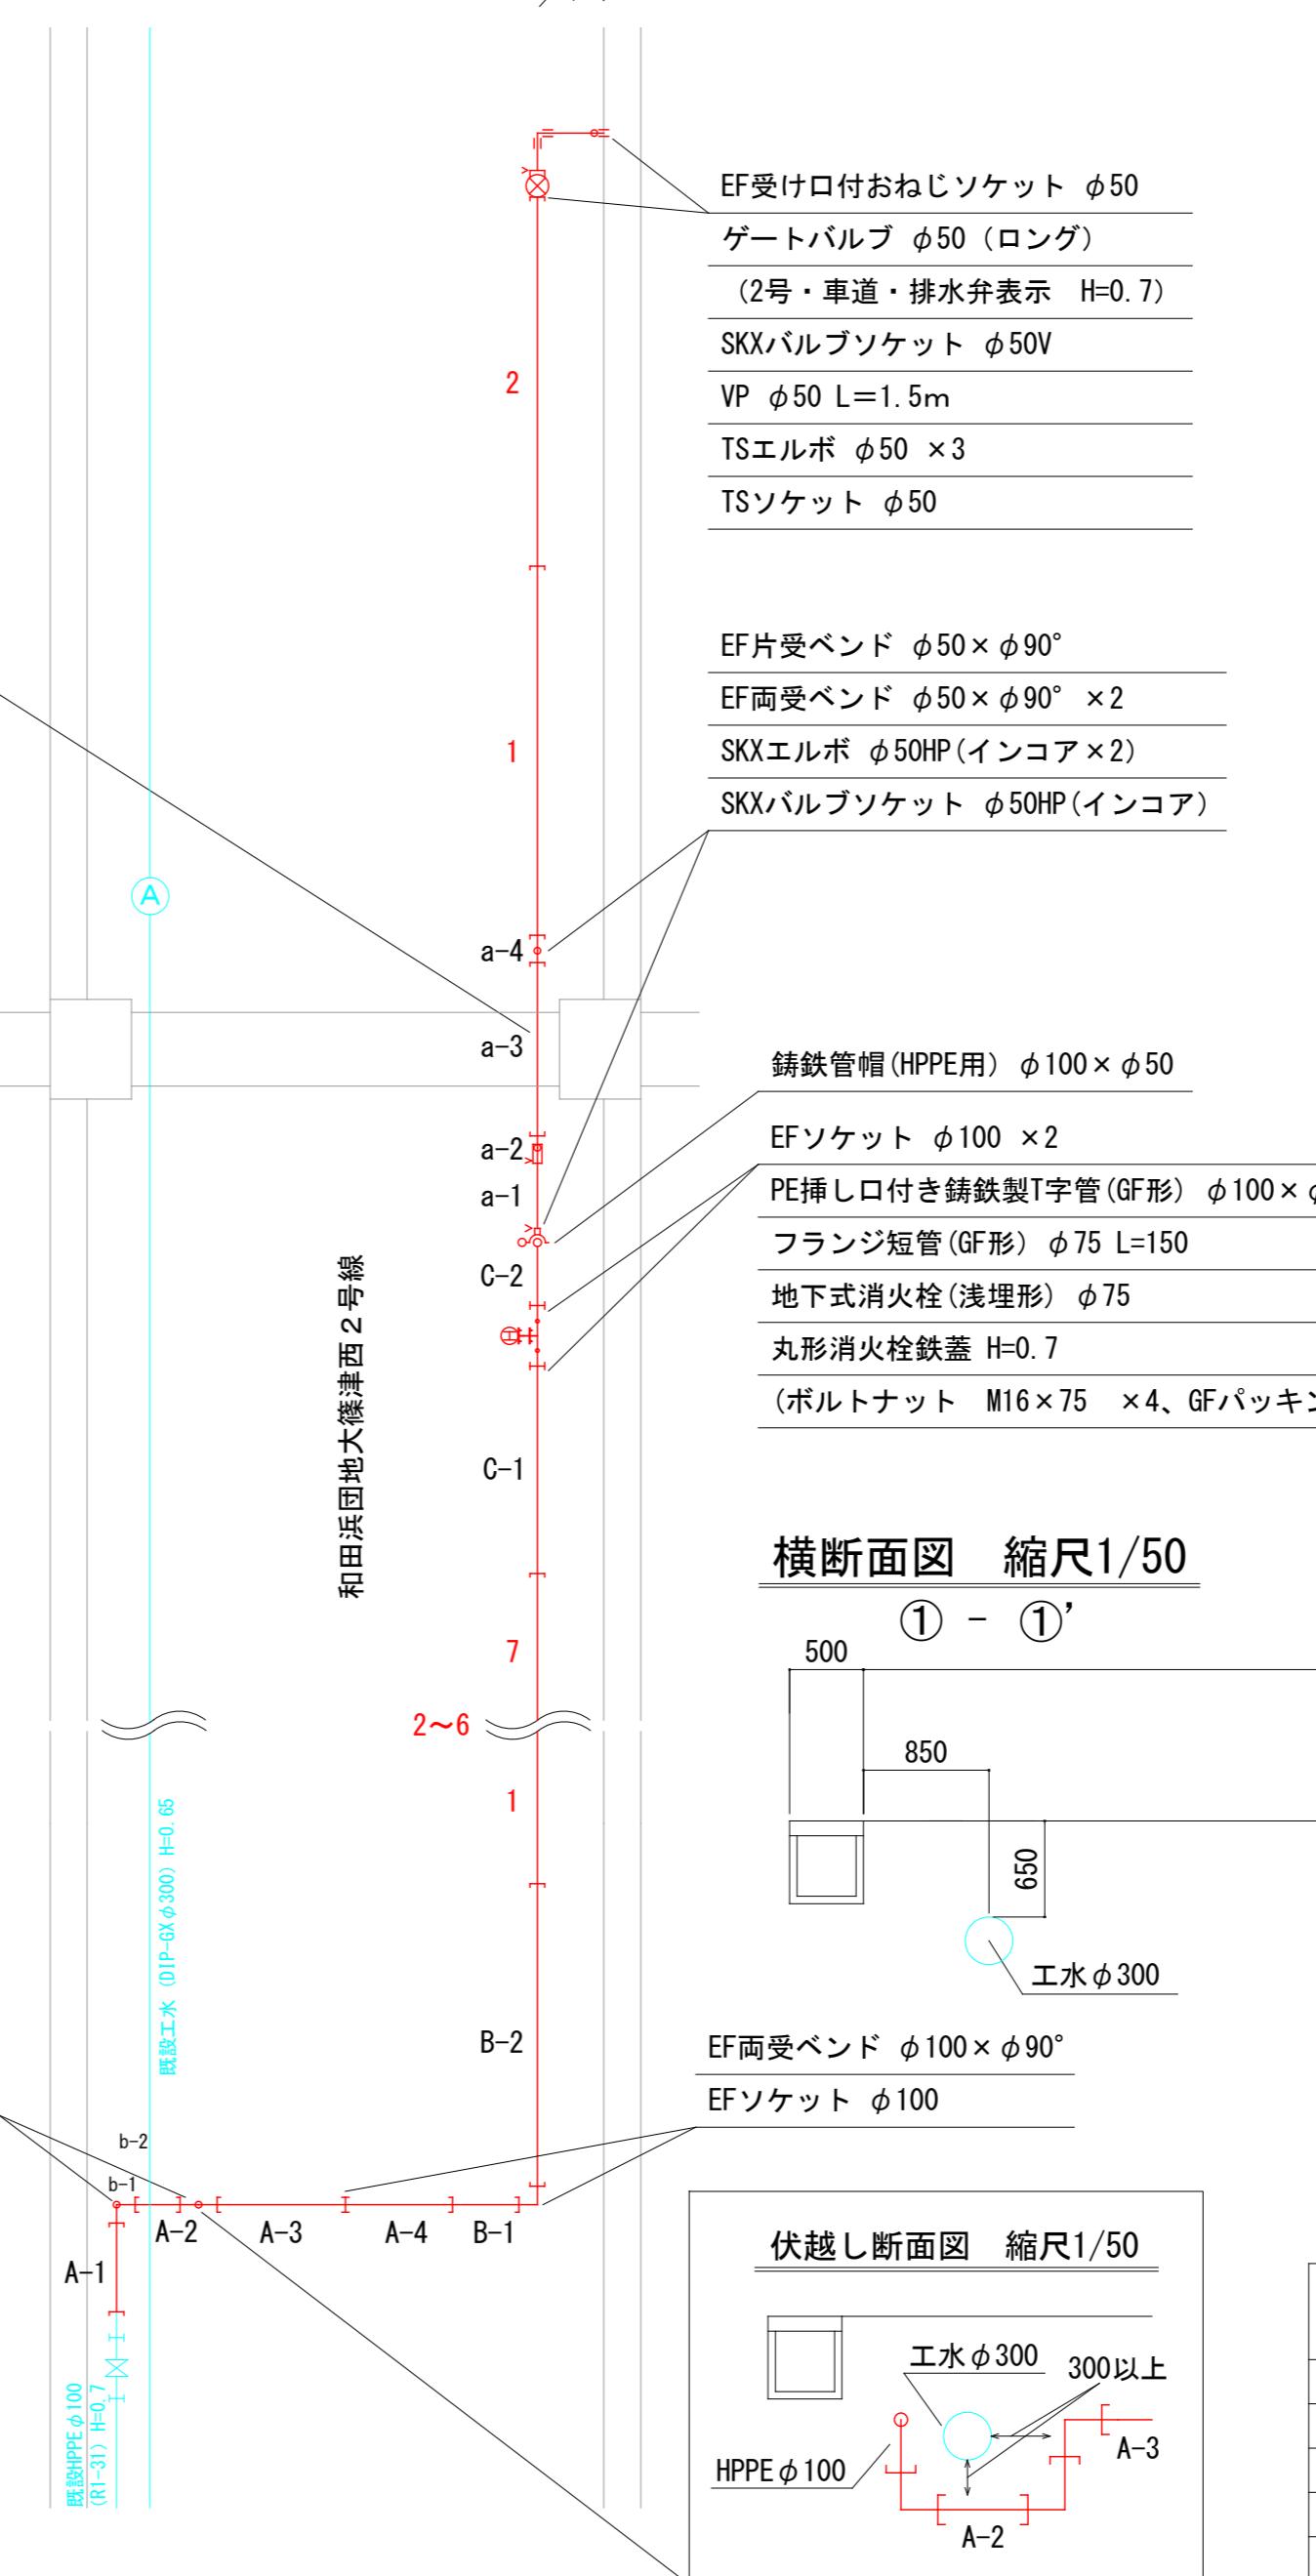

位置図 縮尺1/10,000




仮設給水詳細図 縮尺1/100

SKXエルボ φ50HP × φ50PE (損料)
SKXエルボ φ50PE × 4 (損料)
SKXバルブソケット φ50PE × 2 (損料)
ゲートバルブ φ50 (損料)
鉄蓋2号・車道 (損料)
SKX分止水栓用ソケット φ50PE (損料)
閉栓キャップ φ50
サドル分水栓 (HPPE用) φ100×φ50

EF両受ペンド φ100×φ90° × 2
EF片受ペンド φ100×φ90° × 2


和田浜団地大篠津西2号線

横断面図 縮尺1/50

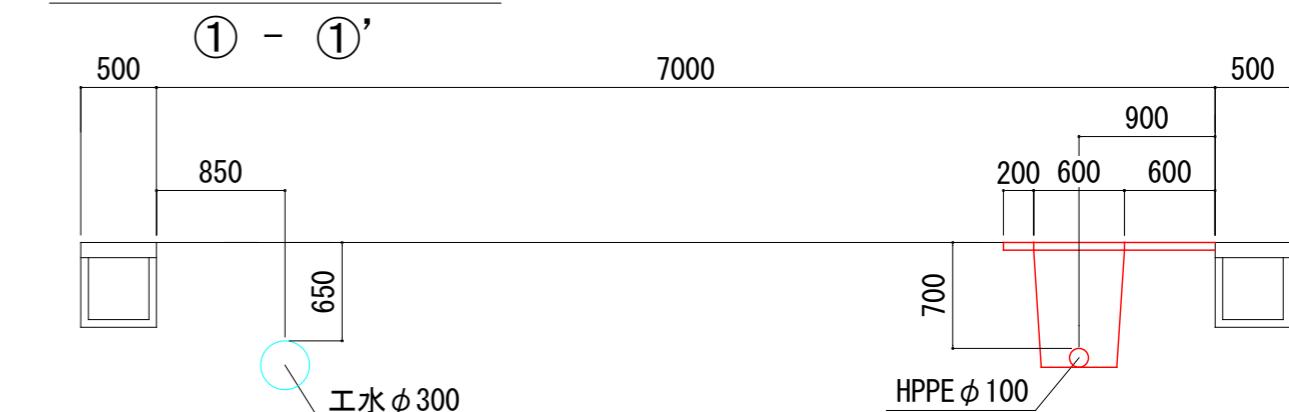

EF両受ペンド φ100×φ90°
EFソケット φ100

伏越し断面図 縮尺1/50

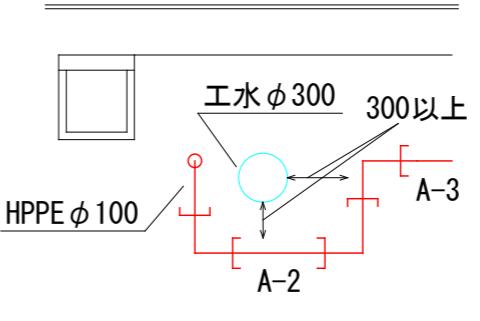

工事名	和田浜工業団地開発に伴う 配水管布設工事		
配管図	41		
図面番号	1/1	整理番号	R7-66
設計年月日	令和7年10月日		
完成年月日	令和年月日		
米子市上下水道局水道設計監理課			