


平面図 縮尺1/500

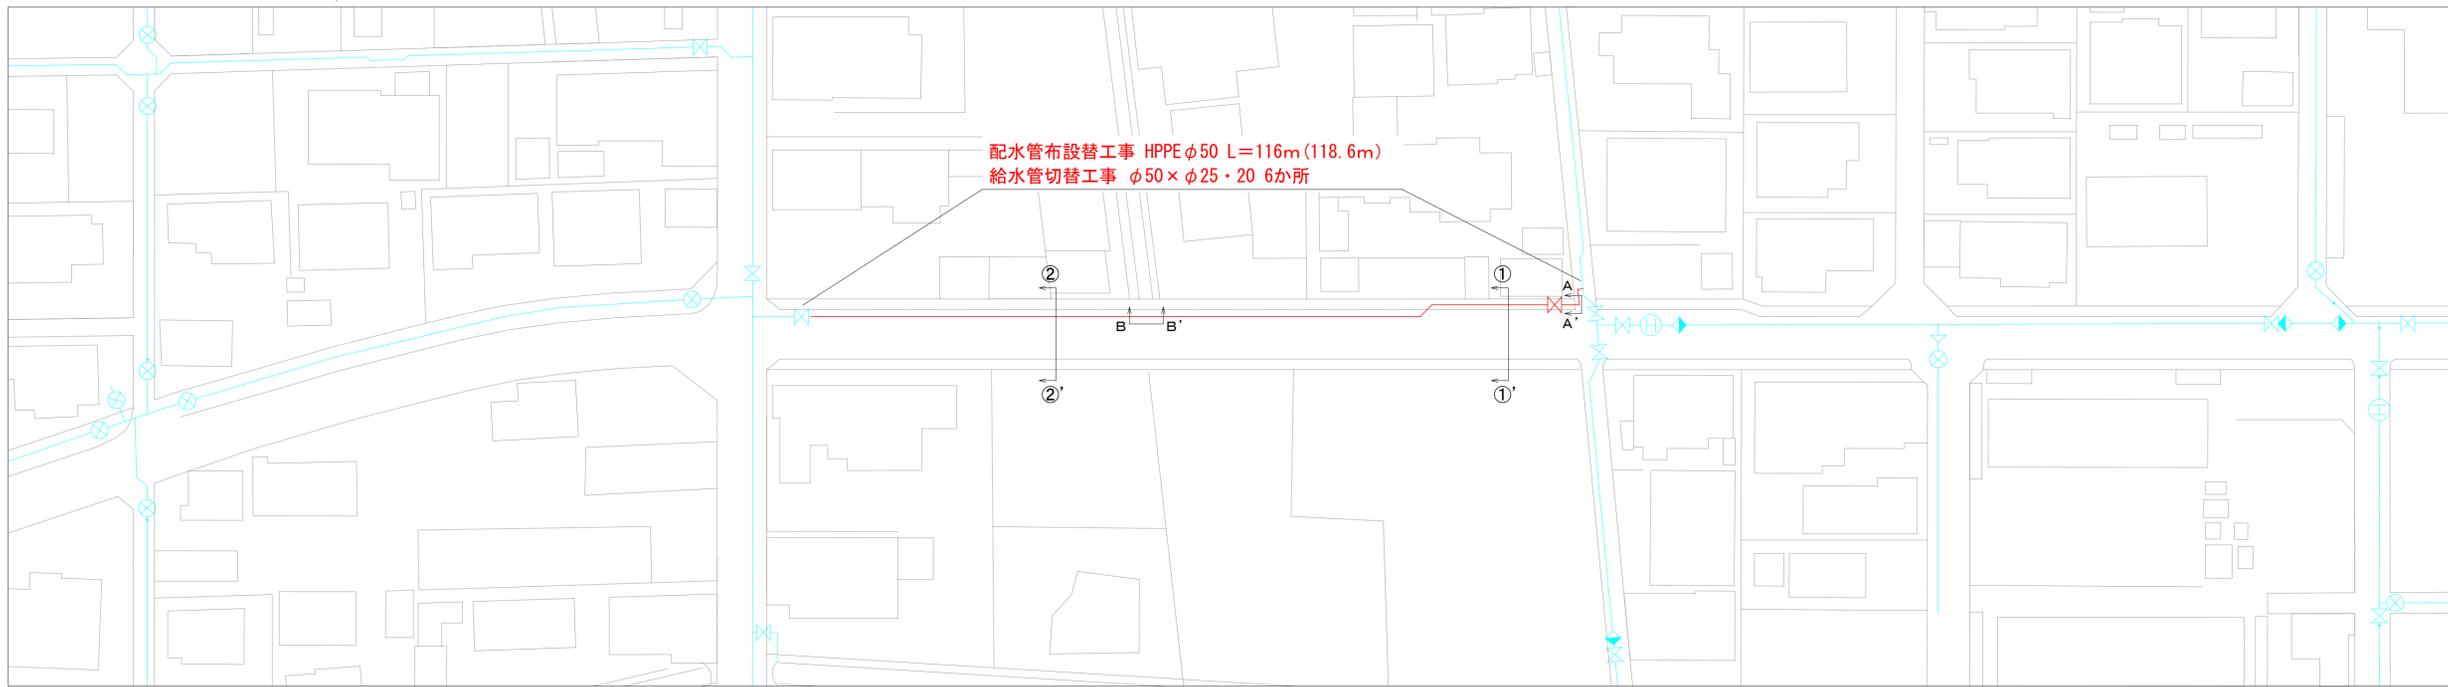


位置図 縮尺1/10,000



施工箇所


標準断面図 縮尺1/50

② - ②'

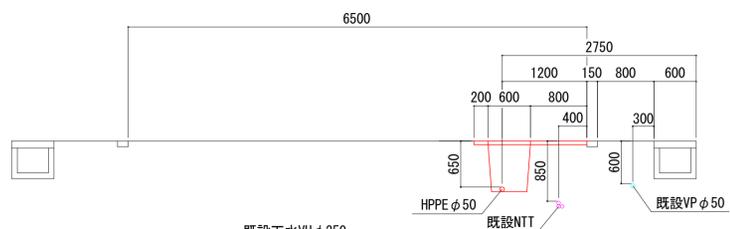


標準断面図 縮尺1/50


① - ①'

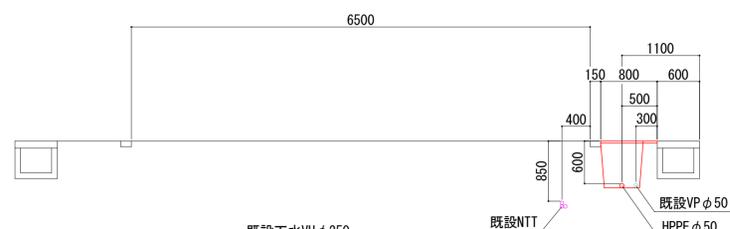


詳細図 縮尺1/100

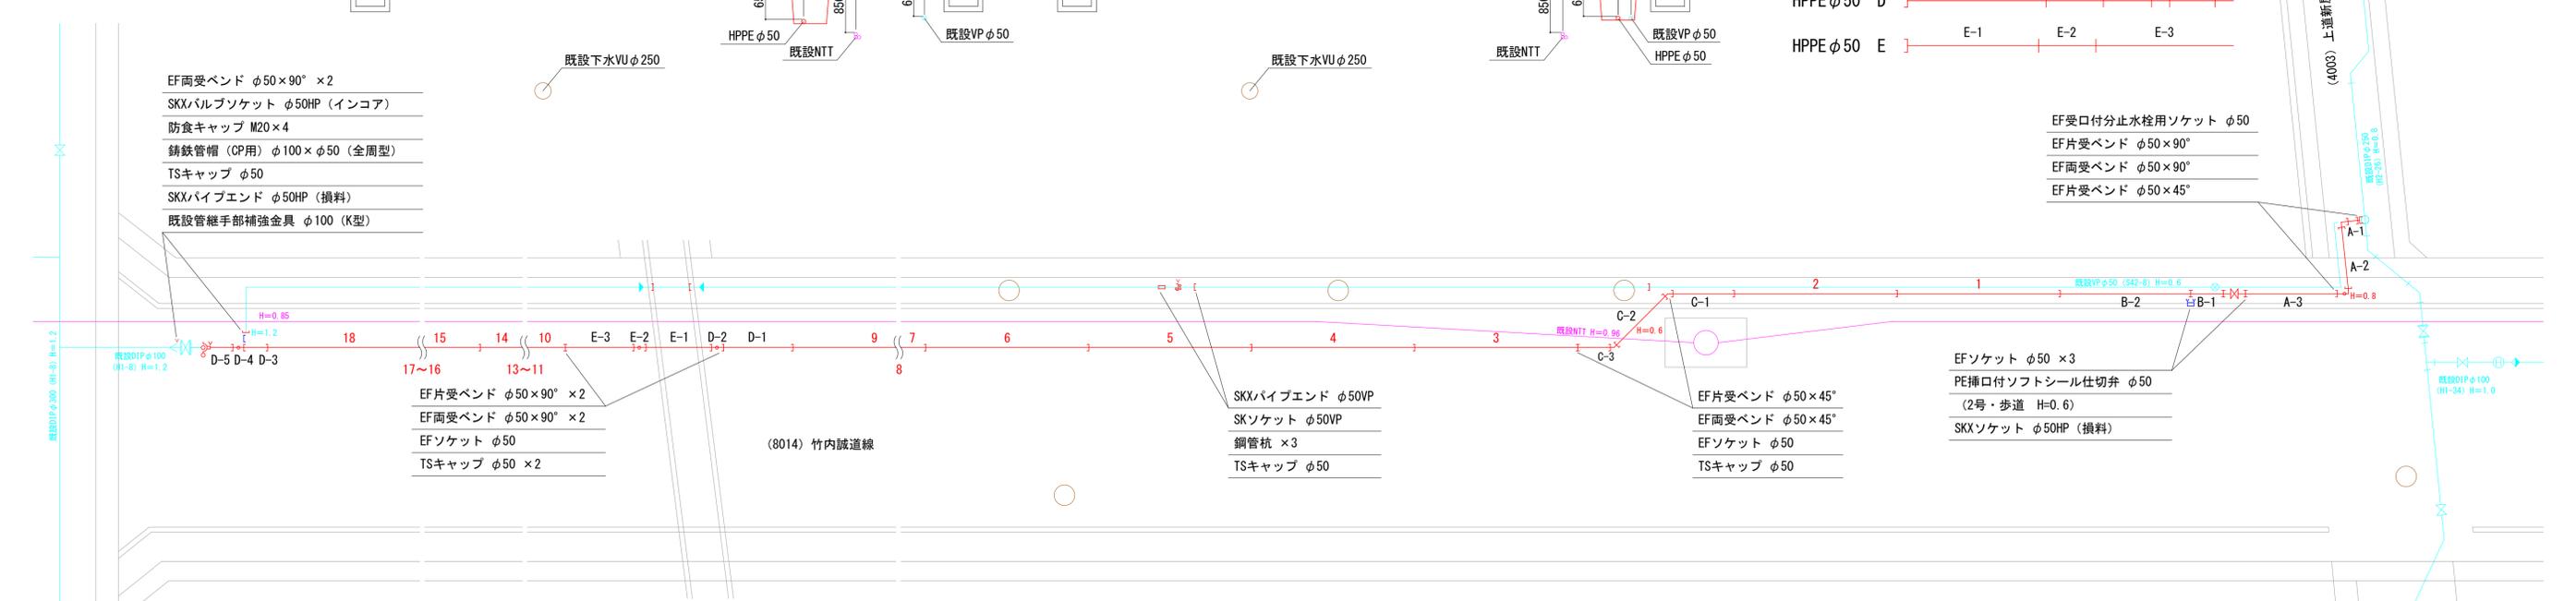


A-A' 伏越し断面図 縮尺1/50

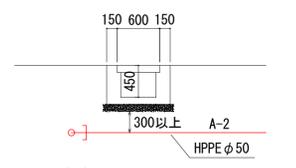

B-B' 伏越し断面図 縮尺1/50

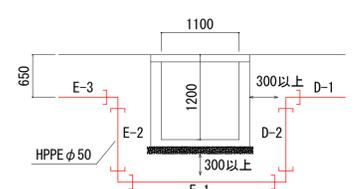

舗装復旧構成図 S=1:10

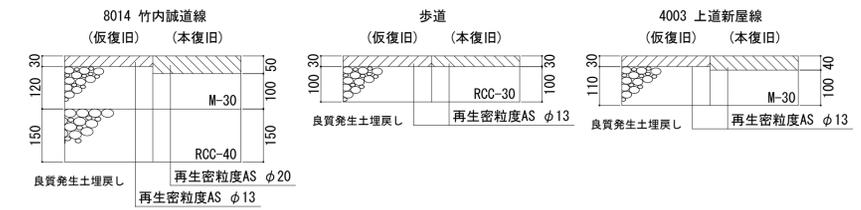

工事名	(老) 竹内町クラウン整備工 付近		
配管図	23	整理番号	R7-68
図面番号	1/1	設計年月日	令和7年11月 日
設計年月日	令和7年11月 日	完成年月日	令和 年 月 日
米子市上下水道局水道設計監理課			