 




平面図 縮尺 1:500

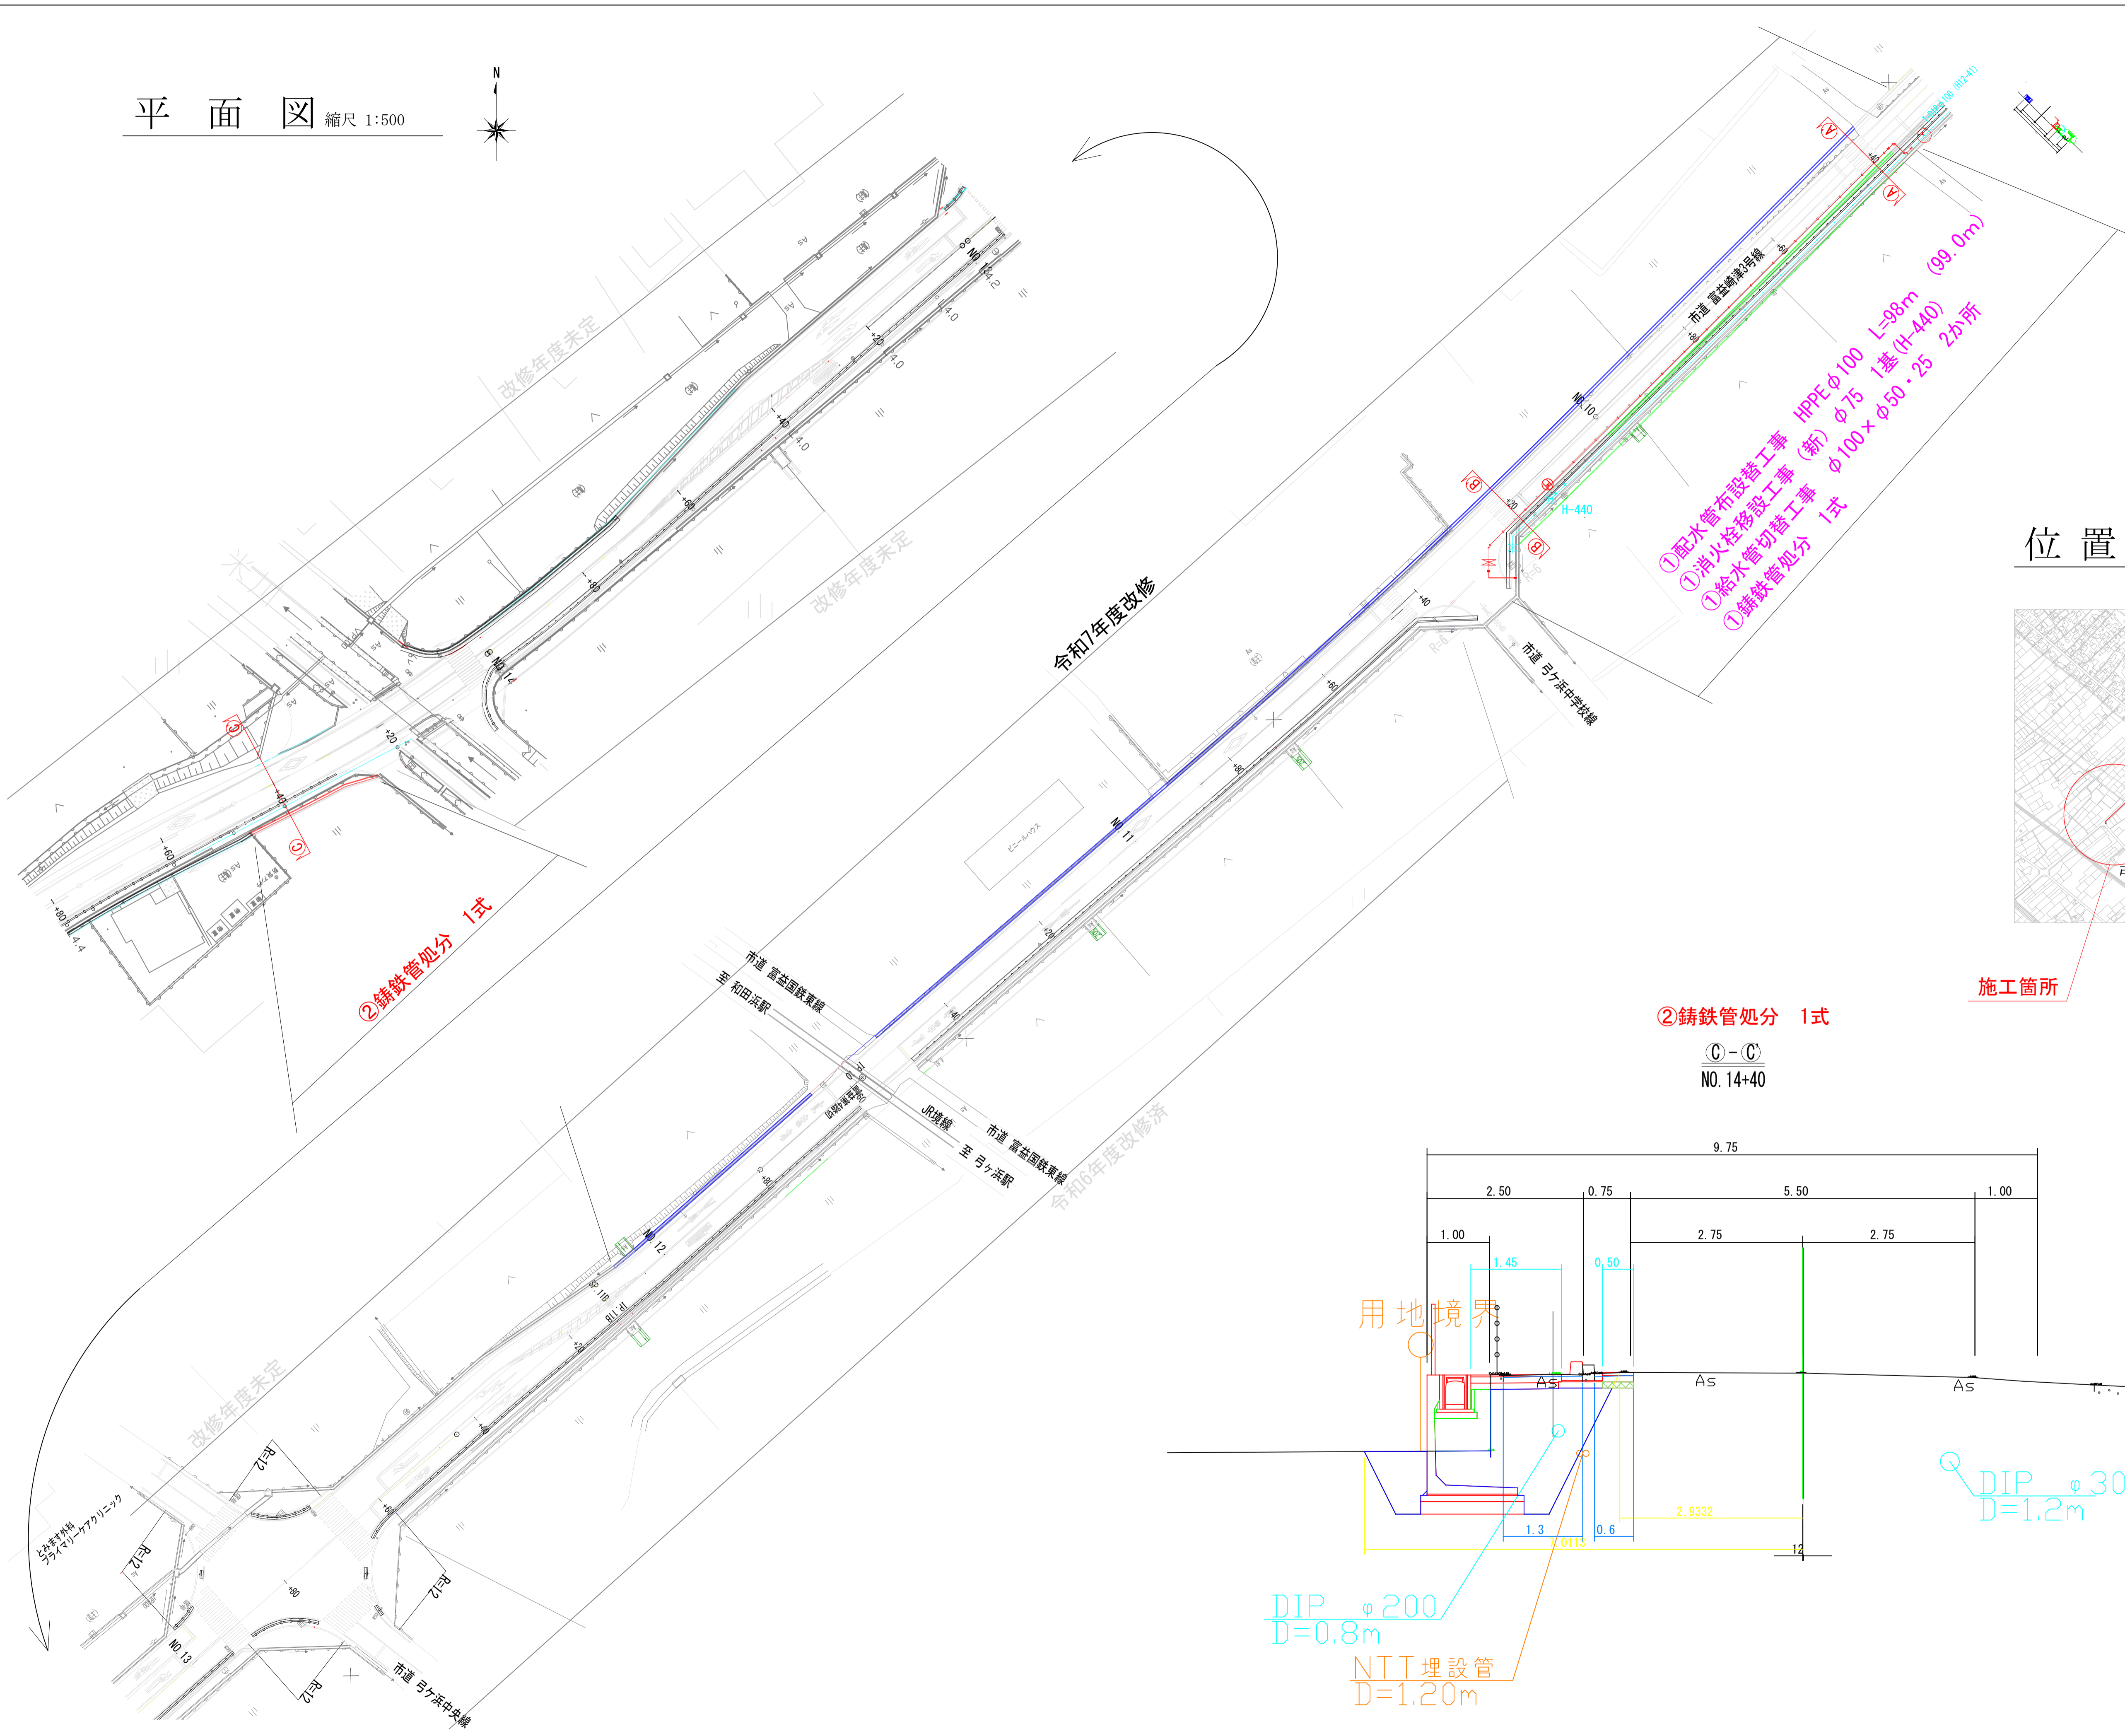

施工箇所

② 鑄鉄管処分 1式



C-C
NO. 14+40

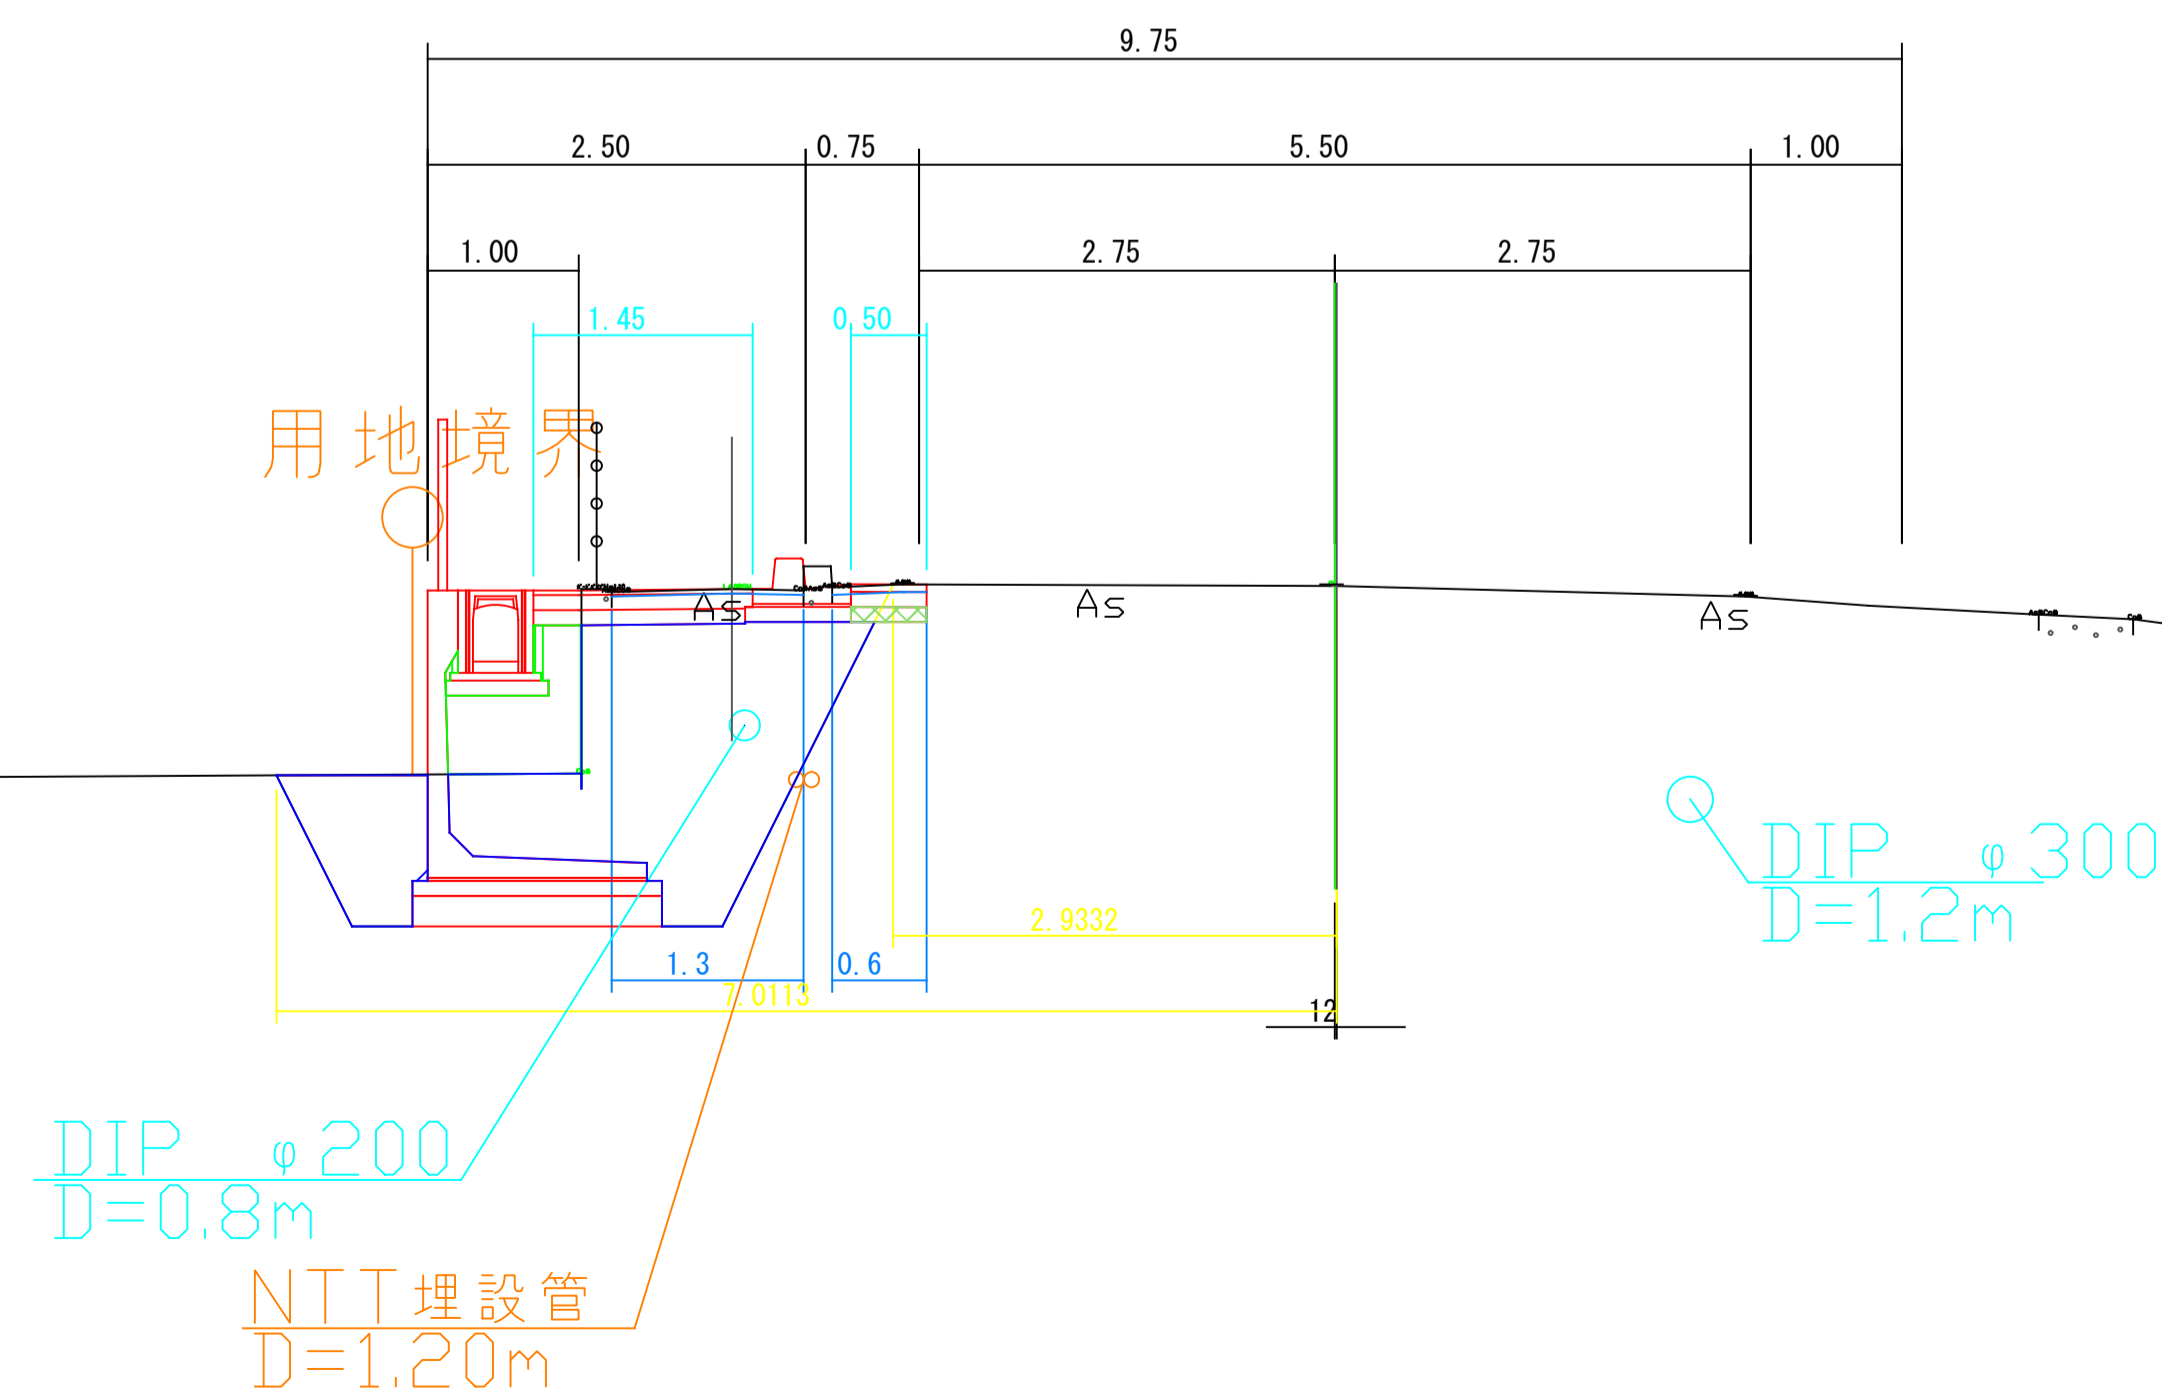


断面図 縮尺 1:50

詳細図 縮尺 1:100

- ①配水管布設替工事 HPPEφ100 L=98m (99.0m)
- ①消火栓移設工事 (新) φ75 1基 (H-440)
- ①給水管切替工事 φ100×φ50・25 2か所
- ①铸铁管処分 1式

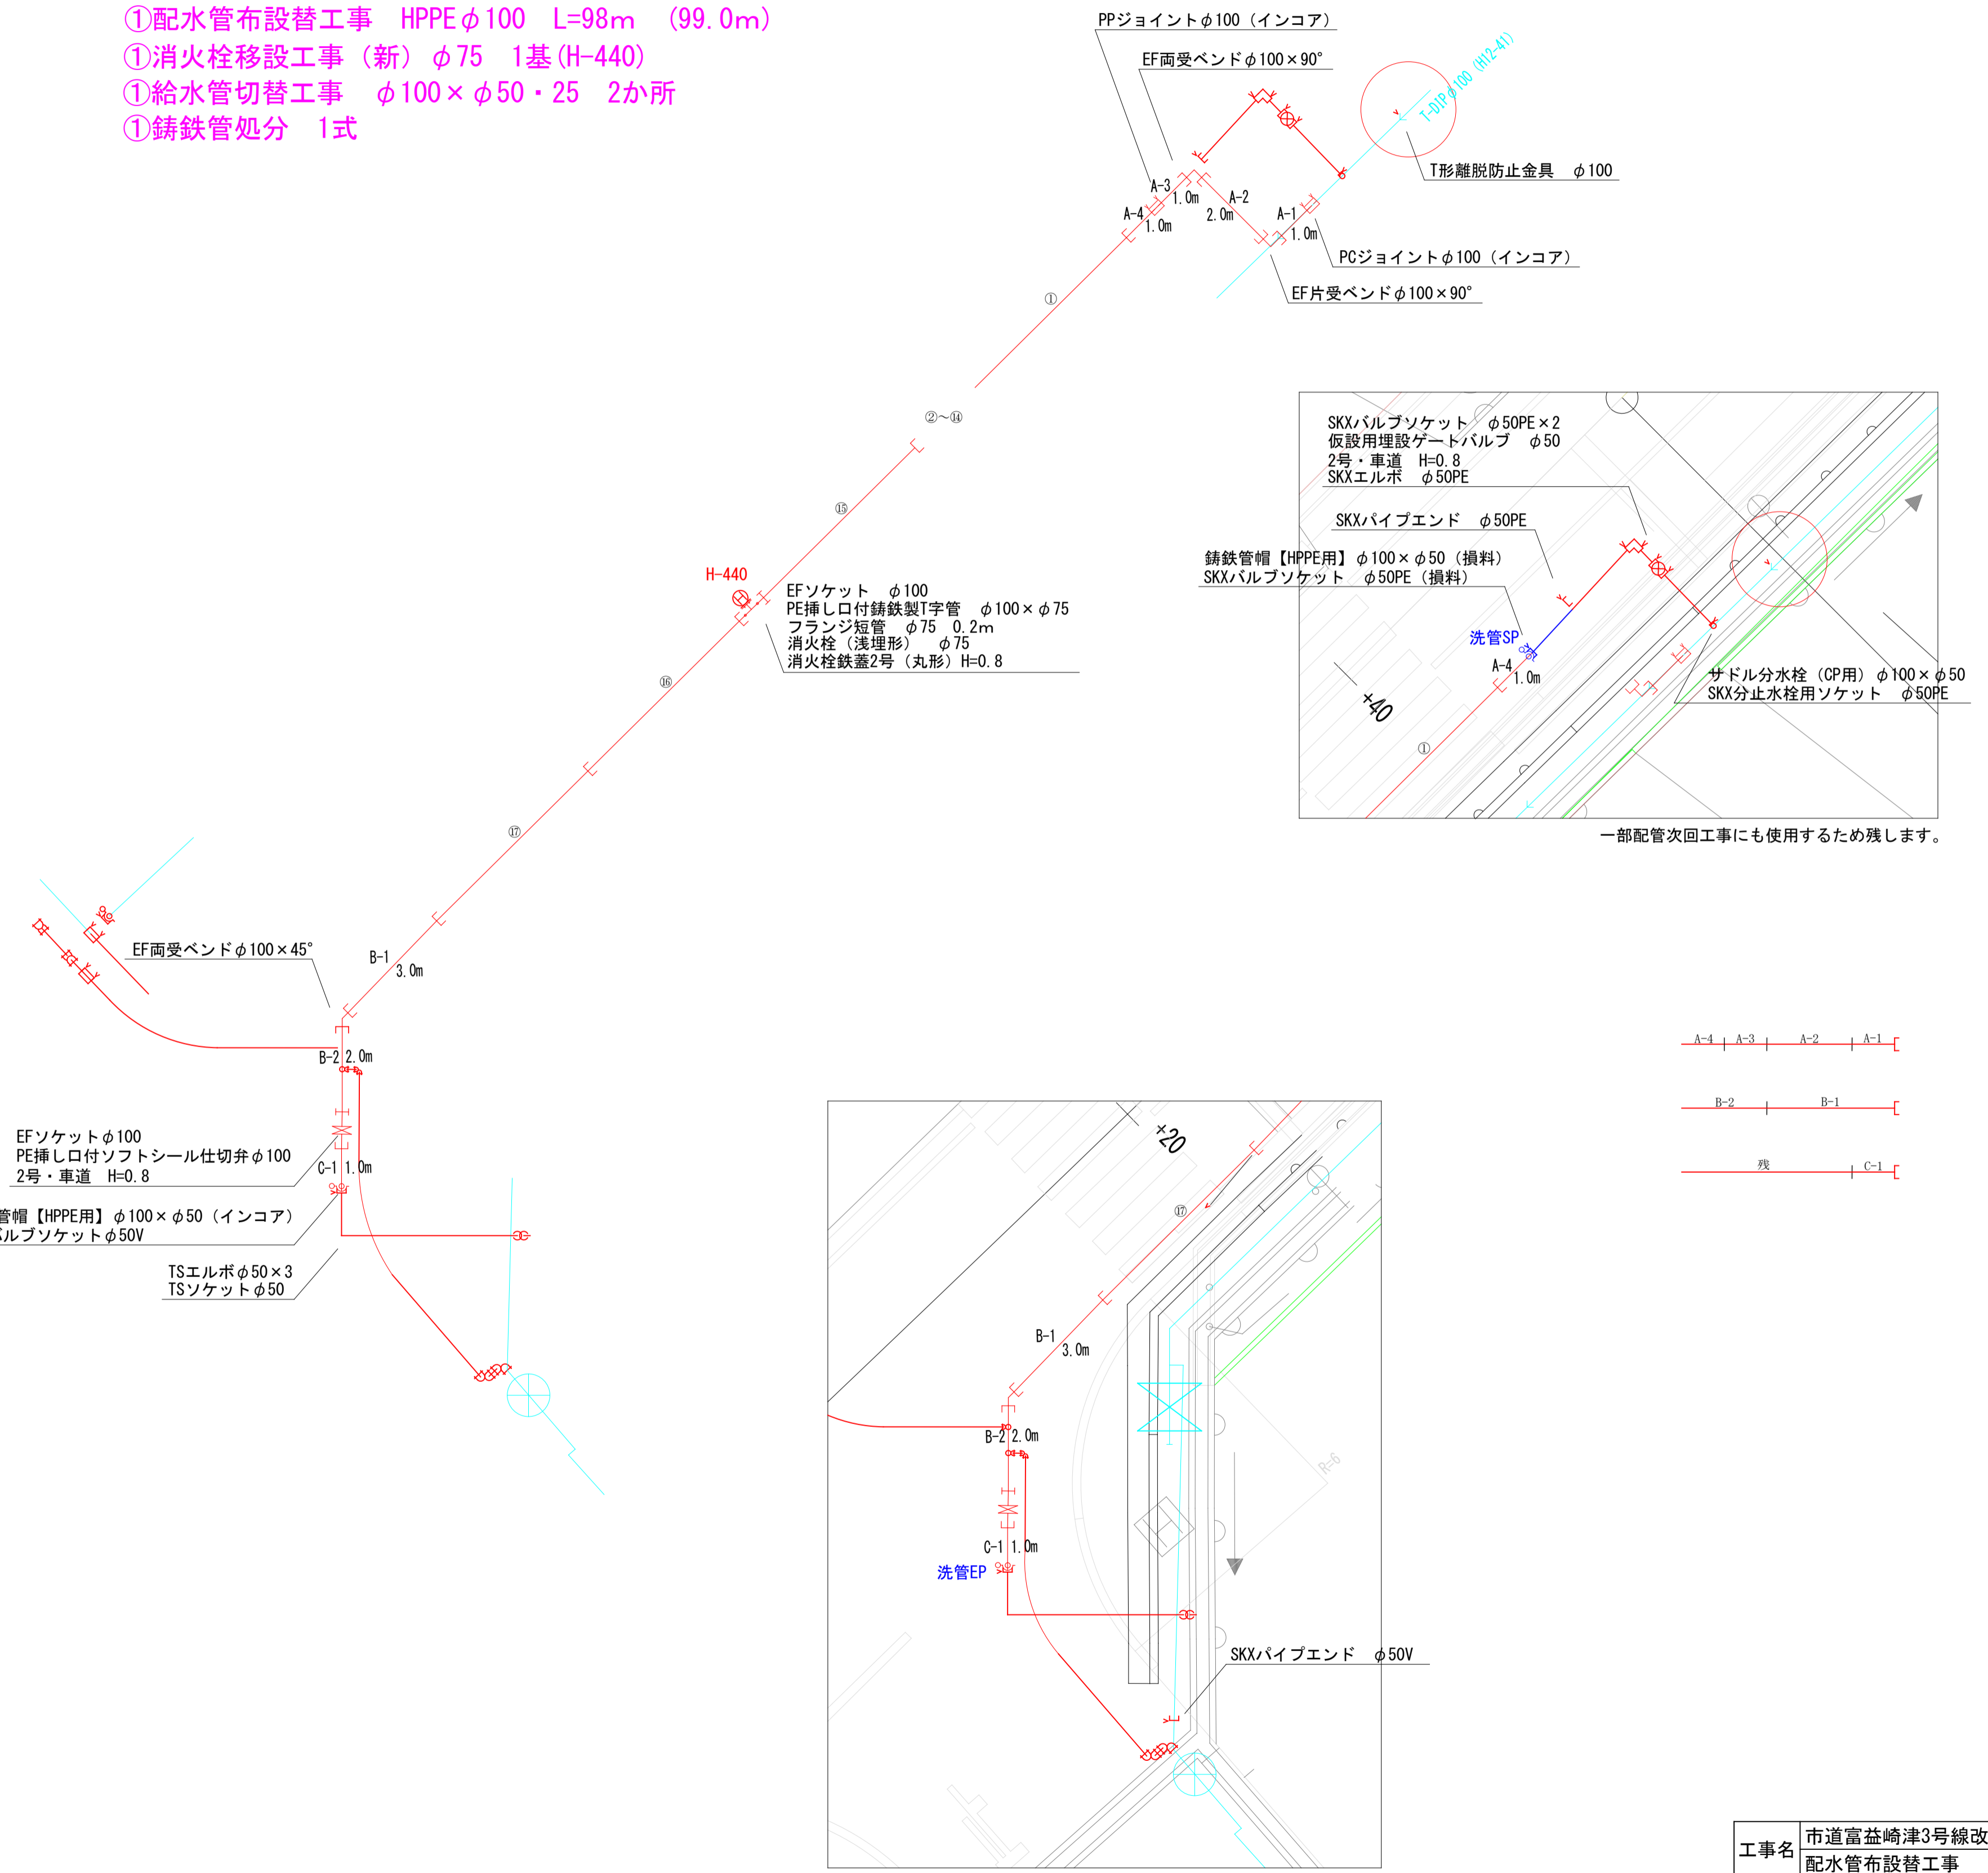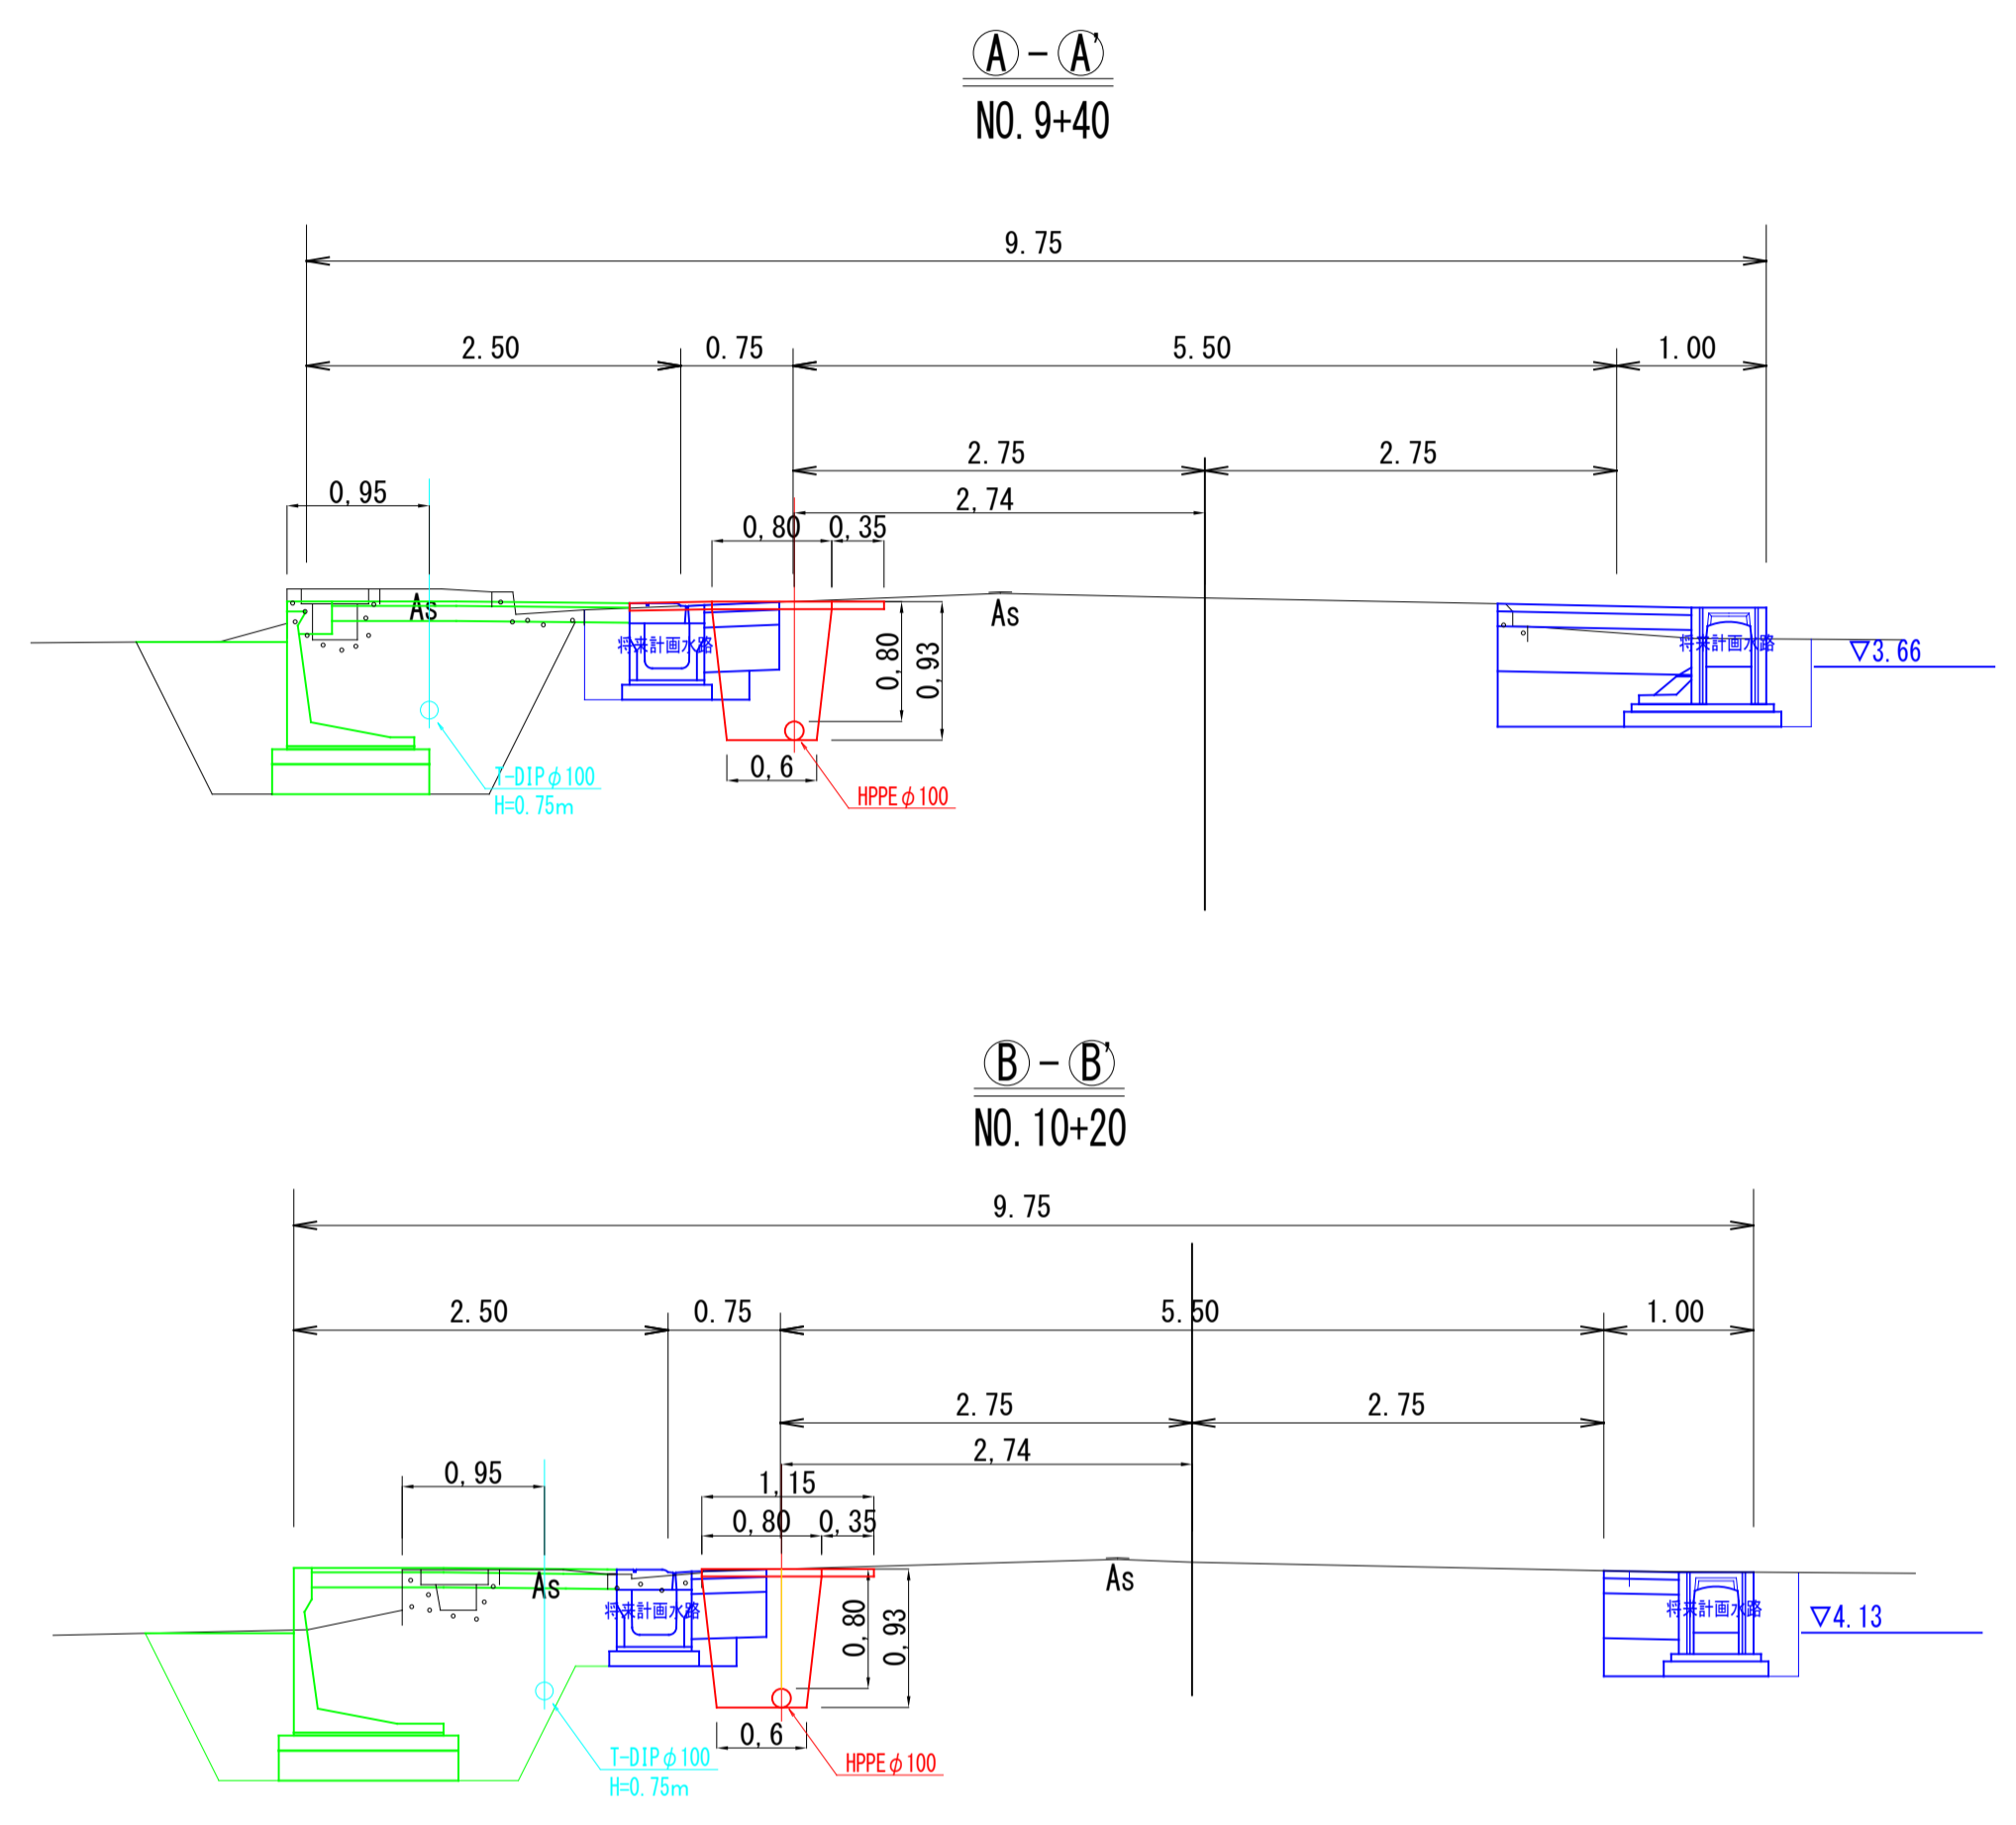

舗装構成 S=1:10

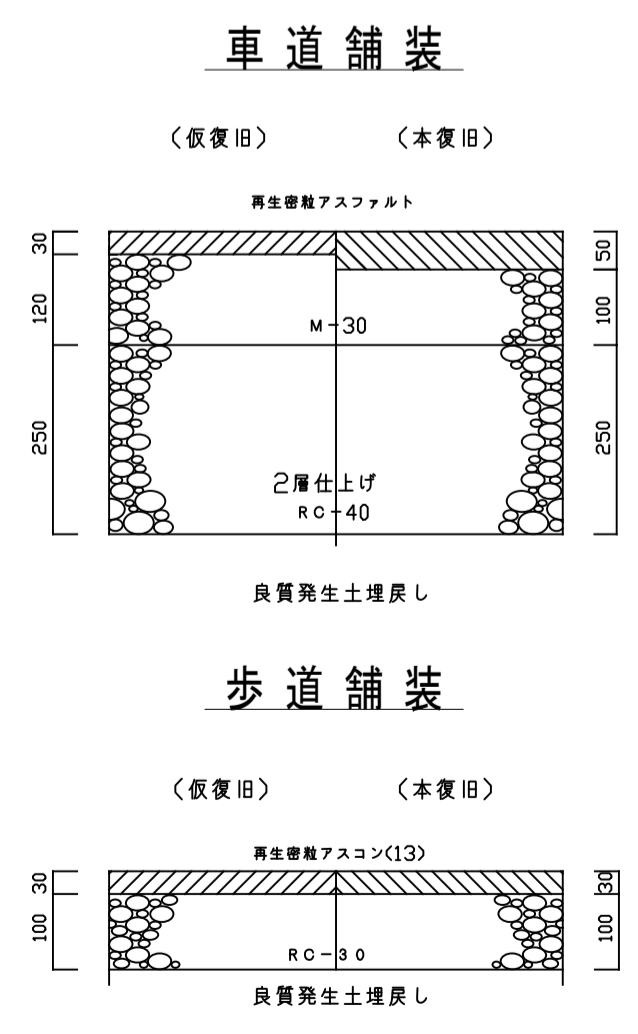

工事名	市道富益崎津3号線改良舗装に伴う配水管布設替工事		
配管図	51		
図面番号	2/2	整理番号	13
設計年月日	令和8年4月日		
完成年月日	令和 年 月 日		
米子市上下水道局水道設計監理課			