


位置図 S=1:10,000

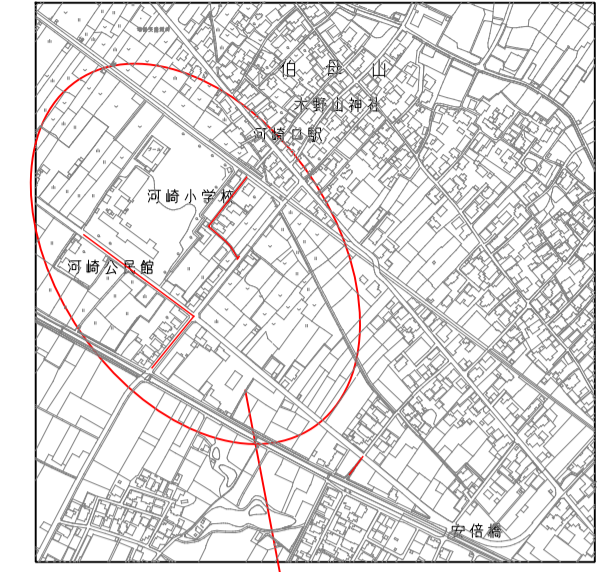

工事場所



- ①配水管布設替工事(補助) HPPEφ50 L=65m (68.1m)
- ①給水管切替工事(補助) φ50×φ25・20 6か所
- ①仮設工事(補助) 1式

- ①給水管切廻し工事(補助) PEφ20 6か所
- ①仮設工事(補助) 1式

- ②配水管切廻し工事(補助) HPPEφ75 1か所(5.0m)
- ②給水管切替工事(補助) φ75×φ20 1か所

平面図 S=1:500


- ③給水管切廻し工事(補助) PEφ50・25・20 11か所
- ③仮設工事(補助) 1式

- ③給水管切廻し工事(起債) PEφ20 3か所
- ③仮設工事(起債) 1式

舗装復旧構成図 S=1:10

(2127) 河崎上彦名線


(仮復旧) (本復旧) 整備課施工

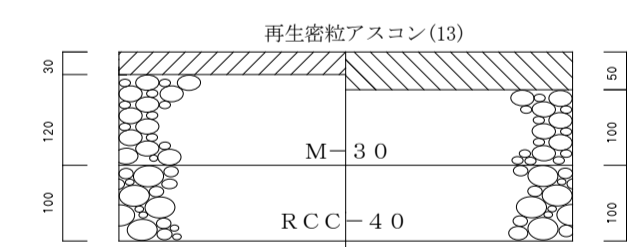

良質発生土埋戻し

(2120) 弓ヶ浜中央線


(仮復旧) (本復旧) 整備課施工

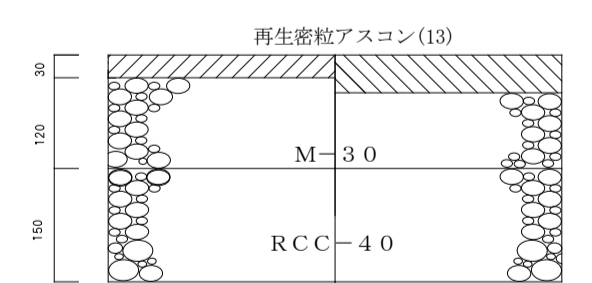

良質発生土埋戻し

(2130) 河崎3号線

(仮復旧) (本復旧) 整備課施工

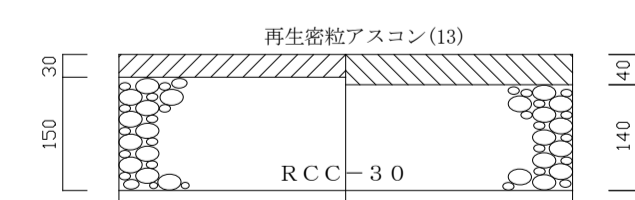


良質発生土埋戻し

工事名	河崎枝線その28に伴う配水管布設替工事		
配管図	072	図面番号	1/3
図面番号	1/3	工事番号	15
設計年月日	令和8年5月	完成年月日	令和8年5月
米子市上下水道局設計監理課			

仮設 (損料)

SKX片落ちソケットφ50P×φ50V
SKXソケットφ50HP
SKX分止水栓ソケットφ25P 4ヶ
サドル分止水栓φ50HP×φ25 2ヶ
SKXエルボφ50P 2ヶ
SKXバルブソケットφ50P 4ヶ

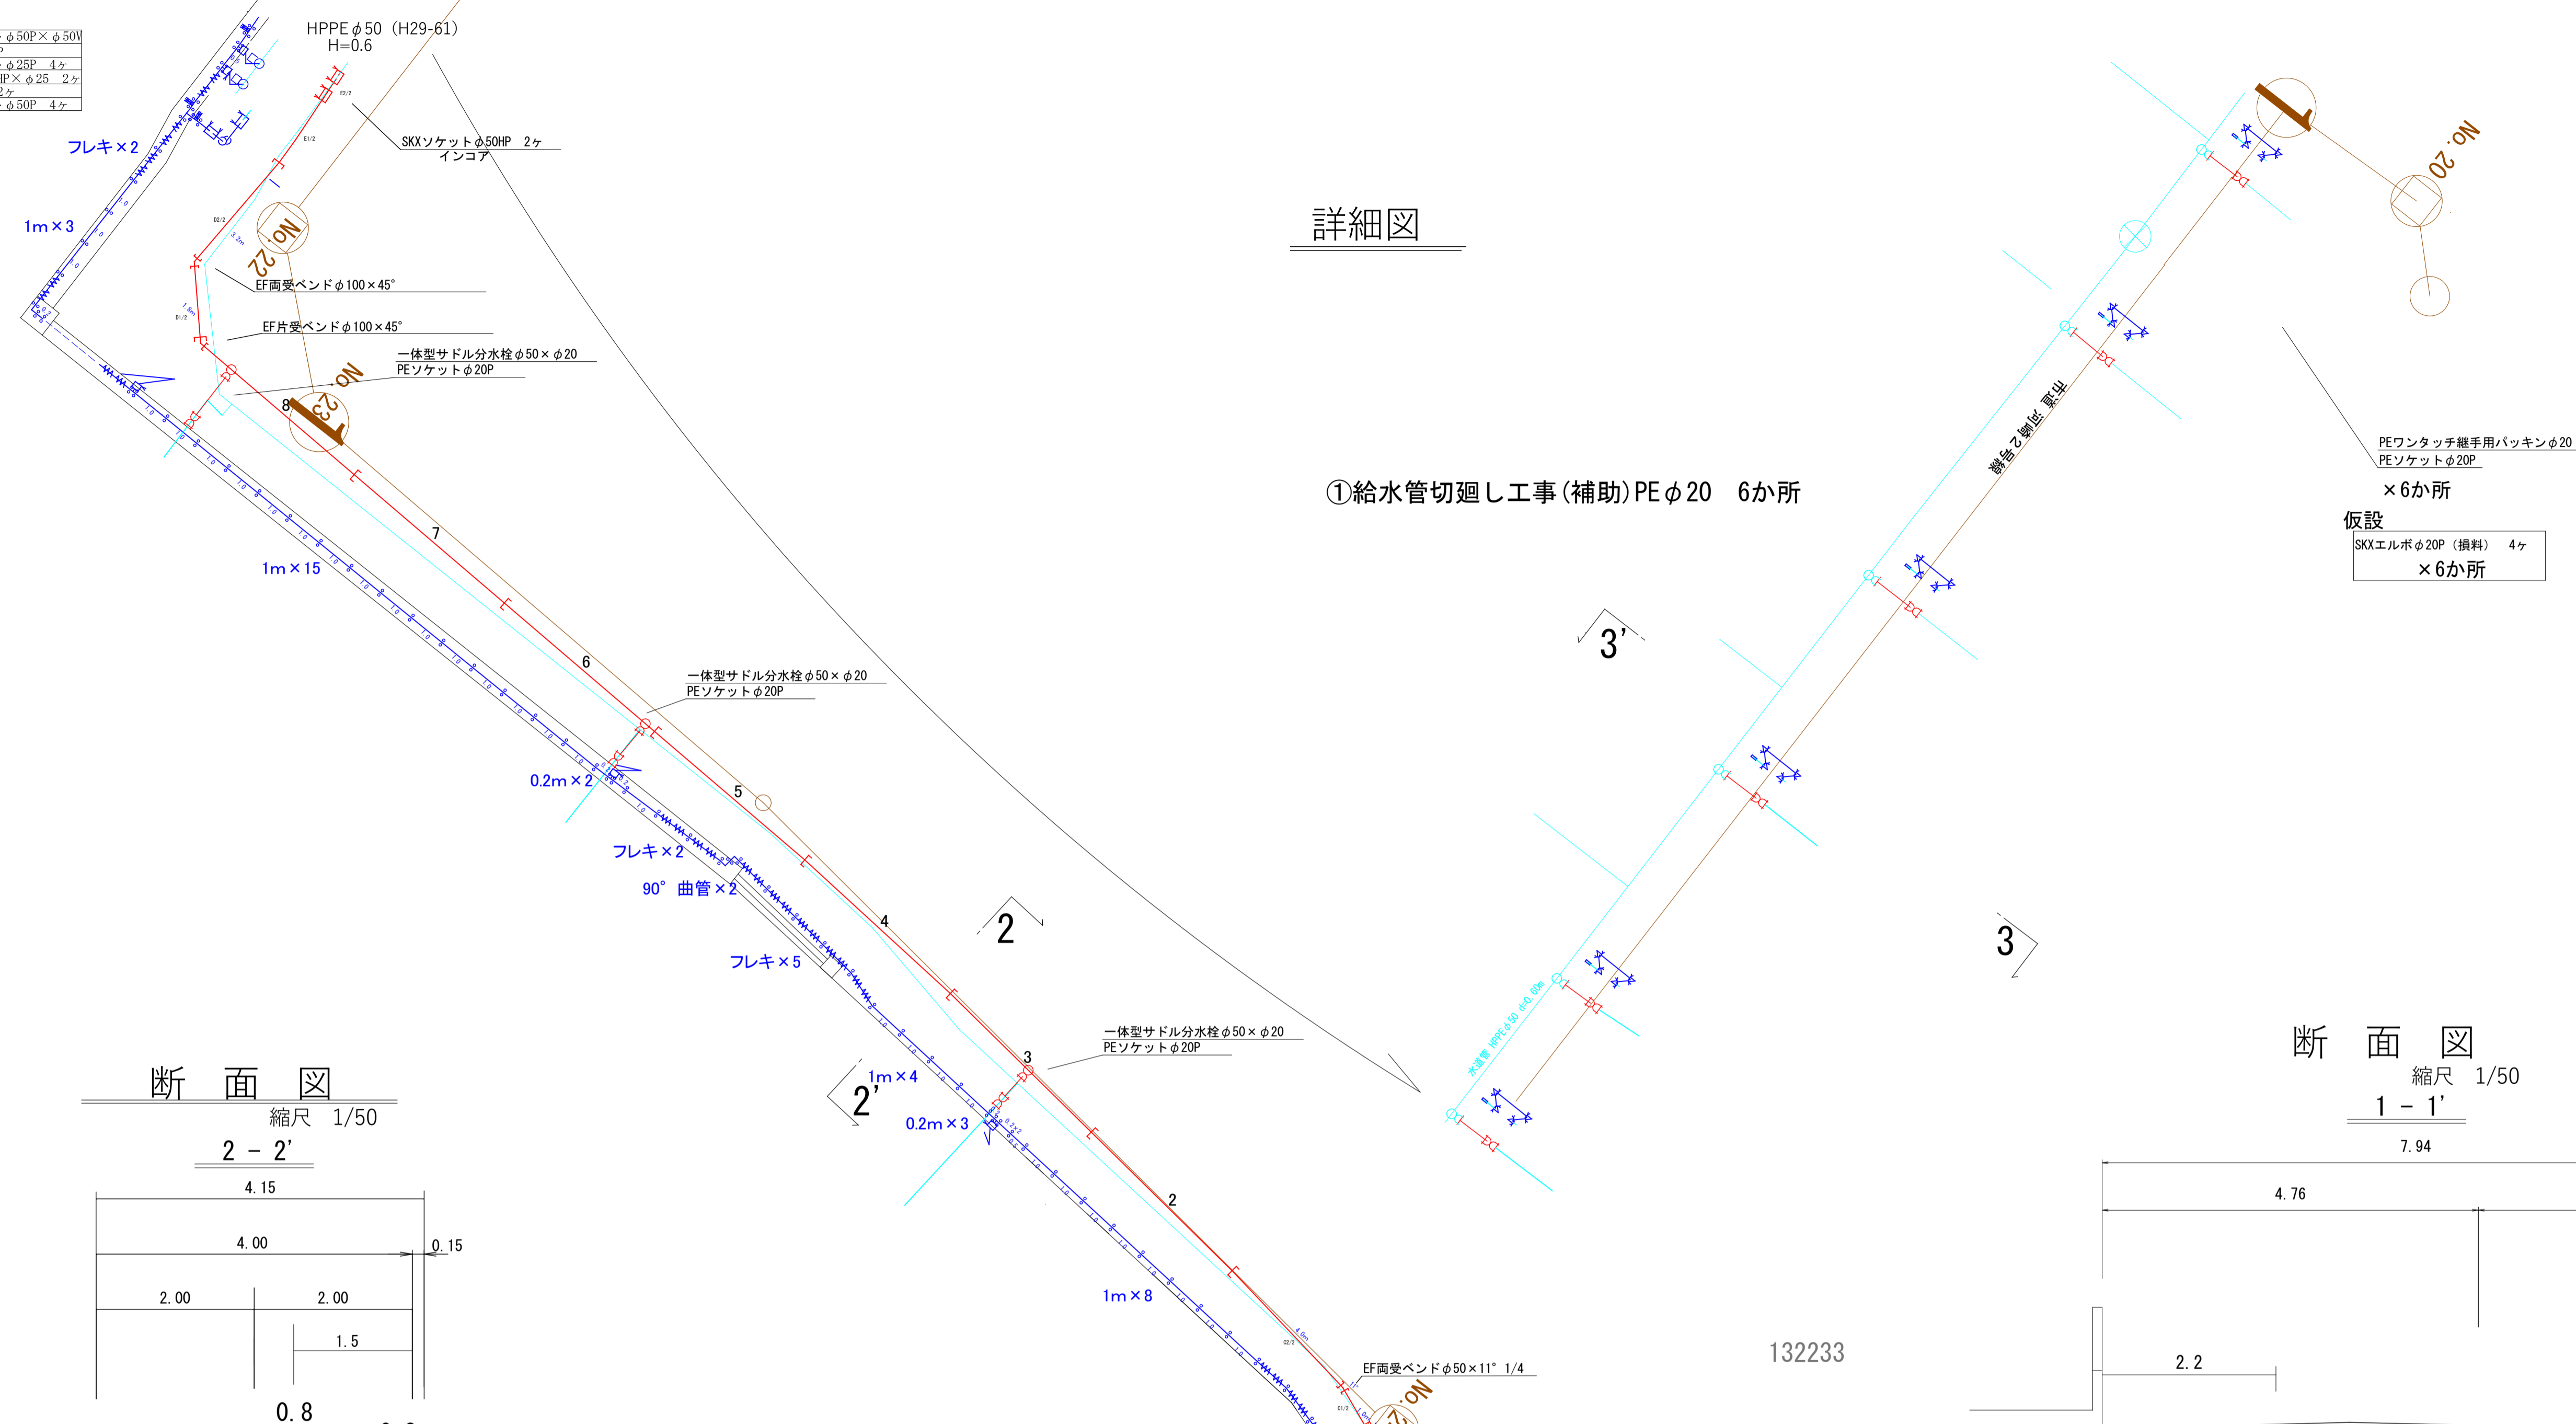

詳細図

①給水管切廻し工事(補助)PEφ20 6か所

仮設

PEワンタッチ継手用パッキンφ20
PEソケットφ20P

×6か所

仮設


SKXエルボφ20P (損料) 4ヶ

×6か所

断面図

縮尺 1/50


2-2'

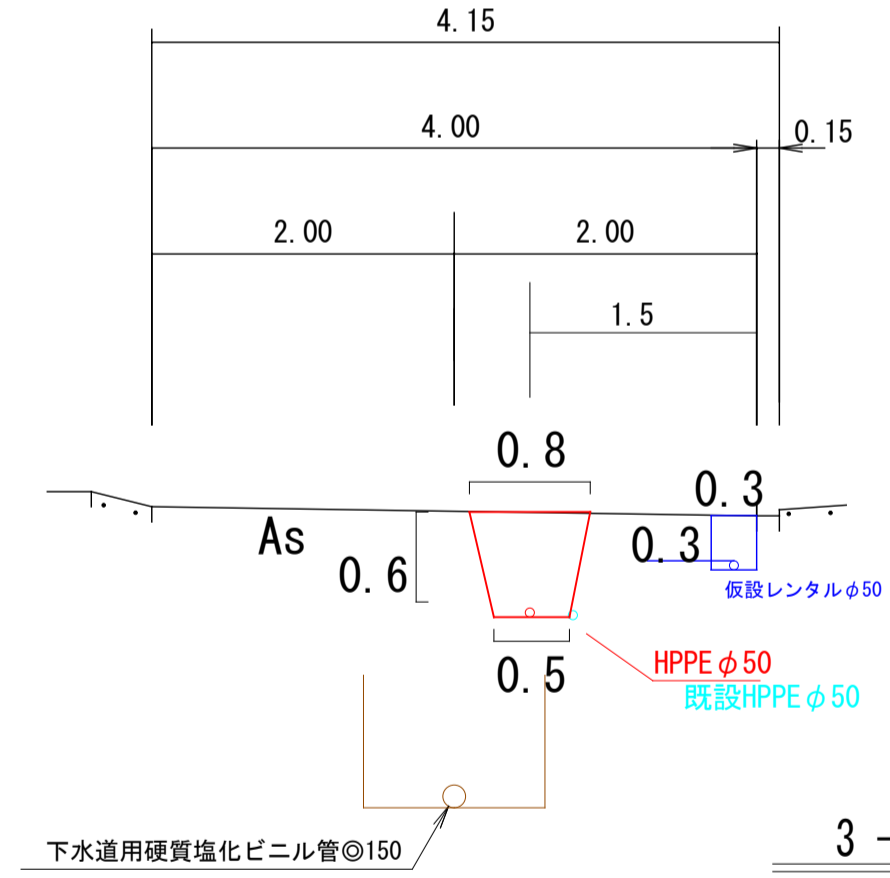

3-3'

縮尺 1/50


1-1'

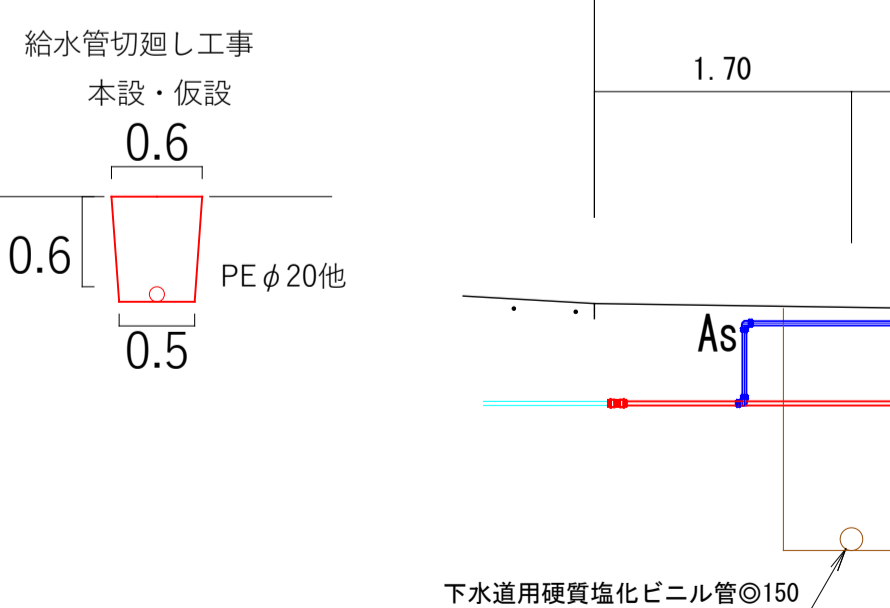

断面図

縮尺 1/50

1-1'

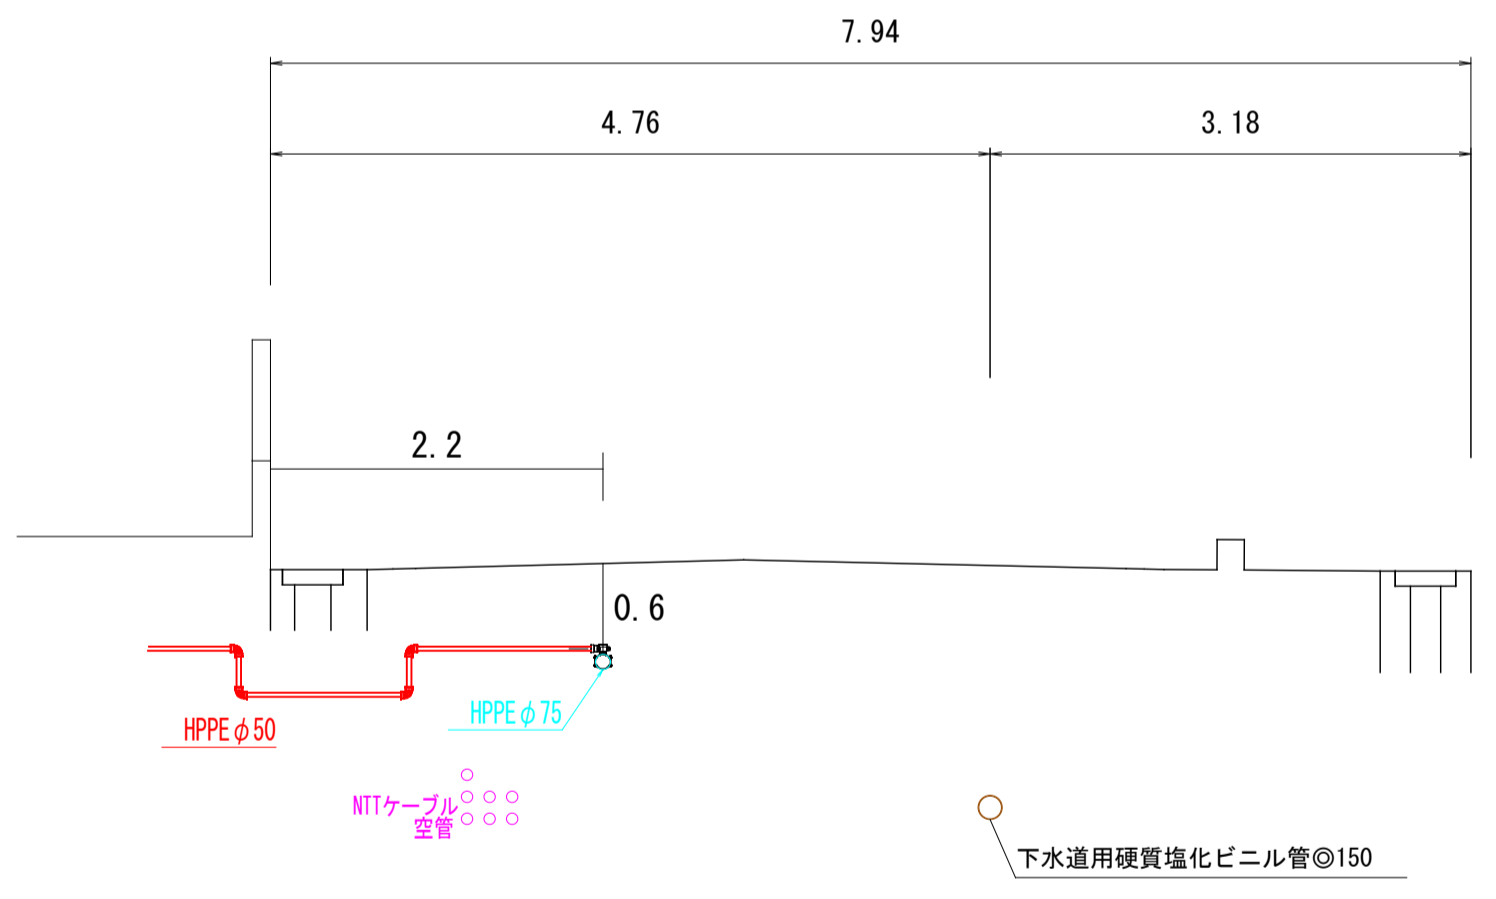


①配水管布設替工事(補助)HPPEφ50

仮設給水 (損料)

SKX分止水栓ソケットφ25P
SKX分止水栓ソケットφ20P 5ヶ
SKXエルボφ25P 6ヶ
SKXエルボφ20P 15ヶ

仮設側溝内

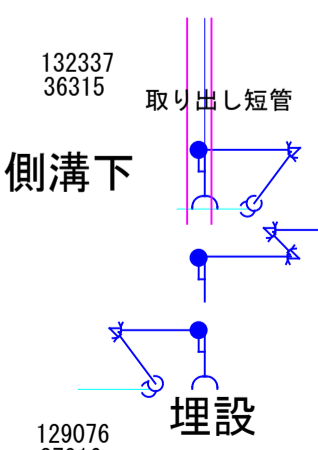

仮設 (損料)

SKXチーヌφ50
SKXバルブソケットφ50P 4ヶ
仮設バルブ 2ヶ
SKXエルボφ50P 3ヶ
SKX片落ちソケットφ50P×φ50V

サドル分止水栓 (HPPE) φ75×φ50
EF受口付分止水栓ソケットφ50
EFおねじソケットφ50
ゲートバルブφ50ソフトシール (車・排・2号・h=0.6m)
SKXバルブソケットφ50V
TSエルボφ50 2ヶ
TSソケットφ50

河崎枝線その28に伴う			
工事名	配水管布設替工事		
配管図	072		
図面番号	2/3	工事番号	15
設計年月日	令和8年5月	日	
完成年月日	令和 年 月 日		
米子市上下水道局設計監理課			

河崎小学校

断面図

縮尺 1/50
5-5'

PEワンタッチ継手用パッキンφ20
PEソケットφ20
PEエルボφ20
PE片落ちエルボφ20PE×φ13V
1か所

仮設 損料
SKXエルボφ20P 4ヶ
SKX片落ちソケットφ20P×φ13V 2ヶ
SKソケットφ13V

PEワンタッチ継手用パッキンφ50
PEソケットφ50PE
PEエルボφ50PE 2ヶ
PE片落ちソケットφ50PE×φ40V
1か所

仮設 損料
SKXエルボφ50PE 4ヶ
SKX片落ちソケットφ50PE×φ40V 2ヶ
SKソケットφ50V


河崎公民館

断面図

縮尺 1/50

4-4'

3.50 4.40

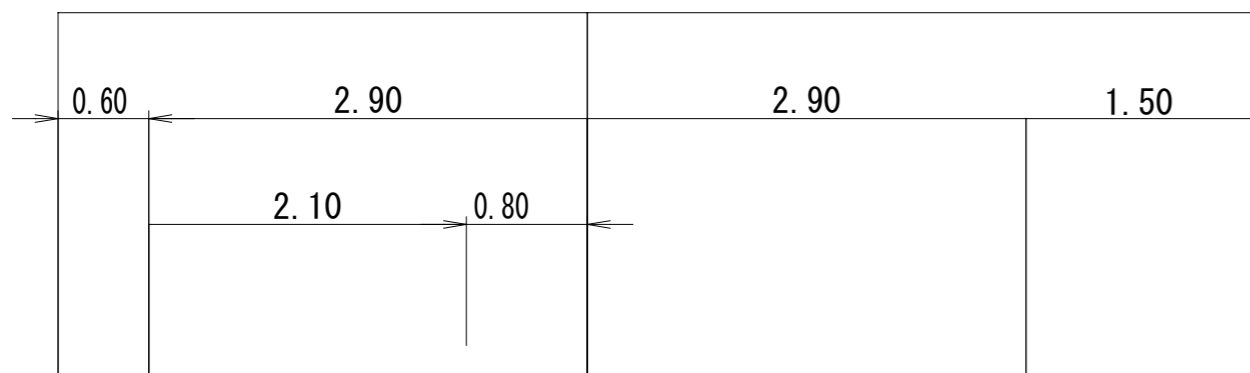

PEワンタッチ継手用パッキンφ20
PE分ソケットφ20PE
PEエルボφ20 2ヶ
4か所

仮設 損料
SKXエルボφ20PE 4ヶ
SKソケットφ20PE

PEワンタッチ継手用パッキンφ25
PEソケットφ25PE
PEエルボφ25PE
PE片落ちエルボφ25PE×φ25V
1か所


仮設 損料
SKXエルボφ25PE 2ヶ
SKX片落ちエルボφ25PE×φ25V 2ヶ
SKソケットφ25V

PEワンタッチ継手用パッキンφ20
PEソケットφ20PE
PE片落ちソケットφ20PE×φ13V
3か所

仮設 損料
SKXエルボφ20P 4ヶ
SKX片落ちソケットφ20P×φ13V 2ヶ
SKソケットφ13V

歩道

給水管切廻し工事
本設・仮設

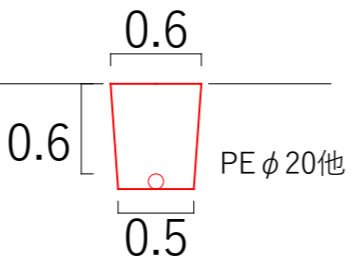



PEワンタッチ継手用パッキンφ20
PEソケットφ20PE
PE片落ちソケットφ20PE×φ13V
3か所

仮設 損料
SKXエルボφ20P 4ヶ
SKX片落ちソケットφ20P×φ13V 2ヶ
SKソケットφ13V

139081
(川上裕貴)
(川上愛里)

補助

起債

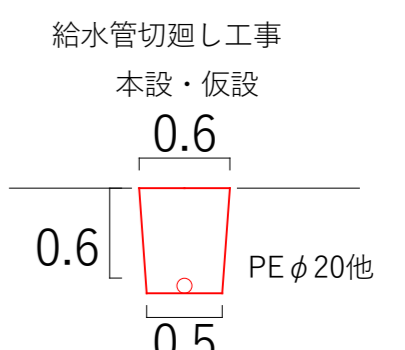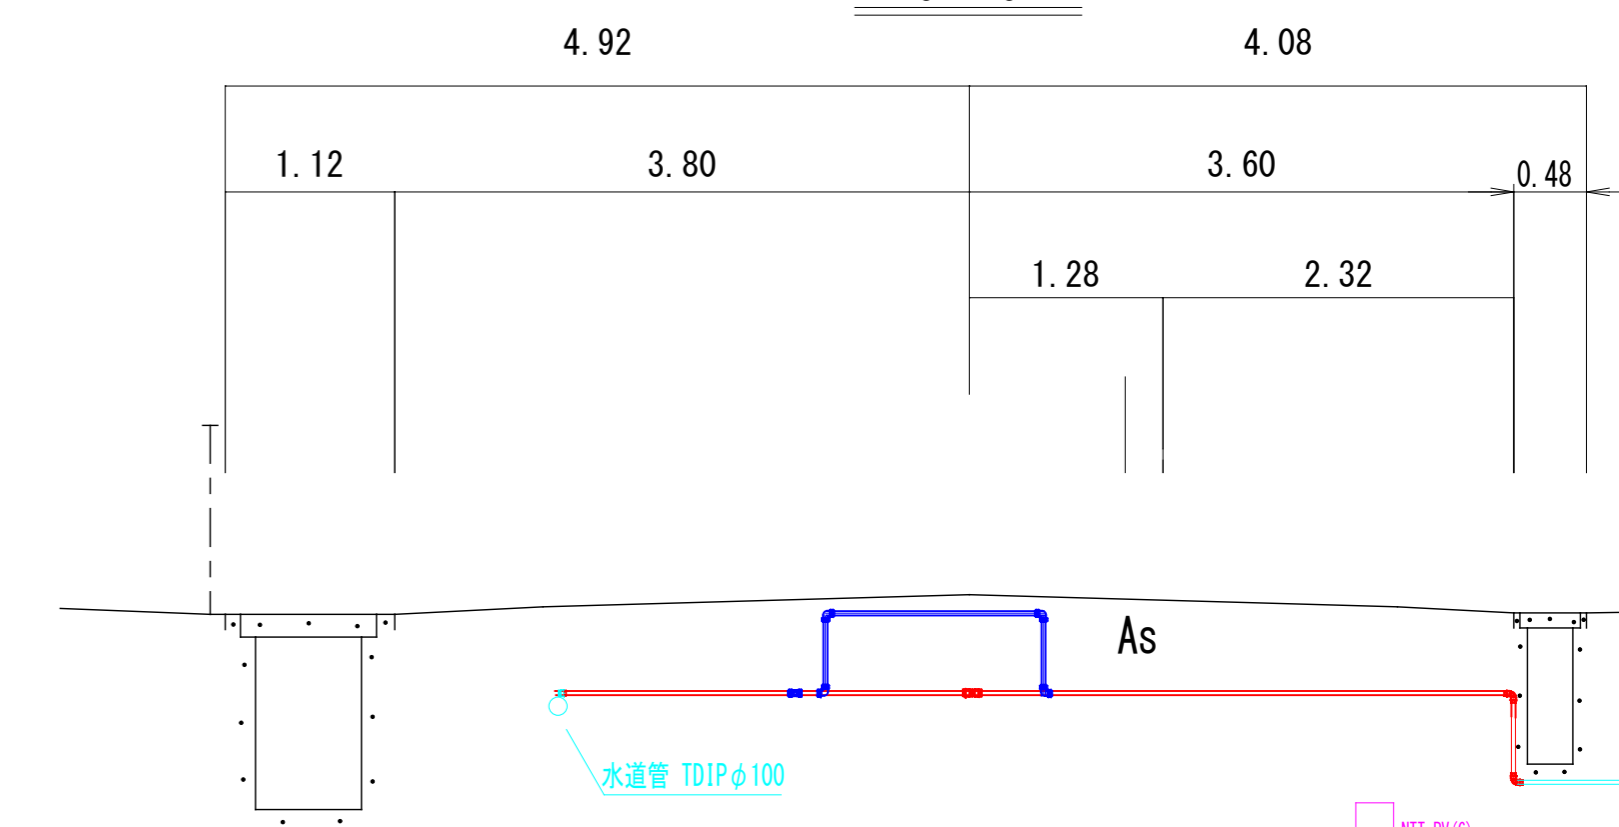

工事名	河崎枝線その28に伴う配水管布設替工事		
配管図	072	工事番号	15
図面番号	3/3	設計年月日	令和8年5月 日
設計年月日	令和8年5月 日	完成年月日	令和 年 月 日
米子市上下水道局設計監理課			