


施工箇所


断面図 縮尺1/50

F - F'

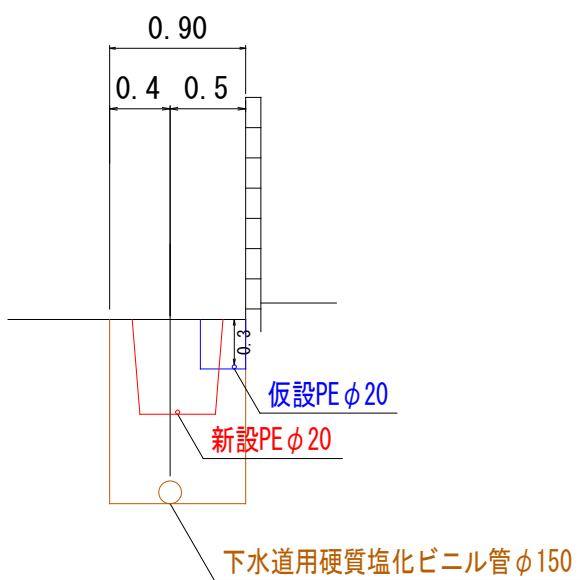


断面図 縮尺1/50

D - D'

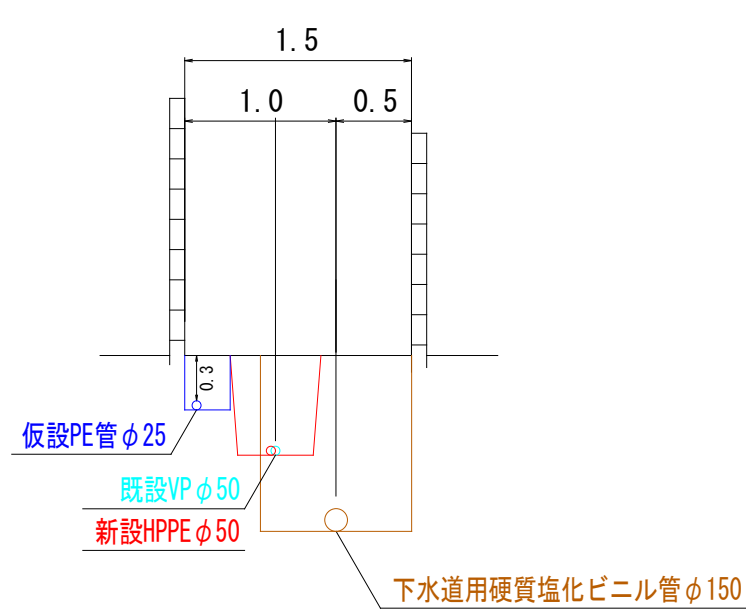


断面図 縮尺1/50

B - B'

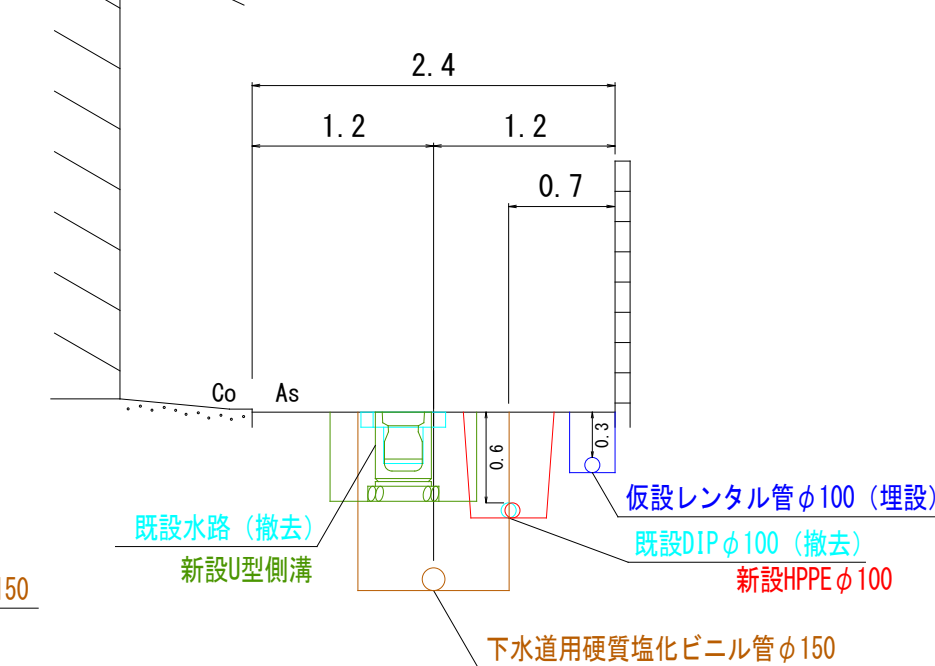


断面図 縮尺1/50

C - C'

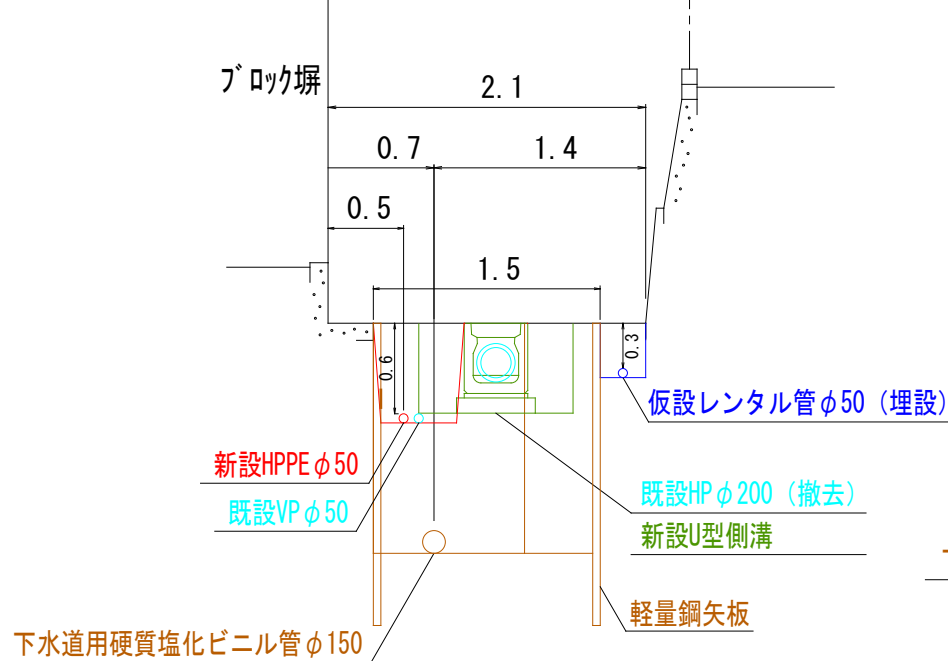


断面図 縮尺1/50



A - A'

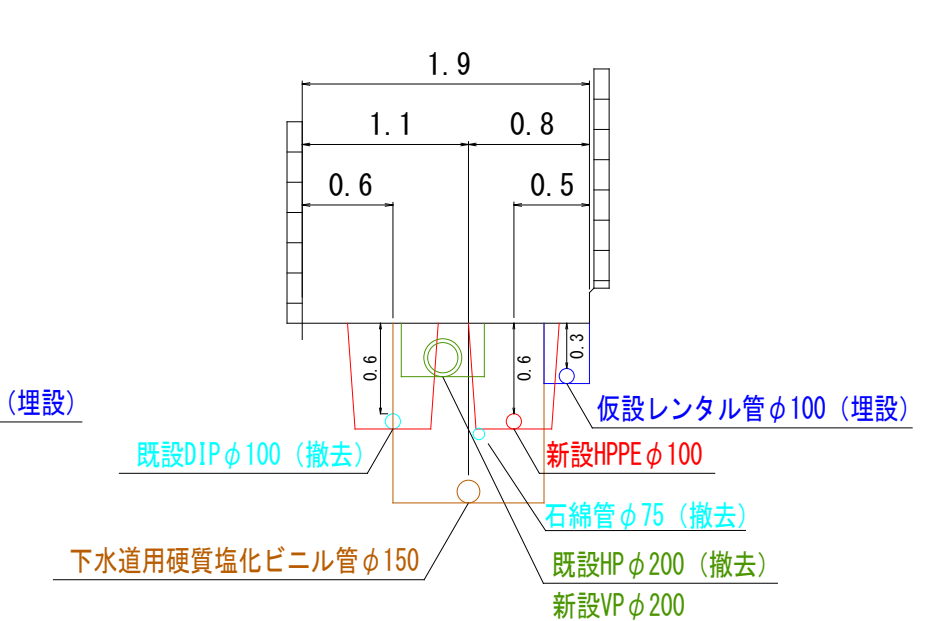


G - G'

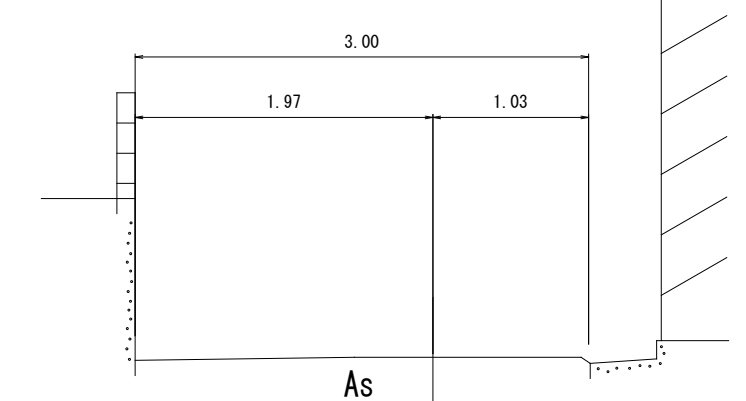

平面図 縮尺1/500

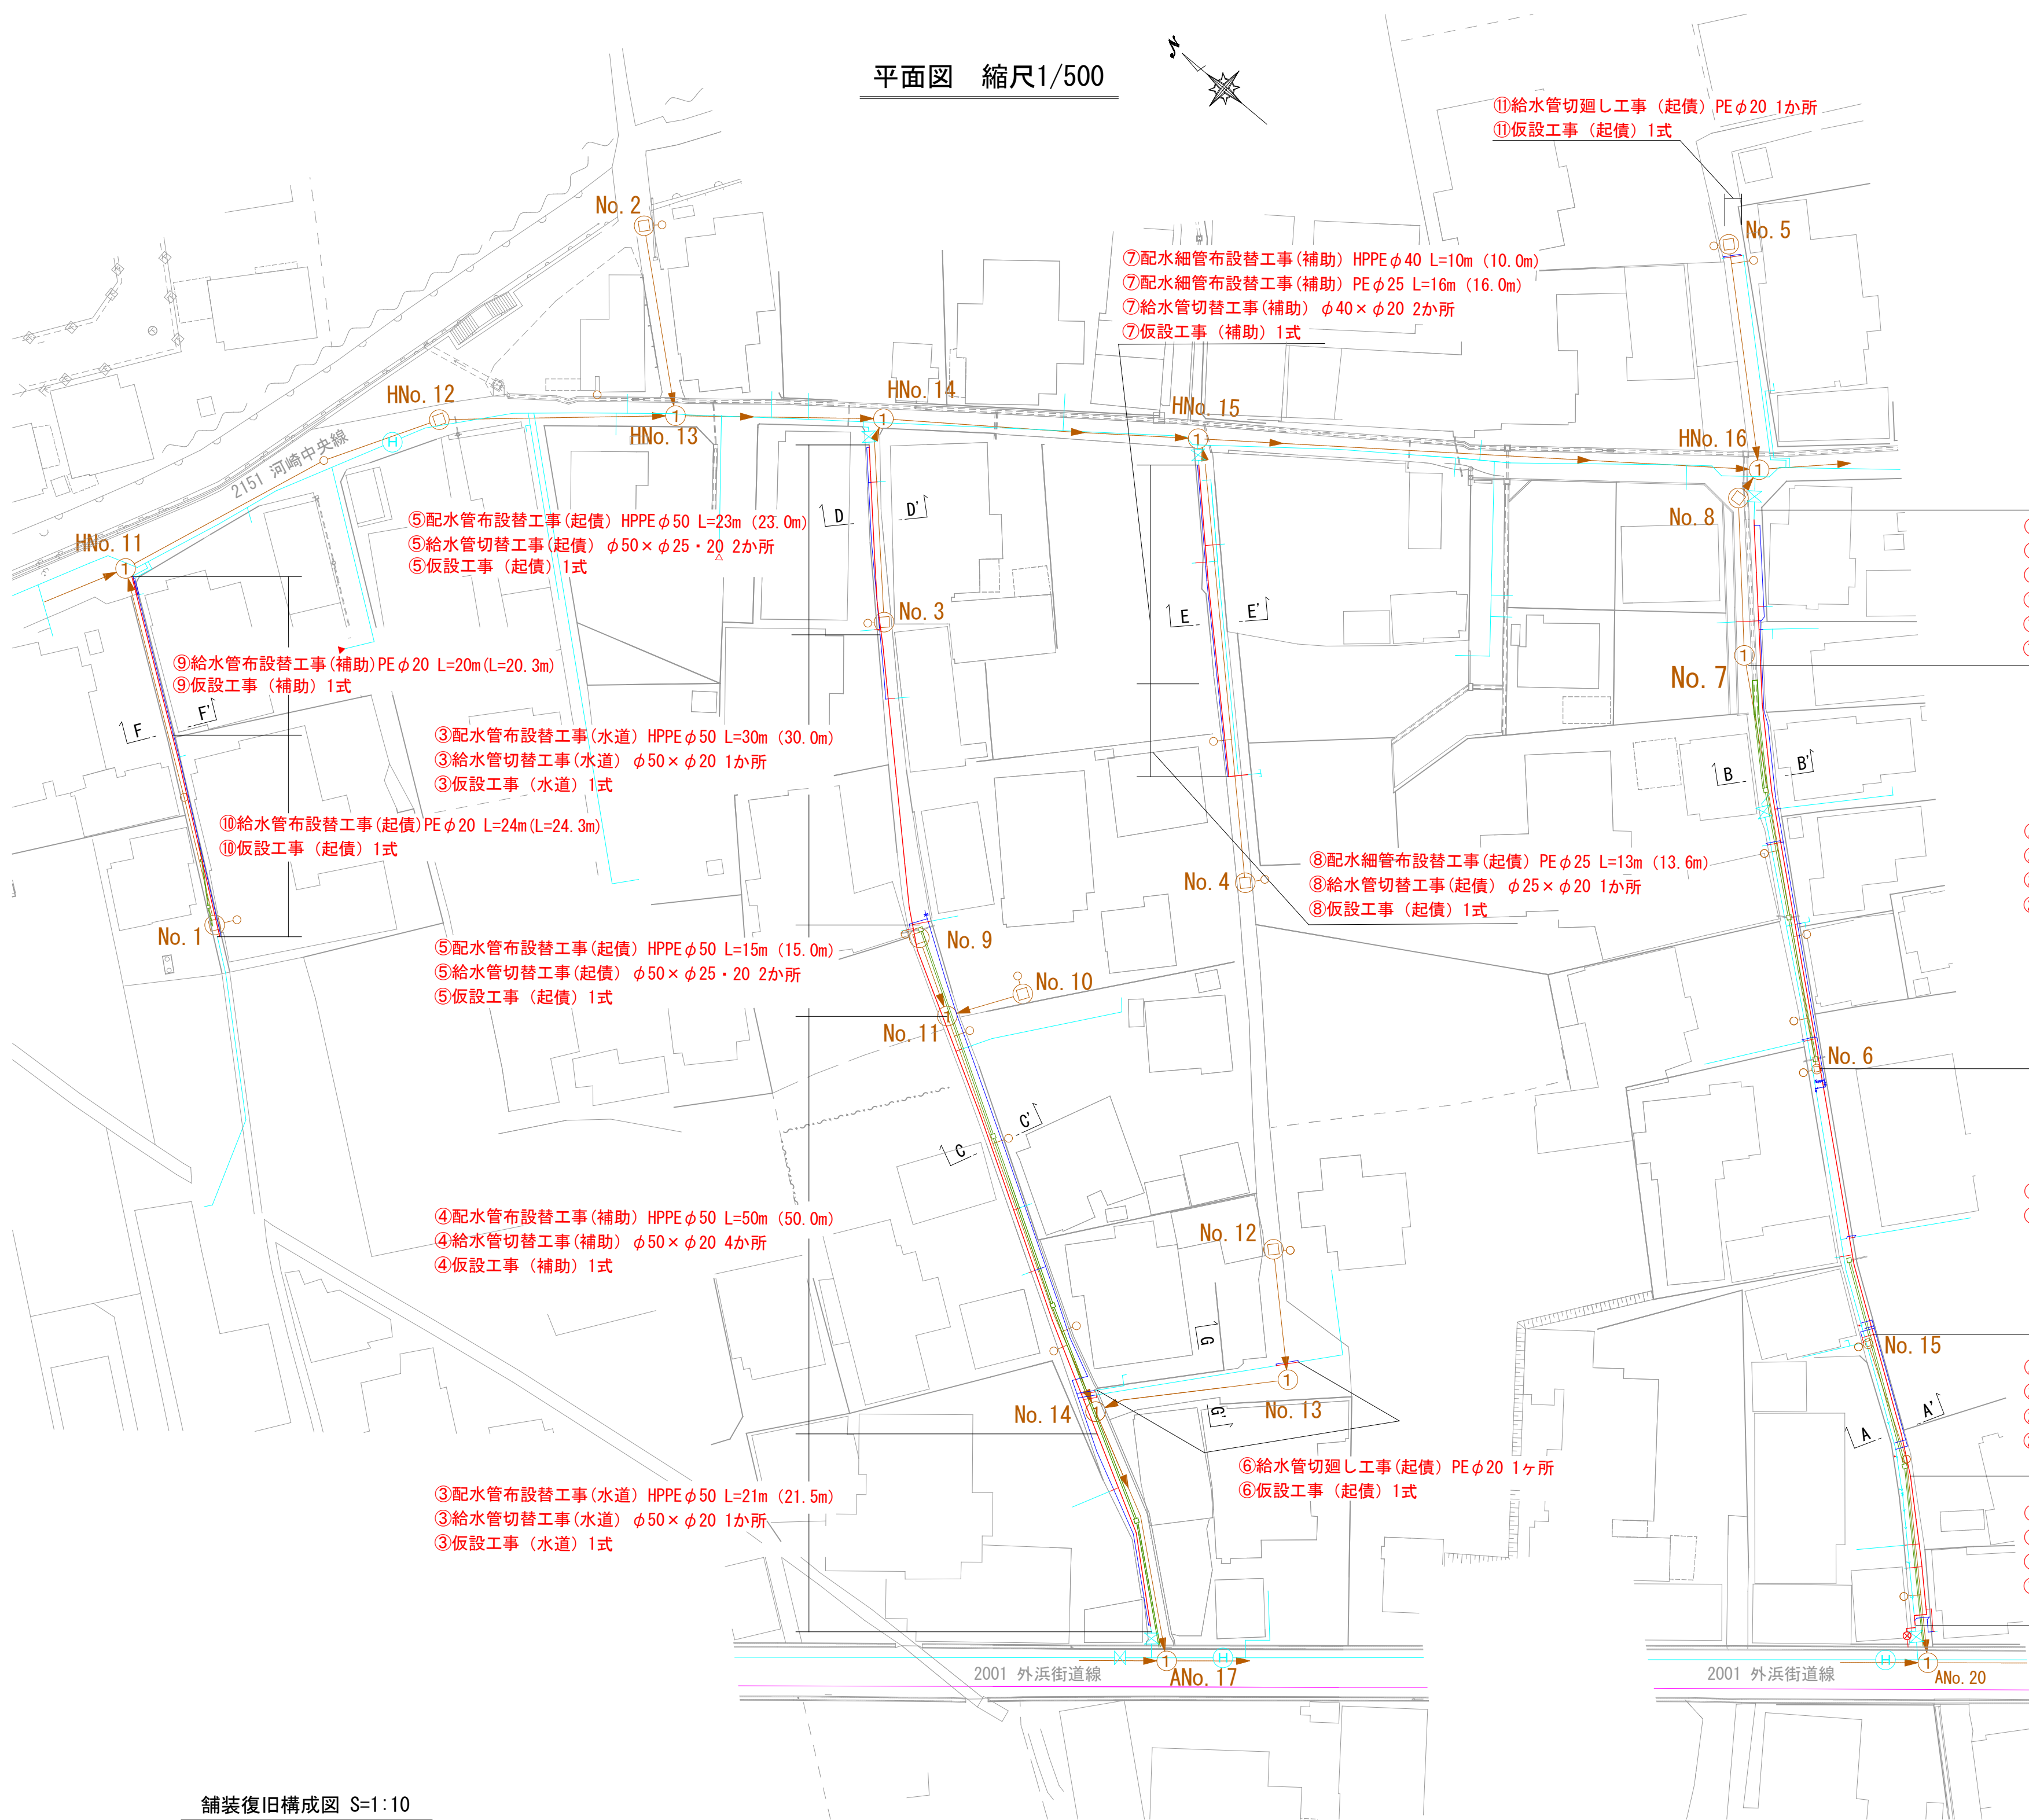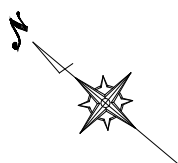

舗装復旧構成図 S=1:10

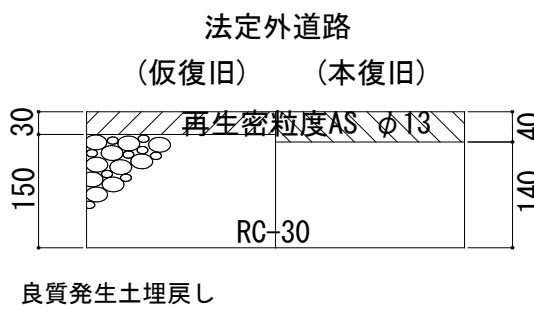

※本復旧は下水道整備課施工

工事名	河崎枝線その24に伴う配水管布設替工事			
配管図	60, 72			
図面番号	1/4	整理番号	R8-22	
設計年月日	令和 8 年 7 月 日			
完成年月日	令和 年 月 日			
米子市上下水道局水道設計監理課				

仮設

- ①仮設工事（補助）1式
①铸铁管処分（水道）1式
②仮設工事（起債）1式
②铸铁管処分（起債）1式

サドル分水栓（DIP用）φ100×φ50
SKX分止水栓用ソケットφ50PE（損料）
SKX片落ちソケットφ50PE×φ50（損料）
鉄蓋2号・歩道（損料）×2
PEφ50（0.3m）

マルチジョイントφ100
受け×受けφ100
エルボφ100×2
フレキ管φ100
ボールバルブφ100
チーズφ100×φ50
ボールバルブφ50
ブレンエンドφ50

離脱防止金具T型φ100

マルチジョイントφ100
受け×受けφ100
フレキ管φ100
エルボφ100×2
ボールバルブφ100
チーズφ100×φ50
ボールバルブφ50
ブレンエンドφ50

サドル分水栓（DIP用）φ100×φ50（損料）
SKX分止水栓用ソケットφ50PE（損料）
SKX片落ちソケットφ50PE×φ50（損料）
鉄蓋2号・歩道（損料）×2
PPφ50（0.5m）

マルチジョイントφ100
エルボφ100×2
フレキ管φ100
ボールバルブφ100
チーズφ100×φ50
ボールバルブφ50
ブレンエンドφ50

離脱防止金具T型φ100

SKX片落ちエルボφ50V×φ50（損料）
鉄蓋2号・歩道（損料）×2
VPφ50（0.3m）

マルチジョイントφ100
エルボφ100×2
フレキ管φ100
ボールバルブφ100
チーズφ100×φ50
ボールバルブφ50
ブレンエンドφ50

①配水管布設替工事（水道）HPPEφ100 L=57m（57.6m）

①給水管切替工事（水道）φ100×φ20 4か所

①給水管切替工事（補助）φ100×φ20 1か所

②配水管布設替工事（起債）HPPEφ100 L=70m（70.0m）

②給水管切替工事（起債）φ100×φ20 5か所

PCジョイントφ100（インコア×1）
PPジョイントφ100（インコア×2）
P管帽φ100（損料）
PVジョイントφ100（損料）
DVエルボφ100（損料）×2
VUφ100



本設

PPジョイントφ100×2（インコア×4）
EF両受ベンドφ100×90°×2



一体型サドル分水栓（HPPE用）φ100×φ50
PEエルボφ50
ゲートバルブ φ50（ロング）
（2号・車道・排水弁表示 H=0.6）
SKXバルブソケットφ50×2
TSエルボφ50×2
TSソケット φ50

サドル分水栓（HPPE用）φ100×φ50
SKX分止水栓用ソケットφ50PE（損料）
SKXバルブソケット φ50PE×3（損料）
ゲートバルブ φ50（損料）
鉄蓋2号・歩道（損料）
SKXエルボ φ50PE（損料）
P管帽φ100（損料）

仮設

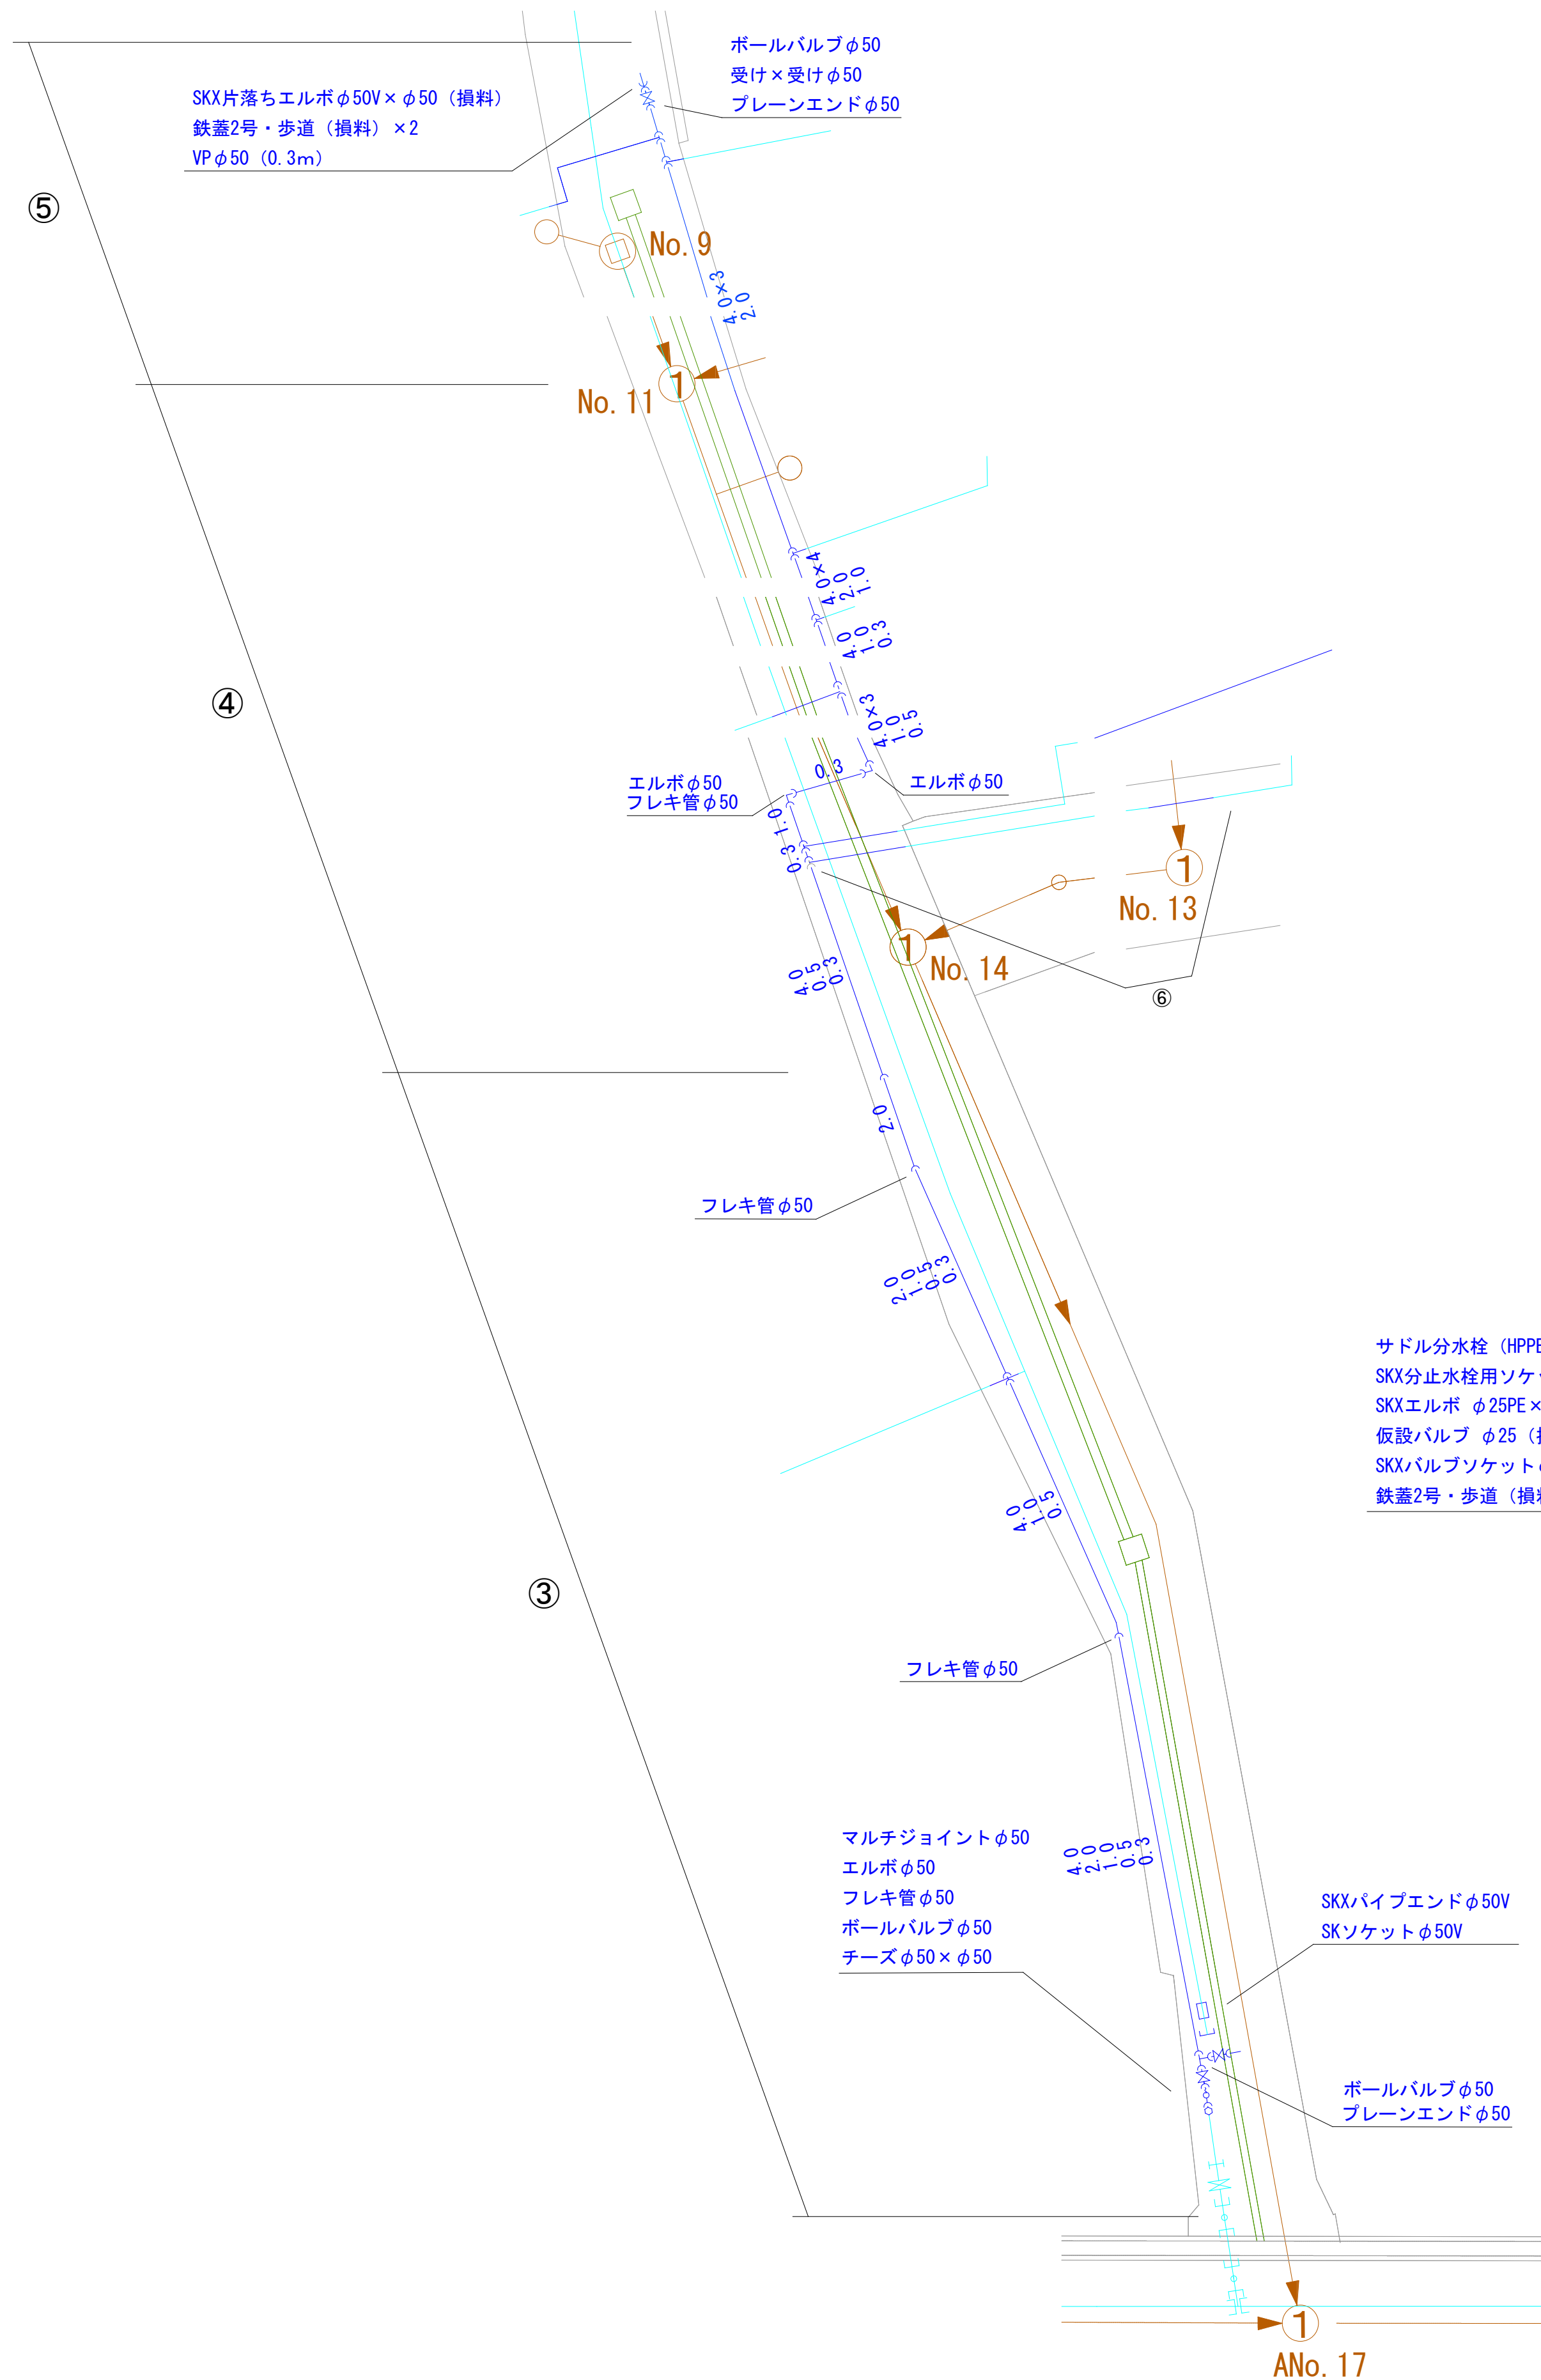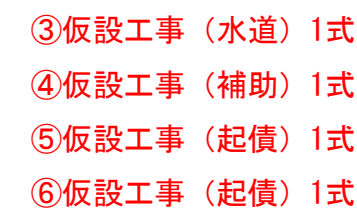


本設

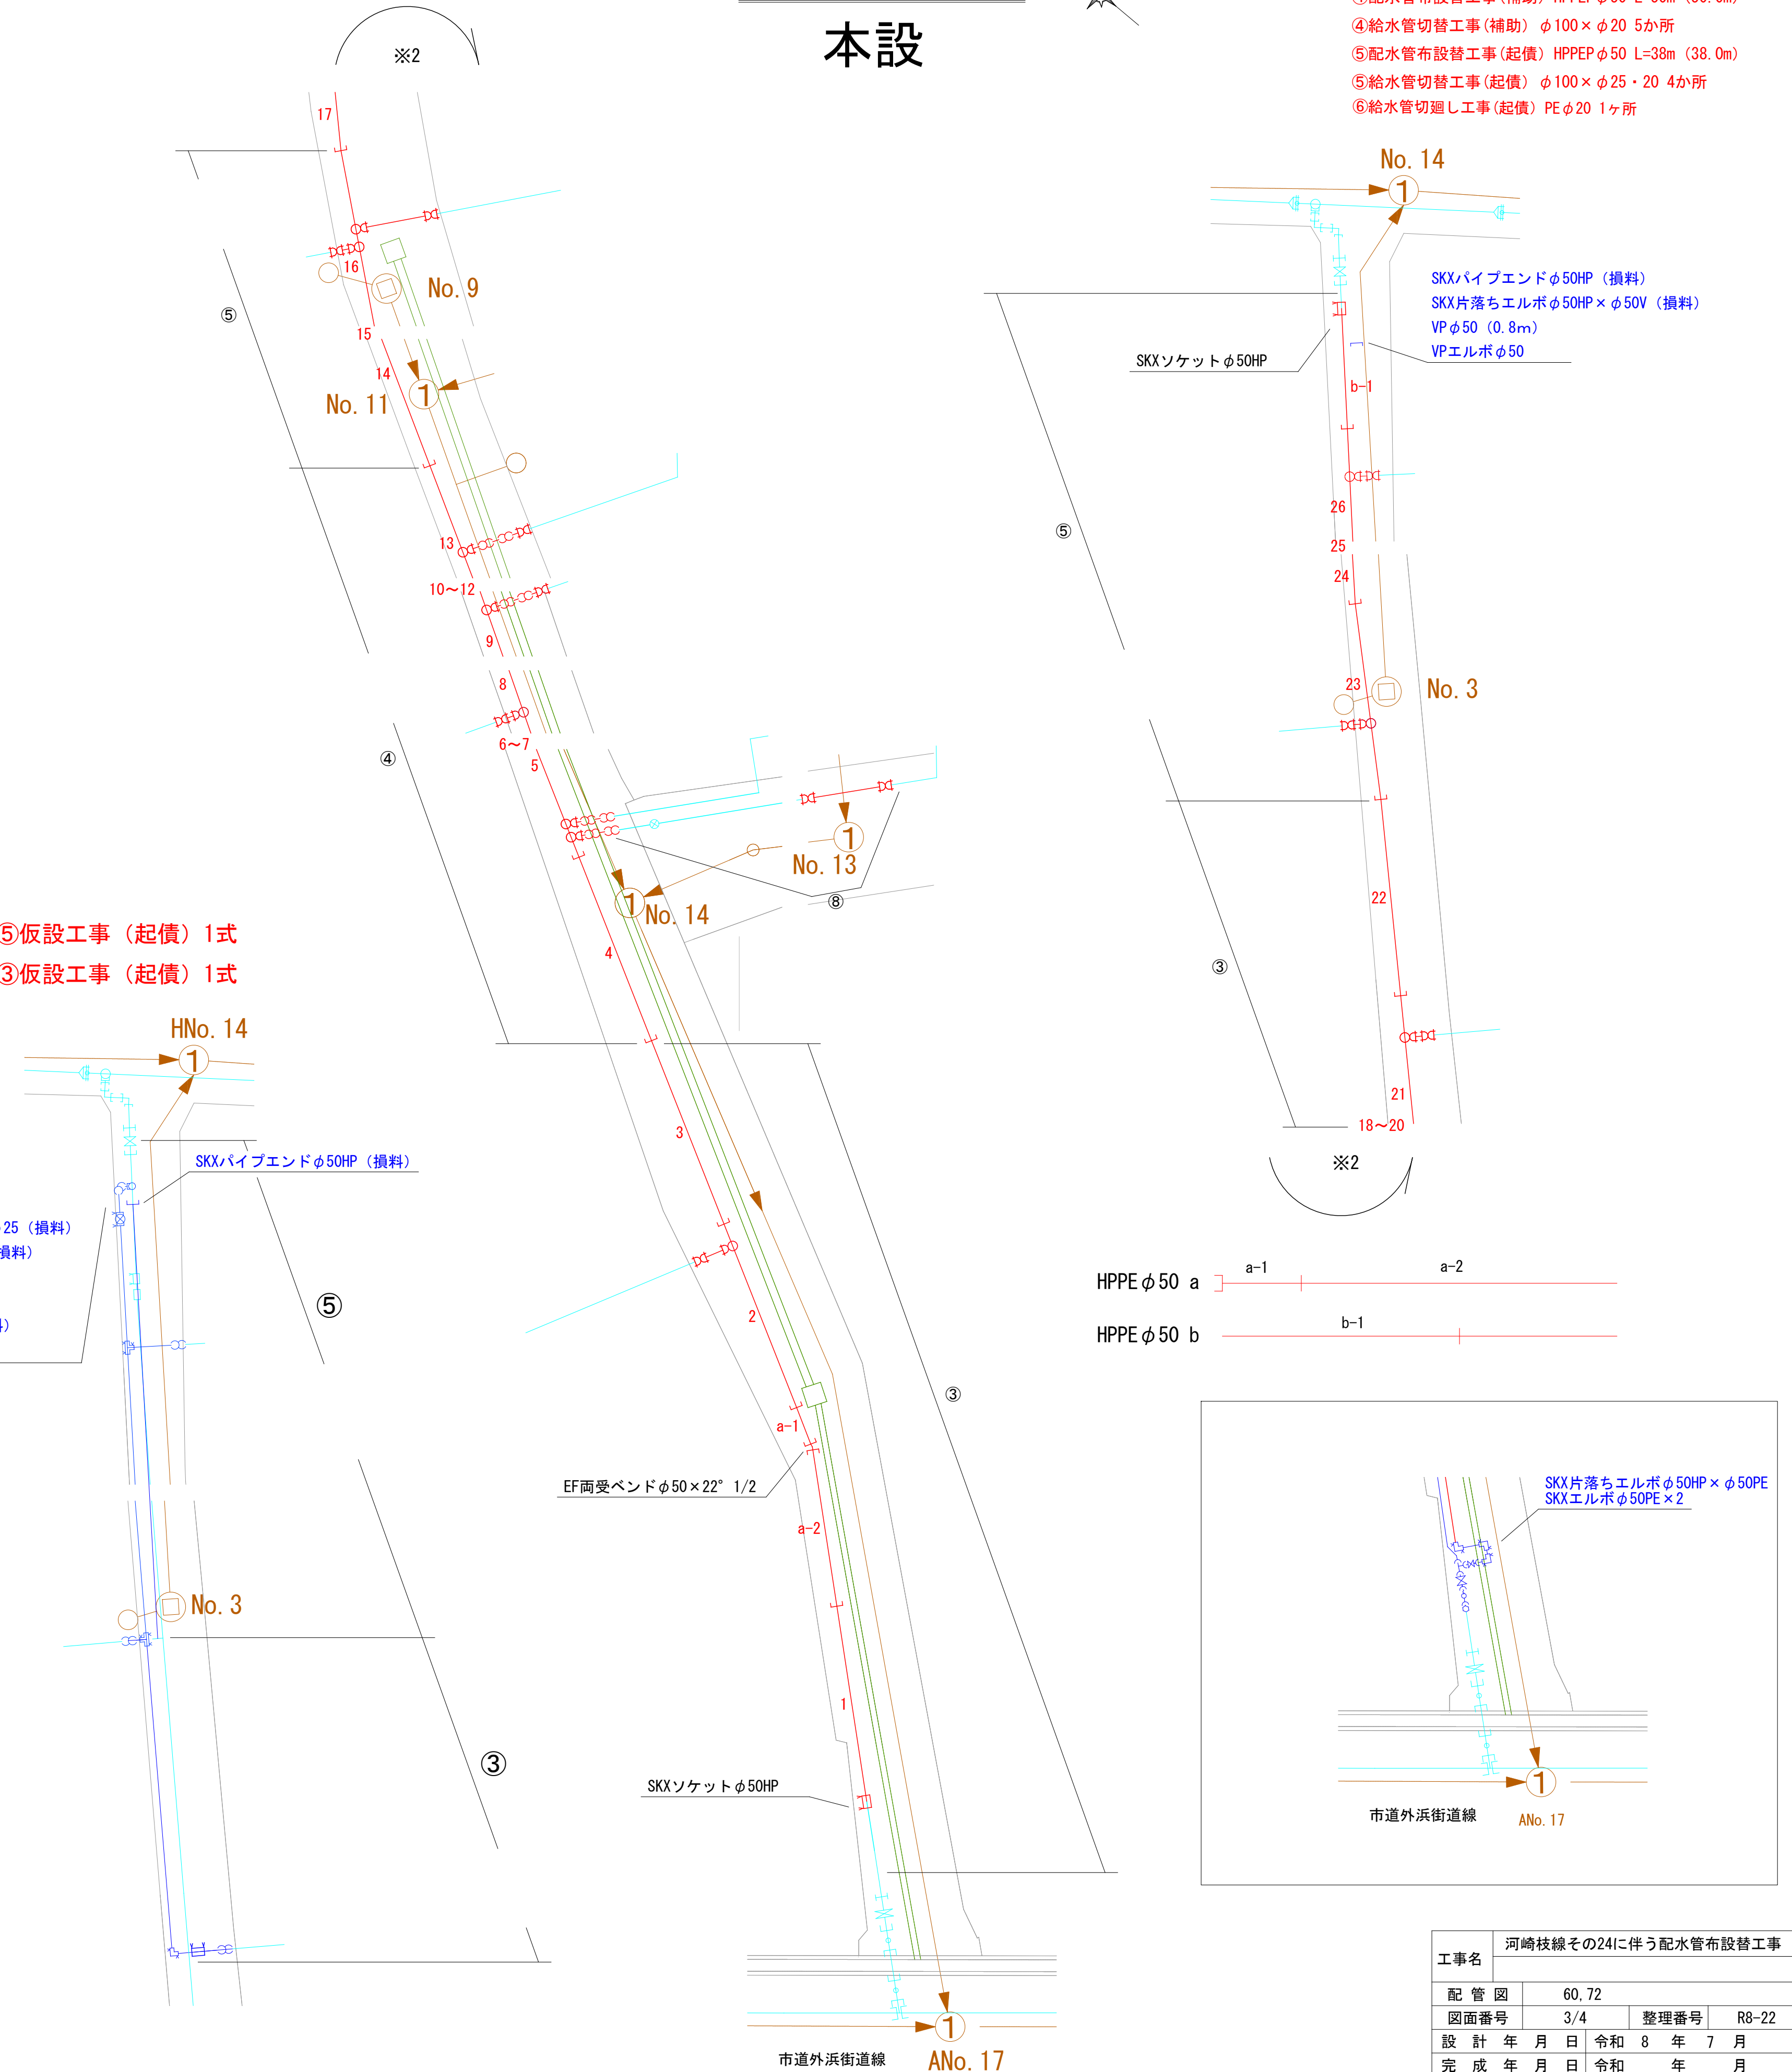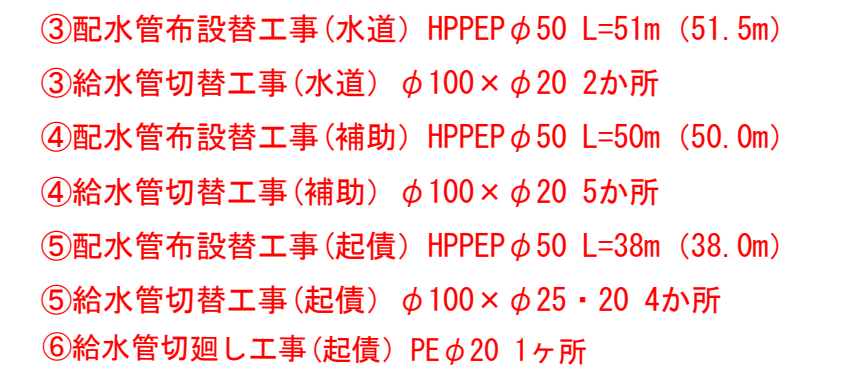


工事名	河崎枝線その24に伴う配水管布設替工事									
	配管図		60.72							
図面番号		3/4		整理番号			R8-22			
設計	年	月	日	令和	8	年	7	月	日	
完成	年	月	日	令和	年	月	日			
米子市上下水道局水道設計監理課										


配管詳細図 縮尺1/100

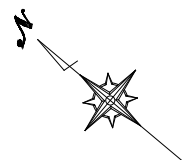


⑨仮設工事（補助）1式
⑩仮設工事（起債）1式

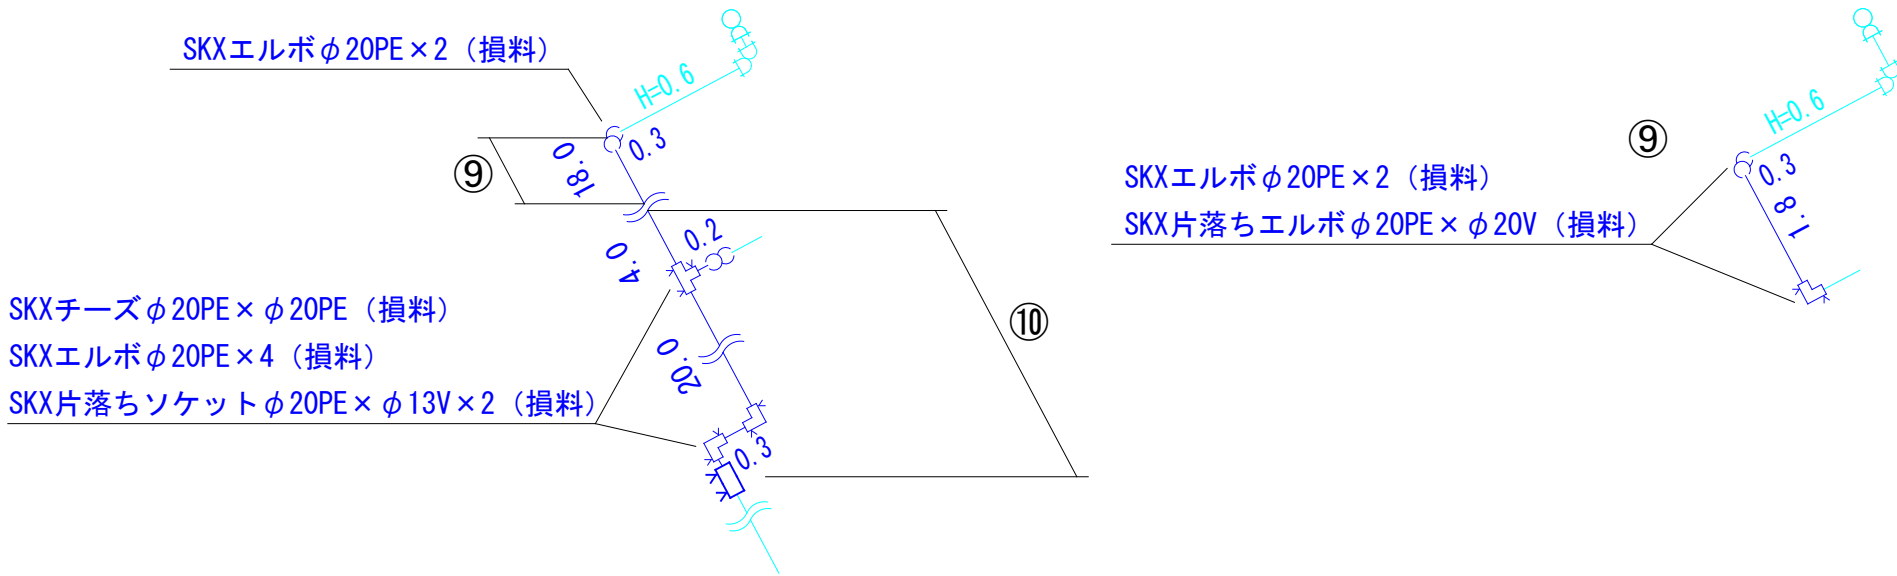


⑨給水管布設替工事(補助)PEφ20 L=20m (L=20.3m)
⑩給水管布設替工事(起債)PEφ20 L=24m (L=m)

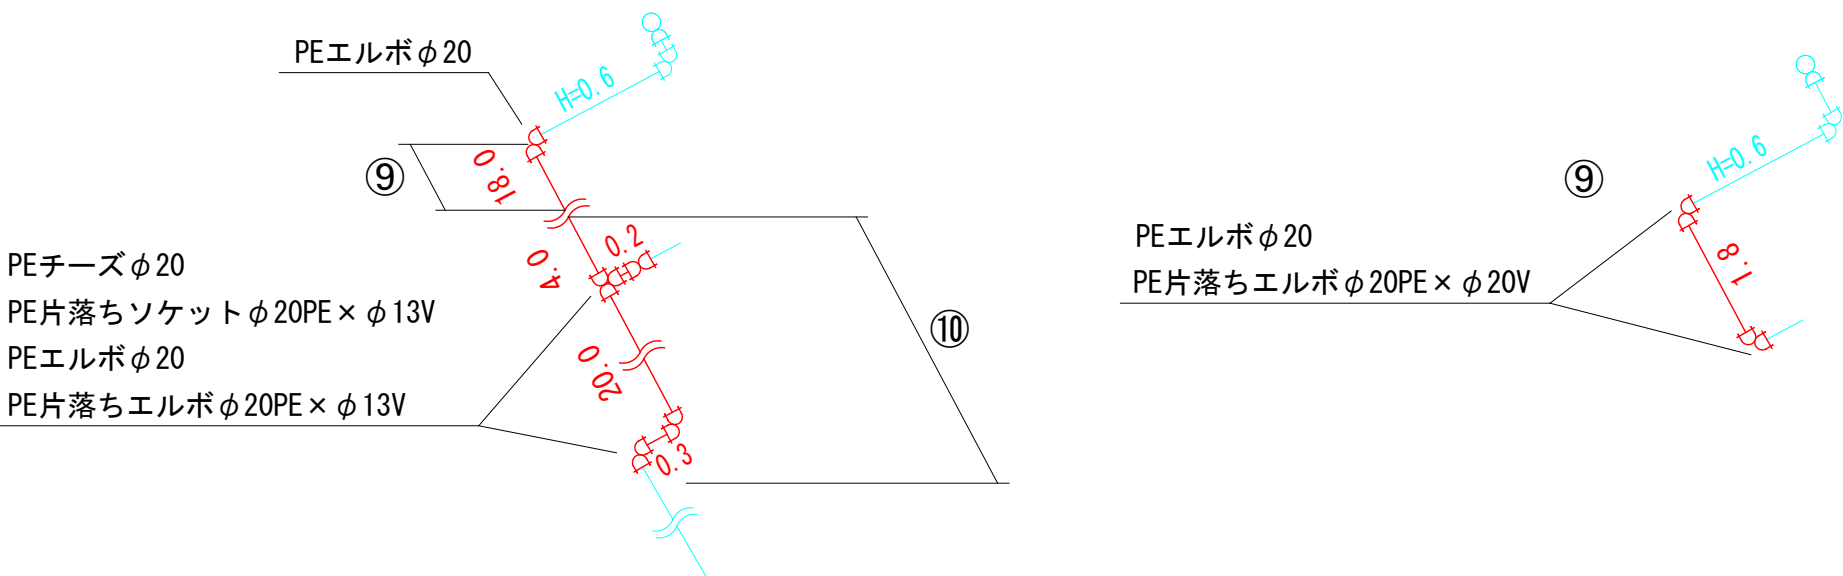

⑪給水管切廻し工事（起債）PEφ20 1か所

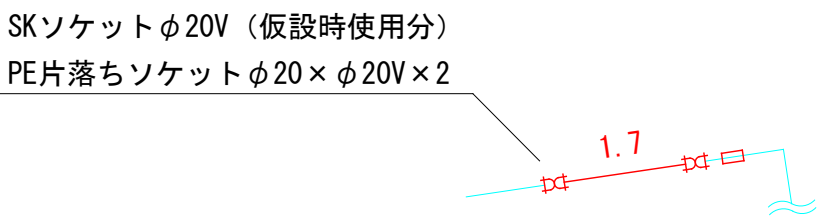


⑪仮設工事（起債）1式

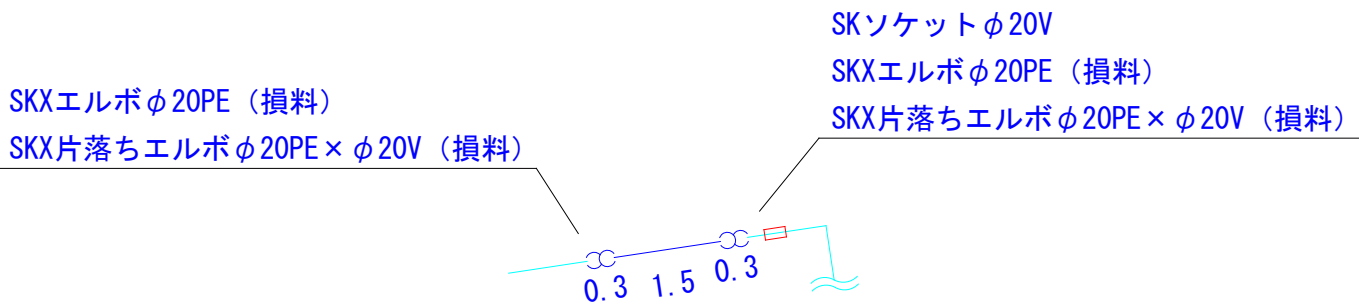


断面図 縮尺1/50

E -E'

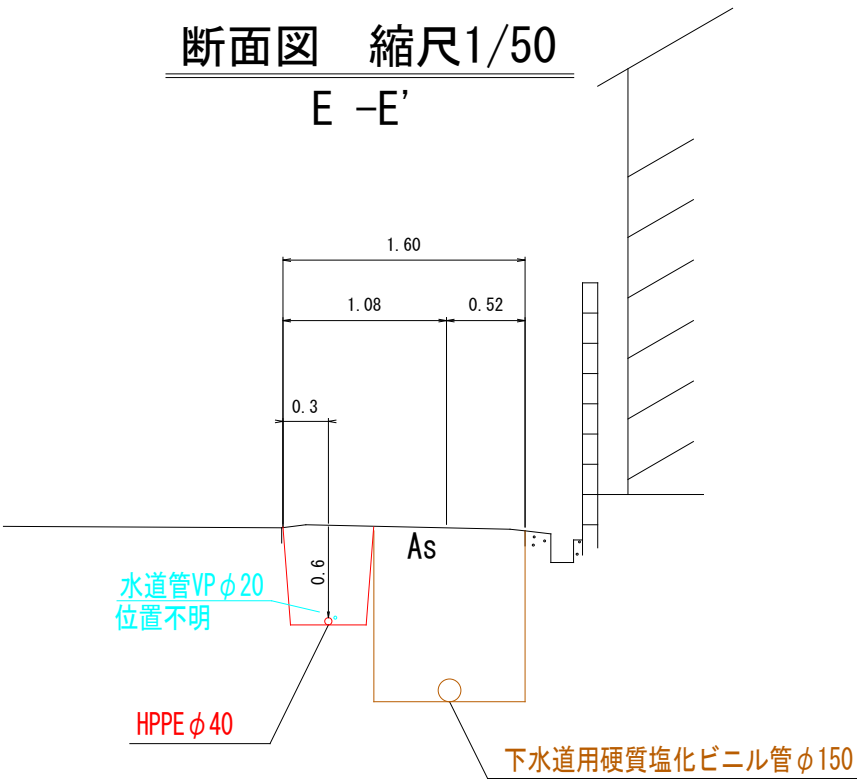

⑦配水細管布設替工事(補助) HPPEφ40 L=10m (00.0m)
⑦配水細管布設替工事(補助) PEφ25 L=16m (00.0m)
⑦給水管切替工事(補助) φ40×φ20 2か所
⑧配水細管布設替工事(起債) PEφ25 L=13m (13.6m)
⑧給水管切替工事(起債) φ25×φ20 1か所

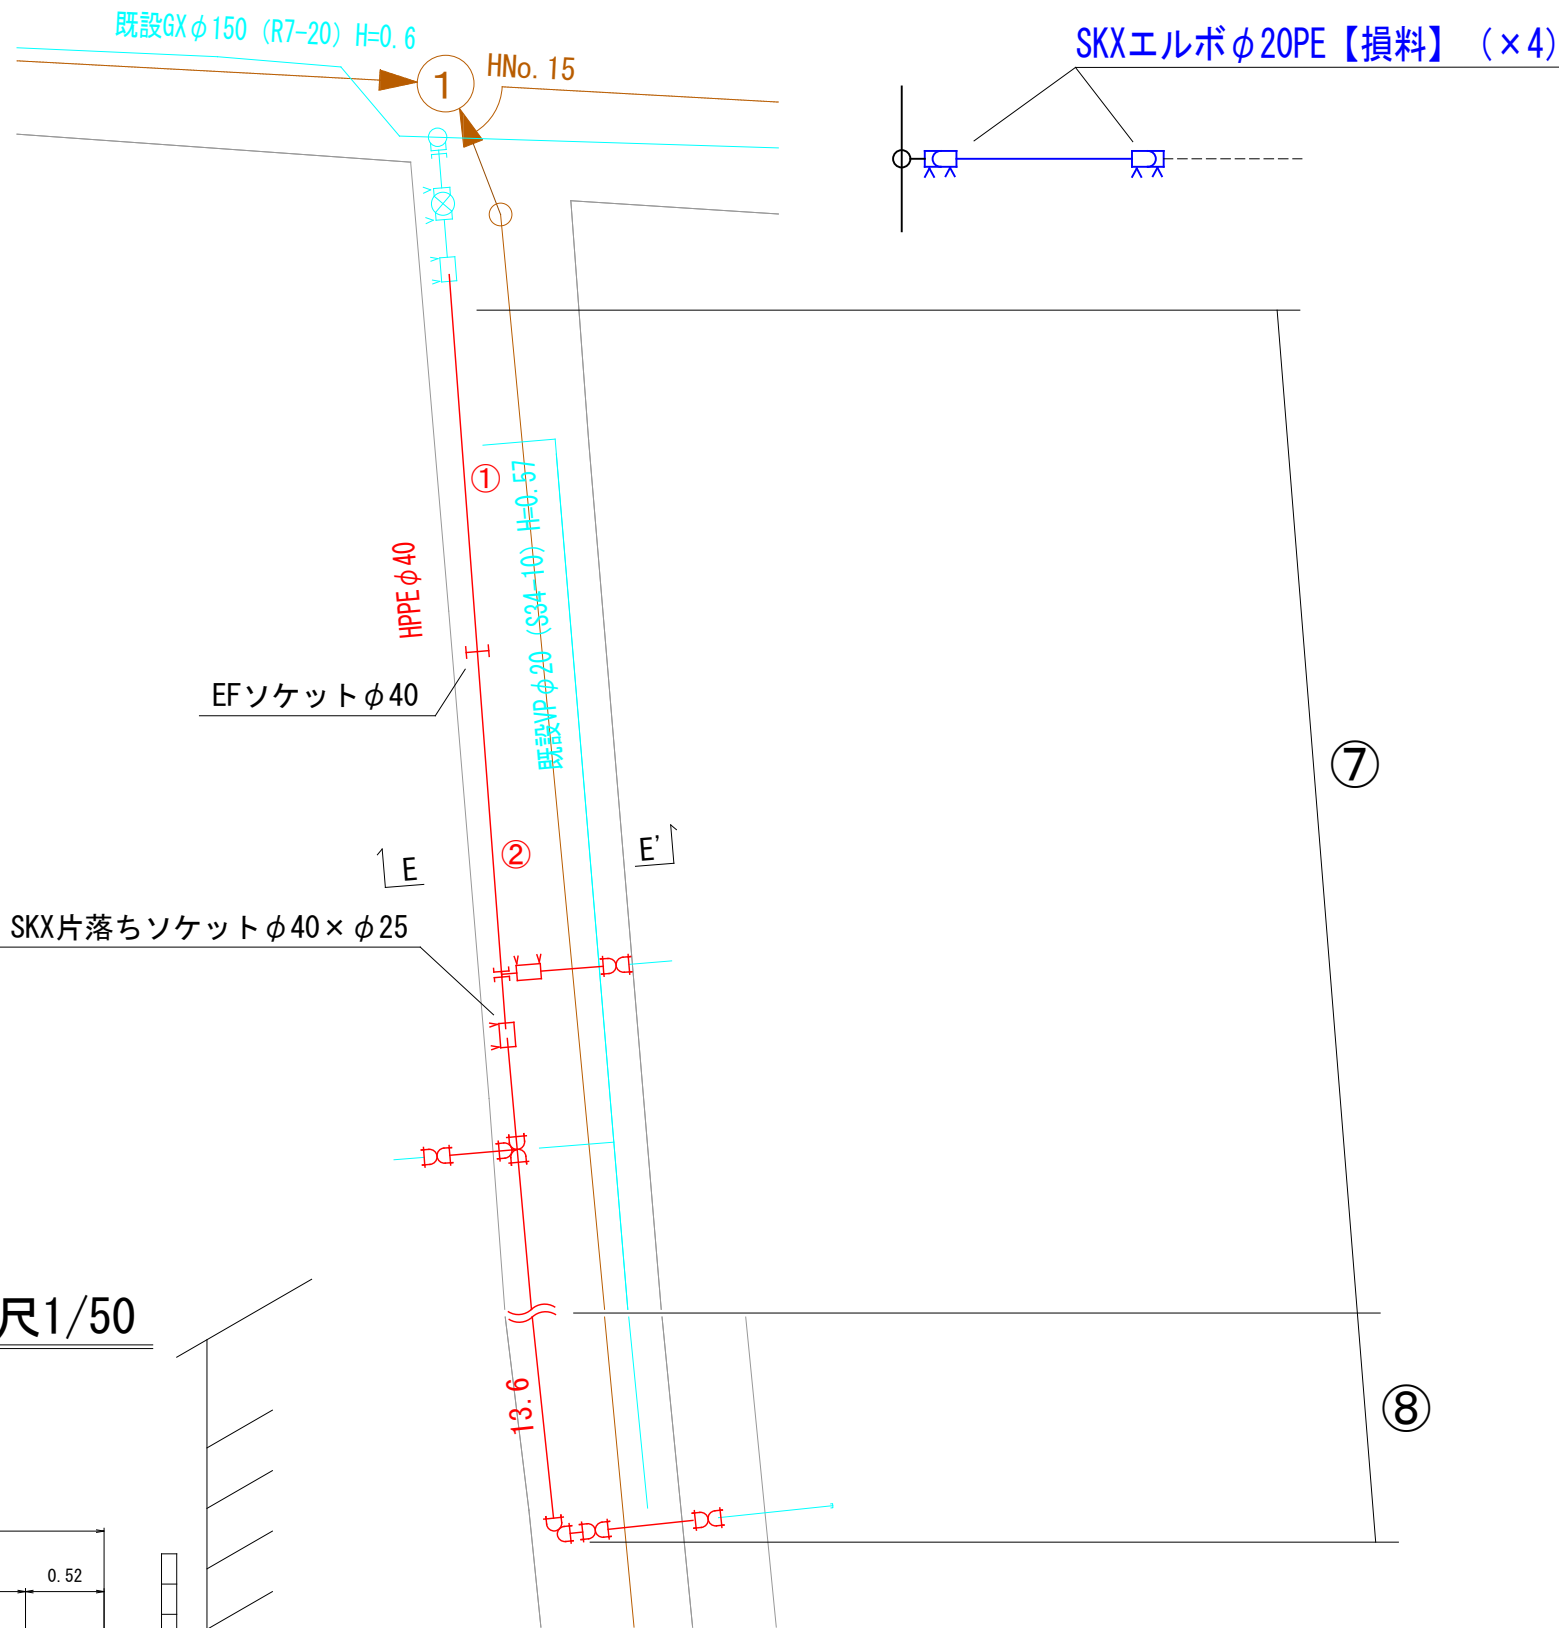

工事名	河崎枝線その24に伴う配水管布設替工事									
配管図	60, 72									
図面番号	4/4			整理番号			R8-22			
設計年月日	令和 8 年 7 月 日									
完成年月日	令和 年 月 日									
米子市上下水道局水道設計監理課										